


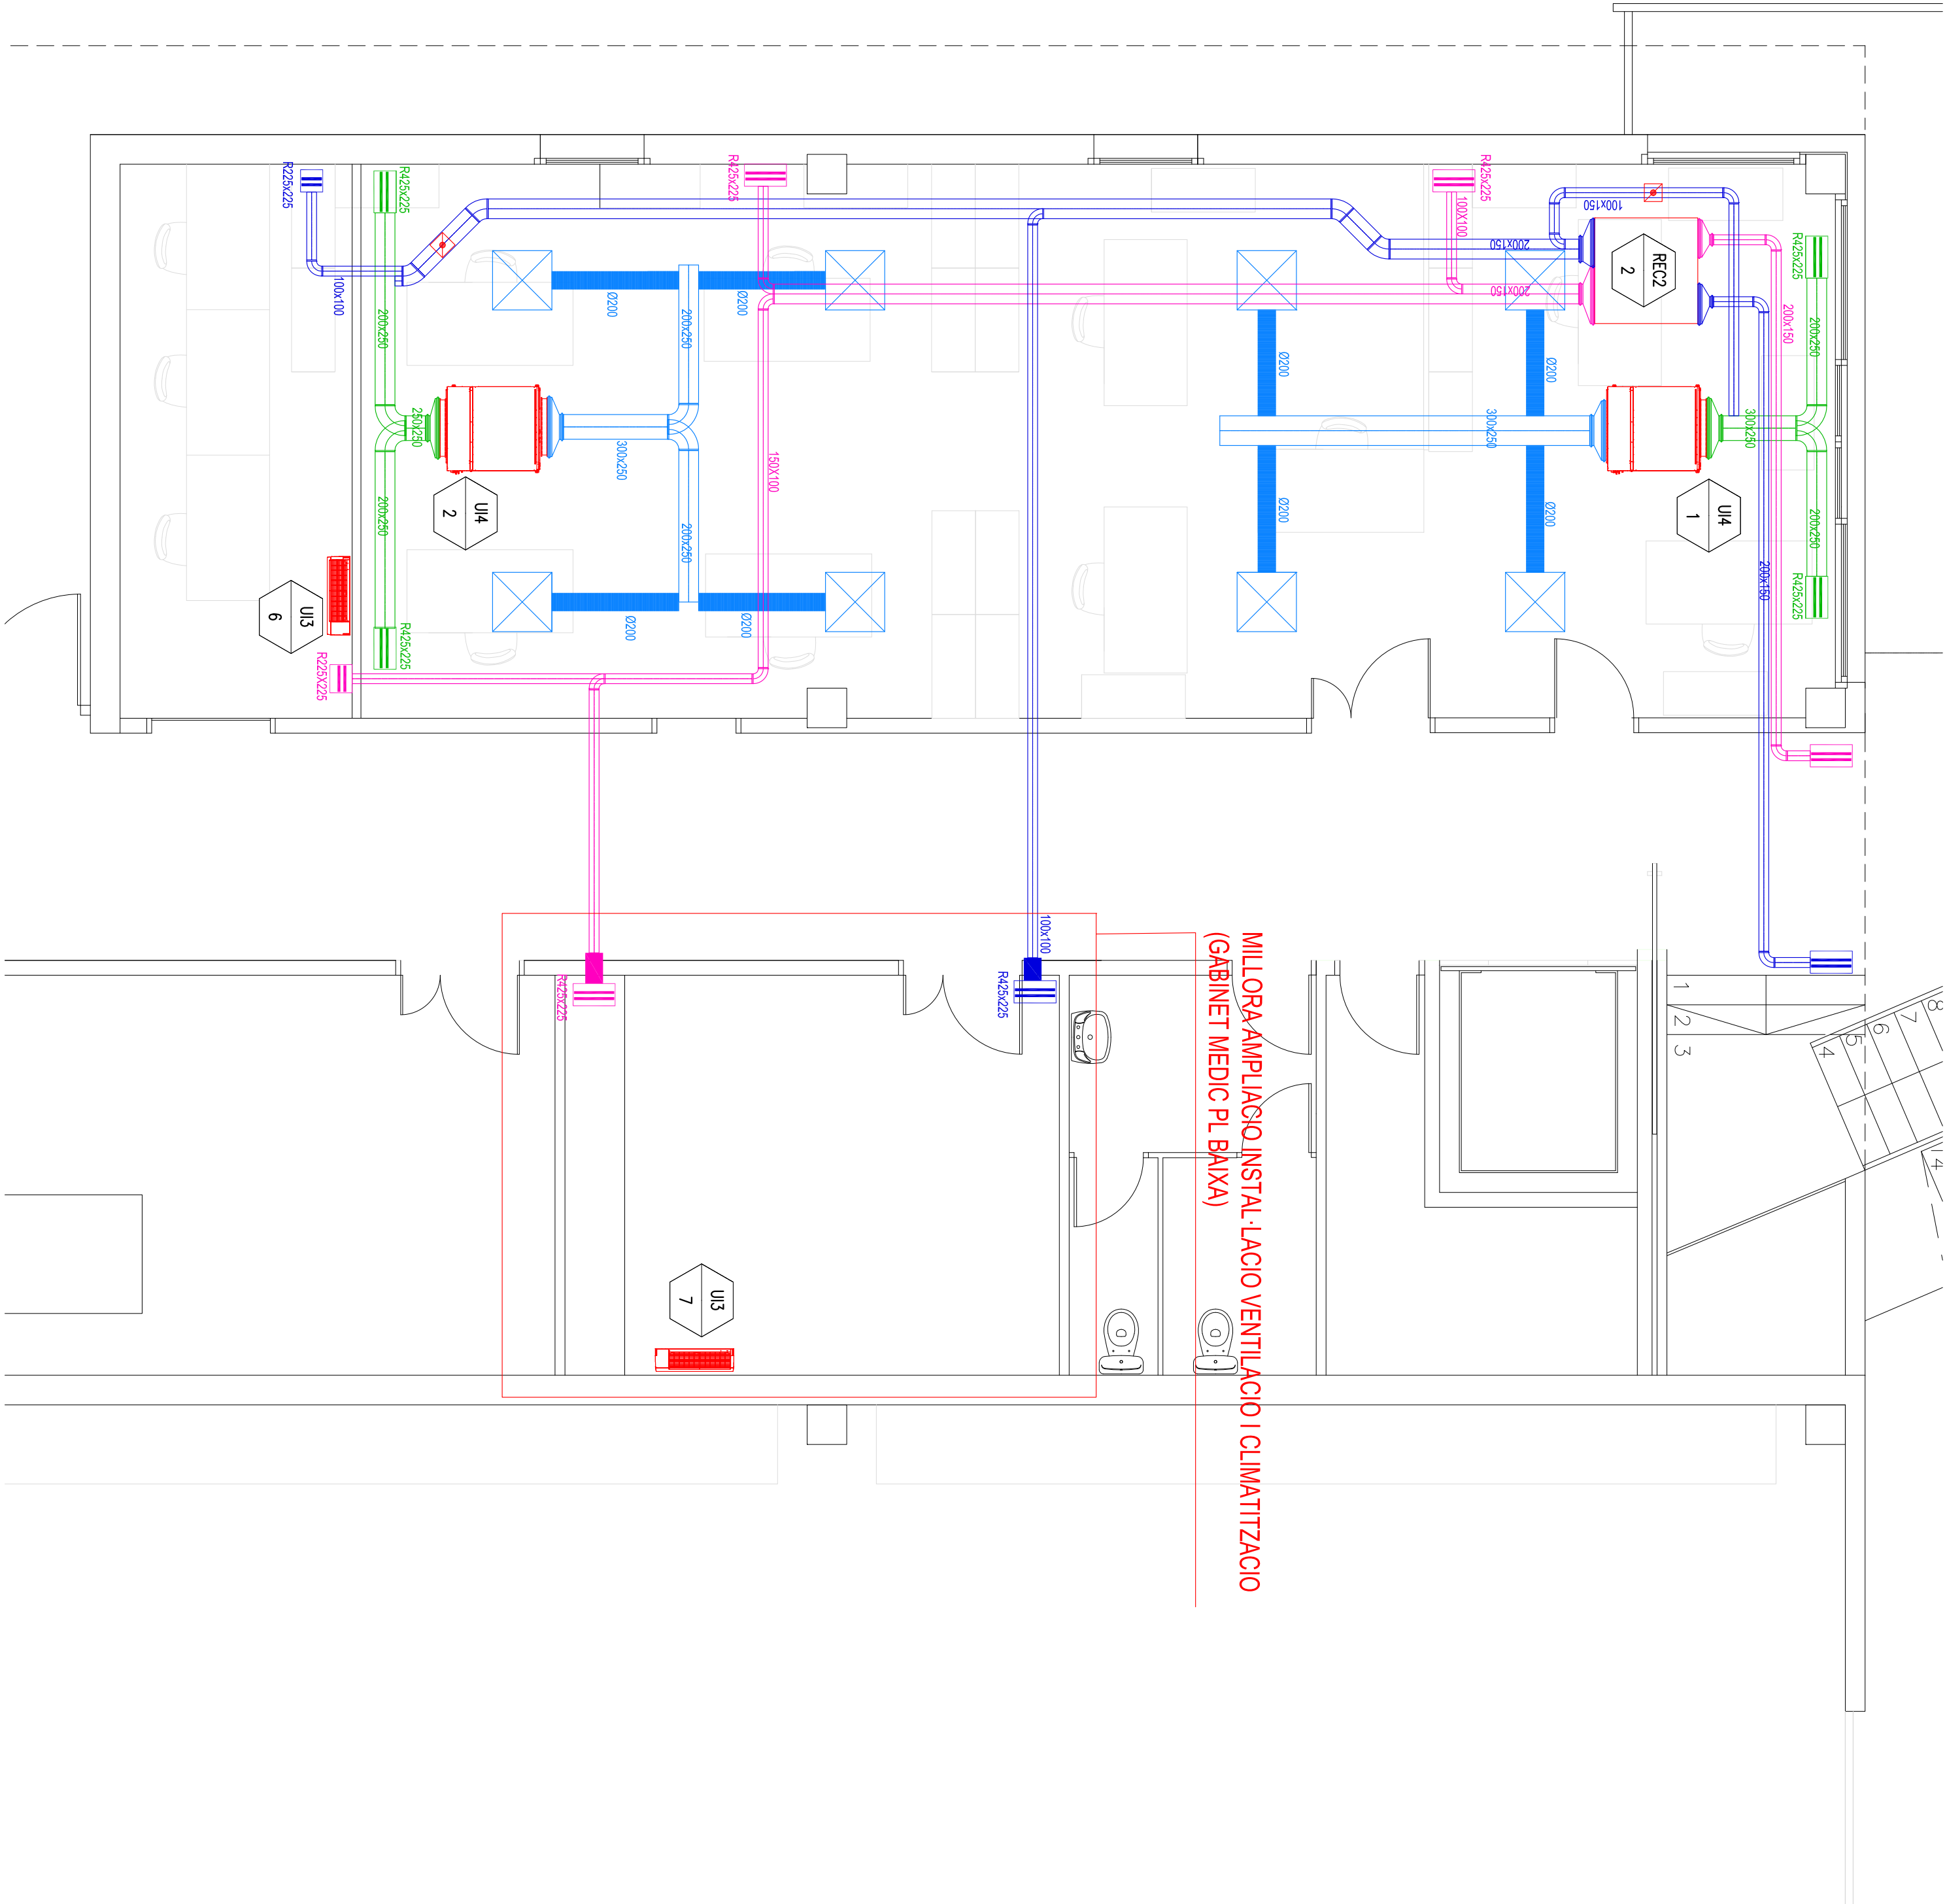

MILLORA AMPLIACIO INSTAL·LACIO VENTILACIO I CLIMATITZACIO
(GABINET MEDIC PL BAIXA)

10. PLANTA BAIXA

AIRE ACONDICIONADO LEYENDA

SYMBOL	ITEM
	Conducto Impulsi3n
	Conducto Retorno
	Conducto Aportaci3n
	Conducto Extracci3n
	Termostato
	Compuerta de Regulaci3n
	Difusor 60x60

ESCALA
1/100

TABEL·LA MAQUINARIA							NOTAS
SIMBOLO	MARCA	MODELO	Nº UNIDADES	CAUDAL AIRE (m³/h)	REFRIGERACI3N (kW)	CALEFACI3N (kW) (PIREZA) (kW)	
UI1	MODEA	MA172ZDHN-18AS	1260	9	0.1	2300150W	
UI2	MODEA	MA172ZDHN-18AS	1780	11.2	0.17	2300150W	
UI3	MODEA	MA26ZDHN-1M	417	2.8	0.010	2300150W	
UI4	MODEA	MA172ZDHN-18AS	1021	7.1	0.082	2300150W	
UI5	MODEA	MA18ZDHN-1C	1280	9	0.13	2300150W	
REC 1	SDOECA	RS170A-P-8EO S	850	-	0.46	2300150W	
REC 2	SDOECA	REP40	600	-	0.14	2300150W	
REC 3	SDOECA	RIS PECO 2500	2450	-	-	4000150W	
EX1	SDOECA	CABVAL 19184M %	1220	-	2	2300150W	

ESCALA
1/100

ACREDIT

INFORMER
VICTOR SALVANT MONTO
Col·laborador N.º 4.819

UNIDACI3N IMPROVACI3N

TITULAR

DESCRIPCI3N

LOCAL ACREDIT

Ajuntament de Gava
Governaci3n Mobilitat i
Manutenci3n de la Ciutat

PROJECTE
ECONOMIAZACI3N CLIMATITZACI3N
C/Plaça de la Font
08130 Gava (Barcelona) C/P.08850

MAQUINARIA PERSEC
INSTAL·LACI3N CLIMATITZACI3N
PLANTA BAIXA

Projecte N.º: 1750/03
Data: 1/1/17

LEG-03

05. LEYENDA

ESCALA

04. PLANTA BAIXA

ESCALA

02. CARACTERISTIQUES MAQUINARIA

ESCALA