



SECTORS INCENDI PLANTA PRIMERA

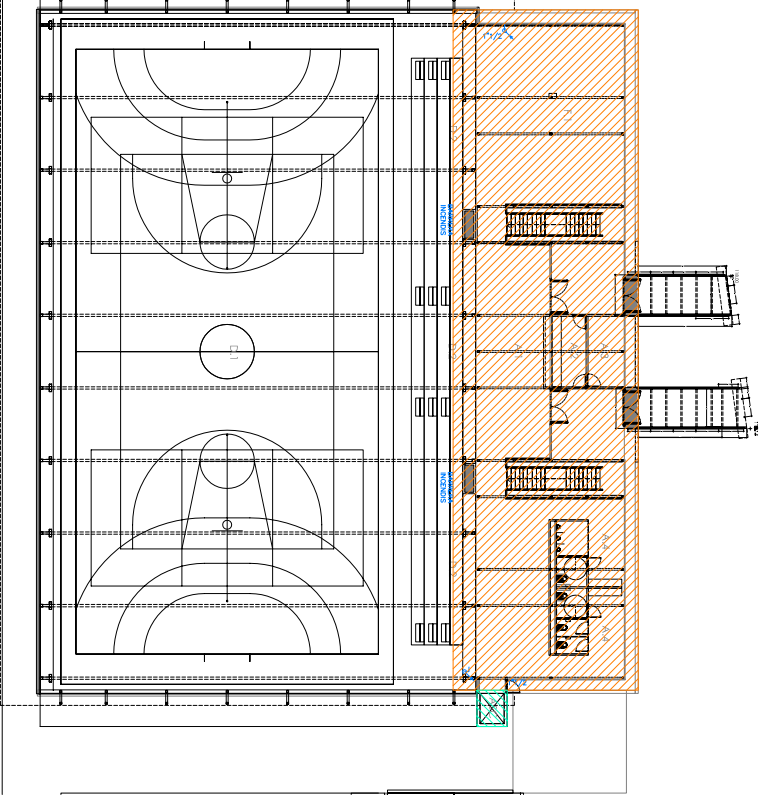

PLANTA PRIMERA

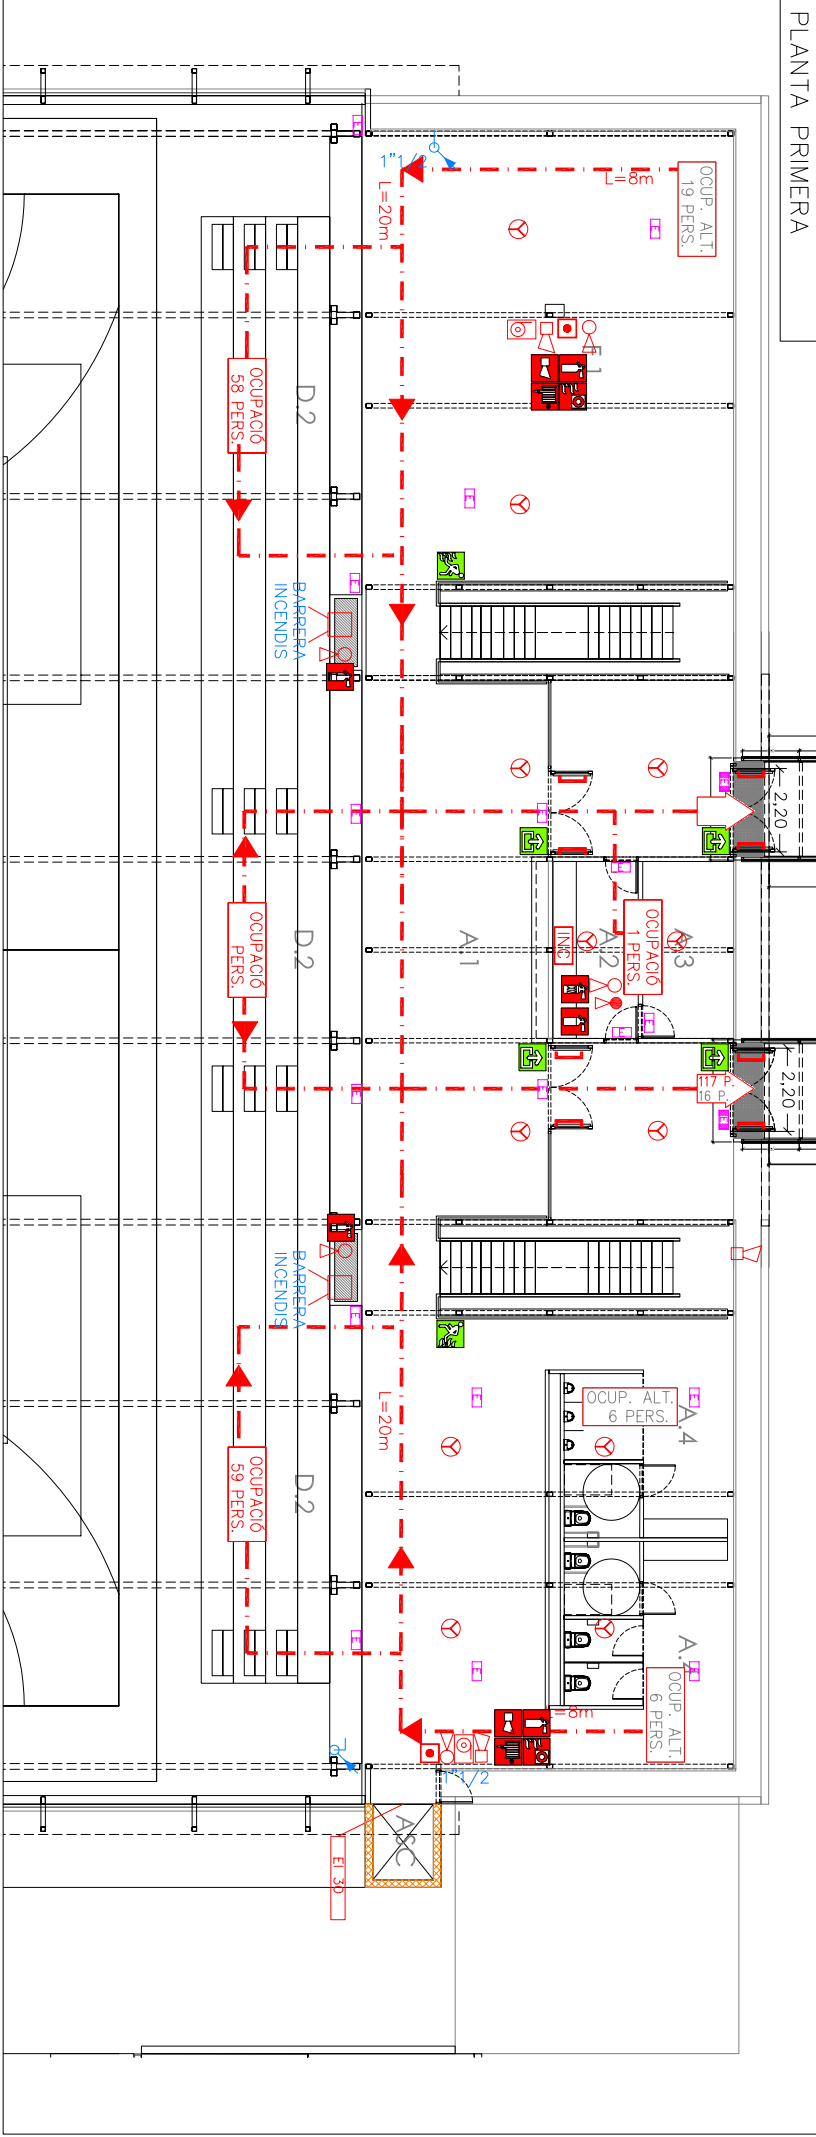

LLEENDA INSTAL·LACIÓ CONTRAINCENDIS

	CENTRAL CONTRAINCENDIS
	SIRENA CONTRAINCENDIS INTERIOR
	SIRENA CONTRAINCENDIS EXTERIOR
	DETECTOR TÈRMODINÀMIC
	DETECTOR ÒPTIC DE FUMS
	PULSADOR D'ACONIAMENT D'ALARMA
	LUM D'EMERGENÇA I SENYALITZACIÓ
	CAMPANA AMB TAPA DE VIBRE DE SEGURETAT
	HW 40W AMB LUM D'EMERGENÇA
	EXTINIDOR DE 5 Kg de CO2
	EXTINIDOR POLS 6 Kg D'EFECTUA 21A-1139
	Boca D'INCENDIS BIE 25

LLEENDA PICTOGRAMES

	PICTOGRAMA EXTINGIDOR POLS
	PICTOGRAMA EXTINGIDOR CO2
	PICTOGRAMA BOCA D'INCENDIS BE 25.
	PICTOGRAMA POLSADOR ACONIAMENT ALARMA
	PICTOGRAMA SIRENA CONTRAINCENDIS
	PICTOGRAMA SORTIDA D'EMERGENÇA
	PICTOGRAMA RECORREGUT D'EVACUACIÓ
	PICTOGRAMA SORTIDA D'EVACUACIÓ

ARMARI BIE CONTRAINCENDIS COMPOST

--	--	--	--	--

LLEENDA SECTORS D'INCENDI

	SECTOR D'INCENDI 1 (PAVEL·LÓ)
--	-------------------------------

LLEENDA LOCALS DE RISC ESPECIAL

	LOCAL DE RISC 1 (SALA DE CALDERES)
	LOCAL DE RISC 2 (SALA QUADRES ELECTRICOS)
	LOCAL DE RISC 3 (ASCENSOR)

LLEENDA RESISTENCIA AL FOC ENTRE SECTORS

	REI 60
	REI 90
	REI 120
	REI 180

DEPENDÈNCIES PLANTA BAIXA

ID.	DEPENDÈNCIES PLANTA BAIXA	SUPERFICIE UTIL. (m2)
B.1	Vestidors grups	64.20
B.1	Vestidors grups	64.20
B.2	Vestidors col·leccius	64.20
B.2	Vestidors col·leccius	64.20
B.3	Vestidors tècnics-arbitres	7.30
B.3	Vestidors tècnics-arbitres	7.30
C.1	Serveis pista	4.70
C.1	Serveis pista	4.70
C.2	Magatzem material	28.00
C.2	Magatzem material	23.30
C.2	Magatzem material sota grades	15.50
C.2	Magatzem material sota grades	15.50
C.3	Infirmeria	12.90
C.3	Infirmeria	12.90
C.4	Neteja i magatzem auxiliar	4.70
D.1	Pista poliesportiva	1.012.00
E.1	Instal·lacions tècniques	38.80
E.3	Sala de quadres	10.20
TOTAL SUP. UTIL PLANTA BAIXA		1.436.70

DEPENDÈNCIES PLANTA PRIMERA

ID.	DEPENDÈNCIES PLANTA PRIMERA	SUPERFICIE UTIL. (m2)
A.1-2	Vestibul i control d'accessos	124.70
A.3	Zona d'administració	11.20
A.4	Serveis públic	19.30
A.4	Serveis públic	19.30
D.2	Grades	116.40
F.1	Sala auxiliar 1	93.90
TOTAL SUP. UTIL PLANTA PRIMERA		383.90
TOTAL SUP. UTIL EDIFICI		1.820.60

EDIFICI

EDIFICI	SUPERFICIE CONSTRUÏDA (m2)
TOTAL SUP. PLANTA PRIMERA	463.12
TOTAL SUP. PLANTA BAIXA	1.800.14
TOTAL SUPERFICIE CONSTRUÏDA	2.263.26

ENGINYER TÈCNIC INDUSTRIAL

JOAN FONT ARMENGOL
COL·LEGIAT NÚM. 10382 - CCBIB

PROPIETAT

AJUNTAMENT DE CABRILS

INSTAL·LACIONS EN PLANTA

ESCALA 1/200
DATA ABRIL 2012
N EXP. K101690
ARXIU K101690 - 02 - PLANTES_A2.dwg

CERTIFICAT FINAL DE PREVENCIÓ I
SEGURETAT EN MATÈRIA D'INCENDIS D'UN
PAVEL·LÓ POLIESPORTIU (PAV-2) A CABRILS

MUNICIPI 08348 CABRILS
EMPLAÇAMENT C/ CAN BLANCH, 3
COMARCA MARESME
PROVINCIA BARCELONA