


LLISTAT EDIFICIS PÚBLICS

- 02** Casal de Cultura
- 03** Masia El Molí – PTT – Escola de Cuina
- 04** Centre Juvenil "El Satèl·lit"
- 05** Biblioteca de Montornès del Vallès –
Escola Municipal de Música, Dansa i Aula de Teatre
- 06** Zona Esportiva Municipal "Les Vernedes"
- 07** Pintor Mir
- 08** Can Saurina – Ràdio Montornès. Emissora Municipal
- 09** Casal de la Gent Gran Nord
- 16** Casal de músics Masferrer
- 18** Can Xerracan
- 19** Llar d'Infants Pública "El Lledoner" i Centre infantil
"La Peixera"
- 20** Teatre Municipal
- 24** Cementiri
- 26** Casal de la Gent Gran Centre
- 30** Pistes Club Petanca Sant Sadurní
- 34** Arxiu Històric Municipal
- 36** Espai Cultural "Montbarri"
- 37** Hotel d'Entitats
- 38** Pista Polivalent "El Sorralet"
- 39** OPEC
Oficines d'Ocupació, Promoció Econòmica i Comerç
- 40** Centre Juvenil "Sputnik"
- 41** OAC Sant Isidre

ALTRES EDIFICIS PÚBLICS (NO MUNICIPALS)

- 11** Escola Can Parera
- 12** Escola Sant Sadurní
- 13** Parvulari de l'Escola Sant Sadurní
- 14** Escola Marinada i Aula de Formació d'Adults (AFA)
- 21** Escola Mogent
- 22** Escola Palau d'Ametlla
- 32** Jutjat de Pau
- 33** OAC Montornès Nord - Oficina del Barri

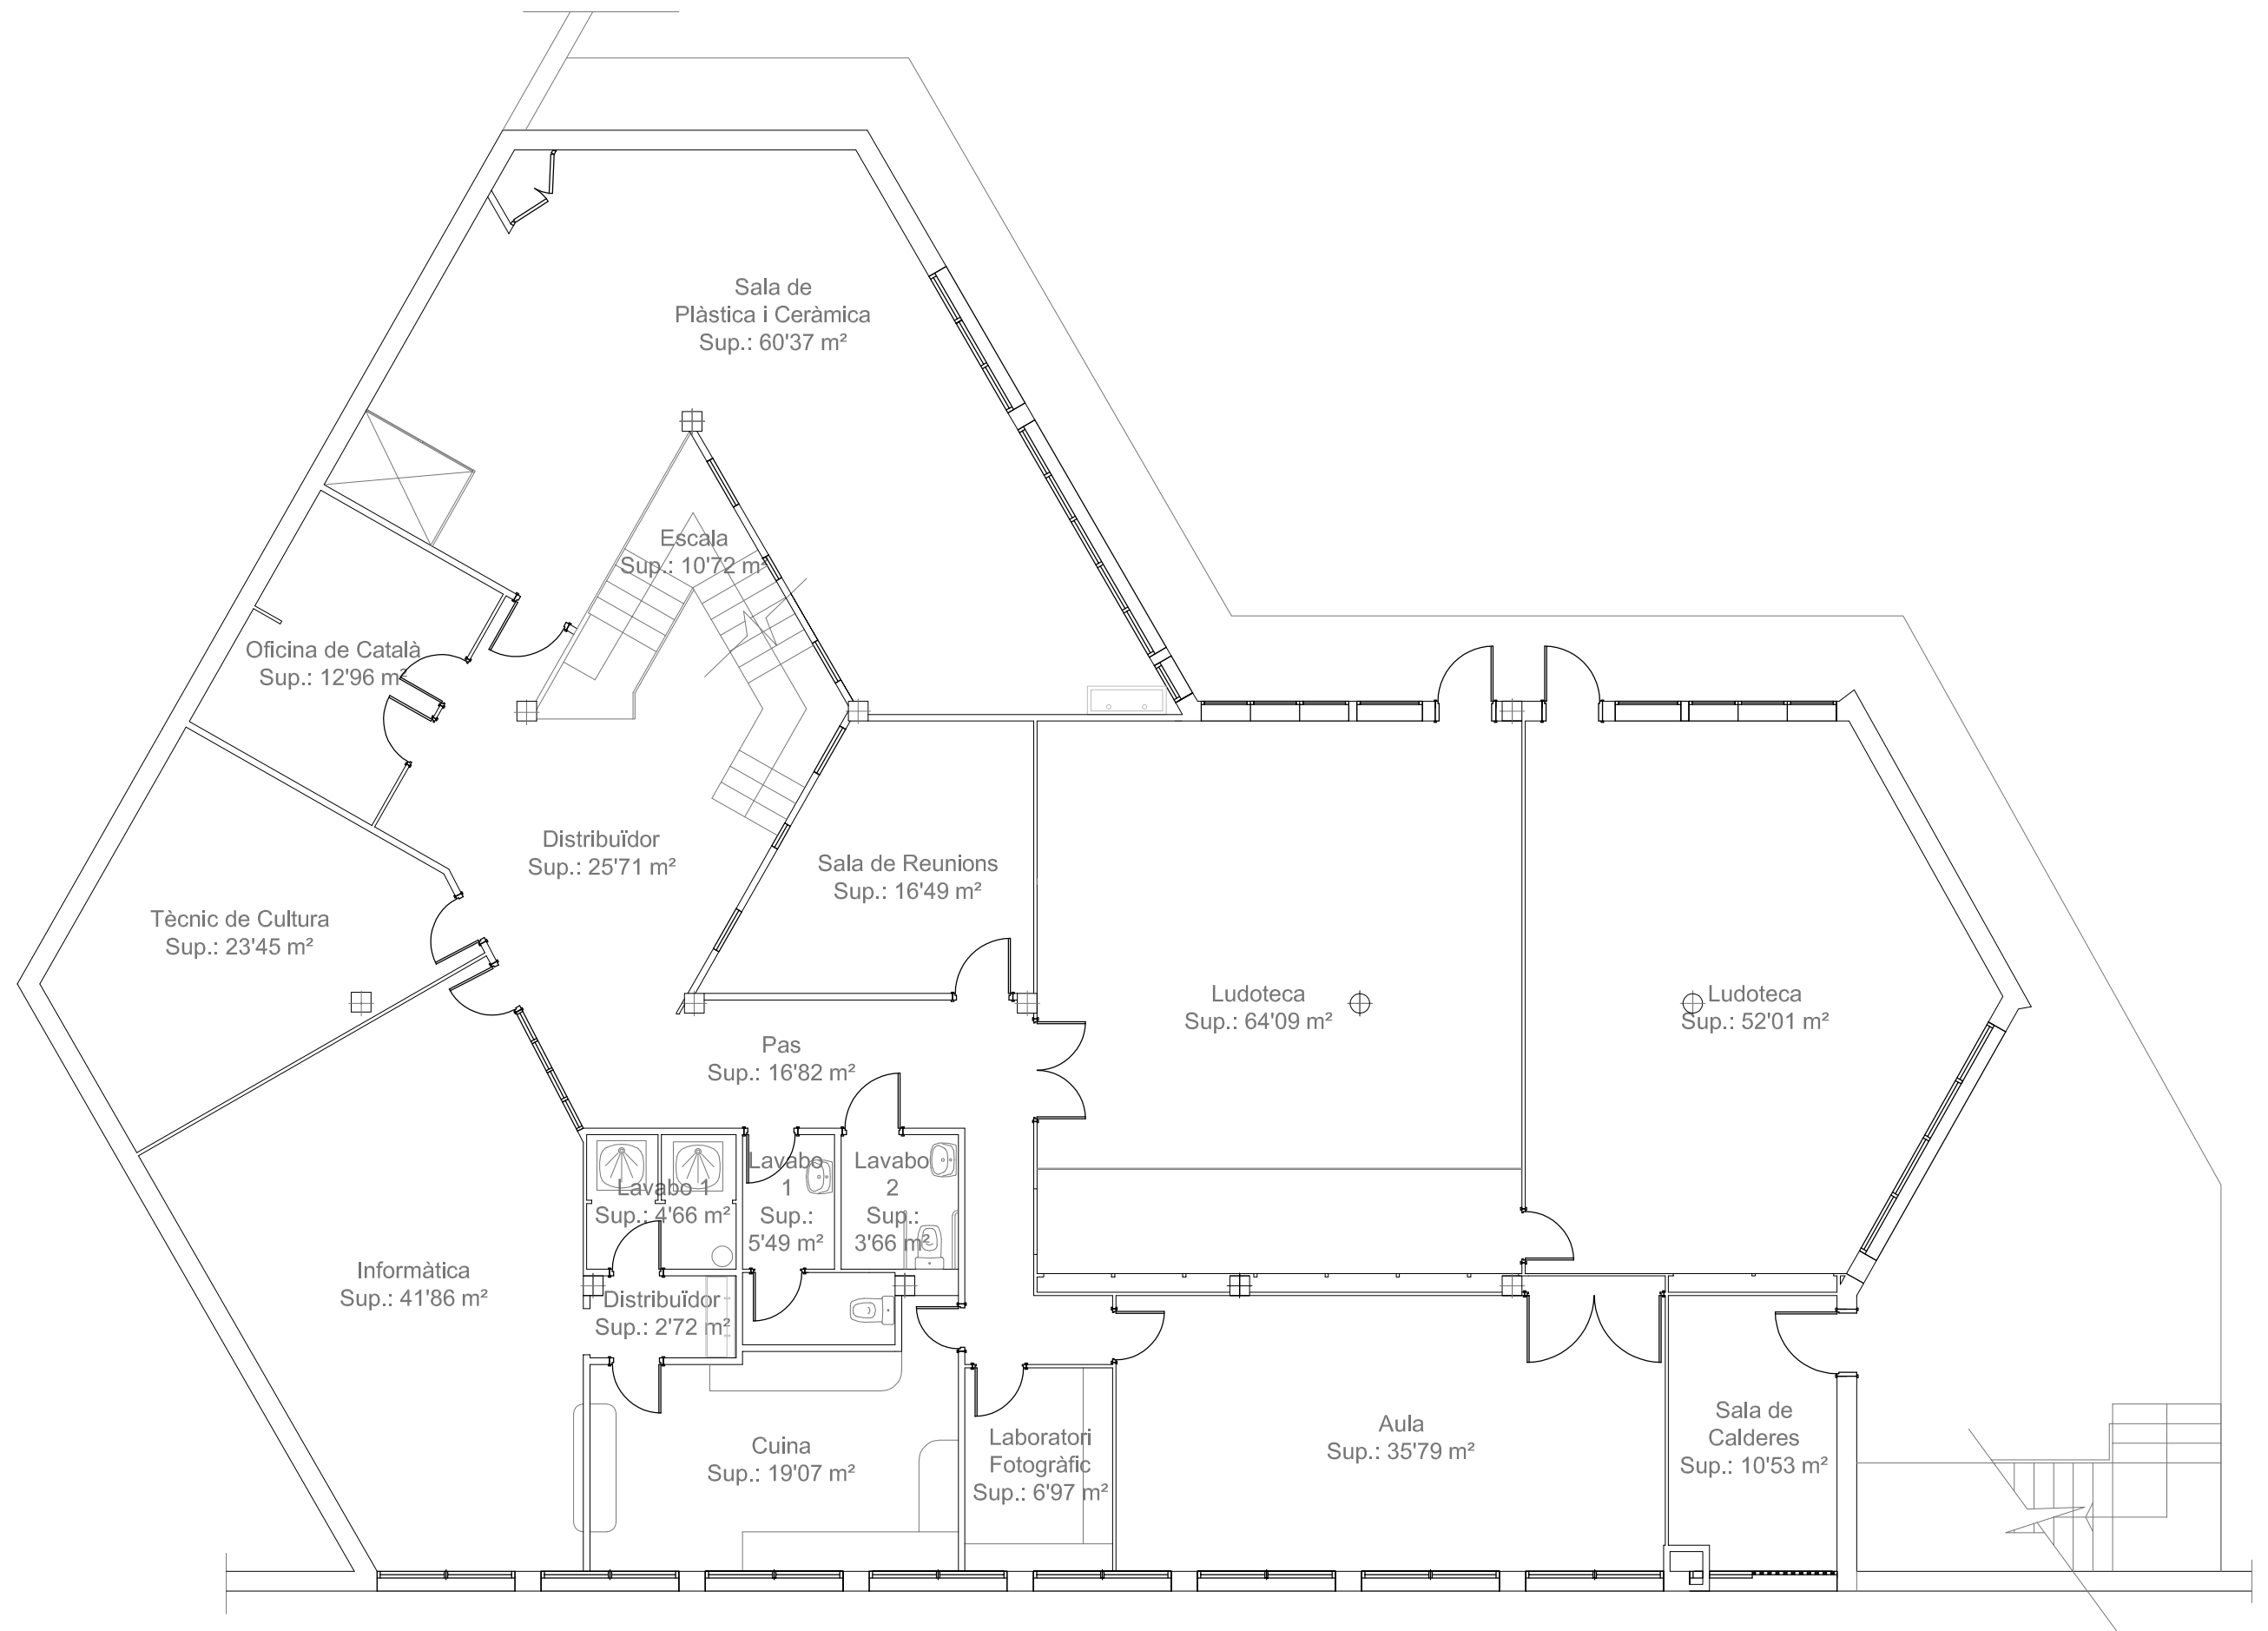

Ajuntament de
Montornès del Vallès

PROJECTE:

CASAL DE CULTURA

ESCALA:
1:100


DATA:
DESEMBRE 2019

EI TÈCNIC MUNICIPAL:

TÍTOL:

PLANTA SOTERRANI

Núm:
02
Full: 1 de: 2

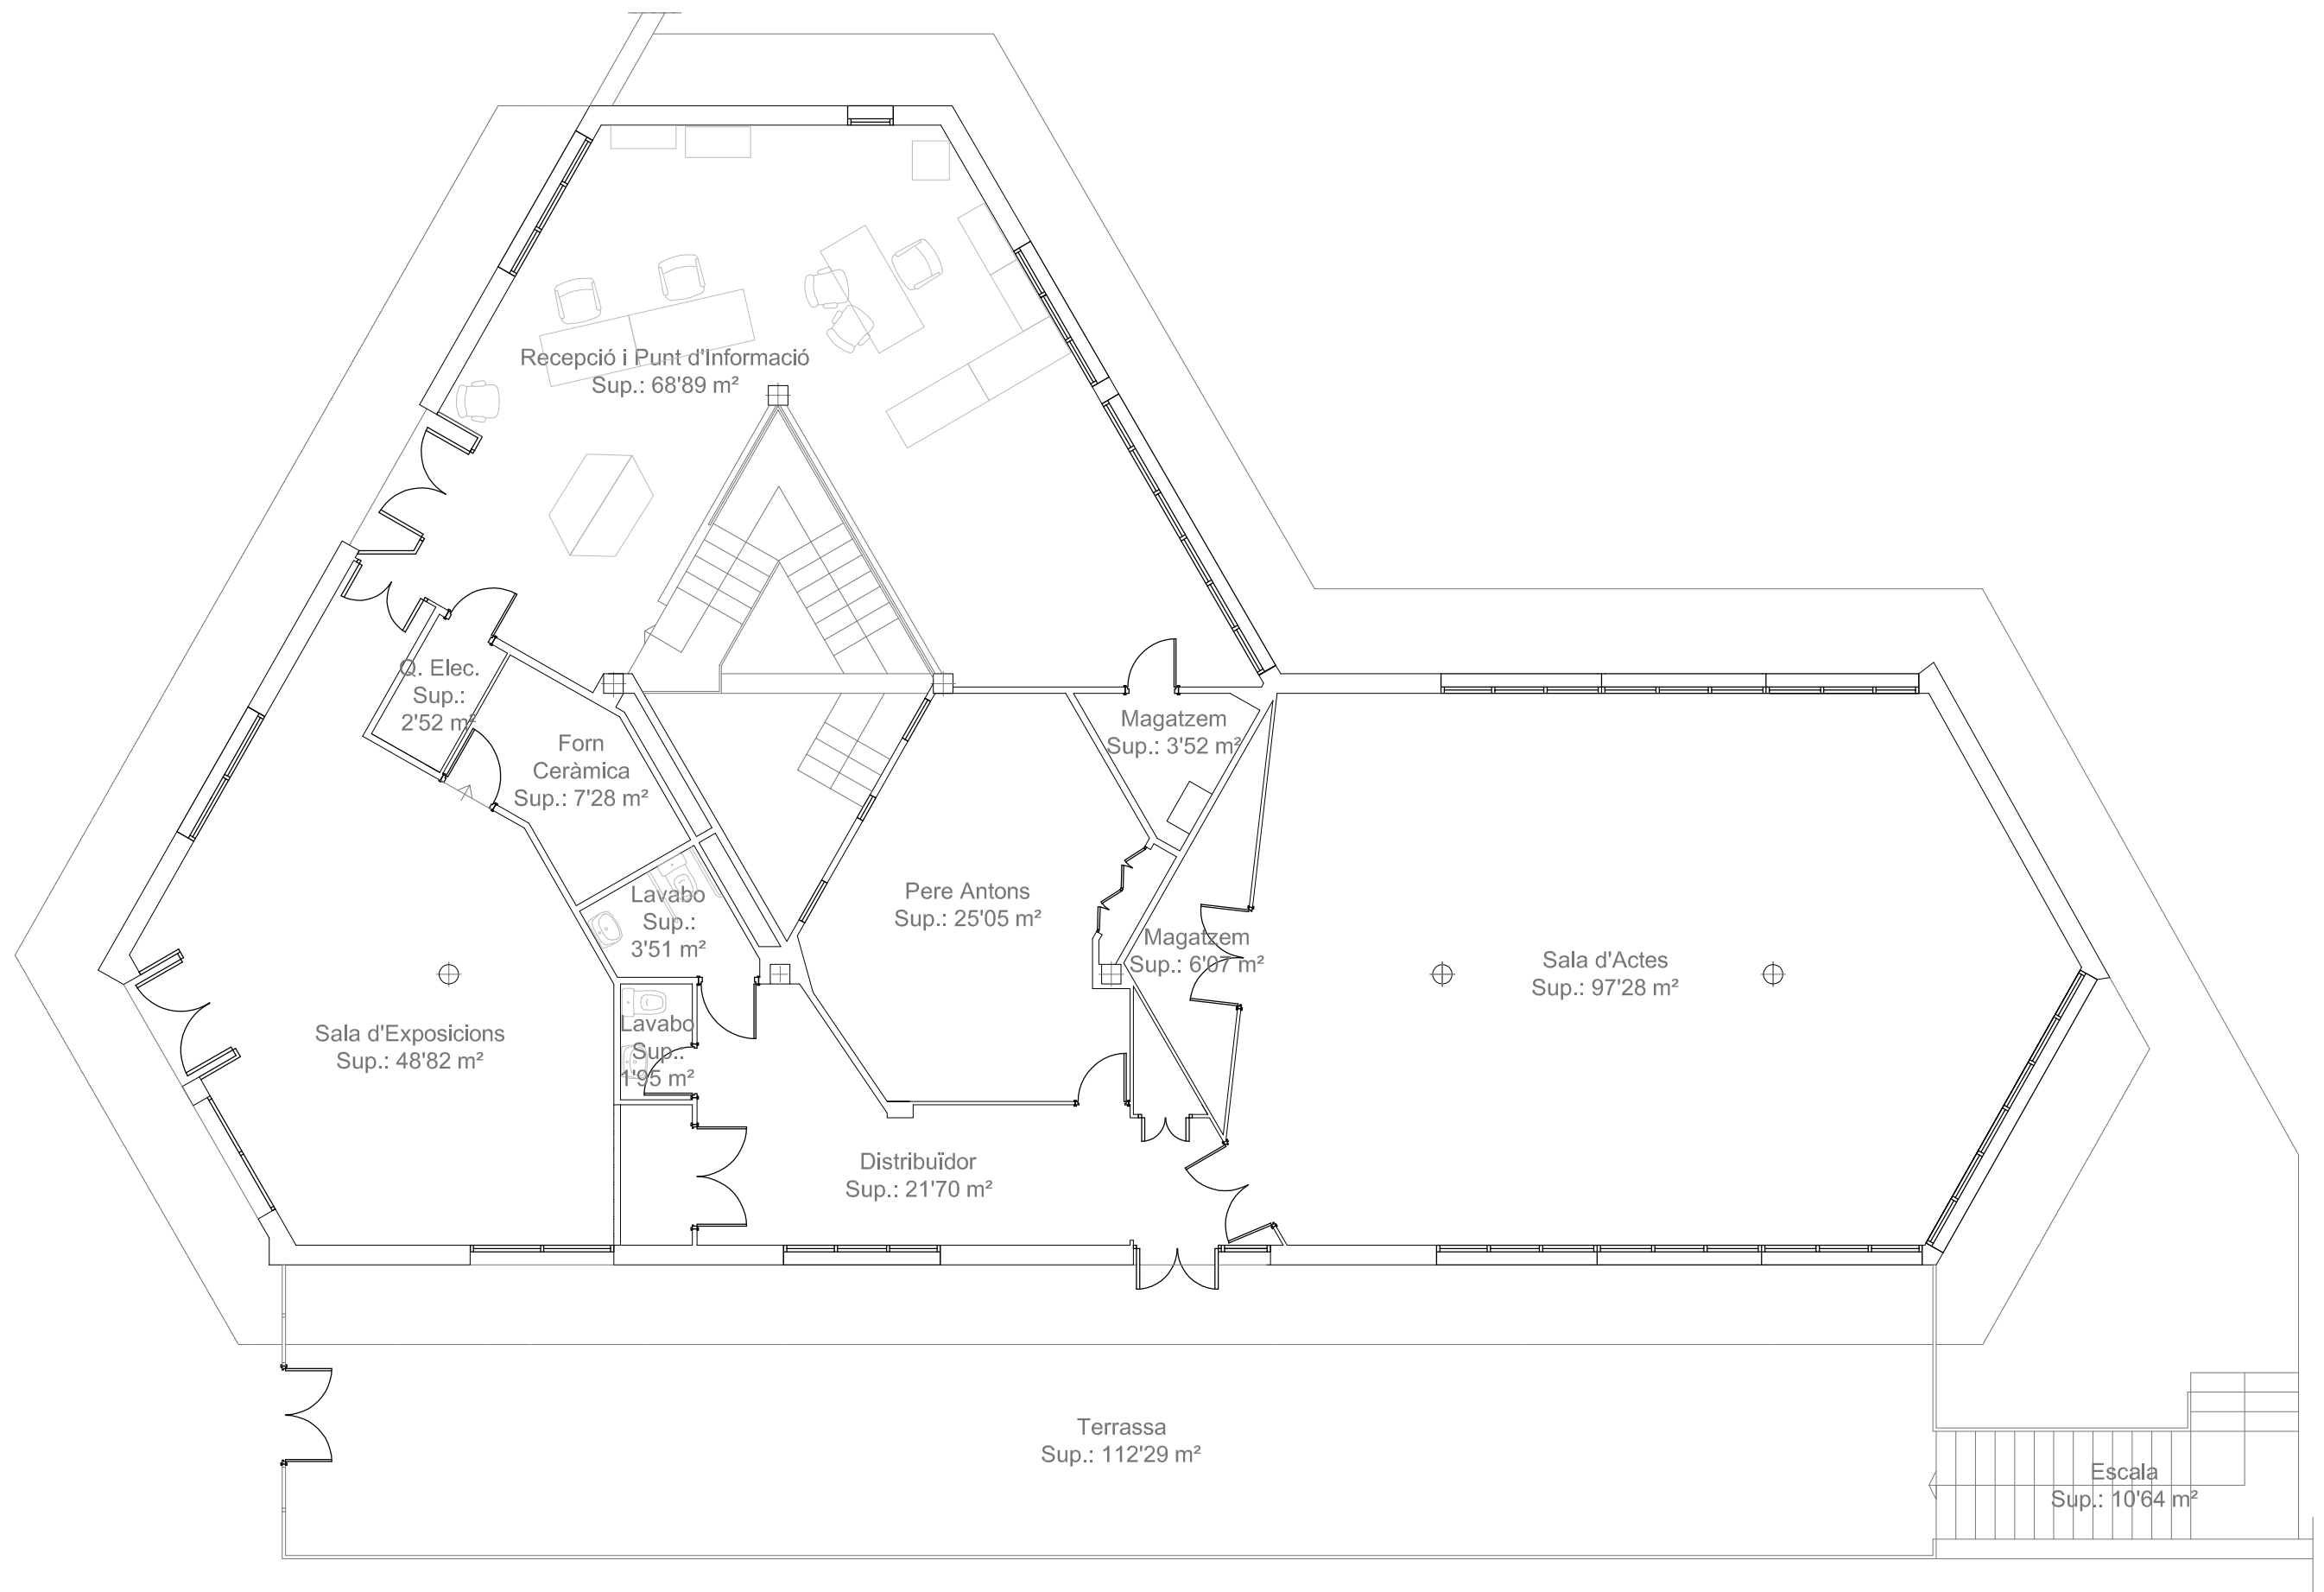

Ajuntament de
Montornès del Vallès

PROJECTE:

CASAL DE CULTURA

ESCALA:
1:100


DATA:
DESEMBRE 2019

EI TÈCNIC MUNICIPAL:


TÍTOL:

PLANTA BAIXA

Núm:
02
Full: 2 de: 2

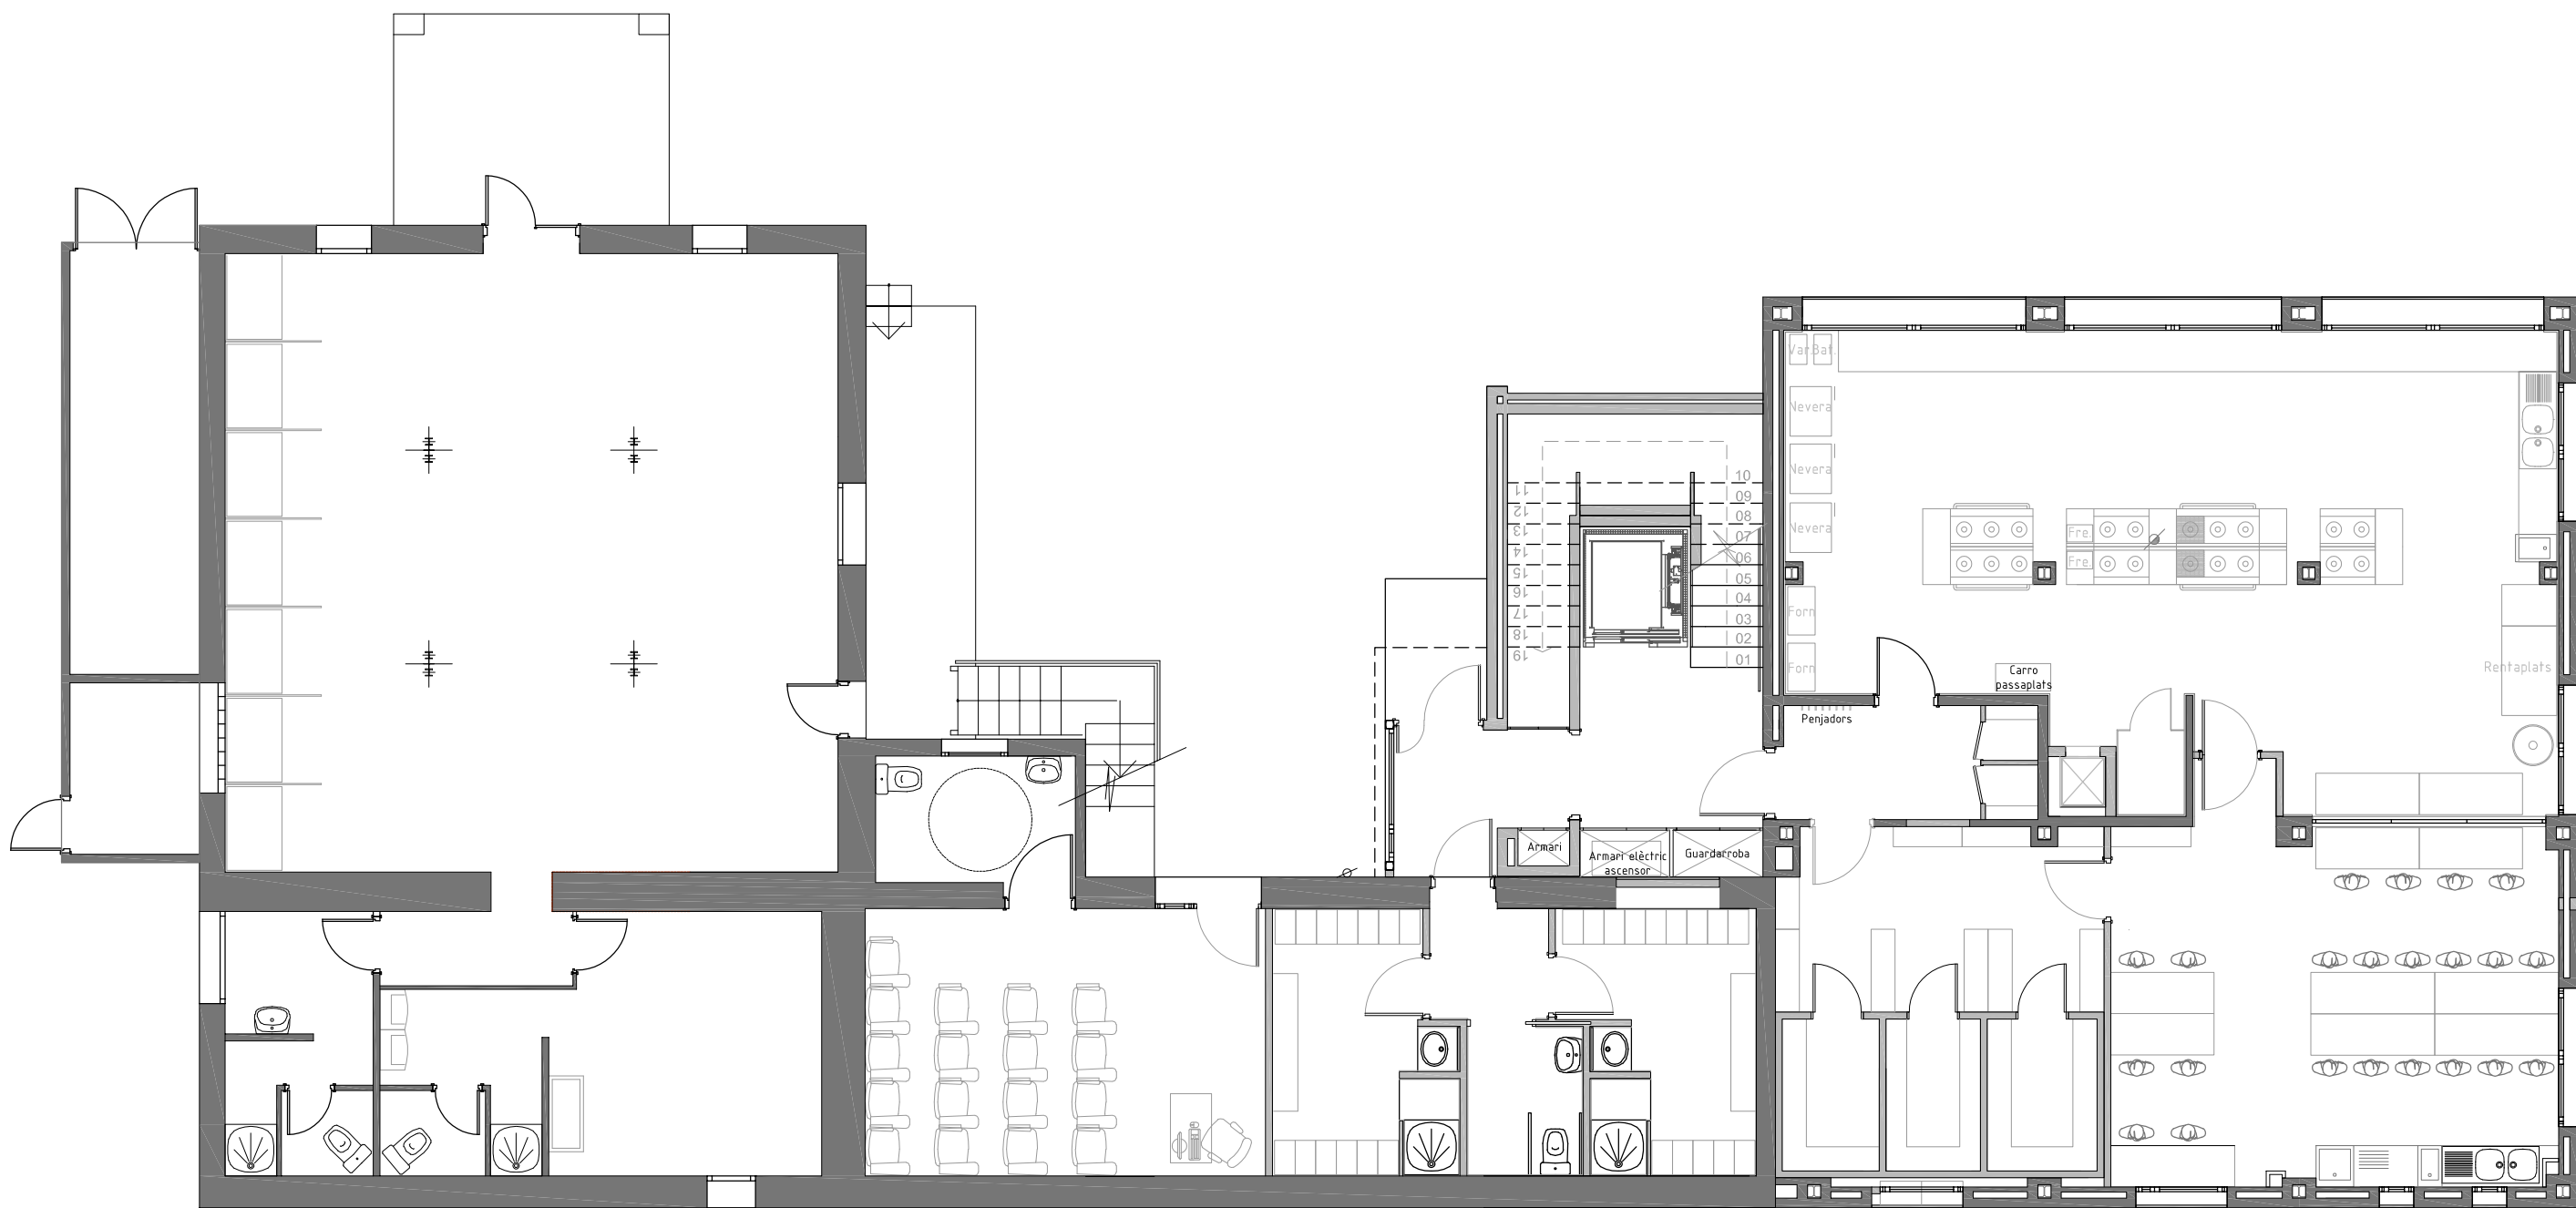

 Ajuntament de Montornès del Vallès			PROJECTE: MASIA EL MOLÍ - PTT - ESCOLA DE CUINA	
ESCALA: 1:100	DATA: DESEMBRE 2020	EI TÈCNIC MUNICIPAL:	TÍTOL: PLANTA BAIXA	Núm: 03 Full: 1 de: 2

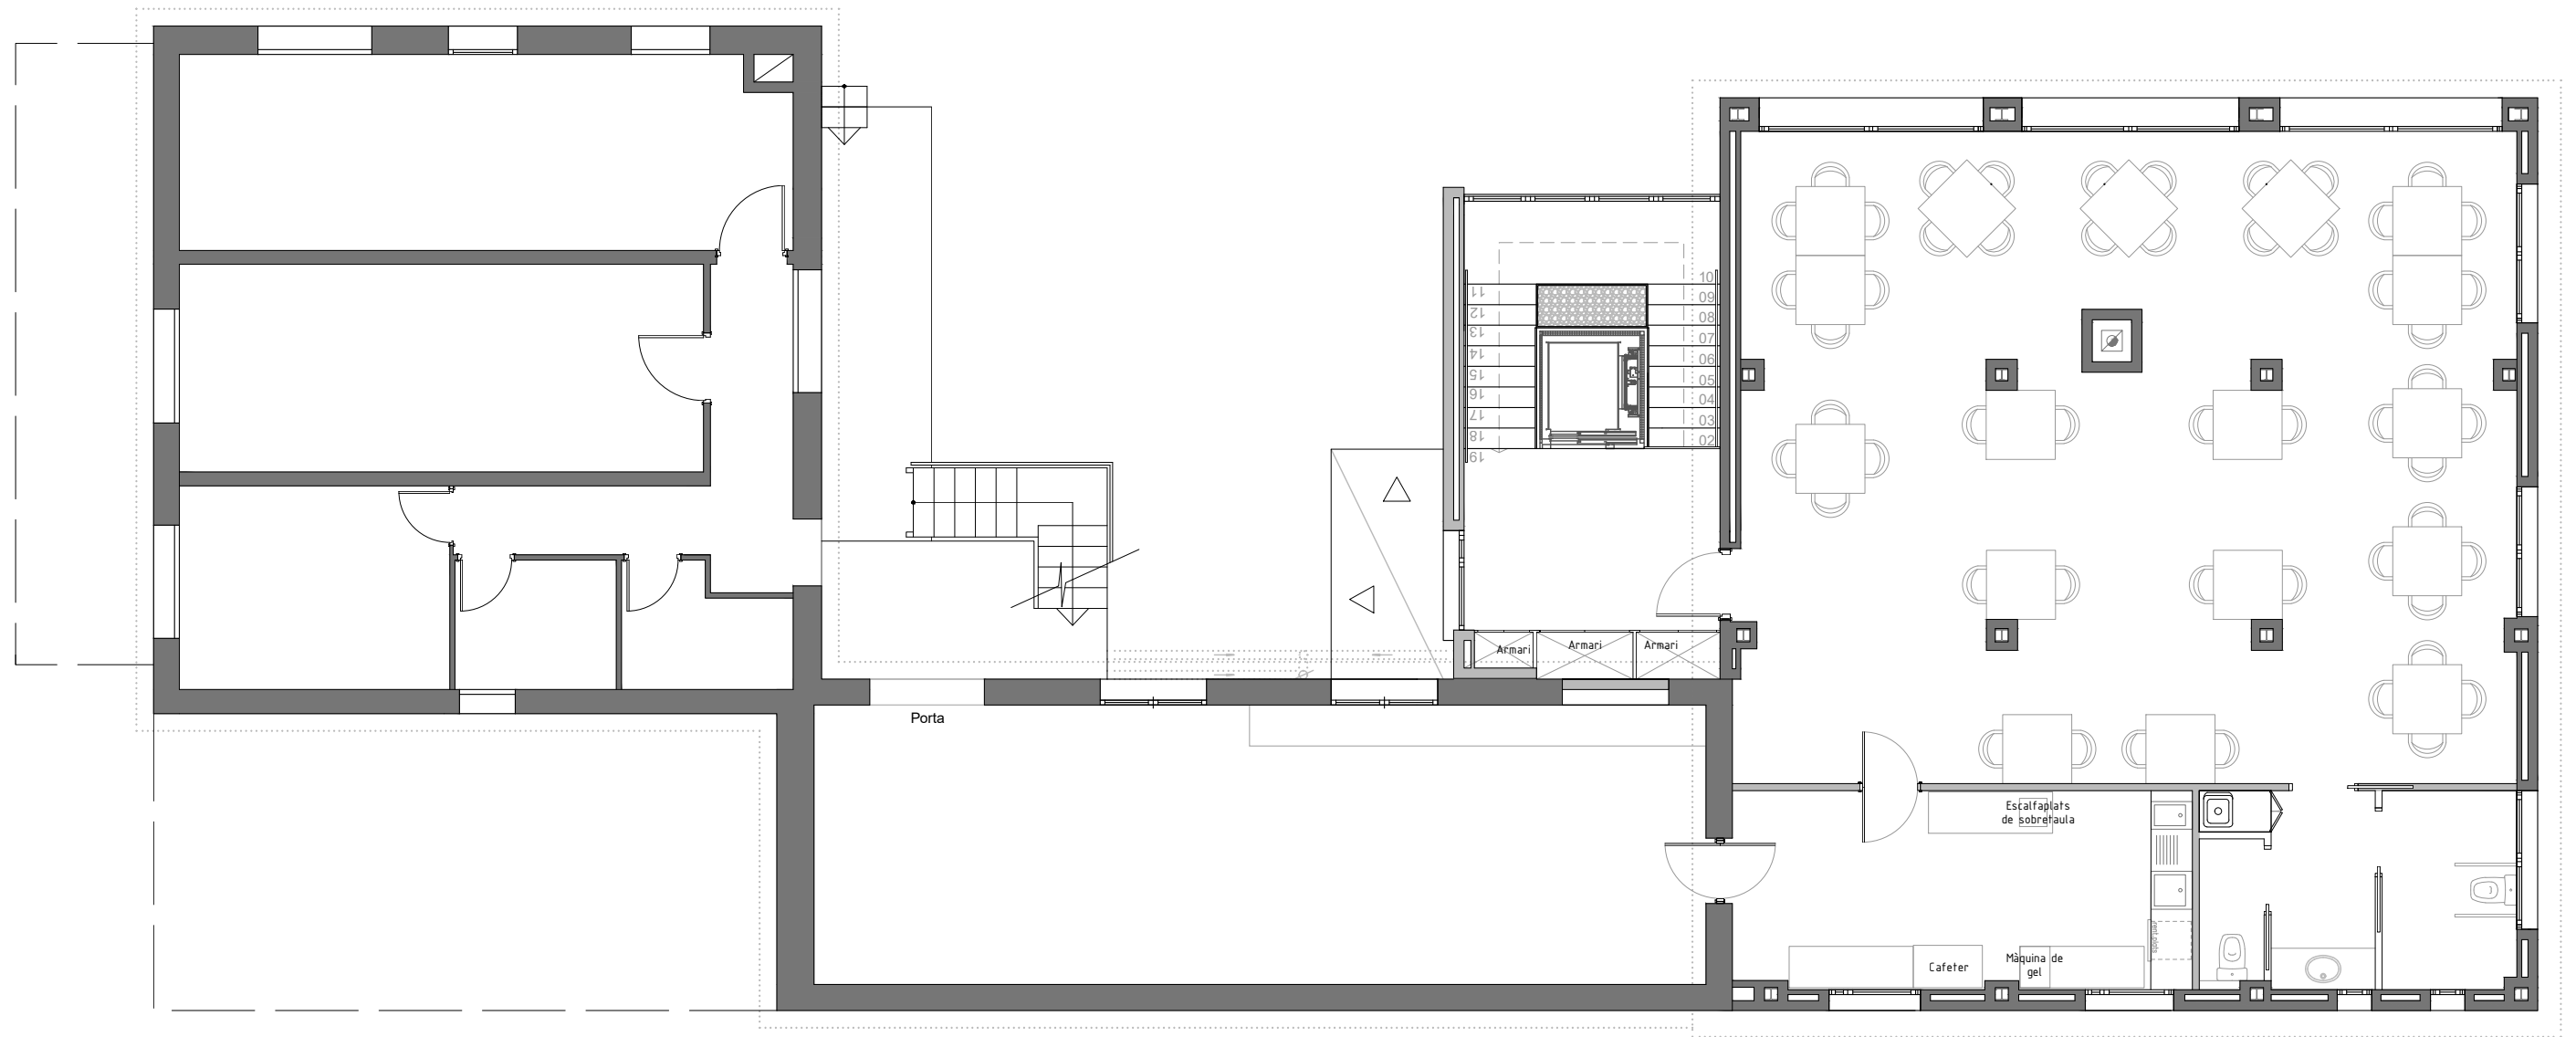

Ajuntament de
Montornès del Vallès

PROJECTE:

MASIA EL MOLÍ - PTT
- ESCOLA DE CUINA

ESCALA:
1:100


DATA:
SETEMBRE 2021


EI TÈCNIC MUNICIPAL:


TÍTOL:

PLANTA PIS

Núm:
03
Full: 2 de: 2

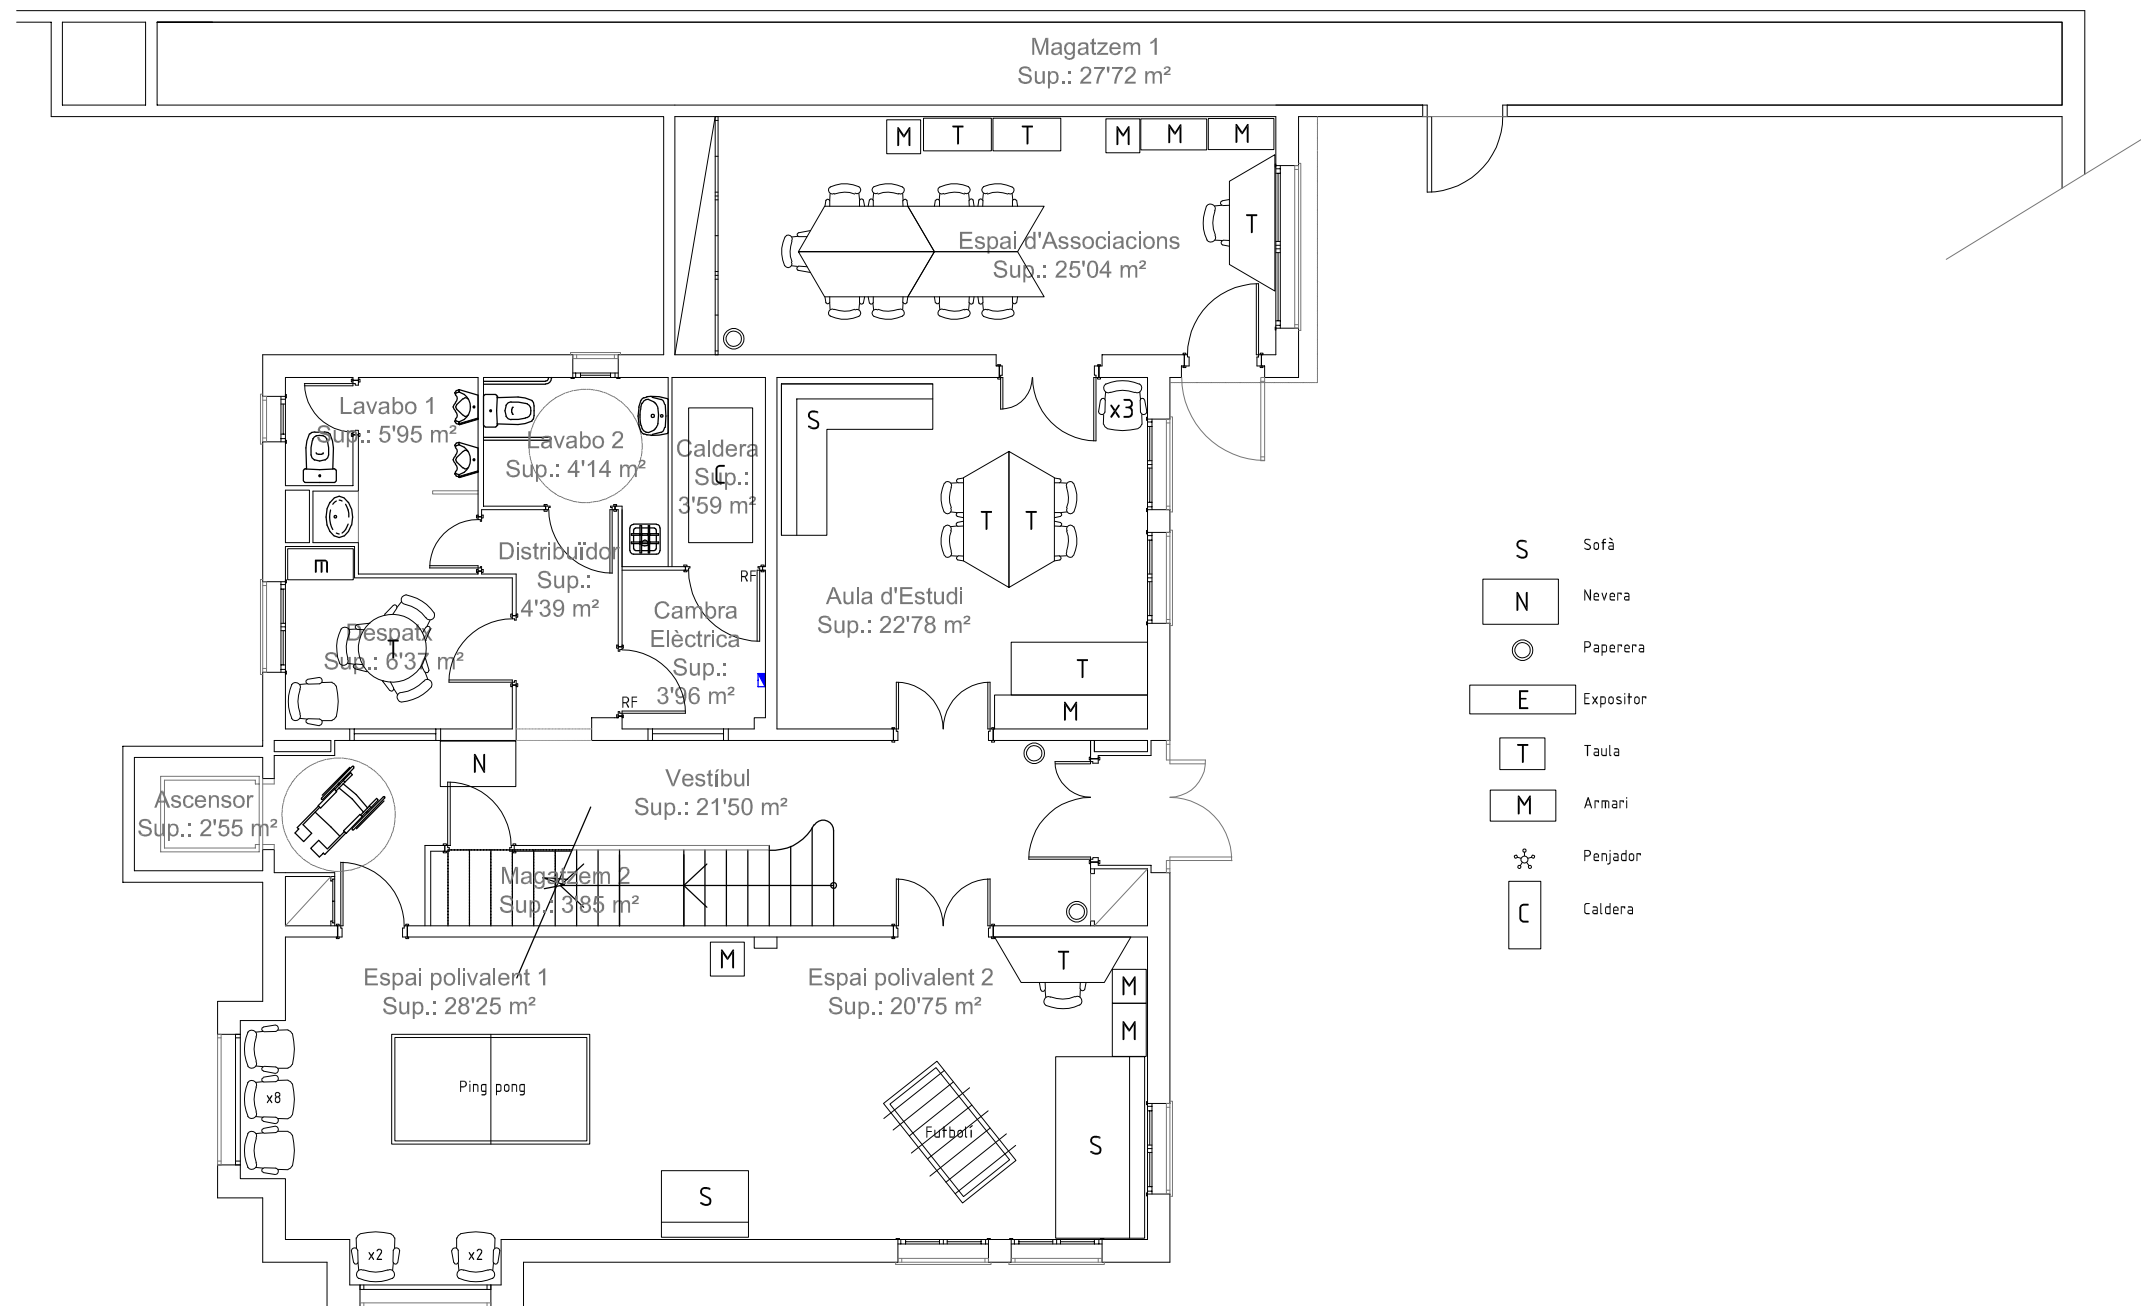

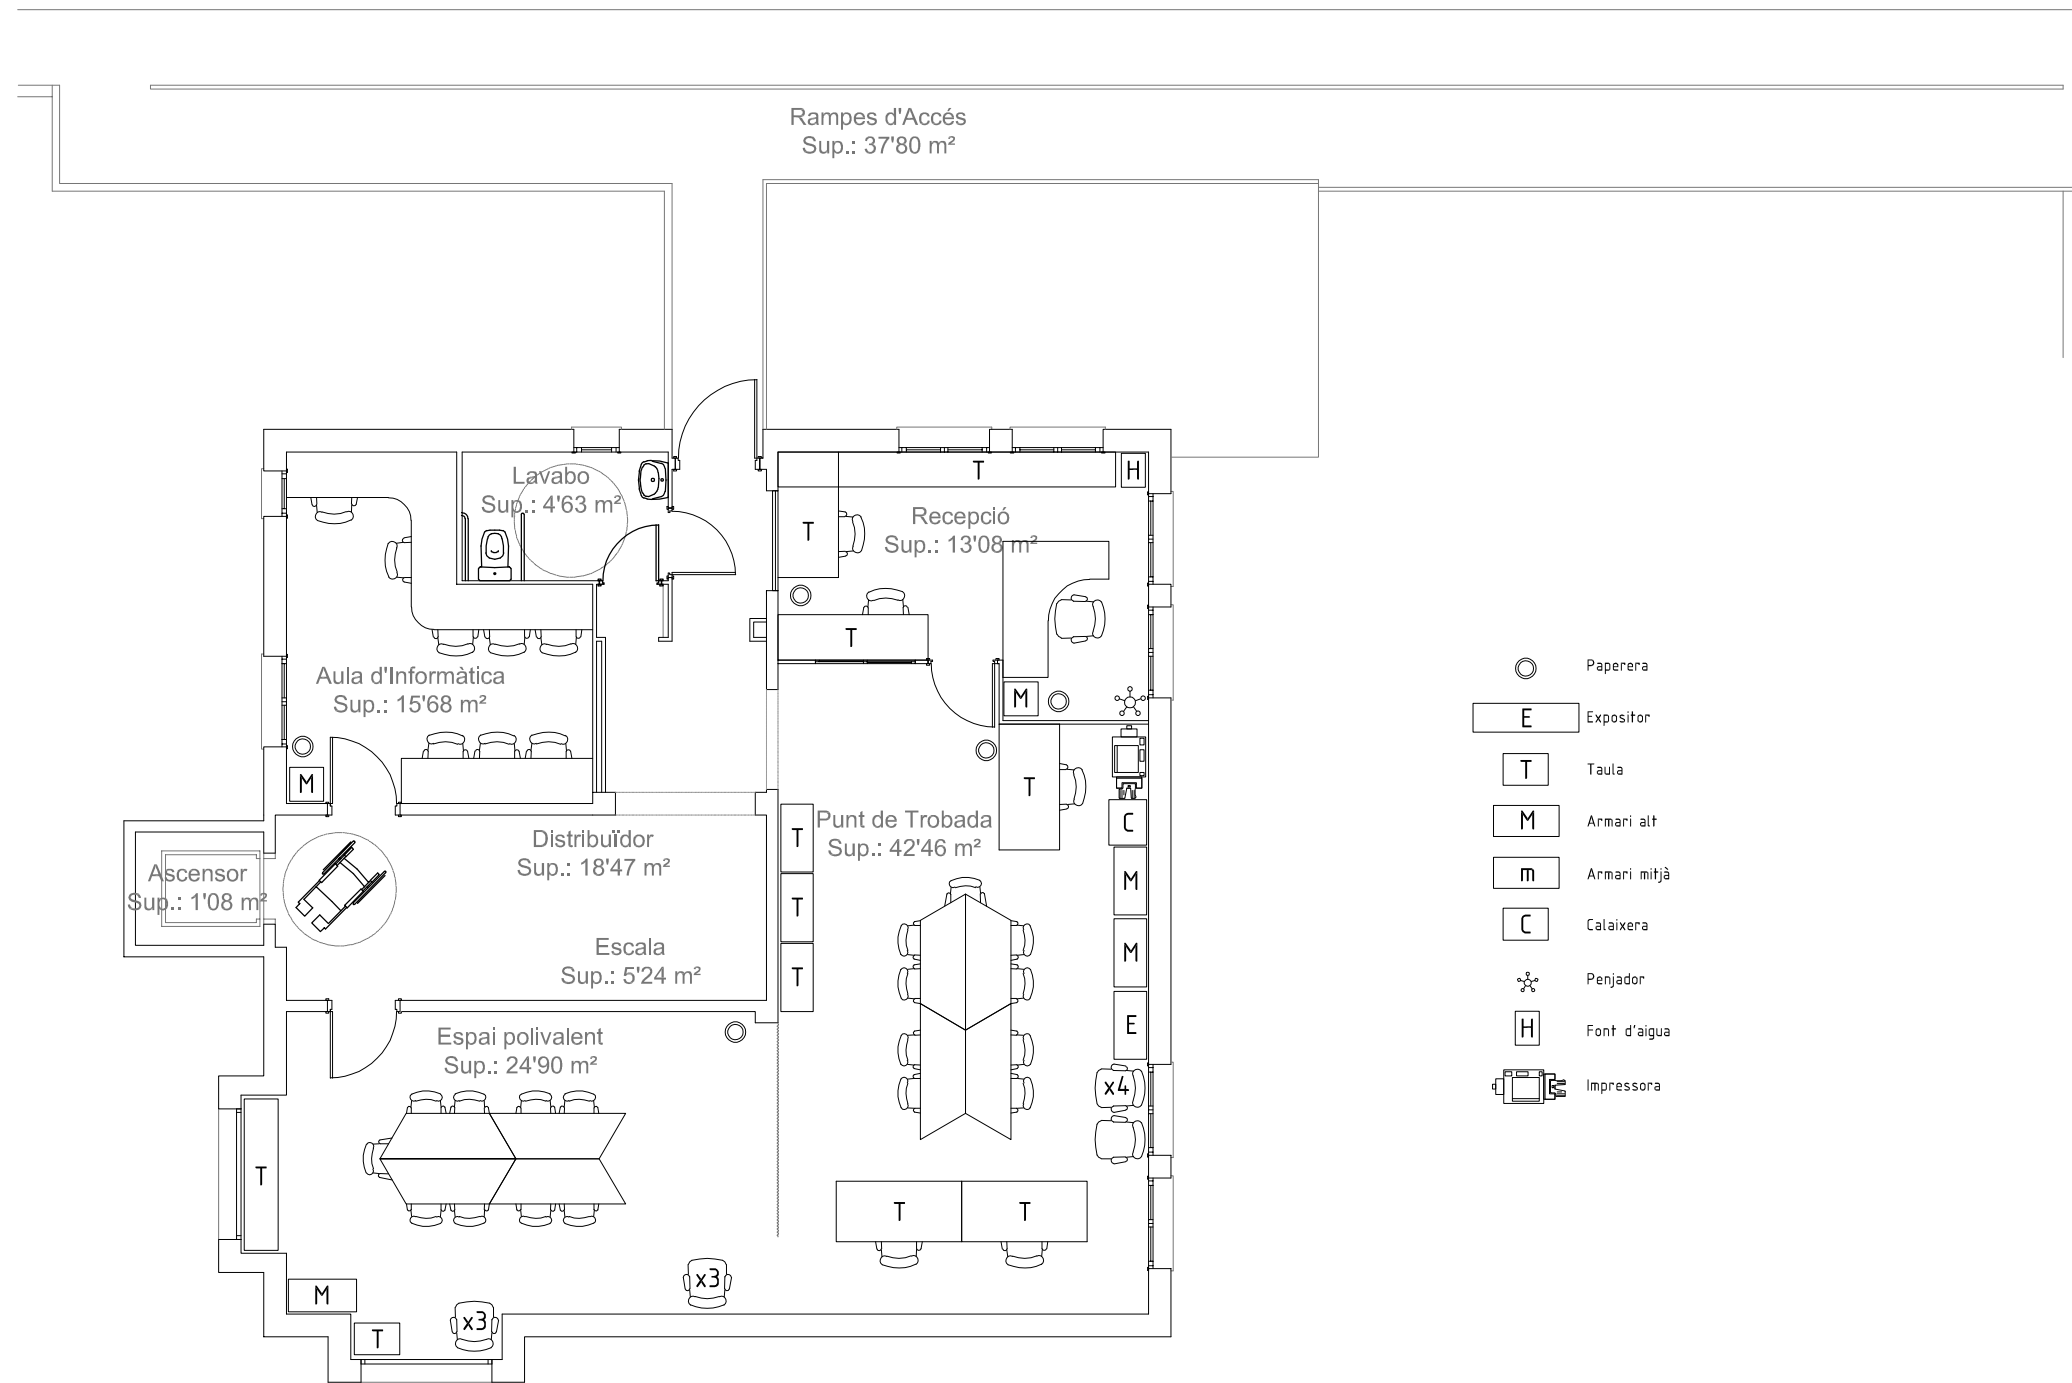

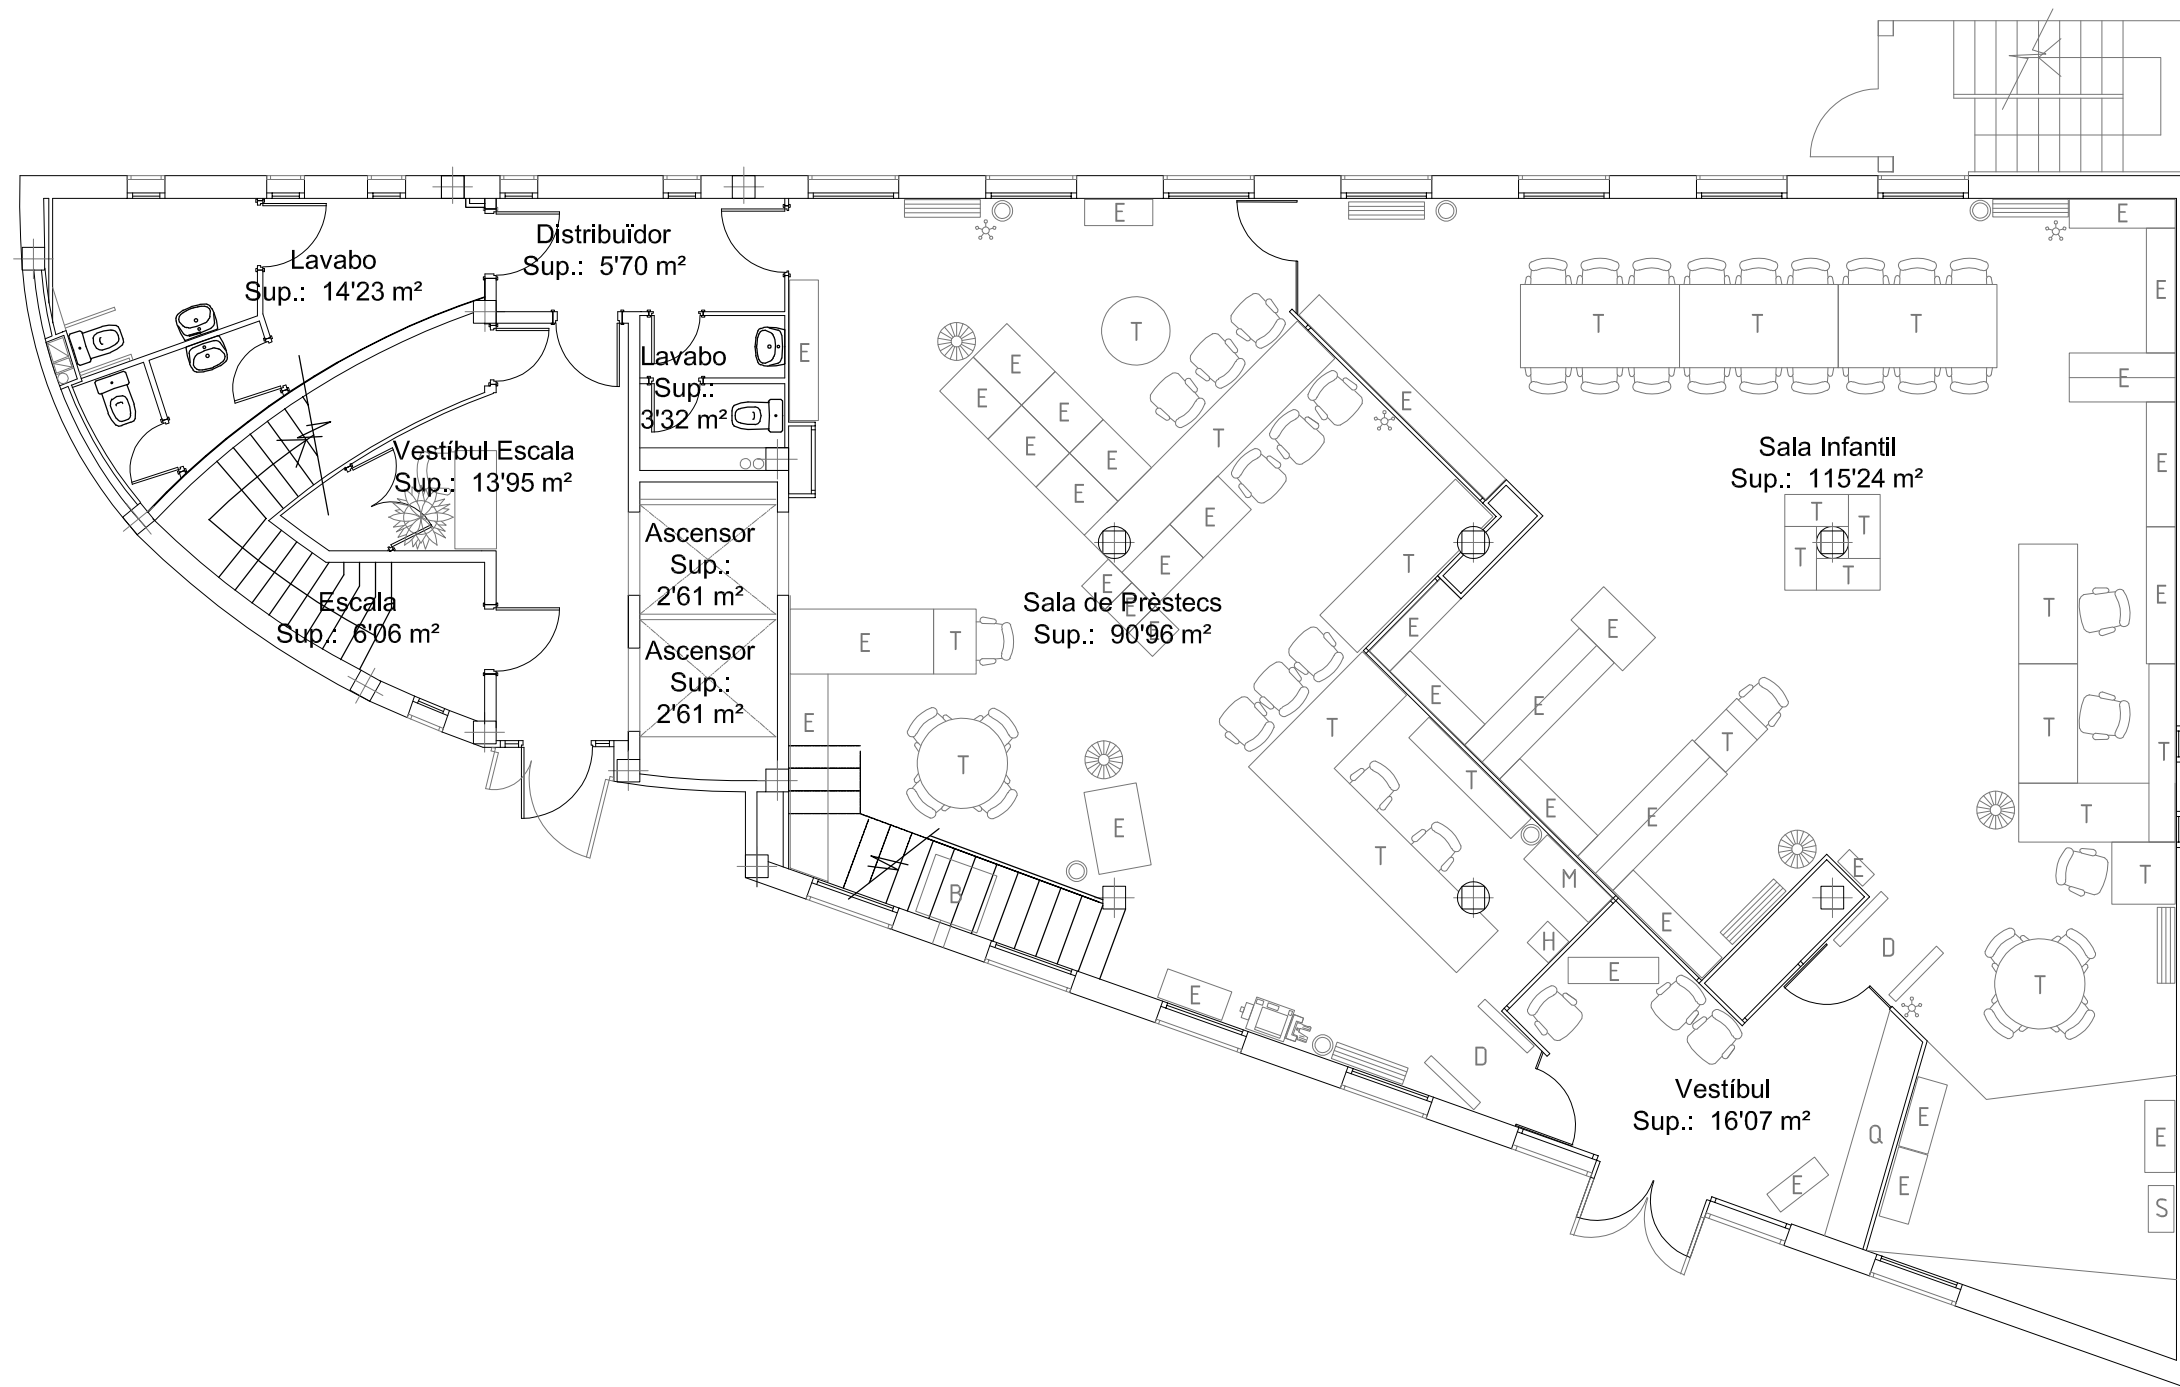

- Planta amb test
- Paperera
- Expositor
- Font d'aigua
- Taula
- Armari alt h: 2'00m
- Penjador
- Impressora
- Expositor circular
- Aire acondicionat
- Detectores de codis de barres
- Taquilles
- Seient amb emmagatzematge
- Bústia de retorn de prèstecs



Ajuntament de
Montornès del Vallès

PROJECTE:

BIBLIOTECA MUNICIPAL

ESCALA:
1:100


DATA:
JULIOL 2017

EI TÈCNIC MUNICIPAL:

TÍTOL:

PLANTA BAIXA

Núm:
05
Full: 2 de: 4

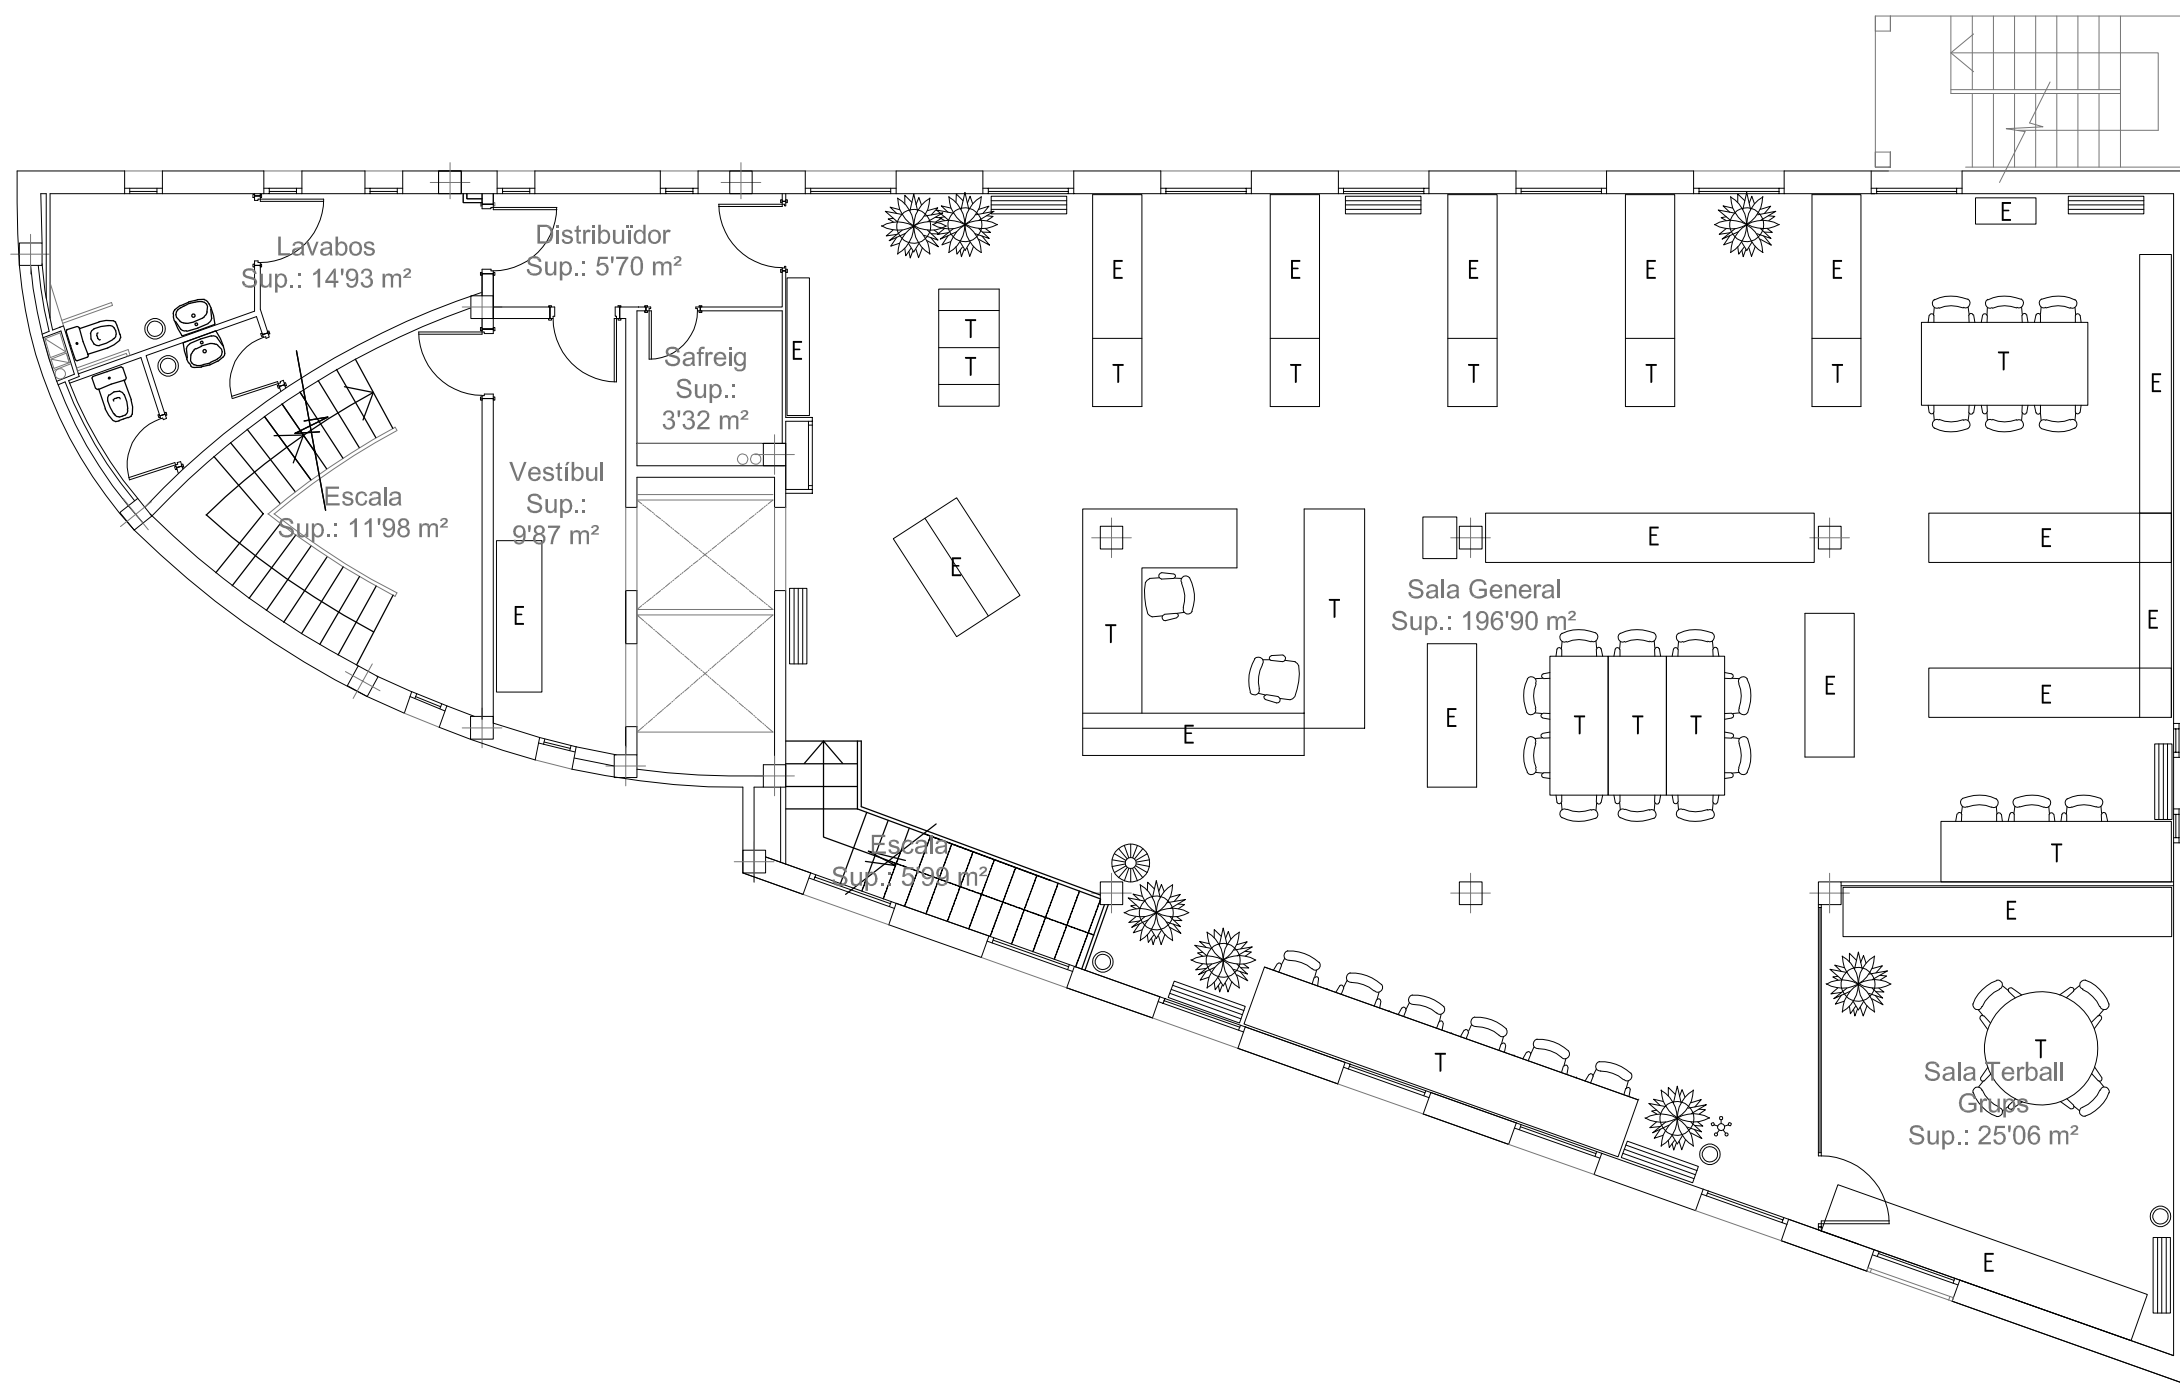

-  Planta amb test
-  Paperera
-  Expositor
-  Taula
-  Armari
-  Penjador
-  Expositor circular
-  Aire acondicionat



Ajuntament de
Montornès del Vallès

PROJECTE:

BIBLIOTECA MUNICIPAL

ESCALA:
1:100


DATA:
JULIOL 2017

EI TÈCNIC MUNICIPAL:

TÍTOL:

PLANTA PRIMERA

Núm:
05
Full: 3 de: 4

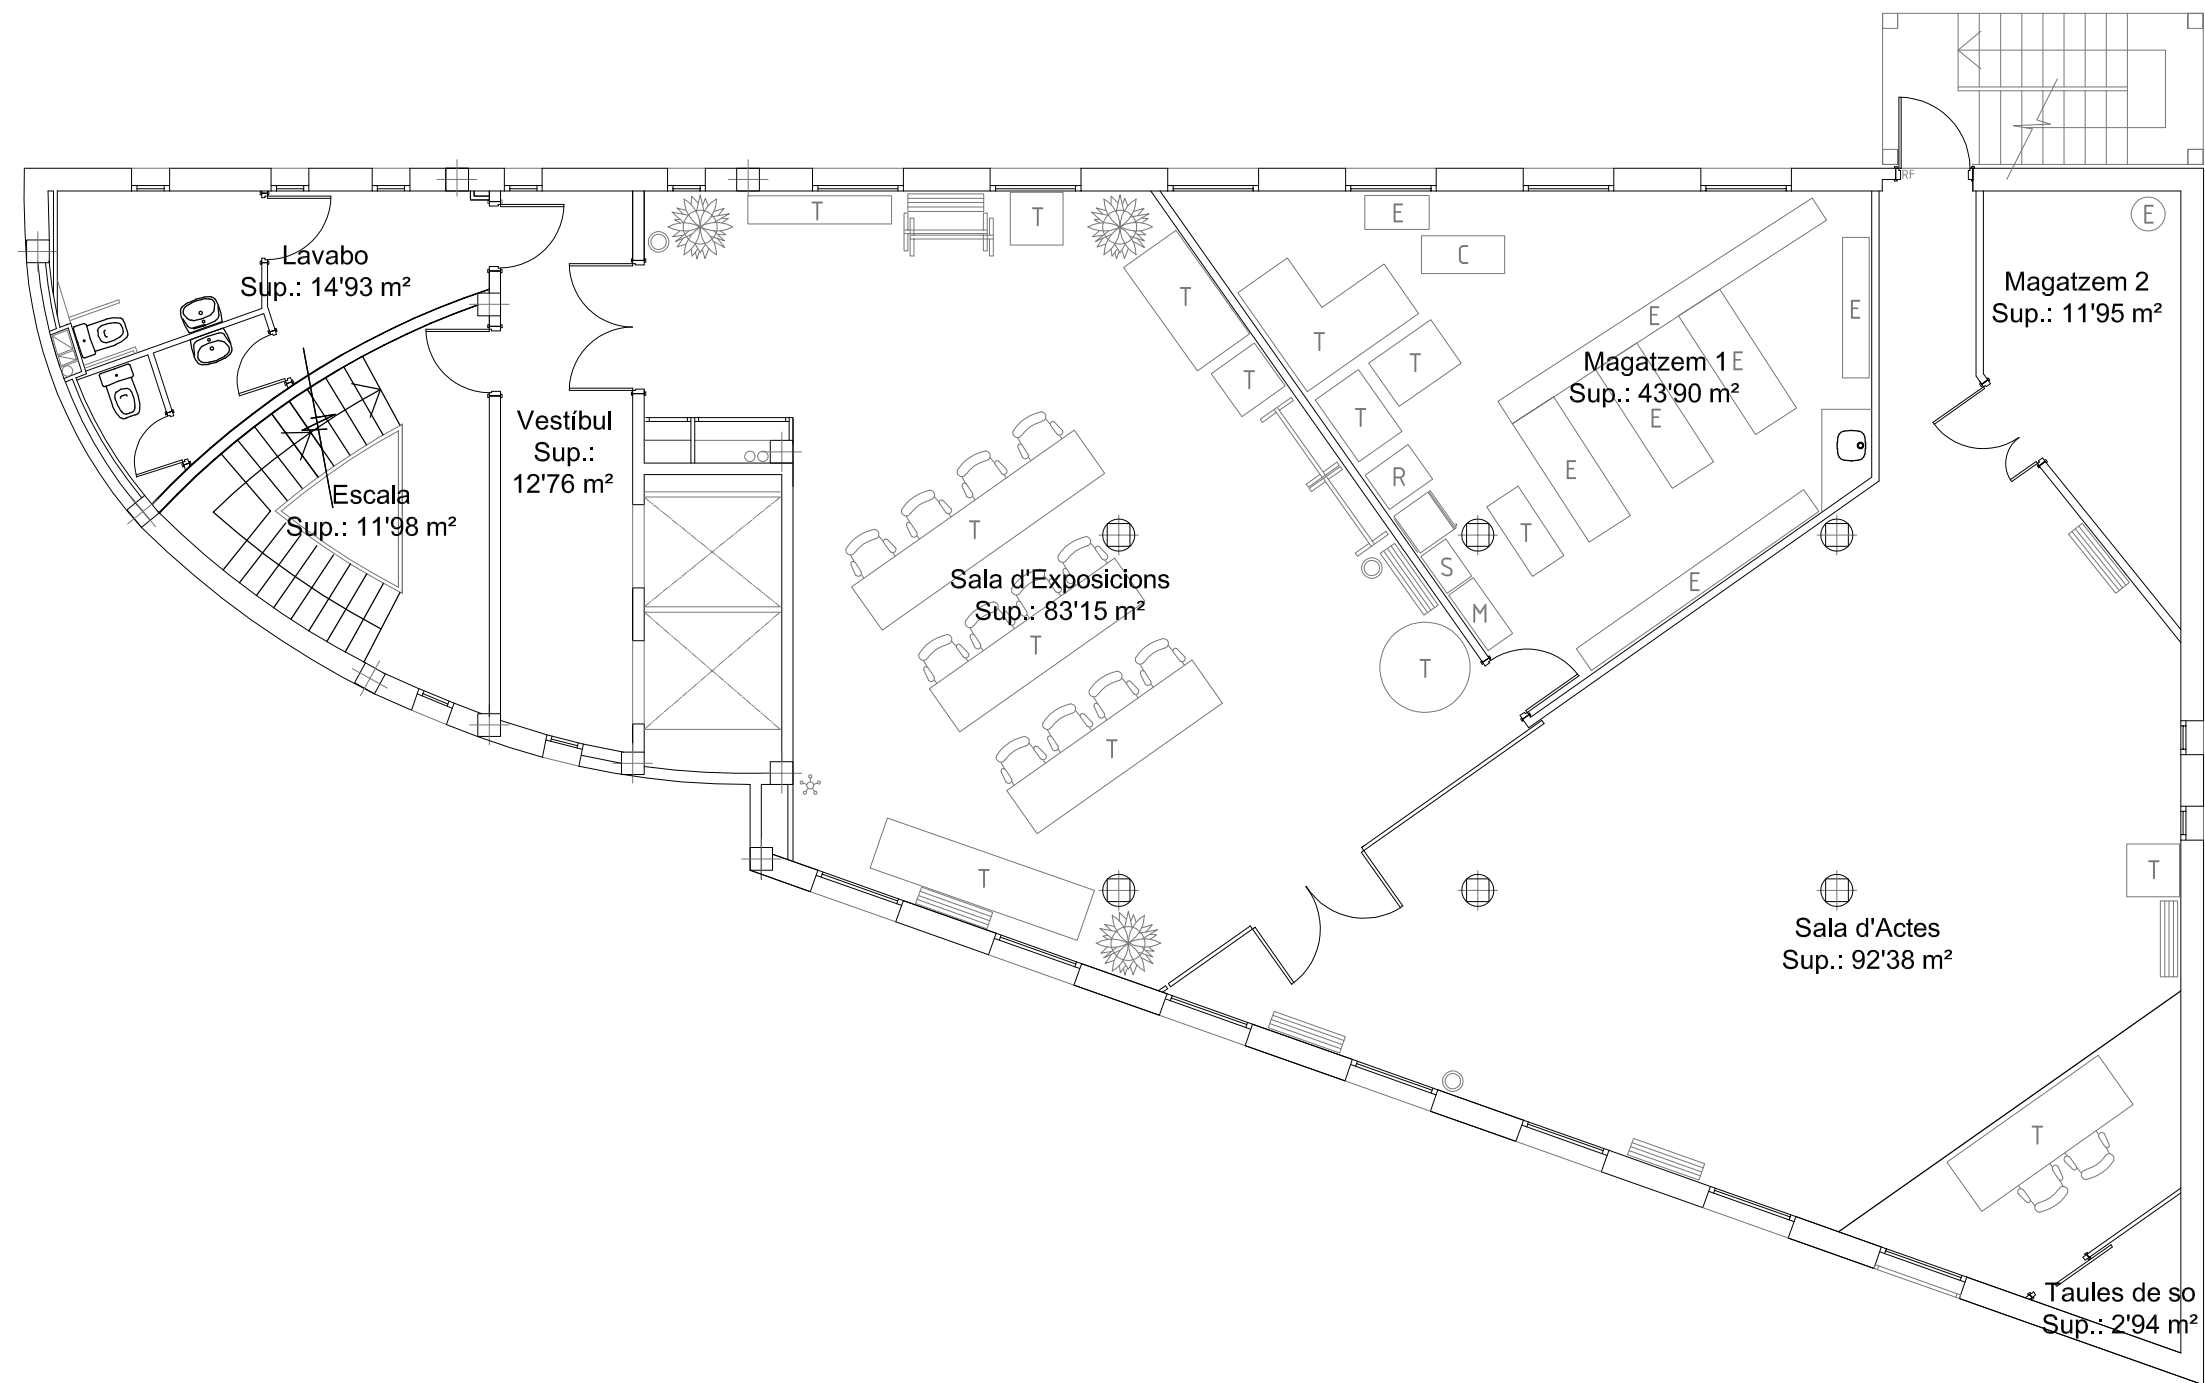

- Planta amb test
- Paperera
- Expositor
- Rack
- Taula
- Armari alt h: 2'00m
- SAI
- Carro
- Penjador
- Escalfador
- Aire condicionat
- Panell expositor - peu amb rodes



Ajuntament de
Montornès del Vallès

PROJECTE:

BIBLIOTECA MUNICIPAL

ESCALA:
1:100


DATA:
JULIOL 2017


EI TÈCNIC MUNICIPAL:


TÍTOL:


PLANTA SEGONA


Núm:
05
Full: 4 de: 4

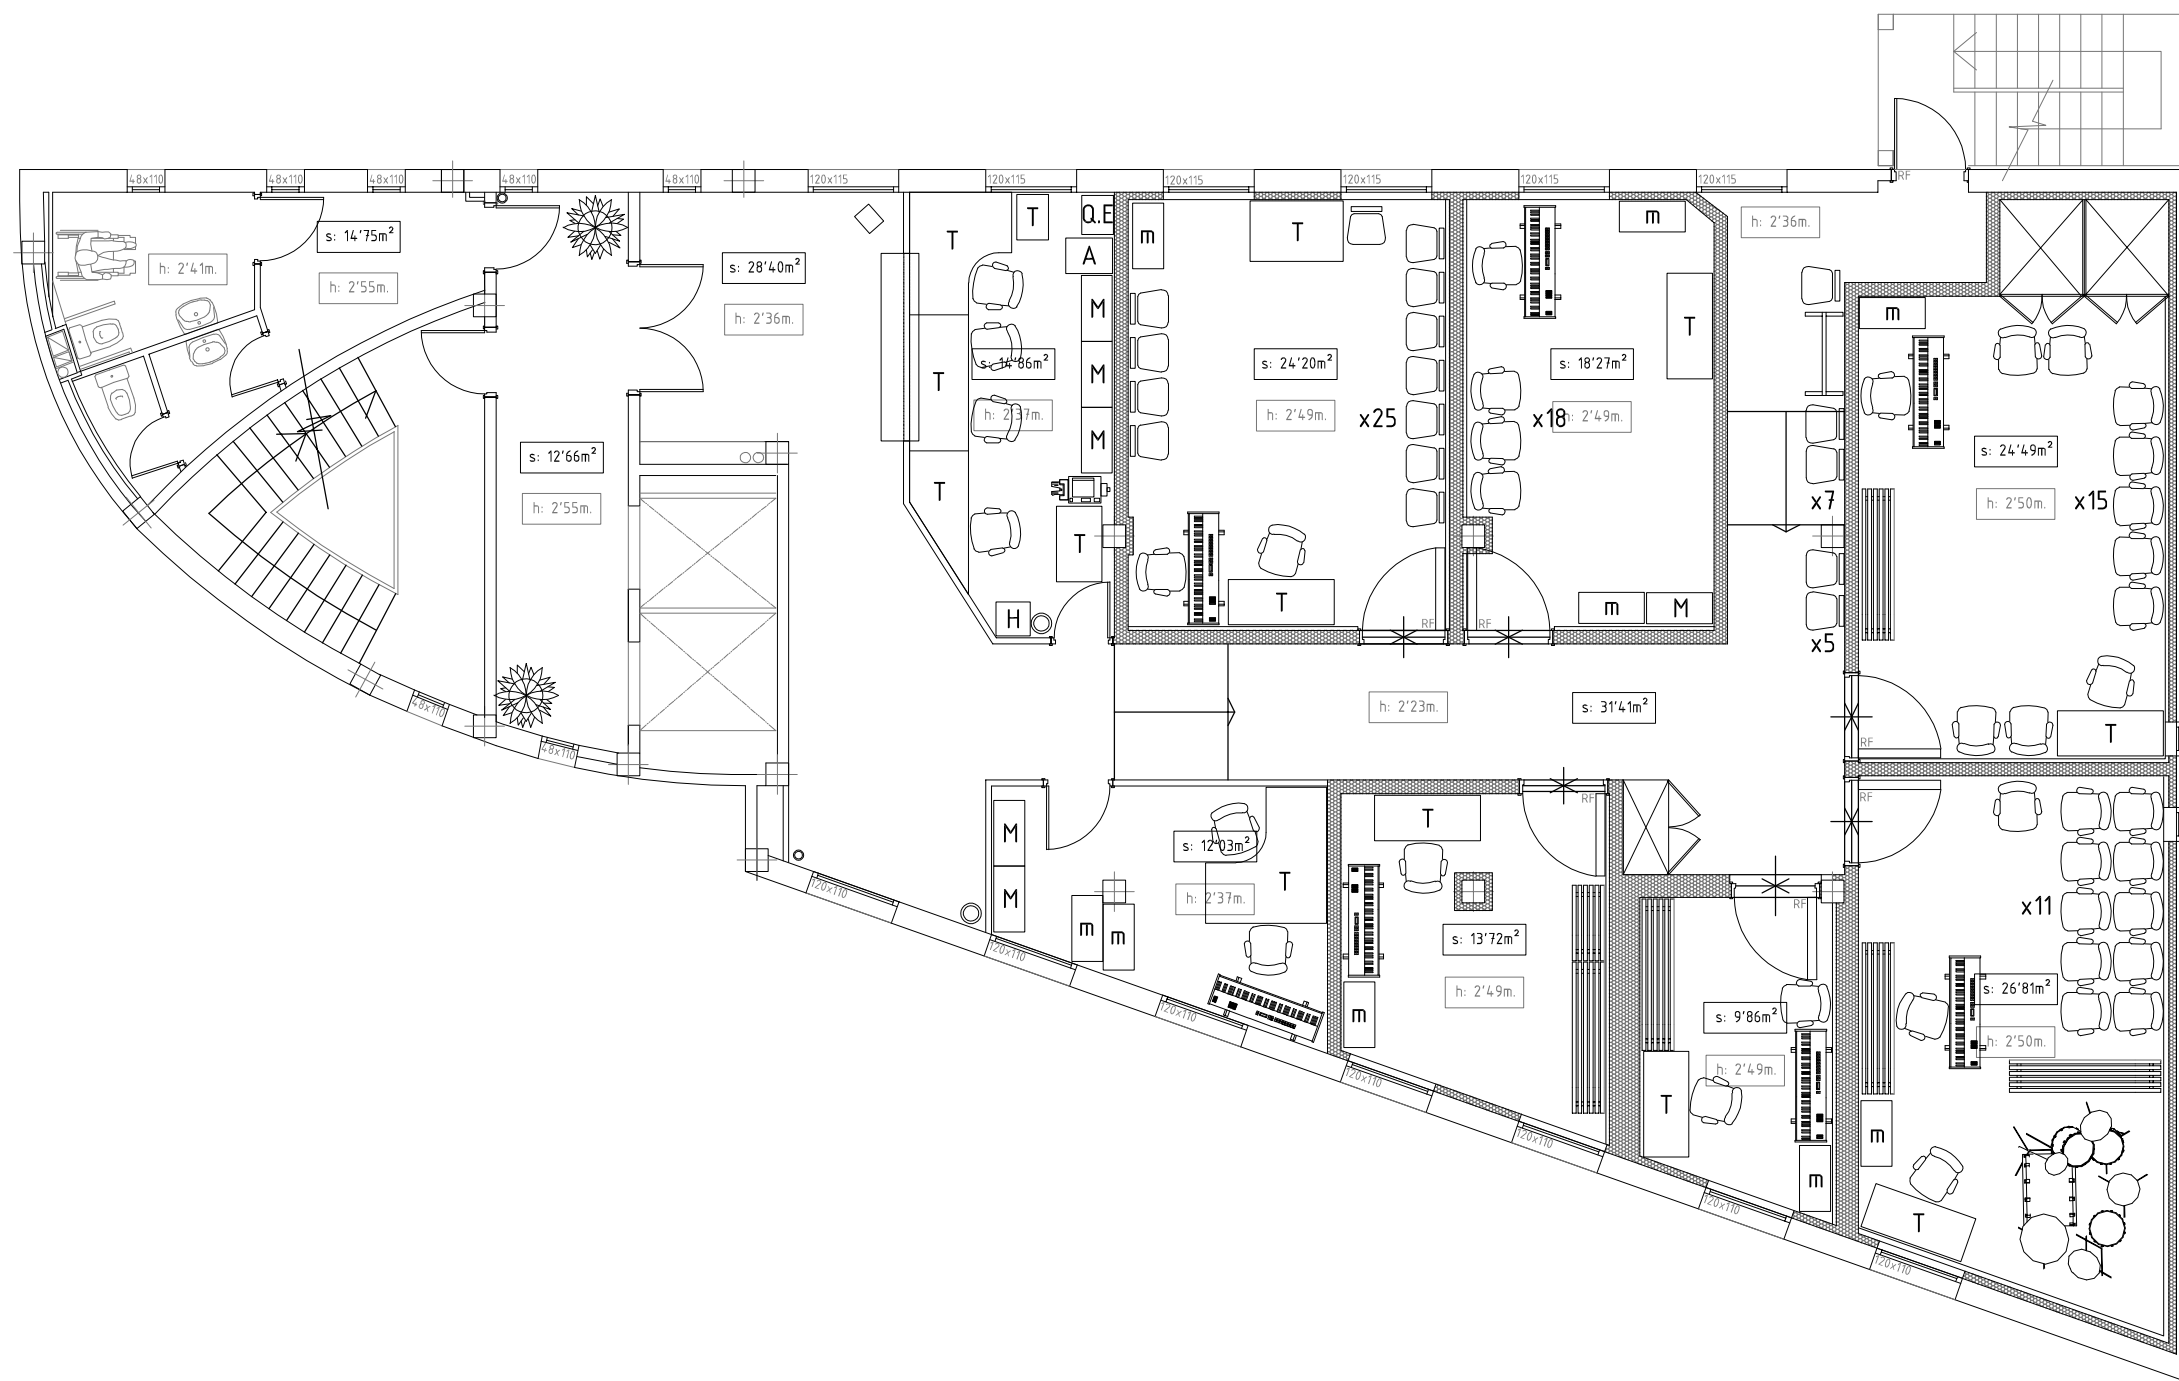


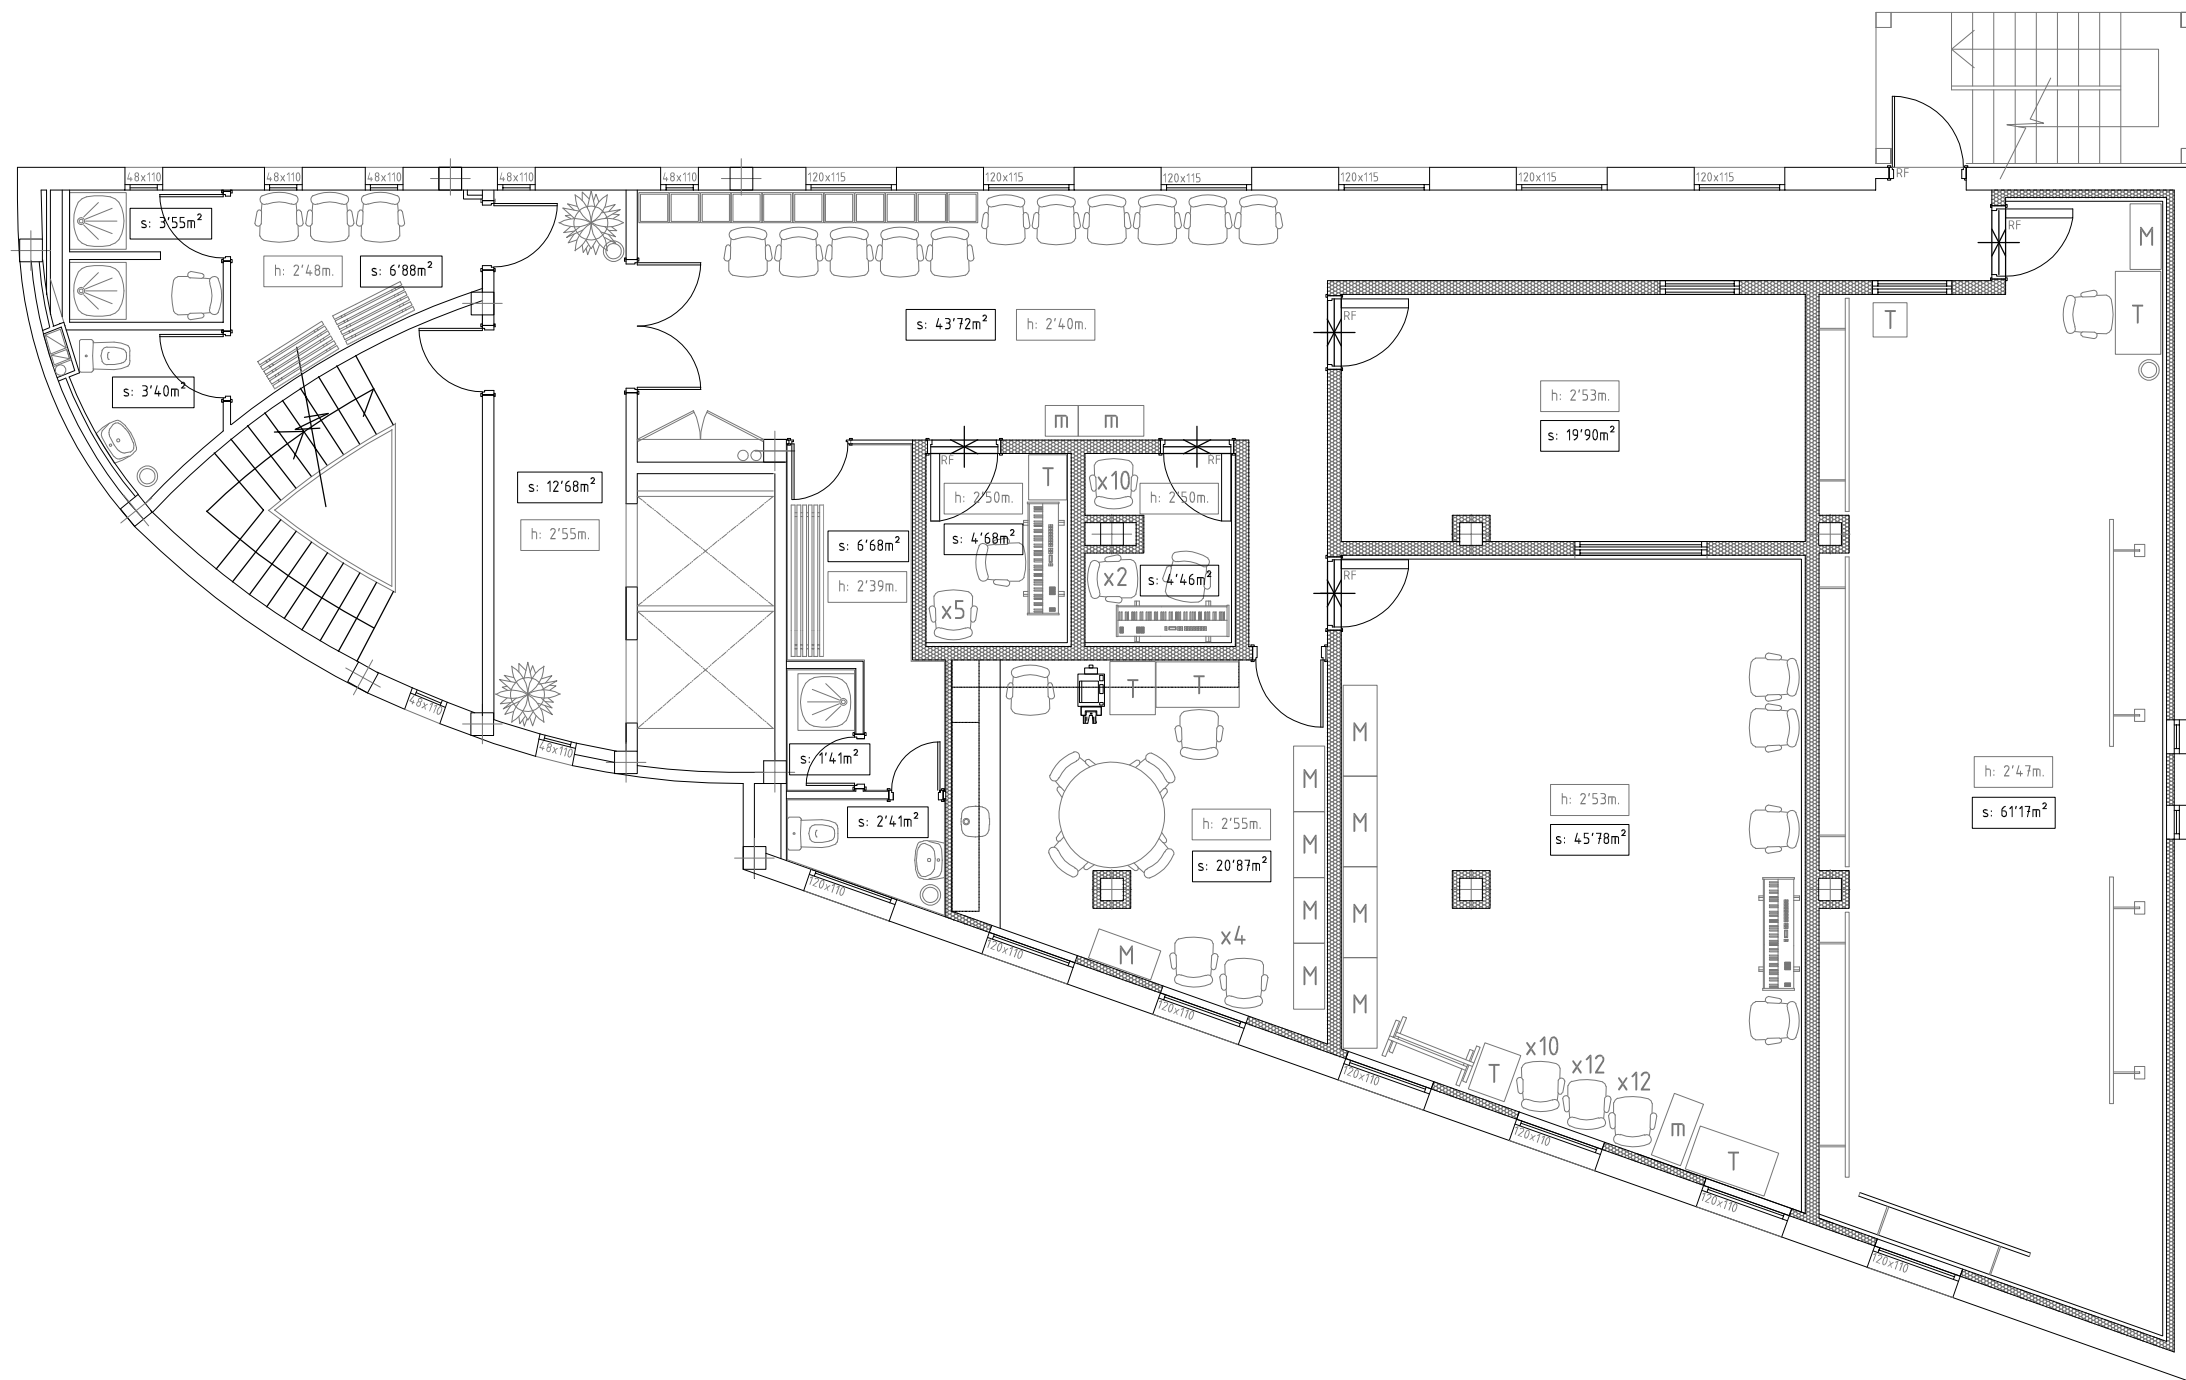


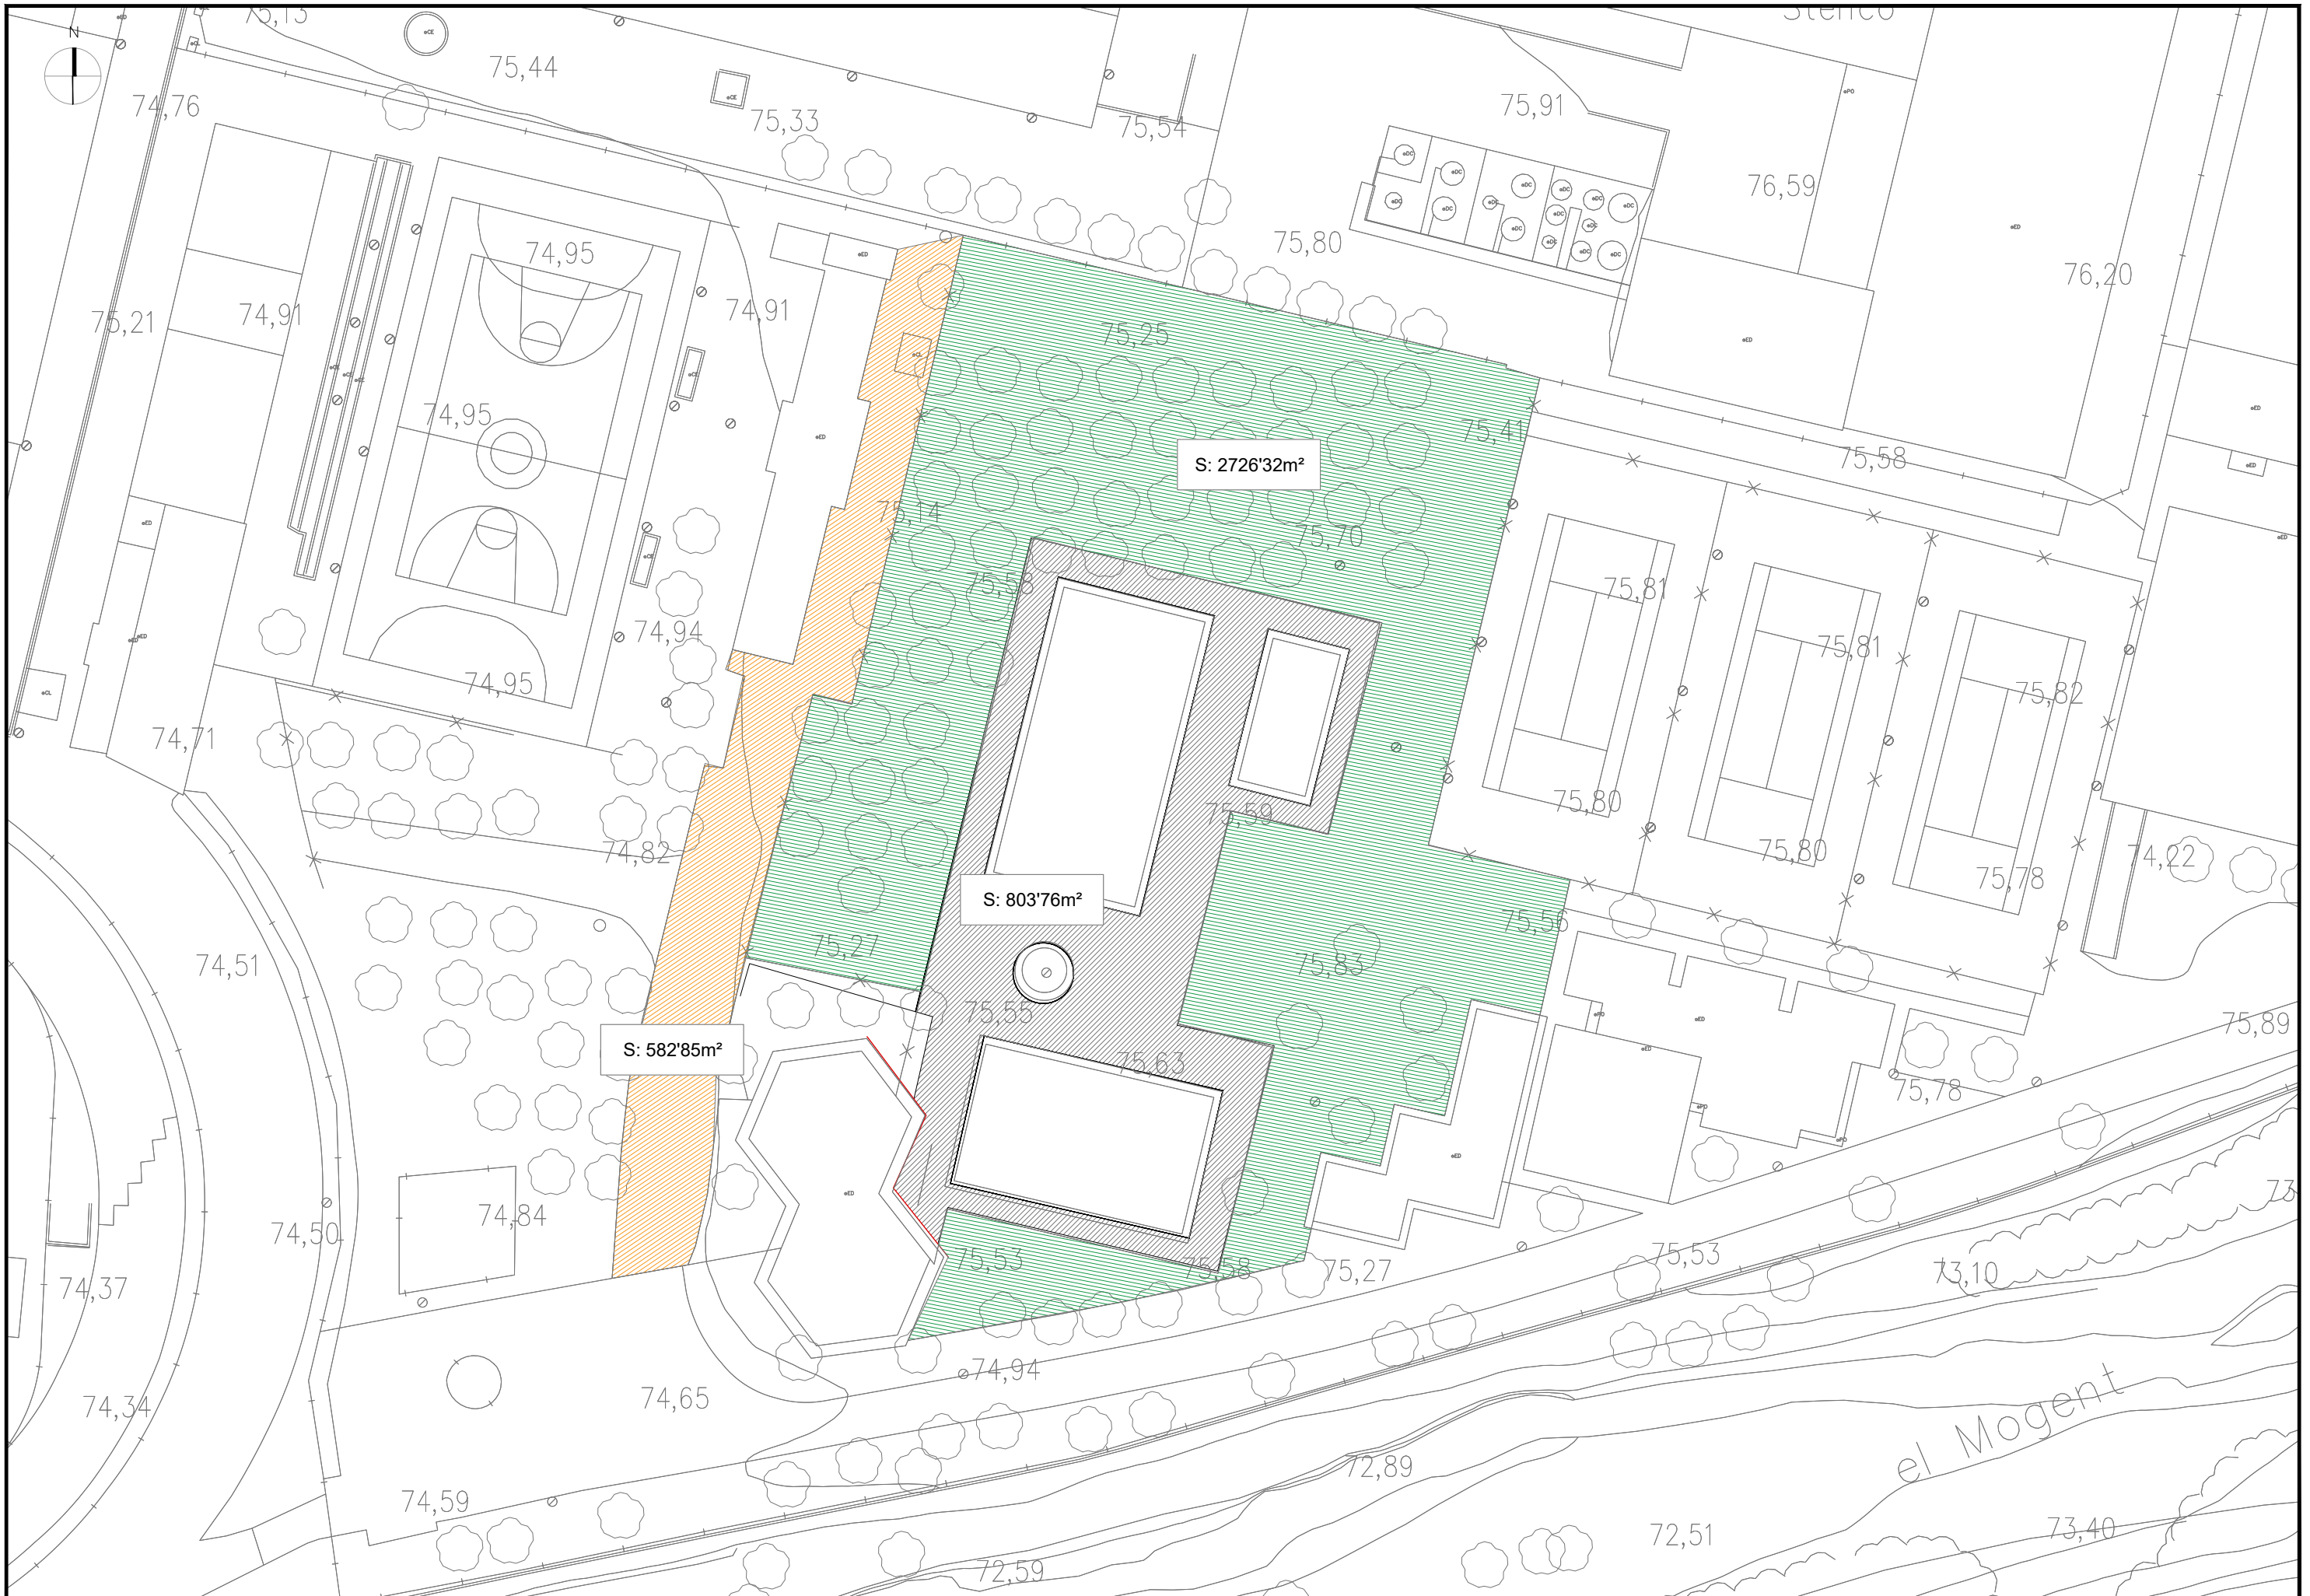


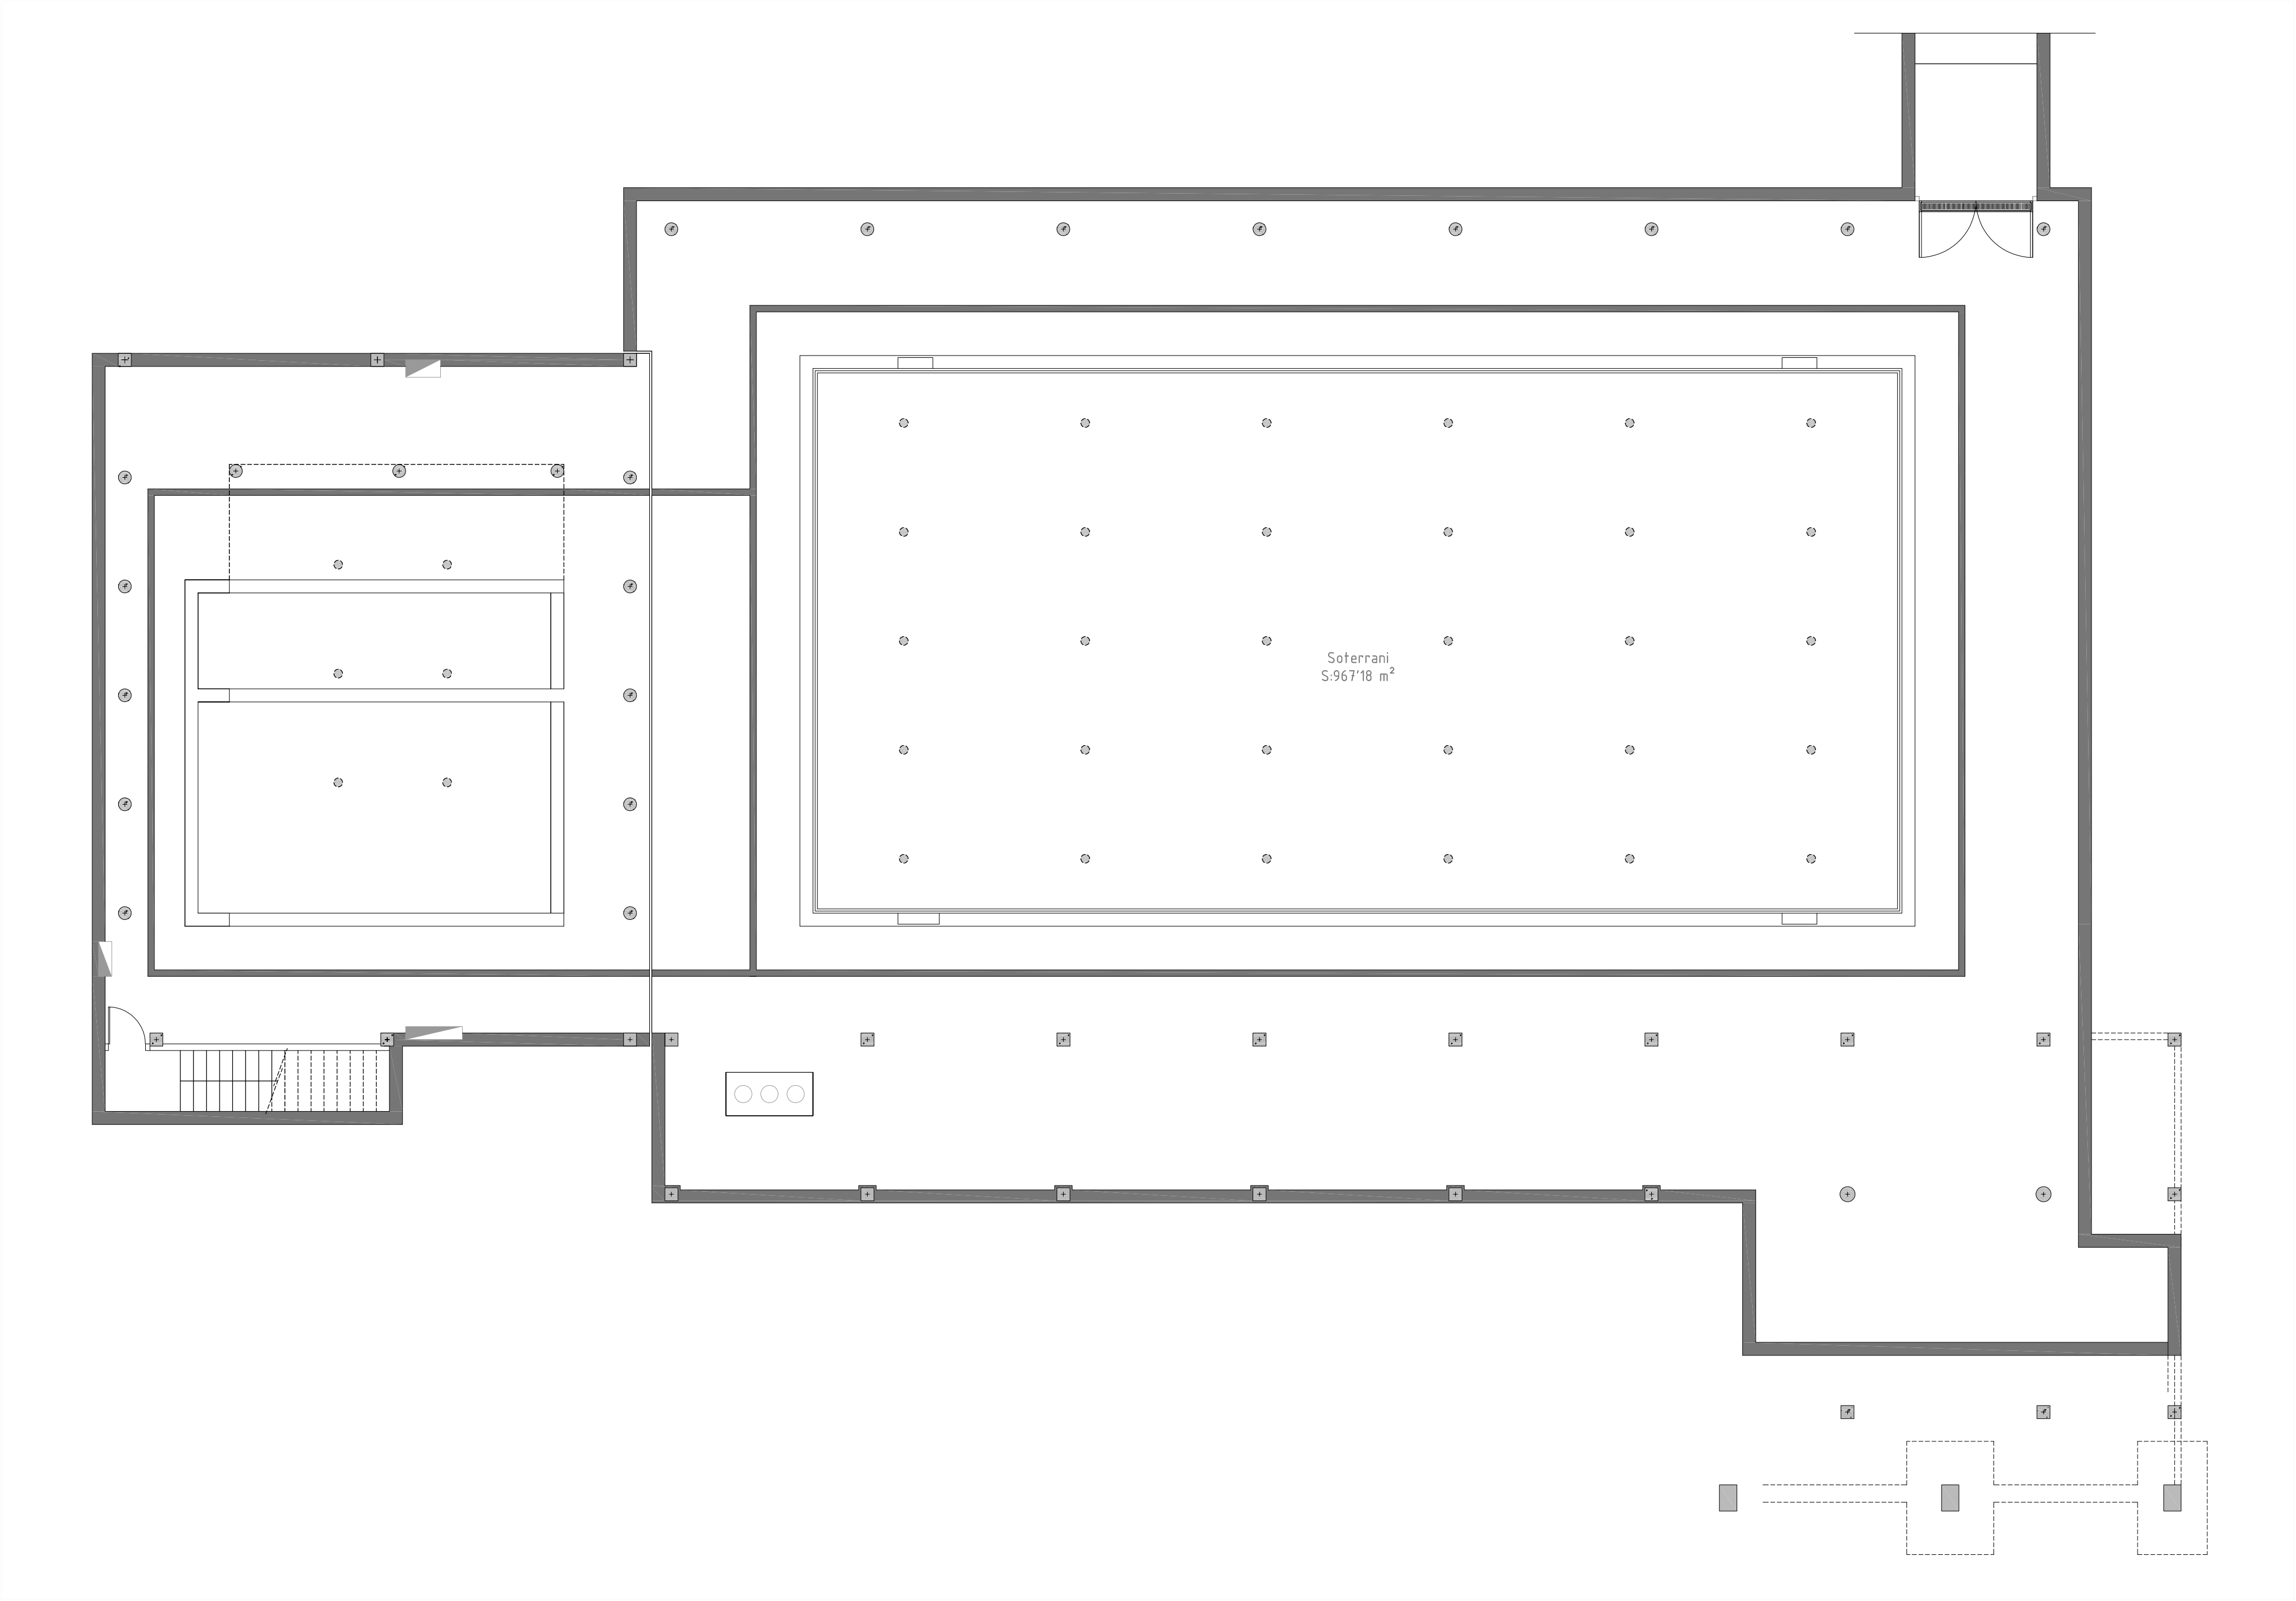

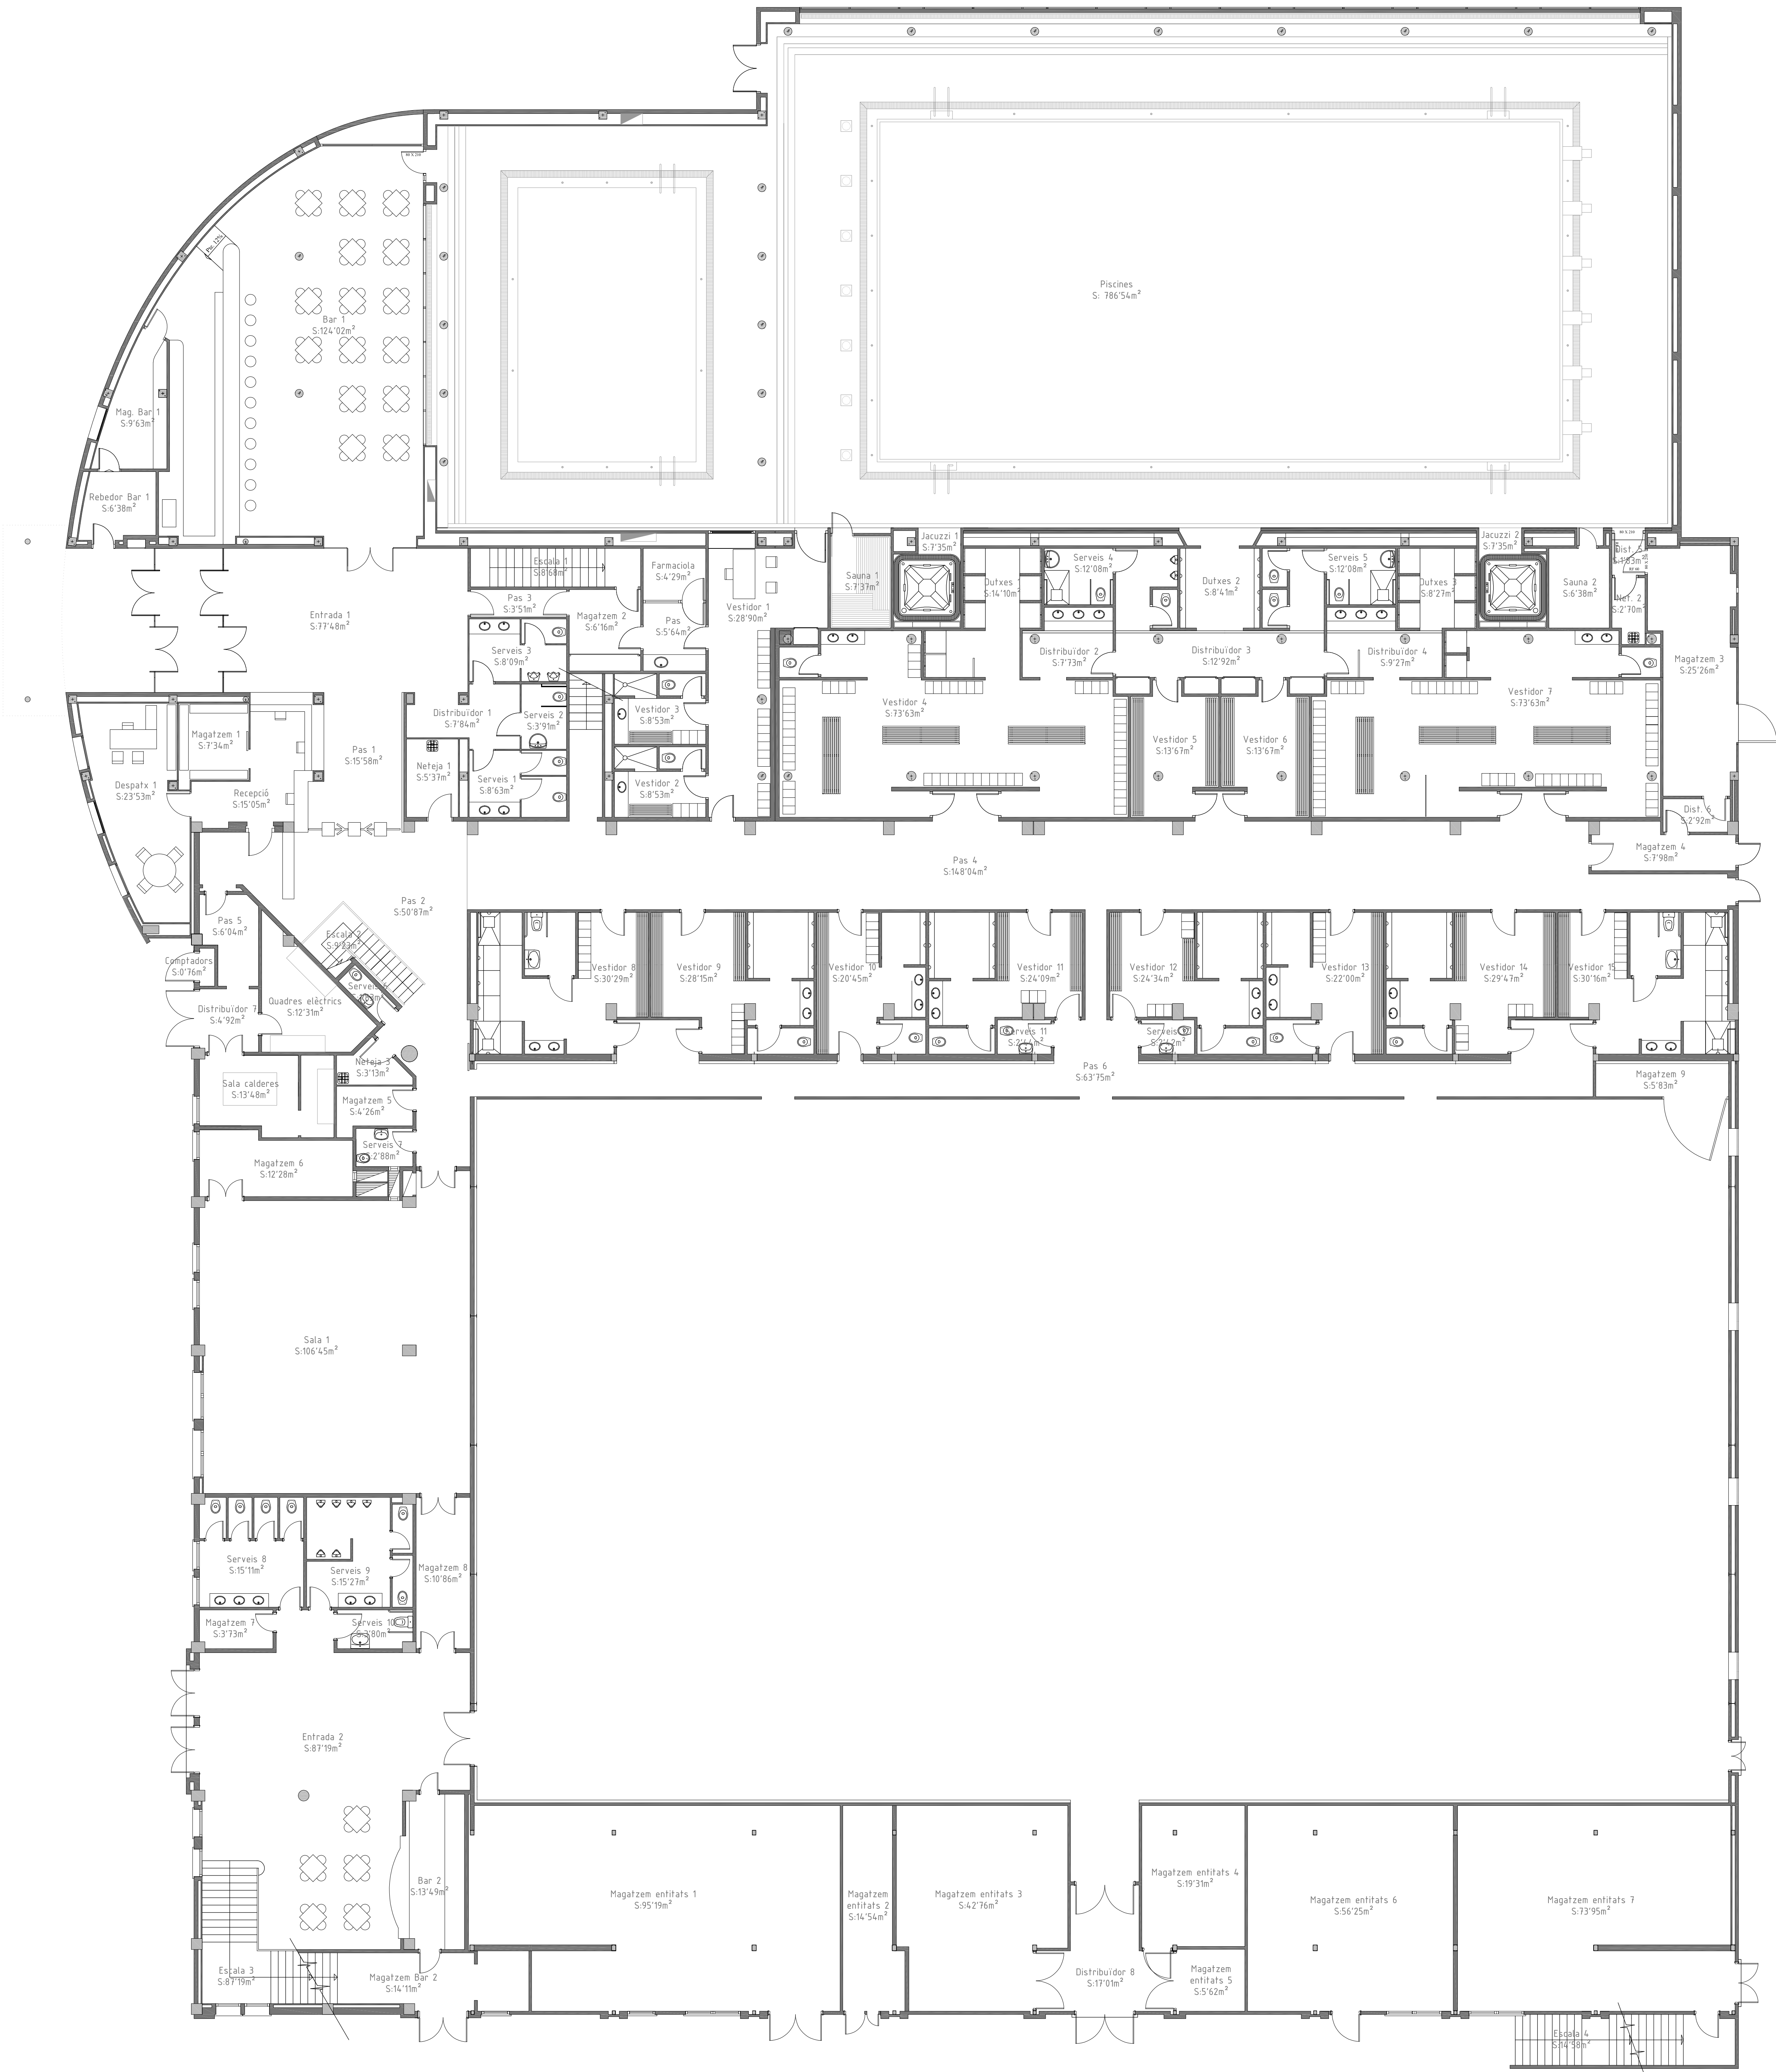


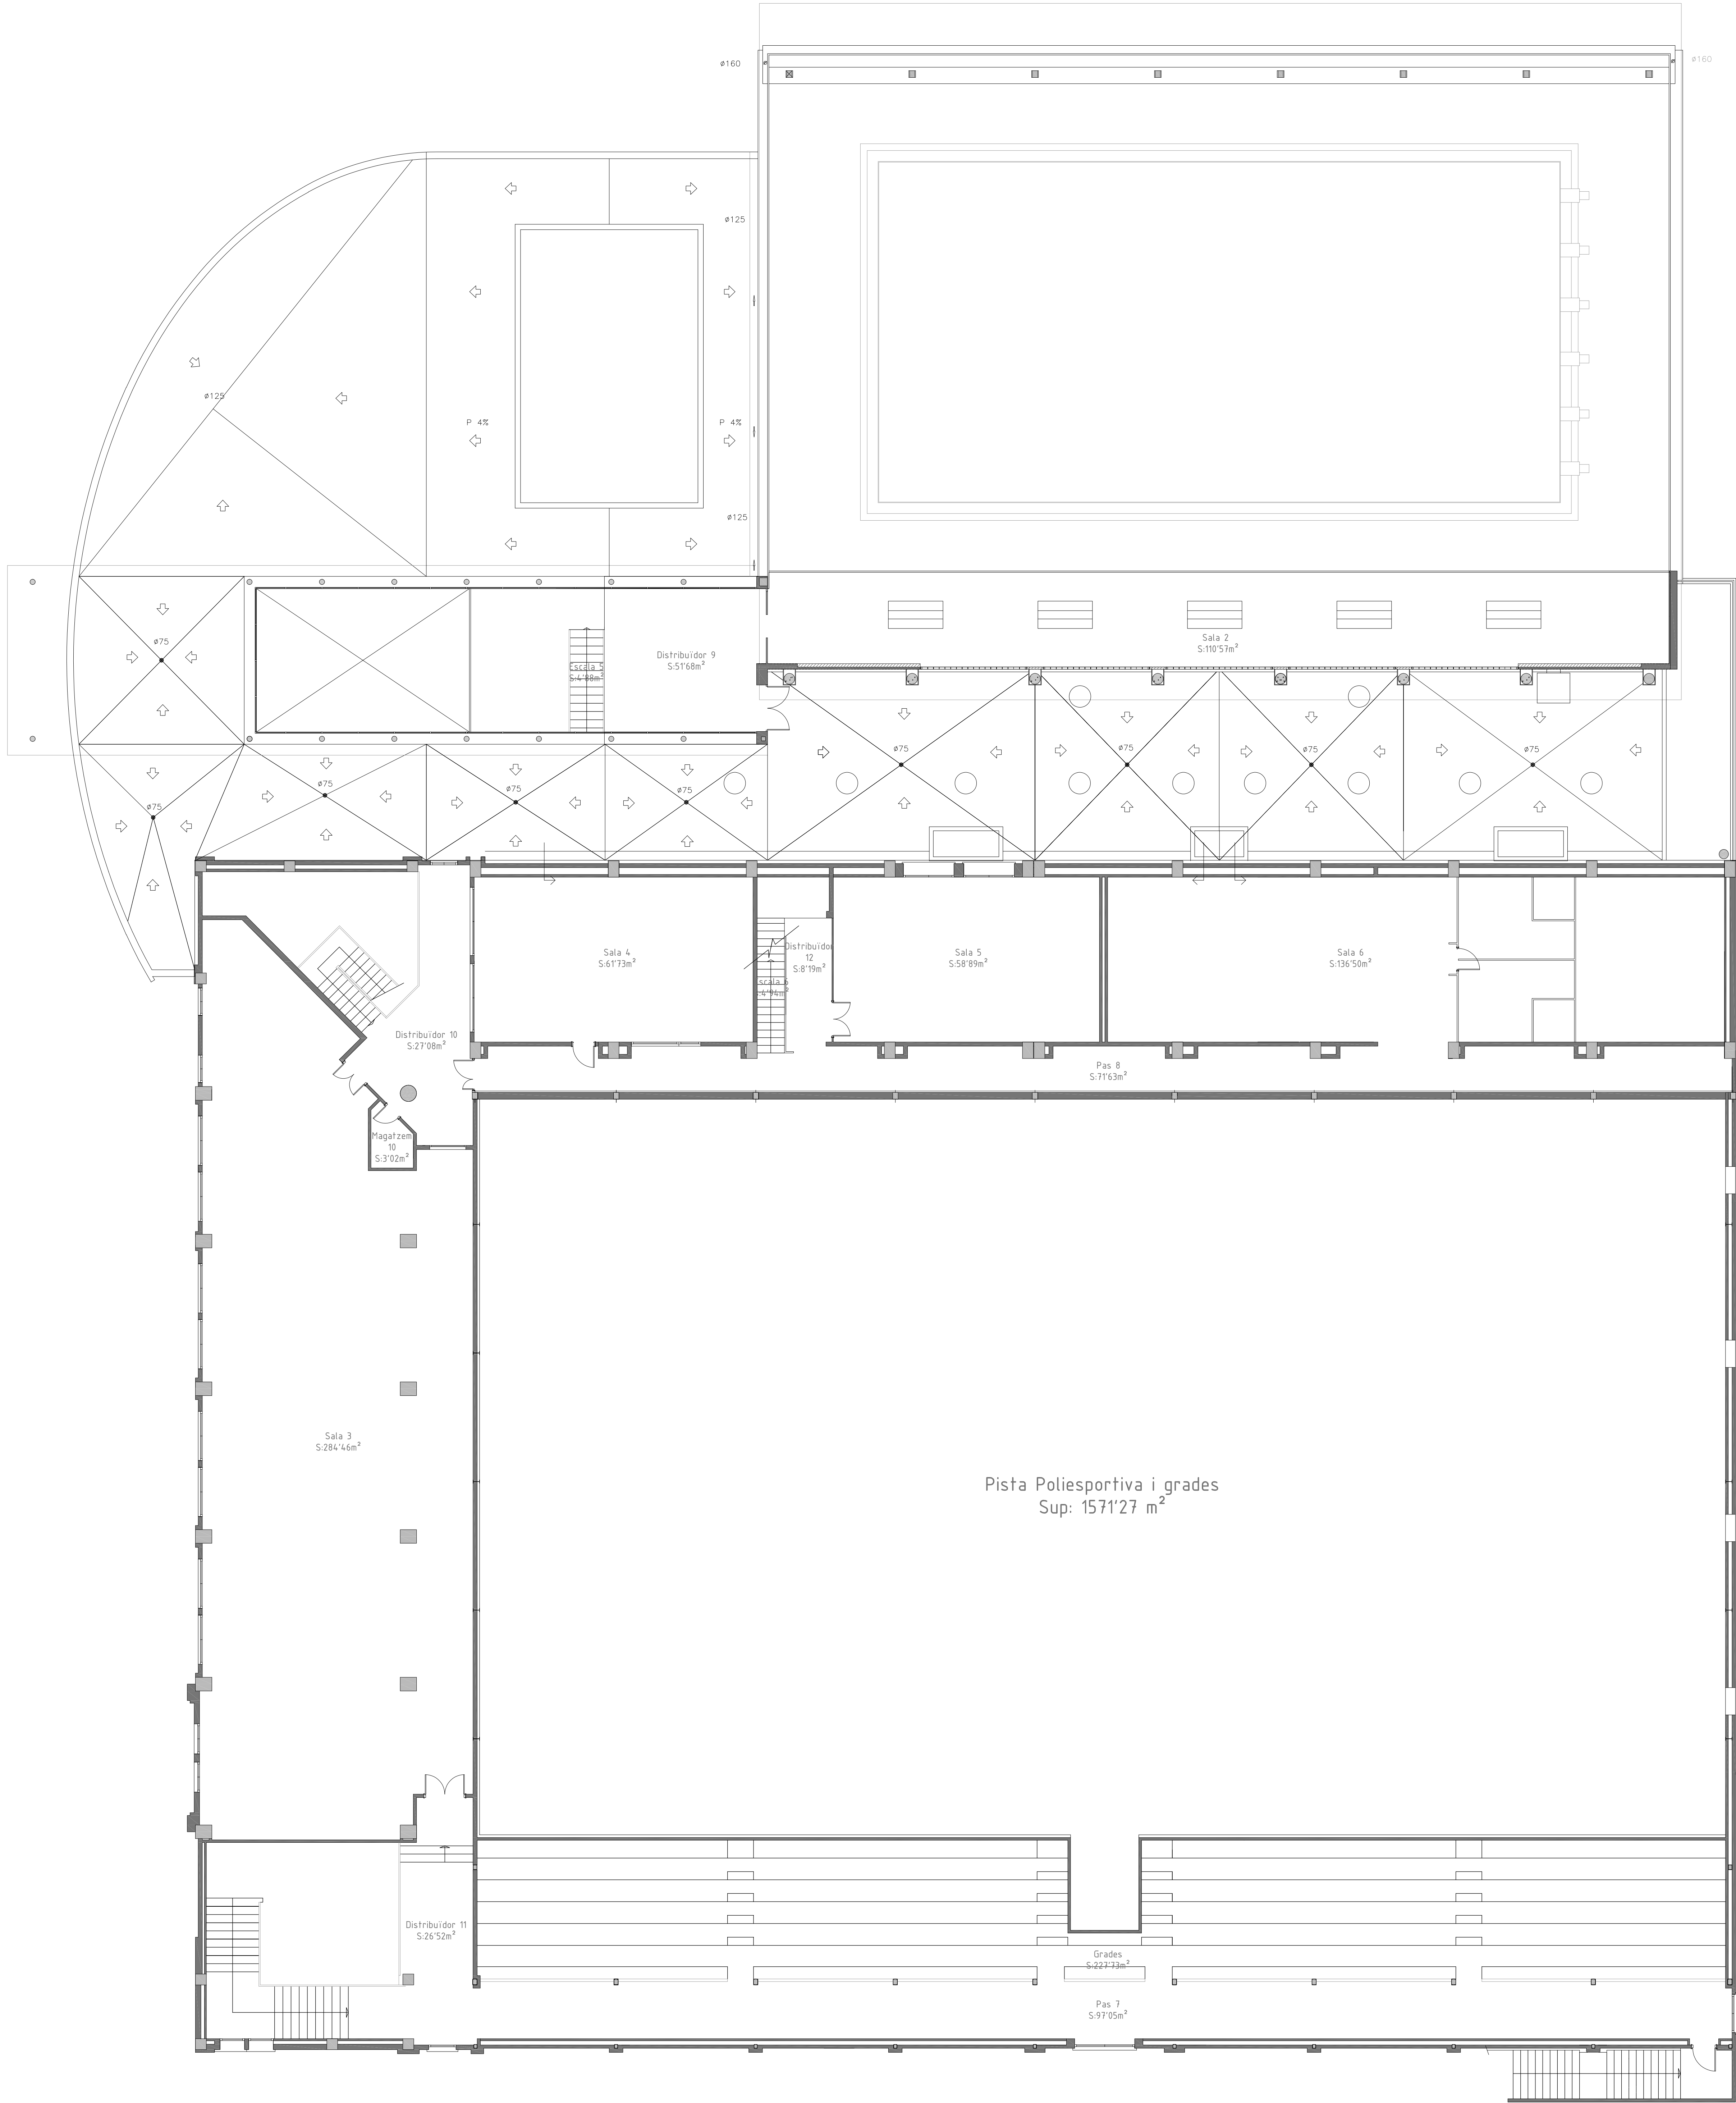

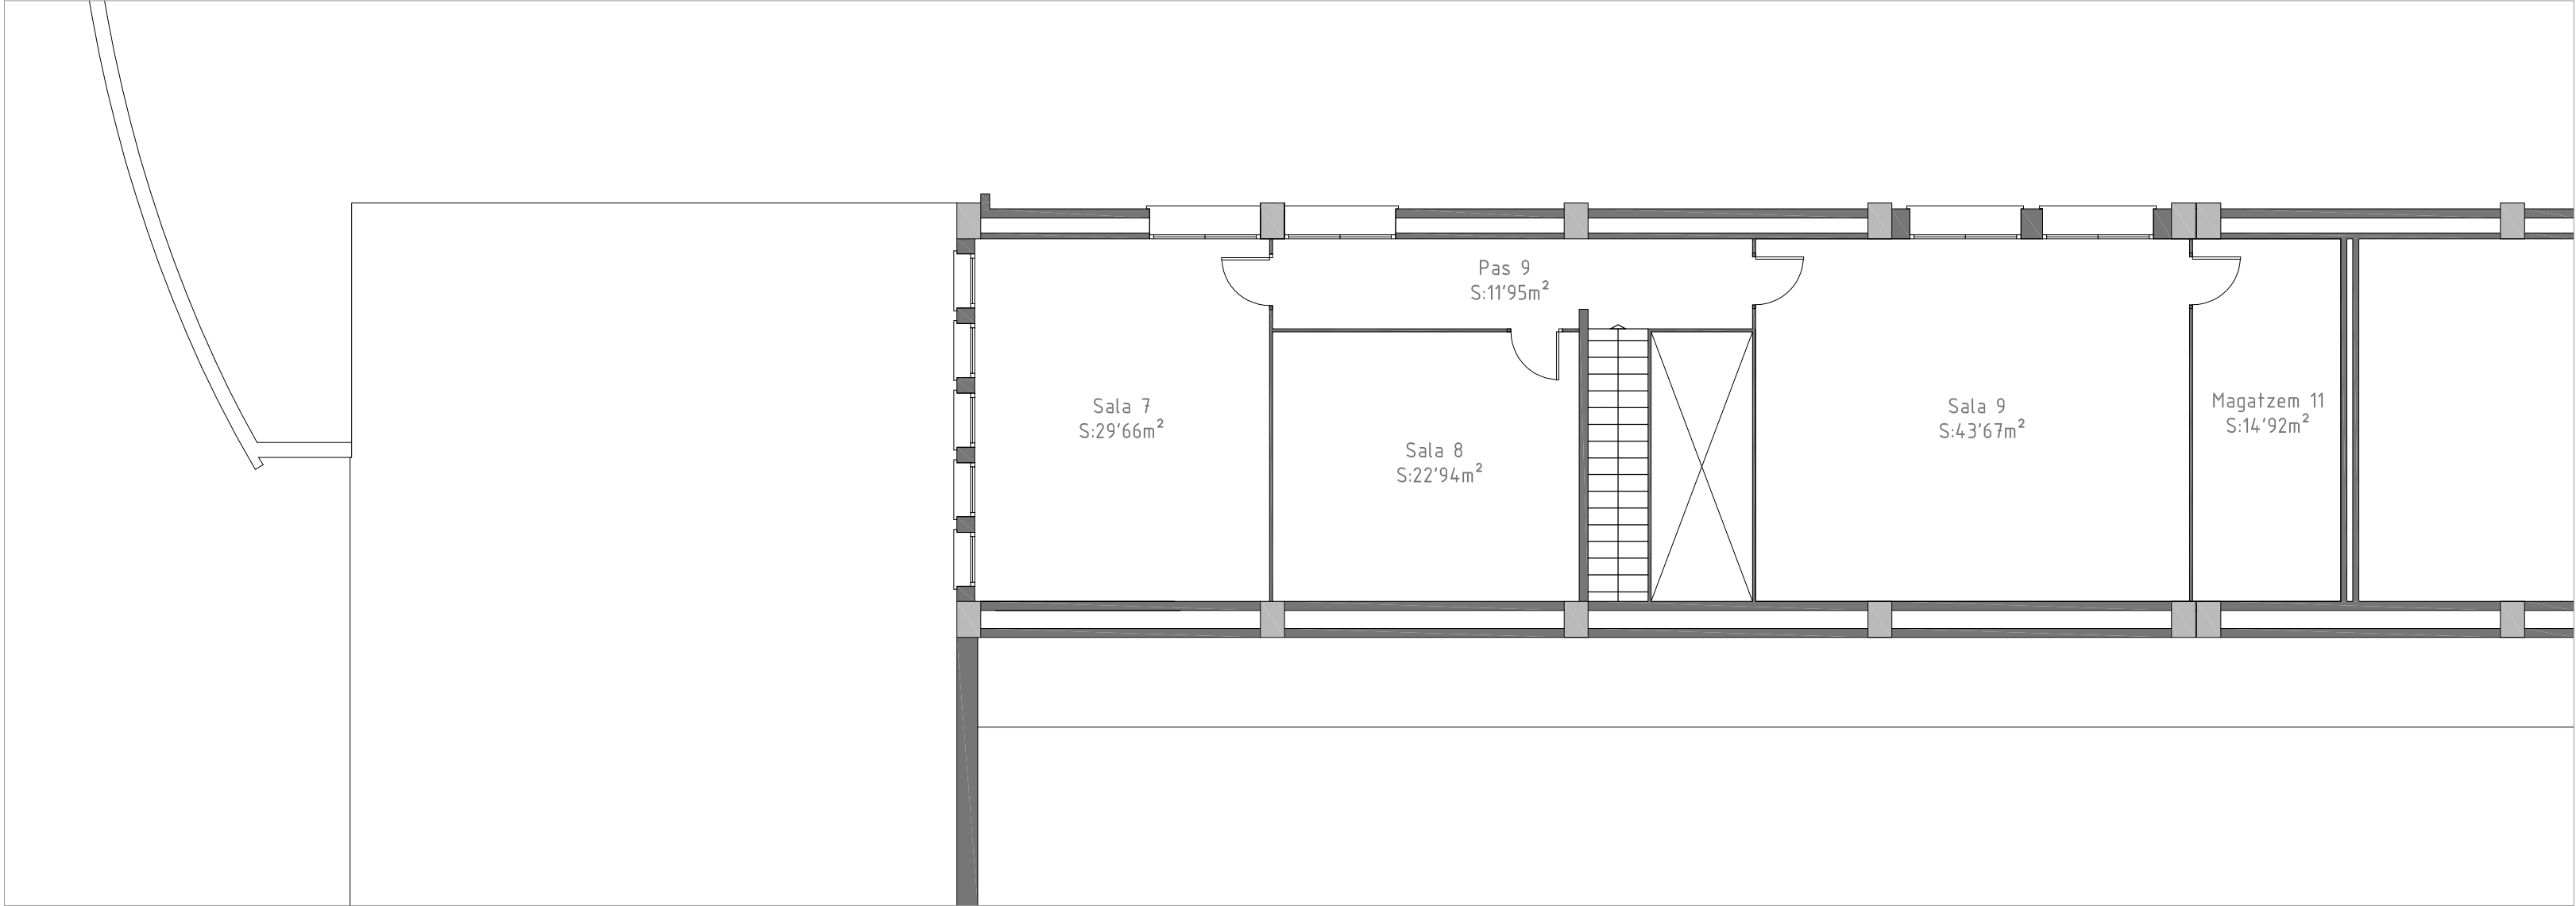


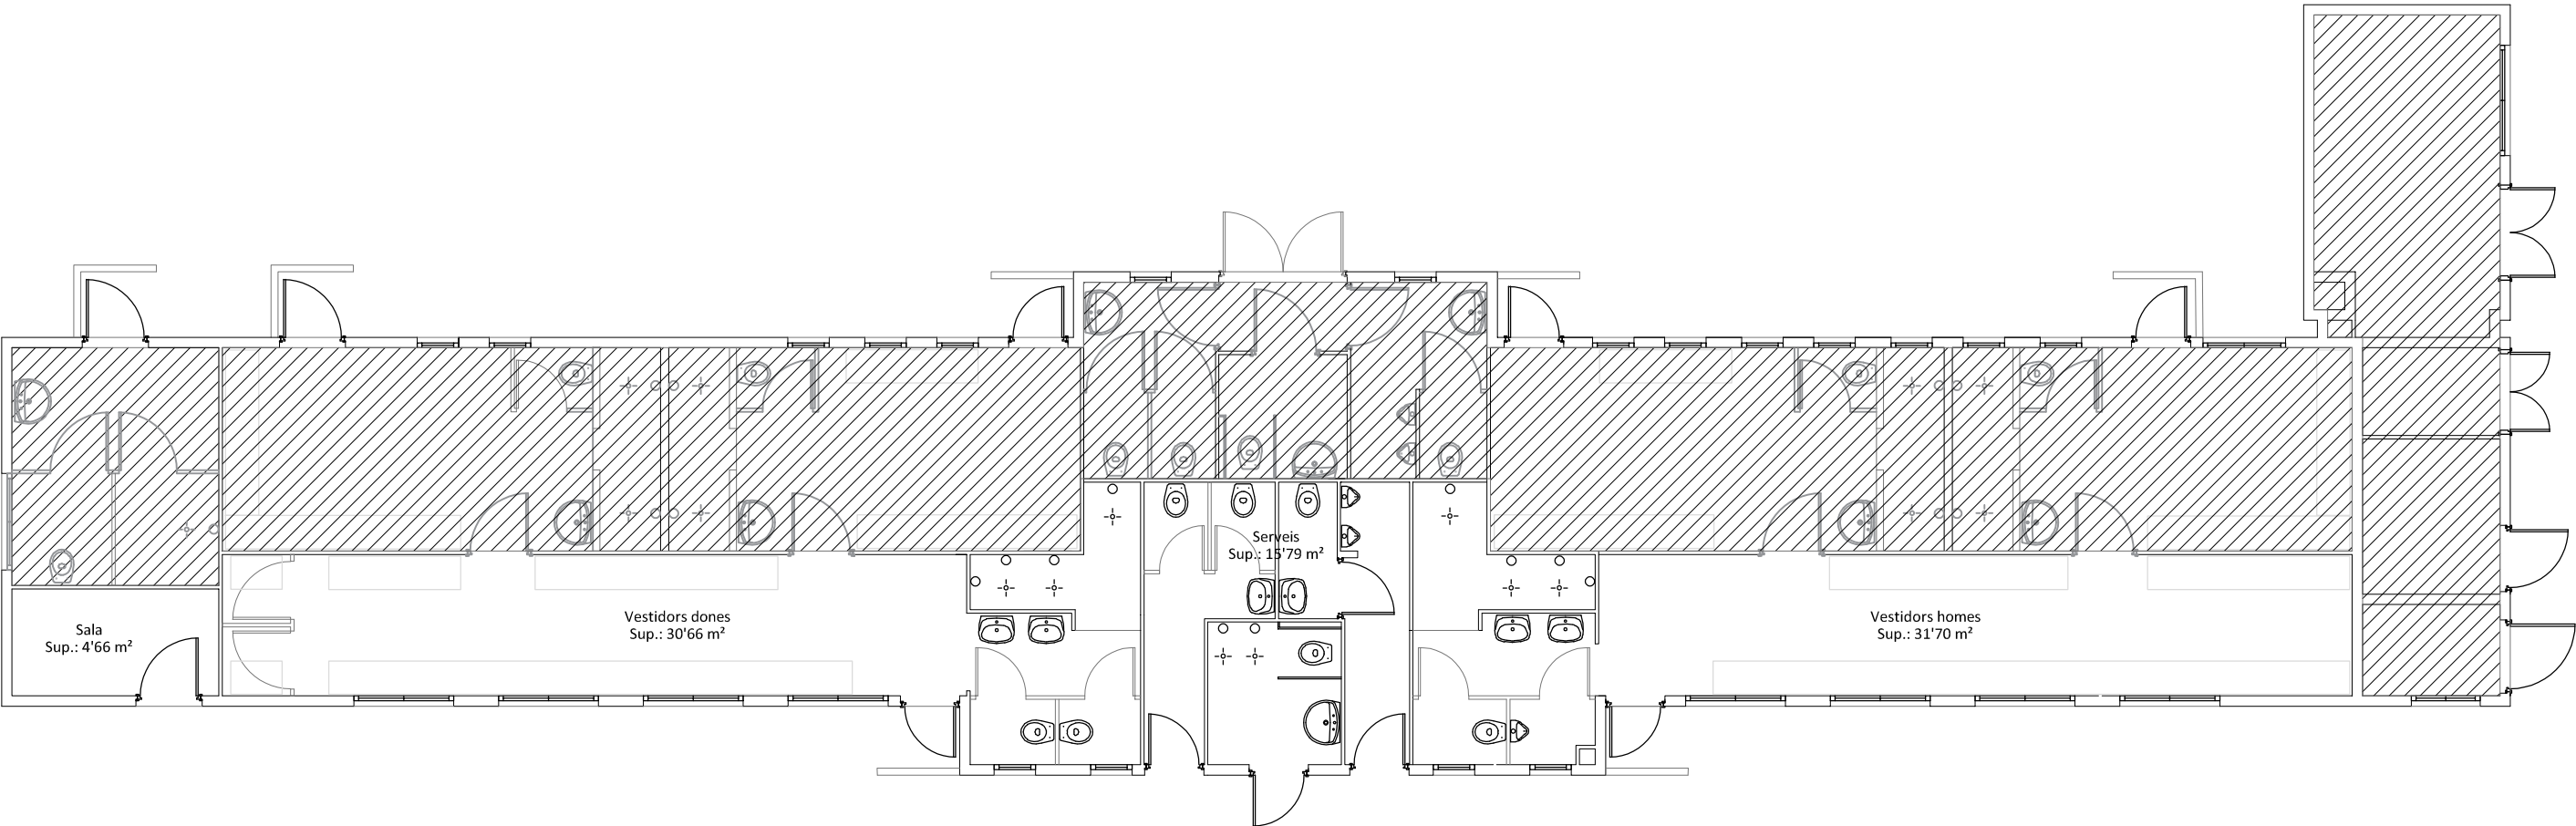


 Ajuntament de Montornès del Vallès			PROJECTE: VESTIDORS PISCINES DESCOBERTES	
ESCALA: 1:100	DATA: GENER 2021	EI TÈCNIC MUNICIPAL:	TÍTOL: PLANTA BAIXA	Núm: 06 02 Full: 1 de: 1

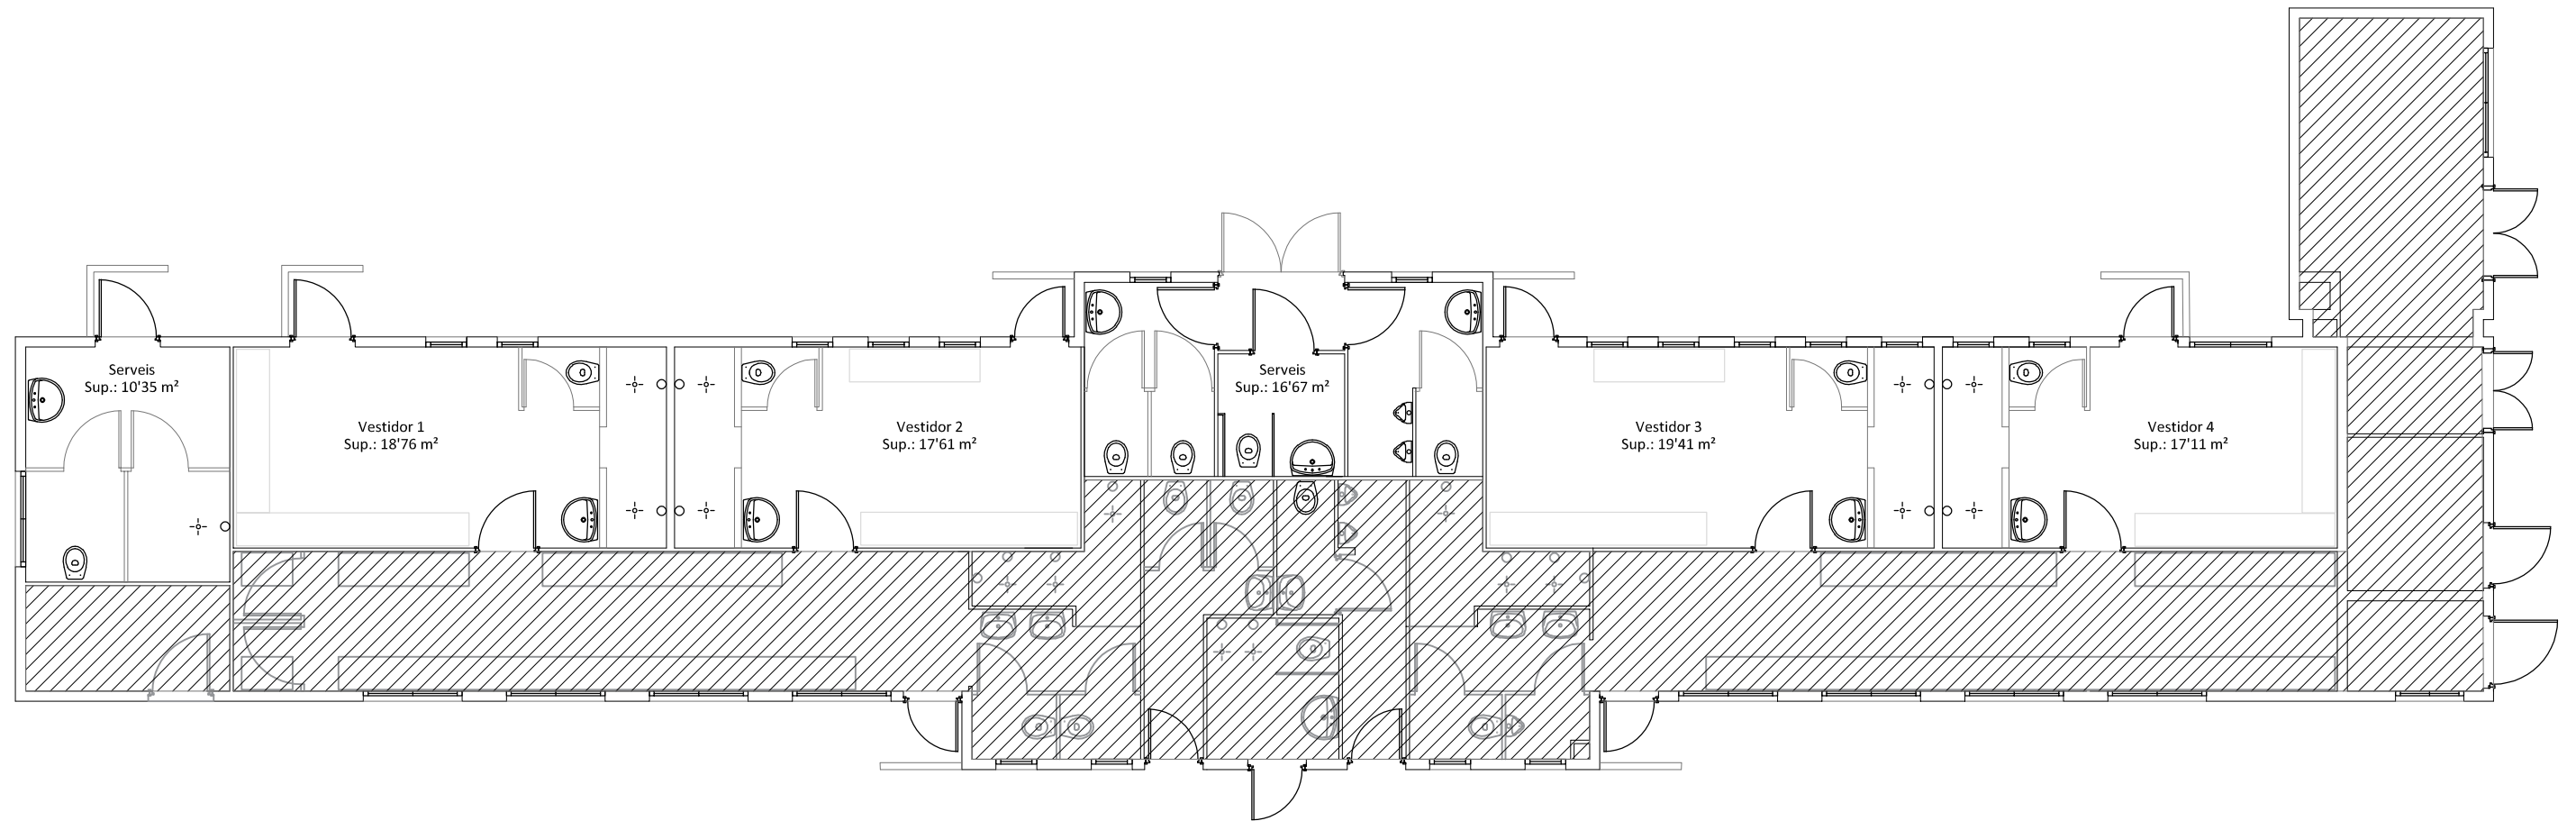



 Ajuntament de Montornès del Vallès			PROJECTE: VESTIDORS PISTES DE PÀDEL	
ESCALA: 1:100	DATA: GENER 2021	EI TÈCNIC MUNICIPAL:	TÍTOL: PLANTA BAIXA	Núm: 06 02 Full: 1 de: 1

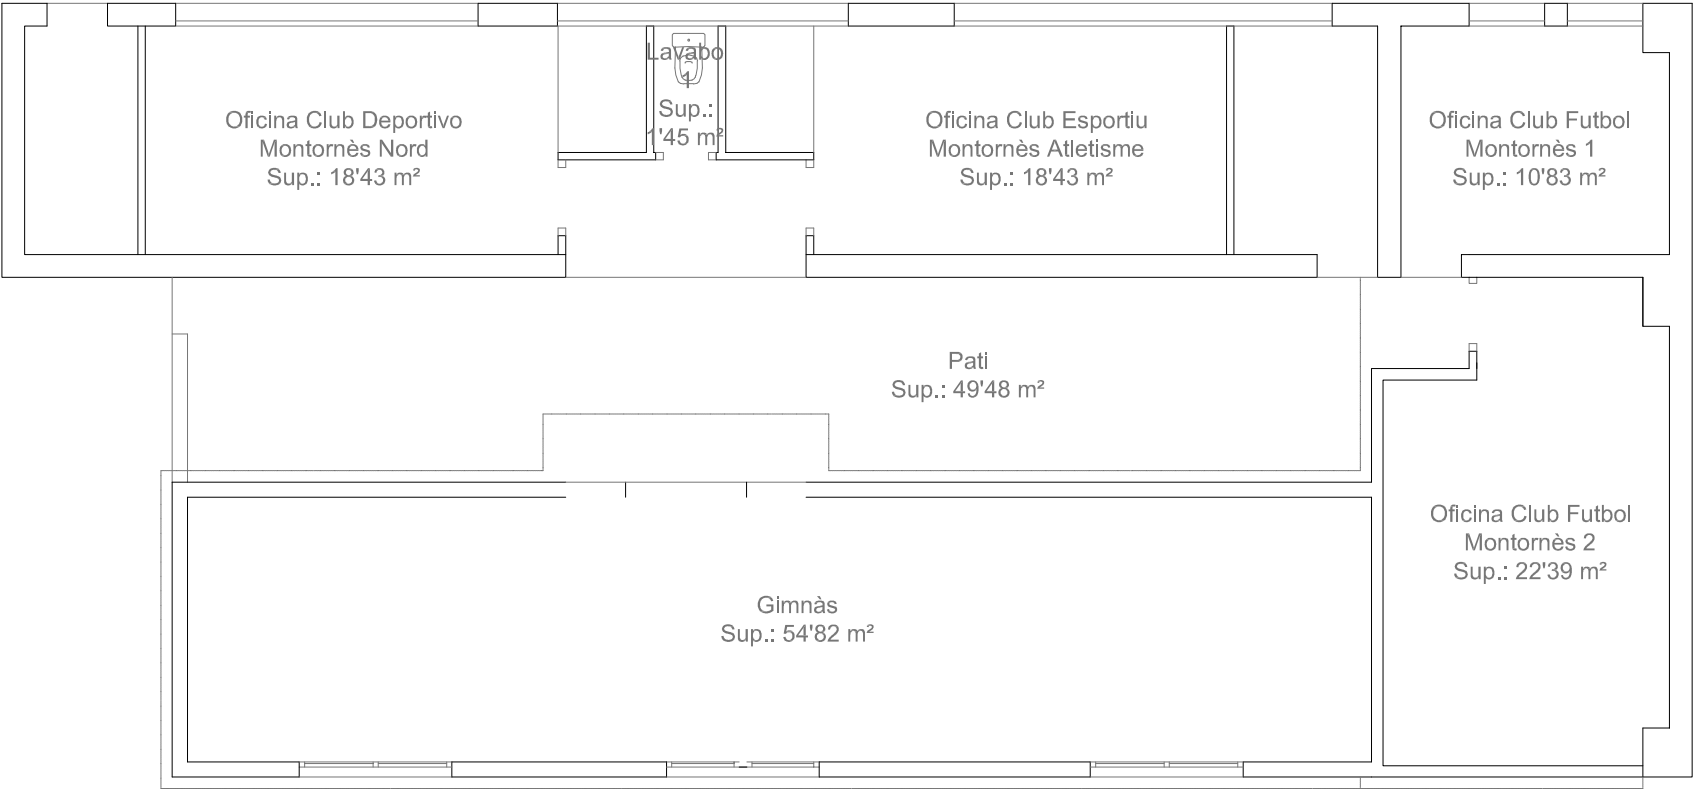

 Ajuntament de Montornès del Vallès			PROJECTE:		GIMNÀS I OFICINES	
ESCALA:	DATA:	EI TÈCNIC MUNICIPAL:	TÍTOL:	PLANTA BAIXA		Núm:
1:100	GENER 2021					06 03
					Full: 1 de: 1	

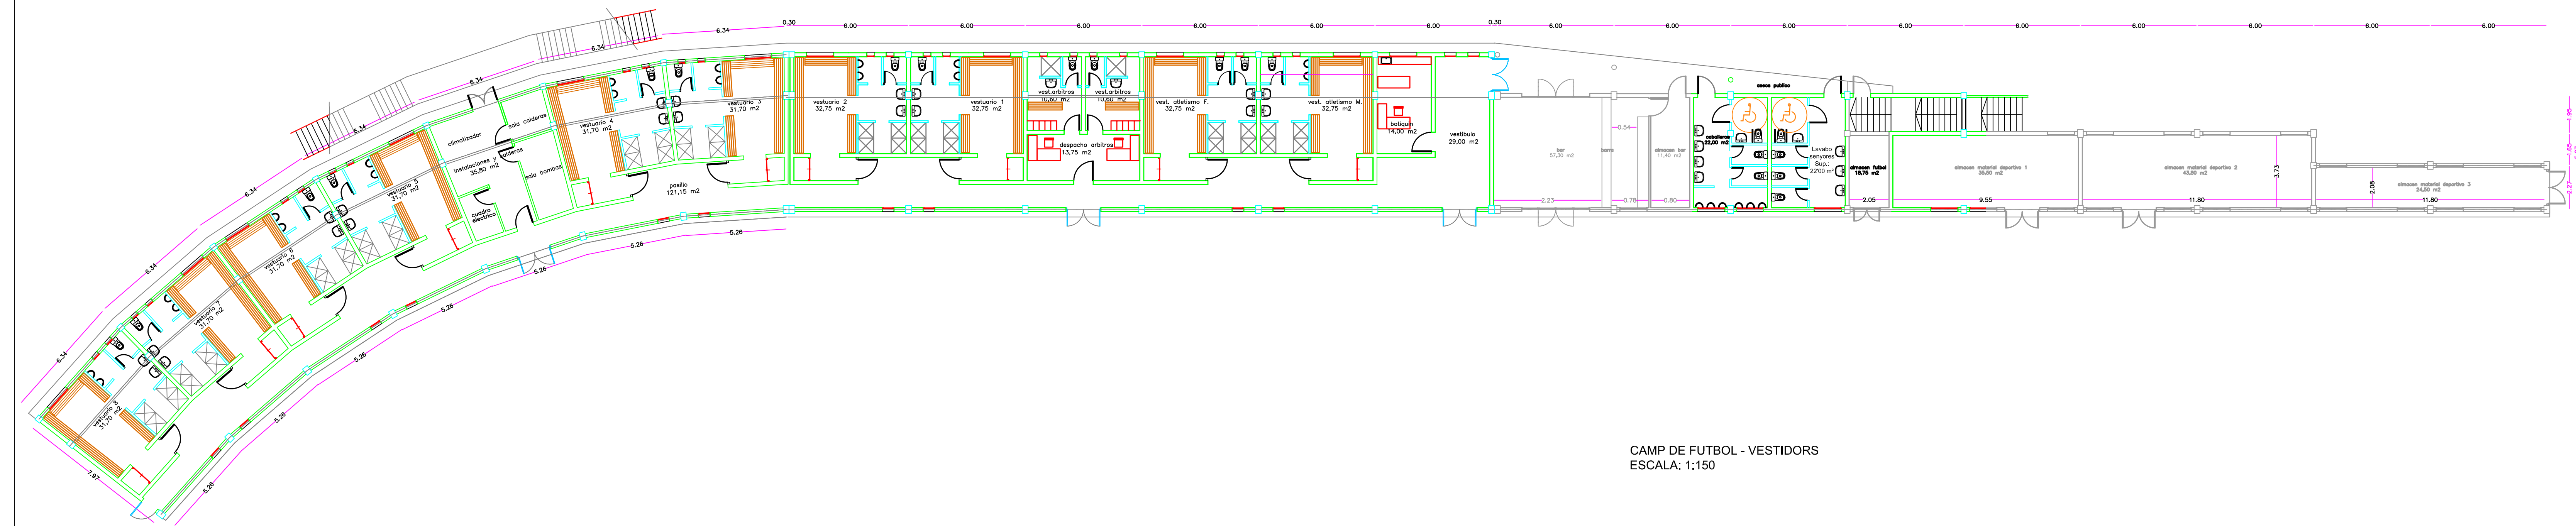

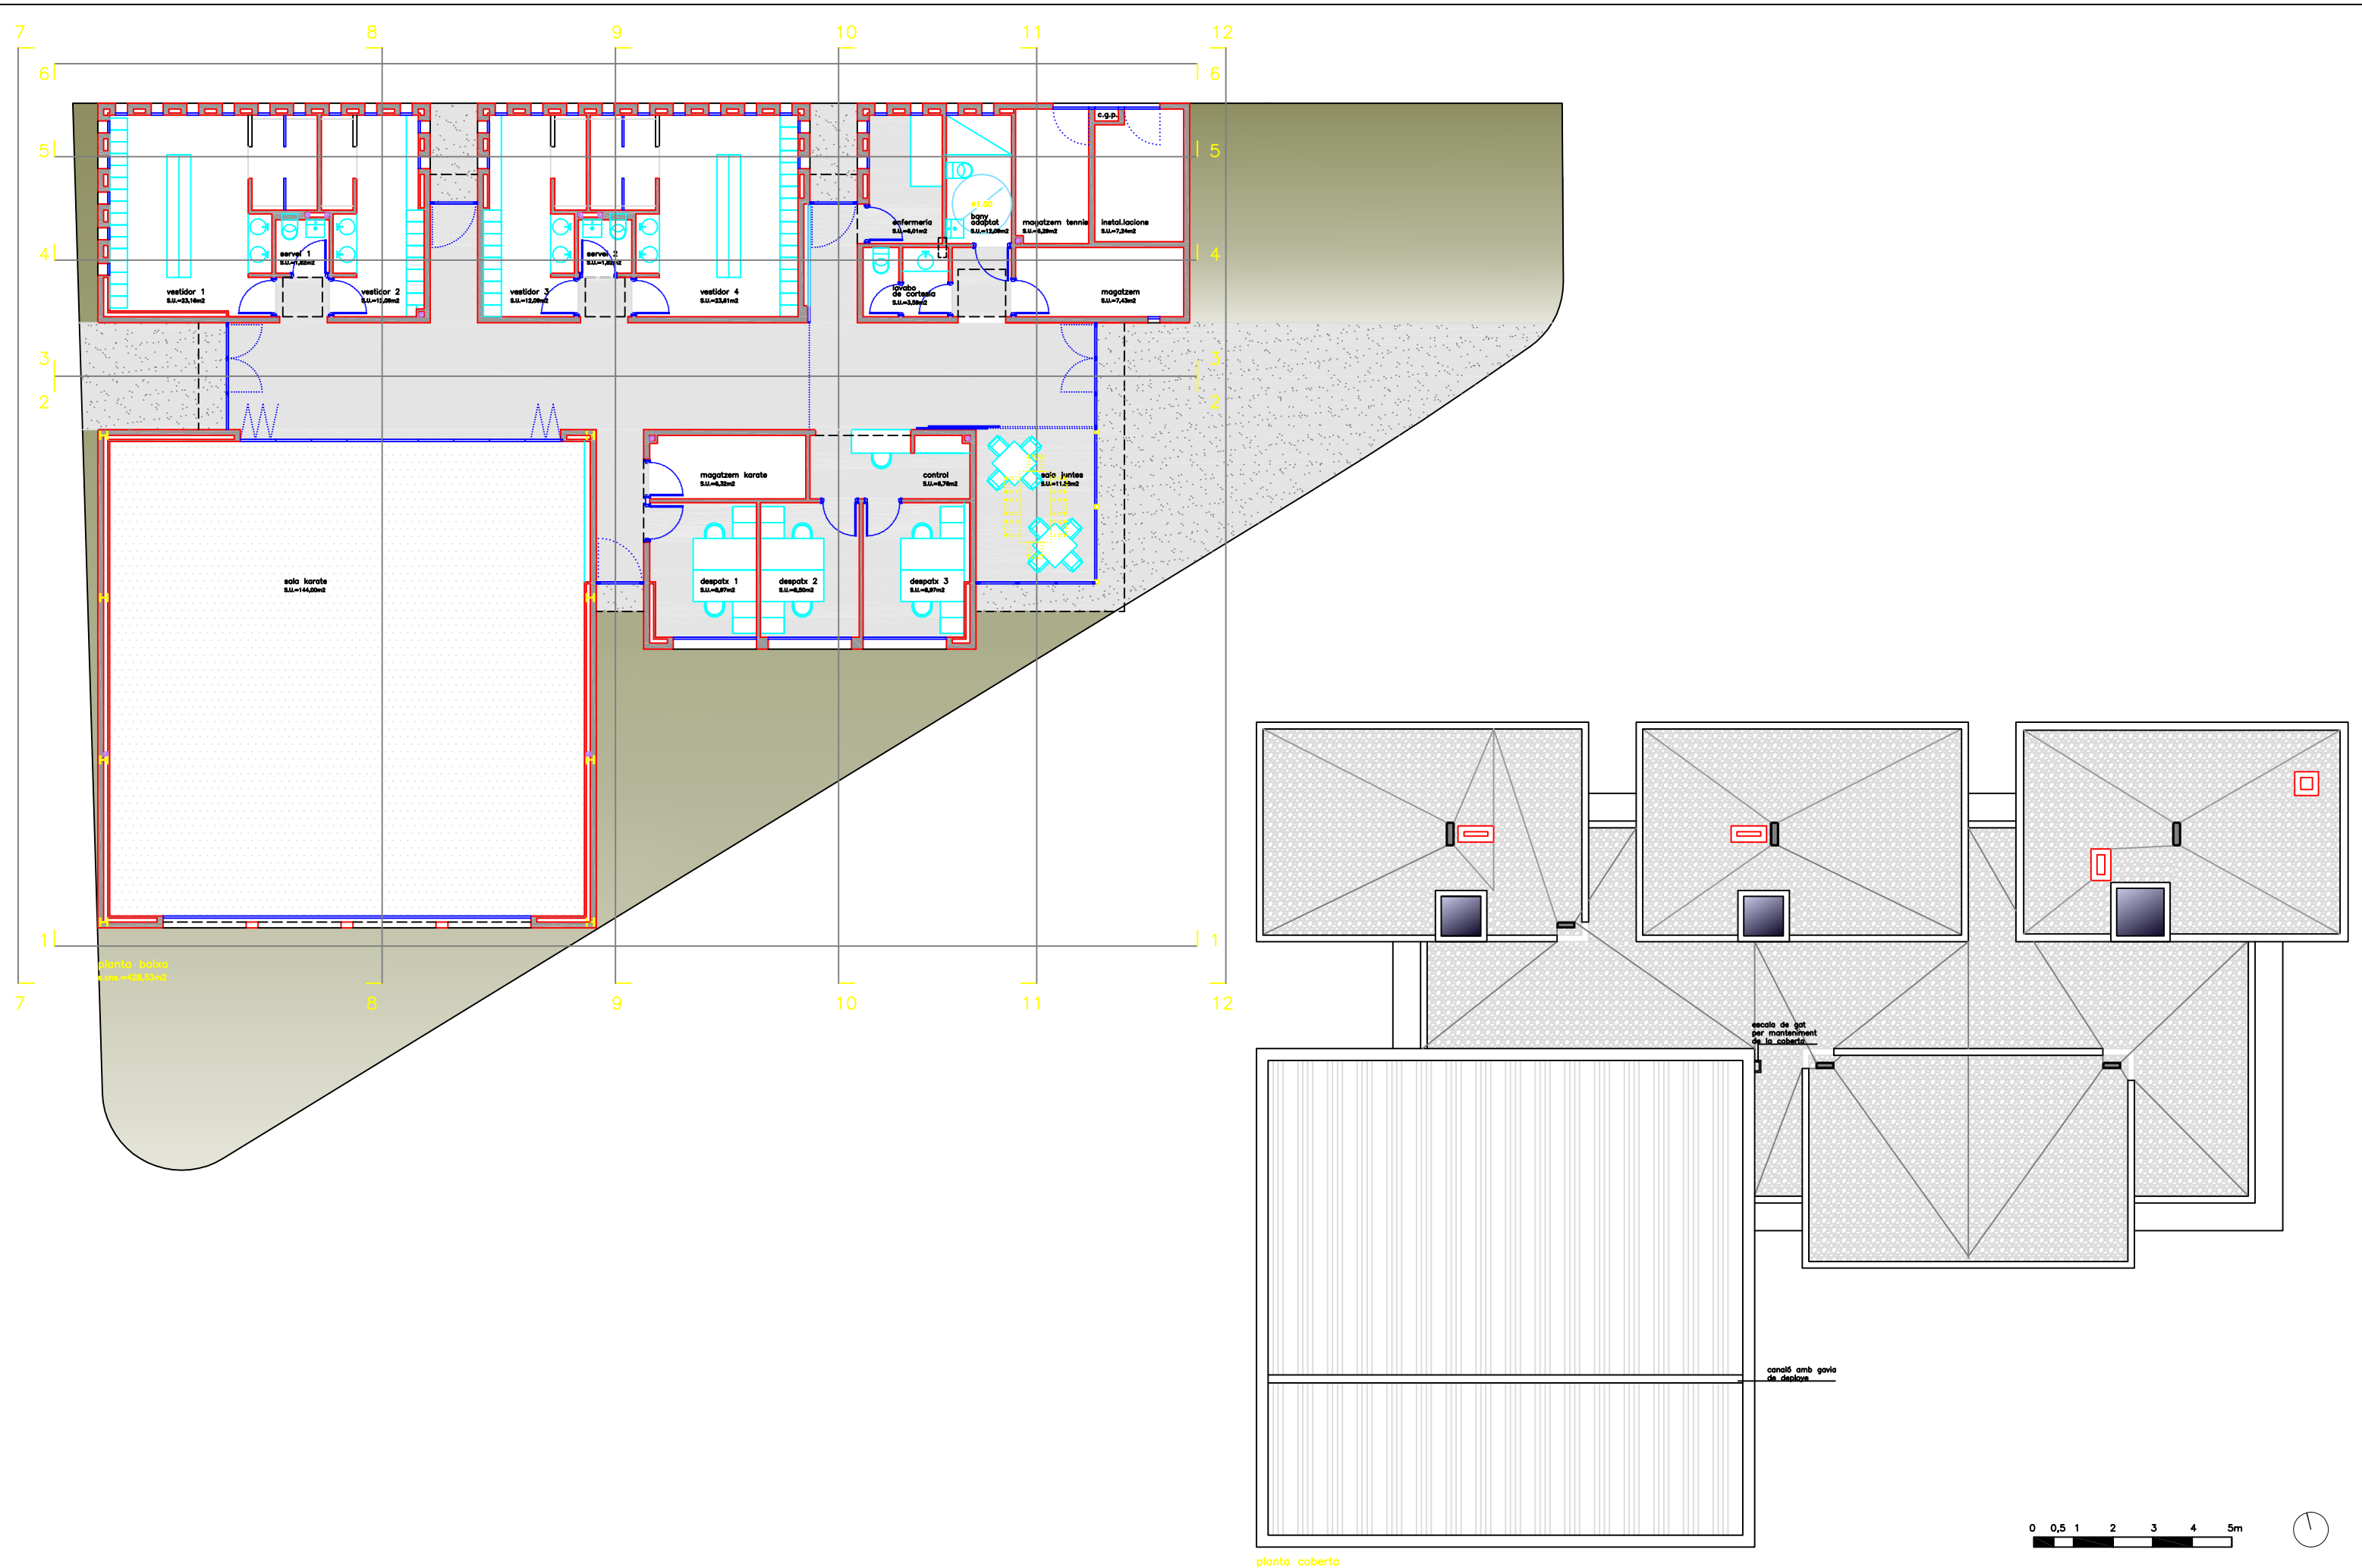

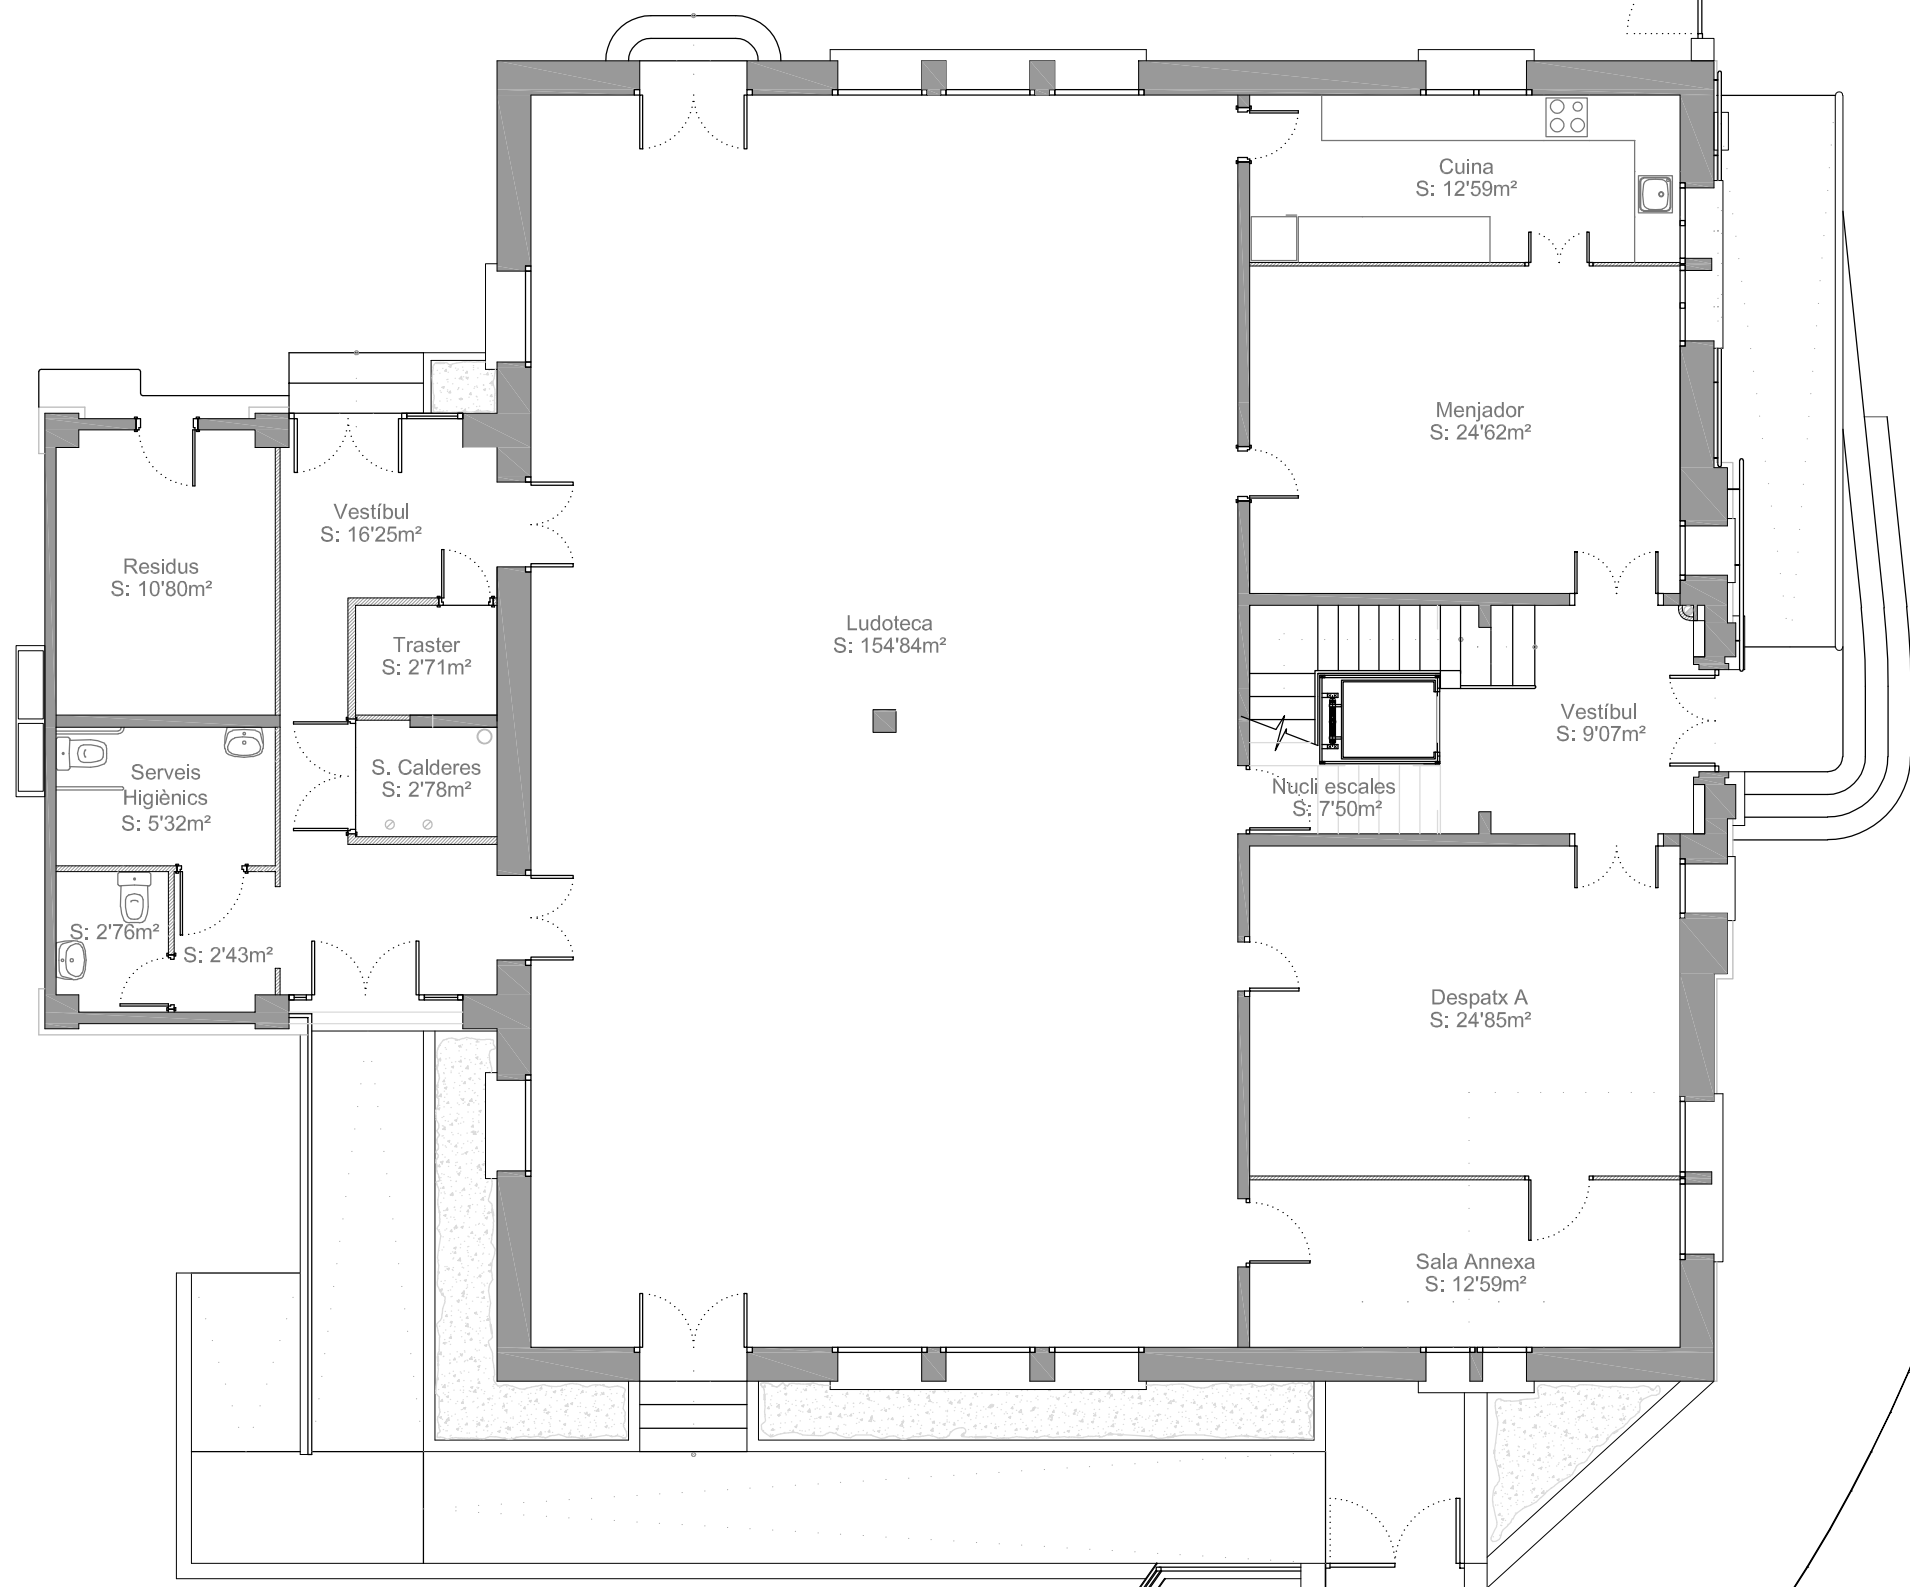

Ajuntament de
Montornès del Vallès

ESCALA:
1:100

DATA:
OCTUBRE 2019

EI TÈCNIC MUNICIPAL:

PROJECTE:

CENTRE INFANTIL PINTOR MIR

TÍTOL:

PLANTA BAIXA

Núm:
07
Full: 1 de: 2



Ajuntament de
Montornès del Vallès

PROJECTE:

CENTRE INFANTIL PINTOR MIR

ESCALA:
1:100


DATA:
GENER 2021

EI TÈCNIC MUNICIPAL:

TÍTOL:

PLANTA PRIMERA

Núm:
07
Full: 2 de: 2

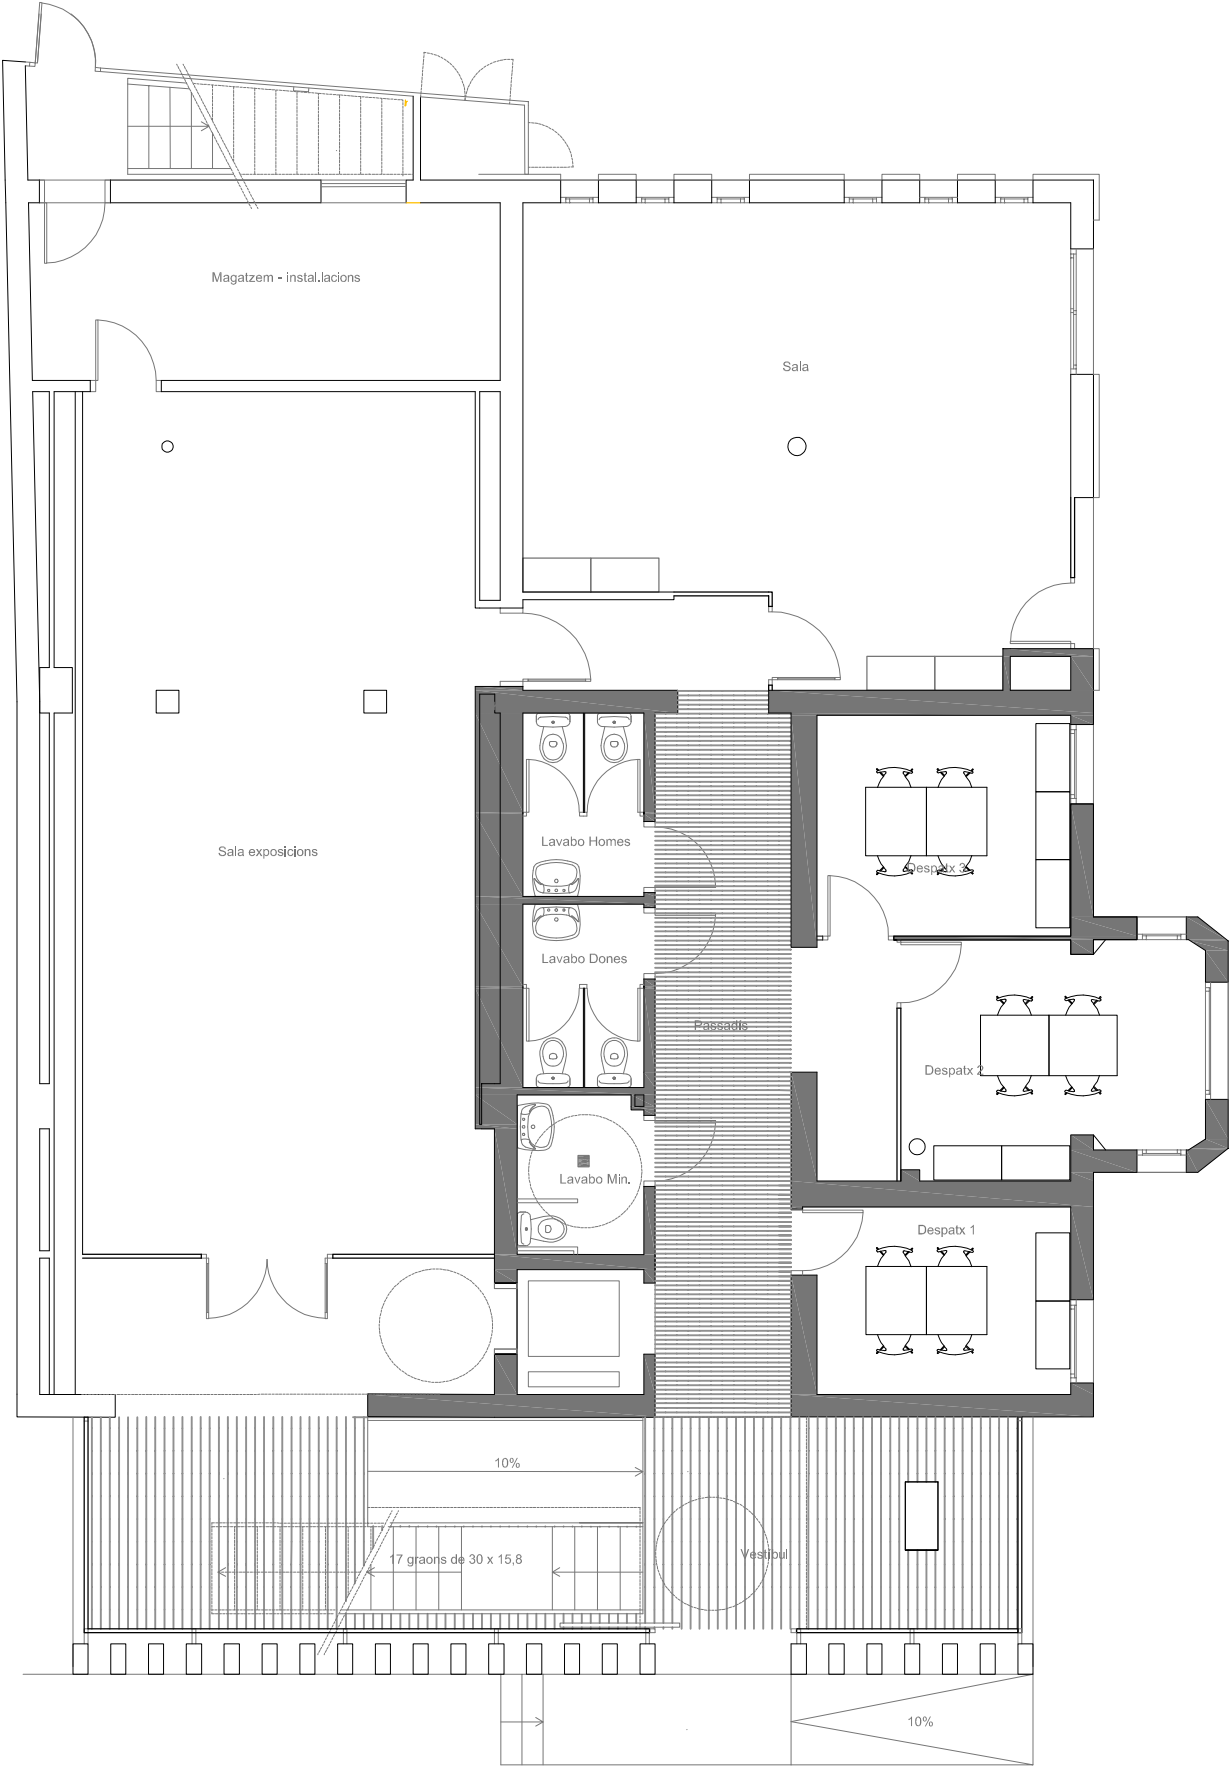


SUP ÚTIL PLANTA BAIXA

DEPENDÈNCIES	SUP UTIL m2
Vestíbul	45,54
Sala exposicions	62,53
Passadís	25,36
Despatx 1	9,44
Despatx 2	12,87
Despatx 3	10,47
Lavabo minus.	3,64
Lavabo dones	4,18
Lavabo homes	4,18
Entrada bar	2,46
Bar	40,43
Magatzem - instal.	14,61
TOTAL PLANTA	235,71


RESUM SUP. UTIL AMPLIACIÓ

PLANTA BAIXA	
Planta baixa	34,43 m²
PLANTA PRIMERA	
Planta primera	17,44 m²
TOTAL PLANTES	51,87 m²

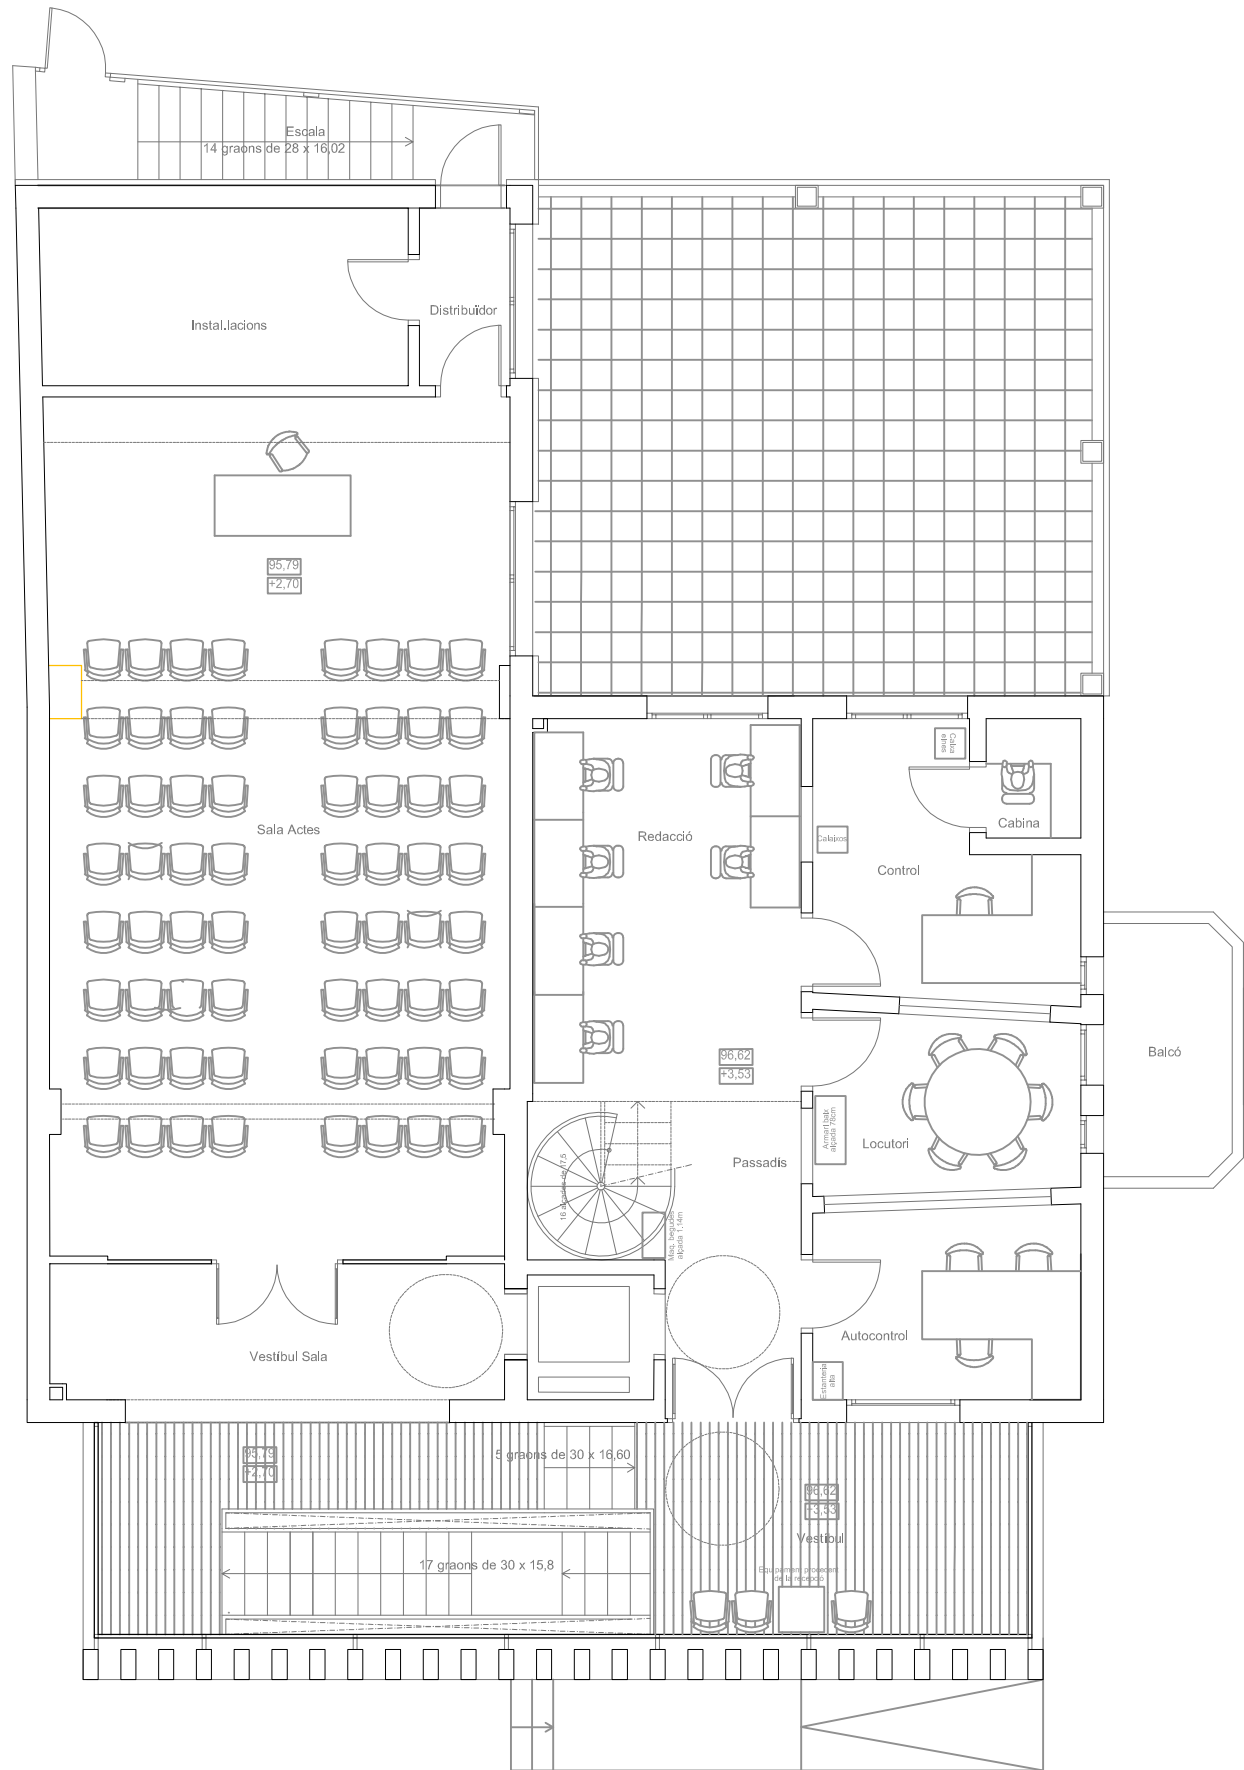


SUP ÚTIL PLANTA PRIMERA


DEPENDÈNCIES	SUP UTIL m2
Vestíbul	29,51
Sala actes	69,00
Passadís	10,15
Lavabo	2,00
Control	9,61
Autocontrol	9,28
Locutori	9,35
Redacció	13,00
Cabina	2,24
Rack	1,00
Distribuïdor	2,82
Instal.lacions	11,42
TOTAL PLANTA	169,38

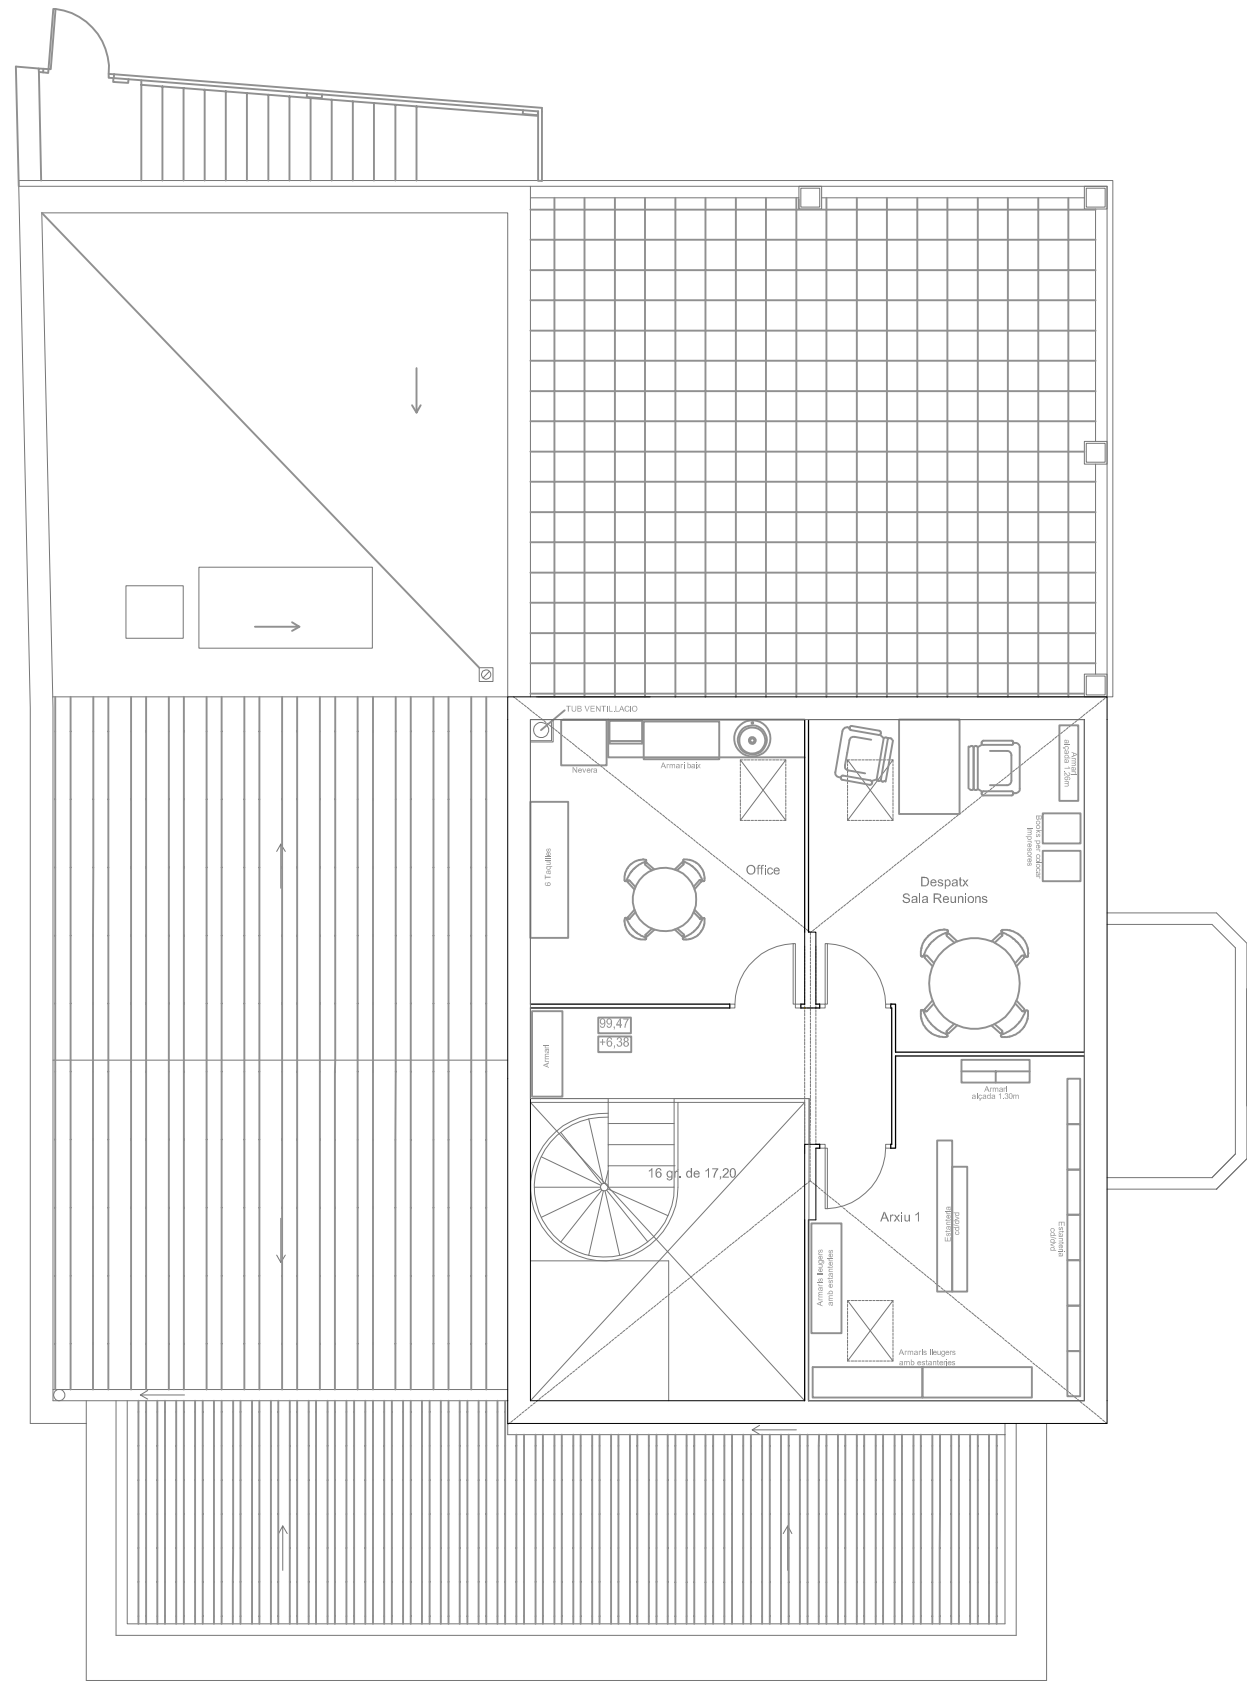


SUP ÚTIL PL. SOTACOBERTA

DEPENDÈNCIES	SUP UTIL m2
Passadís	2,23
Sala reunions	11,86
Despatx	11,86
Office	11,58
Arxiu 1	6,42
Arxiu 2	5,57
TOTAL PLANTA	49,52

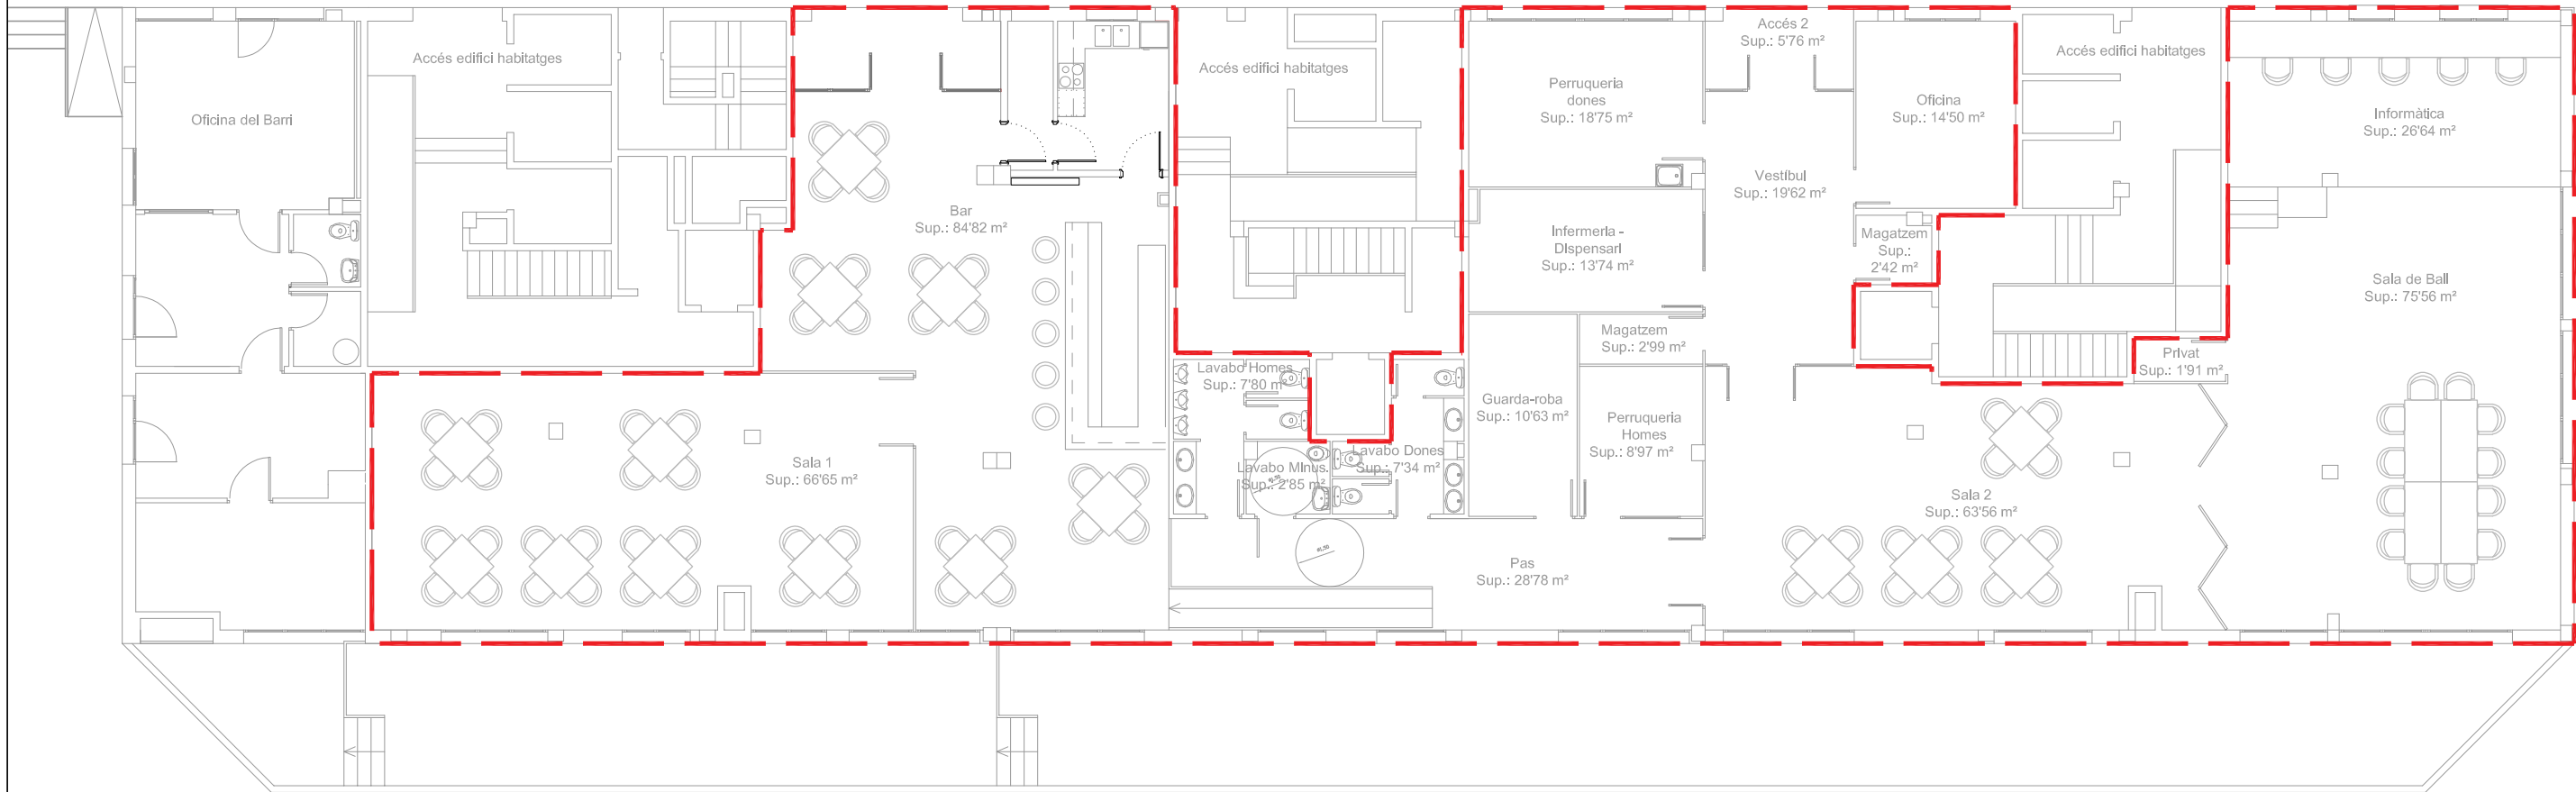


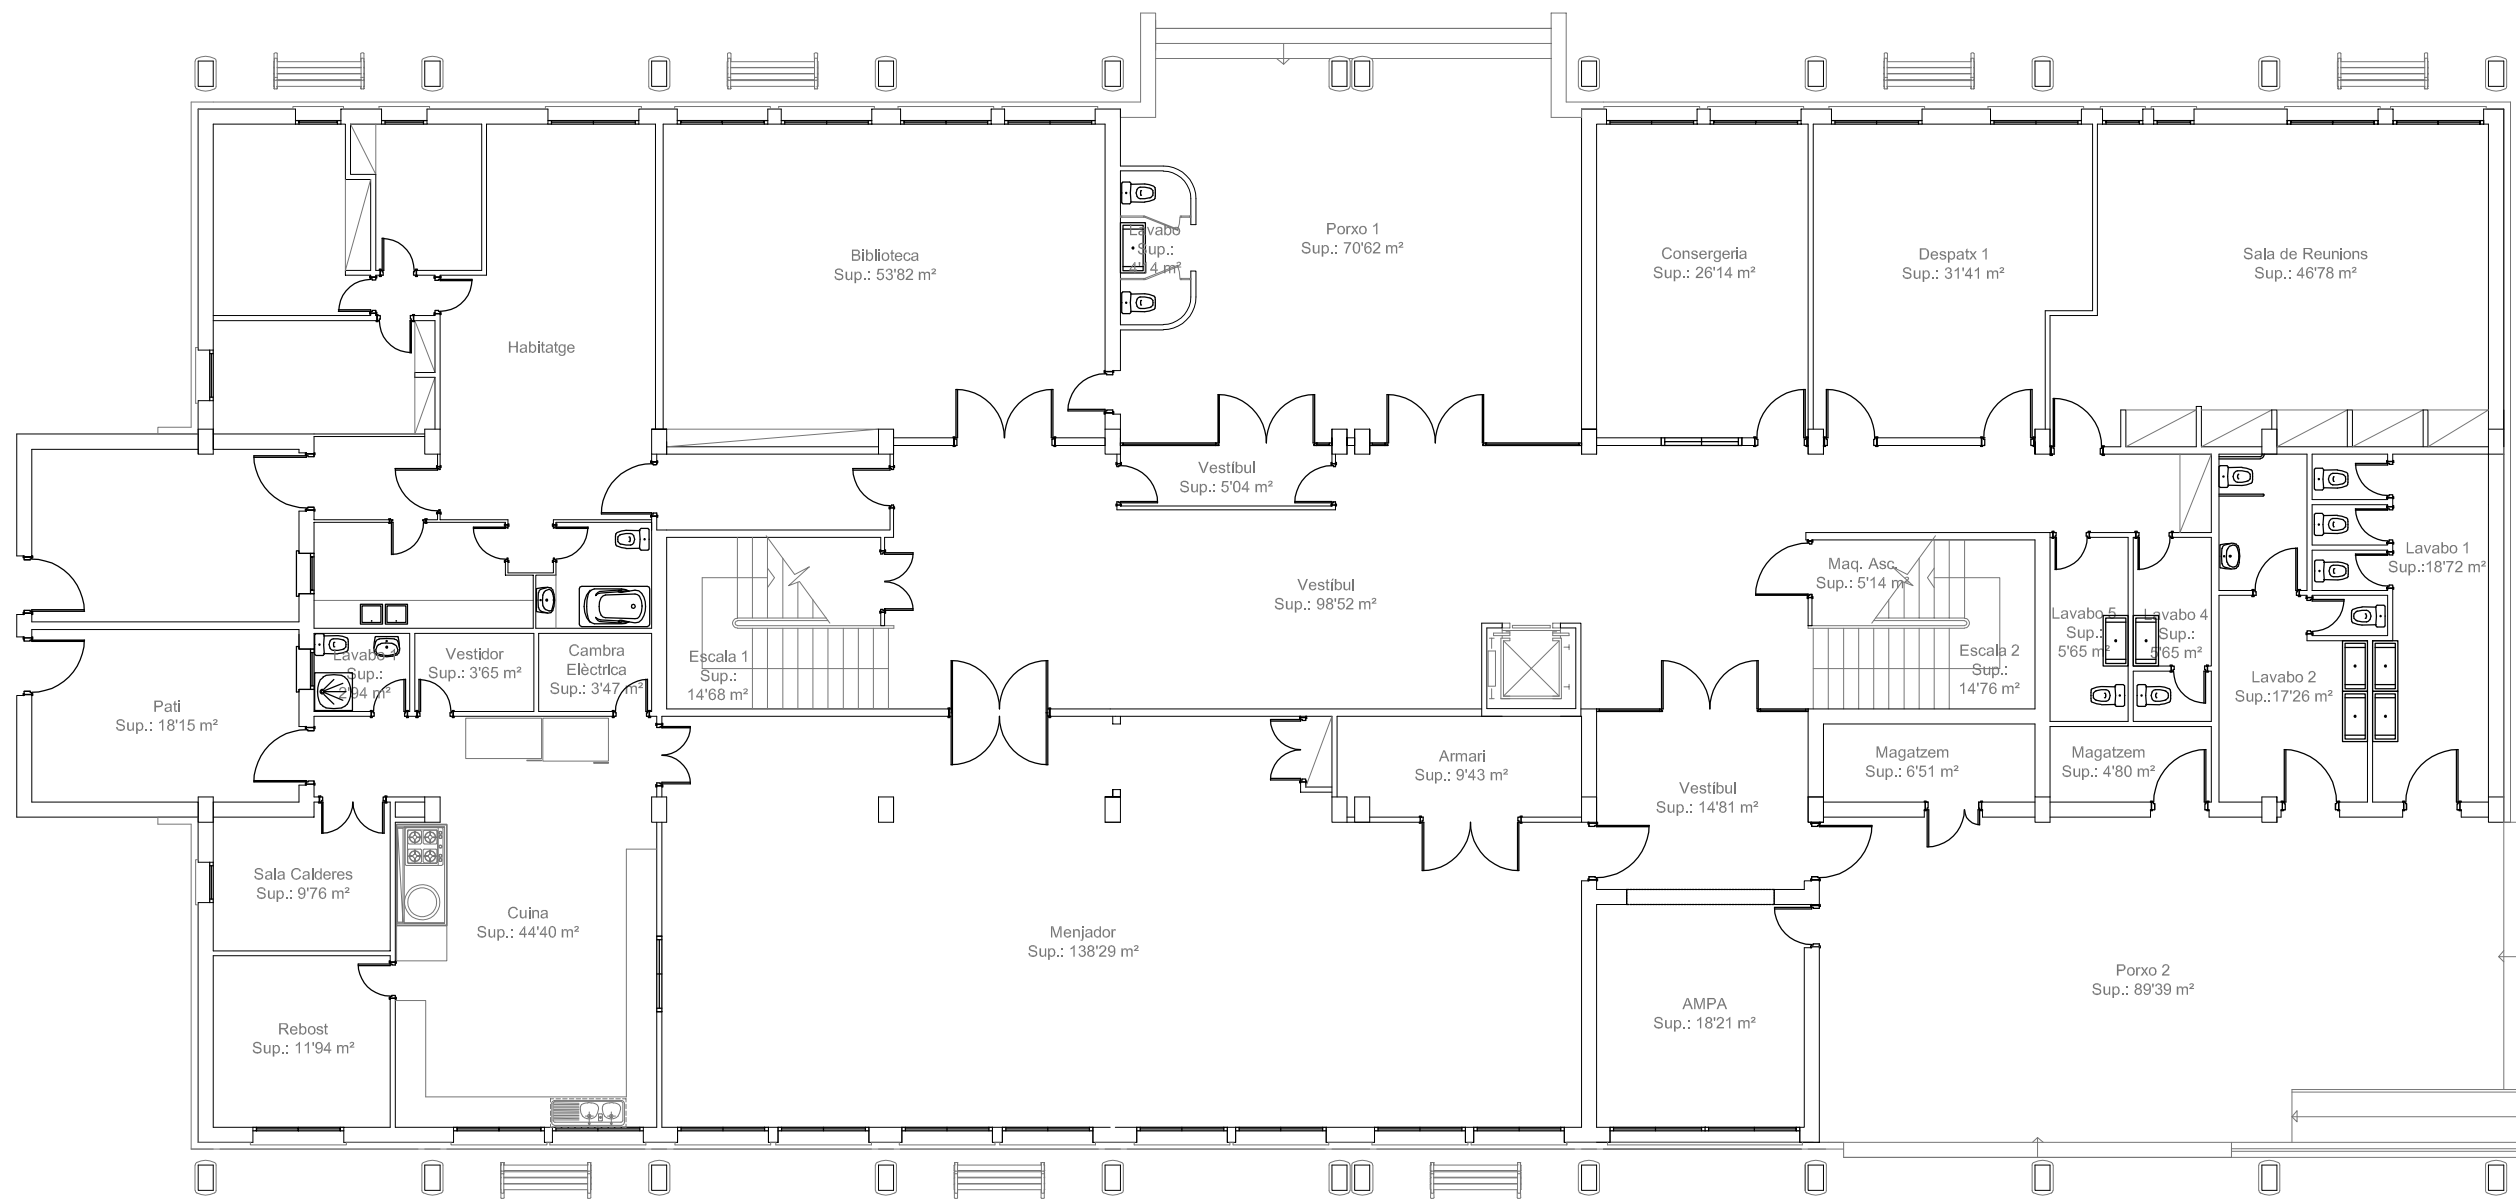

 Ajuntament de Montornès del Vallès			PROJECTE: ESCOLA CAN PARERA EDUCACIÓ PRIMÀRIA	
ESCALA: 1:150	DATA: SETEMBRE 2020	EI TÈCNIC MUNICIPAL:	TÍTOL: PLANTA BAIXA	Núm: 11 01 Full: 1 de: 3

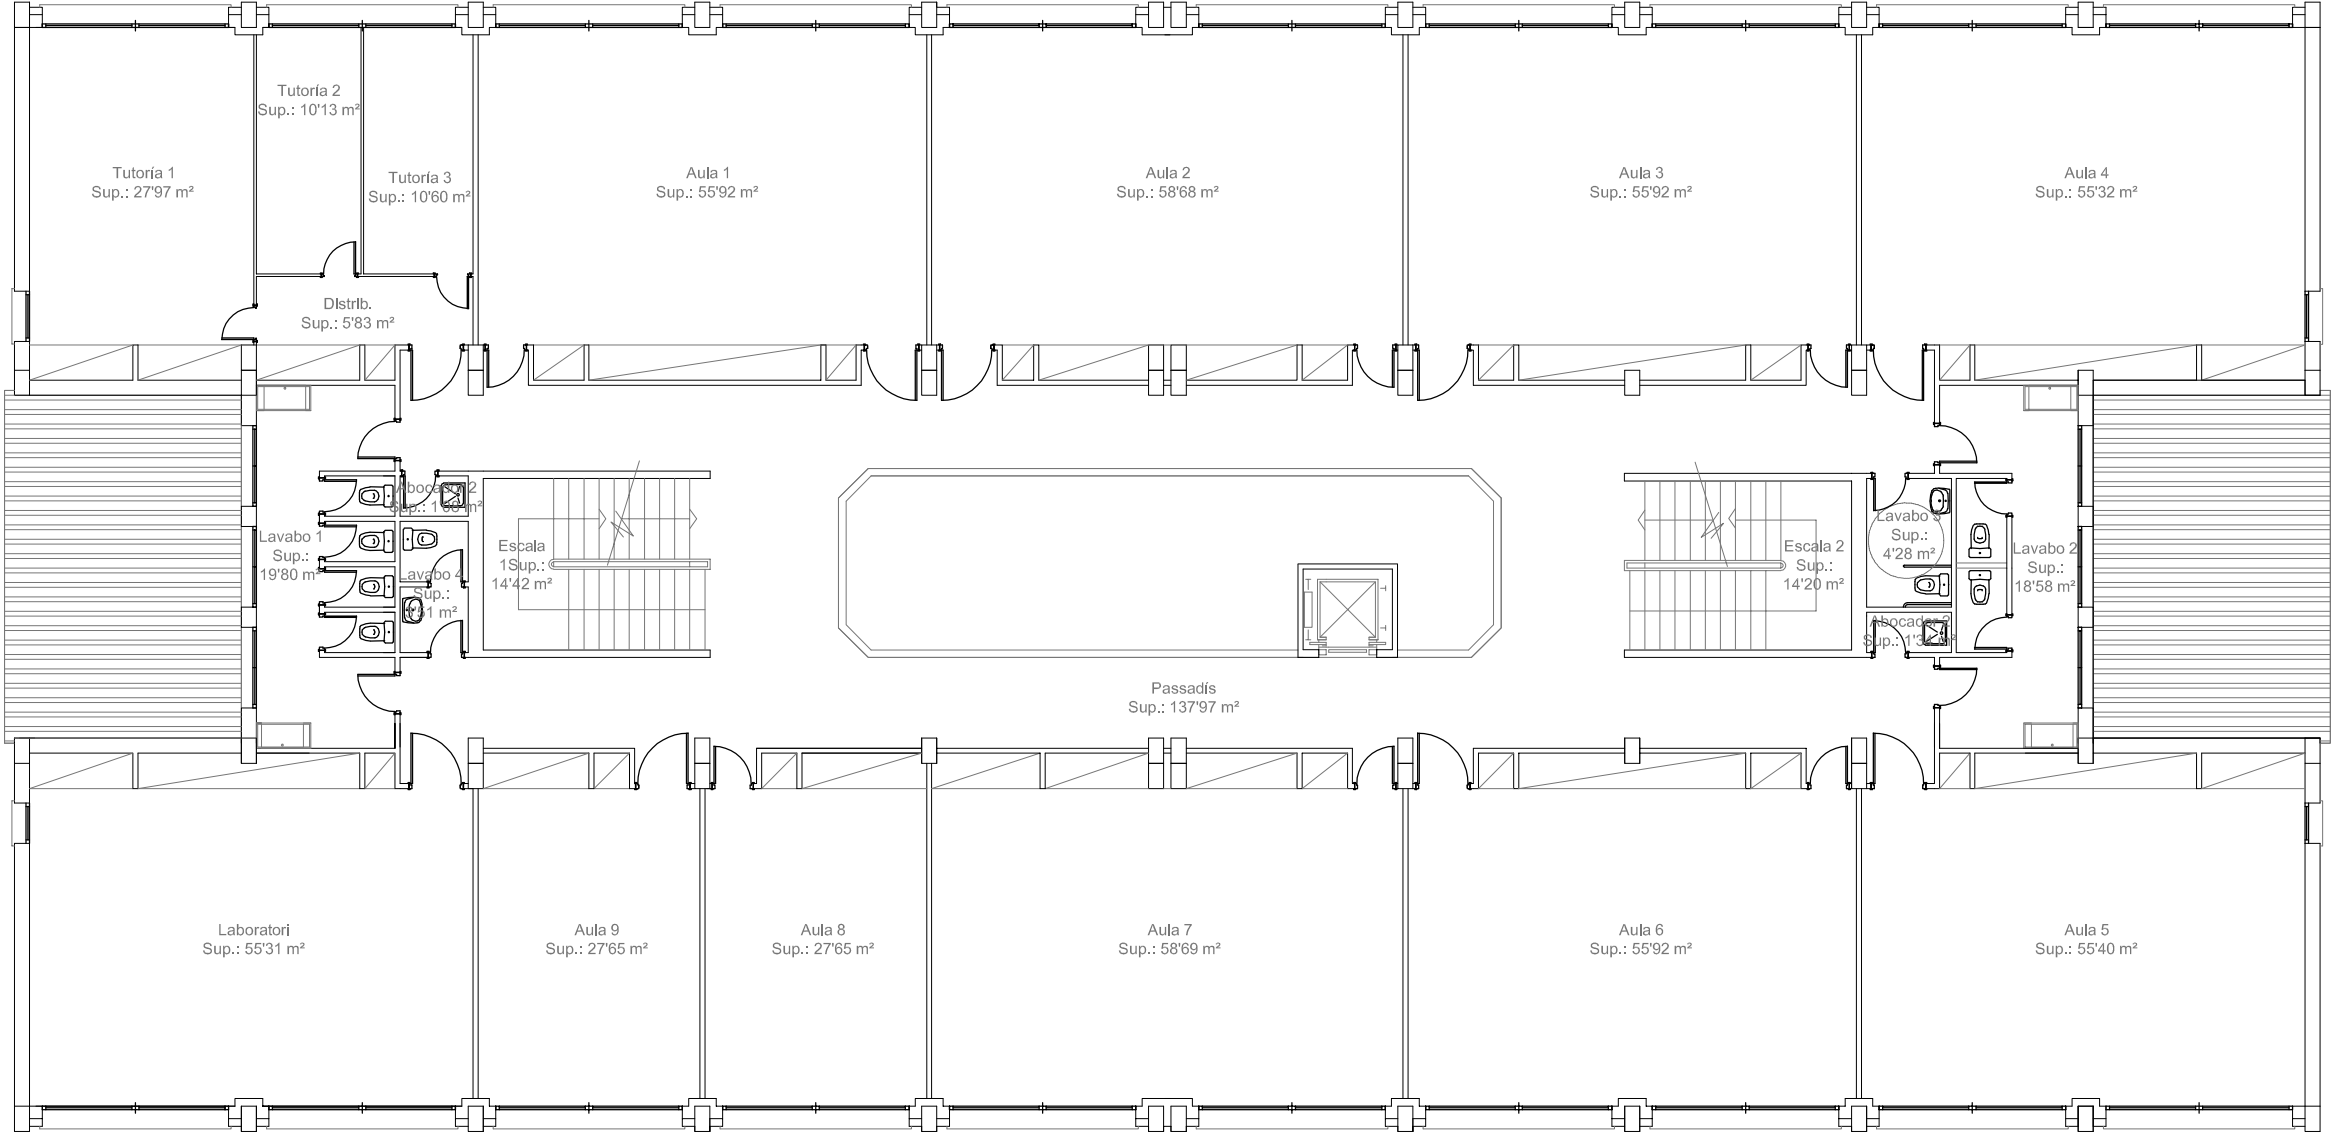

 Ajuntament de Montornès del Vallès			PROJECTE: ESCOLA CAN PARERA EDUCACIÓ PRIMÀRIA	
ESCALA: 1:150	DATA: SETEMBRE 2020	EI TÈCNIC MUNICIPAL:	TÍTOL: PLANTA PRIMERA	Núm: 11 01 Full: 1 de: 1

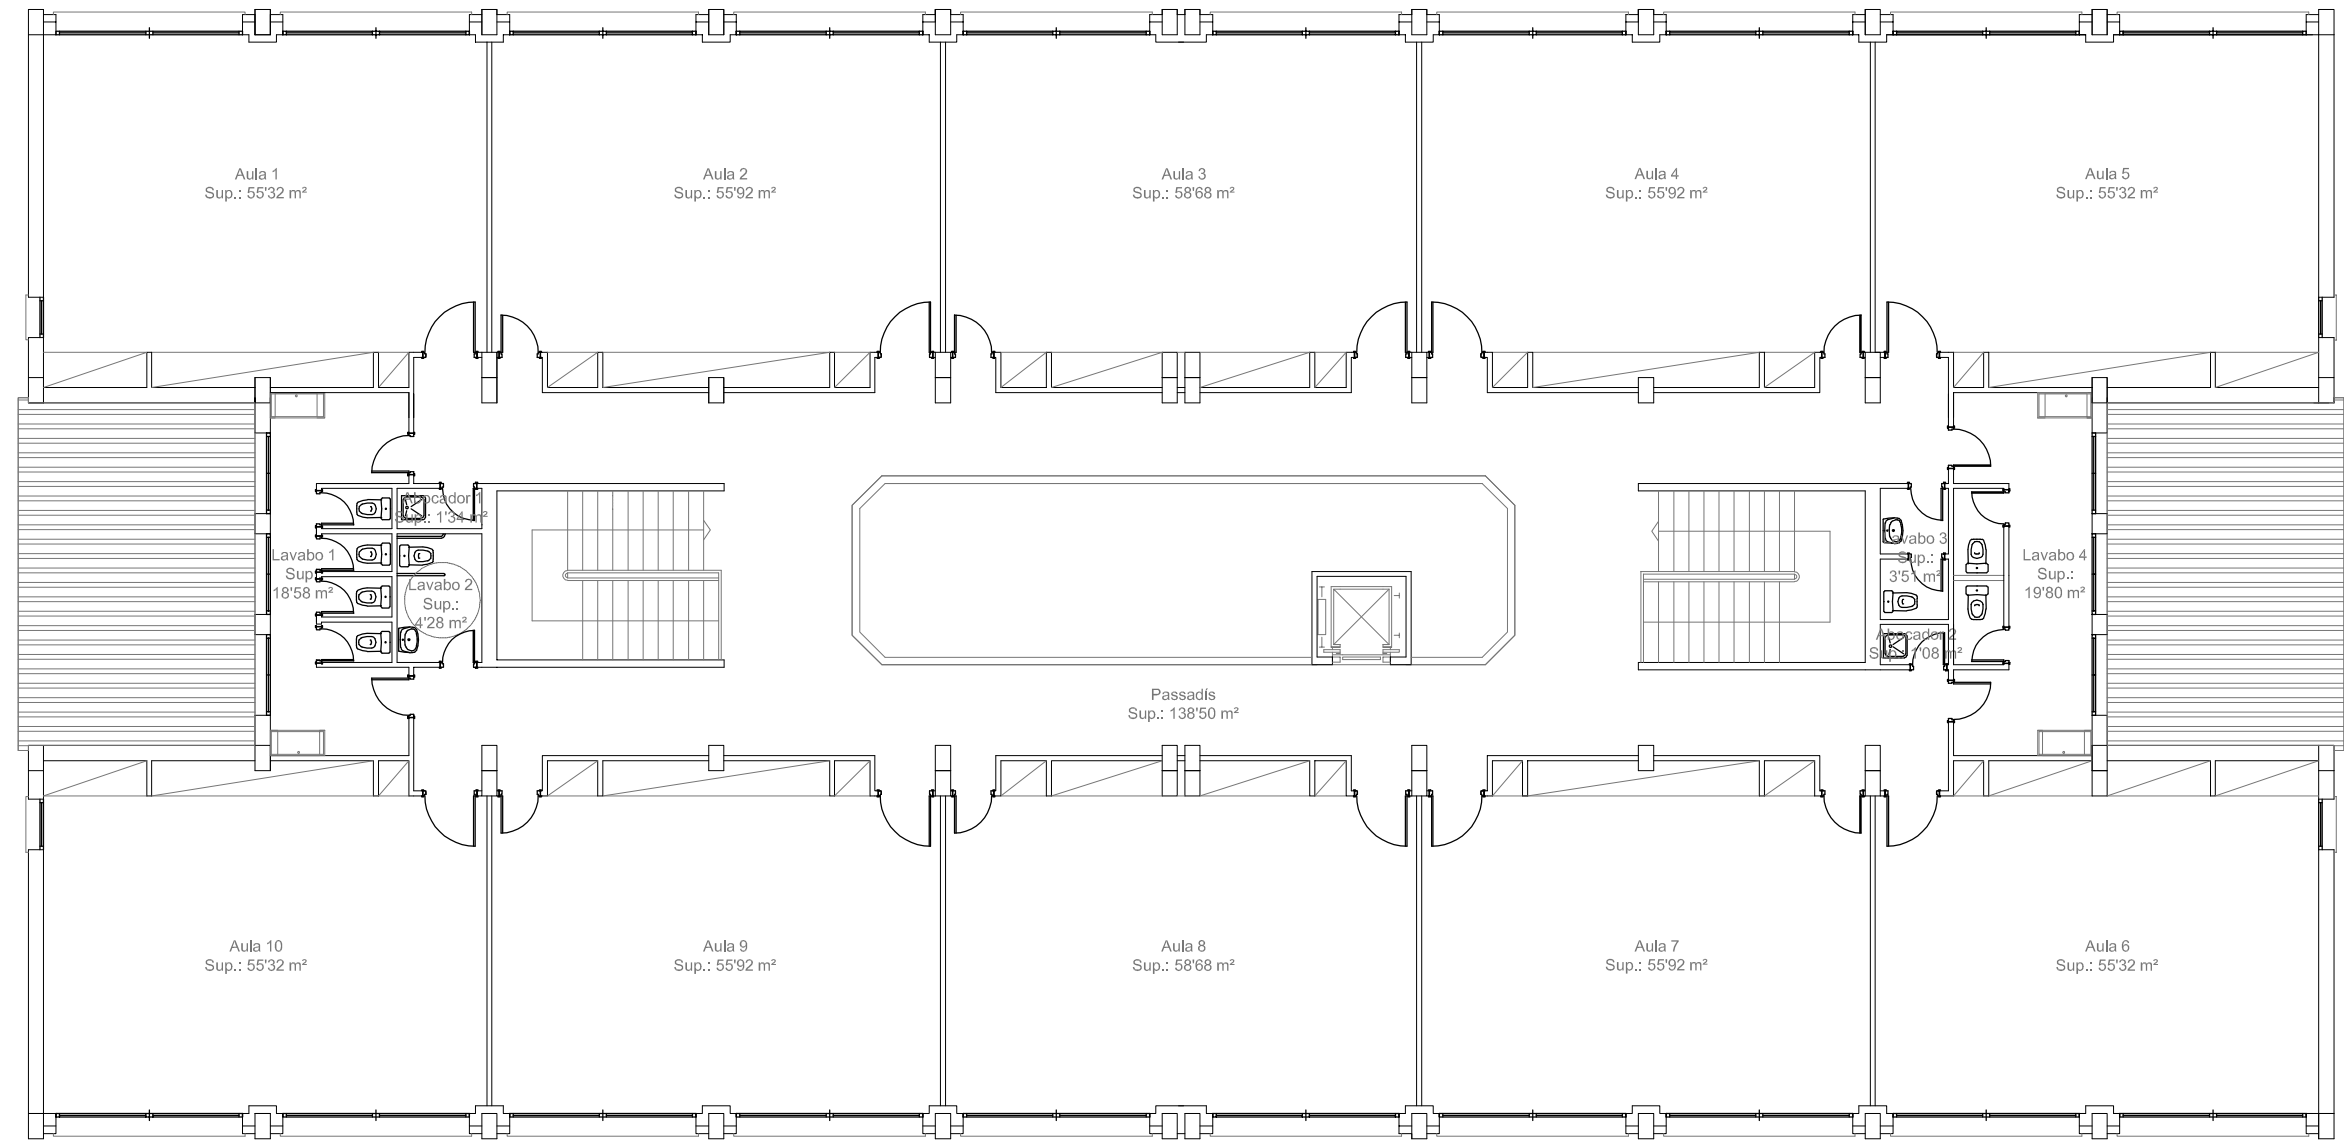

Ajuntament de
Montornès del Vallès

PROJECTE:

ESCOLA CAN PARERA
EDUCACIÓ PRIMÀRIA

ESCALA:
1:150


DATA:
SETEMBRE 2020

EI TÈCNIC MUNICIPAL:


TÍTOL:

PLANTA SEGONA

Núm:
11 01
Full: 1 de: 1

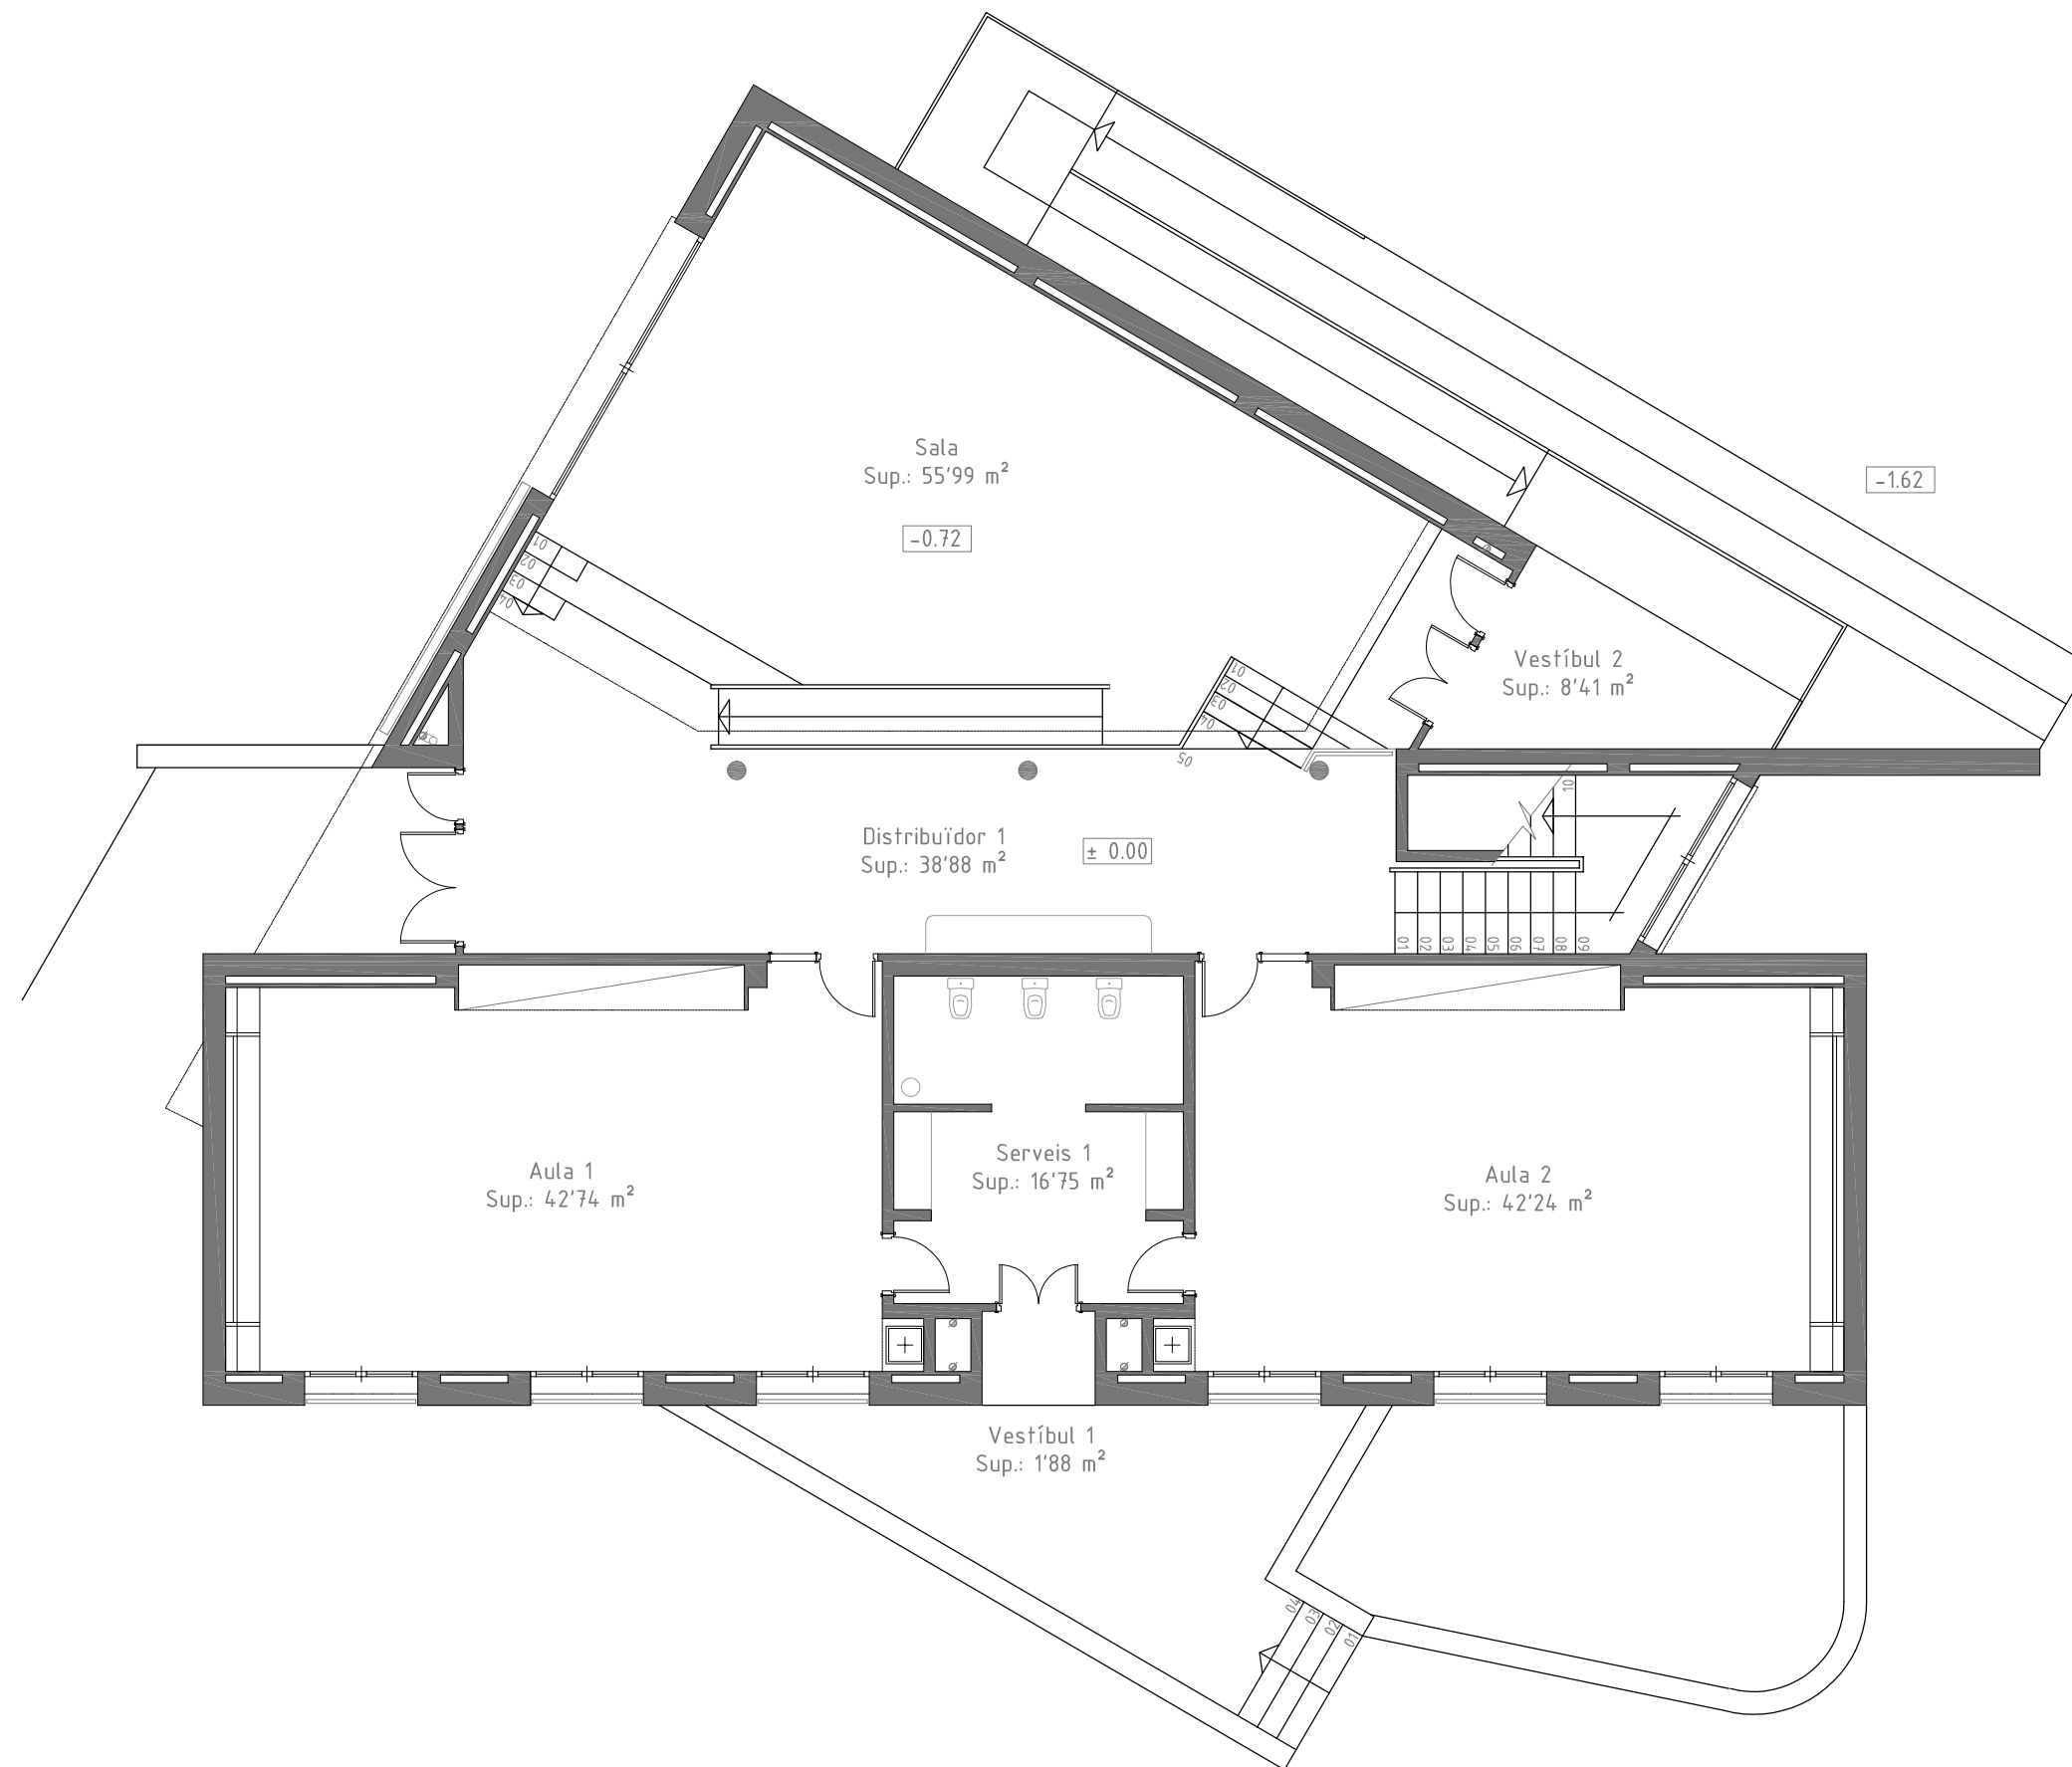

 Ajuntament de Montornès del Vallès			PROJECTE: ESCOLA CAN PARERA EDUCACIÓ INFANTIL	
ESCALA: 1:100	DATA: SETEMBRE 2020	EI TÈCNIC MUNICIPAL:	TÍTOL: PLANTA BAIXA	Núm: 11 02 Full: 1 de: 2

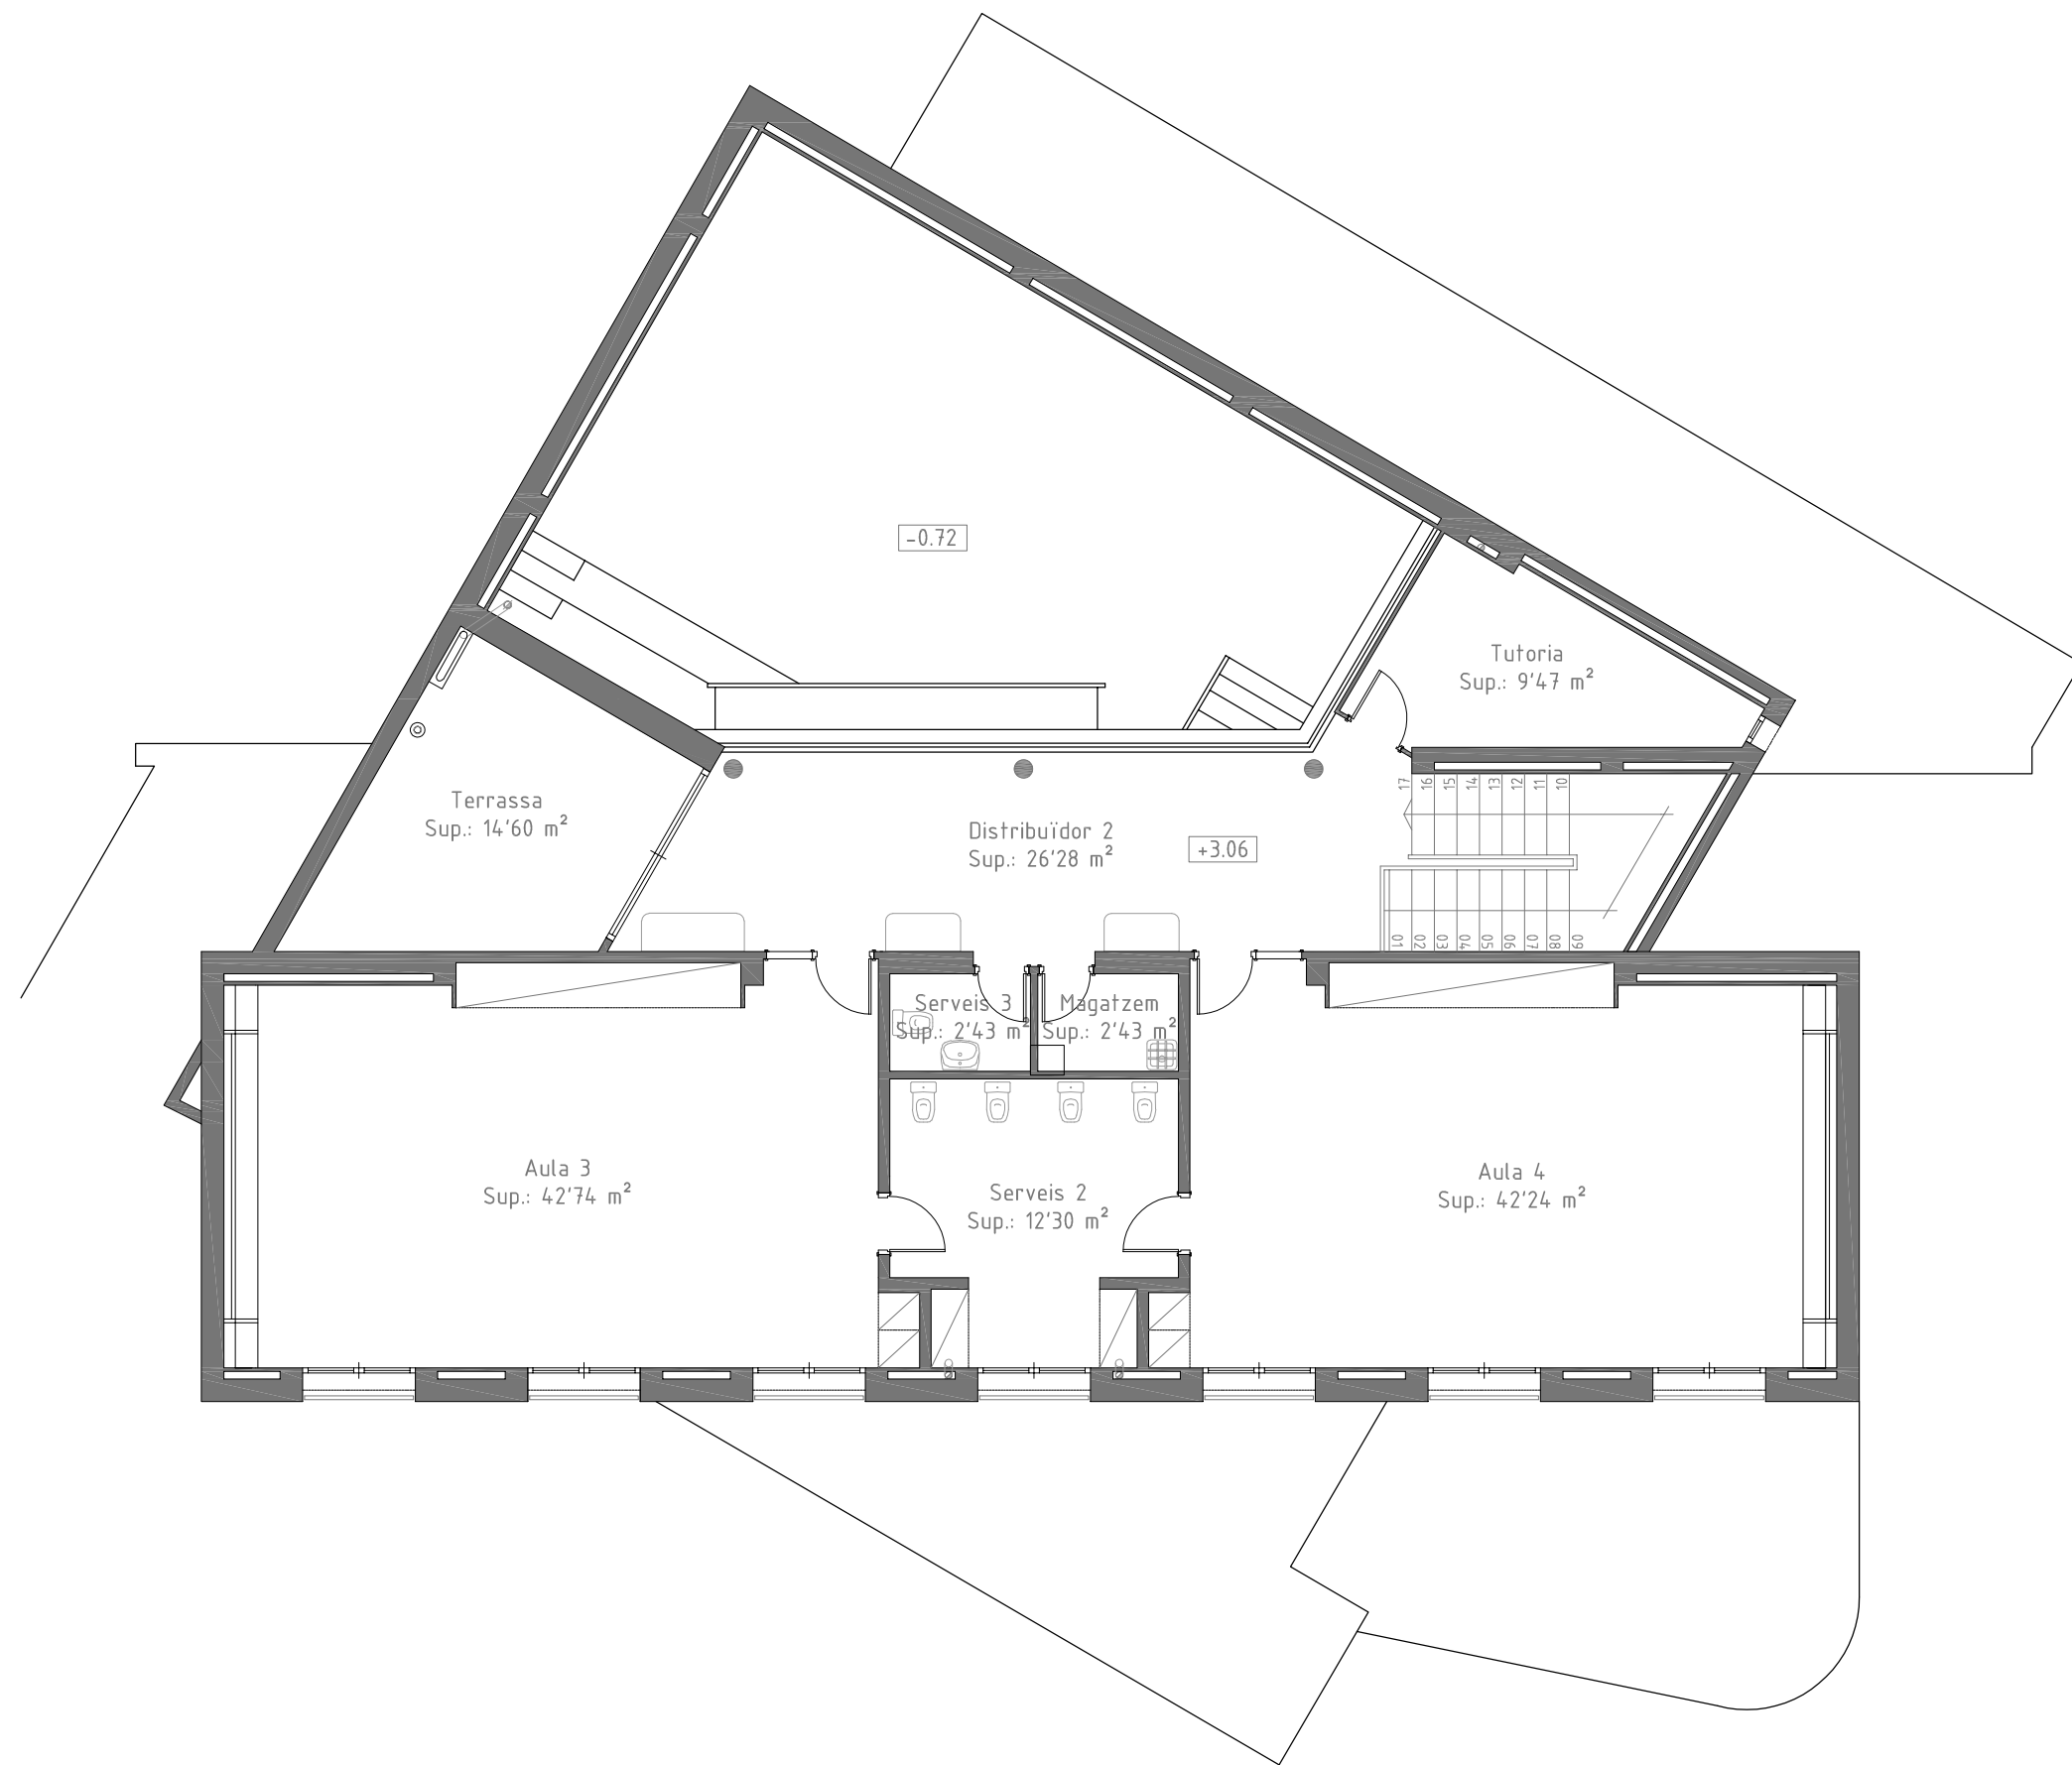

Ajuntament de
Montornès del Vallès

PROJECTE:

ESCOLA CAN PARERA
EDUCACIÓ INFANTIL

ESCALA:
1:100


DATA:
SETEMBRE 2020

EI TÈCNIC MUNICIPAL:

TÍTOL:

PLANTA PRIMERA

Núm:
11 02
Full: 2 de: 2

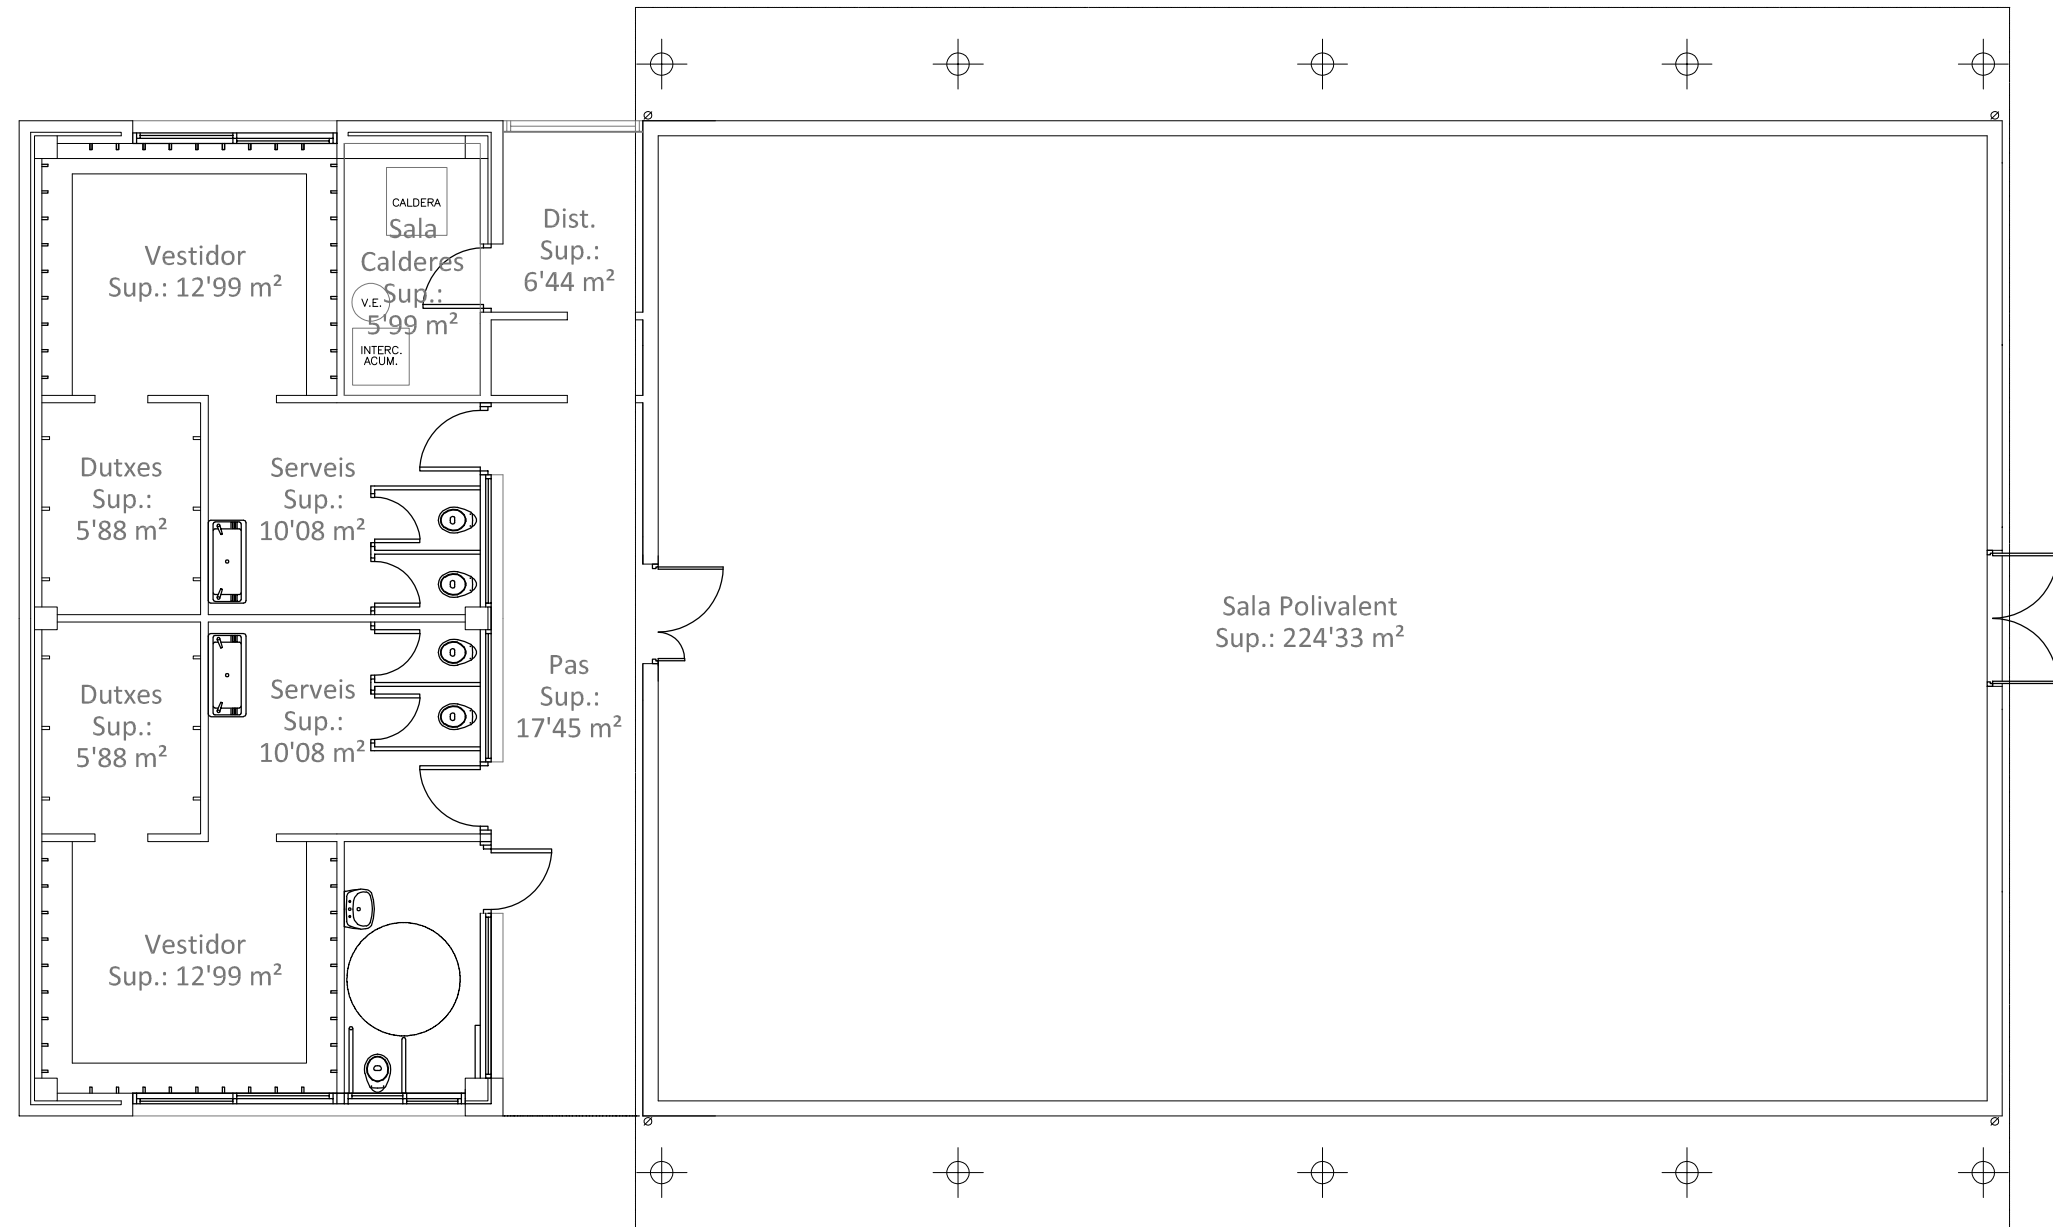

Ajuntament de
Montornès del Vallès

PROJECTE:

ESCOLA CAN PARERA
GIMNÀS

ESCALA:
1:100


DATA:
GENER 2021

EI TÈCNIC MUNICIPAL:


TÍTOL:



PLANTA BAIXA

Núm:
11 03
Full: 1 de: 1

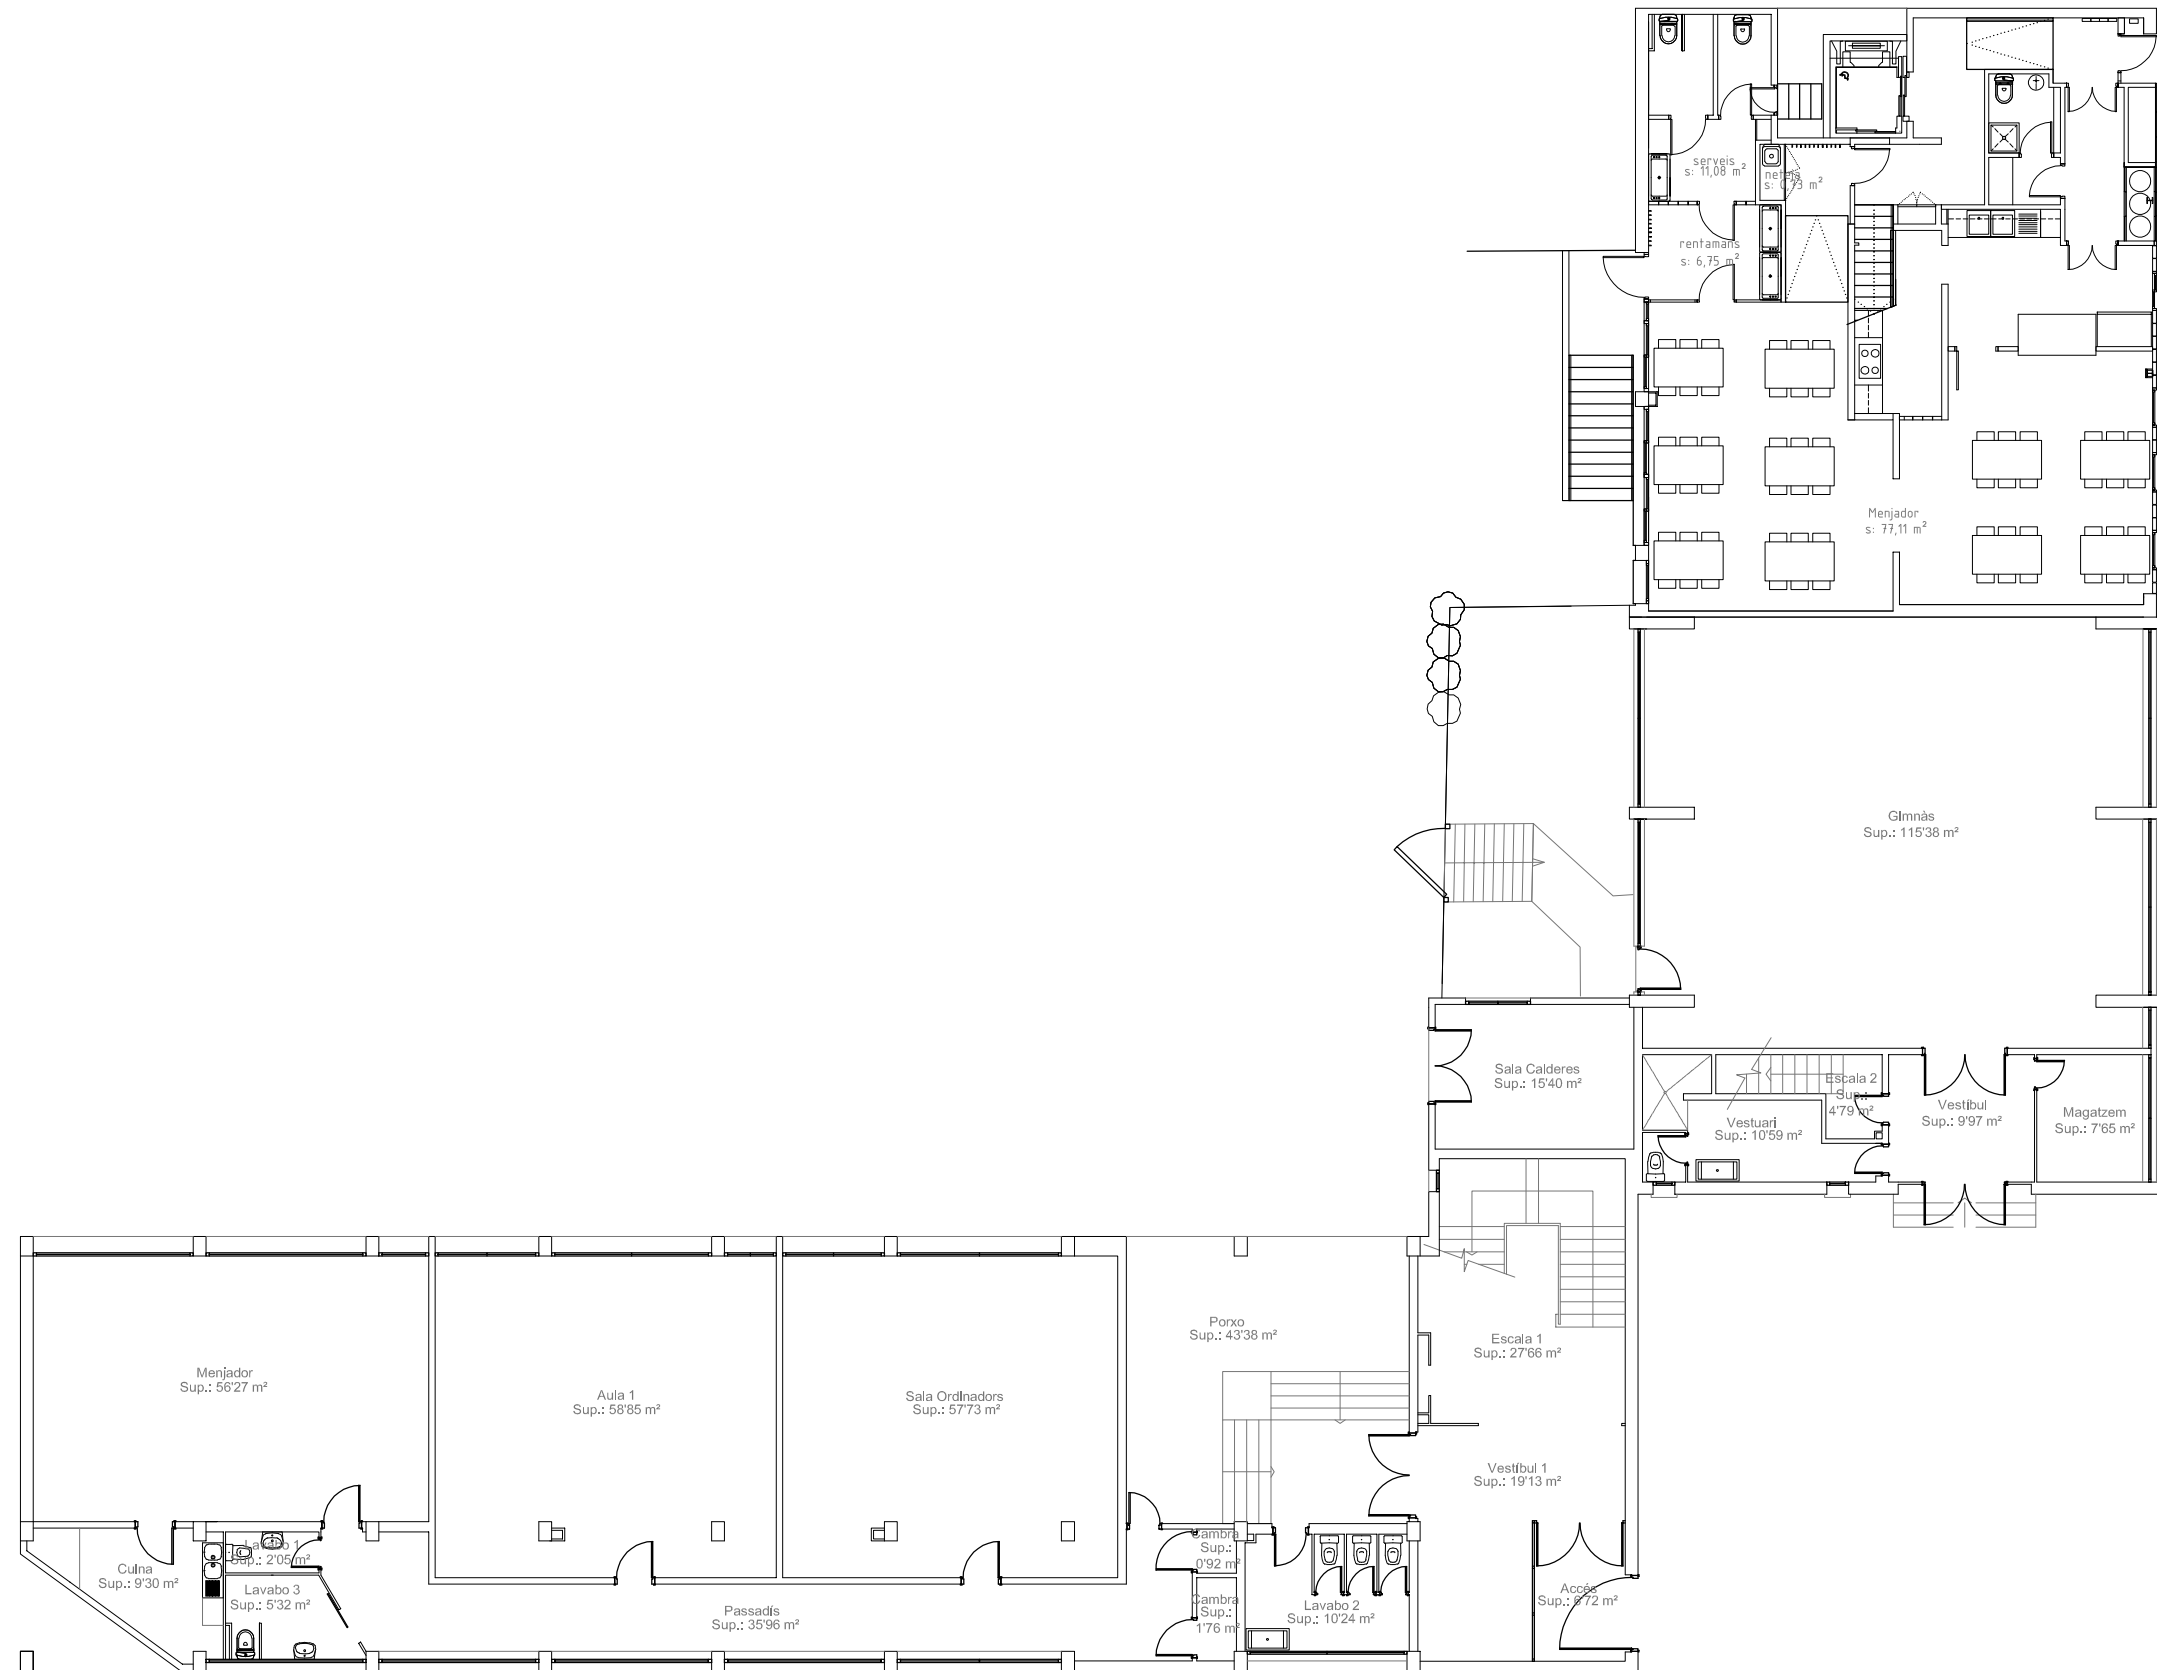

 Ajuntament de Montornès del Vallès			PROJECTE: ESCOLA SANT SADURNÍ EDUCACIÓ PRIMÀRIA	
ESCALA: 1:175	DATA: SETEMBRE 2020	EI TÈCNIC MUNICIPAL:	TÍTOL: PLANTA BAIXA	Núm: 12 Full: 1 de: 1

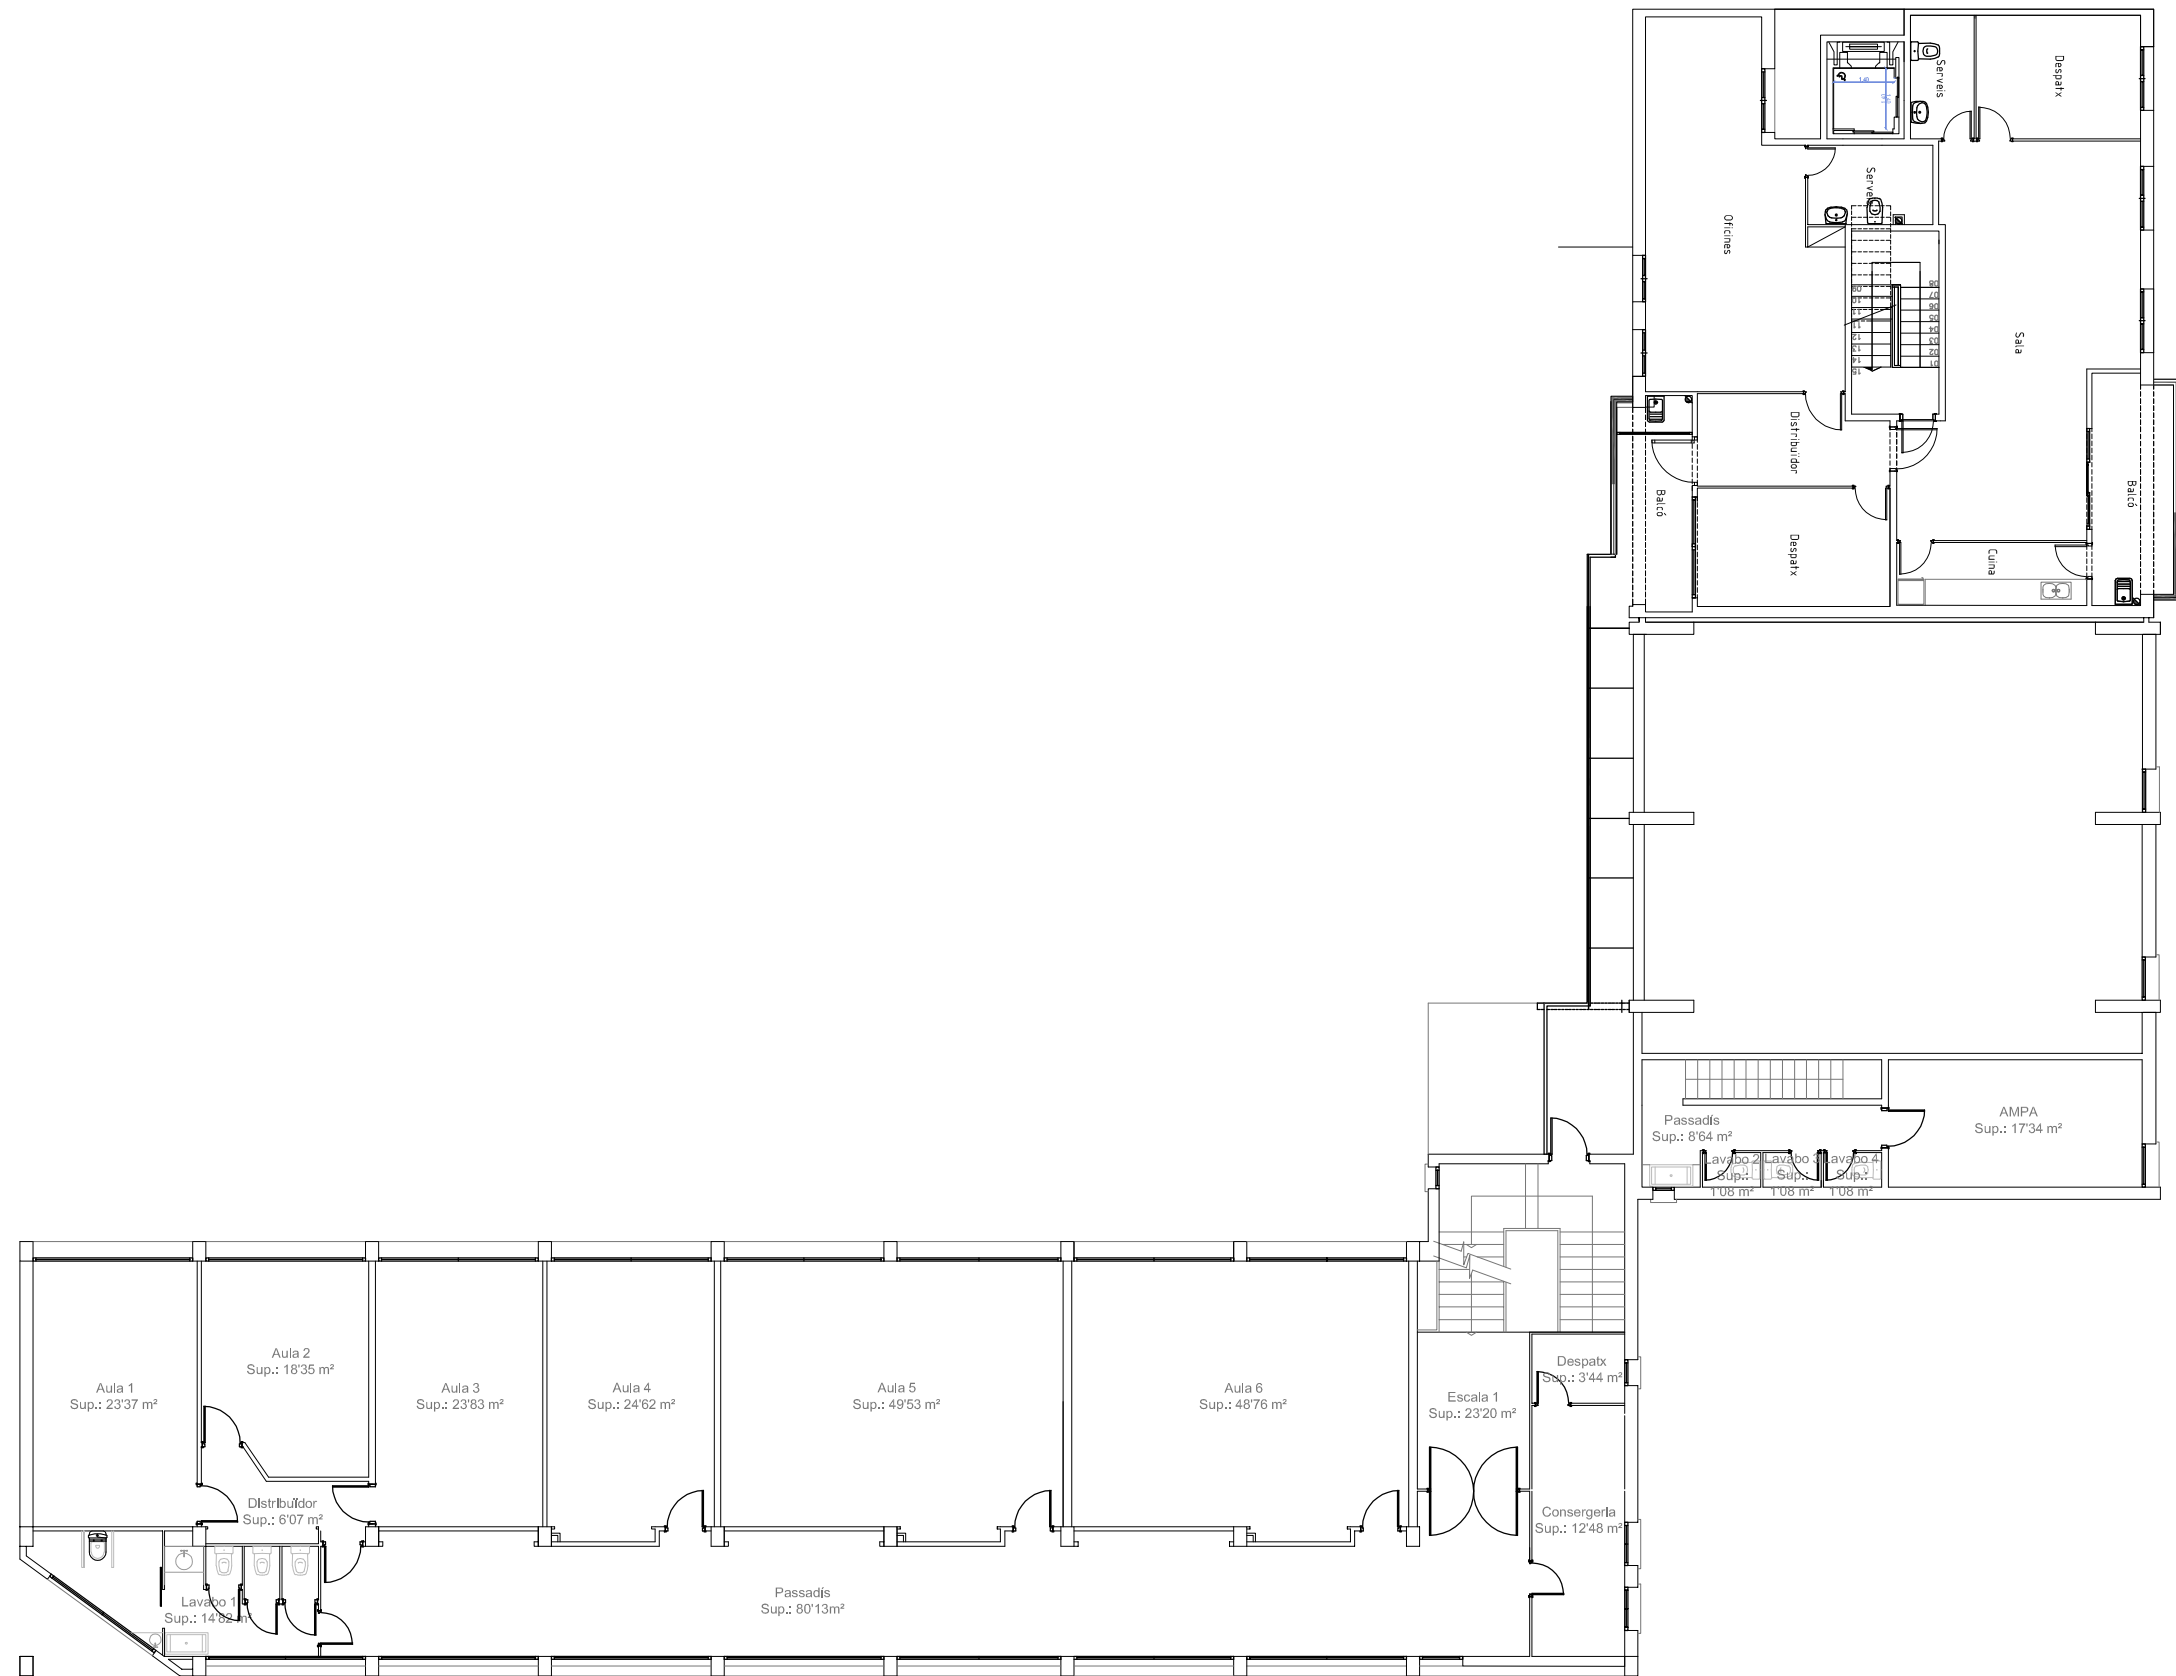

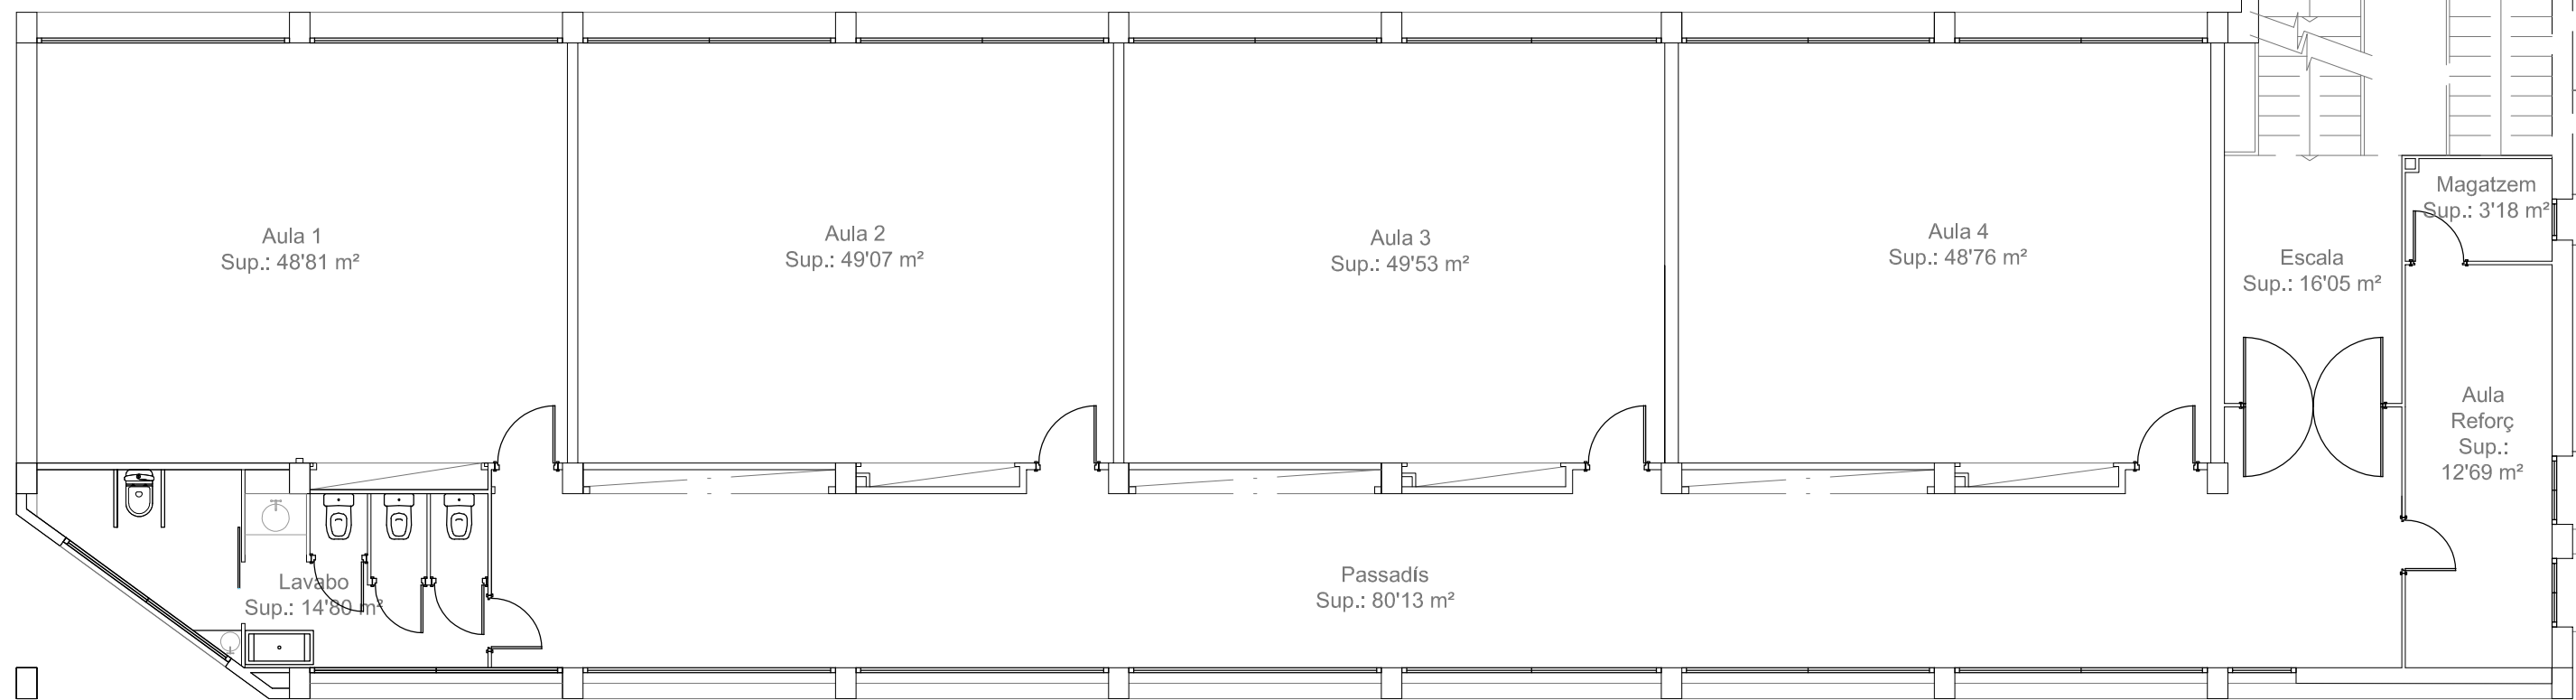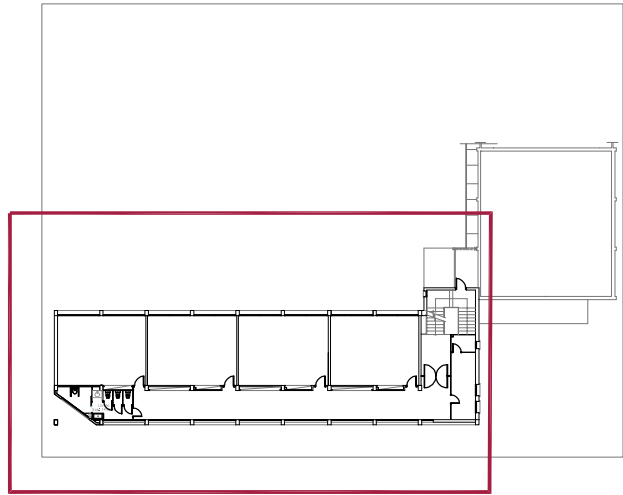

Ajuntament de
Montornès del Vallès

PROJECTE:

ESCOLA SANT SADURNÍ
EDUCACIÓ PRIMÀRIA

ESCALA:
1:100



DATA:
SETEMBRE 2020

EI TÈCNIC MUNICIPAL:


TÍTOL:

PLANTA SEGONA


Núm:
12
Full: 5 de: 5

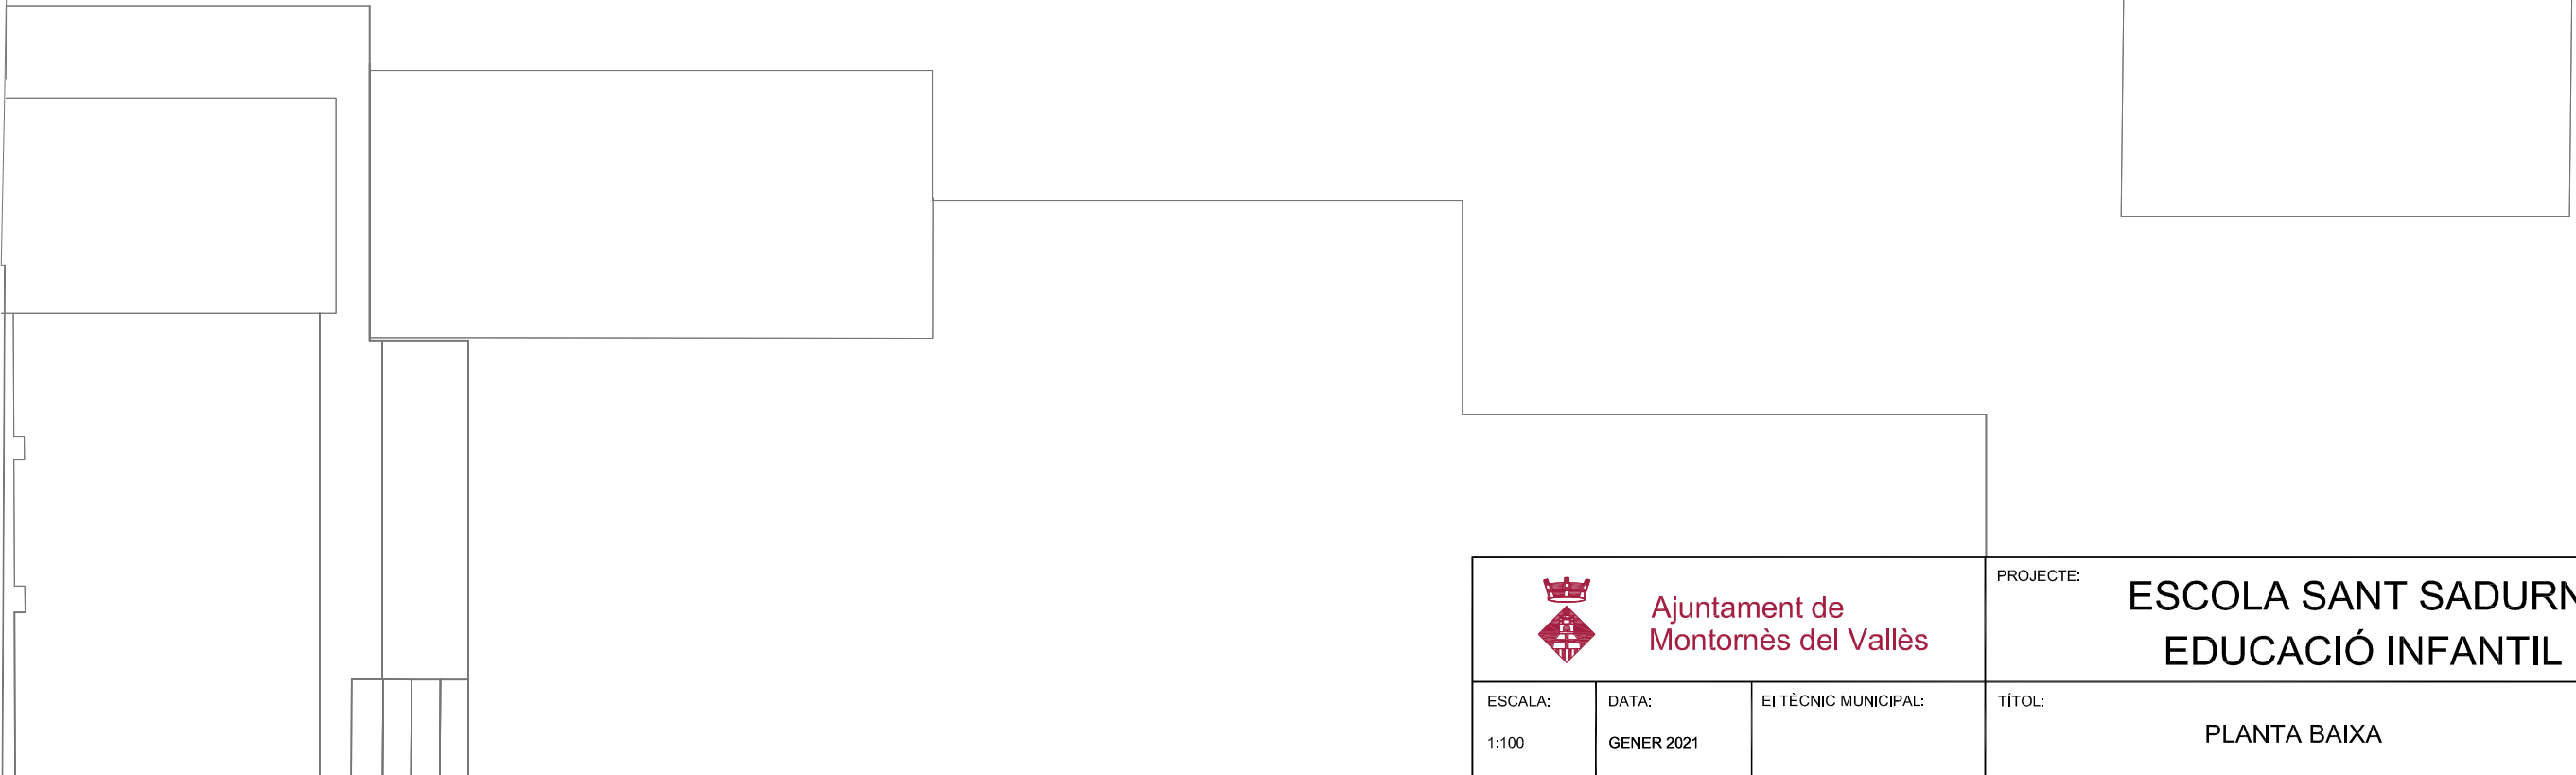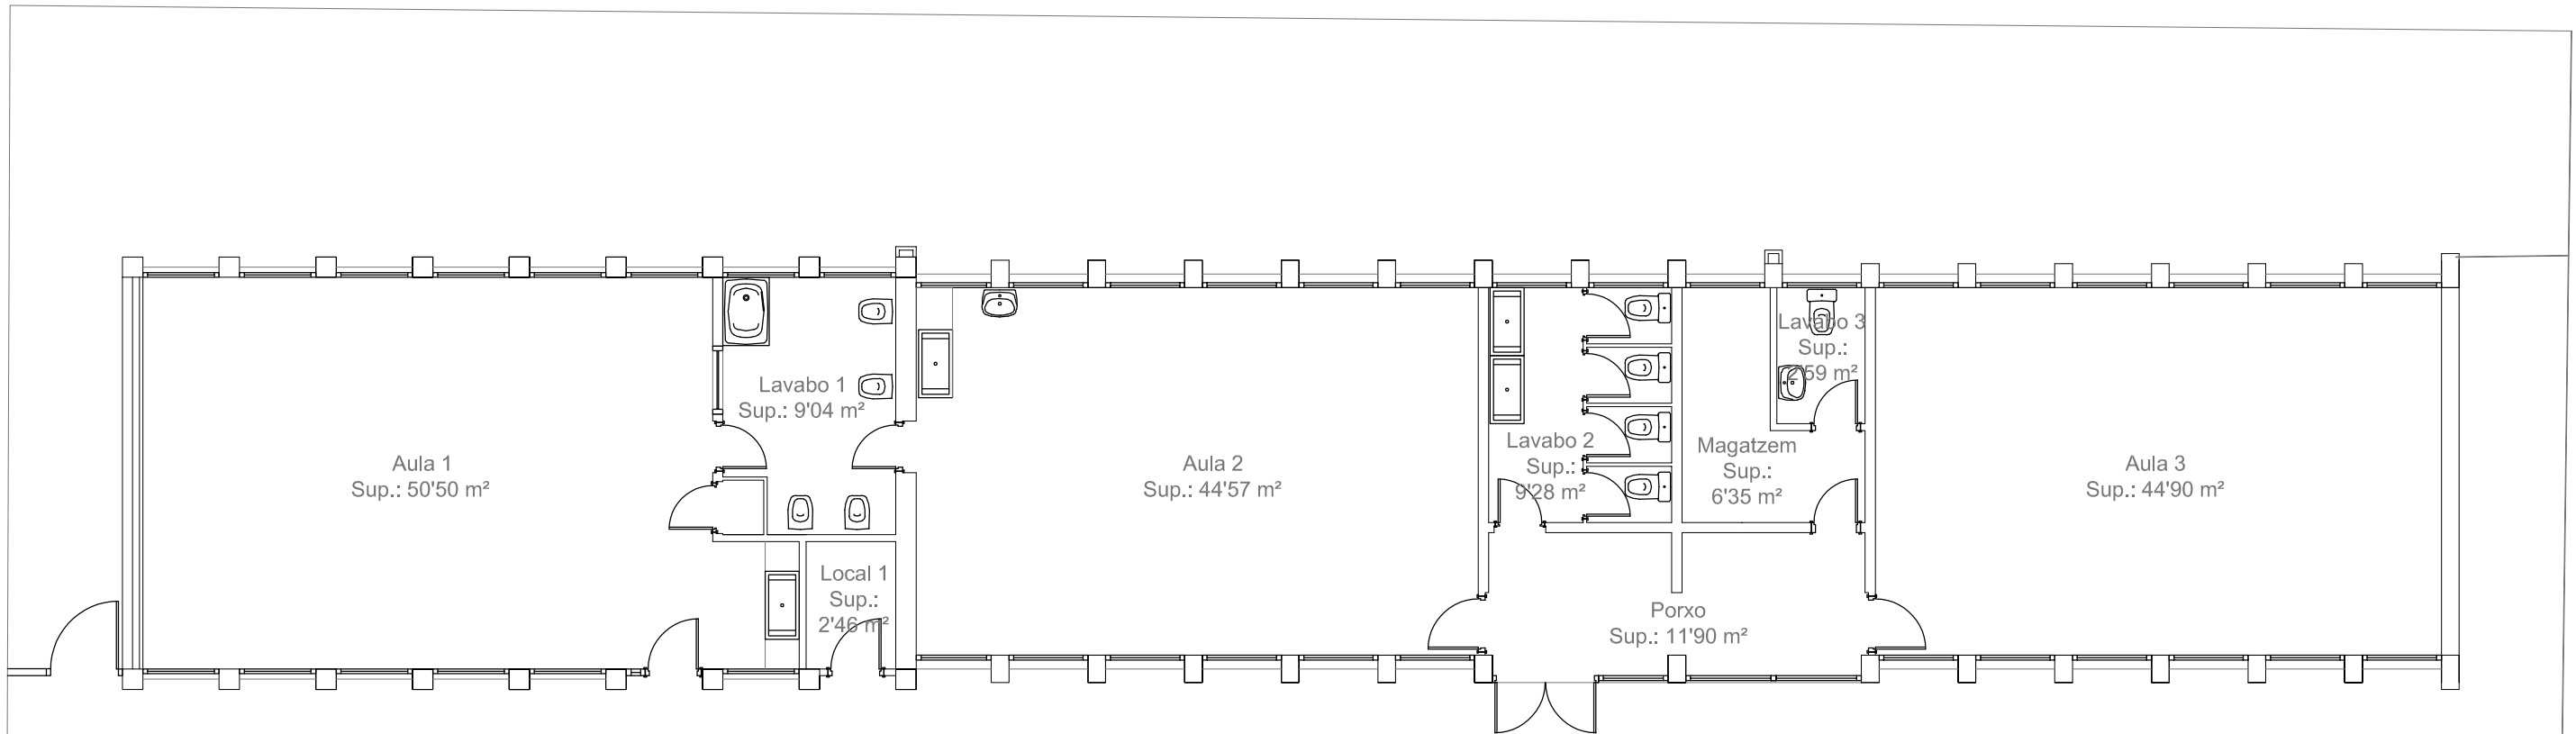


 Ajuntament de Montornès del Vallès			PROJECTE: ESCOLA SANT SADURNÍ EDUCACIÓ INFANTIL	
ESCALA: 1:100	DATA: GENER 2021	EI TÈCNIC MUNICIPAL:	TÍTOL: PLANTA BAIXA	Núm: 13 Full: 1 de: 1

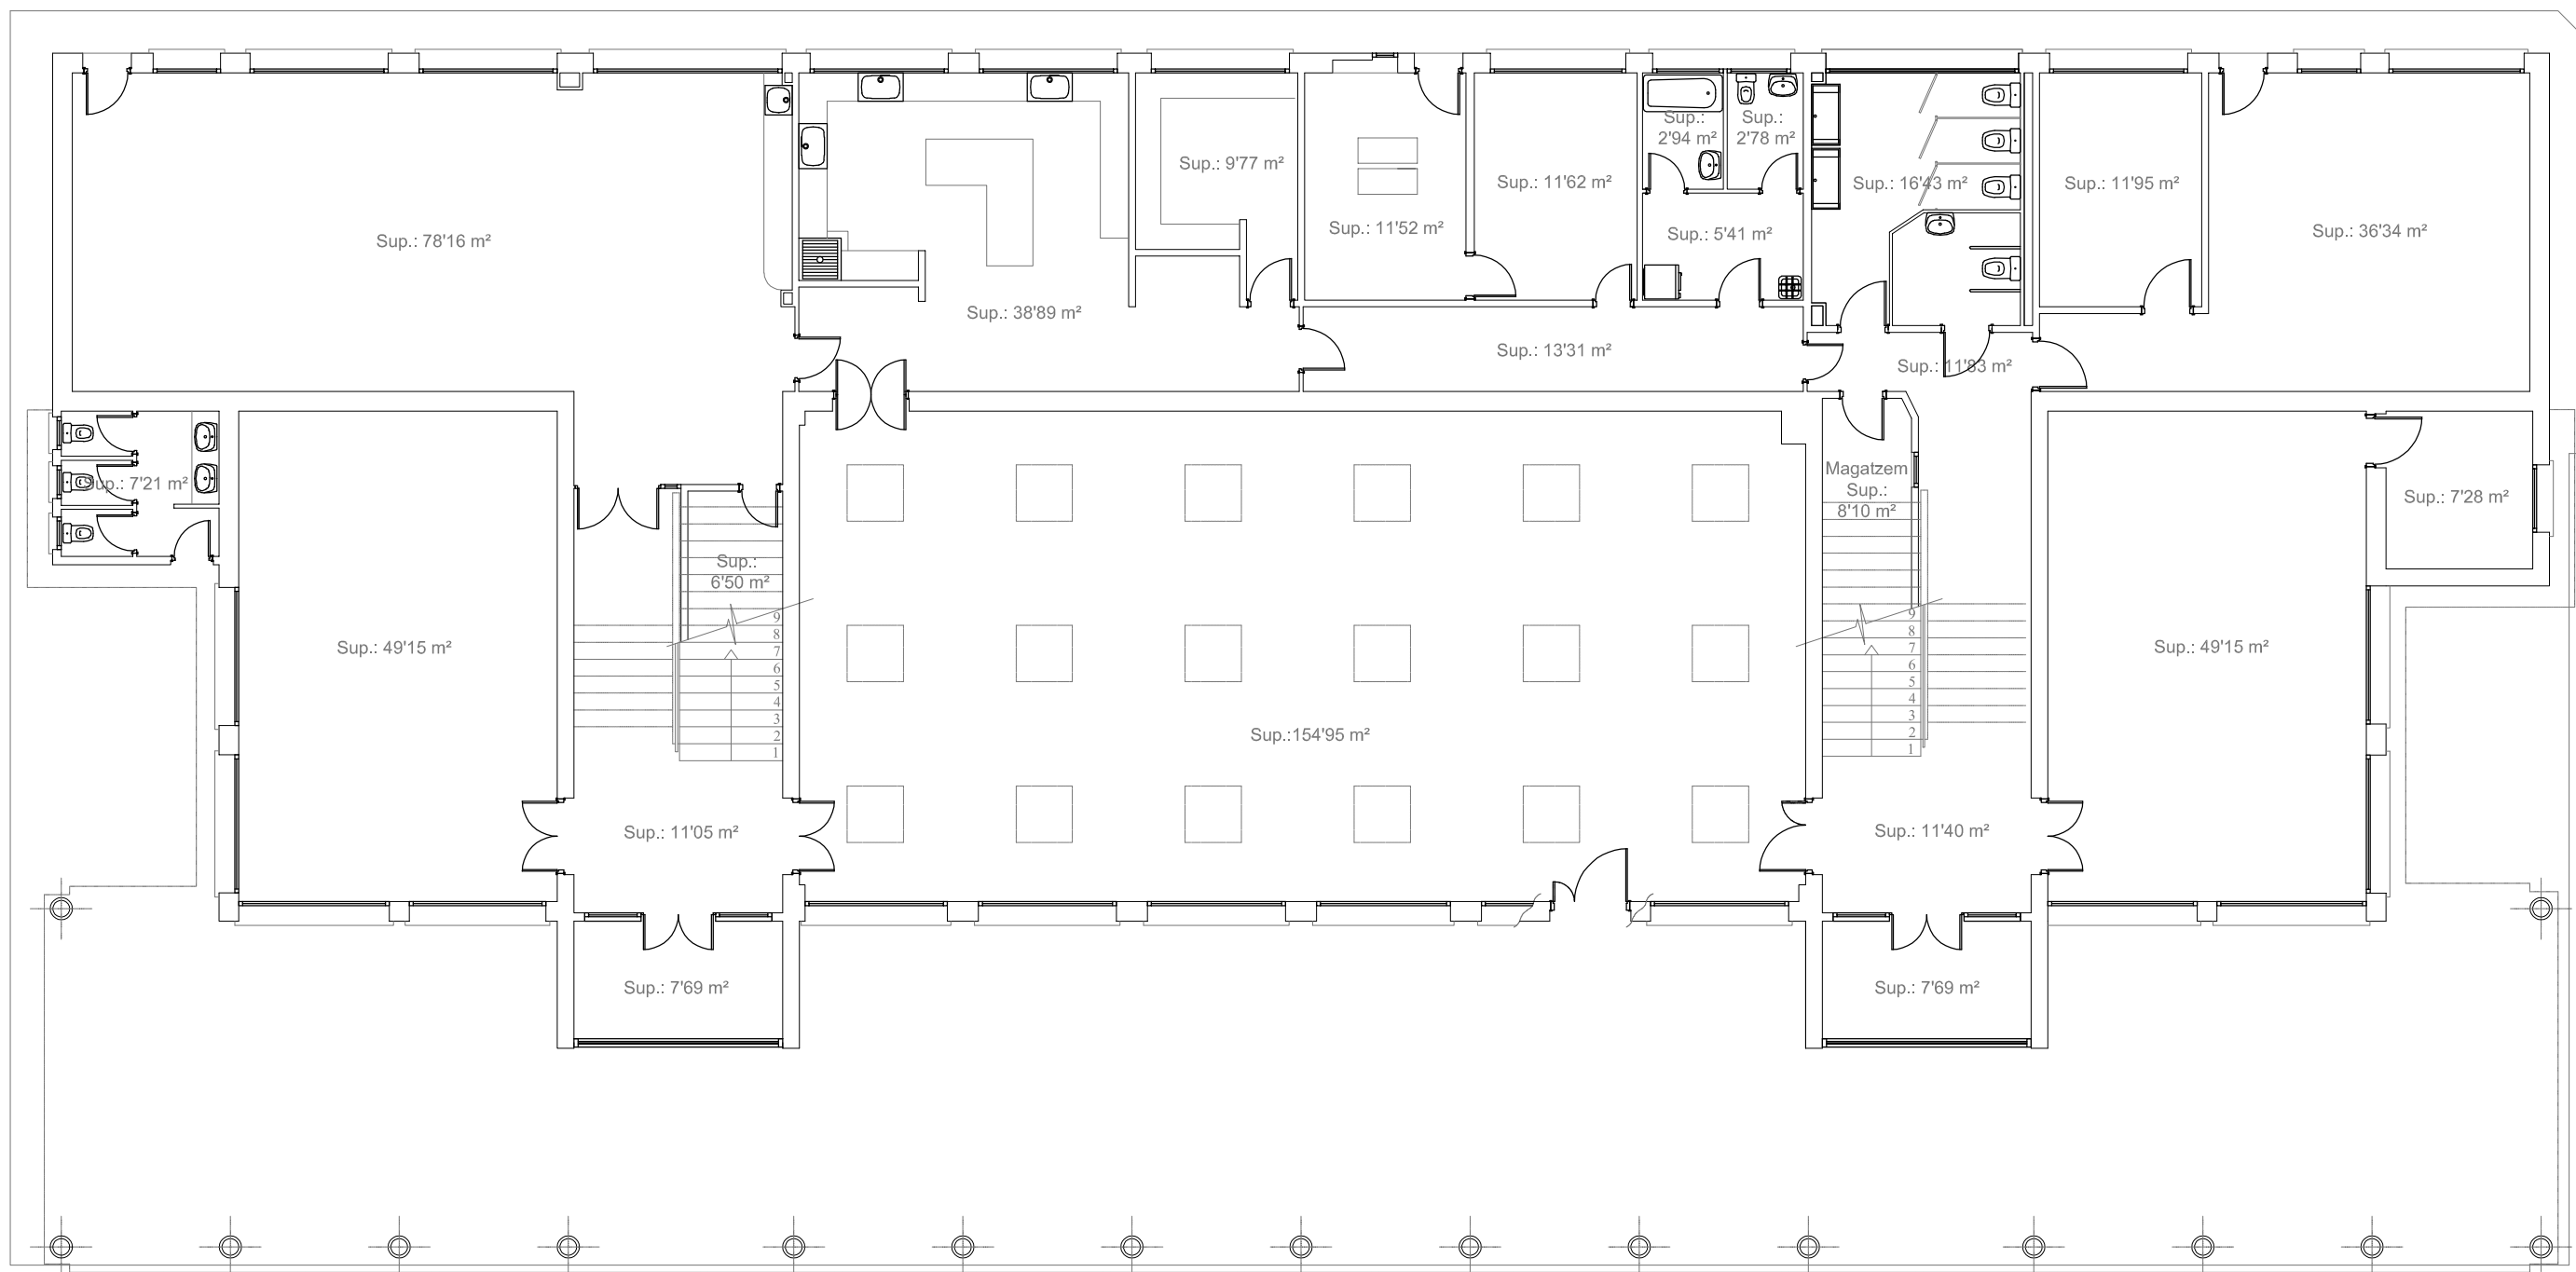

 Ajuntament de Montornès del Vallès			PROJECTE: ESCOLA MARINADA EDUCACIÓ PRIMÀRIA	
ESCALA: 1:125	DATA: GENER 2021	EI TÈCNIC MUNICIPAL:	TÍTOL: PLANTA BAIXA	Núm: 14 01 Full: 1 de: 4

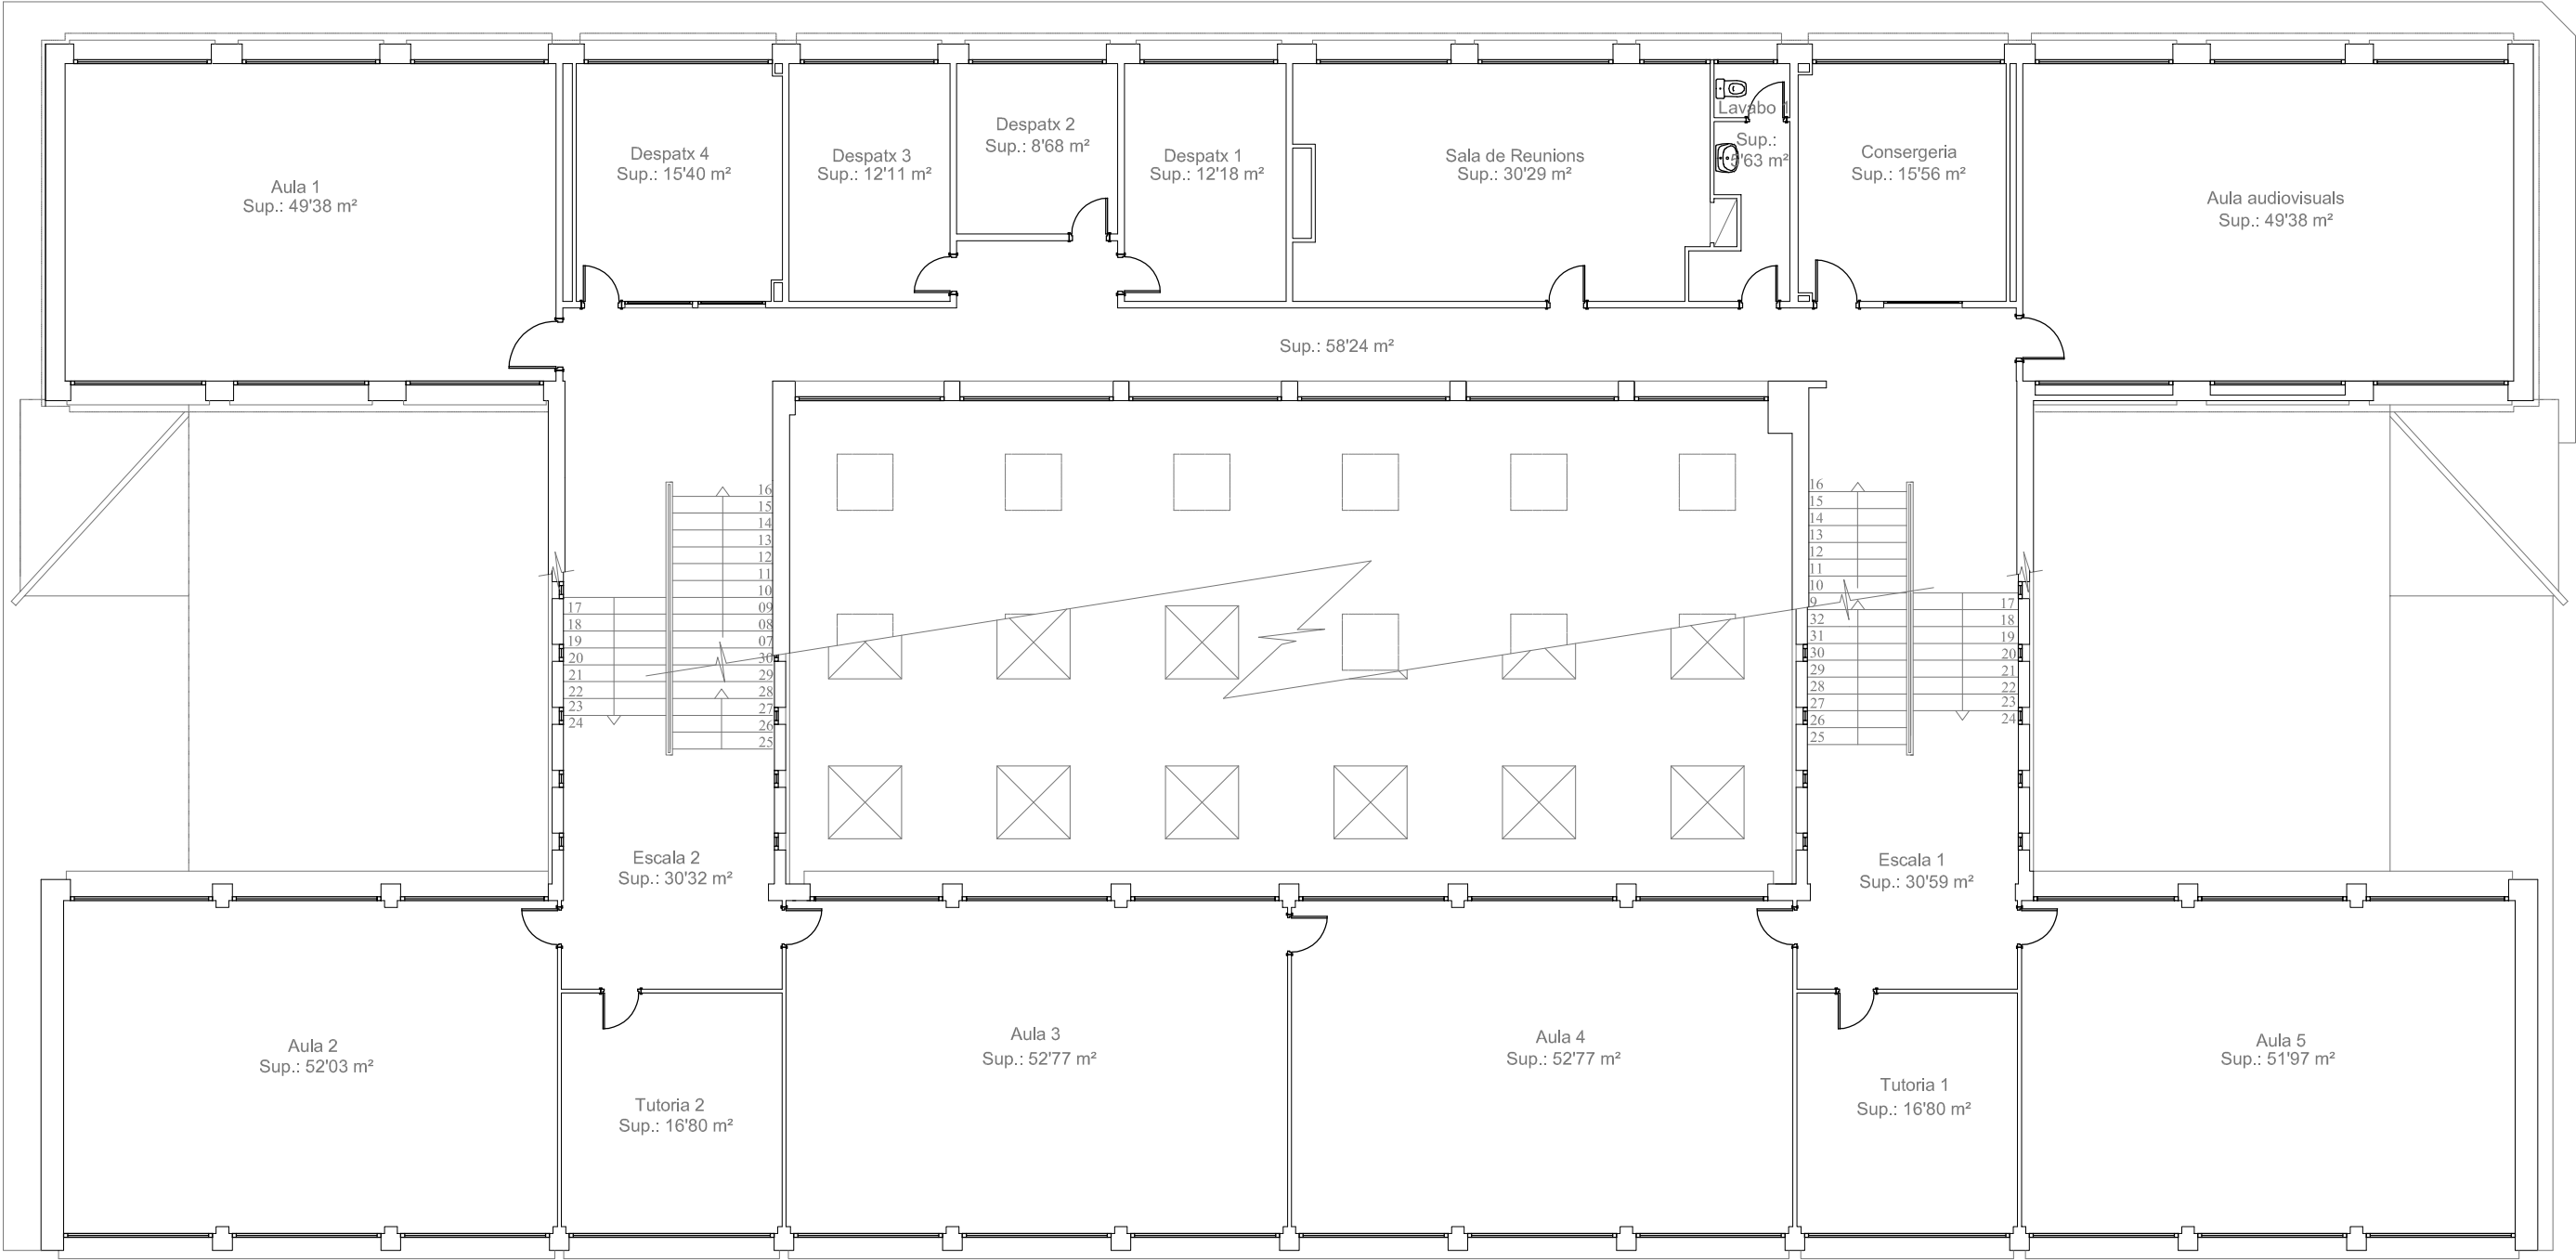

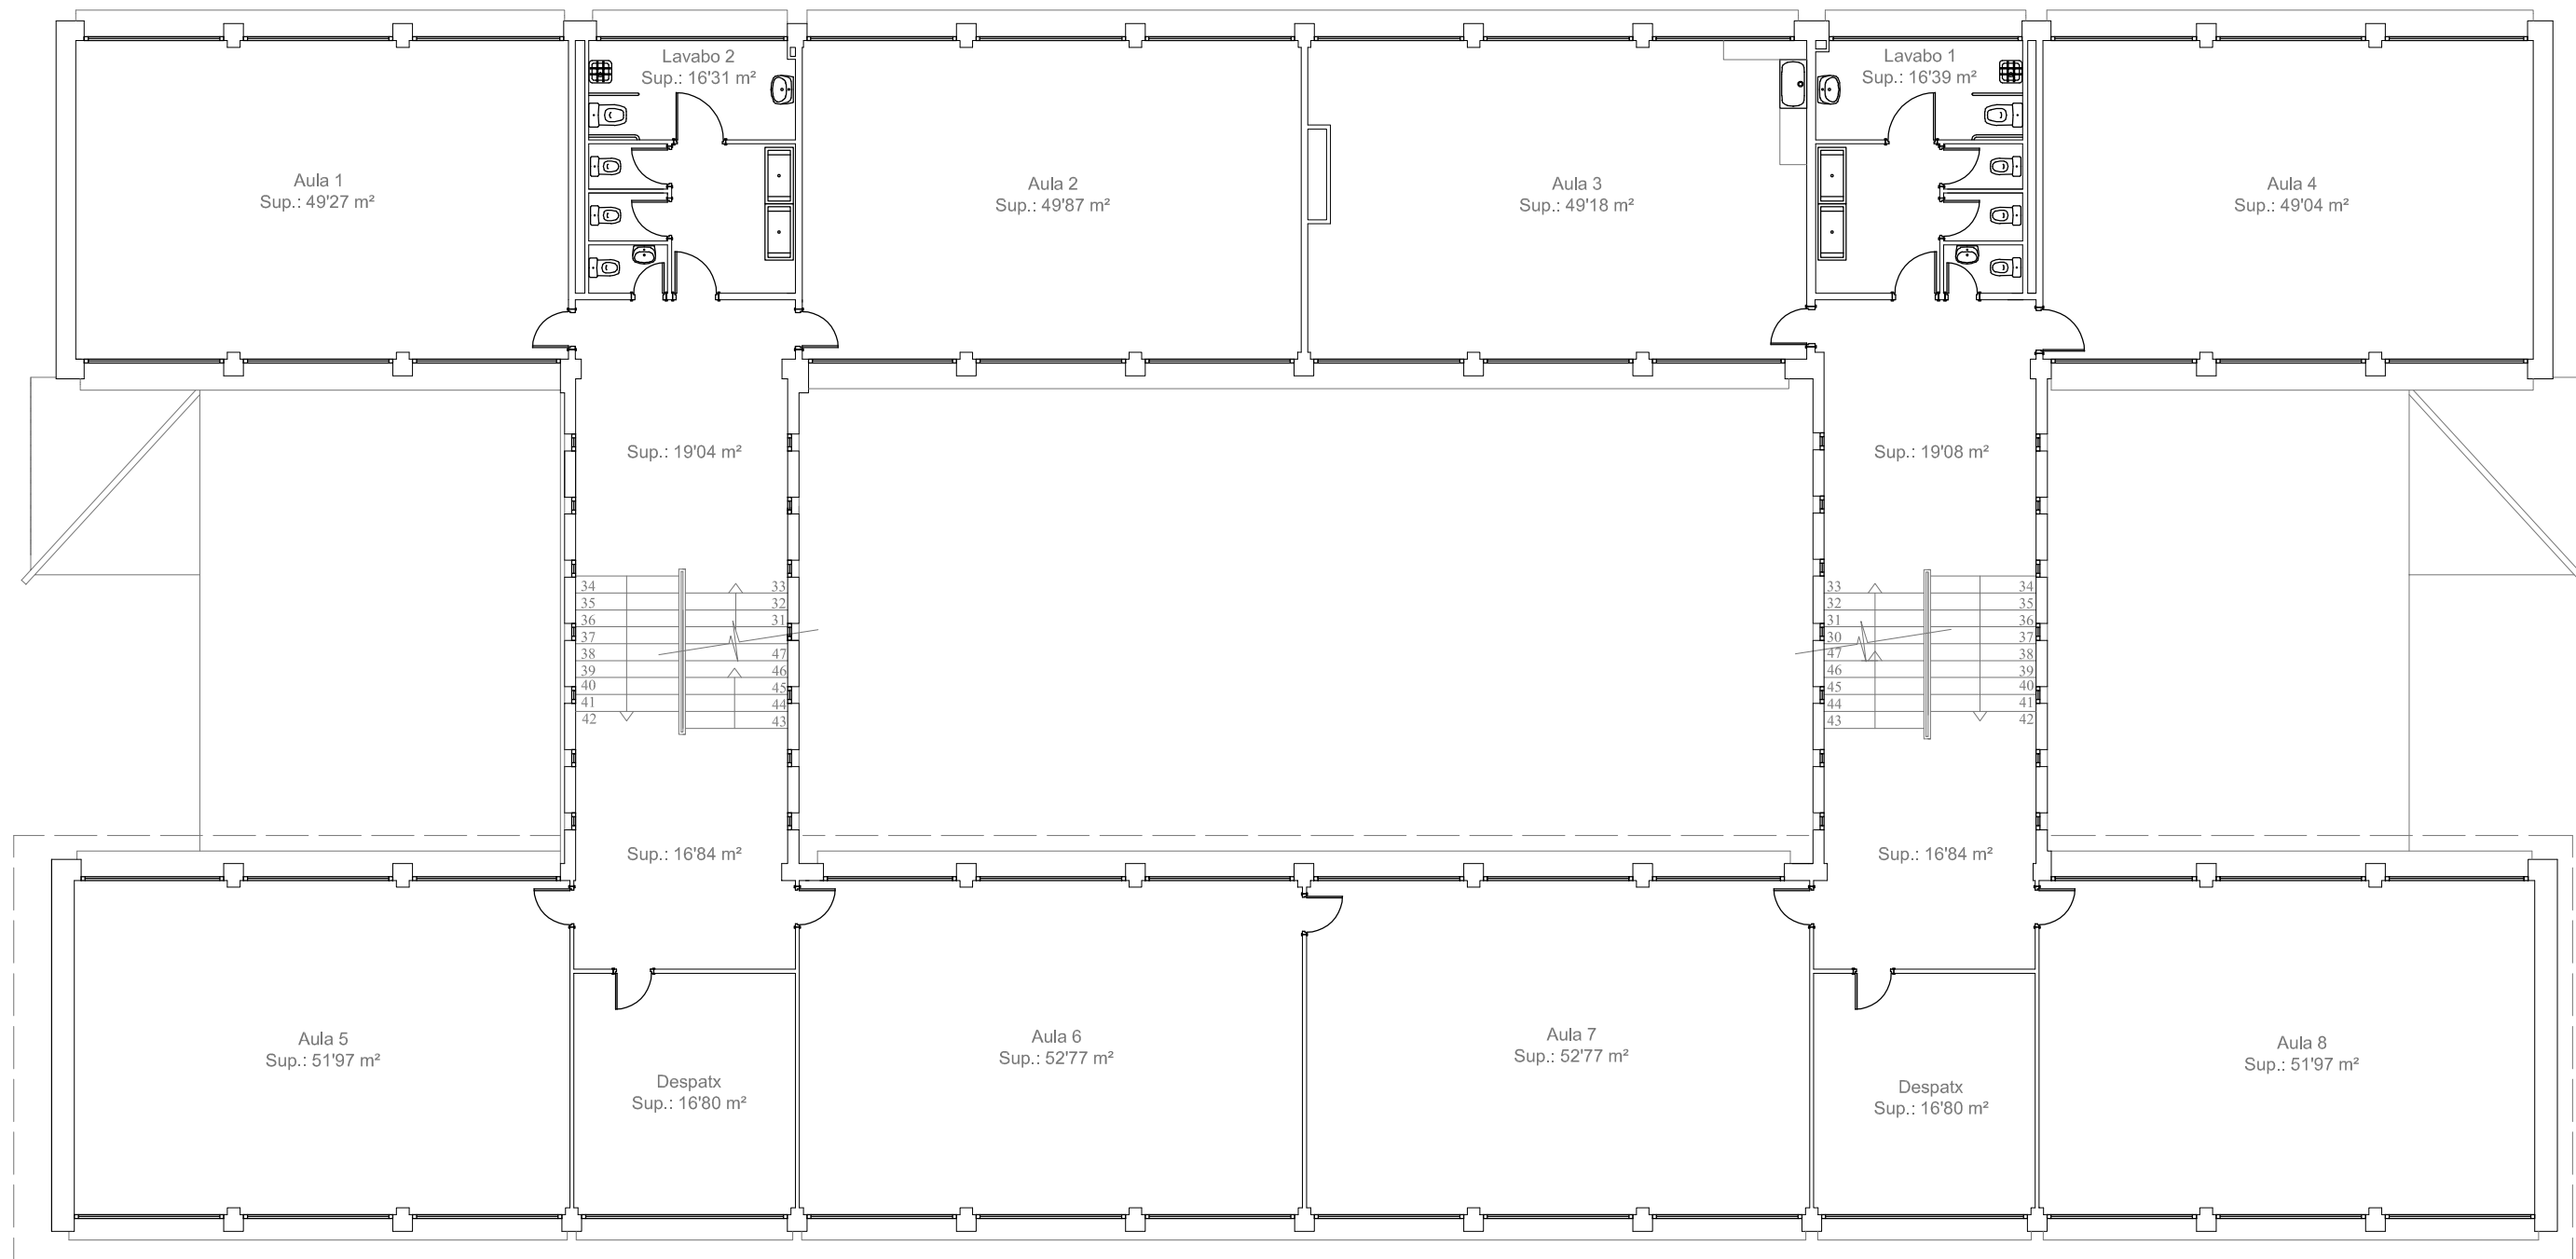

Ajuntament de
Montornès del Vallès

PROJECTE:

ESCOLA MARINADA
EDUCACIÓ PRIMÀRIA

ESCALA:
1:125


DATA:
GENER 2021


EI TÈCNIC MUNICIPAL:

TÍTOL:


PLANTA SEGONA

Núm:
14 01
Full: 3 de: 4

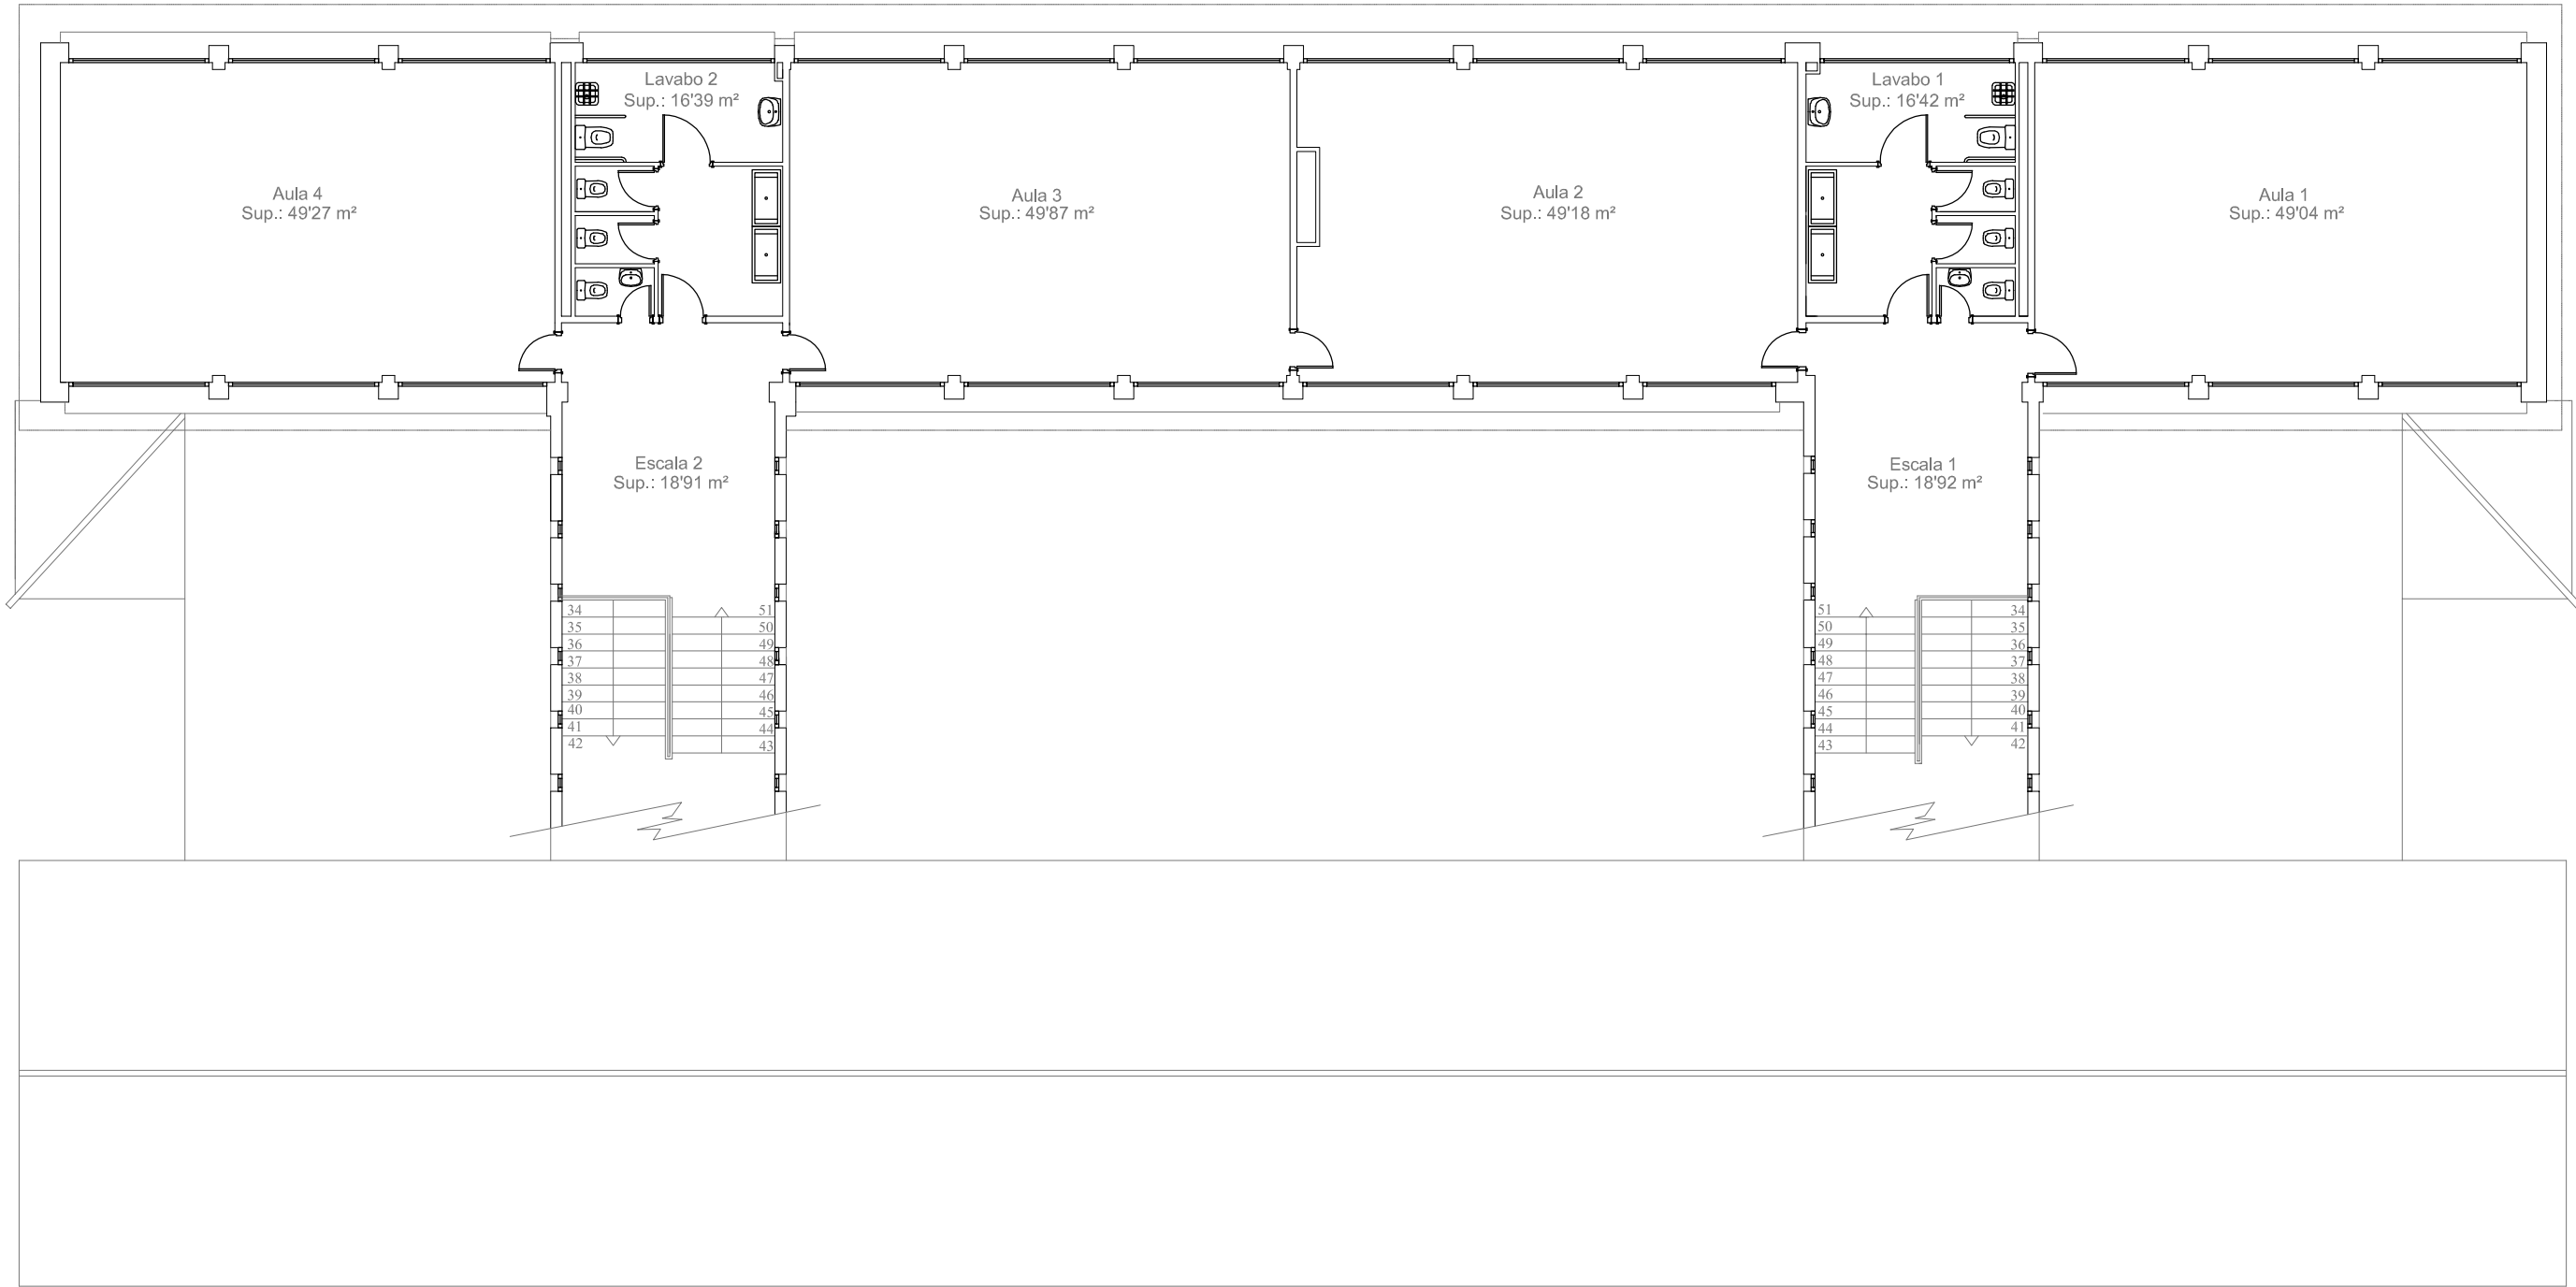


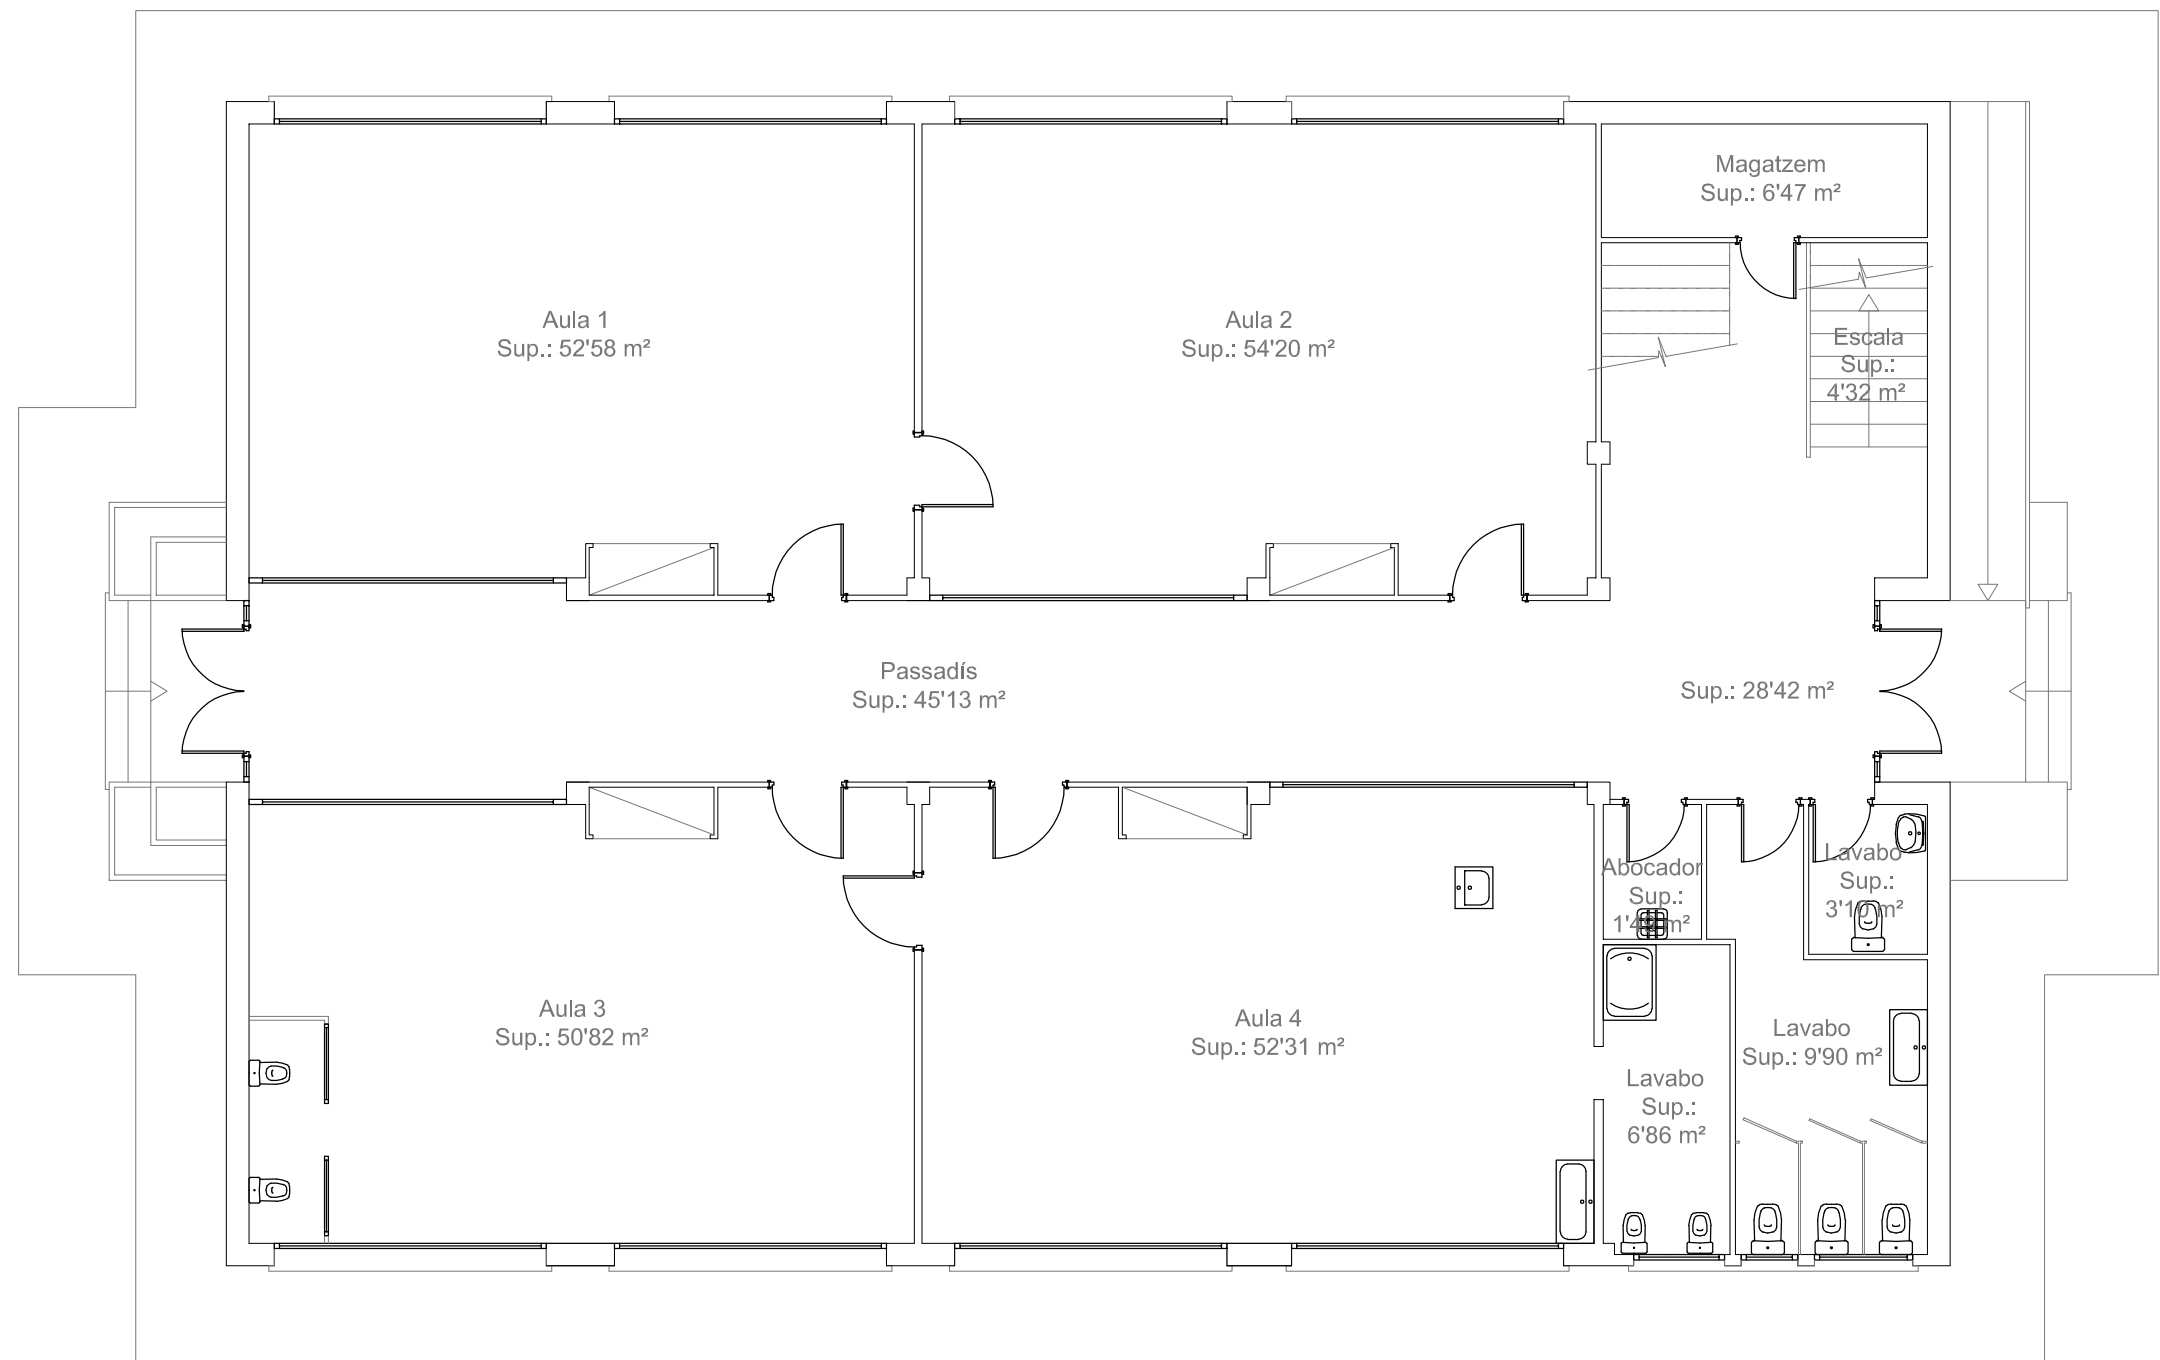


 Ajuntament de Montornès del Vallès			PROJECTE: ESCOLA MARINADA EDUCACIÓ INFANTIL	
ESCALA: 1:100	DATA: ABRIL 2017	EL TÈCNIC MUNICIPAL:	TÍTOL: PLANTA BAIXA	Núm.: 14 02 Full: 1 de: 2

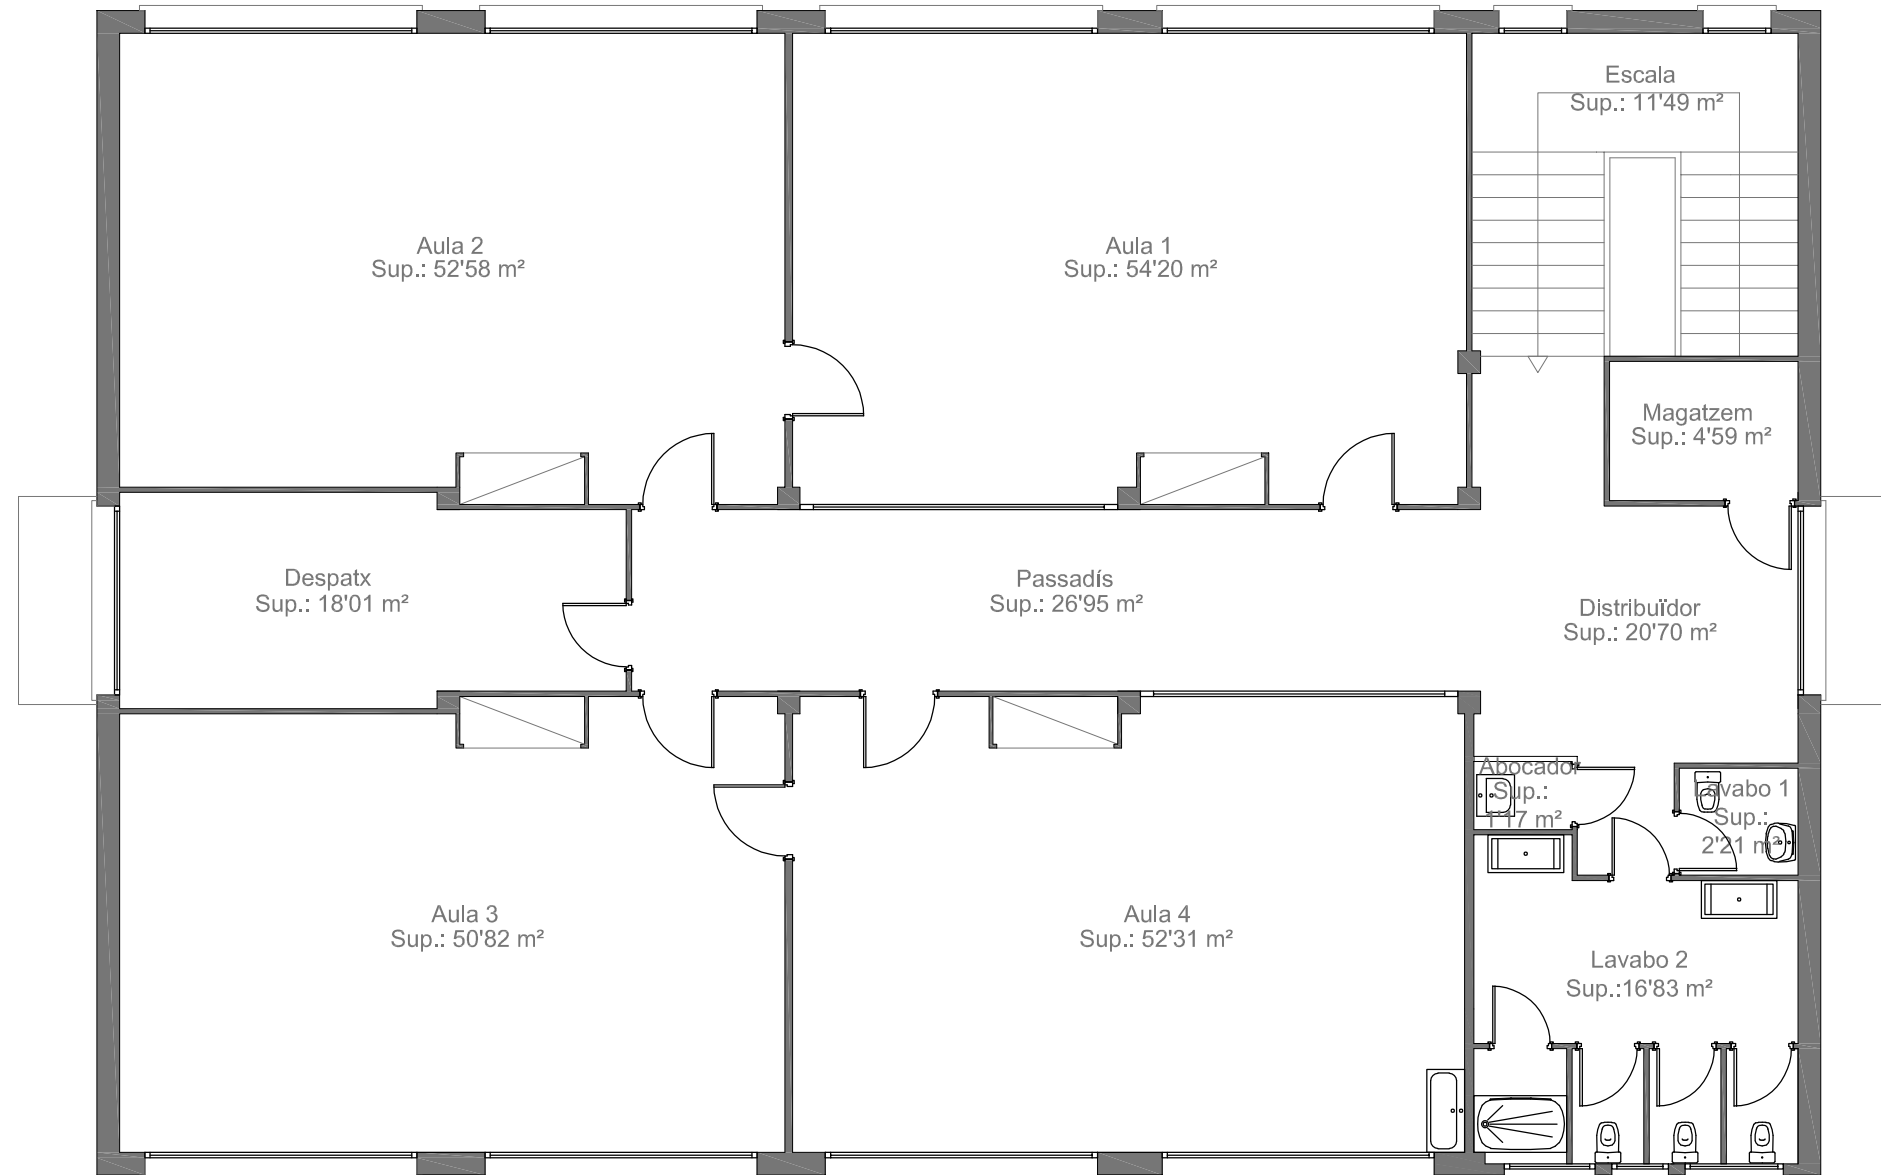


 Ajuntament de Montornès del Vallès			PROJECTE: ESCOLA MARINADA EDUCACIÓ PRIMÀRIA	
ESCALA: 1:100	DATA: ABRIL 2017	EL TÈCNIC MUNICIPAL:	TÍTOL: PLANTA PRIMERA	Núm.: 14 02 Full: 2 de: 2

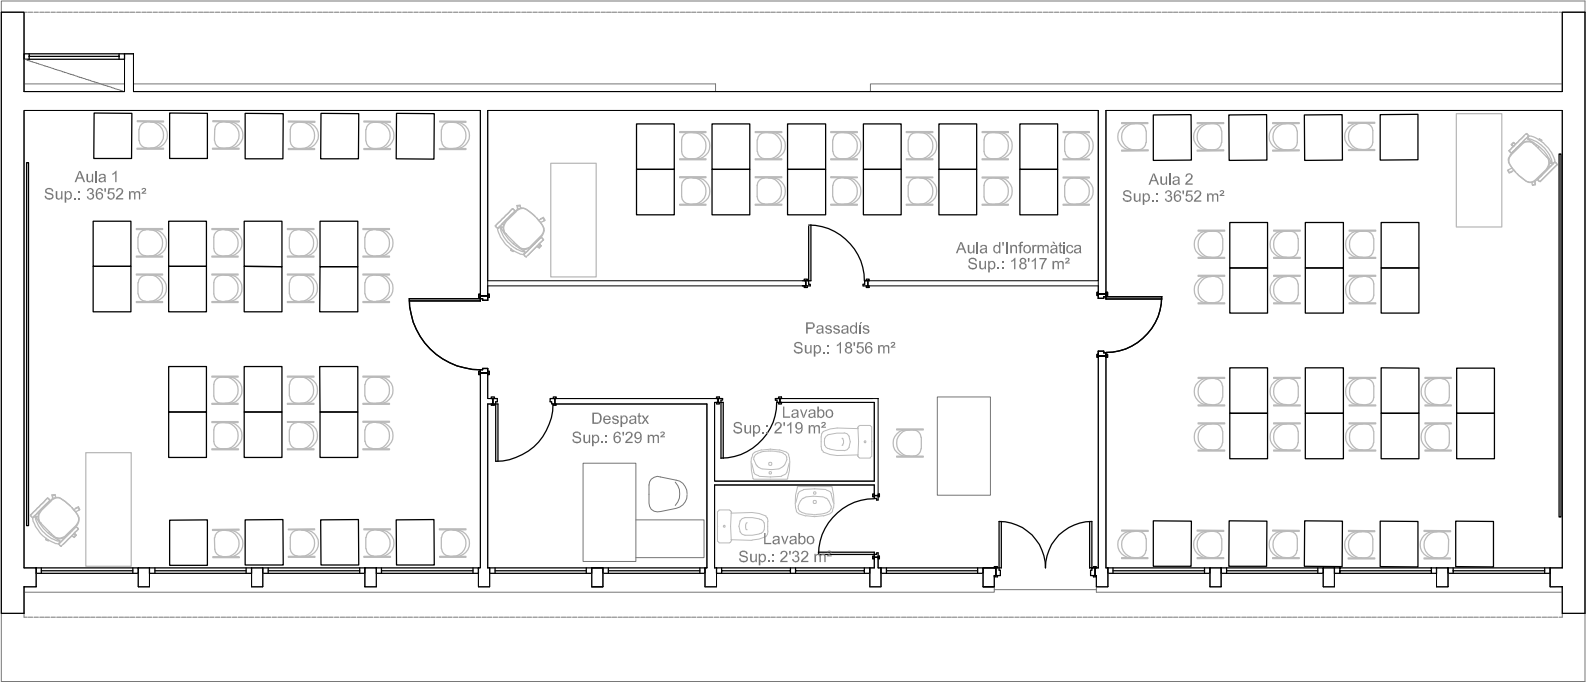


 Ajuntament de Montornès del Vallès			PROJECTE: ESCOLA MARINADA AULA DE FORMACIÓ D'ADULTS	
ESCALA: 1:100	DATA: GENER 2021	EI TÈCNIC MUNICIPAL:	TÍTOL: PLANTA BAIXA	Núm: 14 03 Full: 1 de: 1

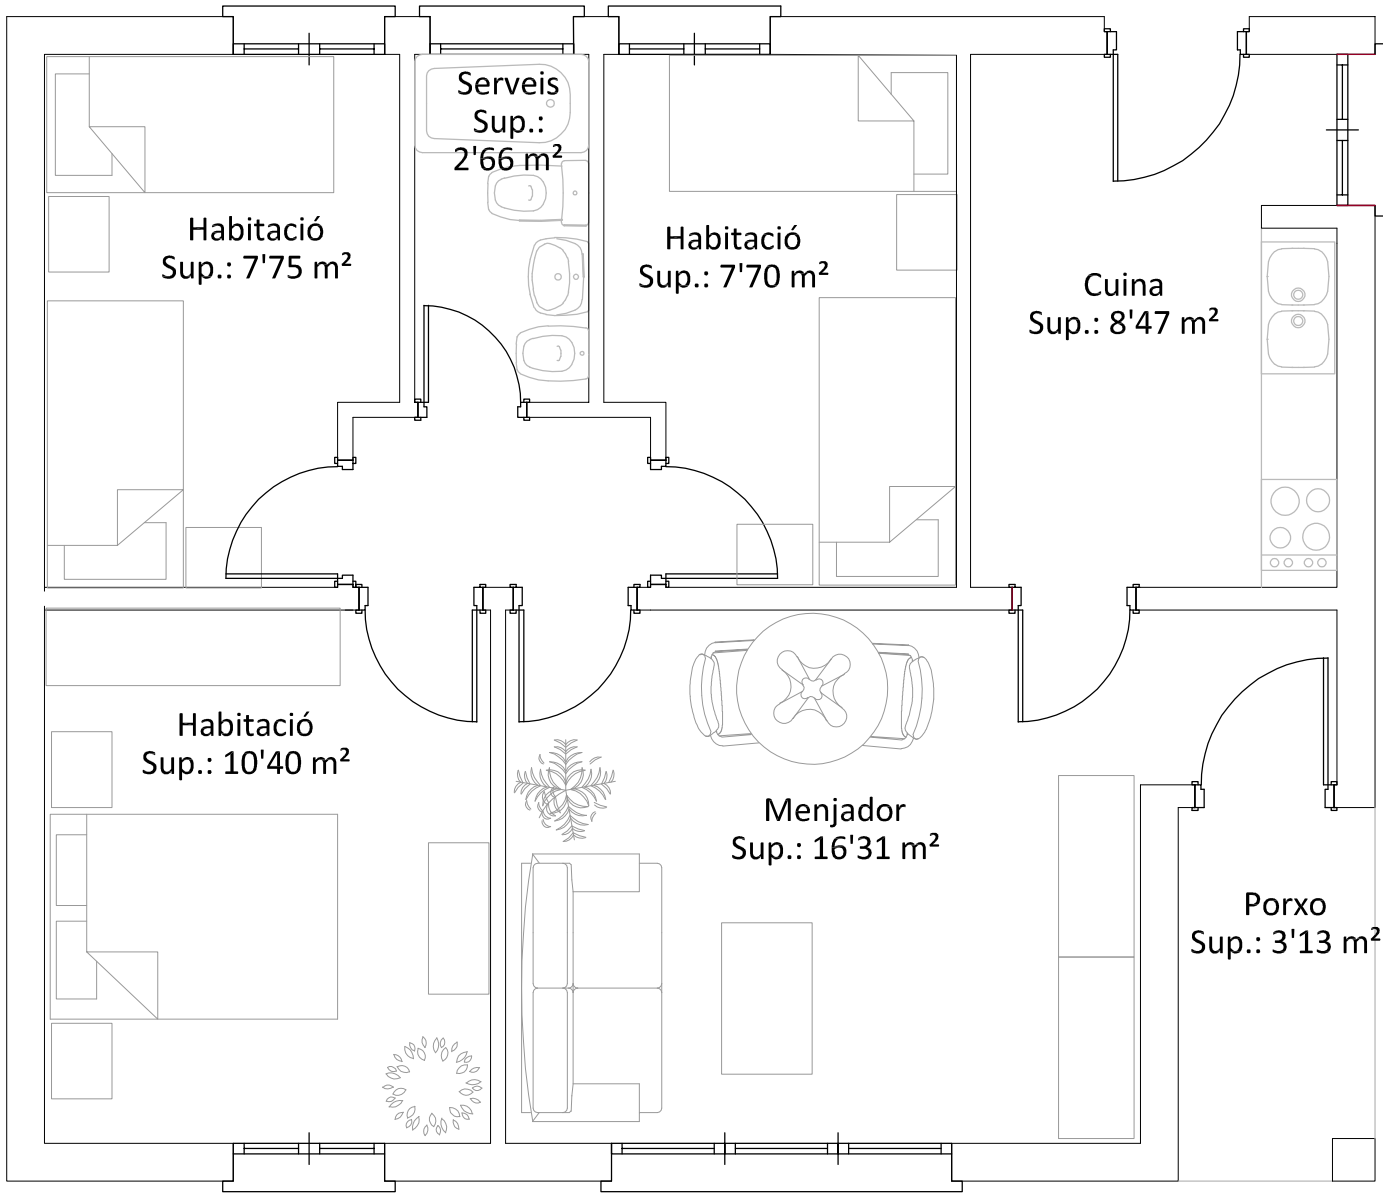

 Ajuntament de Montornès del Vallès			PROJECTE: ESCOLA MARINADA HABITATGE CONSERGE	
ESCALA: 1:50	DATA: GENER 2021	EI TÈCNIC MUNICIPAL:	TÍTOL: PLANTA BAIXA	Núm: 14 04 Full: 1 de: 1

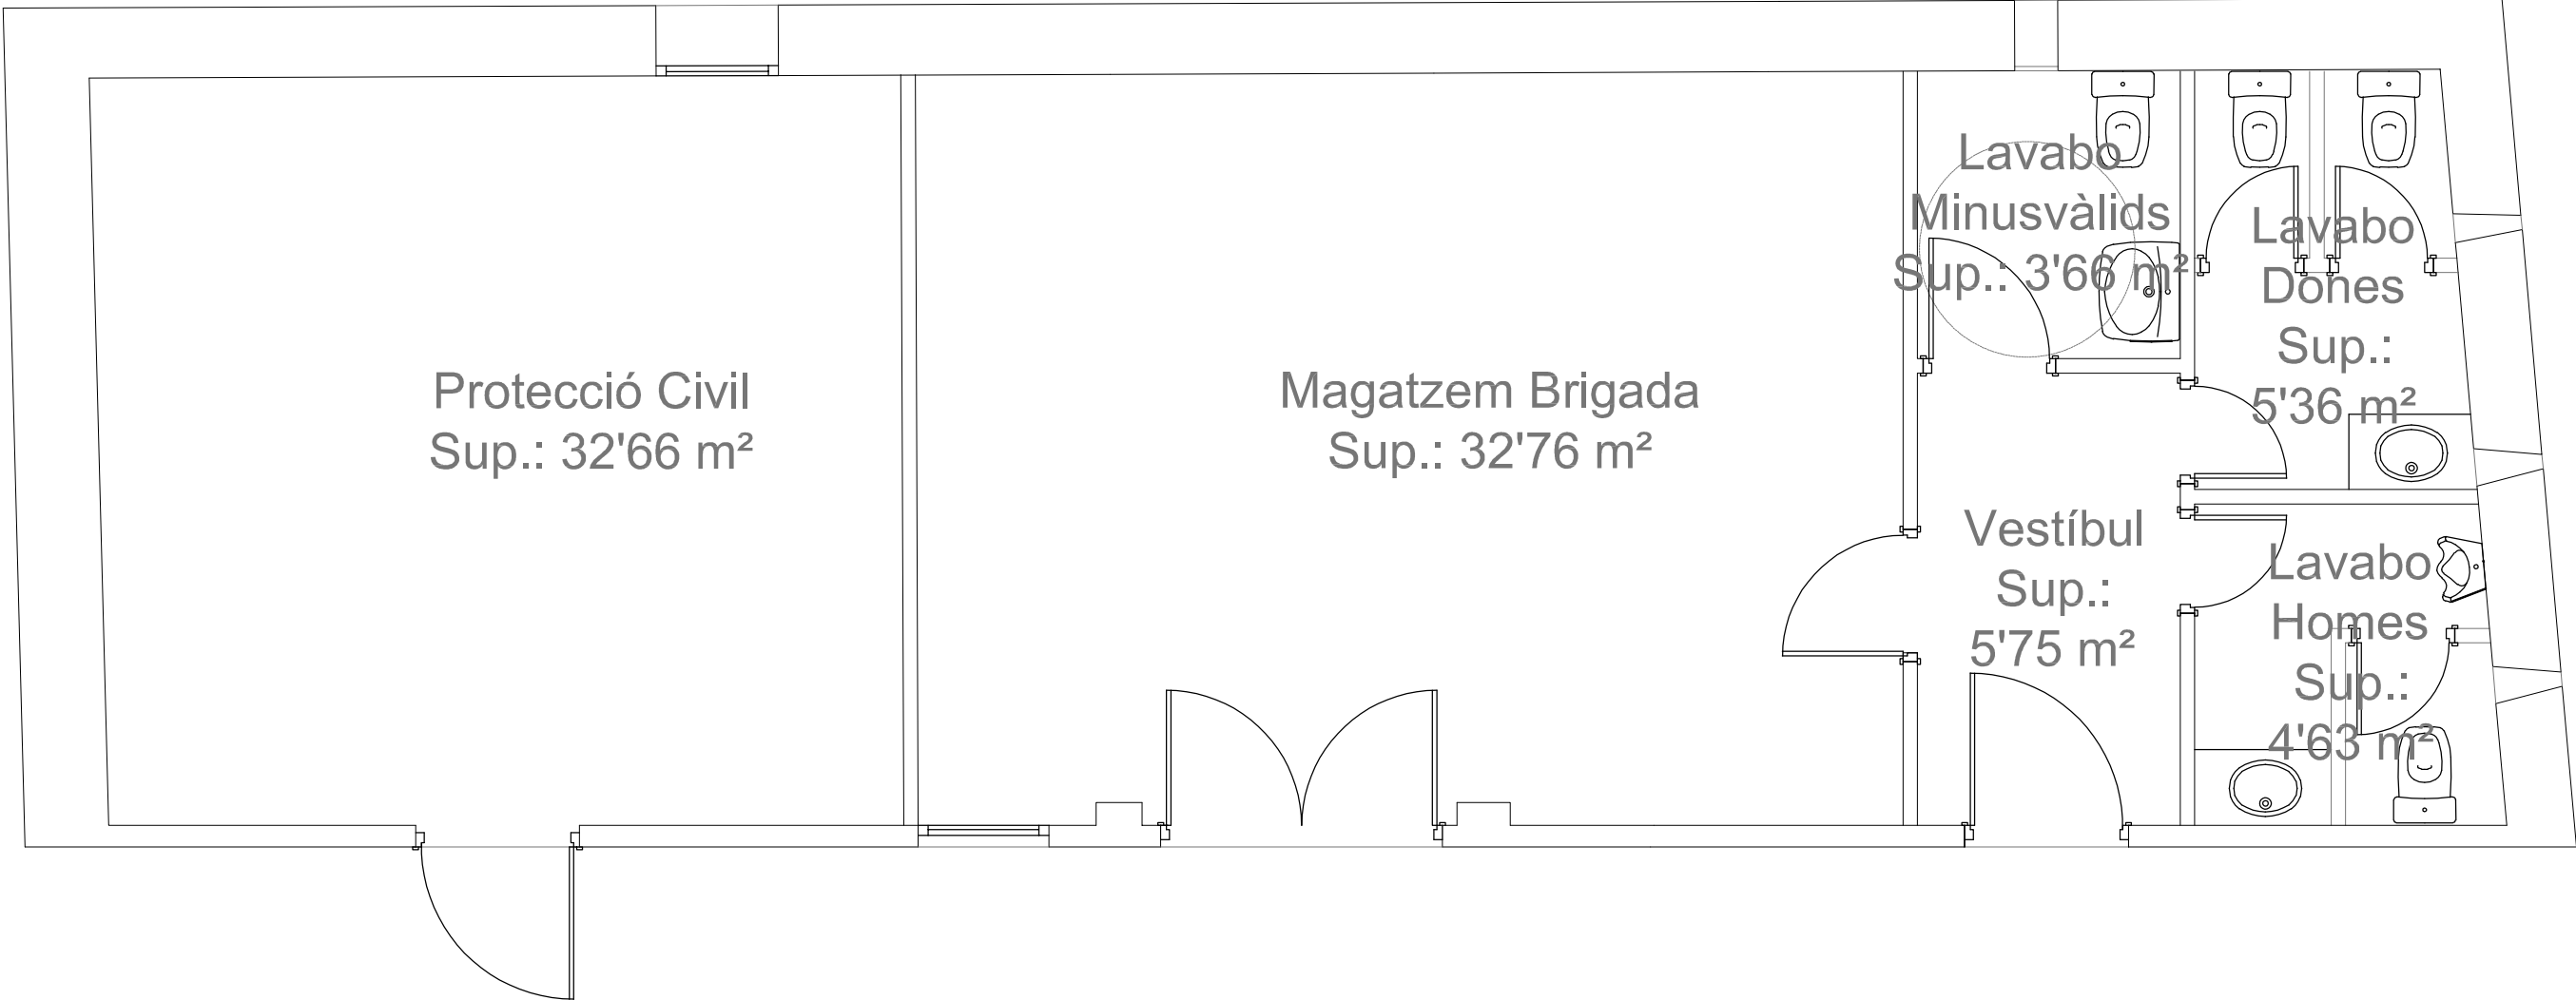

 Ajuntament de Montornès del Vallès			PROJECTE: CAN MASFERRER MAGATZEM	
ESCALA: 1:50	DATA: GENER 2021	EI TÈCNIC MUNICIPAL:	TÍTOL: PLANTA BAIXA	Núm: 16 02 Full: 1 de: 1

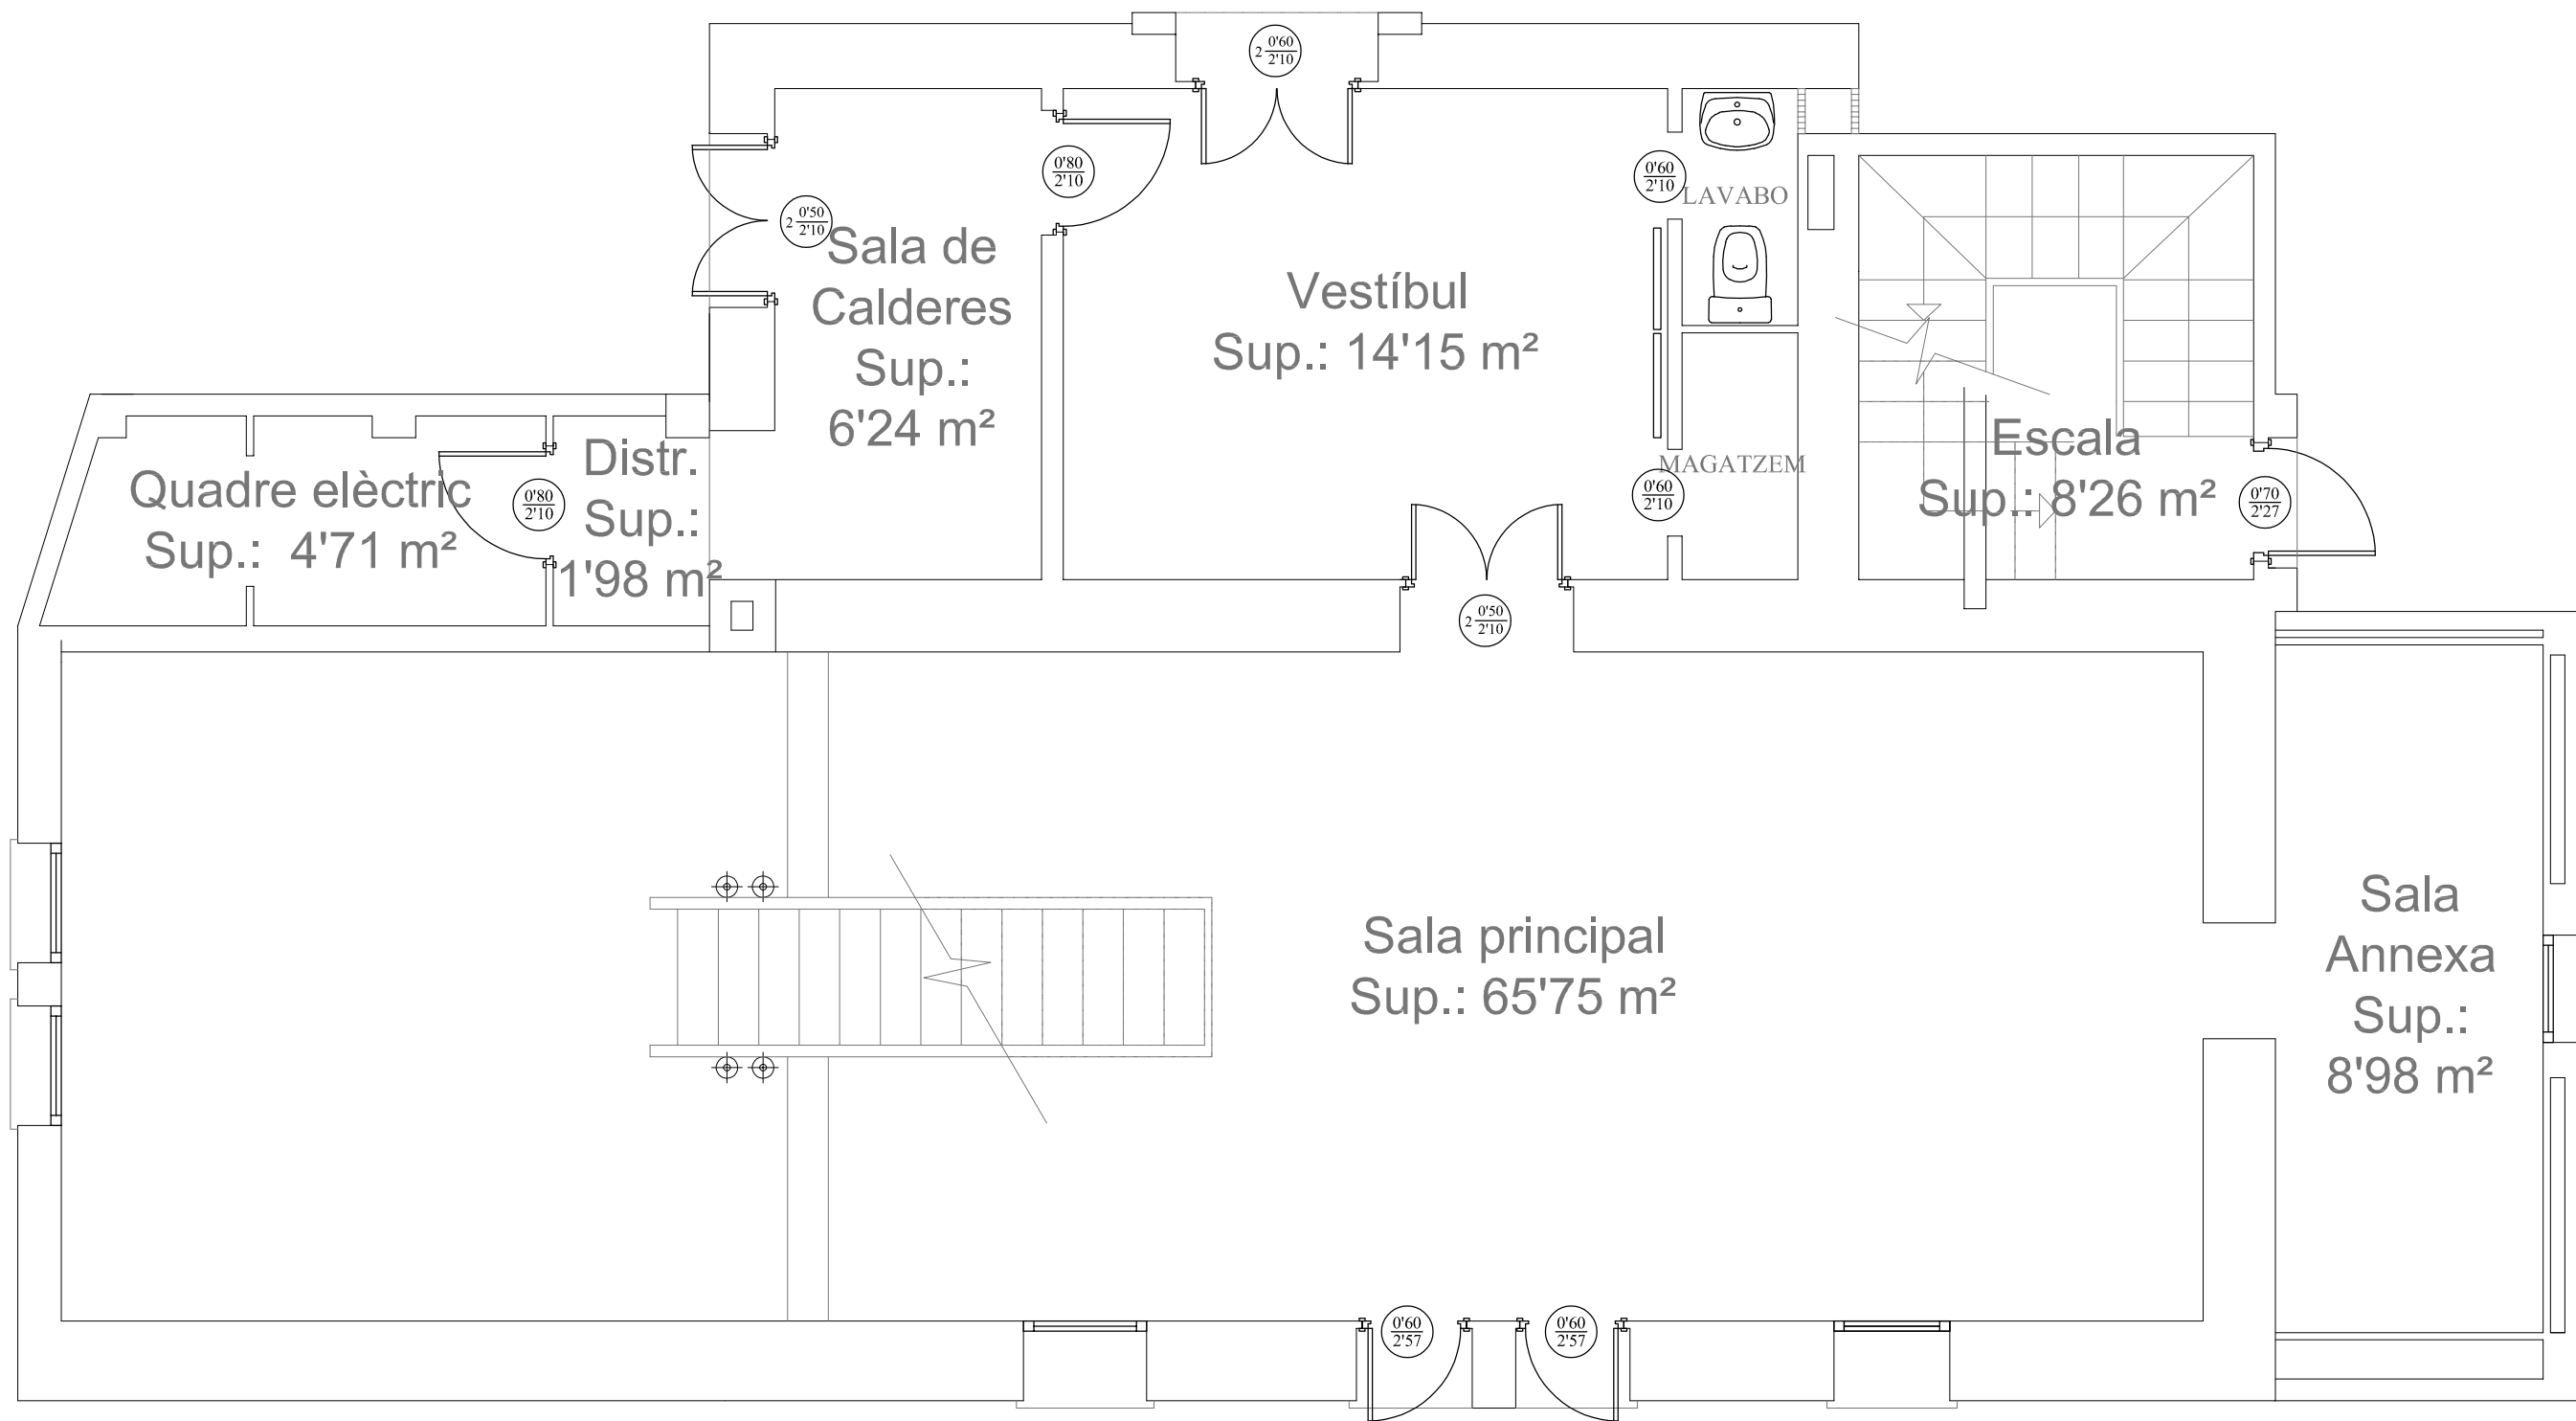

Ajuntament de
Montornès del Vallès

PROJECTE:

MASIA DE CAN XERRACAN

ESCALA:
1:50

DATA:
JULIOL 2019

EI TÈCNIC MUNICIPAL:

TÍTOL:

PLANTA BAIXA

Núm:
18 01
Full: 1 de: 3



Ajuntament de
Montornès del Vallès

PROJECTE:

MASIA DE CAN XERRACAN

ESCALA:
1:50


DATA:
JULIOL 2019

EI TÈCNIC MUNICIPAL:

TÍTOL:

PLANTA PRIMERA

Núm:
18 01
Full: 2 de: 3

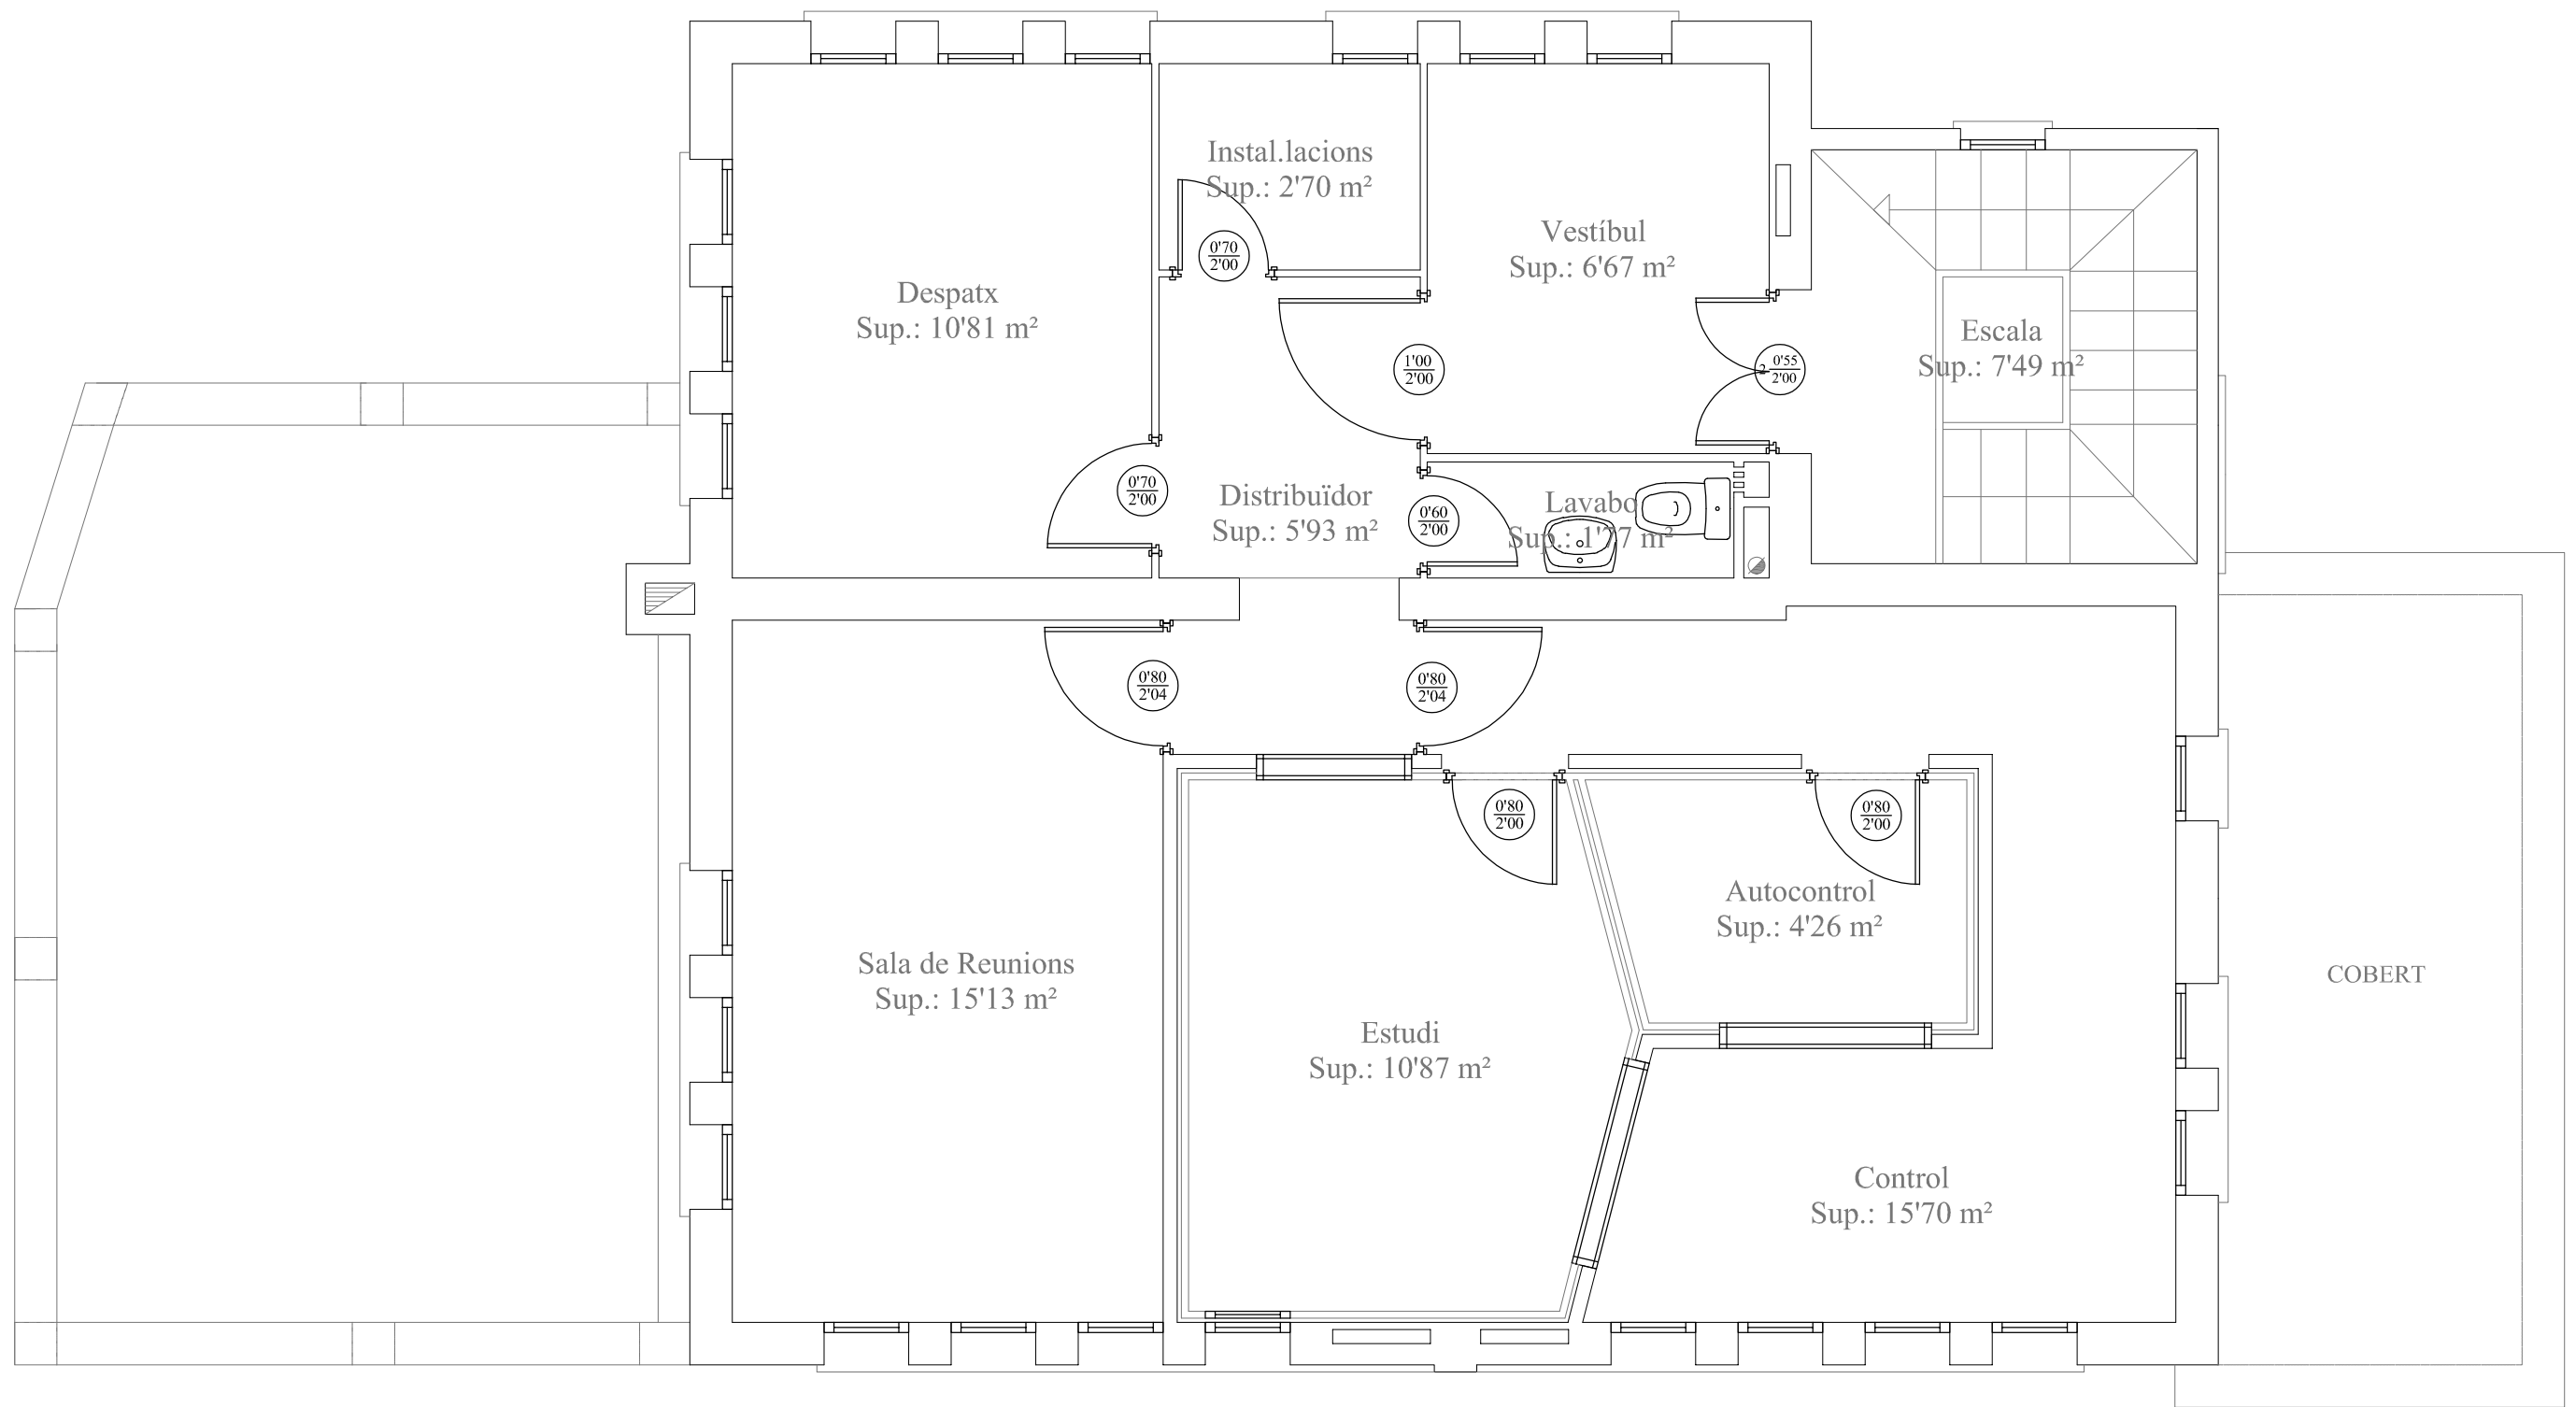

Ajuntament de
Montornès del Vallès

PROJECTE:

MASIA DE CAN XERRACAN

ESCALA:
1:50



DATA:
JULIOL 2019

EI TÈCNIC MUNICIPAL:



TÍTOL:

PLANTA SEGONA

Núm:
18 01
Full: 3 de: 3

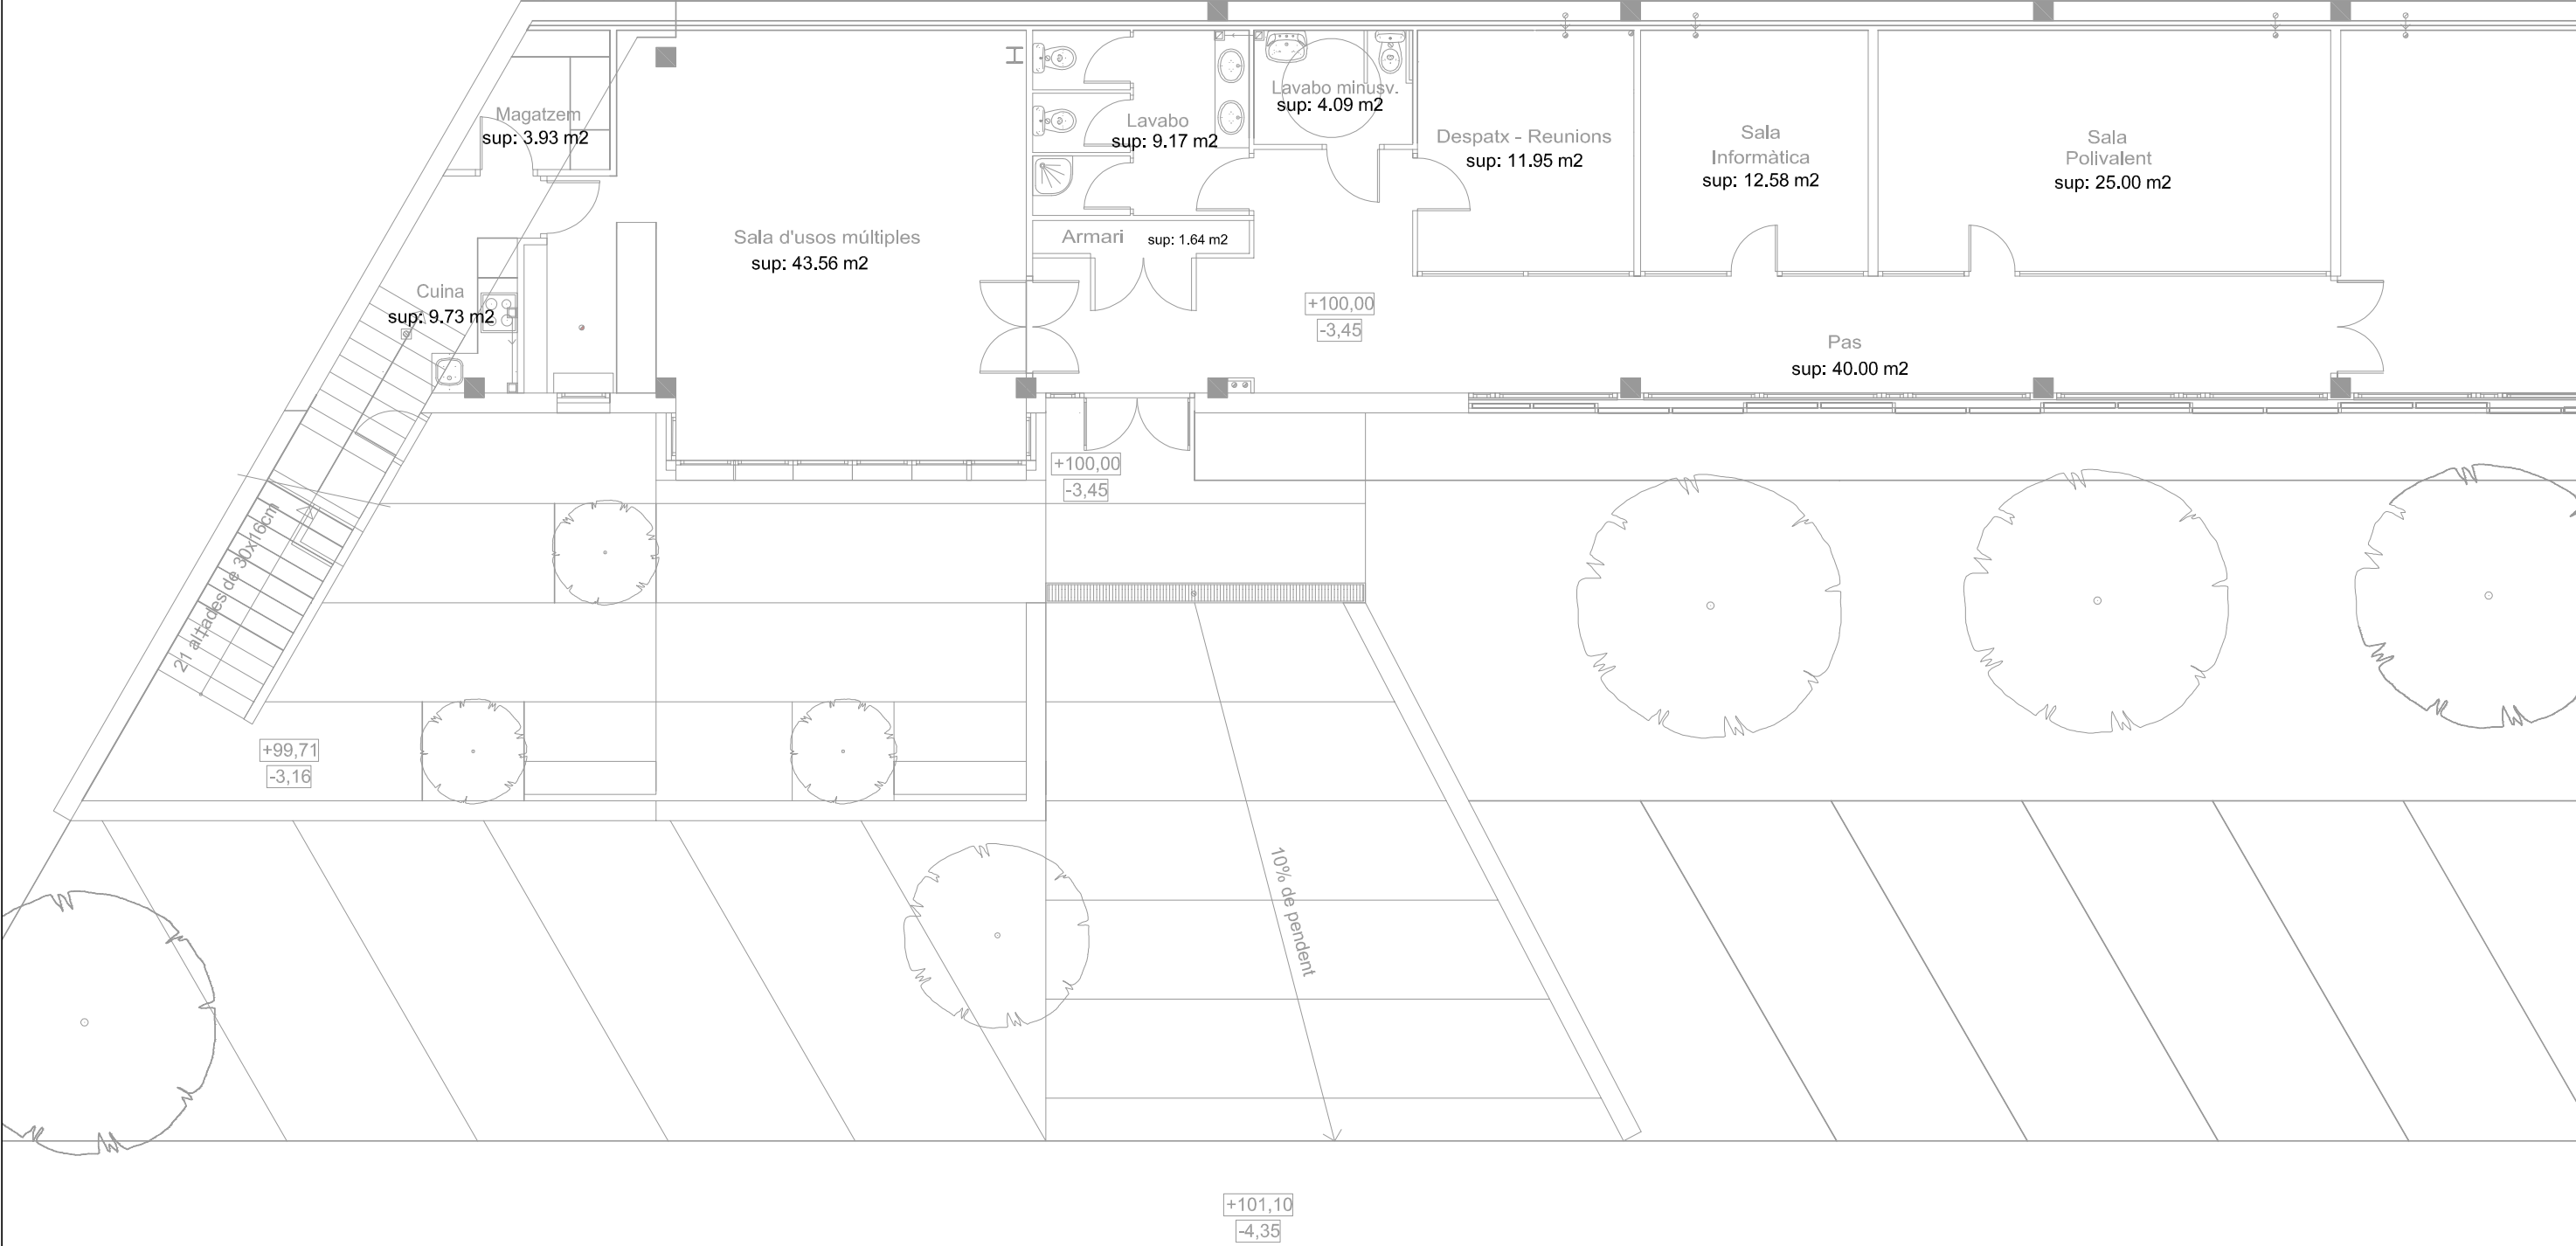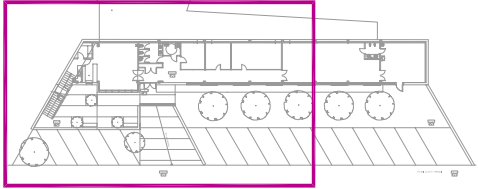


 Ajuntament de Montornès del Vallès			PROJECTE: CENTRE INFANTIL LA PEIXERA	
ESCALA: 1:100	DATA: OCTUBRE 2020	EI TÈCNIC MUNICIPAL:	TÍTOL: PLANTA SOTERRANI	Núm: 19 Full: 1 de: 2

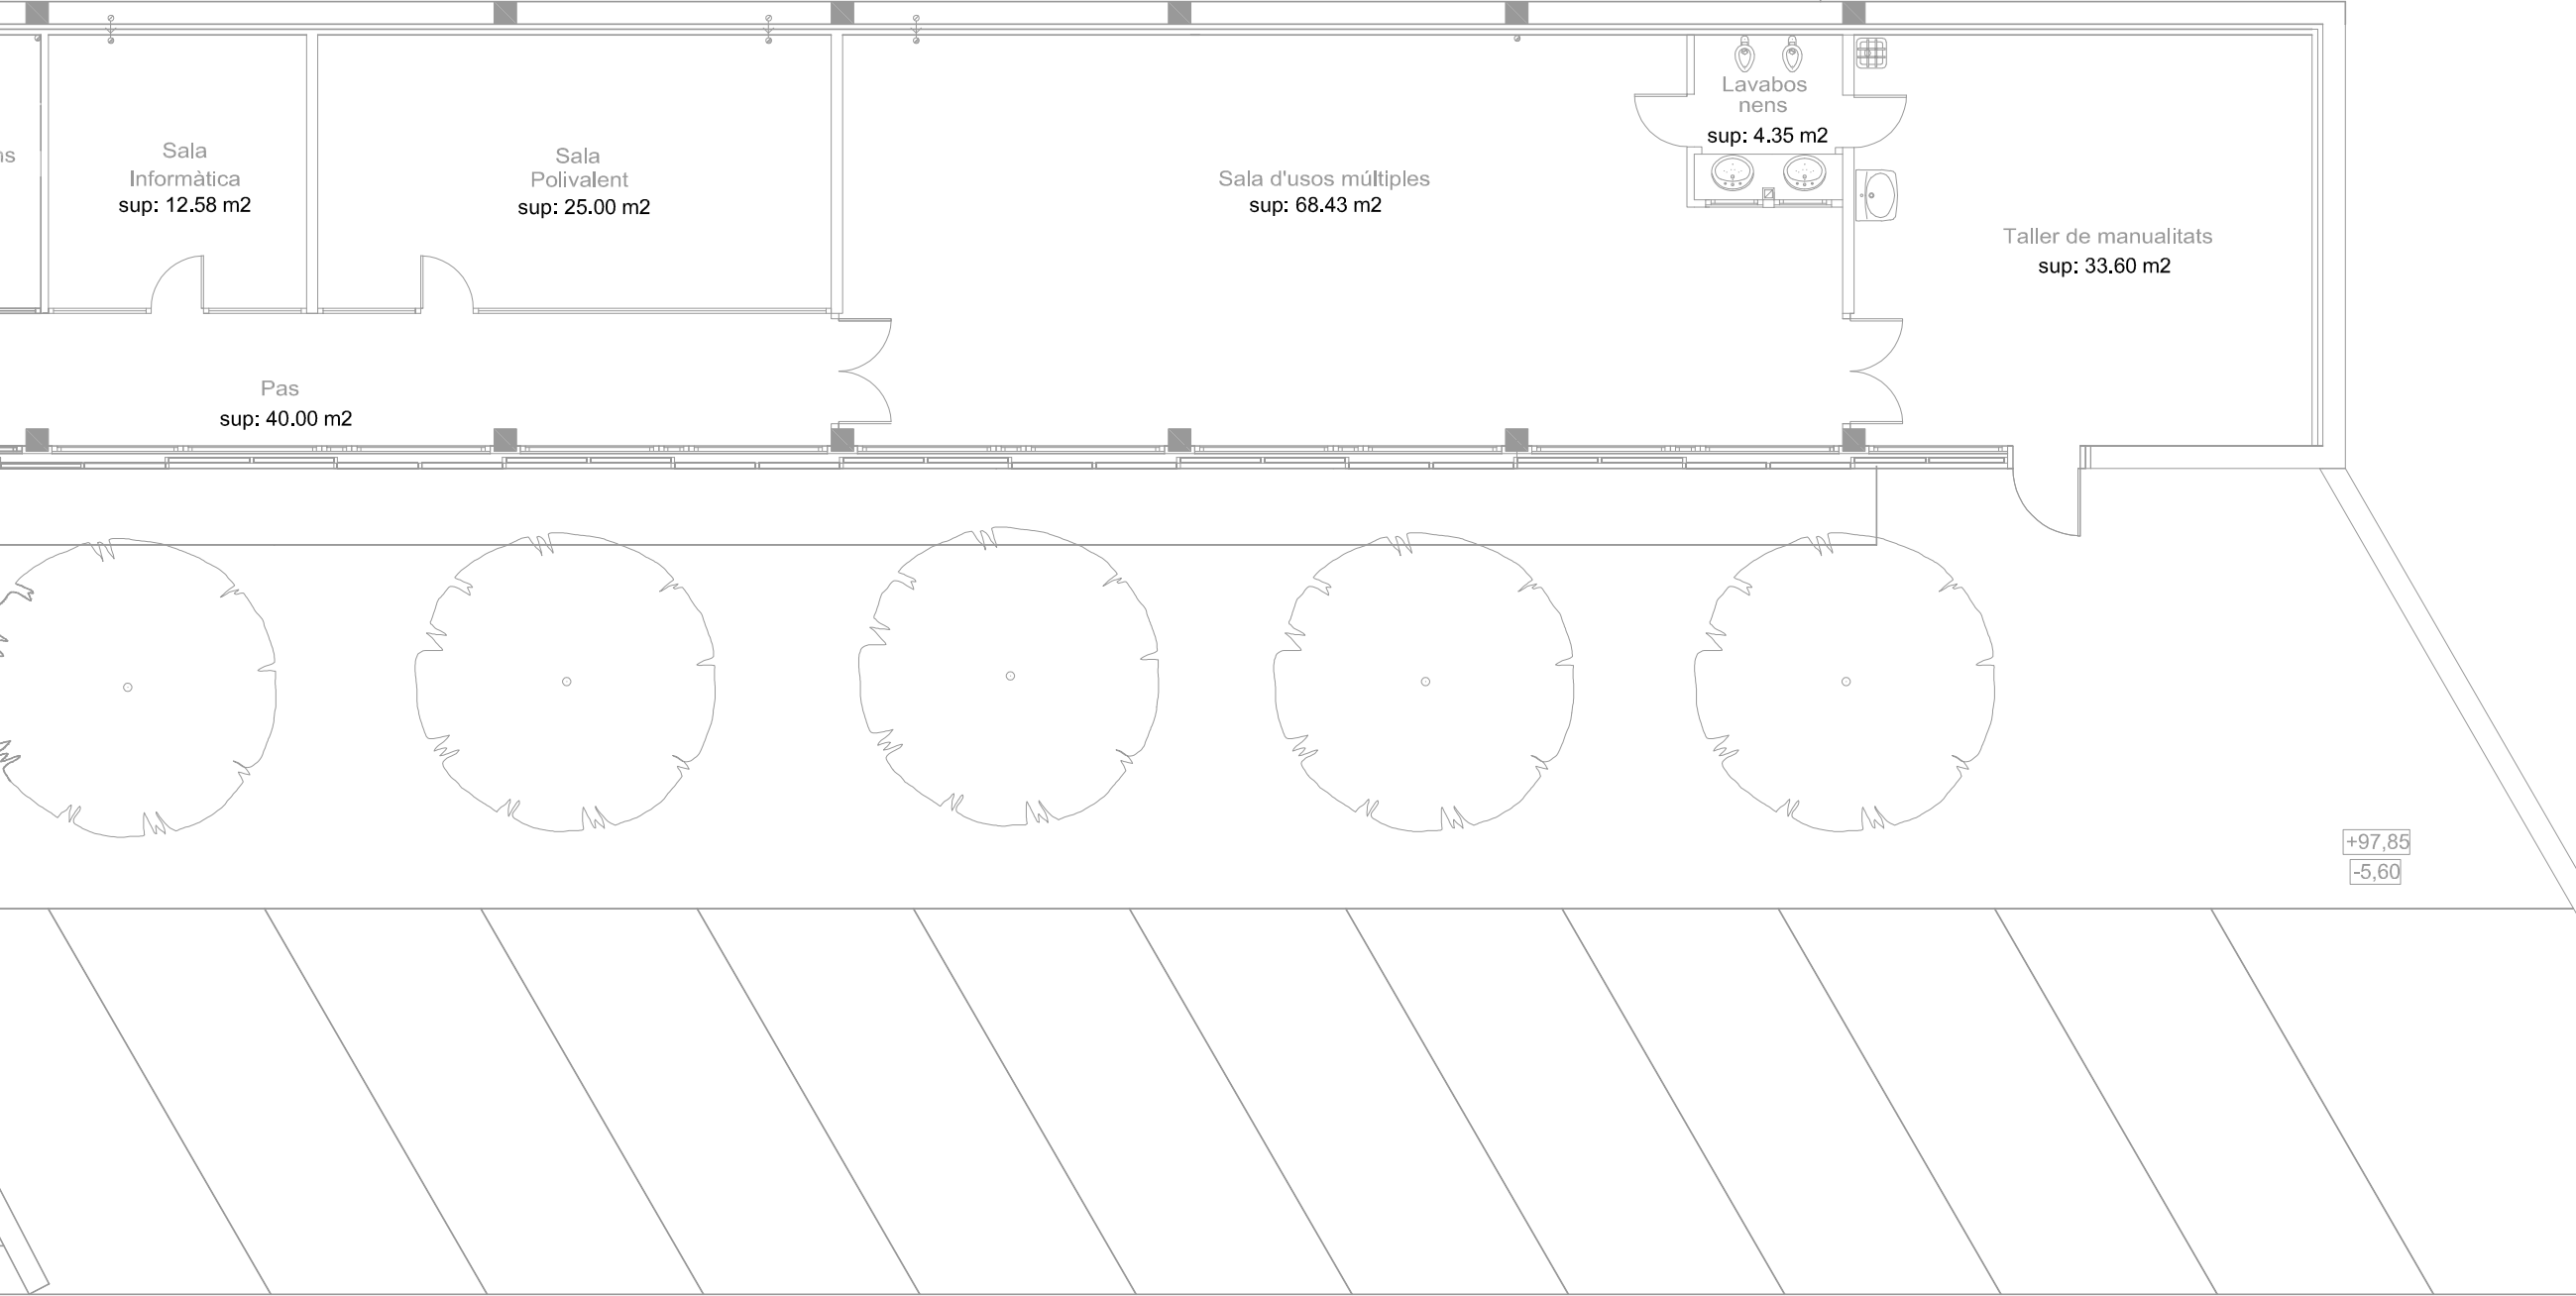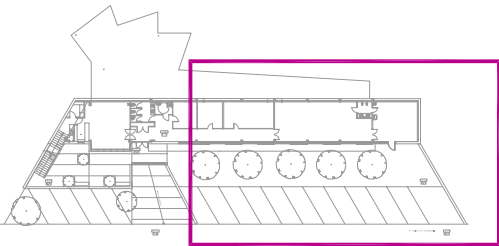

PLANTA SOTERRANI

+97,85

-5,70

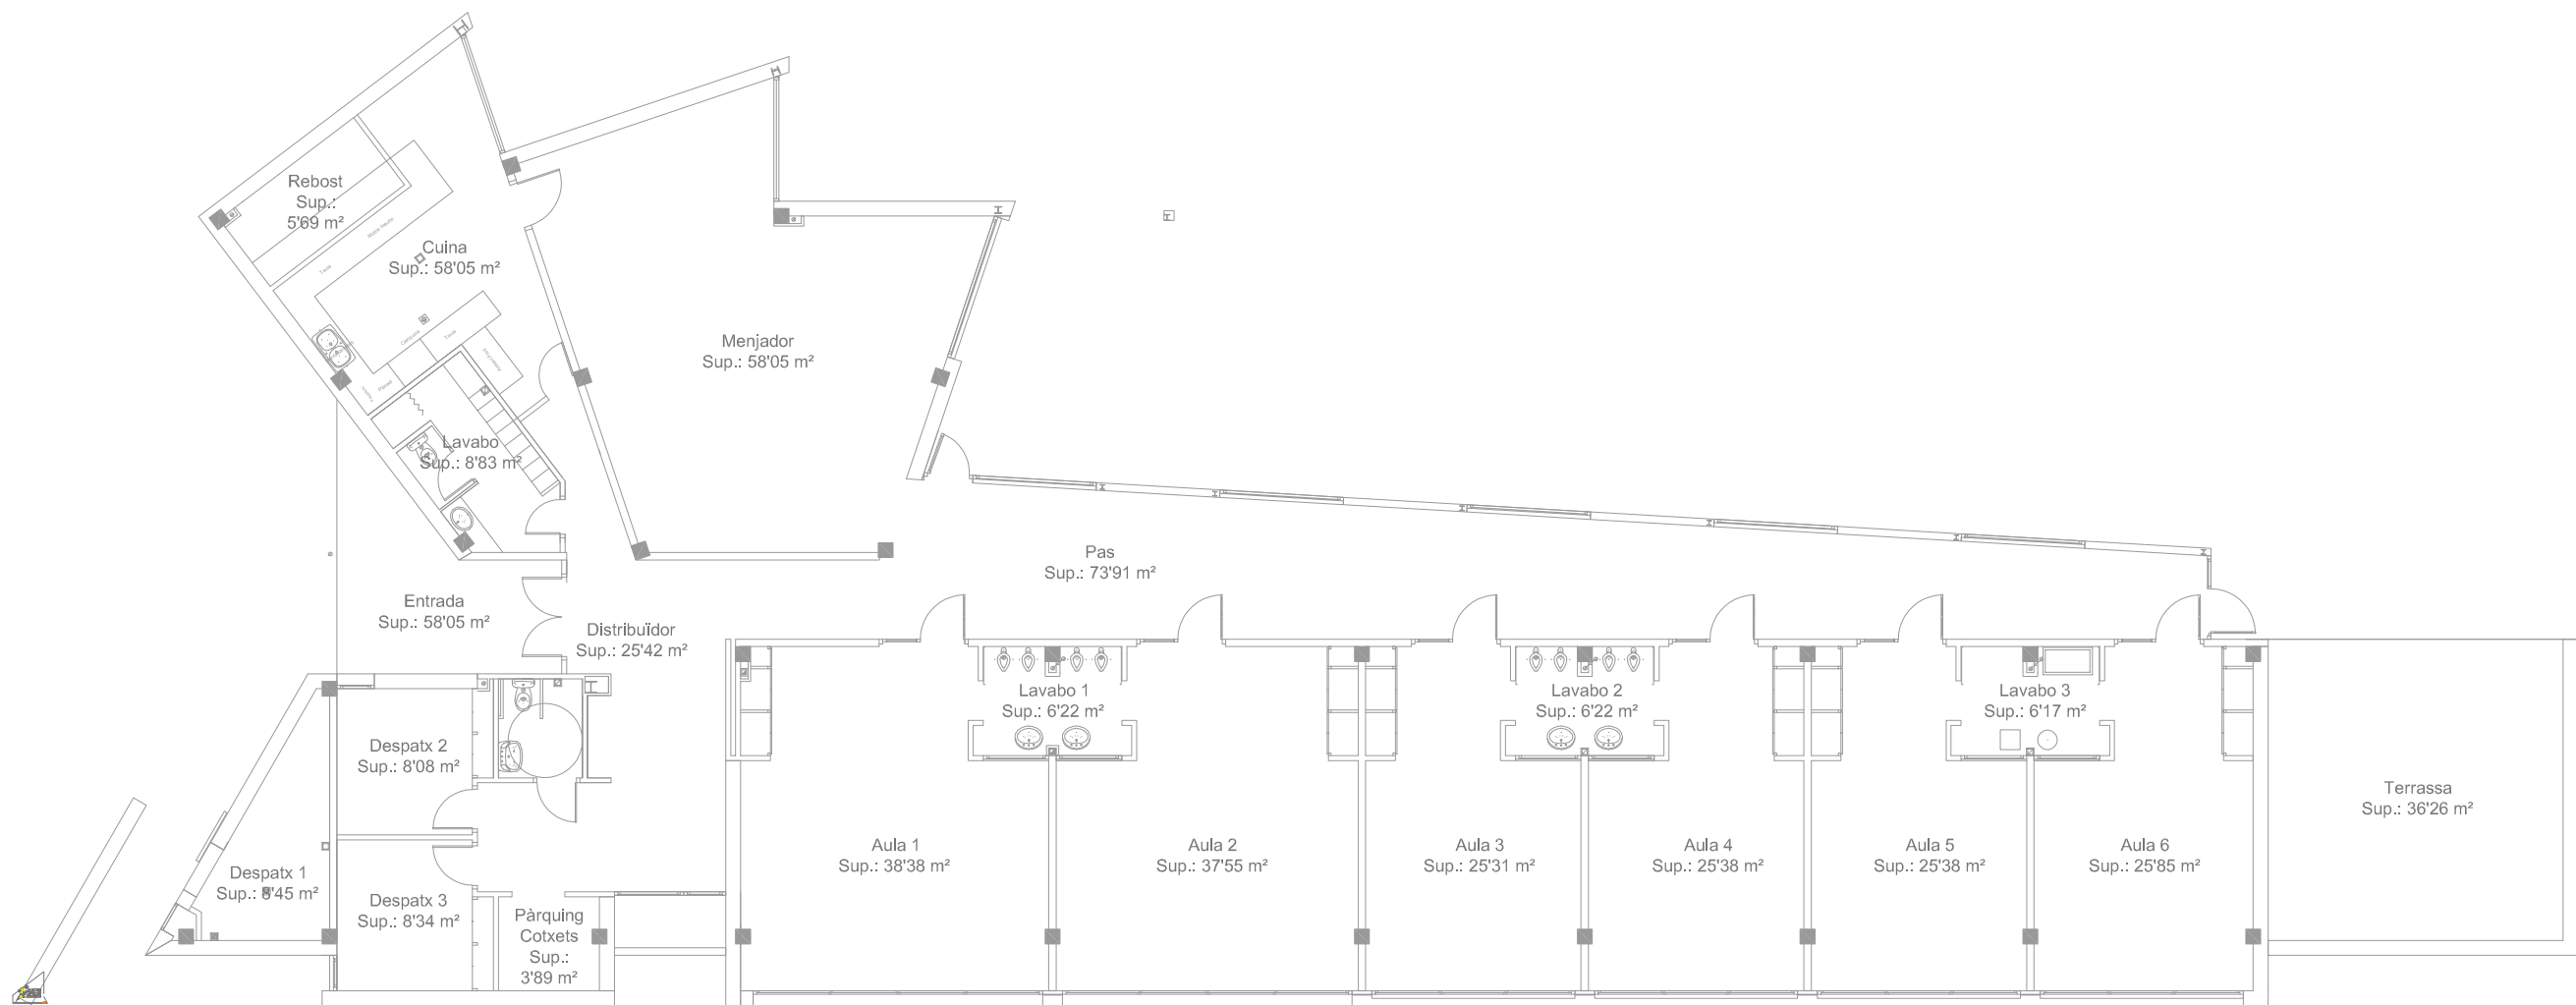

Ajuntament de
Montornès del Vallès

PROJECTE:

ESCOLA BRESSOL EL LLEDONER

ESCALA:

1:150

DATA:

GENER 2008

EI TÈCNIC MUNICIPAL:


TÍTOL:

PLANTA BAIXA


Núm:

19

Full: 1 de: 1

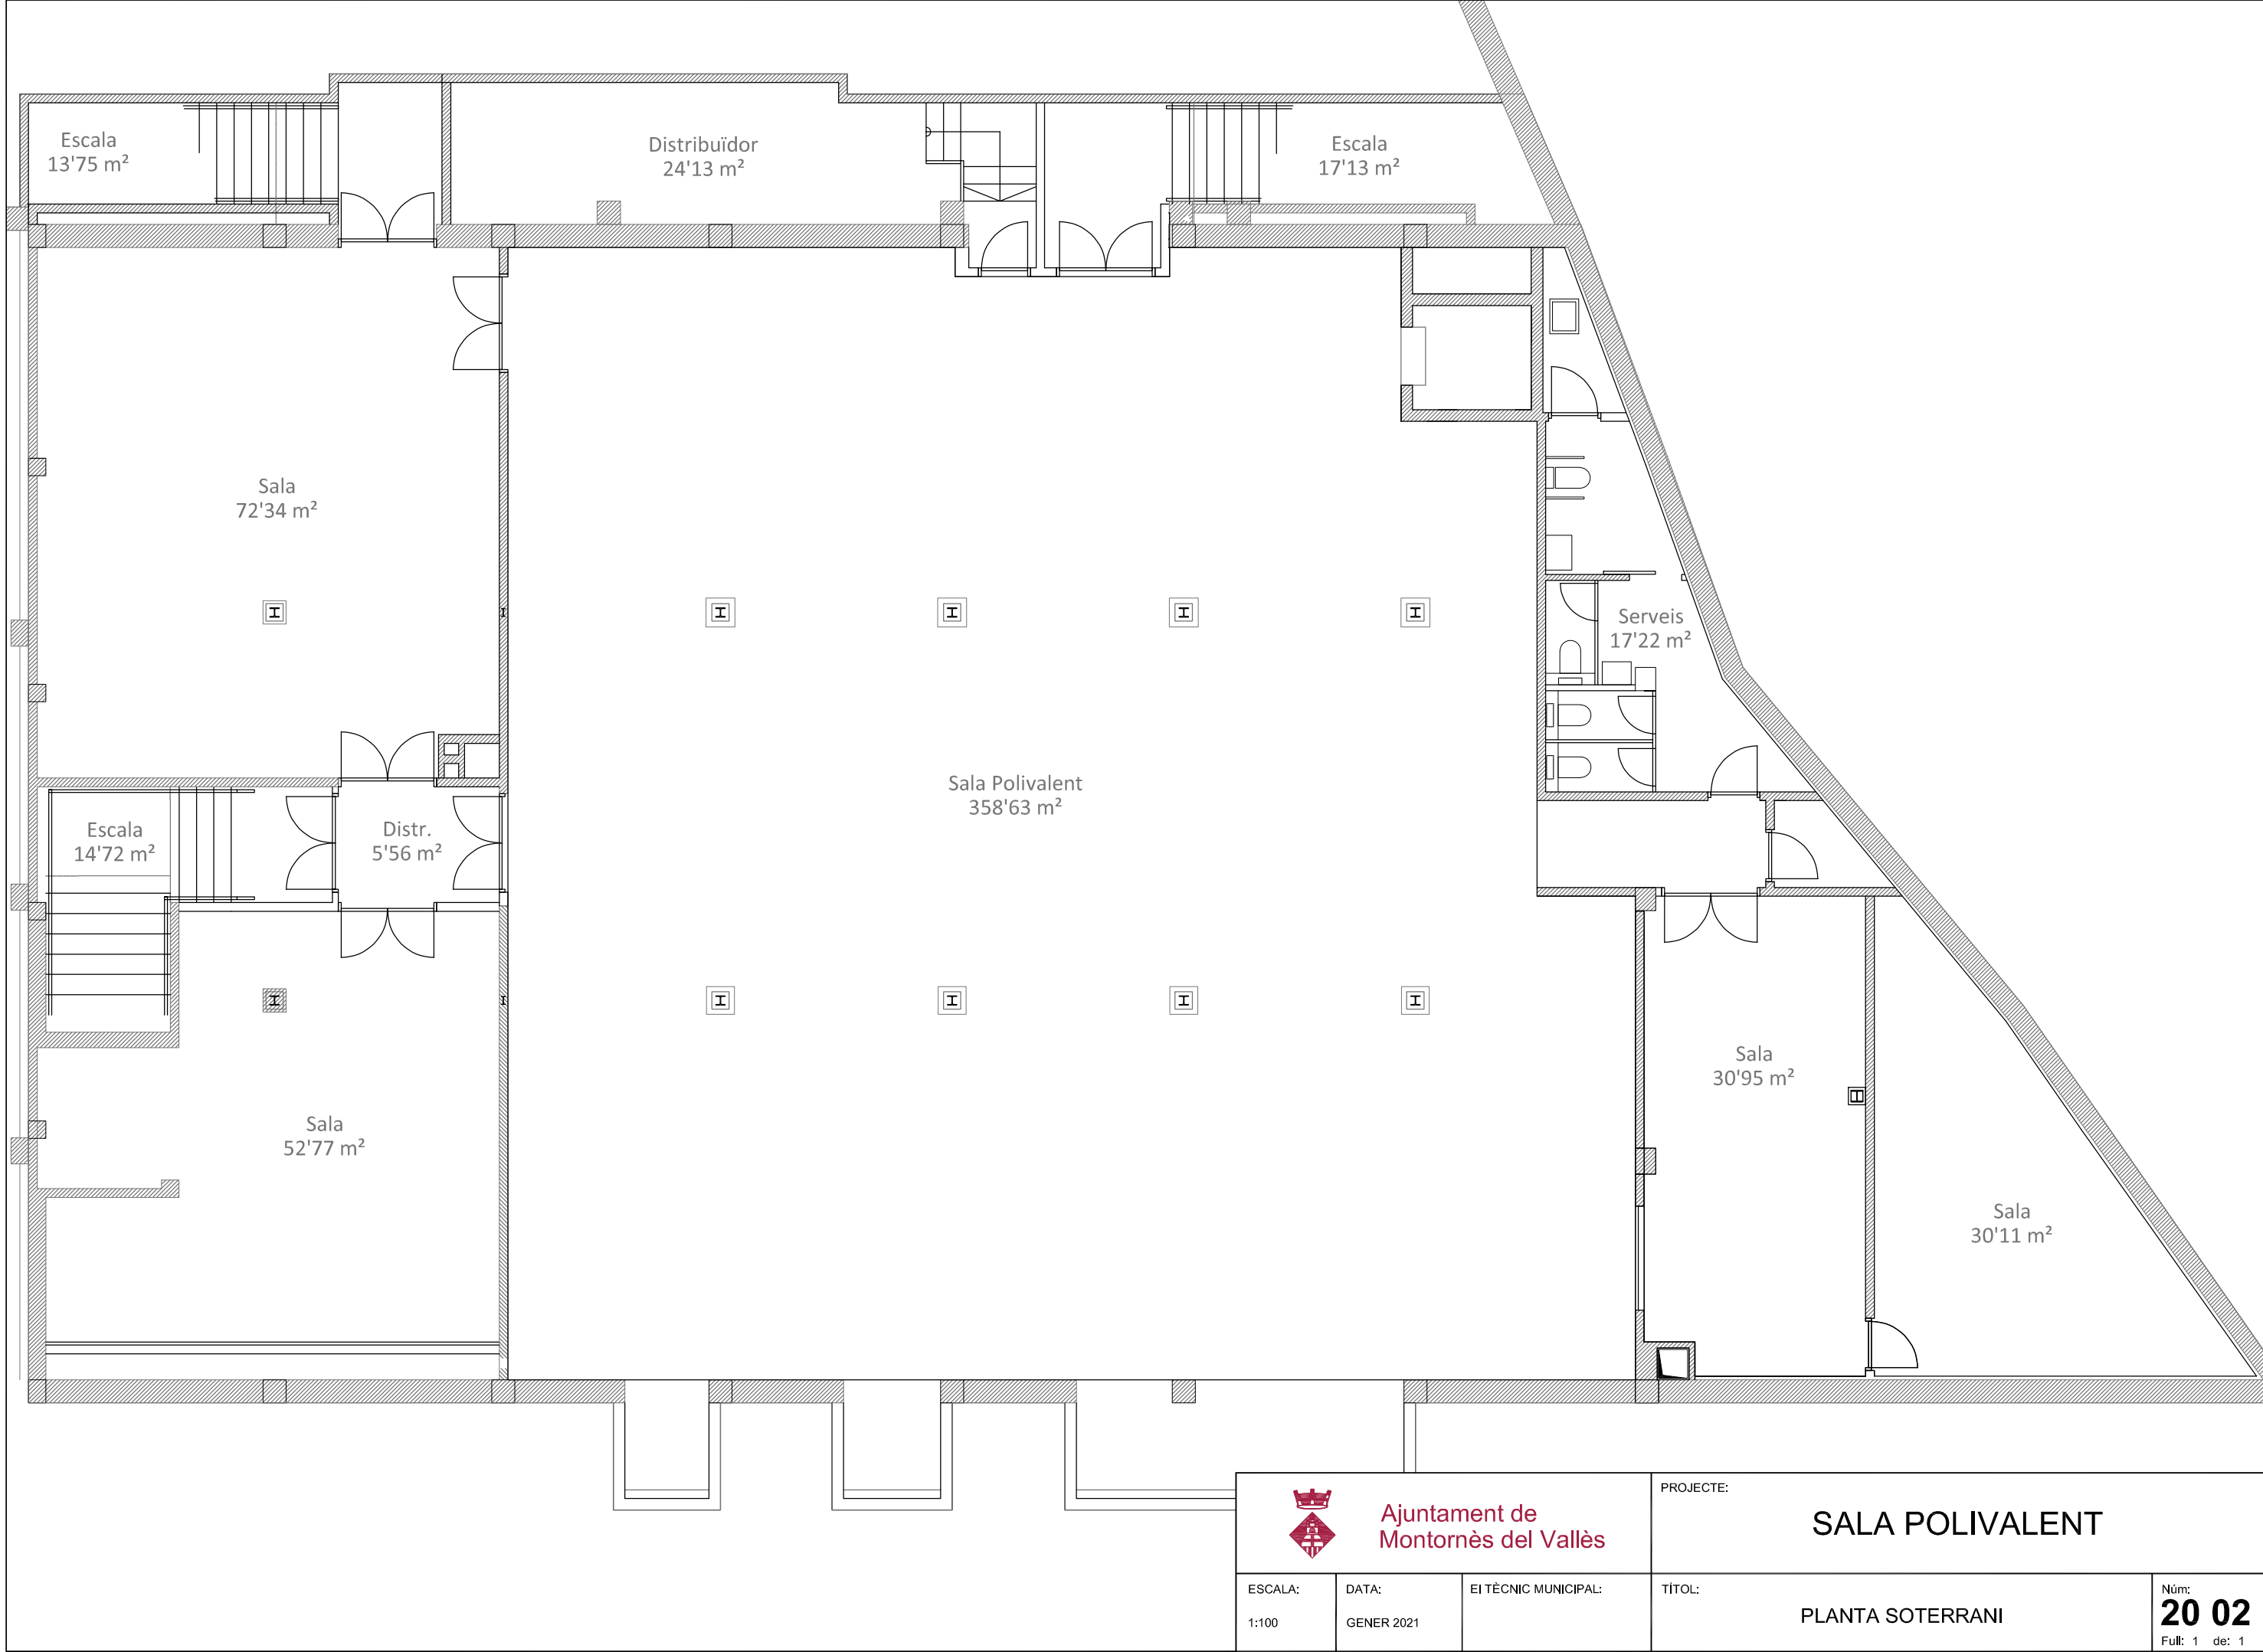


 Ajuntament de Montornès del Vallès			PROJECTE:		SALA POLIVALENT	
ESCALA:	DATA:	EI TÈCNIC MUNICIPAL:	TÍTOL:	PLANTA SOTERRANI		
1:100	GENER 2021			Núm: 20 02		
				Full: 1 de: 1		

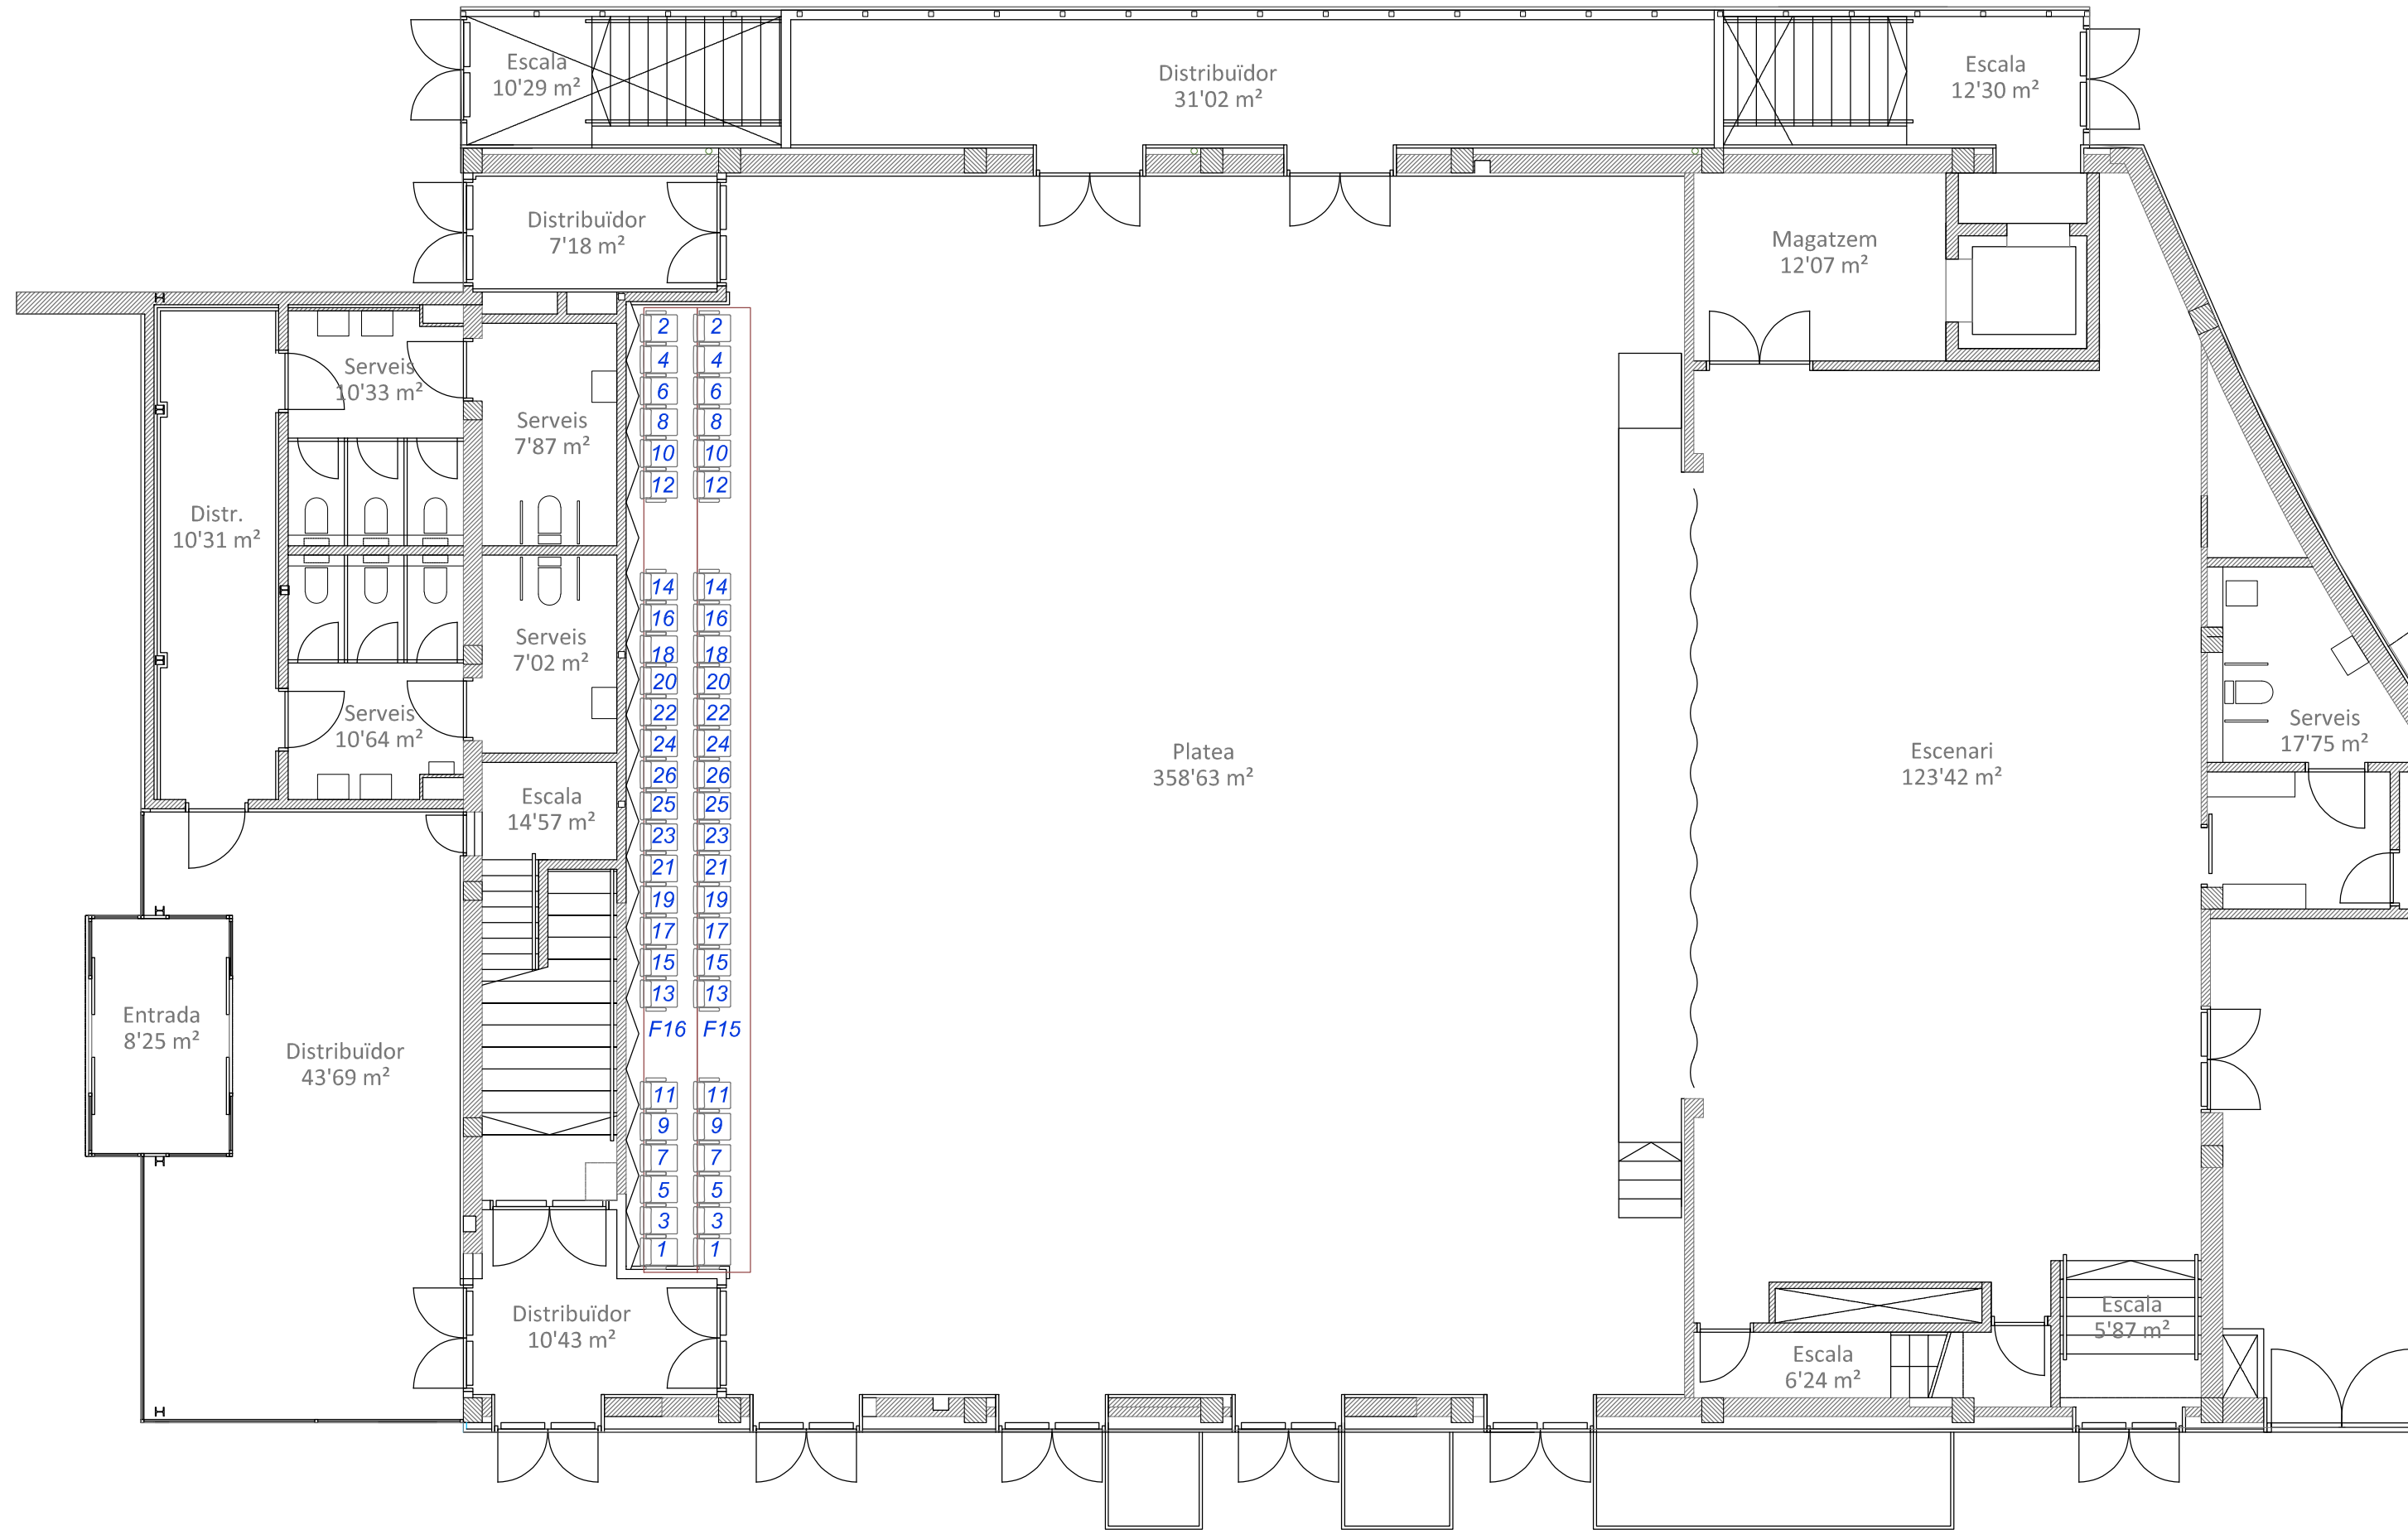


GRADA: 338 Butaques
TRASLLADABLES: 64 Butaques

 Ajuntament de Montornès del Vallès		PROJECTE:		TEATRE MUNICIPAL	
ESCALA: 1:100	DATA: GENER 2021	EI TÈCNIC MUNICIPAL:	TÍTOL:	PLANTA BAIXA	
				Núm:	20 01
				Full:	1 de: 2

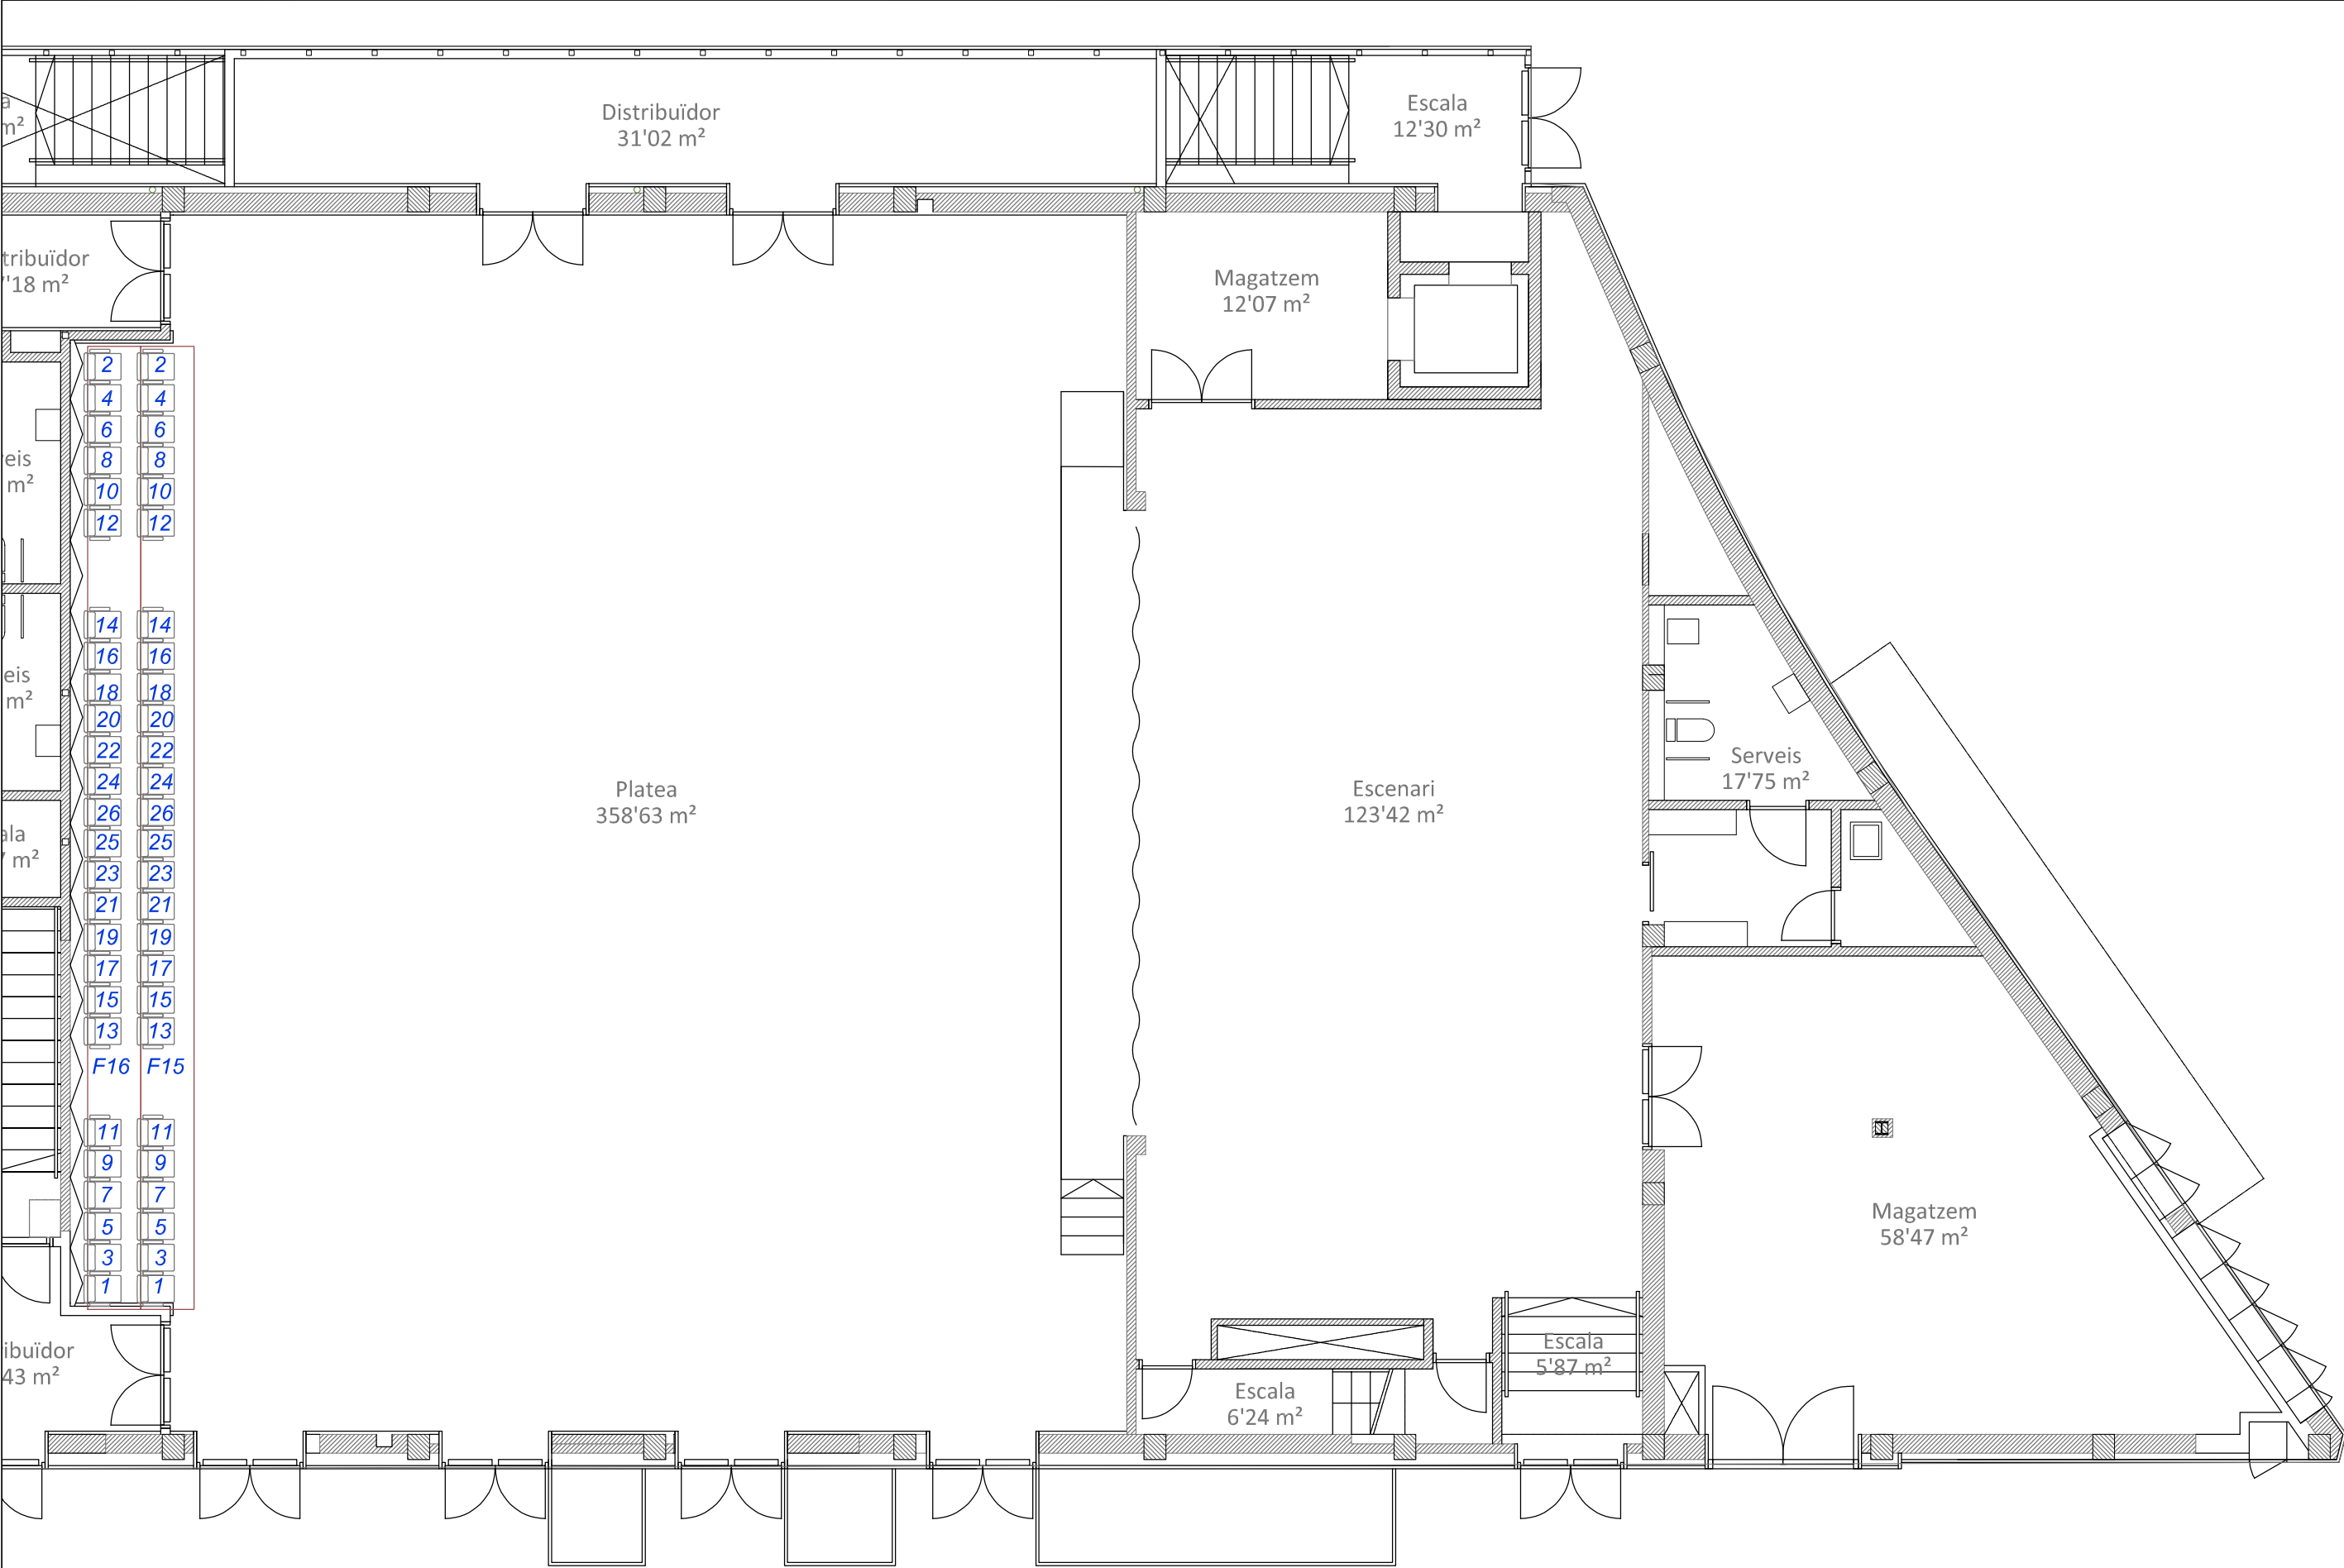

GRADA: 338 Butaques
TRASLLADABLES: 64 Butaques

 Ajuntament de Montornès del Vallès		PROJECTE:		TEATRE MUNICIPAL	
ESCALA: 1:100	DATA: GENER 2021	EI TÈCNIC MUNICIPAL:	TÍTOL:	PLANTA BAIXA	
				Núm:	20 01
				Full:	1 de: 2

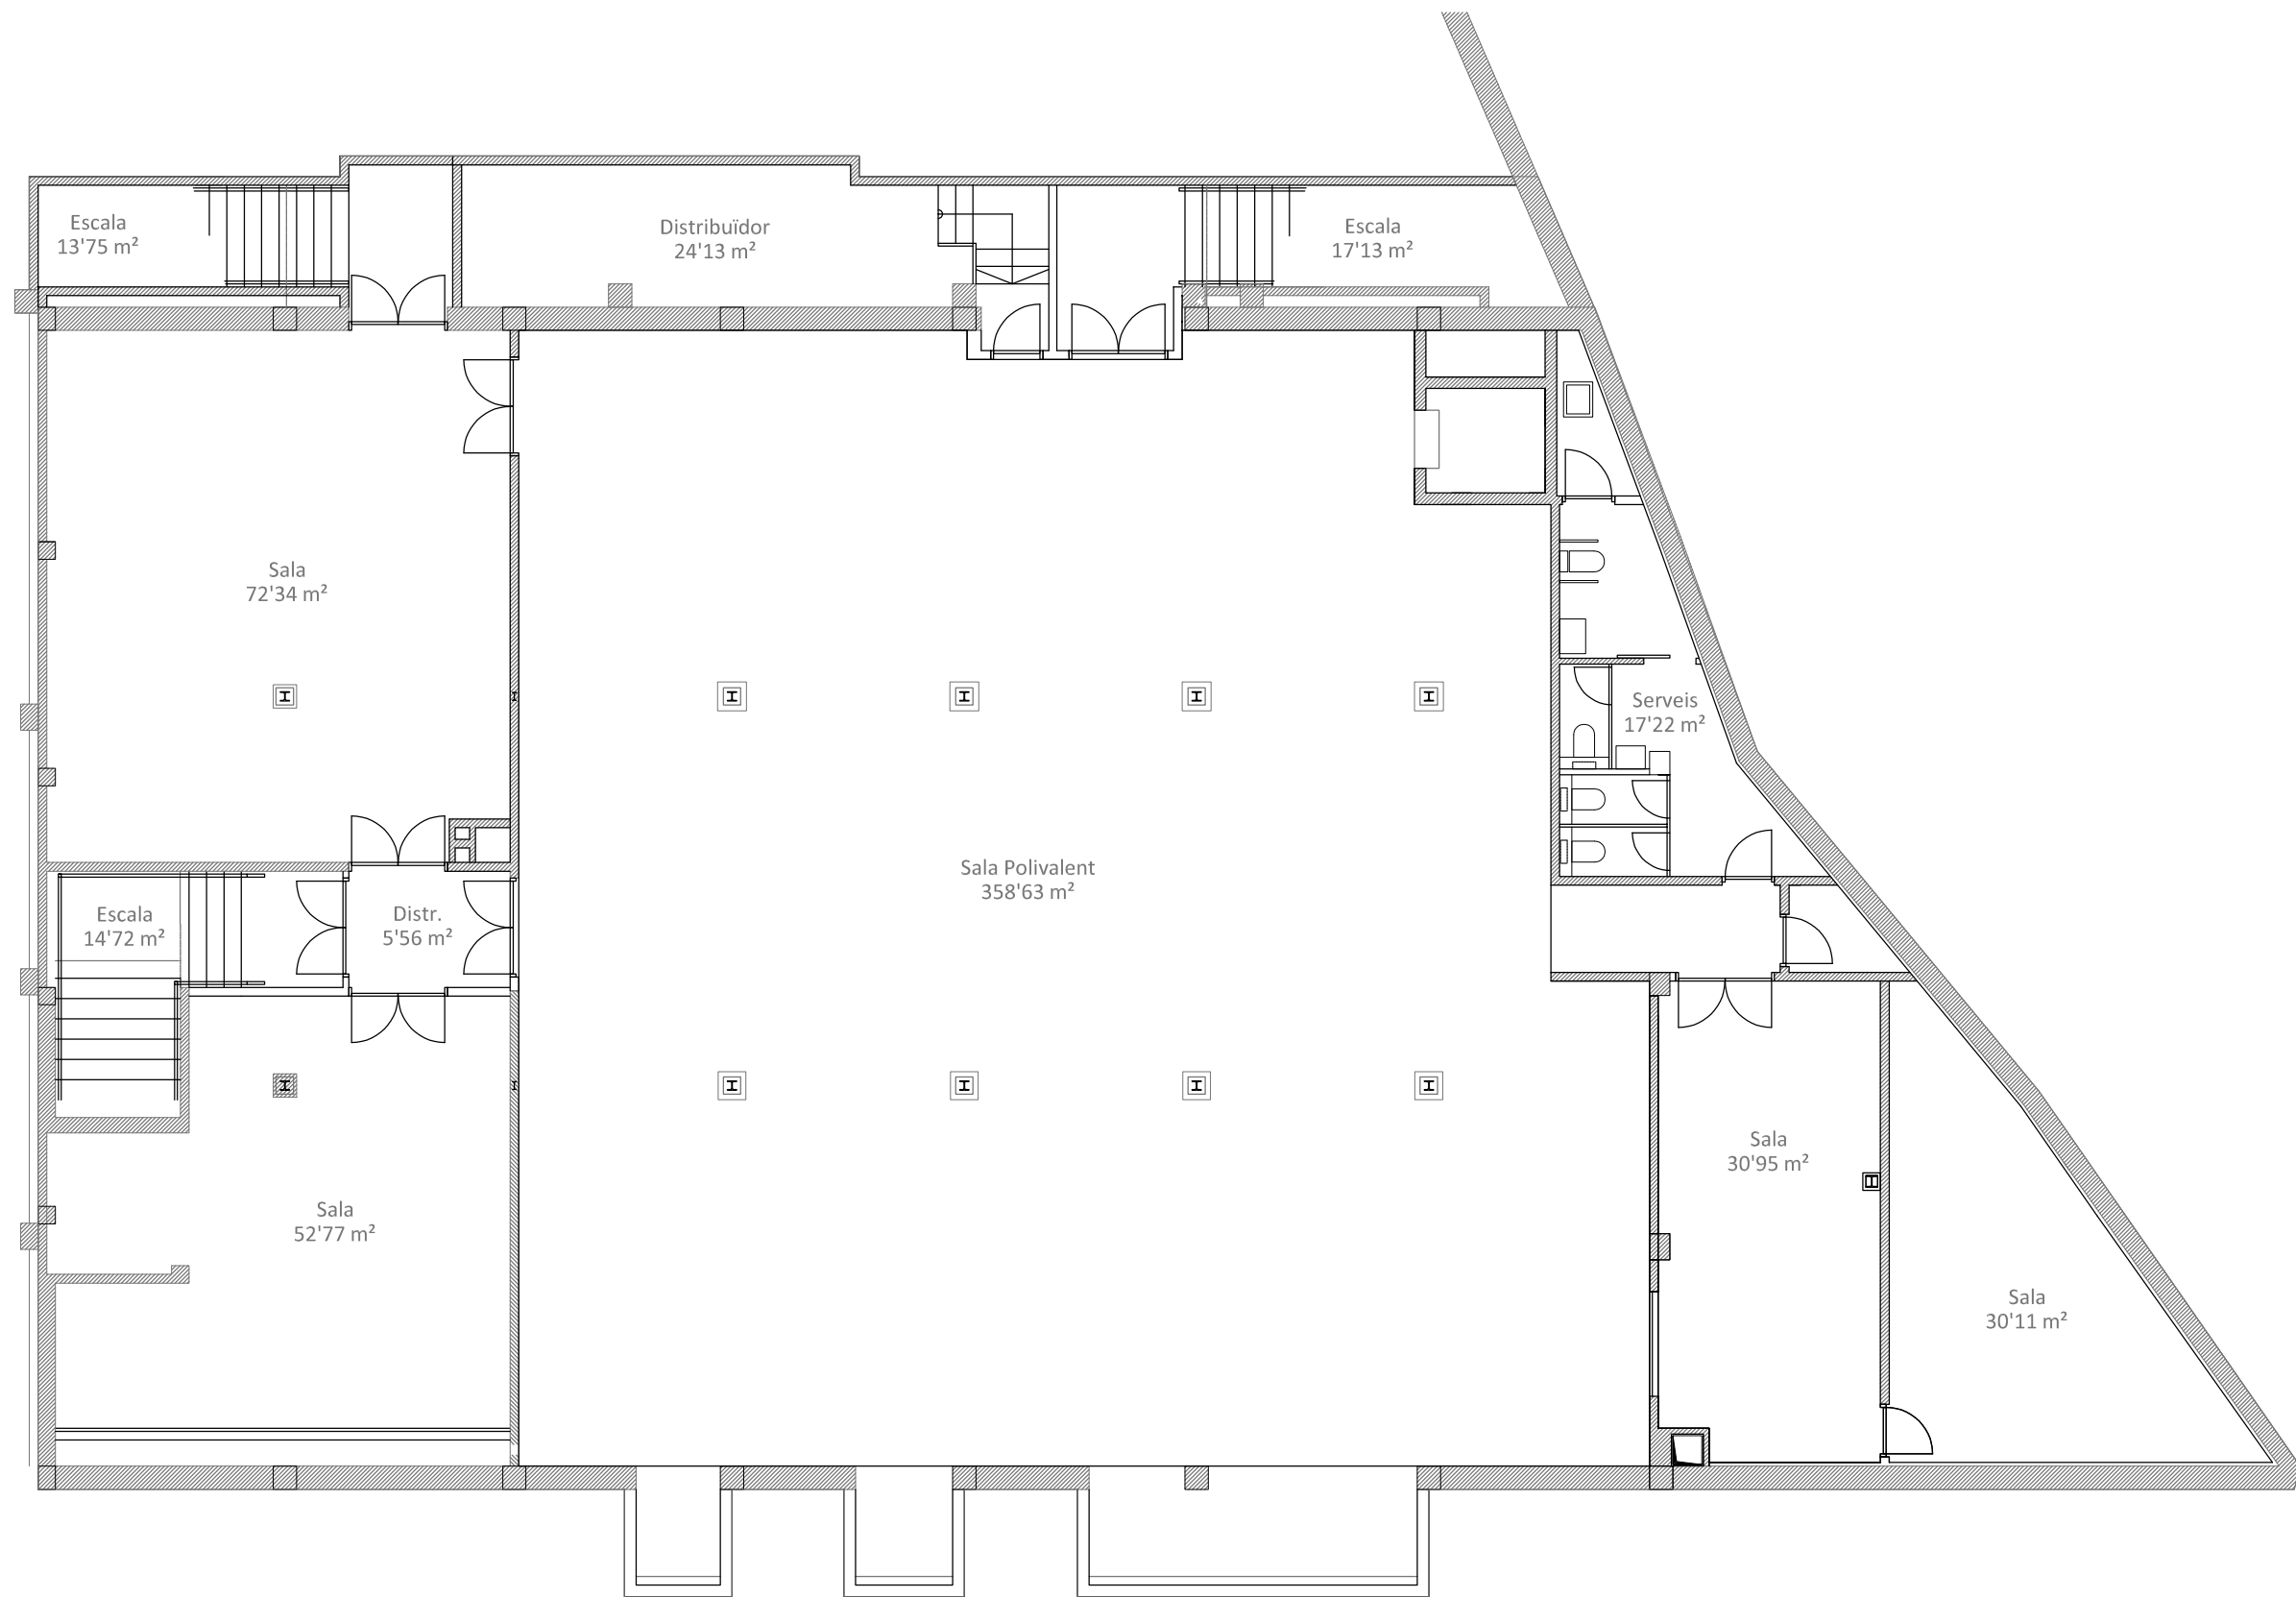

Ajuntament de
Montornès del Vallès

PROJECTE:

SALA POLIVALENT

ESCALA:
1:125


DATA:
GENER 2021

EI TÈCNIC MUNICIPAL:


TÍTOL:

PLANTA SOTERRANI



Núm:
20 02
Full: 1 de: 1

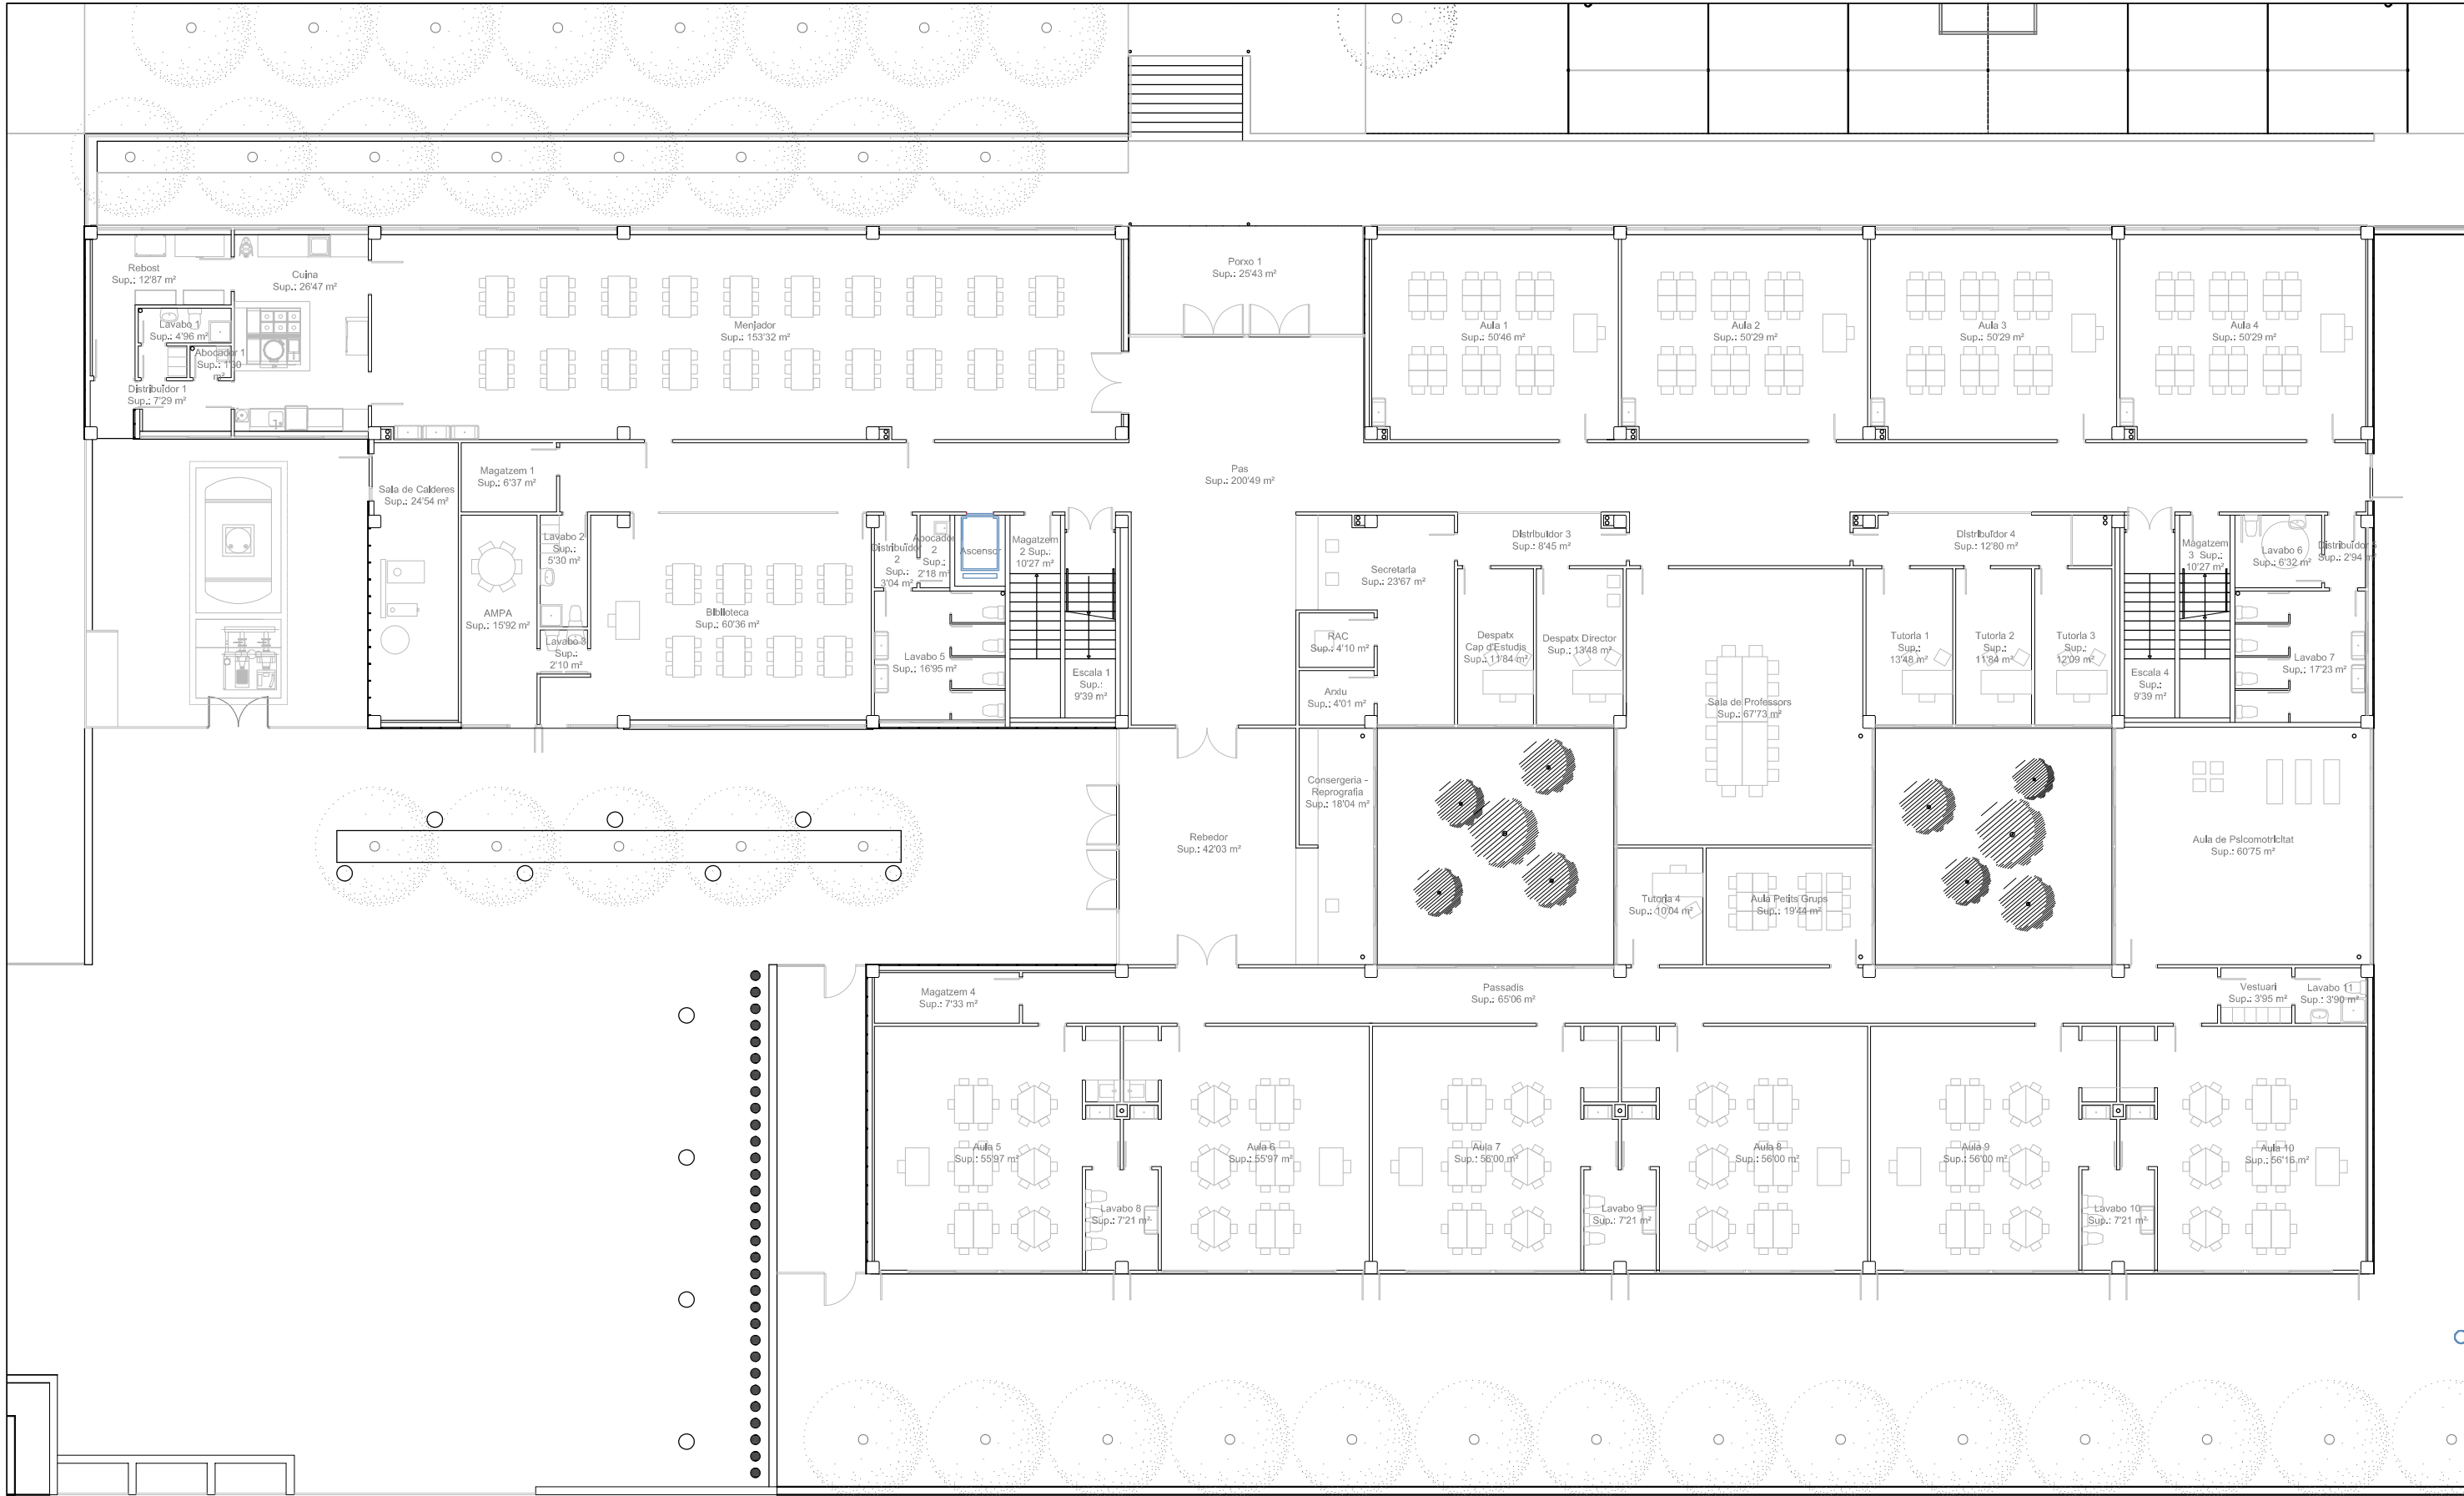


 Ajuntament de Montornès del Vallès			PROJECTE:		ESCOLA MOGENT	
ESCALA:	DATA:	EI TÈCNIC MUNICIPAL:	TÍTOL:			Núm:
1:200	FEBRER 2021		PLANTA BAIXA			21 01
					Full: 1 de: 1	

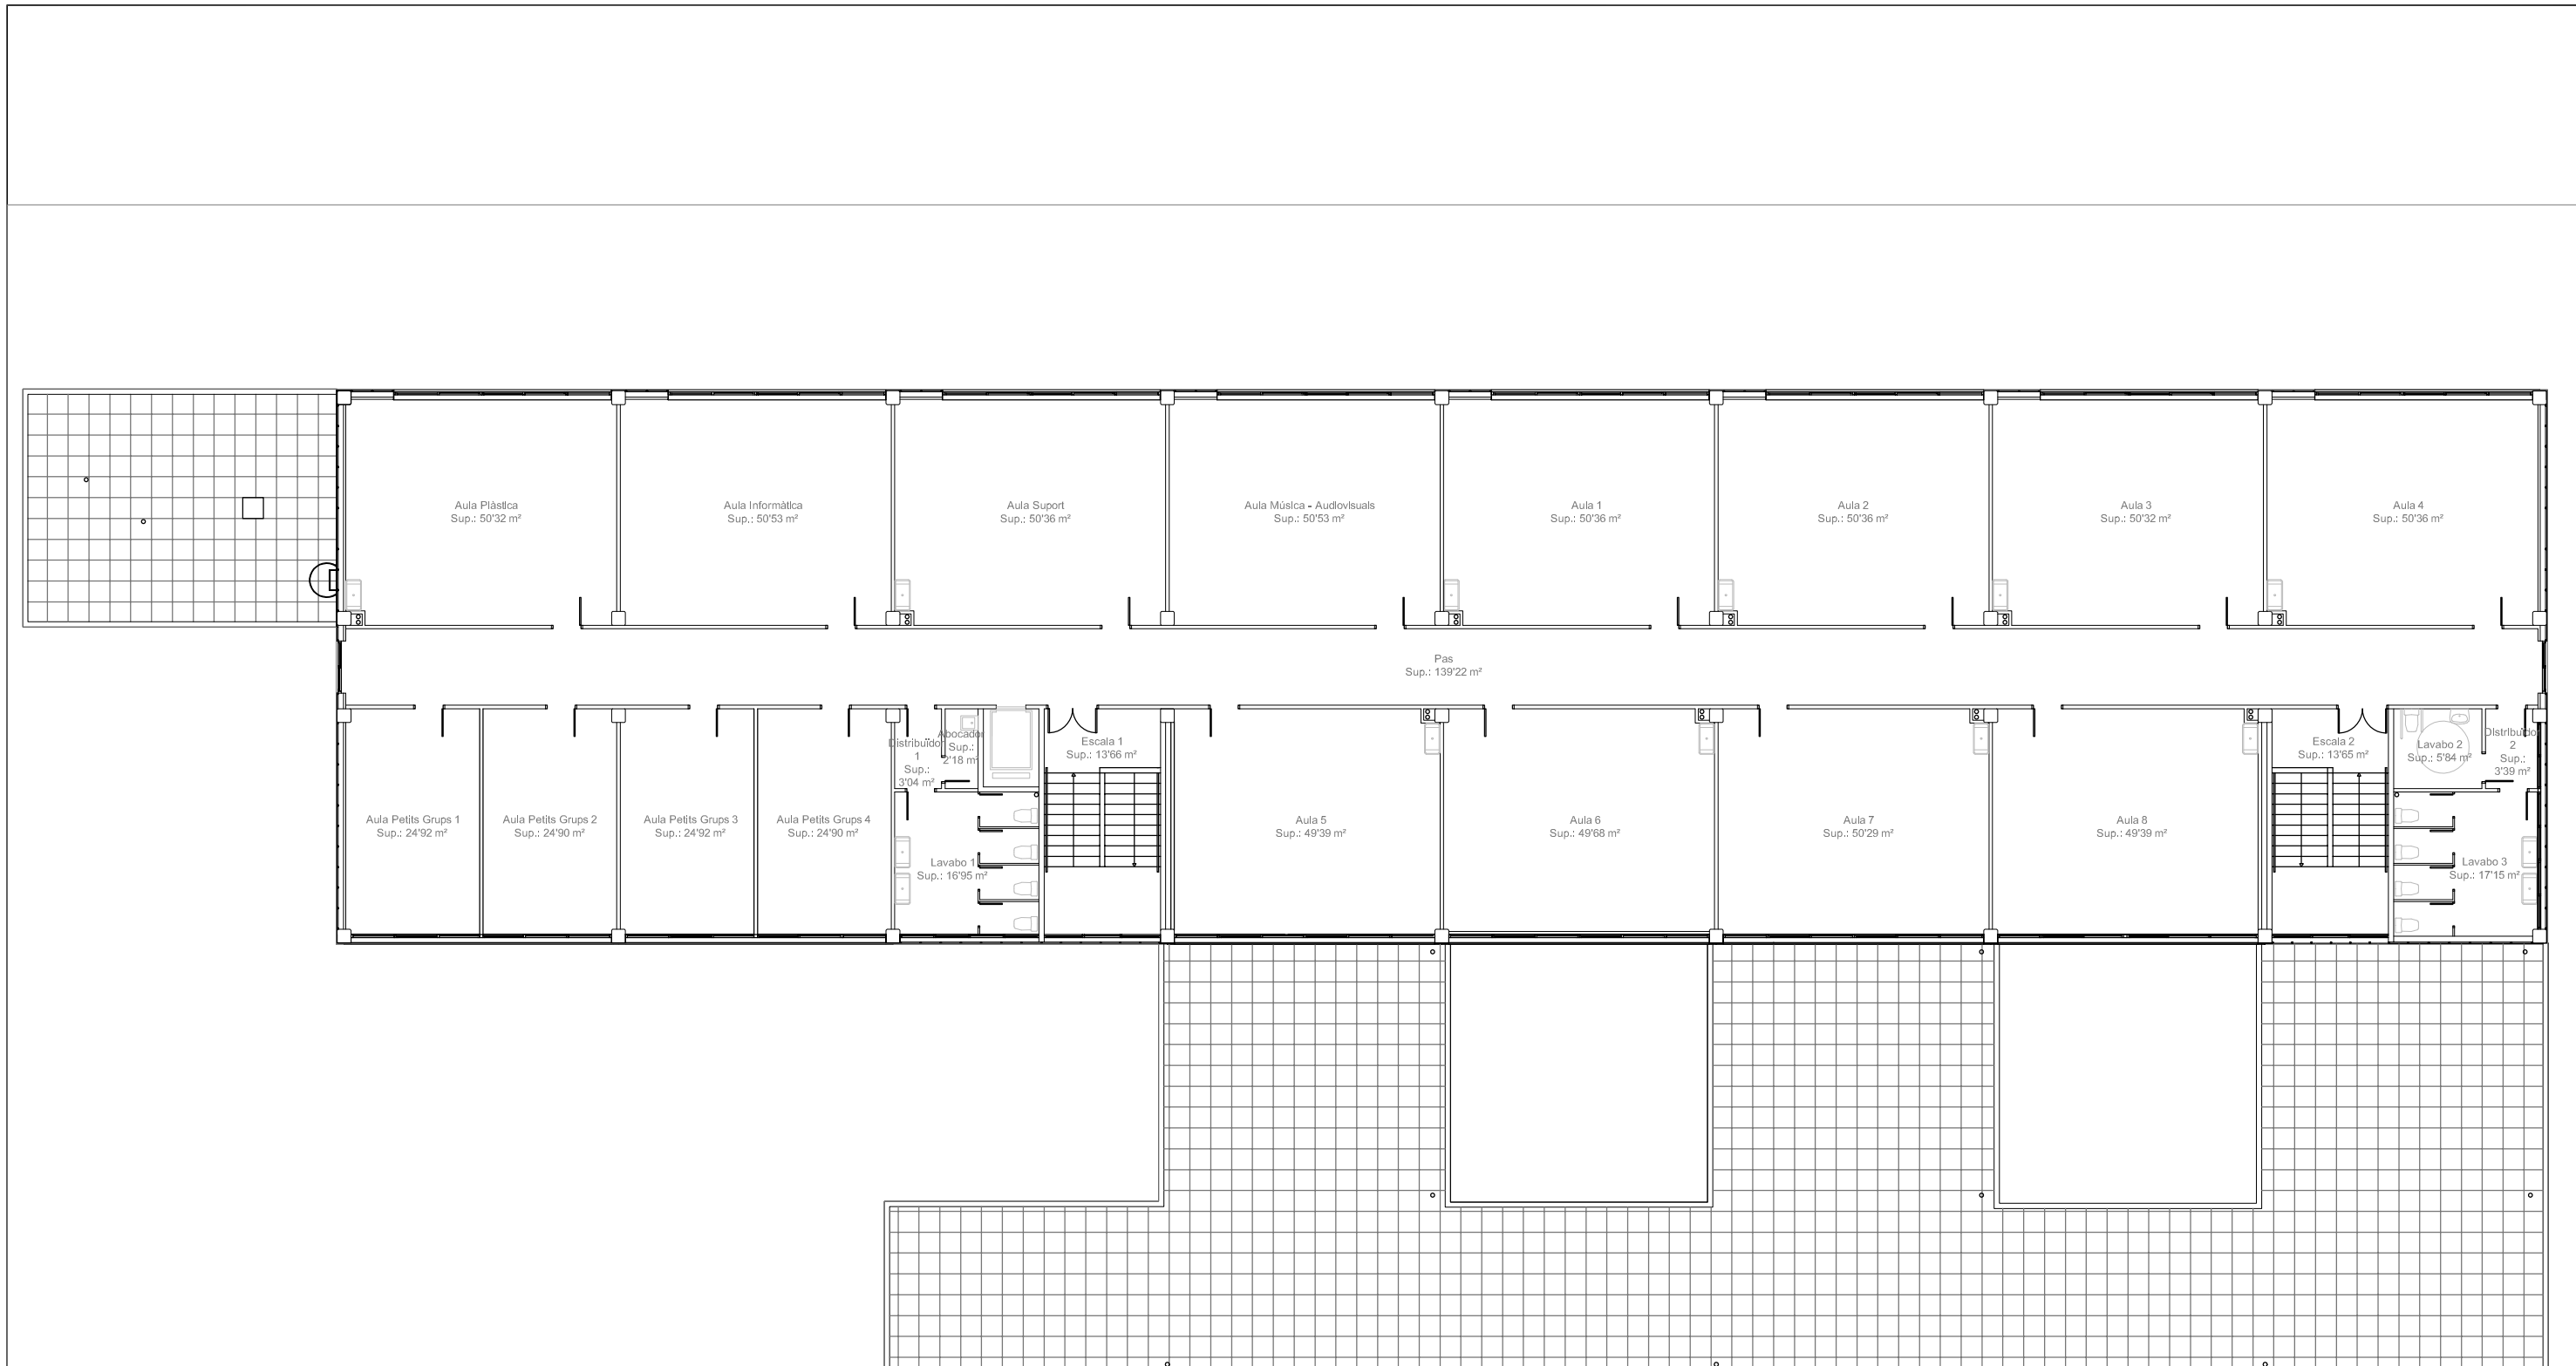

 Ajuntament de Montornès del Vallès			PROJECTE: ESCOLA MOGENT EDUCACIÓ PRIMÀRIA	
ESCALA: 1:200	DATA: GENER 2021	EI TÈCNIC MUNICIPAL:	TÍTOL: PLANTA PRIMERA	Núm: 21 01 Full: 2 de: 2

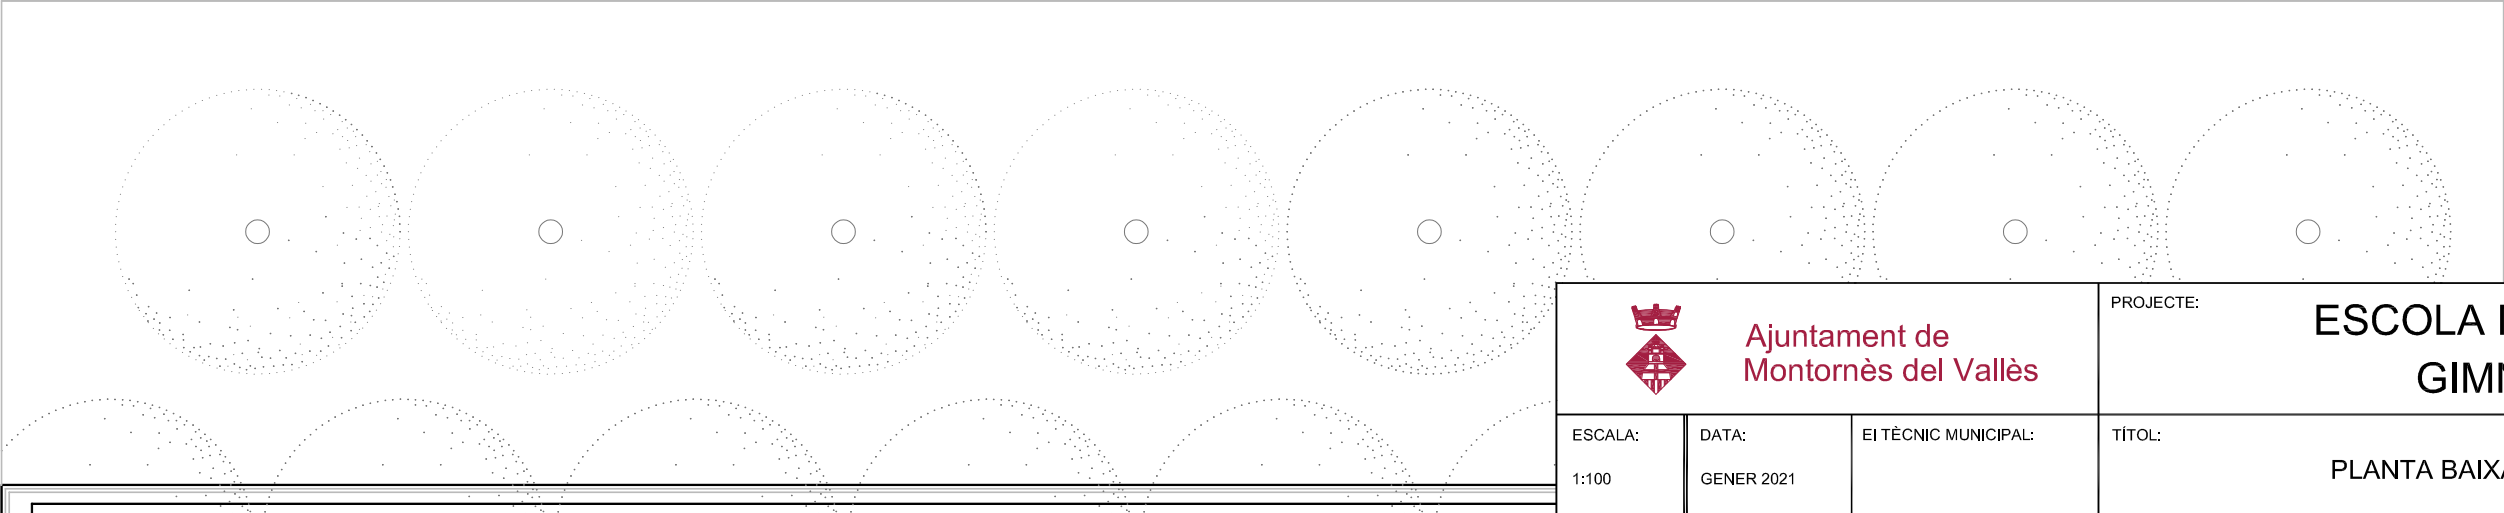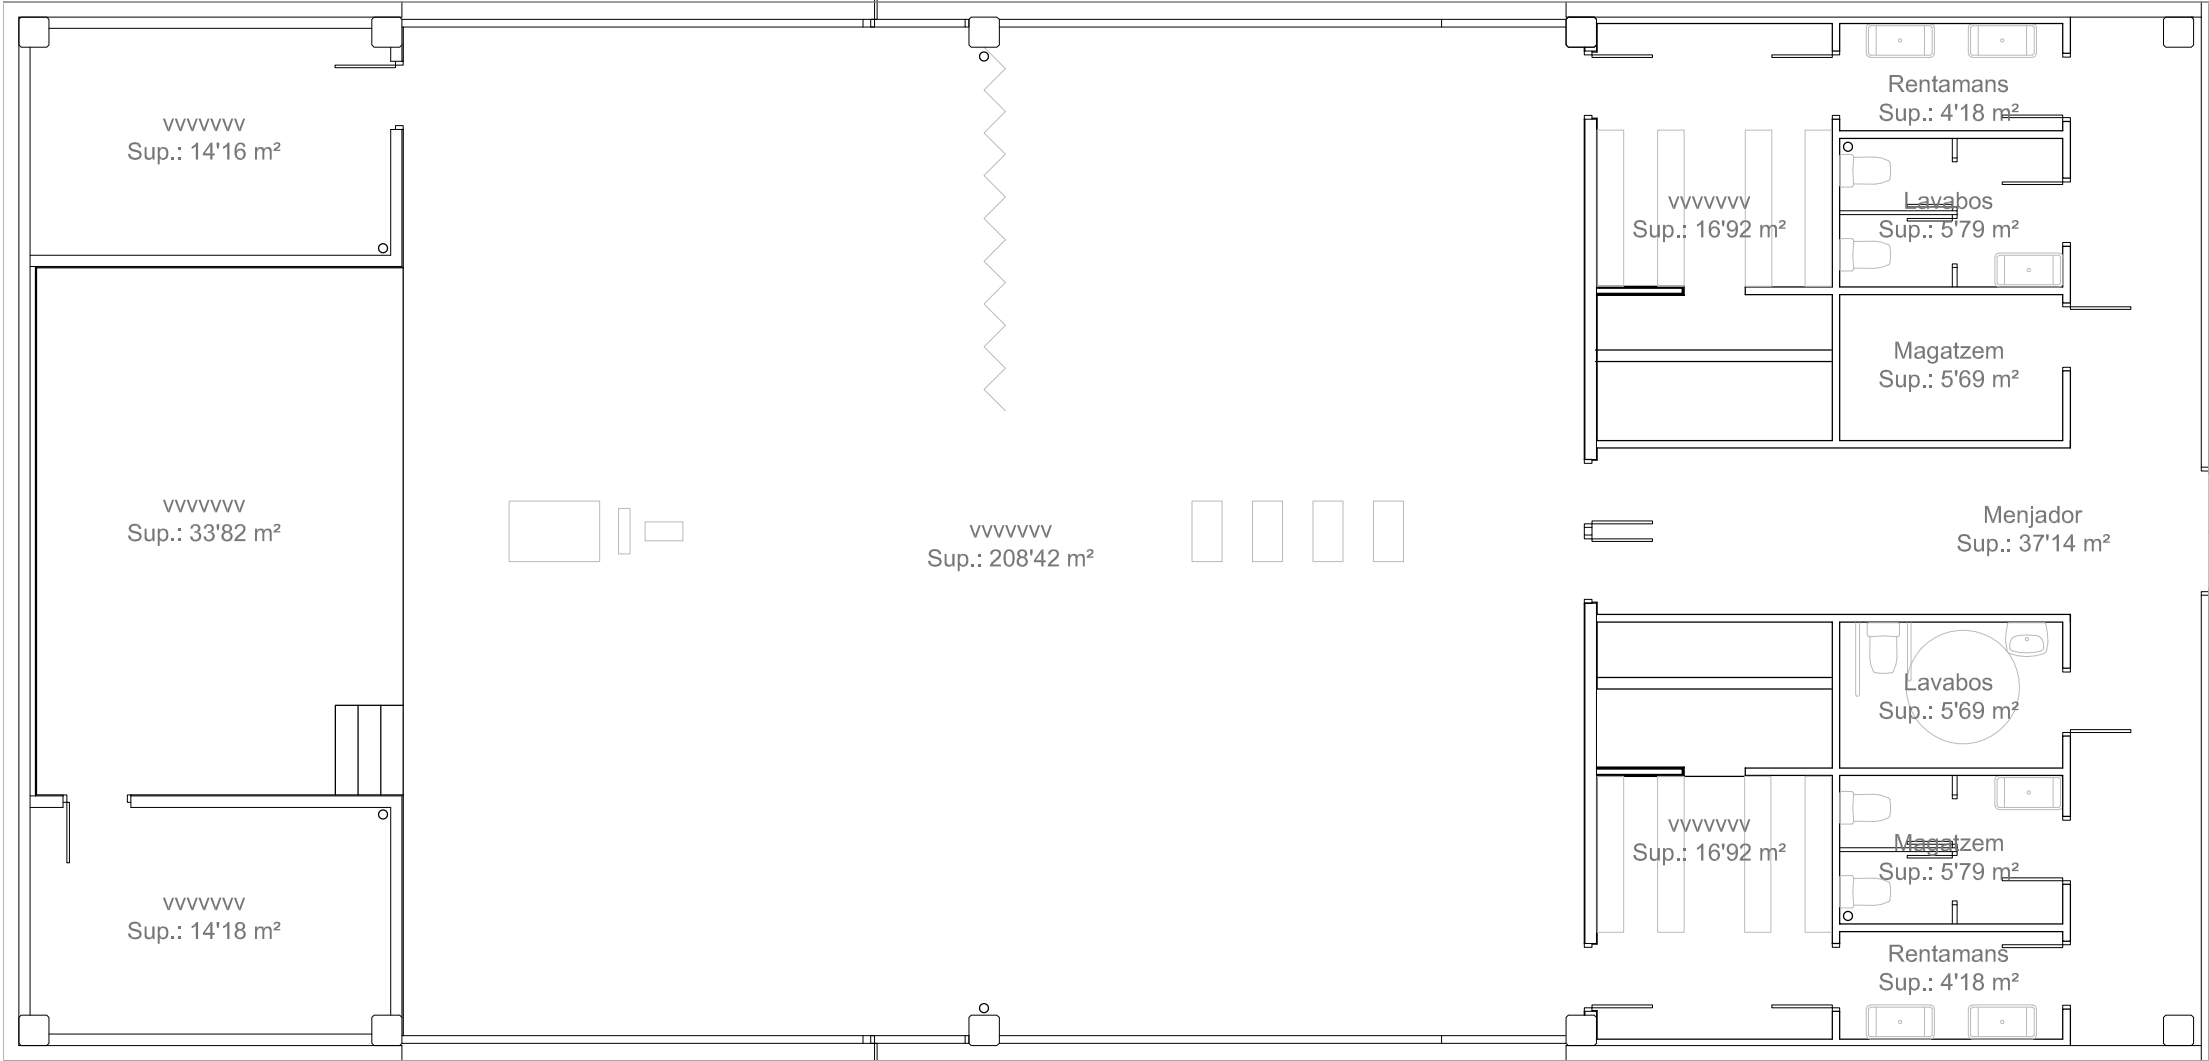

 Ajuntament de Montornès del Vallès			PROJECTE: ESCOLA MOGENT GIMNÀS	
ESCALA: 1:100	DATA: GENER 2021	EI TÈCNIC MUNICIPAL:	TÍTOL: PLANTA BAIXA	Núm: 21 02 Full: 1 de: 1

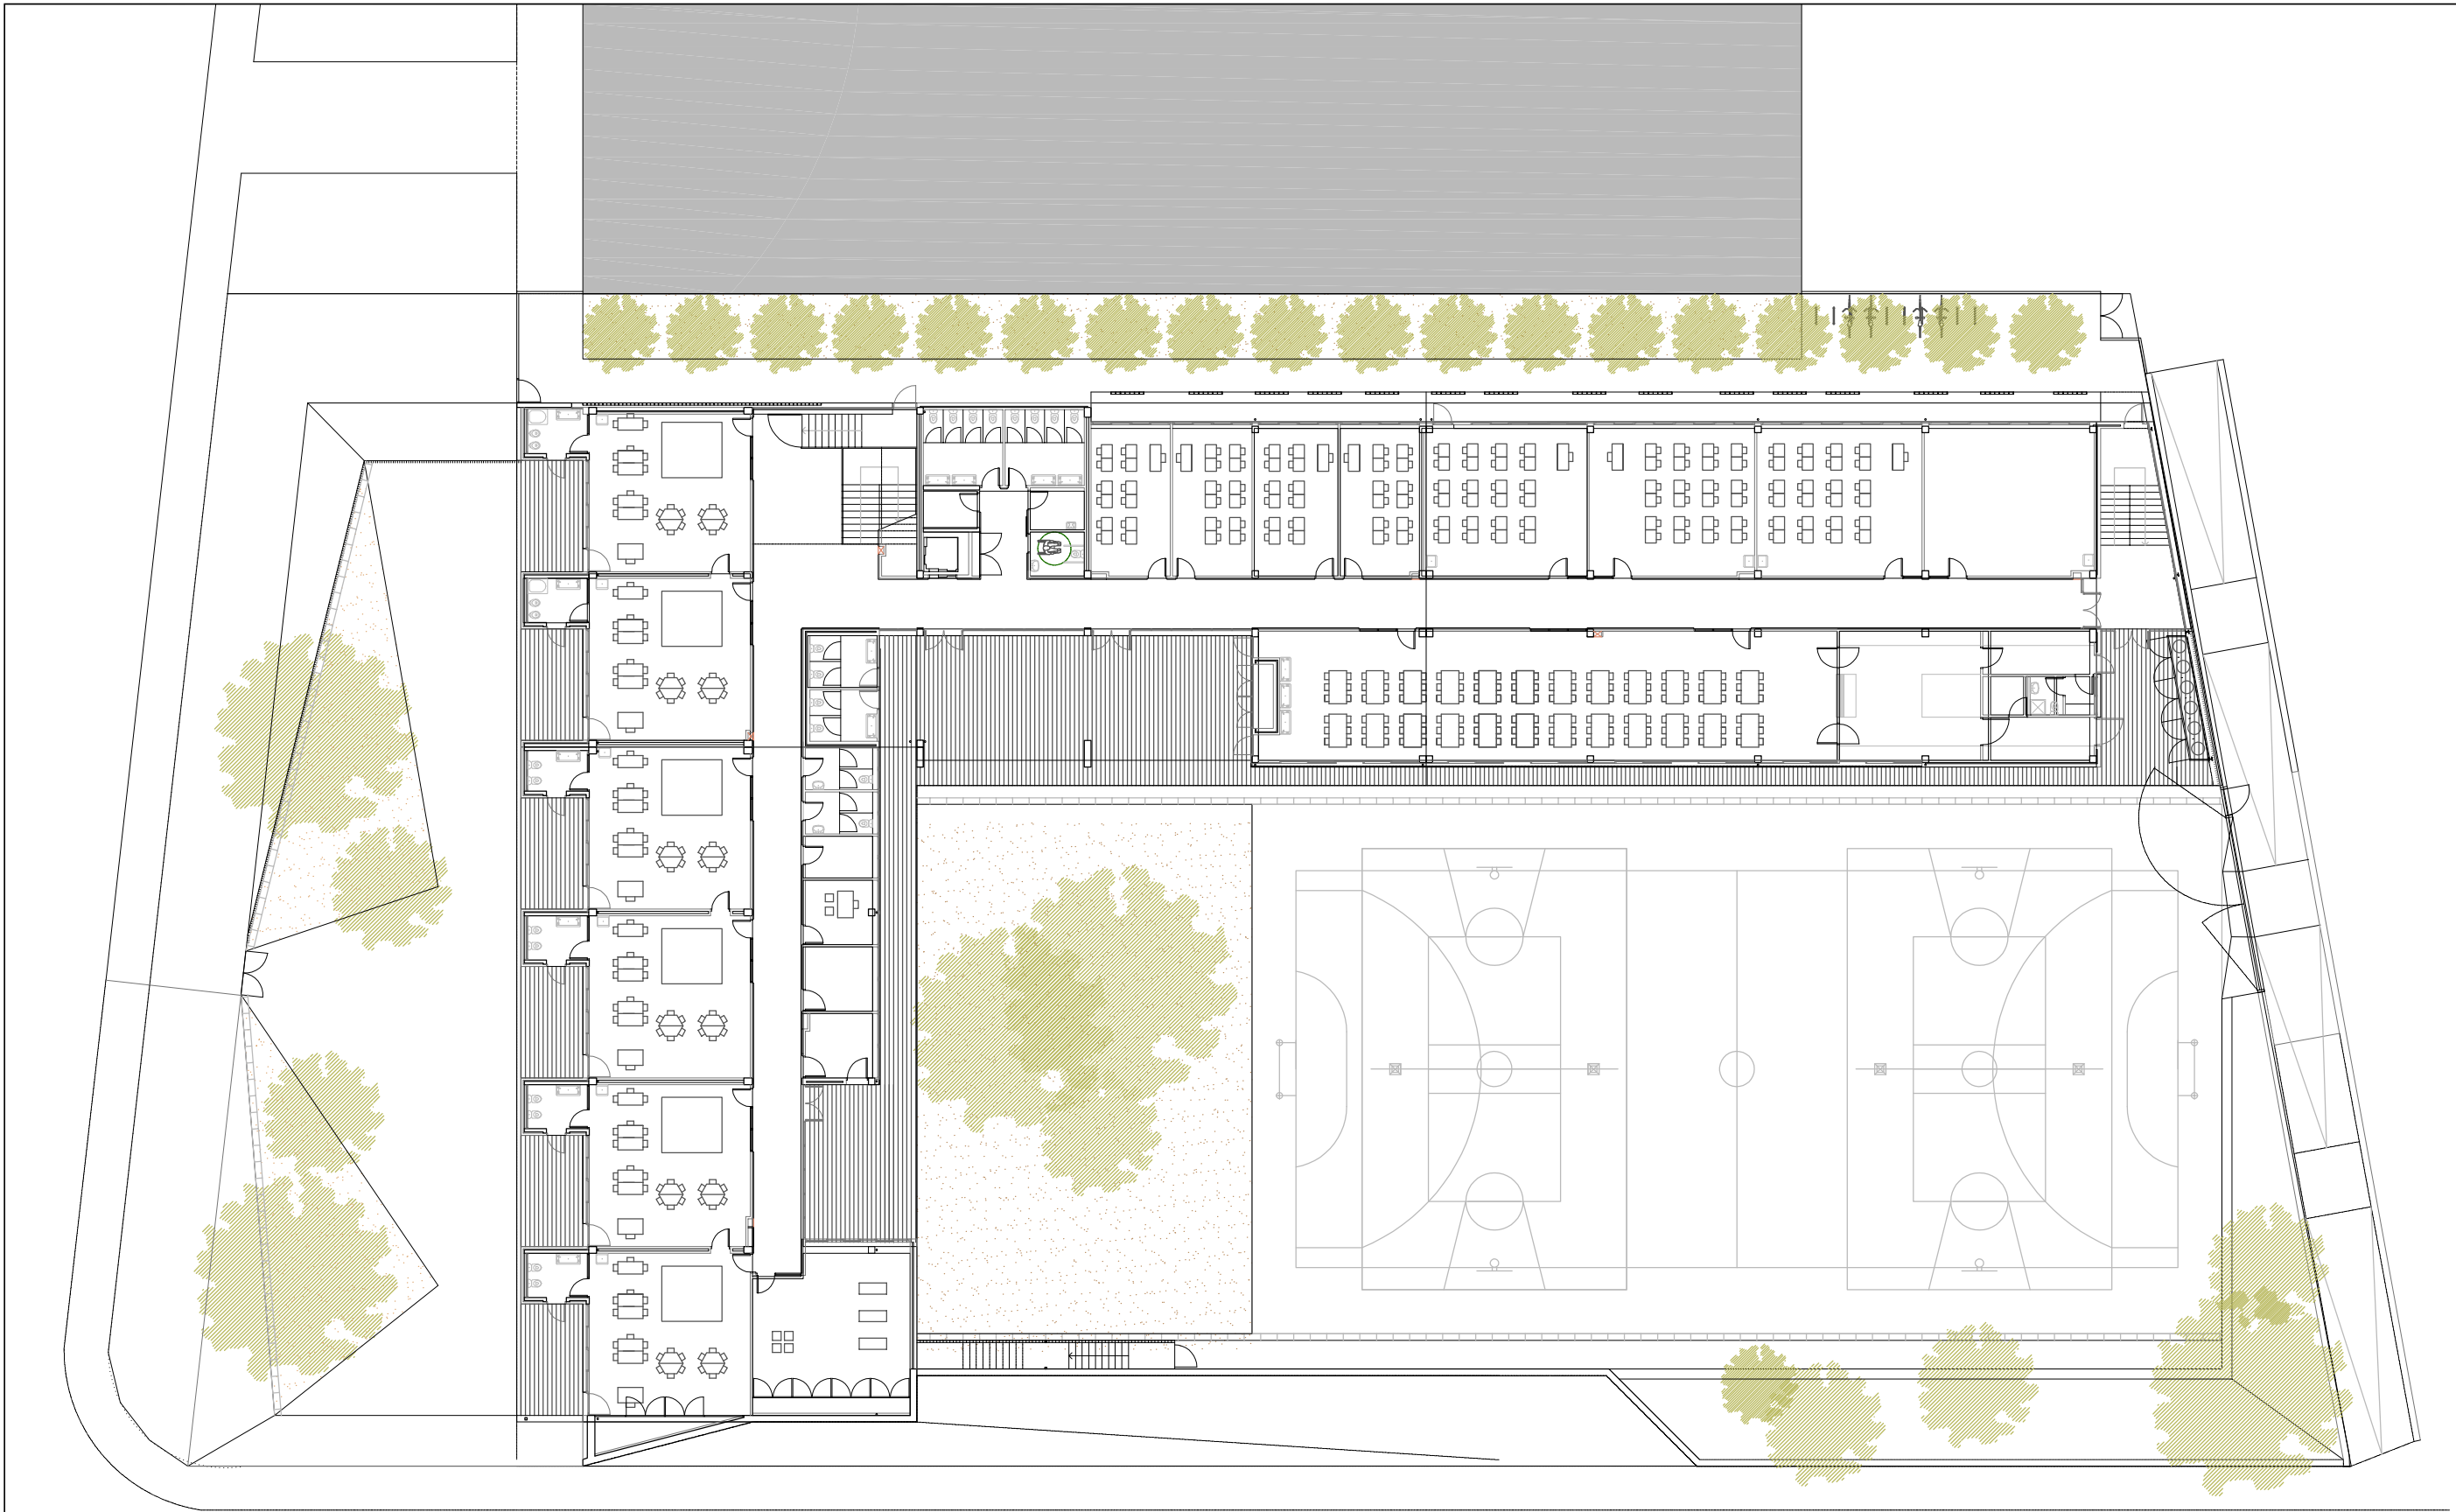

Ajuntament de Montornès del Vallès			PROJECTE: ESCOLA PALAU D'AMETLLA		
ESCALA: 1:300	DATA: SETEMBRE 2020	EI TÈCNIC MUNICIPAL:	TÍTOL: PLANTA BAIXA	Núm: 22	Full: 1 de: 1



Ajuntament de
Montornès del Vallès

PROJECTE:
ESCOLA PALAU D'AMETLLA


ESCALA:
1:300

DATA:
SETEMBRE 2020


EI TÈCNIC MUNICIPAL:

TÍTOL:
PLANTA PRIMERA

Núm:
22
Full: 1 de: 1

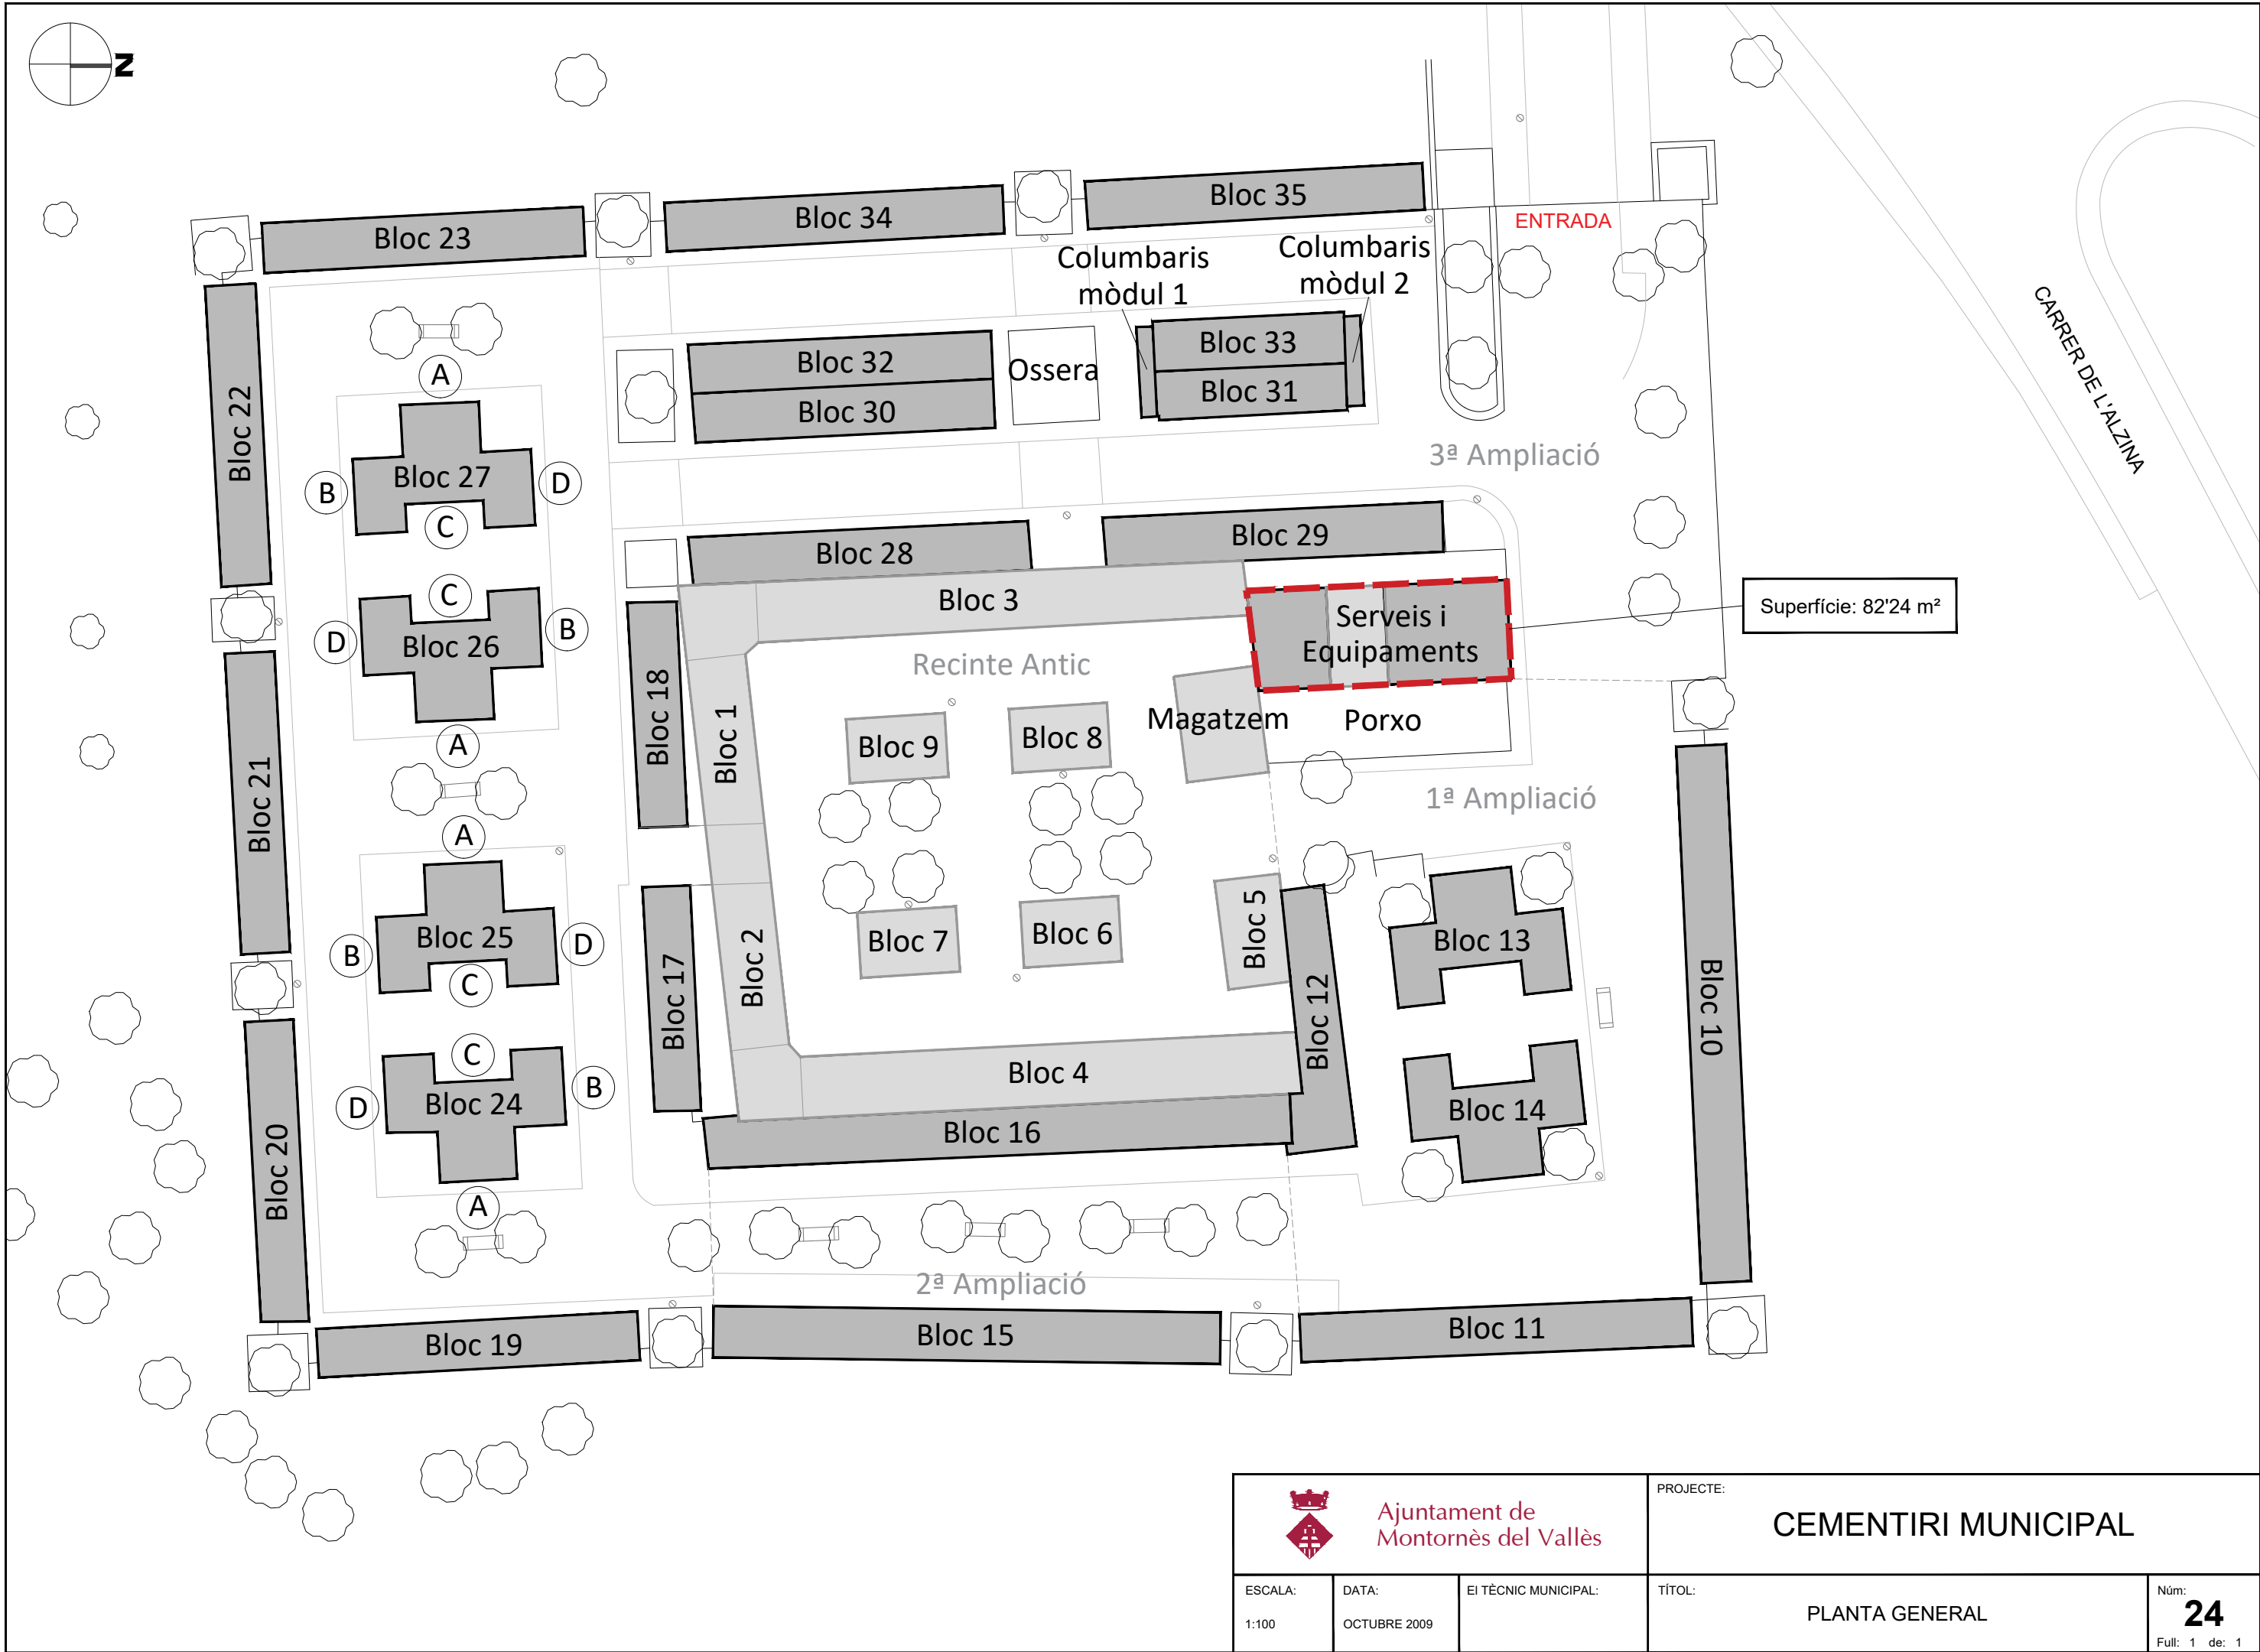

 Ajuntament de Montornès del Vallès			PROJECTE: CEMENTIRI MUNICIPAL	
ESCALA: 1:100	DATA: OCTUBRE 2009	EI TÈCNIC MUNICIPAL:	TÍTOL: PLANTA GENERAL	Núm: 24 Full: 1 de: 1

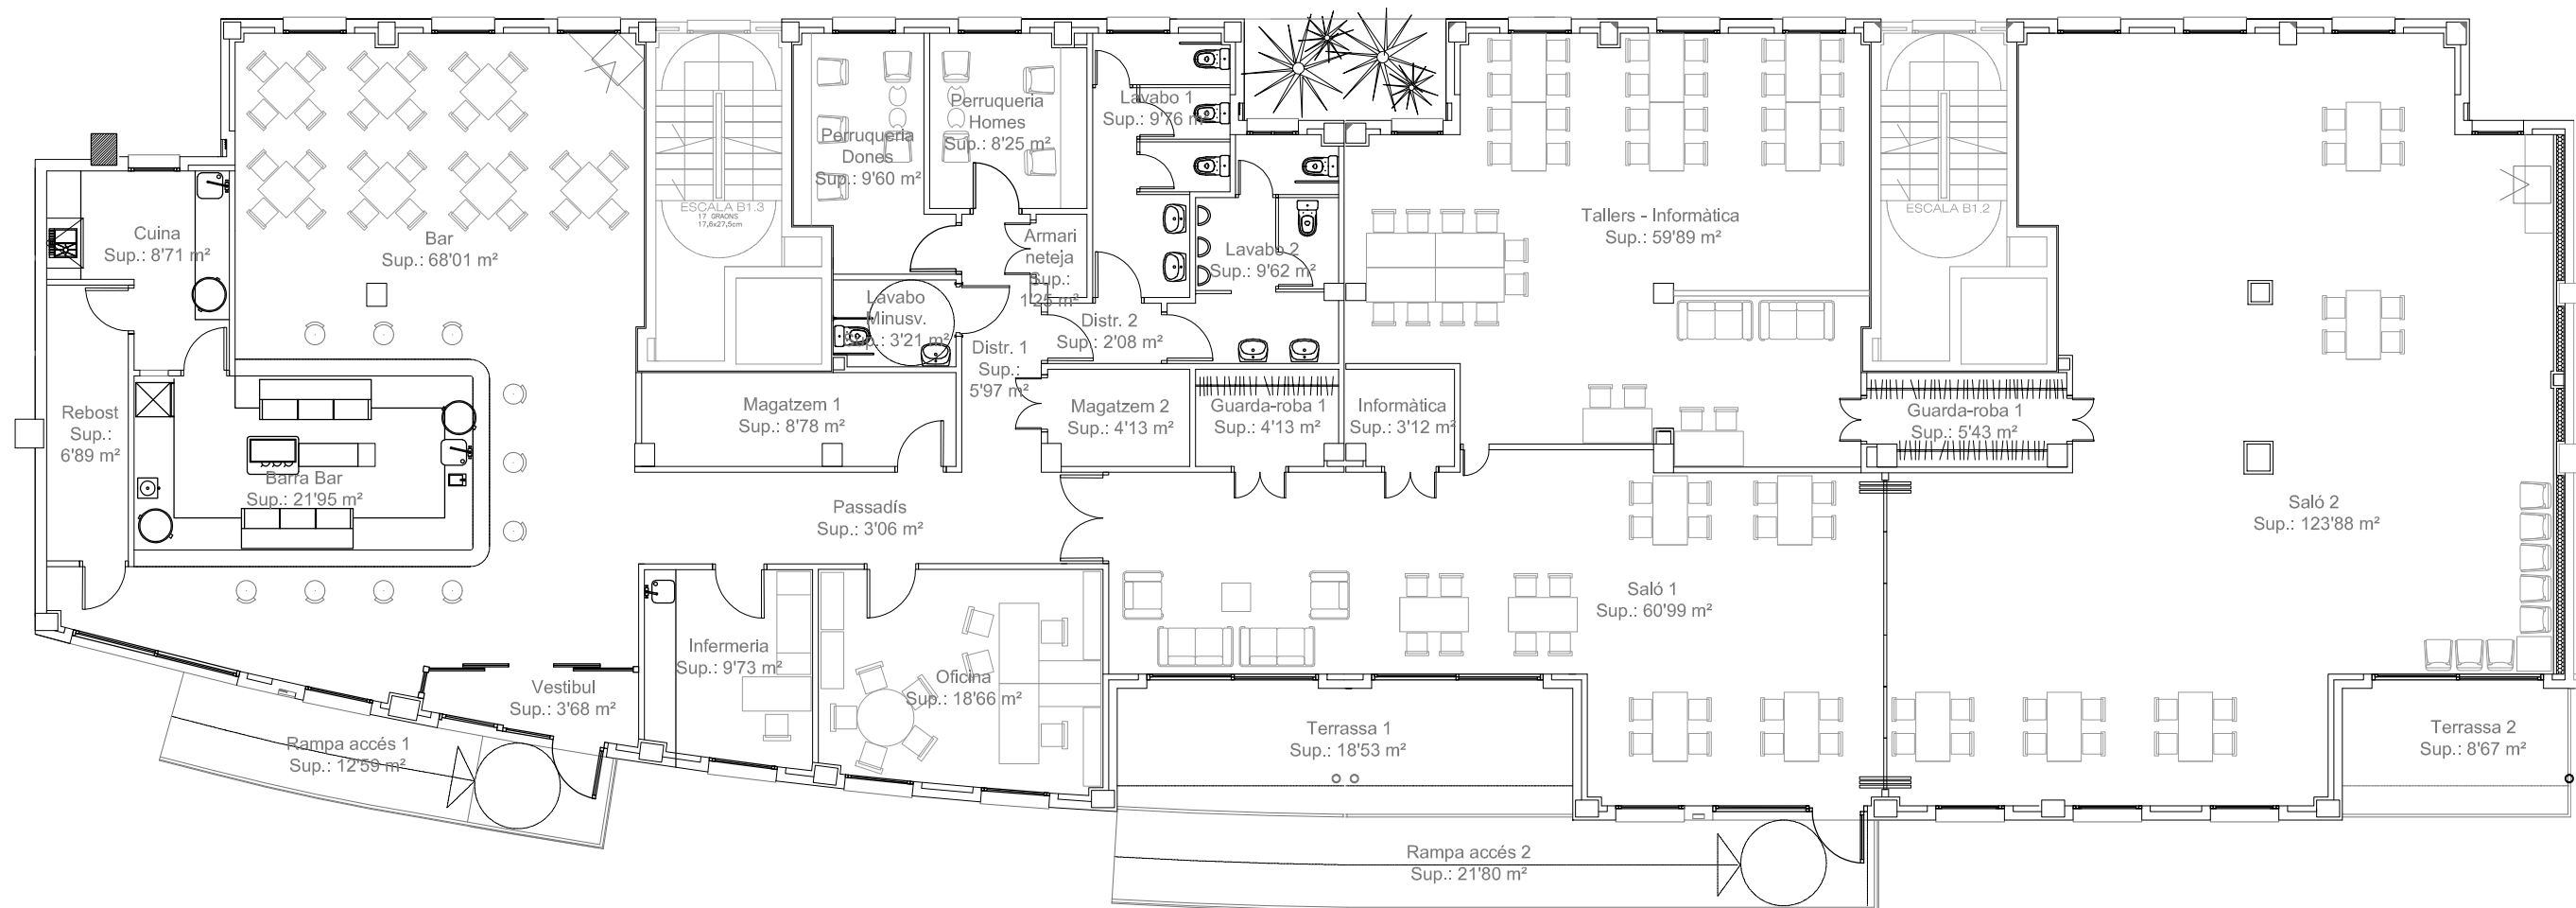

Superfície construïda: 516,50 m²
Superfície útil: 474,80 m²



Ajuntament de
Montornès del Vallès

PROJECTE:

CASAL DE LA GENT GRAN CENTRE

ESCALA:
1:125


DATA:
FEBRER 2019

EI TÈCNIC MUNICIPAL:


TÍTOL:

PLANTA BAIXA

Núm:
26
Full: 1 de: 1

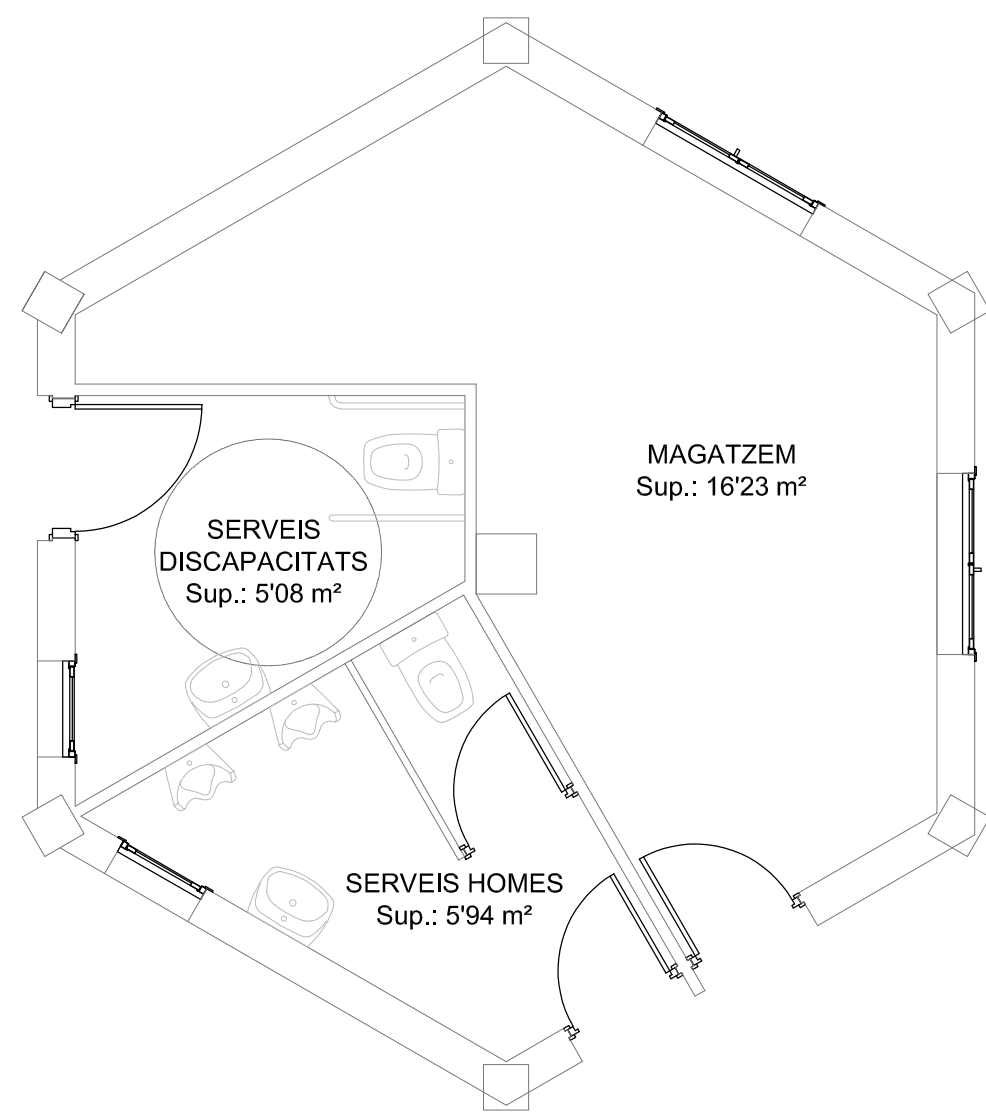

 Ajuntament de Montornès del Vallès			PROJECTE: PETANCA PINTOR MIR	
ESCALA: 1:50	DATA: MARÇ 2020	EI TÈCNIC MUNICIPAL:	TÍTOL: PLANTA GENERAL	Núm: 30 Full: 1 de: 1

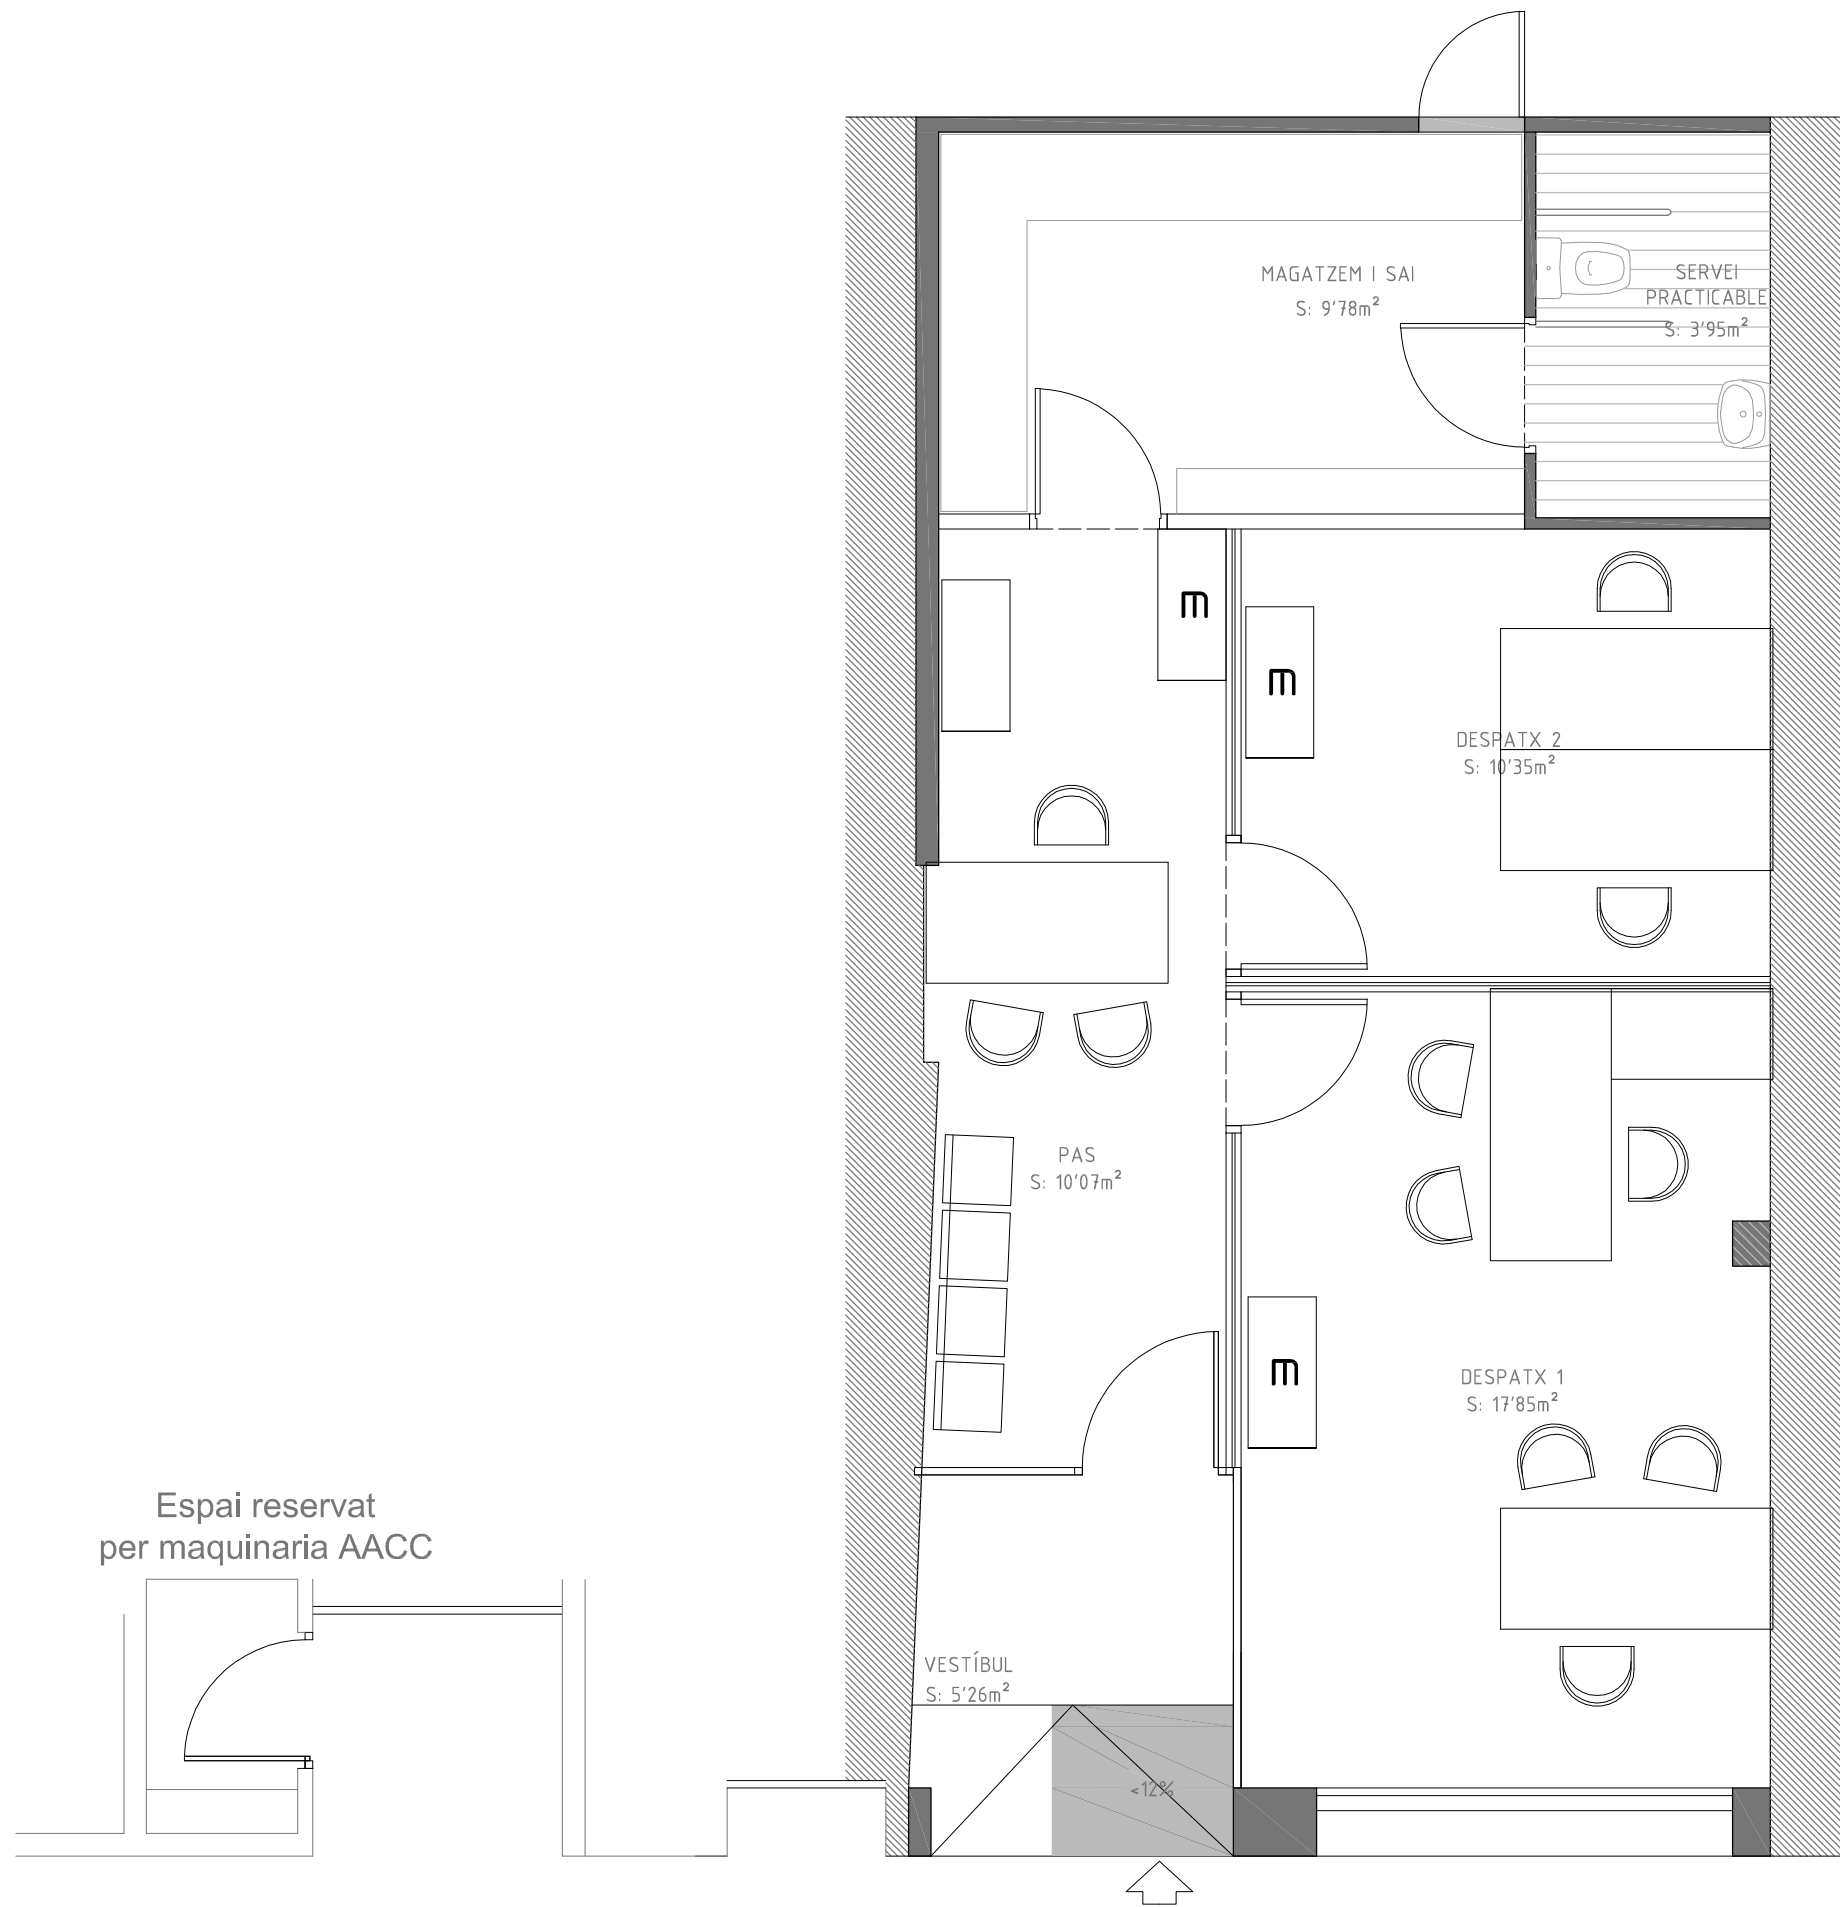

Ajuntament de
Montornès del Vallès

PROJECTE:

JUTJAT DE PAU

ESCALA:
1:50


DATA:
MARÇ 2019

EI TÈCNIC MUNICIPAL:

TÍTOL:

PLANTA BAIXA

Núm:
32
Full: 1 de: 1

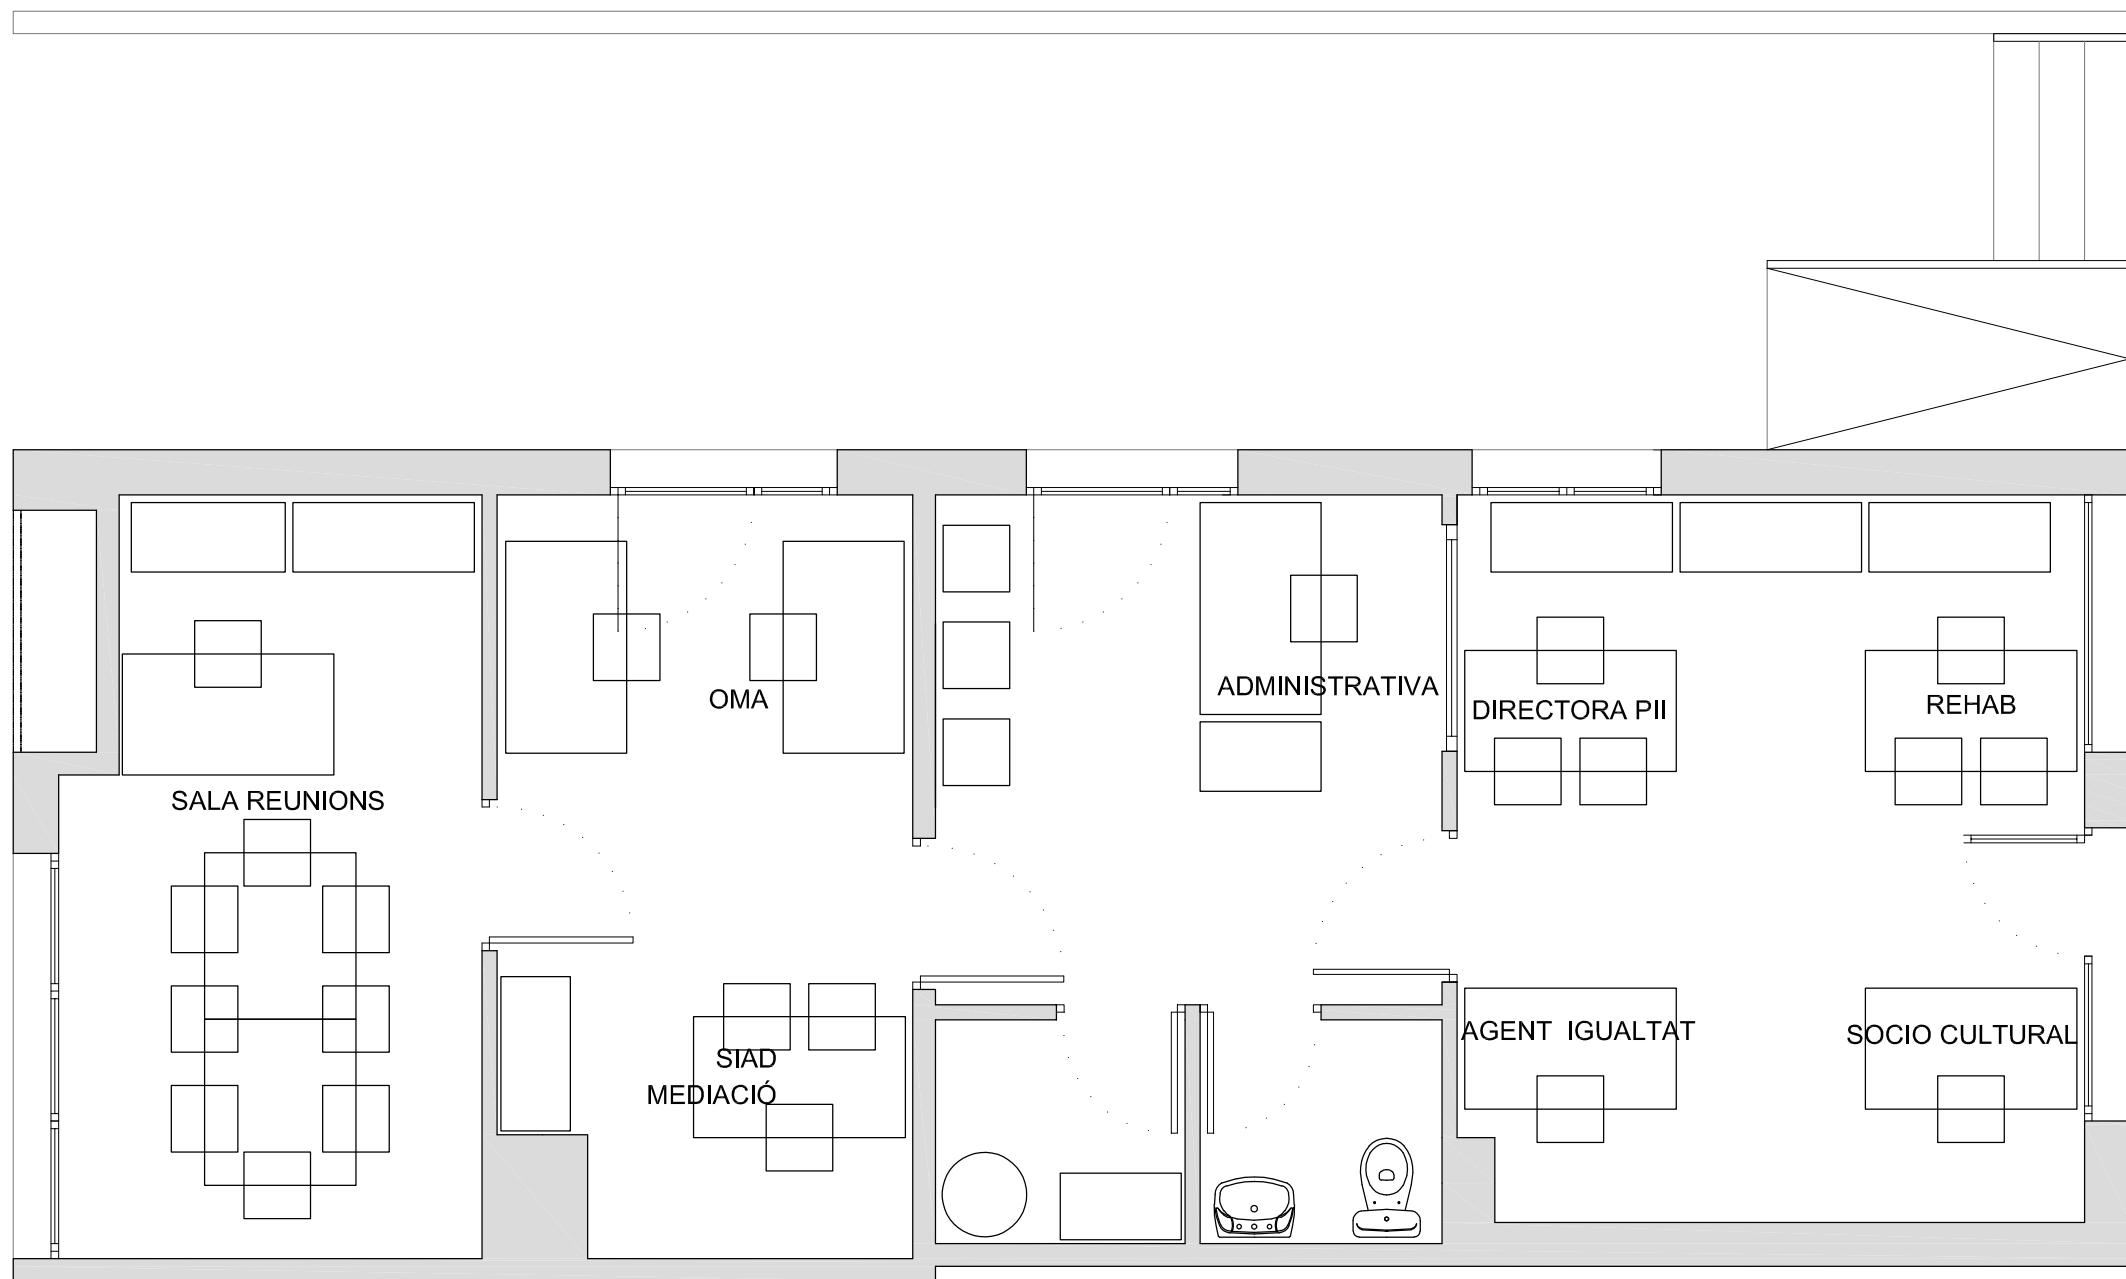

Ajuntament de
Montornès del Vallès

PROJECTE:

OFICINA DEL BARRI A
MONTORNÈS NORD

ESCALA:
1:50


DATA:
JUNY 2019

EI TÈCNIC MUNICIPAL:

TÍTOL:

PLANTA BAIXA

Núm:
33
Full: 1 de: 1

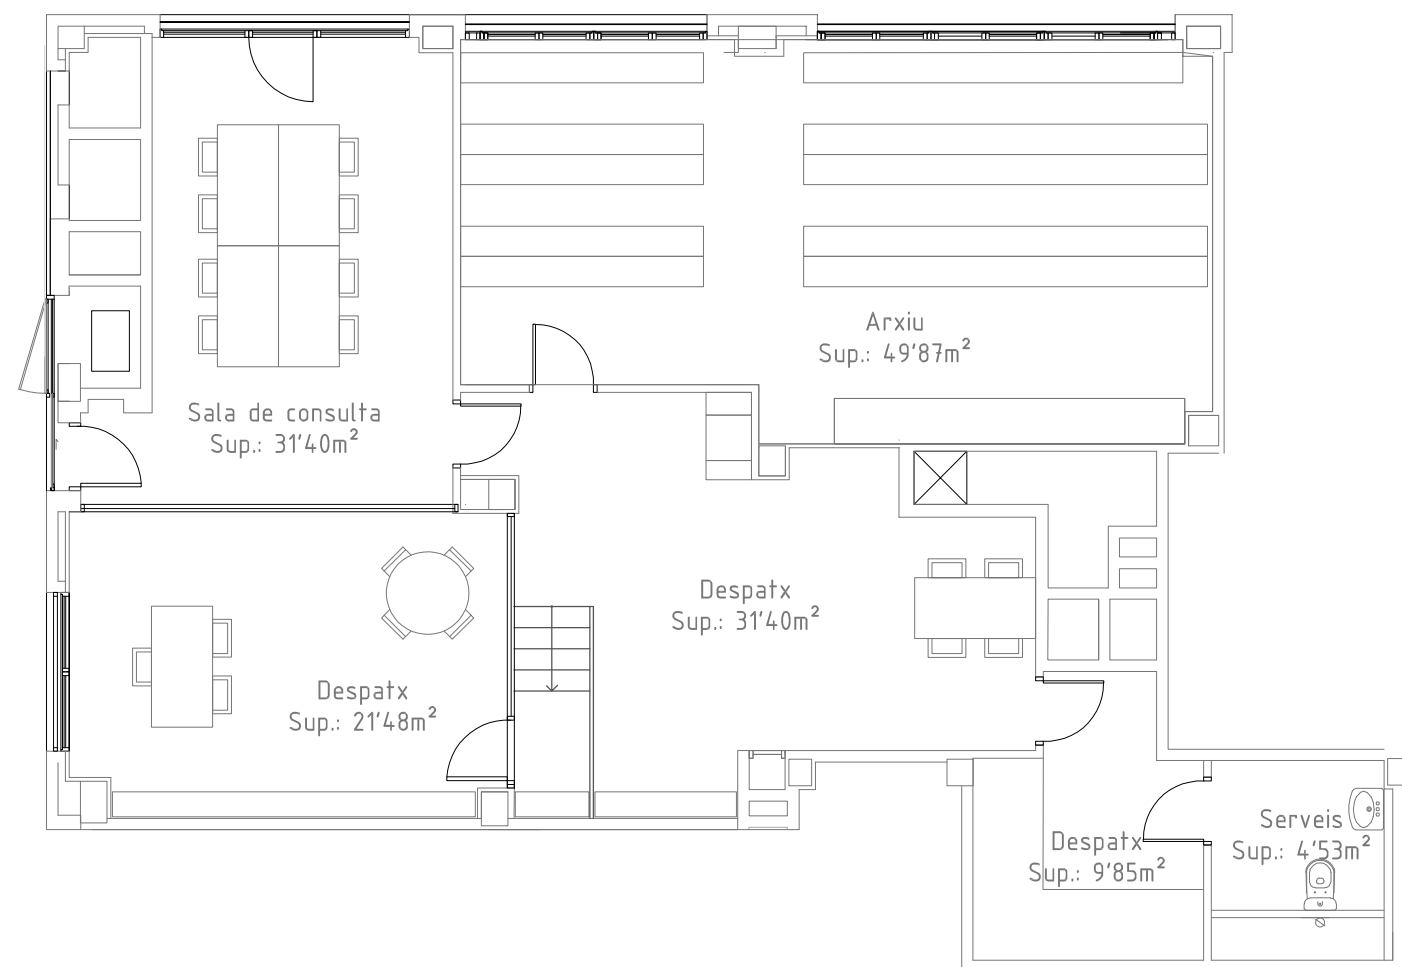

Ajuntament de
Montornès del Vallès

PROJECTE:

ARXIU HISTÒRIC MUNICIPAL

ESCALA:
1:100


DATA:
ABRIL 2019

EL TÈCNIC MUNICIPAL:

TÍTOL:

PLANTA BAIXA

Núm.:
34
Full: 1 de 1

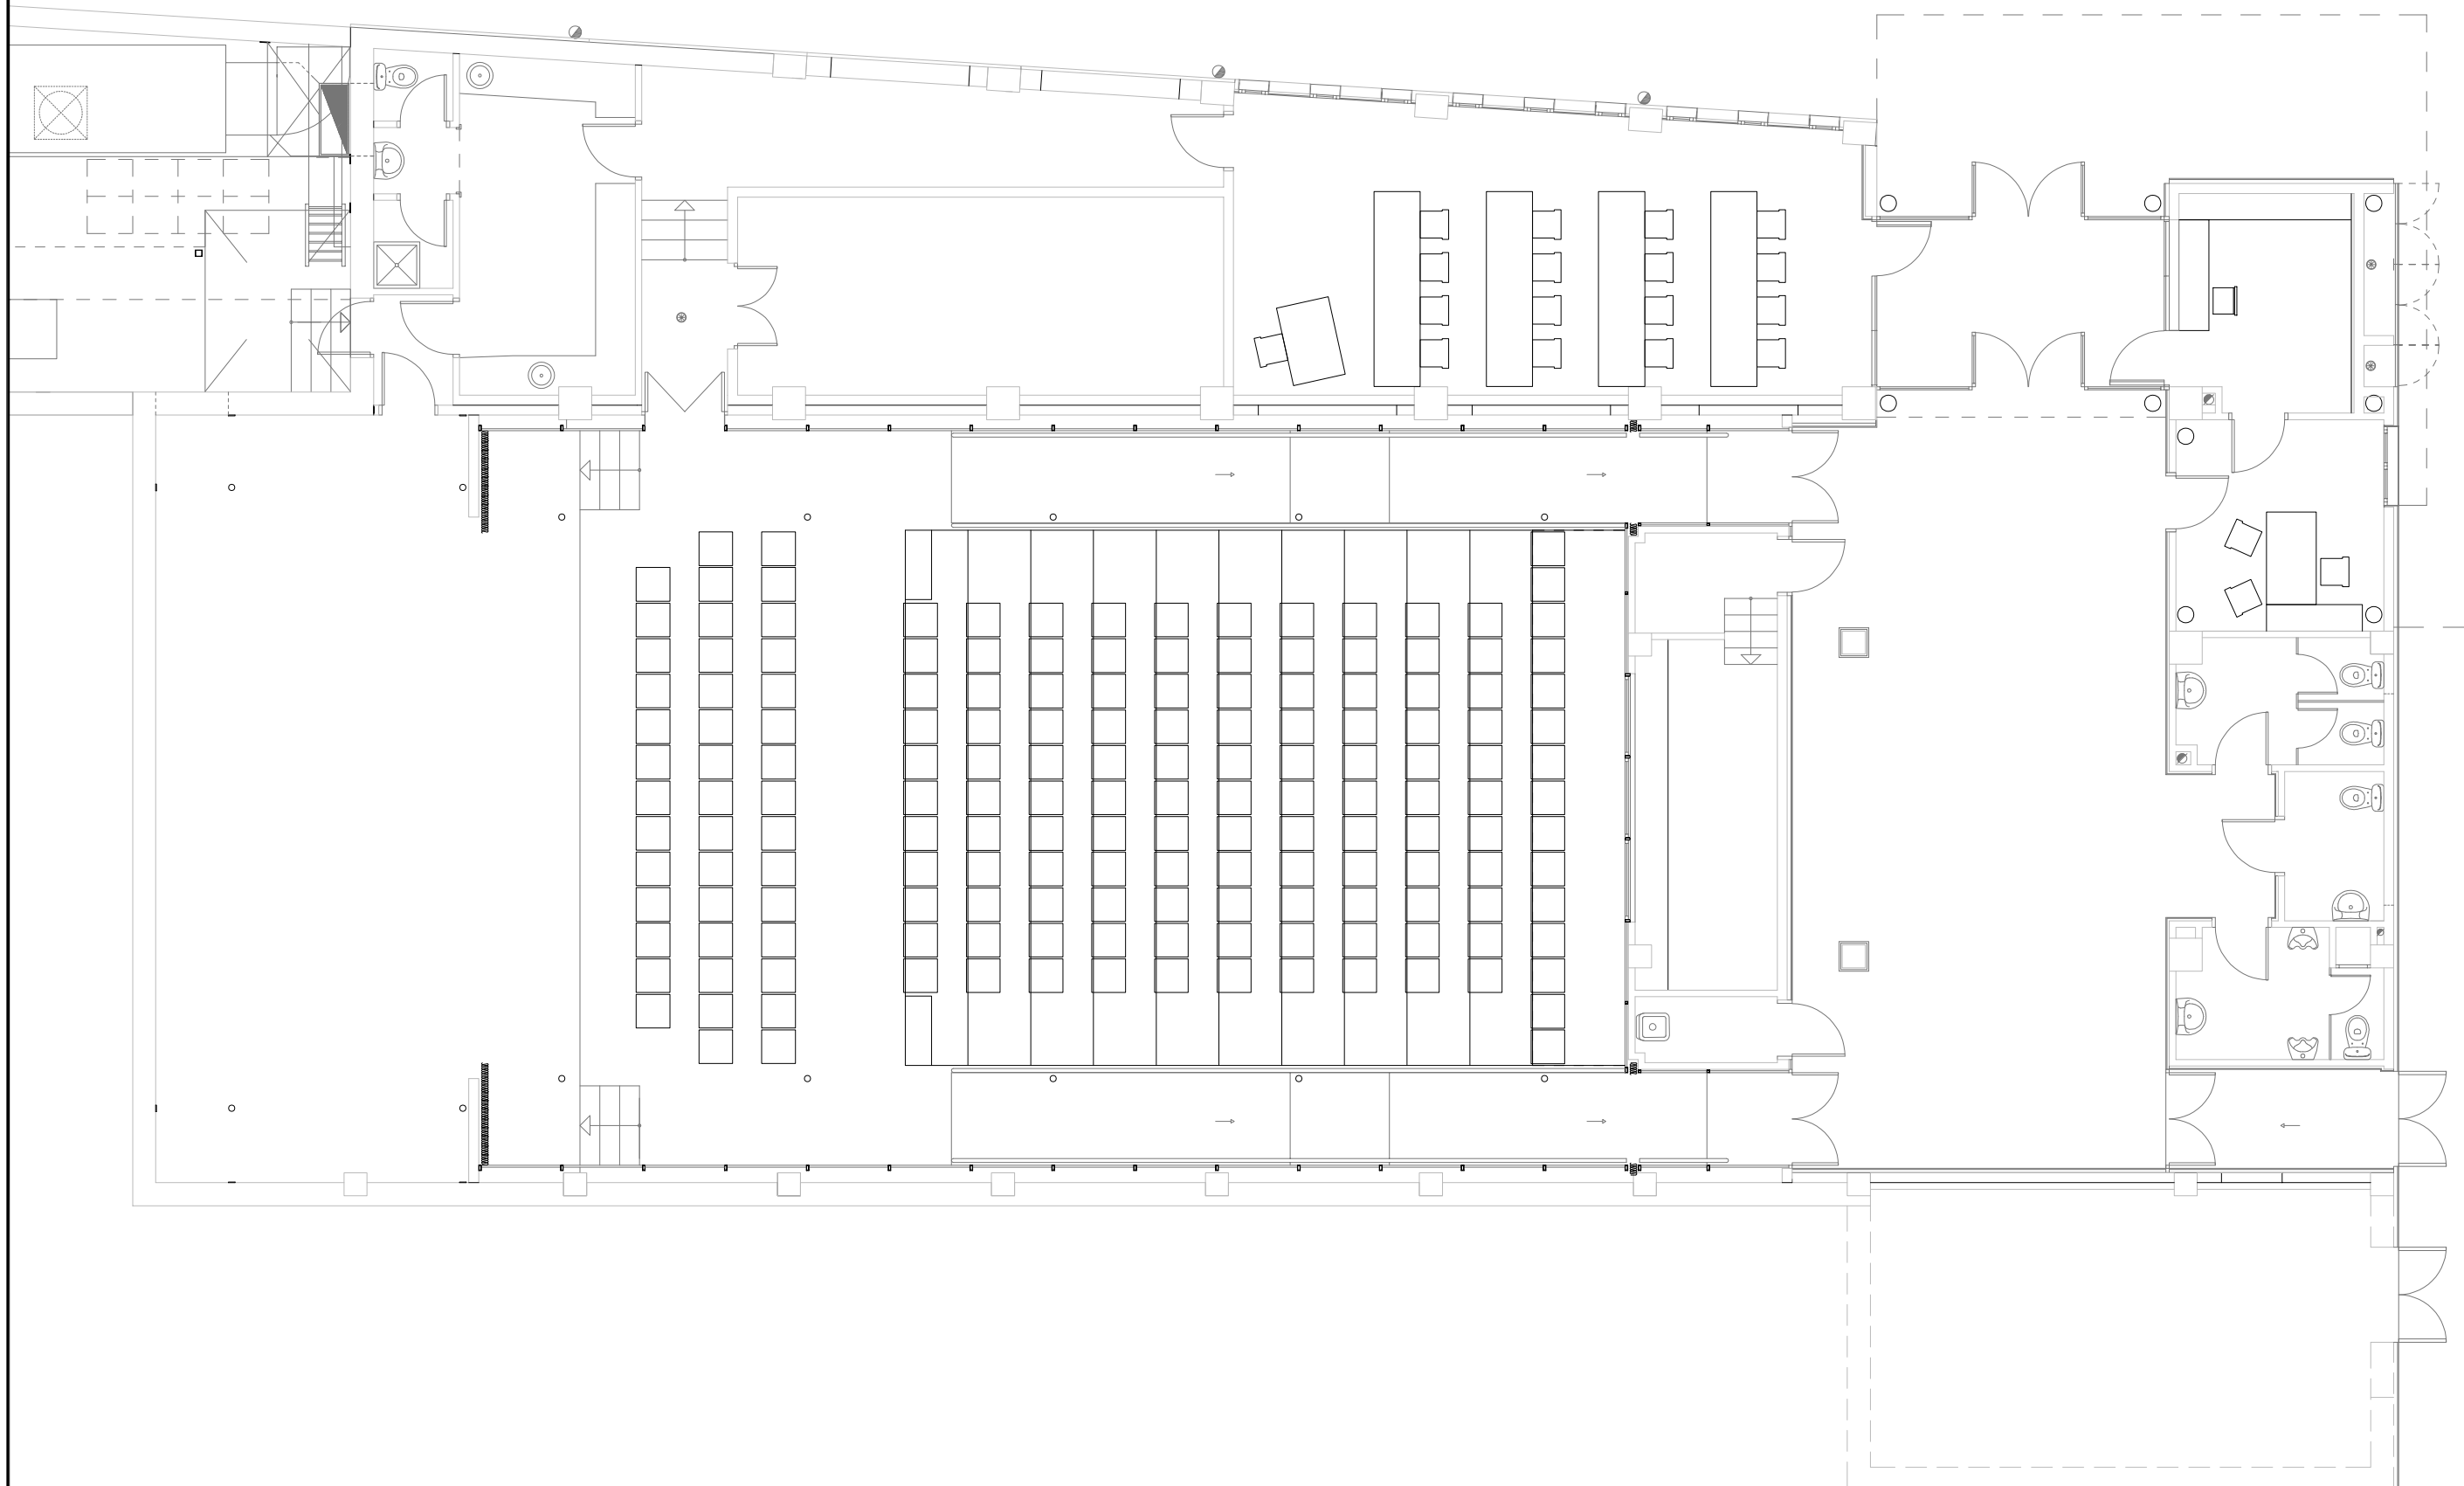

Ajuntament de
Montornès del Vallès

SALA POLIVALENT MONT BARRI

DATA:
FEBRER 2019


ESCALA:
1:100

EL TÈCNIC MUNICIPAL:



TÍTOL:


PLANTA GENERAL

Núm.:
01
Full 1 de 1

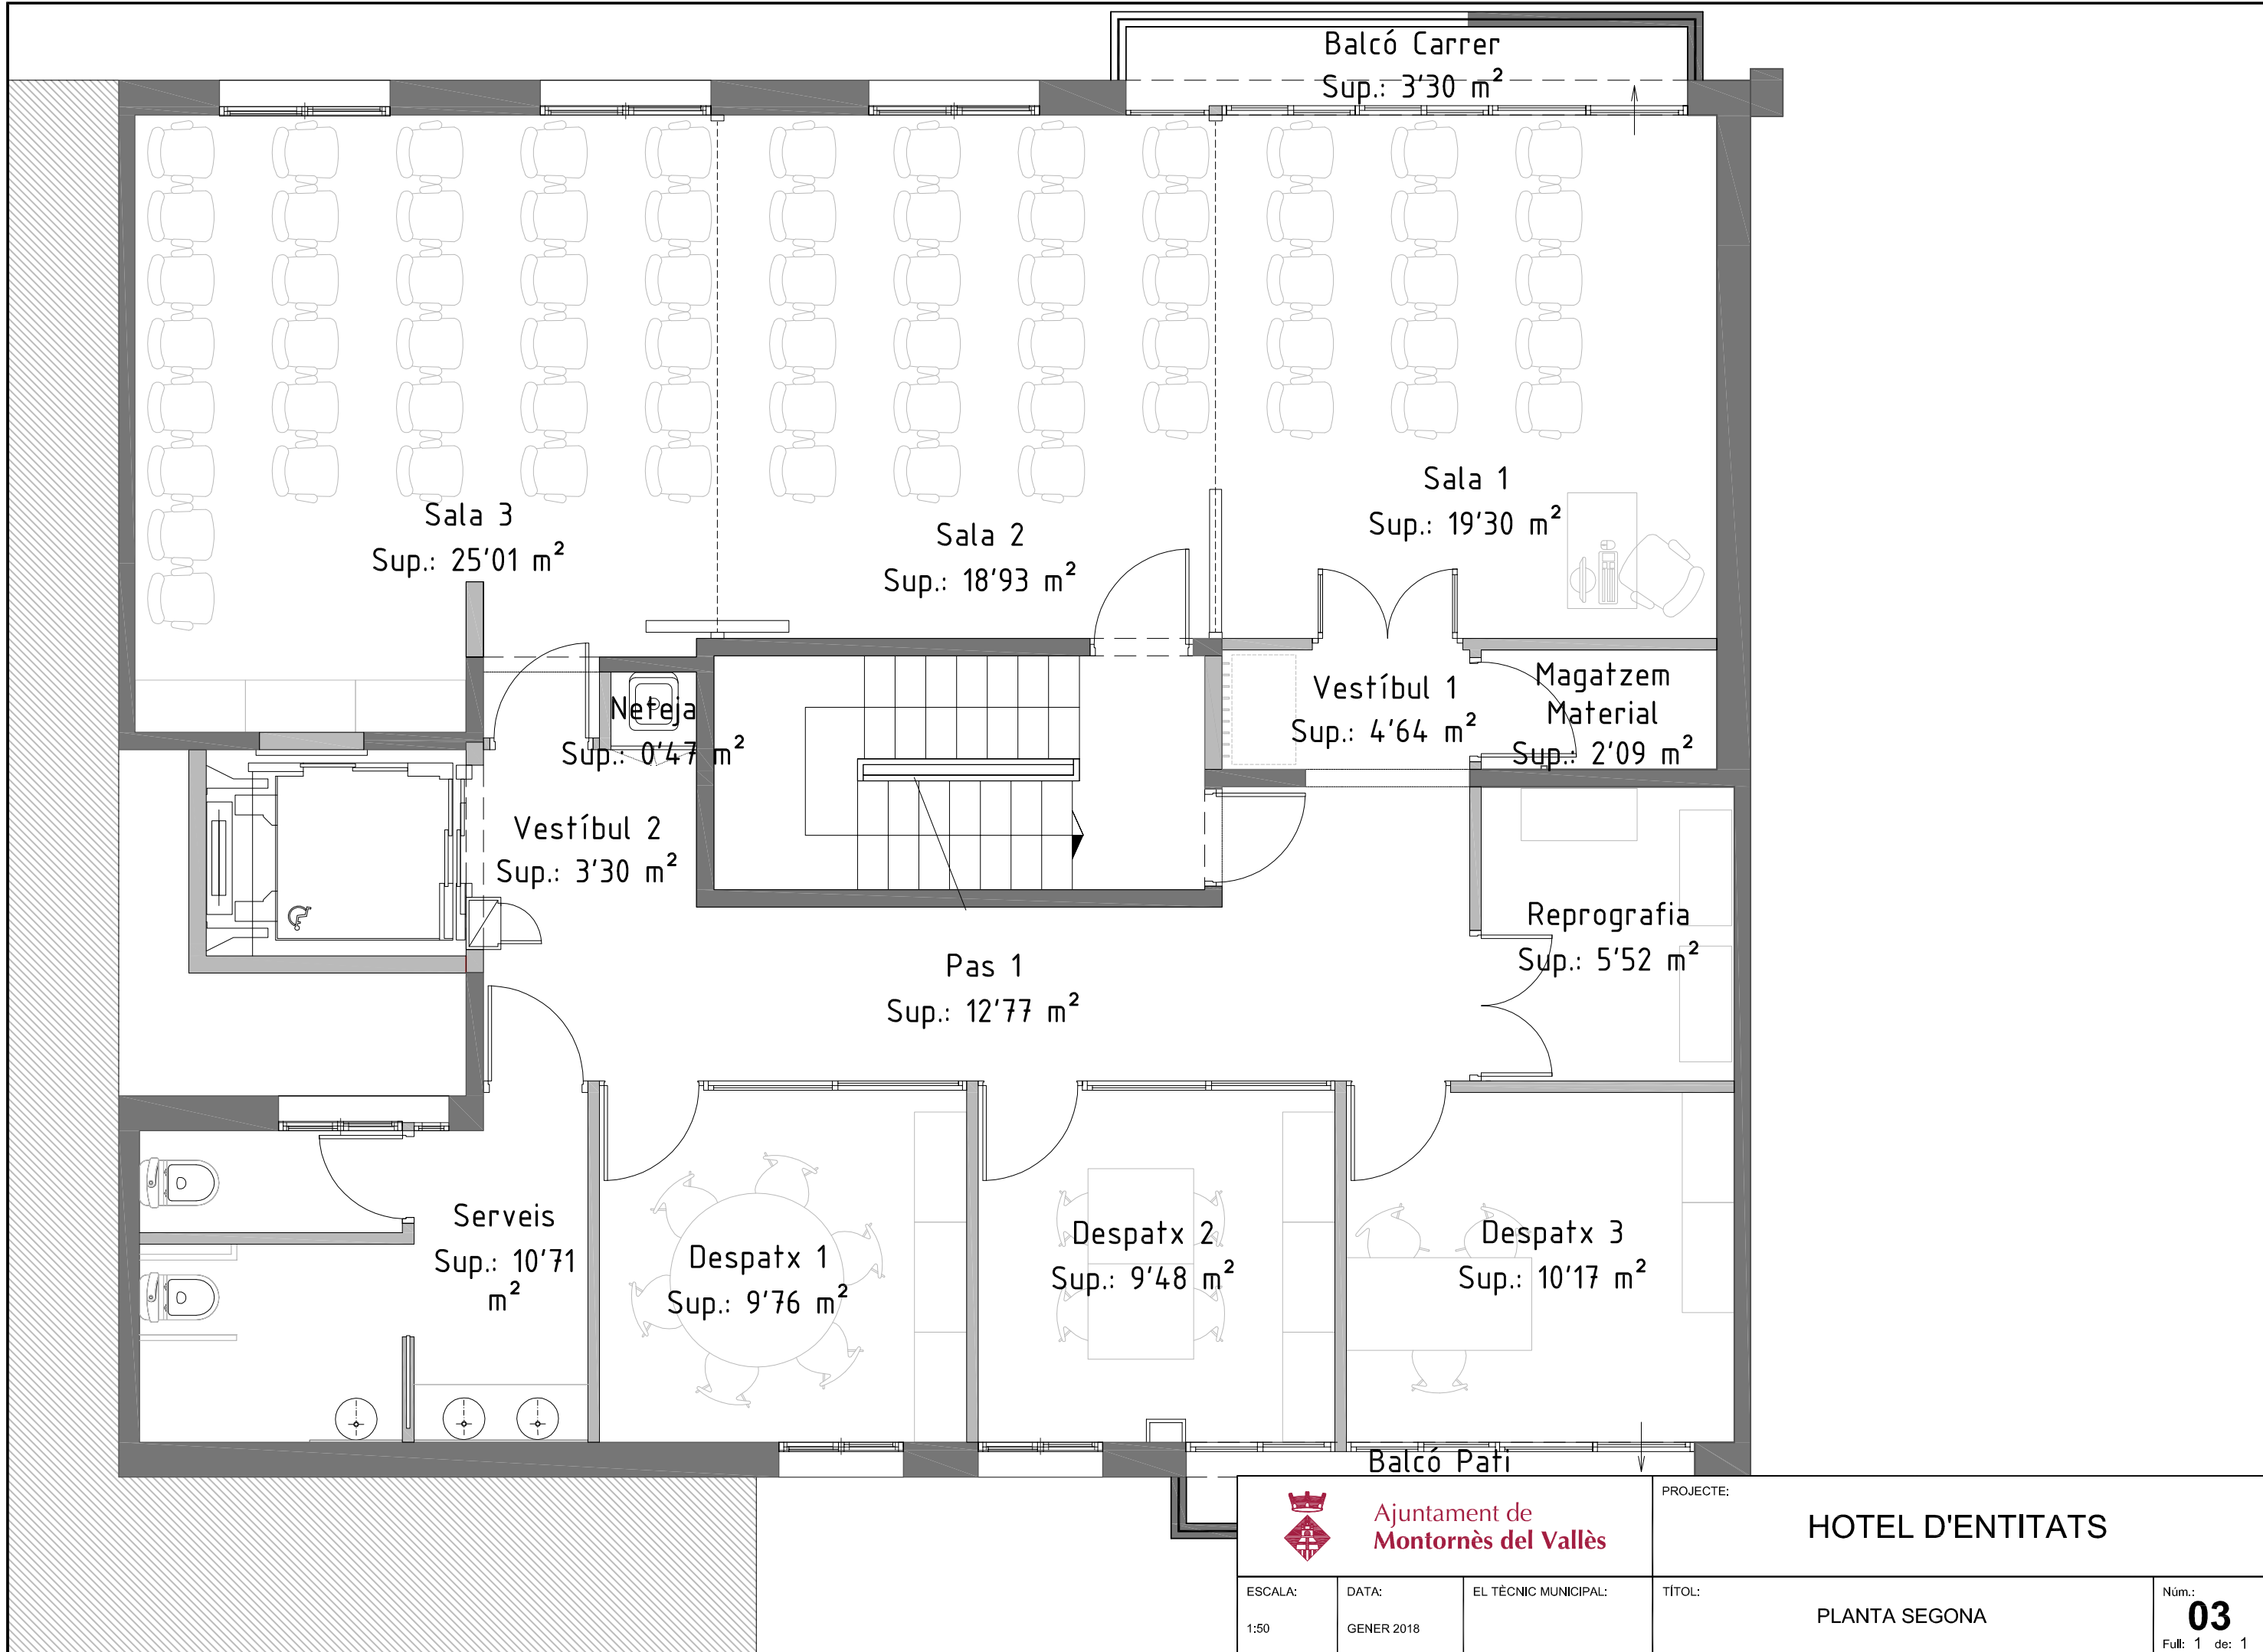

 Ajuntament de Montornès del Vallès			PROJECTE:		HOTEL D'ENTITATS	
ESCALA:	DATA:	EL TÈCNIC MUNICIPAL:	TÍTOL:			Núm.:
1:50	GENER 2018		PLANTA SEGONA			03
					Full: 1 de: 1	

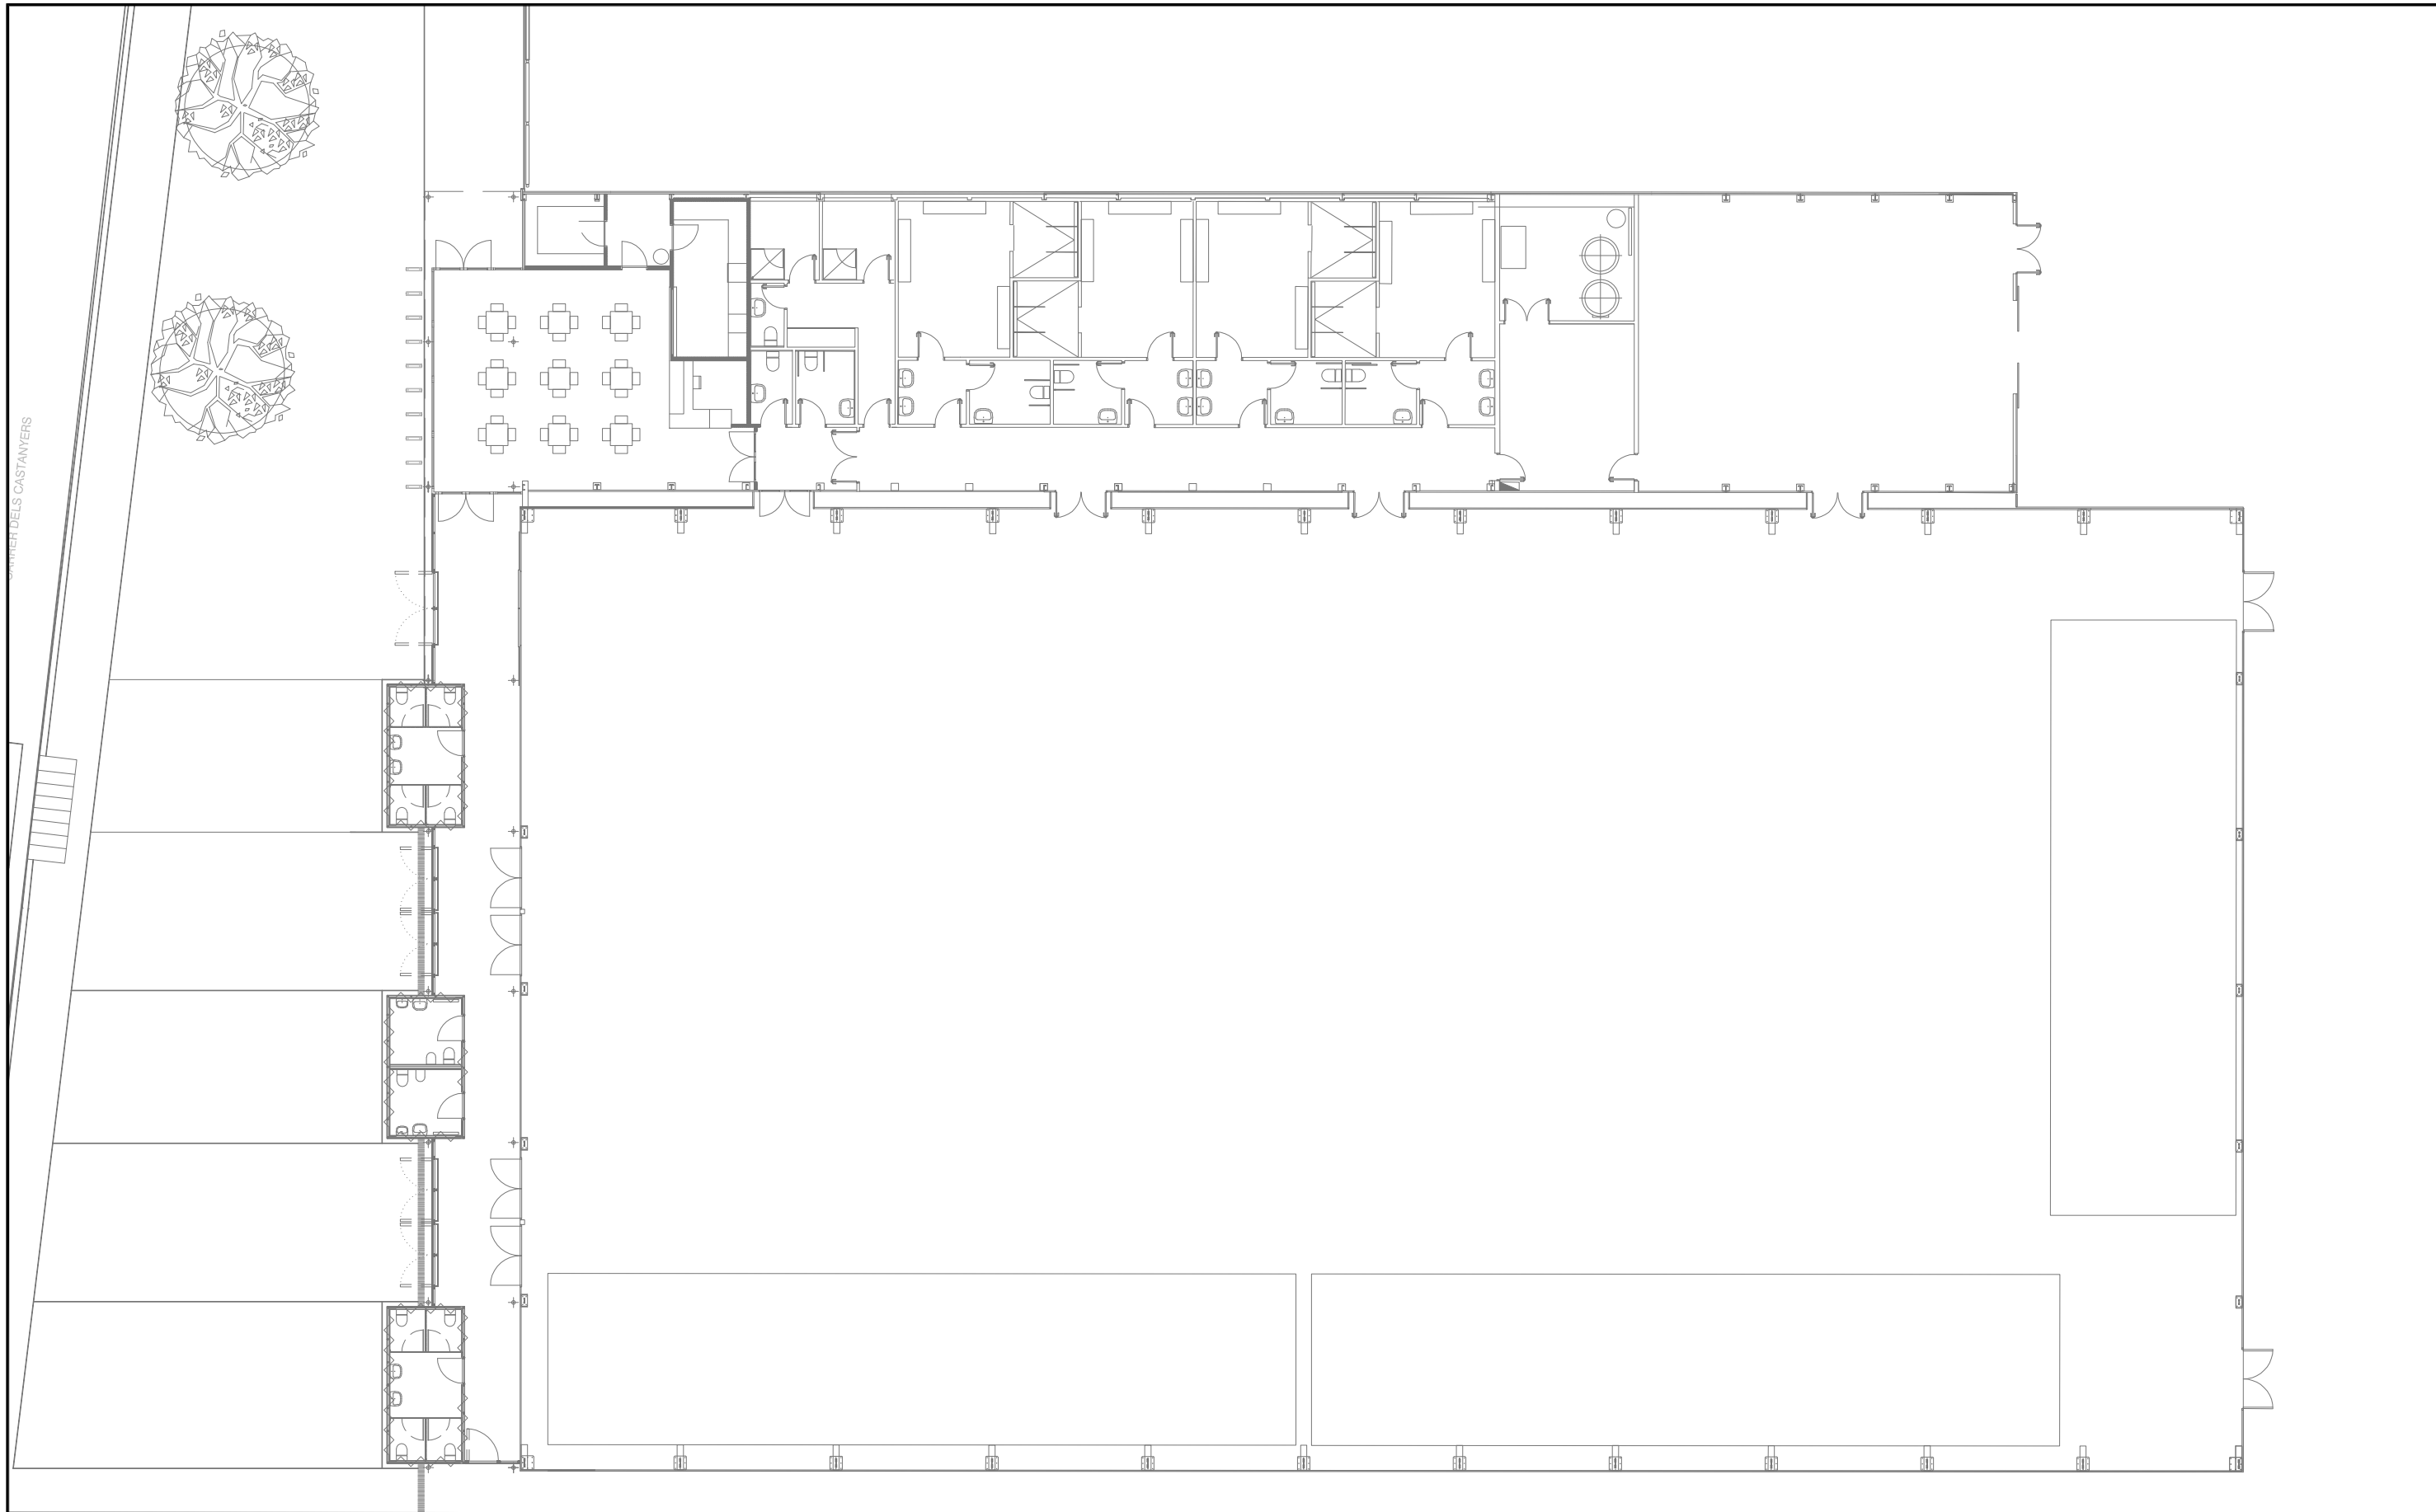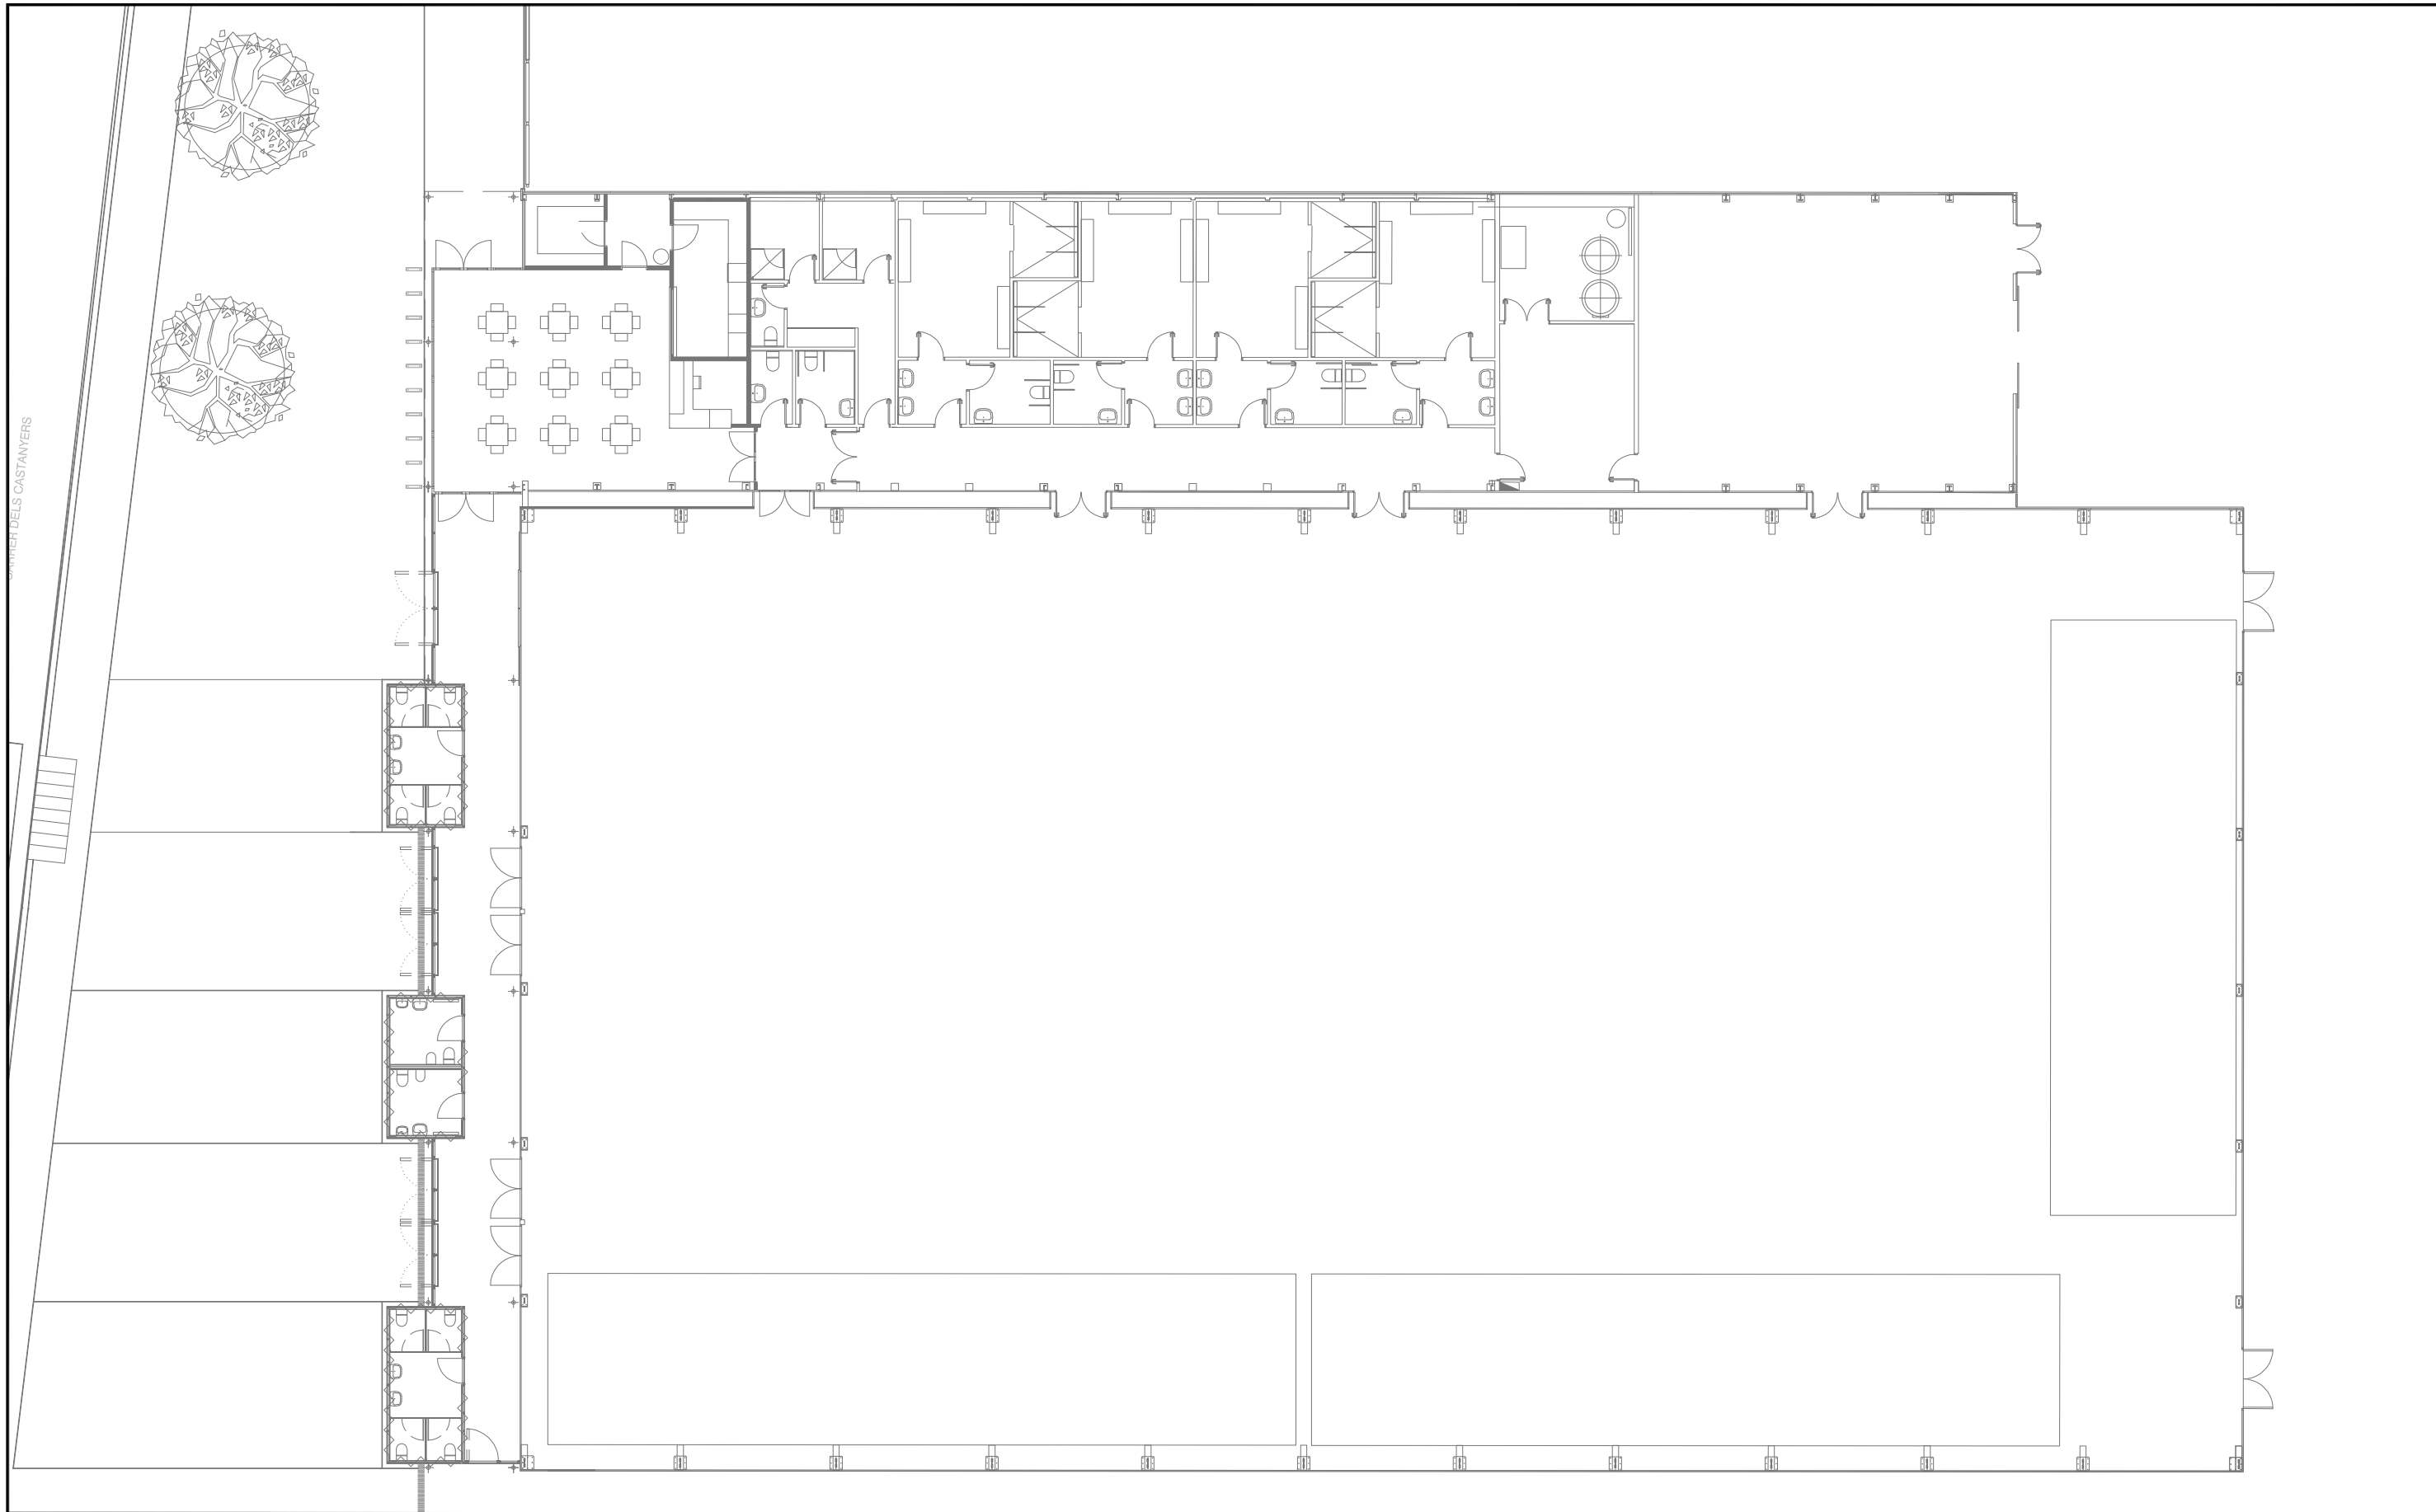

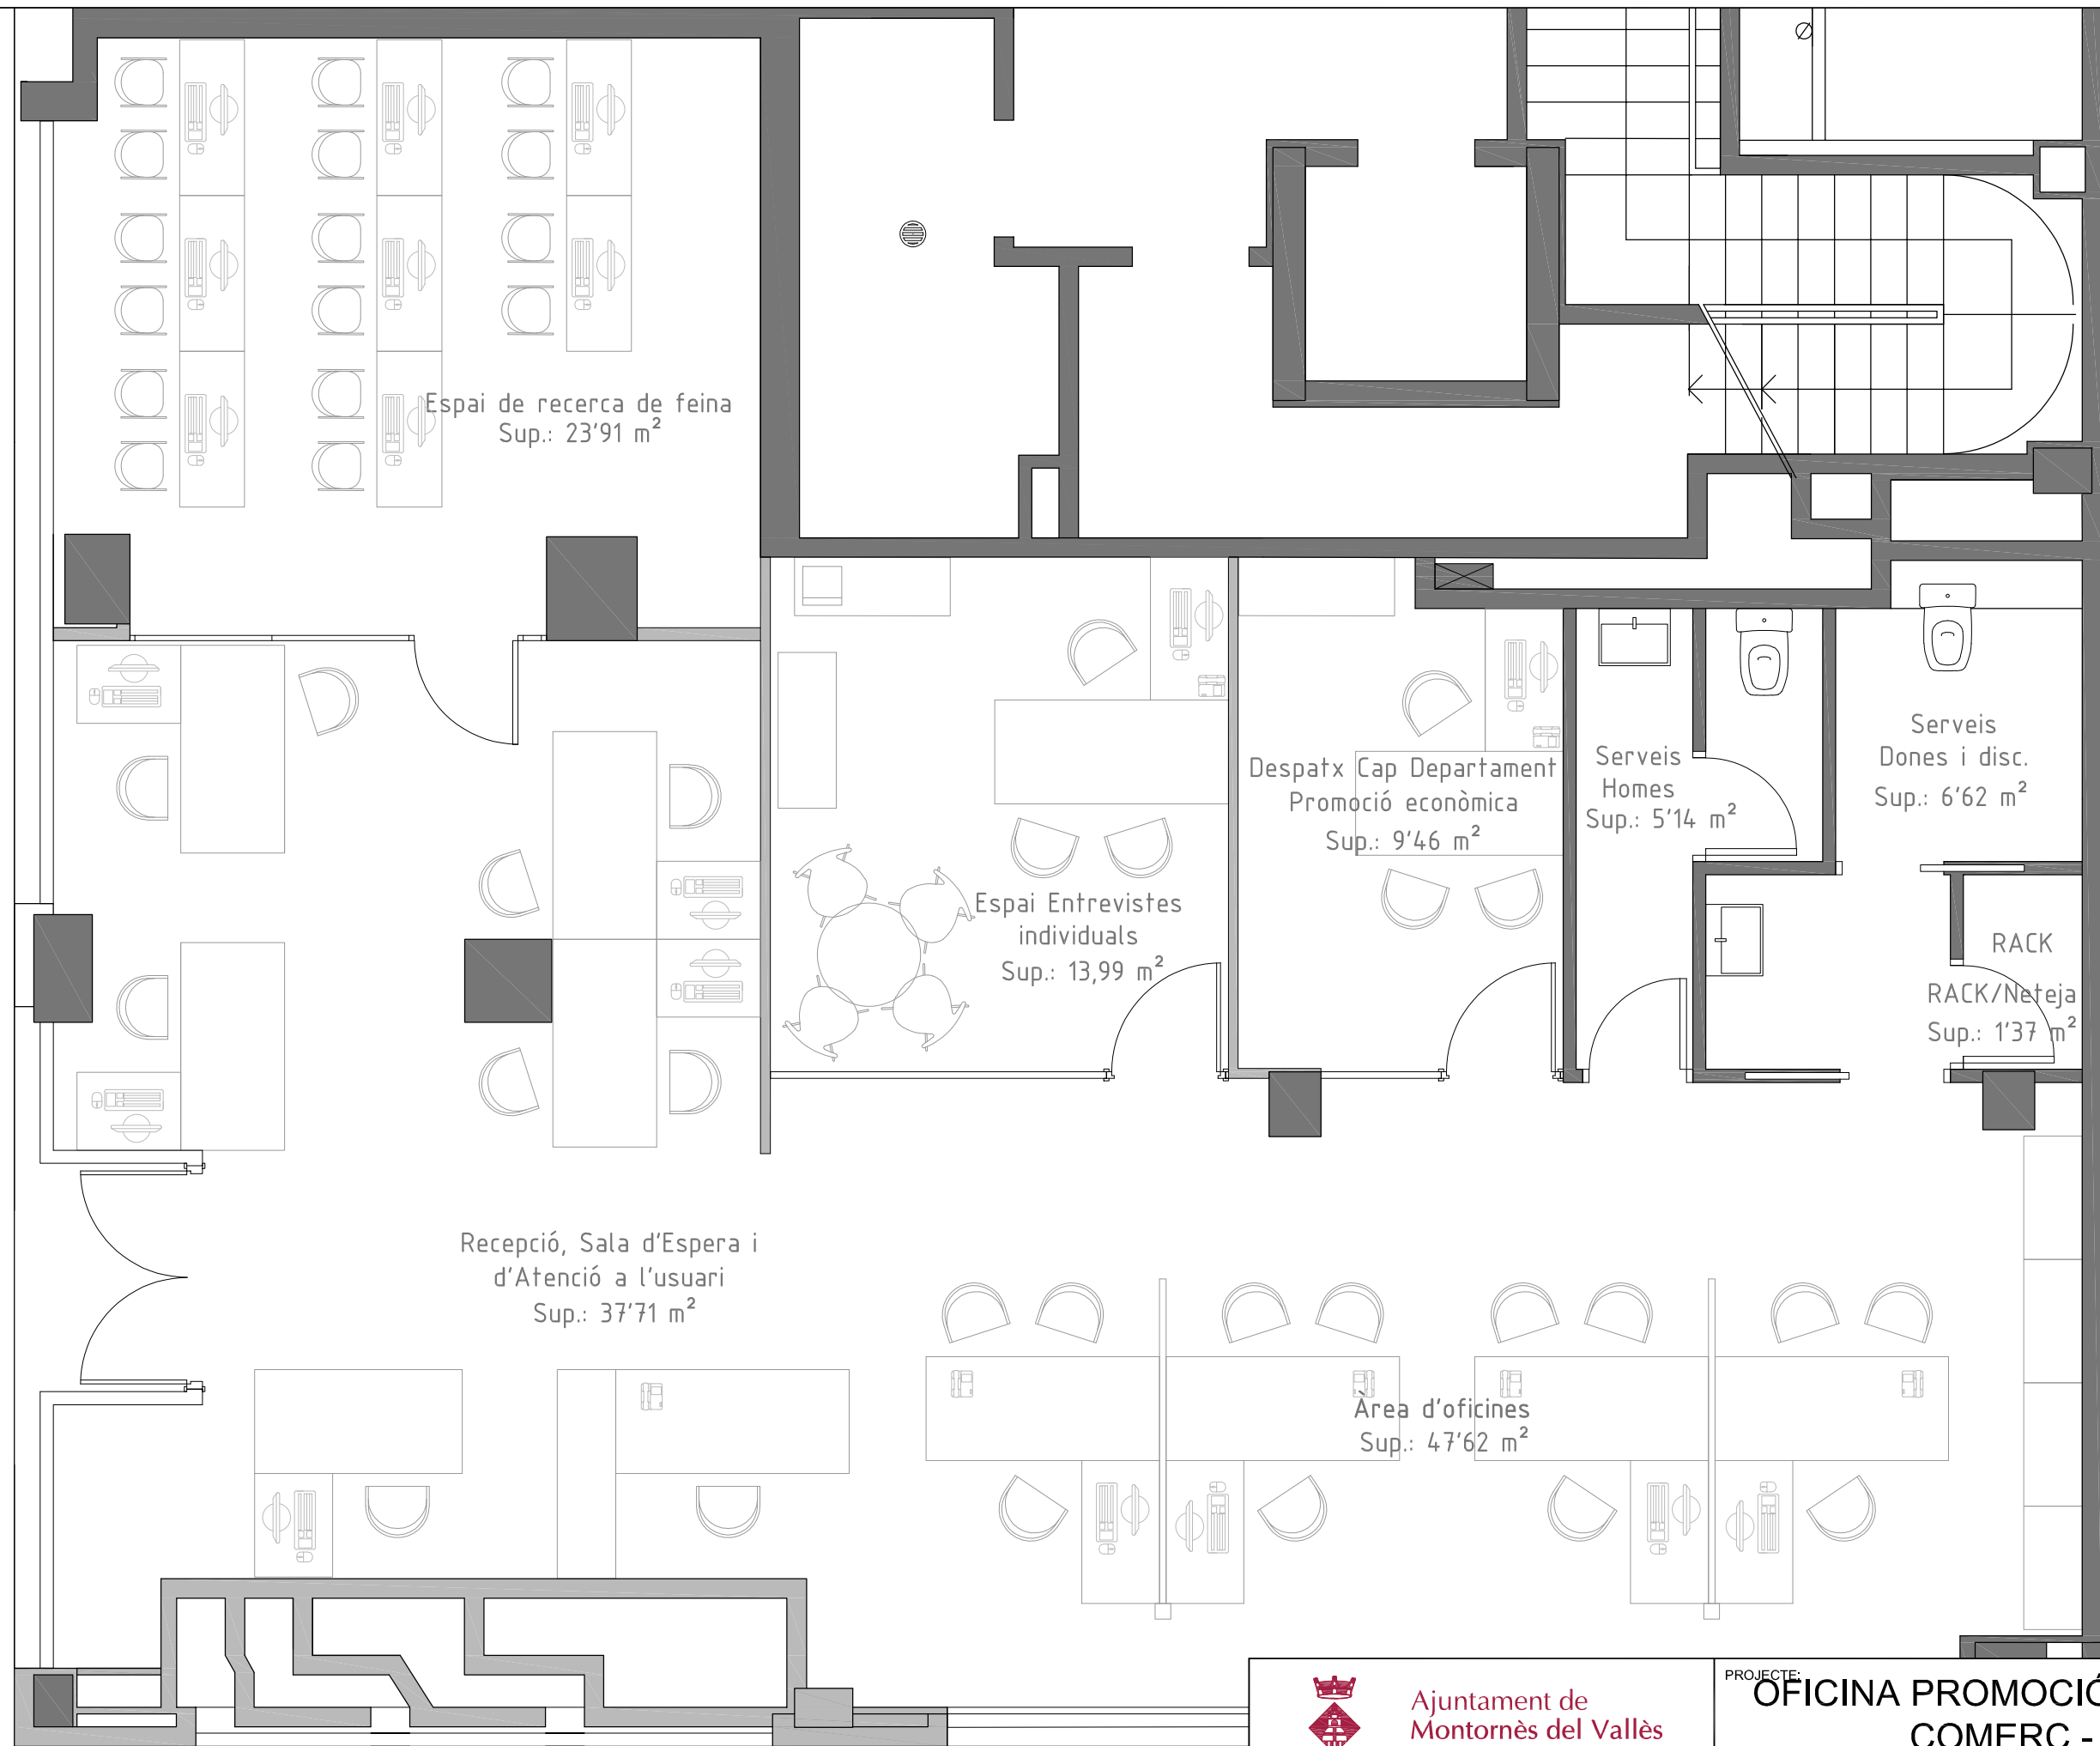


Ajuntament de
Montornès del Vallès

PROJECTE:

OFICINA PROMOCIÓ ECONÒMICA I
COMERÇ - OPEC

ESCALA: 1:50	DATA: JUNY 2019	EI TÈCNIC MUNICIPAL:	TÍTOL: PLANTA BAIXA	Núm: 39 Full: 1 de: 1
-----------------	--------------------	----------------------	------------------------	------------------------------------

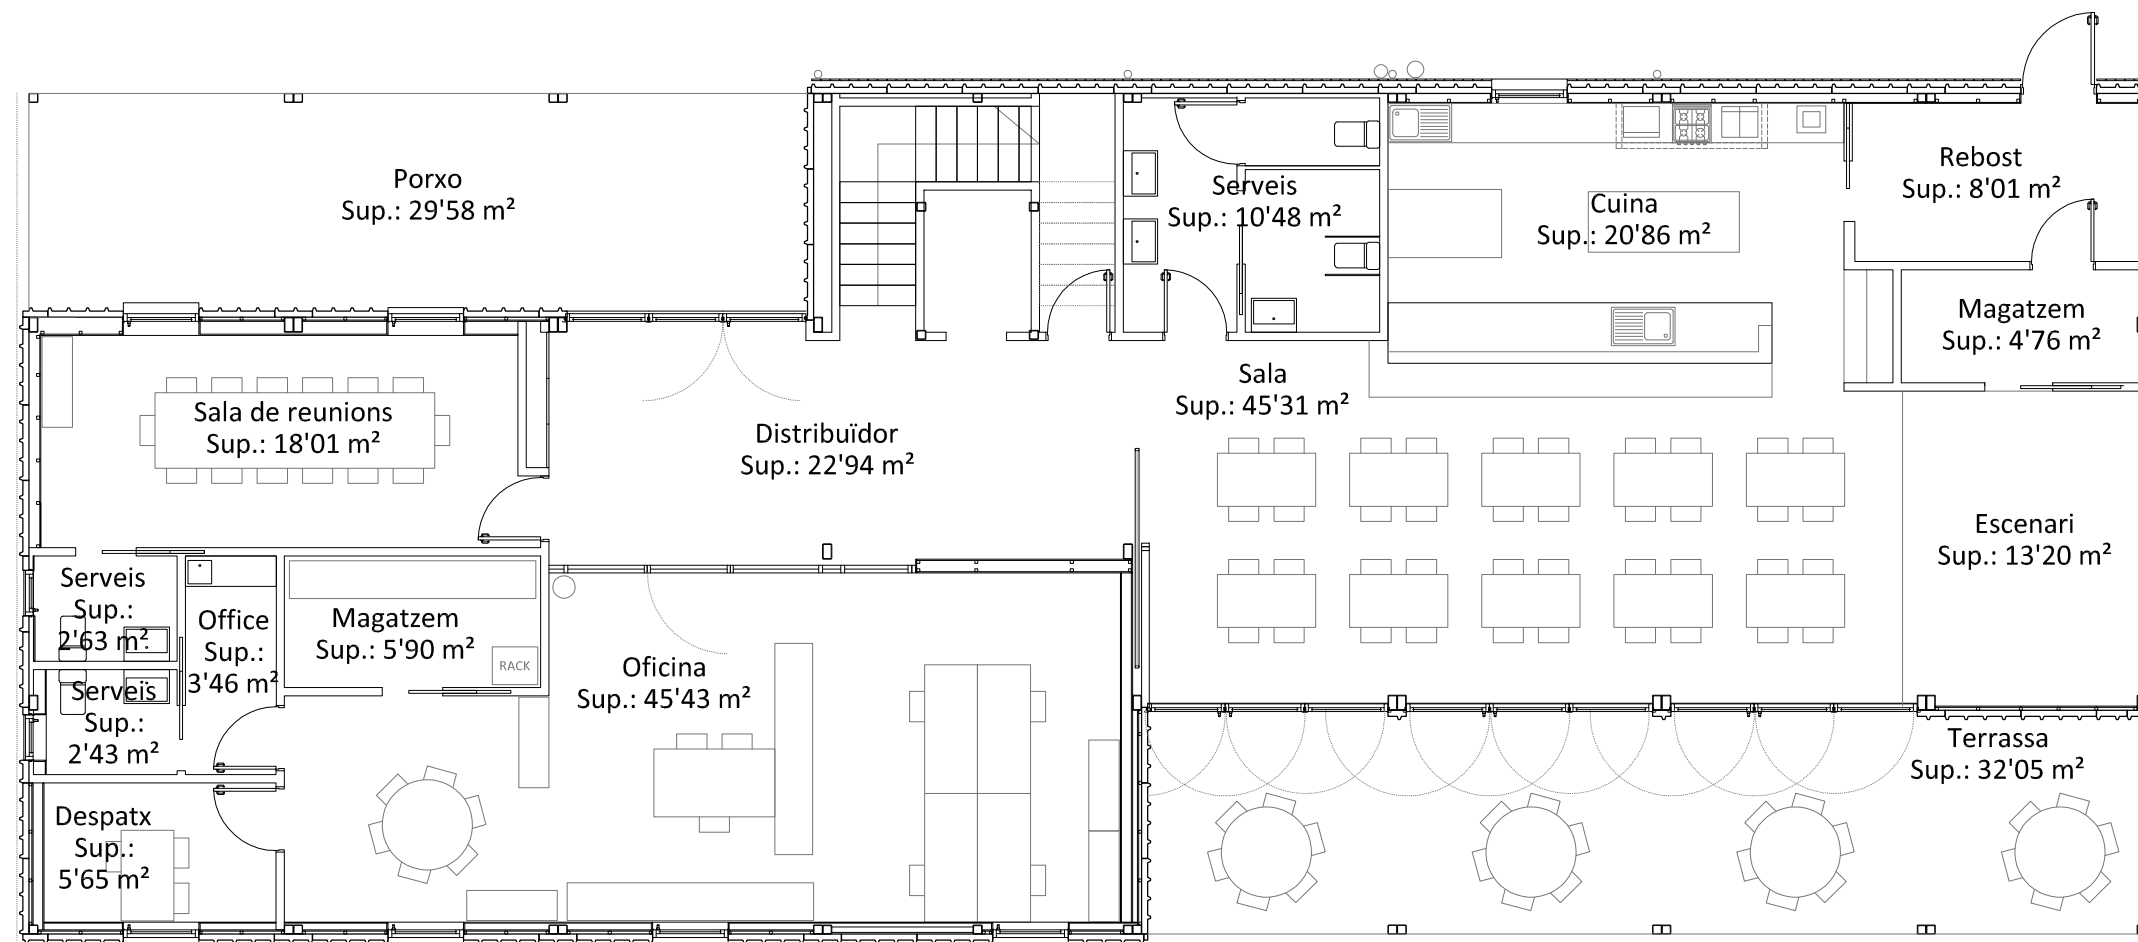

Ajuntament de
Montornès del Vallès

PROJECTE:

CENTRE JUVENIL SPUTNIK

ESCALA:
1:100

DATA:
OCTUBRE 2020

EI TÈCNIC MUNICIPAL:


TÍTOL:

PLANTA BAIXA

Núm:

40

Full: 1 de: 2

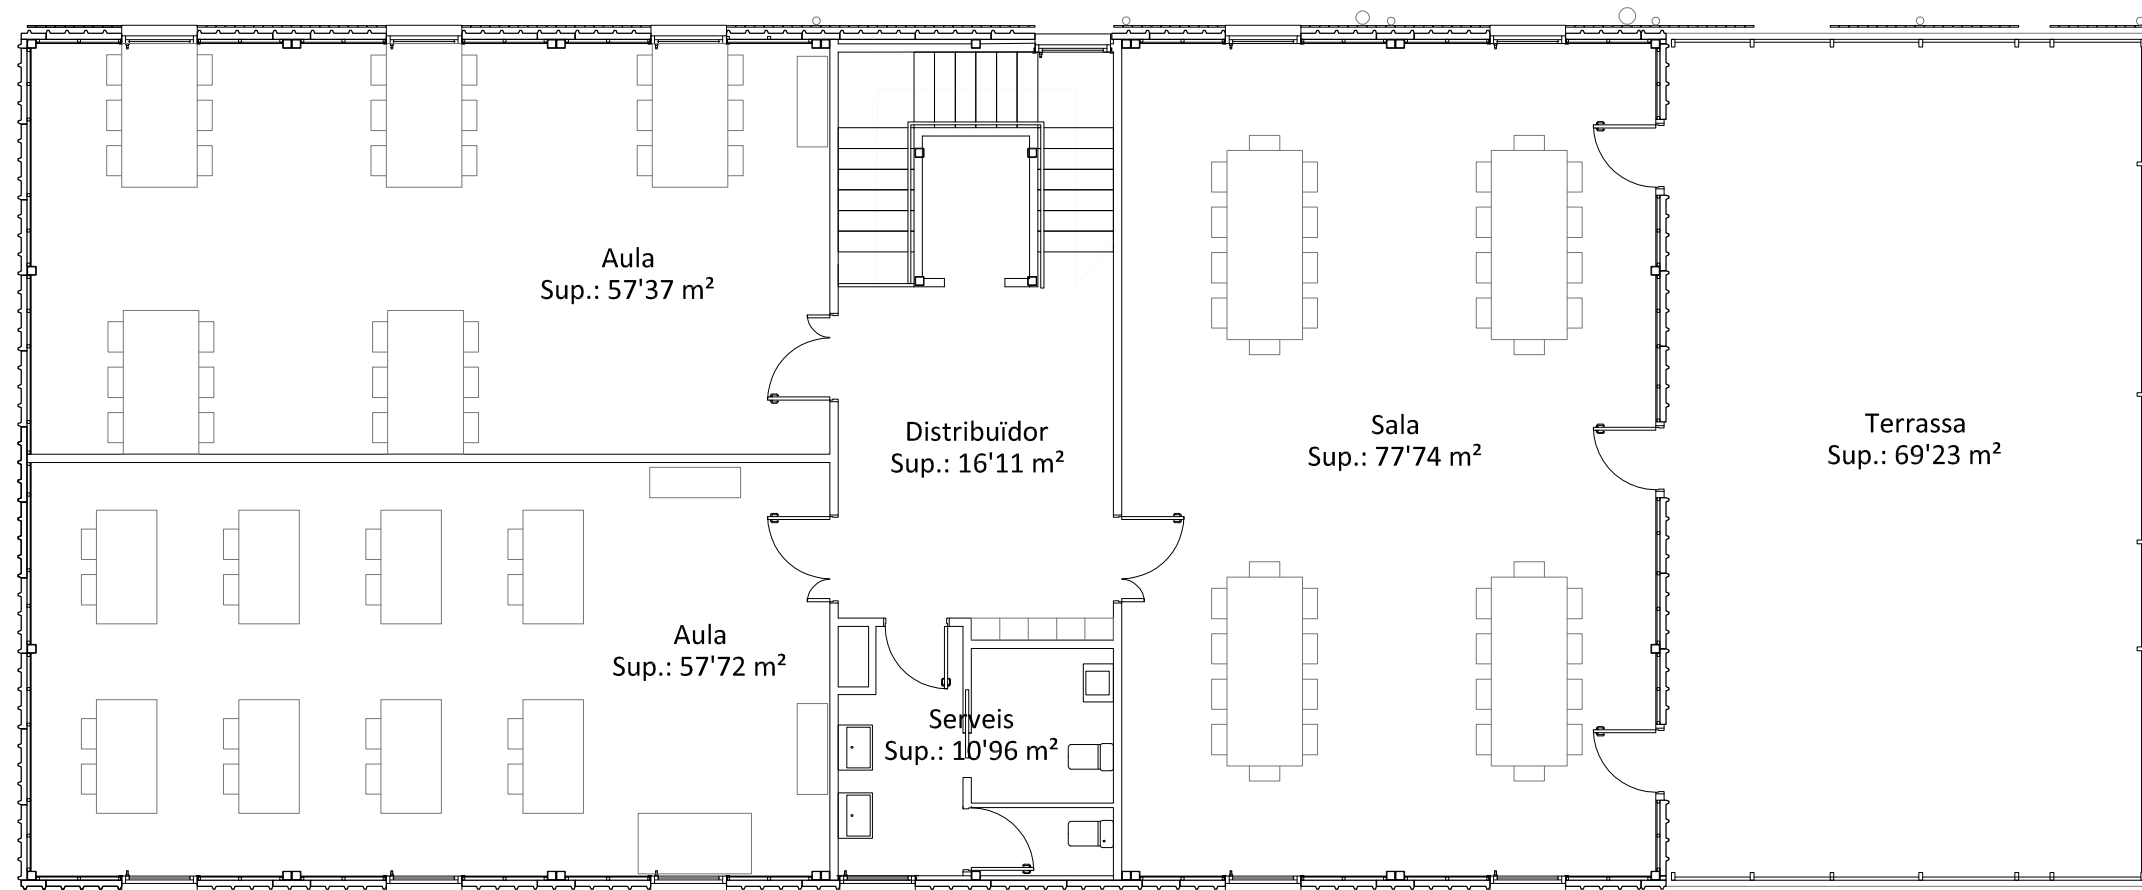

Ajuntament de
Montornès del Vallès

PROJECTE:

CENTRE JUVENIL SPUTNIK

ESCALA:
1:100

DATA:
OCTUBRE 2020

EI TÈCNIC MUNICIPAL:


TÍTOL:

PLANTA PIS

Núm:

40

Full: 2 de: 2

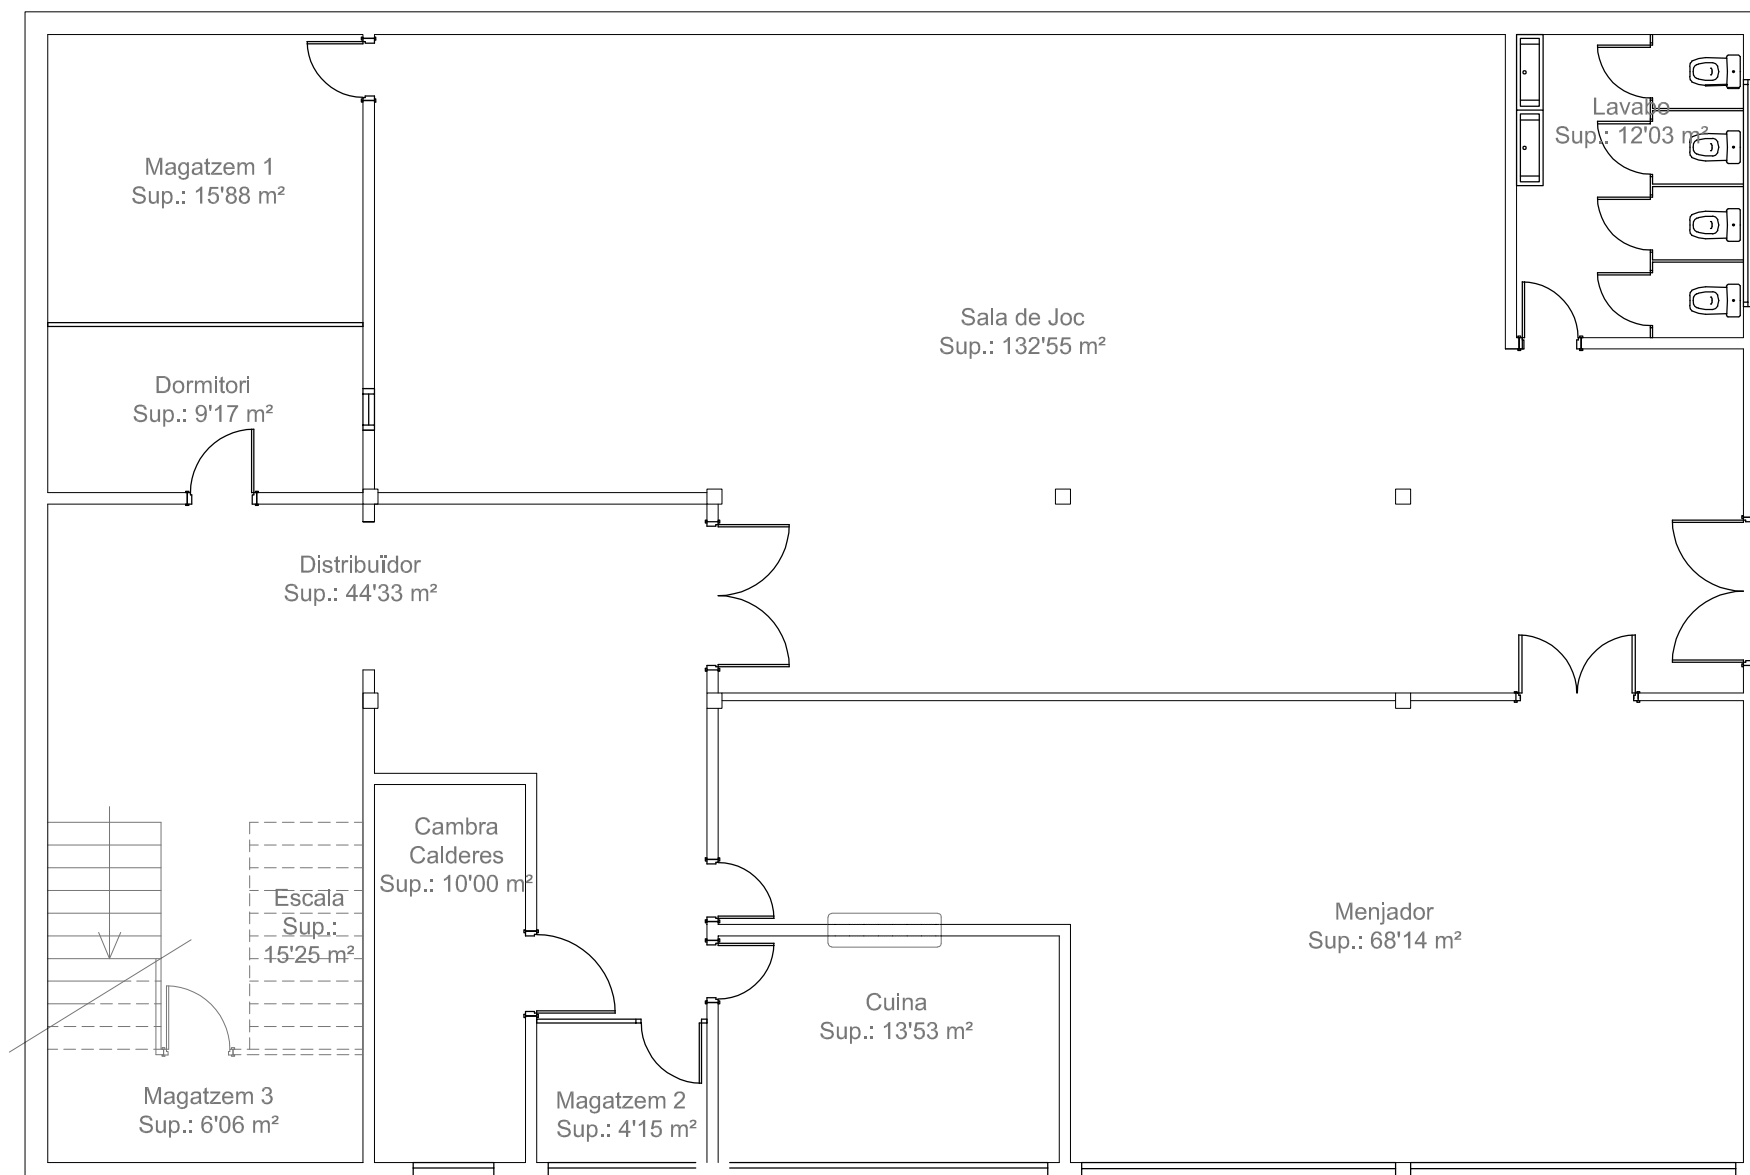

Ajuntament de
Montornès del Vallès

PROJECTE:

OAC - PROVISIONAL
OFICINES ATENCIÓ CIUTADANIA

ESCALA:
1:100


DATA:
ABRIL 2020

EI TÈCNIC MUNICIPAL:

TÍTOL:

PLANTA SOTERRANI

Núm:
41
Full: 1 de: 3

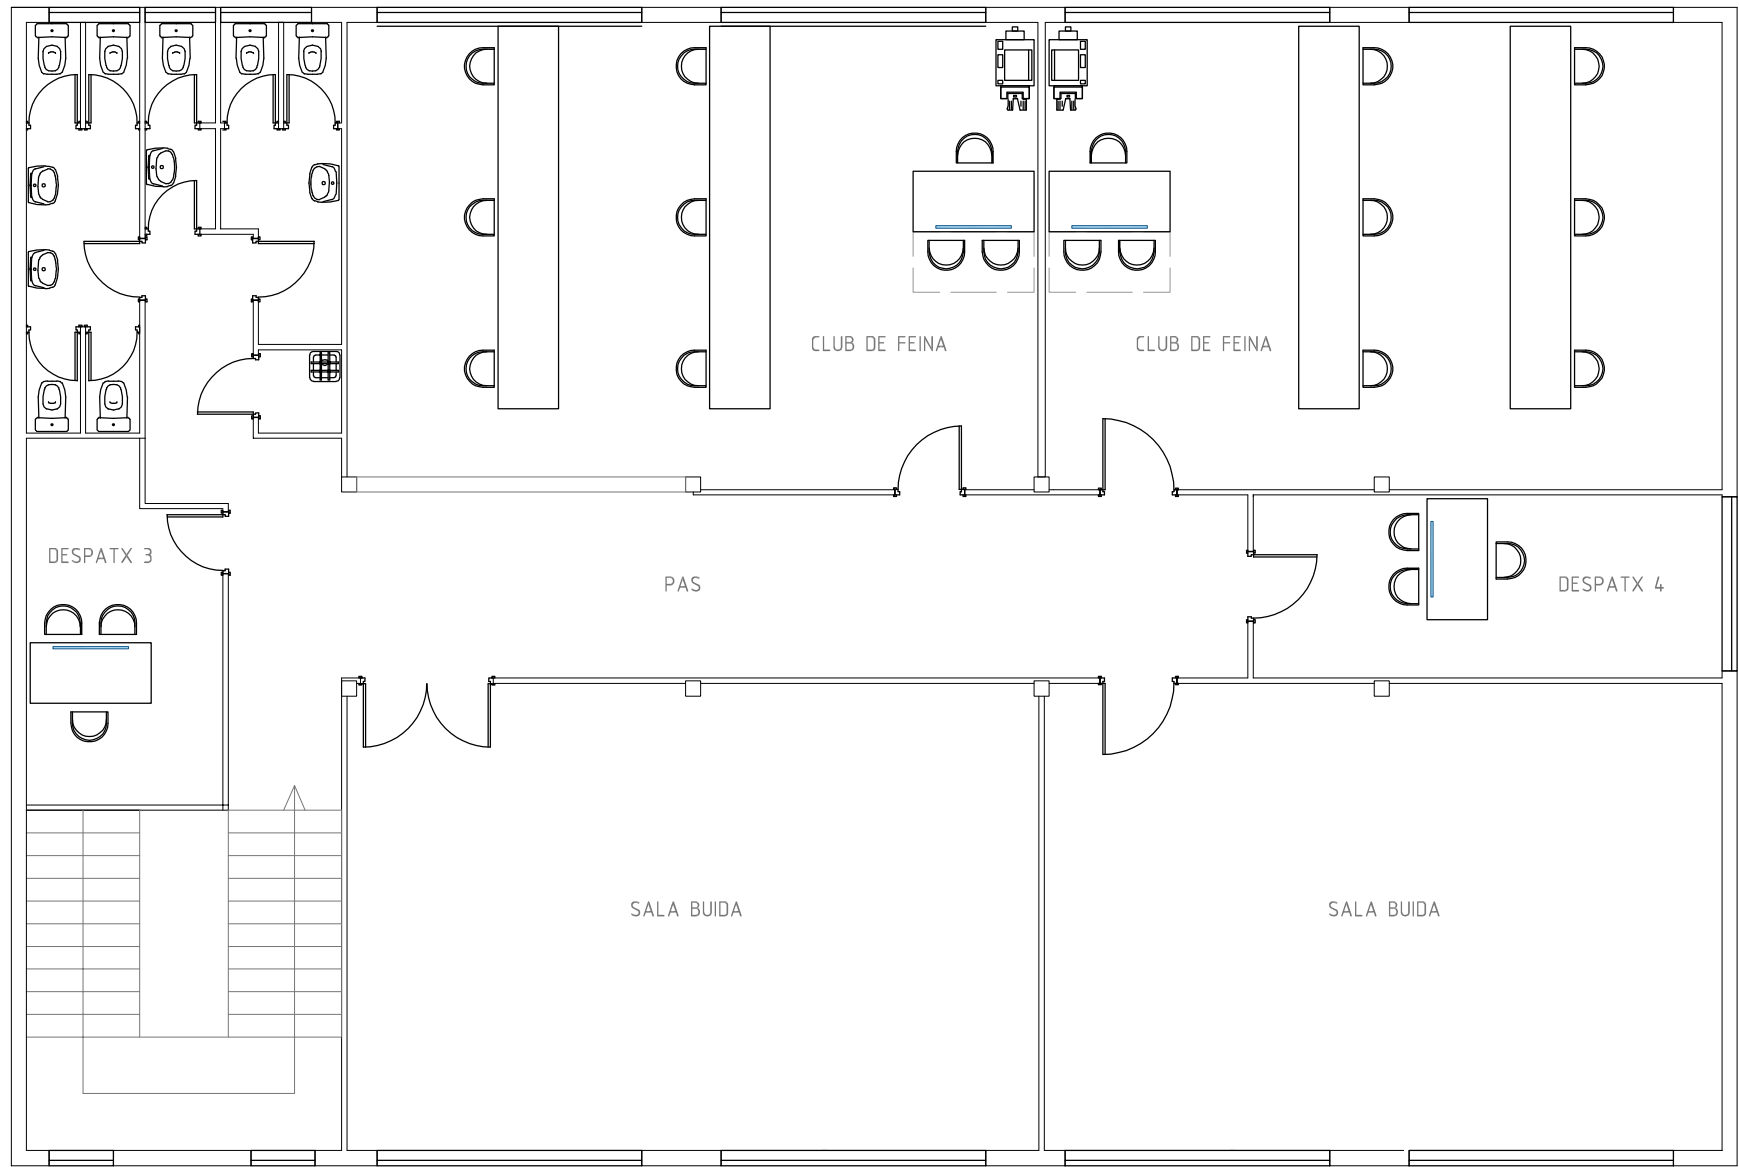

Mampara de sobre-taula
1'00m amplada x 0'80m d'alçada



Ajuntament de
Montornès del Vallès

PROJECTE:

OFICINES ATENCIÓ CIUTADANIA

ESCALA:
1:100

DATA:
MAIG 2020

EI TÈCNIC MUNICIPAL:

TÍTOL:

PLANTA PRIMERA

Núm:
41
Full: 1 de: 1