



ENERO

arquitectura
ingeniería
consultoría

Hospital Santa Creu i Sant Pau
Reforma de l'àrea d'ús administratiu del pavelló de Sant Antoni.

Projecte d'execució

Hospital Santa Creu i Sant Pau


Carrer de Sant Quintí 89. 08041. Barcelona

Reforma de l'àrea d'ús administratiu
del pavelló de Sant Antoni.

5. PLÀNOLS D'INSTAL·LACIONS

Agost 2023



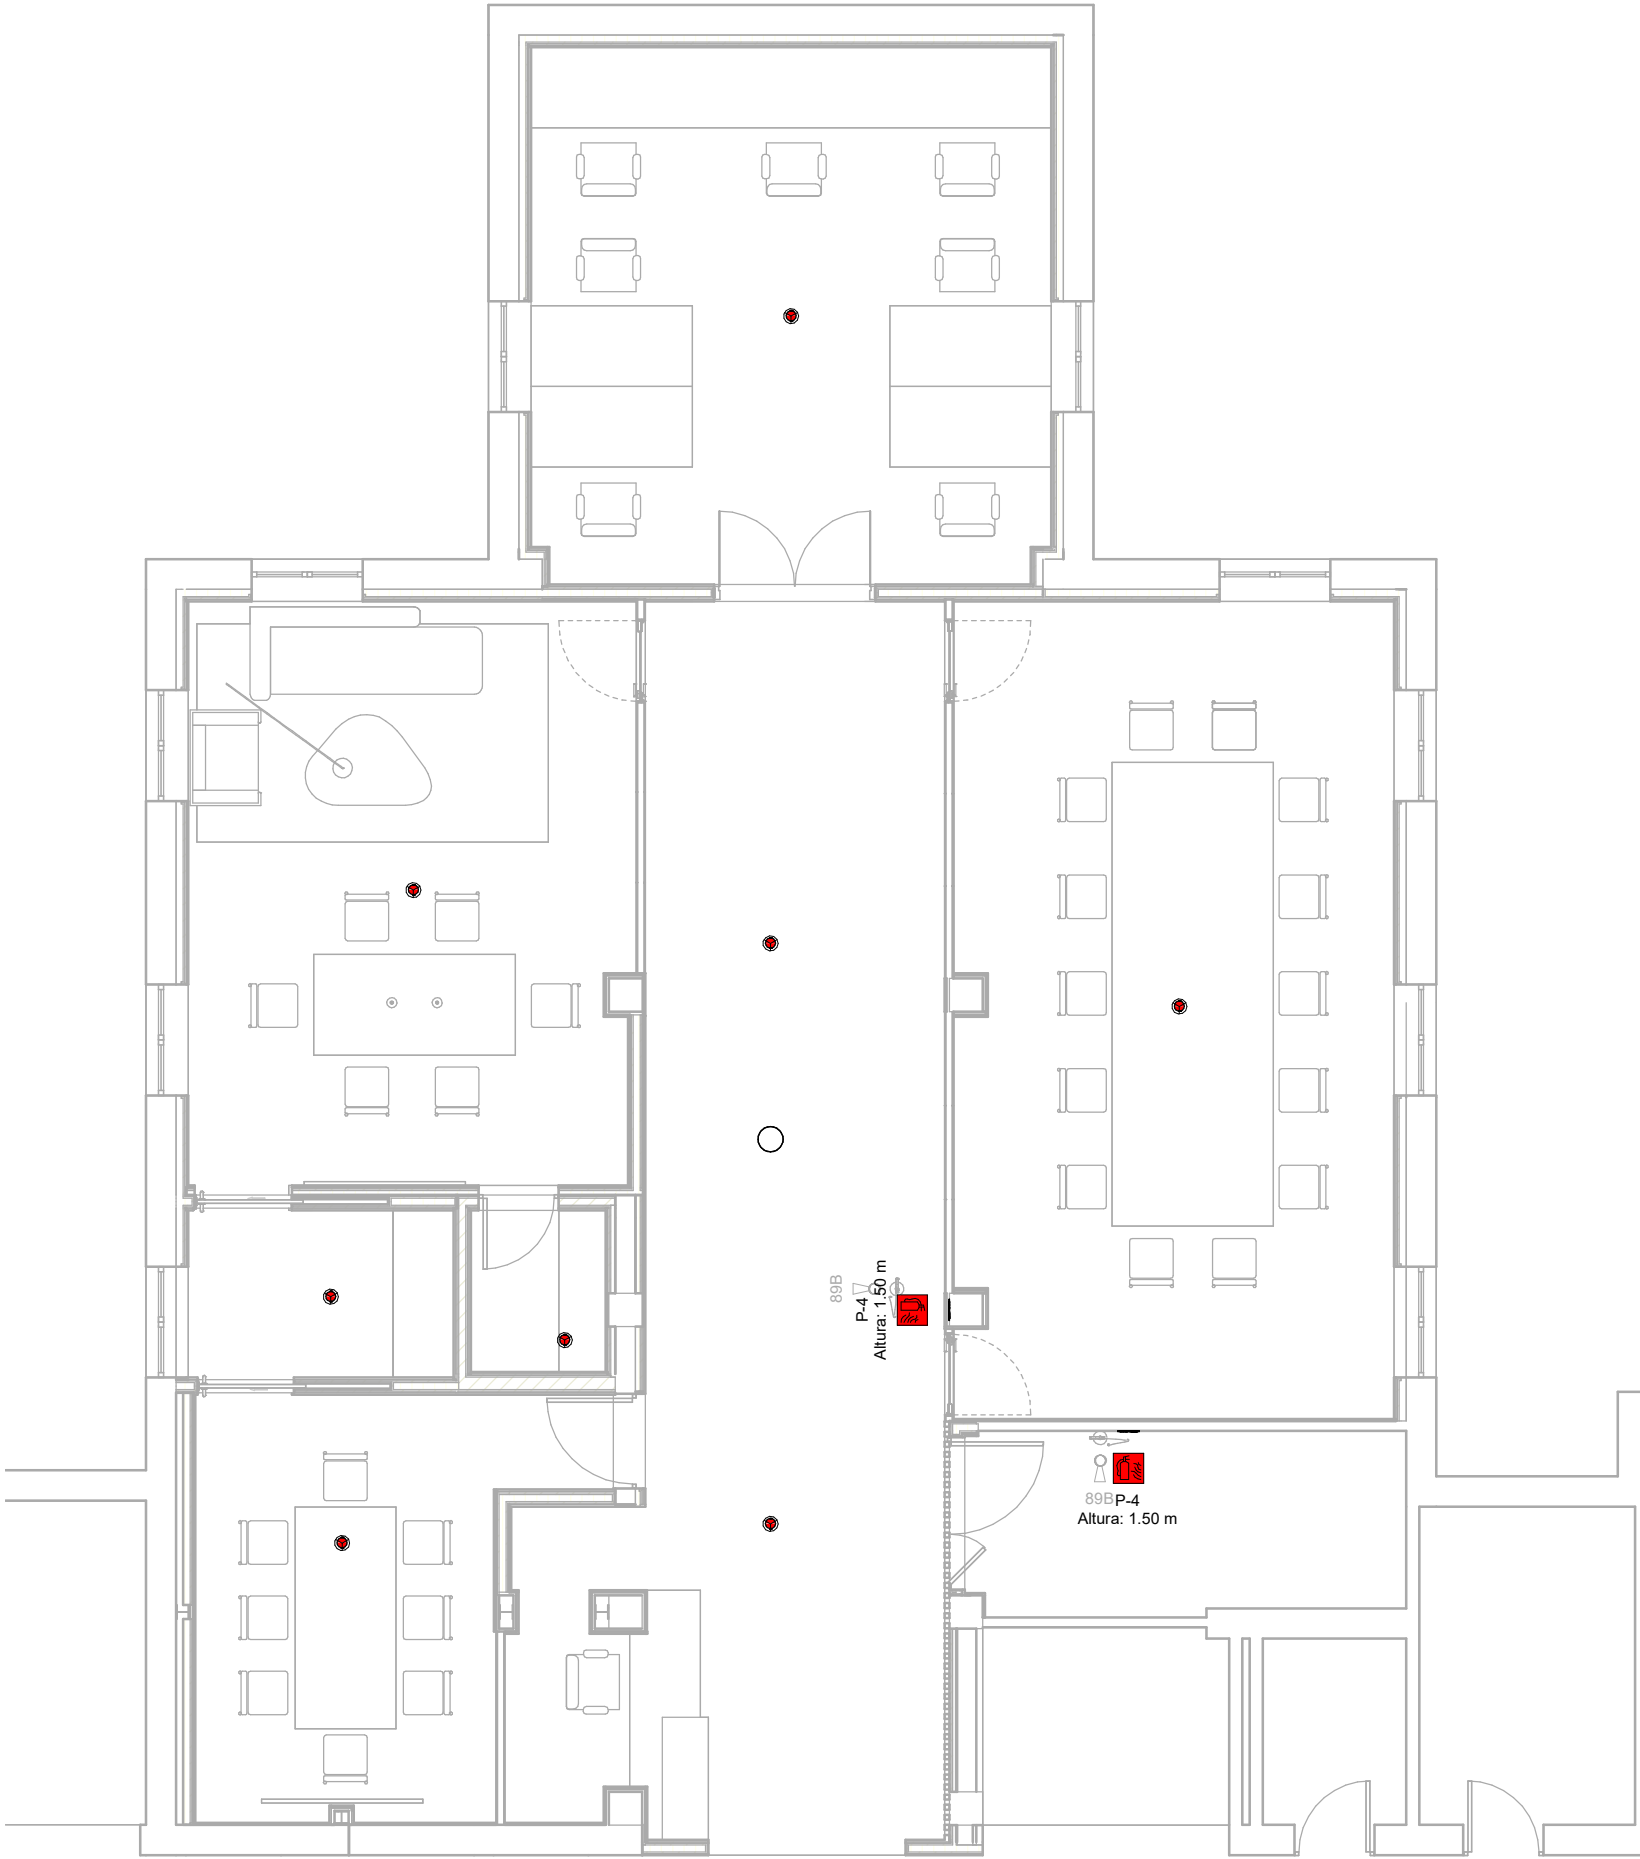

Llegenda: CONTRA INCENDIOS

-  Detector óptico de humo
-  Extintor CO2 5kg

NOTA:
- Conectar lazo en pasillo

Propietat:




Projecte d'execució reforma de l'àrea de gerència

Plànol: PROTECCIÓN CONTRA INCENDIOS

Escala: 1/75

Format: A3

Núm. de plànol: I-01

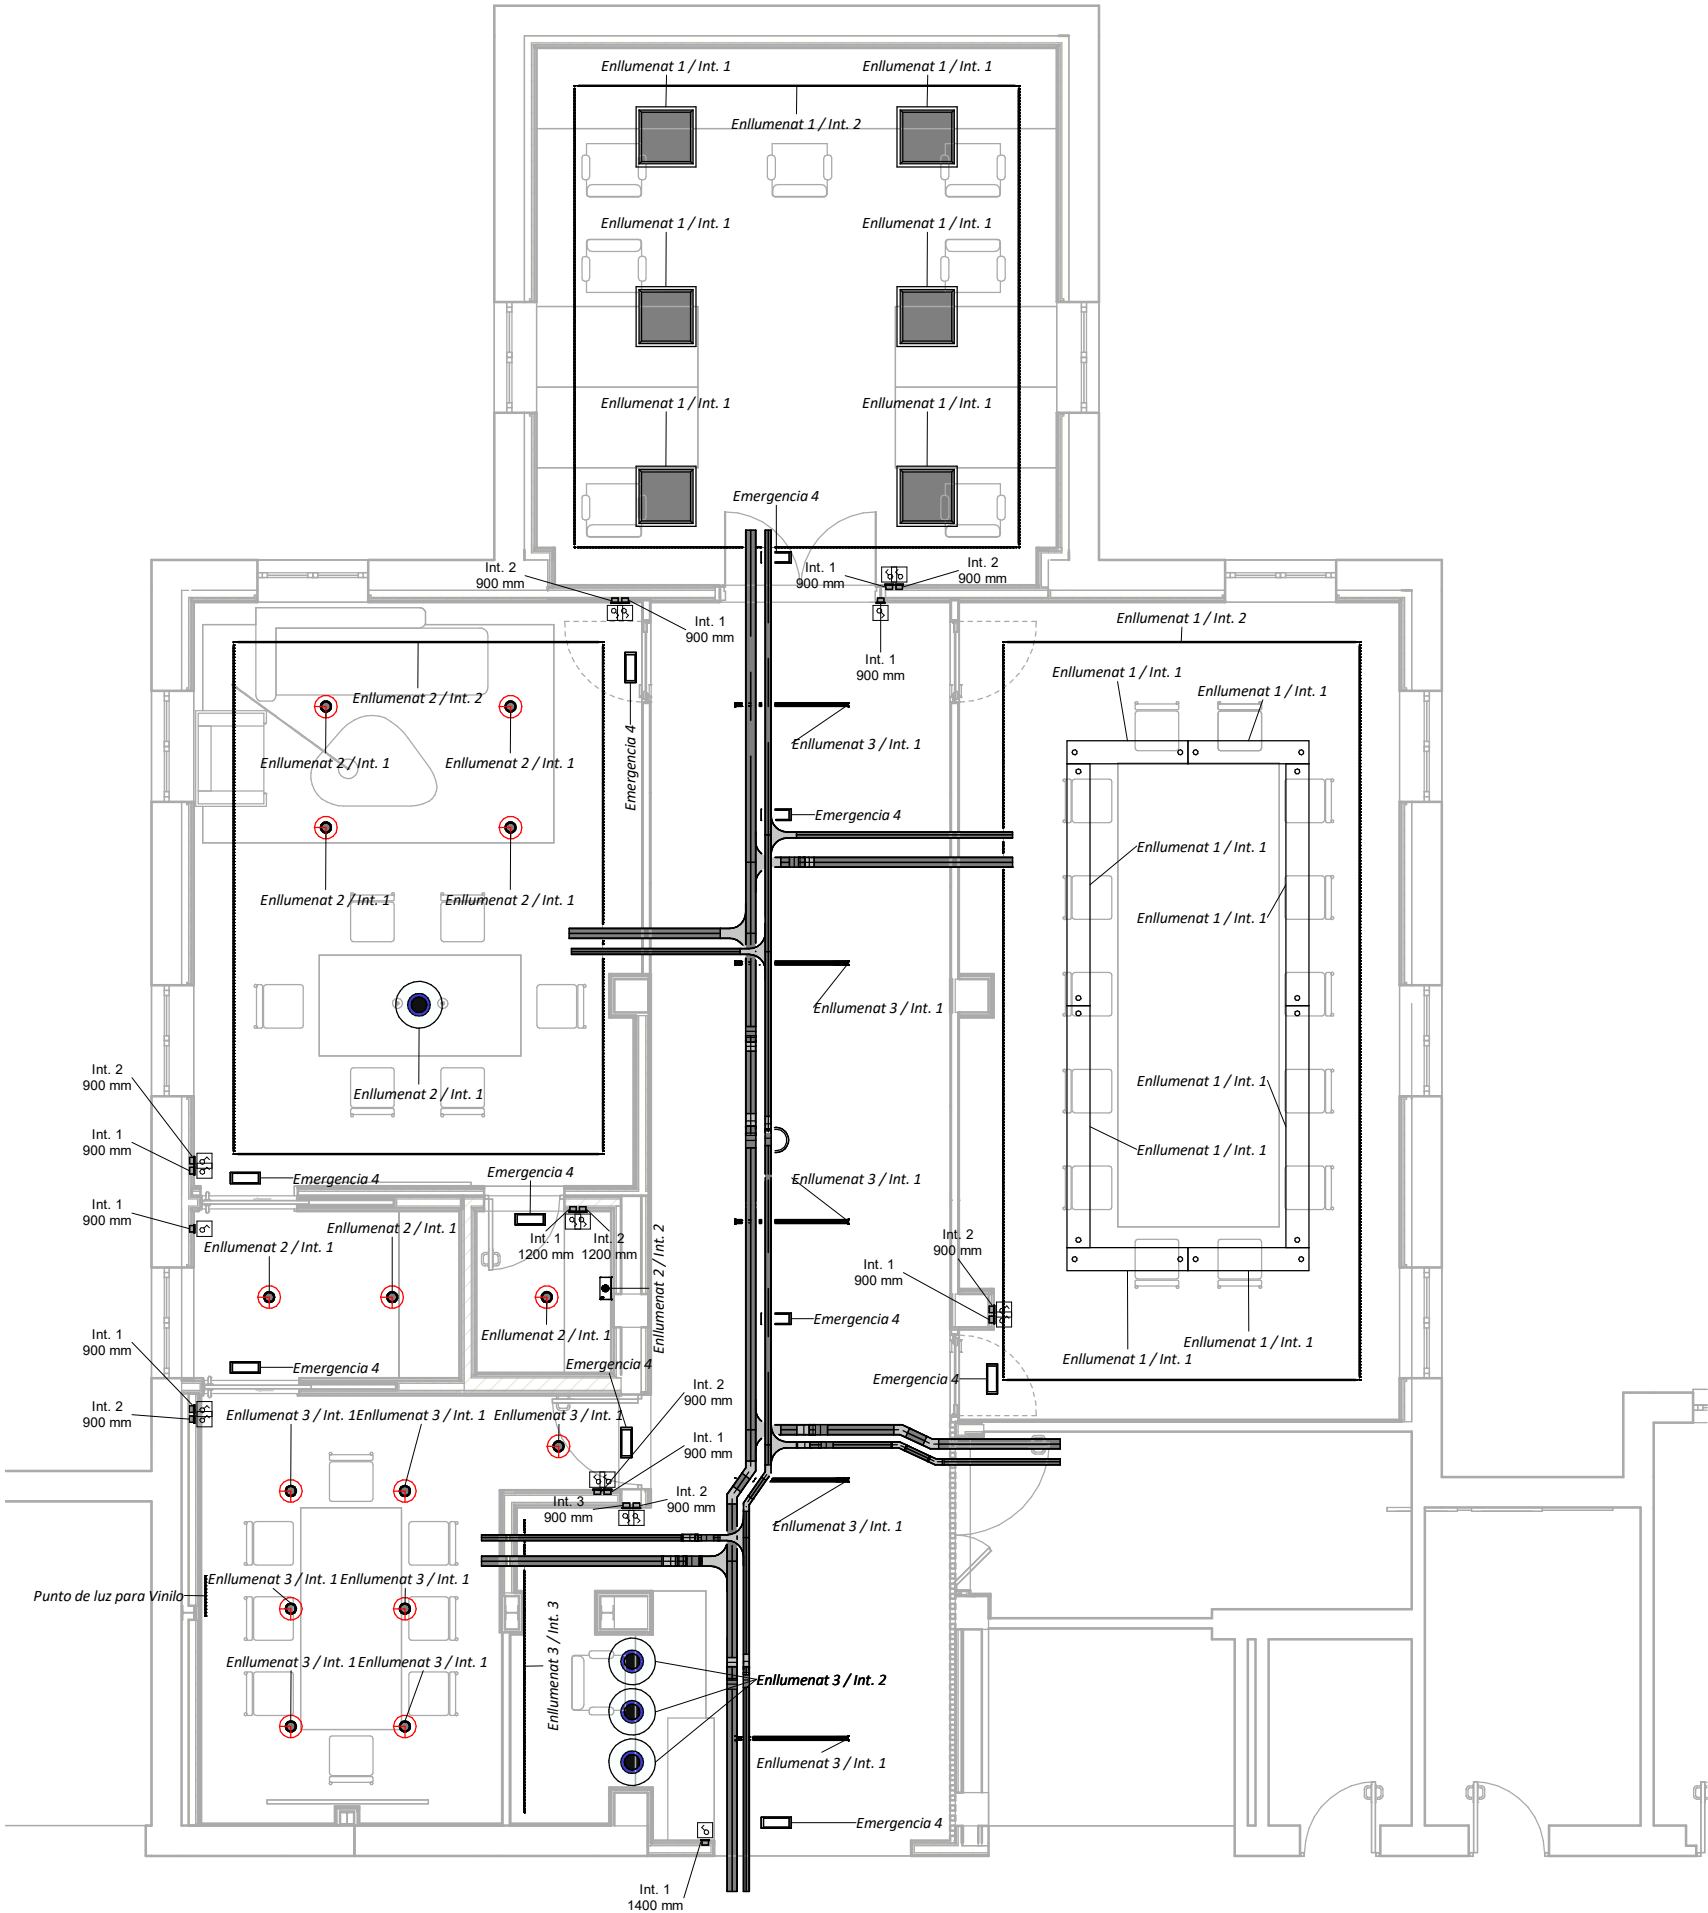

Llegenda: ILUMINACIÓN

- 

Pantalla LED 60x60mm
- 

Luz Emergencia
- 

Punto de luz para lampara
- 

Interruptor conmutador
- 

Tira LED
- 

Bandeja de cables fuerza 100x35mm
- 

Punto de luz
- 

Bandeja de cables datos 60x35mm
- 

Luz lineal Colgante

Propietat:




Projecte d'execució reforma de l'àrea de gerència

Plànol: ILUMINACIÓN

Escala: 1/75

Format: A3

Núm. de plànol: I-02

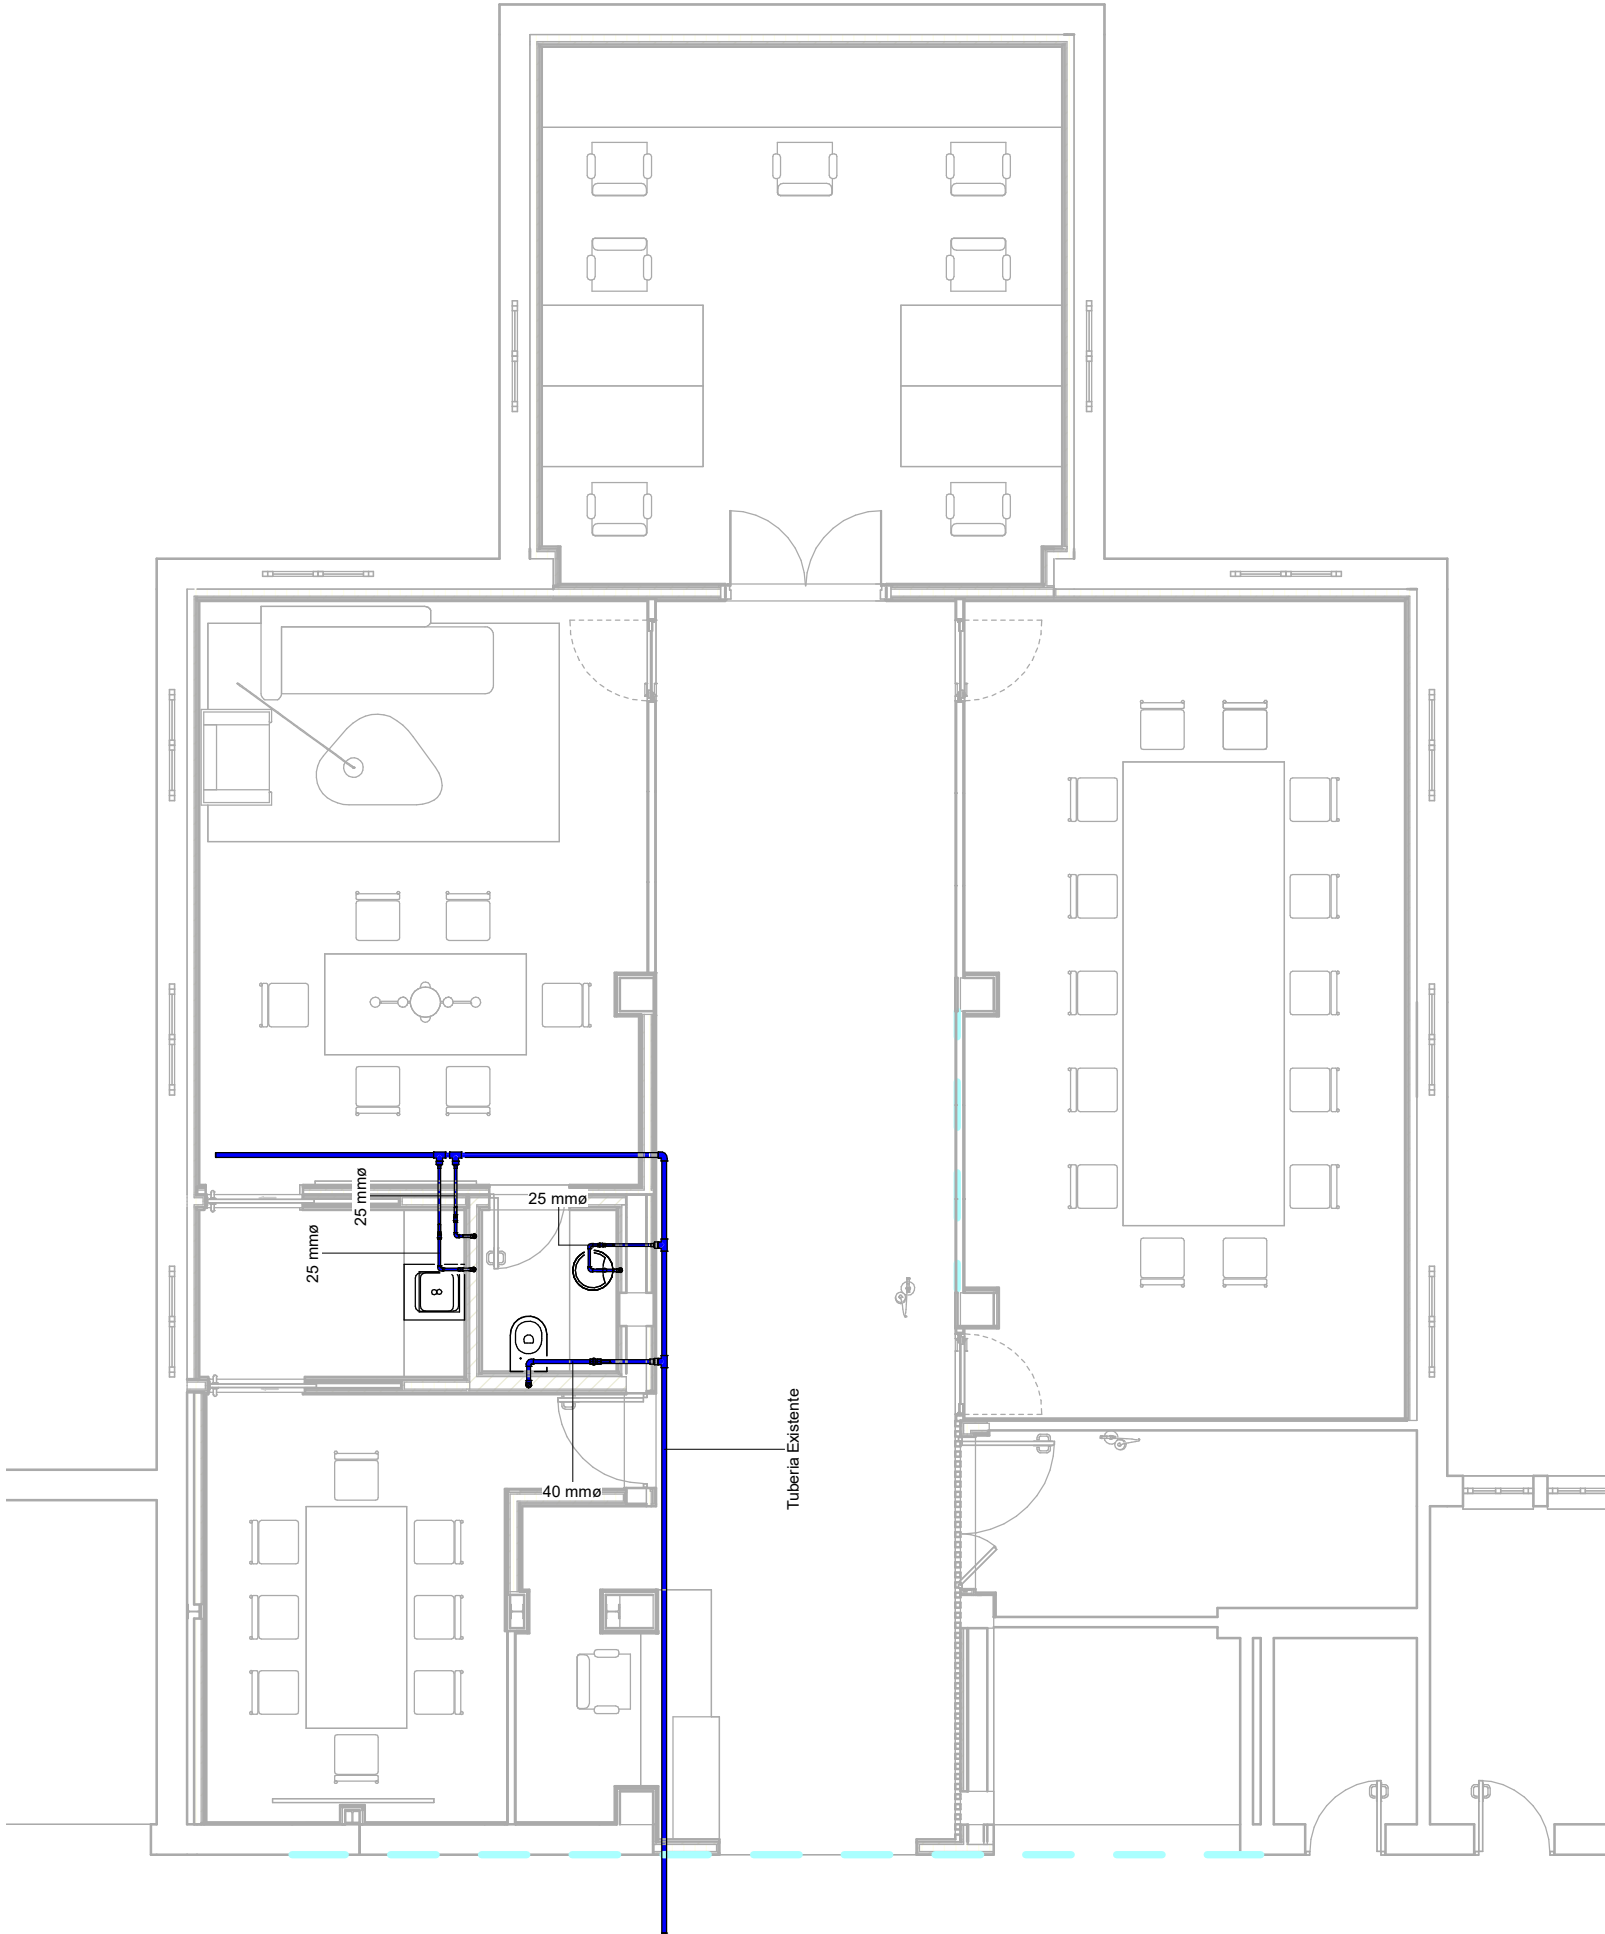

Llegenda: FONTANERIA



Tubería AFCH de PP-R



Llave de corte local húmedo

Propietat:




Projecte d'execució reforma de l'àrea de gerència

Plànol: FONTANERÍA

Escala: 1/75

Format: A3

Núm. de plànol: I-03

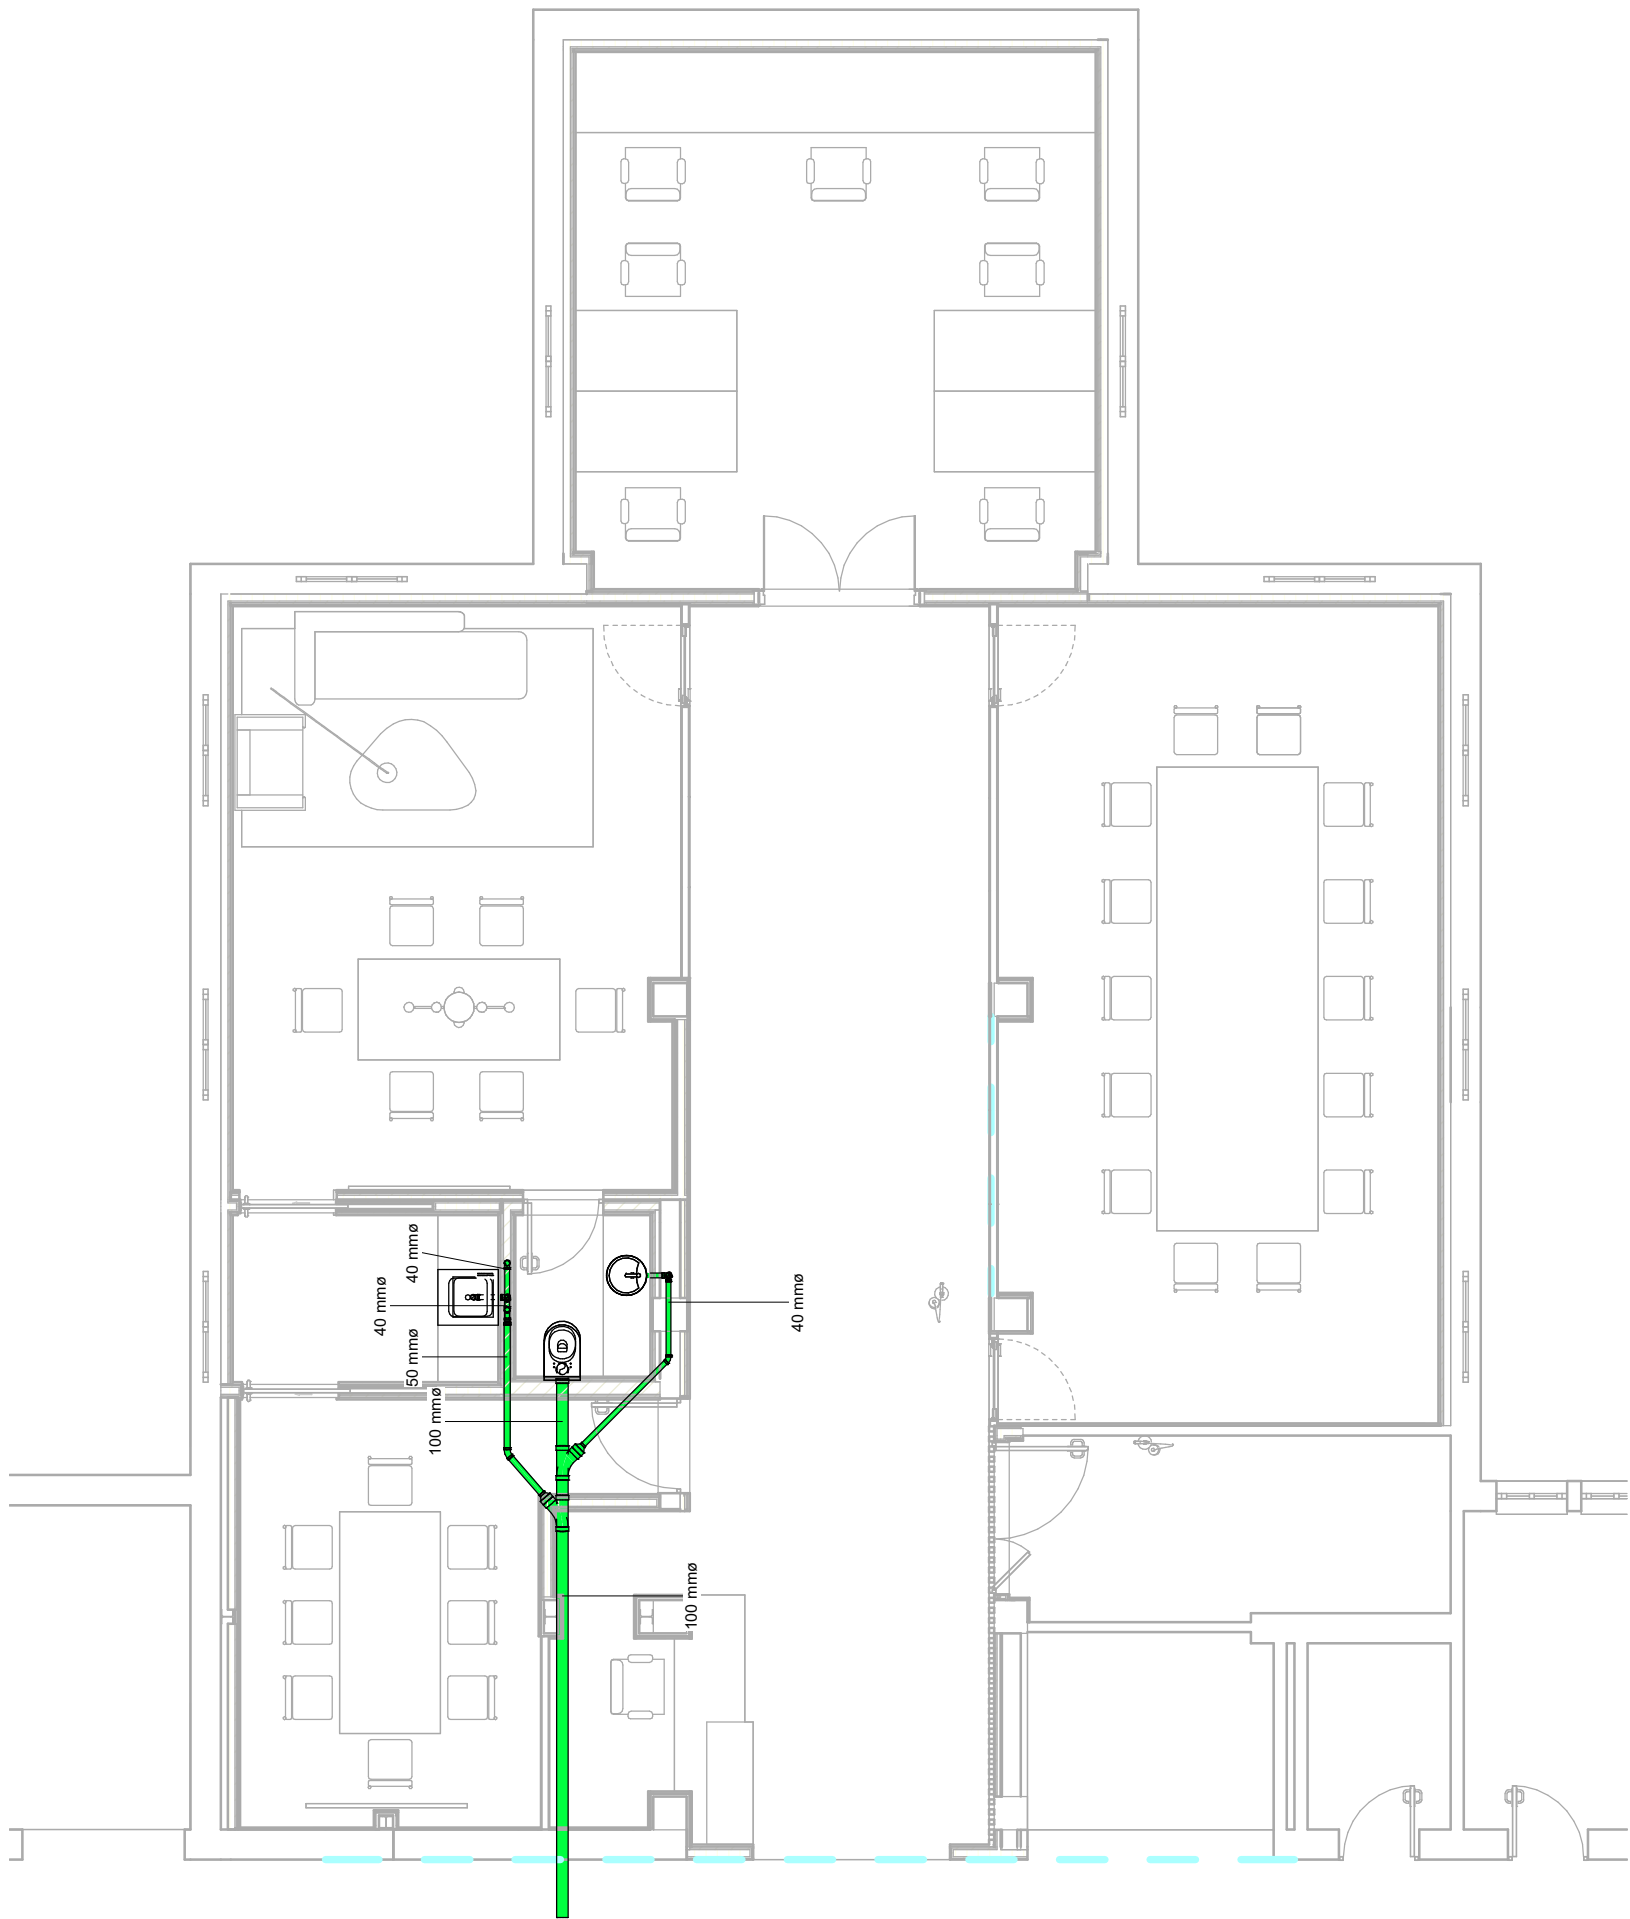

Llegenda: SANEAMIENTO



Tuberia Saneamiento de PVC

Propietat:




Projecte d'execució reforma de l'àrea de gerència

Plànol: SANEAMIENTO

Escala: 1/75

Format: A3

Núm. de plànol: I-04

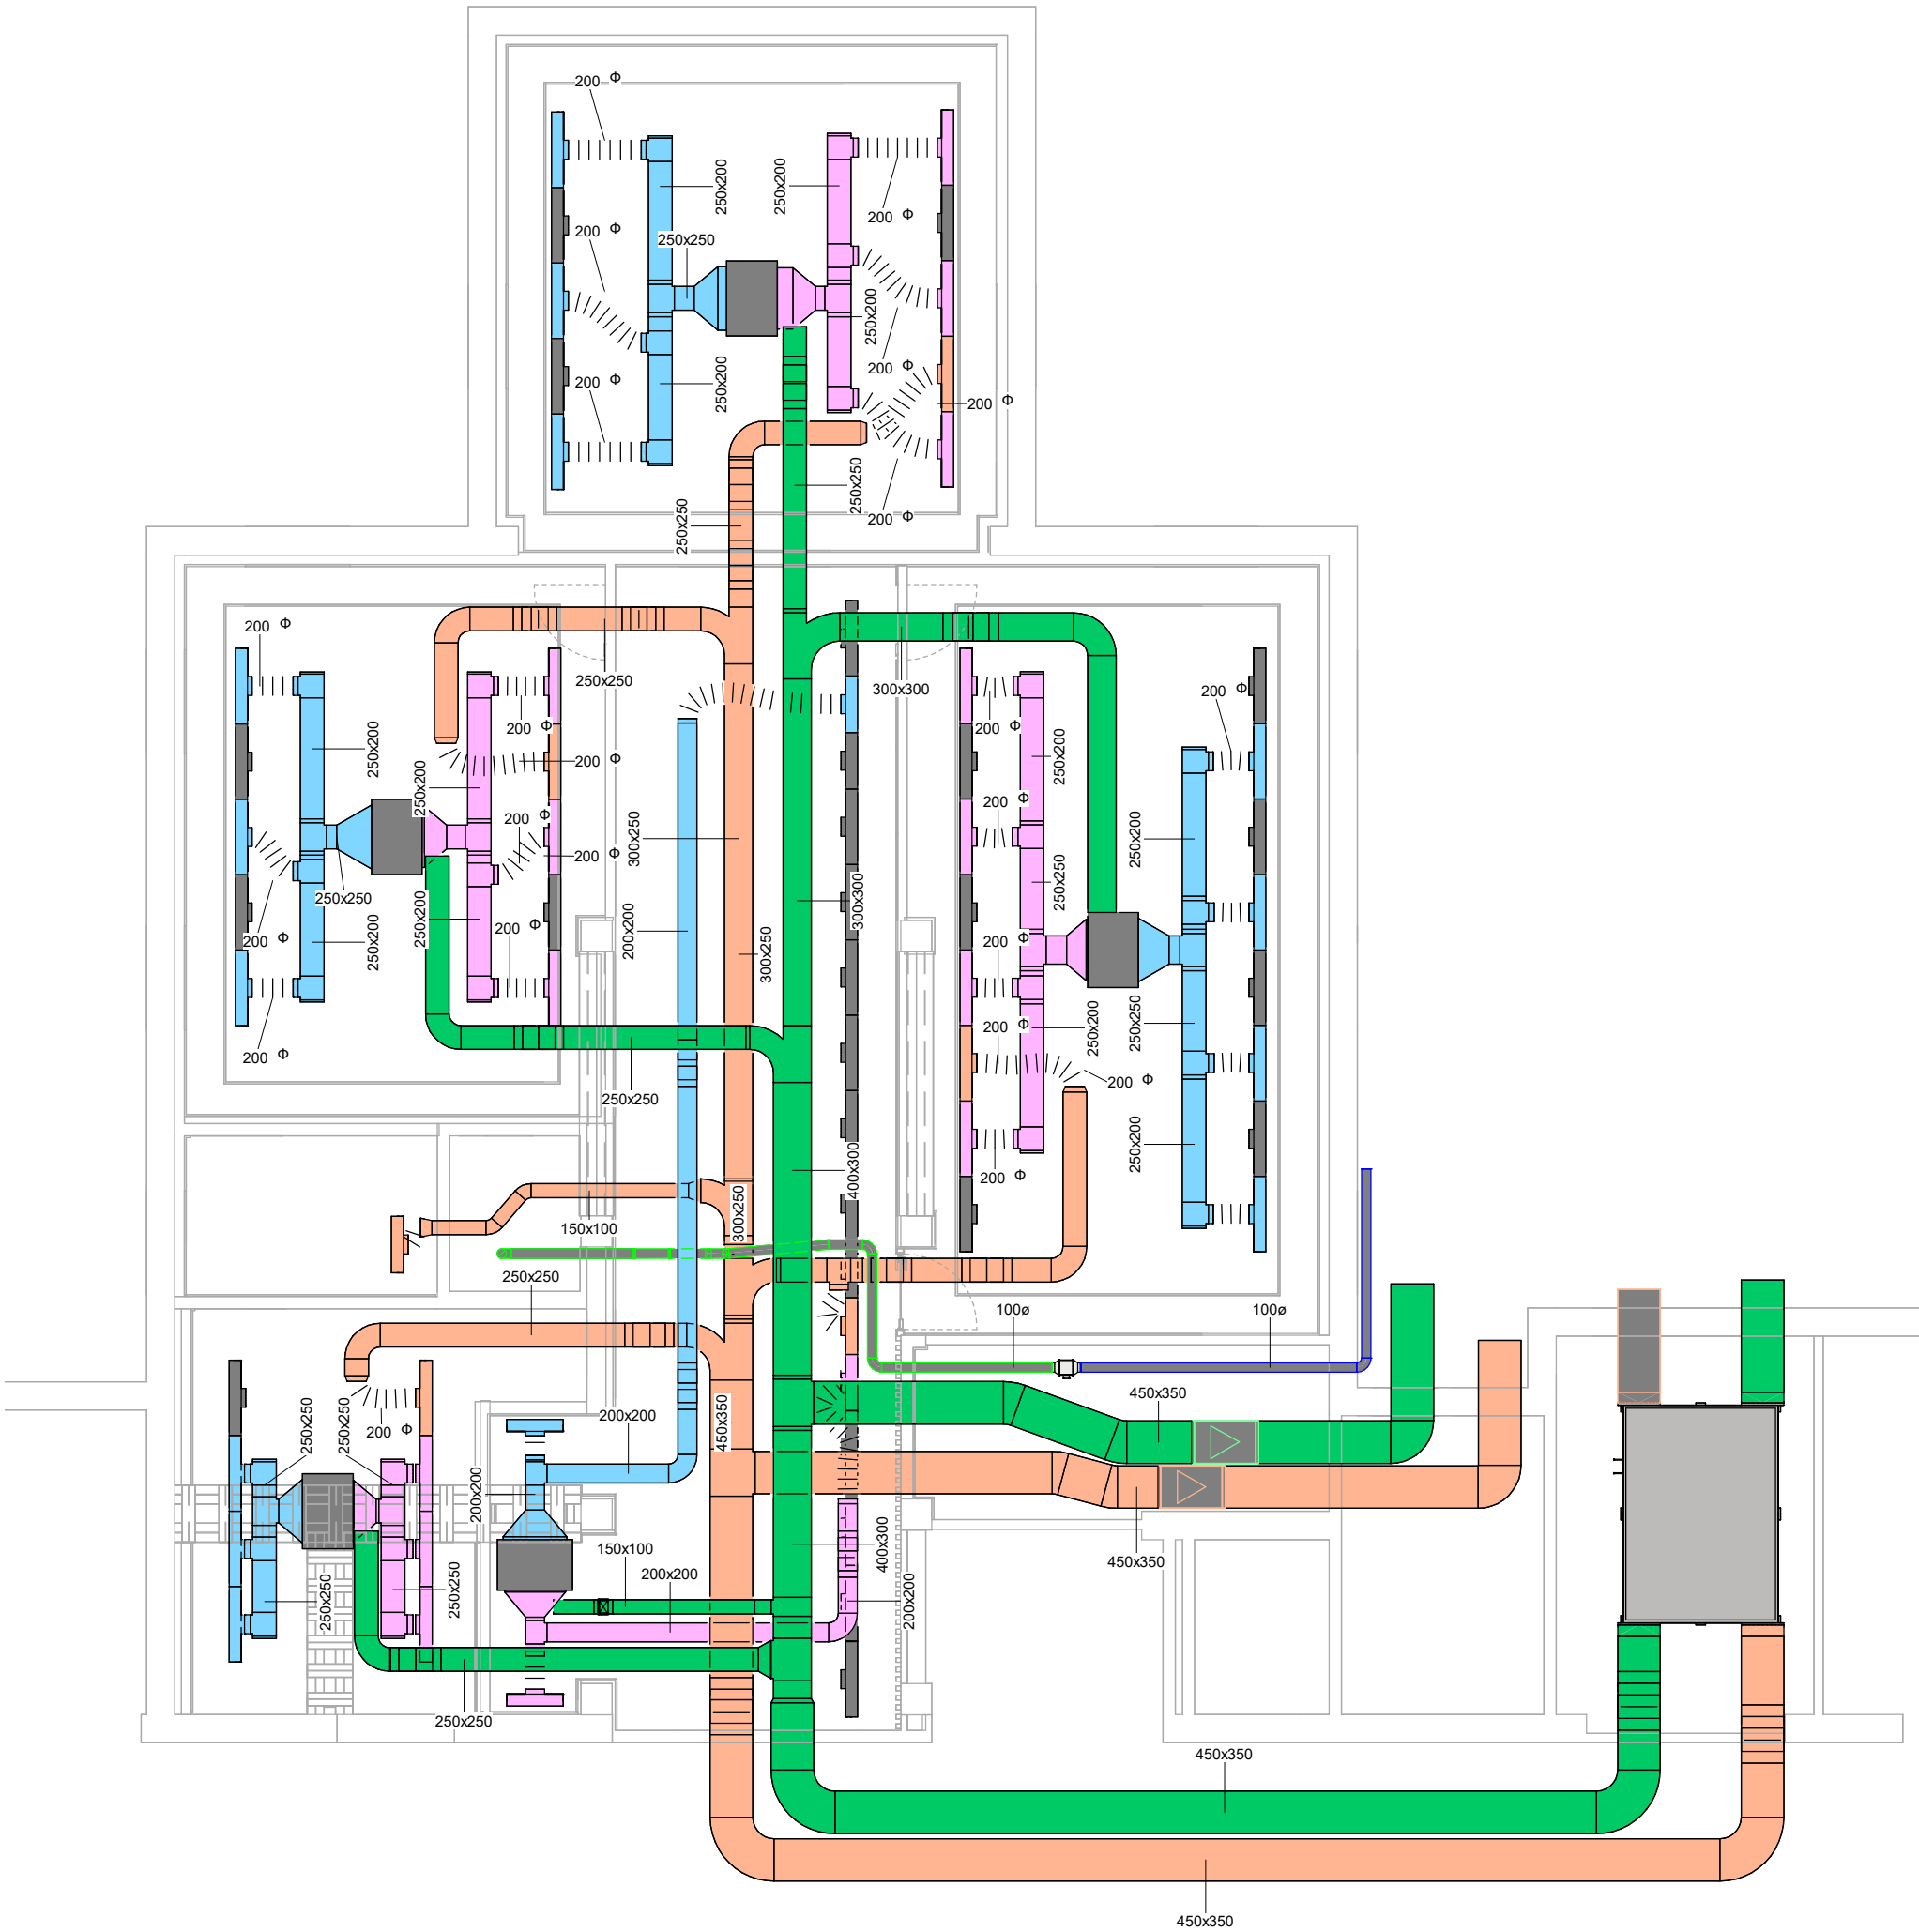

Llegenda:CLIMATIZACIÓN CONDUCTOS

- Conducto chapa rectangular Aportación
- Conducto chapa rectangular Extracción
- Conducto chapa rectangular Impulsión
- Conducto chapa rectangular Retorno
- Conducto flexible circular
- Conducto chapa circular

Difusor Perfil Plano TROX TSD20-3:
- 800x165
- 600x165 Secreteria
Fancoil Marca Daikin
- S-OIP HCN 60: Sala de trabajo, Secretaría, Despacho Gerencia, Gerencia
- S-OIP HCN 103: Sala de Reuniones
Recuperador de calor Marca TROX modelo FLAT UNIT FLU25

Extractor en línea S&P TD-160/100 N SILENT
 Ventilador en línea

Propietat:




Projecte d'execució reforma de l'àrea de gerència

Plànol: CLIMATIZACIÓN - CONDUCTOS

Escala: 1/75

Format: A3

Núm. de plànol: I-05

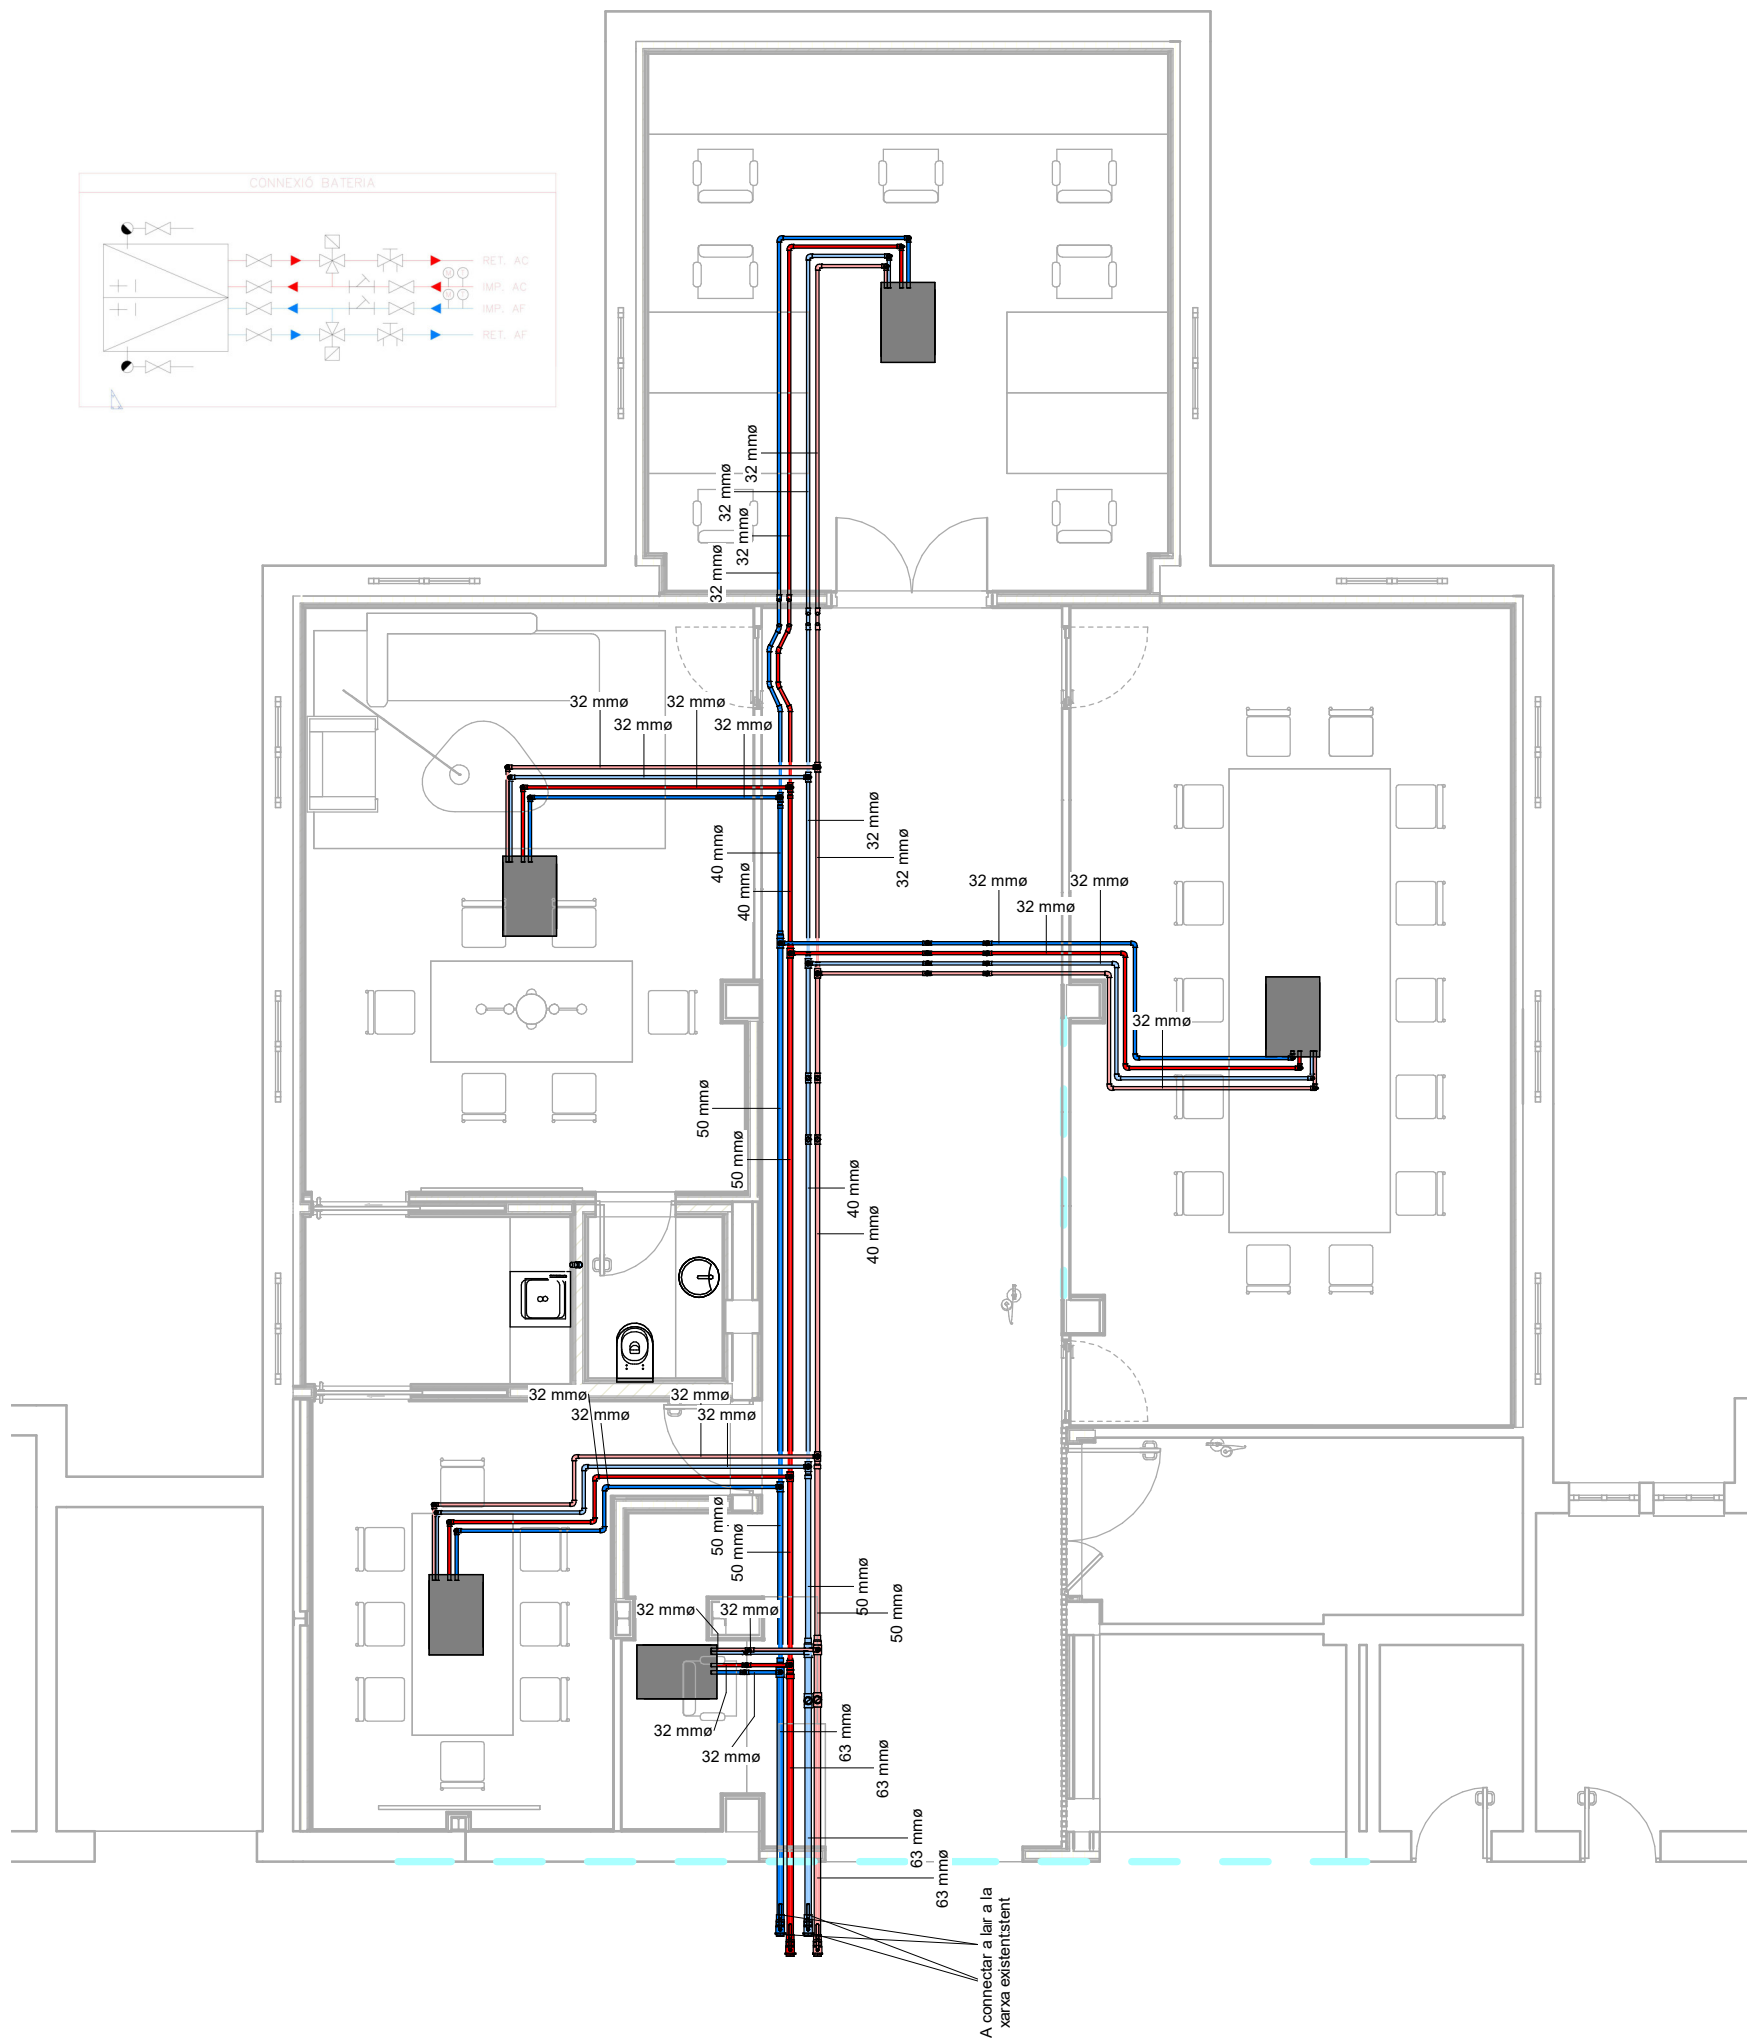

Llegenda: CLIMATIZACIÓN TUBERÍAS

- | | | | |
|---|--------------------------------------|---|--|
|  | Tubería agua fría impulsión PP-R |  | Fancoil Marca Daikin <ul style="list-style-type: none">- S-OIP HCN 60: Sala de trabajo, Secretaría, Despacho Gerencia, Gerencia- S-OIP HCN 103: Sala de Reuniones |
|  | Tubería agua caliente impulsión PP-R | | |
|  | Tubería agua fría retorno PP-R |  | Recuperador de calor Marca TROX modelo FLAT UNIT FLU25 |
|  | Tubería agua caliente retorno PP-R | | |

Propietat:




Projecte d'execució reforma de l'àrea de gestió

Plànol: CLIMATIZACIÓN - TUBERÍAS

Escala: 1/75

Format: A3

Núm. de plànol: I-06

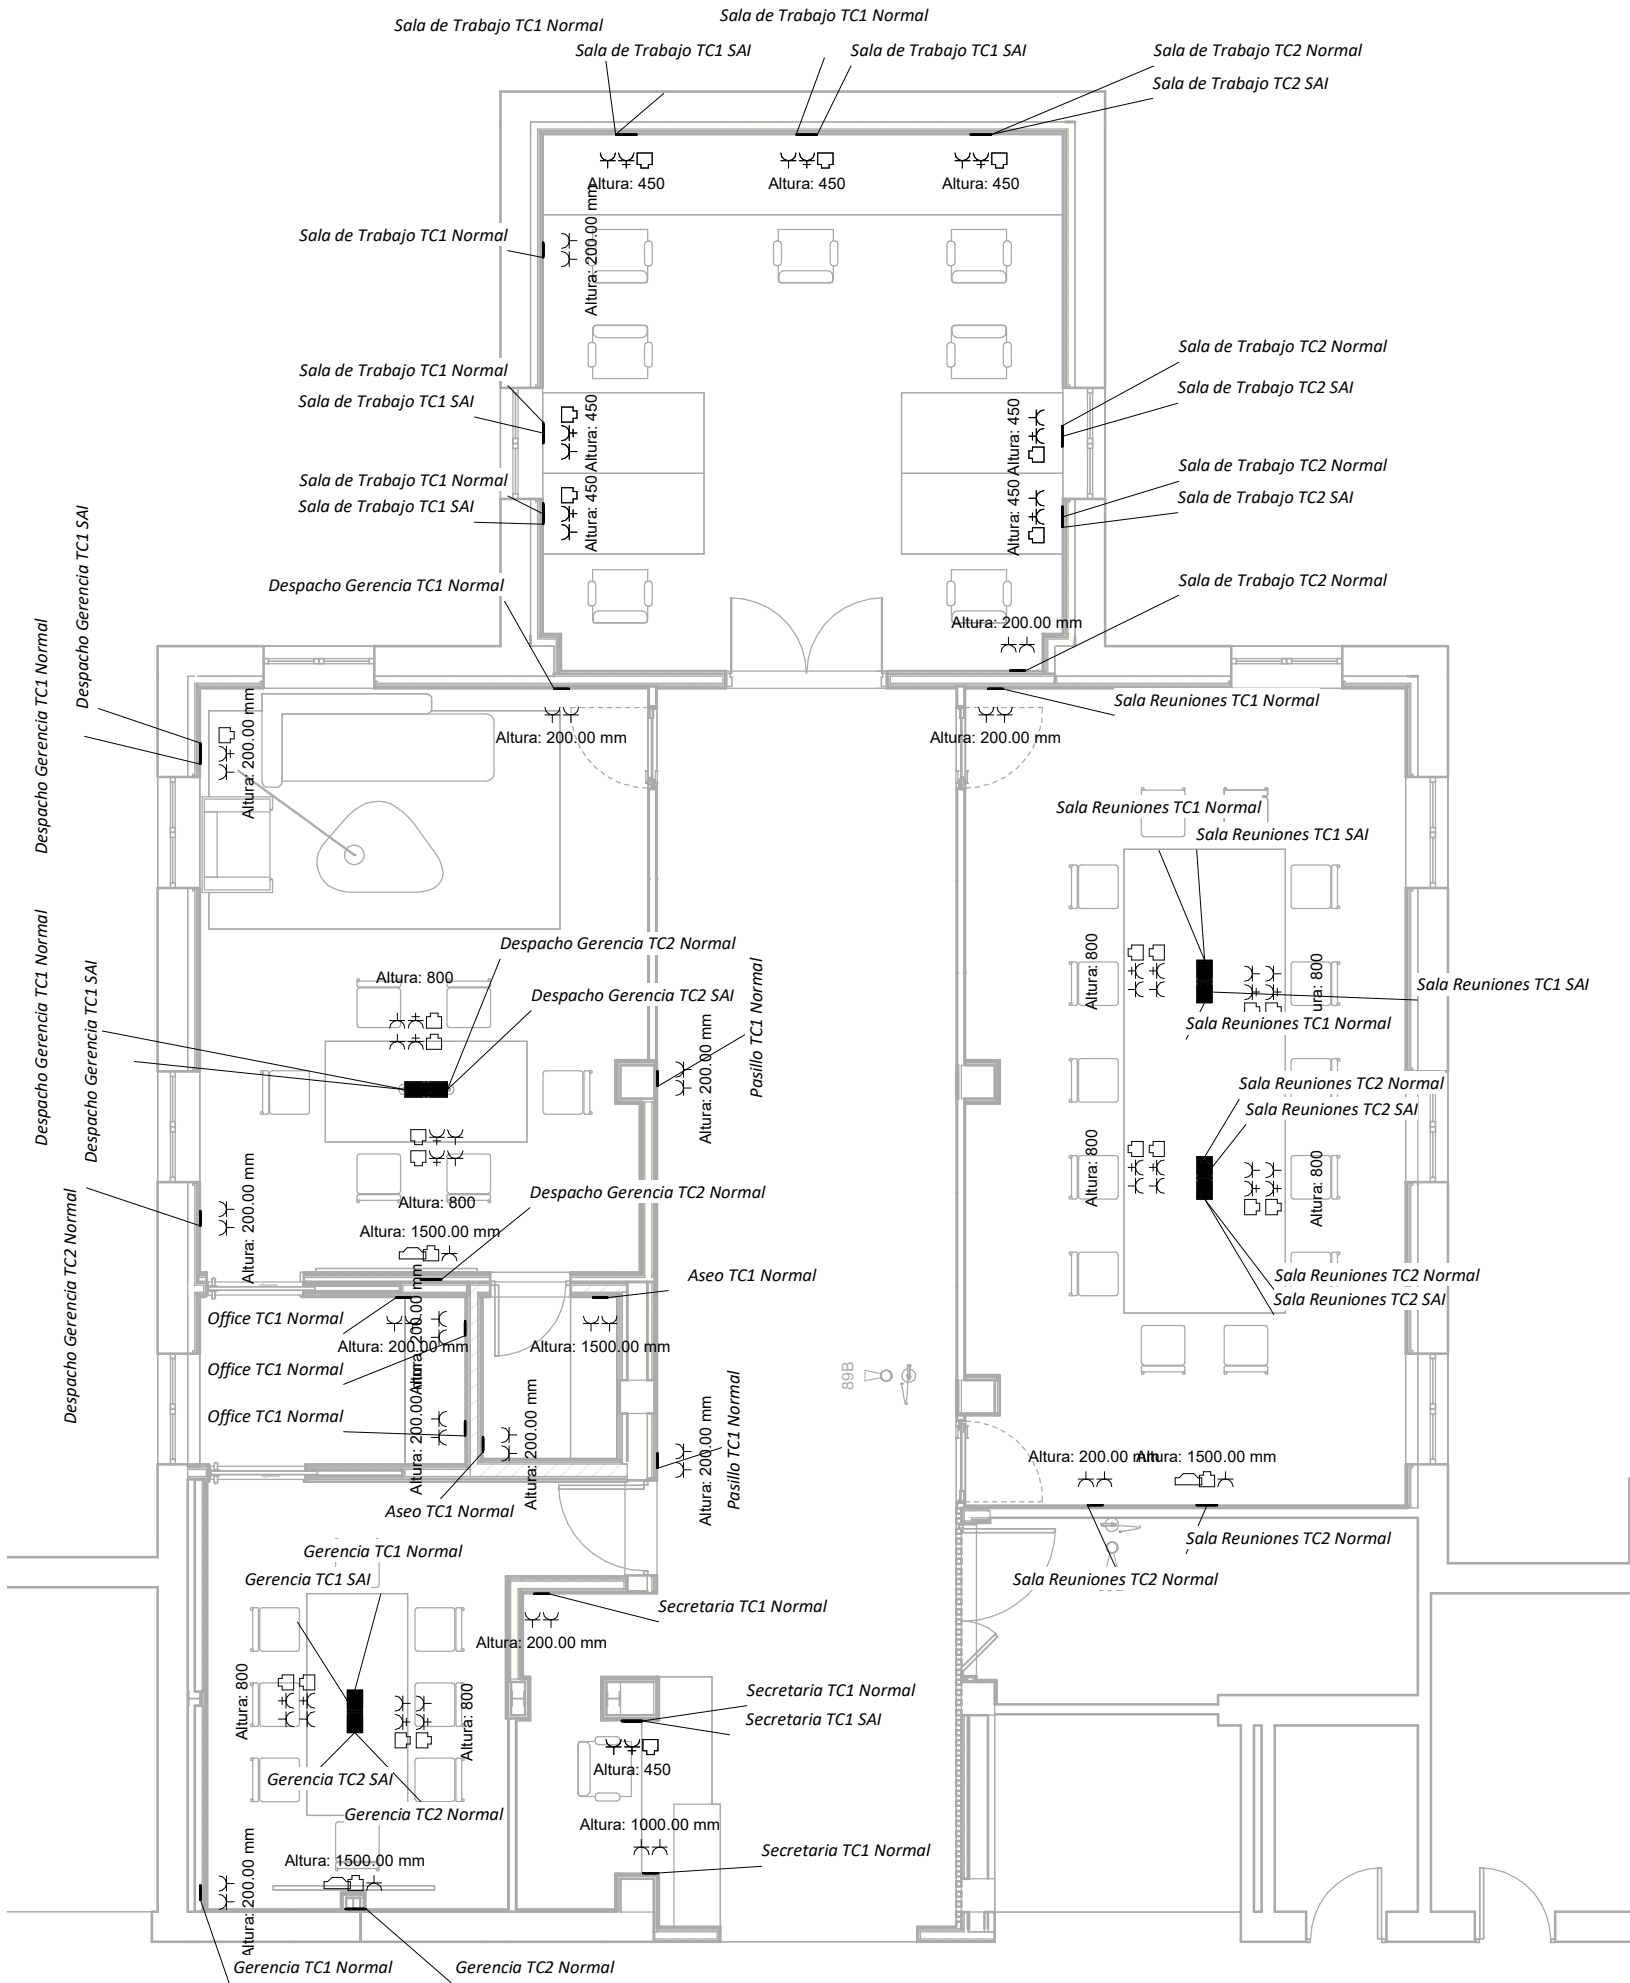

Llegenda: POTENCIA, VOZ Y DATOS

- Altura: 200.00 mm

Puesto de trabajo simple (1 Enchufe + 1 Enchufe seguridad + 1 RJ45)
- Altura: 450

Puesto de trabajo doble (2 Enchufes + 2 Enchufes seguridad + 2 RJ45)
- Altura: 200.00 mm

Enchufe doble
- Altura: 0.00 mm

Puesto TV 1 Enchufe + 1 RJ45 + 1 HDMI

Propietat:



Projecte d'execució reforma de l'àrea de gerència

Plànol: POTENCIA Y DATOS

Escala: 1/75

Format: A3

Núm. de plànol: I-07

