


PLÀNOLS SITUACIÓ EQUIPS I ACTUACIONS

Els plànols següents s'han ombrejat la situació de les actuacions específiques (aigua nebulitzada , heliport, extinció automàtica amb gas) i la ubicació dels diferents equips contra incendis

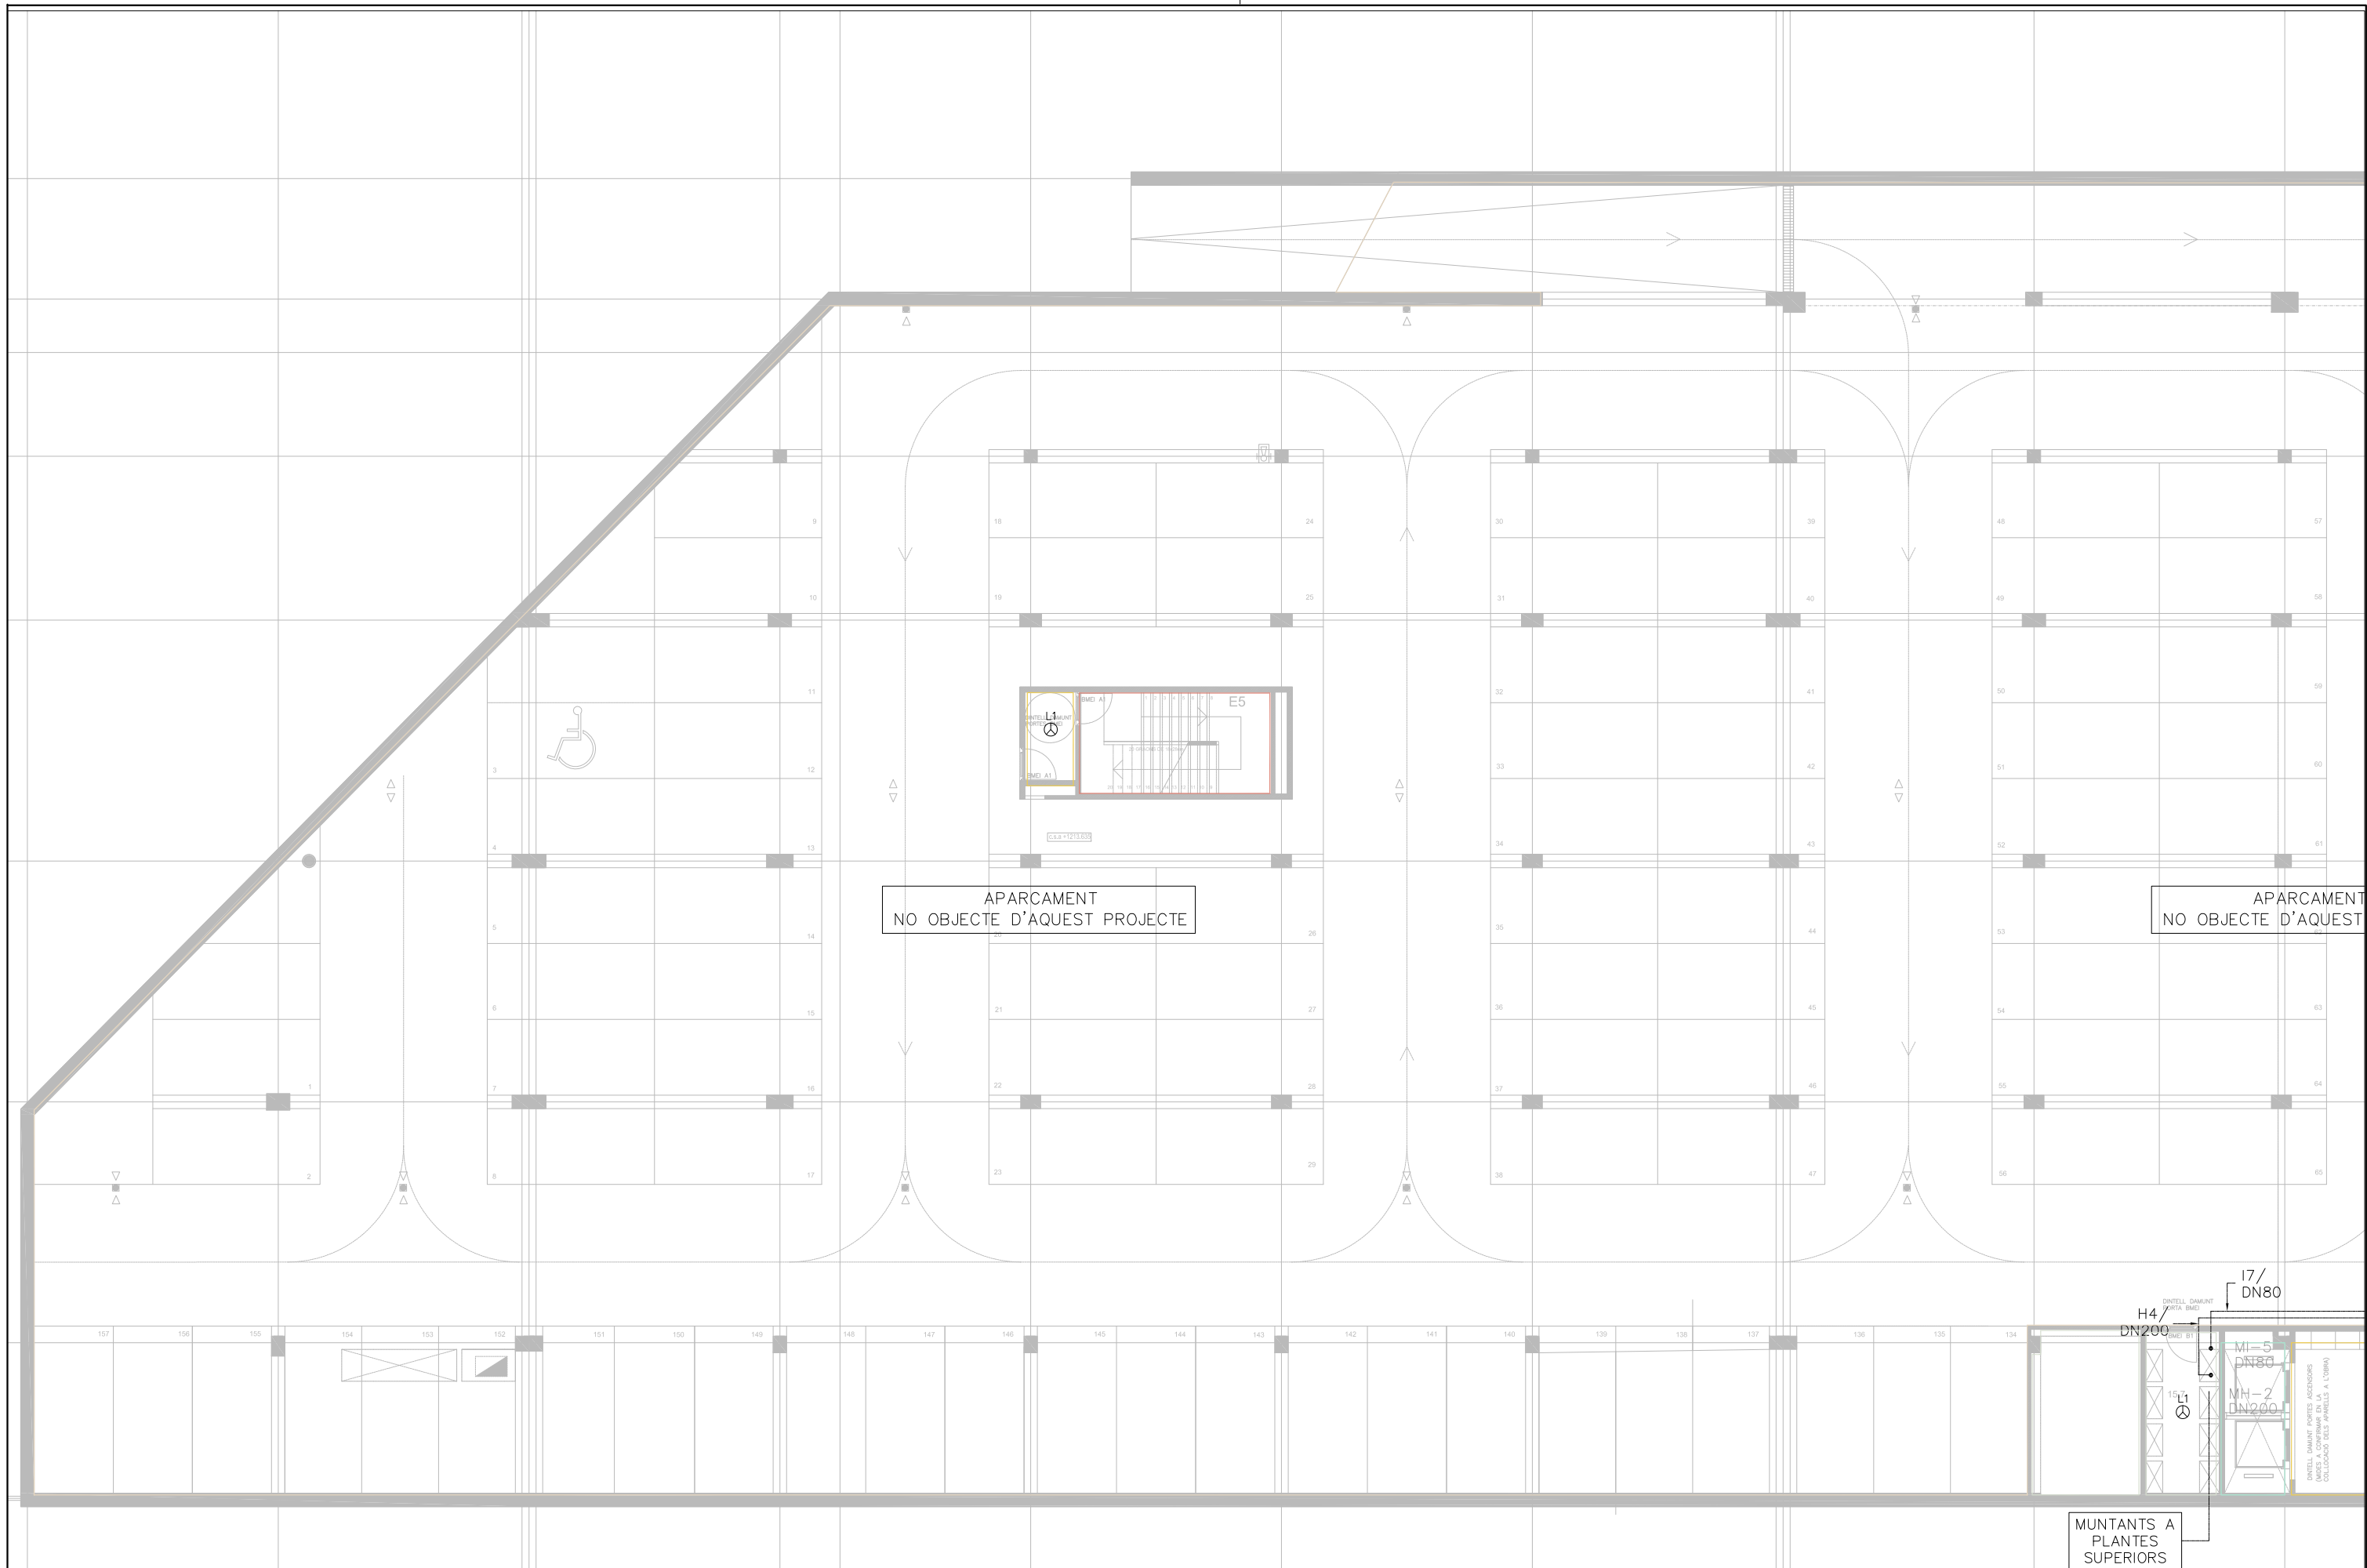

Nom del fitxer:
2BS_TREBALL.dwg

Data creació:
viernes, 19 de abril de 2024

Data modificació:
viernes, 19 de abril de 2024

Número d'expedient d'obra: P**/18

Títol del projecte:
Reparacions puntuals PCI Hospital de la Cerdanya

Adreça:
Cami d'Ur 31, Puigcerdà, Girona

Propietat:
HOSPITAL DE LA CERDANYA

Enginyeria Dosbes, S.L.P.

c/ Lluís Companys, núm 14, bx 08600 BERGA
Telf. 93 8215159 - web: www.dosbes.cat
e-mail dosbes@dosbes.cat

Joan Boixader Gonfaus i Josep A. Benavides Peña

Plànol:
Grup:
Protecció contra incendis

Nom del plànol:
Planta soterrani -2


Fulla 1 de 2

Data:
Abril 2024

Escala:
1/200 - A3

Autor del projecte:
Josep Benavides

NÚMERO
1

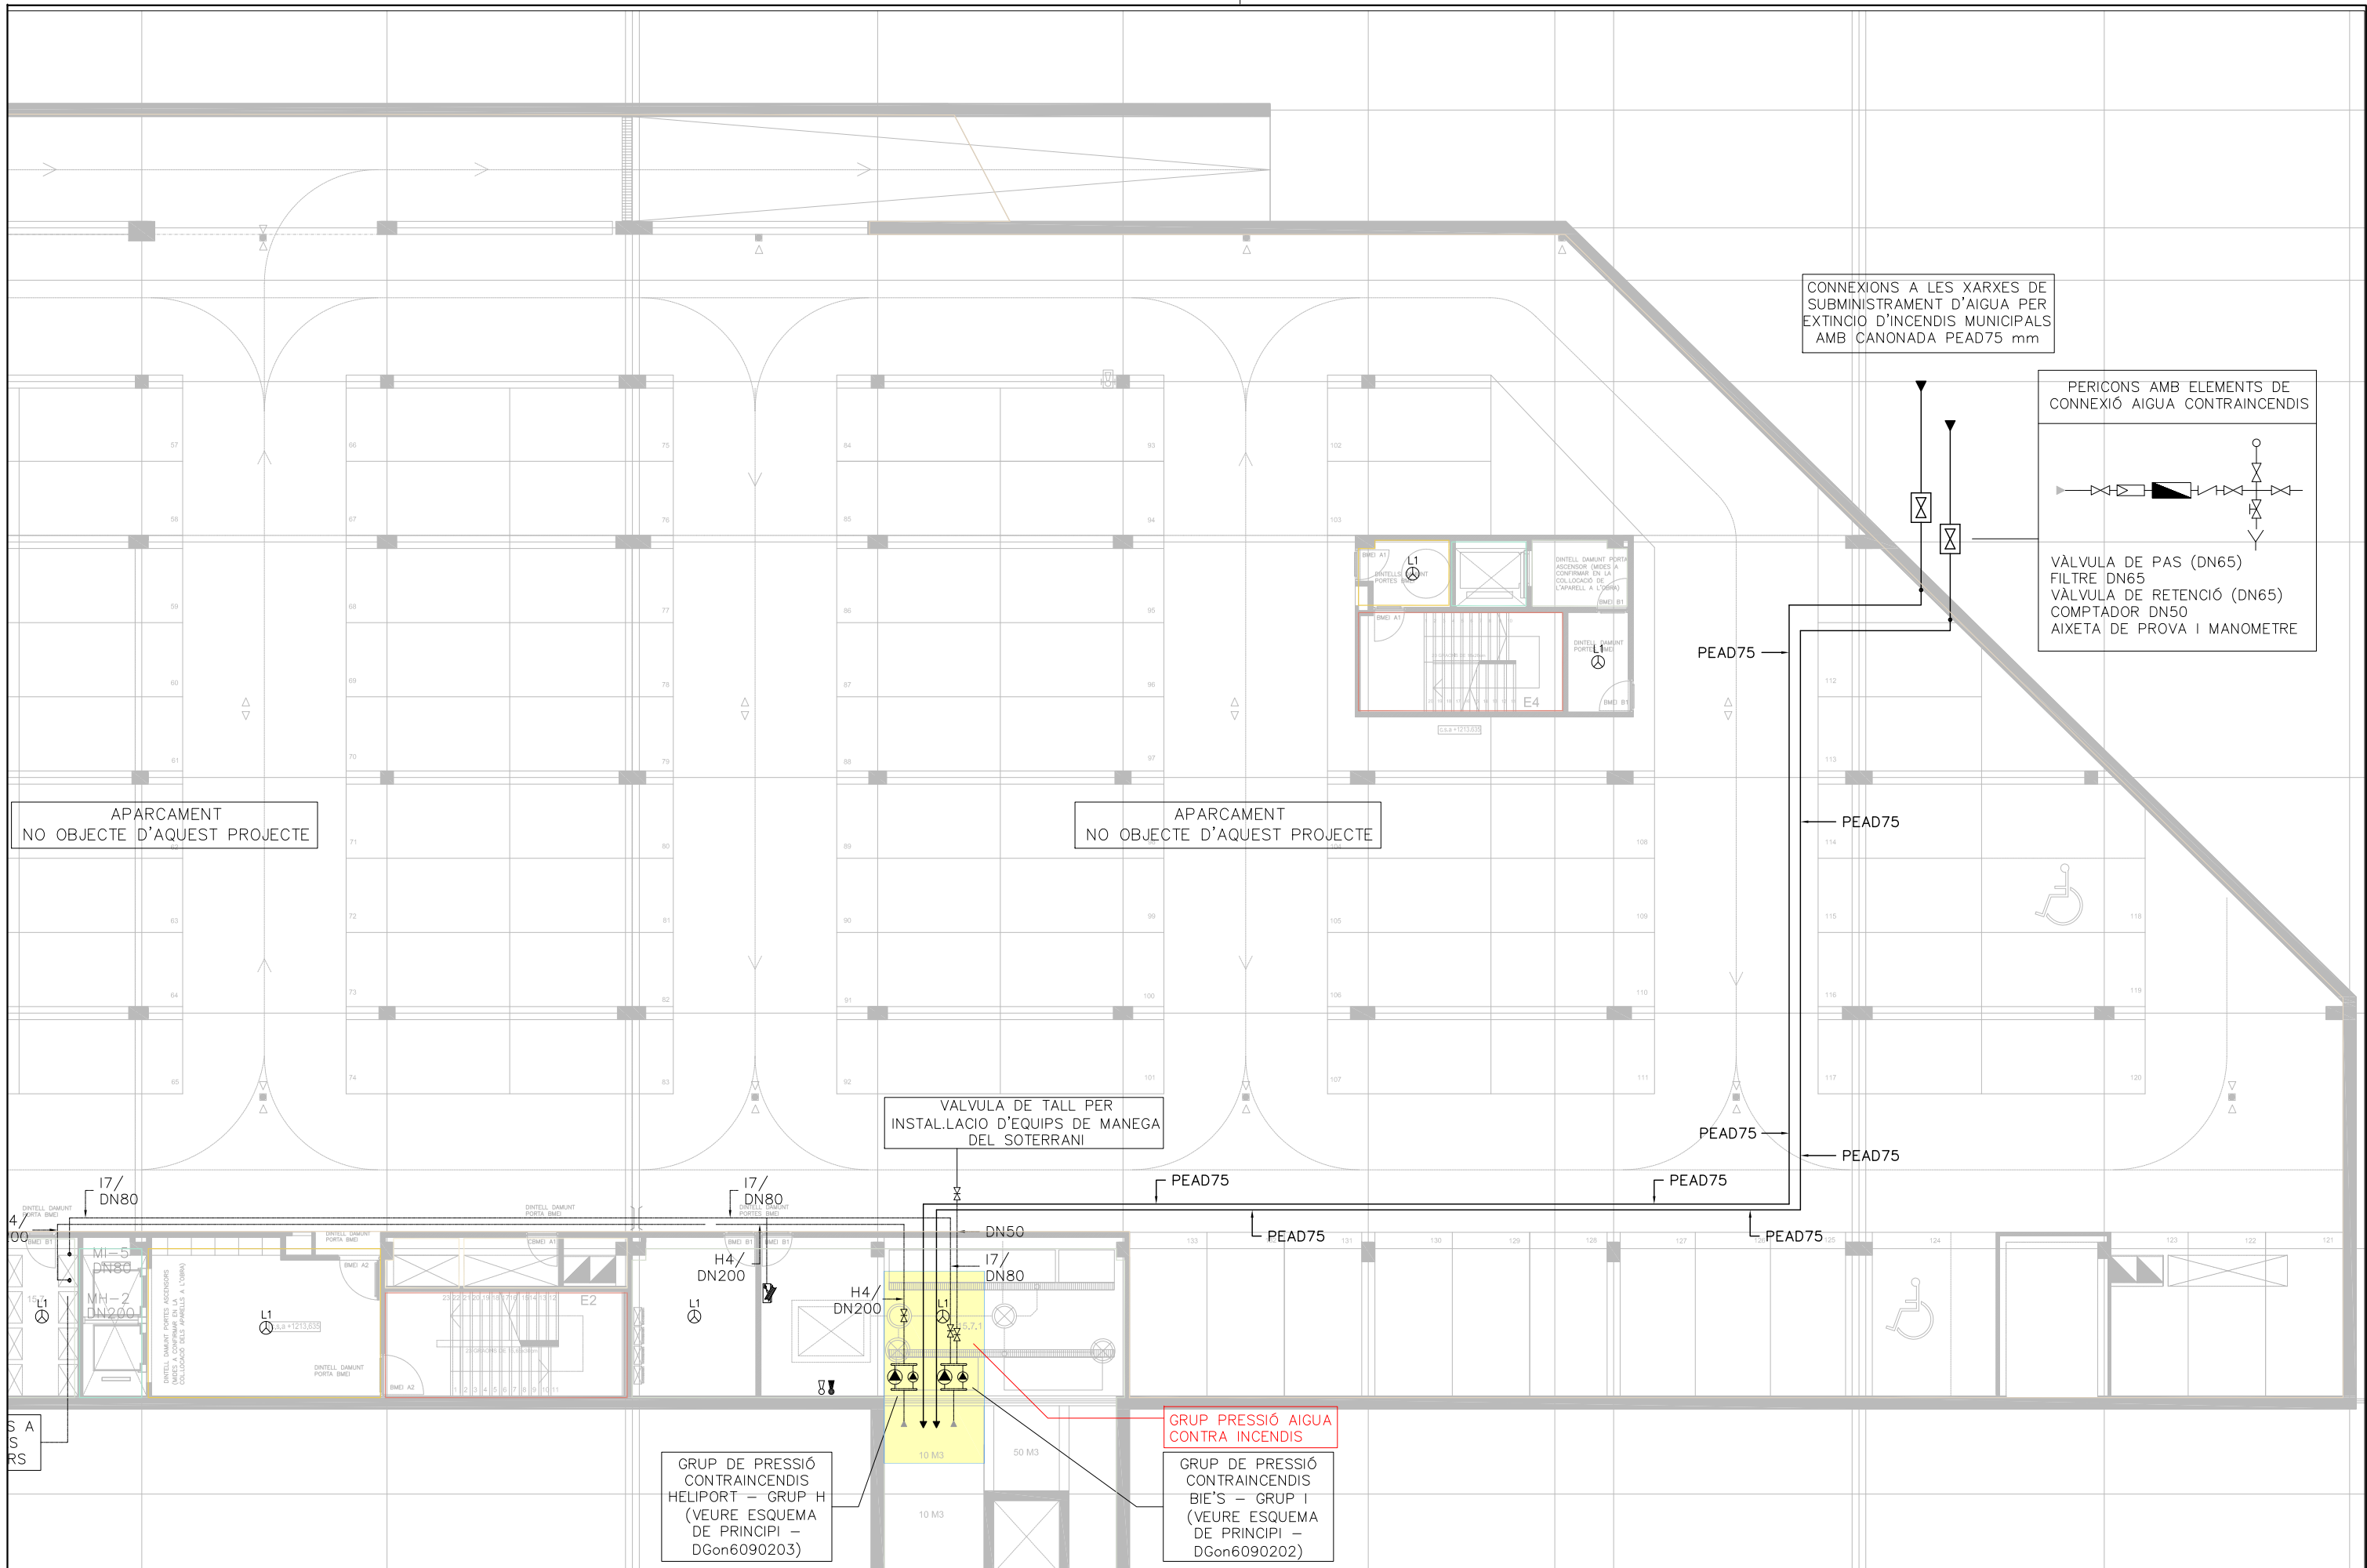


APARCAMENT
NO OBJECTE D'AQUEST PROJECTE

APARCAMENT
NO OBJECTE D'AQUEST PROJECTE

CONEXIONS A LES XARXES DE
SUBMINISTRAMENT D'AIGUA PER
EXTINCIÓ D'INCENDIS MUNICIPALS
AMB CANONADA PEAD75 mm

PERICONS AMB ELEMENTS DE
CONNEXIÓ AIGUA CONTRAINCENDIS

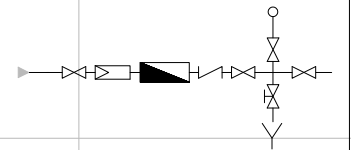

VÀLVULA DE PAS (DN65)
FILTRE DN65
VÀLVULA DE RETENCIÓ (DN65)
COMPTADOR DN50
AIXETA DE PROVA I MANOMETRE

VALVULA DE TALL PER
INSTAL·LACIÓ D'EQUIPS DE MANEGA
DEL SOTERRANI

GRUP PRESSIÓ AIGUA
CONTRA INCENDIS

GRUP DE PRESSIÓ
CONTRAINCENDIS
HELIPORT - GRUP H
(VEURE ESQUEMA
DE PRINCIPI -
DGon6090203)

GRUP DE PRESSIÓ
CONTRAINCENDIS
BIE'S - GRUP I
(VEURE ESQUEMA
DE PRINCIPI -
DGon6090202)



Nom del fitxer:
2BS_TREBALL.dwg
Data creació:
viernes, 19 de abril de 2024
Data modificació:
viernes, 19 de abril de 2024
Número d'expedient d'obra: P**/18


Títol del projecte:
Reparacions puntuals PCI Hospital de la Cerdanya
Adreça:
Cami d'Ur 31, Puigcerdà, Girona
Proietat:
HOSPITAL DE LA CERDANYA

Enginyeria Dosbes, S.L.P.
c/ Lluís Companys, núm 14, bx 08600 BERGA
Telf. 93 8215159 - web: www.dosbes.cat
e-mail dosbes@dosbes.cat
Joan Boixader Gonfaus i Josep A. Benavides Peña

Plànol:
Grup:
Protecció contra incendis
Nom del plànol:
Planta soterrani -2
Fulla 2 de 2

Data:
Abril 2024
Escala:
1/200 - A3
Autor del projecte:
Josep Benavides

NÚMERO
2

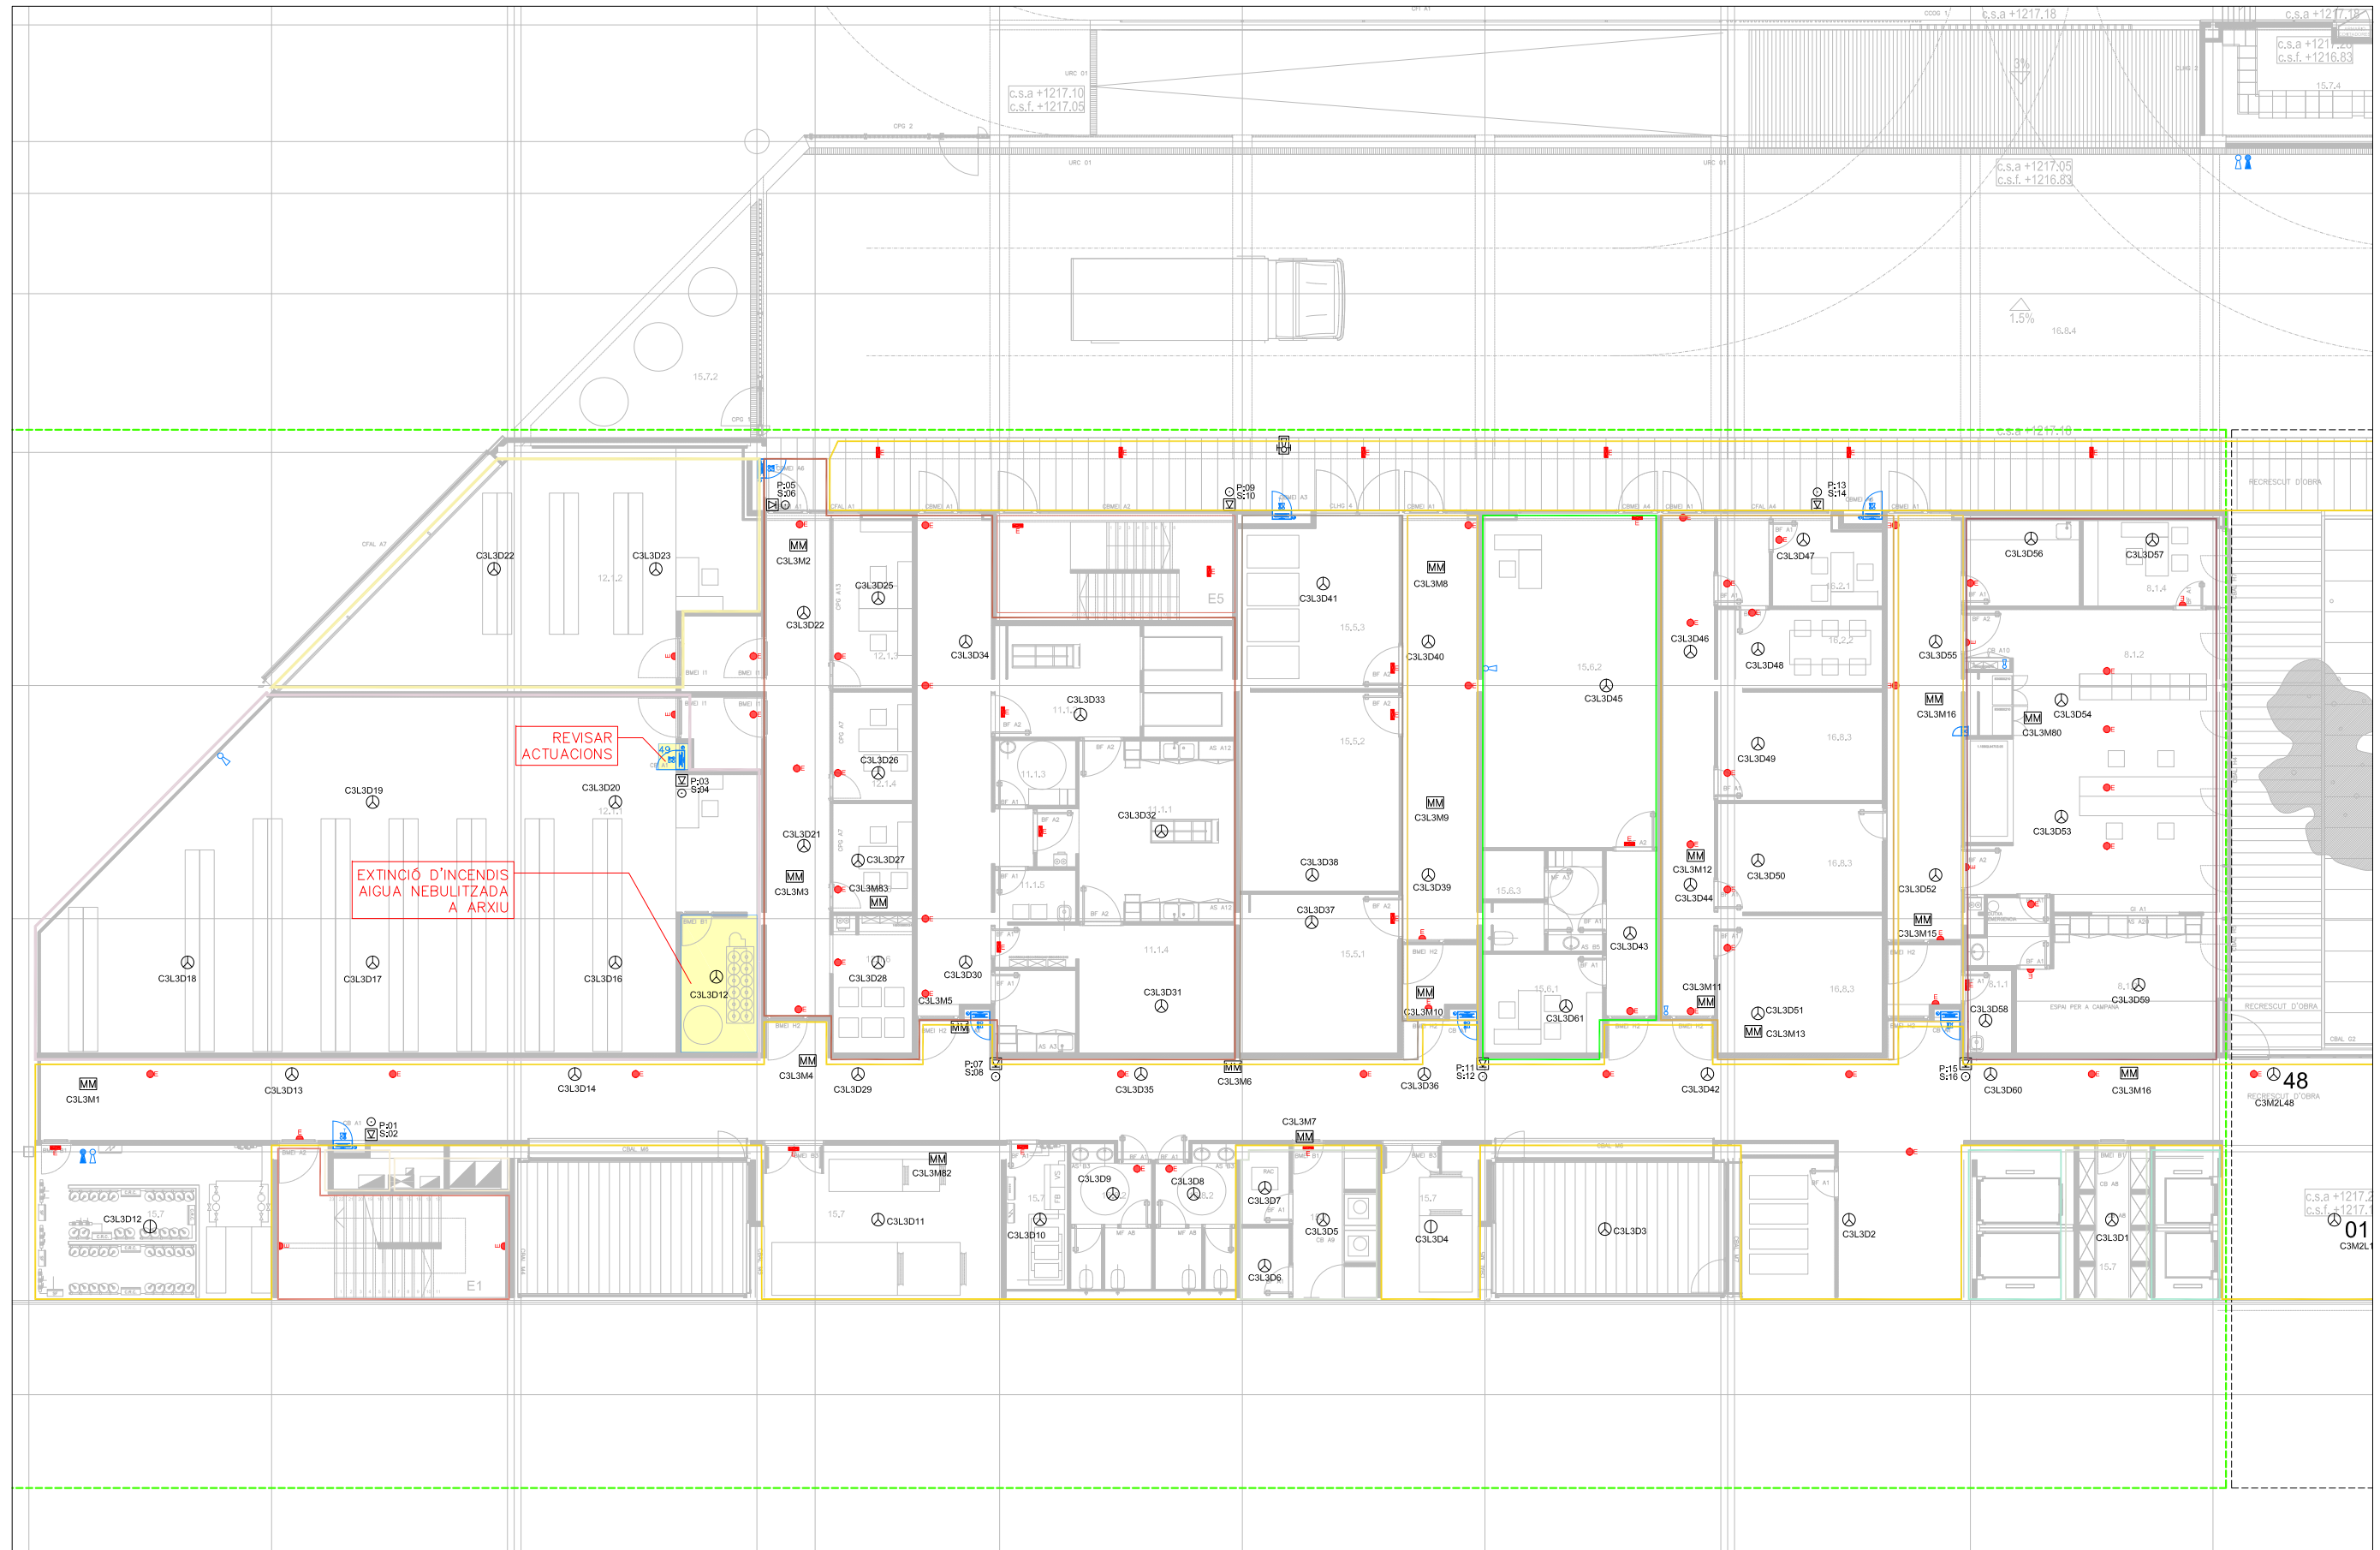

Nom del fitxer:
2BS_TREBALL.dwg
Data creació:
viernes, 19 de abril de 2024
Data modificació:
viernes, 19 de abril de 2024
Número d'expedient d'obra: P**/18


Títol del projecte:
Reparacions puntuals PCI Hospital de la Cerdanya
Adreça:
Camí d'Ur 31, Puigcerdà, Girona
Propietat:
HOSPITAL DE LA CERDANYA

Enginyeria Dosbes, S.L.P.
c/ Lluís Companys, núm 14, bx 08600 BERGA
Telf. 93 8215159 - web: www.dosbes.cat
e-mail dosbes@dosbes.cat
Joan Boixader Gonfaus i Josep A. Benavides Peña

Plànol:
Grup:
Protecció contra incendis
Nom del plànol:
Planta soterrani -1
Fulla 1 de 2

Data:
Abril 2024
Escala:
1/200 - A3
Autor del projecte:
Josep Benavides

NÚMERO
3

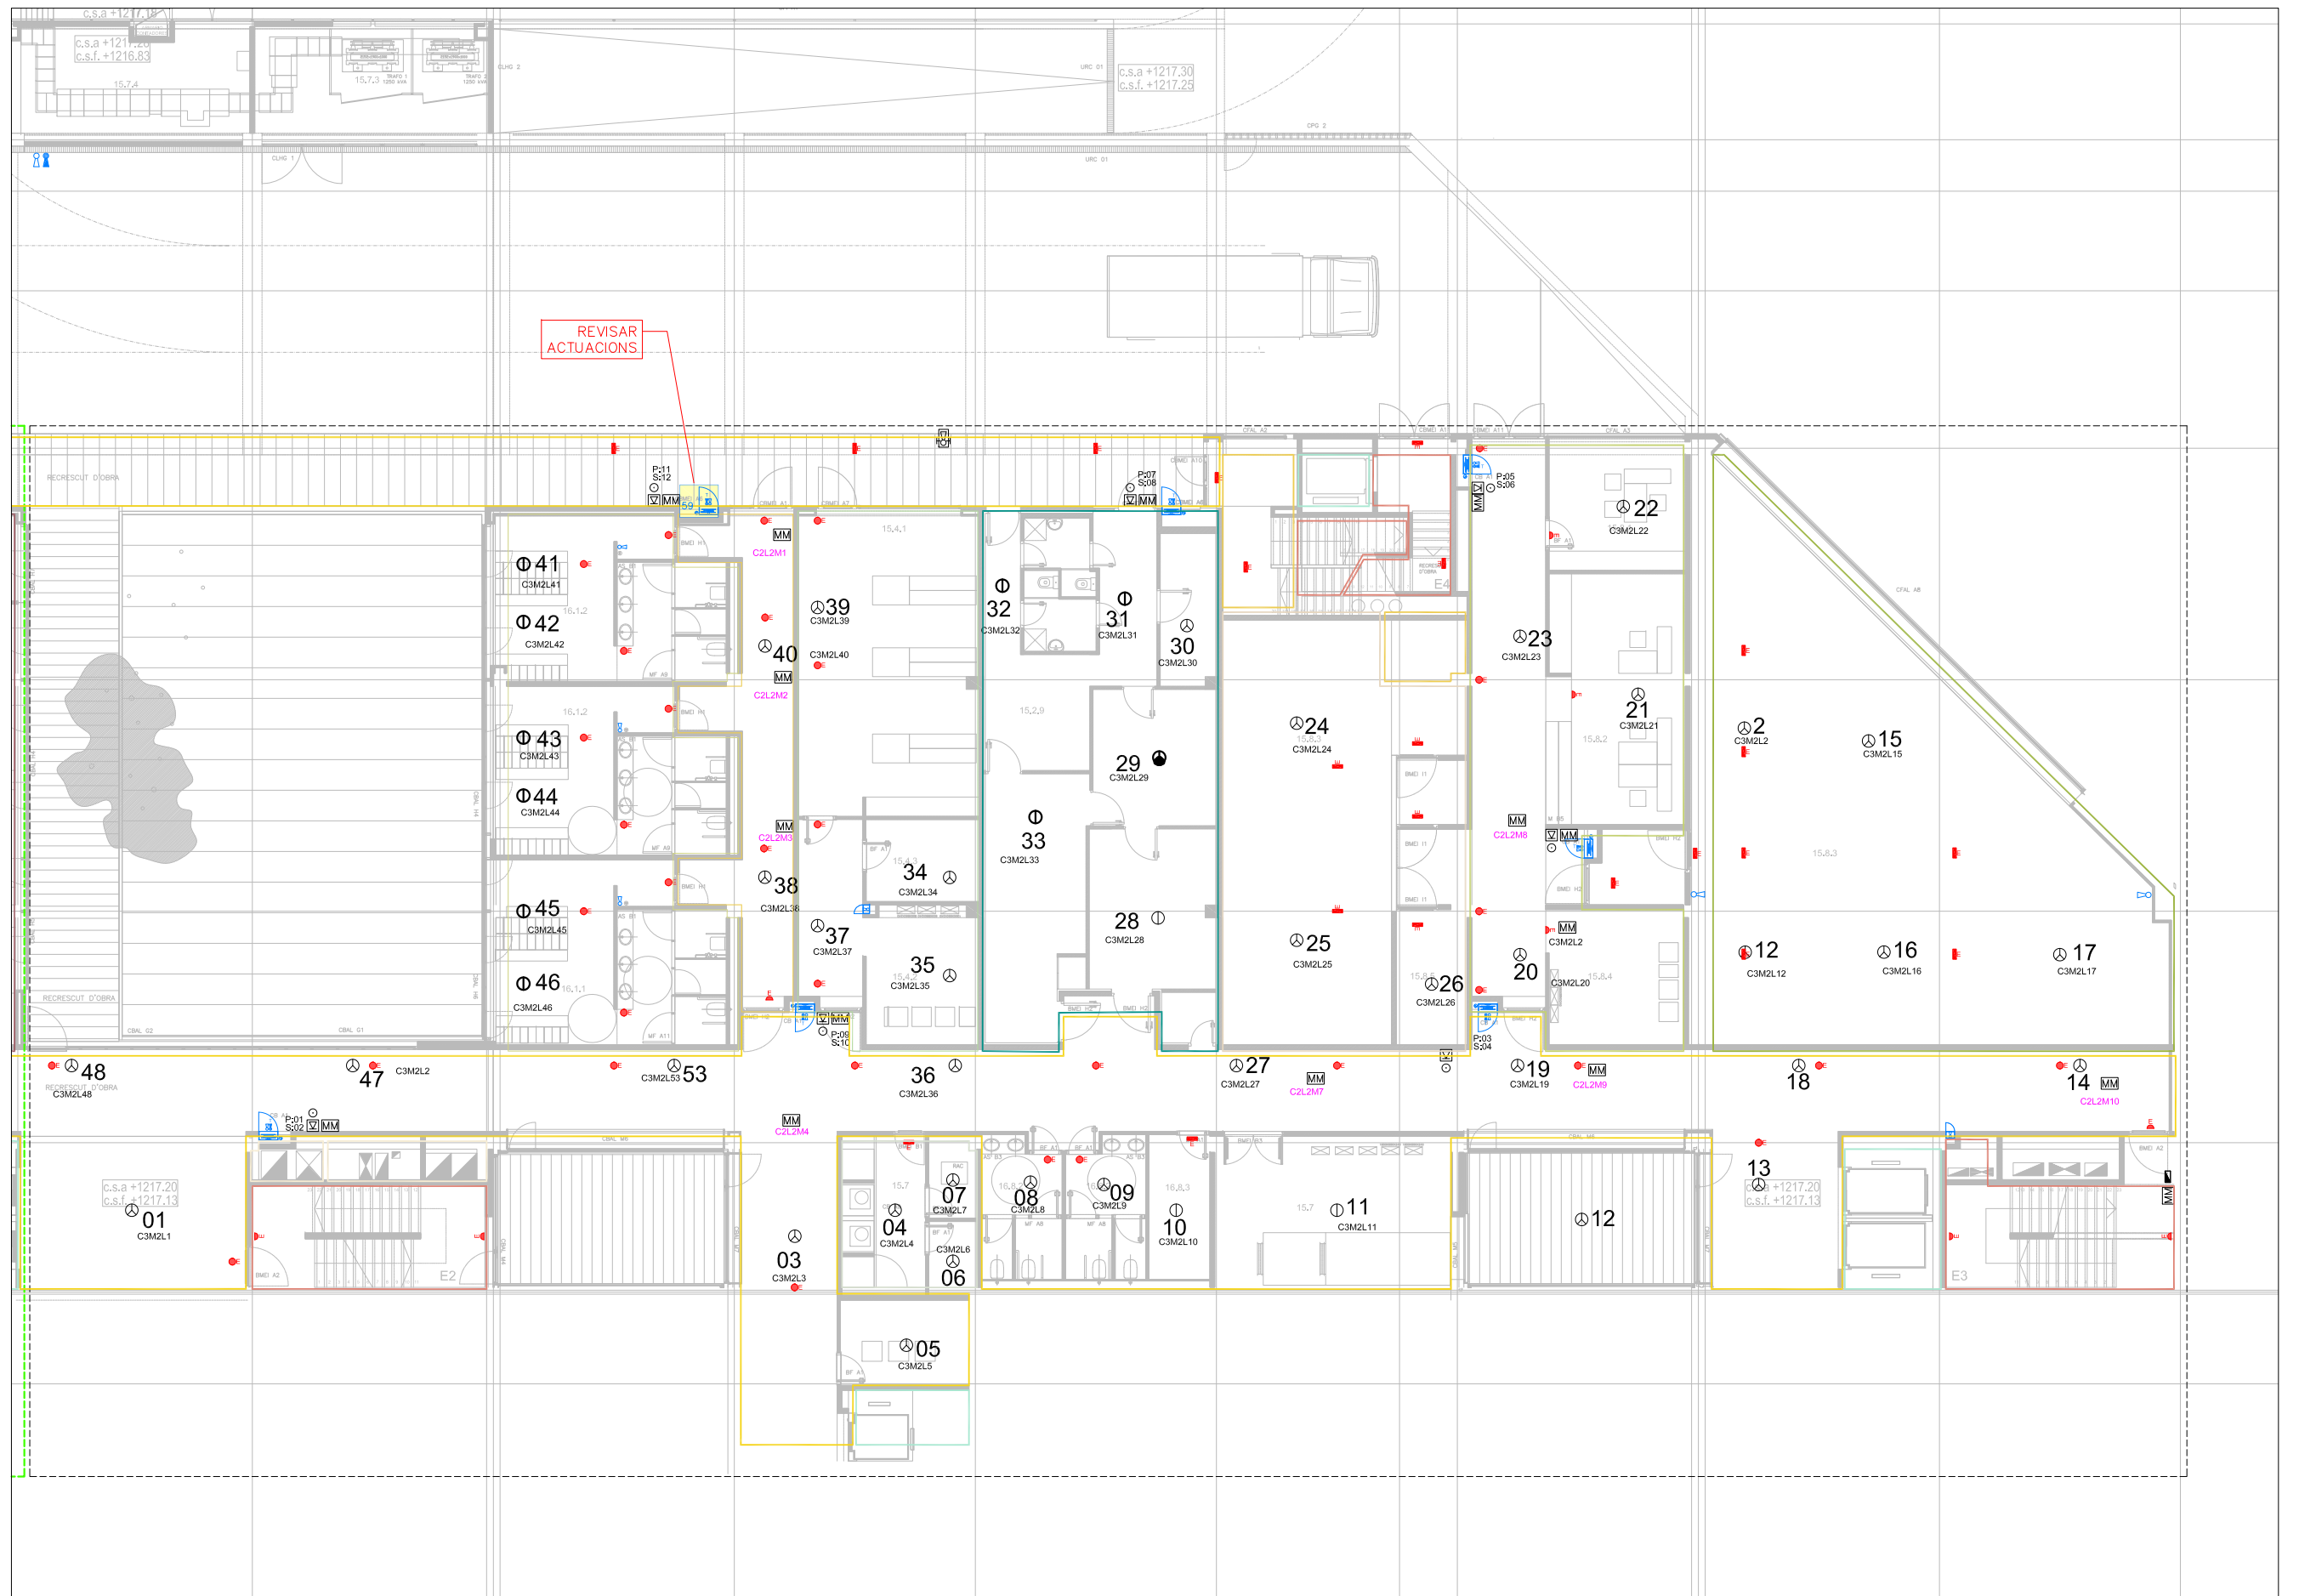

Nom del fitxer:
2BS_TREBALL.dwg
Data creació:
viernes, 19 de abril de 2024
Data modificació:
viernes, 19 de abril de 2024
Número d'expedient d'obra: P**/18


Títol del projecte:
Reparacions puntuals PCI Hospital de la Cerdanya
Adreça:
Cami d'Ur 31, Puigcerdà, Girona
Propietat:
HOSPITAL DE LA CERDANYA

Enginyeria Dosbes, S.L.P.
c/ Lluís Companys, núm 14, bx 08600 BERGA
Telf. 93 8215159 - web: www.dosbes.cat
e-mail dosbes@dosbes.cat
Joan Boixader Gonfaus i Josep A. Benavides Peña

Plànol:
Grup:
Protecció contra incendis
Nom del plànol:
Planta soterrani -1

Data:
Abril 2024
Escala:
1/200 - A3
Autor del projecte:
Josep Benavides

NÚMERO
4

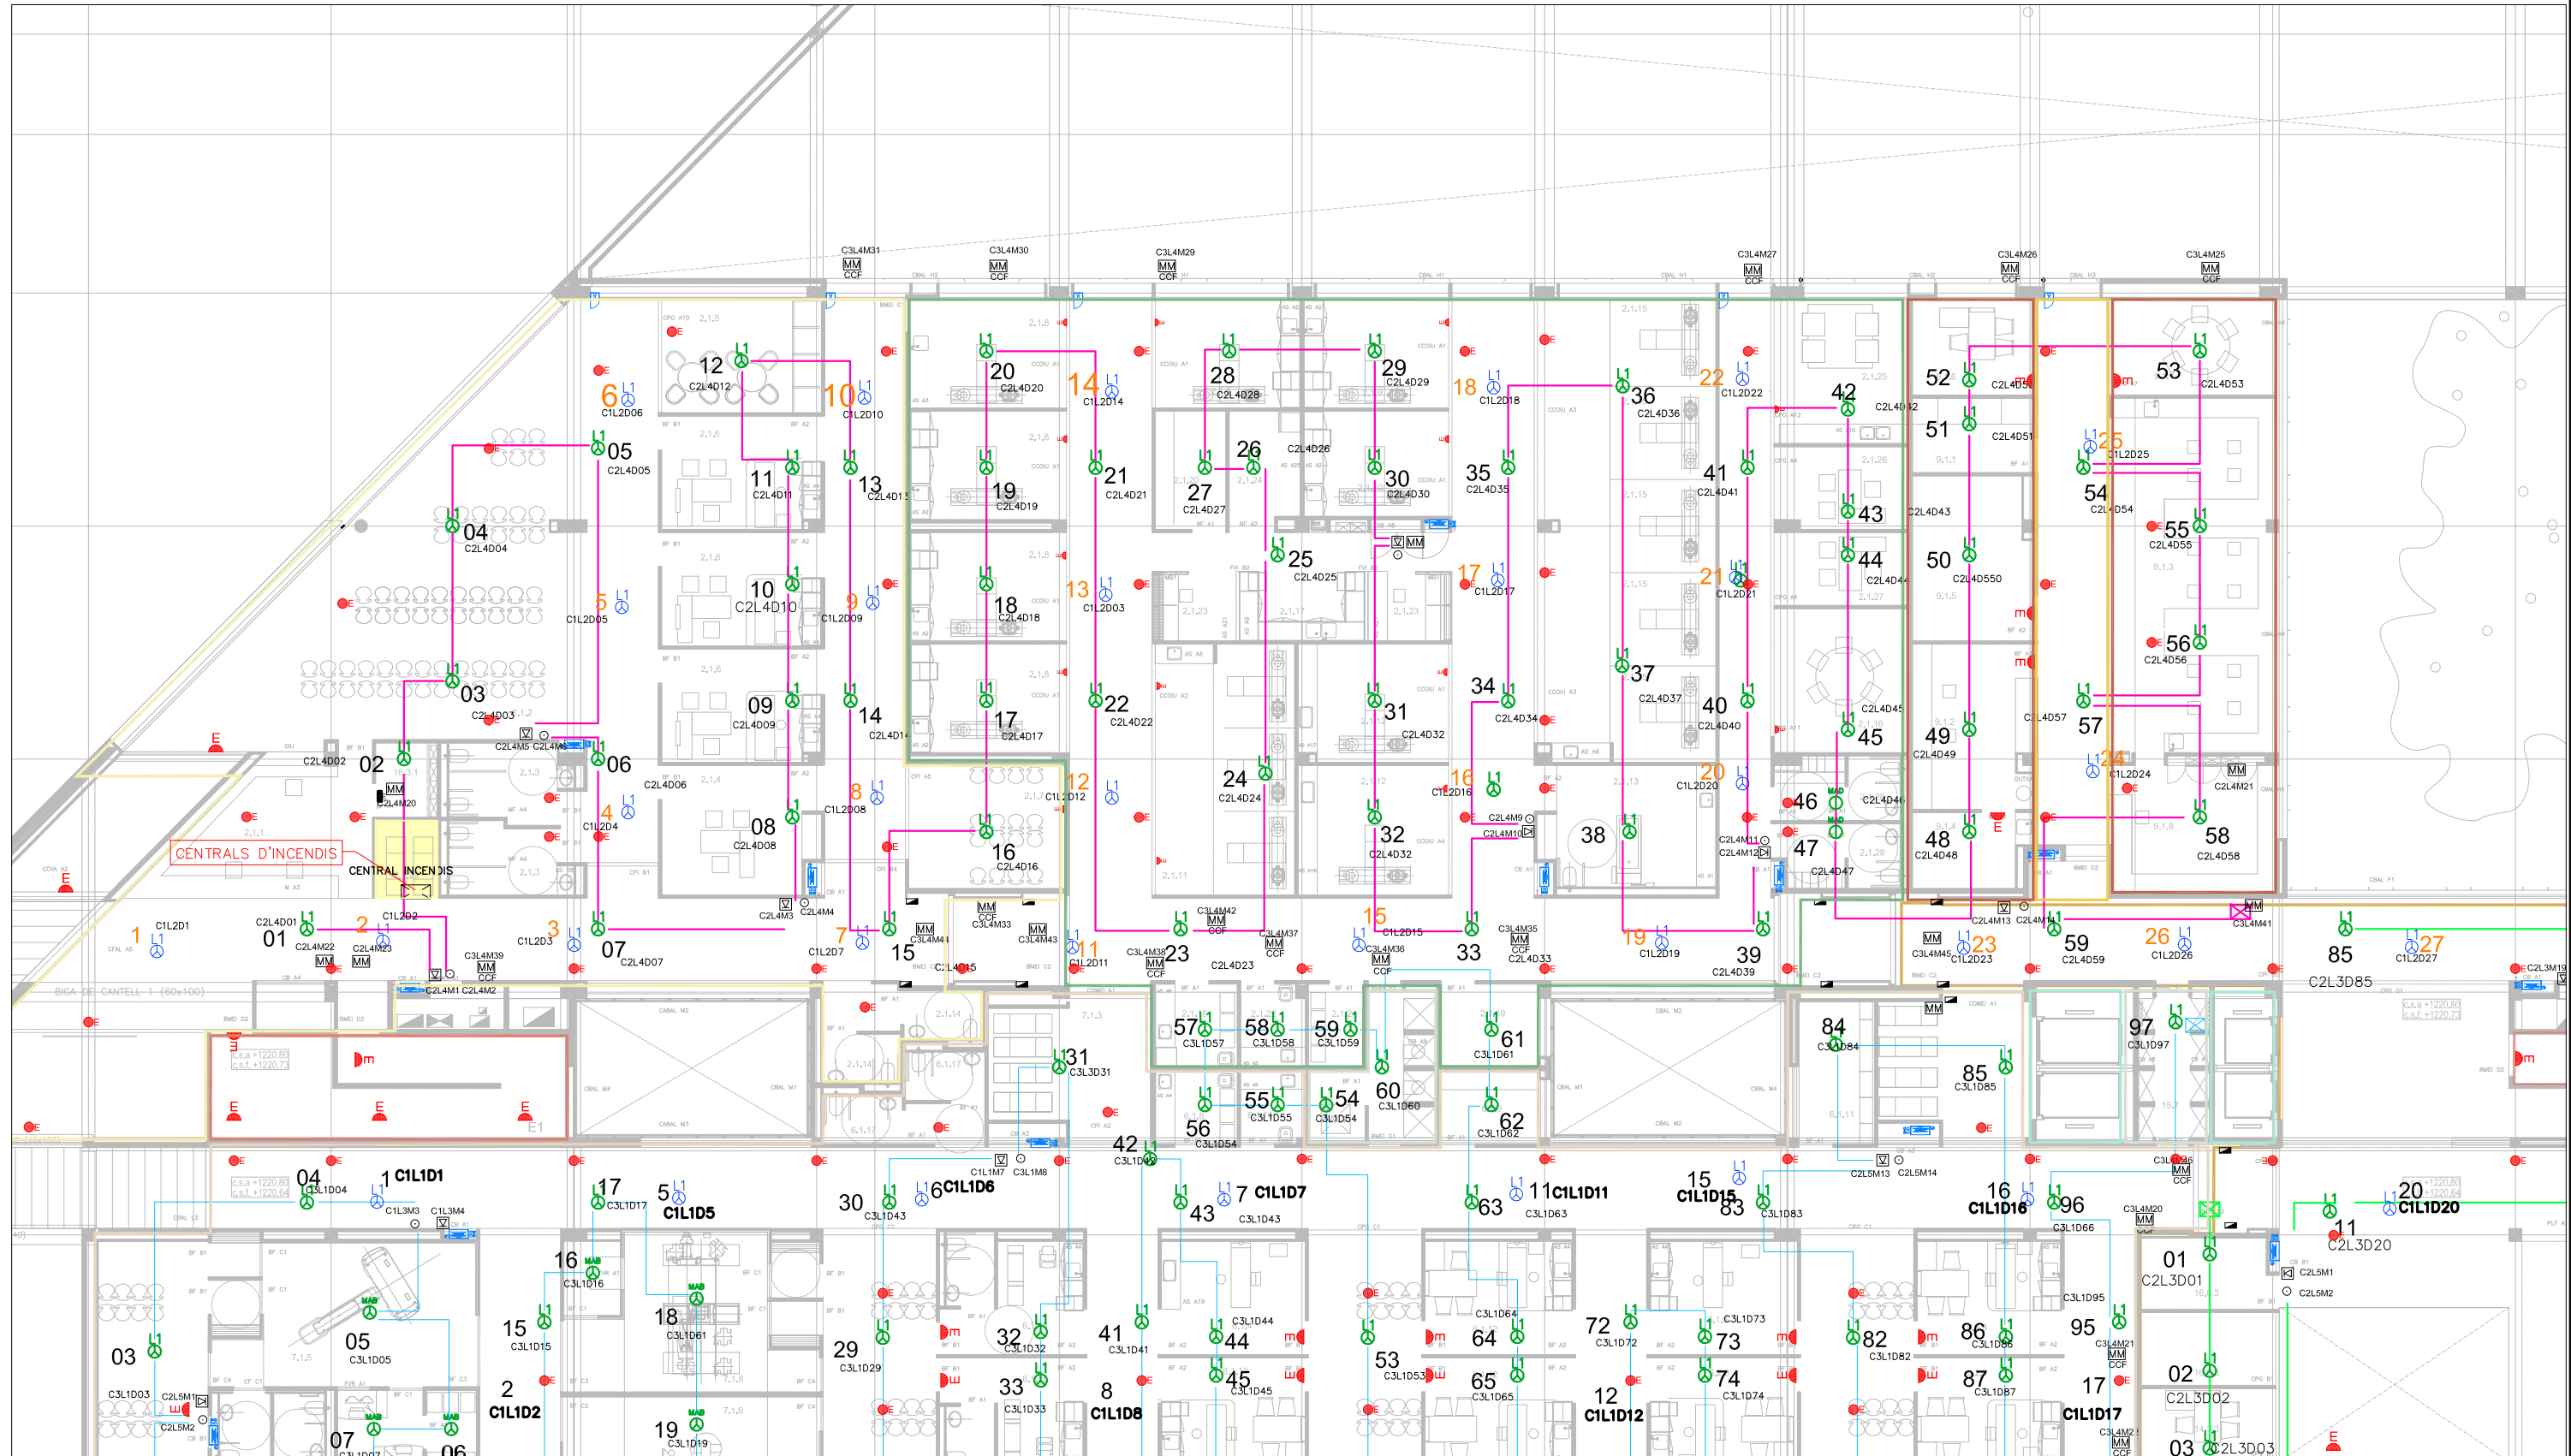

Nom del fitxer:
2BS_TREBALL.dwg

Data creació:
viernes, 19 de abril de 2024

Data modificació:
viernes, 19 de abril de 2024

Número d'expedient d'obra: P**/18

Títol del projecte:
Reparacions puntuals PCI Hospital de la Cerdanya

Adreça:
Camí d'Ur 31, Puigcerdà, Girona

Propietat:
HOSPITAL DE LA CERDANYA

Enginyeria Dosbes, S.L.P.

c/ Lluís Companys, núm 14, bx 08600 BERGA
Telf. 93 8215159 - web: www.dosbes.cat
e-mail dosbes@dosbes.cat

Joan Boixader Gonfaus i Josep A. Benavides Peña

Plànol:
Grup:
Protecció contra incendis


Nom del plànol:
Planta baixa
Fulla 1 de 3

Data:
Abril 2024

Escala:
1/200 - A3

Autor del projecte:
Josep Benavides

NÚMERO
5

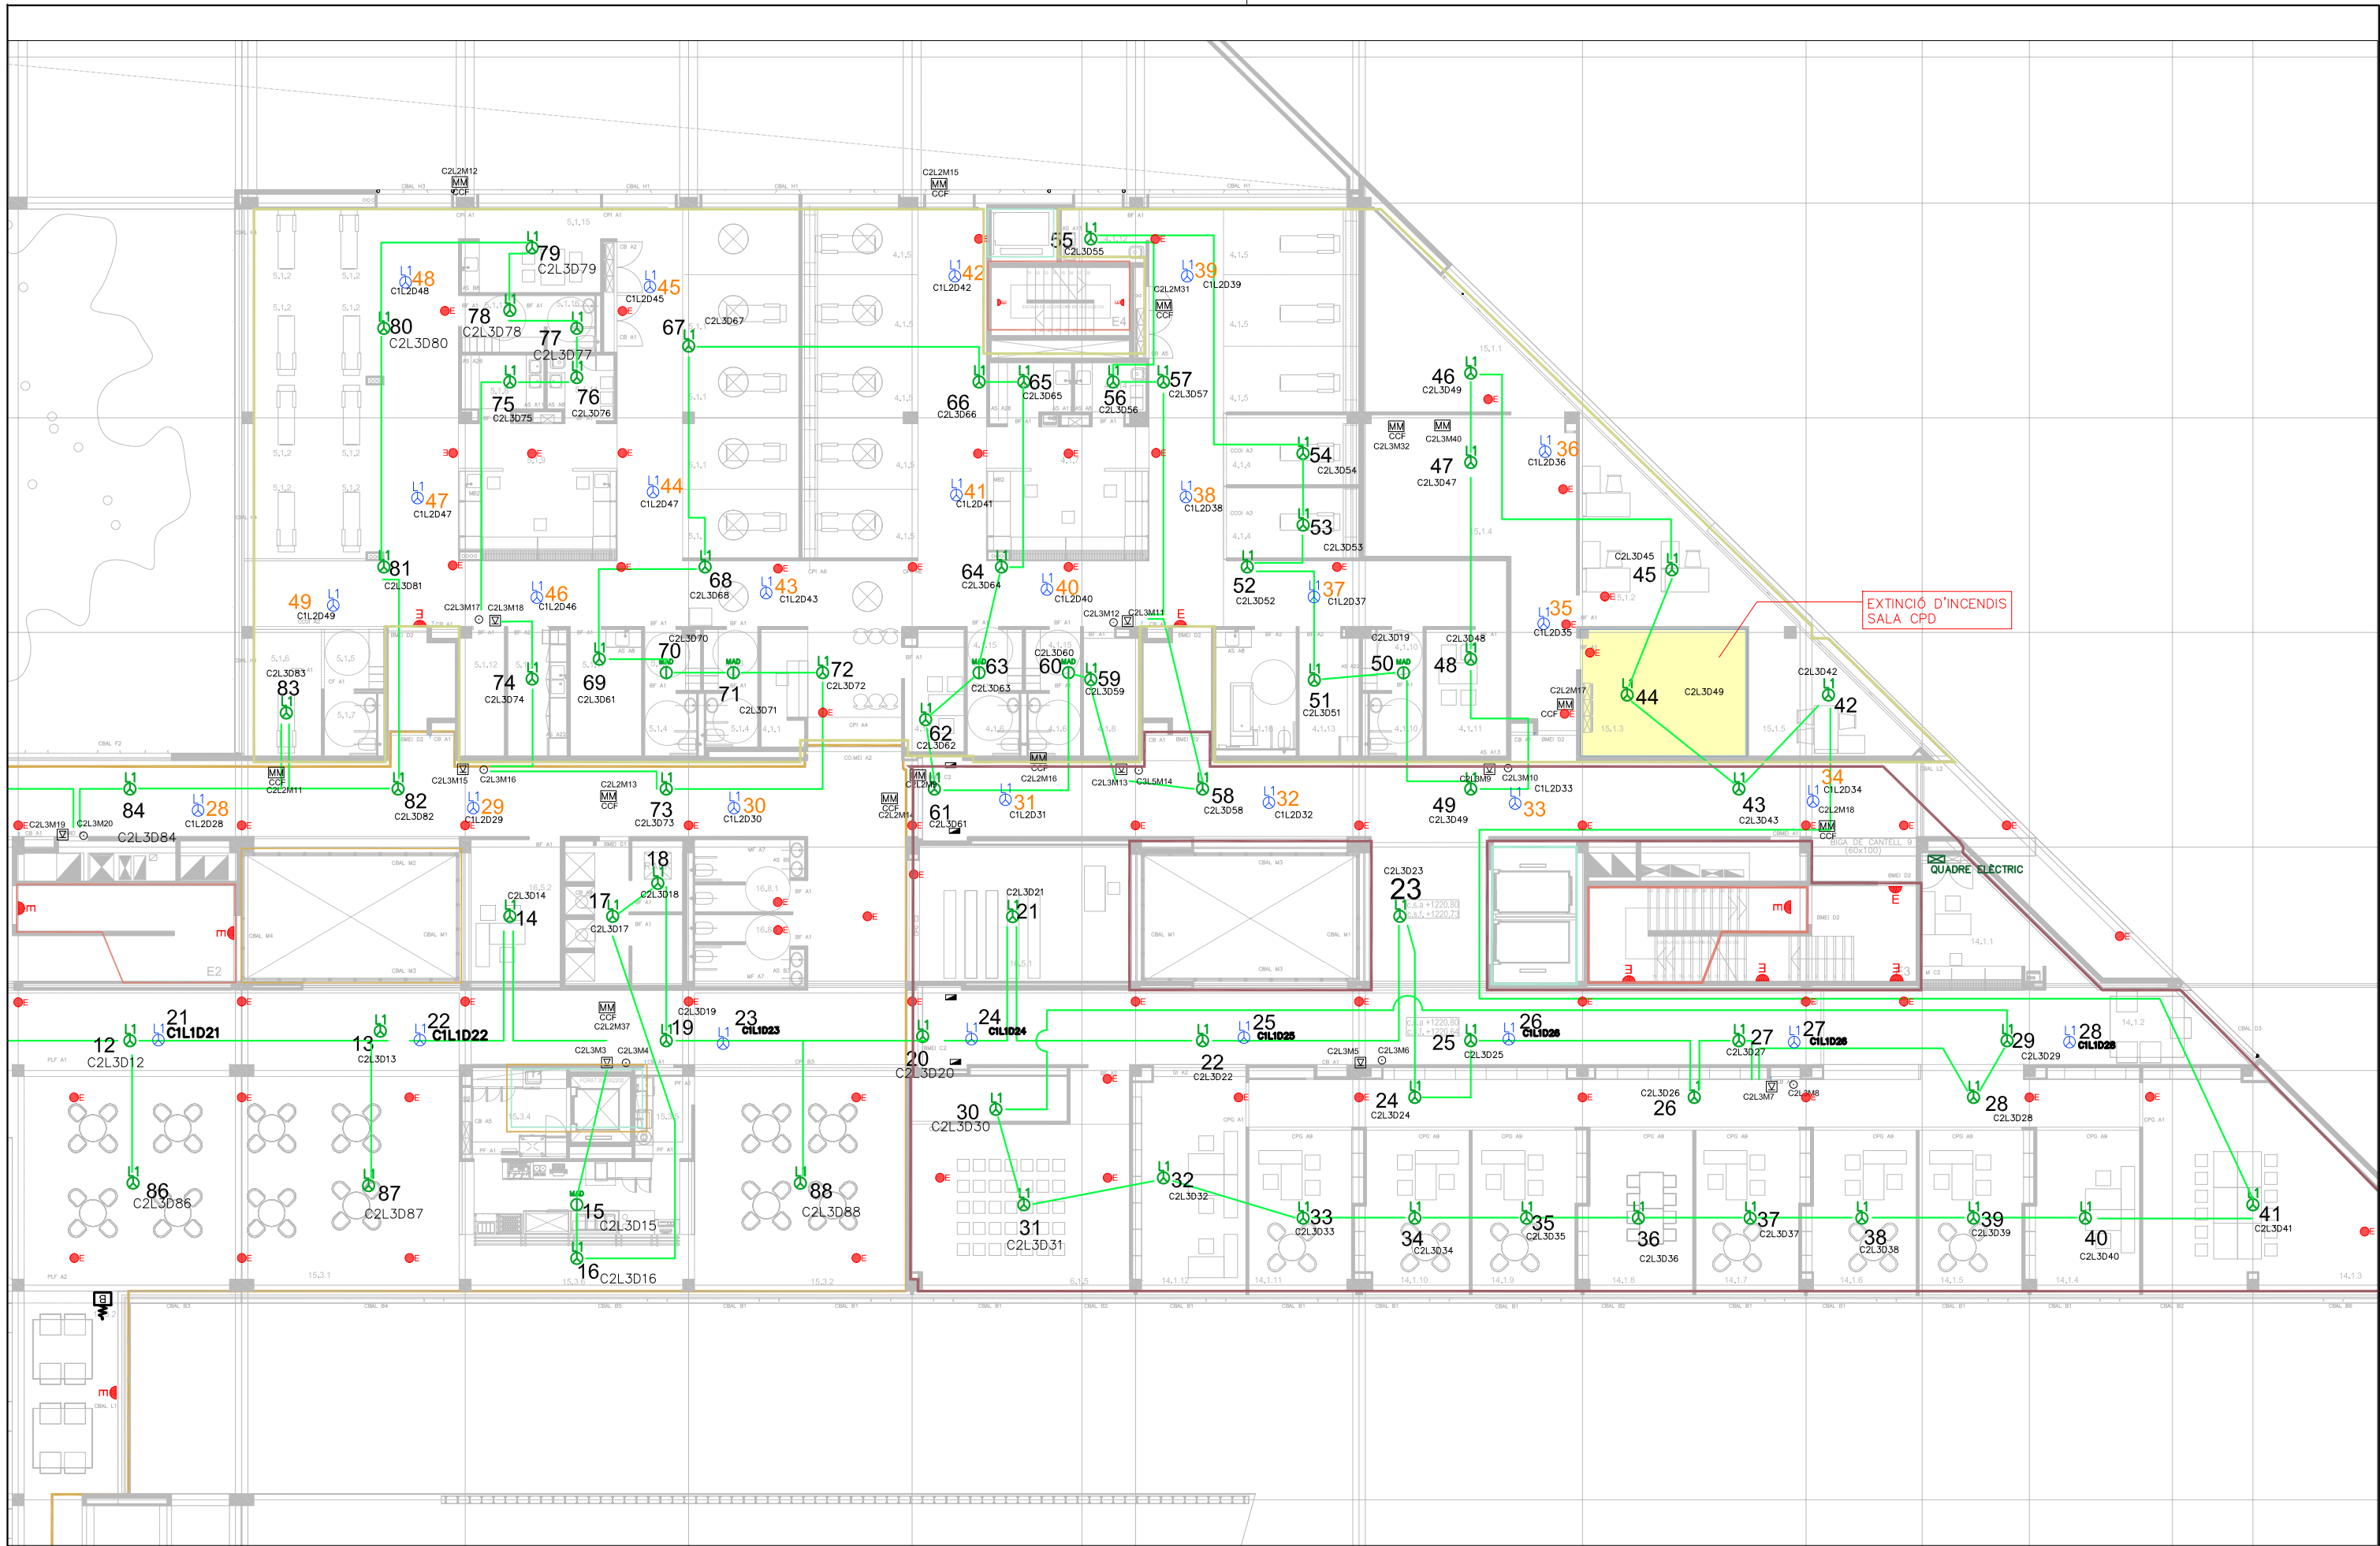

Nom del fitxer:
2BS_TREBALL.dwg

Data creació:
viernes, 19 de abril de 2024

Data modificació:
viernes, 19 de abril de 2024

Número d'expedient d'obra: P**/18

Títol del projecte:
Reparacions puntuals PCI Hospital de la Cerdanya

Adreça:
Cami d'Ur 31, Puigcerdà, Girona

Propietat:
HOSPITAL DE LA CERDANYA

Enginyeria Dosbes, S.L.P.

c/ Lluís Companys, núm 14, bx 08600 BERGA
Telf. 93 8215159 - web: www.dosbes.cat
e-mail dosbes@dosbes.cat

Joan Boixader Gonfaus i Josep A. Benavides Peña

Plànol:
Grup:
Protecció contra incendis

Nom del plànol:
Planta baixa


Fulla 2 de 3

Data:
Abril 2024

Escala:
1/200 - A3

Autor del projecte:
Josep Benavides

NÚMERO
6

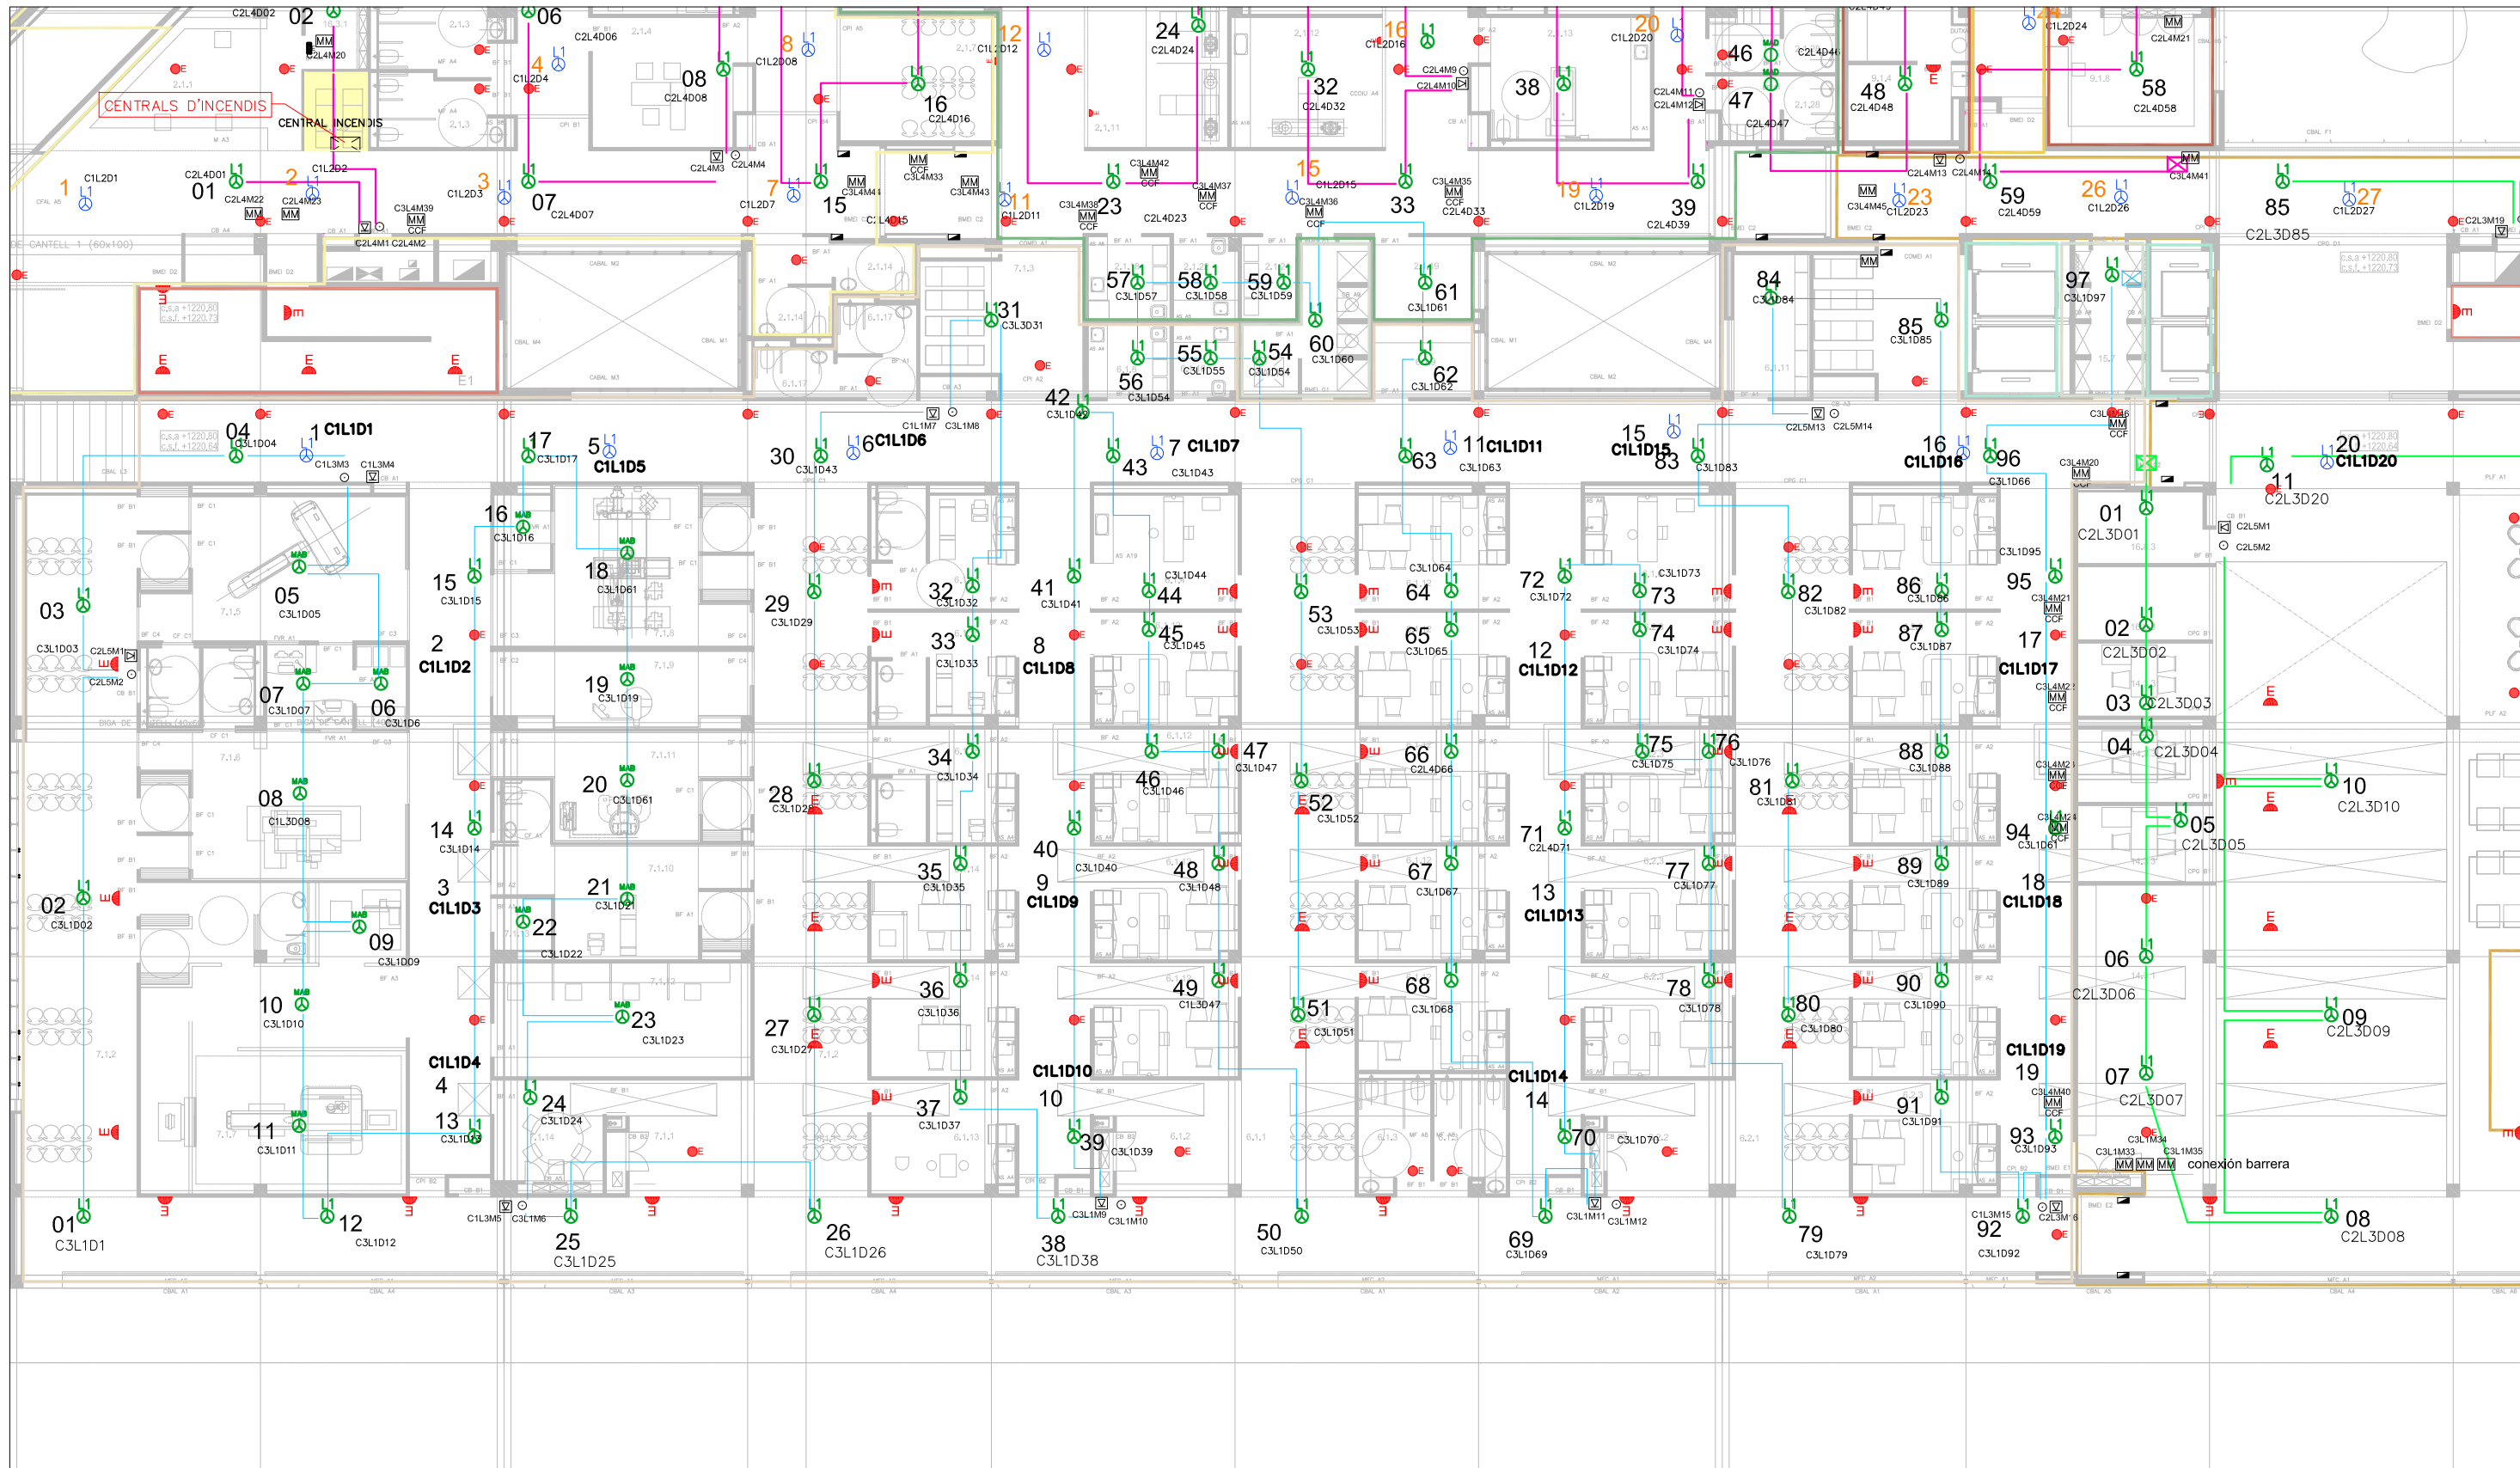

Nom del fitxer:
2BS_TREBALL.dwg
Data creació:
viernes, 19 de abril de 2024
Data modificació:
viernes, 19 de abril de 2024
Número d'expedient d'obra:
P**/18


Títol del projecte:
Reparacions puntuals PCI Hospital de la Cerdanya
Adreça:
Cami d'Ur 31, Puigcerdà, Girona
Propietat:
HOSPITAL DE LA CERDANYA

Enginyeria Dosbes, S.L.P.
c/ Lluís Companys, núm 14, bx 08600 BERGA
Telf. 93 8215159 - web: www.dosbes.cat
e-mail dosbes@dosbes.cat
Joan Boixader Gonfaus i Josep A. Benavides Peña

Plànol:
Grup:
Protecció contra incendis
Nom del plànol:
Planta baixa
Fulla 3 de 3

Data:
Abril 2024
Escala:
1/200 - A3
Autor del projecte:
Josep Benavides

NÚMERO
7

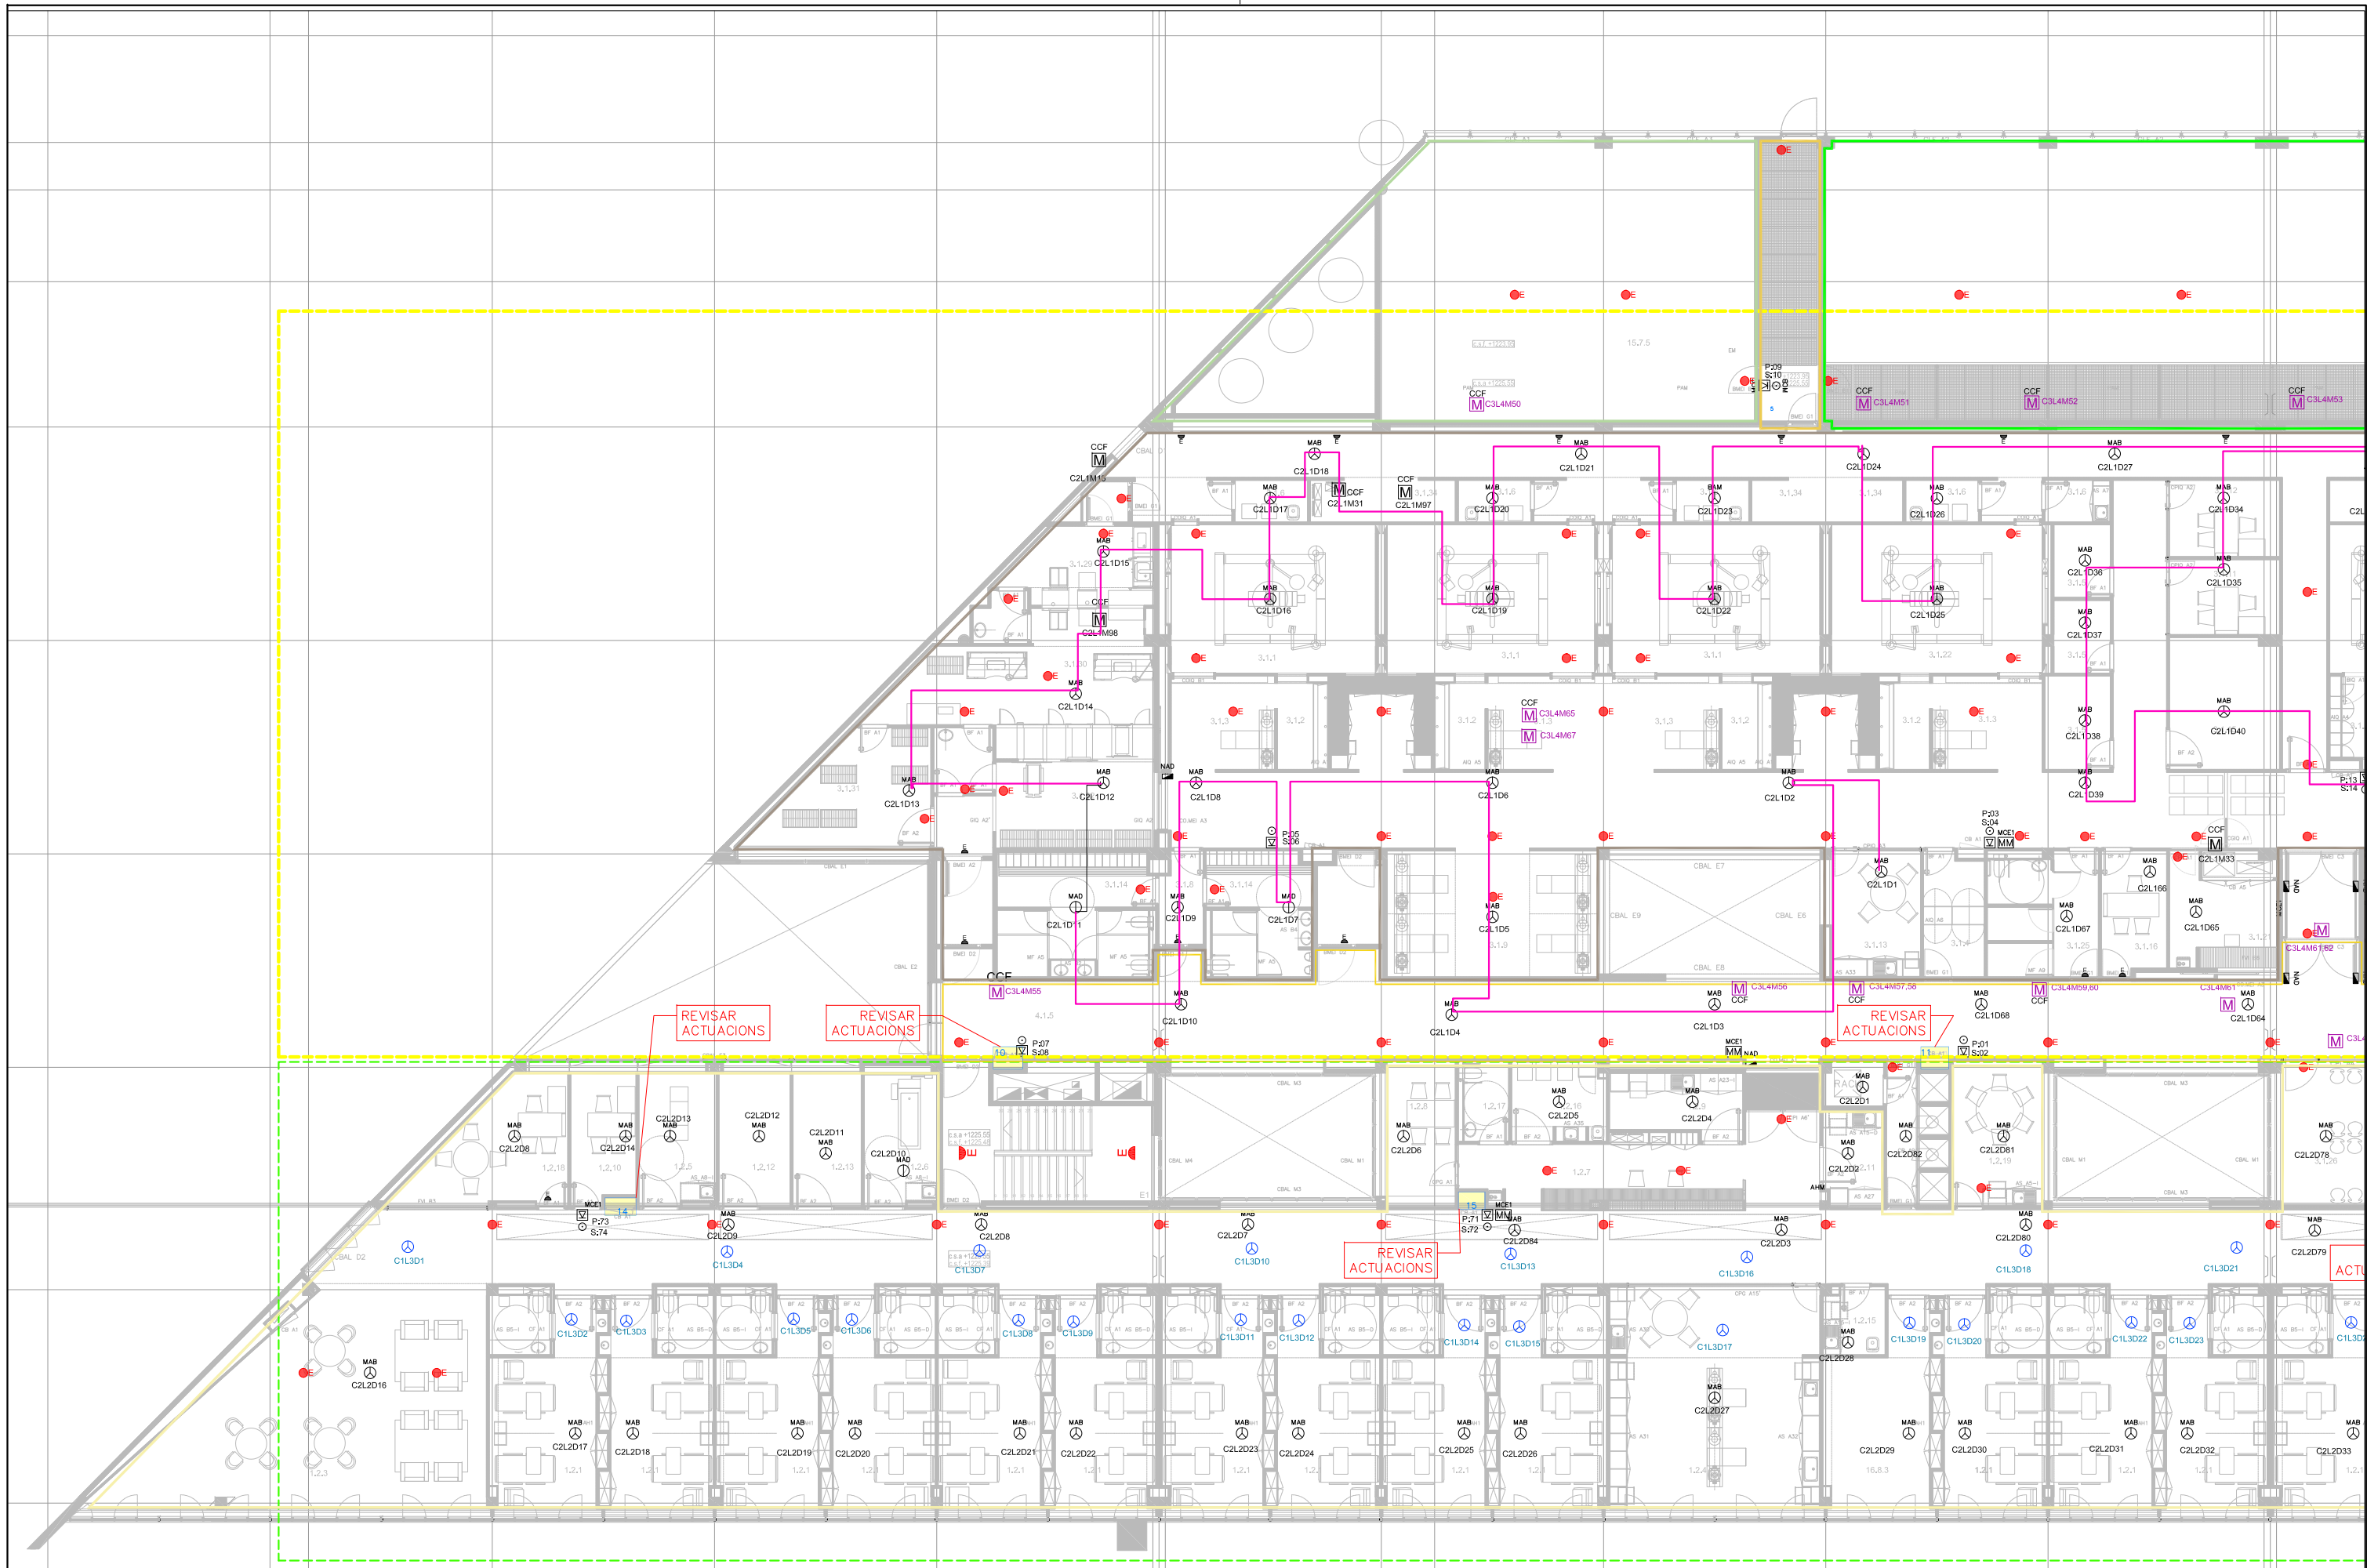

Nom del fitxer:
2BS_TREBALL.dwg
Data creació:
viernes, 19 de abril de 2024
Data modificació:
viernes, 19 de abril de 2024
Número d'expedient d'obra: P**/18


Títol del projecte:
Reparacions puntuals PCI Hospital de la Cerdanya
Adreça:
Camí d'Ur 31, Puigcerdà, Girona
Propietat:
HOSPITAL DE LA CERDANYA

Enginyeria Dosbes, S.L.P.
c/ Lluís Companys, núm 14, bx 08600 BERGA
Telf. 93 8215159 - web: www.dosbes.cat
e-mail dosbes@dosbes.cat
Joan Boixader Gonfaus i Josep A. Benavides Peña

Plànol:
Grup:
Protecció contra incendis
Nom del plànol:
Planta primera
Fulla 1 de 3

Data:
Abril 2024
Escala:
1/200 - A3
Autor del projecte:
Josep Benavides

NÚMERO
8

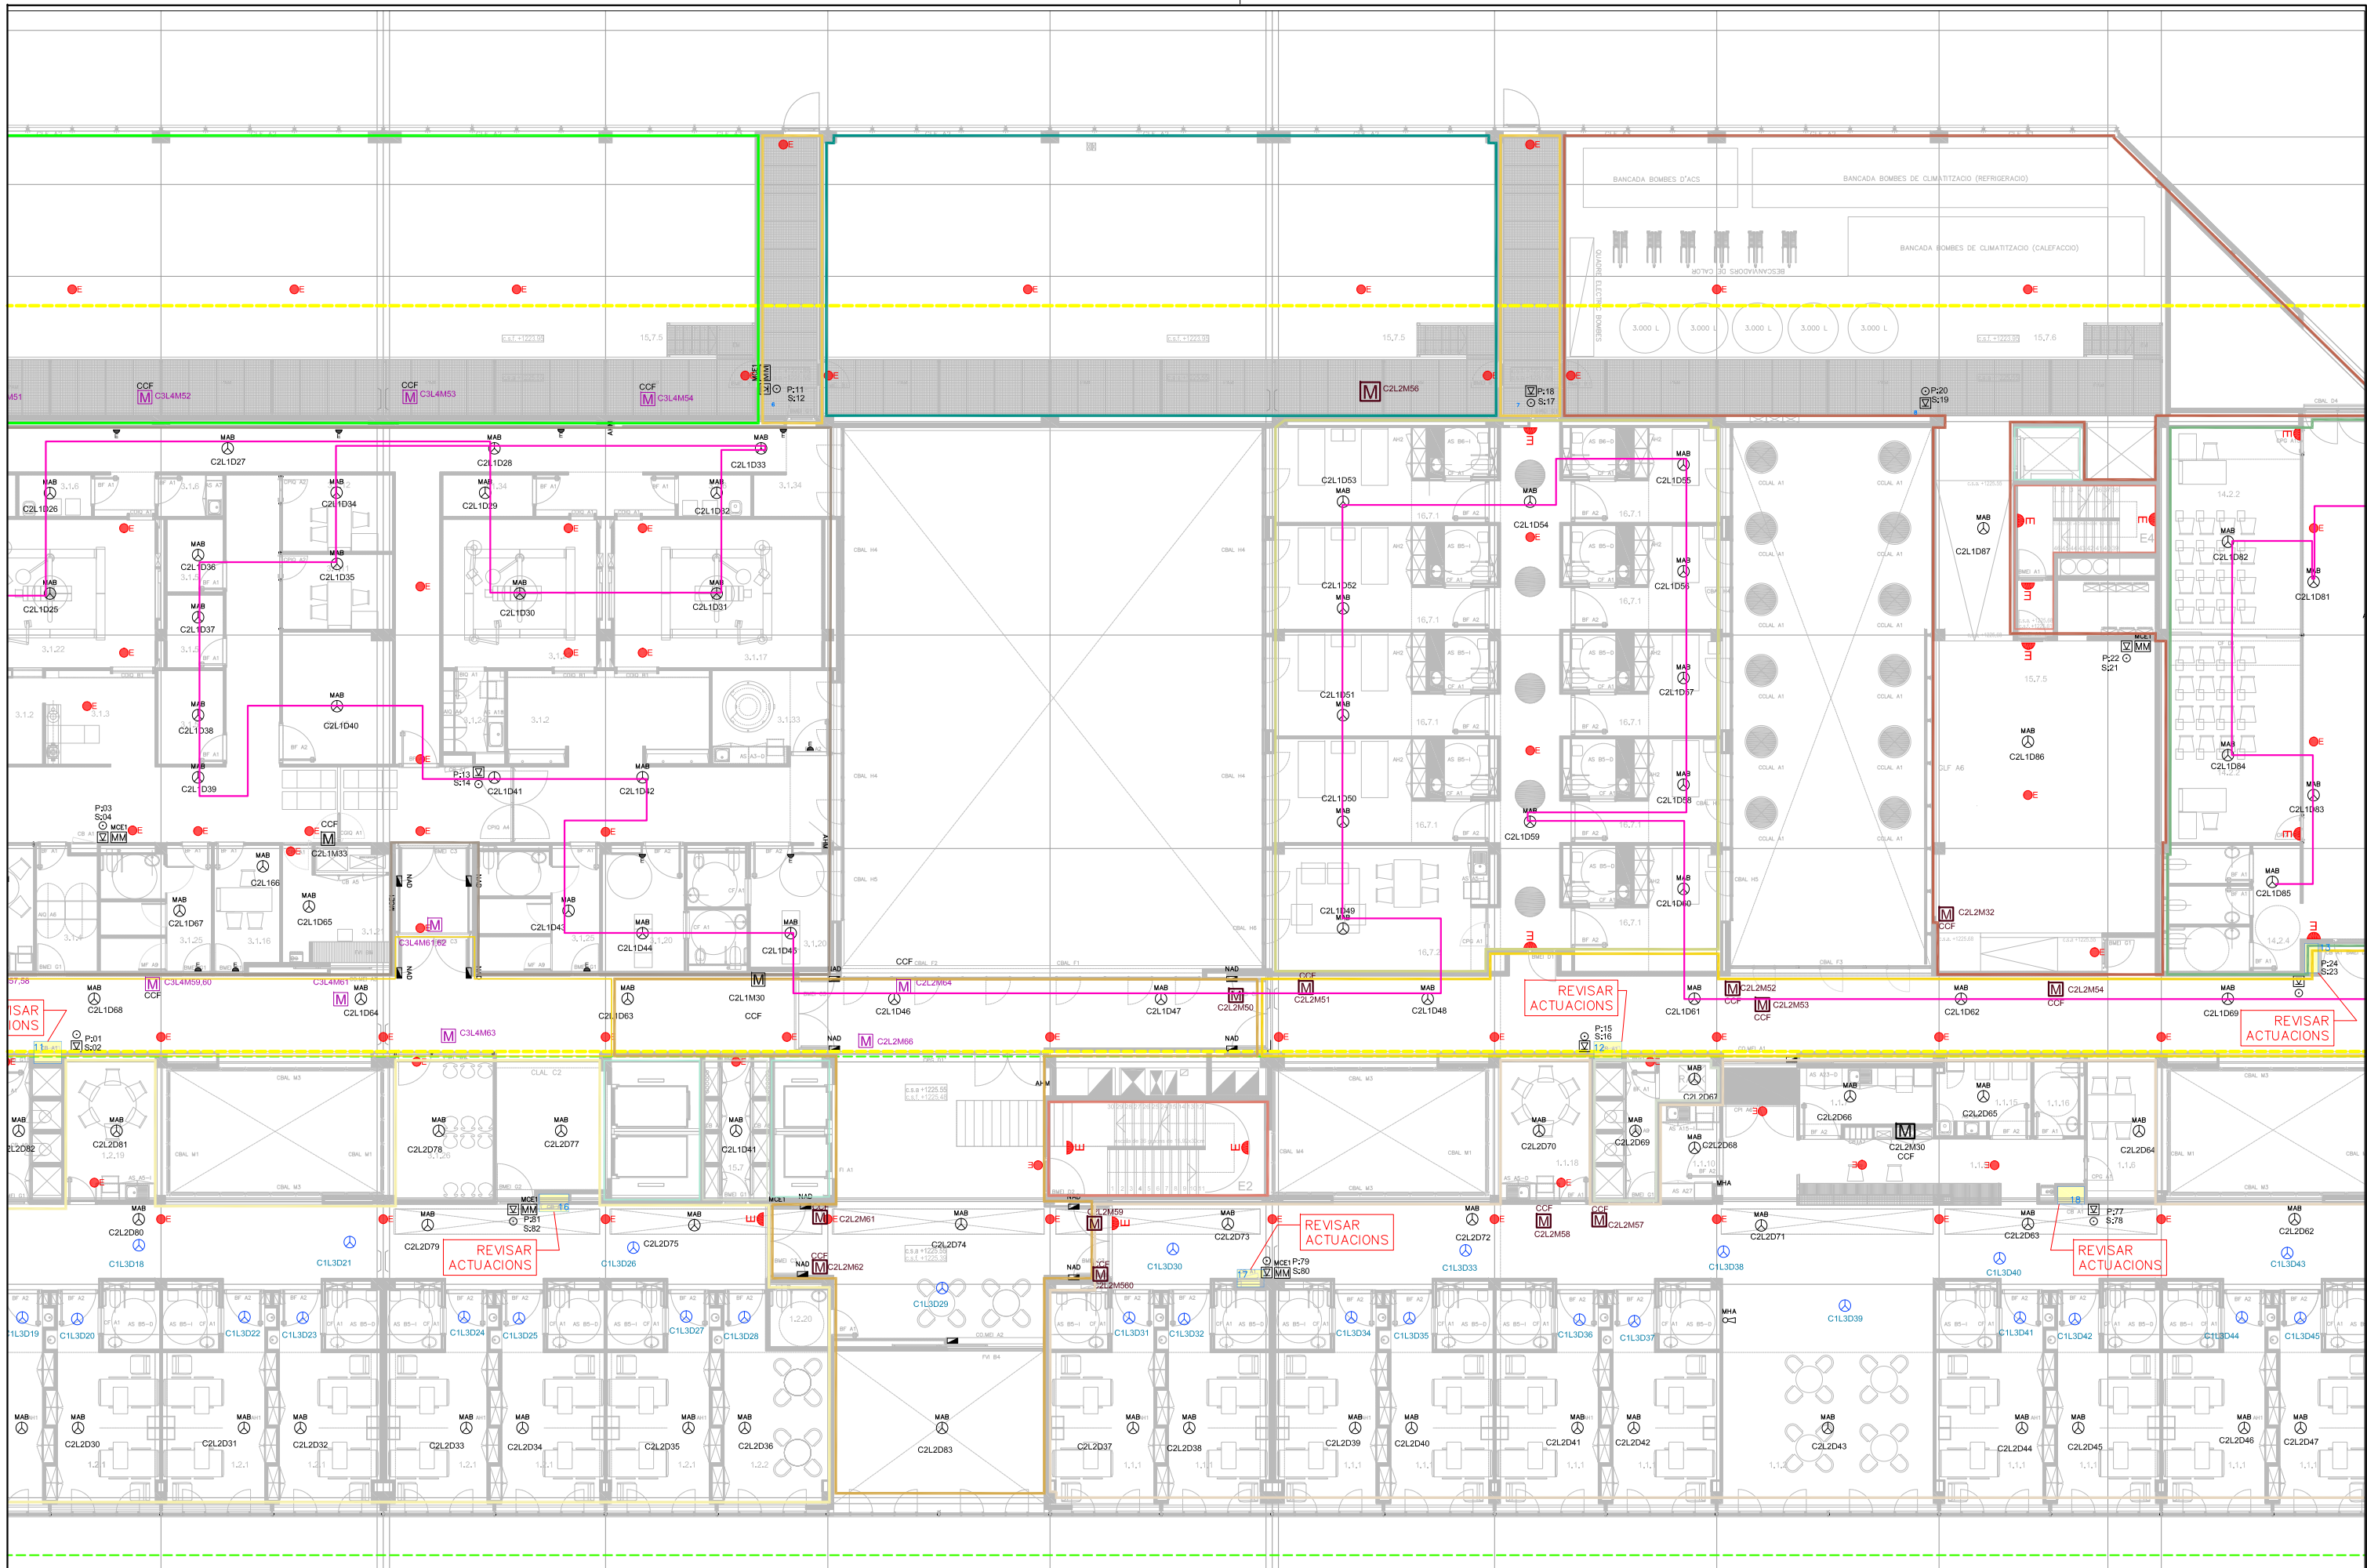

Nom del fitxer:
2BS_TREBALL.dwg
Data creació:
viernes, 19 de abril de 2024
Data modificació:
viernes, 19 de abril de 2024
Número d'expedient d'obra: P**/18


Títol del projecte:
Reparacions puntuals PCI Hospital de la Cerdanya
Adreça:
Cami d'Ur 31, Puigcerdà, Girona
Propietat:
HOSPITAL DE LA CERDANYA

Enginyeria Dosbes, S.L.P.
c/ Lluís Companys, núm 14, bx 08600 BERGA
Telf. 93 8215159 - web: www.dosbes.cat
e-mail dosbes@dosbes.cat
Joan Boixader Gonfaus i Josep A. Benavides Peña

Plànol:
Grup:
Protecció contra incendis
Nom del plànol:
Planta primera
Fulla 2 de 3

Data:
Abril 2024
Escala:
1/200 - A3
Autor del projecte:
Josep Benavides

NÚMERO
9

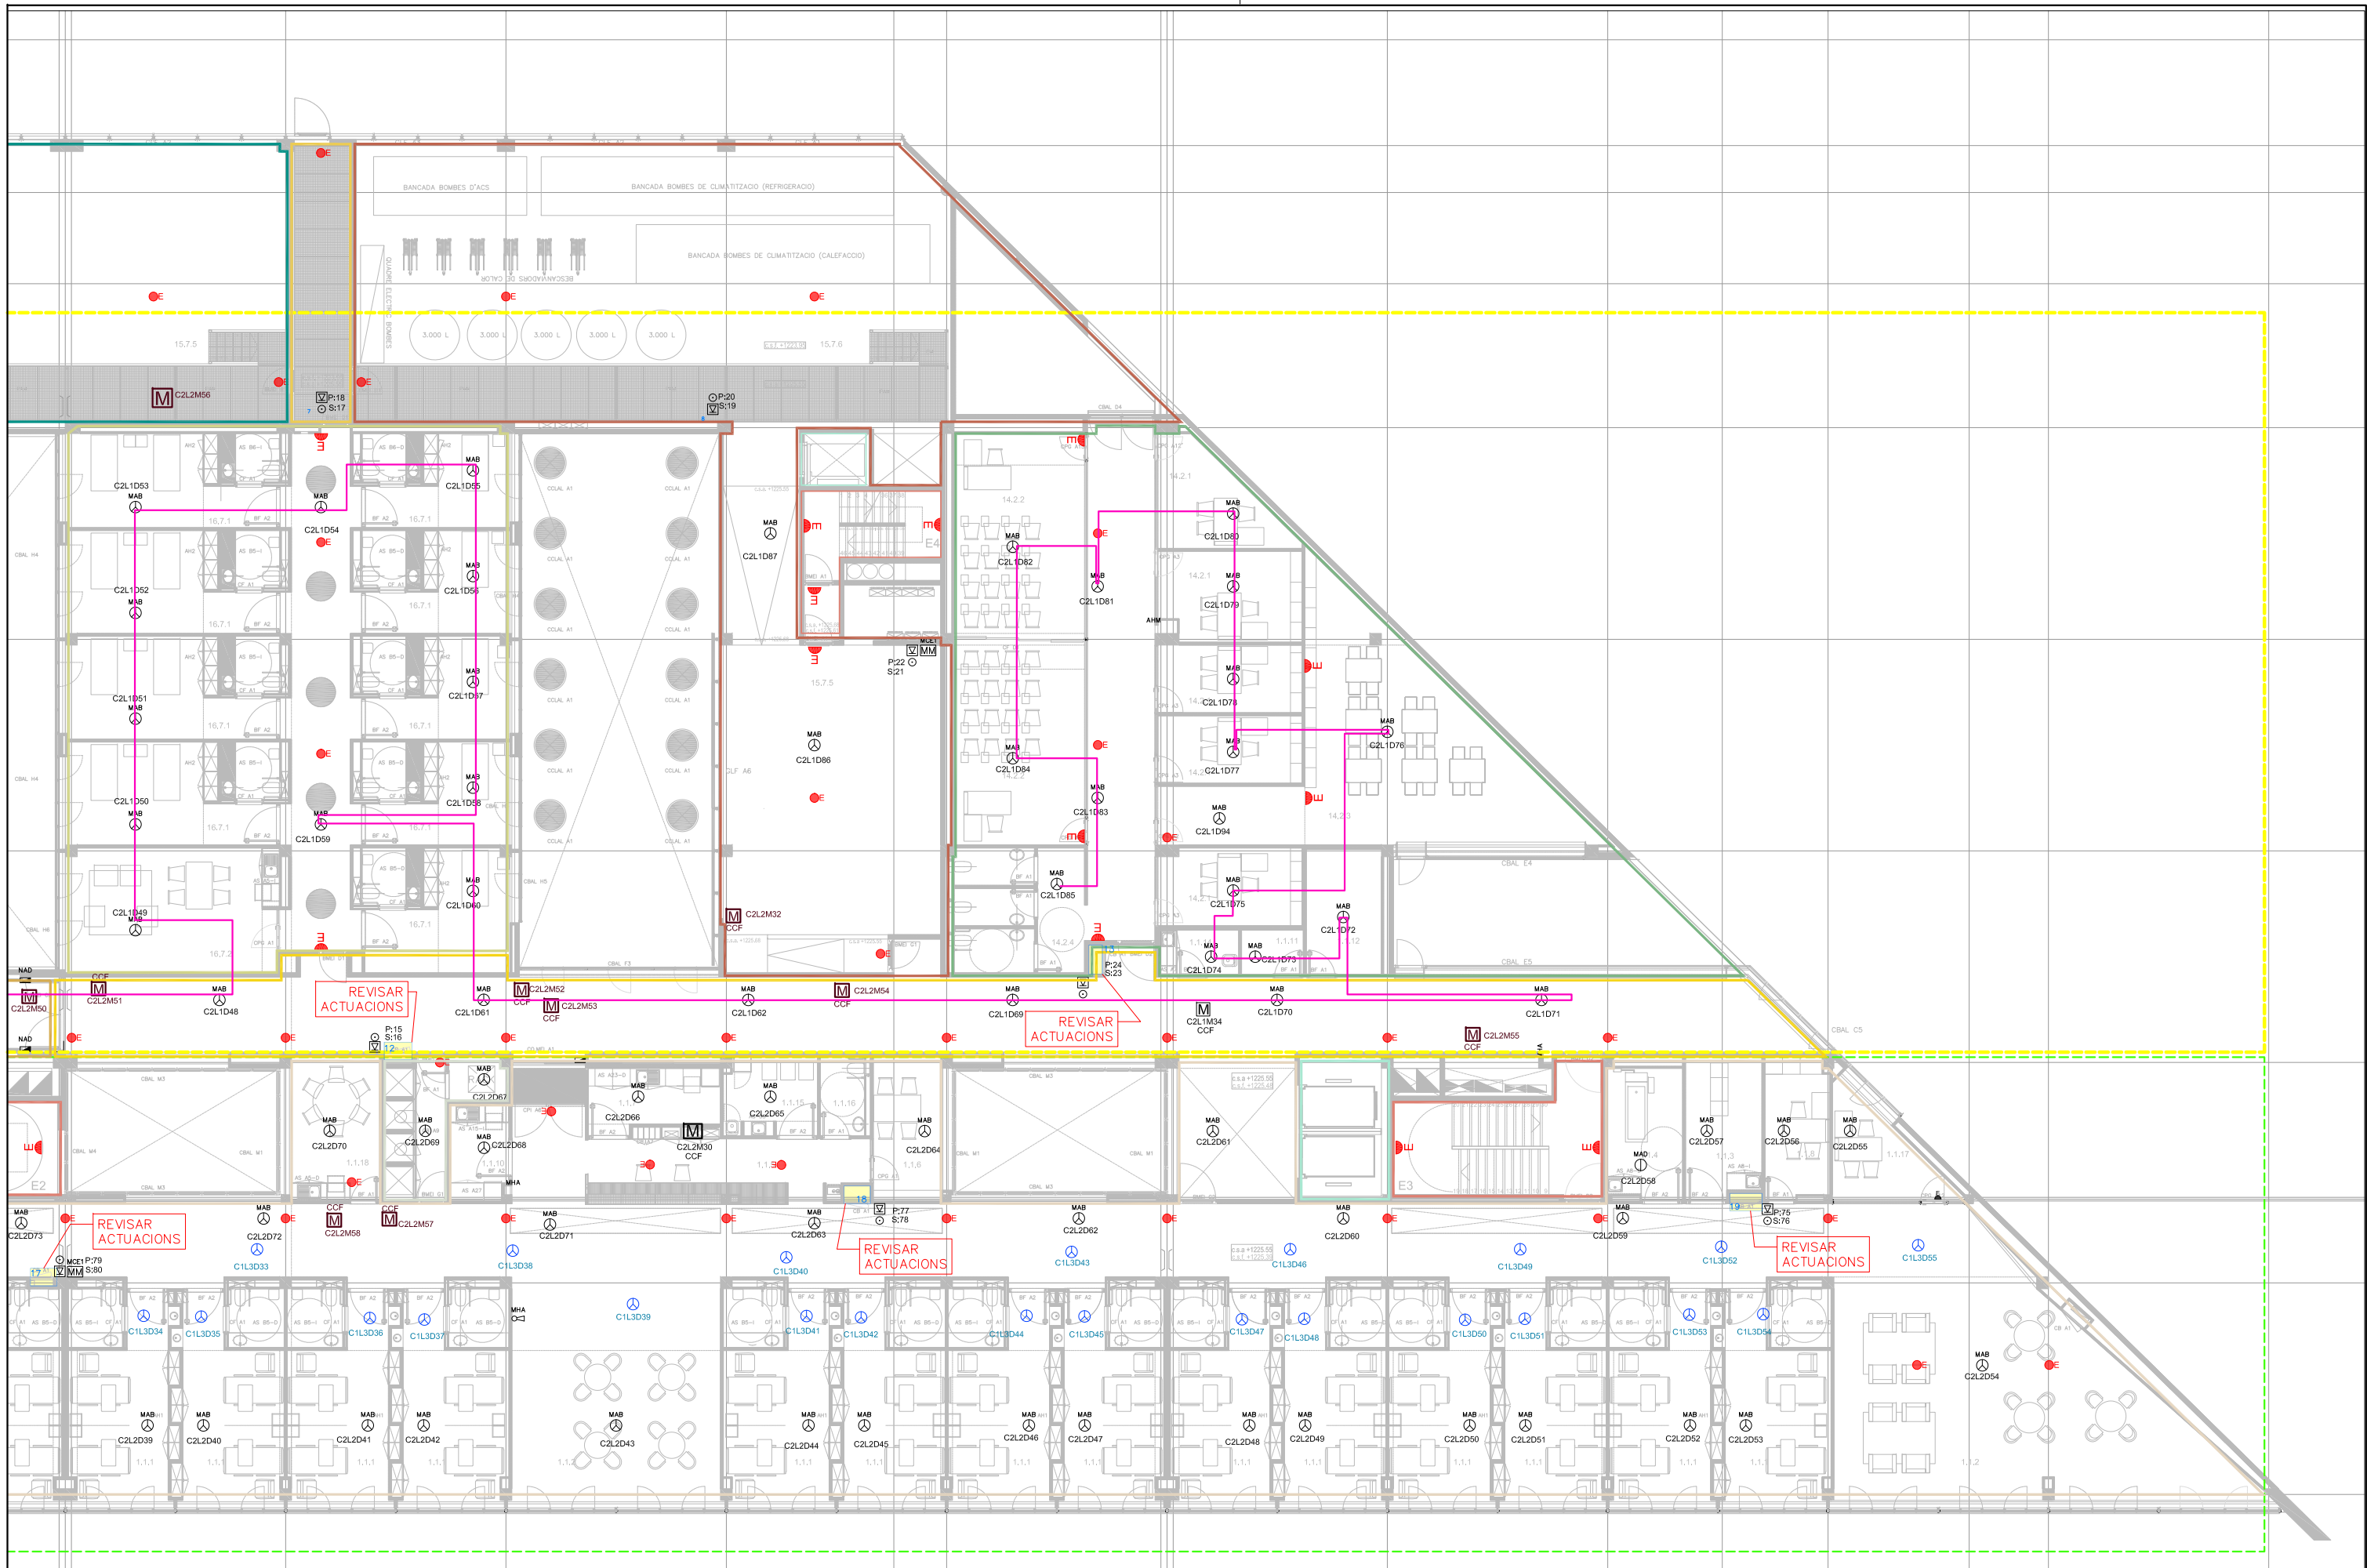

Nom del fitxer:
2BS_TREBALL.dwg
Data creació:
viernes, 19 de abril de 2024
Data modificació:
viernes, 19 de abril de 2024
Número d'expedient d'obra:
P**/18


Títol del projecte:
Reparacions puntuals PCI Hospital de la Cerdanya
Adreça:
Camí d'Ur 31, Puigcerdà, Girona
Propietat:
HOSPITAL DE LA CERDANYA

Enginyeria Dosbes, S.L.P.
c/ Lluís Companys, núm 14, bx 08600 BERGA
Telf. 93 8215159 - web: www.dosbes.cat
e-mail dosbes@dosbes.cat
Joan Boixader Gonfaus i Josep A. Benavides Peña

Plànol:
Grup:
Protecció contra incendis
Nom del plànol:
Planta primera
Fulla 3 de 3

Data:
Abril 2024
Escala:
1/200 - A3
Autor del projecte:
Josep Benavides

NÚMERO
10

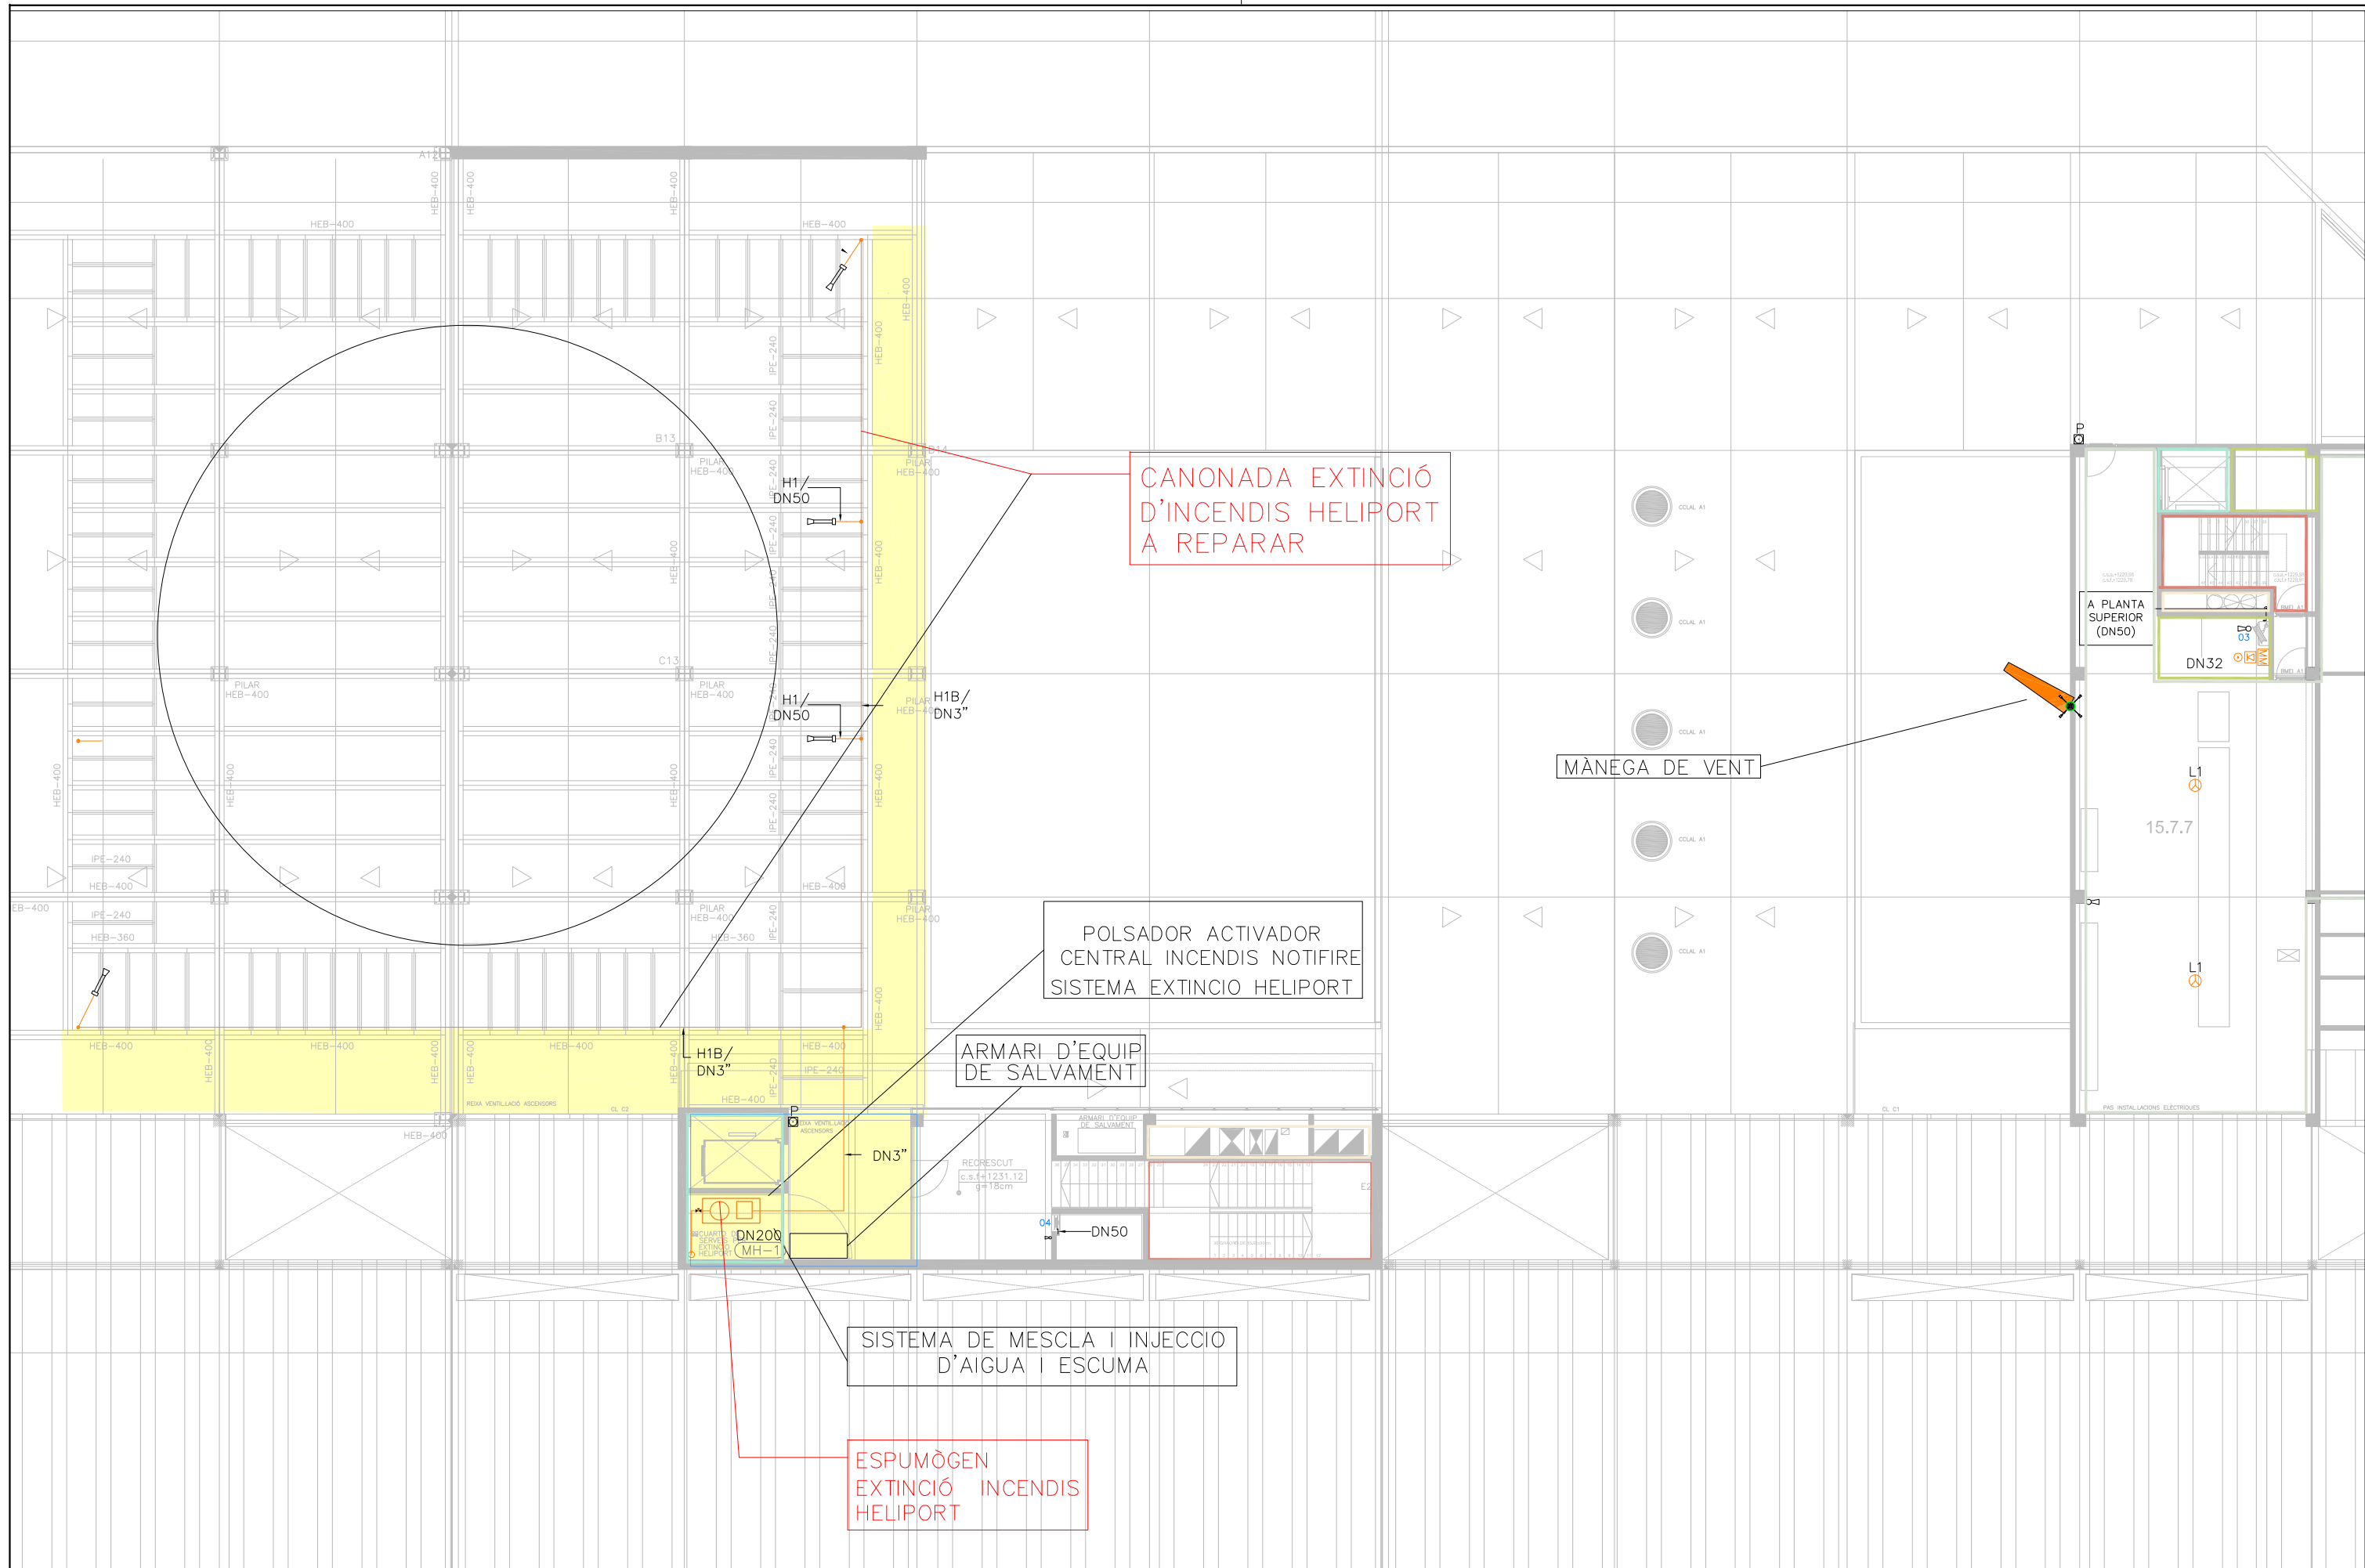

Nom del fitxer:
2BS_TREBALL.dwg

Data creació:
viernes, 19 de abril de 2024

Data modificació:
viernes, 19 de abril de 2024

Número d'expedient d'obra:
P**/18

Títol del projecte:
Reparacions puntuals PCI Hospital de la Cerdanya

Adreça:
Cami d'Ur 31, Puigcerdà, Girona

Proietat:
HOSPITAL DE LA Cerdanya

Enginyeria Dosbes, S.L.P.

c/ Lluís Companys, núm 14, bx 08600 BERGA
Telf. 93 8215159 - web: www.dosbes.cat
e-mail dosbes@dosbes.cat

Joan Boixader Gonfau i Josep A. Benavides Peña

Plànol:

Grup:
Protecció contra incendis


Nom del plànol:
Planta 2 - Heliport i torre

Data:
Abril 2024

Escala:
1/200 - A3

Autor del projecte:
Josep Benavides

NÚMERO
11

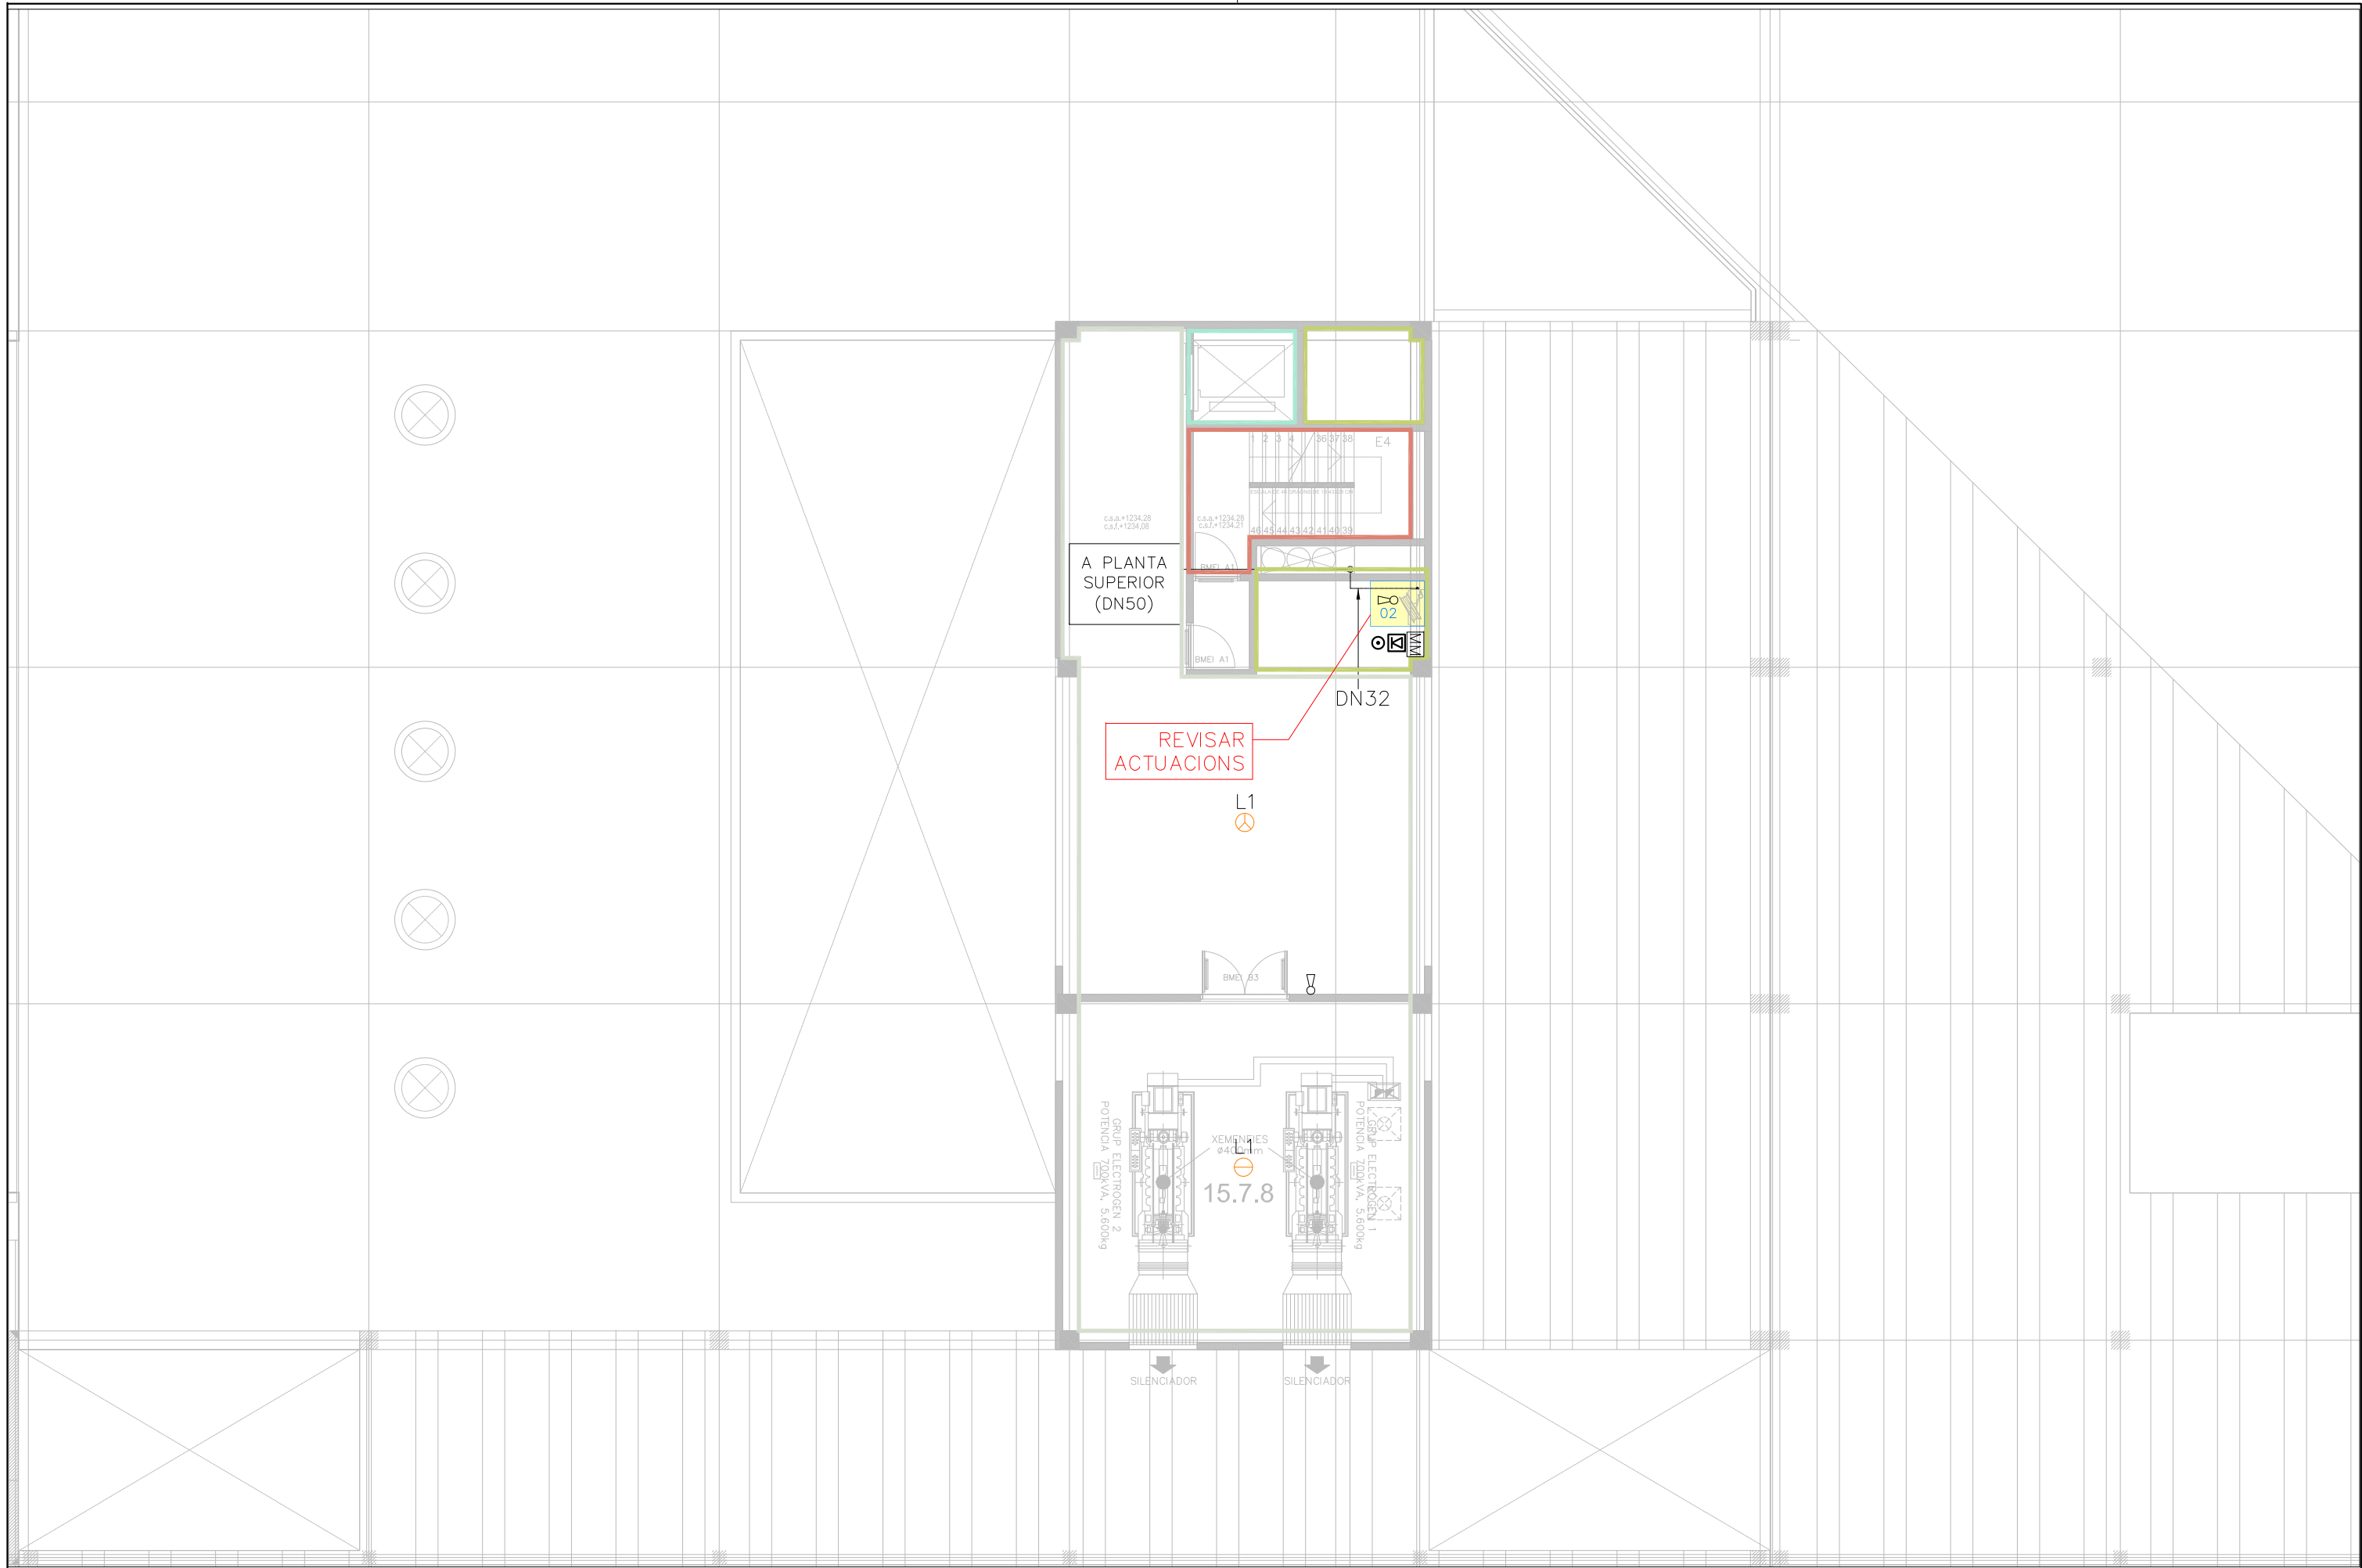

Nom del fitxer:
2BS_TREBALL.dwg
Data creació:
viernes, 19 de abril de 2024
Data modificació:
viernes, 19 de abril de 2024
Número d'expedient d'obra: P**/18


Títol del projecte:
Reparacions puntuals PCI Hospital de la Cerdanya
Adreça:
Cami d'Ur 31, Puigcerdà, Girona
Propietat:
HOSPITAL DE LA CERDANYA

Enginyeria Dosbes, S.L.P.
c/ Lluís Companys, núm 14, bx 08600 BERGA
Telf. 93 8215159 - web: www.dosbes.cat
e-mail dosbes@dosbes.cat
Joan Boixader Gonfaus i Josep A. Benavides Peña

Plànol:
Grup:
Protecció contra incendis
Nom del plànol:
Planta tercera

Data:
Abril 2024
Escala:
1/200 - A3
Autor del projecte:
Josep Benavides

NÚMERO
12

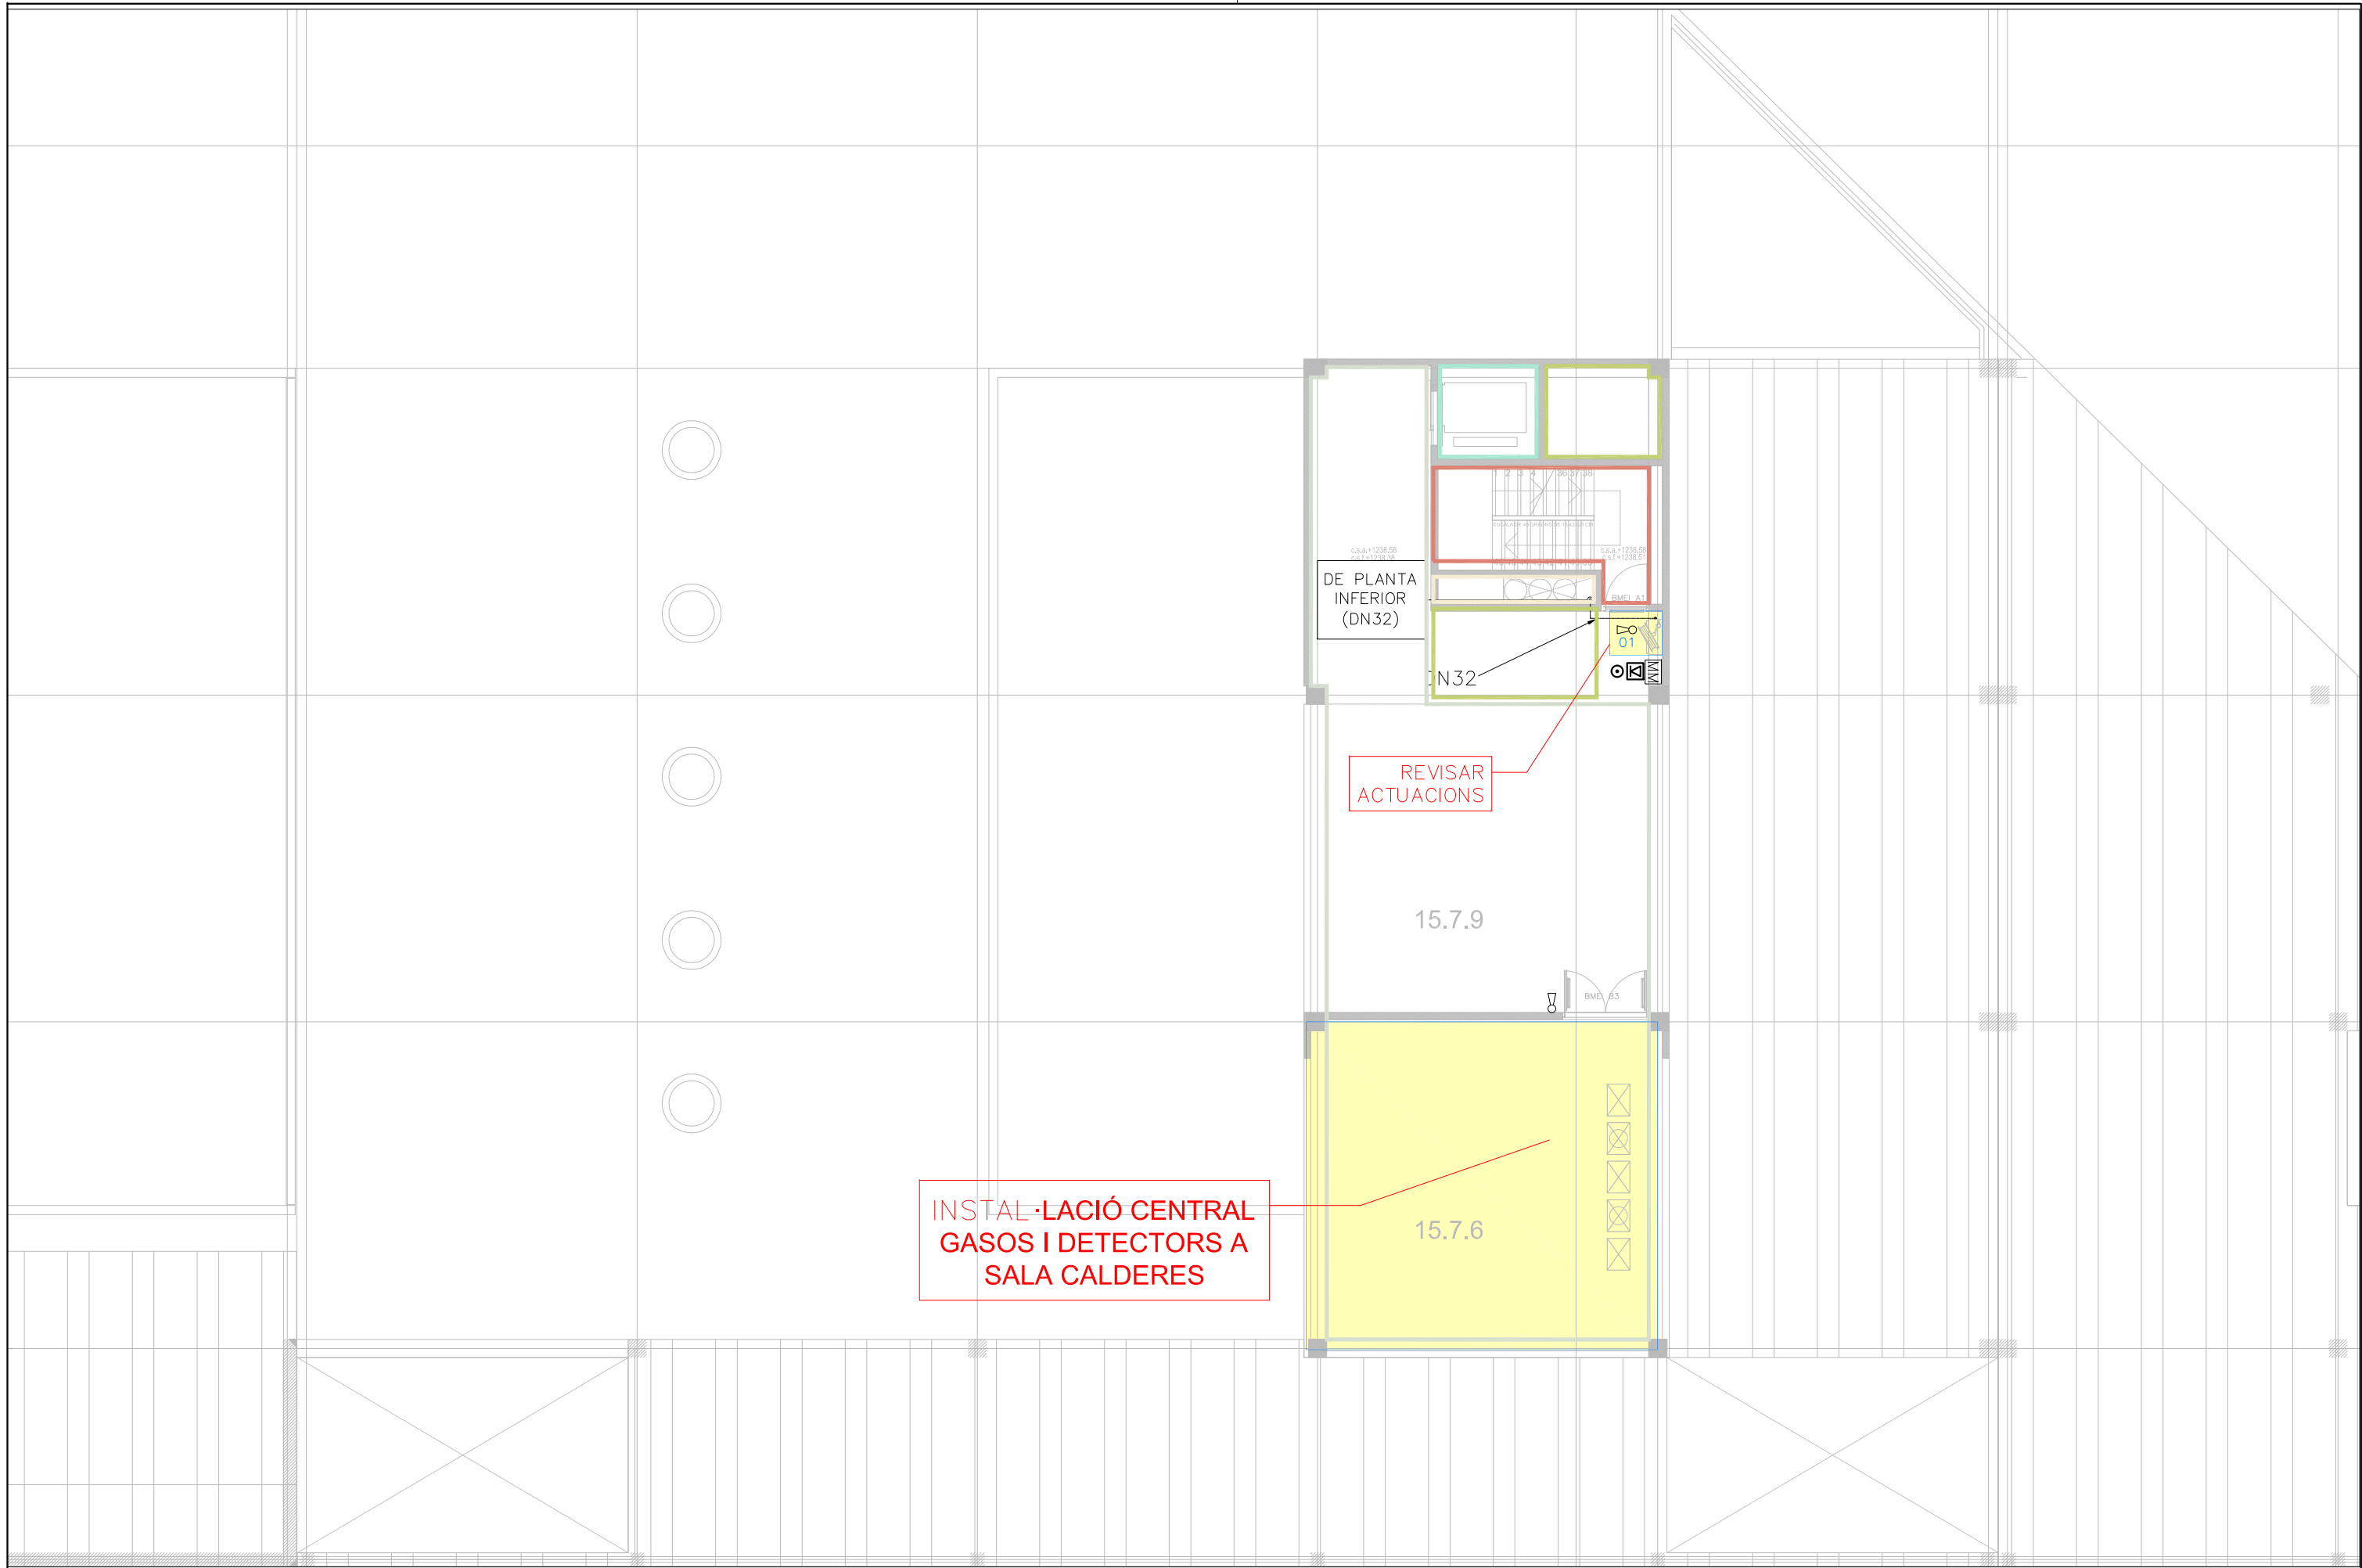

Nom del fitxer:
2BS_TREBALL.dwg
Data creació:
viernes, 19 de abril de 2024
Data modificació:
viernes, 19 de abril de 2024
Número d'expedient d'obra: P**/18

Títol del projecte:
Reparacions puntuals PCI Hospital de la Cerdanya
Adreça:
Cami d'Ur 31, Puigcerdà, Girona
Propietat:
HOSPITAL DE LA CERDANYA

Enginyeria Dosbes, S.L.P.
c/ Lluís Companys, núm 14, bx 08600 BERGA
Telf. 93 8215159 - web: www.dosbes.cat
e-mail dosbes@dosbes.cat
Joan Boixader Gonfaus i Josep A. Benavides Peña

Plànol:
Grup:
Protecció contra incendis
Nom del plànol:
Planta quarta

Data:
Abril 2024
Escala:
1/200 - A3
Autor del projecte:
Josep Benavides

NÚMERO
13