
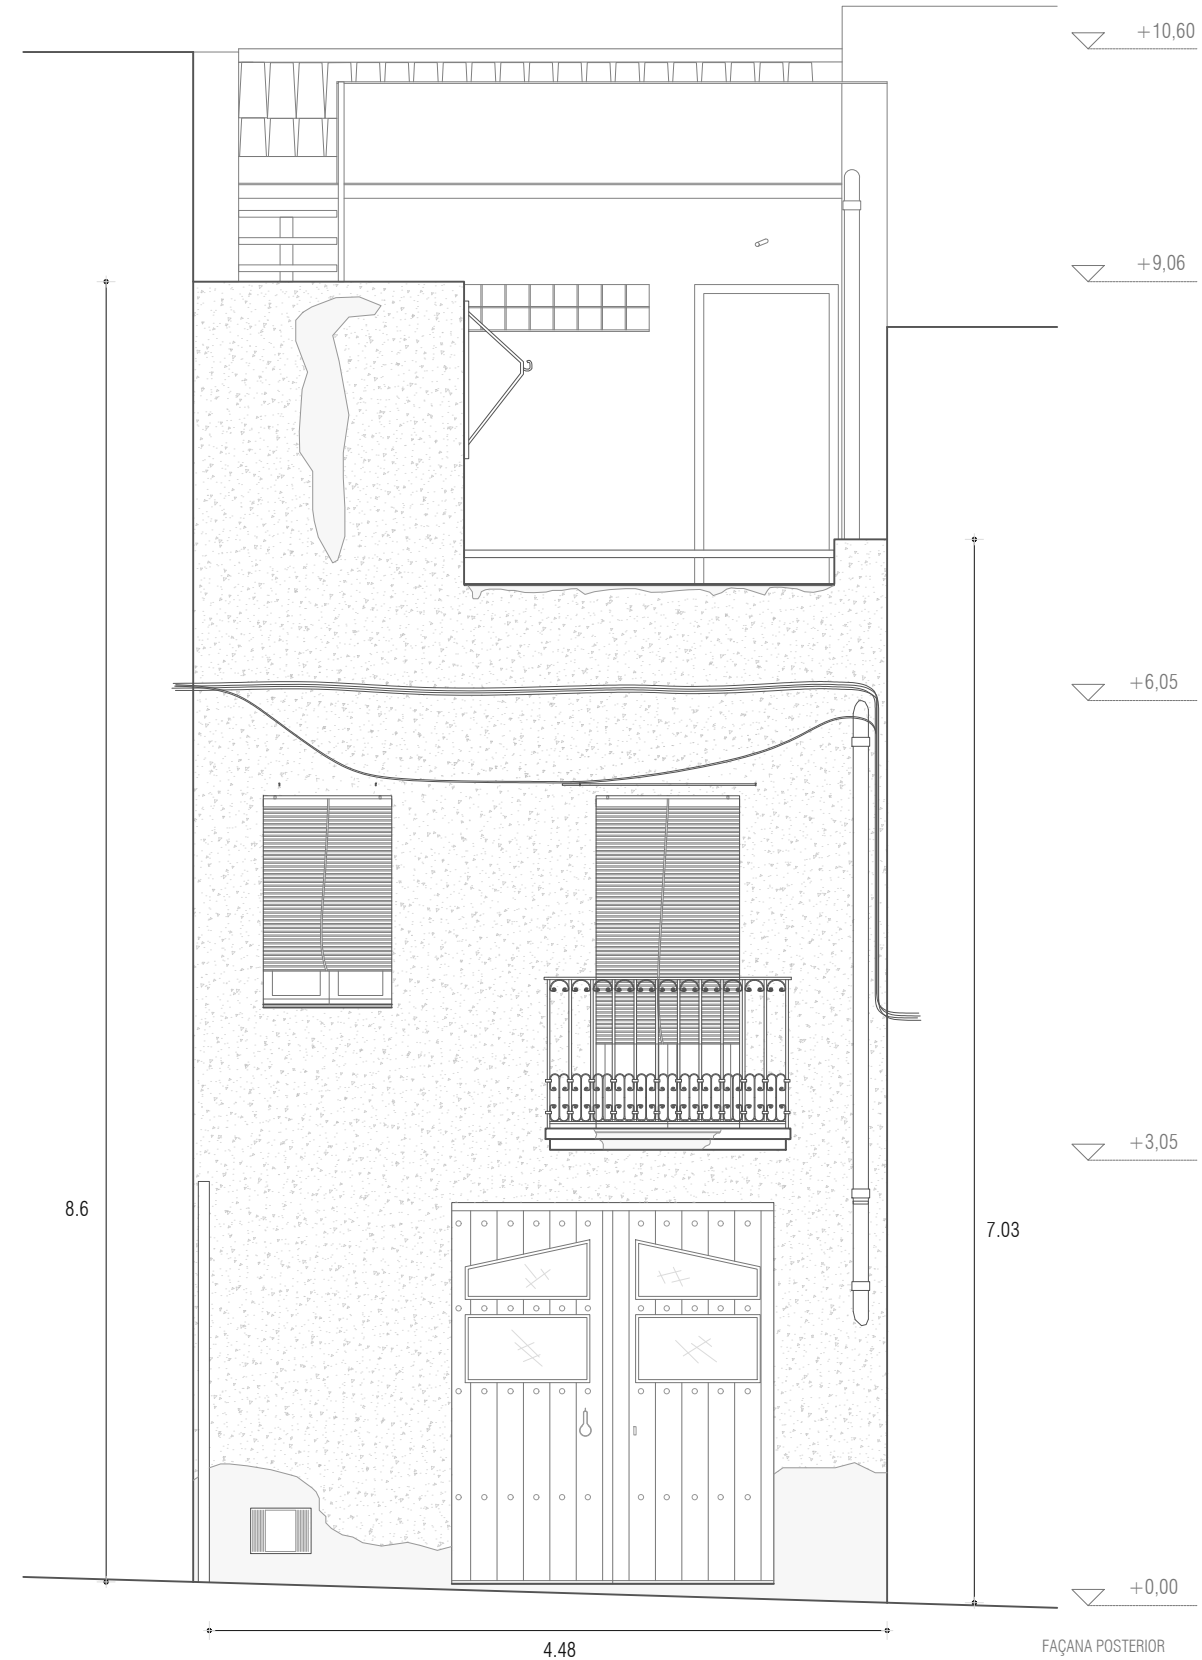


Document signat electrònicament des de la plataforma esPublico Gestiona | Pàgina 1 de 30

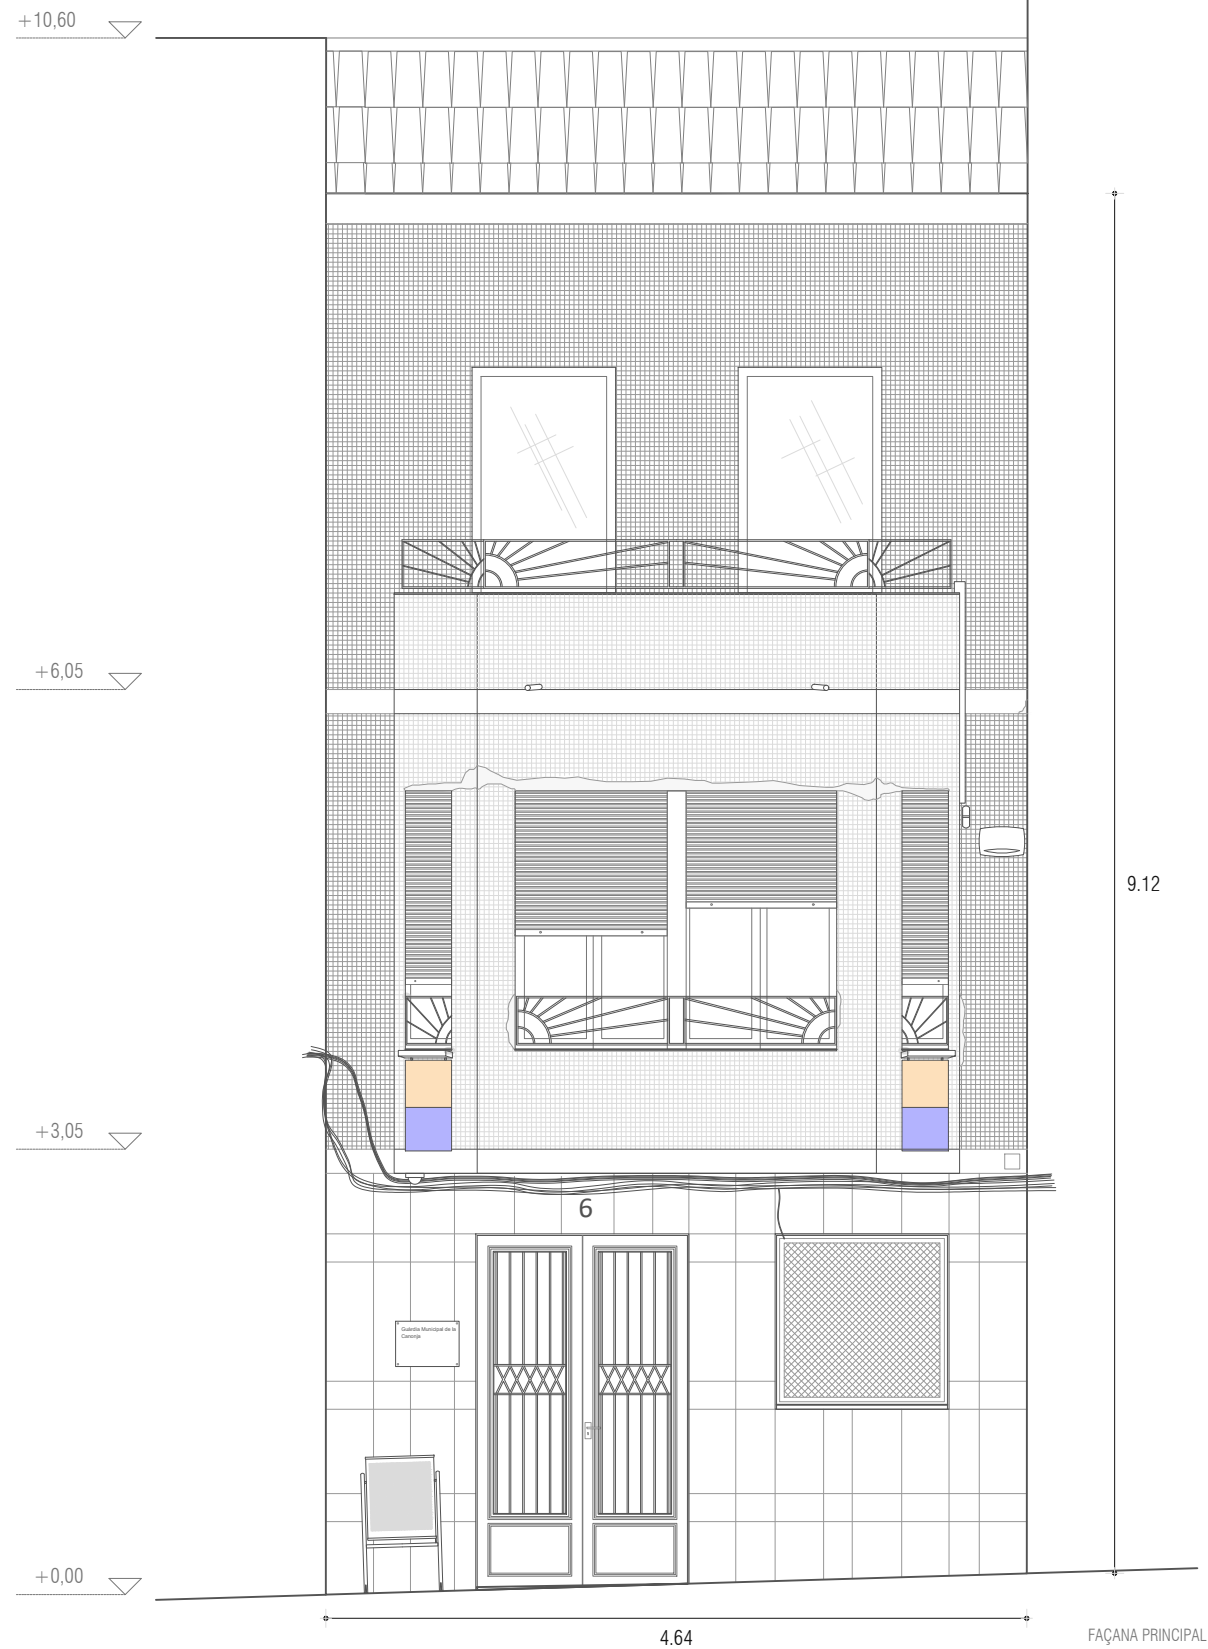

Raval, 11. 43110 La Canonja (Tarragonès)
Tel.977543489 | ajuntament@lacaanonja.cat

REHABILITACIÓ DE FAÇANA I
VESTÍBUL GUÀRDIA MUNICIPAL
LA CANONJA

EMPLAÇAMENT

GUÀRDIA MUNICIPAL
CARRER DE RAVASS, 6
LA CANONJA (TARRAGONÈS)

PROMOTOR AJUNTAMENT DE LA CANONJA

EXPEDIENT

DATA MAR 2024

ESCALA


NUMERO	01. ESTATUTS
PLÀNOL	1.1 FACILITÉS

TÈCNIC REDACTOR

MIQUEL ORELLANA
ARQUITECTE MUNICIPAL

Codi Validació: A94DYCN5899RCZERAFGKQPQP
Verificació: <https://lacaonjia.com/administracio.cat/>
Document signat electrònicament des de la plataforma
AL
ES



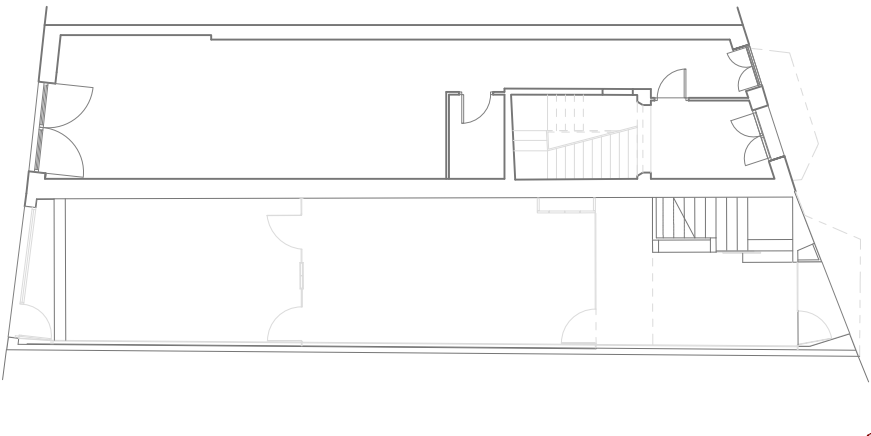

AJUNTAMENT
DE
LA CANONJA

Raval, 11. 43110 La Canonja (Tarragonès)
Tel.977543489 | ajuntament@lacaonja.cat

REHABILITACIÓ DE FAÇANA I VESTÍBUL GUÀRDIA MUNICIPAL LA CANONJA

EMPLAÇAMENT GUÀRDIA MUNICIPAL
CARRER DE RAVALL 6
LA CANONJA (TARRAGONÈS)

PROMOTOR AJUNTAMENT DE LA CANONJA

EXPEDIENT P338-2022

DATA MARÇ 2024

ESCALA 1:50

NUMERO 01. ESTATS D'OBRA
PLÀNOL 1.2 CONJUNT DE FAÇANA I

TÈCNIC REDACTOR

MIQUEL ORELLANA
ARQUITECTE MUNICIPAL

ROSEI
ARQUITECTA

MIQUEL ORELLANA
ARQUITECTE MUNICIPAL



Codi Validador: A94DYCN5RCZ2ERAFGKQOPQ
Verificació: https://lacaonja.cat/verificador/
Document signat electrònicament des de la data 15/03/2024



AJUNTAMENT
DE
LA CANONJA

REHABILITACIÓ DE FAÇANA I
VESTÍBUL GUÀRDIA MUNICIPAL
LA CANONJA

PROMOTOR AJUNTAMENT DE LA CANONJA

DATA MARÇ 2024

NUMERO	01. ESTAT AGENCIAL
PLÀNOL	1.3 CONJUNT DE FACANES II

MIQUEL ORELLANA
ARQUITECTE MUNICIPAL

ROSEI  LÉ
ARQUI 'AL



Codi Validació: A94DYCN505R0CZ2ERAFGKQPQI
Verificació: <https://lacanonline.gub.ri.gub.ri/verificacio>
Document signat electrònicament des de la plataforma
AL
S II



QUADRE SUPERFÍCIES CONSTRUÏDES ESTAT ACTUAL	
TOTAL PLANTA BAIXA	85,96 m2
TOTAL PLANTA PRIMERA	97,90 m2
TOTAL PLANTA SEGONA	75,73 m2
TOTAL ESPAI CONSTRUÏT	259,49 m2

QUADRE SUPERFÍCIES ÚTILS ESTAT ACTUAL	
PLANTA BAIXA (ATENCIÓ GUARDIA MUNICIPAL)	
1. VESTÍBUL	6,08 m2
2. PASSADIS ACCÉS / SALA D'ESPER	8,81 m2
3. W.C.	3,27 m2
4. ADMINISTRACIÓ	24,67 m2
5. SARGENT	15,91 m2
TOTAL PLANTA BAIXA	58,74 m2

PLANTA PRIMERA (PROTECCIÓ CIVIL)	
6. ESPAI D'ENTRADA	3,68 m2
7. PASSADIS	7,49 m2
8. COORDINACIONS OPERACIONS	14,35 m2
9. SALA DE REUNIONS	16,28 m2
10. W.C.	2,98 m2
11. ADMINISTRACIÓ	19,92 m2
TOTAL PLANTA PRIMERA	64,70 m2

PLANTA SEGONA	
1. SALA DE BRIEFING	10,08 m2
2. PASSADIS ARMARI DE MATERIAL	5,59 m2
3. OFFICE	11,70 m2
4. BALCÓ	2,98 m2
5. PASSADIS DISTRIBUÏDOR	3,72 m2
6. VESTUARI 1	8,68 m2
a. WC	1,75 m2
b. DUTXA	1,50 m2
c. ESPAI DE VESTUARI	5,43 m2
7. VESTUARI 2	11,95 m2
a. WC	2,05 m2
b. DUTXA	1,48 m2
c. ESPAI DE VESTUARI	8,42 m2
8. TERRASSA	12,00 m2
TOTAL PLANTA SEGONA	87,35 m2

TOTAL ESPAI ÚTIL	210,79 m2
------------------	-----------



Raval, 11. 43110 La Canonja (Tarragonès)
Tel.977543489 | ajuntament@lacaanonja.cat

REHABILITACIÓ DE L'EDIFICI DE LA GUARDIA MUNICIPAL DE LA CANONJA

EMPLAÇAMENT Carrer de Raval, 6. La Canonja

PROMOTOR AJUNTAMENT DE LA CANONJA

EXPEDIENT P338-2023

DATA MARÇ 2023

ESCALA



NUMERO 1. ESTAT ACABAT
PLÀNOL 1.4 PLÀNOL D'ACABAT

TÈCNIC REDACTOR


MIQUEL ORELLANA
ARQUITECTE MUNICIPAL

ROSER C.
ARQUITECTE



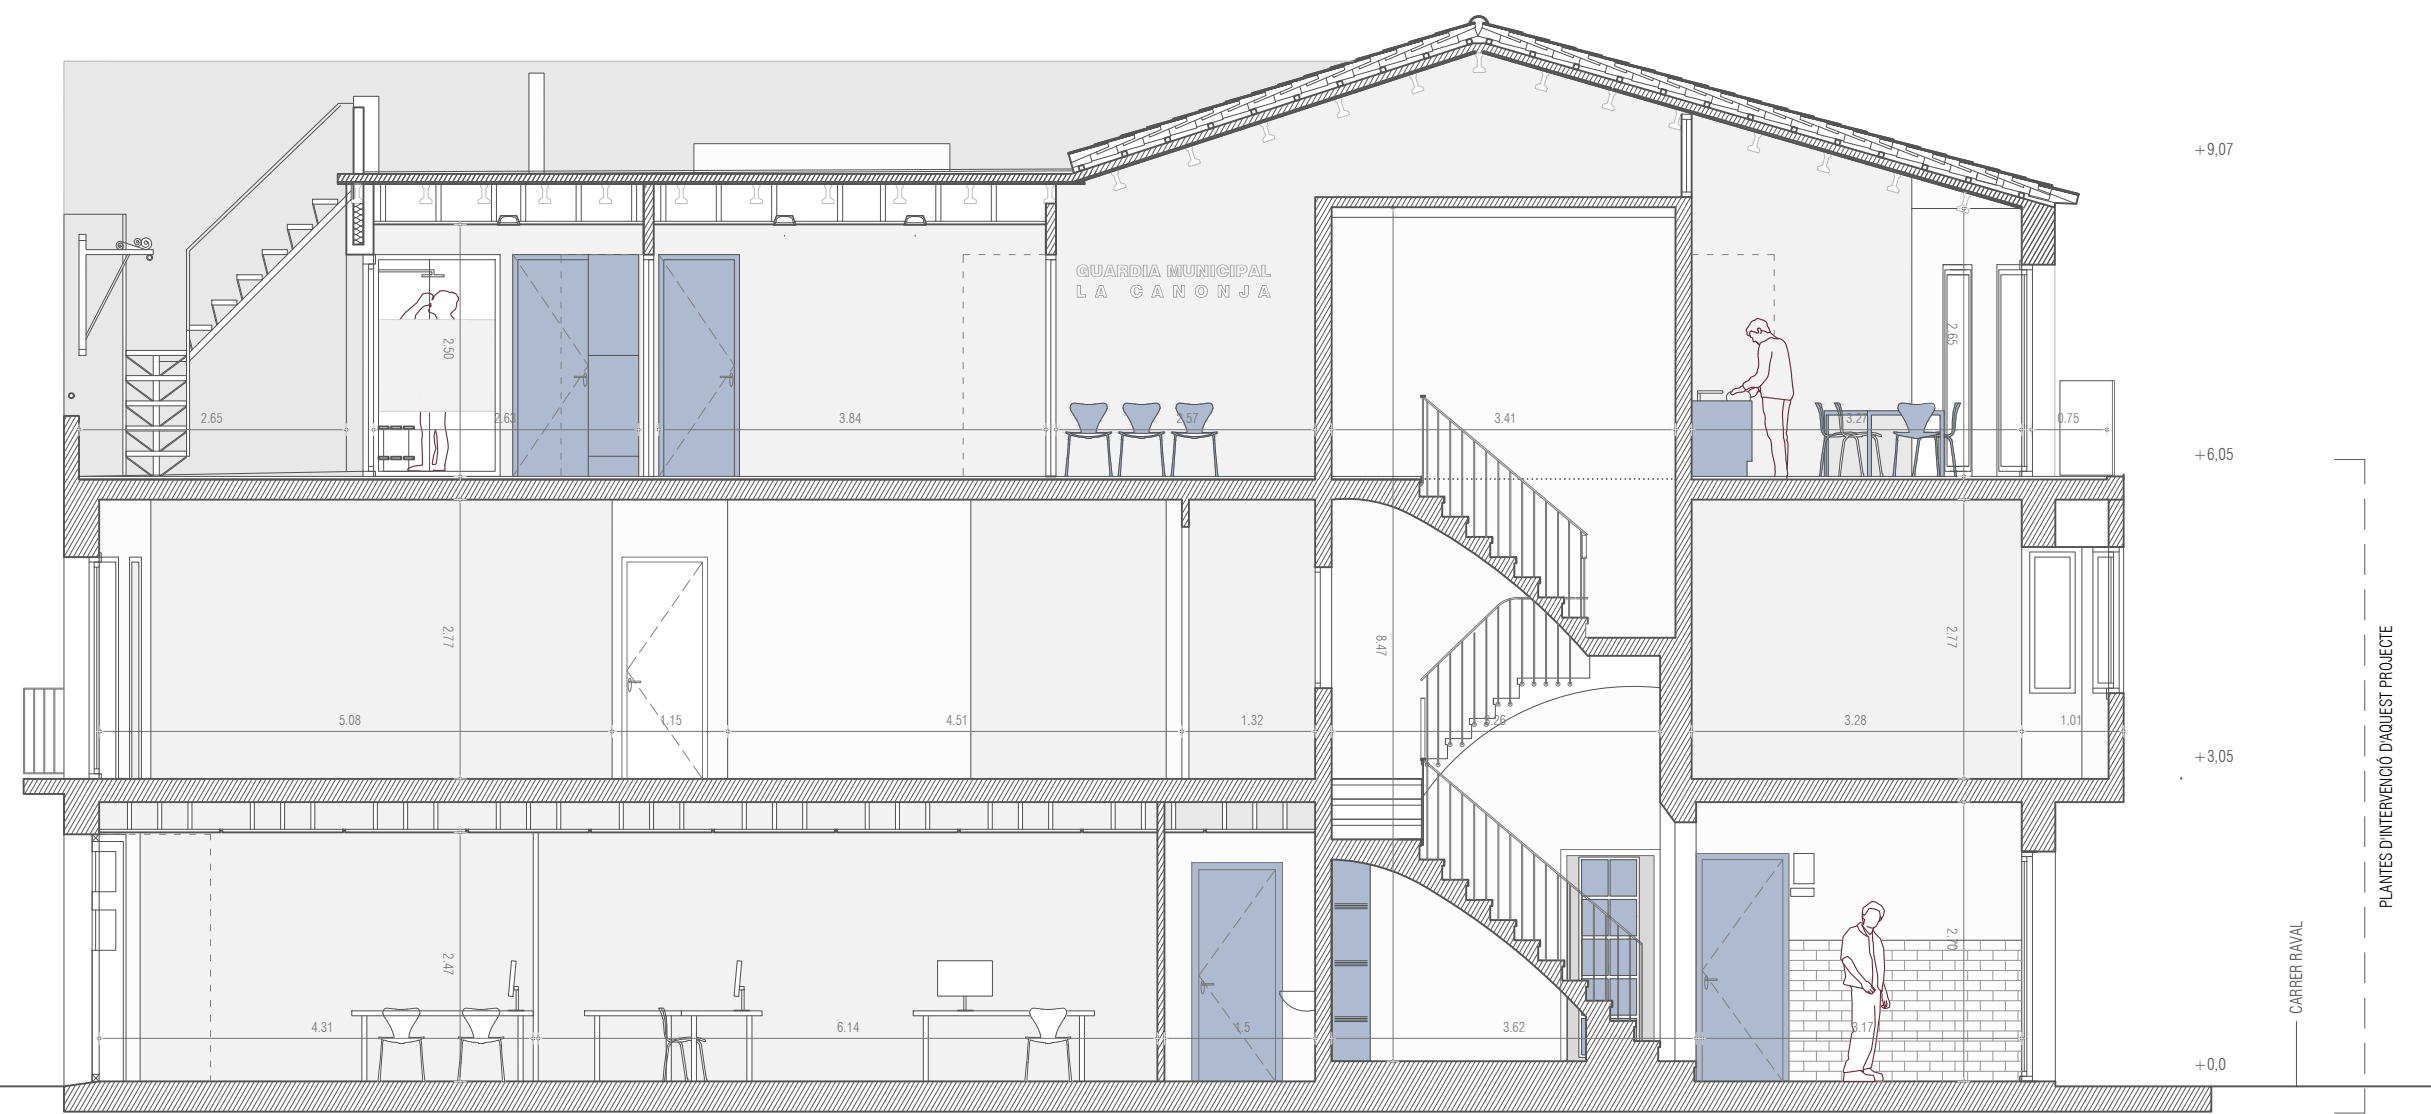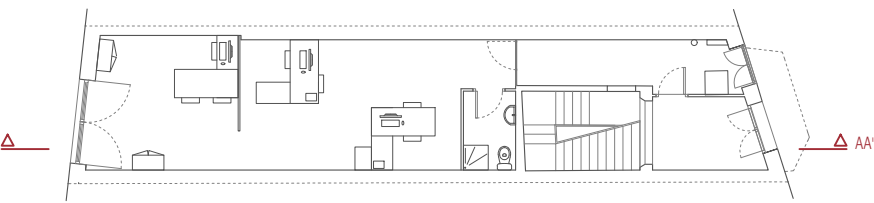

SECCIÓ AA'

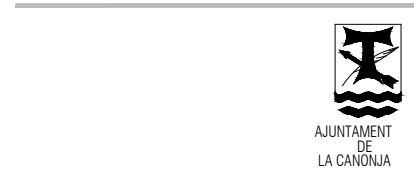

Raval, 11. 43110 La Canonja (Tarragonès)
Tel.977543489 | ajuntament@lacaanonja.cat

REHABILITACIÓ DE L'EDIFICI DE LA
GUARDIA MUNICIPAL DE
LA CANONJA

EMPLAÇAMENT	Carrer de Raval, 6. La Canonja
PROMOTOR	AJUNTAMENT DE LA CANONJA
EXPEDIENT	P338-2022
DATA	MARÇ 2022
ESCALA	
NUMERO	1. ESTAT ACABAT
PLÀNOL	1.5 SECCIÓ



TÈCNIC REDACTOR

MIQUEL ORELLANA
ARQUITECTE MUNICIPAL

ROSER C.
ARQUITECTA



Codi Validació: A94DYC8SGRCZXRATFGKOP
Verificació: <https://lacaanonja.cat/verificacio>
Document signat electrònicament des de la plataforma esPublico Gestiona | Pàgina 6 de 30

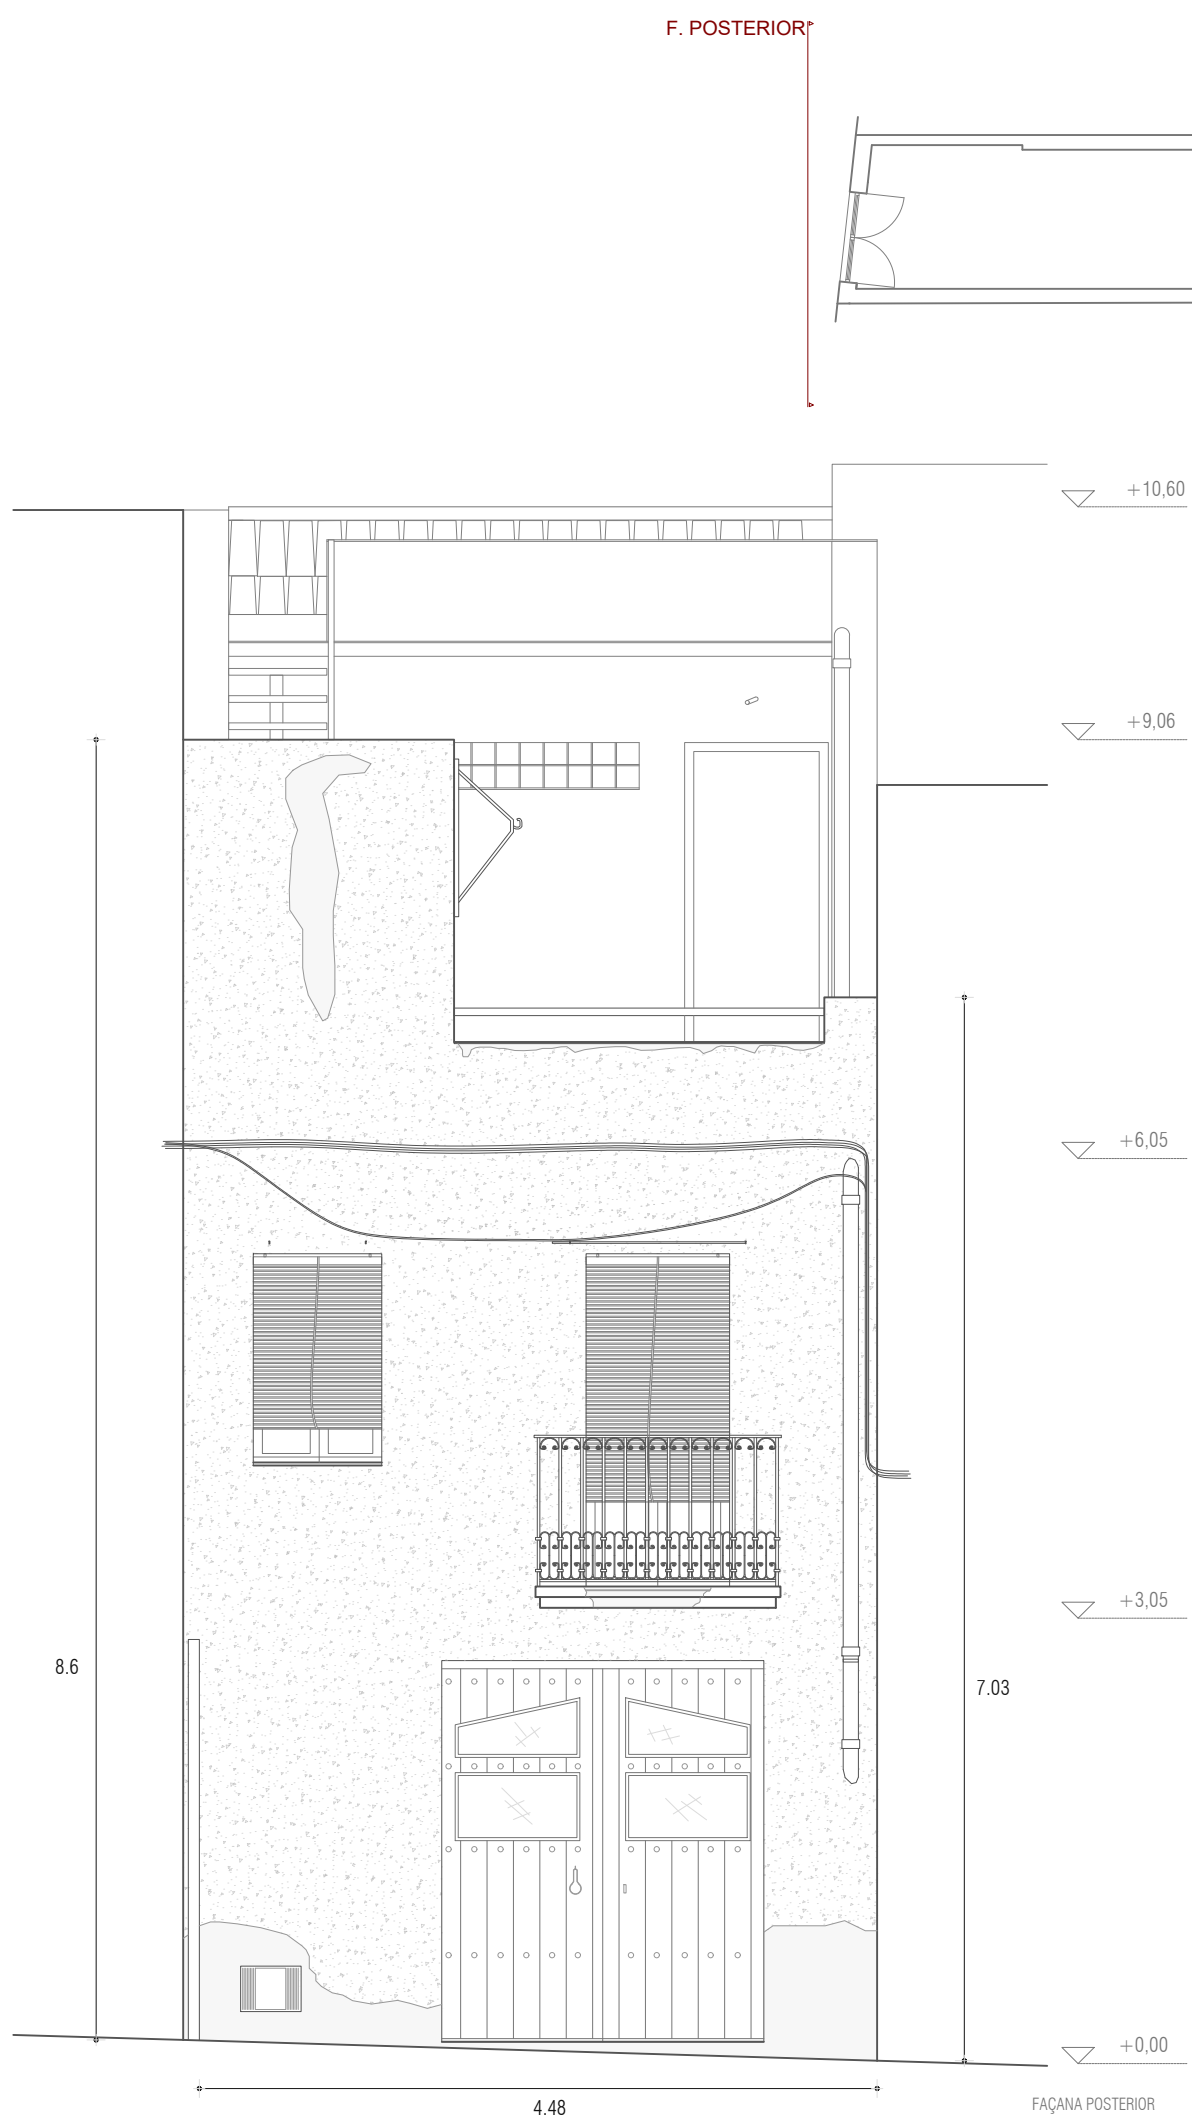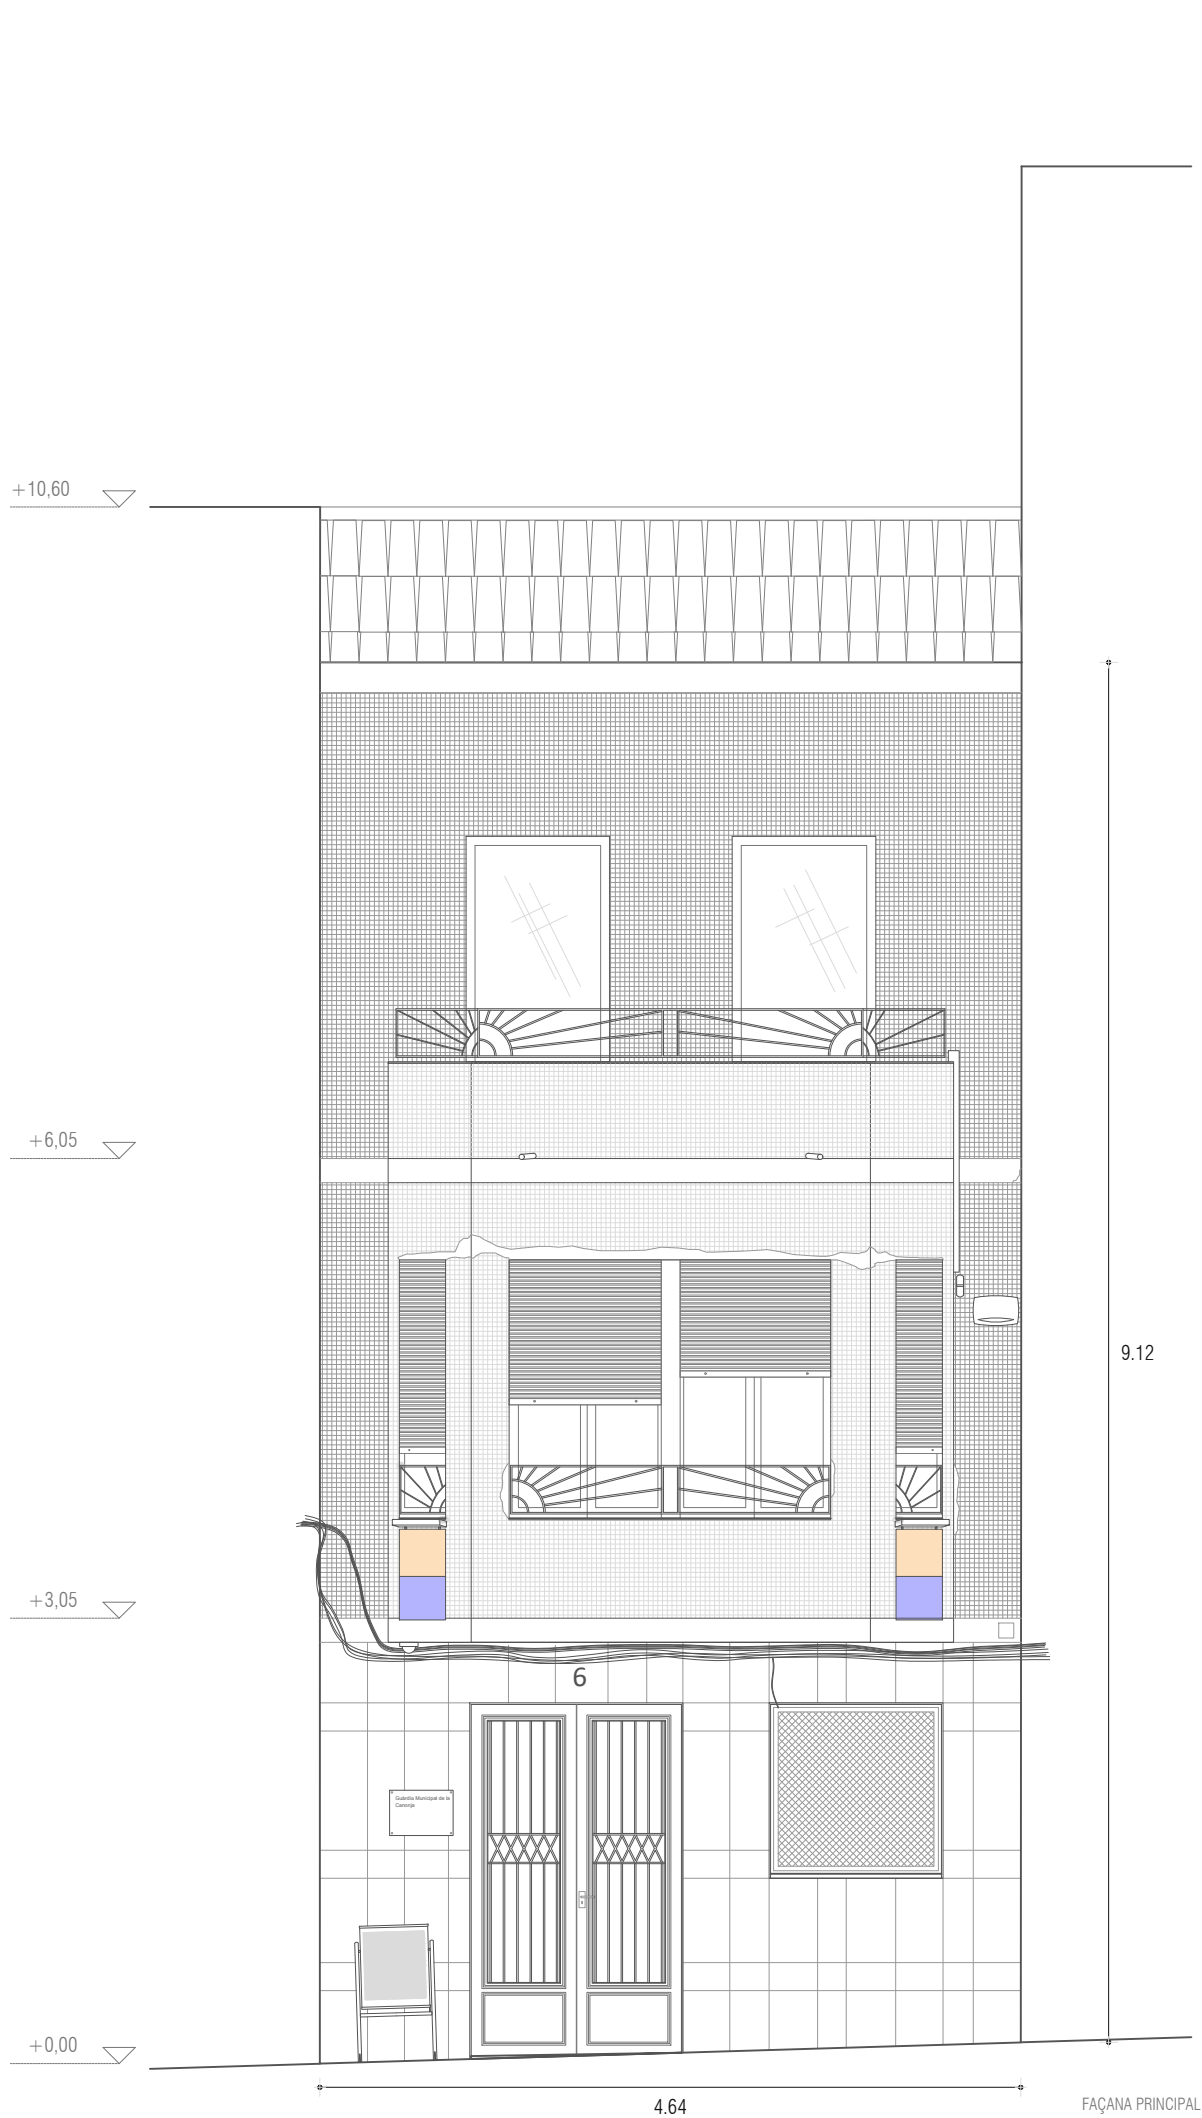


AJUNTAMENT
DE
LA CANONJA

Raval, 11. 43110 La Canonja (Tarragonès)
Tel.977543489 | ajuntament@lacaonja.cat

REHABILITACIÓ DE FAÇANA I
VESTÍBUL GUÀRDIA MUNICIPAL
LA CANONJA

EMPLAÇAMENT GUÀRDIA MUNICIPAL
CARRER DE RAVALL 6
LA CANONJA (TARRAGONÈS)

PROMOTOR AJUNTAMENT DE LA CANONJA

EXPEDIENT P338-2022

DATA MARÇ 2024

ESCALA 1:50

NUMERO 01. ESTATS D'ACORD
PLÀNOL 1.6 PATOLOGIES

TÈCNIC REDACTOR



MIQUEL ORELLANA
ARQUITECTE MUNICIPAL

ROSEI
ARQUITECTA

Codi Validador: A94DYCN5R3RCZ2ERAFGKQOP
Verificació: https://lacaonja.cat/verificacio/ajuntament-de-la-canonja
Document signat electrònicament

ALÉ
PAL



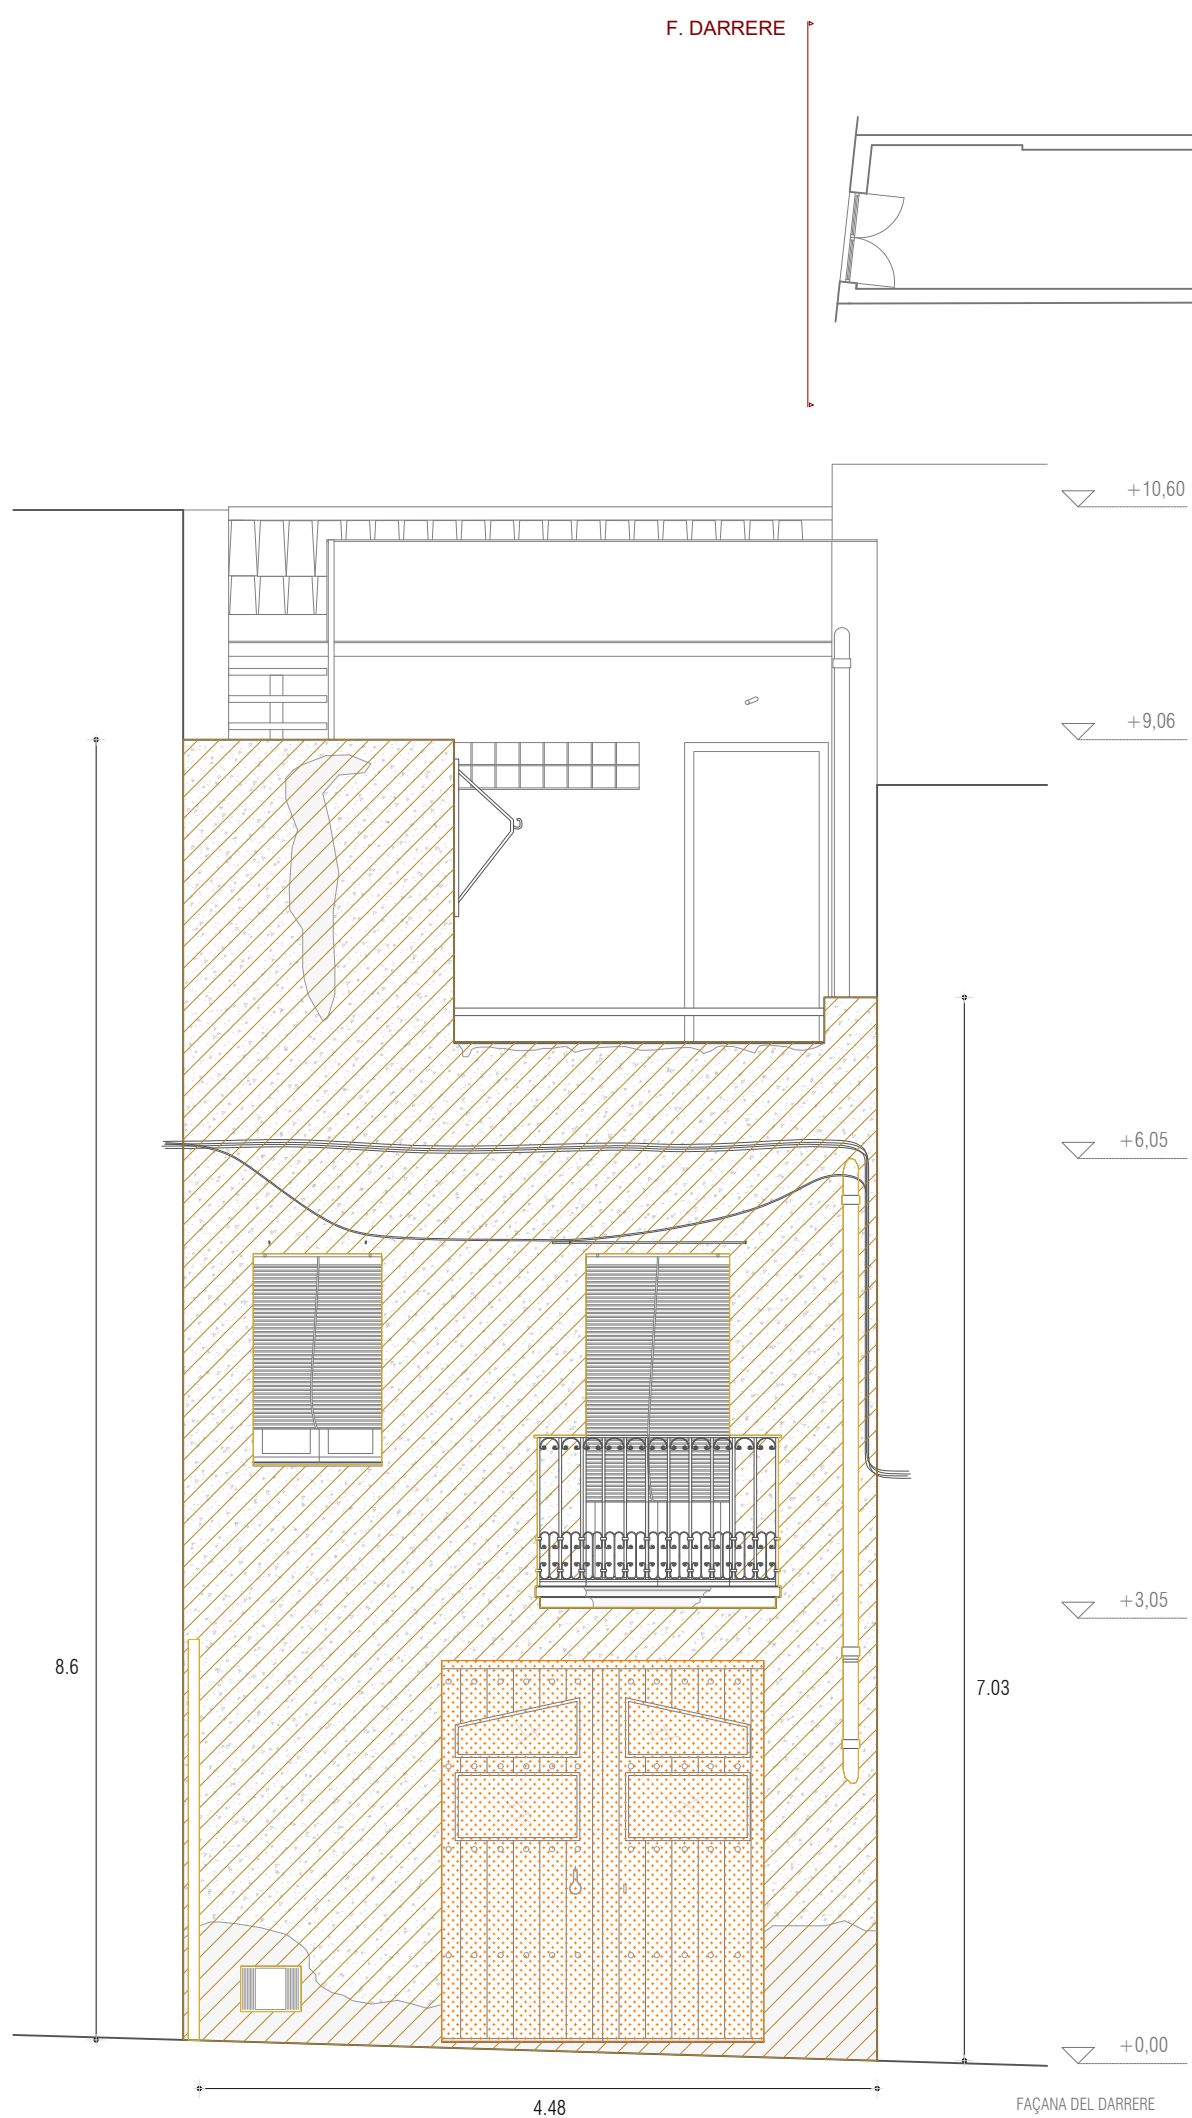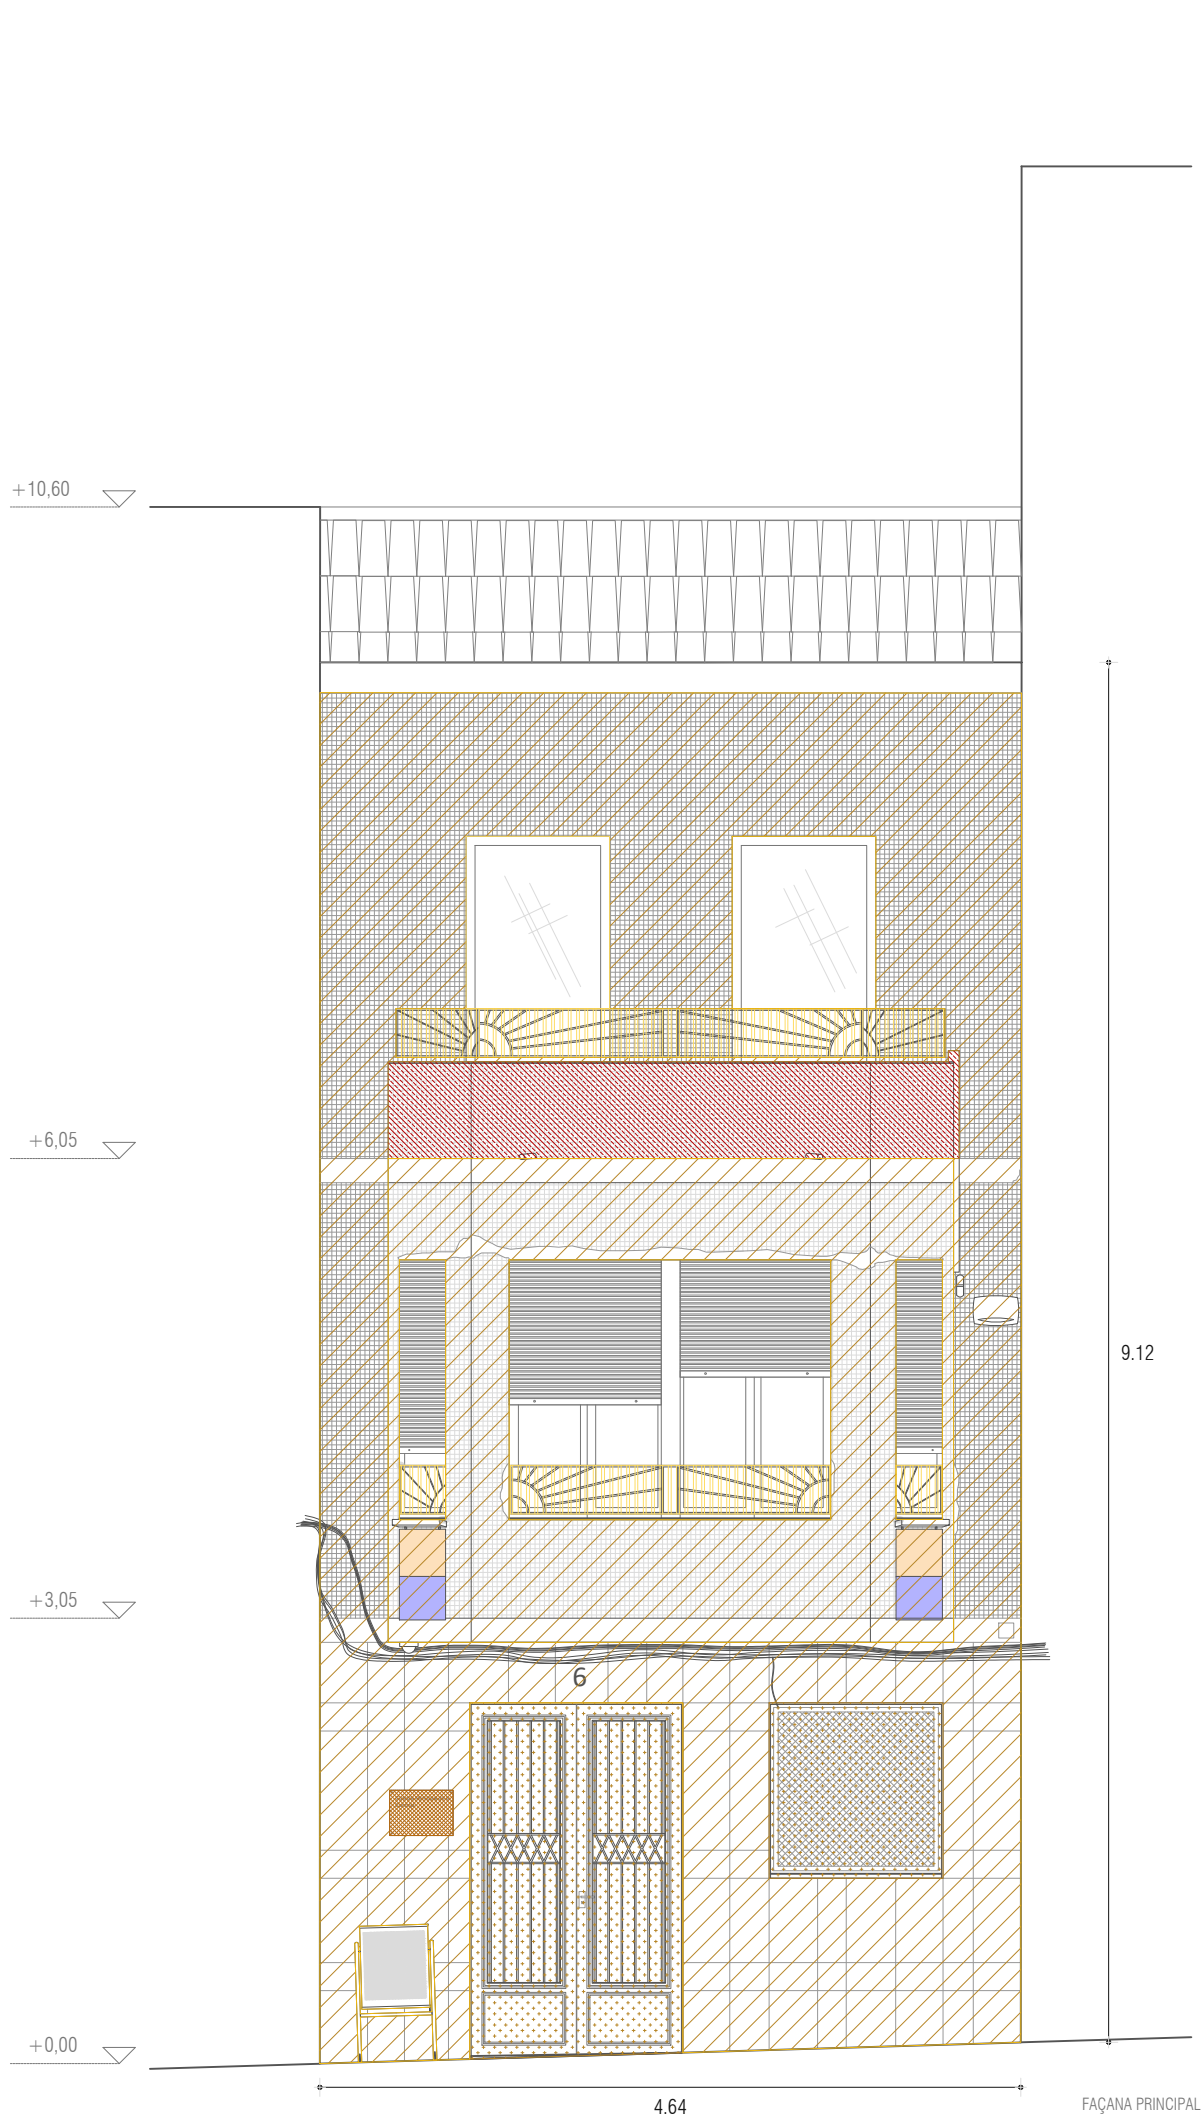

- Repicat revestiment de façana
- Enderroc muret coronació façana
- Enderroc fusteries
- Arrencada cartell
- Enderroc elements de protecció



AJUNTAMENT
DE
LA CANONJA

Raval, 11. 43110 La Canonja (Tarragonès)
Tel.977543489 | ajuntament@lacaonja.cat

REHABILITACIÓ DE FAÇANA I VESTÍBUL GUÀRDIA MUNICIPAL LA CANONJA

EMPLAÇAMENT GUÀRDIA MUNICIPAL
CARRER DE RAVALL 6
LA CANONJA (TARRAGONÈS)

PROMOTOR AJUNTAMENT DE LA CANONJA

EXPEDIENT P338-2022

DATA MARÇ 2024

ESCALA 1:50

NUMERO 02. ENDECS
PLÀNOL 2.1

TÈCNIC REDACTOR


MIQUEL ORELLANA
ARQUITECTE MUNICIPAL

ROSE
ARQUITECTA




Codi Validació: A94DYCN5N5QKRCZ2ERAFGKOPQ
Verificació: <https://lacaonja.cat/verificacio>
Document signat electrònicament des de la data 2024-03-24


PLANTA BAIXA

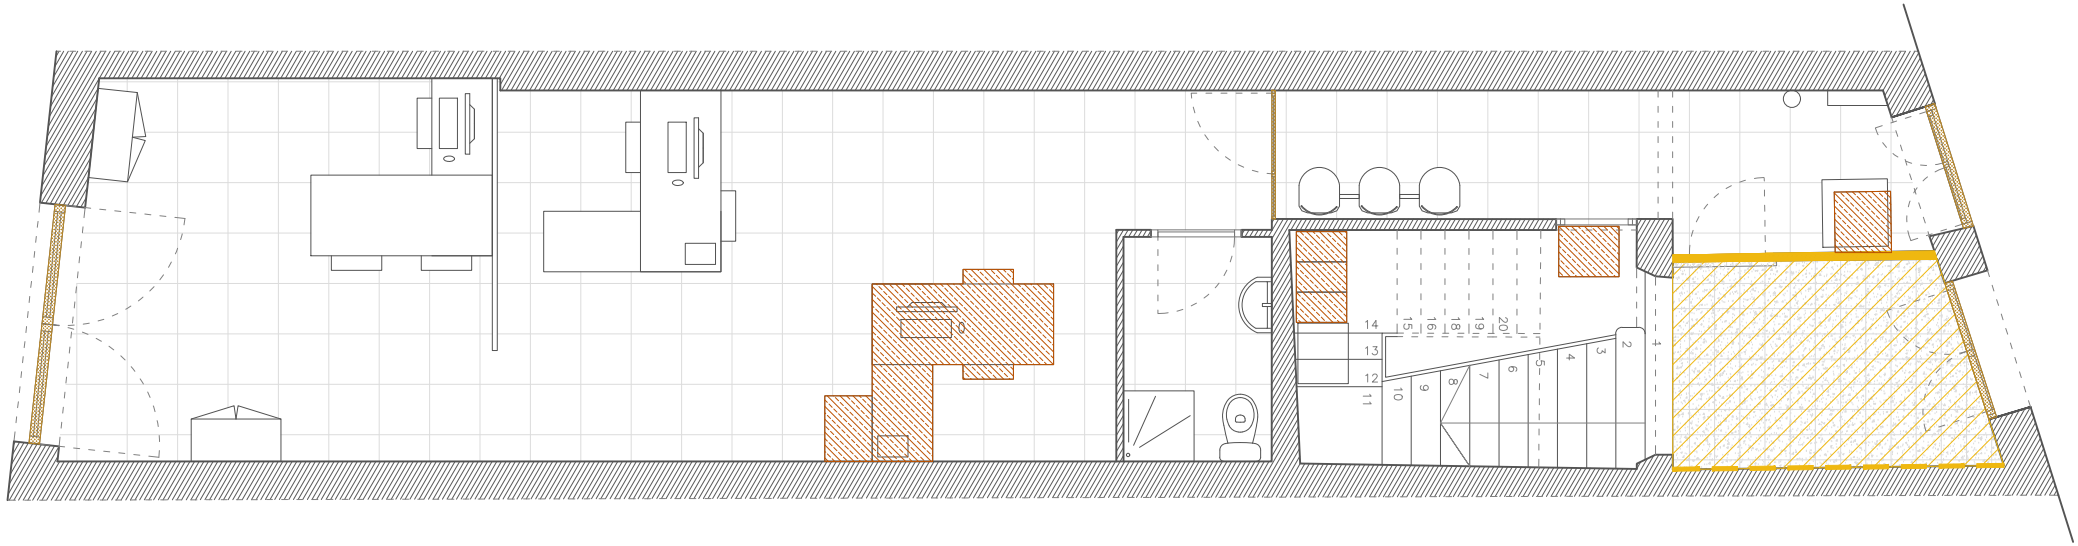

PLANTA PRIMERA

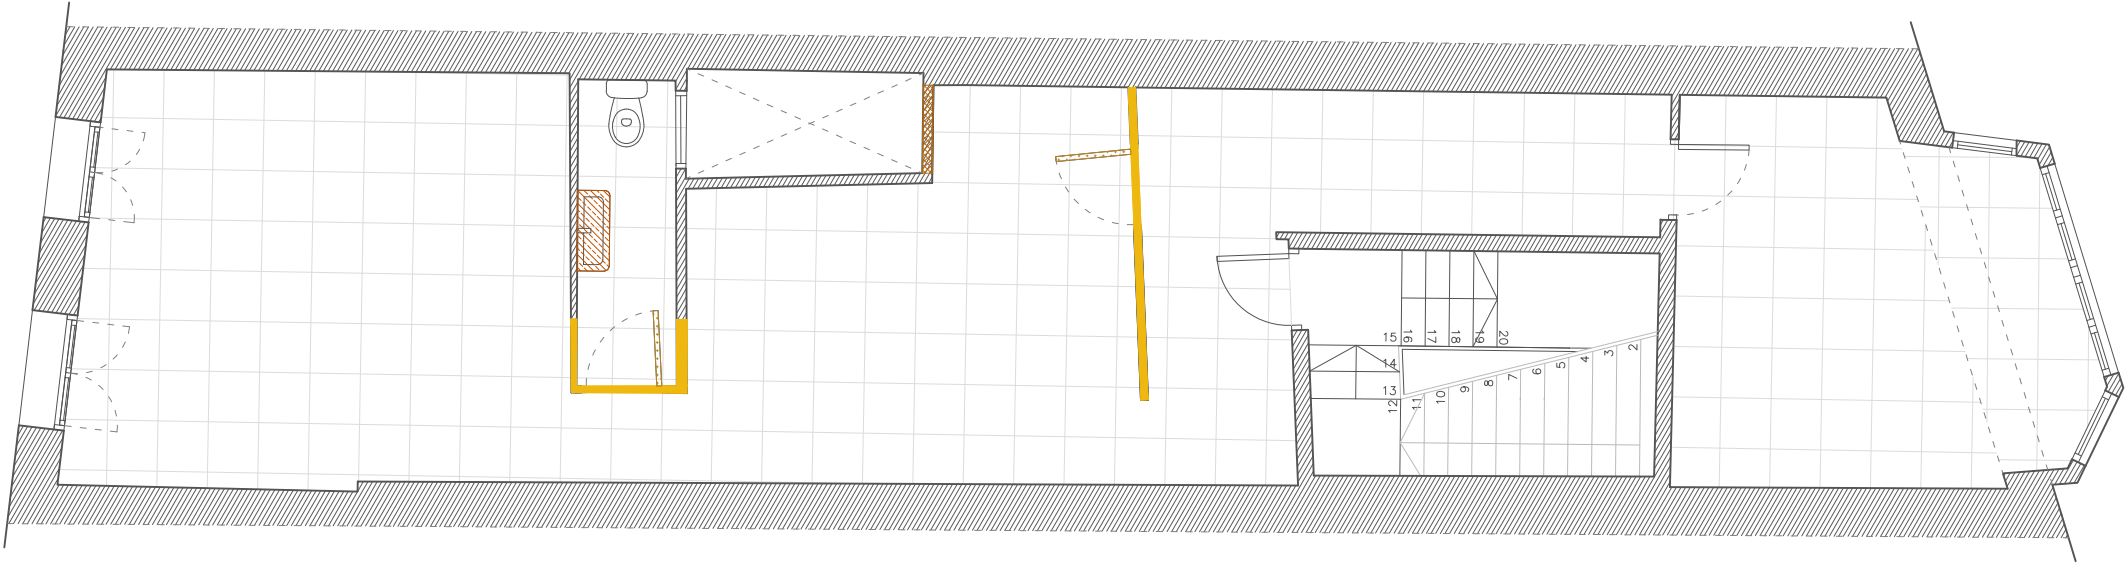

PLANTA SEGONA

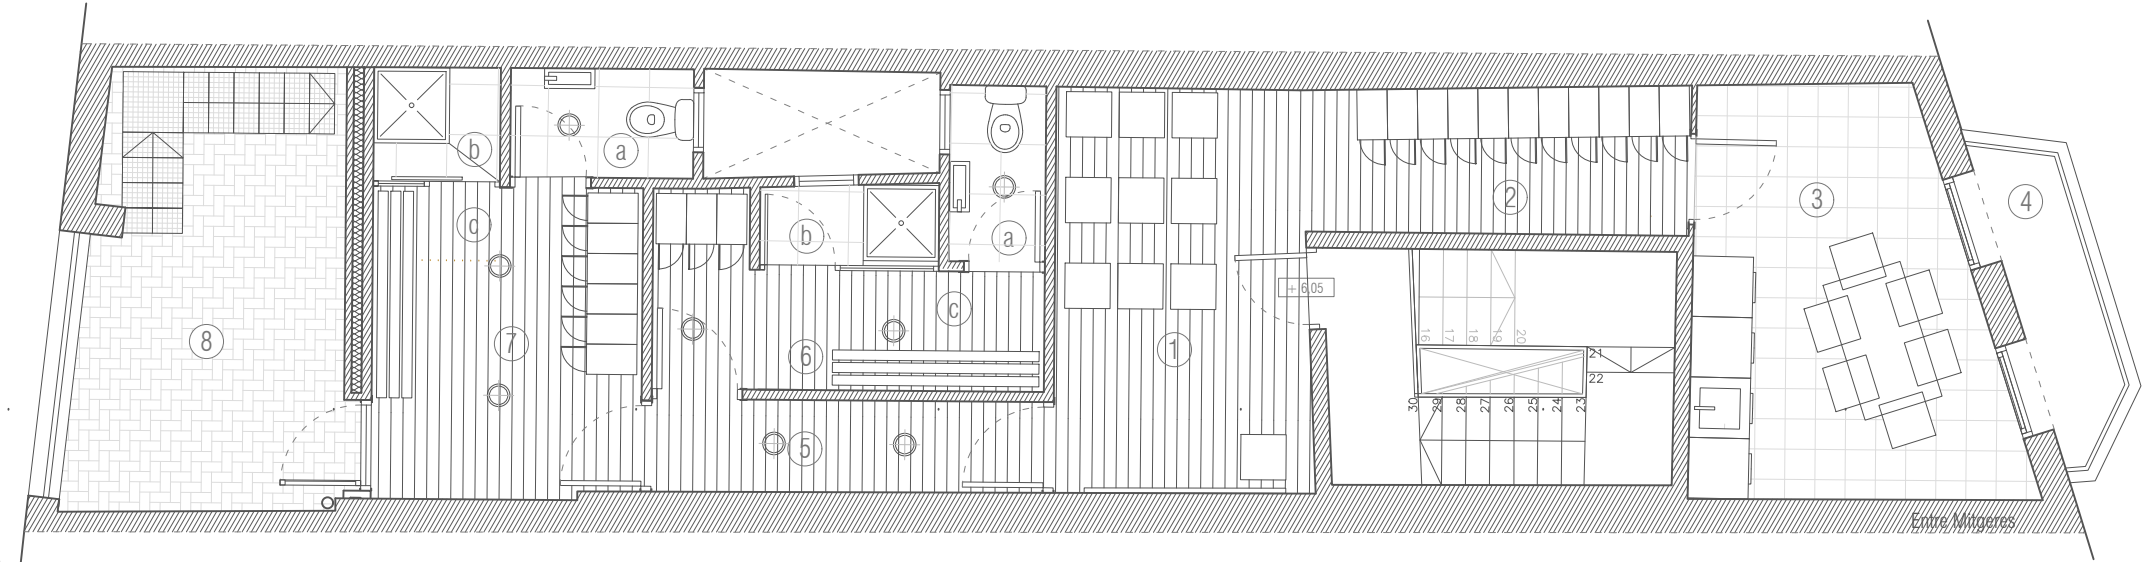

PLANTES D'INTERVENCIÓ D'AQUEST PROJECTE

- Enderroc de murs i envans
- Obertures
- Arrencada de paviment
- Arrencada de fusteries
- Retirada de mobiliari
- Arrencada de revestiment ceràmic

ENDERROC



Raval, 11. 43110 La Canonja (Tarragonès)
Tel.977543489 | ajuntament@lacaanonja.cat

REHABILITACIÓ DE L'EDIFICI DE LA
GUARDIA MUNICIPAL DE
LA CANONJA

EMPLAÇAMENT Carrer de Raval, 6. La Canonja

PROMOTOR AJUNTAMENT DE LA CANONJA

EXPEDIENT P338-2022

DATA MARÇ 2022

ESCALA

NUMERO 02. ENDERROC
PLÀNOL 2.2 PLÀNOL DE L'ENDERROC



TÈCNIC REDACTOR

MIQUEL ORELLANA
ARQUITECTE MUNICIPAL

ROSER C/
ARQUITECTE




Codi Validació: A94DYC869CZCZERA7GKOP
Verificació: https://lacaanonja.cat/verificacio/
Document signat electrònicament des de la plataforma esPublico Gestiona | Pàgina 12 de 30

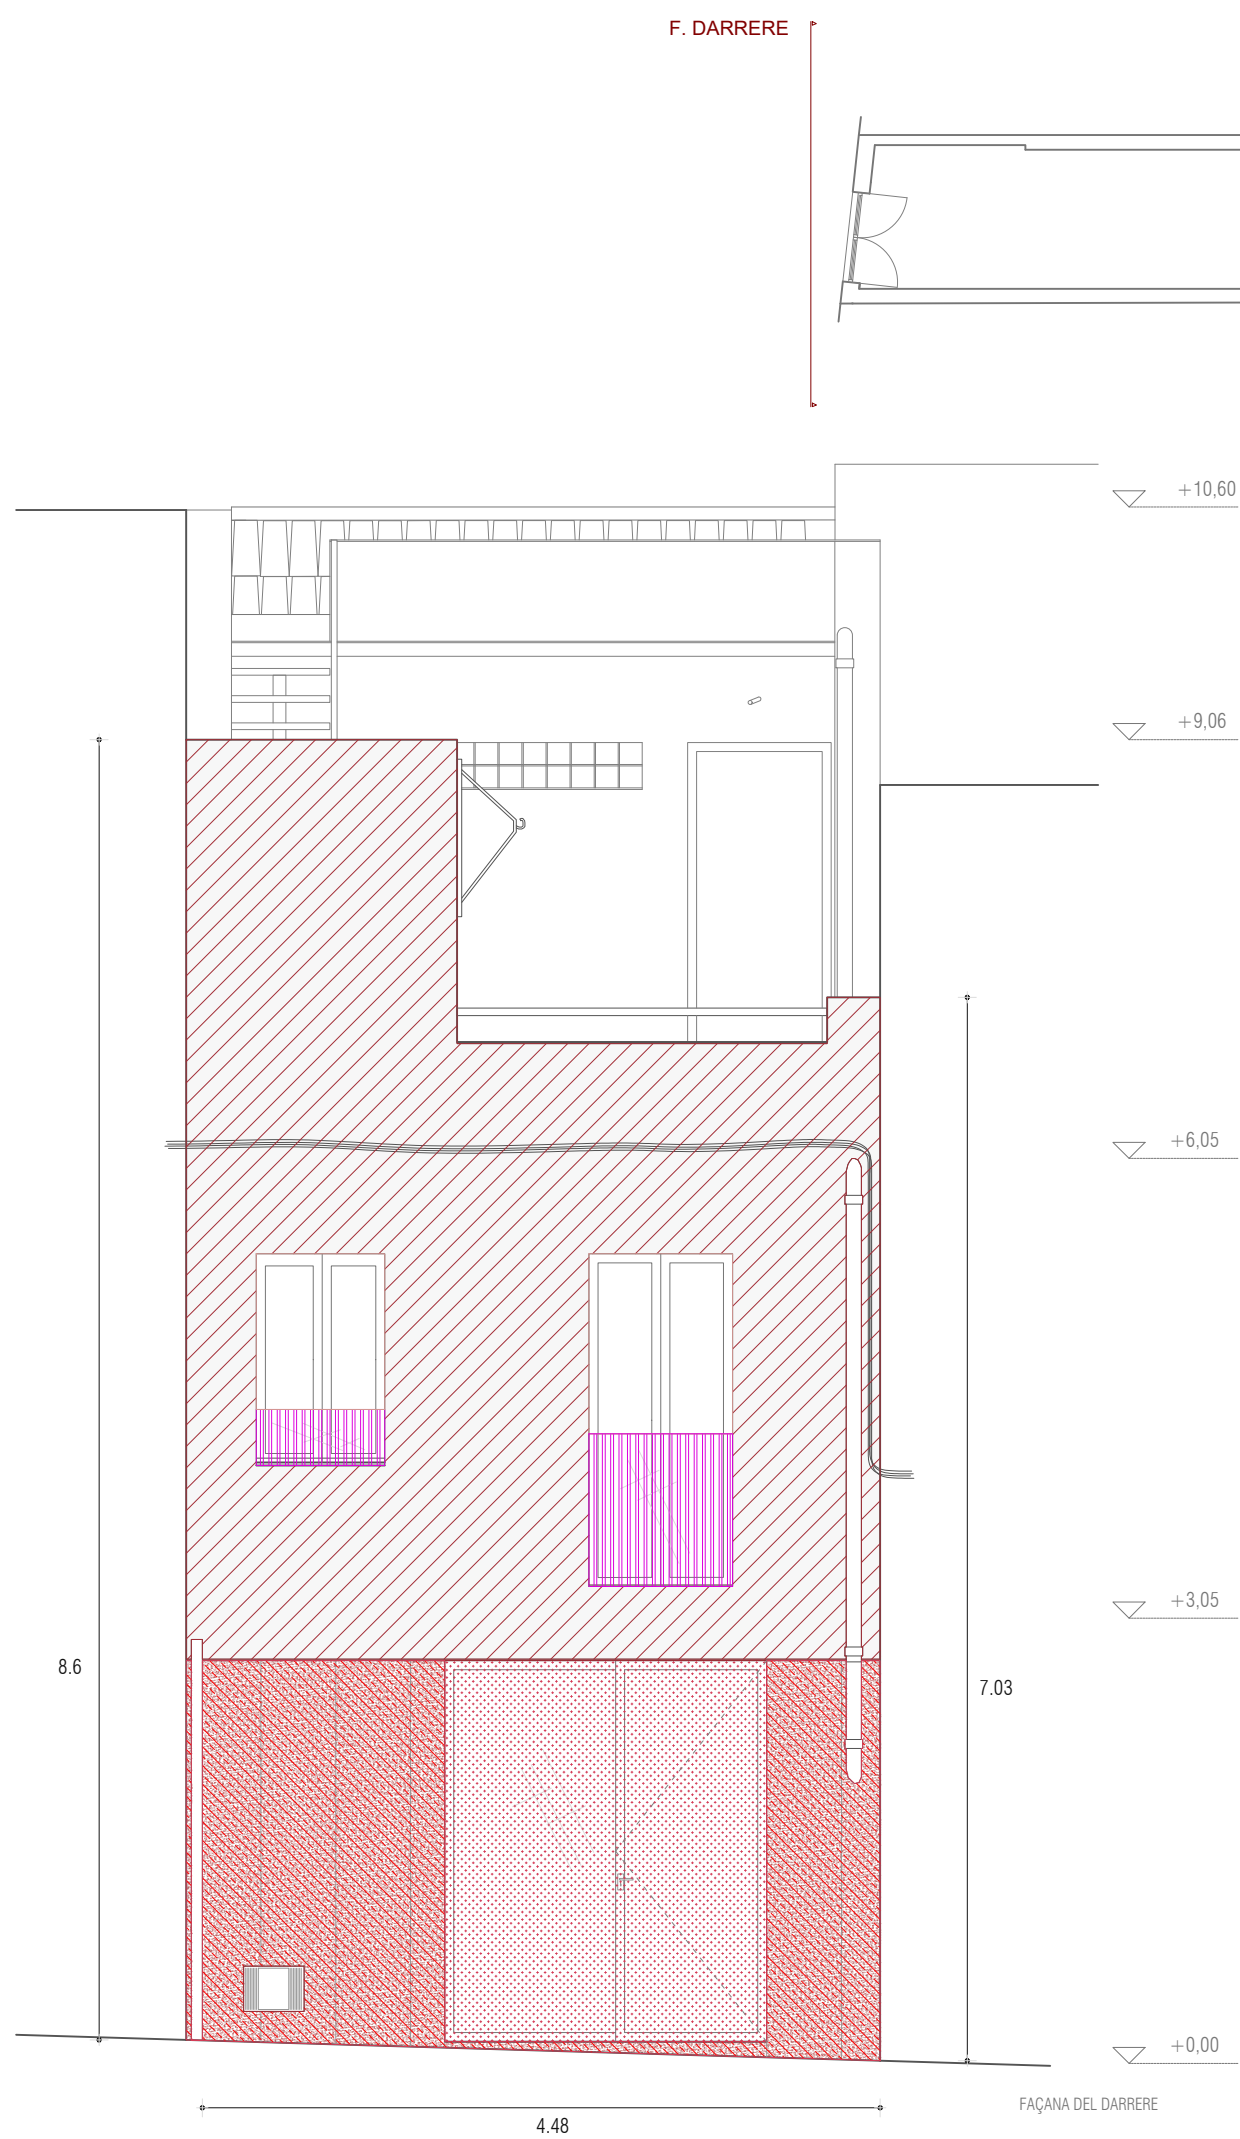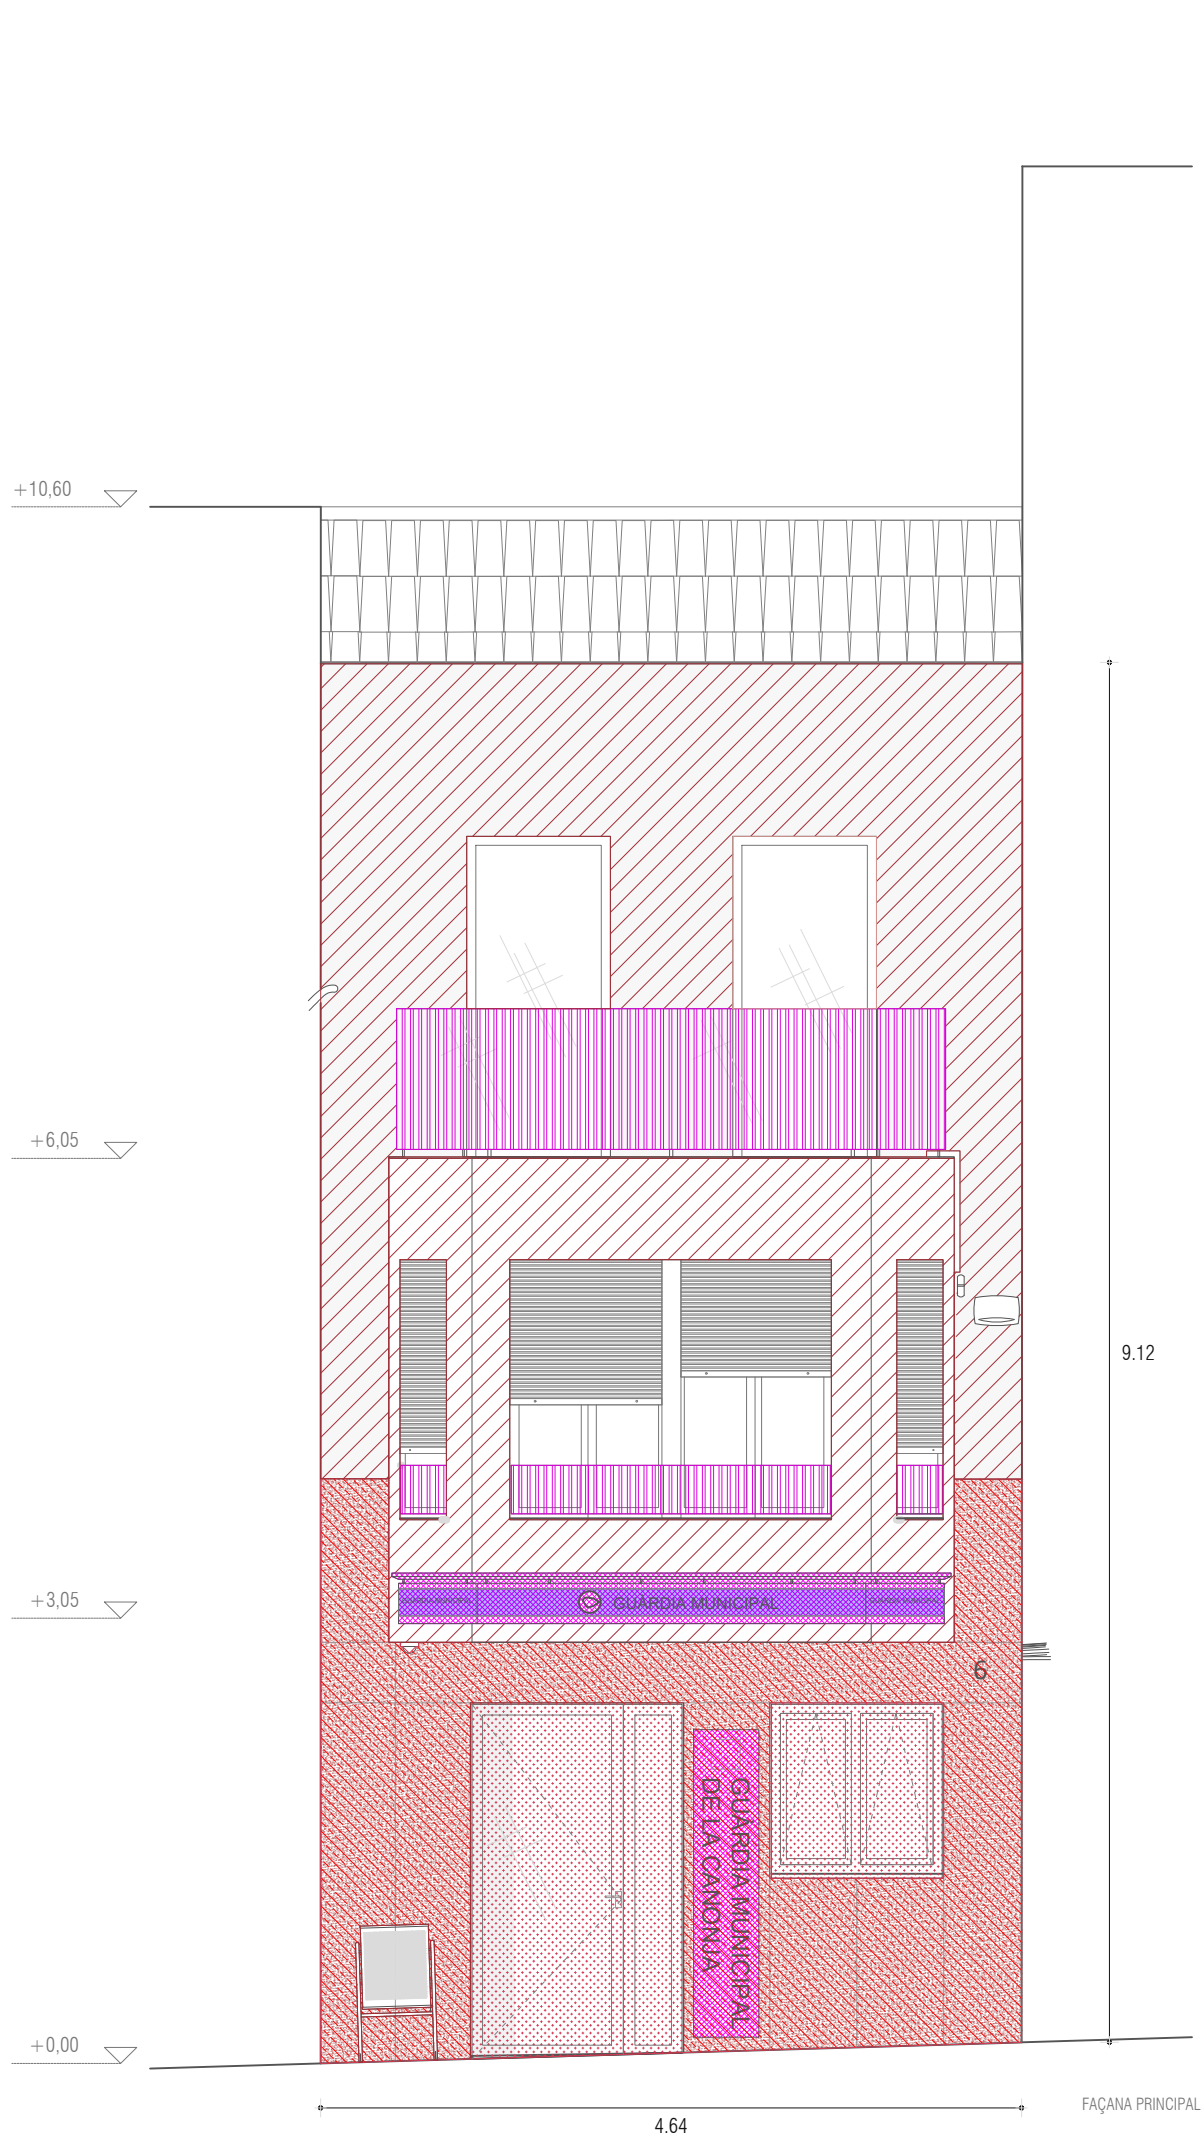

F. DARRERE

F. PRINCIPAL

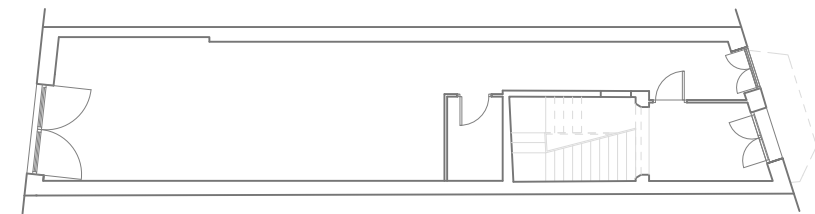

- Nou revestiment de façana
- Nou revestiment de façana - xapa d'acer corten
- Col·locació de noves fusteries
- Col·locació de nou cartell
- Col·locació de nous elements de protecció



AJUNTAMENT
DE
LA CANONJA

Raval, 11. 43110 La Canonja (Tarragonès)
Tel.977543489 | ajuntament@lacanonja.cat

REHABILITACIÓ DE FAÇANA I VESTÍBUL GUÀRDIA MUNICIPAL LA CANONJA

EMPLAÇAMENT GUÀRDIA MUNICIPAL
CARRER DE RAVALL 6
LA CANONJA (TARRAGONÈS)

PROMOTOR AJUNTAMENT DE LA CANONJA

EXPEDIENT P338-2022

DATA MARÇ 2024

ESCALA 1:50

NUMERO 03. OBRA D'ART
PLÀNOL 3.1

TÈCNIC REDACTOR


MIQUEL ORELLANA
ARQUITECTE MUNICIPAL

ROSEI
ARQUITECTA




Codi Validació: A94DYCN509
Verificació: <https://lacanonja.cat/verificacio>
Document signat electrònicament des de la data 2024-03-15


PLANTA BAIXA

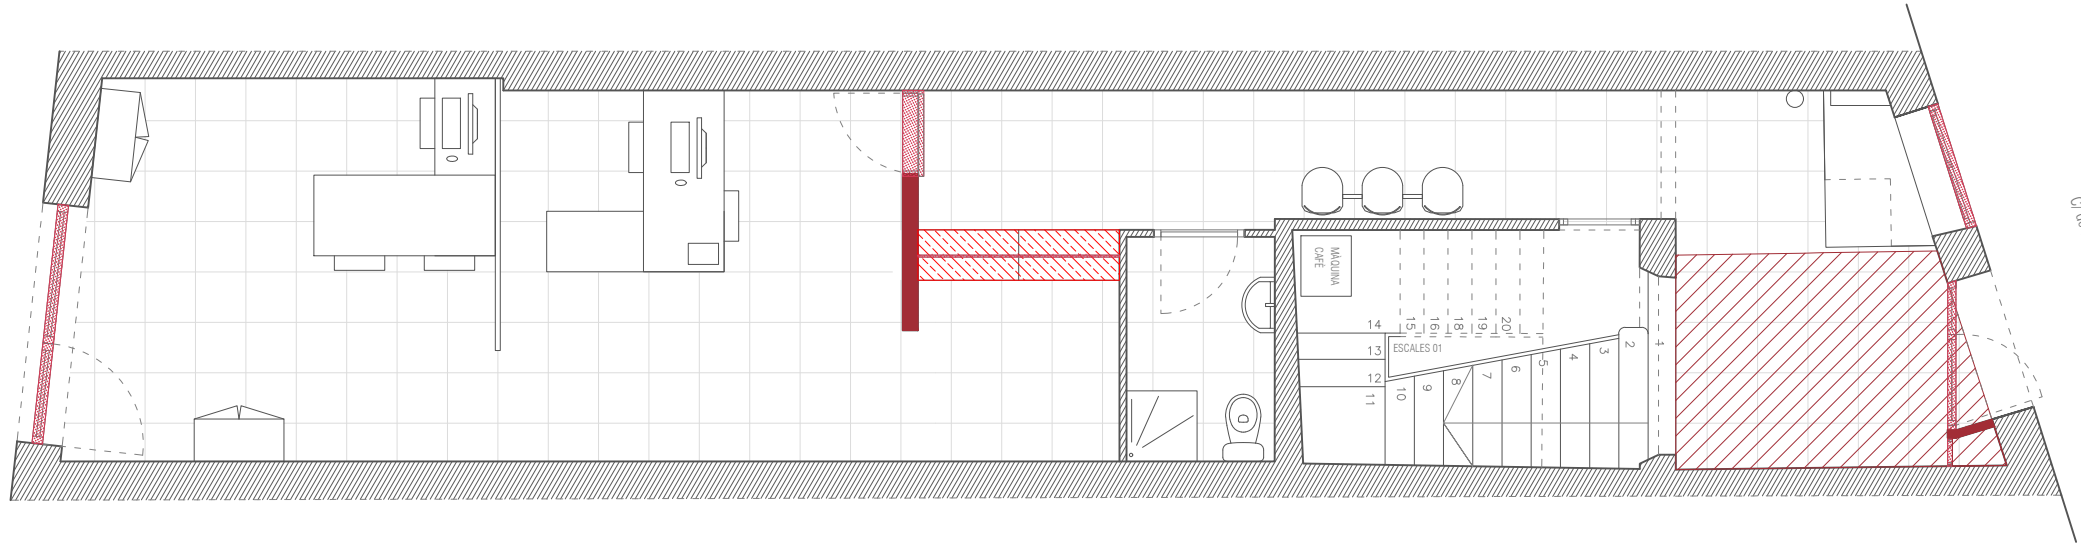

PLANTA PRIMERA

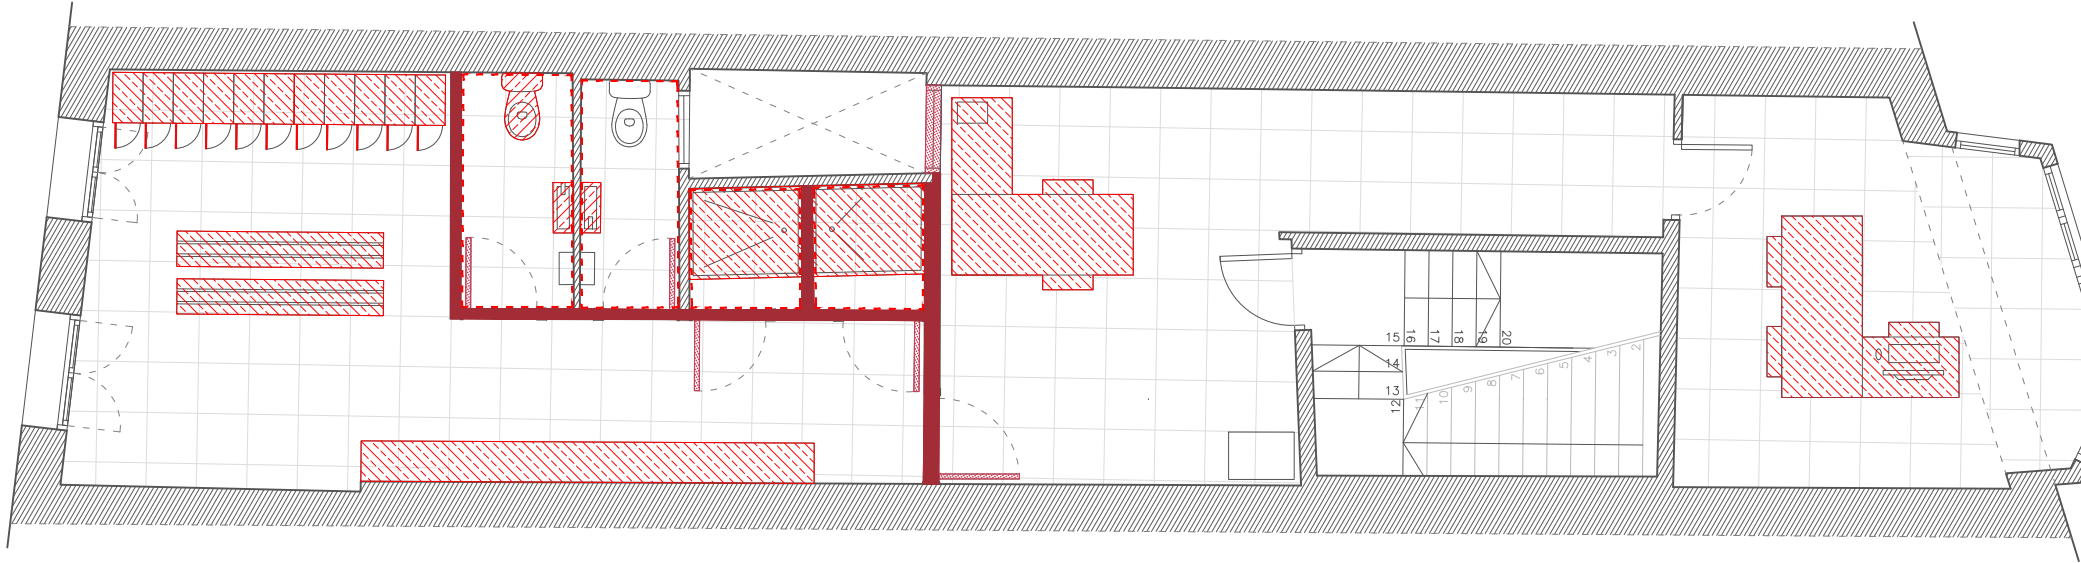

PLANTA SEGONA

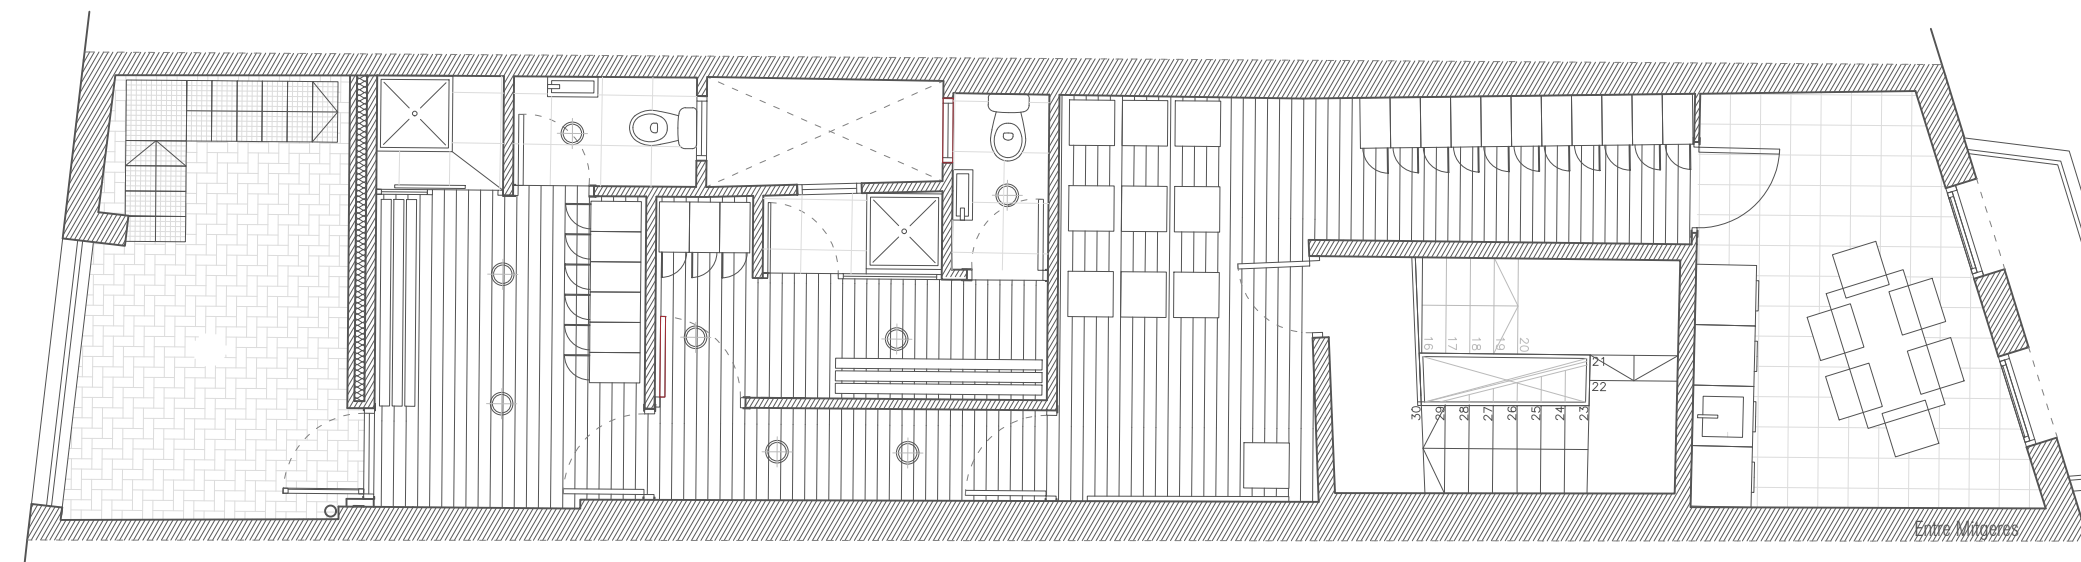

PLANTES D'INTERVENCIÓ D'AQUEST PROJECTE

- Nou mur / envà
- Nou paviment
- Col·locació nou mobiliari
- Col·locació de noves fusteries
- Nou revestiment ceràmic
- OBRA NOVA



AJUNTAMENT
DE
LA CANONJA

Raval, 11. 43110 La Canonja (Tarragonès)
Tel.977543489 | ajuntament@lacaanonja.cat

REHABILITACIÓ DE L'EDIFICI DE LA GUARDIA MUNICIPAL DE LA CANONJA

EMPLAÇAMENT Carrer de Raval, 6. La Canonja

PROMOTOR AJUNTAMENT DE LA CANONJA

EXPEDIENT P338-2022

DATA MARÇ 2022

ESCALA

NUMERO 03. OBRA NOVA
PLÀNOL 3.2 PLÀNOL DE DISTRIBUCIÓ D'ESPES

TÈCNIC REDACTOR

MIQUEL ORELLANA
ARQUITECTE MUNICIPAL




ROSER C/



Codi Validació: A94DYC8C9CZ2ERATGKOP
Verificació: https://lacaanonja.cat/verificacio
Document signat electrònicament des de la plataforma esPublico Gestiona | Pàgina 14 de 30

F. POSTERIOR*

F. PRINCIPAL

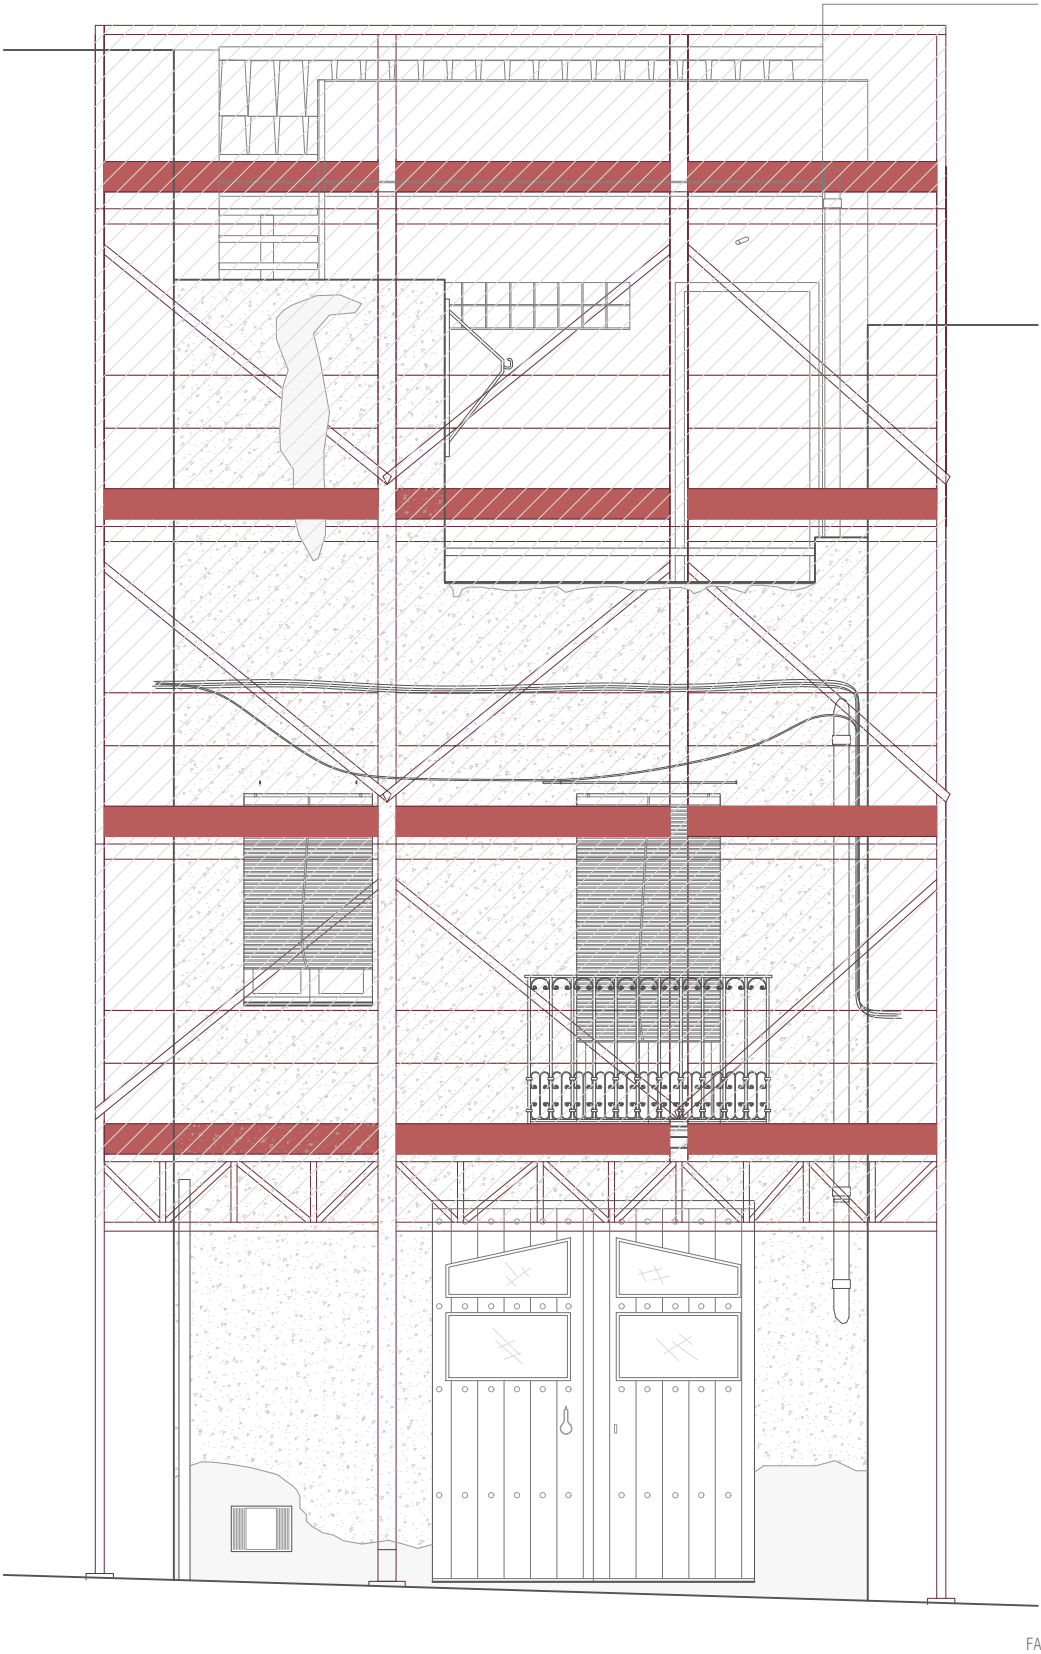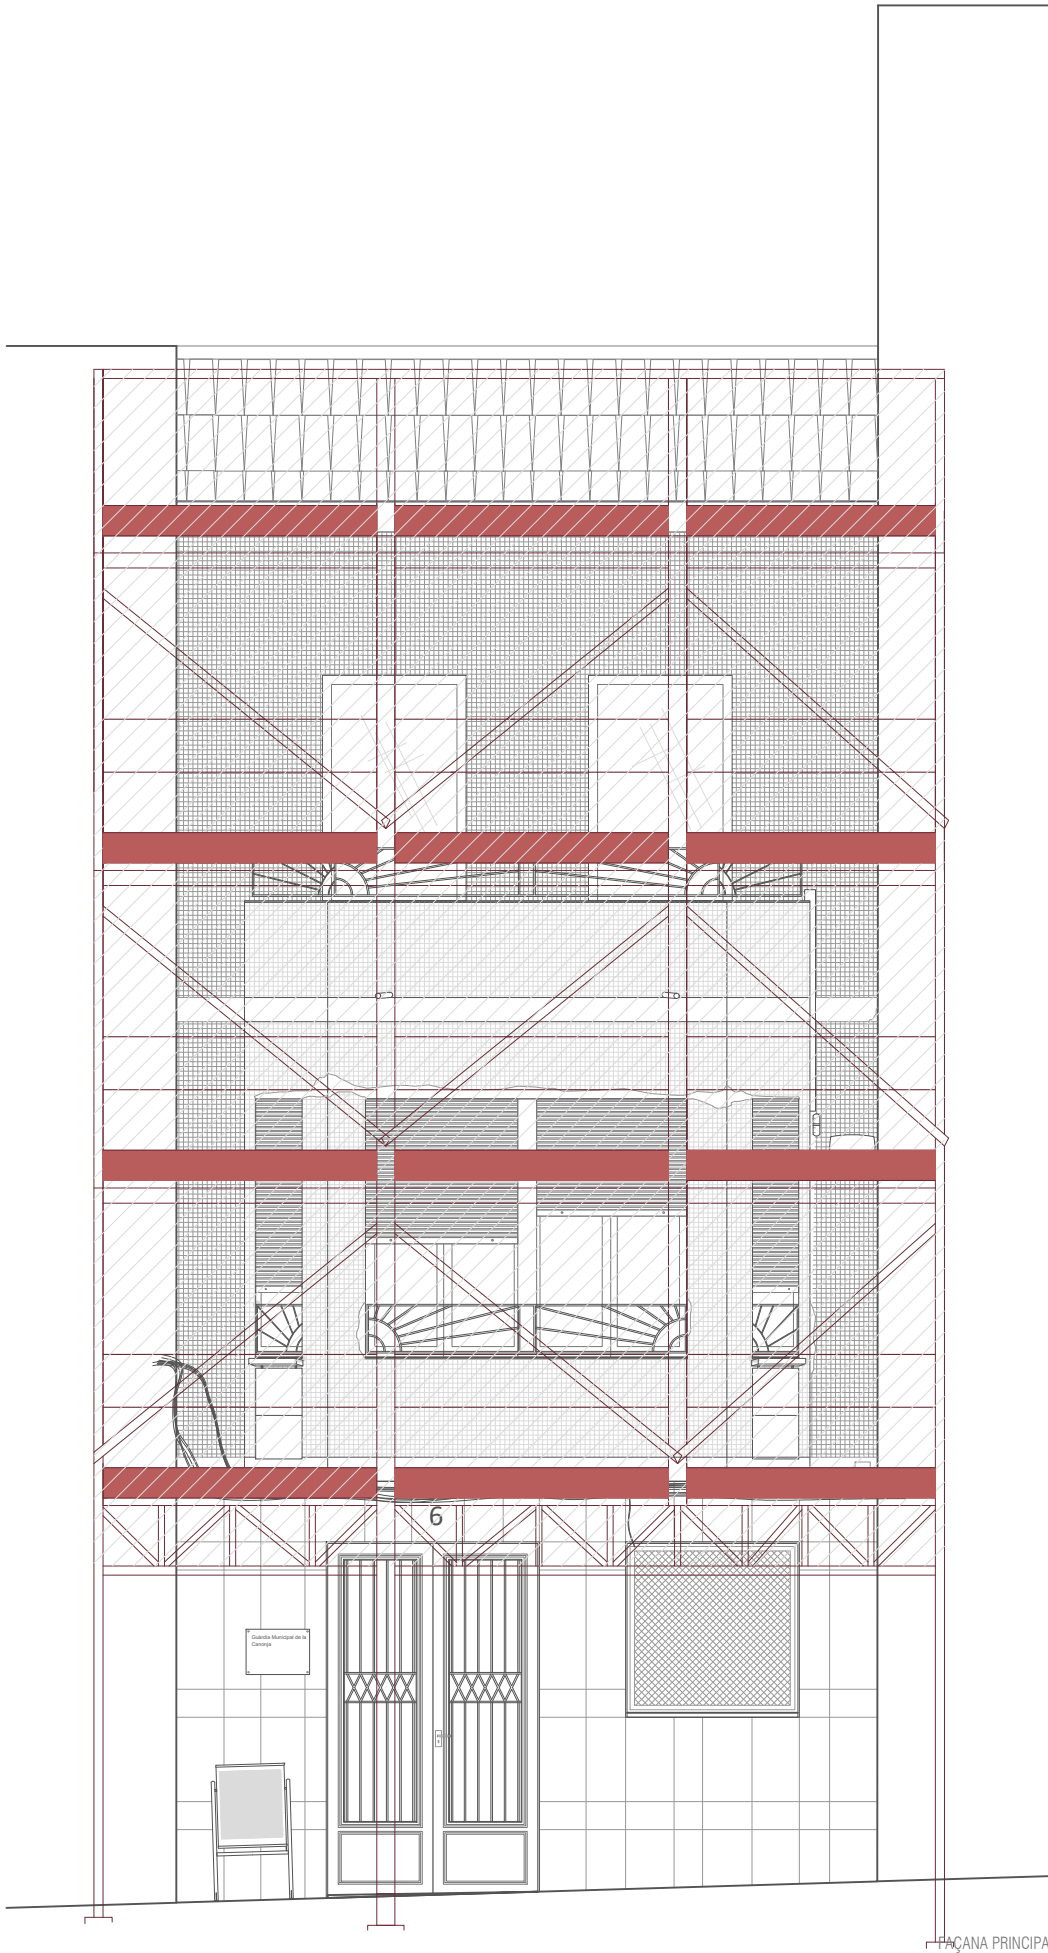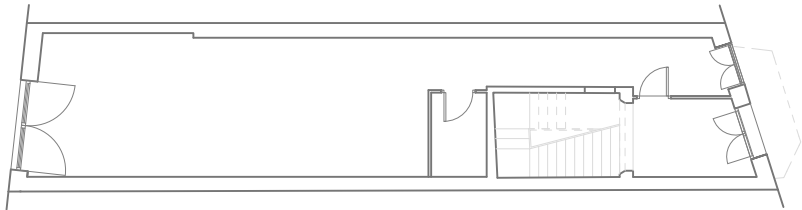

AJUNTAMENT
DE
LA CANONJA

Raval, 11. 43110 La Canonja (Tarragonès)
Tel.977543489 | ajuntament@lacaanonja.cat

REHABILITACIÓ DE FAÇANA I
VESTÍBUL GUÀRDIA MUNICIPAL
LA CANONJA

EMPLAÇAMENT GUÀRDIA MUNICIPAL
CARRER DE RAVALL 6
LA CANONJA (TARRAGONÈS)

PROMOTOR AJUNTAMENT DE LA CANONJA

EXPEDIENT P338-2022

DATA MARÇ 2024

ESCALA 1:50


NUMERO 04. PROJECTE D'ARQUITECTURA
PLÀNOL 4.0 BLOC D'ENTRADA

TÈCNIC REDACTOR

MIQUEL ORELLANA
ARQUITECTE MUNICIPAL



Codi Validador: A94DYCNSS
Verificació: https://lacaanonja.cat/verificacio
Document signat electrònicament
Pàgina 1 de 1

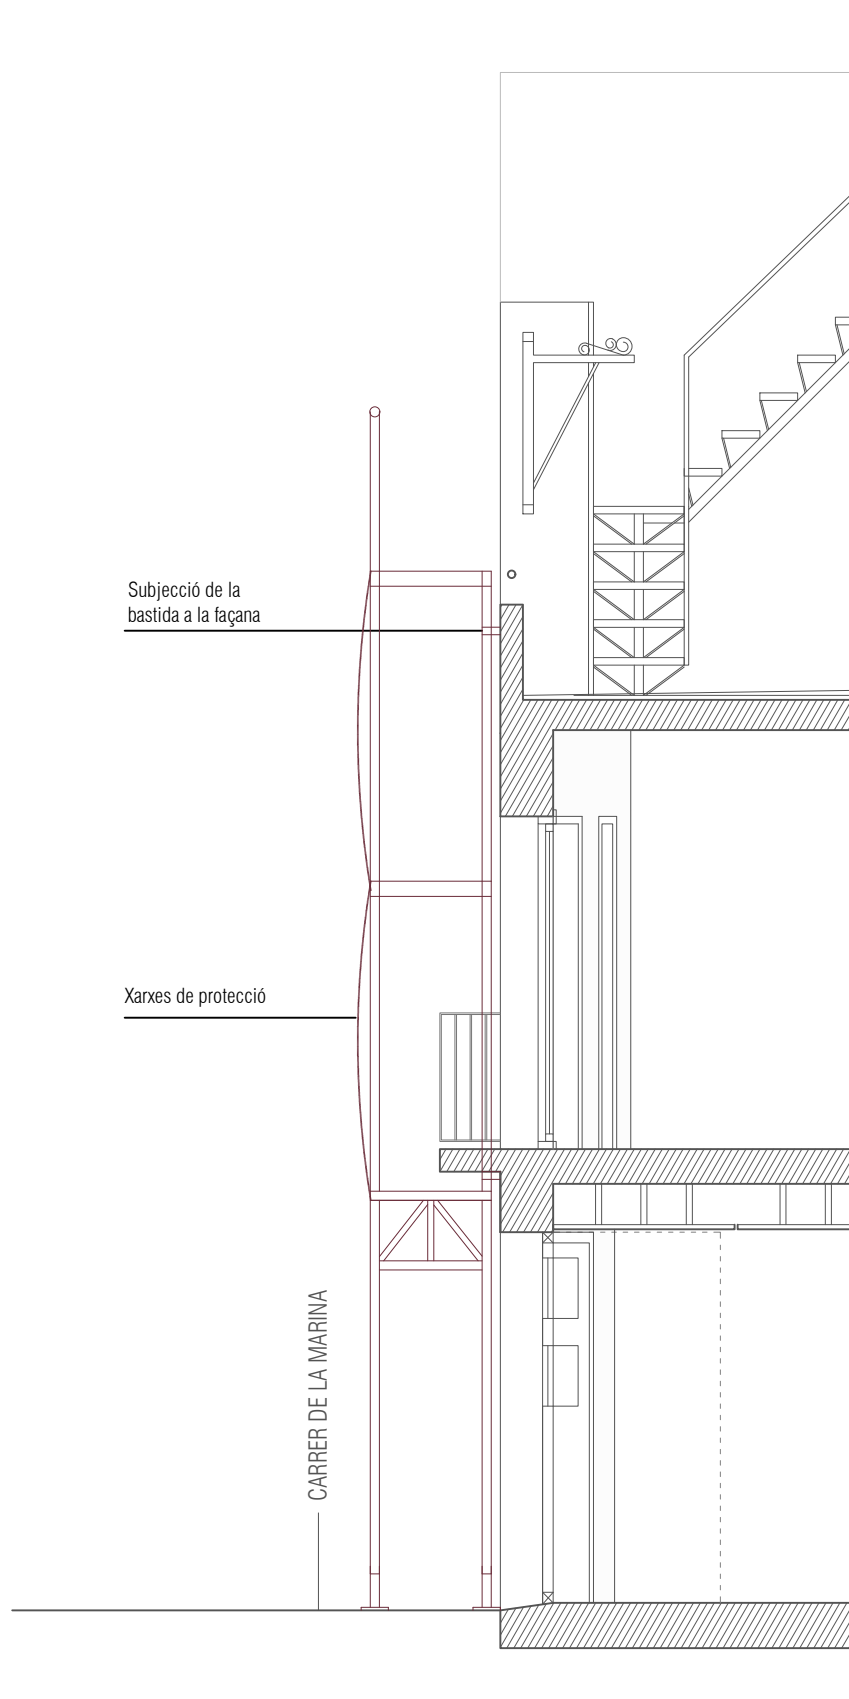

Subjecció de la bastida a la façana

Xarxes de protecció

CARRER RAVAL





ROSEI
ARQUI

OLÉ
'AL

Document signat electrònicament des de la plataforma esPublico Gestiona. Pàgina 6 de 800

F. POSTERIOR

F. PRINCIPAL

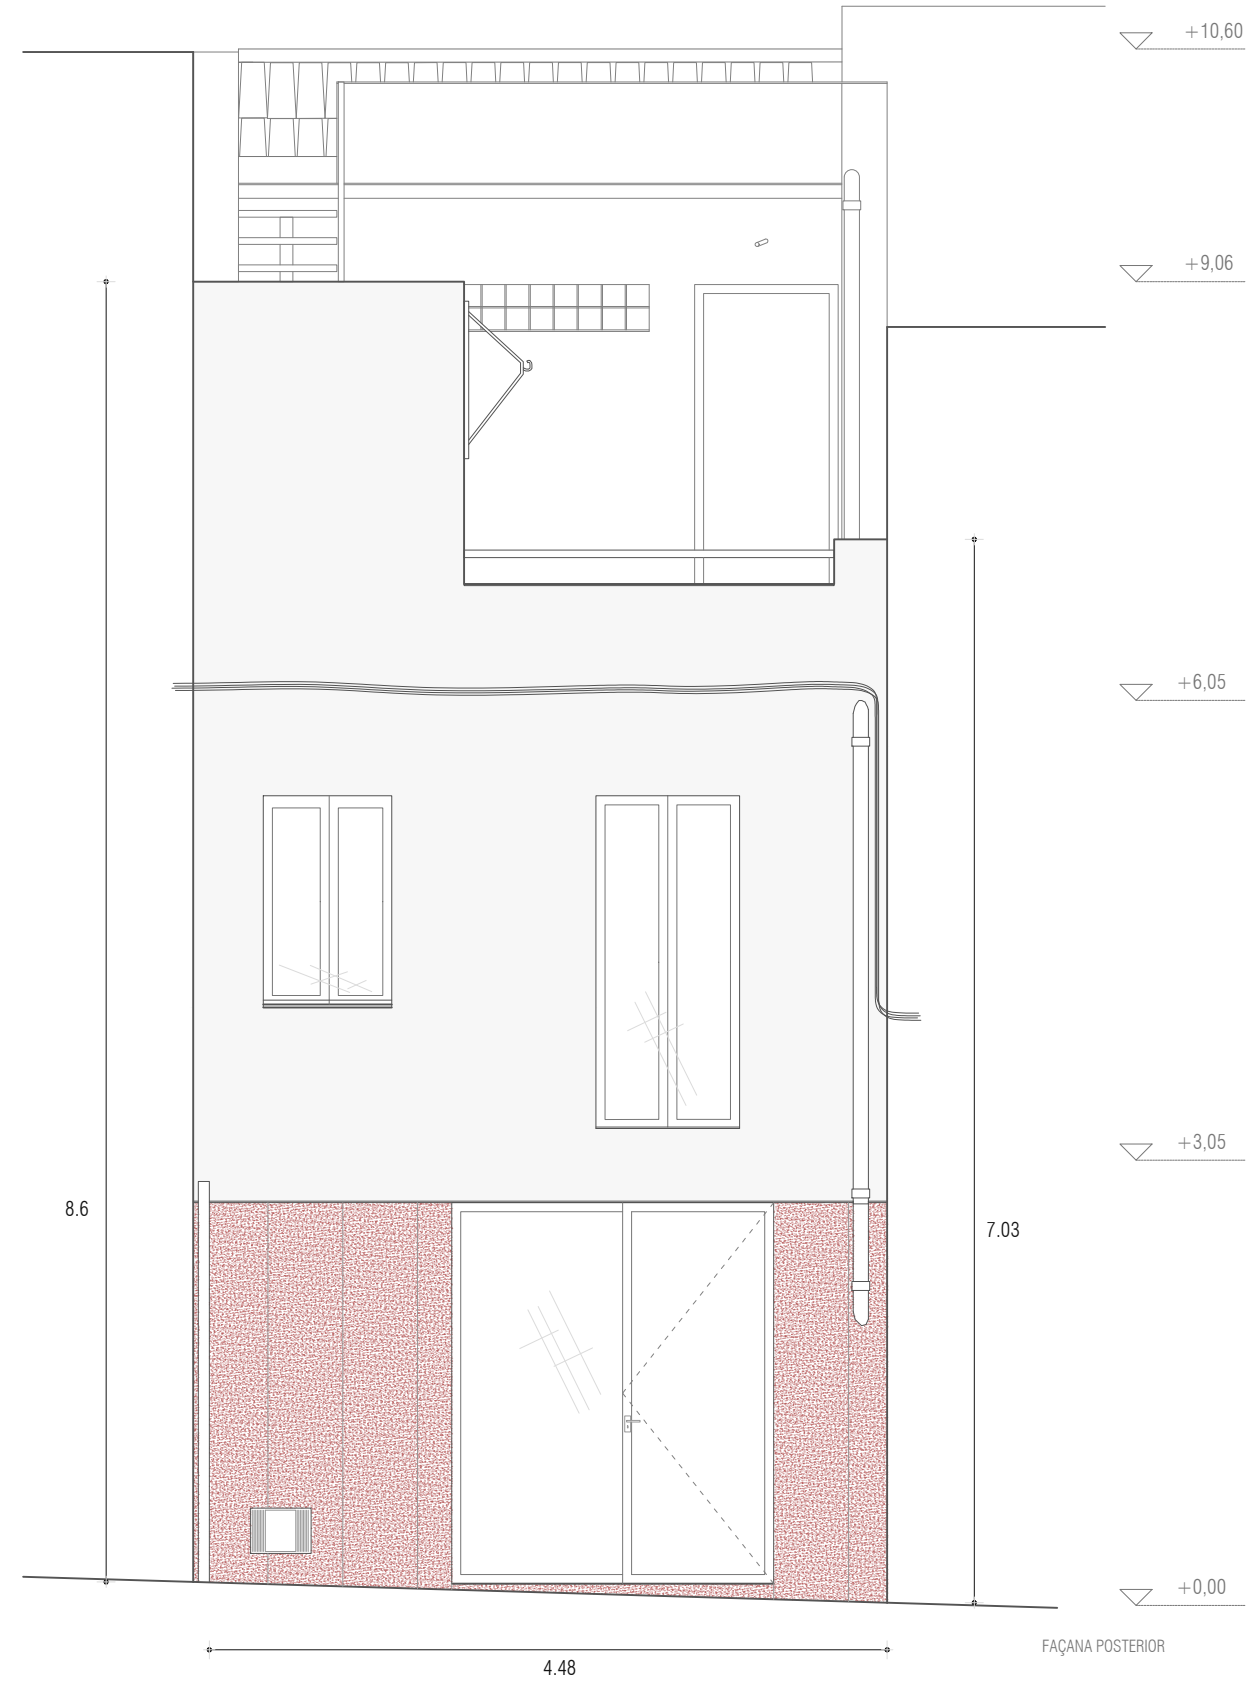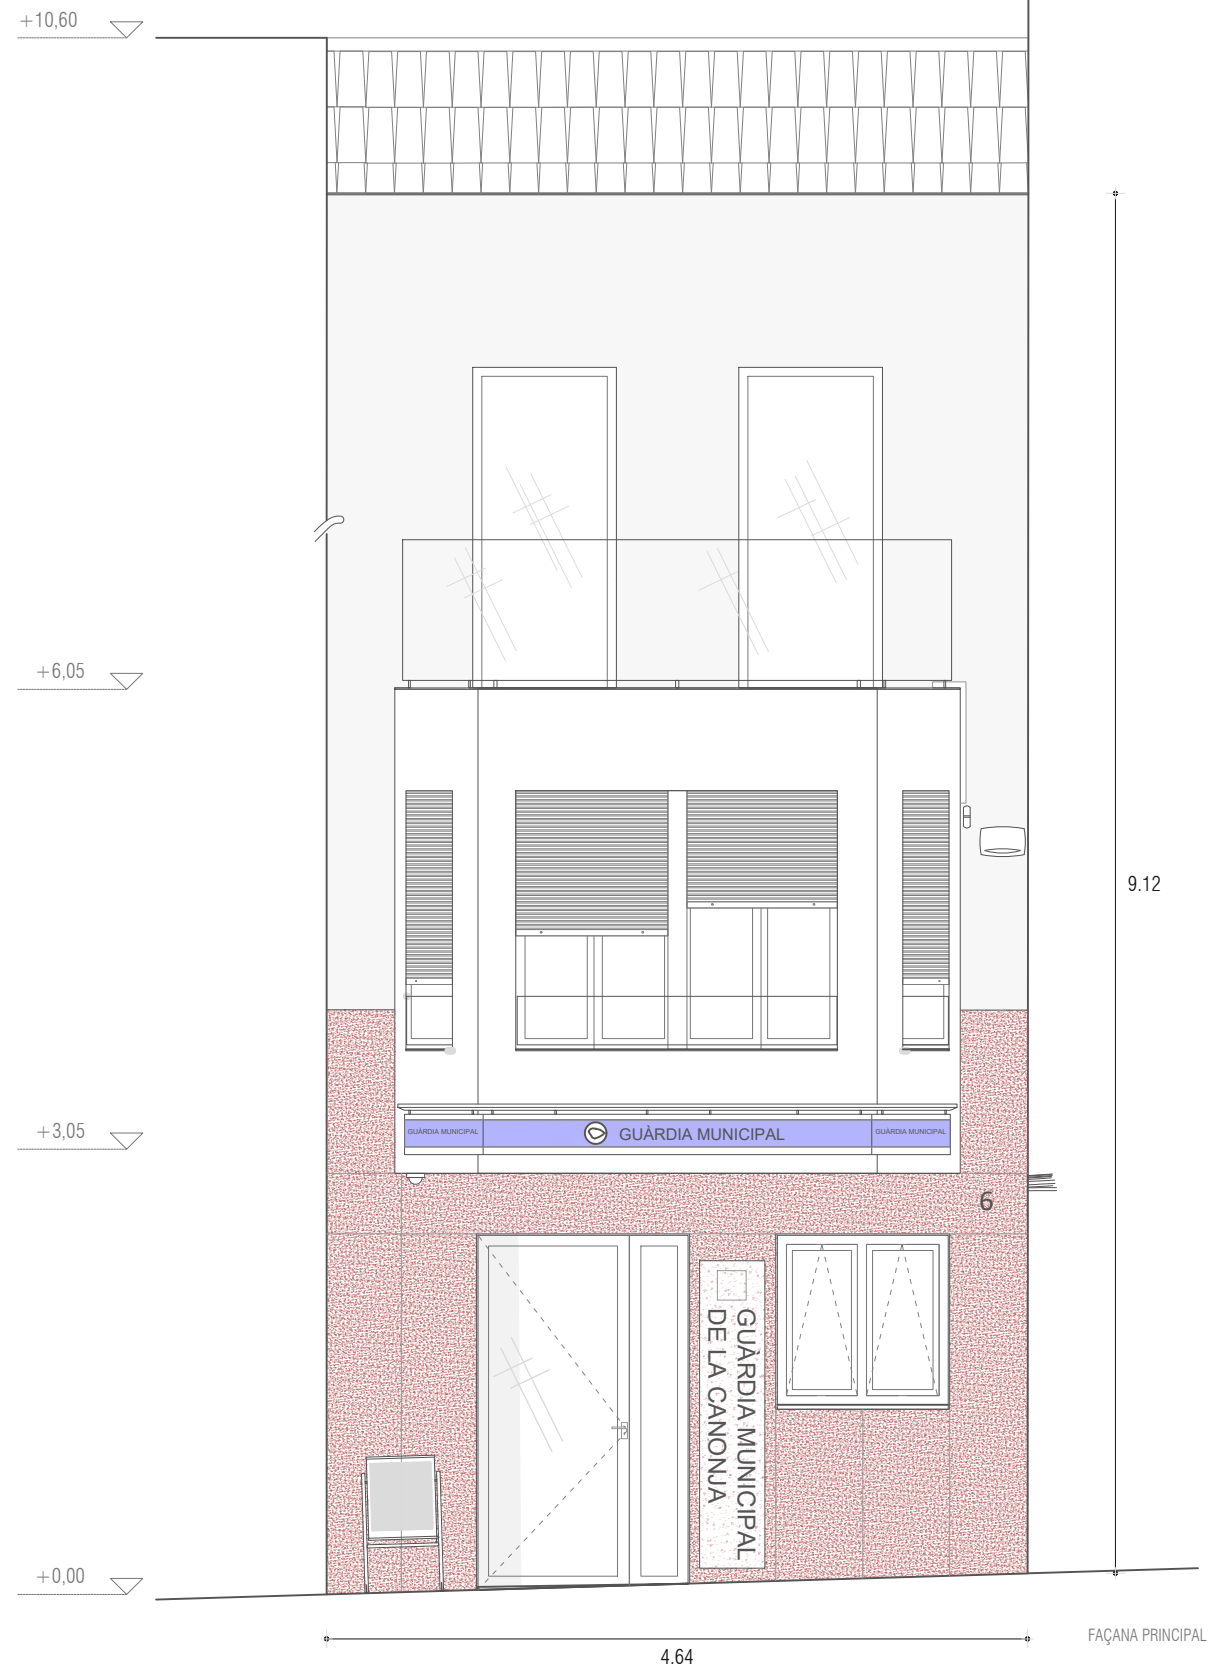

UNTAMENT
DE
A CANONJA

Raval, 11. 43110 La Canonja (Tarragonès)
Tel.977543489 | ajuntament@lacaanonja.cat

REHABILITACIÓ DE FAÇANA I
VESTÍBUL GUÀRDIA MUNICIPAL
LA CANONJA

EMPLAÇAMENT

GUÀRDIA MUNICIPAL
CARRER DE RAVAT, 6
LA CANONJA (TARRAGONÈS)

PROMOTOR AJUNTAMENT DE LA CANONJA

EXPEDIENT P338-2022

DATA MARÇ 2024

ESCALA

NUMERO	04. PROPOSTA
PLÀNOL	4.1 PAGINA

TÈCNIC REDACTOR

MIQUEL ORELLANA
ARQUITECTE MUNICIPAL



This architectural floor plan depicts the first floor of a house. The layout includes a large living area on the left, a kitchen and dining area on the right, and a central staircase. The house features a gabled roof and a small porch area on the right side.



REHABILITACIÓ DE FAÇANA I
VESTÍBUL GUÀRDIA MUNICIPAL
LA CANONJA

PROMOTOR AJUNTAMENT DE LA CANONJA

DATA MARÇ 2024

NUMERO	04. PROPOSTA
PLÀNOL	4.2 CONJUNT DE FACILITÉS I



TÈCNIC REDACTOR

MIQUEL ORELLANA
ARQUITECTE MUNICIPAL

DOSE  LÉ



Codi Validació: A94DYCN500R0CZERAFGKQPC
 Verificació: <https://acacrononbeadministracio.cat/>
 Document signat electrònicament des de la plataforma
 PublicoGestiona

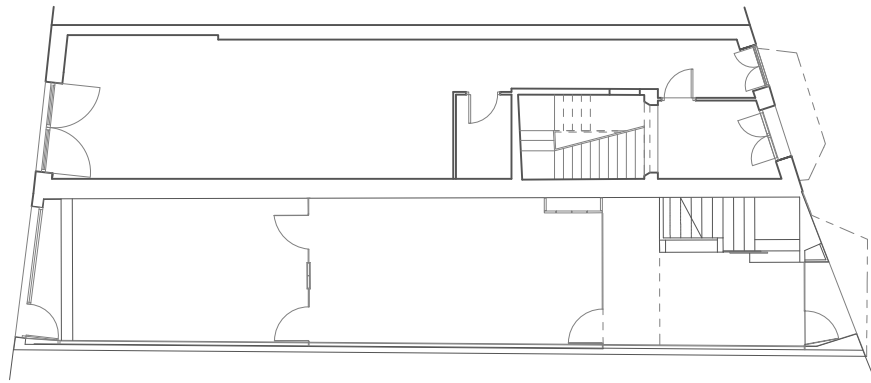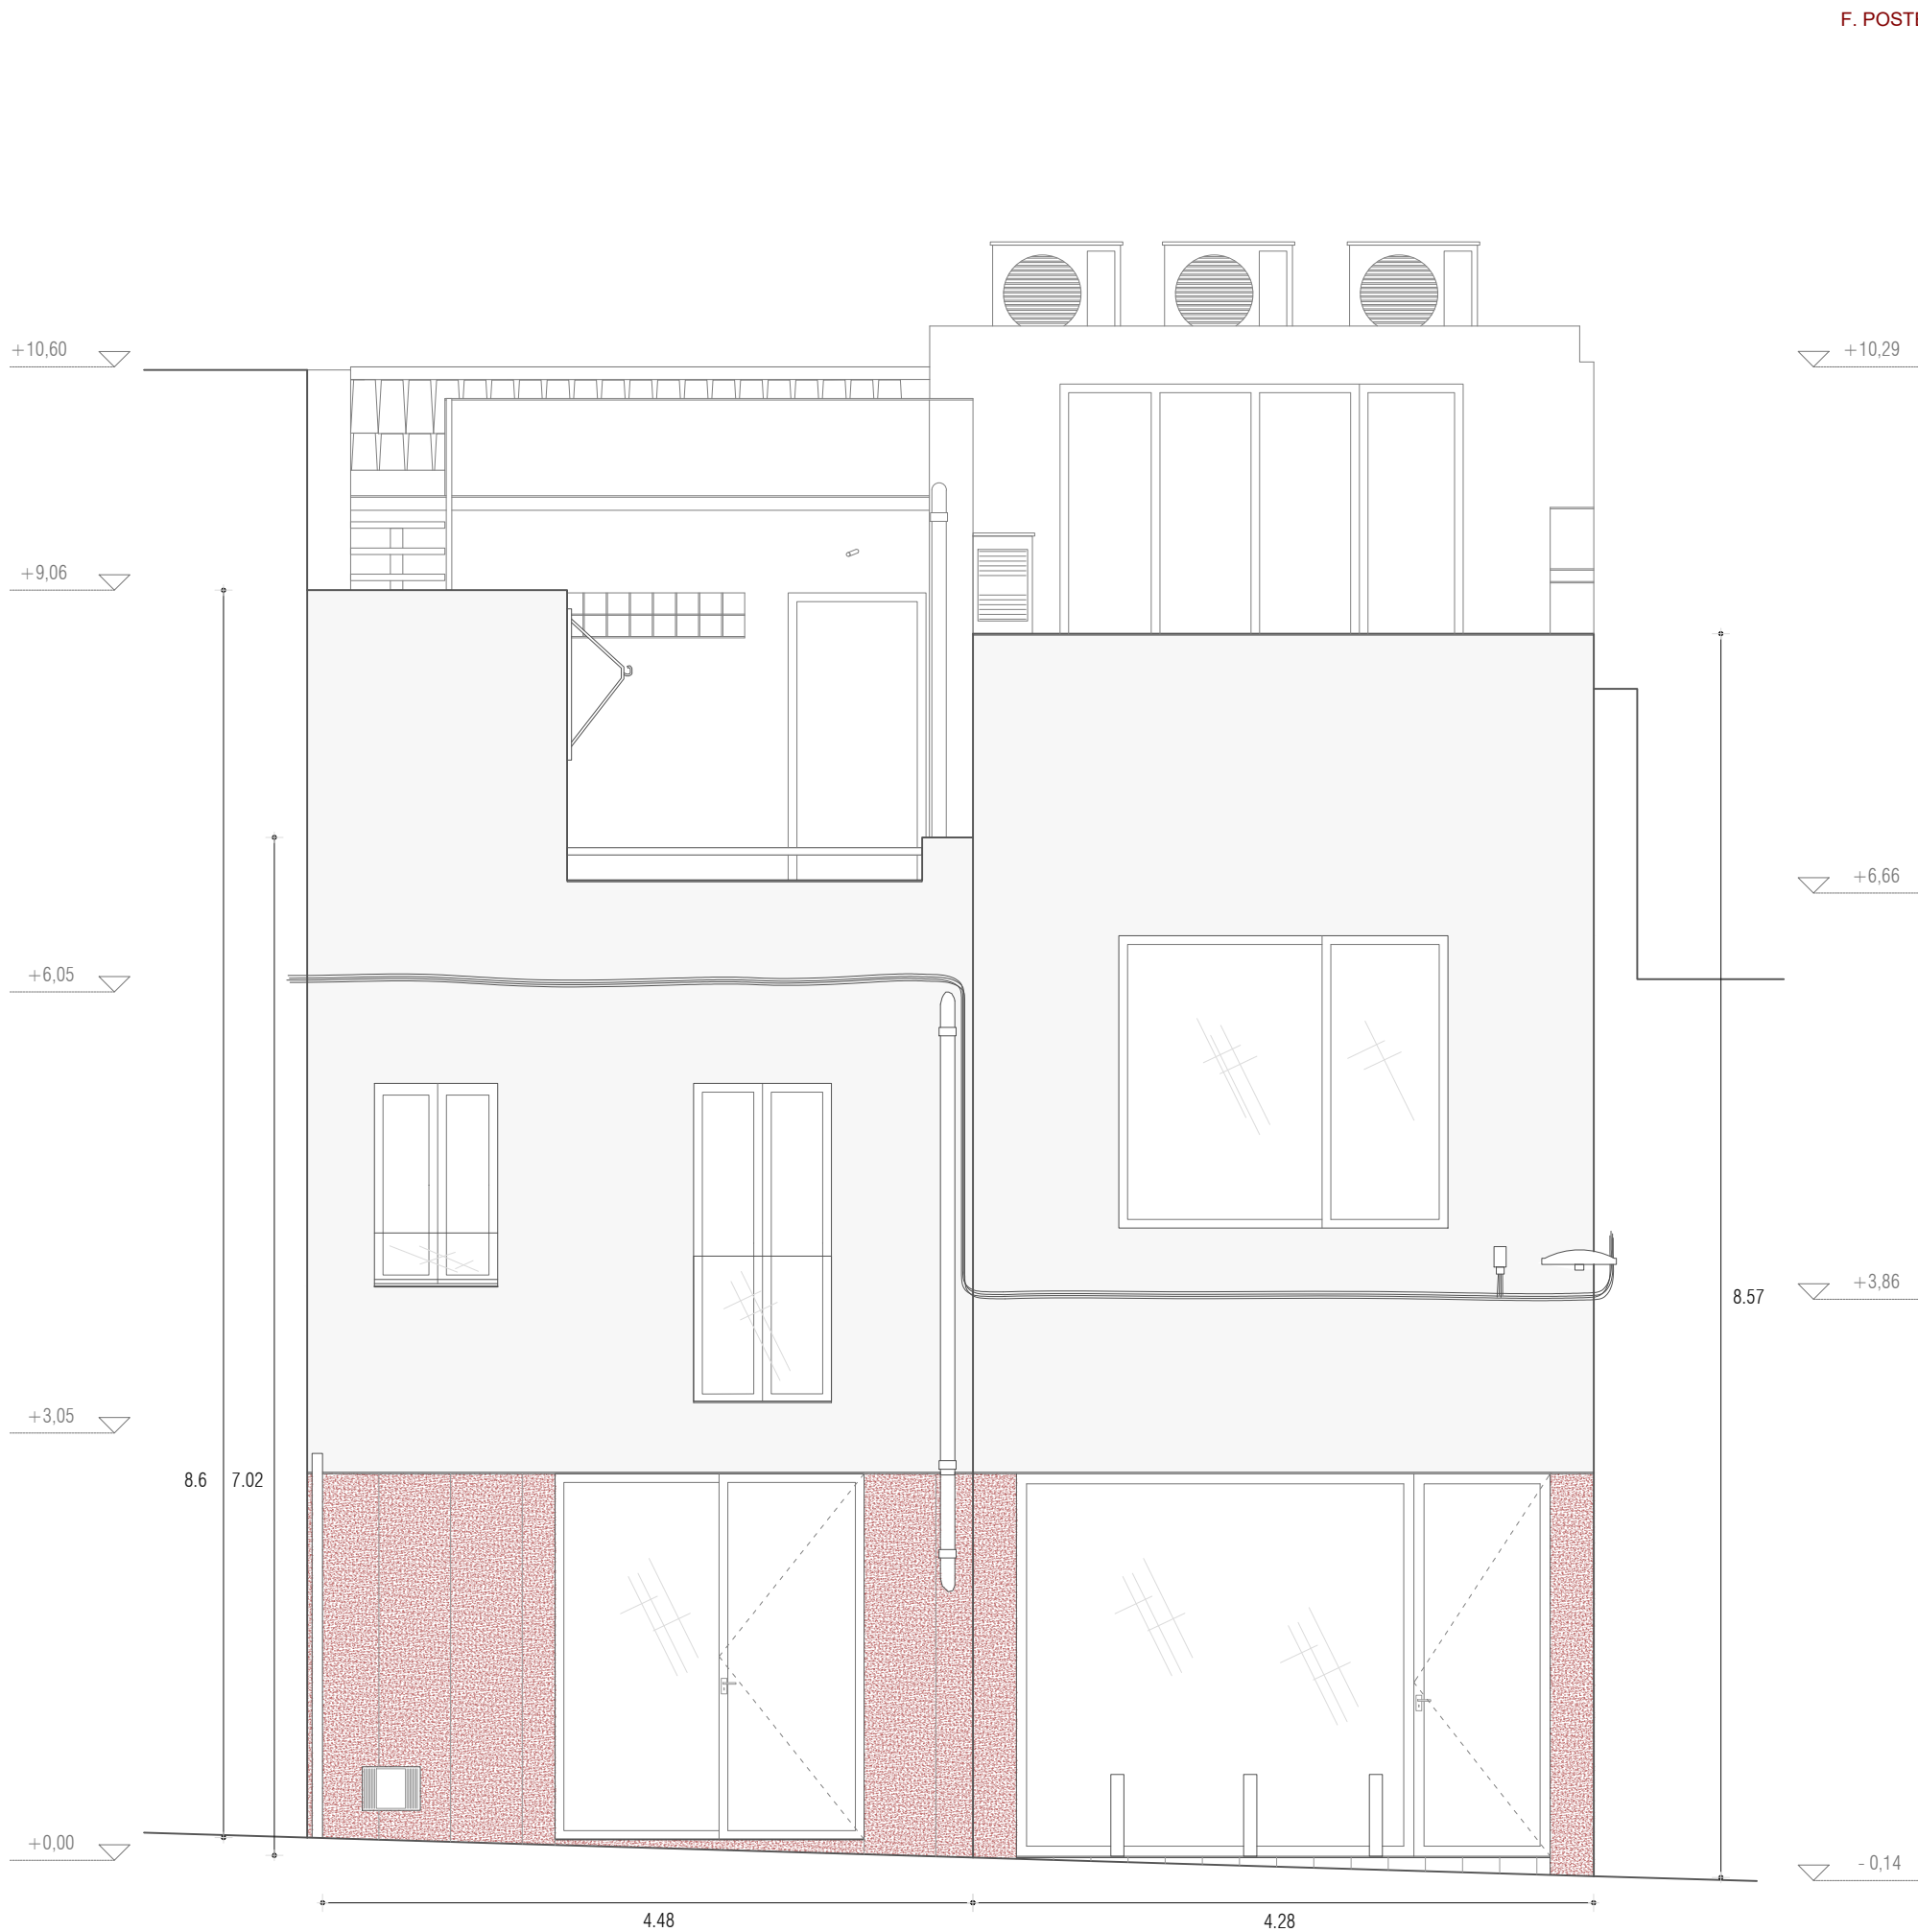

FAÇANES POSTERIORIS

ÀMBIT D'INTERVENCIÓ D'AQUEST PROJECTE



AJUNTAMENT
DE
LA CANONJA

Raval, 11. 43110 La Canonja (Tarragonès)
Tel.977543489 | ajuntament@lacaanonja.cat


REHABILITACIÓ DE FAÇANA I
VESTÍBUL GUÀRDIA MUNICIPAL
LA CANONJA

EMPLAÇAMENT	GUÀRDIA MUNICIPAL CARRER DE RAVALL 6 LA CANONJA (TARRAGONÈS)
PROMOTOR	AJUNTAMENT DE LA CANONJA
EXPEDIENT	P338-2022
DATA	MARÇ 2024
ESCALA	1:50
NUMERO PLÀNOL	04. PROJECTA 4.3 CONJUNT DE FAÇANES II
TÈCNIC REDACTOR	
MIQUEL ORELLANA ARQUITECTE MUNICIPAL	ROSEI ARQUITECTA

Codi Validat: A94DYCN50C
Verificació: <https://lacaanonja.cat/verificacio>
Document signat electrònicament



Pàgina 1 de 1
Gestió Municipal
Informació

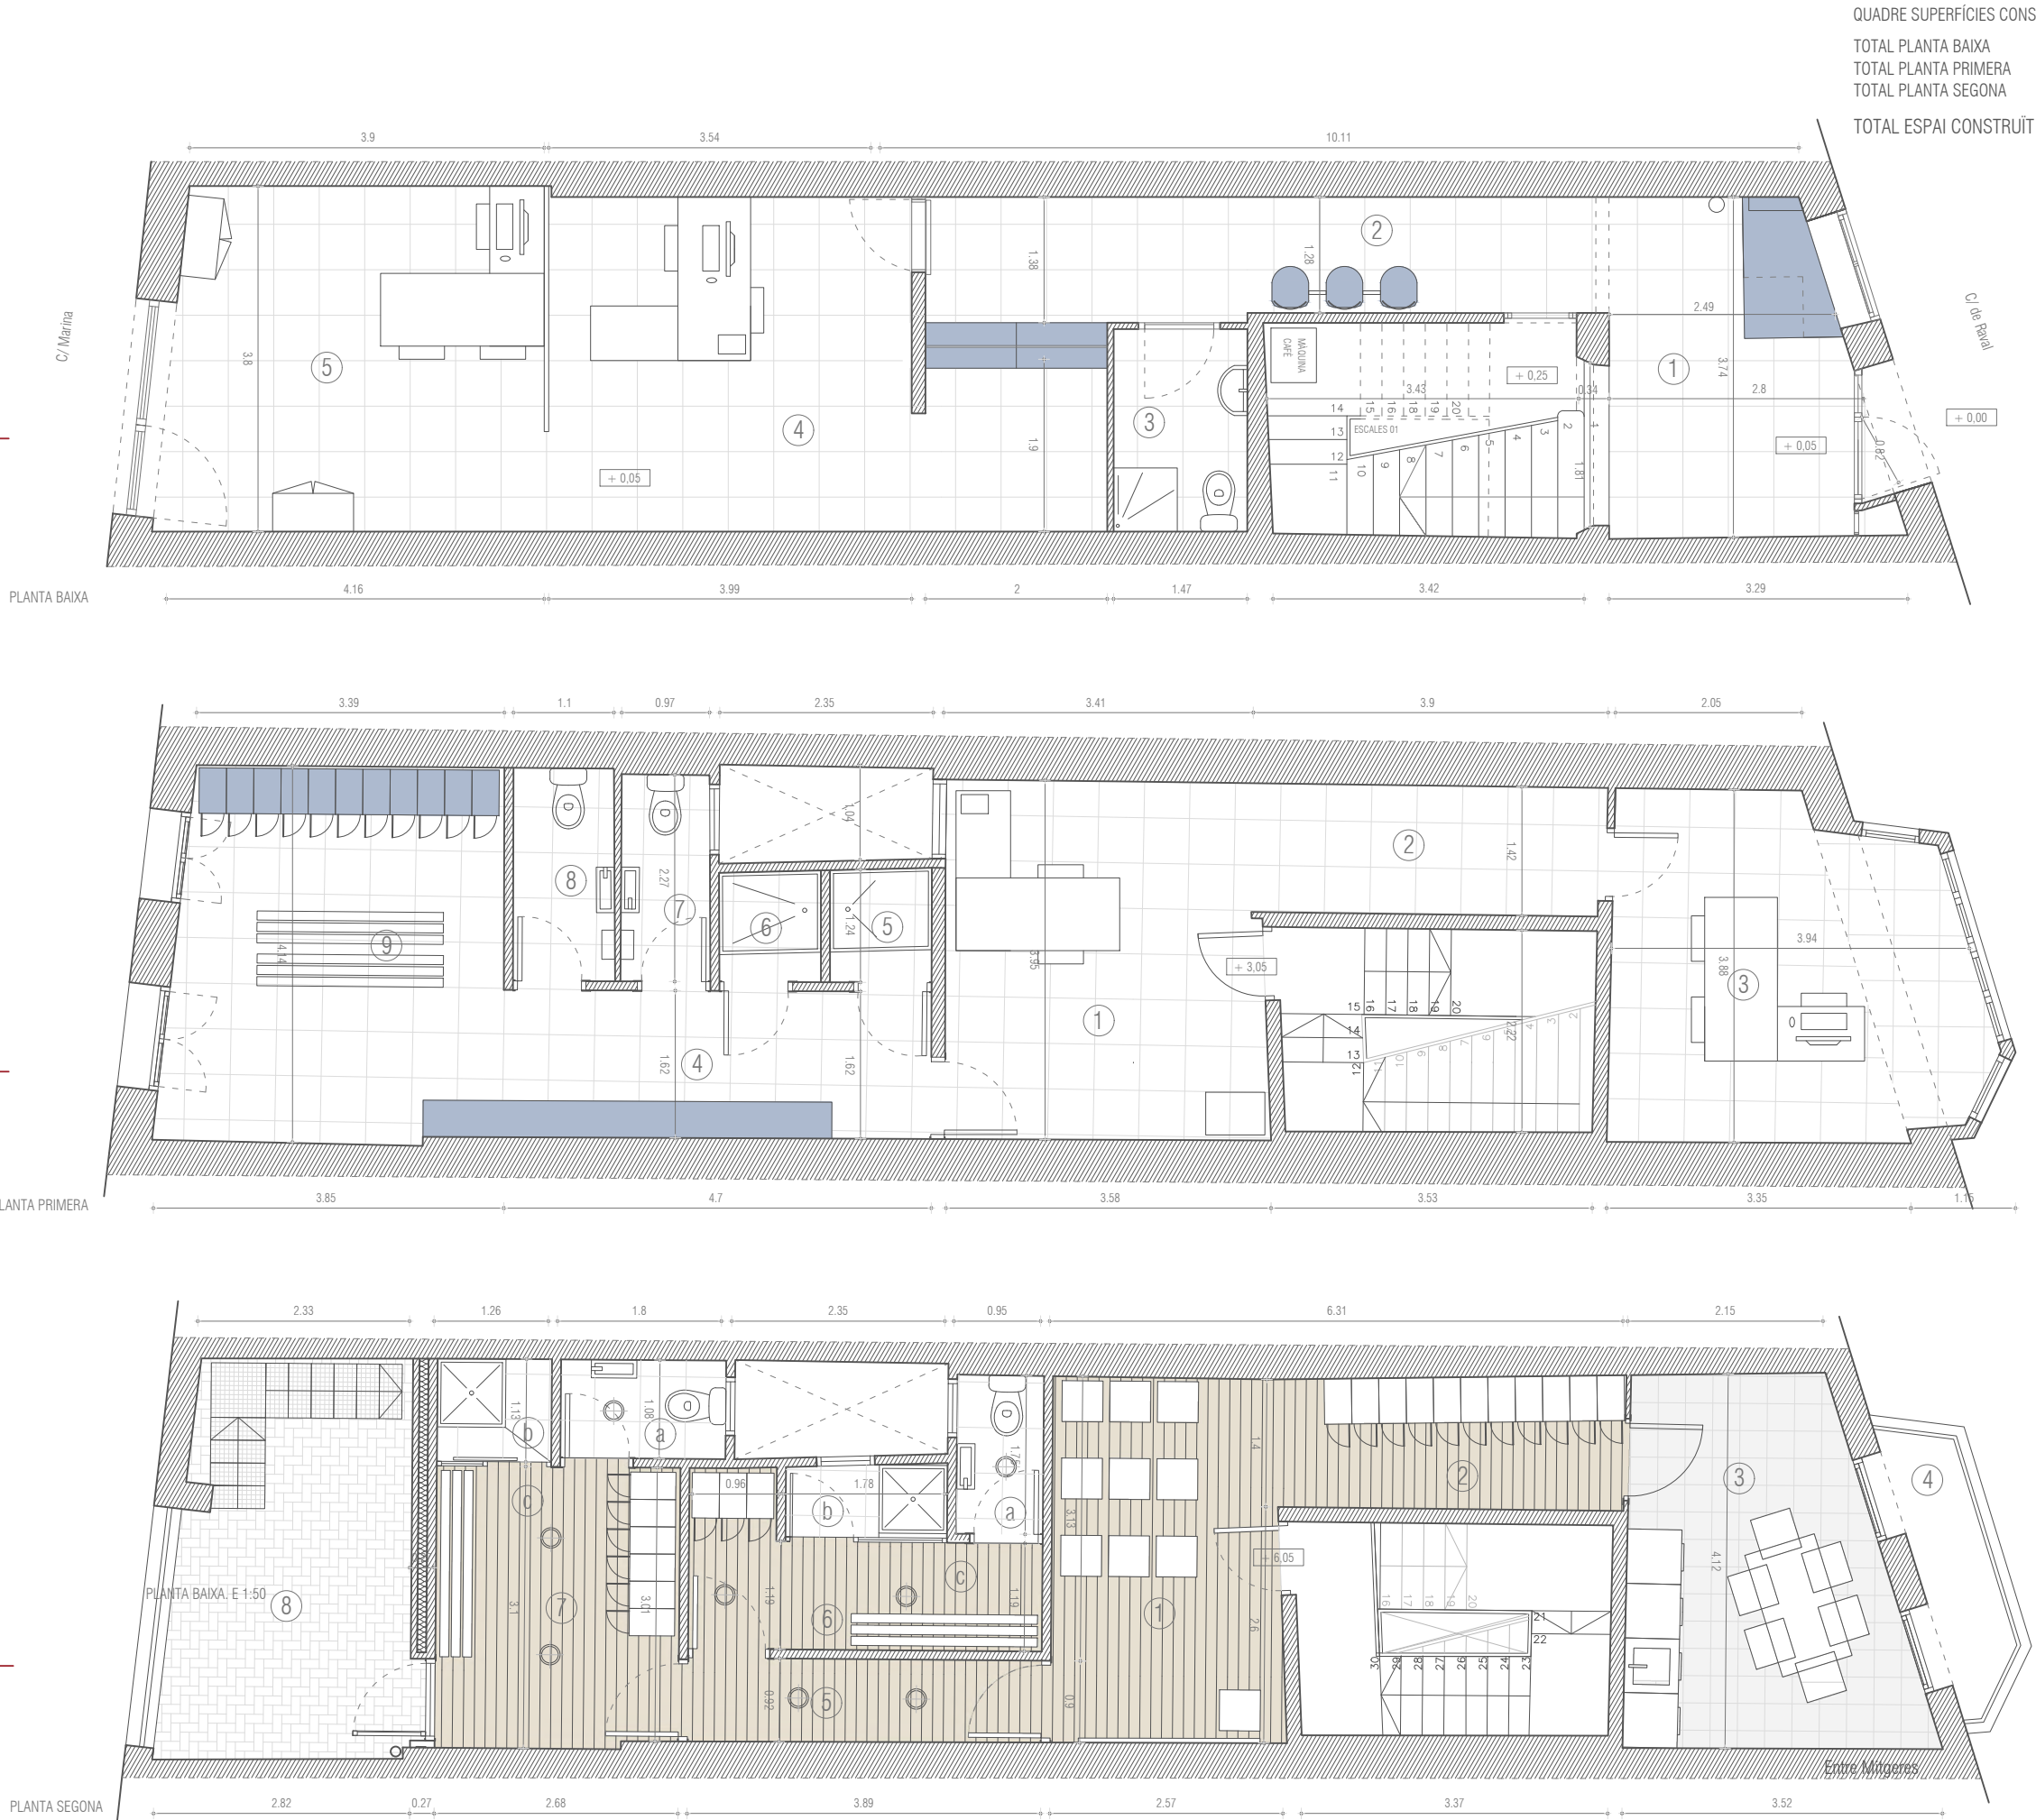

QUADRE SUPERFÍCIES CONSTRUÏDES PROPOSTA	
TOTAL PLANTA BAIXA	85,96 m2
TOTAL PLANTA PRIMERA	97,90 m2
TOTAL PLANTA SEGONA	78,92 m2
TOTAL ESPAI CONSTRUÏT	262,78 m2

QUADRE SUPERFÍCIES ÚTILS PROPOSTA	
PLANTA BAIXA	9,51 m2
1. Vestíbul	10,67 m2
2. Passadis accés / sala d'esper	3,27 m2
3. W.C	17,97 m2
4. Administració	15,91 m2
5. Control	58,74 m2
TOTAL PLANTA BAIXA	136,02 m2
PLANTA PRIMERA	13,70 m2
1. Espai d'entrada - secretaria	5,50 m2
2. Passadis 1	14,35 m2
3. Sargent	7,61 m2
4. Passadis 2	1,40 m2
5. Dutxa 1	1,36 m2
6. Dutxa 2	2,23 m2
7. W.C 1	2,61 m2
8. W.C 2	14,96 m2
9. Espai de vestuari	63,72 m2
TOTAL PLANTA PRIMERA	136,02 m2
PLANTA SEGONA	10,08 m2
1. Sala de Briefing	5,59 m2
2. Passadis Armari de Material	11,70 m2
3. Office	2,98 m2
4. Balcó	3,72 m2
5. Passadis Distribuïdor	8,68 m2
6. Vestuaris Dones	1,75 m2
a. WC	1,50 m2
b. Dutxa	5,43 m2
c. Espai de vestuari	11,95 m2
7. Vestuaris Homes	2,05 m2
a. WC	1,48 m2
b. Dutxa	8,42 m2
c. Espai de vestuari	12,00 m2
8. Terrassa	87,35 m2
TOTAL PLANTA SEGONA	174,33 m2
TOTAL ESPAI ÚTIL	174,33 m2



Raval, 11. 43110 La Canonja (Tarragonès)
Tel.977543489 | ajuntament@lacaanonja.cat

REHABILITACIÓ DE L'EDIFICI DE LA
GUARDIA MUNICIPAL DE
LA CANONJA

EMPLAÇAMENT Carrer de Raval, 6. La Canonja

PROMOTOR AJUNTAMENT DE LA CANONJA

EXPEDIENT P338-2023

DATA MARÇ 2023

ESCALA

NUMERO 04. PROPOSTA DE REHABILITACIÓ
PLÀNOL 4.4 PLÀNOL DE REHABILITACIÓ

TÈCNIC REDACTOR


MIQUEL ORELLANA
ARQUITECTE MUNICIPAL

ROSER C/





SECCIÓ AA'

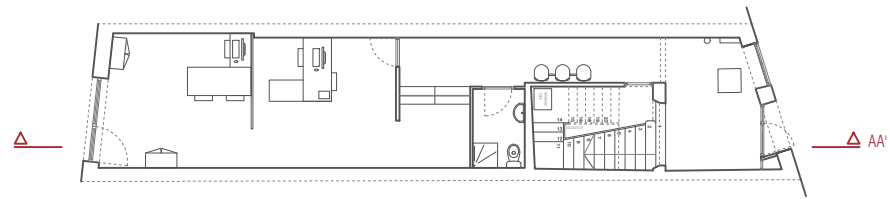

Raval, 11. 43110 La Canonja (Tarragonès)
Tel.977543489 | ajuntament@lacaanonja.cat

REHABILITACIÓ DE L'EDIFICI DE LA
GUARDIA MUNICIPAL DE
LA CANONJA

EMPLAÇAMENT Carrer de Raval, 6. La Canonja

PROMOTOR AJUNTAMENT DE LA CANONJA

EXPEDIENT P338-2023

DATA MARÇ 2024

ESCALA

NUMERO 04. PROPOSICIÓ
PLÀNOL 4.5 SECCIÓ LONGITUDINAL


TÈCNIC REDACTOR

MIQUEL ORELLANA
ARQUITECTE MUNICIPAL

ROSER C
ARQUITECTE



Codi Validació: A94DYCHSS6BRCRCZERAFTGKOP
Verificació: https://lacanonja.gub.cat/verificacio
Document signat electrònicament des de la plataforma esPublico Gestiona | Pàgina 21 de 30

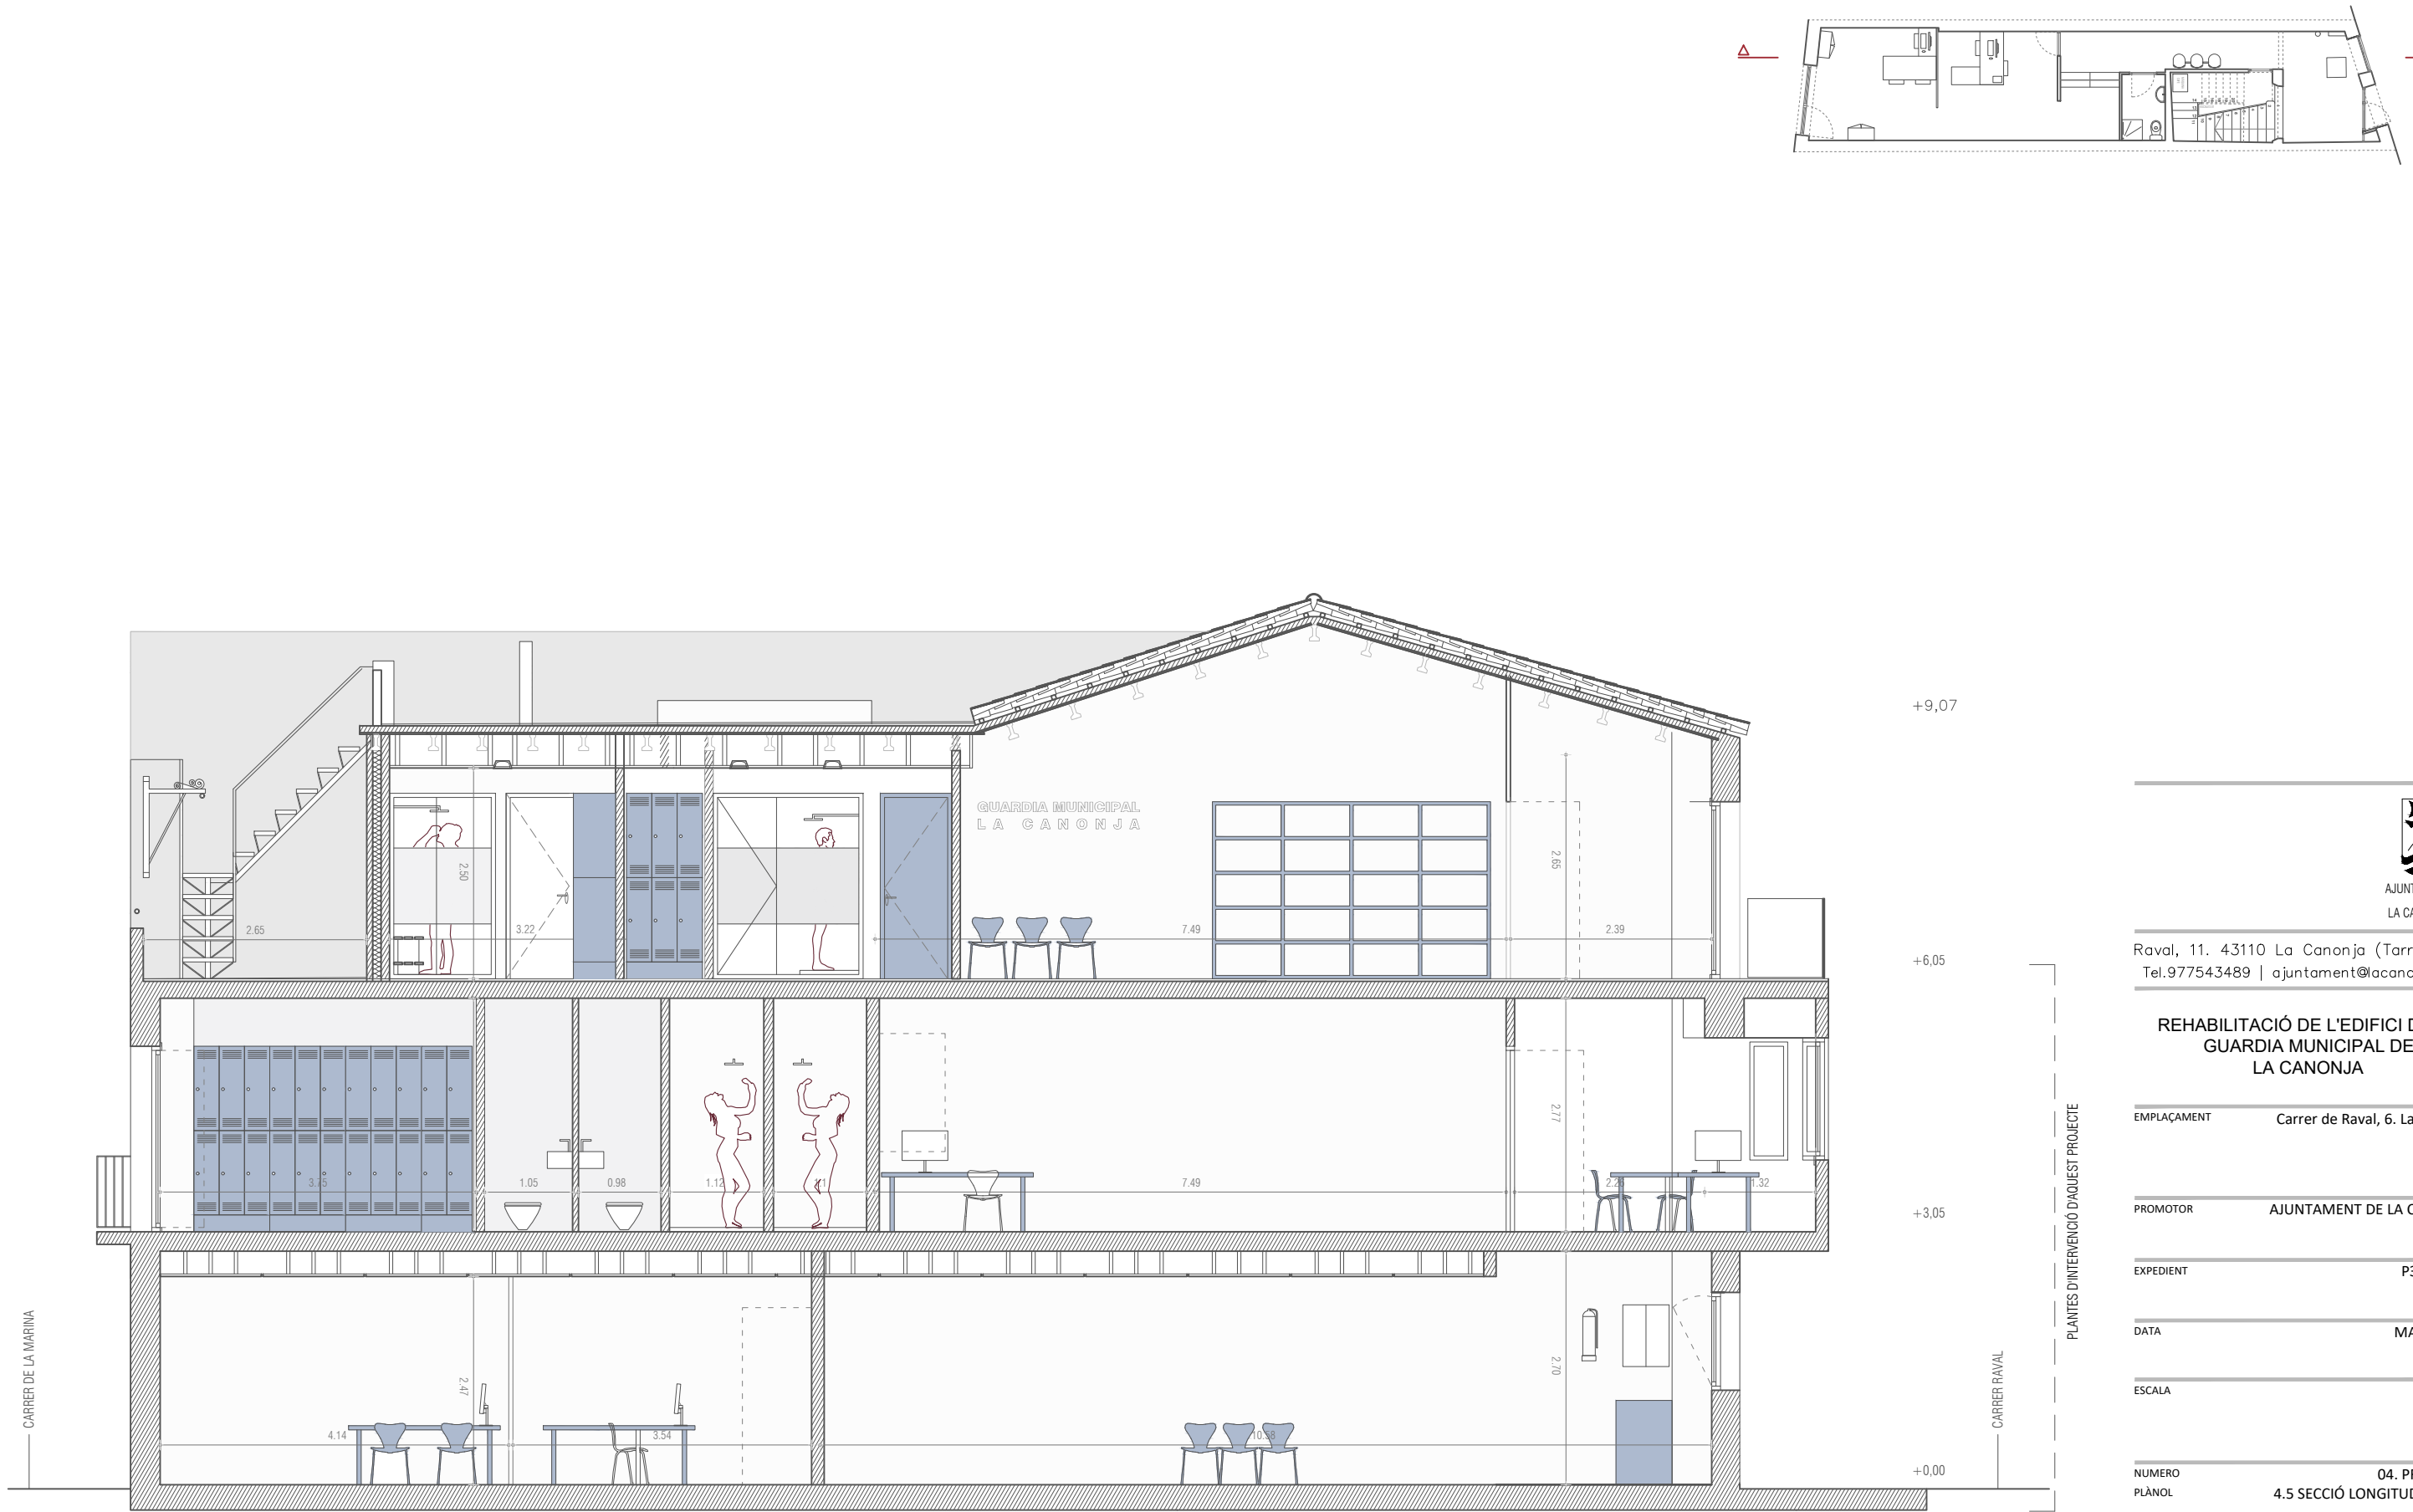

SECCIÓ BB'



Raval, 11. 43110 La Canonja (Tarragonès)
Tel.977543489 | ajuntament@lacaanonja.cat

REHABILITACIÓ DE L'EDIFICI DE LA
GUARDIA MUNICIPAL DE
LA CANONJA

EMPLAÇAMENT Carrer de Raval, 6. La Canonja

PROMOTOR AJUNTAMENT DE LA CANONJA

EXPEDIENT P338-2023

DATA MARÇ 2024

ESCALA

NUMERO 04. PROPOSICIÓ DE
PLÀNOL 4.5 SECCIÓ LONGITUDINAL


TÈCNIC REDACTOR

MIQUEL ORELLANA
ARQUITECTE MUNICIPAL


ROSER C/



Codi Validació: A94DY...
Verificació: https://lacaanonja.cat/...
Document signat electrònicament

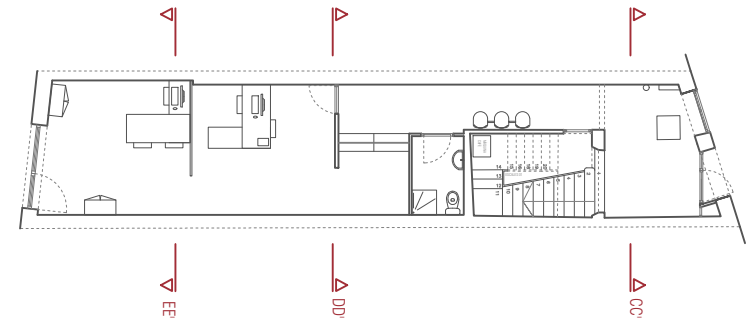

SECCIÓ CC'

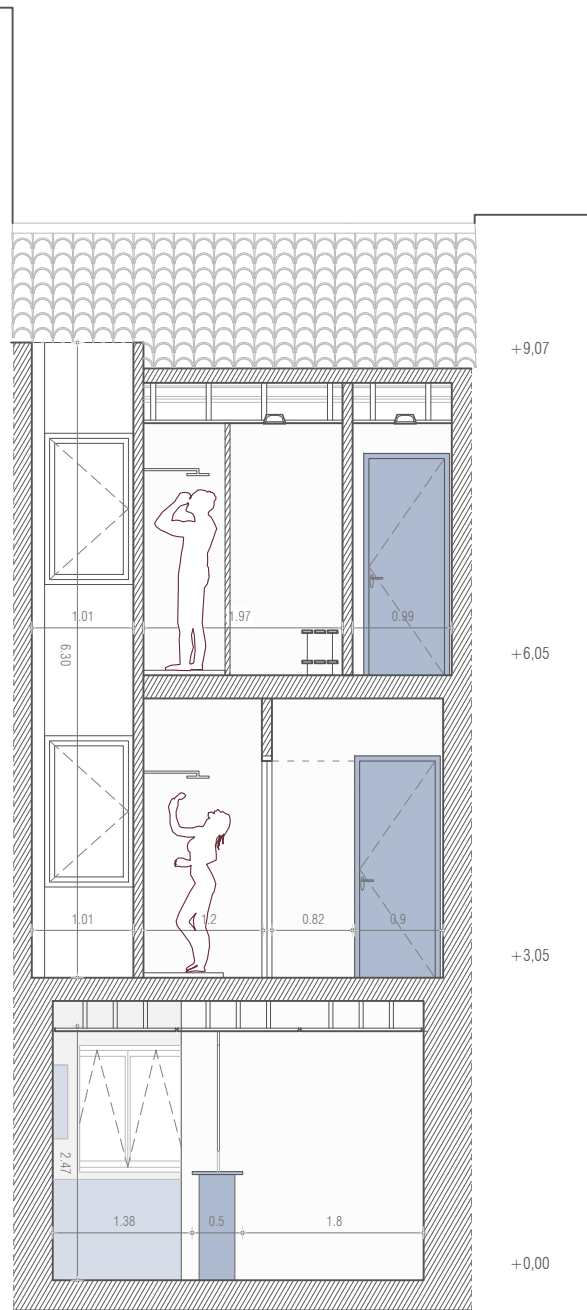

SECCIÓ DD'



SECCIÓ EE'

PLANTES D'INTERVENCIÓ D'AQUEST PROJECTE



AJUNTAMENT
DE
LA CANONJA

Raval, 11. 43110 La Canonja (Tarragonès)
Tel.977543489 | ajuntament@lacaanonja.cat

**REHABILITACIÓ DE L'EDIFICI DE LA
GUARDIA MUNICIPAL DE
LA CANONJA**

EMPLAÇAMENT	Carrer de Raval, 6. La Canonja
PROMOTOR	AJUNTAMENT DE LA CANONJA
EXPEDIENT	P338-2022
DATA	MARÇ 2022
ESCALA	
NUMERO PLÀNOL	04. PROPOSICIÓ DE 4.7 SECCIONS TRANSVERSALES
TÈCNIC REDACTOR	

MIQUEL ORELLANA
ARQUITECTE MUNICIPAL

ROSER C/...
ARQUITECTE




Codi Validació: A94DYC...
Verificació: https://lacaanonja.cat/...
Document signat electrònicament des de la plataforma esPublico Gestiona | Pàgina 23 de 30

FUSTERIES EXTERIORS

E 1:50



LES OBERTURES ESTAN GRAFIADES DES DE LA CARA EXTERIOR
(*) LES MIDES PODEN VARIAR EN FUNCIO DEL FORAT DEFINITIU D'OBRA
(**) COMPROVAR LES MIDES A OBRA

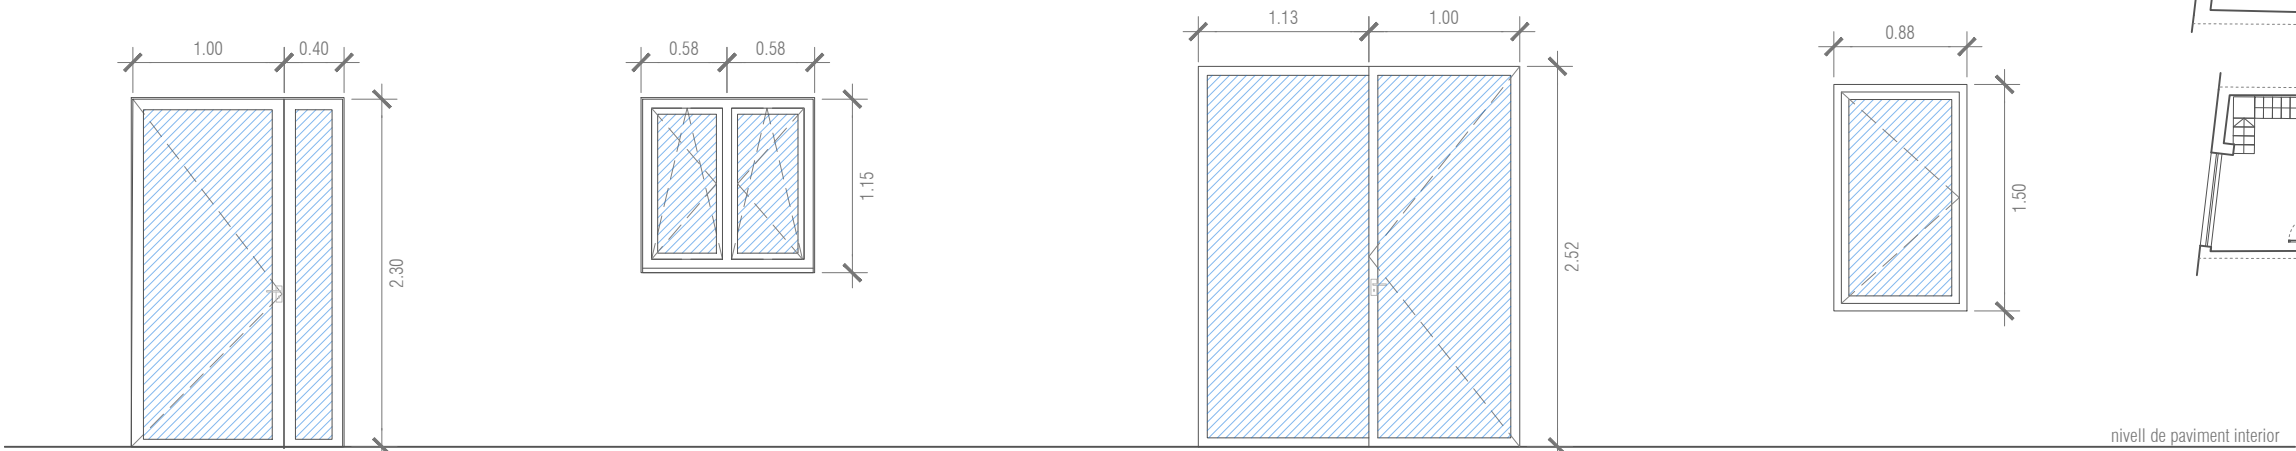

FUSTERIA INTERIOR *

E 1:50

(*) LES MIDES PODEN VARIAR EN FUNCIO DEL FORAT DEFINITIU D'OBRA
(**) COMPROVAR LES MIDES A OBRA

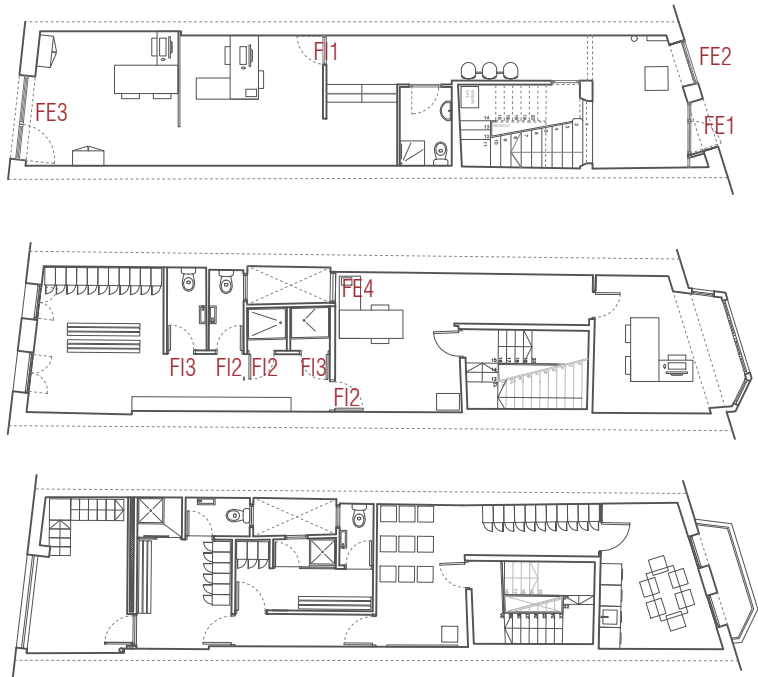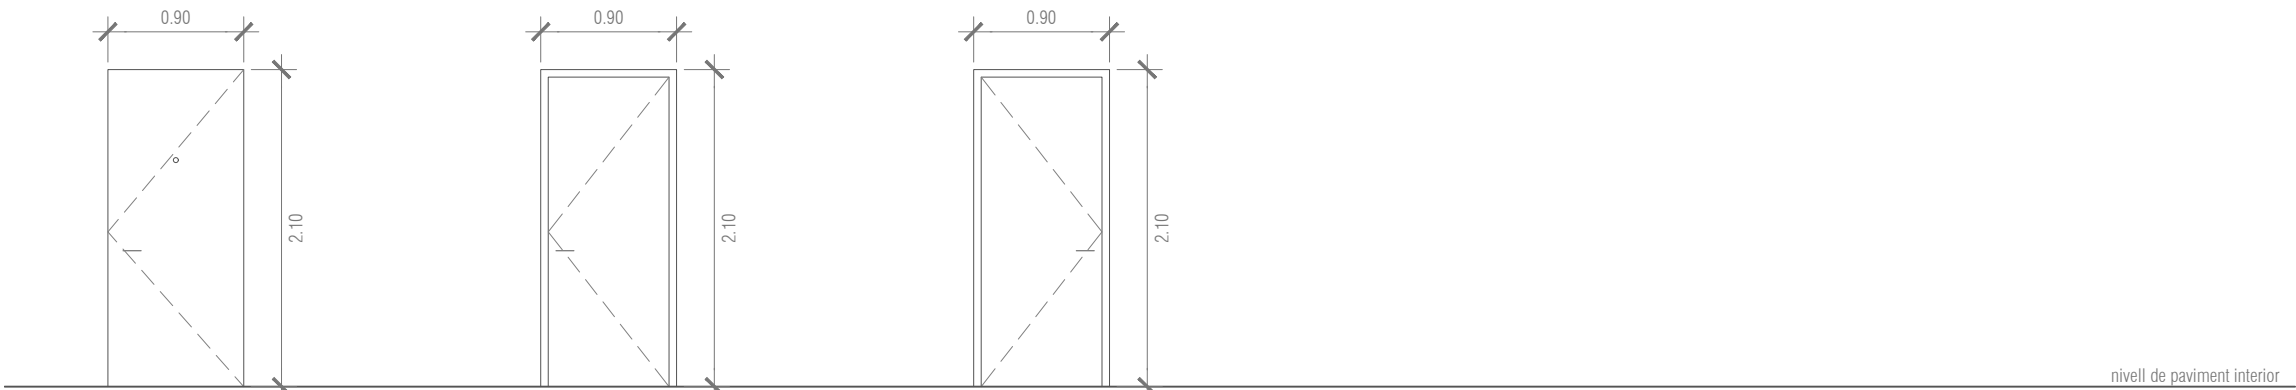

Raval, 11. 43110 La Canonja (Tarragonès)
Tel.977543489 | ajuntament@lacaanonja.cat

REHABILITACIÓ DE L'EDIFICI DE LA
GUARDIA MUNICIPAL DE
LA CANONJA

EMPLAÇAMENT Carrer de Raval, 6. La Canonja

PROMOTOR AJUNTAMENT DE LA CANONJA

EXPEDIENT P338-2023

DATA MARÇ 2023

ESCALA

NUMERO 04. PROPOSTA DE FUSTERIES
PLÀNOL 4.8 FUSTERIES

TÈCNIC REDACTOR

MIQUEL ORELLANA
ARQUITECTE MUNICIPAL

ROSER C/







Codi Validació: A94DYCN5898CZCZERA7GKOP
Verificació: https://lacaanonja.cat/verificacio/

Document signat electrònicament des de la plataforma esPublico Gestiona | Pàgina 24 de 30

FUSTERIES

E 1:25

LES OBERTURES ESTAN GRAFIADES DES DE LA CARA EXTERIOR
(*) LES MIDES PODEN VARIAR EN FUNCIO DEL FORAT DEFINITIU D'OBRA
(**) COMPROVAR LES MIDES A OBRA

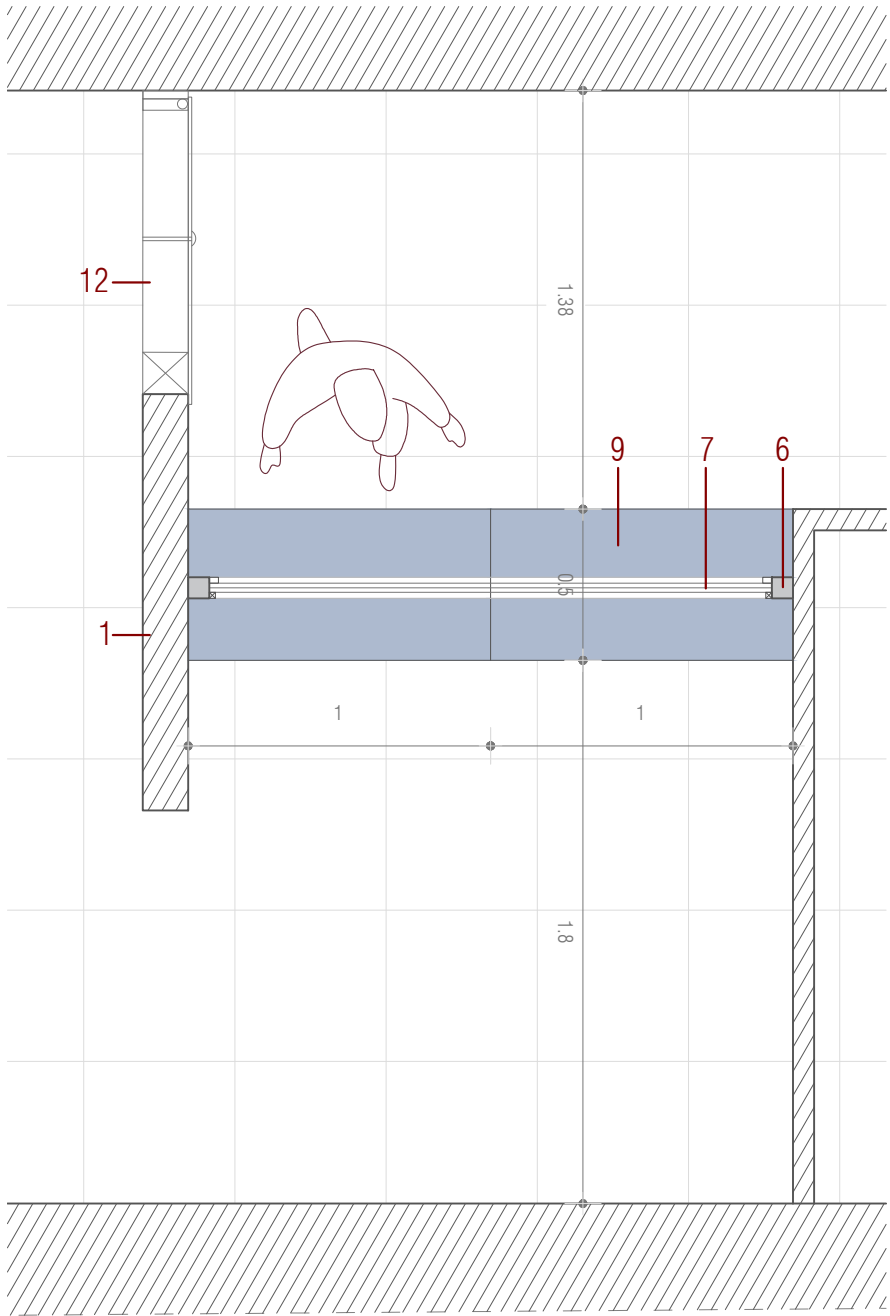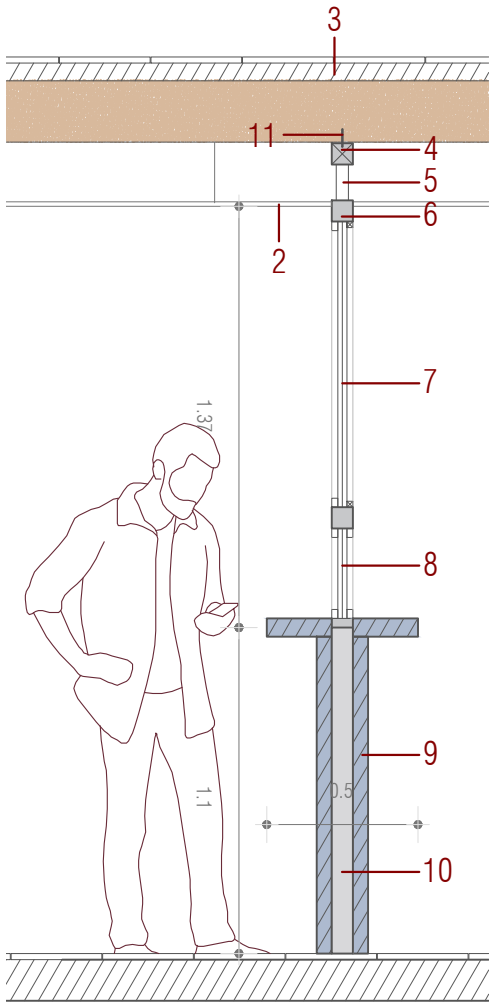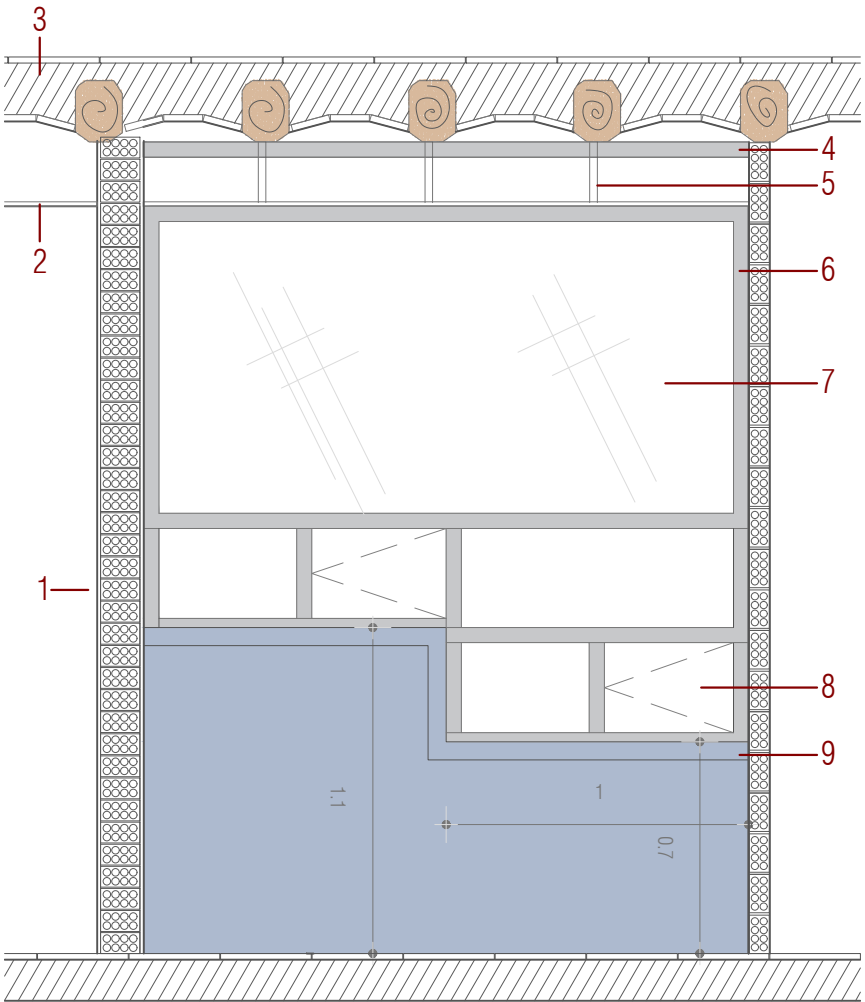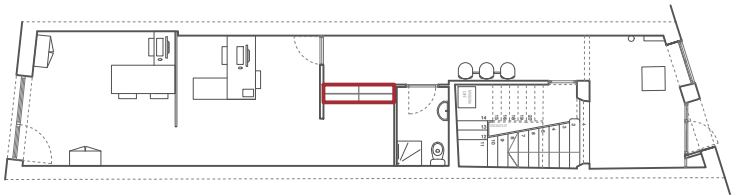

1. Envà ceràmic de gero no estructural per revestir
2. Fals sostre de plaques de guix existent
3. Forjat unidireccional de biguetes de fusta existent amb revoltó ceràmic
4. Tub estructural d'acer galvanitzat de 80x100X4 mm
5. Subjecció del perfil metàl·lic amb el tub estructural a partir de tirants tub 60x4 mm
6. Tub d'acer inoxidable per vidre fix
7. Vidre laminat de seguretat, 8+8+8
8. Porta corredissa, a base de vidre laminat de seguretat 8+8+8
9. Taullell de fusta acabat melamina
10. Perfil tubular 80x80x4 per formalització de taullell
11. Subjecció del tub estructural a les bigues de fusta existents
12. Porta blindada de seguretat de 0,90 m x 2,10 m amb espiell



Raval, 11. 43110 La Canonja (Tarragonès)
Tel.977543489 | ajuntament@lacaanonja.cat

REHABILITACIÓ DE L'EDIFICI DE LA
GUARDIA MUNICIPAL DE
LA CANONJA

EMPLAÇAMENT Carrer de Raval, 6. La Canonja

PROMOTOR AJUNTAMENT DE LA CANONJA

EXPEDIENT P338-2023

DATA MARÇ 2023

ESCALA

NUMERO 04. PROPOSICIÓ DE FUSTERIES
PLÀNOL 4.9 FUSTERIES

TÈCNIC REDACTOR

MIQUEL ORELLANA
ARQUITECTE MUNICIPAL

ROSER C/

ARQUITECTE



Codi Validació: A94DYCN868CZCZERA7GKOP
Verificació: https://lacanonja.gub.cat/verificacio/



- 
- AJUNTAMENT
 DE
 LA CANONJA

Raval, 11. 43110 La Canonja (Tarragonès)
Tel.977543489 | ajuntament@lacaonja.cat

REHABILITACIÓ DE L'EDIFICI DE LA GUARDIA MUNICIPAL DE LA CANONJA

EMPLAÇAMENT Carrer de Raval, 6. La Canonja

PROMOTOR AJUNTAMENT DE LA CANONJA

EXPEDIENT P338-2027

DATA MARC 2024

ESCALA


NUMERO	04. PROPOSICIONES
PLANOL	4.10 DEZAFIC

TÈCNIC REDACTOR

MIQUEL ORELLANA
ARQUITECTE MUNICIPAL



Document signat electrònicament des de la plataforma esPublico Gestiona | Pàgina 26 de 30

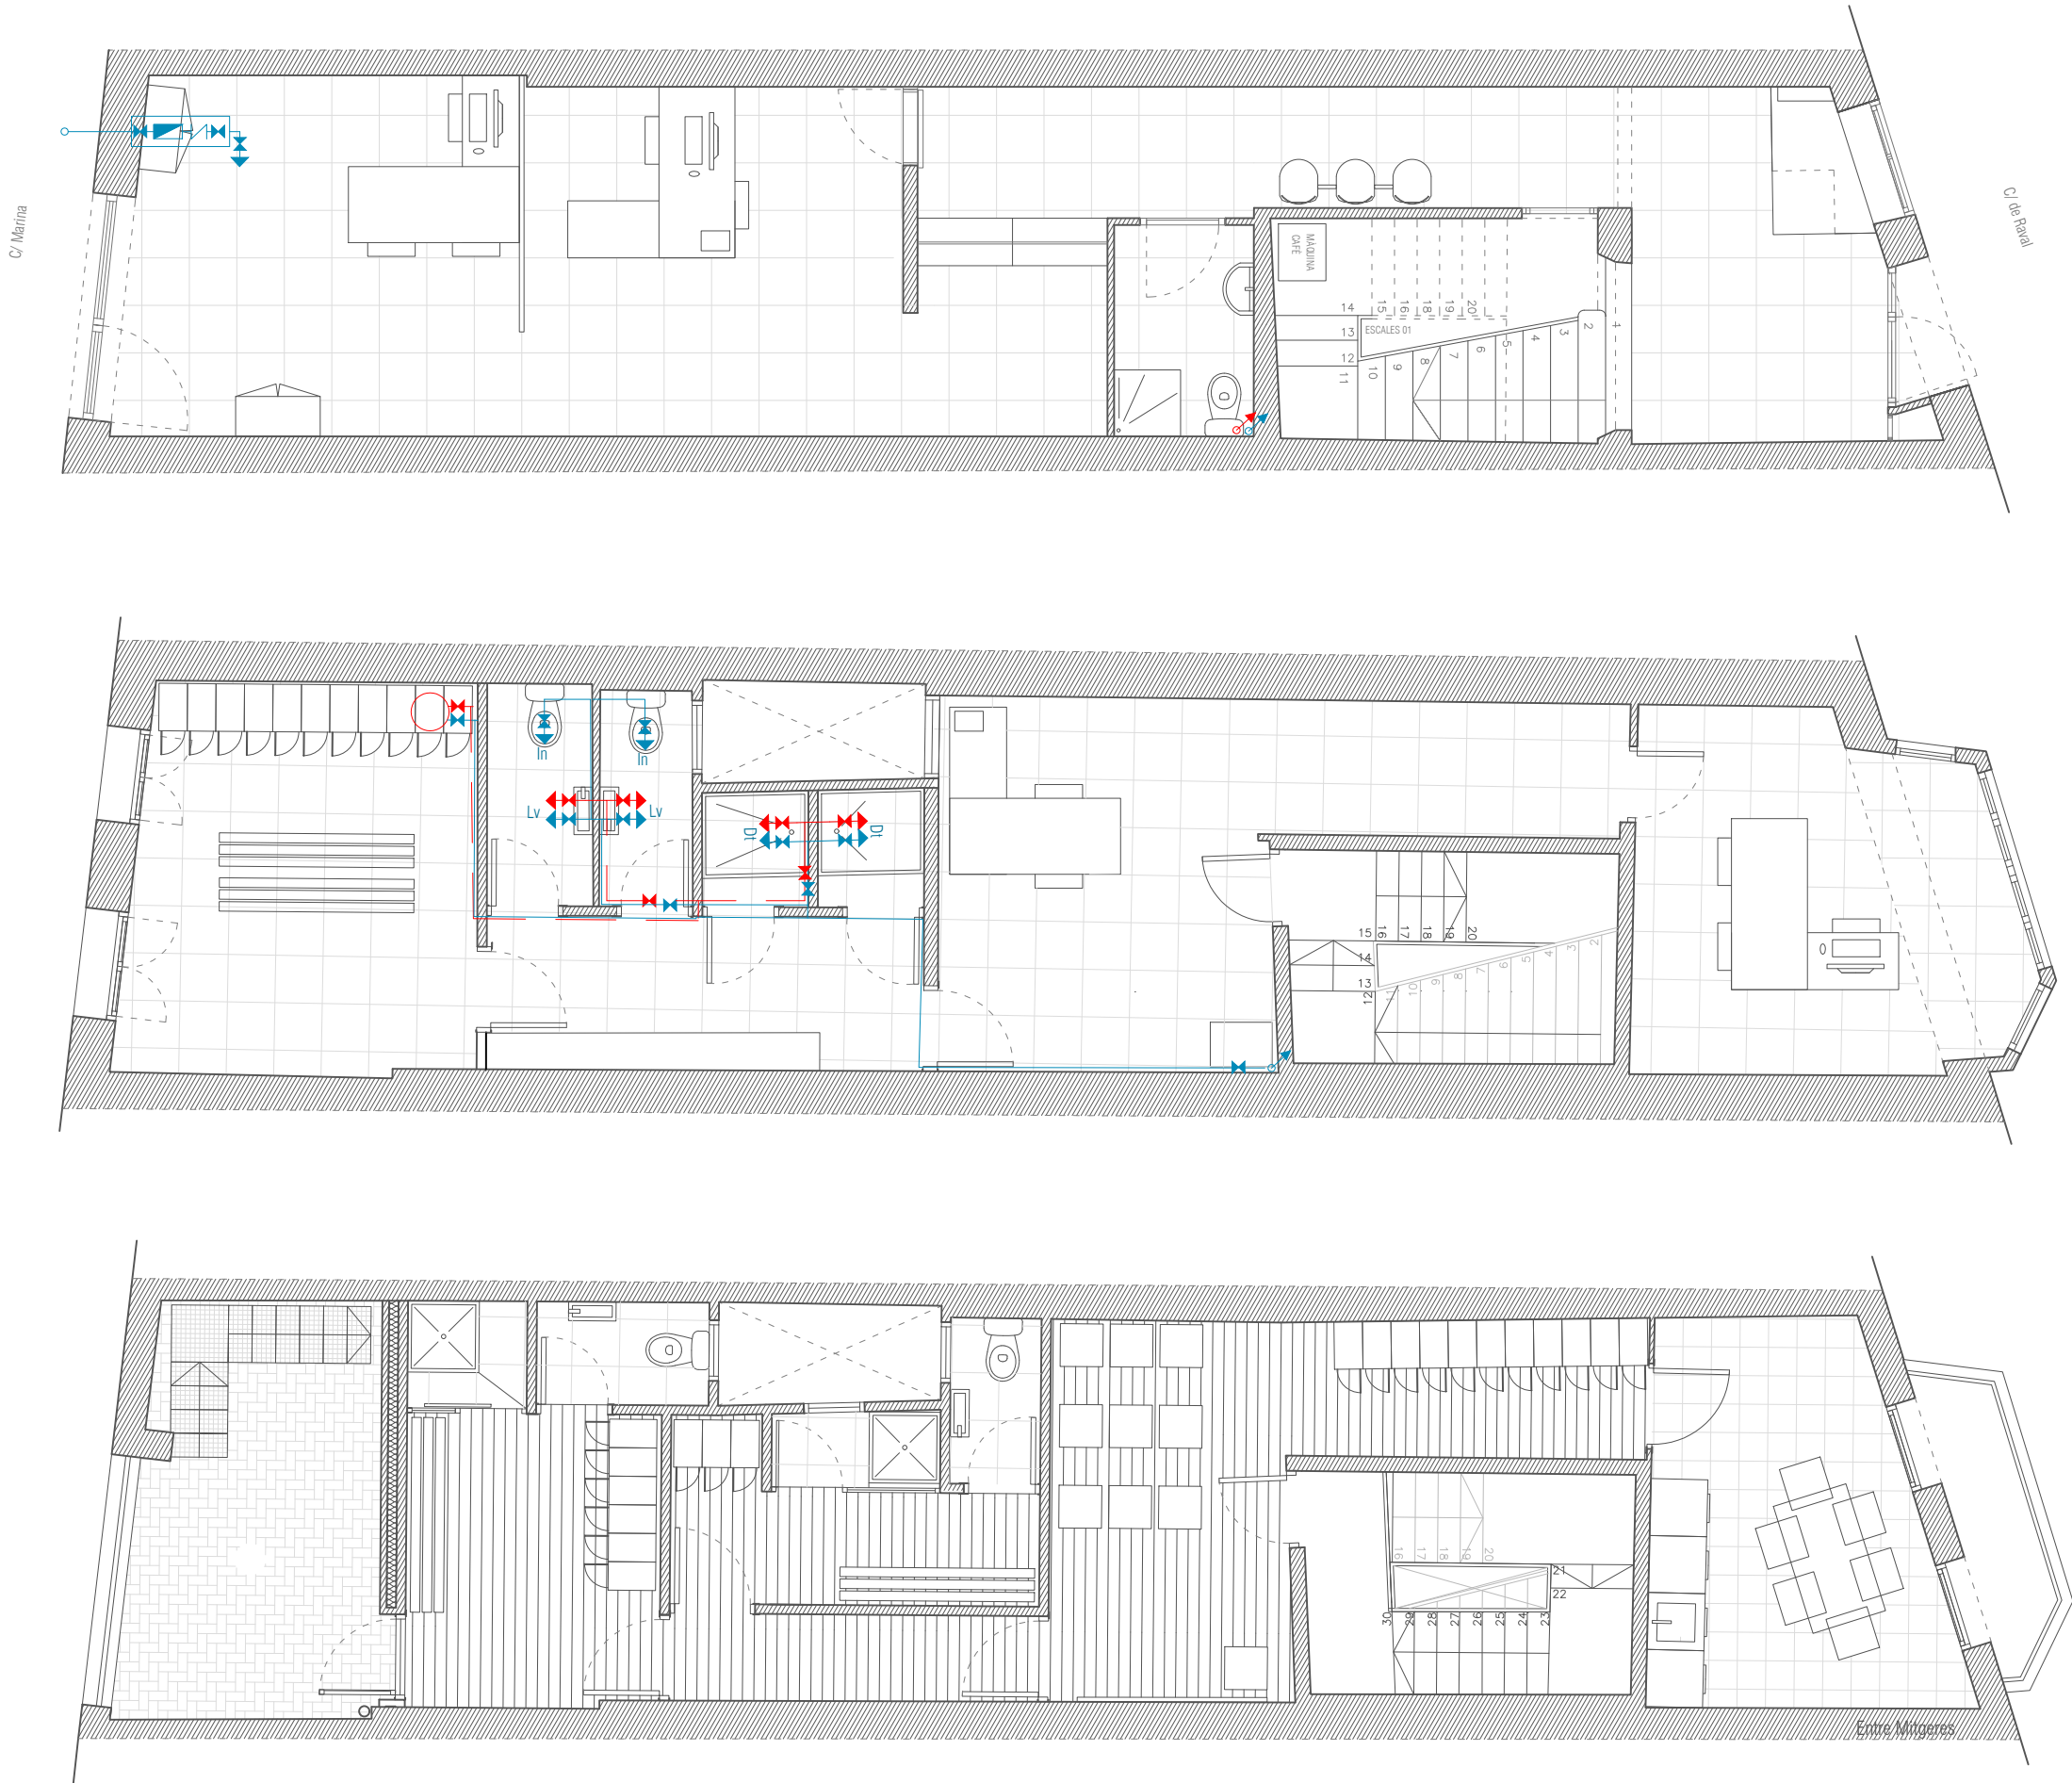

PLANTES D'INTERVENCIÓ D'AQUEST PROJECTE

LLEENDA FONTANERIA

CANONADA AIGUA FREDA

CANONADA AIGUA CALENTA

AIXETA AIGUA FREDA

AIXETA AIGUA CALENTA

CLAU DE PAS AIGUA FREDA

CLAU DE PAS AIGUA CALENTA

VÀLVULA ANTIRETORN

COMPTADOR

MUNTANT ASCENDENT

MUNTANT DESCENDENT

TERMO ELÈCTRIC

AJUNTAMENT
DE
LA CANONJA

Raval, 11. 43110 La Canonja (Tarragonès)
Tel.977543489 | ajuntament@lacaanonja.cat




REHABILITACIÓ DE L'EDIFICI DE LA
GUARDIA MUNICIPAL DE
LA CANONJA

EMPLAÇAMENT	Carrer de Raval, 6. La Canonja
PROMOTOR	AJUNTAMENT DE LA CANONJA
EXPEDIENT	P338-2022
DATA	MARÇ 2022
ESCALA	
NUMERO PLÀNOL	I. INSTAL·LACIÓ D'AGUA I.1 INSTAL·LACIÓ D'AGUA
TÈCNIC REDACTOR	
MIQUEL ORELLANA ARQUITECTE MUNICIPAL	ROSER C/À ARQUITECTA



Codi Validació: A94DYC8G6CPCZ2ERAFKQOP3022
Verificació: https://lacaanonja.cat/verificacio/ajuntament-de-la-canonja
Document signat electrònicament des de la plataforma esPublico Gestiona | Pàgina 27 de 30

C/ Marina

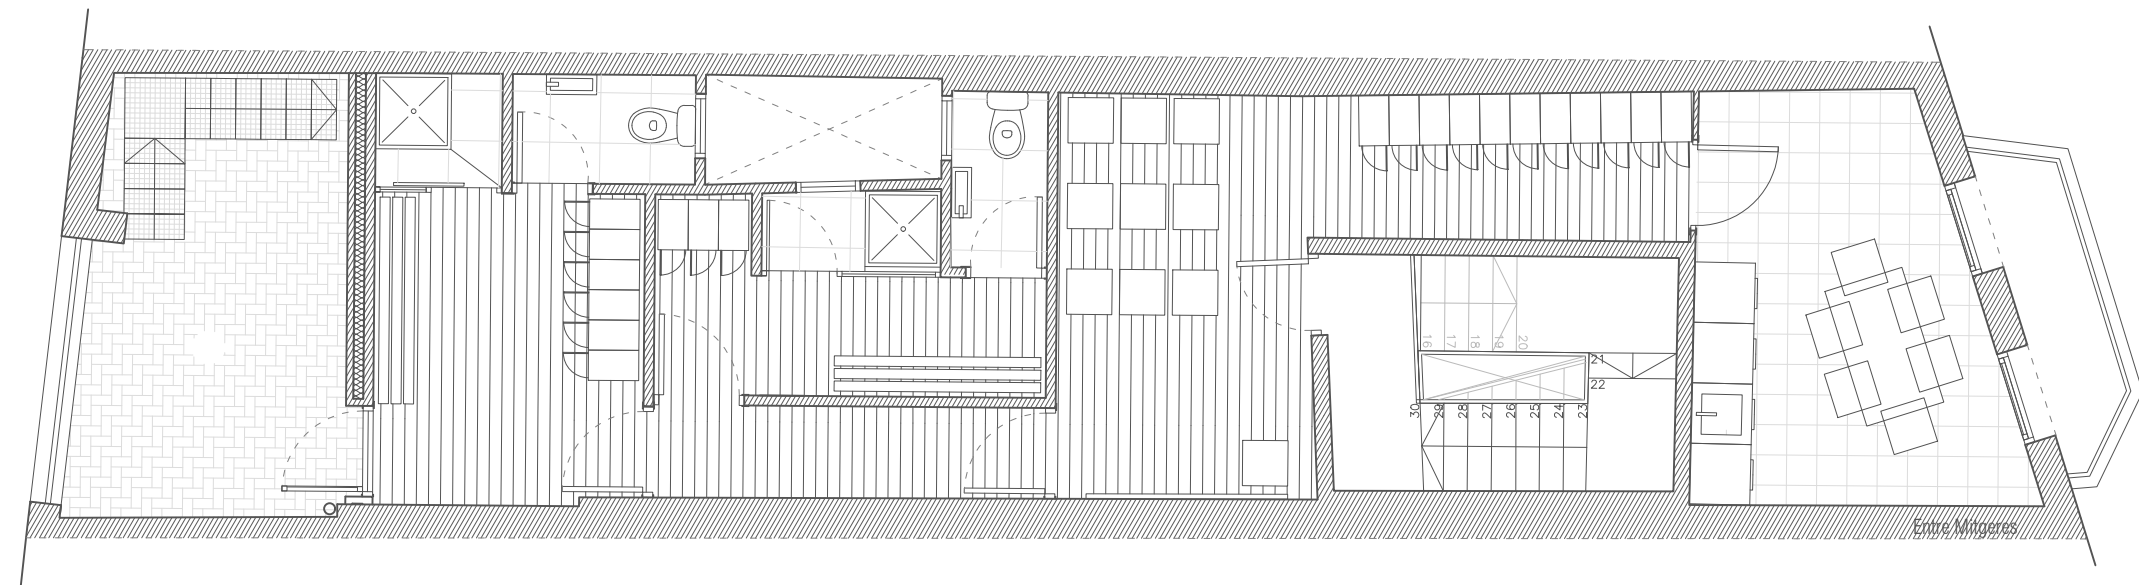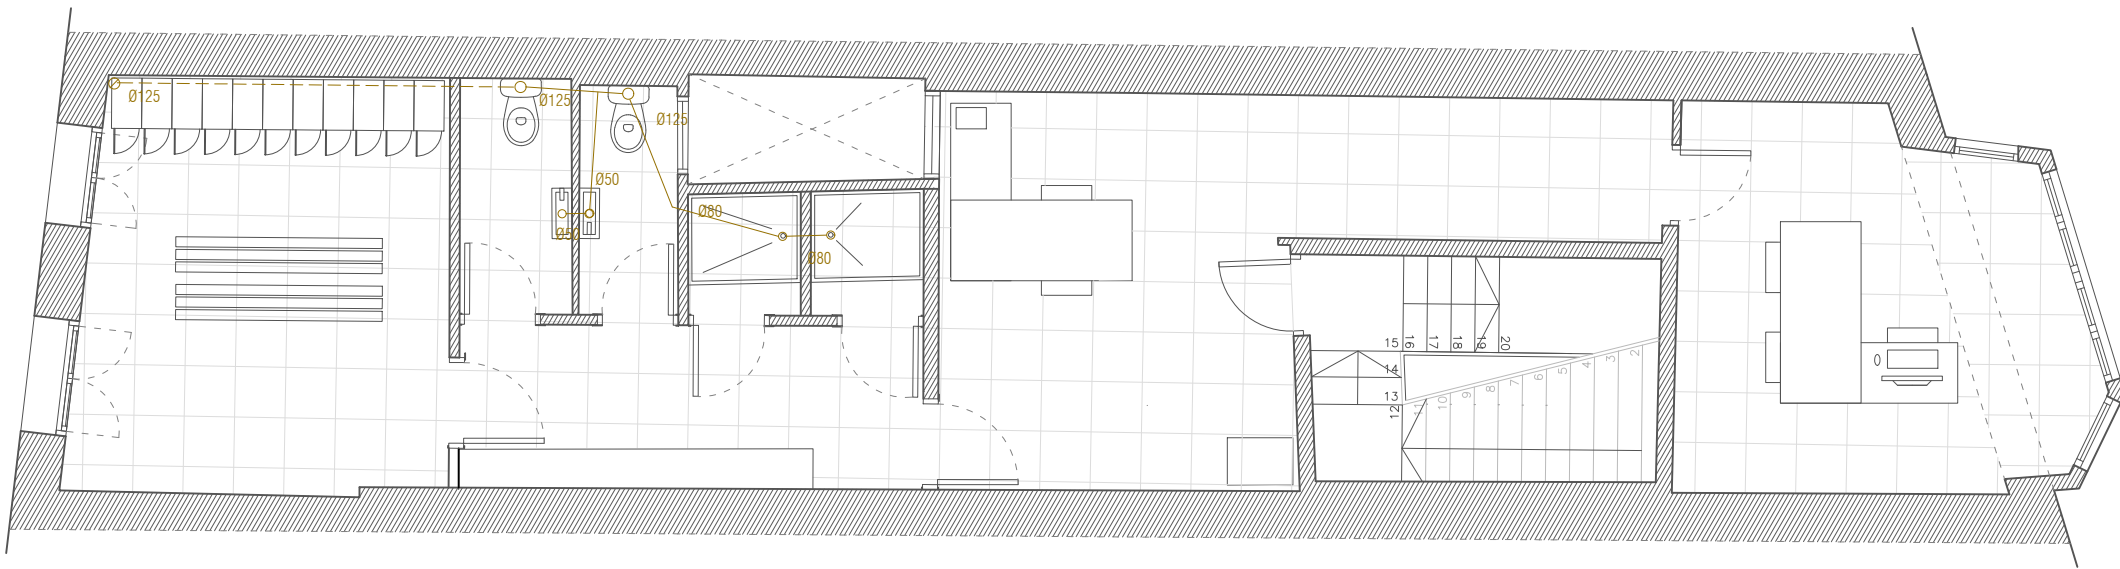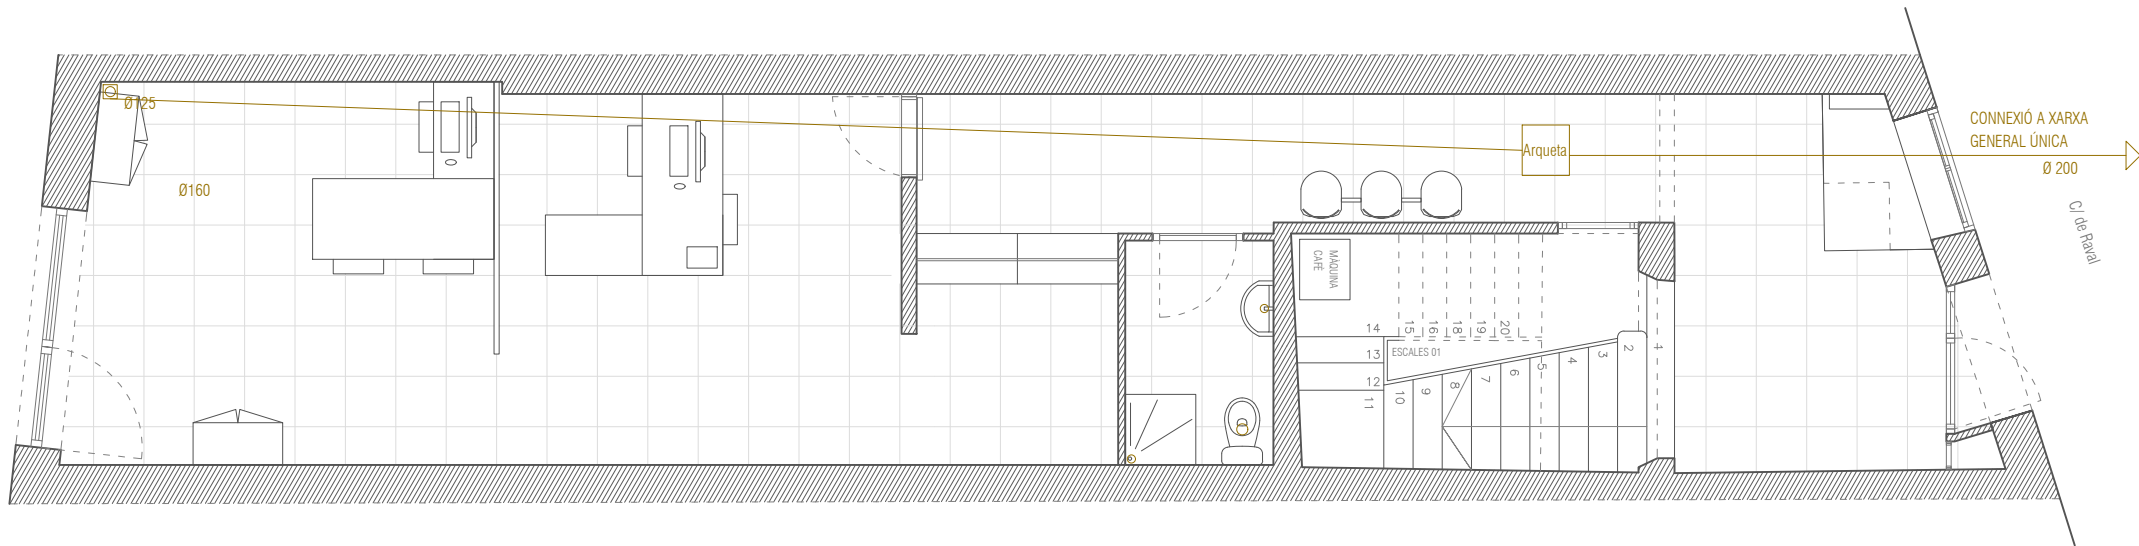

PLANTES D'INTERVENCIÓ D'AQUEST PROJECTE

LLEENDA SANEJAMENT

- COL·LECTOR AIGÜES NEGRES
- COL·LECTOR AIGÜES PLUVIALS
- COL·LECTOR PENJAT AIGÜES NEGRES
- COL·LECTOR PENJAT AIGÜES PLUVIALS
- BAIXANT AIGÜES NEGRES
- BAIXANT PLUVIALS
- ARQUETA
- ARQUETA SIFÒNICA
- BUNERA



Raval, 11. 43110 La Canonja (Tarragonès)
Tel.977543489 | ajuntament@lacaanonja.cat

REHABILITACIÓ DE L'EDIFICI DE LA GUARDIA MUNICIPAL DE LA CANONJA

EMPLAÇAMENT Carrer de Raval, 6. La Canonja

PROMOTOR AJUNTAMENT DE LA CANONJA

EXPEDIENT P338-2022

DATA MARÇ 2022

ESCALA

NUMERO I. INSTAL·LACIÓ DE SANEJAMENT
PLÀNOL I.2 INSTAL·LACIÓ DE SANEJAMENT

TÈCNIC REDACTOR


MIQUEL ORELLANA
ARQUITECTE MUNICIPAL

ROSER C/ ARQUITECTA



Codi Validació: A94DYC8GRCZERA7GKOP3022
Verificació: https://lacaanonja.cat/verificacio/

C/ Marina

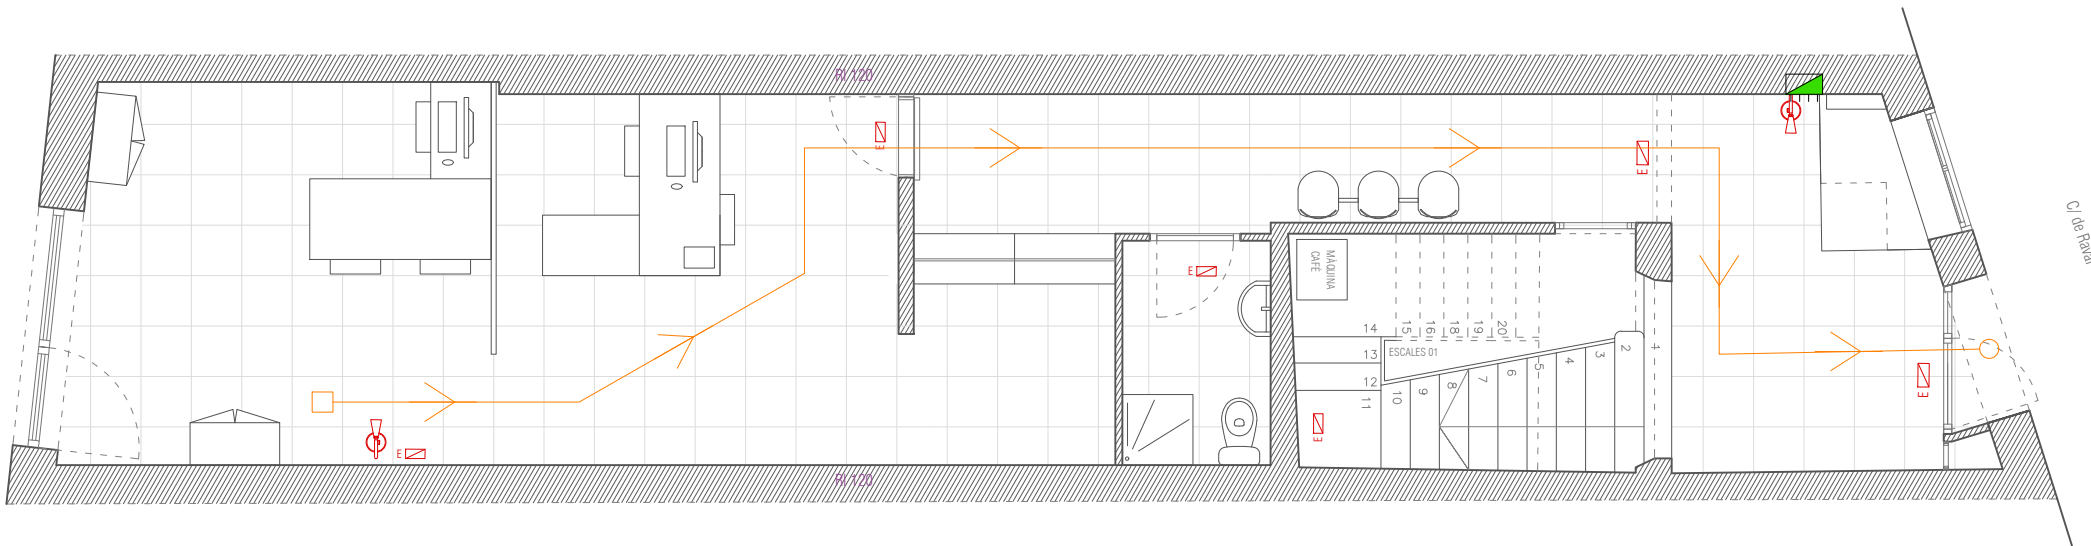

C/ de Raval

LLEENDA VENTILACIÓ

- OBERTURES D'ADMISSIÓ
- OBERTURES DE PAS
- OBERTURES D'EXTRACCIÓ
- CONDUCTE D'EXTRACCIÓ
- CONDUCTE DE VENTILACIÓ CAMBRA SANITÀRIA

LLEENDA CONTRAINCENDIS

- LLUMINÀRIA D'EMERGÈNCIA
- EXTINTOR
- PICTOGRAMA EXTINTOR



AJUNTAMENT
DE
LA CANONJA

Raval, 11. 43110 La Canonja (Tarragonès)
Tel.977543489 | ajuntament@lacaanonja.cat

REHABILITACIÓ DE L'EDIFICI DE LA GUARDIA MUNICIPAL DE LA CANONJA

EMPLAÇAMENT Carrer de Raval, 6. La Canonja

PROMOTOR AJUNTAMENT DE LA CANONJA

EXPEDIENT P338-2022

DATA MARÇ 2022

ESCALA

NUMERO I. INSTAL·LACIÓ DE VENTILACIÓ
PLÀNOL I.3 INSTAL·LACIÓ DE VENTILACIÓ

TÈCNIC REDACTOR




MIQUEL ORELLANA
ARQUITECTE MUNICIPAL

ROSER C/
ARQUITECTA



Codi Validació: A94DYC8G8CPCZERA7GKOP3022
Verificació: https://lacaanonja.cat/verificacio/ A94DYC8G8CPCZERA7GKOP3022
Document signat electrònicament des de la plataforma esPublico Gestiona | Pàgina 29 de 30

C/ Marina

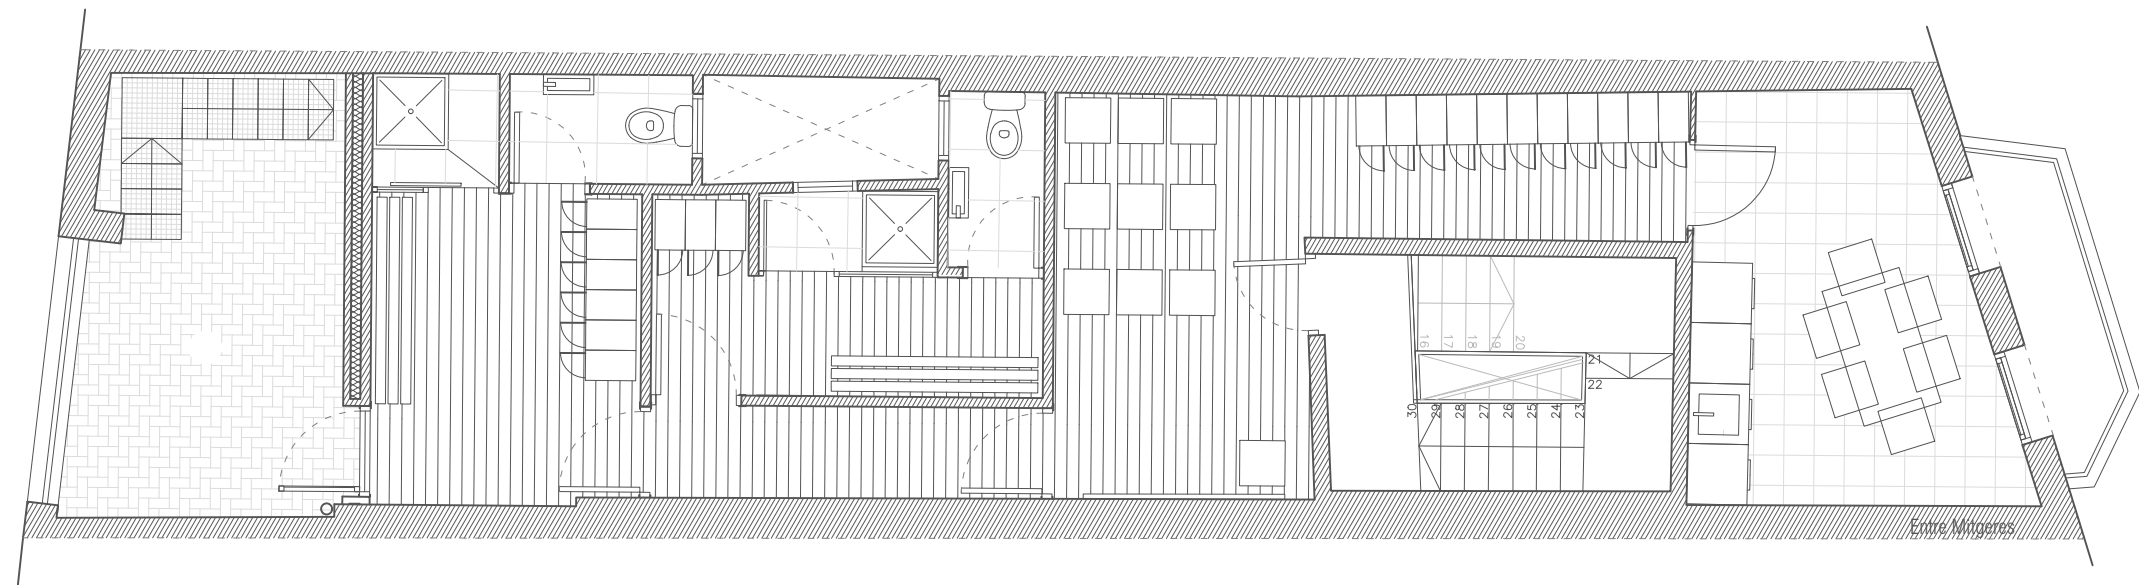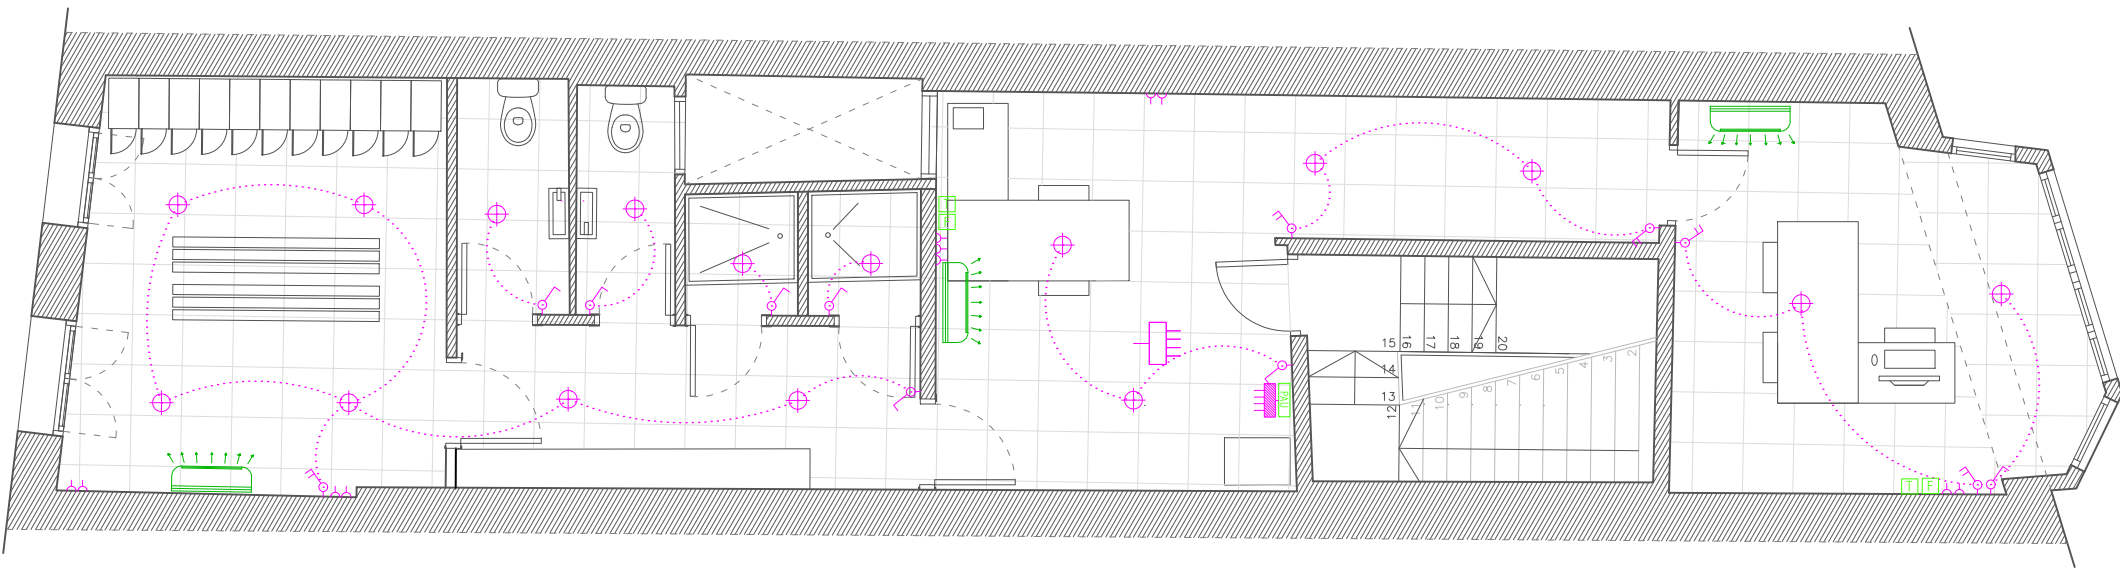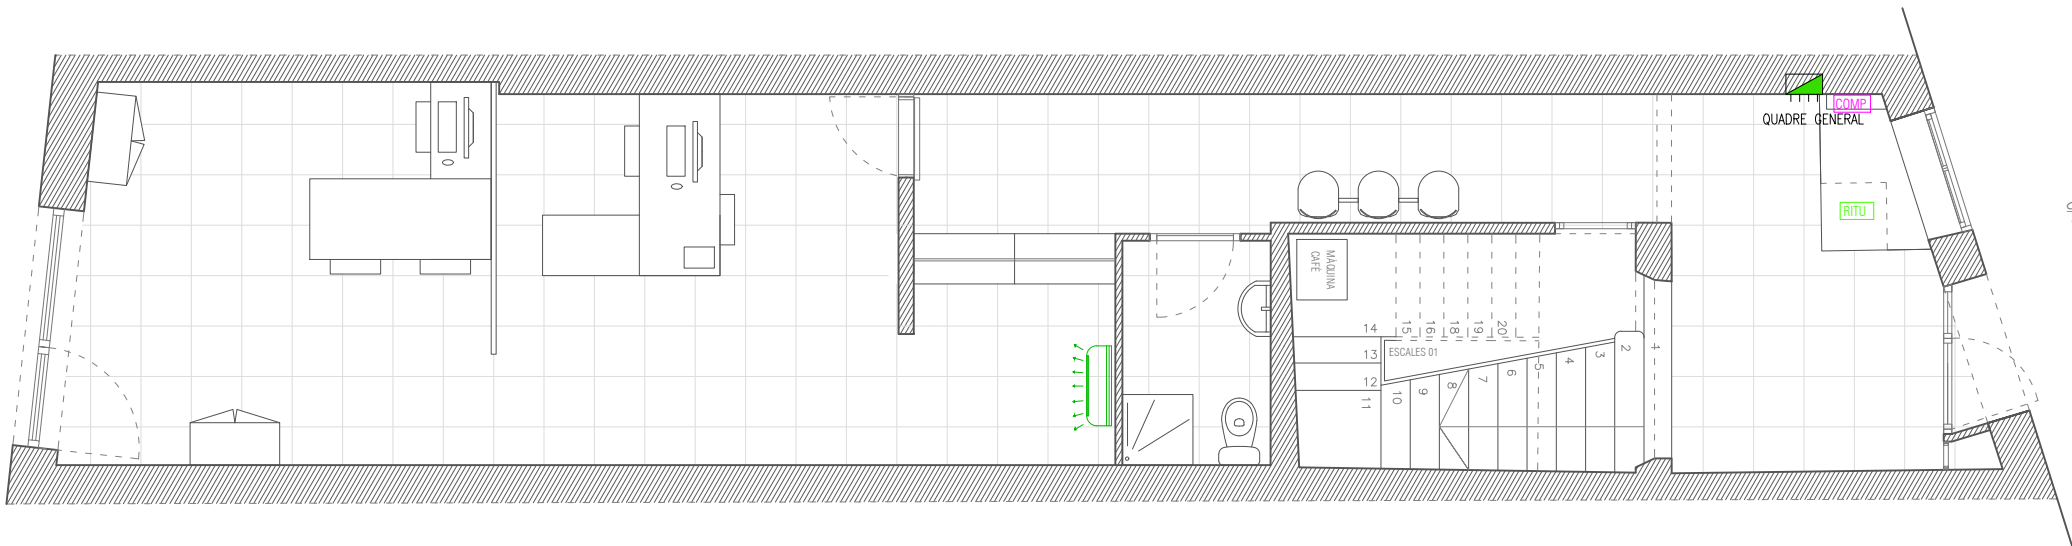

Entre Mitgeres

PLANTES D'INTERVENCIÓ D'AQUEST PROJECTE

RECEPTORS ELÈCTRICS

- QUADRE GENERAL DE PROTECCIÓ
- PUNT DE LLUM
- APLIC DE PARET
- INTERRUPTOR SIMPLE
- INTERRUPTOR COMMUTAT
- INTERRUPTOR DE CREUAMENT
- BASE ENDOLL 2P+T
- POLSADOR ENLLUMENAT TEMPORITZAT
- FLUORESCENT
- C.G.P. CAIXA GENERAL DE PROTECCIÓ
- COMP CENTRALITZACIÓ DE COMPTADORS
- MUNTANT ASCENDENT

LLEGENDA TELECOMUNICACIONS

- RITU REGISTRE INSTAL·LACIONS TELECOMUNICACIONS ÚNIC
- PAU PUNT ACCÉS A L'USUARI
- RS REGISTRE SECUNDARI
- T PRESA TELÈFON
- D BASE DE DADES RJ-45
- C BASE BANDA AMPLA
- F BASE FIBRA ÒPTICA



Raval, 11. 43110 La Canonja (Tarragonès)
Tel.977543489 | ajuntament@lacaanonja.cat

REHABILITACIÓ DE L'EDIFICI DE LA GUARDIA MUNICIPAL DE LA CANONJA

EMPLAÇAMENT Carrer de Raval, 6. La Canonja

PROMOTOR AJUNTAMENT DE LA CANONJA

EXPEDIENT P338-2022

DATA MARÇ 2022

ESCALA

NUMERO I. INSTAL·LACIÓ DE RECEPTORS ELÈCTRICS
PLÀNOL I.4 INSTAL·LACIÓ DE RECEPTORS ELÈCTRICS

TÈCNIC REDACTOR

MIQUEL ORELLANA
ARQUITECTE MUNICIPAL

ROSER C/

ARQUITECTE



Codi Validació: A94DYC8G0CZCZERA7GKOP
Verificació: https://lacaanonja.cat/verificacio/

Document signat electrònicament des de la plataforma esPublico Gestiona | Pàgina 30 de 30