



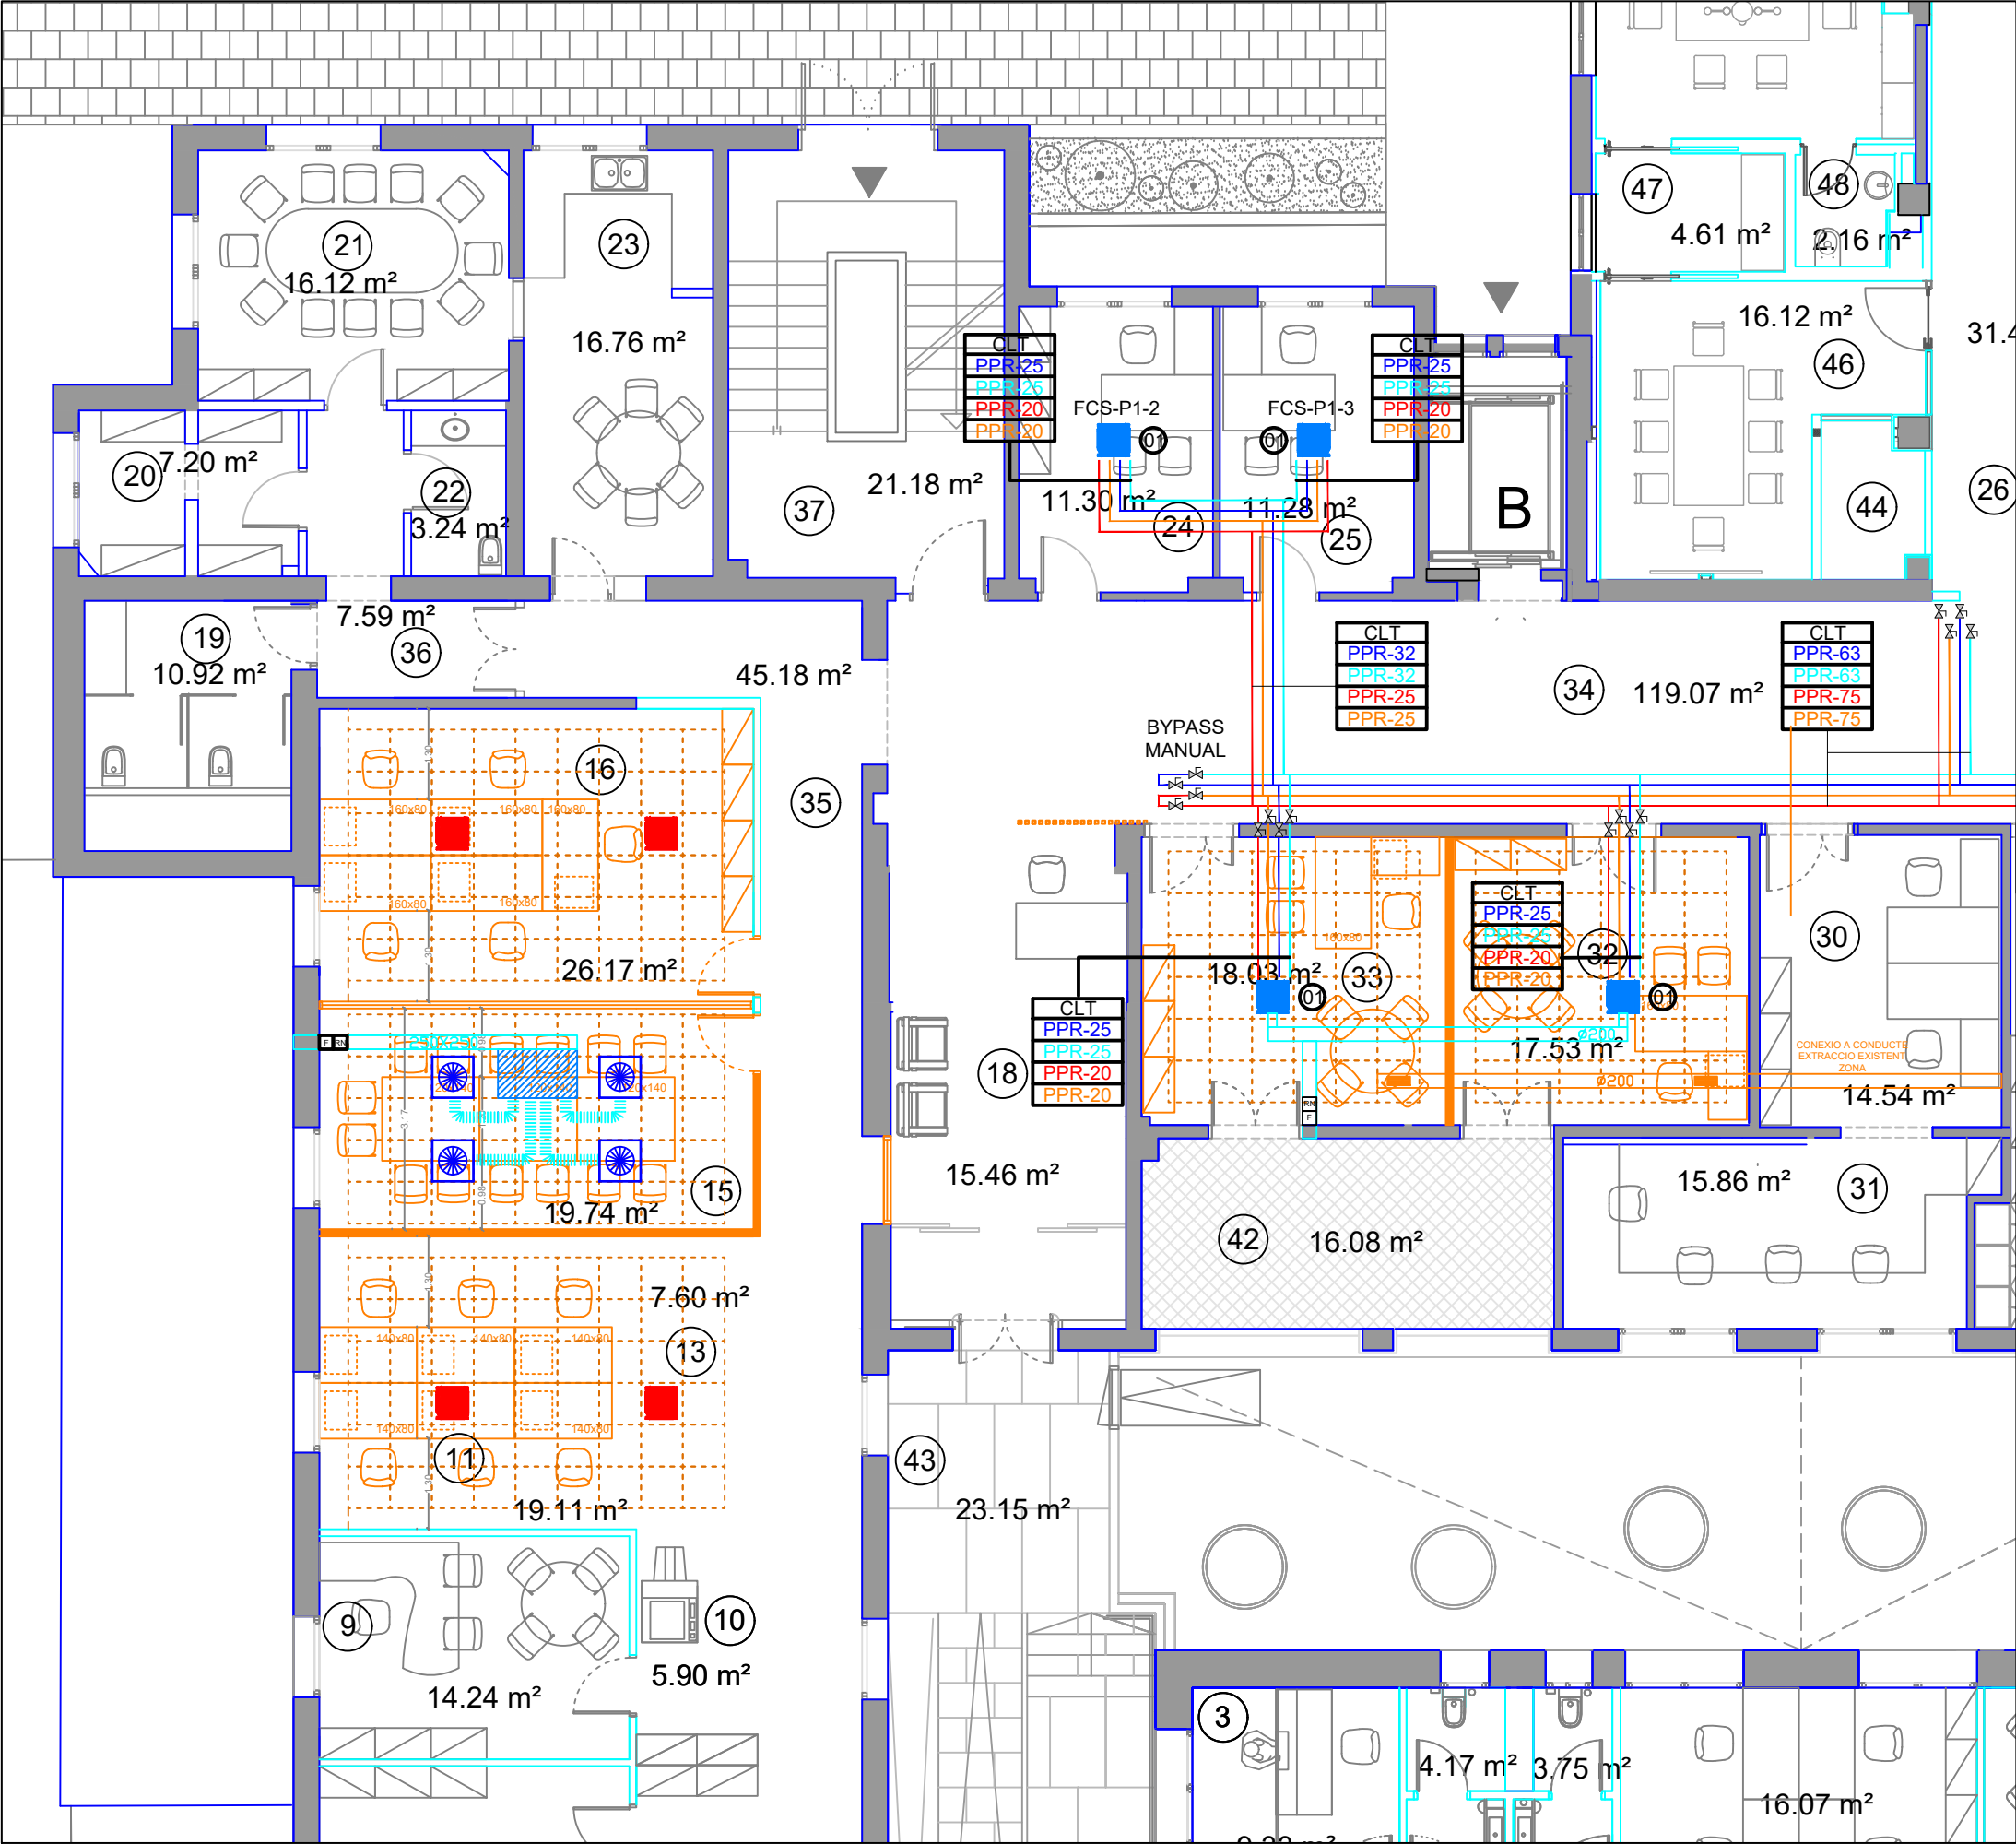

CLIMATIZACIÓN - DISTRIBUCIÓN CONDUCTOS	
SÍMBOLO	DESCRIPCIÓN
	Conducto de Impulsión Chapa +IBR 30
	Conducto de Retorno Chapa +IBR 30
	Reja de Extracción TROX X-Grille AR
	Difusor Rotacional TROX VDW-Q-Z-H/600X24
	Filtrina
	Compuerta de regulación manual RN

CLIMATIZACIÓN - DISTRIBUCIÓN TUBERÍAS	
SÍMBOLO	DESCRIPCIÓN
	Tubería AF de climatización impulsión
	Tubería AF de climatización retorno

SÍMBOLO	DESCRIPCIÓN
	Fancoil Cassette MAXA Modelo HCA 1/4"-35
	Fancoil Cassette Existent

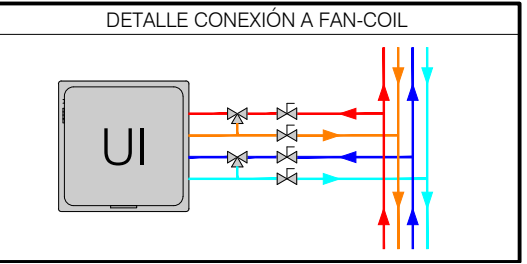

Hospital de
la Santa Creu i
Sant Pau

Projecte:
REFORMA PARCIAL DE SANT LLUC

Plànol:
6 - Plànol d'instal·lacions climatització

Codi: 20232

Escala: 1/100

Data: 11-12-2024

PROPOSTA I

Els continguts d'aquests plànols, documents i/o annexos estan subjectes als drets de propietat intel·lectual de l'HOSPITAL DE LA SANTA CREU I SANT PAU. No és permesa la modificació, reproducció, emmagatzematge, distribució o cessió a tercers de part o de la totalitat d'aquests continguts, sense la prèvia autorització per escrit de l'HOSPITAL DE LA SANTA CREU I SANT PAU. L'ús indegut d'aquests continguts pot comportar conseqüències legals d'ordre civil i/o penal.