

* PLANS I VÍDEOS VÁLIDS NOMÉS A EFECTES D'INSTAL·LACIONS, TOTS ELS ELEMENTS S'HAURAN DE REPLANTEJAR EN OBRA ABANS DE LA SEVA EXECUCIÓ.


INSTAL·LACIONS DE REQUETEJONÍQUINS
PLAÇA SANT PERE 3. 08003 BARCELONA
tel : 0034 93 412 05 14 - fax: 0034 93 317 41 81
e-mail: info@ala.cat
@ web: www.ala.cat

DATA DEL PROJECTE
Abril 2024

NOM DE L'ARXIU
MMP-BELFUP-PROI-EX-CENTRAL_INS_001_n02

ALA

Versió plànol: | Fitxer / Llàmina: | Data modif:

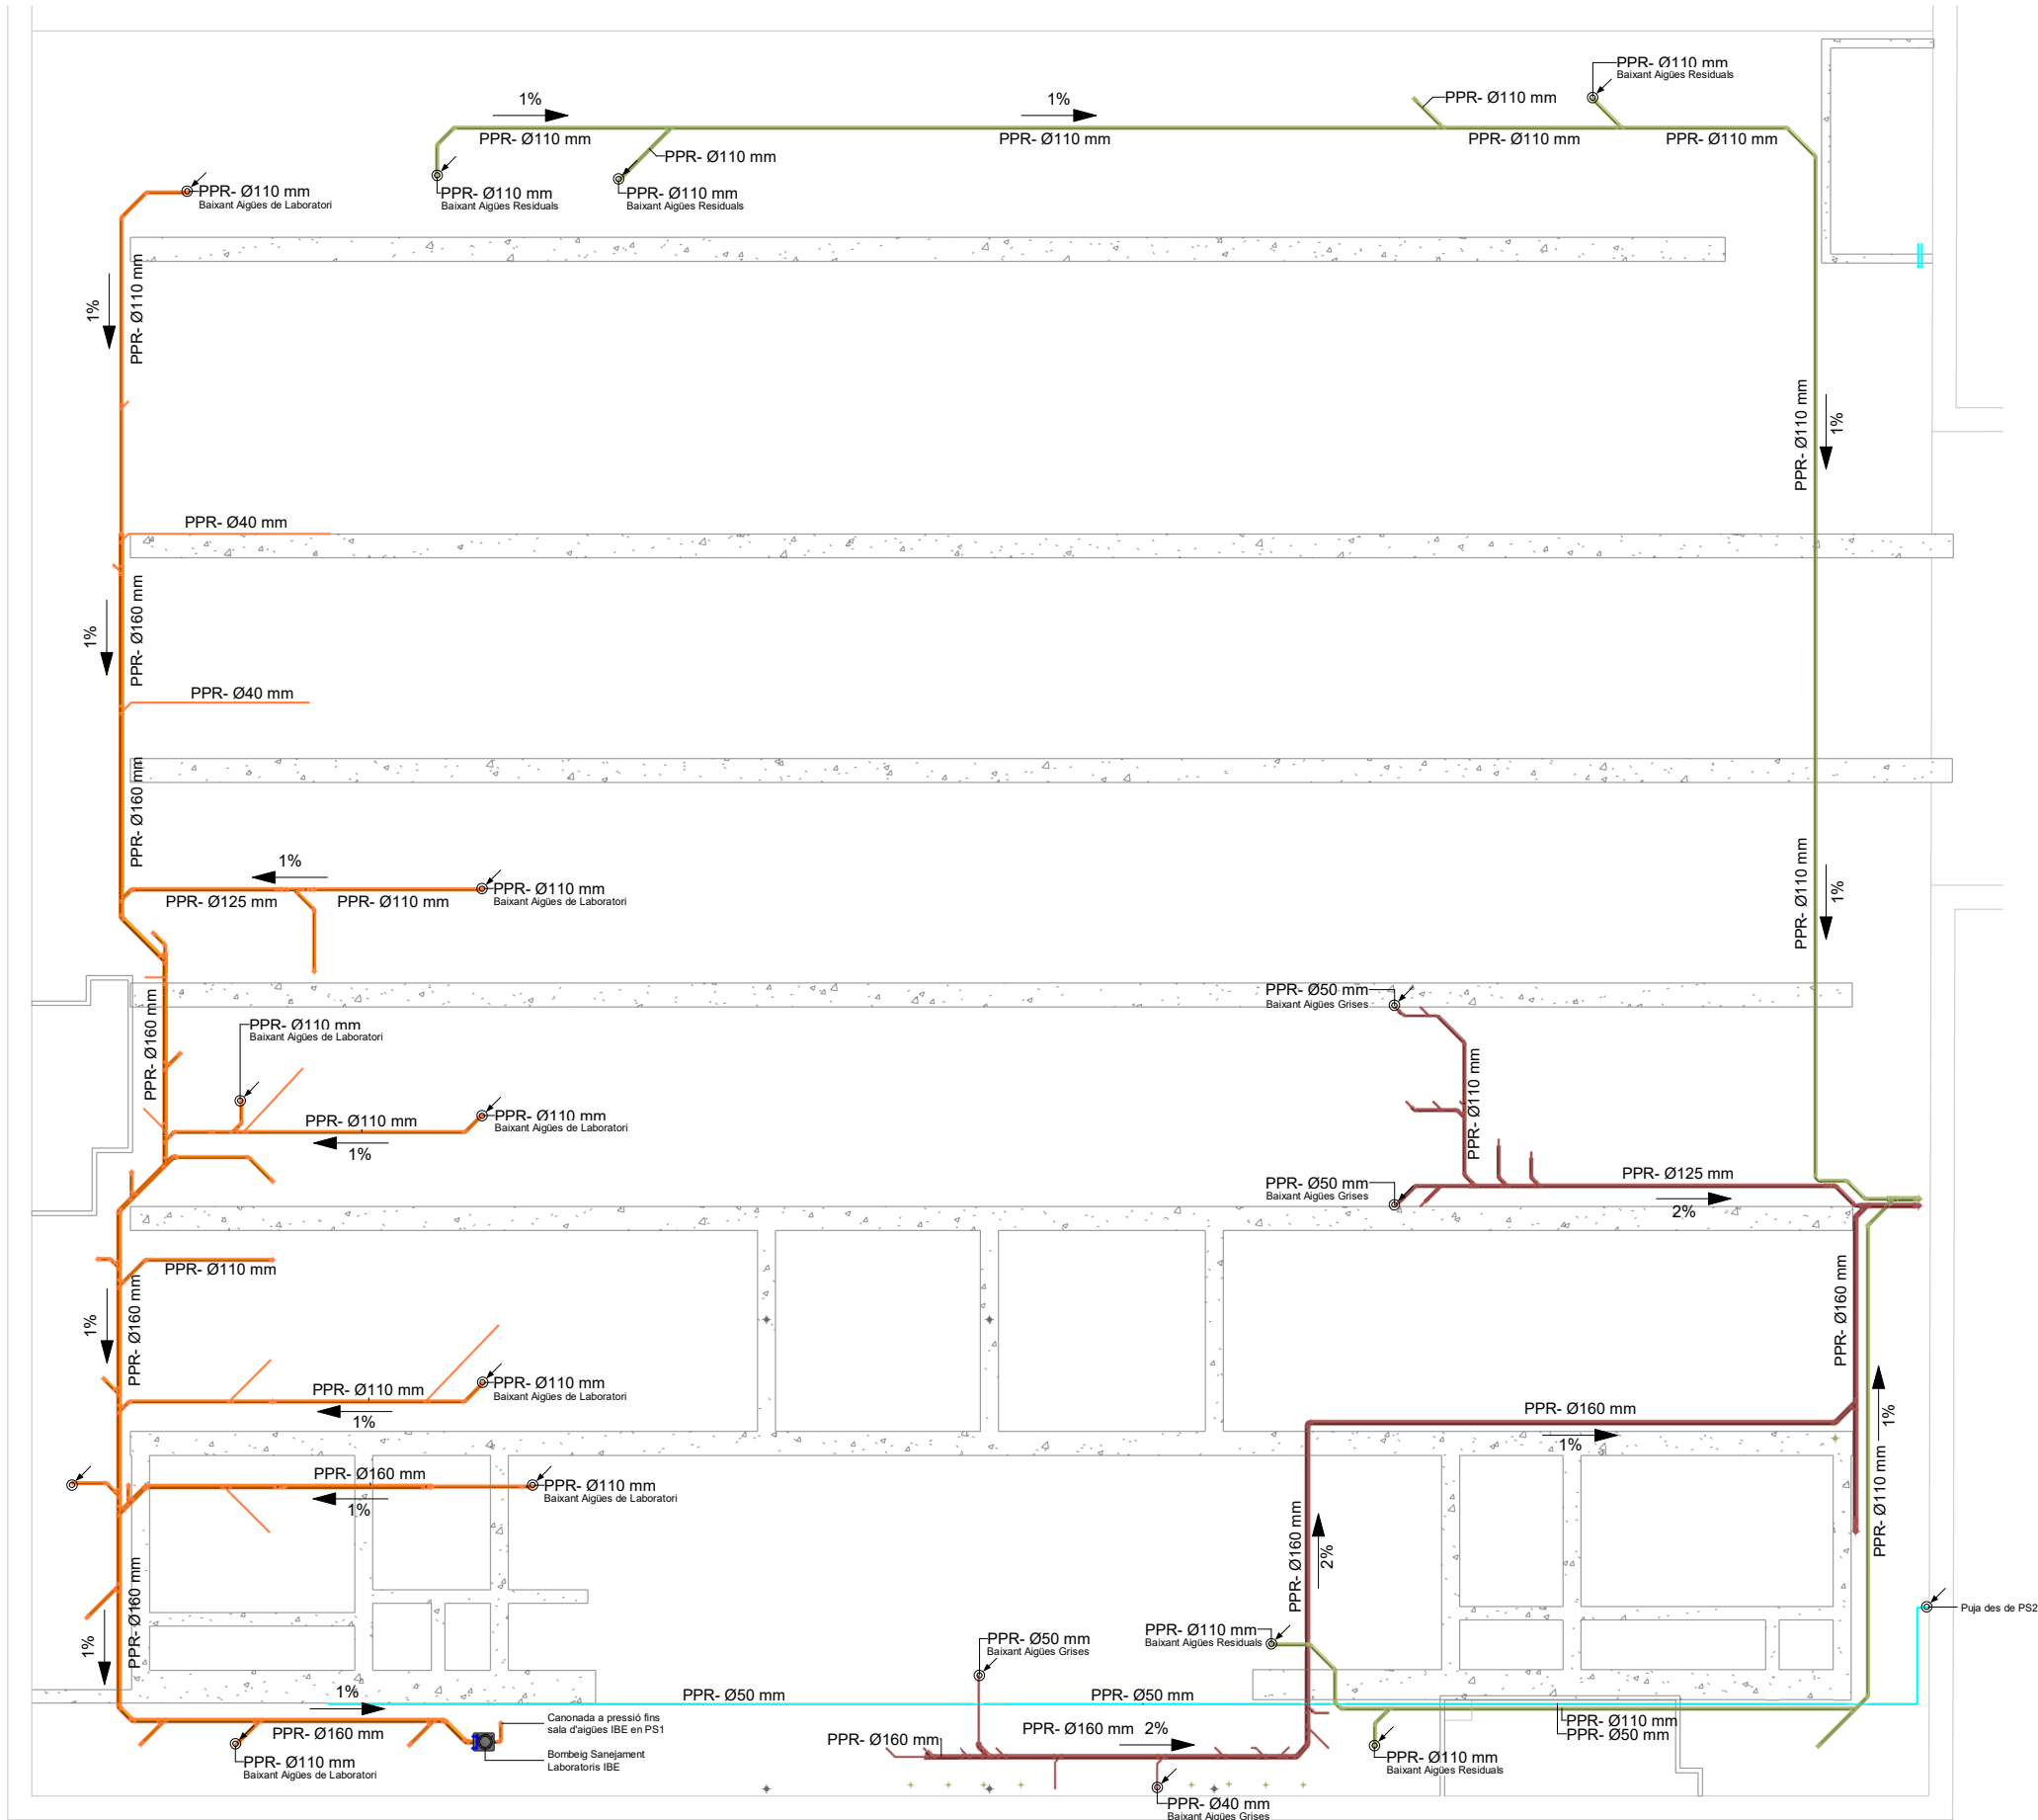

SIMBOLS	CONCEPTE ELEMENT	IS.01
	COL·LECTOR AIGÜES RESIDUALS	
	COL·LECTOR AIGÜES GRISES	
	COL·LECTOR AIGÜES DE LABORATORI	
	COL·LECTOR AIGÜES PLUVIALS	
	BONERA AIGÜES RESIDUALS	
	BONERA AIGÜES DE LABORATORI	


* PLÀNOLS VÀLIDS NOMÉS A EFECTES D'INSTAL·LACIONS. TOTS ELS ELEMENTS S'HANURAN DE REPLANTEJAR EN OBRA ABANS DE LA SEVA EXECUCIÓ.

INSTAL·LACIONS ARQUITECTÒNIQUES
PLAÇA SANT PIERRE 3. 08003 BARCELONA
tel: 0034 93 412 05 14 - fax: 0034 93 317 41 81
@ aia-ibc
www.aia.cat

DATA DEL PROJECTE:
Abril 2024
NOM DE L'ARQUITECTE:
MAP-BEUPF-PROJ-EX-CENTRAL_INB_001_002

AIA

Versió plànol: | Fitxer / Làmina: | Data modif:

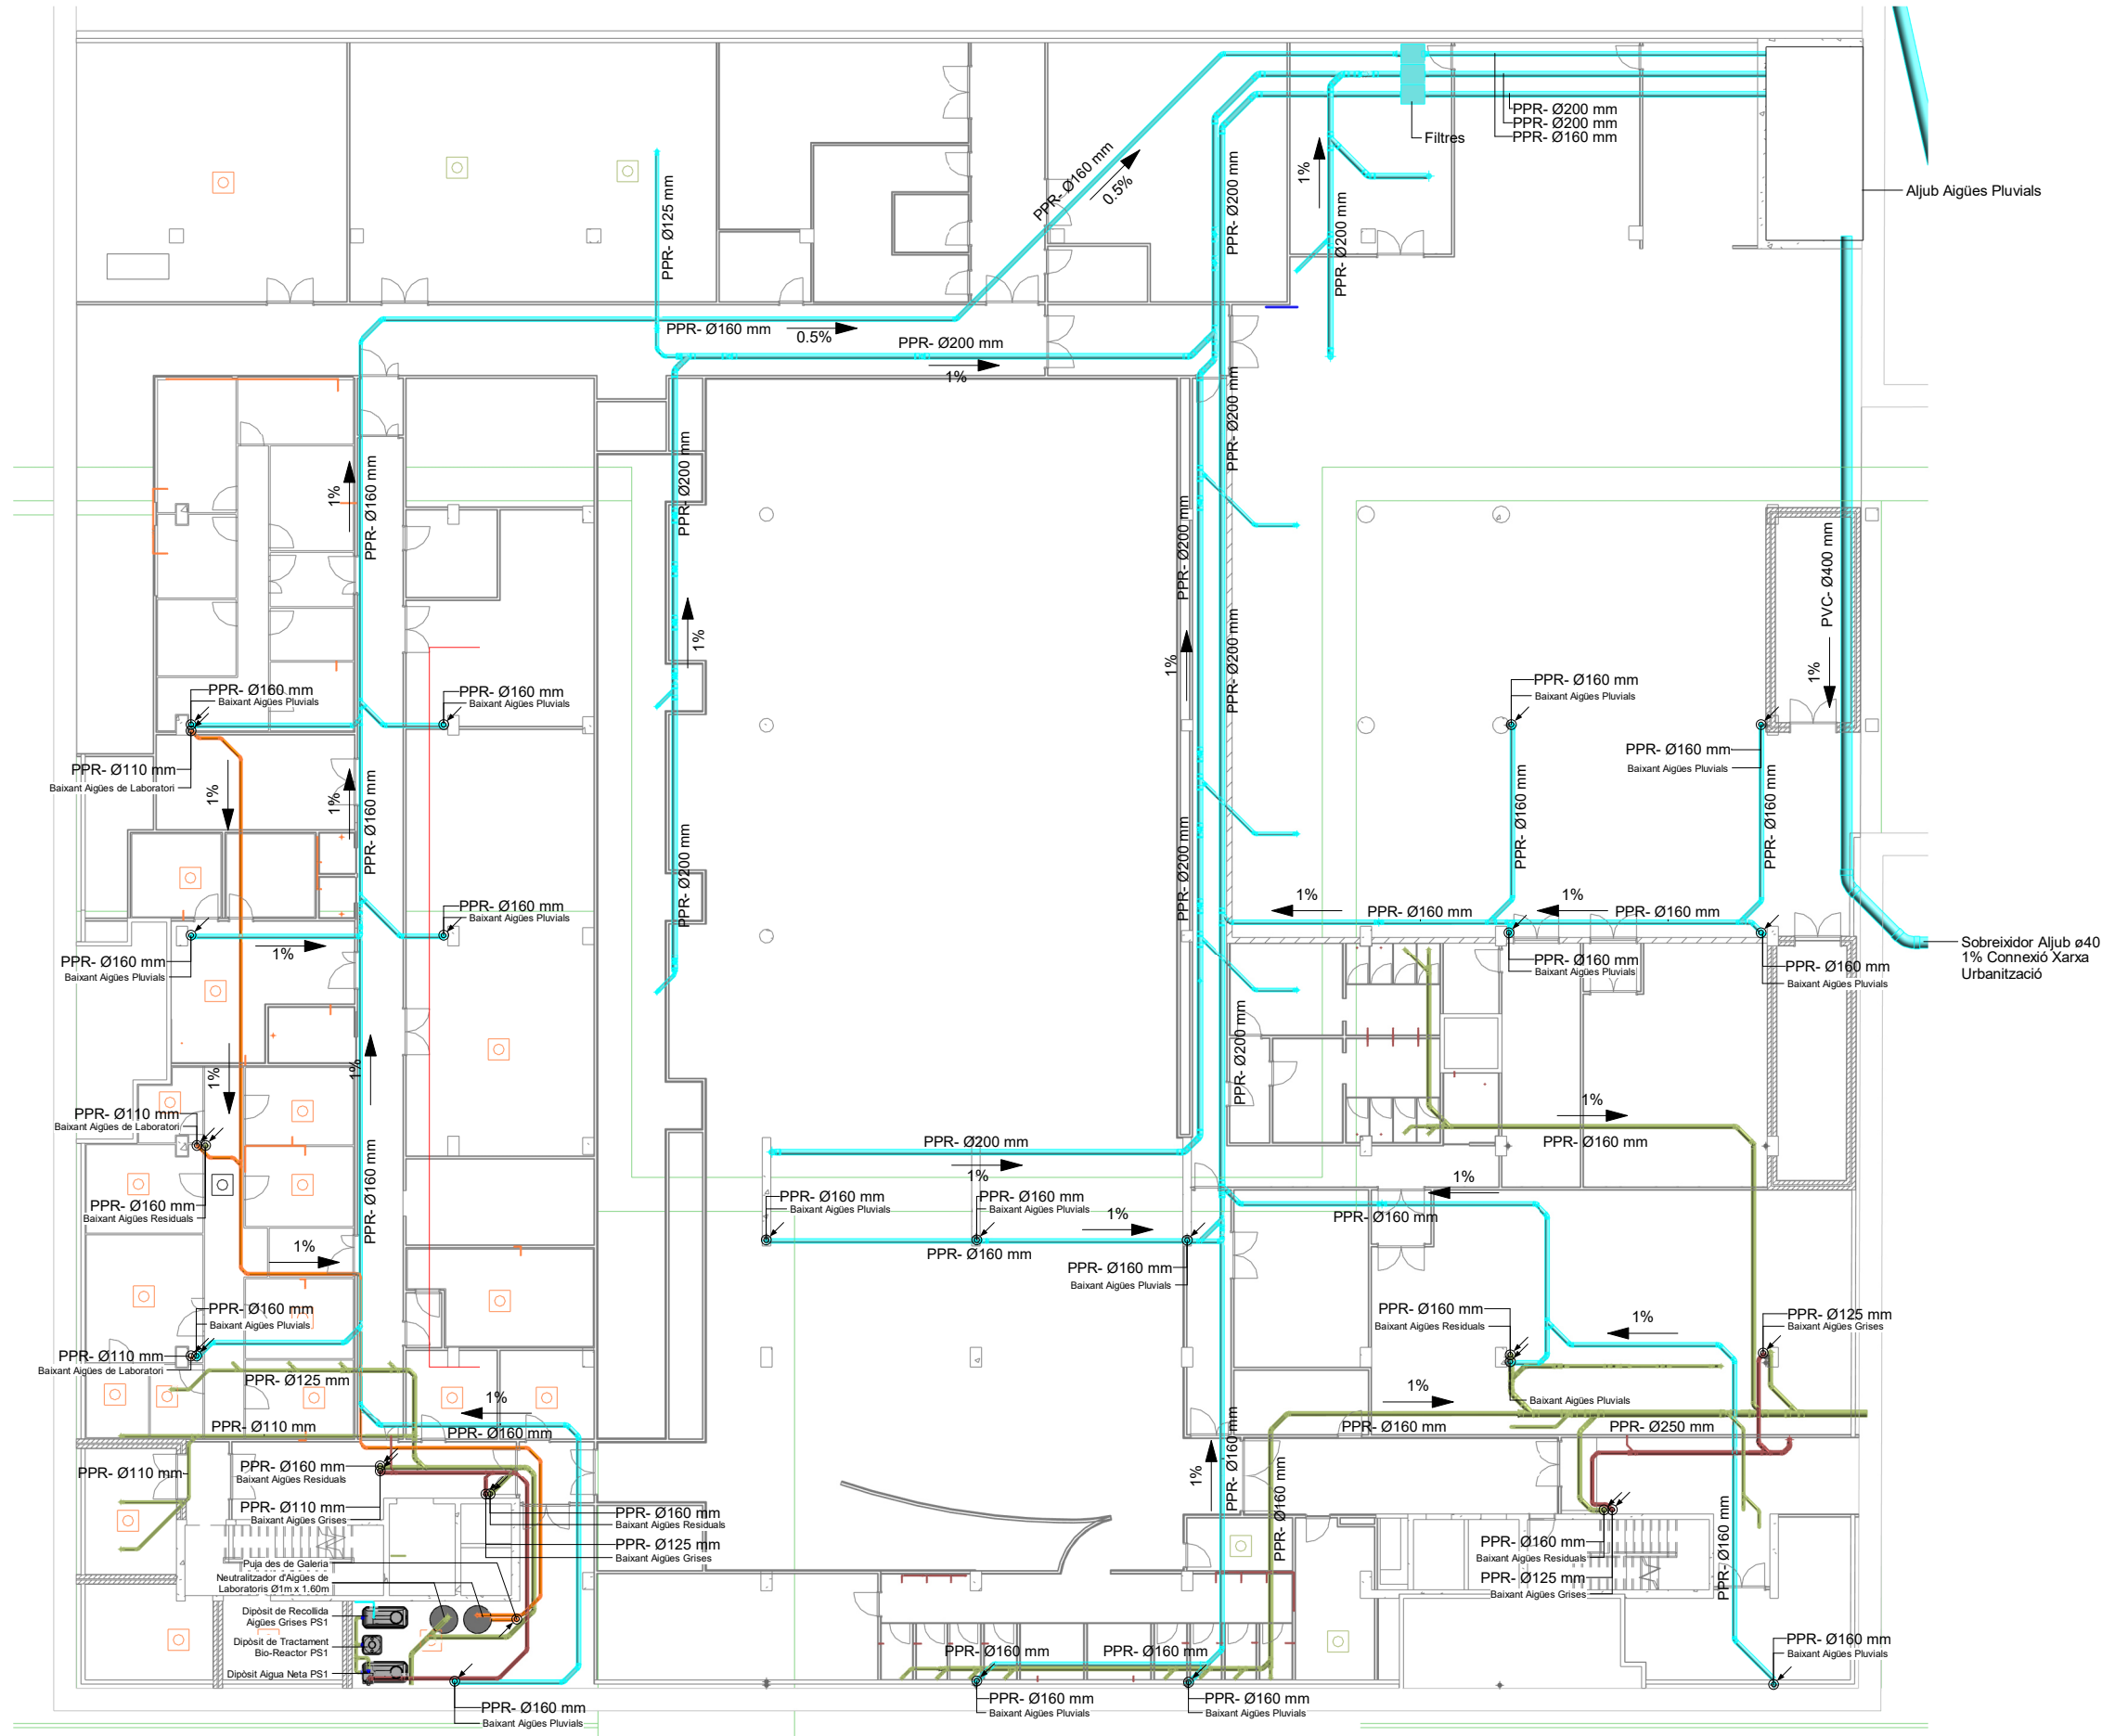

SÍMBOLS	CONCEPTE ELEMENT	IS.01
	COL·LECTOR AIGÜES RESIDUALS	
	COL·LECTOR AIGÜES GRISES	
	COL·LECTOR AIGÜES DE LABORATORI	
	COL·LECTOR AIGÜES PLUVIALS	
	BONERA AIGÜES RESIDUALS	
	BONERA AIGÜES DE LABORATORI	

* PLÀNOLS VÁLIDS NOMÉS A EFECTES D'INSTAL·LACIONS. TOTS ELS ELEMENTS S'HANURAN DE REPLANTEJAR EN OBRA ABANS DE LA SEVA EXECUCIÓ.

INSTAL·LACIONS ARQUITECTÒNIQUES
PLAÇA SANT PERE 3. 08003 BARCELONA
tel: 0034 93 412 05 14 - fax: 0034 93 317 41 81
@ aia-ibc
www.aia-ibc.cat

AIA

Generalitat de Catalunya

INCASÒL
Institut Català del Sòl
Direcció de Projectes

CSIC
CONSEJO SUPERIOR DE INVESTIGACIONES CIENTÍFICAS

upf.
Universitat Pompeu Fabra
Barcelona
INSTITUT de BIOLOGIA EVOLUTIVA ibe

ZGF
ZIMMER GROSZ WASSER ARCHITECTUR
MIRAG
DOUBLE TWIST
ARCHITECTS

Títol del Projecte:
CONJUNT ARQUITECTÒNIC FORMAT PER DOS EDIFICIS DE RECERCA PER A LA UPF I L'IBE-CISC, SITUAT A L'ANTIC MERCAT EL PEIX
Municipi (Comarca):
Barcelona
Codi: 3221 01

Títol del Plànol:
SANEJAMENT
Primer soterrani
Data:
Abril 2024


Escala:
1:250

Núm. del plànol:
SN-03
Full 03 de 11

versió planol:

data modif:

fixer / làmina:

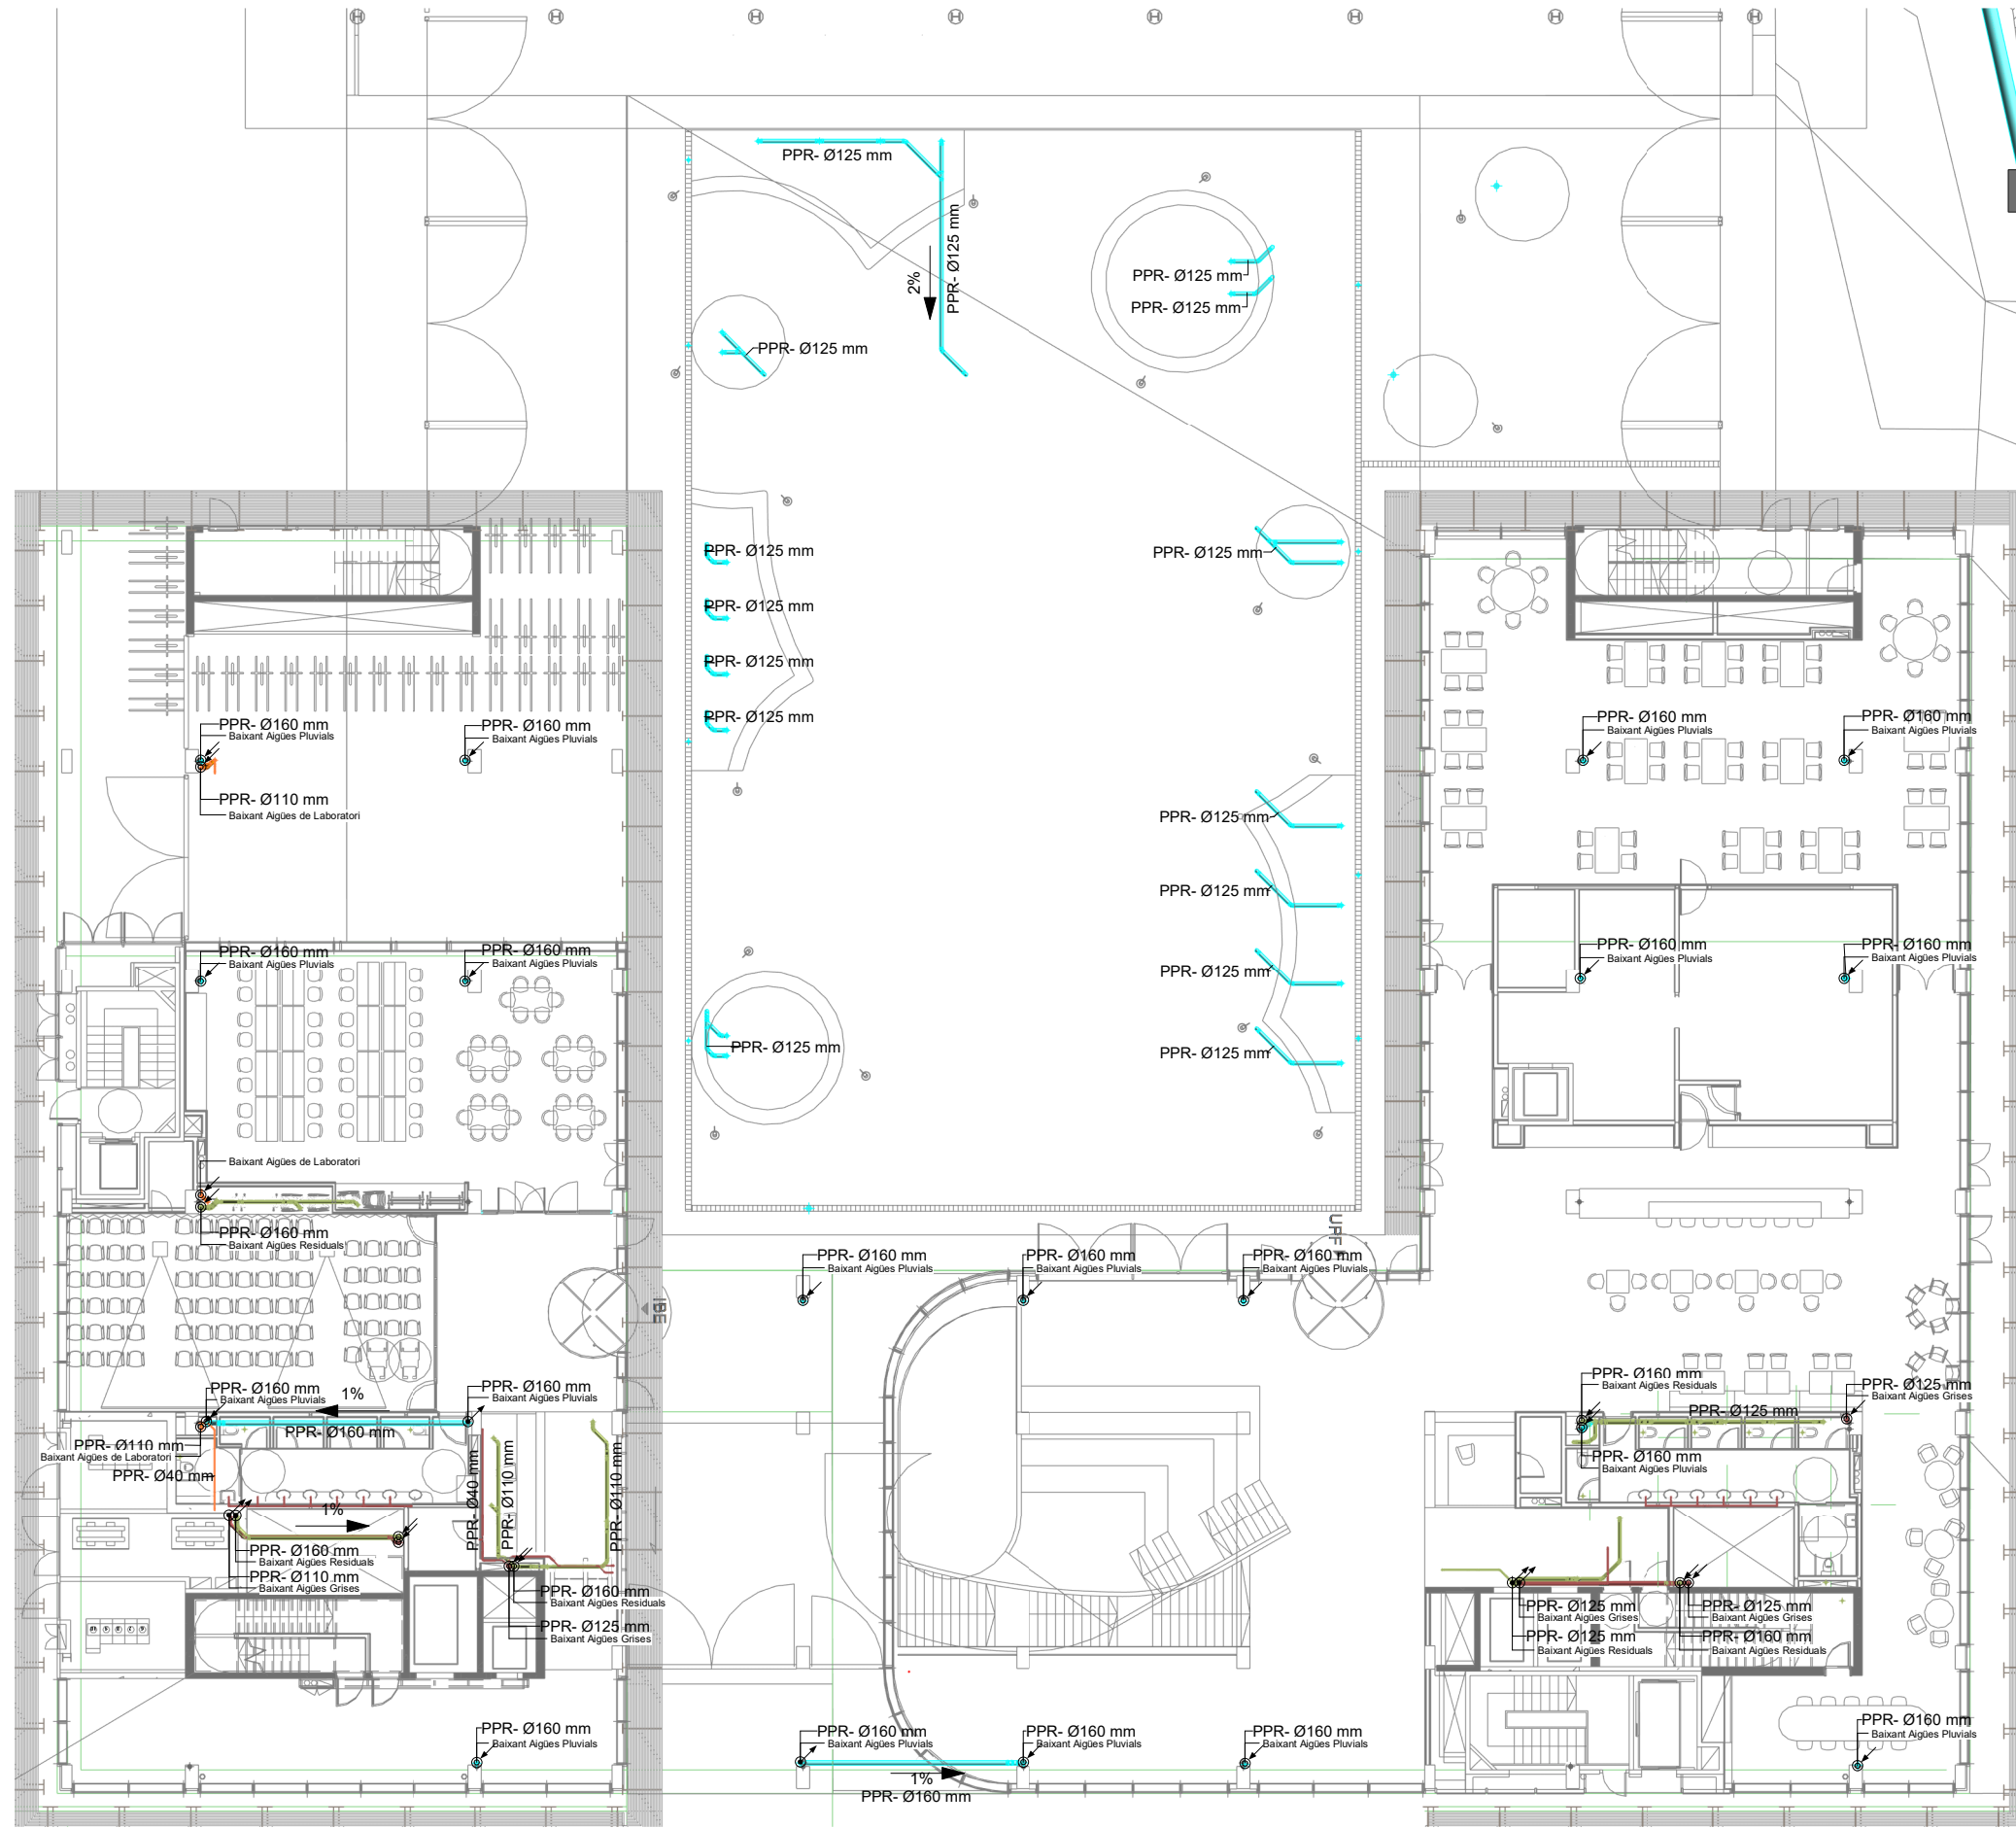

SÍMBOLS	CONCEPTE ELEMENT	IS.01
	COL·LECTOR AIGÜES RESIDUALS	
	COL·LECTOR AIGÜES GRISES	
	COL·LECTOR AIGÜES DE LABORATORI	
	COL·LECTOR AIGÜES PLUVIALS	
	BONERA AIGÜES RESIDUALS	
	BONERA AIGÜES DE LABORATORI	

* PLÀNOLS VÁLIDS NOMÉS A EFECTES D'INSTAL·LACIONS. TOTS ELS ELEMENTS S'HAURAN DE REPLANTEJAR EN OBRA ABANS DE LA SEVA EXECUCIÓ.

INSTAL·LACIONS ARQUITECTÒNIQUES
PLAÇA SANT PIERRE 3. 08003 BARCELONA
tel: 0034 93 412 05 14 - fax: 0034 93 317 41 81
@ aia-ibc
www.aia-ibc.com

AIA

Generalitat de Catalunya

INCASOL
Institut Català del Sol
Direcció de Projectes

CSIC
CONSEJO SUPERIOR DE INVESTIGACIONES CIENTÍFICAS

upf.
Universitat Pompeu Fabra
Barcelona
INSTITUT DE BIOLOGIA EVOLUTIVA
CSIC

ZGF
ZIMMER GANNI TRACKE ARCHITECTUR
MIRAG
DOUBLE TWIST
ARCHITECTS

Títol del Projecte:
CONJUNT ARQUITECTÒNIC FORMAT PER DOS EDIFICIS DE RECERCA PER A LA UPF I L'IBE-CISC, SITUAT A L'ANTIC MERCAT EL PEIX
Municipi (Comarca):
Barcelona
Codi: 3221 01


Títol del Plànol:
SANEJAMENT
Planta baixa
Data:
Abril 2024

Escala:
1:250

Núm. del plànol:
SN-04
Full 04 de 11



Versió plànol: | Fitxer / Làmina:

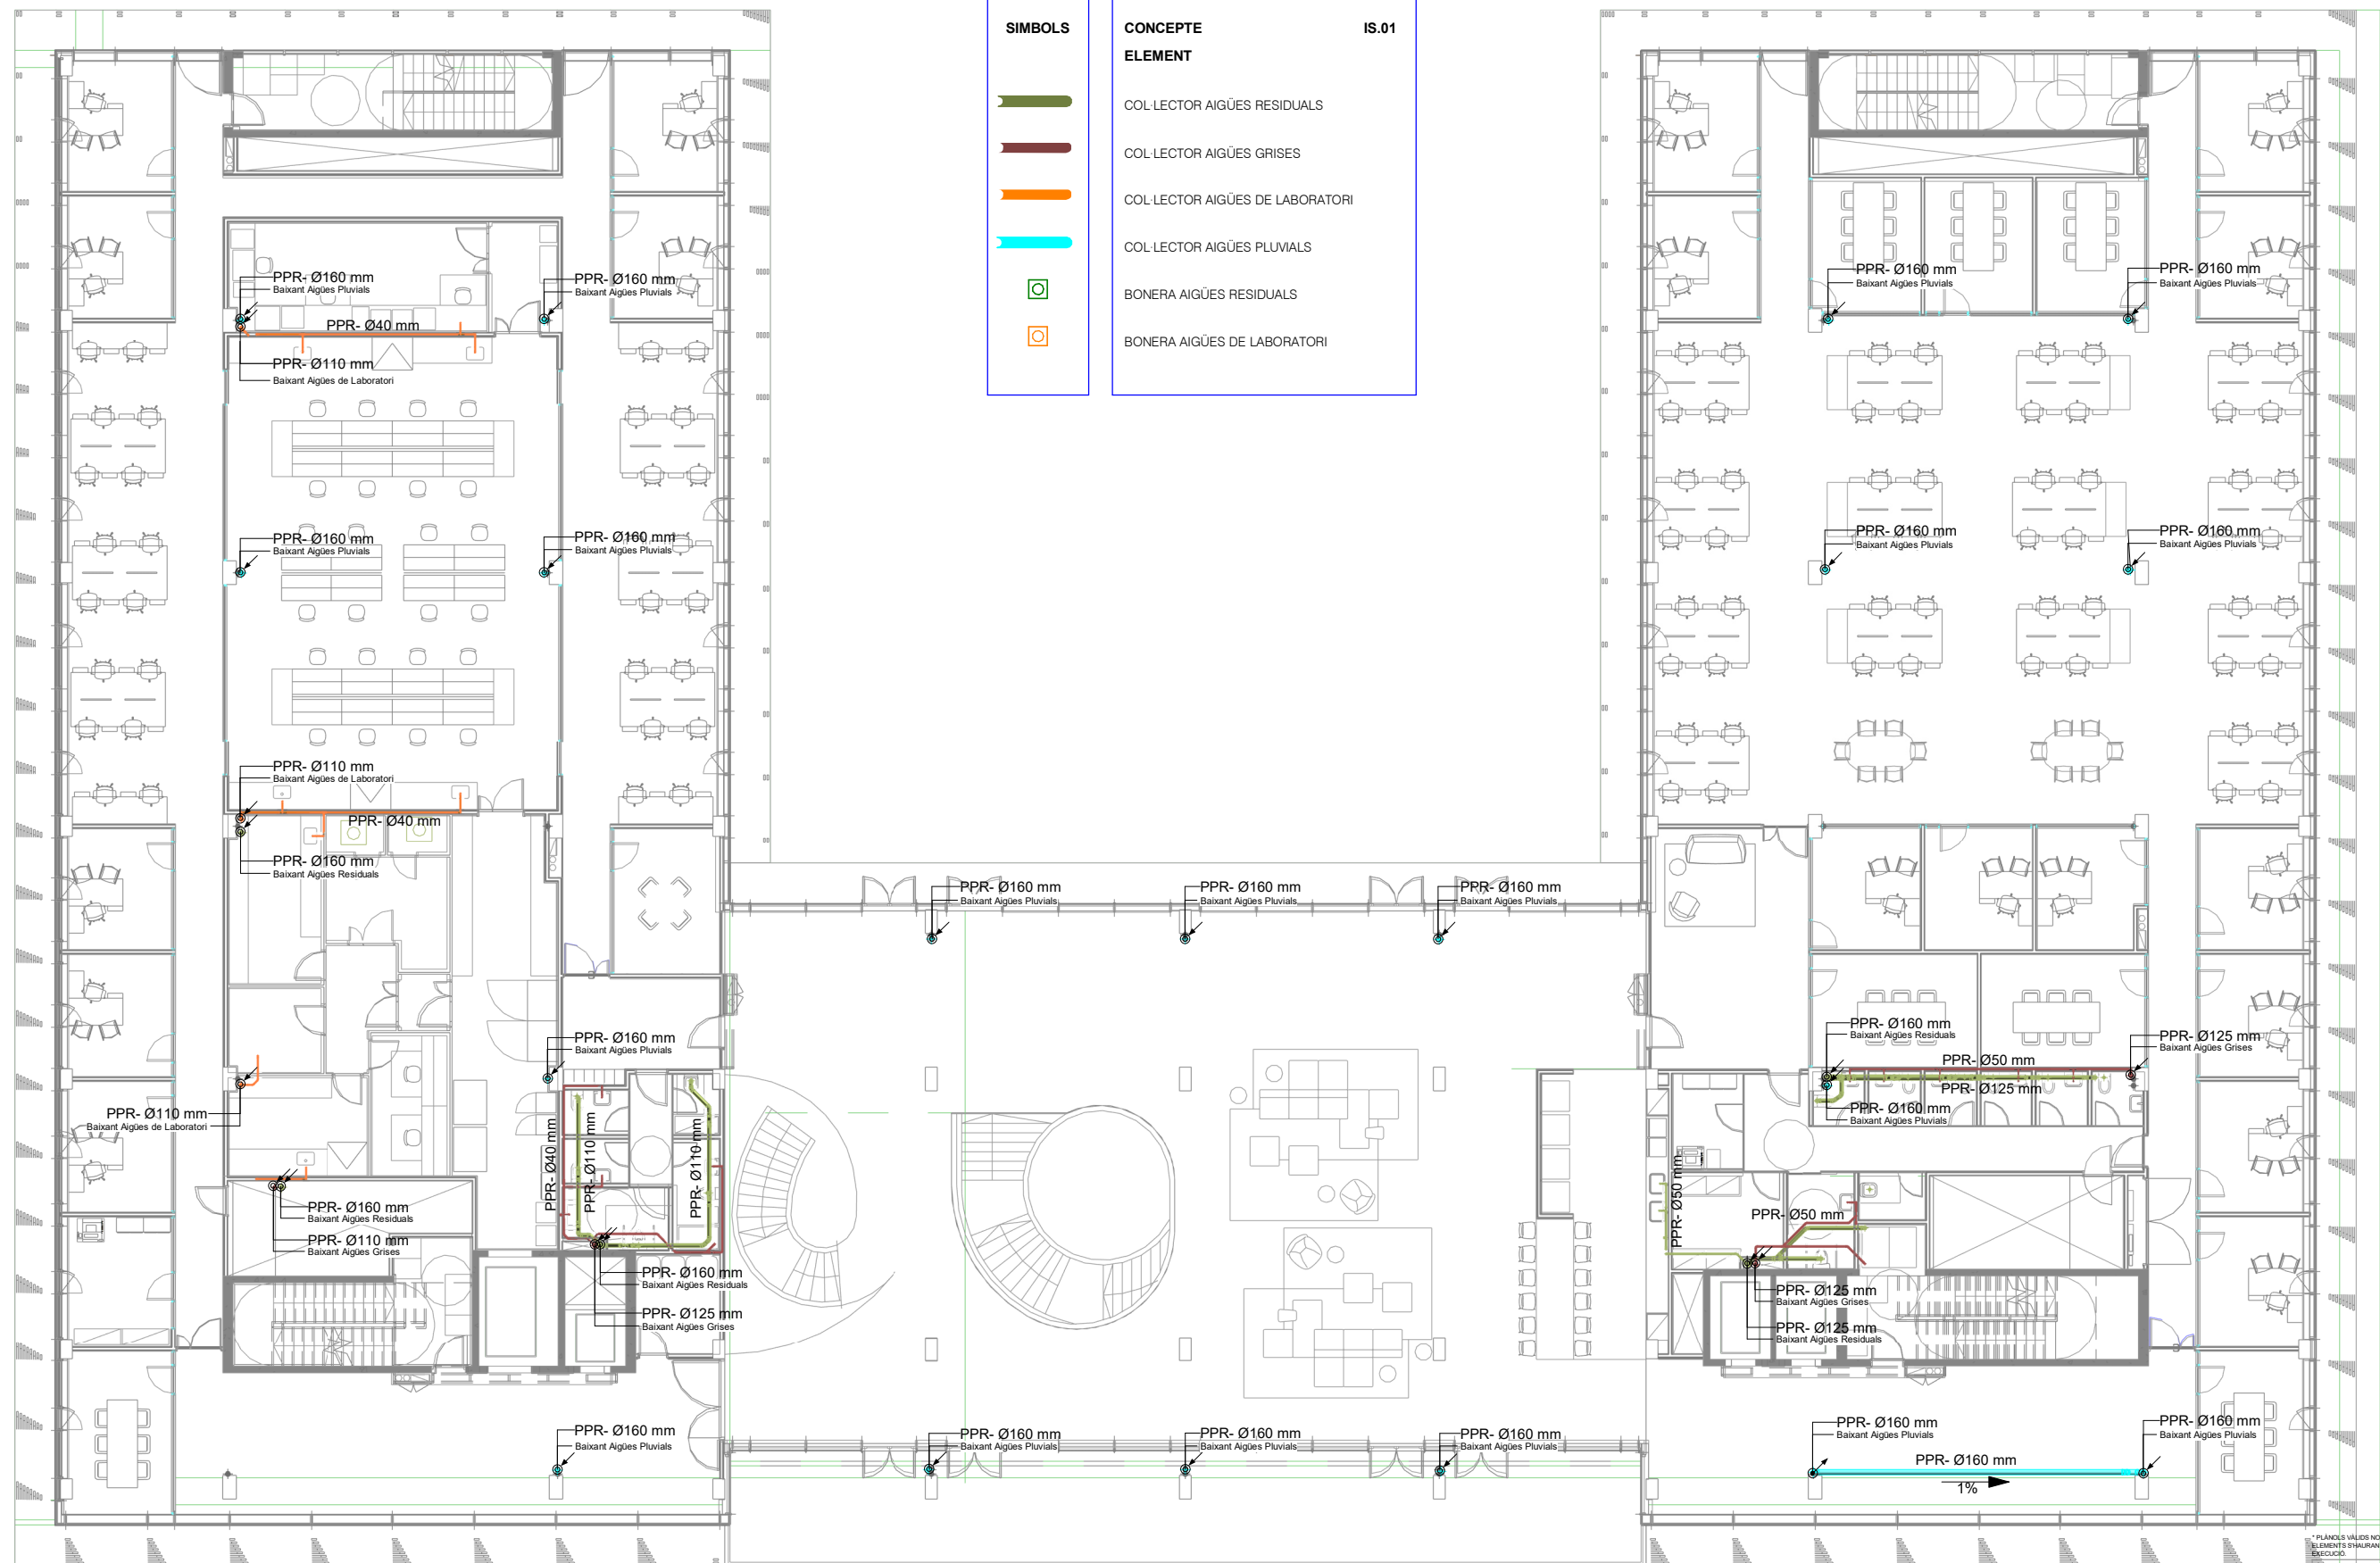

EXECUCIO.

INSTAL·LACIONS ARQUITECTÒNIQUES

PLAÇA SANT PERE 3, 08003 BARCELONA

tel : 034 93 412 05 14 - fax : 034 93 317 41 81

e-mail: ala@ala.cat

web: www.ala.cat

DATA DEL PROJECTE


Abril 2004

NOM DE L'ARQUITECTE

M·B·E(PF-PR)-EXCENTRAL INS. 001 / 022

ALA

AIA

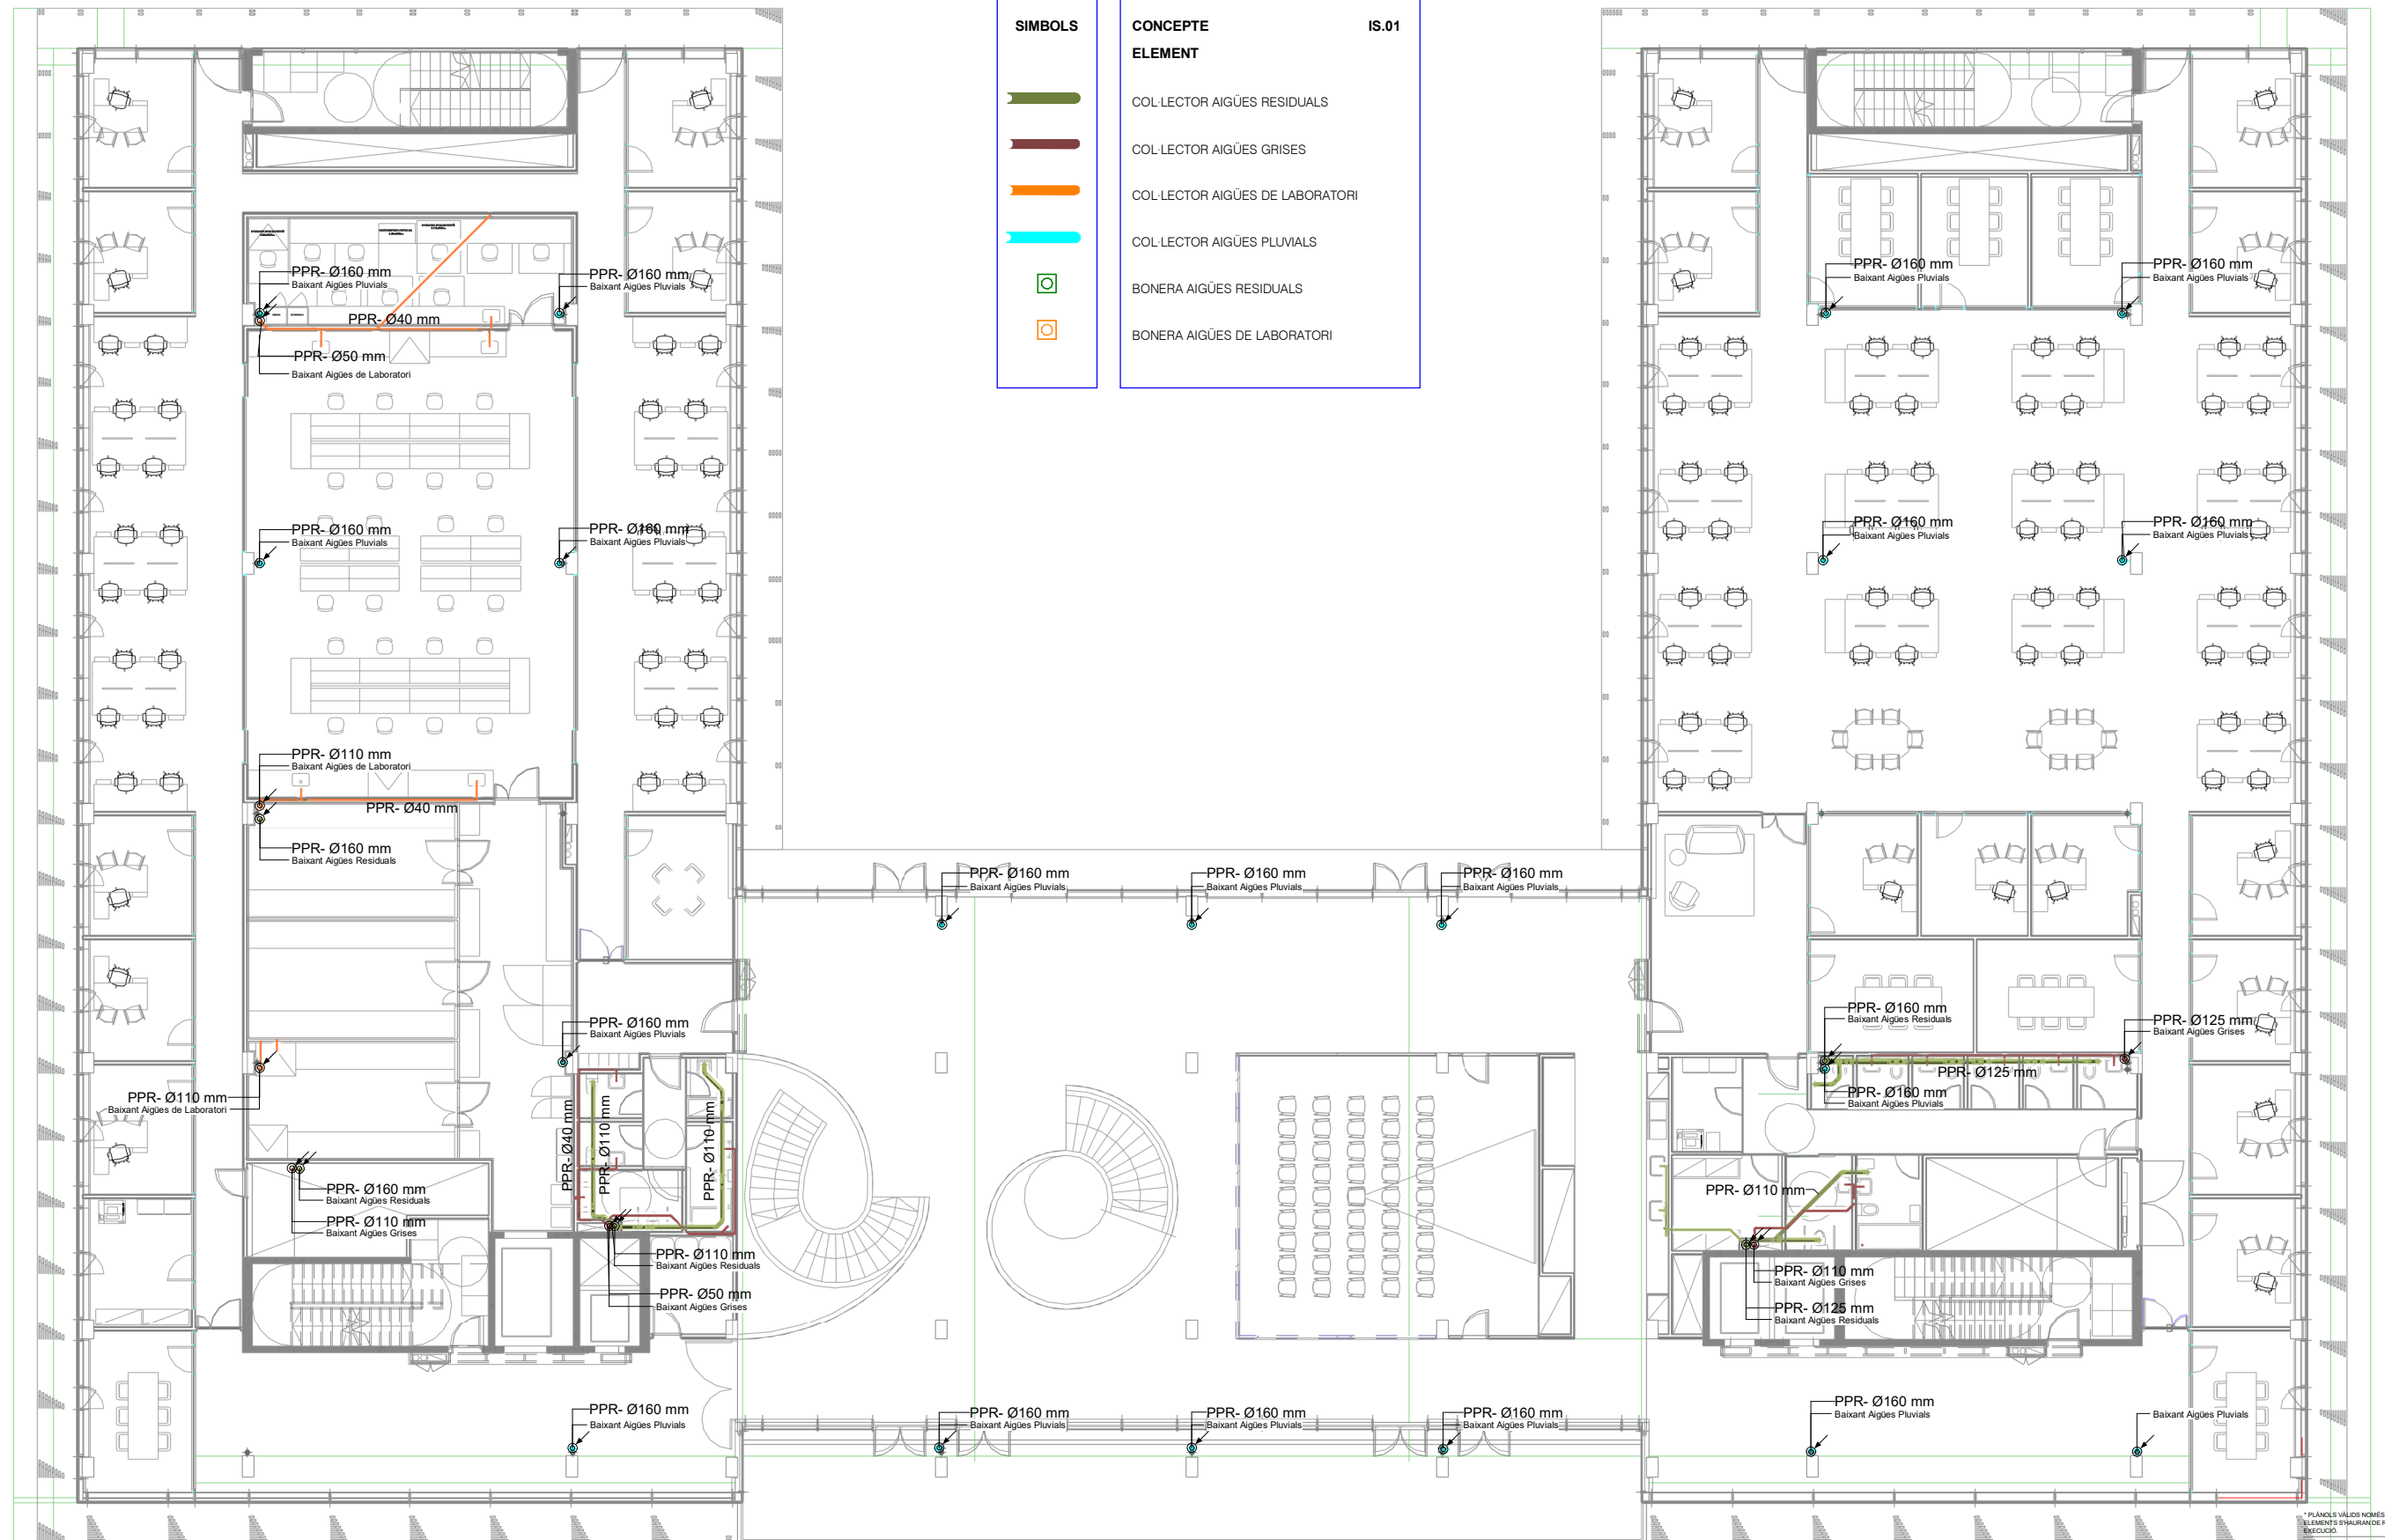


* PLÀNOLS VALIDS NOMÉS A EFECTES D'INSTAL·LACIONS, TOTS ELS ELEMENTS S'HAN DE REPLANTEJAR EN OBRA ABANS DE LA SEVA

EXECUCIO.


INSTAL·LACIONS ARQUITECTÒNIQUES
PLAÇA SANT PERE 3. 08003 BARCELONA
tel : 0034 93 412 05 14 - fax : 0034 93 317 41 81
@ e-mail: asia@asia.cat
@ web: www.asia.cat

DATA DEL PROJETE
Abril 2024
NOM DE L'ARXIU
MIP-REIPE-PROJ-EX-CENT

AIA

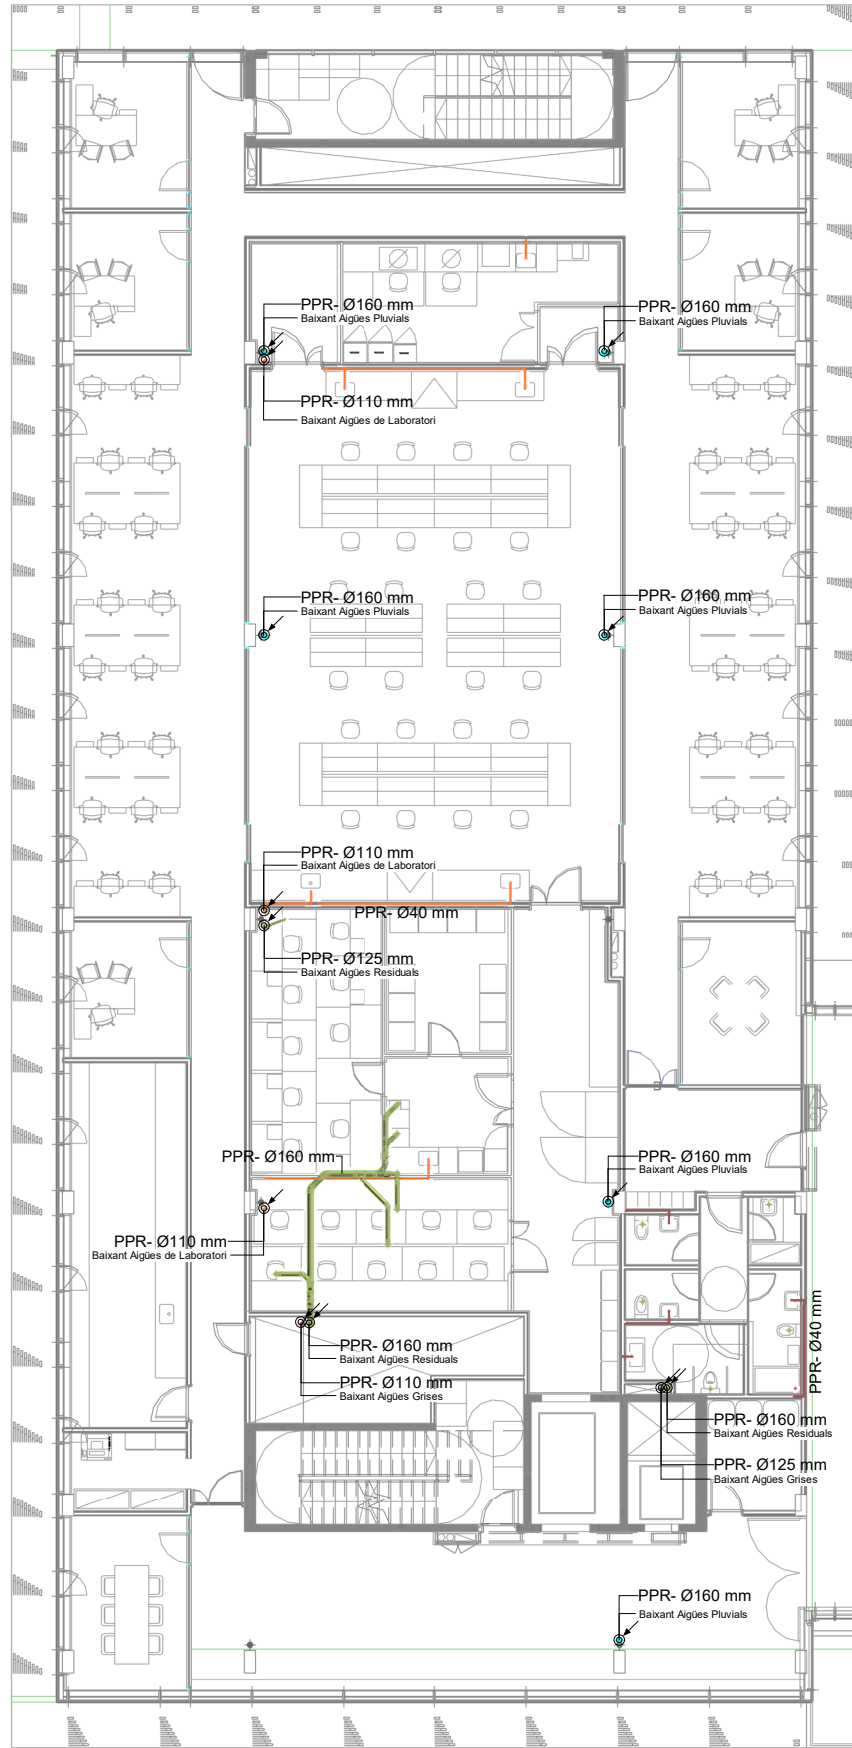

SIMBOLS	CONCEPTE ELEMENT	IS.01
	COL·LECTOR AIGÜES RESIDUALS	
	COL·LECTOR AIGÜES GRISES	
	COL·LECTOR AIGÜES DE LABORATORI	
	COL·LECTOR AIGÜES PLUVIALS	
	BONERA AIGÜES RESIDUALS	
	BONERA AIGÜES DE LABORATORI	

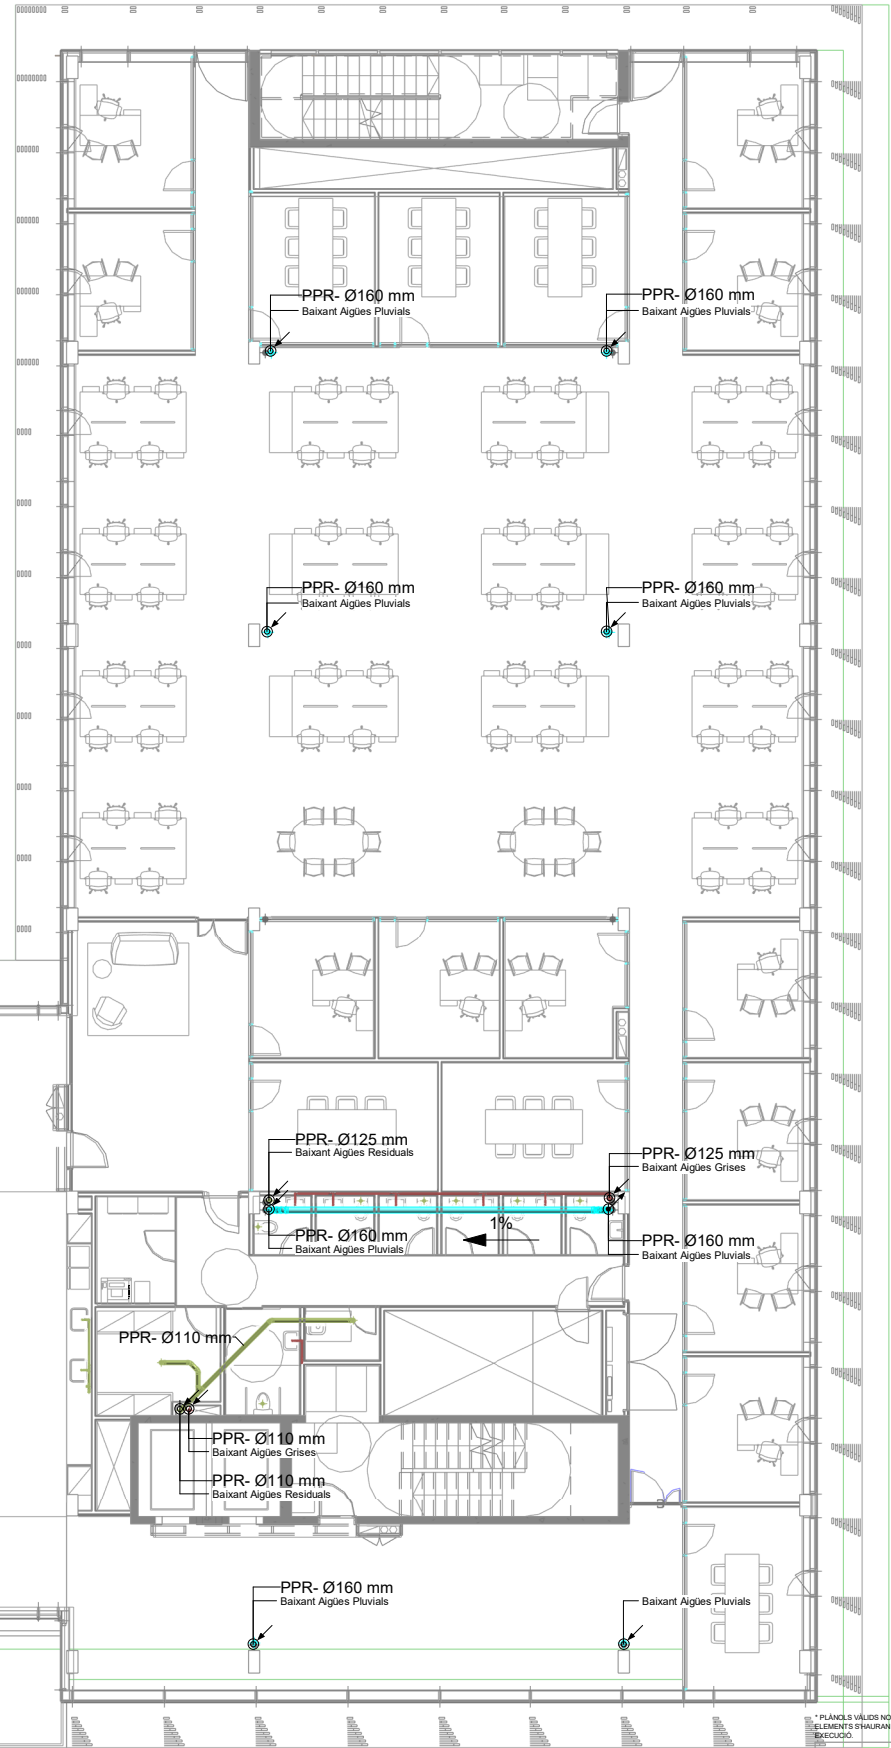


* PLÀNOLS VÀLIDS NÒMES A EFECTES D'INSTAL·LACIONS. TOTS ELS ELEMENTS S'HAURAN DE REPLANTEJAR EN OBRA ABANS DE LA SEVA BANCADA.


INSTAL·LACIONS ARQUITECTÒNIQUES
PLAÇA SANT PIERRE 3. 08003 BARCELONA
tel: 0034 93 412 05 14 - fax: 0034 93 317 41 81
@ aia.cat
www.aia.cat

DATA DEL PROJECTE:
Abril 2024
NOM DE L'USUARI:
MAP-BEUP-PROJ-EX-CENTRAL_IN6_001_002

AIA

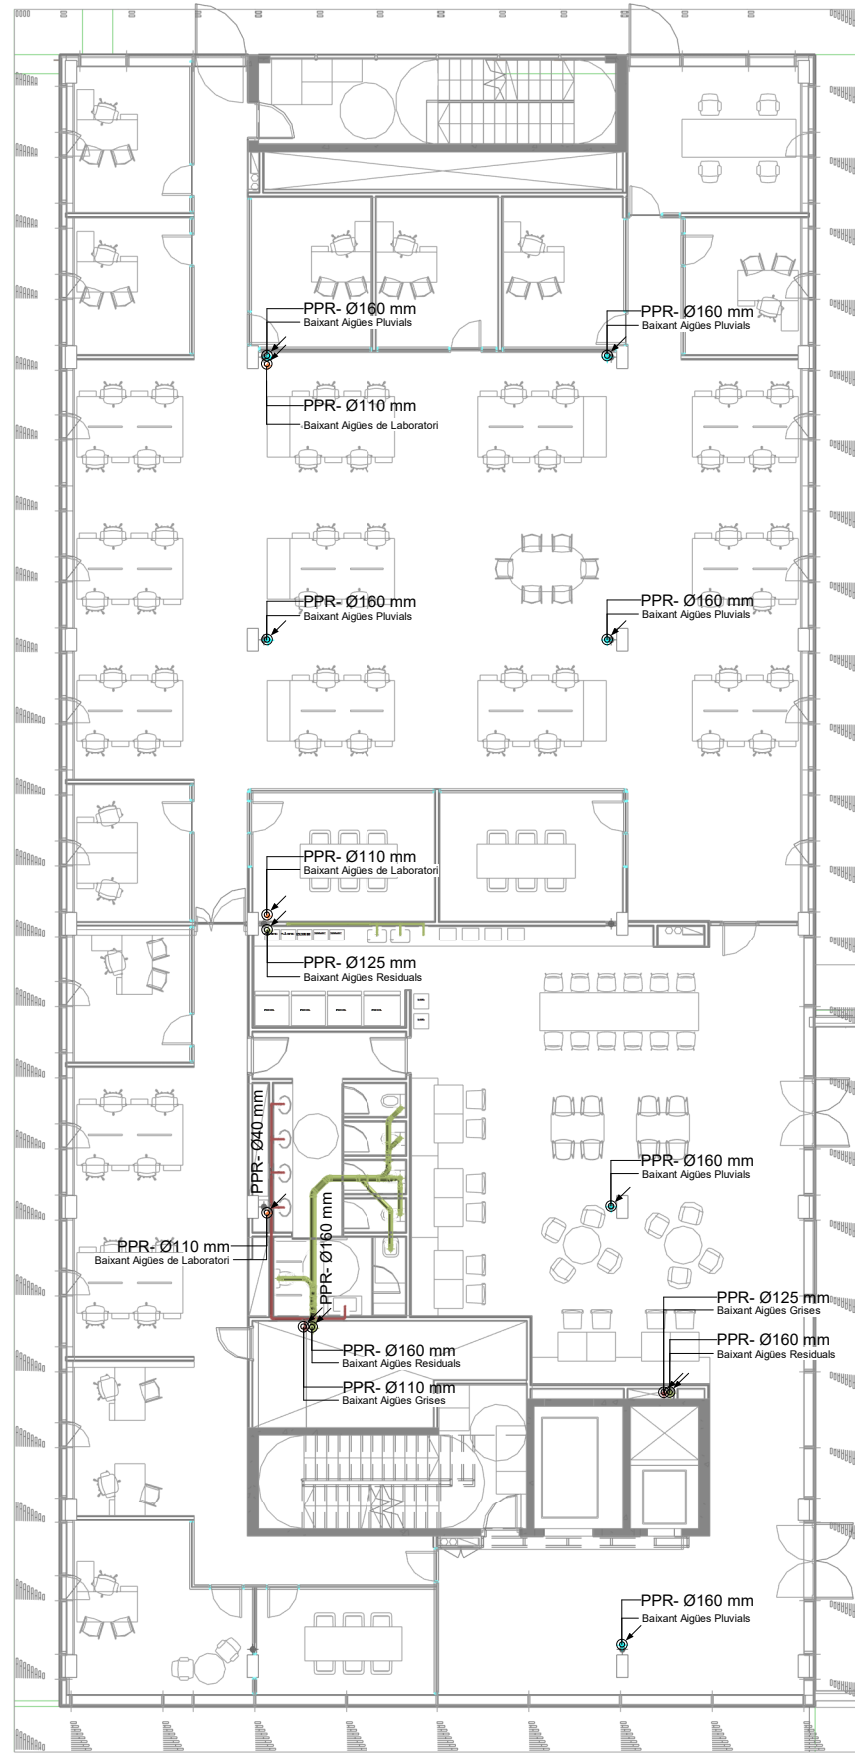

SIMBOLS	CONCEPTE ELEMENT	IS.01
	COL·LECTOR AIGÜES RESIDUALS	
	COL·LECTOR AIGÜES GRISES	
	COL·LECTOR AIGÜES DE LABORATORI	
	COL·LECTOR AIGÜES PLUVIALS	
	BONERA AIGÜES RESIDUALS	
	BONERA AIGÜES DE LABORATORI	

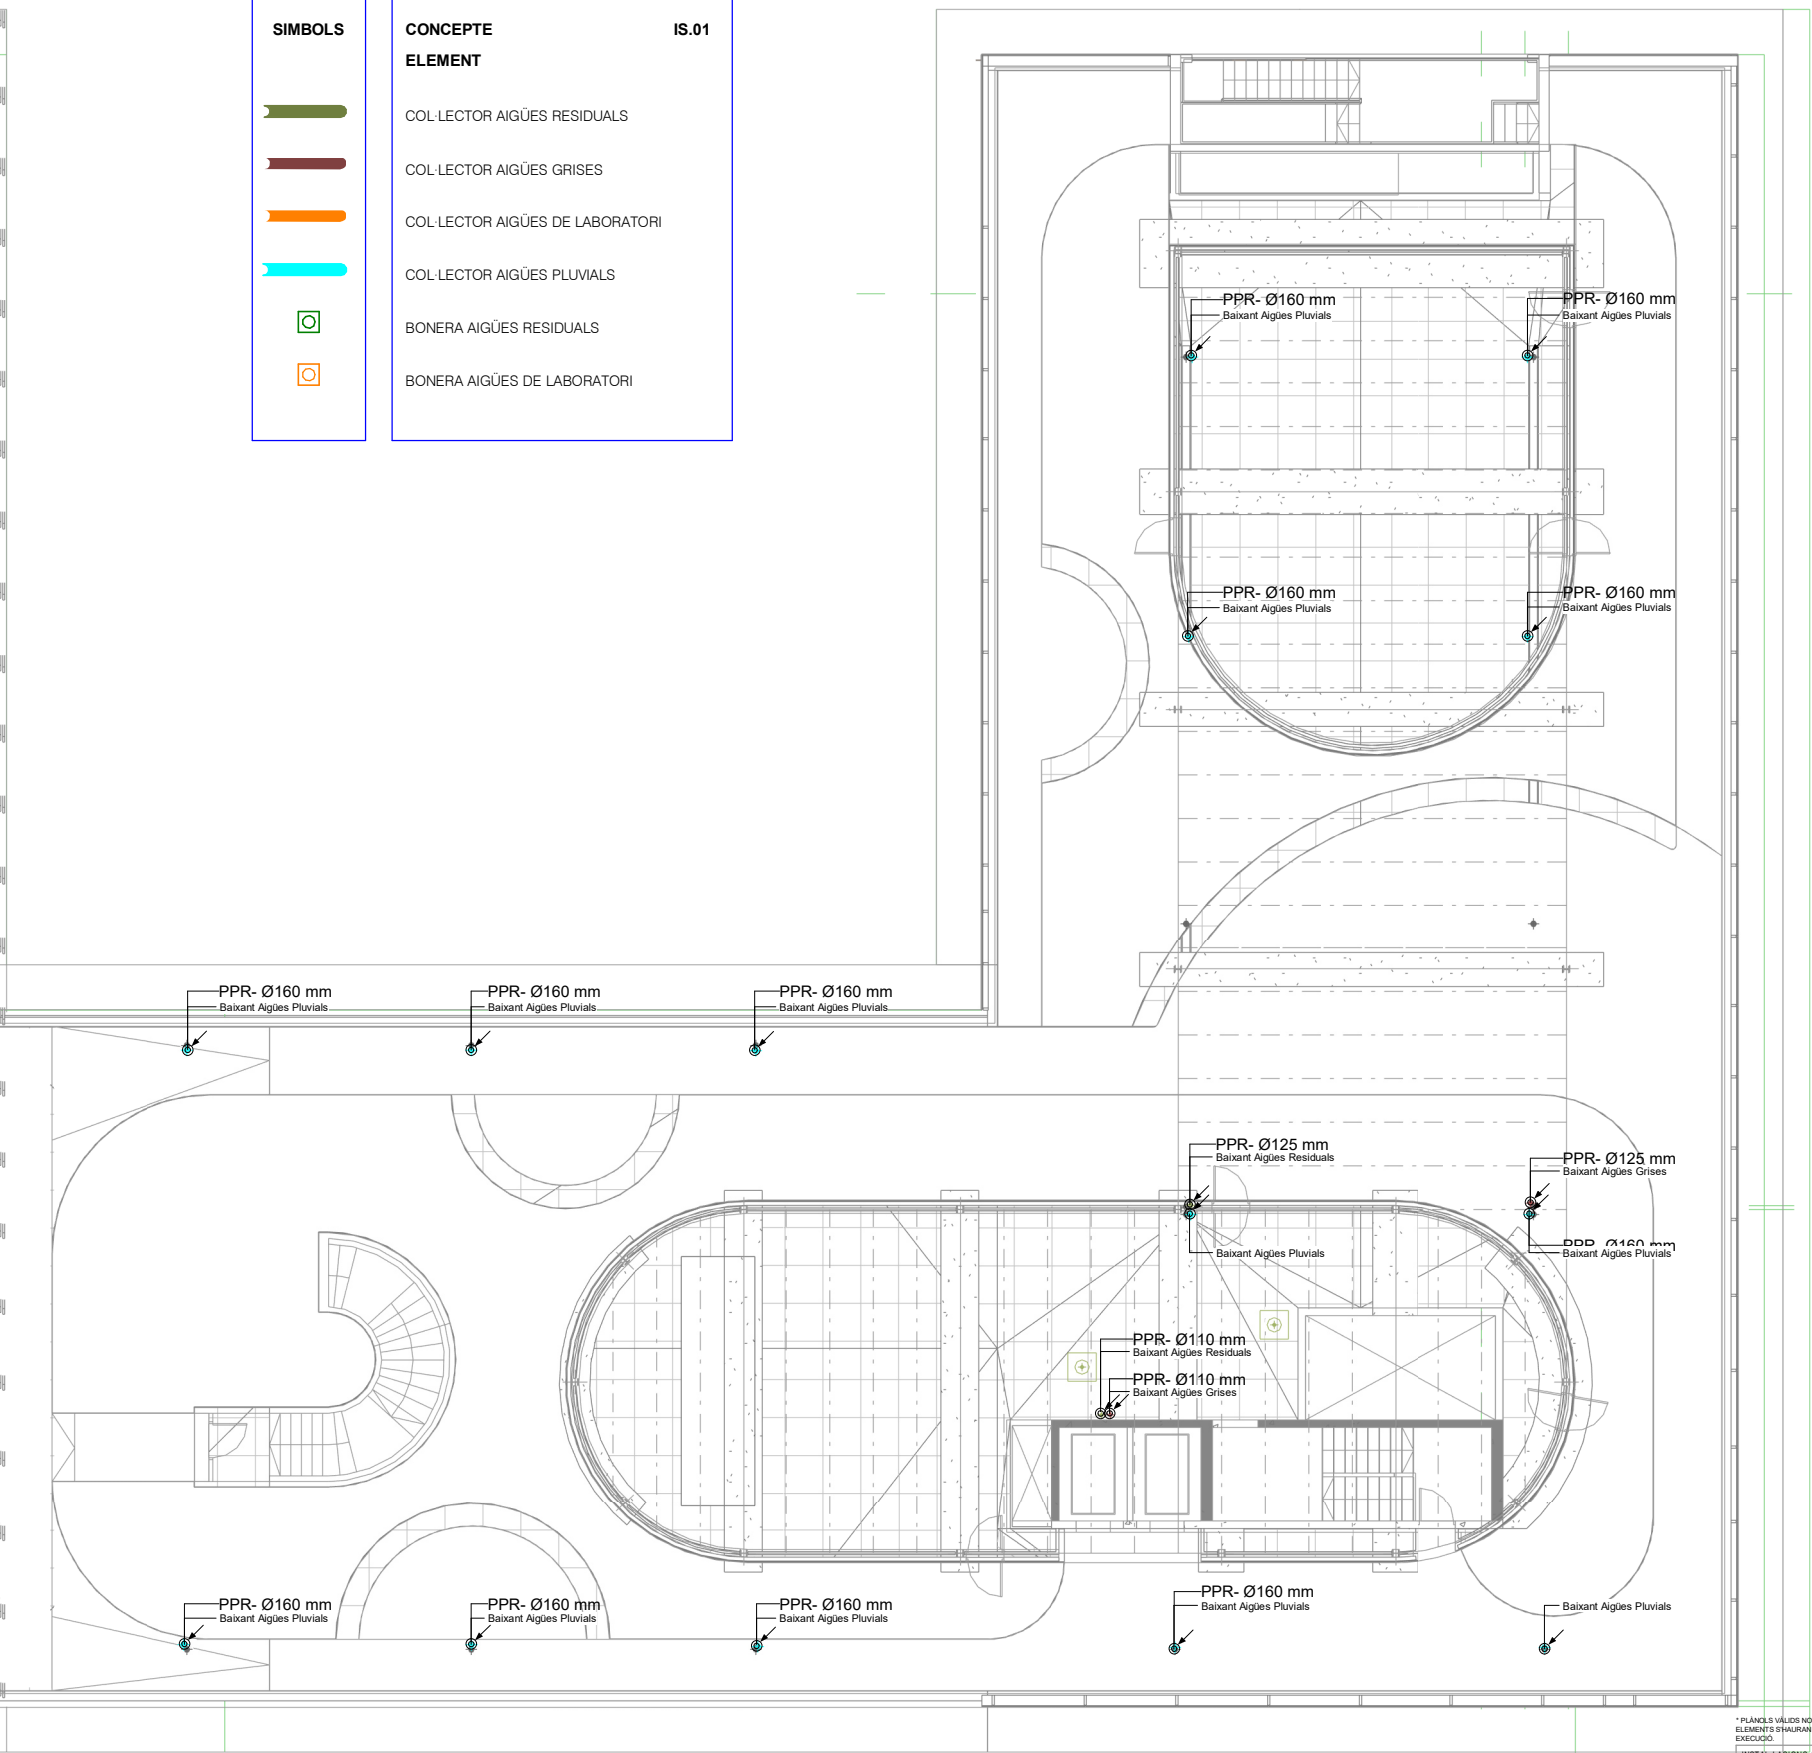


* PLÀNOLS VÀLIDS NÒMES A EFECTES D'INSTAL·LACIONS. TOTS ELS ELEMENTS S'HANURAN DE REPLANTEJAR EN OBRA ABANS DE LA SEVA EXECUCIÓ.


INSTAL·LACIONS ARQUITECTÒNIQUES
PLAÇA SANT PIERRE 3. 08003 BARCELONA
tel: 0034 93 412 05 14 - fax: 0034 93 317 41 81
@ aia.cat
www.aia.cat

DATA DEL PROJECTE:
Abril 2024
NOM DE L'usuari:
MAP-BEUPF-PROJ-EX-CENTRAL_IN6_001_002

AIA

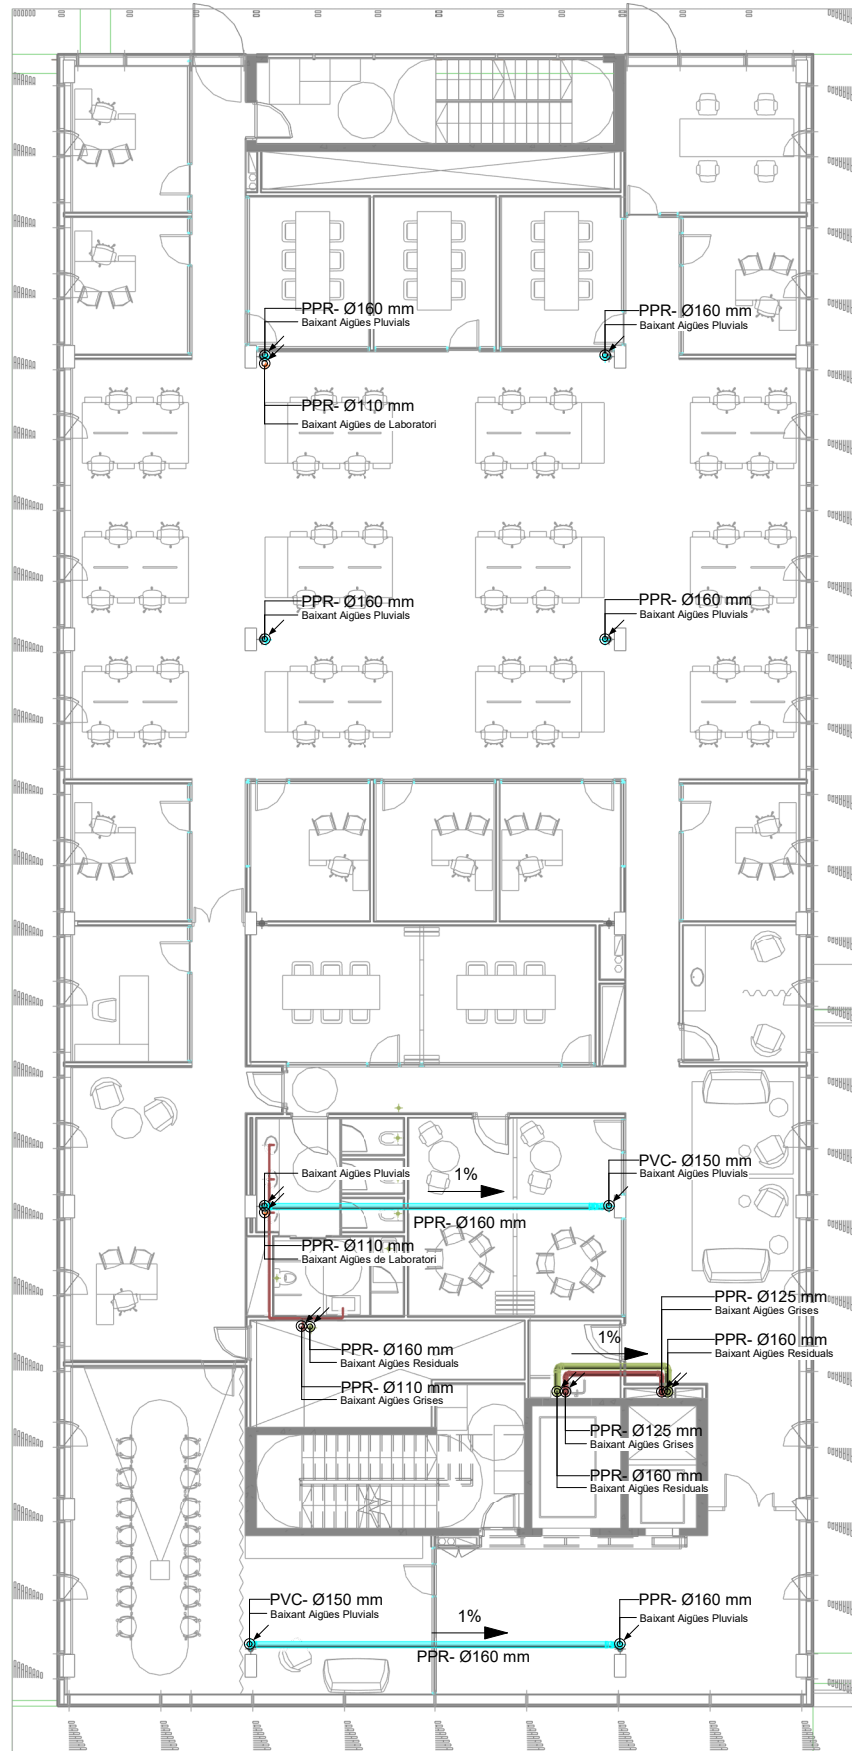

SÍMBOLS	CONCEPTE ELEMENT	IS.01
	COL·LECTOR AIGÜES RESIDUALS	
	COL·LECTOR AIGÜES GRISES	
	COL·LECTOR AIGÜES DE LABORATORI	
	COL·LECTOR AIGÜES PLUVIALS	
	BONERA AIGÜES RESIDUALS	
	BONERA AIGÜES DE LABORATORI	

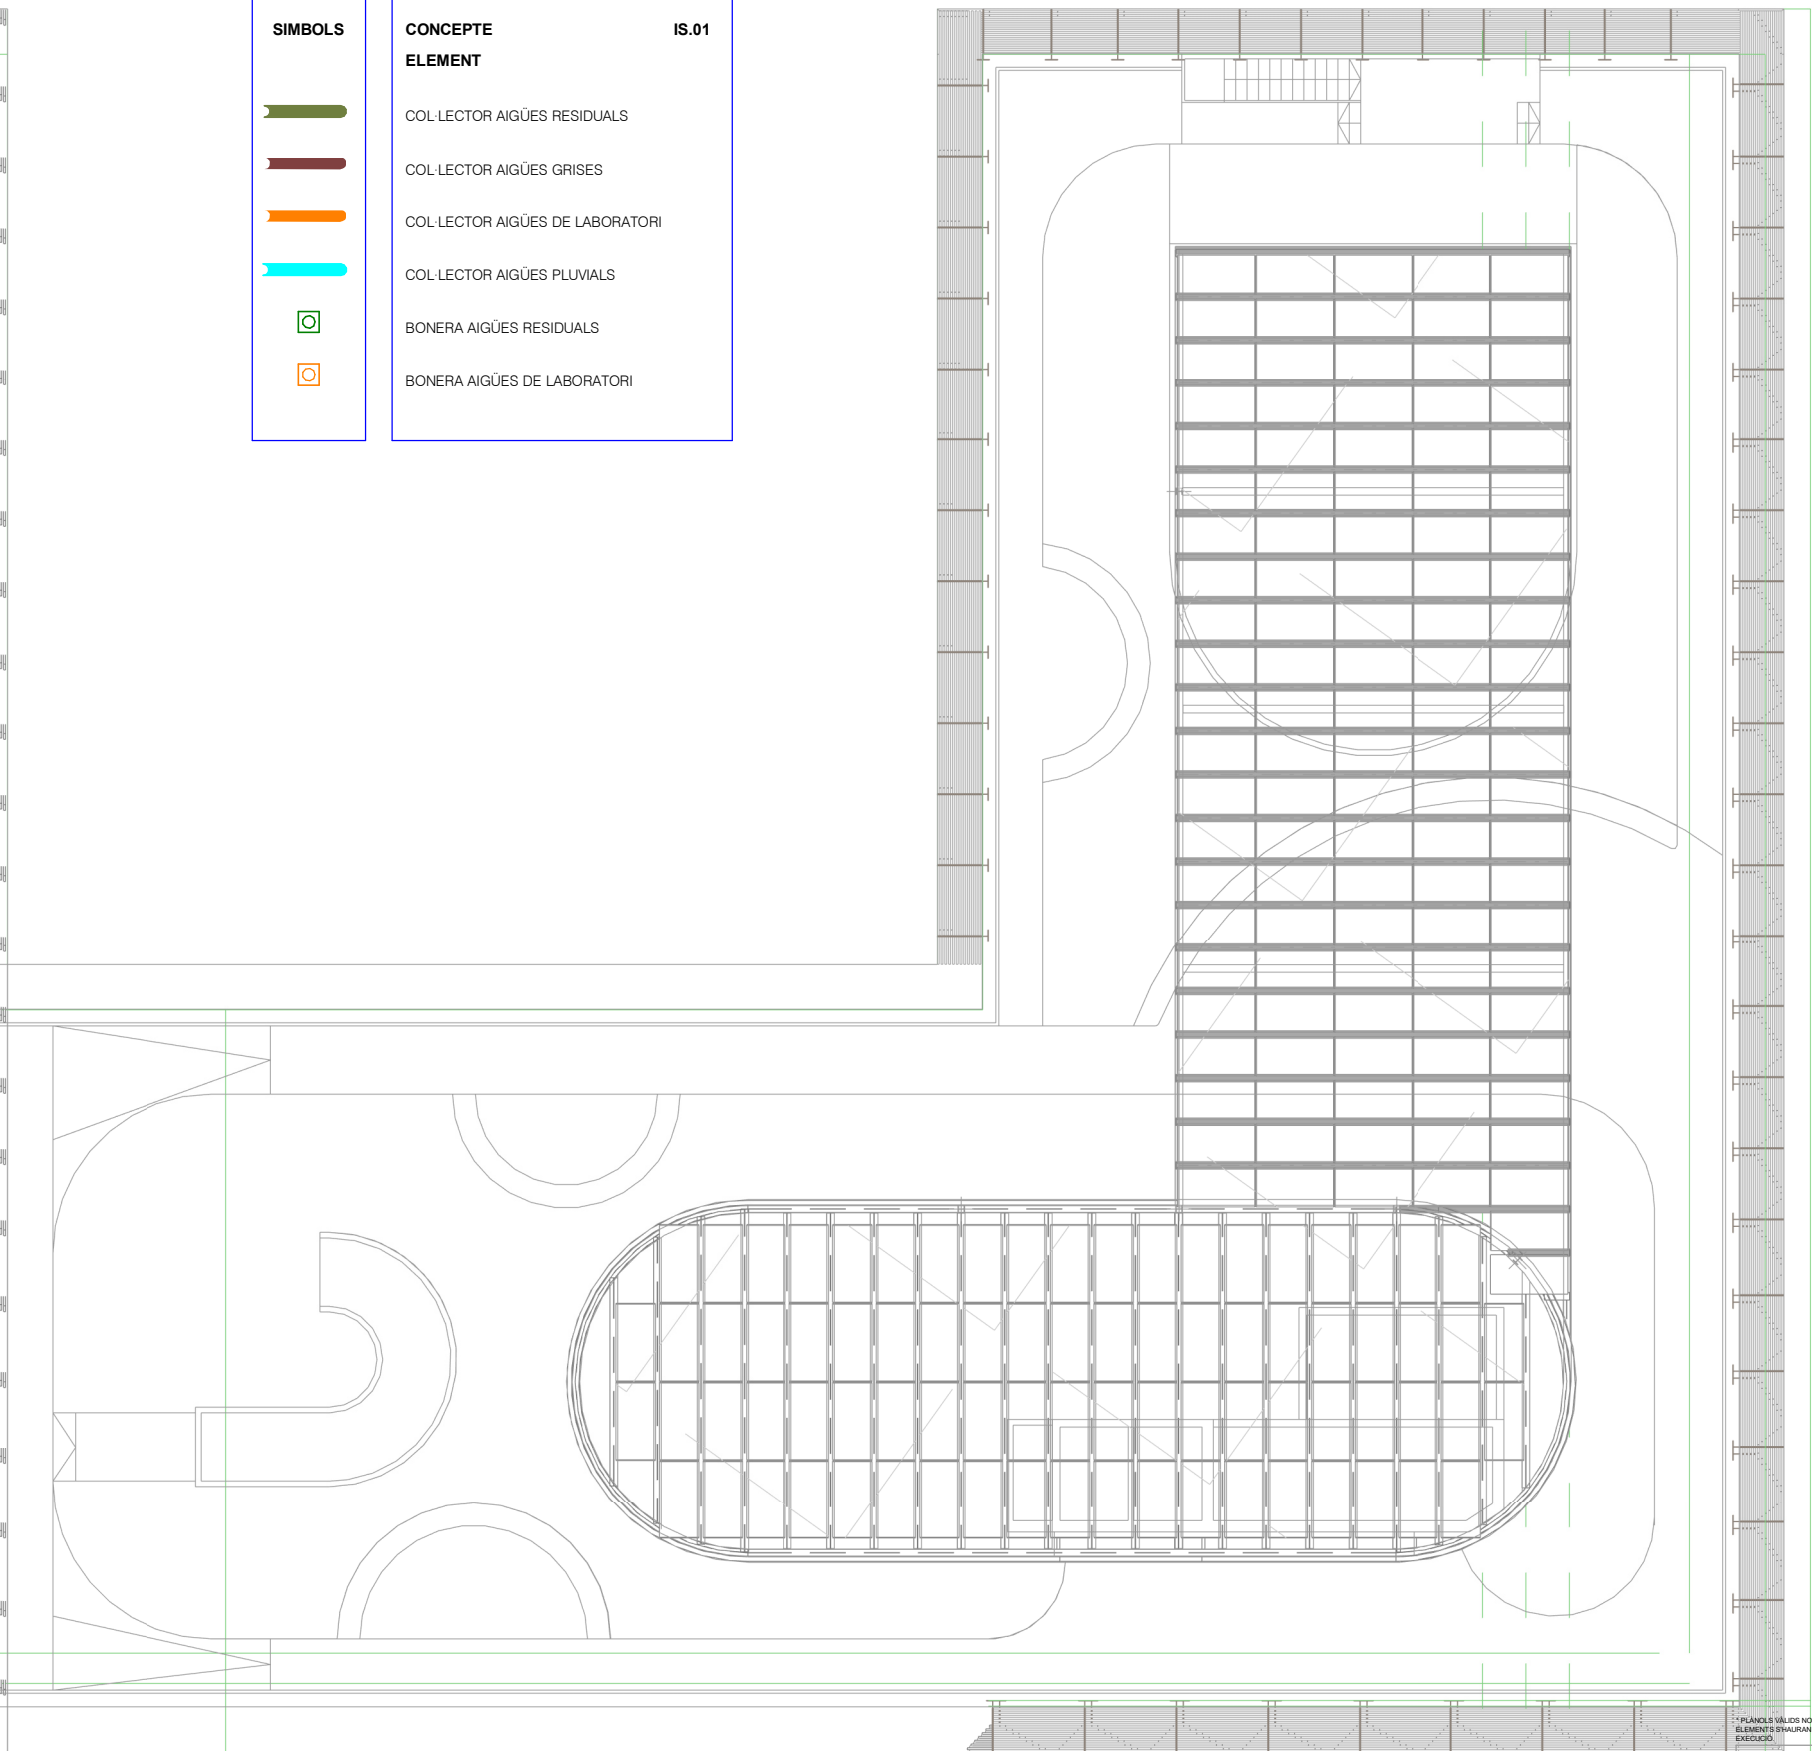


PLÀNOLS VALIDS NOMÉS A EFECTES D'INSTAL·LACIONS. TOTS ELS
ELEMENTS S'HAURAN DE REPLANTEJAR EN OBRA ABANS DE LA SEVA
EXECUCIÓ.


INSTAL·LACIONS ARQUITECTÒNIQUES
PLAÇA SANT PIERRE 3. 08003 BARCELONA
tel: 0034 93 412 05 14 - fax: 0034 93 317 41 81
@ aia.cat
www.aia.cat

DATA DEL PROJECTE
Abril 2024
NOM DE L'usuari
MAP-BEUPF-PROJ-EX-CENTRAL_IN5_001_002

AIA

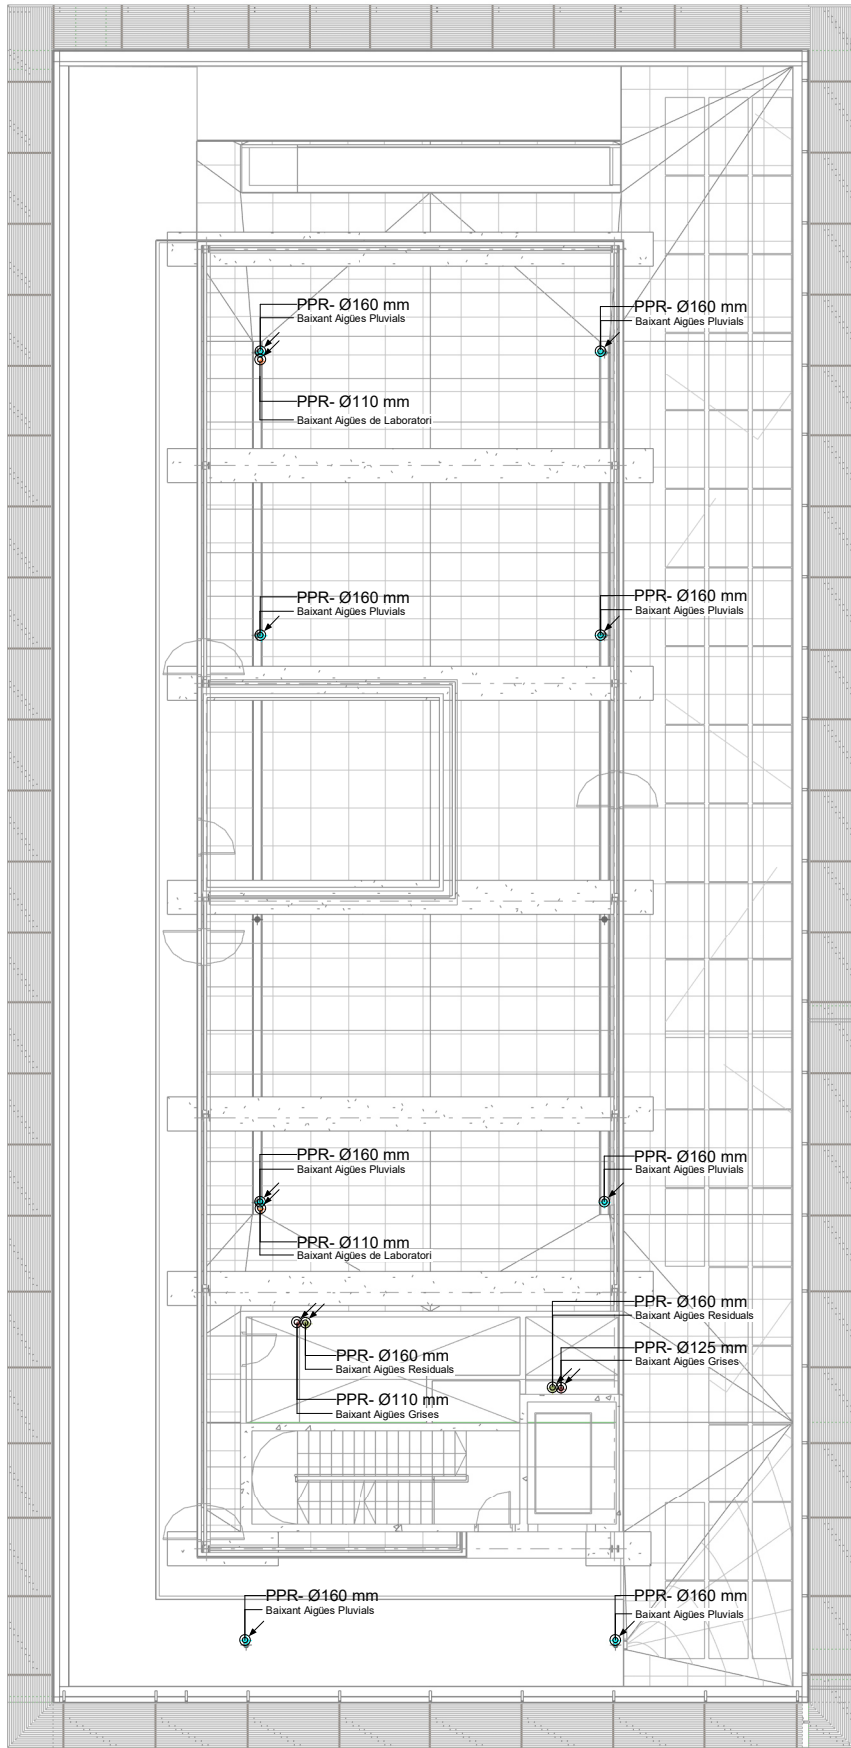


SIMBOLS	CONCEPTE ELEMENT	IS.01
	COL·LECTOR AIGÜES RESIDUALS	
	COL·LECTOR AIGÜES GRISES	
	COL·LECTOR AIGÜES DE LABORATORI	
	COL·LECTOR AIGÜES PLUVIALS	
	BONERA AIGÜES RESIDUALS	
	BONERA AIGÜES DE LABORATORI	

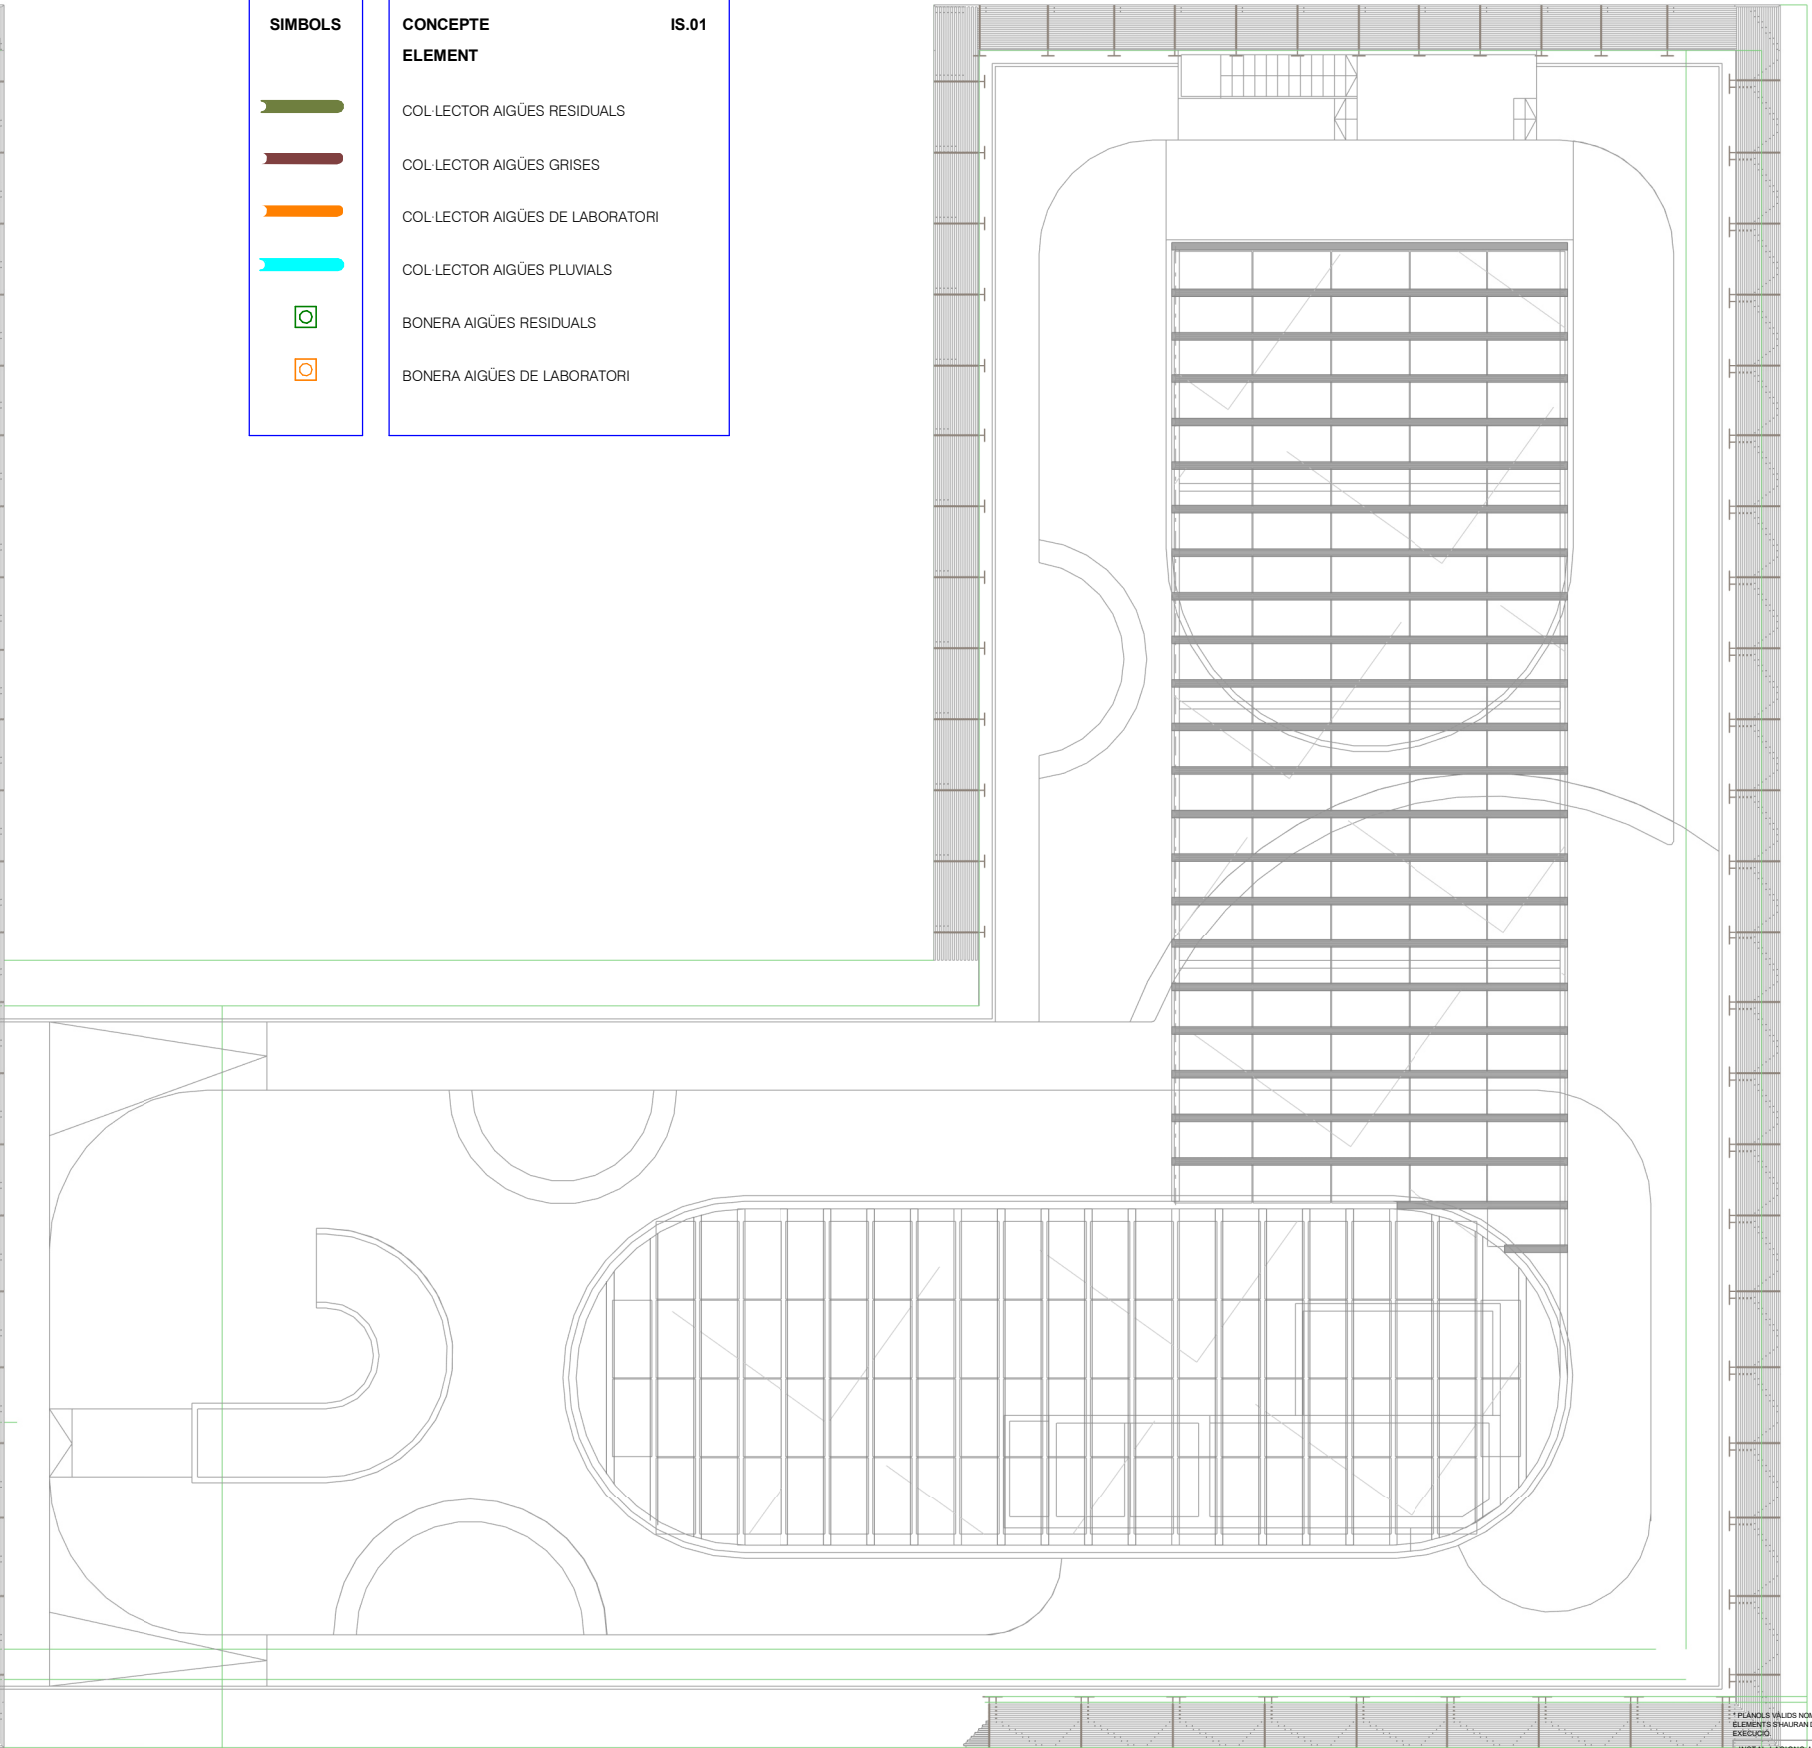

* PLÀNOLS VALIDS NOMÉS A EFECTES D'INSTAL·LACIONS. TOTS ELS ELEMENTS S'HAURAN DE REPLANTEJAR EN OBRA ABANS DE LA SEVA EXECUCIÓ.

INSTAL·LACIONS ARQUITECTÒNIQUES
PLAÇA SANT PIERRE 3. 08003 BARCELONA
tel: 0034 93 412 05 14 - fax: 0034 93 317 41 81
@ aia.cat
www.aia.cat

AIA

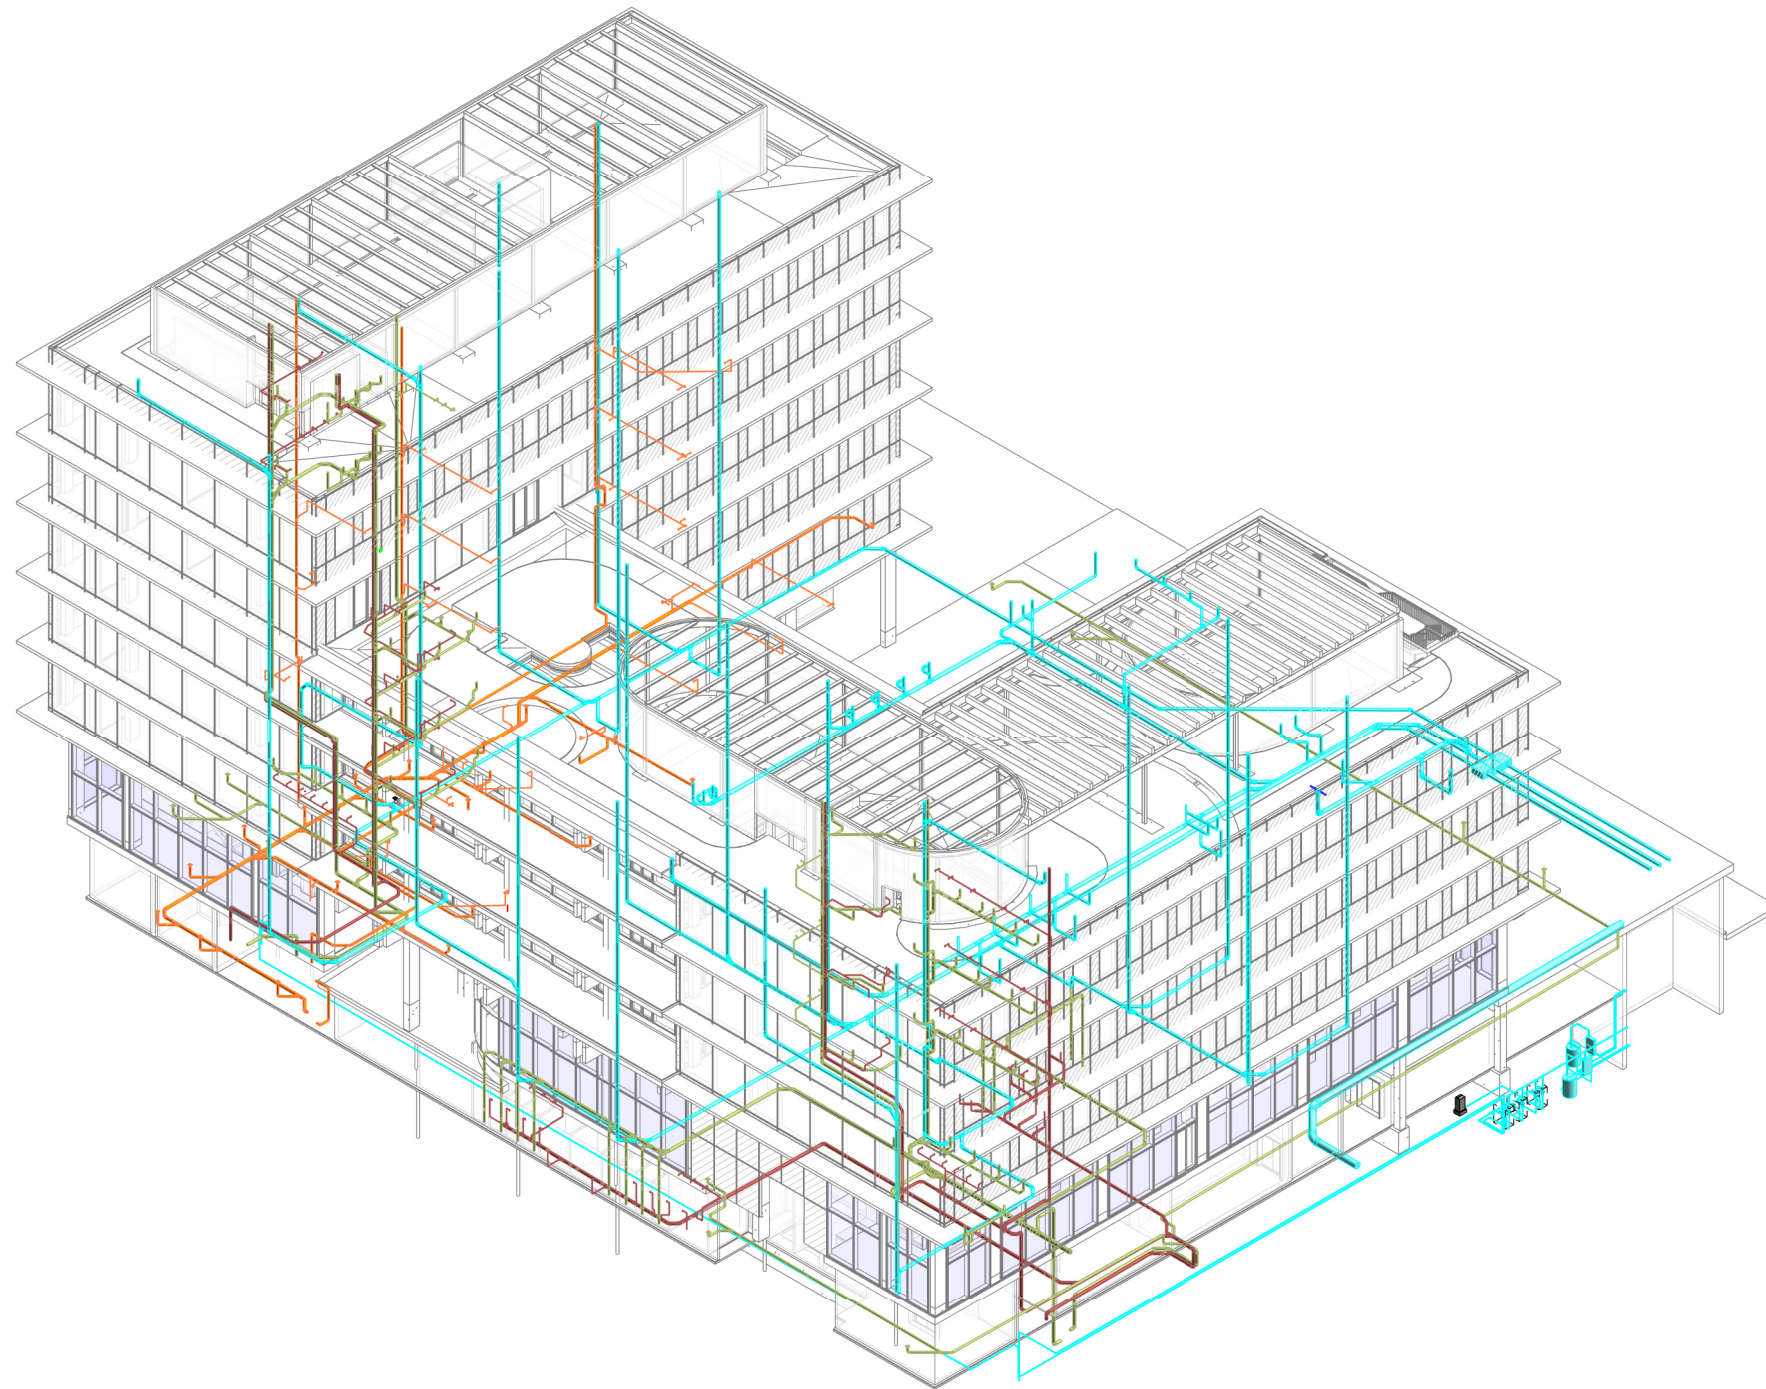

* PLÀNOLS VÀLIDS NOMÉS A EFECTES D'INSTAL·LACIONS, TOTS ELS ELEMENTS S'HAN DE REPLANTEJAR EN OBRA ABANS DE LA SEVA EXECUCIÓ.

INSTAL·LACIONS ARQUITECTÒNIQUES
PLAÇA SANT PERE 3. 08003 BARCELONA
tel : 0034 93 412 05 14 - fax : 0034 93 317 41 81
@ e-mail: ala@ala.cat
@ web: www.ala.cat

DATA DEL PROJECTE
Abril 2024
NOM DE L'ARXIU
MSP-IBEUFP-PROJ-EX-CENTRAL_INS_001_r22

AIA

Proiecte executiu



Títol del Projecte:

**CONJUNT ARQUITECTÒNIC FORMAT PER DOS EDIFICIS DE RECERCA
PER A LA UPF I L'IBE-CISC, SITUAT A L'ANTIC MERCAT EL PEIX**

Municipi (Comarca):
Barcelona

Codi: 3221 01

Títol del Plànol:

SANEJAMENT
Axonometria

Data:

Abri

Escala:


S/E

Úm. del plànol:

SN-11

11 de 11

Versió plànol: 000 | Fitxer: [22016 PEI SAN ESG R00.dwg] | viernes, 15 de marzo de 2024 14:27:29

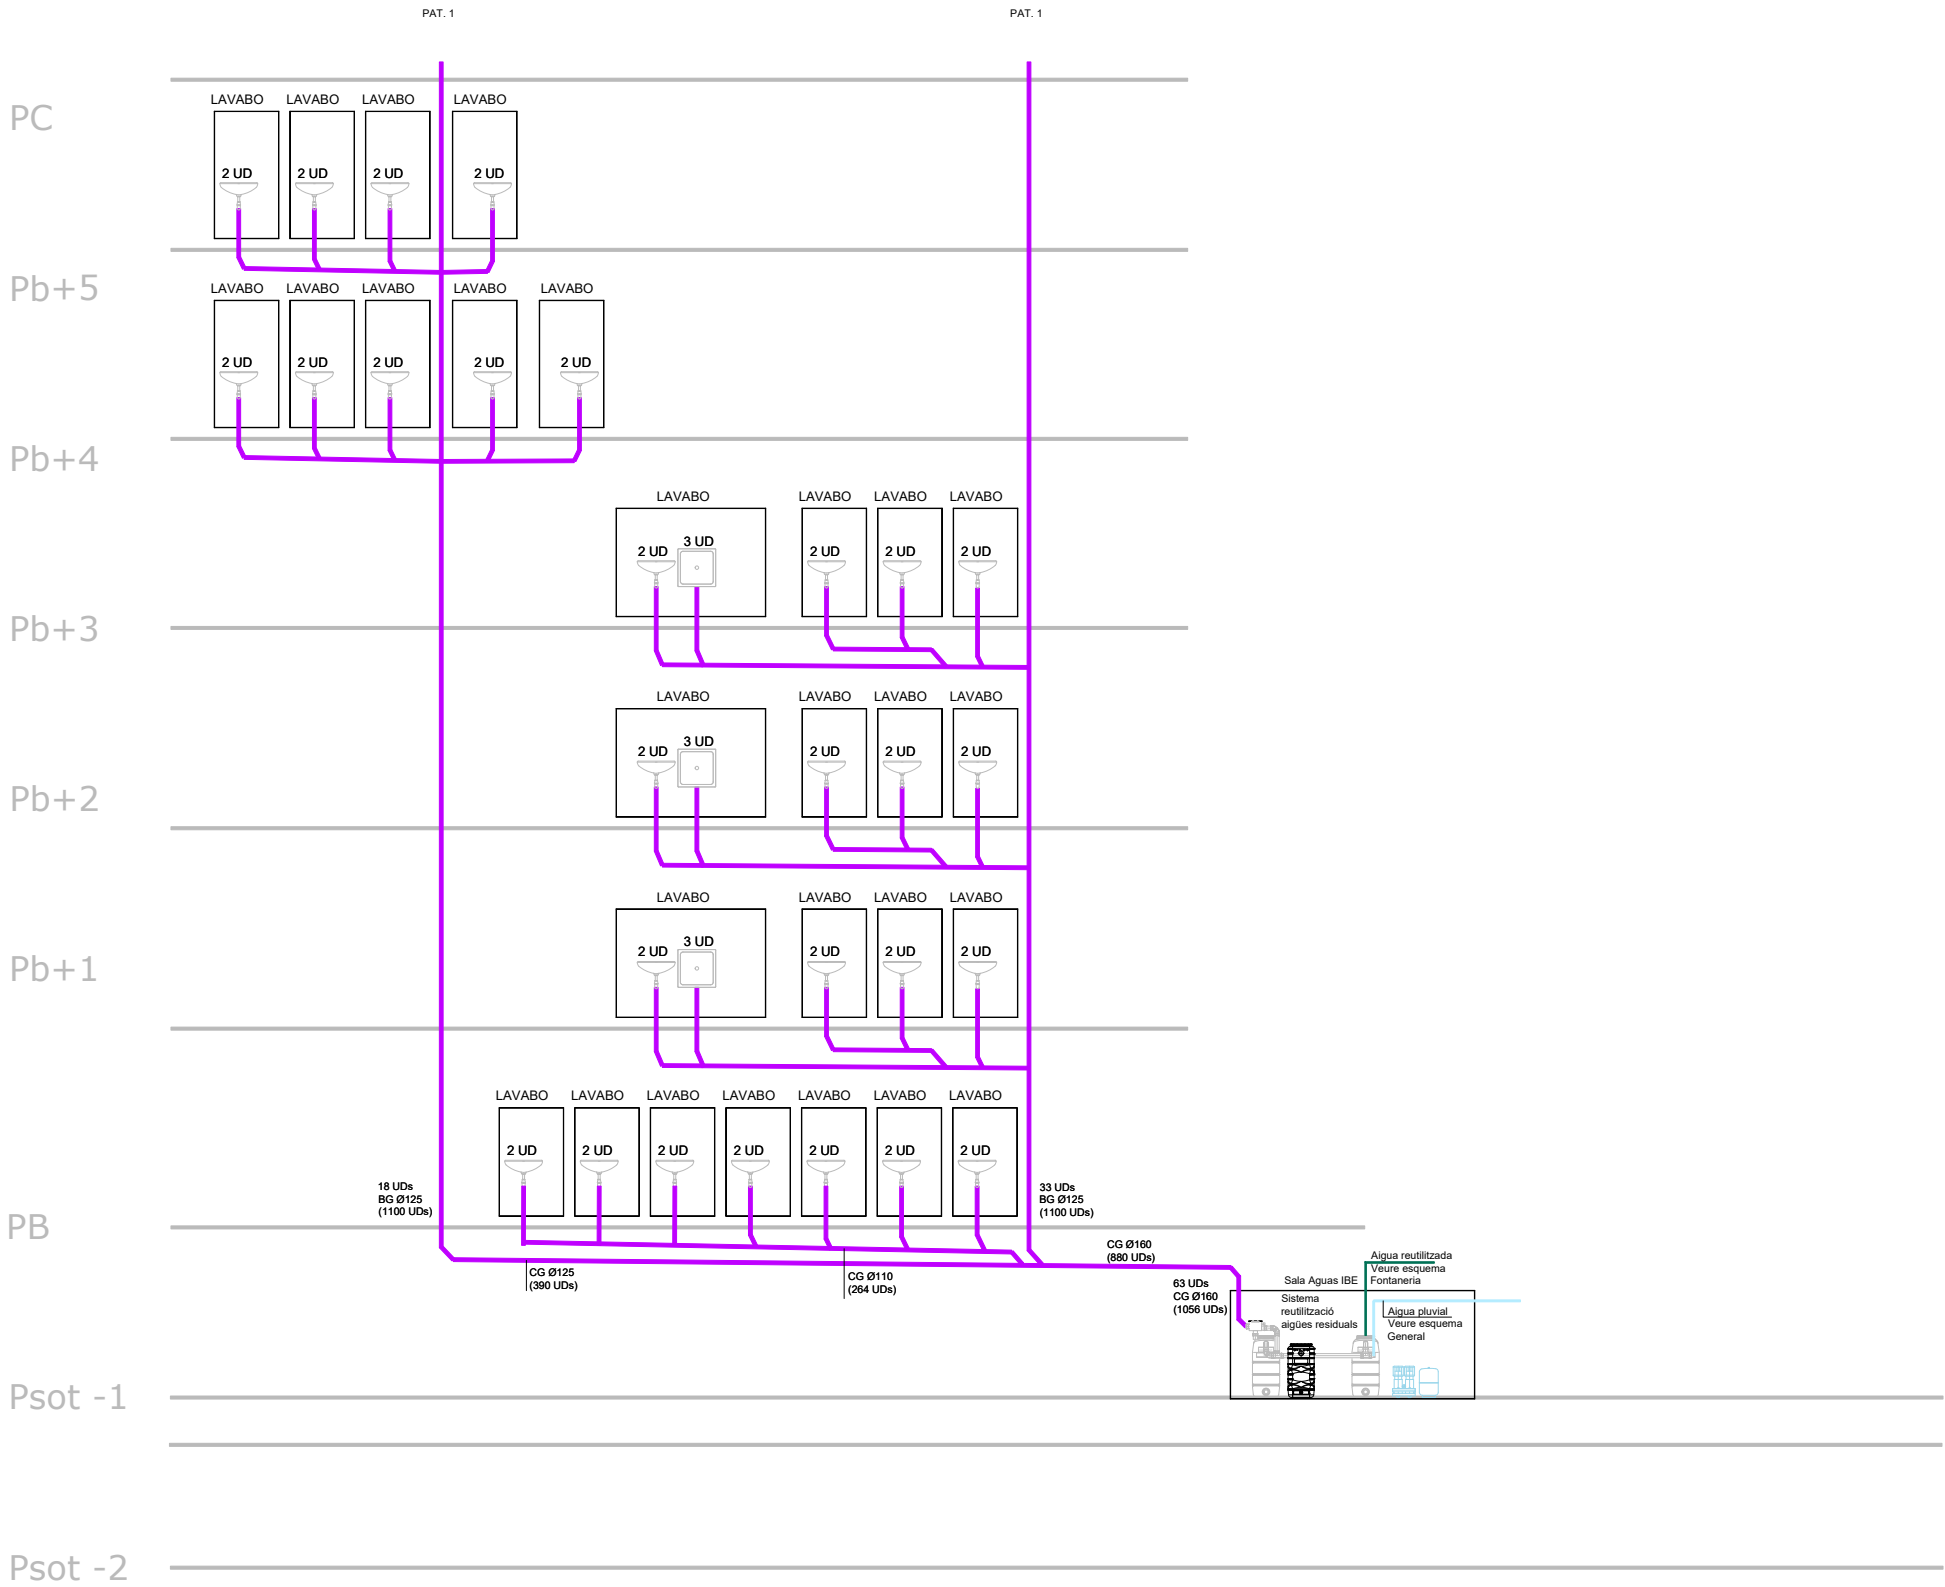


* PLÀNOLS VÁLIDOS NOMÉS A EFECTES D'INSTAL·LACIONS. TOTS ELS ELEMENTS D'HABITACIÓ DE REPLANTEJAR EN OBRA HABEN DE LA SEVA EJECUCIÓN.

INSTAL·LACIONS ARQUITECTÒNIQUES
PLAÇA SANT PERE 3, 08003 BARCELONA
tel.: 0034 93 412 05 14 - fax: 0034 93 317 41 81
@ a-mail: aia@aia.cat
@ web: www.aia.cat

DATA DEL PROJECTE
Febrer 2024
NOM DE L'USUARI
022016 PEI SAN ESG R00

AIA

Versió plànol: 000 | Fitxer: [22016 PEI SAN ESQ R00.dwg] | viernes, 15 de marzo de 2024 14:27:29

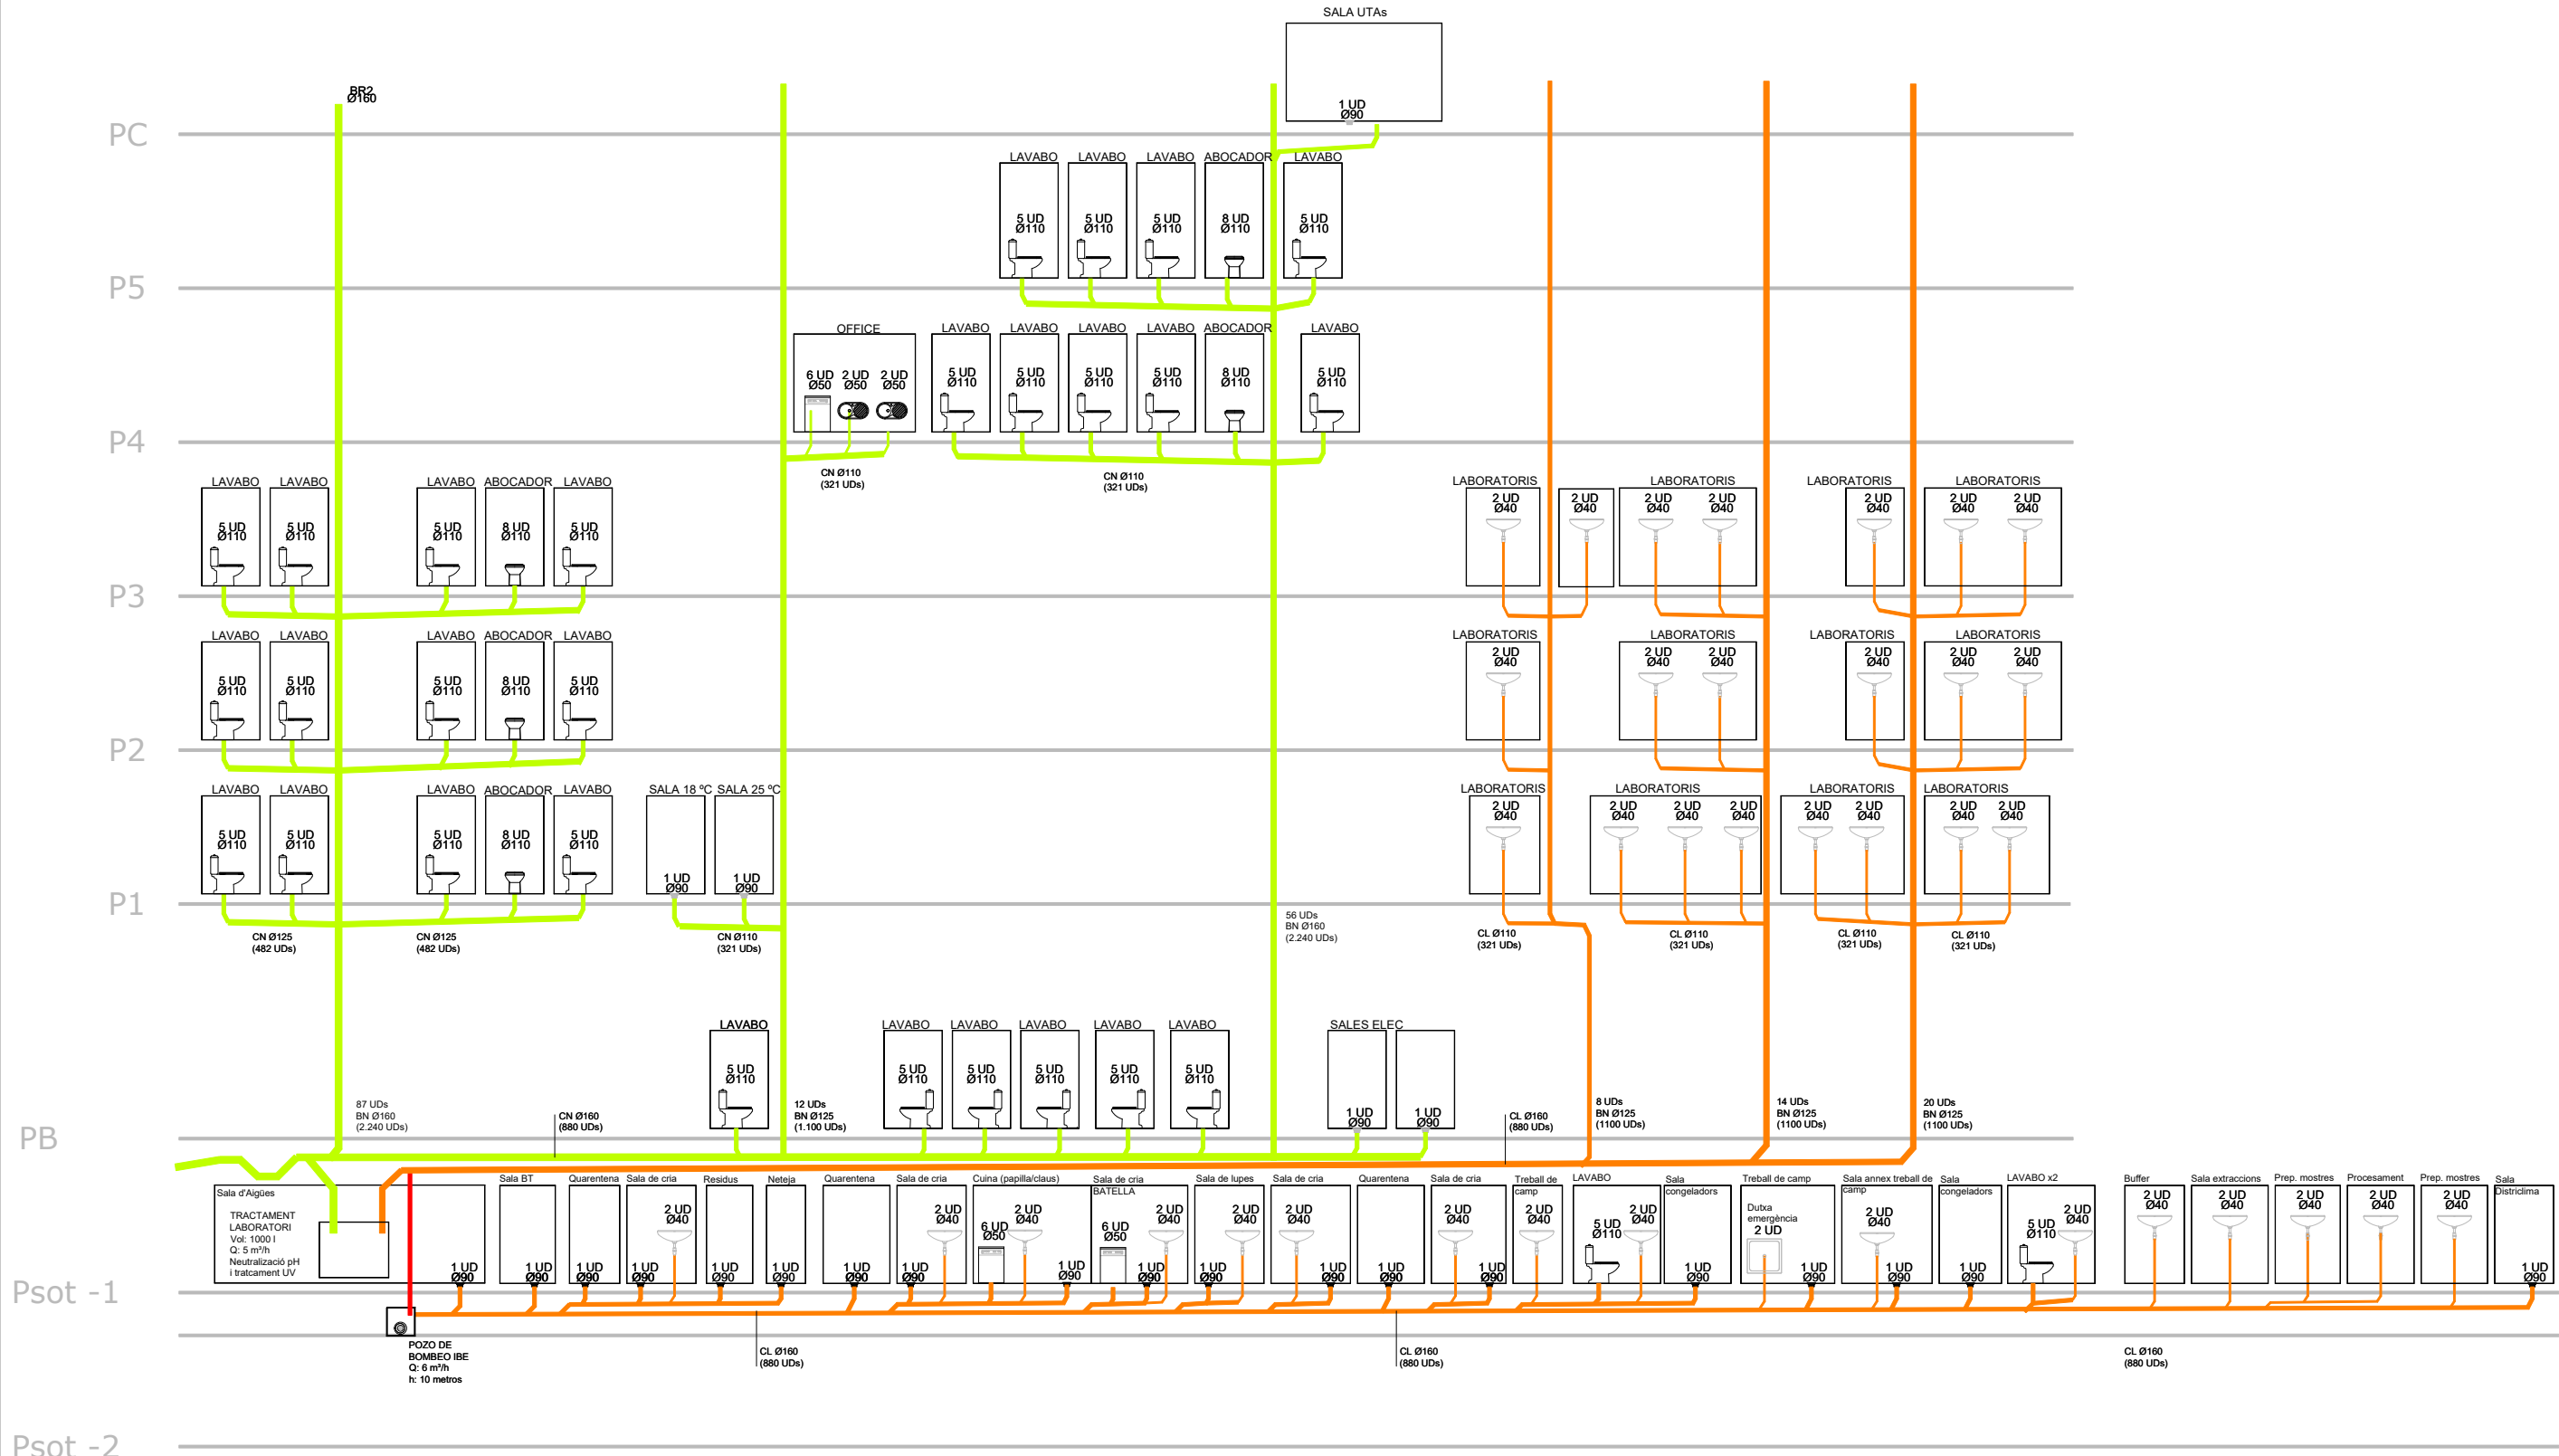

* PLÀNOLS VÀLIDS NOMÉS A EFECTES D'INSTAL·LACIONS. TOTS ELS ELEMENTS S'HAURAN DE REPLANTAJAR EN OBRA ABANS DE LA SEVA EXECUCIÓ.

INSTAL·LACIONS ARQUITECTÒNIQUES
PLAÇA SANT PERE 3, 08003 BARCELONA
tel.: 0034 93 412 05 14 - fax: 0034 93 317 41 81
@ a-mail: aia@aia.cat
@ web: www.aia.cat

DATA DEL PROJECTE
Febrer 2024
NOM DE L'USUARI
[22016 PEI SAN ESQ R00]

AIA

Generalitat de Catalunya

INCASÒL
Institut Català del Sol

CSIC
CONSEJO SUPERIOR DE INVESTIGACIONES CIENTÍFICAS

upf.
Universitat Pompeu Fabra
Barcelona

INSTITUT de BIOLOGIA EVOLUTIVA i BE

ZGF
ZIMMER GUNDEL FRASCA ARCHITECTS LLP

MIRAG
DOUBLE TWIST ARCHITECTS

Títol del Projecte:
CONJUNT ARQUITECTÒNIC FORMAT PER DOS EDIFICIS DE RECERCA PER A LA UPF I L'IBE-CSIC, SITUAT A L'ANTIC MERCAT DEL PEIX

Municipi (Comarca):
Barcelona (Barcelonès)

Codi: 3221 01

Títol del Plànol:
SANEJAMENT
Esquema Aigües residuals - CSIC

Data:
Abril 2024


Escala: ISO - A3 SE

Núm. del plànol:
SAN-E 02

Full 02 de 6



Versió plànol: 000 | Fitxer: [22016 PEI SAN ESQ R00.dwg] | viernes, 15 de marzo de 2024 14:27:29

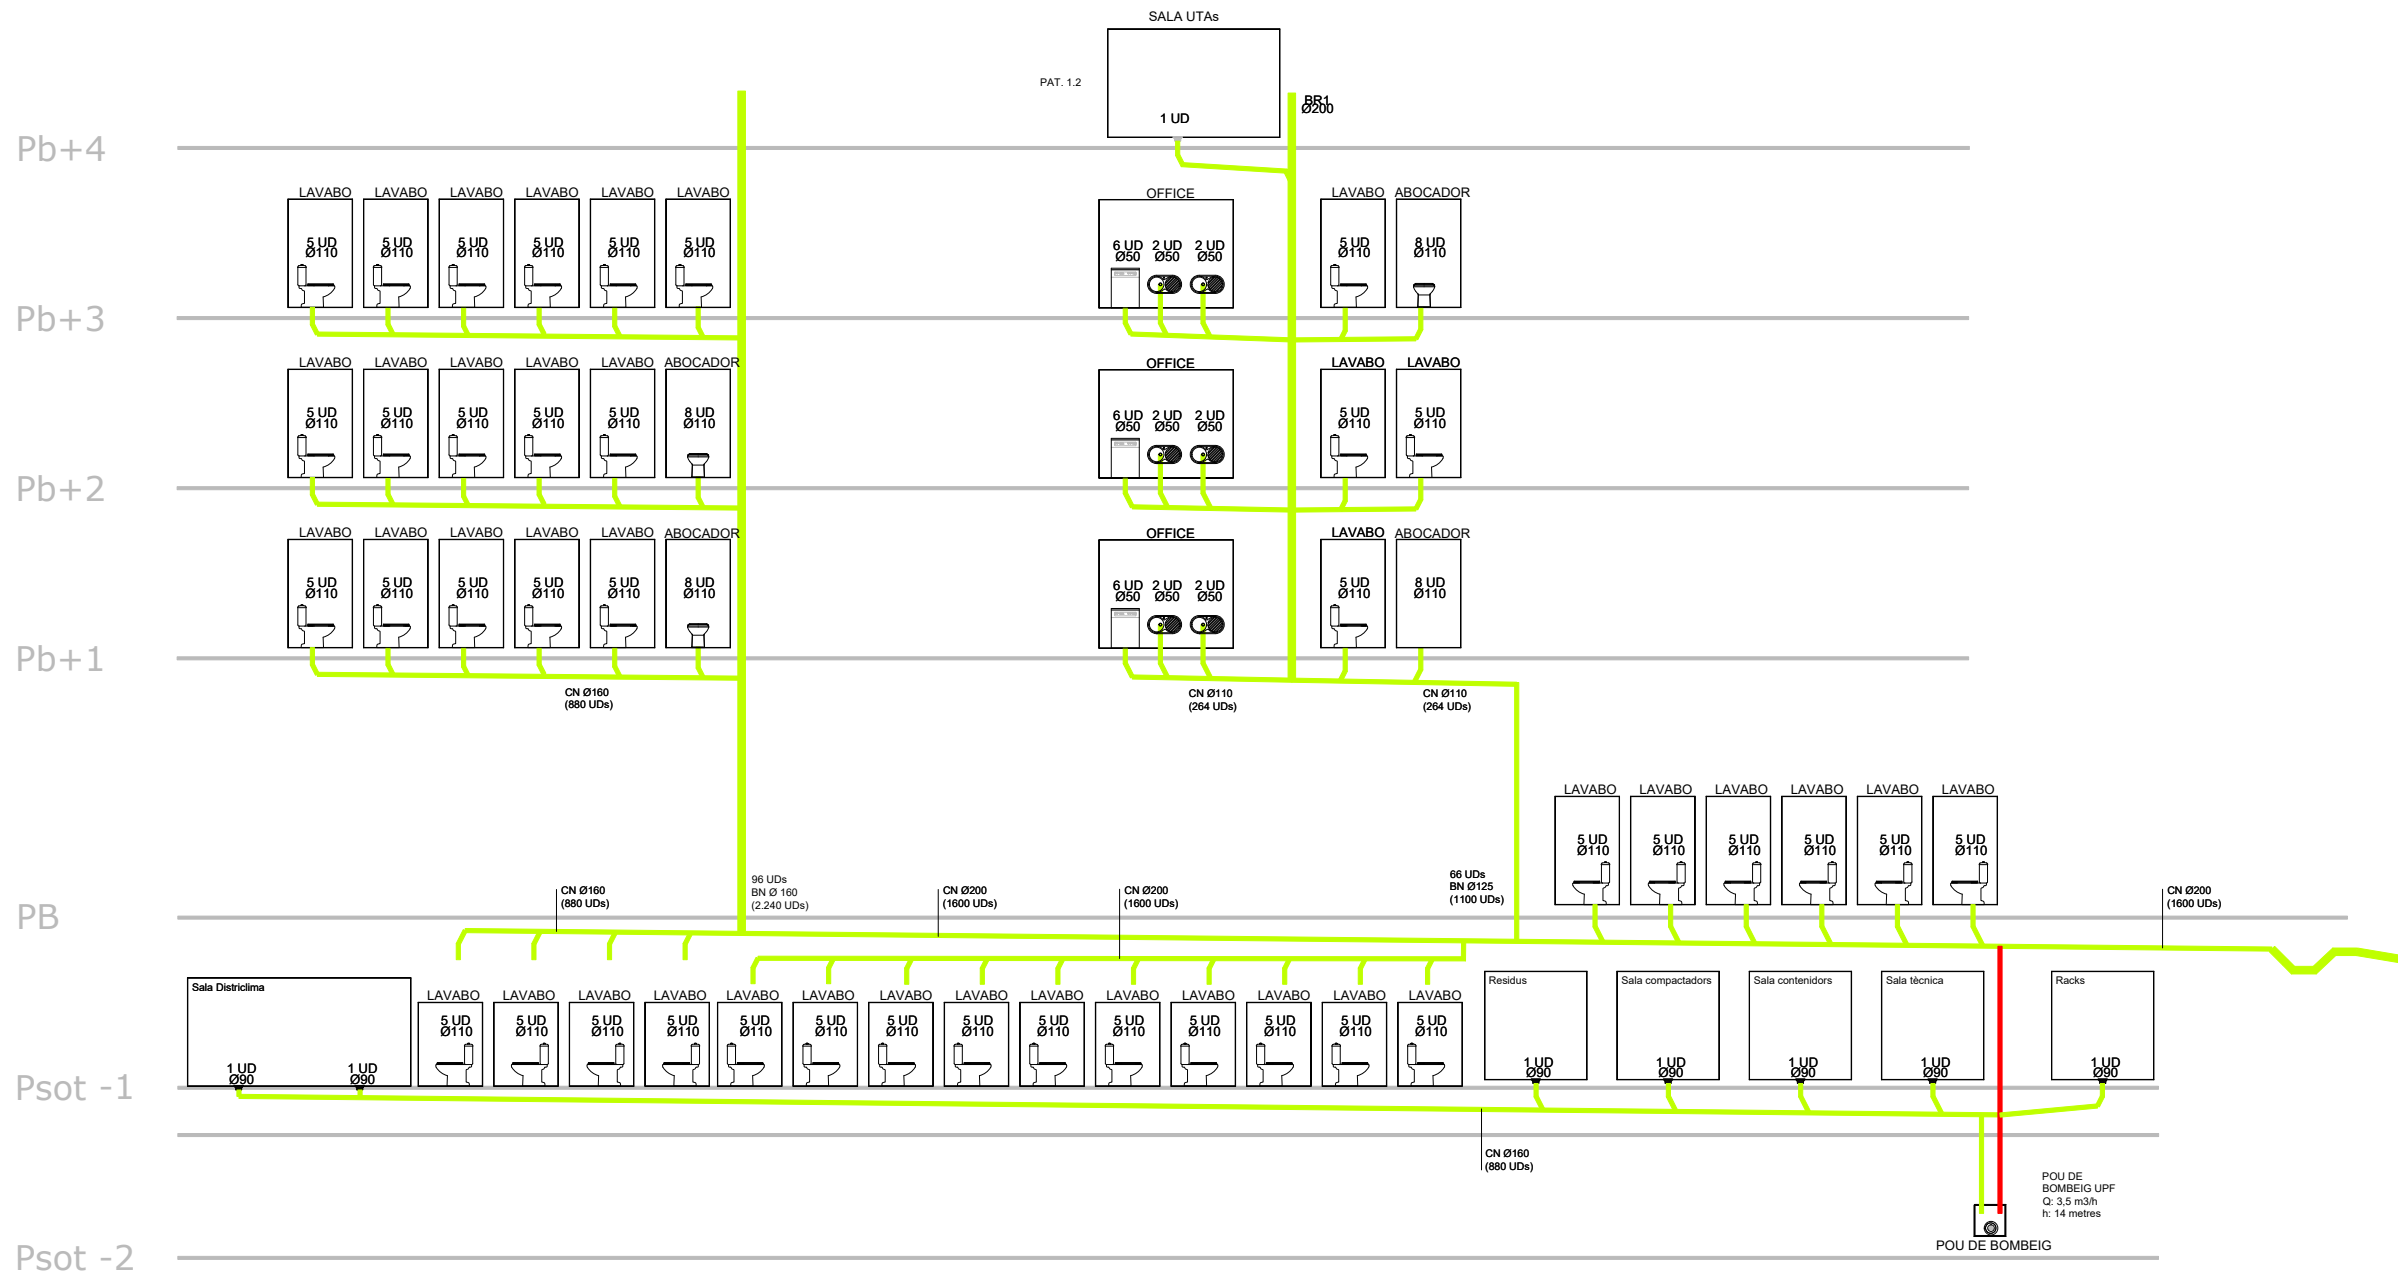


* PLÀNOLS VÁLIDS NOMÉS A EFECTES D'INSTAL·LACIONS. TOTS ELS ELEMENTS S'HAN DE REPLANTEJAR EN OBRA ABANS DE LA SEVA EXECUCIÓ.

INSTAL·LACIONS ARQUITECTÒNIQUES
PLAÇA SANT PERE 3, 08003 BARCELONA
tel.: 0034 93 412 05 14 - fax: 0034 93 317 41 81
@ a-ned aia.cat
@ aia aia.cat

DATA DEL PROJECTE
Febrer 2024
NOM DE L'ARXIU
[22016 PEI SAN ESQ R00]



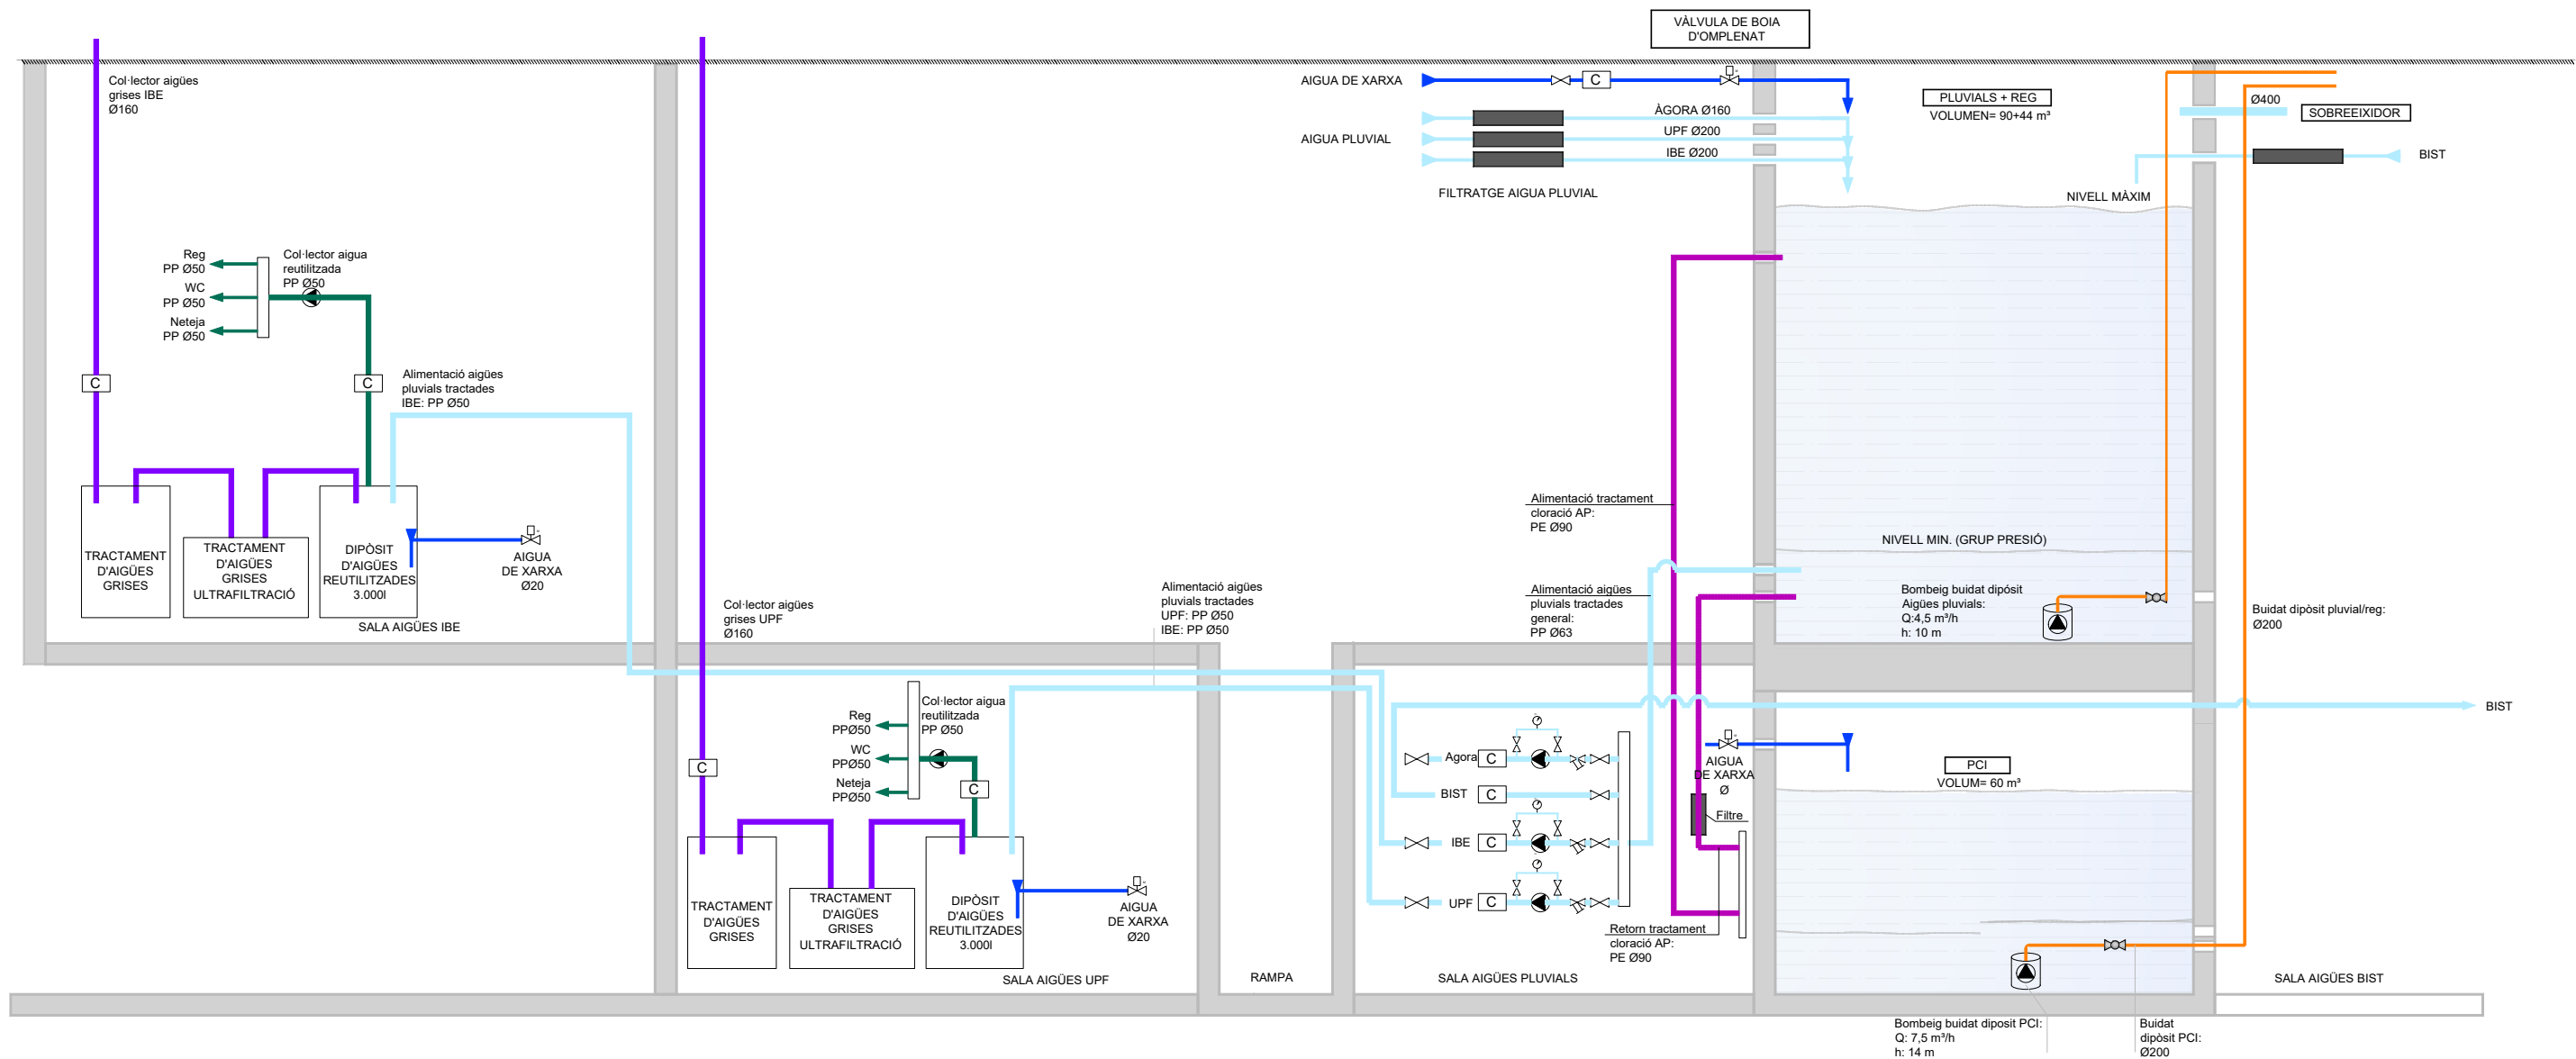


* PLÀNOLS VÁLIDS NOMÉS A EFECTES D'INSTAL·LACIONS. TOTS ELS ELEMENTS D'AURAN DE REPLANTEJAR EN OBRA ABANS DE LA SEVA EXECUCIÓ.

INSTAL·LACIONS ARQUITECTÒNIQUES
PLAÇA SANT PERE 3, 08003 BARCELONA
tel.: 0034 93 412 05 14 - fax: 0034 93 317 41 81
@ a-ned aia@aia.cat
@ aia aia.cat


DATA DEL PROJECTE
Febrer 2024
NOM DE L'URB/EDIFICI
[22016 PEI SAN ESQ R00]

AIA


Versió plànol: 000 | Fitxer: [22016 PEI SAN ESG R00.dwg] | viernes, 15 de marzo de 2024 14:27:29

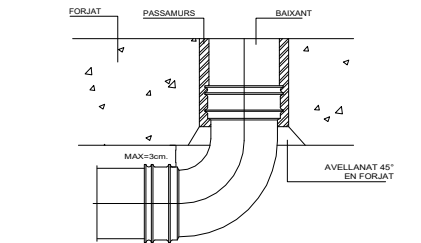


DETALL DE BAIXANT AL PAS DE FORJAT
SENSE ESCALA

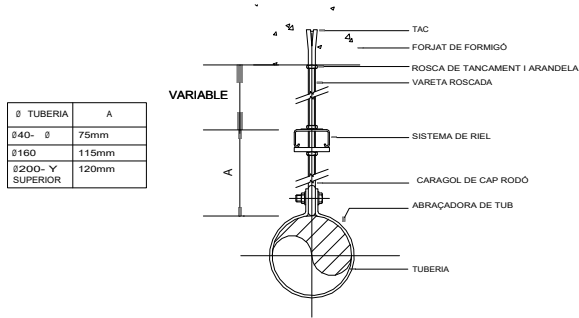


FIXACIÓ EN FORMIGÓ (AMB TAC)
SENSE ESCALA

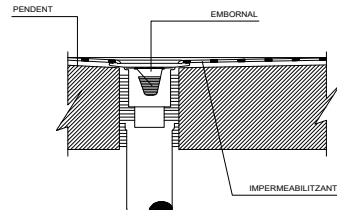


DETALLS EMBORNAL
SENSE ESCALA

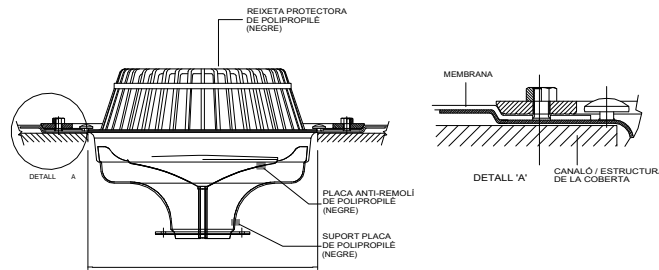


EMBORNAL COBERTA DE MEMBRANA
SENSE ESCALA

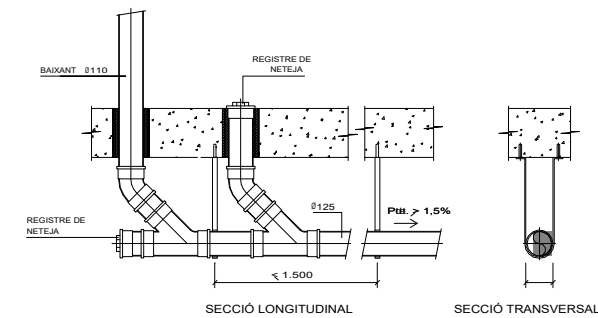


COL·LECTOR SUSPÈS DEL SOSTRE - ZONA A PEU DE BAIXANT
SENSE ESCALA
(Cotes en mm.)

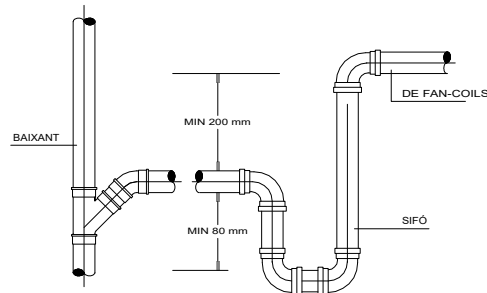


DETALL TIPUS CONNEXIÓ DE XARXA DE CONDENSATS A BAIXANTS
SENSE ESCALA

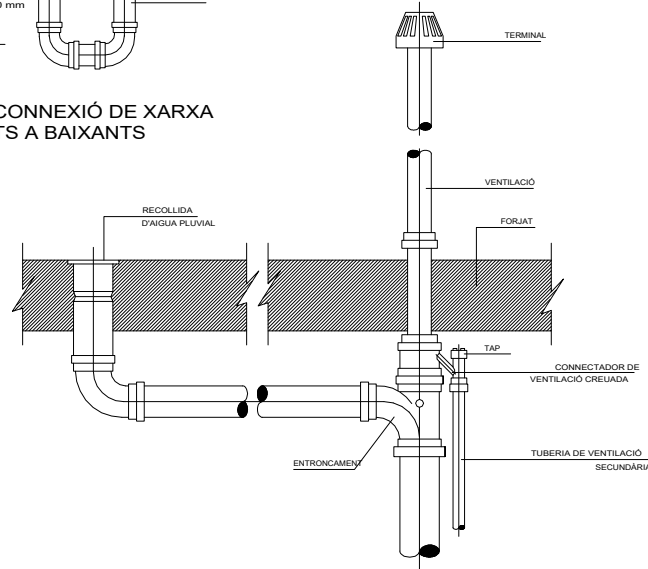


DETALL CONNEXIÓ A EMBORNAL
SENSE ESCALA

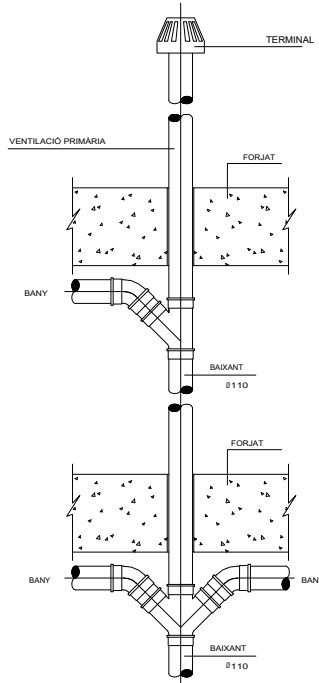

DETALL CONNEXIÓ DE BANYS
SENSE ESCALA

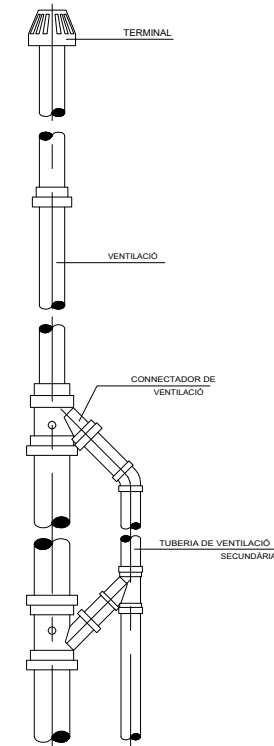

DETALL CONNEXIÓ VENTILACIÓ
SENSE ESCALA

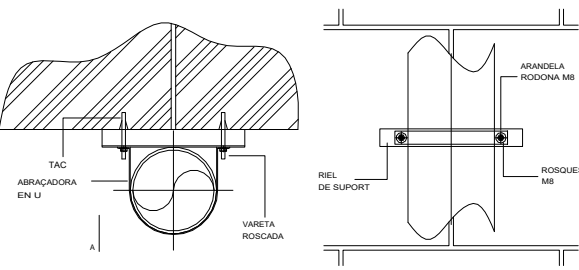

FIXACIÓ EN VERTICAL
SENSE ESCALA

* PLÀNOLS VÁLIDS NOMÉS A EFECTES D'INSTAL·LACIONS. TOTS ELS ELEMENTS S'HAN DE REPLANTEJAR EN OBRA ABANS DE LA SEVA EXECUCIÓ.

INSTAL·LACIONS ARQUITECTÒNIQUES
PLAÇA SANT PERE 3, 08003 BARCELONA
tel.: 0034 93 412 05 14 - fax: 0034 93 317 41 81
@ a-mail: aia@aia.cat
@ web: www.aia.cat

DATA DEL PROJECTE: Febrer 2024
NOM DE L'ARXIU: 022016 PEI SAN ESG R00

AIA

Generalitat de Catalunya

INCASÒL Institut Català del Sòl

CSIC CONSEJO SUPERIOR DE INVESTIGACIONES CIENTÍFICAS

upf. Universitat Pompeu Fabra Barcelona
INSTITUT de BIOLOGIA EVOLUTIVA i:be CSIC upf.

ZGF ZIMMER GUNDEL FRASCA ARCHITECTS LLP
MIRAG DOUBLE TWIST ARCHITECTS

Títol del Projecte:
CONJUNT ARQUITECTÒNIC FORMAT PER DOS EDIFICIS DE RECERCA PER A LA UPF I L'IBE-CSIC, SITUAT A L'ANTIC MERCAT DEL PEIX

Municipi (Comarca):
Barcelona (Barcelonès)

Codi: 3221 01

Títol del Plànol:
SANEJAMENT
Detalls

Data:
Abril 2024

Escala: ISO - A3 SE

Núm. del plànol:

SAN-D 01

Full 06 de 6