


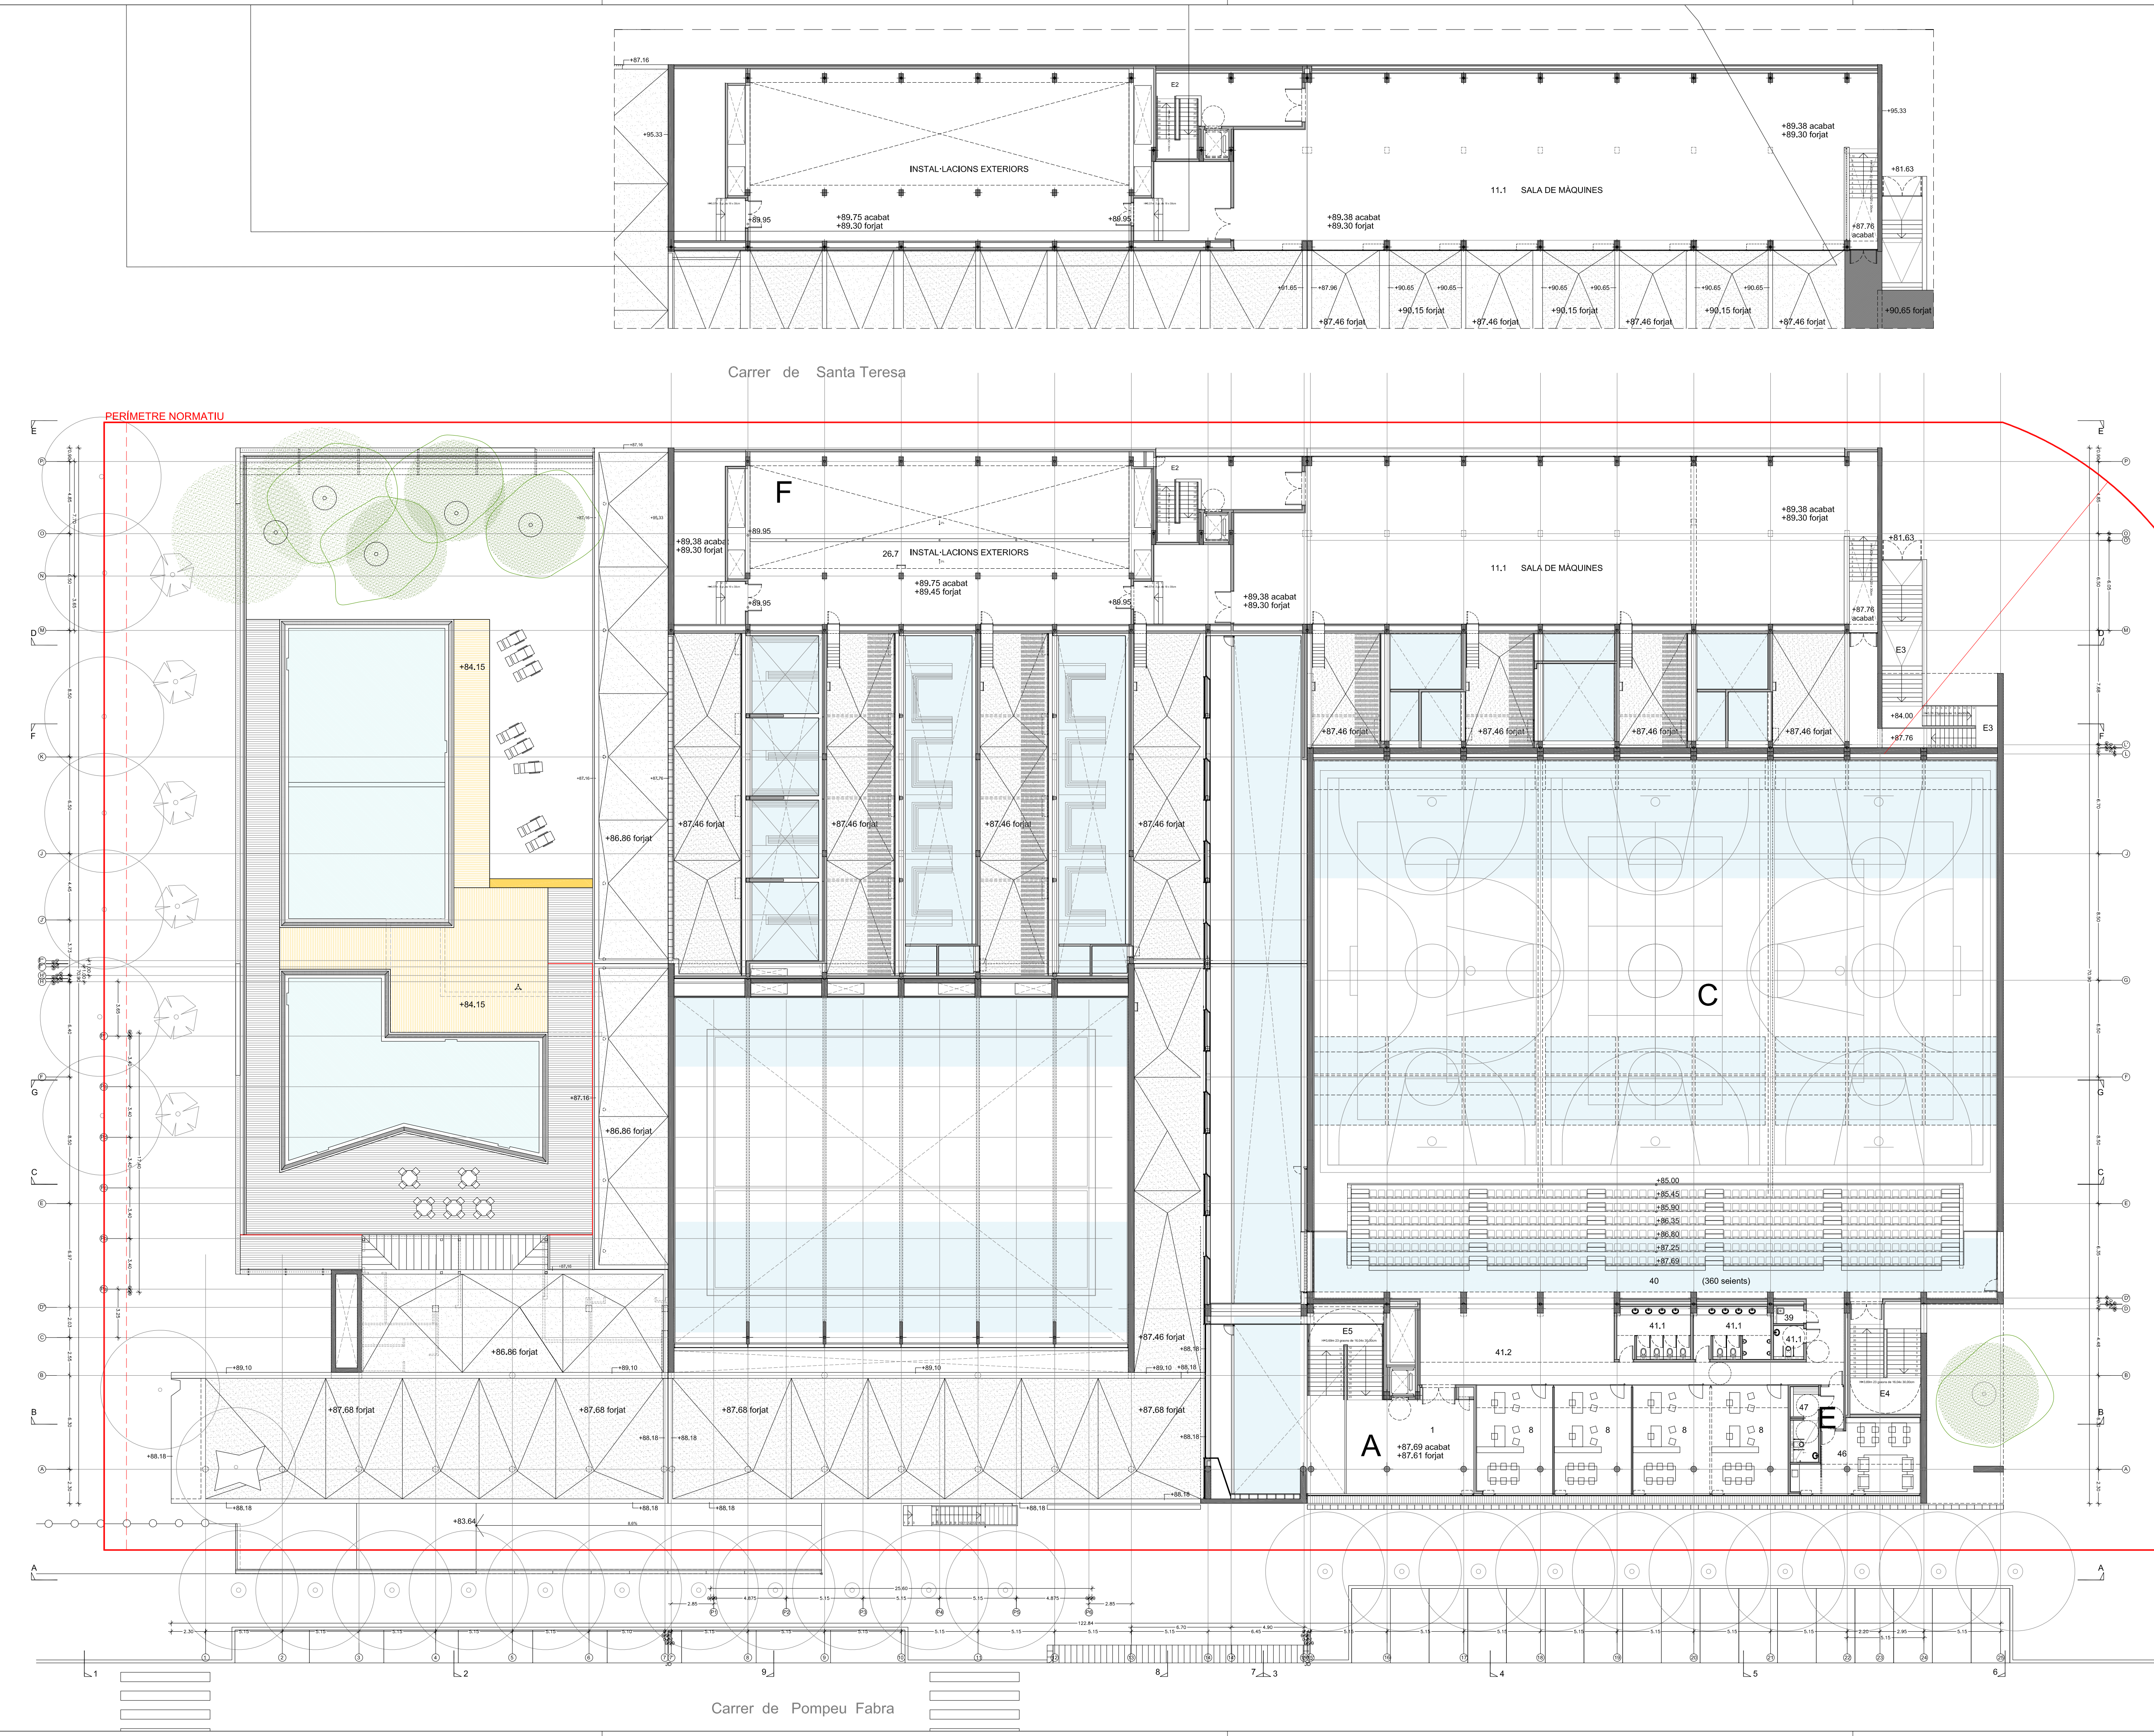

A ÀREES COMUNES
ZONA ESPORTIVA

1 Vestíbul
2 Recepció
3 Serveis vestíbul
4 Local (ús a definir)
5 Local (ús a definir)
6 Despatxos administració
7 Despatx recepció
8 Entrades
9 Serveis entrades
10 Cafeteria
11 Sala
12 Barra
13 Cuina
14 Oficina-sala descans personal
15 Vestidor personal

B PISCINA INTERIOR

9 Recinte vas principal
9.1 Natació (5 carrils)
9.2 Activitats dirigides i zona lúdica
9.3 Piscina
10 Zona aigües:
10.1 Sauna
10.2 Dutes comunitàries
10.3 Bany de vapor
11 Sales cardiovasculars
11.1 Sala spinning
11.2 Sala spinning
13 Sala polivalent
15 Serveis
15.1 WC
15.2 Netseja
16 Vestidors d'abonats:
16.1 Accés vestidors
16.2 Abocador
16.3 Vestidor
16.4 WC
16.5 Dutes
16.6 Dutes accés platja
17 Vestidors de grup:
17.1 Vestidor
17.2 Dutes
17.3 WC
17.4 Passadís
17.5 Dutes accés platja
18 Vestidors d'entrades
19 Vestidors monitors
20 Vestidors discapacitats/abonats
21 Magatzem piscina
23 Control piscina / sala descans
24 WC platja
25 Observació i vestidor
29 Passadís pous bruts

C PAVELLÓ POLIESPORTIU

27 Piscina triple 45x27x5m
28 Gimnàs musculació
30 Passadís - Àrea de descans
31 Vestidors d'abonats
31.1 Vestidor
31.2 Dutes
31.3 WC
31.4 Distribució
32 Vestidor d'entrades
33 Informeria
34 Oficina monitors
35 Magatzem de pistes
36 Magatzem de material (sota grades)
37 Passadís de pous bruts
38 Serveis de pista
39 Netseja
40 Grades
41 Serveis de grades
41.1 WC
41.2 Accessos entrades, grades i serveis

D APARCAMENT

43 Places d'aparcament
43.1 Zona 1
43.2 Zona 2
44 Control
45 Serveis

E PISCINA EXTERIOR

48 Vas piscina
49 Platja
50 Solarium
51 Terrassa cafeteria

NOVA PISCINA EXTERIOR

52 Nou vas piscina
53 Dutes

F INSTAL·LACIONS

26.1 E.T.
26.2 Quadres elèctrics
26.3 G.E.
26.4 Taller
26.5 Xarxeria d'extracció
26.6 Muntant d'instal·lacions
26.7 Instal·lacions exteriors
26.8 Recinte pou local
26.9 Ventiladors impulsat alre aparcarment
26.10 Vas de compensació piscina interior
26.11 Vas netseja fibres
26.12 Vas de compensació piscina exterior
26.13 Dipòsit hipodròmic
26.14 Dipòsit d'ortidric
26.15 Recinte boques de càrrega dipòsit

PROJECTE AS BUILT
2a FASE – EDIFICACIÓ
COMPLEX ESPORTIU TORRE ROJA
VILADECANS

MANUEL BRULLET I TENAS
ALFONSO DE LUNA COLLEFORS
arquitectes
BRULLET I ASSOCIATS S.L.P.

a. detall
b. planol a on hi ha el detall
c. planol que necessita el detall

PLANTA PRIMERA

escala: 1/200

document substituït:

data entrega: febrer 2015

observacions:

ARXIU

145-VILADECANS-CE PO-06-210A