


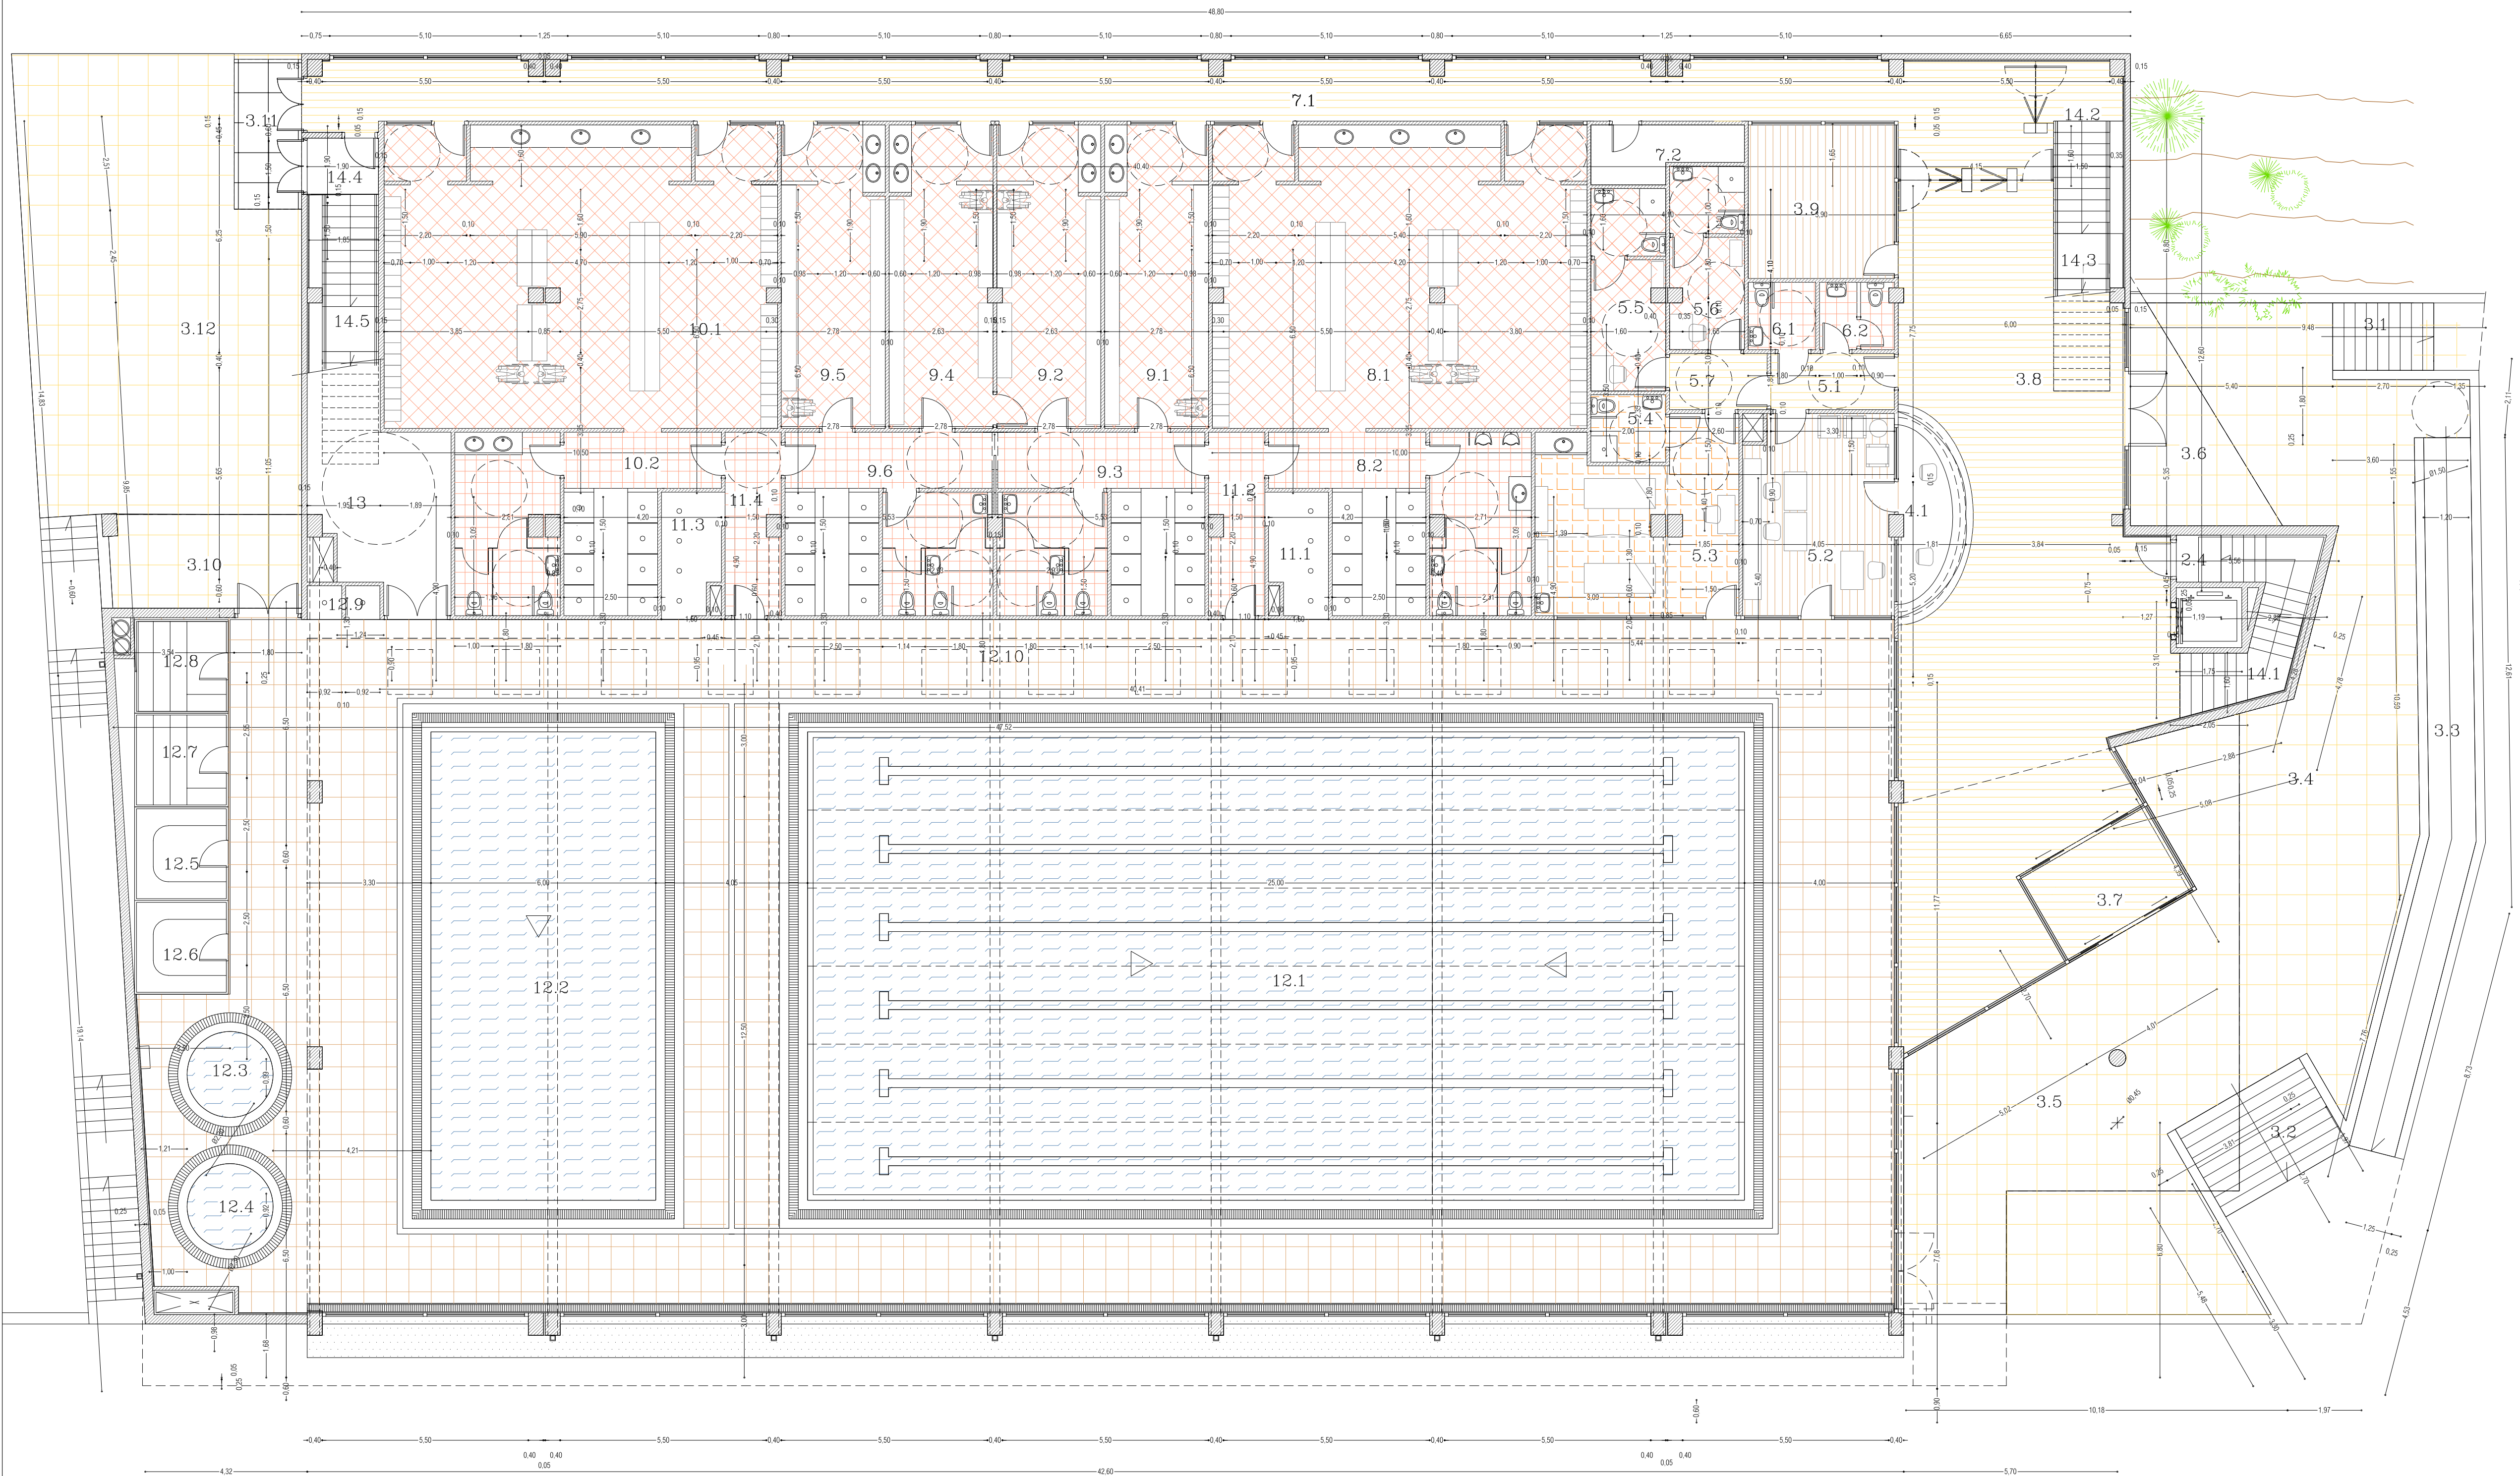

QUADRE DE SUPERFÍCIES CONSTRUÏDES	
PLANTA INFERIOR	
SUPERFÍCIE CONSTRUÏDA PLANTA INFERIOR	708.59M2
PLANTA BAIXA	
SUPERFÍCIE CONSTRUÏDA VESTIDORS I PISCINA	1.721.80M2
SUPERFÍCIE CONSTRUÏDA PORXO 50%	50.13M2
SUPERFÍCIE CONSTRUÏDA PLANTA VESTIDORS I PISCINA	1.771.93M2
PLANTA SUPERIOR	
SUPERFÍCIE CONSTRUÏDA PLANTA SUPERIOR	808.45M2
PLANTA COBERTA	
SUPERFÍCIE CONSTRUÏDA PLANTA COBERTA	28.67M2
SUPERFÍCIE CONSTRUÏDA TOTAL PROJECTE	3.317.64M2

QUADRE DE SUPERFÍCIES UTILS.VOLUMS I LLUMINACIONS I VENTILACIONS				
Nº	DENOMINACIÓ	SUPER.UTIL	VOLUM	ILLUM.VENT
PLANTA SEMISOTERRANI				
1- GALERIA DE SERVEIS I INSTAL·LACIONS				
1.1	GALERIA DE SERVEIS	556.94 m2	2.286.45 m3	71.50 m2
1.2	CAMBRA CALDERES	37.75 m2	153.75 m3	—
1.3	VESTIBUL ACCÉS CALDERES	3.15 m2	12.60 m3	—
1.4	SALA DEL GRUP ELECTROGEN	13.50 m2	55.55 m3	—
1.5	ARMARI DISTRIBUCIO ELECTRICITAT	5.55 m2	2.28 m3	—
2- COMUNICACIONS				
2.1	DISTRIBUIDOR	20.09 m2	82.26 m3	—
2.2	TRASTER	6.14 m2	25.17 m3	—
2.3	ESCALA ACCÉS PLANTA BAIXA	11.54 m2	—	—
2.4	REPLÀ ESCALA	1.49 m2	4.61 m3	—

PLANTA BAIXA				
3- ACCESSOS I VESTIBUL				
3.1	ESCALA ACCÉS TERRASSA	4.86 m2	—	—
3.2	ESCALA ACCÉS TERRASSA	10.29 m2	—	—
3.3	RAMPA ACCÉS TERRASSA	24.15 m2	—	—
3.4	TERRASSA DESCOBERTA	100.92 m2	—	—
3.5	PORXO D'ENTRADA	74.39 m2	—	—
3.6	PORXO D'ENTRADA	13.46 m2	—	—
3.7	CANCELL ENTRADA	9.52 m2	47.60 m3	23.47 m2
3.8	VESTIBUL	119.68 m2	478.70 m3	39.52 m2
3.9	GUARDERIA INFANTS	16.00 m2	49.60 m3	vent.forg.
3.10	TERRASSA COBERTA	12.63 m2	—	—
3.11	TERRASSA COBERTA	7.20 m2	—	—
3.12	TERRASSA DESCOBERTA	83.17 m2	—	—
4- CONTROL				
4.1	CONTROL D'ACCESSOS I VASOS	6.76 m2	—	—
5- ZONA ADMINISTRACIÓ, INFERMERIA I VESTIDORS TÈCNICS -ARBITRES				
5.1	PAS DISTRIBUIDOR	4.95 m2	15.34 m3	vent.forg.
5.2	ADMINISTRACIÓ	21.23 m2	67.45 m3	vent.forg.
5.3	INFERMERIA	25.07 m2	77.71 m3	vent.forg.
5.4	SERVEI ADAPTAT	3.60 m2	11.16 m3	vent.forg.
5.5	VESTIDORS TÈCNICS -ARBITRES	10.64 m2	32.98 m3	vent.forg.
5.6	VESTIDORS TÈCNICS -ARBITRES	9.66 m2	29.94 m3	vent.forg.
5.1	PAS DISTRIBUIDOR	3.90 m2	12.90 m3	vent.forg.
6- SERVEIS PÚBLIC				
6.1	SERVEIS MIXTA	3.24 m2	10.04 m3	vent.forg.
6.2	SERVEIS ADAPTAT MIXTA	3.54 m2	10.97 m3	vent.forg.
7- COMUNICACIONS				
7.1	PAS DISTRIBUIDOR	74.79 m2	231.84 m3	66.00 m2
7.2	MAGATZEM AUXILIAR I NETEJA	5.30 m2	16.43 m3	—
8- VESTIDORS ABONATS HOMES				
8.1	VESTIDORS	80.00 m2	248.00 m3	vent.forg.
8.2	DUTXES I SERVEIS	27.84 m2	86.30 m3	vent.forg.
9- VESTIDORS PER A GRUPS				
9.1	VESTIDORS-1-	22.38 m2	69.37 m3	vent.forg.
9.2	VESTIDORS-2-	22.32 m2	61.19 m3	vent.forg.
9.3	DUTXES.SERVEIS VESTIDORS 1 i 2	26.16 m2	81.09 m3	vent.forg.
9.4	VESTIDORS-3-	22.32 m2	61.19 m3	vent.forg.
9.5	VESTIDORS-4-	22.38 m2	69.37 m3	vent.forg.
9.6	DUTXES.SERVEIS VESTIDORS 3 i 4	26.16 m2	81.09 m3	vent.forg.
10-VESTIDORS ABONATS DONES				
10.1	VESTIDORS	83.87 m2	260.00 m3	vent.forg.
10.2	DUTXES I SERVEIS	27.82 m2	86.24 m3	vent.forg.
11- COMUNICACIÓ VESTIDORS-VASOS				
11.1	TÒNEL DE DUTXES	5.09 m2	12.72 m3	vent.forg.
11.2	ACCÉS DE VASOS A VESTIDORS	7.11 m2	22.04 m3	vent.forg.
11.3	TÒNEL DE DUTXES	5.09 m2	12.79 m3	vent.forg.
11.4	ACCÉS DE VASOS A VESTIDORS	7.11 m2	22.04 m3	vent.forg.
12-ZONA VASOS PISCINA				
12.1	VAS PRINCIPAL	312.50 m2	2.159.18 m3	188.91 m2
12.2	VAS COMPLEMENTARI	75.00 m2	525.00 m3	188.91 m2
12.3	HIDROMASSATGE	4.15 m2	—	—
12.4	HIDROMASSATGE	4.15 m2	—	—
12.5	BANY DE VAPOR	5.76 m2	—	—
12.6	BANY DE VAPOR	5.76 m2	—	—
12.7	SAUNA	5.76 m2	—	—
12.8	SAUNA	5.76 m2	—	—
12.9	DUTXES-HIDROMASSATGE	1.75 m2	—	—
12.10	PLATGES VASOS	442.92 m2	3.098.00 m3	188.91 m2
13	MAGATZEM PISCINA	21.84 m2	67.70 m3	188.91 m2
14-COMUNICACIONS				
14.1	ESCALA ACCÉS PLANTA SUPERIOR	10.08 m2	—	—
14.2	DISTRIBUIDOR ESCALA	3.62 m2	11.22 m3	—
14.3	ESCALA ACCÉS PLANTA SUPERIOR	10.80 m2	—	—
14.4	DISTRIBUIDOR ESCALA	2.87 m2	8.87 m3	—
14.5	ESCALA ACCÉS PLANTA SUPERIOR	10.80 m2	—	—

PLANTA SUPERIOR				
14-COMUNICACIONS				
14.6	DISTRIBUIDOR	17.78 m2	71.12 m3	16.05 m2
14.7	DISTRIBUIDOR	45.16 m2	158.06 m3	40.15 m2
14.8	DISTRIBUIDOR	4.88 m2	12.20 m3	
15-SERVEIS PLANTA SUPERIOR				
15.1	DISTRIBUIDOR	5.00 m2	17.50 m3	vent.forç.
15.2	SERVEIS HOMES	14.77 m2	57.69 m3	2.48 m2
15.3	SERVEIS DONES	10.20 m2	35.70 m3	vent.forç.
16	ZONA D'ESPECTADORS-GRADERIA	103.58 m2	423.64 m3	188.91 m2
17	PAS-DISTRIBUIDOR SALES	36.02 m2	125.07 m3	
18	SALA DE "FITNESS"-MUSCULACIÓ	233.98 m2	1038.19 m3	66.00 m2
19	SALA DE "SPINNING"	61.44 m2	276.48 m3	22.00 m2
20	SALA D'ACTIVITATS DIRIGIDES	202.28 m2	910.26 m3	66.00 m2

PLANTA COBERTA				
21	ACCÉS COBERTA	21.29 m2	63.87 m3	1.25 m2

PLANOL Nº
BBD-M

PLANTA BAIXA DISTRIBUCIÓ

ESCALA
1/100

PROJECTE: PISCINA COBERTA TRUS REQ-2
SITUACIÓ: COMPLEX ESPORTIU C/RUSINOL C/ESCORNADOR I C/VILABERTRAN

REFERENCIA : 200200 DATA: ESCALA, FEBRER 2.003

PROMOTOR : AJUNTAMENT DE L'ESCALA ARQUITECTE : JORDI GUINART I SUREDA
JUAN SANCHEZ PRO.

COORDINADOR: LLORENÇ GELI i BATLLORI.