


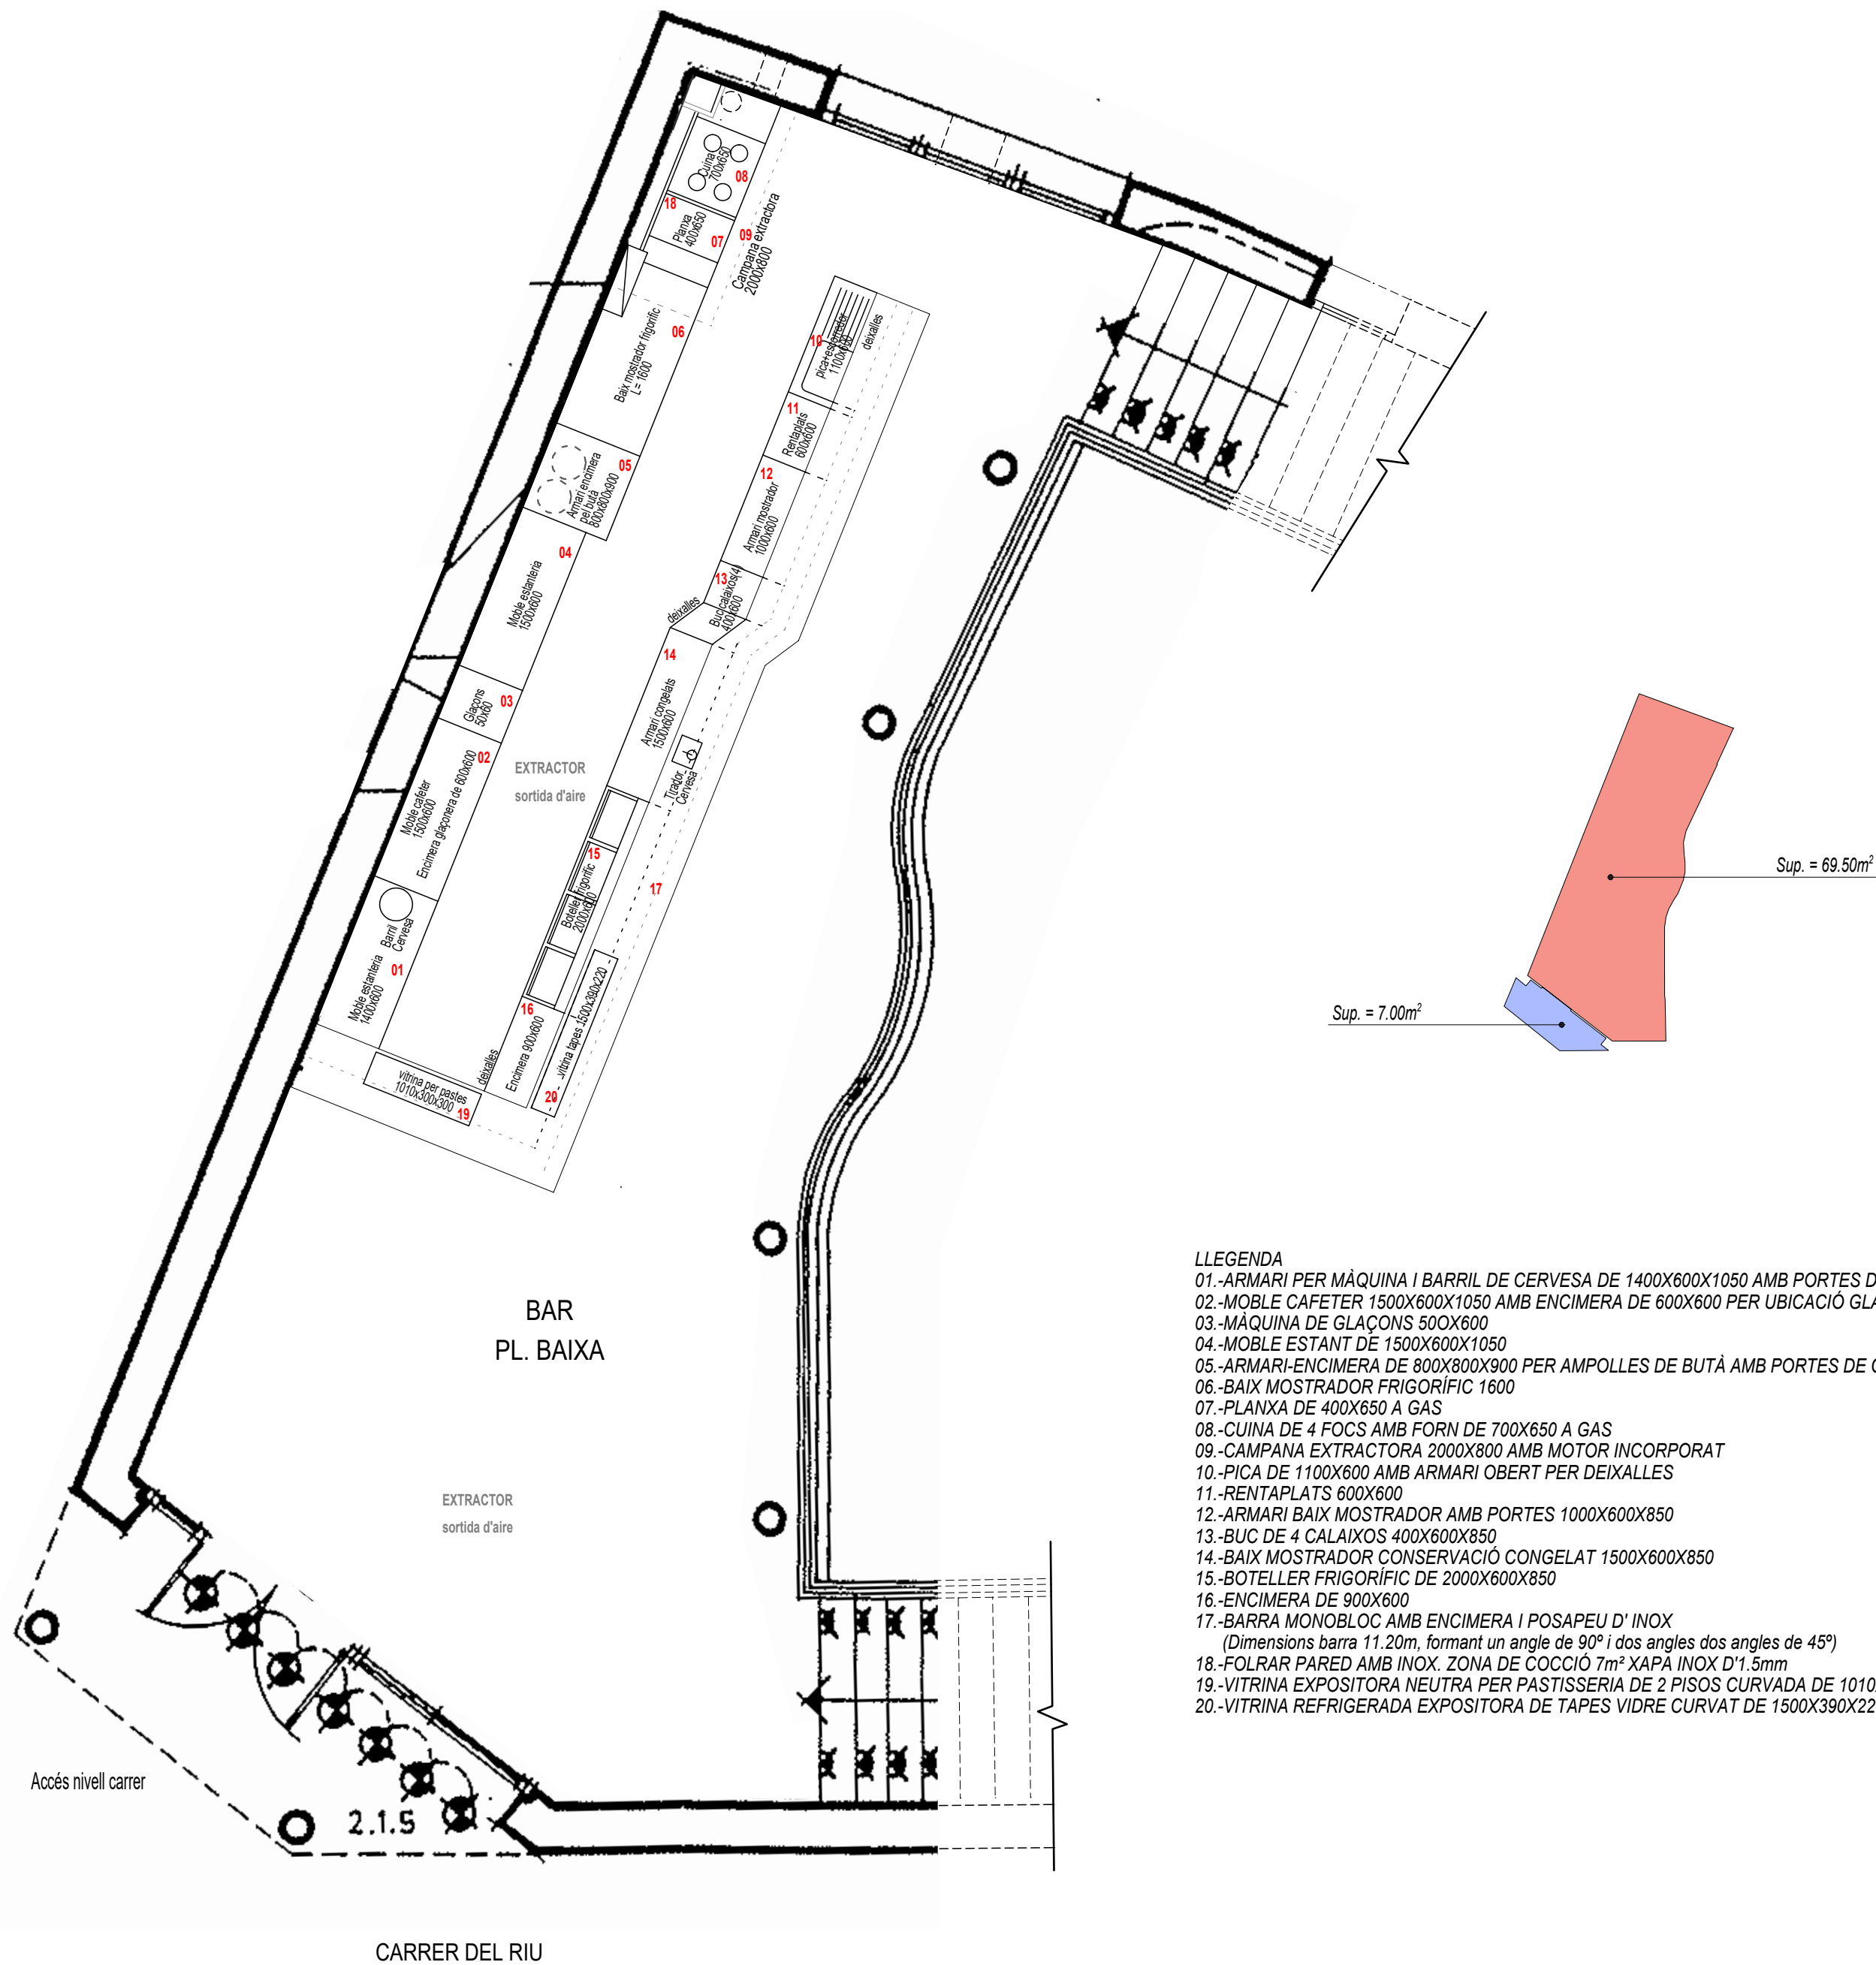

- LLEENDA
- 01.-ARMARI PER MÀQUINA I BARRIL DE CERVESA DE 1400X600X1050 AMB PORTES DE CUADRICULA PER VENTILACIÓ
 - 02.-MOBLE CAFETER 1500X600X1050 AMB ENCIMERA DE 600X600 PER UBICACIÓ GLAÇONERA
 - 03.-MÀQUINA DE GLAÇONS 500X600
 - 04.-MOBLE ESTANT DE 1500X600X1050
 - 05.-ARMARI-ENCIMERA DE 800X800X900 PER AMPOLLES DE BUTÀ AMB PORTES DE CUADRICULA PER VENTILACIÓ
 - 06.-BAIX MOSTRADOR FRIGORÍFIC 1600
 - 07.-PLANXA DE 400X650 A GAS
 - 08.-CUINA DE 4 FOCs AMB FORN DE 700X650 A GAS
 - 09.-CAMPANA EXTRACTORA 2000X800 AMB MOTOR INCORPORAT
 - 10.-PICA DE 1100X600 AMB ARMARI OBERT PER DEIXALLES
 - 11.-RENTA PLATS 600X600
 - 12.-ARMARI BAIX MOSTRADOR AMB PORTES 1000X600X850
 - 13.-BUC DE 4 CALAIXOS 400X600X850
 - 14.-BAIX MOSTRADOR CONSERVACIÓ CONGELAT 1500X600X850
 - 15.-BOTELLER FRIGORÍFIC DE 2000X600X850
 - 16.-ENCIMERA DE 900X600
 - 17.-BARRA MONOBLOC AMB ENCIMERA I POSAPEU D' INOX
(Dimensions barra 11.20m, formant un angle de 90° i dos angles dos angles de 45°)
 - 18.-FOLRAR PARED AMB INOX. ZONA DE COCCIÓ 7m² XAPA INOX D'1.5mm
 - 19.-VITRINA EXPOSITORA NEUTRA PER PASTISSERIA DE 2 PISOS CURVADA DE 1010X300X300
 - 20.-VITRINA REFRIGERADA EXPOSITORA DE TAPES VIDRE CURVAT DE 1500X390X220

PLANTA BAIXA
Esc.: 1:50
Sup. Bar 73m² (69.50m² + (50% * 7.00m²terrasa))

AJUNTAMENT DE PRULLANS	
PRULLANS	02445-B-
LOCAL SOCIAL DE CA L'ANTONI DE PRULLANS	
PLÀNOL PLANTA BAR	
N. plànol	01
Dibuixat	Data II-2021
Revisat	Escala 1 : 50
L'arquitecte, Marian Domenjó i Torres	
Promotor,	
DOMENJO ARQUITECTES ASSOCIATS, SLP	
Carrer Cadi, 4 Tel 972 880 659 Fax 972 140 488 mail: domenjo@coac.es 17.520 Puigcerdà (Girona)	