

PROJECTE D'URBANITZACIÓ
exclosa la xarxa d'abastiment d'aigua

DE LA UNITAT D'ACTUACIÓ URBANÍSTICA NÚM. 26 D'AIGUAVIVA

AL TERME MUNICIPAL D'ARENYS DE MUNT

Desembre 2023



Lluís Roig i Clemente
TRIBUNA D'ARQUITECTURA

PLÀNOLS

Projecte d'Urbanització UA 26 Aiguaviva, t.m. Arenys de Munt

CONTINGUT DEL PROJECTE

DOCUMENT NUM. 1 - MEMÒRIA i ANNEXOS.

- Memòria.
- Annex 01. Amidaments i Pressupost.
- Annex 02. Accessibilitat.
- Annex 03. Compliment de la normativa contra incendis.
- Annex 04. Pla d'obres.
- Annex 05. Estudi de la gestió de residus de la construcció i demolició.
- Annex 06. Pla de Control de Qualitat.
- Annex 07. Assessorament per part d'empreses
- Annex 08. Adaptació i adequació guals

DOCUMENT NUM. 2 - ESTUDI DE SEGURETAT I SALUT.

- Memòria.
- Plec de condicions .
- Amidaments i Pressupost.
- Evacuació accidentats.

DOCUMENT NUM. 3 – PLEC DE CONDICIONS.

- Plec de condicions generals.
- Plec de condicions tècniques particulars.

PLÀNOLS.


- P00. Situació – Emplaçament
- P01. Qualificació Urbanística.
- P02. Topogràfic. Estat Actual.
- P03. Fotografies. Estat Actual.
- P04.1. Rehabilitació de Pavimentació. Planta General. Proposta.
- P04.2. Rehabilitació de Pavimentació. Seccions tipus i detalls. Proposta.
- P05.1. Xarxa d'aigua potable. Estat Actual. (segons Projecte d'Urbanització aprovat el 2017)
- P06.1. Xarxa de gas natural. Estat Actual.
- P06.2. Xarxa de gas natural. Proposta.
- P07.1. Enllumenat públic. Estat Actual i Proposta.
- P07.2. Enllumenat públic. Detalls i esquema unifilar. Proposta.
- P08. Xarxa de mitja tensió. Estat Actual i Proposta.
- P09.1. Xarxa de baixa tensió. Estat Actual.
- P09.2. Xarxa de baixa tensió. Proposta.
- P10.1. Xarxa de telefonia. Estat Actual.
- P10.2. Xarxa de telefonia. Proposta.
- P11.1. Xarxa de sanejament. Estat Actual.
- P11.2. Xarxa de sanejament. Proposta.
- P11.3. Xarxa de sanejament. Detalls. Proposta.
- P12. Equipaments i senyalització viària. Proposta.
- P13. Franja de protecció contra incendis. Proposta.
- P14. Seccions longitudinals i transversals. Proposta.
- P15.1. Serveis. Estat Actual.
- P15.2. Serveis. Estat Actual.
- P15.3. Serveis. Estat Actual.
- P15.4. Serveis. Estat Actual.
- P15.5. Serveis. Estat Actual.
- P15.6. Serveis. Estat Actual.

PLÀNOLS


PLÀNOLS.

- P00. Situació – Emplaçament
- P01. Qualificació Urbanística.
- P02. Topogràfic. Estat Actual.
- P03. Fotografies. Estat Actual.
- P04.1. Rehabilitació de Pavimentació. Planta General. Proposta.
- P04.2. Rehabilitació de Pavimentació. Seccions tipus i detalls. Proposta.
- P05.1. Xarxa d'aigua potable. Estat Actual. (segons Projecte d'Urbanització aprovat el 2017)
- P06.1. Xarxa de gas natural. Estat Actual.
- P06.2. Xarxa de gas natural. Proposta.
- P07.1. Enllumenat públic. Estat Actual i Proposta.
- P07.2. Enllumenat públic. Detalls i esquema unifilar. Proposta.
- P08. Xarxa de mitja tensió. Estat Actual i Proposta.
- P09.1. Xarxa de baixa tensió. Estat Actual.
- P09.2. Xarxa de baixa tensió. Proposta.
- P10.1. Xarxa de telefonia. Estat Actual.
- P10.2. Xarxa de telefonia. Proposta.
- P11.1. Xarxa de sanejament. Estat Actual.
- P11.2. Xarxa de sanejament. Proposta.
- P11.3. Xarxa de sanejament. Detalls. Proposta.
- P12. Equipaments i senyalització viària. Proposta.
- P13. Franja de protecció contra incendis. Proposta.
- P14. Seccions longitudinals i transversals. Proposta.
- P15.1. Serveis. Estat Actual.
- P15.2. Serveis. Estat Actual.
- P15.3. Serveis. Estat Actual.
- P15.4. Serveis. Estat Actual.
- P15.5. Serveis. Estat Actual.
- P15.6. Serveis. Estat Actual.


L'ESTAT ACTUAL CORRESPONENT A DESEMBRE DE 2023 NO TÉ PERQUÈ CORRESPONDRE'S AMB EL D'AQUESTS PLANOLS QUE ES , TAL I COM S'HA EXPOSAT, EL D'AGOST DE 2017

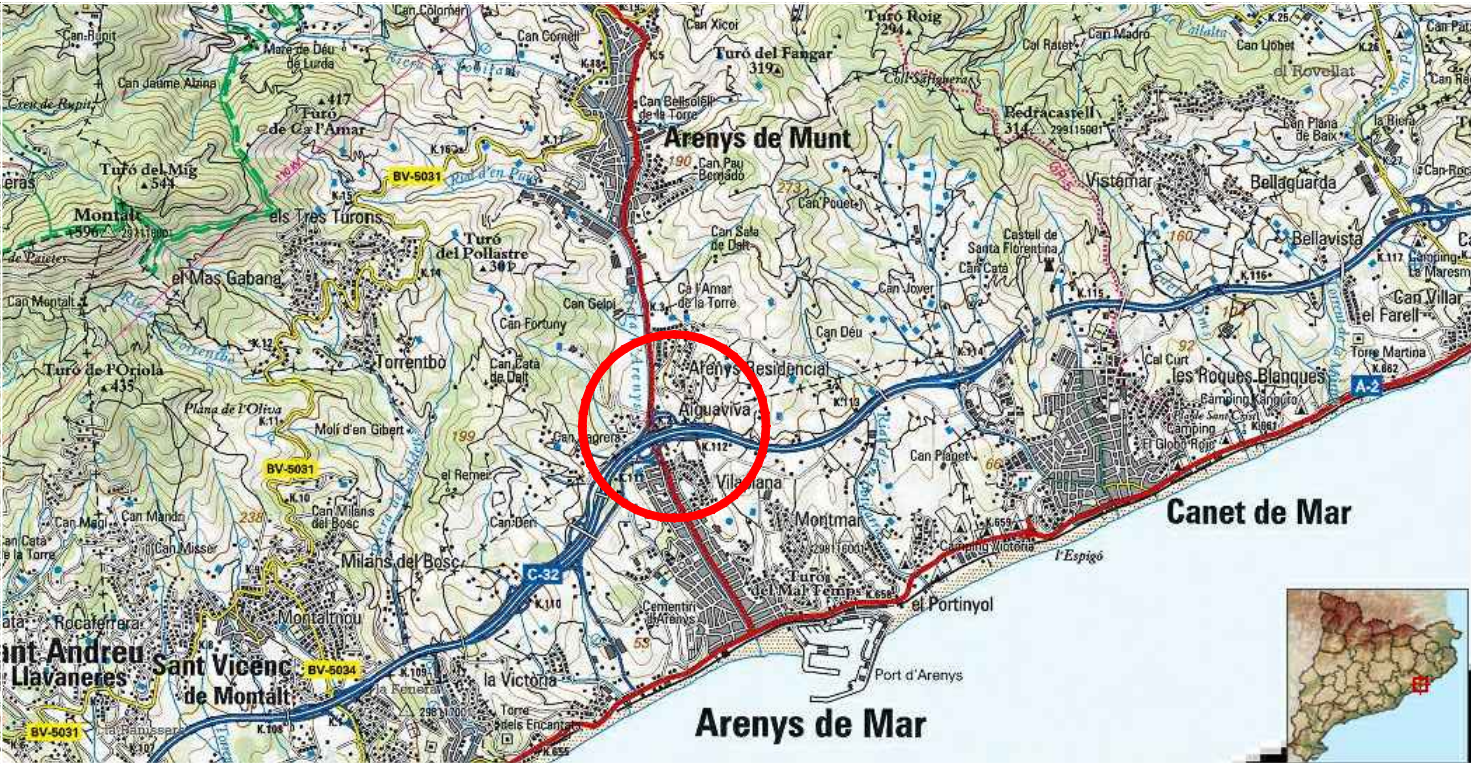

SITUACIÓ E. 1/50.000

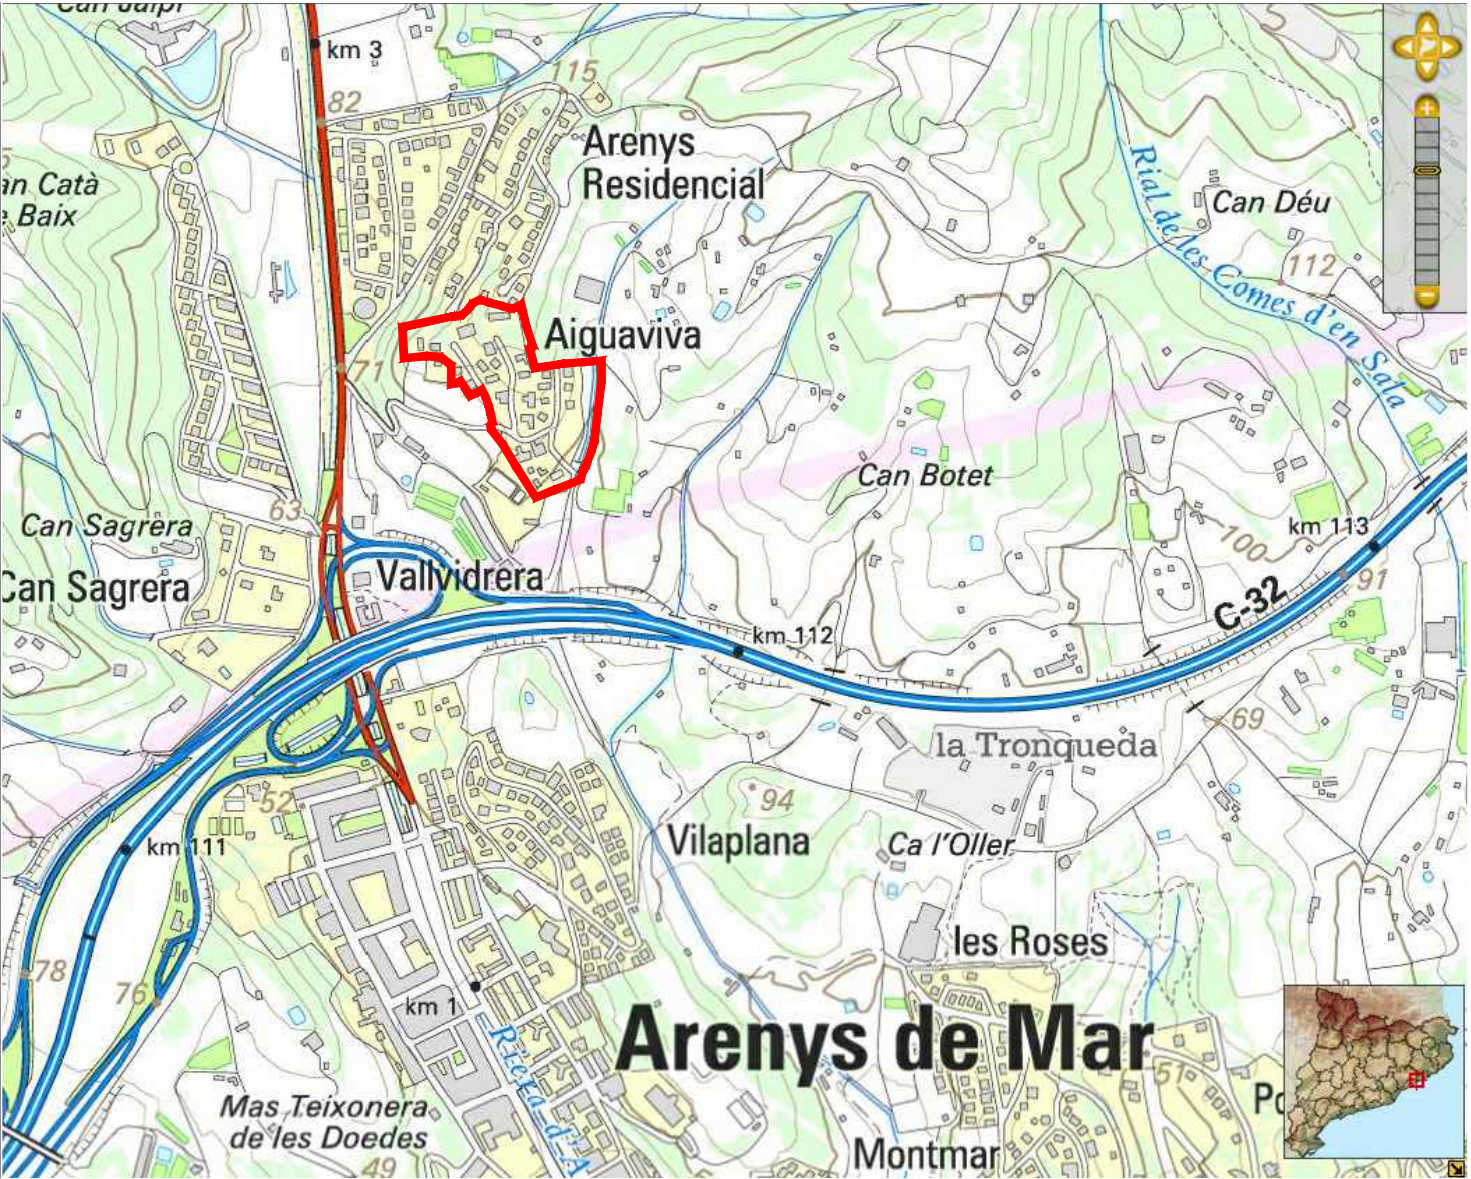

EMPLAÇAMENT E. 1/25.000

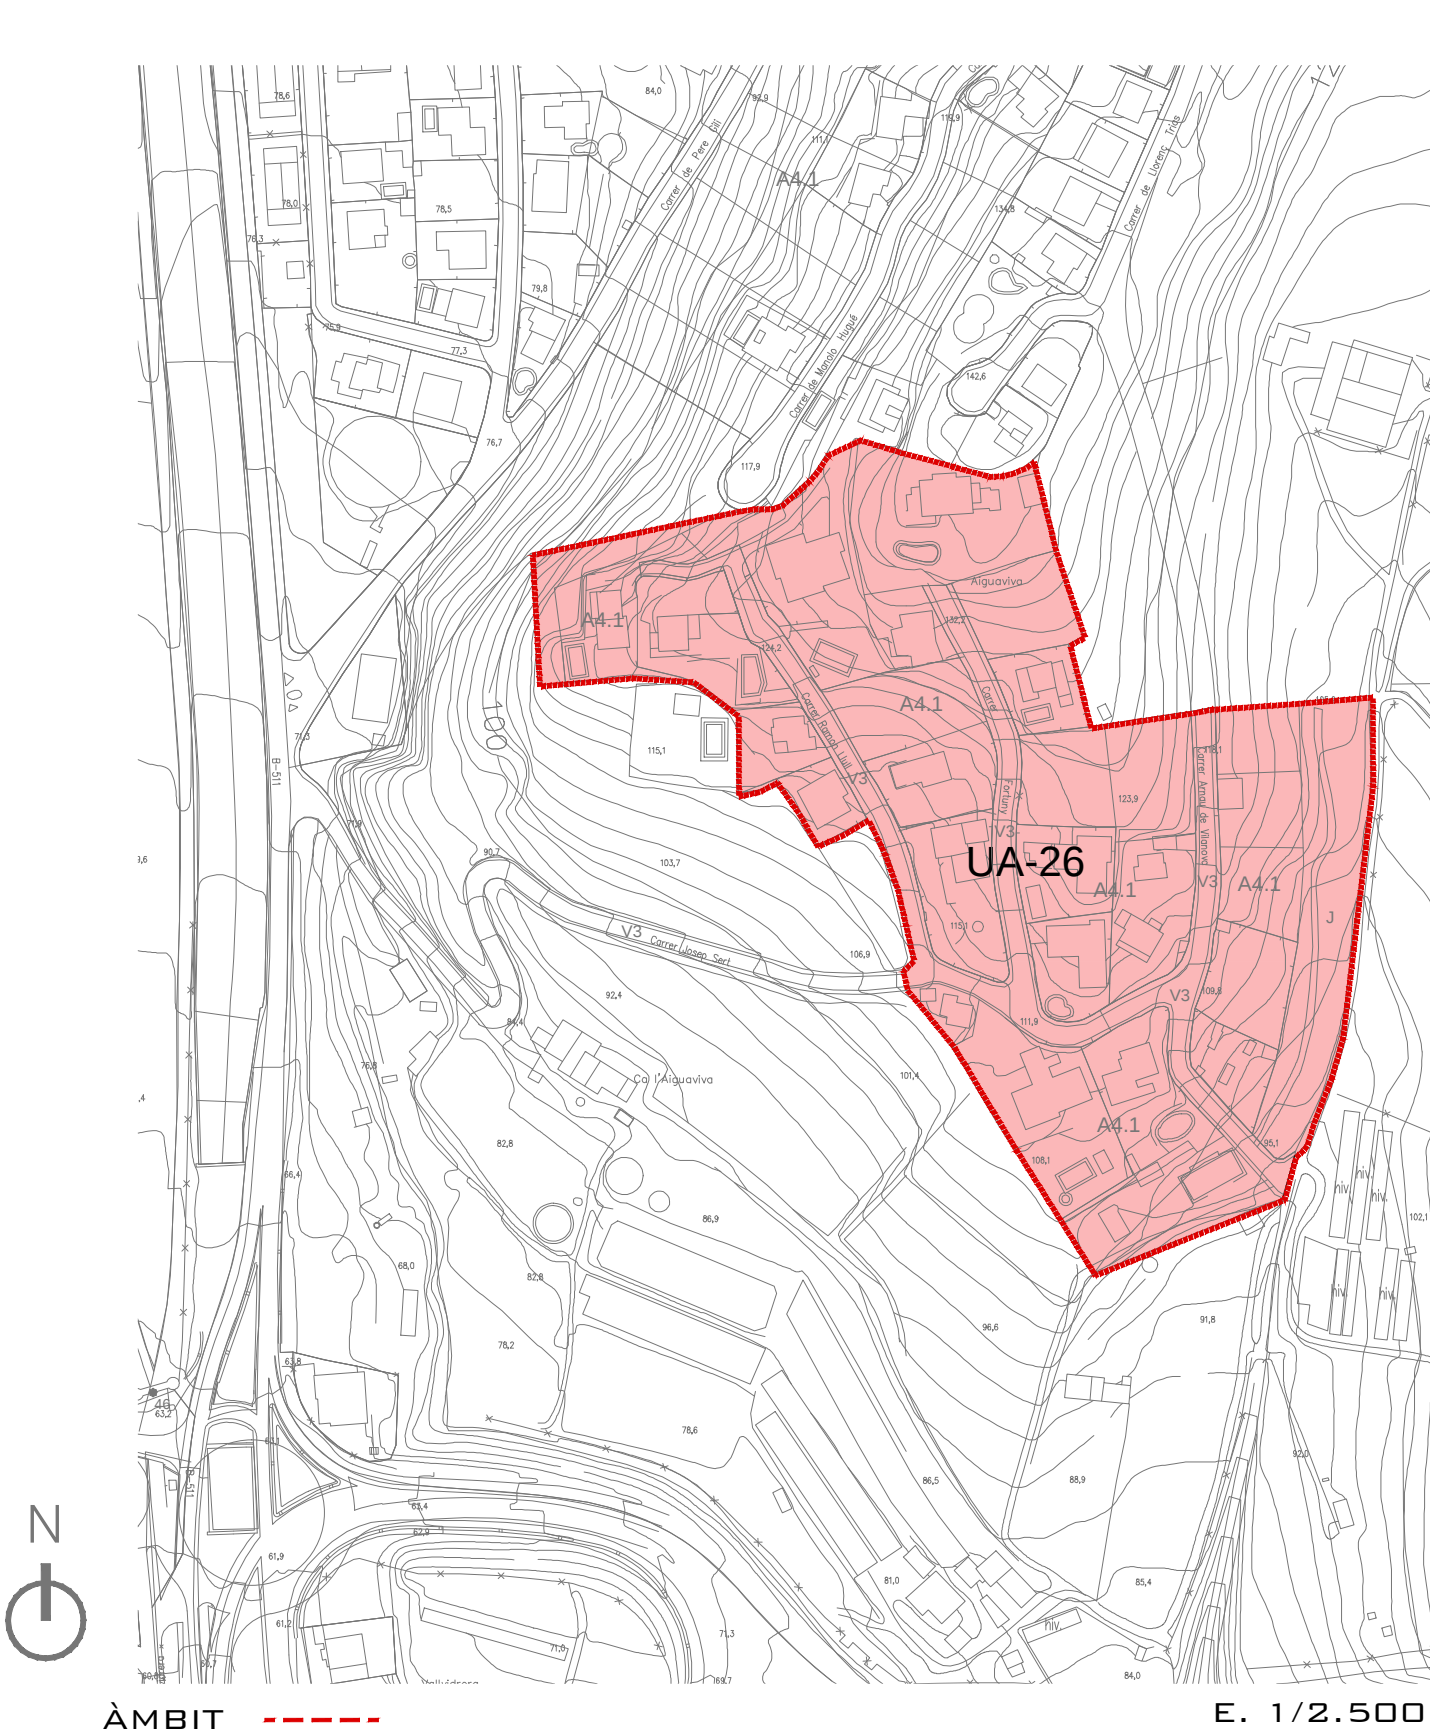

PROJECTE D'URBANITZACIÓ

URBANITZACIÓ AIGUAVIVA D'ARENYS DE MUNT (BARCELONA)

LLUÍS ROIG CLEMENTE ARQUITECTE

AJUNTAMENT PROMOTOR

EXP. NUM.

36-03

DATA

ABRIL 2017

NOM DE PLÀNOL:

INFORMACIÓ


SITUACIÓ - EMLAÇAMENT

ESCALA


PLÀNOL

P0

TRIBUNA D'ARQUITECTURA, S.L. • C/CARRASCO I FORMIGUERA, 11 2n.1A. 08017 BARCELONA • RIERA BISBE POL 39 2n. 08350 ARENYS DE MAR • TEL/FAX: 93 795 70 98 • MÒBIL: 617 40 19 16 • EMAIL: TRIBUNA@COAC.NET

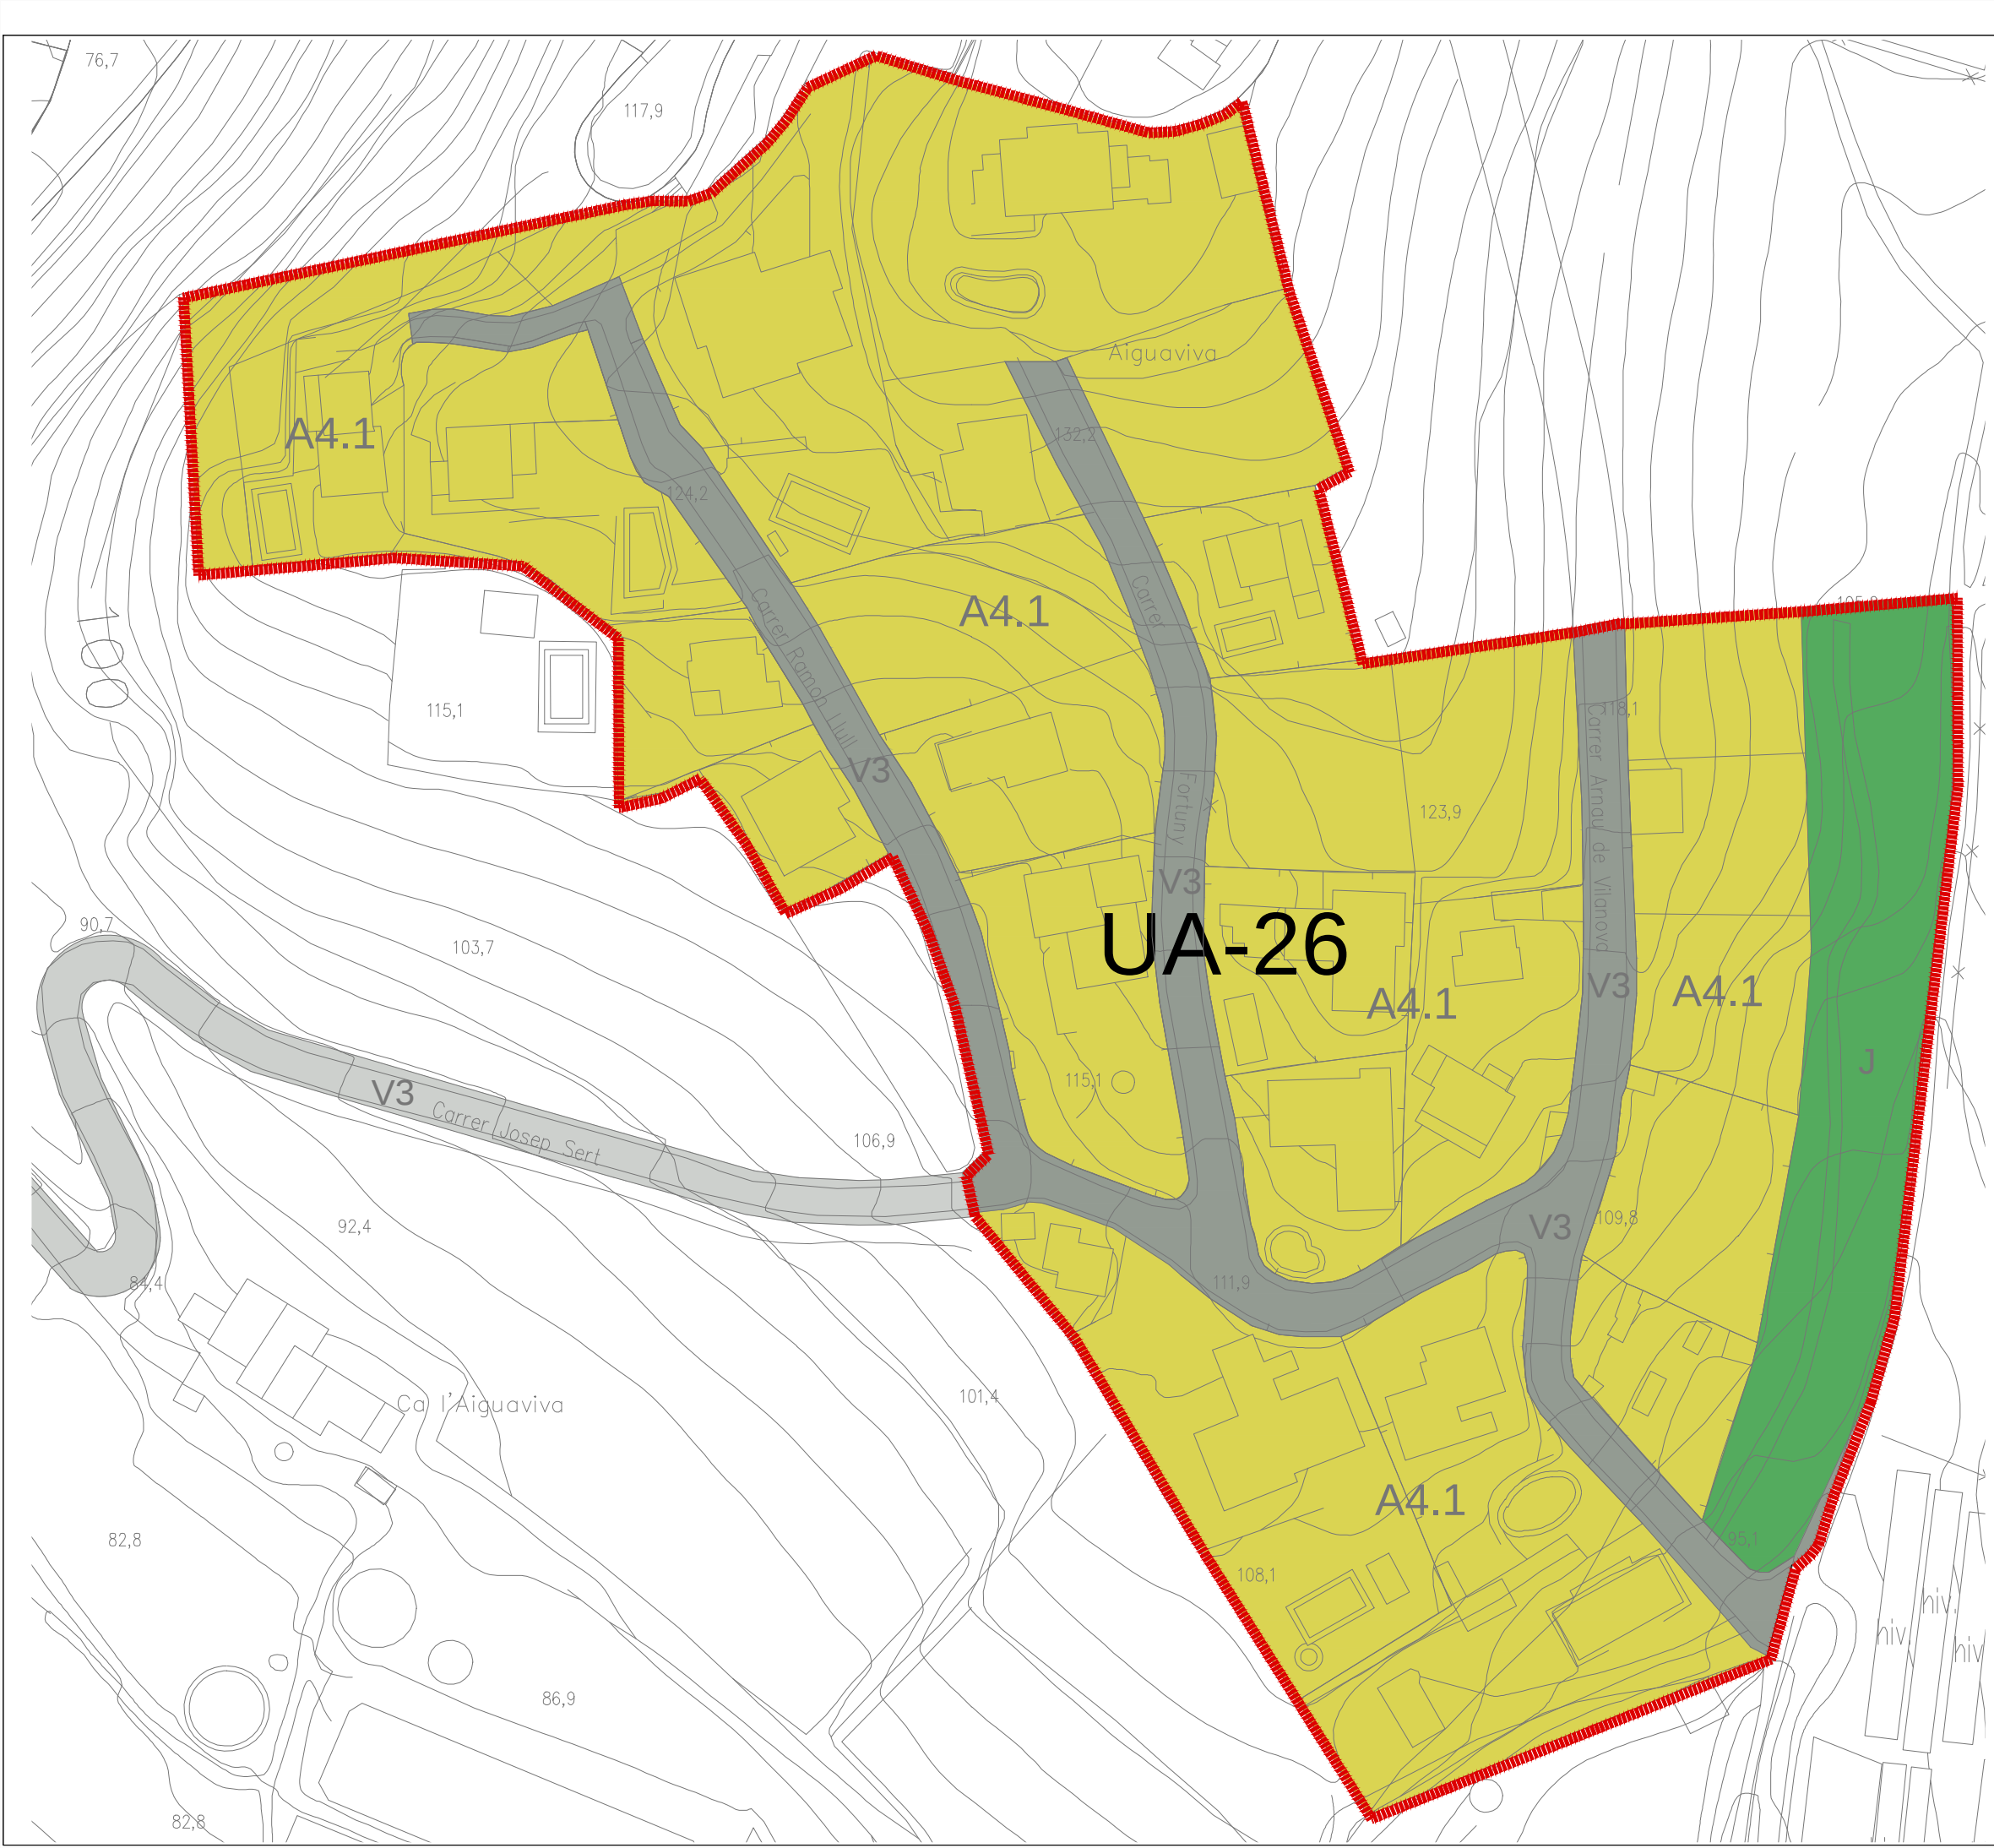


	V3	SISTEMA VIARI. SISTEMA EXTERIOR VINCULAT A LA UA-26.
	V3	SISTEMA VIARI. ALTRE VIARI EN SÒL URBÀ.
	A4.1	UNIFAMILIAR AMB JARDÍ. PARC. 400 M²
	J	SISTEMA DE PARCS I JARDINS URBANS
		ÀMBIT 

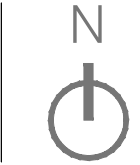

PROJECTE D'URBANITZACIÓ

URBANITZACIÓ AIGUAVIVA D'ARENYS DE MUNT (BARCELONA)

 LLUÍS ROIG CLEMENTE ARQUITECTE	 AJUNTAMENT D'ARENYS DE MUNT	EXP. NÚM.	NOM DE PLÀNOL:	ESCALA	PLÀNOL
		36-03	INFORMACIÓ	1/1.000	P1
		D A T A	QUALIFICACIÓ URBANÍSTICA		
		ABRIL 2017			

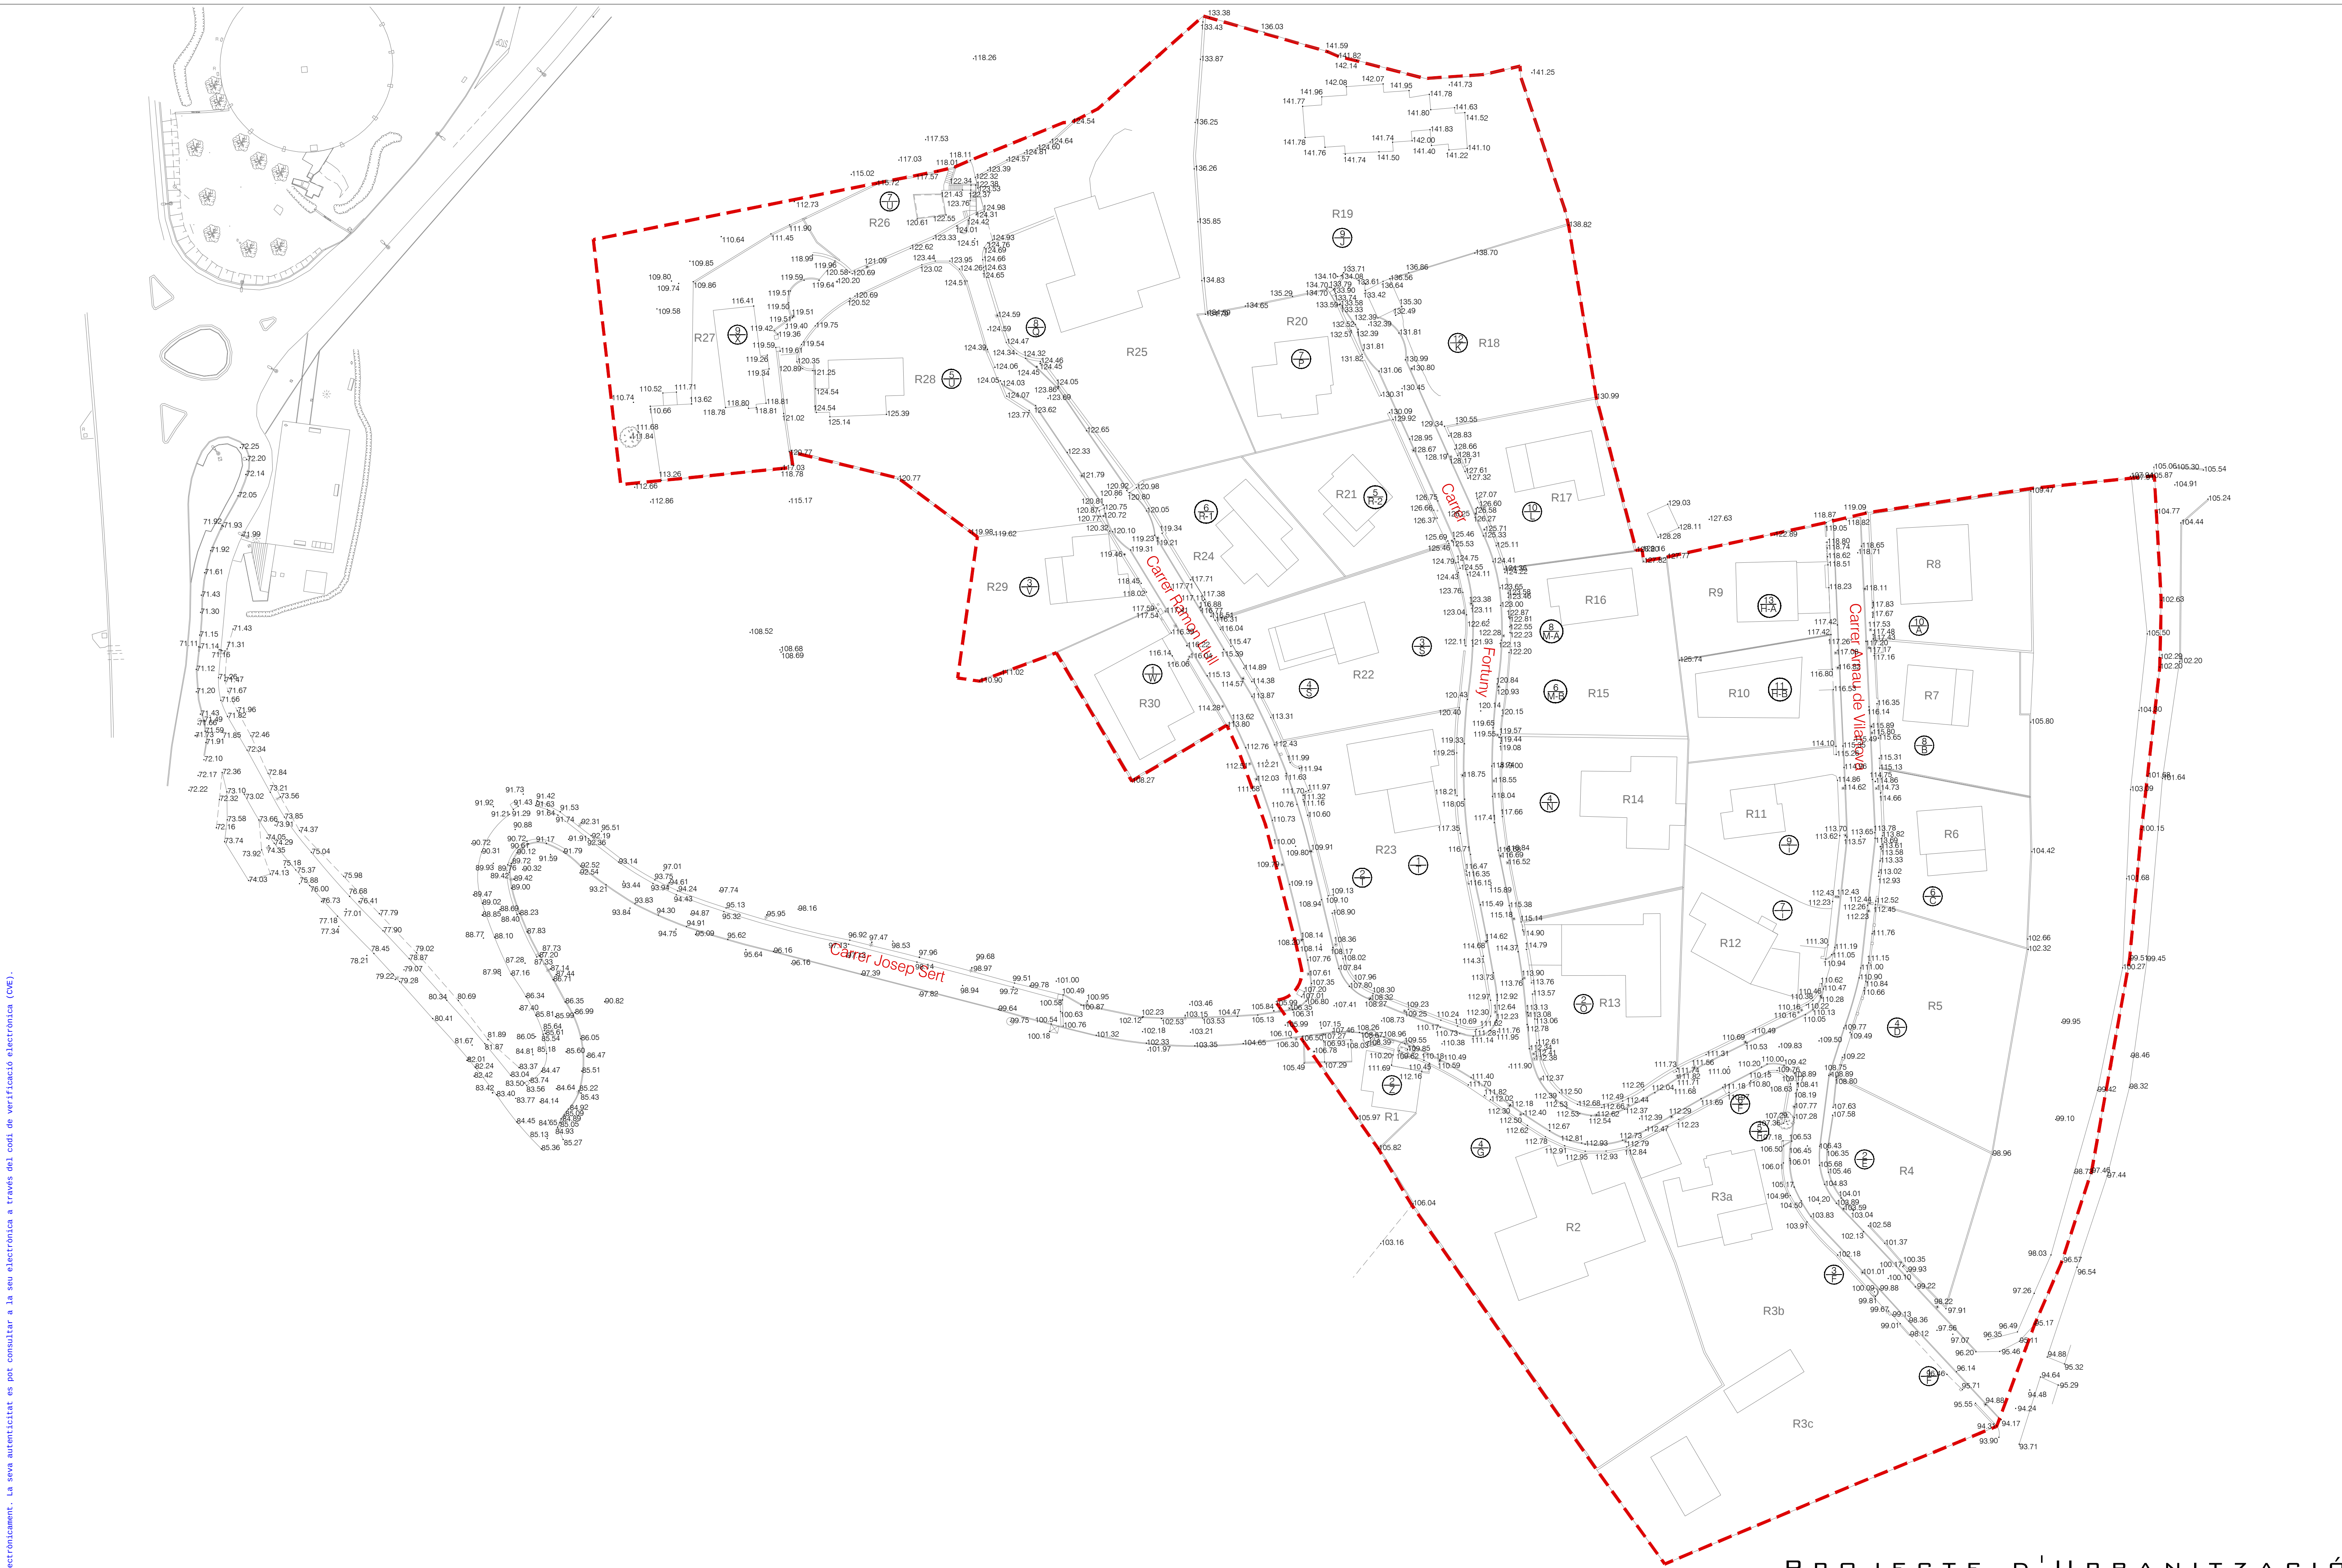







PROJECTE D'URBANITZACIÓ

URBANITZACIÓ AIGUAVIVA D'ARENYS DE MUNT (BARCELONA)

NUMERACIÓ POLIGON PROPORCIONAL RELACIÓ ACTUAL ENTITATS ÀMBIT		EXP. NÚM.	NOM DE PLÀNOL		PLÀNOL
		36-03	ESTAT ACTUAL		
		DAT A	TOPOGRÀFIC		
		ABRIL 2017	1/500		


LLUIS ROIG CLEMENTE ARQUITECTE AJUNTAMENT PROMOTOR

TRIBUNA D'ARQUITECTURA, S.L. C/ GARRASCO, 1 FORMIGUERA, 11 08124 BELLATERRA (BARCELONA) - PLECA DESEPOL 39 20m 08350 ARENYS DE MUNT - TEL/FAX: 93 795 70 96 - MÒBIL: 617 40 19 16 - EMAIL: TRIBUNA@COAC.NET

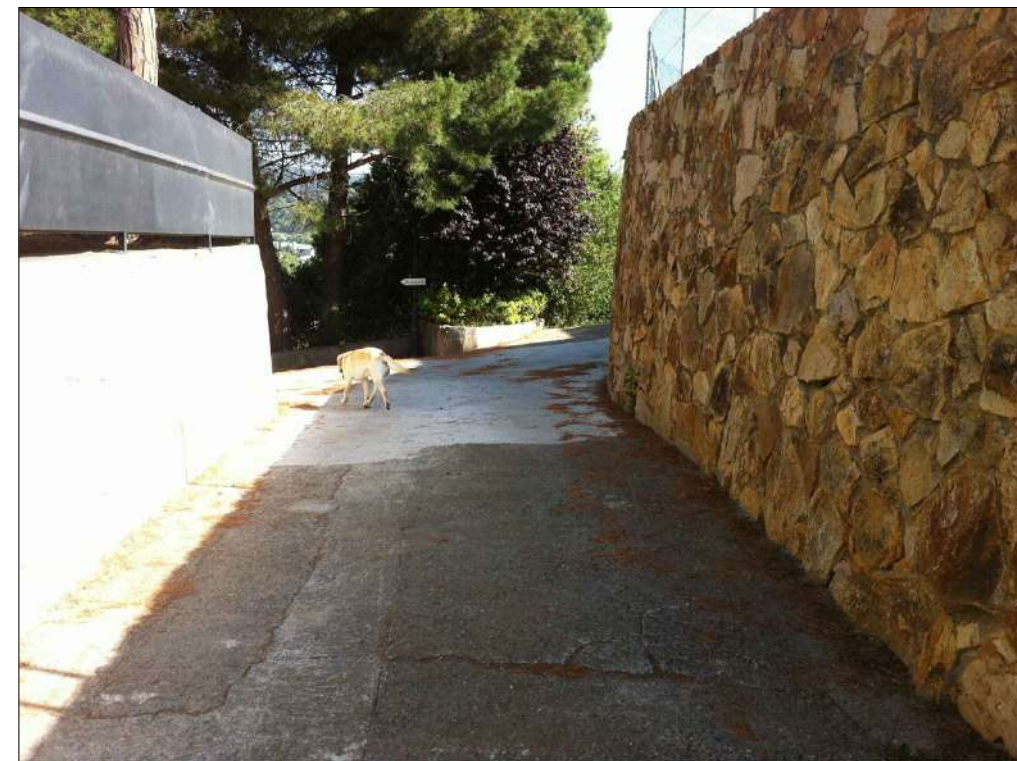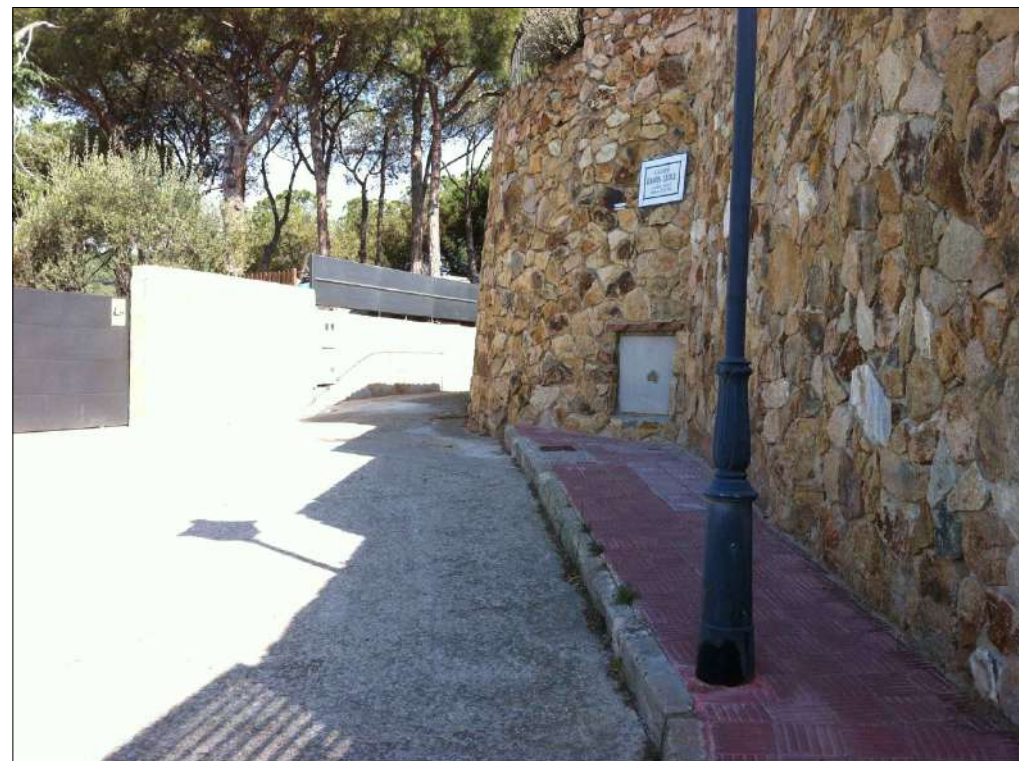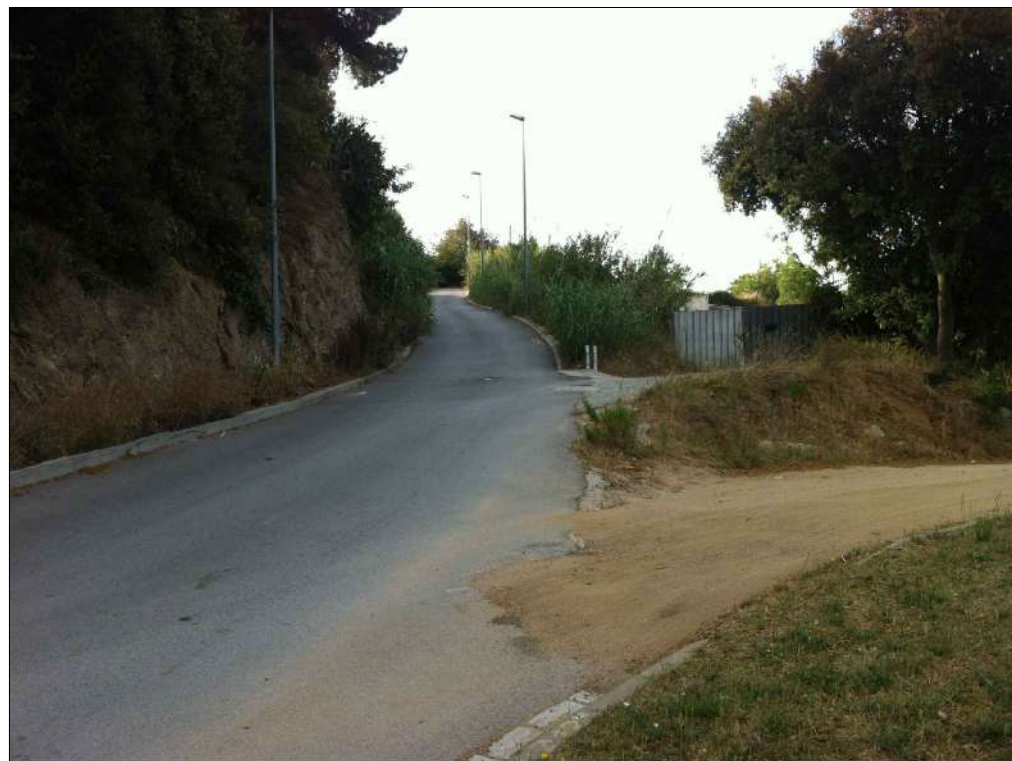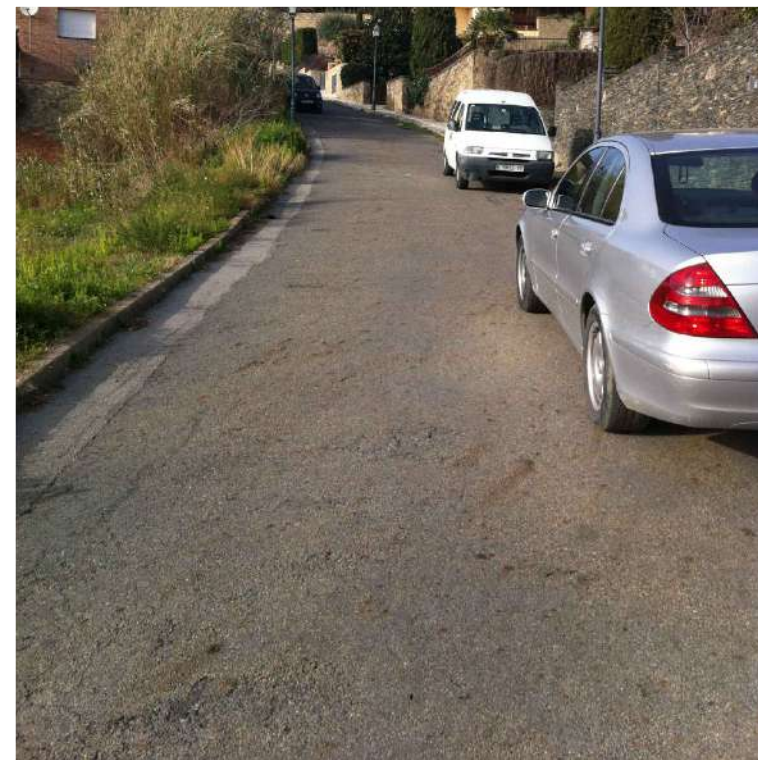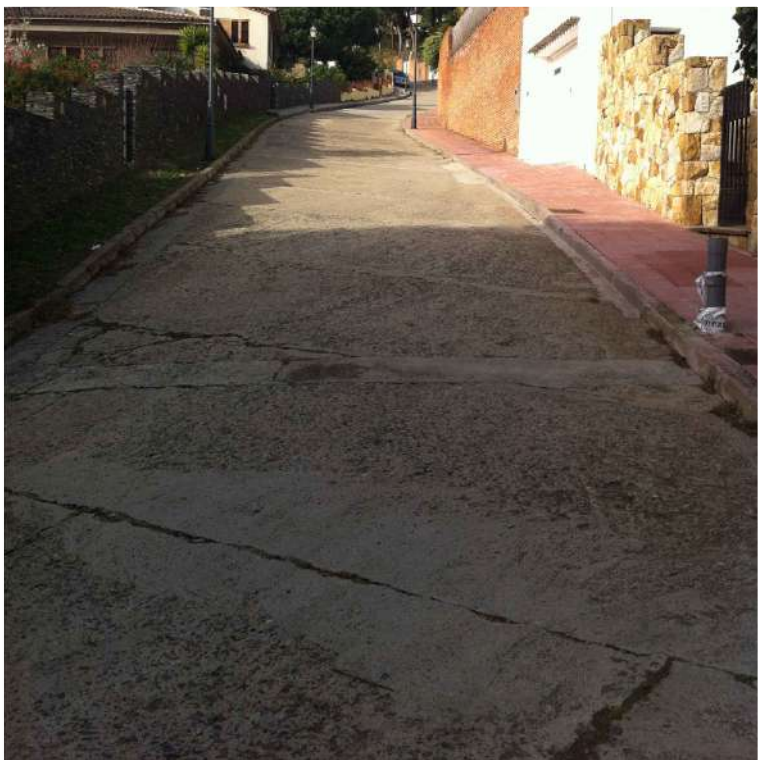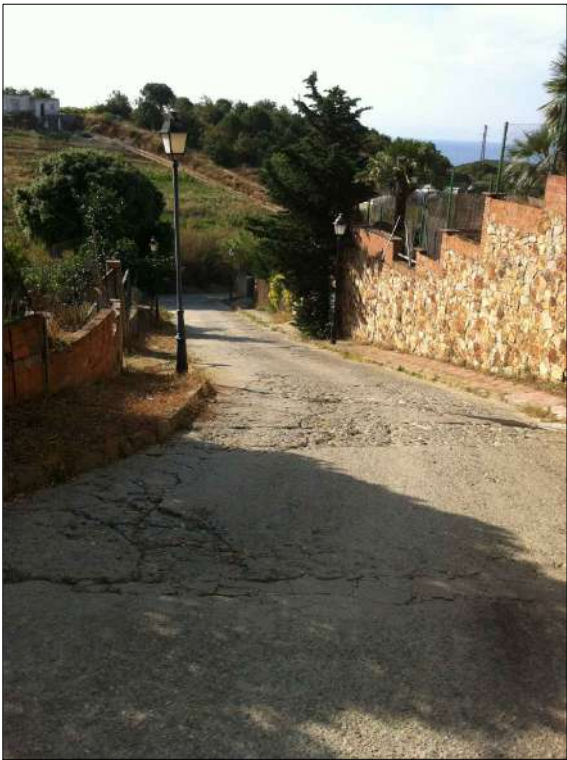




(P1) Planta Tipus (Carrer Ramon Llull,
Carrer Fortuny i Carrer Anna de Vilanova)

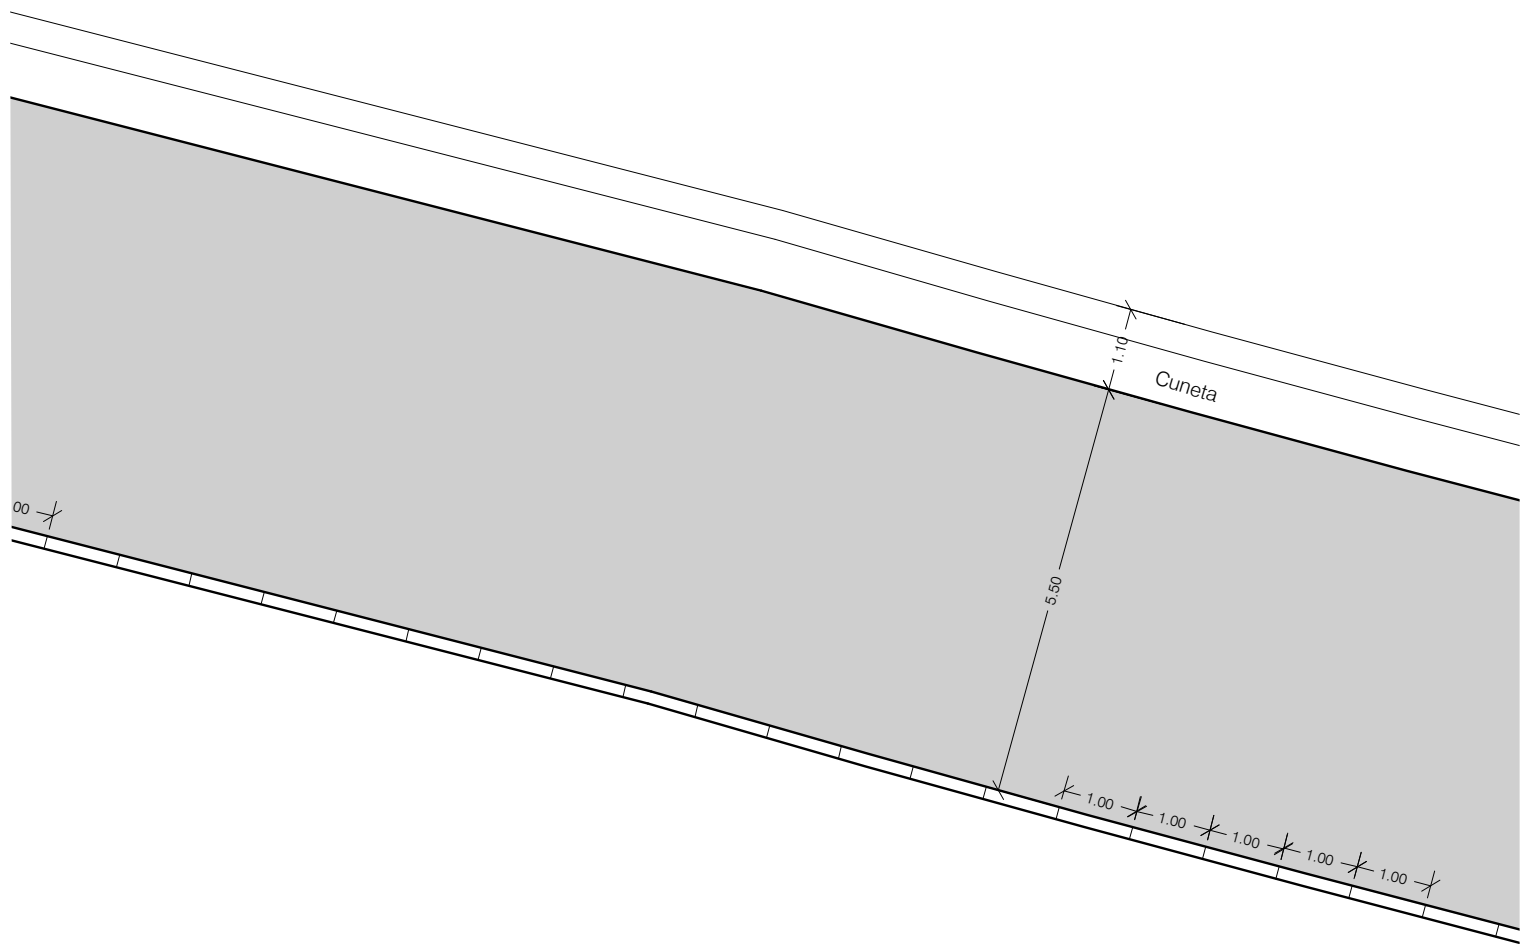

(P2) Planta Tipus (Carrer Josep Sert)

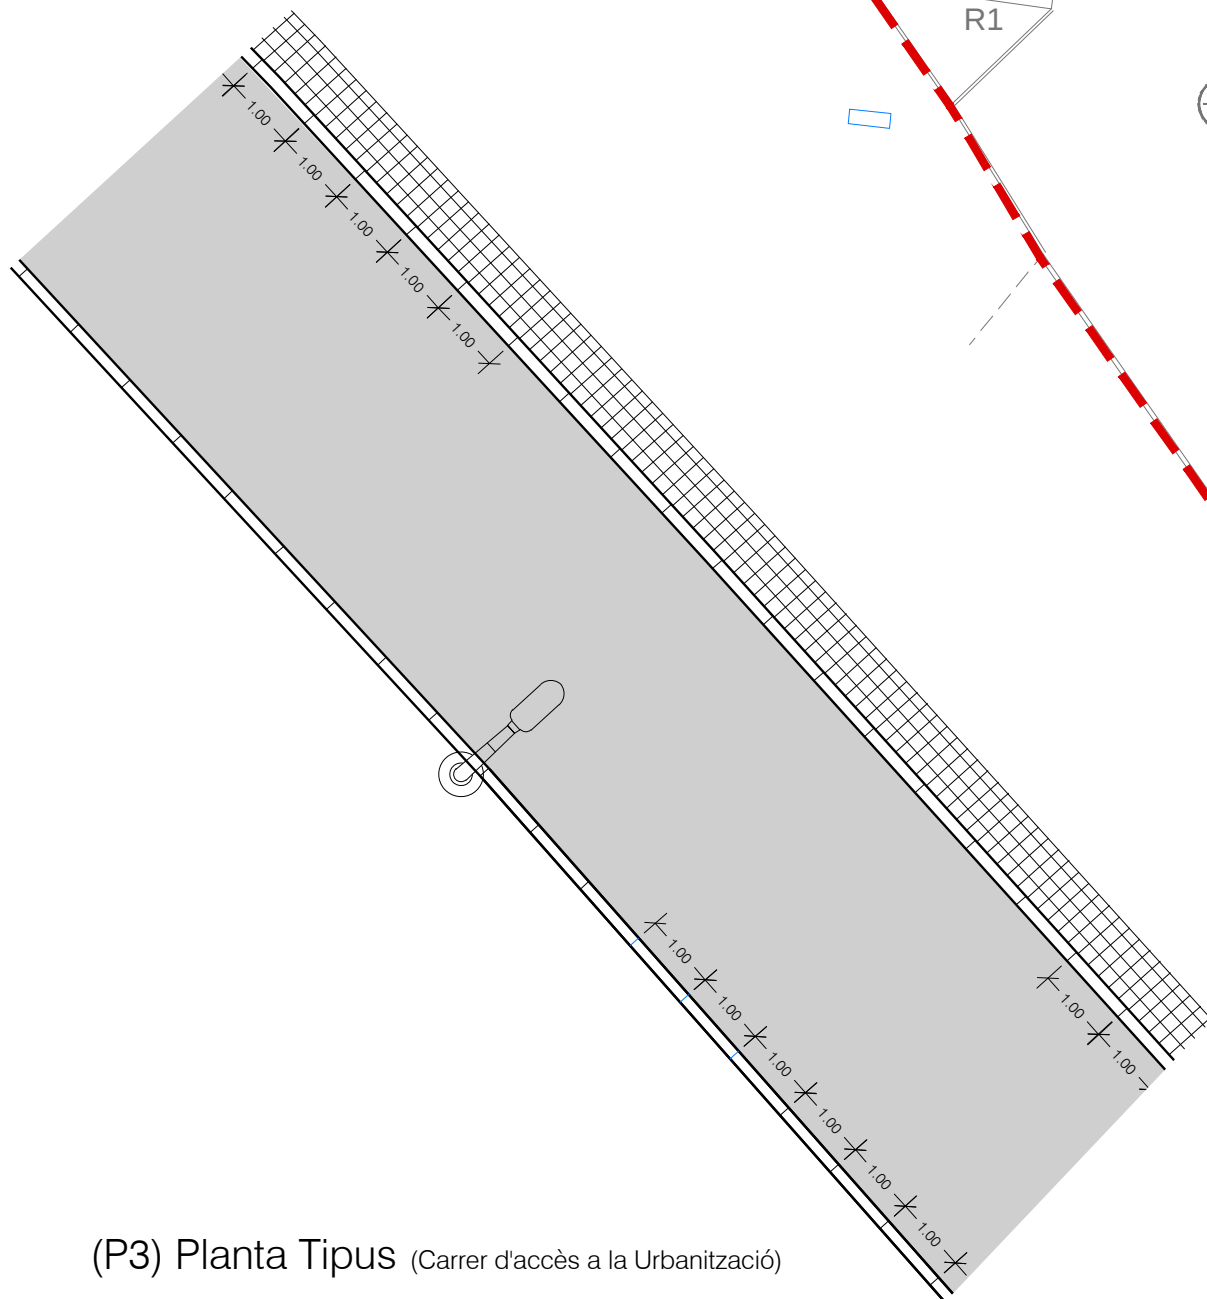

(P3) Planta Tipus (Carrer d'accés a la Urbanització)

- RECONSTRUCCIÓ DE PAVIMENT ASPÀLTIC EXISTENT.
- ASFALTAT SOBRE PAVIMENT DE FORMIGÓ EXISTENT SANEJAT.
- RECONSTRUCCIÓ INTEGRAL DE LA VORERA I VORADA AMB VORADES TIPUS T3 I PAVIMENT DE VORERES AMB PANDT DE 9 PASTILLES.
- RECONSTRUCCIÓ INTEGRAL DE LA VORERA I VORADA AMB VORADES TIPUS T3 I PAVIMENT DE VORERES AMB PANDT DE 5 RATLLES.

NOTA:
LA SUBBASE QUE S'ENDERROGUI PER FER ELS SERVEIS HAURÀ DE REFER-SE AMB LES
MATEIXES CONDICIONS (GRUIX, TIPUS DE FORMIGÓ) QUE EL PAVIMENT EXISTENT.

NUMERACIÓ POLIGON
PROTECTORA
RELACIÓ ACTUAL
ENTITATS
ÀMBIT




EXP. NÚM.
36-03
DATA
ABRIL 2017
HOM DE PLÀNOL
PROPOSTA
REHABILITACIÓ DE PAVIMENTACIÓ
PLANTA GENERAL
ESCALA
1/500
PLÀNOL
P4.1

PROJECTE D'URBANITZACIÓ

URBANITZACIÓ AIGUAVIVA D'ARENYS DE MUNT (BARCELONA)

Document signat electrònicament. La seva autenticitat es pot consultar a la seu electrònica a través del codi de verificació electrònica (CVE).

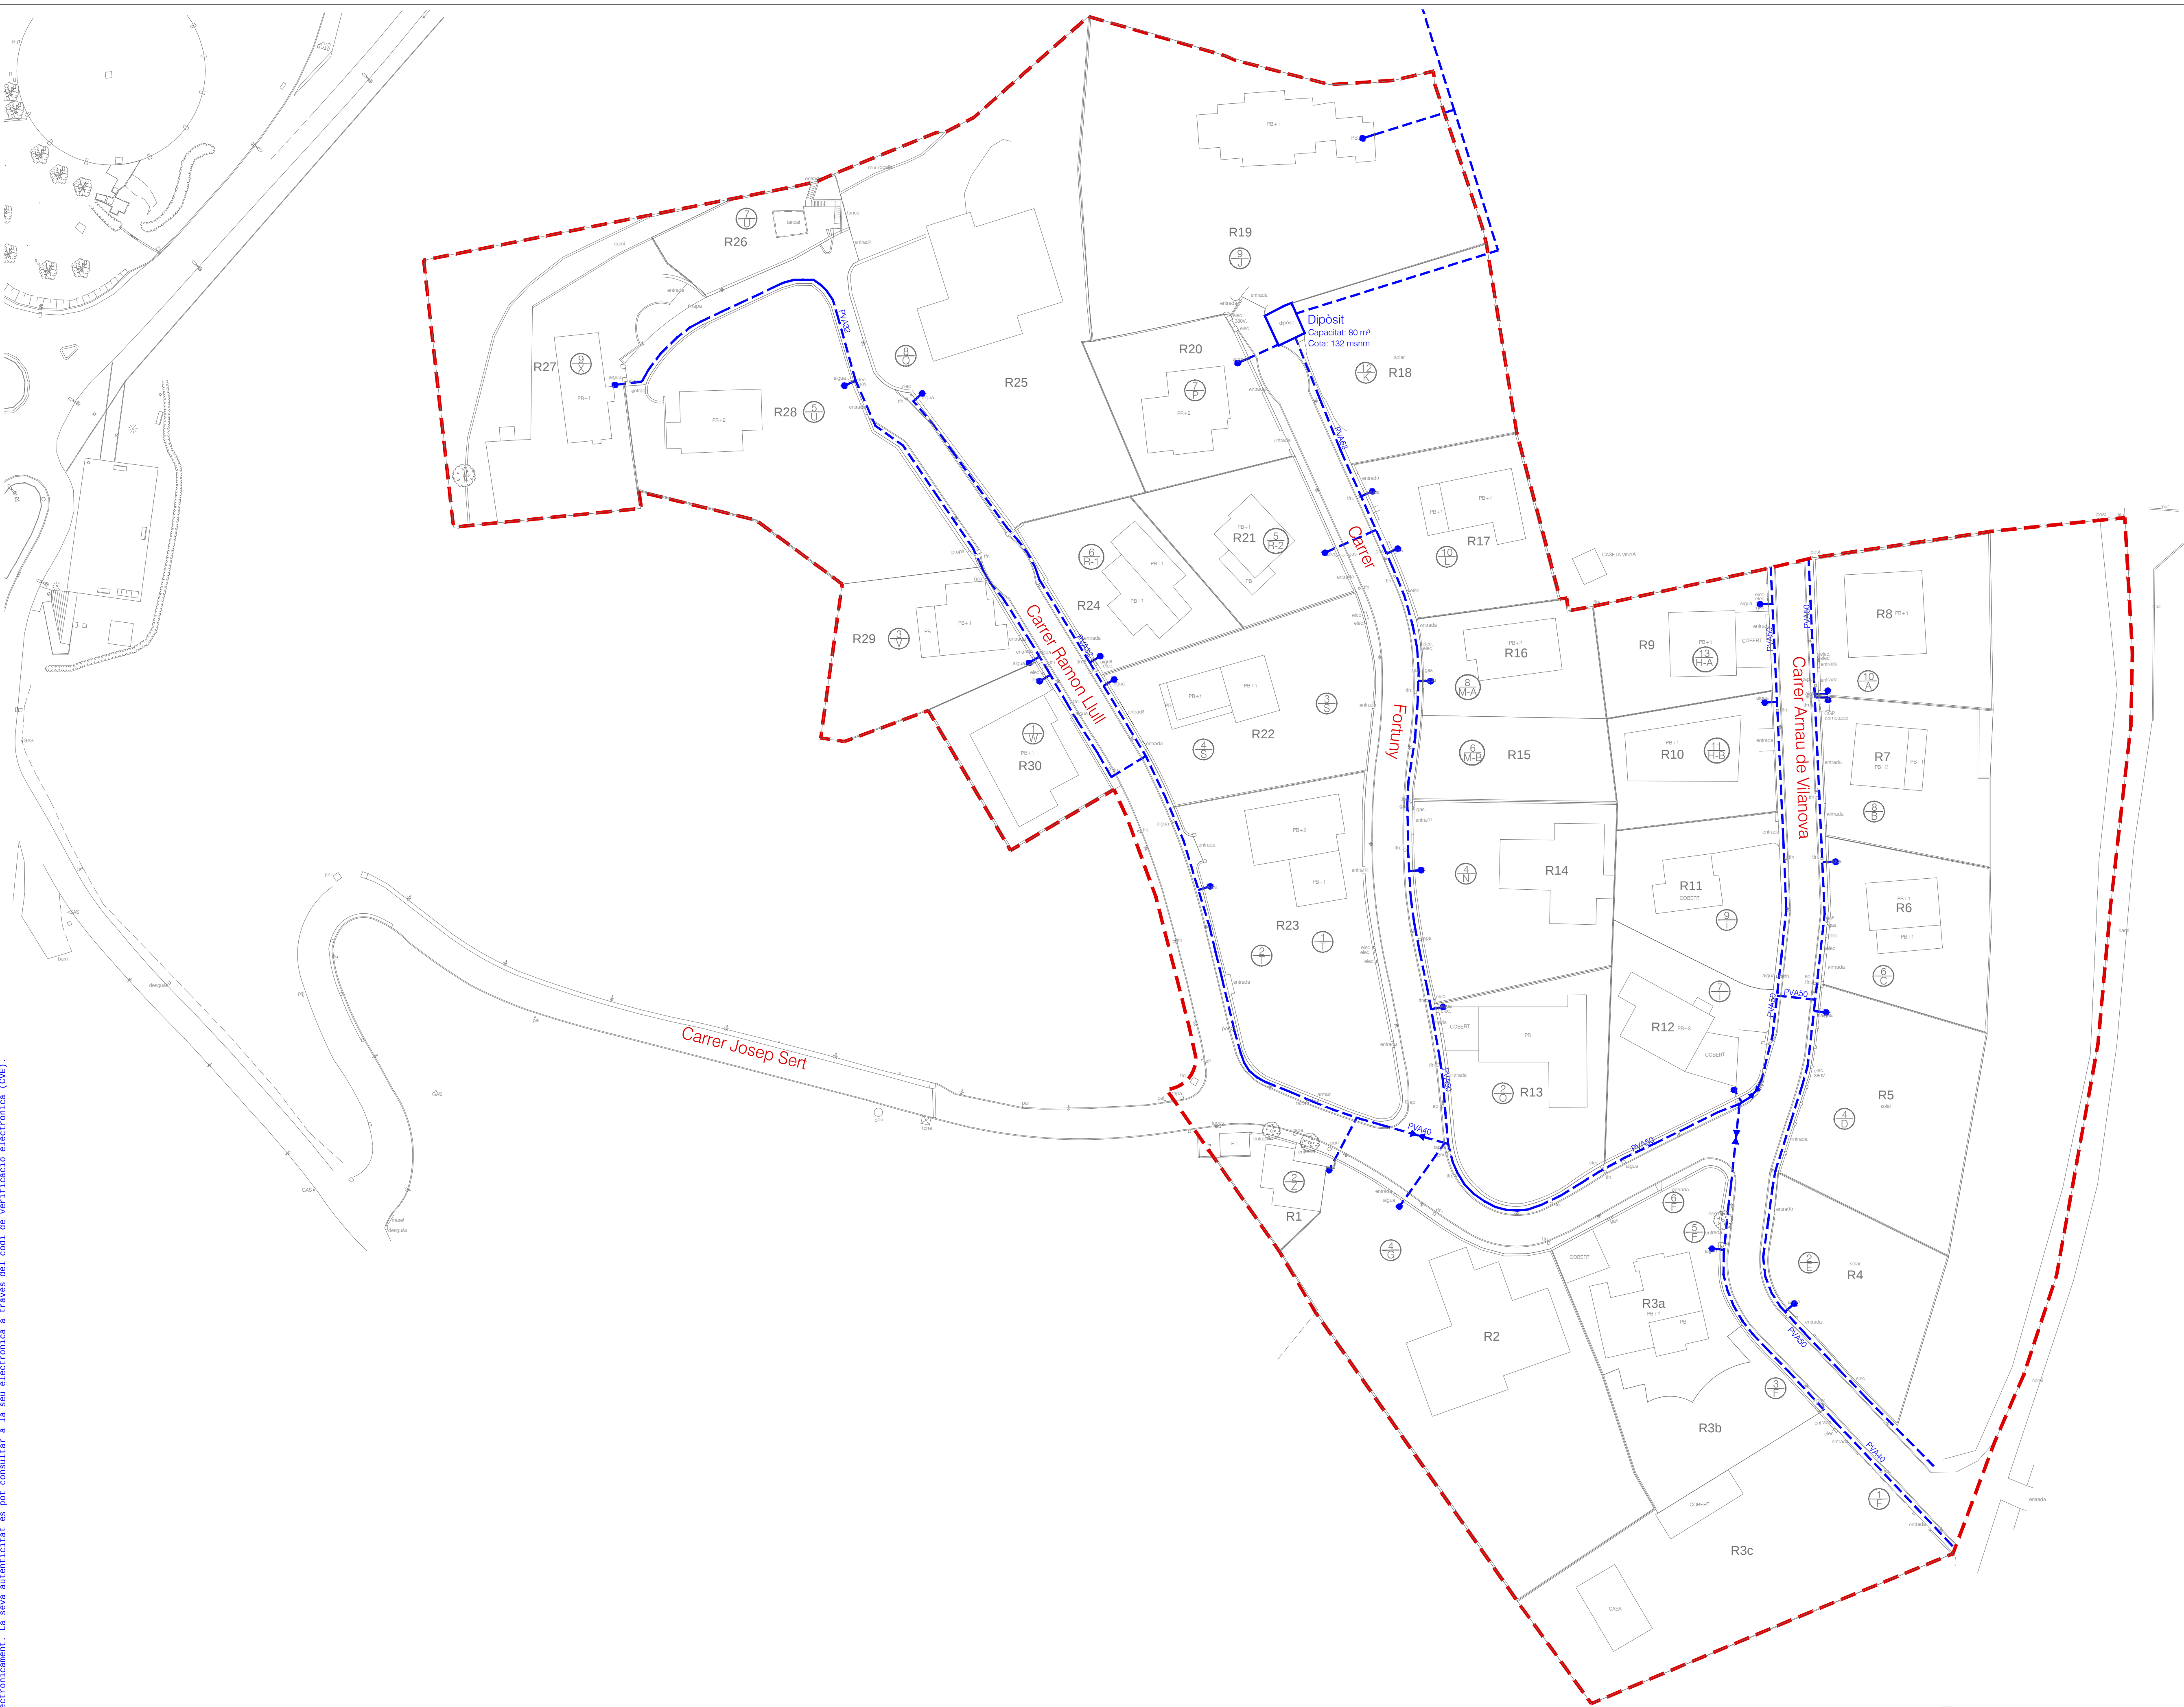

PROJEC TE D'URBANITZACIÓ
URBANITZACIÓ AIGUAVIVA D'ARENYS DE MUNT (BARCELONA)

- CANONADA SUBMINISTRAMENT AIGUA POTABLE PVA
- CONNEIXIÓ DE LA XARXA A ARMARI D'USUARI EXISTENT
- ✚ VÁLVULA

NUMERACIÓ POLIDUA
PROPORCIONADA
RELACIÓ ACTUAL
ENTITATS
ÀMBIT



EXP. NÚM.	NOM DE PLÀNOL	ESCALA	PLÀNOL
36-03	ESTAT ACTUAL		P5.1
DATA	XARXA D'AIGUA POTABLE	1/500	
ABRIL 2017			

TRIBUNA ARQUITECTURA S.L. - C/ARRACCO 1 FORMIGUERA, 11 20N 14, 08017 BARCELONA - PESA BURE POL 39 20N 08350 ARENYS DE MAR - TEL.FAX: 93 755 70 66 - MÒBIL: 617 40 19 16 - EMAIL: TRIBUNA@COAG.CAT




PROJECTE D'URBANITZACIÓ
URBANITZACIÓ AIGUAVIVA D'ARENYS DE MUNT (BARCELONA)

CANALITZACIÓ DE GAS. PRESSIÓ ESCOMESA. MATERIAL: POLIETILÈ. (PE)	CANALITZACIÓ DE GAS. PRESSIÓ MITJA B. MATERIAL: POLIETILÈ. (PE)	CANALITZACIÓ DE TRANSPORT DE GAS.	NÚMERO POLICIA PROPOSADA RELACIÓ ACTUAL - ENTITAT ÀMBIT	N N	LLUÍS ROIG CLEMENTE ARQUITECTE AJUNTAMENT PRONOVOR	EXP. - NÚM.	NOI DE PLÀNOL	ESCALA	PLÀNOL
						36-03	ESTAT ACTUAL		P6.1
						ABRIL 2017	XARXA DE GAS NATURAL	1/500	

	EXP. NUM.	NOM DE PLÀNOL:	E S C A L A	P L À N O L
---	-----------	----------------	-------------	-------------

P7.1

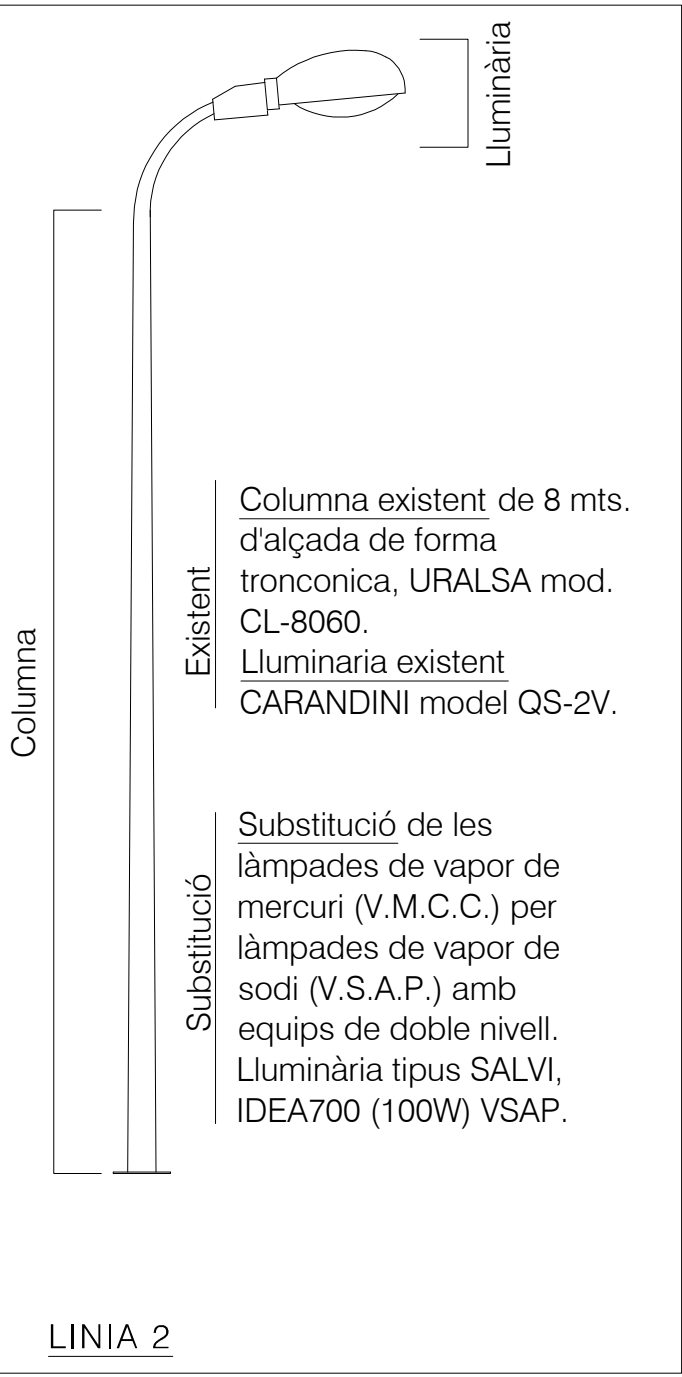


IDEA

Luminària concebida para iluminación funcional de tipo vía, de diseño moderno de formas ligeras, puras y elegantes. Fabricada en fundición de aluminio dispone de ópticas de alto rendimiento apropiadas según cada proyecto.

- LA MÁS ROBUSTA DENTRO DE SU SEGMENTO
- REALIZADA 100% EN FUNDICIÓN DE ALUMINIO
- ÓPTICA DE ALTO RENDIMIENTO, 88%
- BLOQUE ÓPTICO IP 67
- CONJUNTO LUMINARIA IP 67
- ADMITE ÓPTICA ASIMÉTRICA Y SIMÉTRICA.

CARACTERÍSTICAS PRINCIPALES

LONGITUD: DE 660 A 762 MM
ALTO: DE 228 MM A 309 MM
ANCHO: 243 MM / 222 MM
CONEXIÓN: TERMINAL HEMBRA Ø INT: 60MM / Ø EXT: 76MM
ÓPTICA: MICRO ARTECH® / MICRO ARTECH®
ÍNDICE DE PROTECCIÓN: IP 67 G.O. / IP 66 LUMINARIA
RESISTENCIA A LOS IMPACTOS: IK 09
TENSIÓN NOMINAL: 230V - 50HZ
AISLAMIENTO ELÉCTRICO: CLASE I (OPCIONAL CLASE II)
PESO EN VACÍO: 9 KG / 6 KG
RESISTENCIA AERODINÁMICA (CX): 0,12 M2 / 0,09 M2
NORMA EN 60598 56016

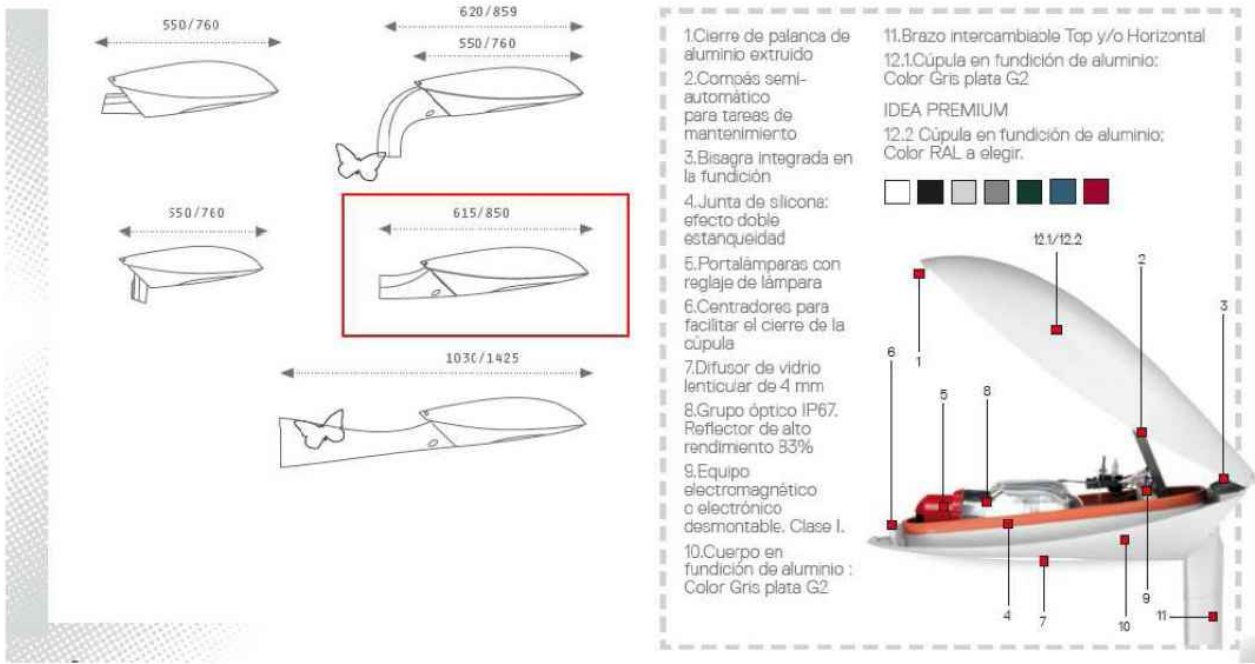


Columna existent de 3,50 mts. d'alçada, de la casa SALVI model Ochocentista.

Luminaria existent Model AG-16

Vsap de 150W

Substitució de les làmpades de vapor de mercuri (V.M.C.C.) per làmpades de vapor de sodi (V.S.A.P.) del model equivalent sense contaminació lumínica.

Luminària de la casa SALVI model Ochocentista.

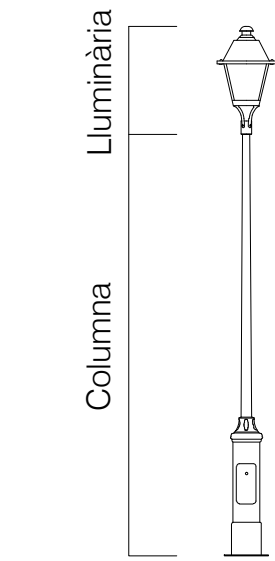

LINIA 1



ochocentista

La clásica luminaria OCHOCENTISTA incorpora ahora un reflector asimétrico de dimensiones reducidas, rendimiento excelente y un grado de estanqueidad IP67.

- CHAPA HIERRO ELECTROZINCADA
- DESDE 70W A 150W
- TORNILLERÍA ALSI 304
- TAPA CON JUNTA DE SILICONA
- FÁCIL ACCESO A EQUIPO Y LÁMPARA
- IMPRIMACIÓN EPOXI Y ACABADO POLIURETANO
- C EN 60598

CARACTERÍSTICAS PRINCIPALES

LONGITUD	660 mm / 760 mm
DIÁMETRO	Ø340 / Ø420 mm
LÁMPARAS SAP/ HM	70 W / 100 W / 150 W
CONEXIÓN A COLUMNA	TERMINAL ROSCADO DE 3/4"
ÓPTICA	DIFUSOR PC / CRISTAL PLANO
FHS	0,1 %
ÍNDICE RESISTENCIA	IK 10
ÍNDICE PROTECCIÓN	IP 67
CLASE	I

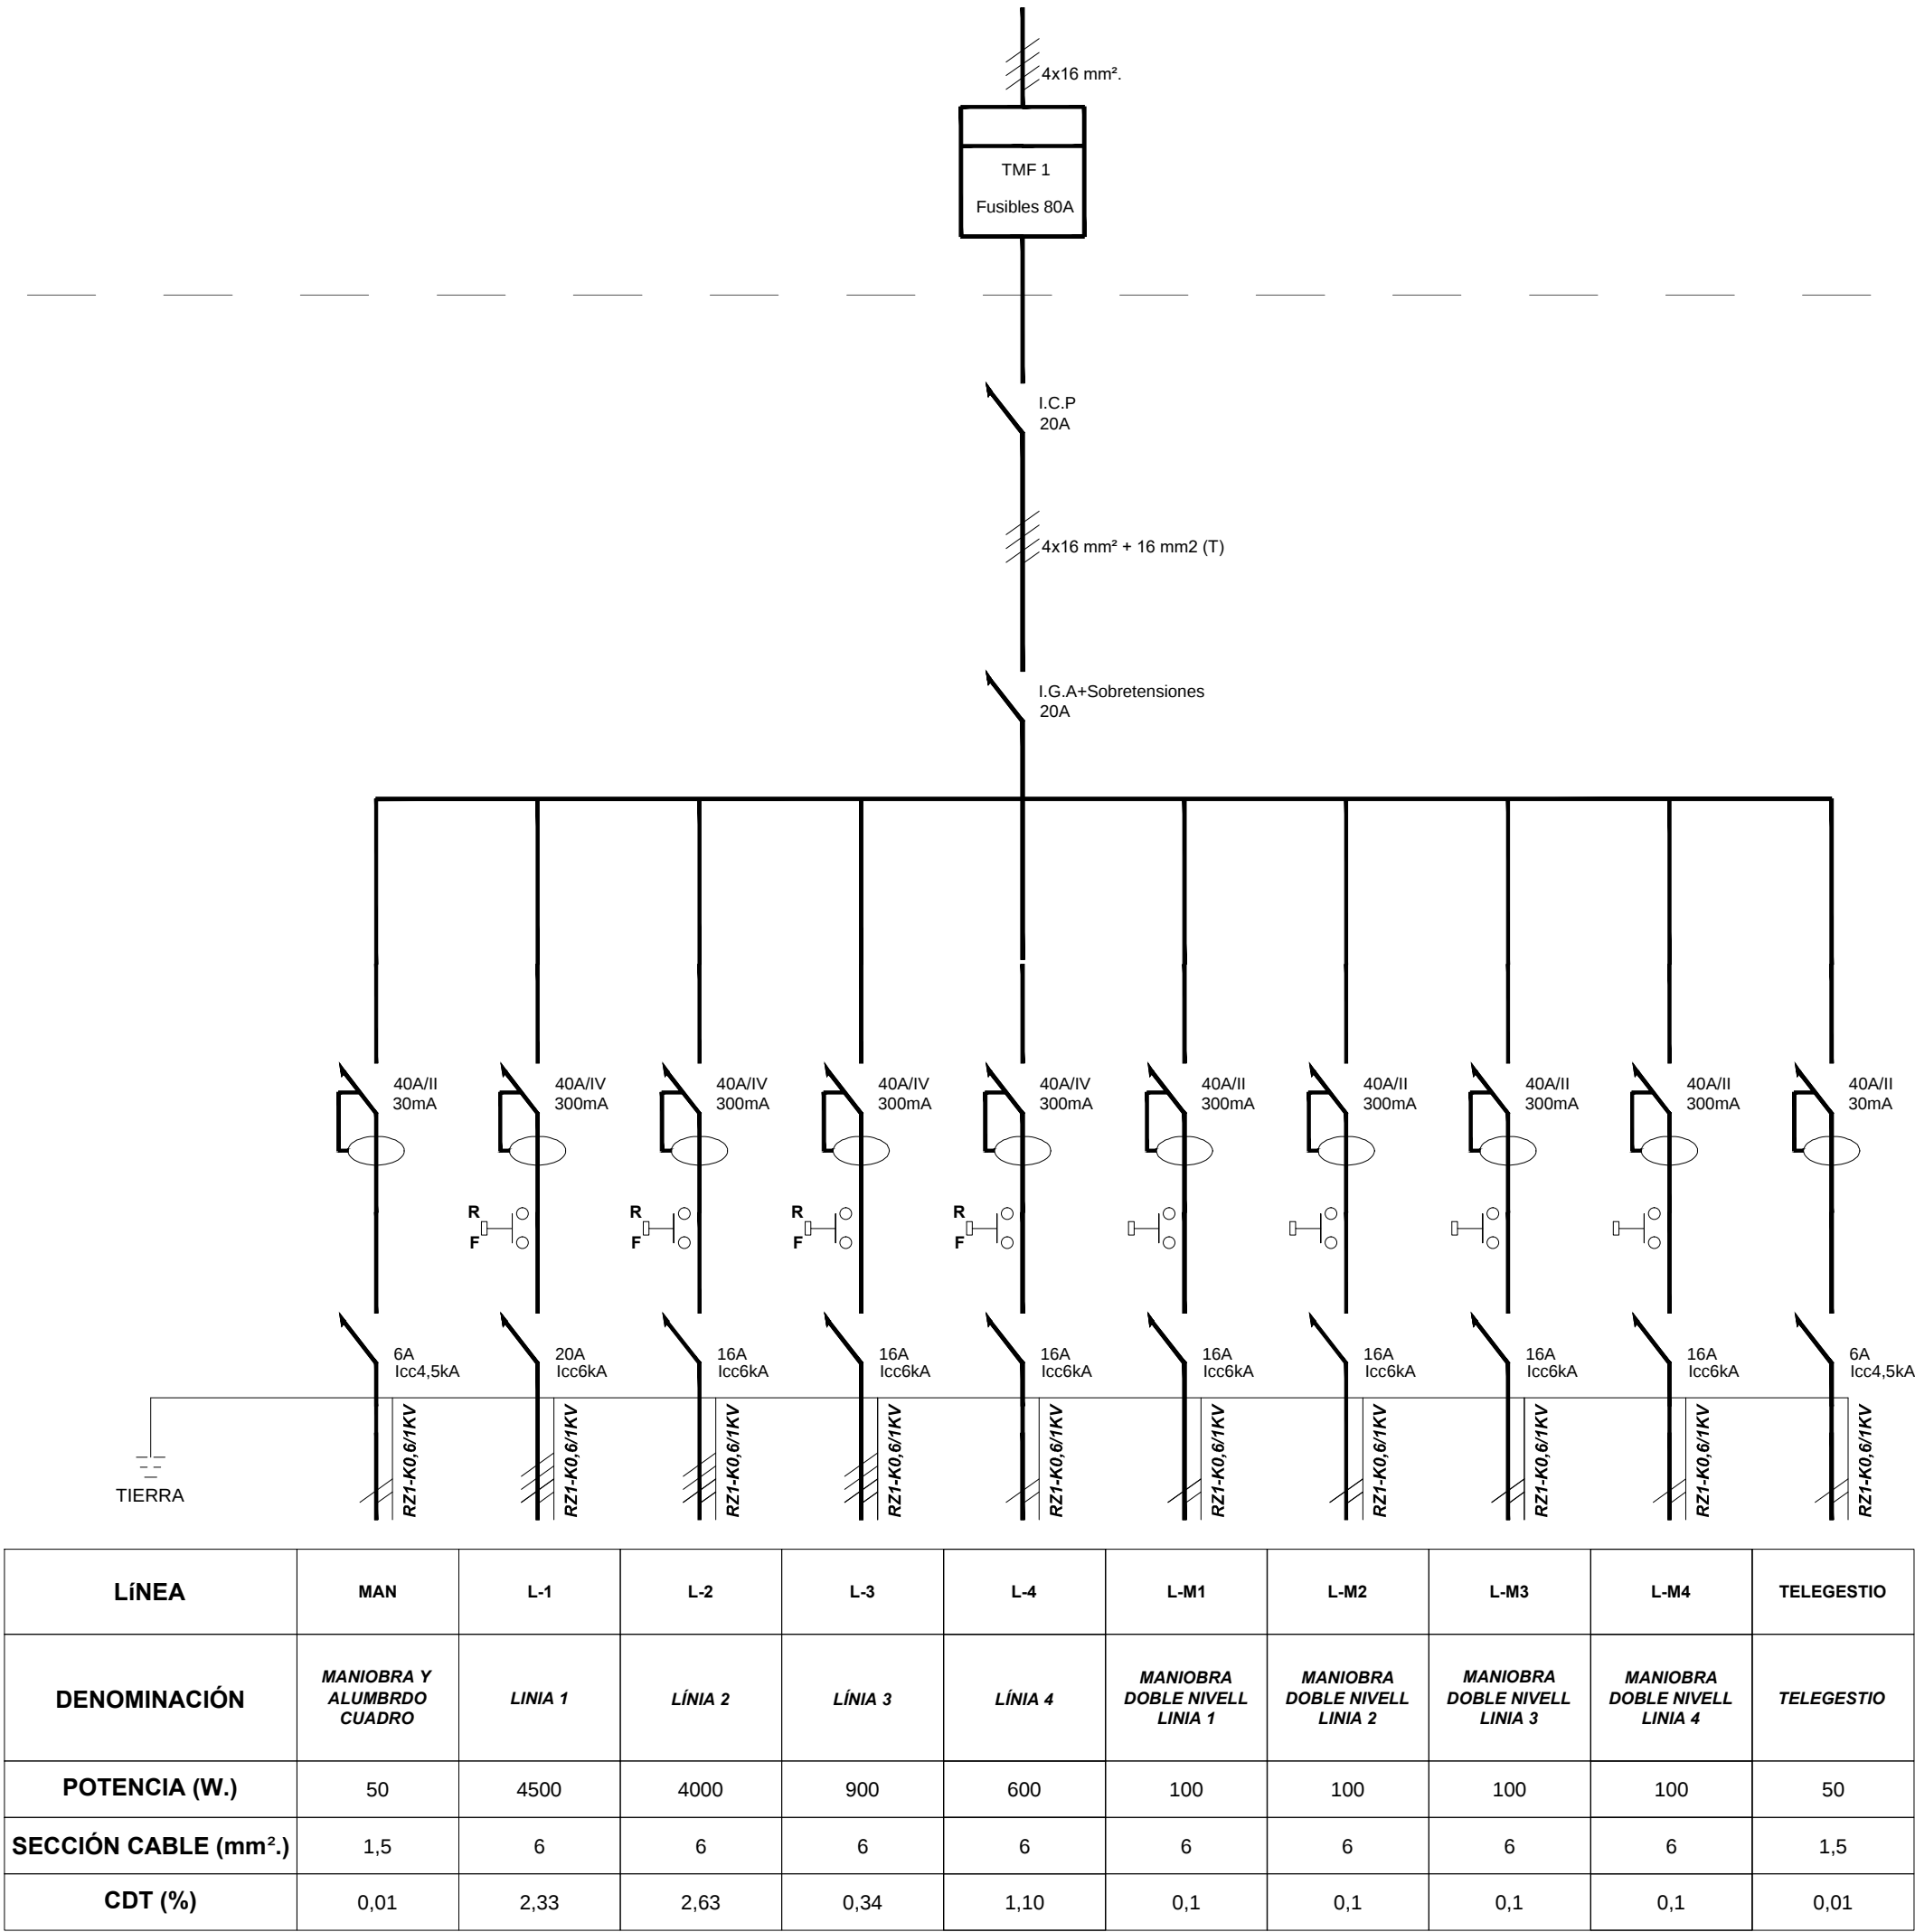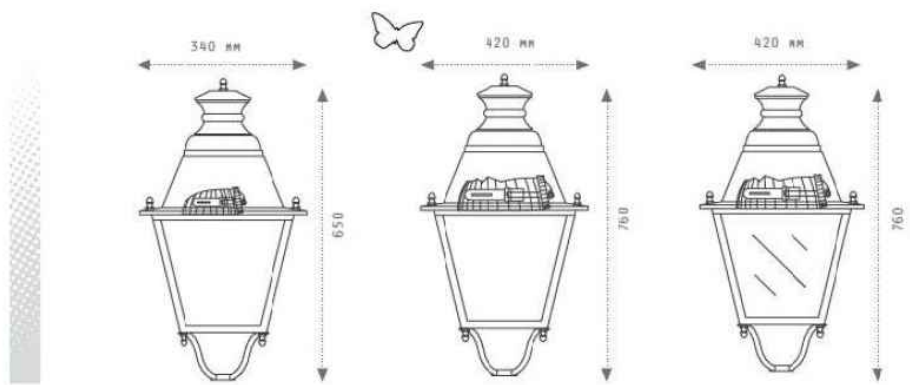

CUADRO GENERAL ALUMBRADO

PROYECTO D'URBANITZACIÓ

URBANITZACIÓ AIGUAVIVA D'ARENYS DE MUNT (BARCELONA)

EXP. NÚM.	36-03	NOM DE PLÀNOL	ESTAT ACTUAL I PROPOSTA	ESCALA	PLÀNOL
DAT	ABRIL 2017	ENLLUMENAT PÚBLIC	DETALLS I ESQUEMA UNIFILAR		P7.2



PROJECTE D'URBANITZACIÓ
URBANITZACIÓ AIGUAVIVA D'ARENYS DE MUNT (BARCELONA)

XARXA SOTERRADA DE BAIXA TENSIÓ

CENTRE DE DISTRIBUCIÓ EN SUPERFÍCIE

ABASTAMENT I ARMARI CGP

ARMARI DE DISTRIBUCIÓ URBANA EXISTENT

NUMERACIÓ POLICIA PROPOBADA

RELACIÓ ACTUAL ENTITATS

ÀMBIT

N

LLUÍS ROIG CLEMENTE ARQUITECTE

AJUNTAMENT PROMOTOR

EXP. NUM. 36-03

ESTAT ACTUAL I PROPOSTA

DATA ABRIL 2017

XARXA DE BAIXA TENSIÓ

ESCALA 1/500

PLÀNOL P9.1

TRIBUNA D'ARQUITECTURA, S.L. - C/GARRASCO I FORMIGUERA, 11 2n 1a. 08017 BARCELONA - RIERA BISBE POL. 39 3on. 08350 ARENYS DE MAR - TEL/FAX: 93 795 70 98 - MÒBIL: 617 40 19 16 - EMAIL: TRIBUNA@COAC.NET

NOTA: Es col·locarà un reductor d'electricitat a la Esplanada de la Font, i es substituiran les caixes de comptadors de baixa tensió per unes altres encastades a les tanques de les parcel·les.

Es col·locarà un reductor d'electricitat a la Esplanada de la Font, i es substituiran les caixes de comptadors de baixa tensió per unes altres encastades a les tanques de les parcel·les.

BASTAMENT I ARMARI EXISTENT
BASTAMENT I ARMARI A EXECUTAR PER COMPANYIA
MS CGP - 9400 A INSTAL·LAR
CENTRE DE DISTRIBUCIÓ DE 400 KVA BT.


A.D.U. ARMARI DE DISTRIBUCIÓ URBANA
CAIXA DE SECCIONAMENT I C.G.P.
CONJUNT DE DIPÒSIT I BOMBA PER AL BOMBEIG D'AIGÜES RESIDUALS

LÍNIA PER VIVENDES XARXA
SOTERRADA DE BAIXA TENSÍO CABLE RV 240AL
LÍNIA SISTEMA DE BOMBEIG XARXA
SOTERRADA DE BAIXA TENSÍO CABLE RV 240AL
LÍNIA PER ENLLUNENAT XARXA
SOTERRADA DE BAIXA TENSÍO CABLE RV 240AL

NUMERACIÓ POLICIA PROPÒSADA
RELACIÓ ACTUAL ENTITATS
ÀMBIT



EXP. NÚM.
36-03
DATA
ABRIL 2017
NOM DE PLÀNOL
PROPOSTA
ESCALA
1/500
PLÀNOL
P9.2

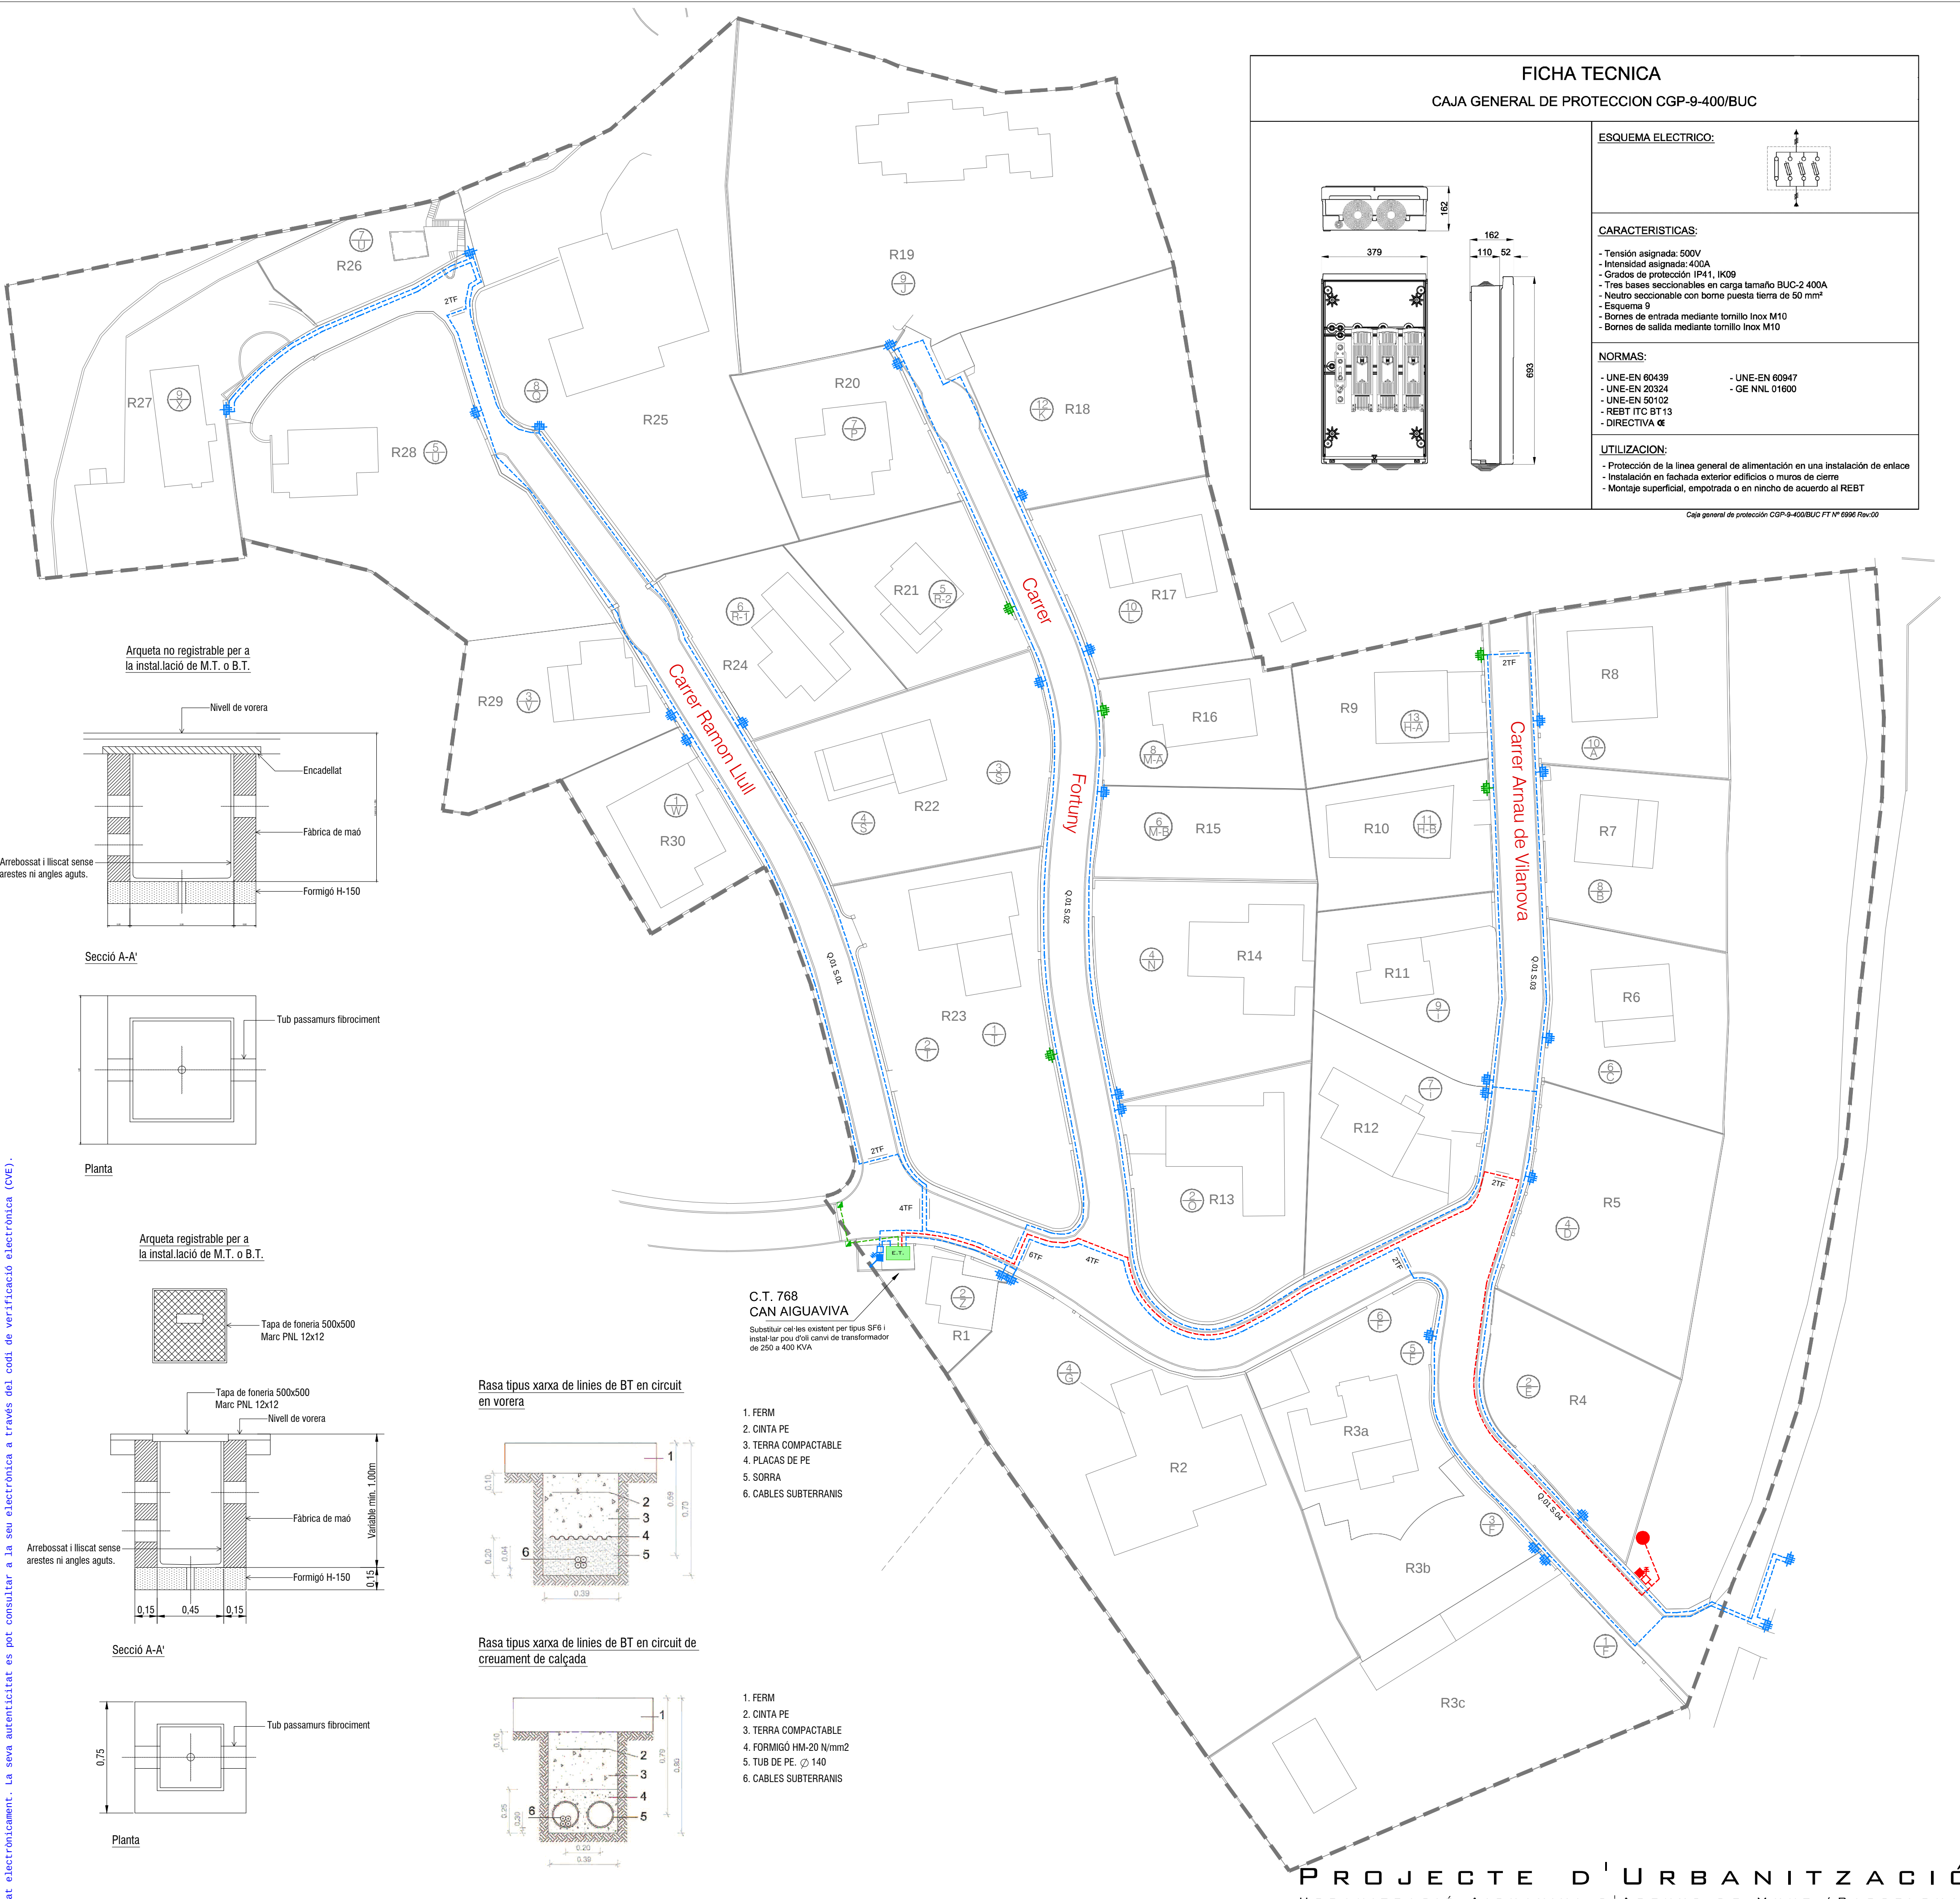

FICHA TECNICA

CAJA GENERAL DE PROTECCION CGP-9-400/BUC

ESQUEMA ELECTRICO:

CARACTERISTICAS:

- Tensión asignada: 500V
- Intensidad asignada: 400A
- Grados de protección IP41, IK09
- Tres bases seccionables en carga tamaño BUC-2 400A
- Neutro seccionable con borne puesta tierra de 50 mm²
- Esquema 9
- Borne de entrada mediante tornillo Inox M10
- Borne de salida mediante tornillo Inox M10

NORMAS:

- UNE-EN 60439
- UNE-EN 20324
- UNE-EN 50102
- REBT ITC BT 13
- DIRECTIVA CE

- UNE-EN 60947
- GE NNL 01600

UTILIZACION:

- Protección de la línea general de alimentación en una instalación de enlace
- Instalación en fachada exterior edificios o muros de cierre
- Montaje superficial, empotrada o en nincho de acuerdo al REBT

Caixa general de protecció CGP-9-400/BUC FT Nº 6996 Rev:00

Es col·locarà un reductor d'electricitat a la Esplanada de la Font, i es substituiran les caixes de comptadors de baixa tensió per unes altres encastades a les tanques de les parcel·les.

	EXP. NUM.	NOM DE PLANUL:	ESCALA	PLANUL
	36-03	ESTAT ACTUAL		P101
	DATA			

NUMERACIÓ POLICIA PROPOSADA

RELACIÓ ACTUAL ENTITATS


ÀMBIT







EXP. NÚM.	NOM DE PLÀNOL:	ESCALA	PLÀNOL
36-03	ESTAT ACTUAL		P10.1
D A T A			
ABRIL 2017	XARXA DE TELEFONIA	1/500	


ARQUETA TIPUS M

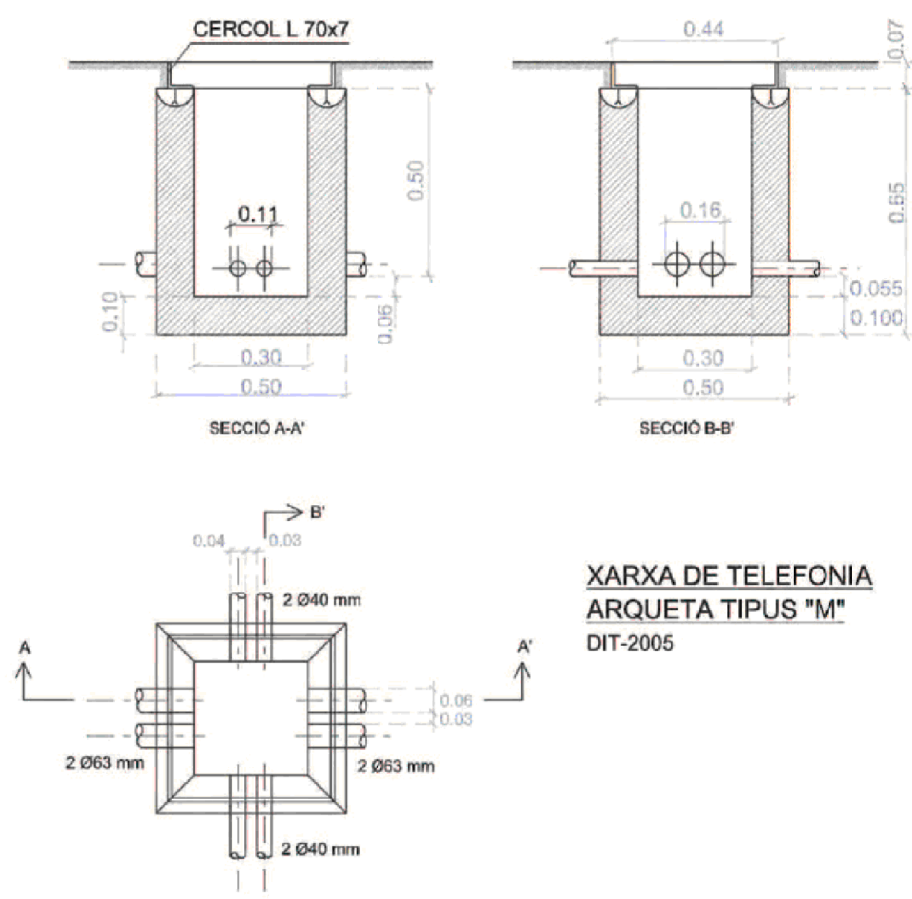


XARXA DE TELEFONIA
ARQUETA TIPUS "M"
DIT-2005

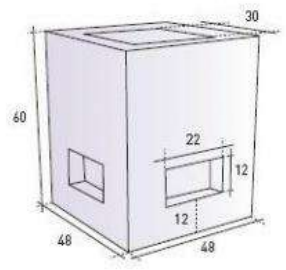

ARQUETA TIPUS H

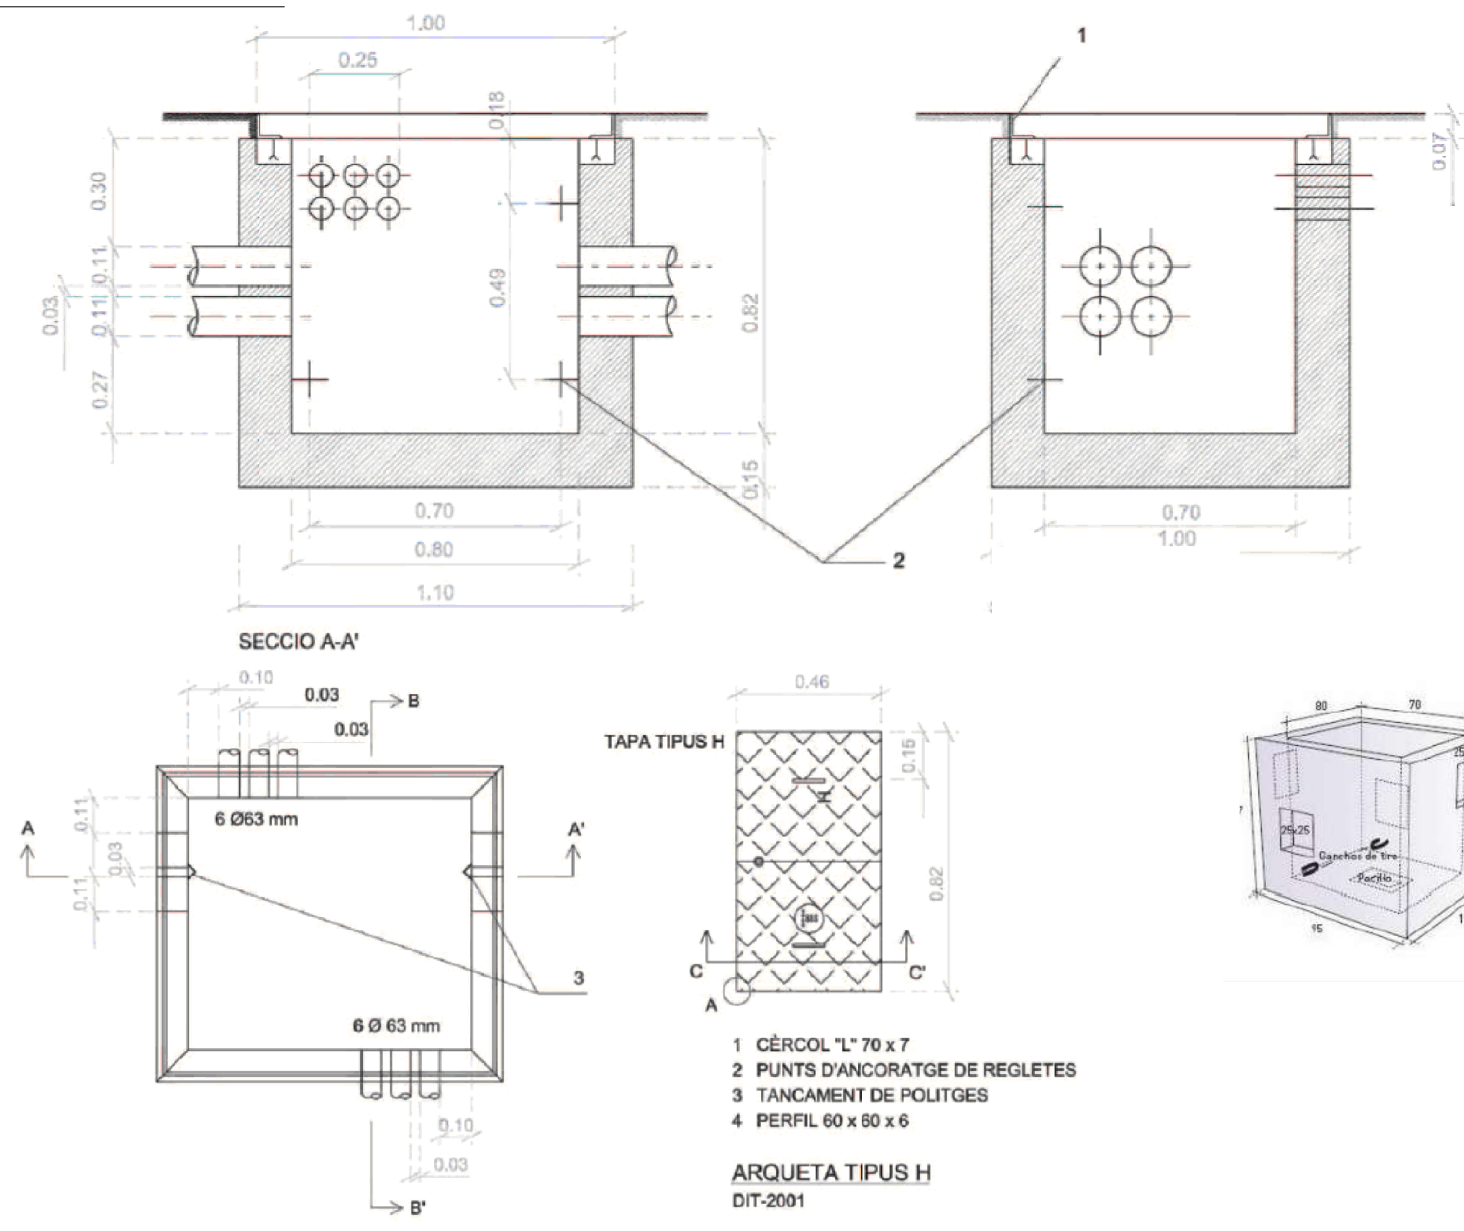

1 CÉRCOL "L" 70 x 7
2 PUNTS D'ANCORATGE DE REGLETES
3 TANCAMENT DE POLIURETAN
4 PERFIL 60 x 60 x 6
ARQUETA TIPUS H
DIT-2001

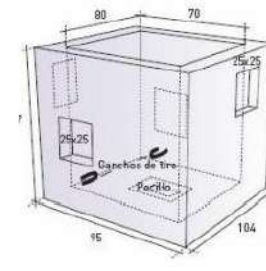

PROJECTE D'URBANITZACIÓ

URBANITZACIÓ AIGUAVIVA D'ARENYS DE MUNT (BARCELONA)





EXP. NÚM.	NOM DE PLÀNOL	ESCALA	PLÀNOL
36-03	PROPOSTA		P102
DATA	ABRIL 2017	XARXA DE TELEFONIA	1/500

NOTA:
LA XARXA DE TELEFONIA EXISTENT AL CARRER D'ACCÉS A LA URBANITZACIÓ, D/ JOSEP SERT, QUEDARÀ SOTERRADA. ELS ARMARIS I PEDESTALS QUE S'EXECUTIN, NO SUPOSARAN CAP BARRERA ARQUITECTONICA.

- XARXA NOVA SOTERRADA DE TELEFON DE PVC (2 TUBS DE Ø63 MM, Ø 110MM)
- XARXA EXISTENT SOTERRADA DE TELEFON DE PVC (2 TUBS DE Ø63 MM, Ø 110MM)
- XARXA AÈRIA DE TELEFON
- ARMARIS EXISTENTS
- PAL DE CONEXIÓ AÈRIA
- ARQUETA PREFABRICADA TIPUS "M" (40 x 40)
- ARQUETA PREFABRICADA TIPUS "H" (100 x 100)

NUMERACIÓ POLIDUA PROPOSADA
RELACIÓ ACTUAL ENTITATS
ÀMBIT

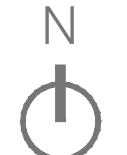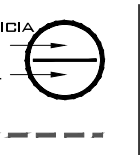


EXP. NÚM.	NOM DE PLÀNOL	ESCALA	PLÀNOL
36-03	PROPOSTA		P102
DATA	ABRIL 2017	XARXA DE TELEFONIA	1/500



Pol. Cant Patalina C/miralles nº 10
Tel. 93-761.07.44 Fax. 93-765.42.90
08380 - Malgrat de Mar (Barcelona)

INFORME DEL SERVEI

EMPRESA: Escobar S.L.
PERSONA DE CONTACTE: Sr. Joan Danés
ADREÇA: Urb. Aiguaviva
POBLACIÓ: Arenys de Munt
DATA: 21 de maig del 2012
Nº ALBARÀ: 21956
Nº COMANDA: 19265
OPERARIS: Sr. Josep
DETALL SERVEI: inspeccionar xarxa de clavegueram
Inspecció realitzada amb minicamare → Tram visualitzat

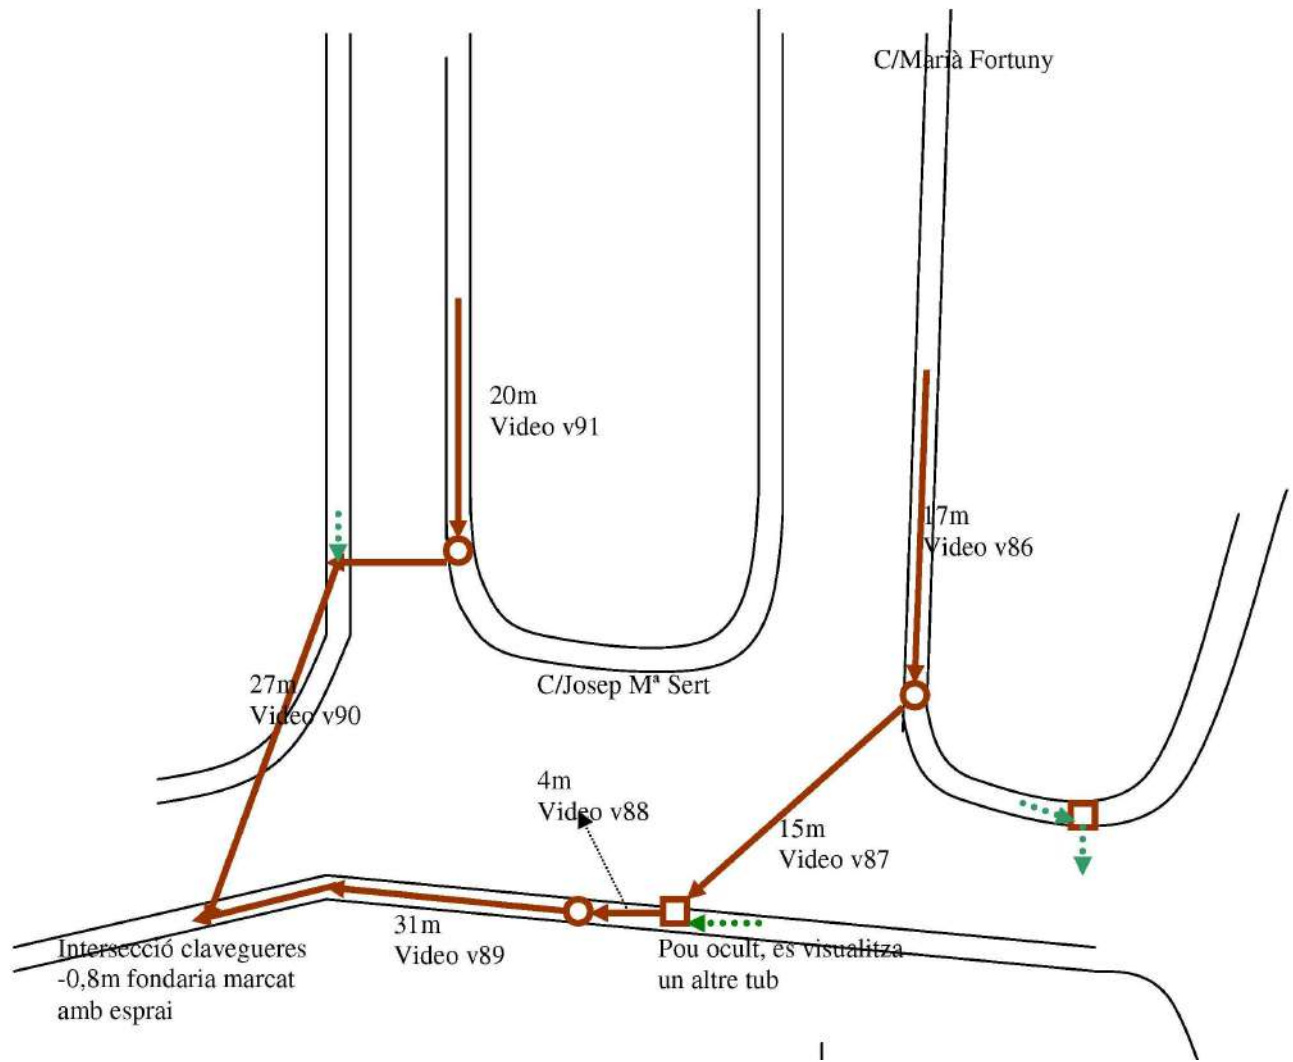

NOTA:
DONADA L'EXISTÈNCIA DE POUS EN LA INSTAL·LACIÓ ACTUAL, EL DIMENSIONAT I EL RECORREGUT DE LA XARXA EXISTENT S'HA PRESSUPOSTAT PER EXTENDIR A LES CONCLUSIONS EXTRETES DE L'INFORME PER CCTV REALITZAT PER L'EMPRESA ESCOBAR, S.L.

- XARXA SOTERRADA DE RESIDUALS
- POU REGISTRABLE DE RESIDUALS
- POU REGISTRABLE DE PLUVIALS
- REIXA DE RECOLLIDA DE PLUVIALS
- REIXA LINIAL DE RECOLLIDA DE PLUVIALS
- XARXA SOTERRADA DE PLUVIALS

NUMERACIÓ POLICIA PROPOSADA
RELACIÓ ACTUAL - ENTITATS
ÀMBIT



EXP. N.ÚM.	NOM DE PLÀNOL	ESCALA	PLÀNOL
36-03	ESTAT ACTUAL		P11.1
DATA	ABRIL 2017	XARXA DE SANEJAMENT	1/500

PROJEC TE D'URBANITZACIÓ
URBANITZACIÓ AIGUAVIVA D'ARENYS DE MUNT (BARCELONA)

LLUÍS ROIG CLEMENTE ARQUITECTE
AJUNTAMENT D'ARENYS DE MUNT

EXP. N.ÚM. 36-03
NOM DE PLÀNOL ESTAT ACTUAL
DATA ABRIL 2017
ESCALA XARXA DE SANEJAMENT 1/500
PLÀNOL P11.1

TRIBUNA D'ARQUITECTURA, S.L. - C/DARRACÓ, 11 2n. 1a. 08017 BARCELONA - RESA BEBE POL 35 2m. 08350 ARENYS DE MAR - TEL.FAX: 93 765 70 68 - MÒBIL: 617 40 19 16 - EMAIL: TRIBUNA@COAC

Document signat electrònicament. La seva autenticitat es pot consultar a la seu electrònica a través del codi de verificació electrònica (CVE).


NOTA:
DONADA L'EXISTÈNCIA DE POUS EN LA INSTAL·LACIÓ ACTUAL, EL DIMENSIONAT I EL
RECORREGUT DE LA XARXA EXISTENT S'HA PRESUPOSTAT PER EXTENSIÓ A LES
CONCLUSIONS EXTRETES DE L'INFORME PER CCTV REALITZAT PER L'EMPRESA ESCOBAR,
S.L.

COL·LECTOR SOTERRAT D'AIGÜES RESIDUALS.PVC Ø200.(TRAM EXISTENT)
COL·LECTOR SOTERRAT D'AIGÜES RESIDUALS.PE Ø200.(TRAM PROPOSAT)
COL·LECTOR SOTERRAT D'AIGÜES PLUVIALS.PE Ø200.(TRAM PROPOSAT)
COL·LECTOR SOTERRAT D'AIGÜES PLUVIALS.PVC Ø200.(TRAM EXISTENT)


POU D'AIGÜES RESIDUALS
POU D'AIGÜES PLUVIALS
SENTIT DIRECCIÓ AIGUA EN SUPERFÍCIE
REIXA INTERCEPTORA D'AIGÜES PLUVIALS

IMBORNAL DE RECOLLIDA D'AIGÜES PLUVIALS
COL·LECTOR SOTERRAT D'AIGÜES RESIDUALS.PE Ø90, 10 ATM (TRAM PROPOSAT)
GRUP DE PRESSIÓ UBICAT EN ARMARI - CASETA D'OBRA DE DIMENSIONS 2 X 2 M. PEL BOMBEIG AIGÜES RESIDUALS


NUMERACIÓ POLICIA PROPOSADA
RELACIÓ ACTUAL-ENTITAT
ÀMBIT

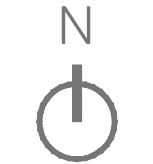

 EXP. NÚM. 36-03
DATA ABRIL 2017
NOM DE PLÀNOL PROPOSTA
ESCALA PLÀNOL 1/500
P11.2



Pou de registre tipus A (quadrat)
(per a tub circular $\varnothing \leq 800$)
ESCALA 1:40

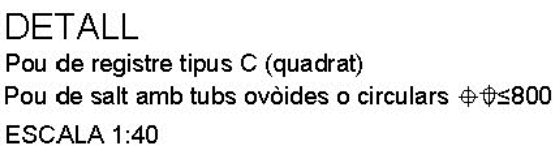

SECCIÓ C-C'

PLANTA (VISTA SUPERIOR)

DEPUTY PRINCIPAL



E. 1/75



Grupos automáticos de elevación de aguas residuales, formados por un depósito en PRFV (Poliéster Reforzado con Fibra de Vidrio) y dos bombas residuales de nuestro catálogo.
Adecuados para la recogida de aguas residuales (WC) y su elevación hasta el alcantarillado en aplicaciones de hoteles, restaurantes y edificios en general, aguas cargadas y aguas industriales.




Los modelos básicos constan de:

- Carcasa fabricada en PRFV, con tubería de entrada, impulsión, salida de cables y ventilación.
- Instalación de bombas y acoplamientos.

INCLUYE

- 2 bombas de funcionamiento alternativo
- 5 interruptores de nivel con 5 metros de cable
- 2 válvulas de retención a bola (antirretorno)
- 2 válvulas de cierre
- Boca de registro de Ø 750 mm
- Tubería de entrada en PVC de Ø 160 mm
- Toma de ventilación de Ø 32 mm
- Toma de impulsión de Ø 63 mm
- Toma para salida de cables de bombas Ø 32 mm
- Toma para salida de cables de sondas Ø 20 mm
- Volumen total: 1.200 litros
- Volumen útil: 1.060 litros
- Kit de descarga

Bomba sumergible para aguas fecales fabricada en Acero Inoxidable AISI 304. Diseñada para evacuación de líquidos con contenidos filamentosos o sólidos en suspensión en aplicaciones tanto industriales como domésticas. Adecuada para su utilización en servicios sanitarios (WC) en comunidades, hoteles, restaurantes, etc. Aguas cargadas con sólidos de diámetro máximo Ø50 mm, aguas de lavado, pluviales, residuales, pozos negros y fosas sépticas. Equipos de depuración de agua y achique de locales inundados.

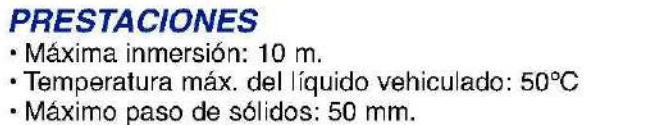

- Cuerpo de impulsión, impulsor, carcasa y tapa de motor: Ac. Inox AISI 304.

Superior: Carbón/Cerámica/NBR
Inferior: SiC/SiC/NBR

- Cable. 10 m con enchufe tipo Schuko.
- Disponible en versiones: M: Monofásica

M A: Con regulador de nivel

- Motor asincrónico, 2 polos
- Aislamiento Clase F
- Protección IP68
- Monofásica 230V $\pm$ 10% 50 Hz
- Trifásica 400V $\pm$ 10% 50Hz
- Condensador y protección termoamperimétrica de rearme automático incorporados (monofásica)

- Brida: Aspiración: Ø 50
DNI: 50 PN 10
- Rosca: Aspiración: Ø 50
DNI: 2"

```

graph TD
    DW --- DW_L[ ]
    F --- F_L[ ]
    M --- M_L[ ]
    75 --- 75_L[ ]
    A --- A_L[ ]
    DW_L --- DW_L2[ ]
    F_L --- F_L2[ ]
    M_L --- M_L2[ ]
    75_L --- 75_L2[ ]
    A_L --- A_L2[ ]
    DW_L2 --- DW_L3[ ]
    F_L2 --- F_L3[ ]
    M_L2 --- M_L3[ ]
    75_L2 --- 75_L3[ ]
    A_L2 --- A_L3[ ]
    DW_L3 --- DW_L4[ ]
    F_L3 --- F_L4[ ]
    M_L3 --- M_L4[ ]
    75_L3 --- 75_L4[ ]
    A_L3 --- A_L4[ ]
    DW_L4 --- DW_L5[ ]
    F_L4 --- F_L5[ ]
    M_L4 --- M_L5[ ]
    75_L4 --- 75_L5[ ]
    A_L4 --- A_L5[ ]
    DW_L5 --- DW_L6[ ]
    F_L5 --- F_L6[ ]
    M_L5 --- M_L6[ ]
    75_L5 --- 75_L6[ ]
    A_L5 --- A_L6[ ]
    DW_L6 --- DW_L7[ ]
    F_L6 --- F_L7[ ]
    M_L6 --- M_L7[ ]
    75_L6 --- 75_L7[ ]
    A_L6 --- A_L7[ ]
    DW_L7 --- DW_L8[ ]
    F_L7 --- F_L8[ ]
    M_L7 --- M_L8[ ]
    75_L7 --- 75_L8[ ]
    A_L7 --- A_L8[ ]
    DW_L8 --- DW_L9[ ]
    F_L8 --- F_L9[ ]
    M_L8 --- M_L9[ ]
    75_L8 --- 75_L9[ ]
    A_L8 --- A_L9[ ]
    DW_L9 --- DW_L10[ ]
    F_L9 --- F_L10[ ]
    M_L9 --- M_L10[ ]
    75_L9 --- 75_L10[ ]
    A_L9 --- A_L10[ ]
    DW_L10 --- DW_L11[ ]
    F_L10 --- F_L11[ ]
    M_L10 --- M_L11[ ]
    75_L10 --- 75_L11[ ]
    A_L10 --- A_L11[ ]
    DW_L11 --- DW_L12[ ]
    F_L11 --- F_L12[ ]
    M_L11 --- M_L12[ ]
    75_L11 --- 75_L12[ ]
    A_L11 --- A_L12[ ]
    DW_L12 --- DW_L13[ ]
    F_L12 --- F_L13[ ]
    M_L12 --- M_L13[ ]
    75_L12 --- 75_L13[ ]
    A_L12 --- A_L13[ ]
    DW_L13 --- DW_L14[ ]
    F_L13 --- F_L14[ ]
    M_L13 --- M_L14[ ]
    75_L13 --- 75_L14[ ]
    A_L13 --- A_L14[ ]
    DW_L14 --- DW_L15[ ]
    F_L14 --- F_L15[ ]
    M_L14 --- M_L15[ ]
    75_L14 --- 75_L15[ ]
    A_L14 --- A_L15[ ]
    DW_L15 --- DW_L16[ ]
    F_L15 --- F_L16[ ]
    M_L15 --- M_L16[ ]
    75_L15 --- 75_L16[ ]
    A_L15 --- A_L16[ ]
    DW_L16 --- DW_L17[ ]
    F_L16 --- F_L17[ ]
    M_L16 --- M_L17[ ]
    75_L16 --- 75_L17[ ]
    A_L16 --- A_L17[ ]
    DW_L17 --- DW_L18[ ]
    F_L17 --- F_L18[ ]
    M_L17 --- M_L18[ ]
    75_L17 --- 75_L18[ ]
    A_L17 --- A_L18[ ]
    DW_L18 --- DW_L19[ ]
    F_L18 --- F_L19[ ]
    M_L18 --- M_L19[ ]
    75_L18 --- 75_L19[ ]
    A_L18 --- A_L19[ ]
    DW_L19 --- DW_L20[ ]
    F_L19 --- F_L20[ ]
    M_L19 --- M_L20[ ]
    75_L19 --- 75_L20[ ]
    A_L19 --- A_L20[ ]
    DW_L20 --- DW_L21[ ]
    F_L20 --- F_L21[ ]
    M_L20 --- M_L21[ ]
    75_L20 --- 75_L21[ ]
    A_L20 --- A_L21[ ]
    DW_L21 --- DW_L22[ ]
    F_L21 --- F_L22[ ]
    M_L21 --- M_L22[ ]
    75_L21 --- 75_L22[ ]
    A_L21 --- A_L22[ ]
    DW_L22 --- DW_L23[ ]
    F_L22 --- F_L23[ ]
    M_L22 --- M_L23[ ]
    75_L22 --- 75_L23[ ]
    A_L22 --- A_L23[ ]
    DW_L23 --- DW_L24[ ]
    F_L23 --- F_L24[ ]
    M_L23 --- M_L24[ ]
    75_L23 --- 75_L24[ ]
    A_L23 --- A_L24[ ]
    DW_L24 --- DW_L25[ ]
    F_L24 --- F_L25[ ]
    M_L24 --- M_L25[ ]
    75_L24 --- 75_L25[ ]
    A_L24 --- A_L25[ ]
    DW_L25 --- DW_L26[ ]
    F_L25 --- F_L26[ ]
    M_L25 --- M_L26[ ]
    75_L25 --- 75_L26[ ]
    A_L25 --- A_L26[ ]
    DW_L26 --- DW_L27[ ]
    F_L26 --- F_L27[ ]
    M_L26 --- M_L27[ ]
    75_L26 --- 75_L27[ ]
    A_L26 --- A_L27[ ]
    DW_L27 --- DW_L28[ ]
    F_L27 --- F_L28[ ]
    M_L27 --- M_L28[ ]
    75_L27 --- 75_L28[ ]
    A_L27 --- A_L28[ ]
    DW_L28 --- DW_L29[ ]
    F_L28 --- F_L29[ ]
    M_L28 --- M_L29[ ]
    75_L28 --- 75_L29[ ]
    A_L28 --- A_L29[ ]
    DW_L29 --- DW_L30[ ]
    F_L29 --- F_L30[ ]
    M_L29 --- M_L30[ ]
    75_L29 --- 75_L30[ ]
    A_L29 --- A_L30[ ]
    DW_L30 --- DW_L31[ ]
    F_L30 --- F_L31[ ]
    M_L30 --- M_L31[ ]
    75_L30 --- 75_L31[ ]
    A_L30 --- A_L31[ ]
    DW_L31 --- DW_L32[ ]
    F_L31 --- F_L32[ ]
    M_L31 --- M_L32[ ]
    75_L31 --- 75_L32[ ]
    A_L31 --- A_L32[ ]
    DW_L32 --- DW_L33[ ]
    F_L32 --- F_L33[ ]
    M_L32 --- M_L33[ ]
    75_L32 --- 75_L33[ ]
    A_L32 --- A_L33[ ]
    DW_L33 --- DW_L34[ ]
    F_L33 --- F_L34[ ]
    M_L33 --- M_L34[ ]
    75_L33 --- 75_L34[ ]
    A_L33 --- A_L34[ ]
    DW_L34 --- DW_L35[ ]
    F_L34 --- F_L35[ ]
    M_L34 --- M_L35[ ]
    75_L34 --- 75_L35[ ]
    A_L34 --- A_L35[ ]
    DW_L35 --- DW_L36[ ]
    F_L35 --- F_L36[ ]
    M_L35 --- M_L36[ ]
    75_L35 --- 75_L36[ ]
    A_L35 --- A_L36[ ]
    DW_L36 --- DW_L37[ ]
    F_L36 --- F_L37[ ]
    M_L36 --- M_L37[ ]
    75_L36 --- 75_L37[ ]
    A_L36 --- A_L37[ ]
    DW_L37 --- DW_L38[ ]
    F_L37 --- F_L38[ ]
    M_L37 --- M_L38[ ]
    75_L37 --- 75_L38[ ]
    A_L37 --- A_L38[ ]
    DW_L38 --- DW_L39[ ]
    F_L38 --- F_L39[ ]
    M_L38 --- M_L39[ ]
    75_L38 --- 75_L39[ ]
    A_L38 --- A_L39[ ]
    DW_L39 --- DW_L40[ ]
    F_L39 --- F_L40[ ]
    M_L39 --- M_L40[ ]
    75_L39 --- 75_L40[ ]
    A_L39 --- A_L40[ ]
    DW_L40 --- DW_L41[ ]
    F_L40 --- F_L41[ ]
    M_L40 --- M_L41[ ]
    75_L40 --- 75_L41[ ]
    A_L40 --- A_L41[ ]
    DW_L41 --- DW_L42[ ]
    F_L41 --- F_L42[ ]
    M_L41 --- M_L42[ ]
    75_L41 --- 75_L42[ ]
    A_L41 --- A_L42[ ]
    DW_L42 --- DW_L43[ ]
    F_L42 --- F_L43[ ]
    M_L42 --- M_L43[ ]
    75_L42 --- 75_L43[ ]
    A_L42 --- A_L43[ ]
    DW_L43 --- DW_L44[ ]
    F_L43 --- F_L44[ ]
    M_L43 --- M_L44[ ]
    75_L43 --- 75_L44[ ]
    A_L43 --- A_L44[ ]
    DW_L44 --- DW_L45[ ]
    F_L44 --- F_L45[ ]
    M_L44 --- M_L45[ ]
    75_L44 --- 75_L45[ ]
    A_L44 --- A_L45[ ]
    DW_L45 --- DW_L46[ ]
    F_L45 --- F_L46[ ]
    M_L45 --- M_L46[ ]
    75_L45 --- 75_L46[ ]
    A_L45 --- A_L46[ ]
    DW_L46 --- DW_L47[ ]
    F_L46 --- F_L47[ ]
    M_L46 --- M_L47[ ]
    75_L46 --- 75_L47[ ]
    A_L46 --- A_L47[ ]
    DW_L47 --- DW_L48[ ]
    F_L47 --- F_L48[ ]
    M_L47 --- M_L48[ ]
    75_L47 --- 75_L48[ ]
    A_L47 --- A_L48[ ]
    DW_L48 --- DW_L49[ ]
    F_L48 --- F_L49[ ]
    M_L48 --- M_L49[ ]
    75_L48 --- 75_L49[ ]
    A_L48 --- A_L49[ ]
    DW_L49 --- DW_L50[ ]
    F_L49 --- F_L50[ ]
    M_L49 --- M_L50[ ]
    75_L49 --- 75_L50[ ]
    A_L49 --- A_L50[ ]
    DW_L50 --- DW_L51[ ]
    F_L50 --- F_L51[ ]
    M_L50 --- M_L51[ ]
    75_L50 --- 75_L51[ ]
    A_L50 --- A_L51[ ]
    DW_L51 --- DW_L52[ ]
    F_L51 --- F_L52[ ]
    M_L51 --- M_L52[ ]
    75_L51 --- 75_L52[ ]
    A_L51 --- A_L52[ ]
    DW_L52 --- DW_L53[ ]
    F_L52 --- F_L53[ ]
    M_L52 --- M_L53[ ]
    75_L52 --- 75_L53[ ]
    A_L52 --- A_L53[ ]
    DW_L53 --- DW_L54[ ]
    F_L53 --- F_L54[ ]
    M_L53 --- M_L54[ ]
    75_L53 --- 75_L54[ ]
    A_L53 --- A_L54[ ]
    DW_L54 --- DW_L55[ ]
    F_L54 --- F_L55[ ]
    M_L54 --- M_L55[ ]
    75_L54 --- 75_L55[ ]
    A_L54 --- A_L55[ ]
    DW_L55 --- DW_L56[ ]
    F_L55 --- F_L56[ ]
    M_L55 --- M_L56[ ]
    75_L55 --- 75_L56[ ]
    A_L55 --- A_L56[ ]
    DW_L56 --- DW_L57[ ]
    F_L56 --- F_L57[ ]
    M_L56 --- M_L57[ ]
    75_L56 --- 75_L57[ ]
    A_L56 --- A_L57[ ]
    DW_L57 --- DW_L58[ ]
    F_L57 --- F_L58[ ]
    M_L57 --- M_L58[ ]
    75_L57 --- 75_L58[ ]
    A_L57 --- A_L58[ ]
    DW_L58 --- DW_L59[ ]
    F_L58 --- F_L59[ ]
    M_L58 --- M_L59[ ]
    75_L58 --- 75_L59[ ]
    A_L58 --- A_L59[ ]
    DW_L59 --- DW_L60[ ]
    F_L59 --- F_L60[ ]
    M_L59 --- M_L60[ ]
    75_L59 ---
```

Modelo	Dimensiones (mm)
	H
DW 75	485
DW 100	515
DW 150	515
DW 200	515
DW 300	545

- Segons el CTE al document HS5:
Les 10 parcel·les que es recullen, son habitatges amb 1 "cuarto de baño", 2 "cuartos de aseo" amb cuina i rentaplants -> 26 UD per a cada habitatge.

Si sabem que :1 UD=0,03/s

$$10 \text{ Habitatges} \times 26 \text{ UD} \times 0,03 \text{ l/s} = 7,8 \text{ l/s}$$

En un día se producirían **28 m³**.

El dipòsit proposat té un volum de 1000 l, i les bombes proposades són EBARA DW300, les quals, tenen una pèrdua de càrrega de 20 m i disposa d'un cabal de 6 m³/h, per tant seria capaç de buidar el dipòsit sense problema.

El conjunt està format per un equip de tres bombes. Dues d'elles són bombes redundants per seguretat.

The graph shows the relationship between Total Head (m) and Flow Rate (m³/h) for a pump system. The x-axis represents Flow Rate (m³/h) from 0 to 250. The left y-axis represents Total Head (m) from 0 to 25. The right y-axis represents Flow Rate (m³/h) from 0 to 250. The pump performance curve is labeled 'Pump' and the system resistance curve is labeled 'System'. The intersection of the two curves is marked as the operating point. The graph also shows the relationship between Total Head (m) and Flow Rate (m³/h) for a pump system.

TABLA DE CARACTERÍSTICAS

Modelo	Módulo de potencia		kW	CV	Consumo potencia kW	Max. potencia kW	Max. par Nm	Caudal de agua									
	2000/2500/3000							m³/h									
	2000	2500	3000	2000	2500	3000	2000	6	12	20	30	40	50	60	70	80	90
DW M0.75	DW 0.75	0.55	0.75	20	450	3.9	1.5	50	8	6.3	4.8	3.4	2.2	-	-	-	-
DW M1.0	DW 1.0	0.75	1	25	450	3.9	1.5	50	10.6	8.7	7.1	5.5	4	2.8	-	-	-
DW M1.5	DW 1.5	1.1	1.5	31.5	450	7.3	2.8	50	13.1	11.3	9.5	7.7	5.9	4.2	2.4	-	-
DW M2.0	DW 2.0	1.5	2	39	450	7.3	2.8	50	15.6	13.5	11.3	9.2	7.1	5.4	3.3	-	-
	DW 3.0	2.2	3	-	-	-	-	-	20	18.3	16.6	15.1	13.3	11.3	9.3	7.2	5
DW VOK M0.75	DW VOK 0.75	0.55	0.75	20	450	3.9	1.4	50	6.3	5	3.5	1.6	-	-	-	-	-
DW VOK M1.0	DW VOK 1.0	0.75	1	25	450	3.9	1.5	50	7.9	6.7	5.7	3.7	1.9	-	-	-	-
DW VOK M1.5	DW VOK 1.5	1.1	1.5	31.5	450	7.3	2.8	50	11.2	9.6	8.2	6.5	4.9	3.3	-	-	-
DW VOK M2.0	DW VOK 2.0	1.5	2	-	-	-	-	-	12.5	11.2	9.8	8.3	6.4	4.2	1.6	-	-
	DW VOK 3.0	2.2	3	-	-	-	-	-	15.7	14.7	13.9	12.6	10.7	8.1	4.6	3.1	1.6

Corrugados de doble pared- interior liso

Sistema de tubos corrugados de doble pared (interior liso) para red de drenaje- unión con manguito.
Poliétileno de alta densidad (pead) en pared interna y externa






DESCRIPCION: MATERIA PRIMA:		SISTEMA DE TUBOS CORUGADOS DE DOBLE PARED (INTERIOR L250) PARA REDES DE DRENAJE – UNE-EN CON MANGUETO POLIETILENO DE ALTA DENSIDAD (PEAD) EN REGLAMENTO INTERIOR Y EXTERNA	
NORMAS NACIONALES Y EUROPEAS DE REFERENCIA UNE-EN 13476-1:2007 y UNE-EN 13476-3:2007 UNE 53994:2011		REGLEMENTOS PARTICULARES AENOR PARA PRODUCTOS CERTIFICADOS BP-03-45-(REV.3- del 06/04/2016)	
 TP = TUBO DE 360° DE 200		 TP = 230° (DE 200 A 450)	
CLASIFICACIÓN TIPO: CIRCULAR TIPO "C" CLASIFICACIÓN SERIE: DRENAL SERIE TIPO "ED" CLASIFICACIÓN RIGIDEZ ANULAR: 4,0 u 8,0 kN/M ³ CLASIFICACIÓN PREPARACIONES: TP : 5P			
DIÁMETRO EXT. DIN (mm)	TOLERANCIA DIÁMETRO EXT. (mm)	DIÁMETRO INT. MEDIO (mm)	SUPERFICIE INT. CORRUCCIONES (cm ² /m)
			SUPERFICIE DE CAPTACION (cm ² /m)
			ZOMAS DRENANTES POR L (MS)
200	196,8 – 200,6	176	5666
			171
			61

(*) Mercado del tubo: N, AENOR, 001/000630, UNE-EN 13476, POLIECO, ECOPAL, PE, Tipo B -U-, DIÁMETRO EXT.(mm) OD, SN 4 u 8, RF30, IMP 0°C, FECHA HORA Y MINUTOS. El mercado tiene una periodicidad de max. 2 mt. En cada barra hay una etiqueta con los principales datos de referencia: tipo de producto, diámetro nominal, clase de rigidez.

URBANITZACIÓ AIGUAVIVA D'ARENYS DE MUNT (BARCELONA)


 LLUÍS ROIG CLEMENTE ARQUITECTE	 AJUNTAMENT PROMOTOR	EXP. NÚM.	NOM DE PLÀNOL:	ESCALA	PLÀNOL
		36-03	PROPOSTA		
		DATA	DETALLS		
		ABRIL 2017	XARXA DE SANEJAMENT		

P11.3

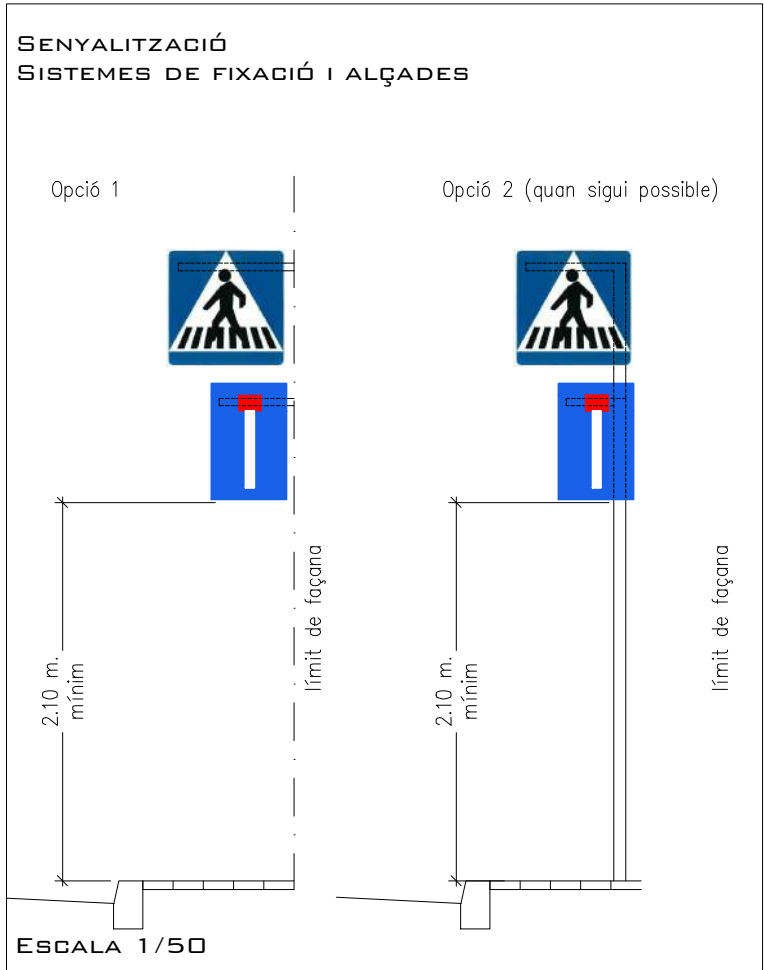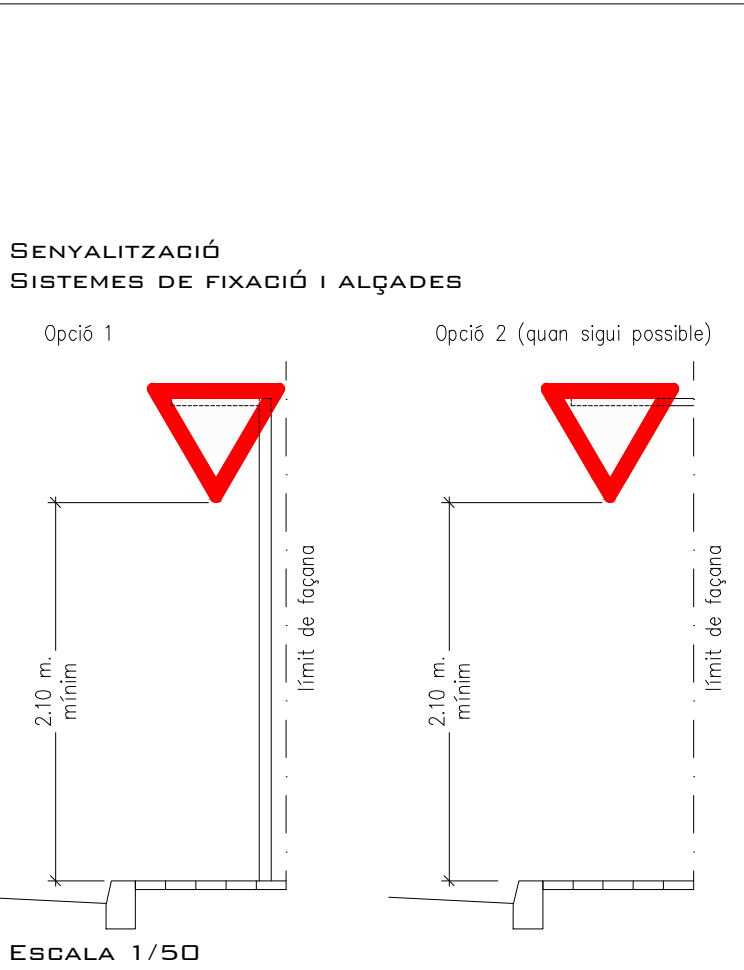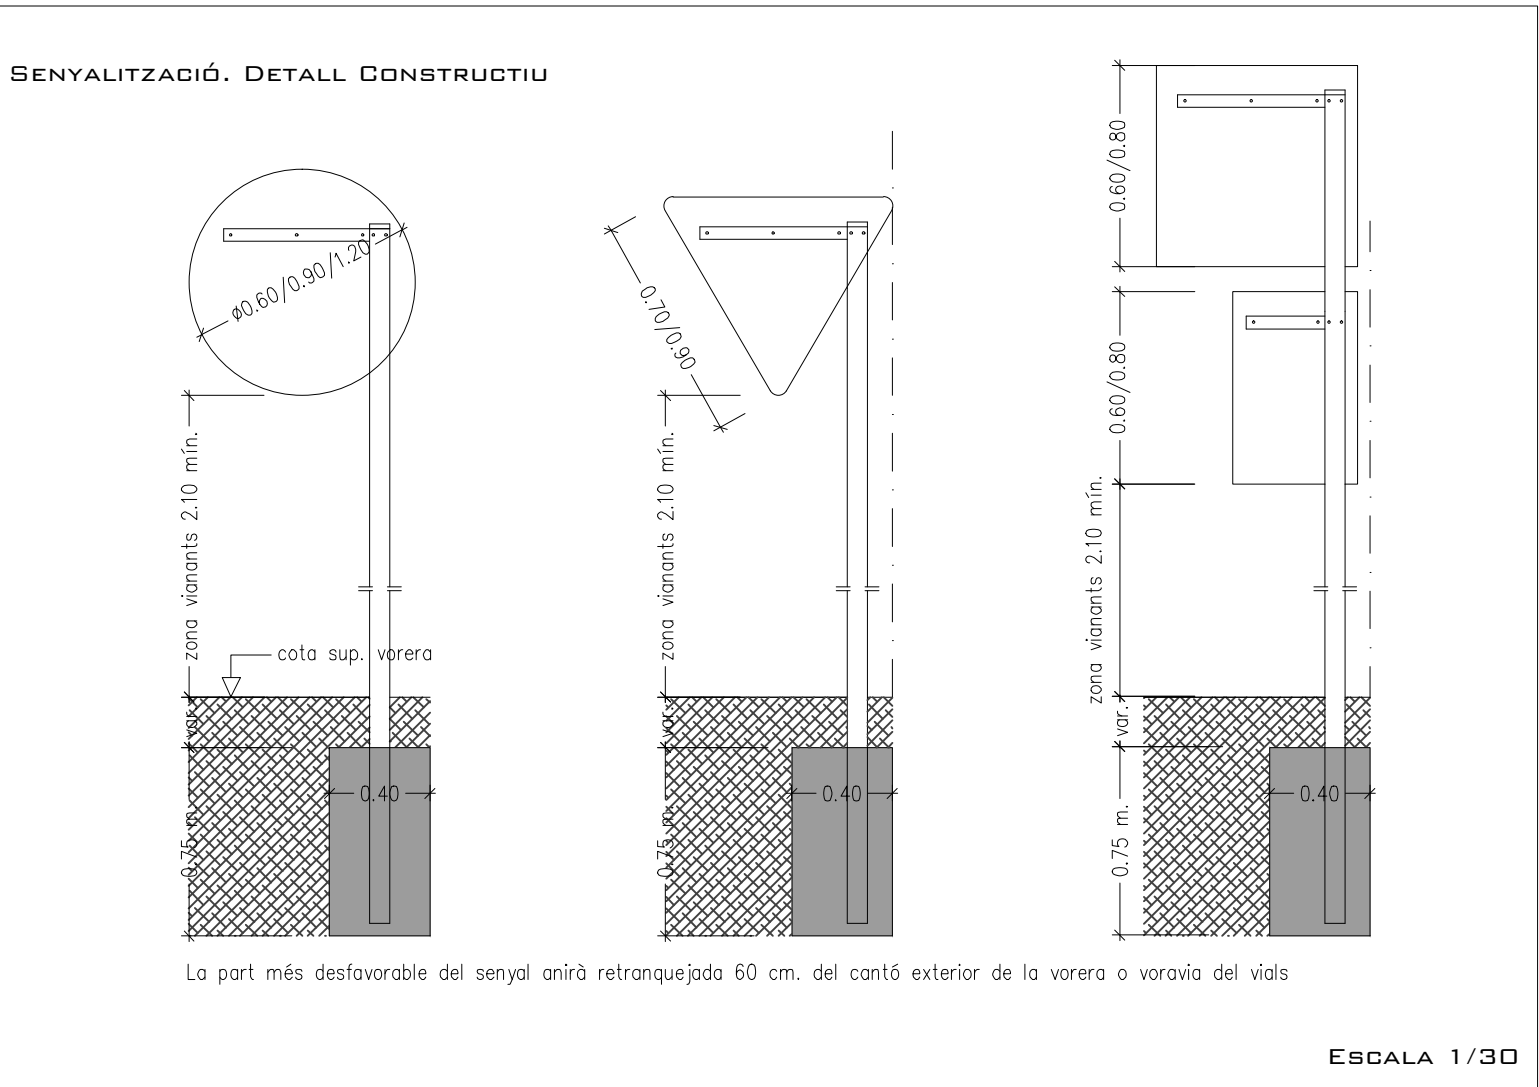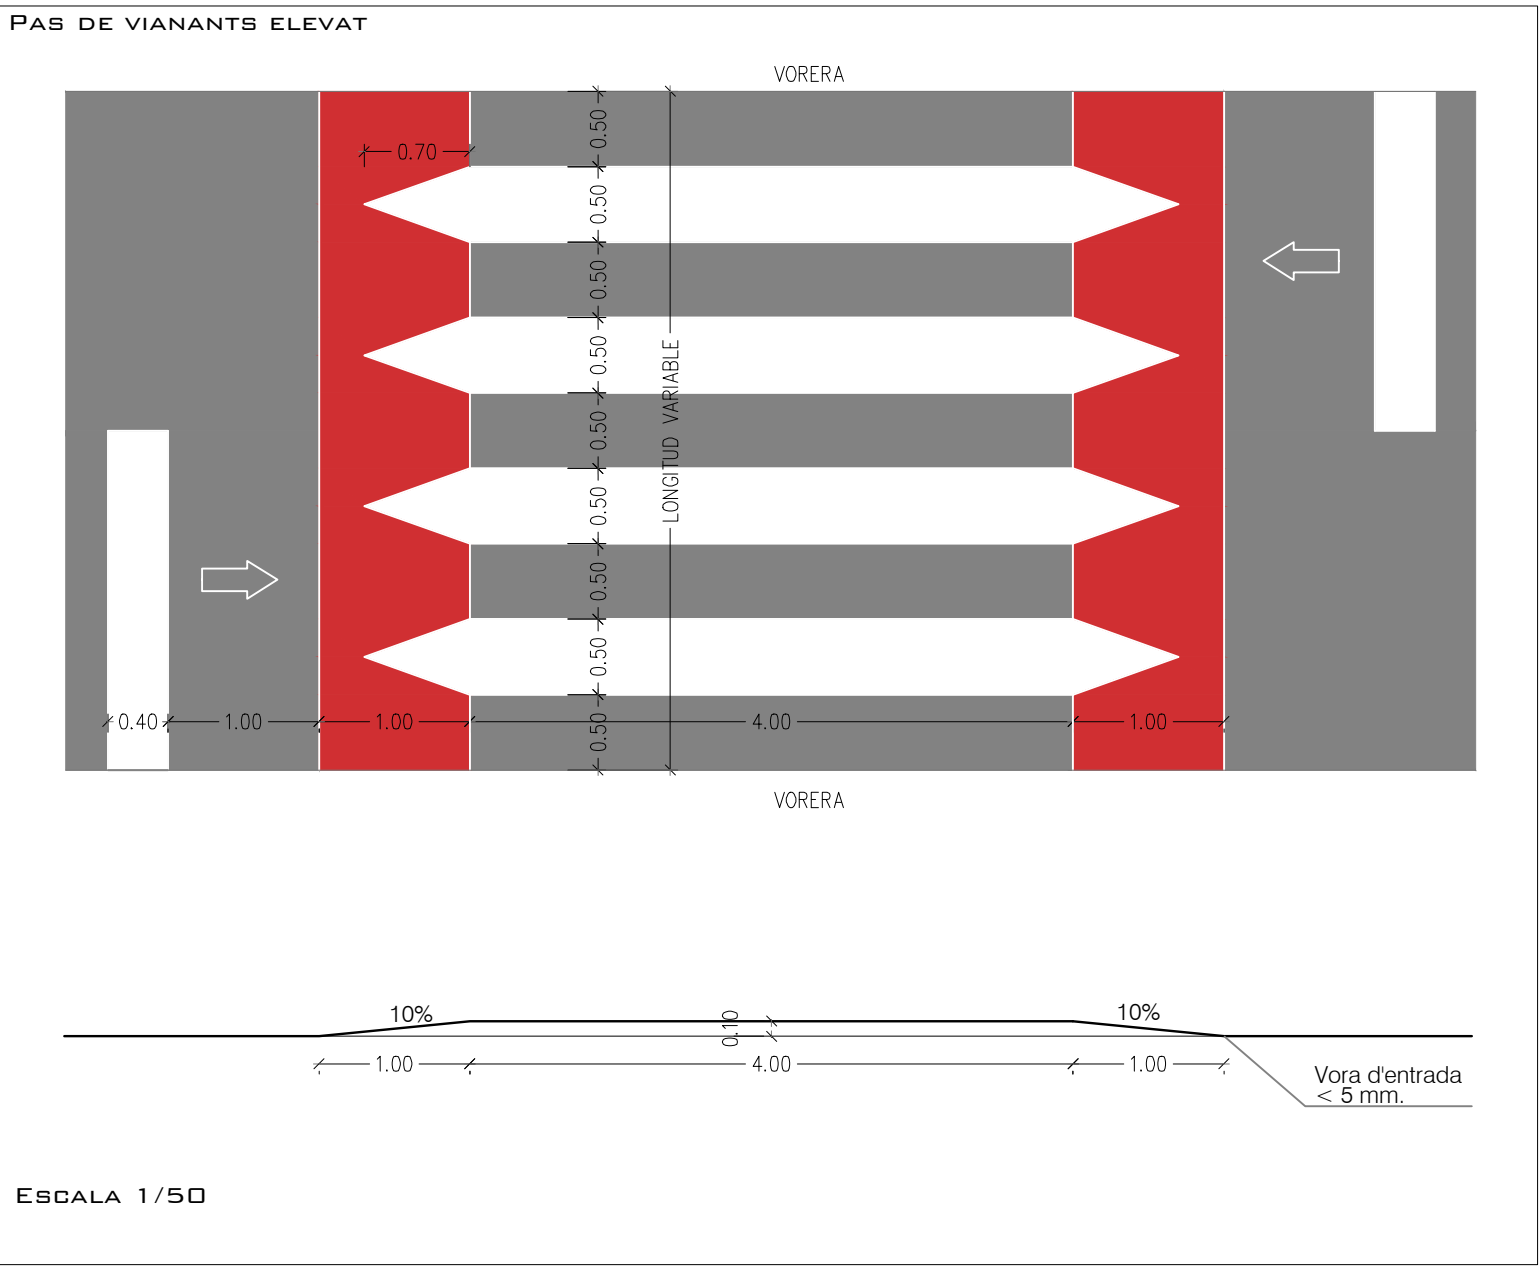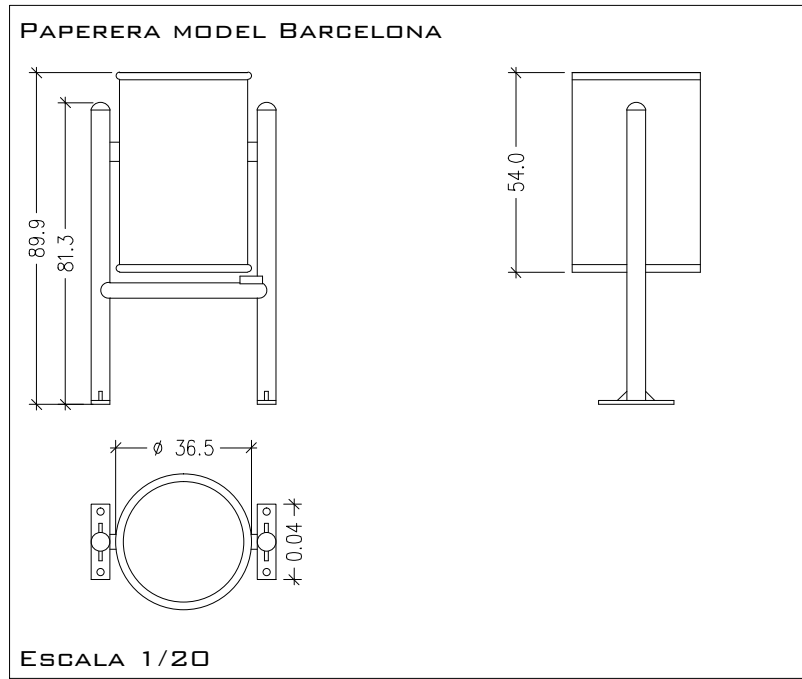

	VELOCITAT MÁX. PERMESA		CEDEU EL PAS		SITUACIÓ D'UN PAS PEATONAL		CALÇADA		PAPERERA MODEL BARCELONA (7 LTS)
	ESTACIONAMENT PROHIBIT		CALÇADA SENSE SORTIDA		PAS PEATONAL ELEVAT		VORERA		

 NUMERACIÓ POLIGRA
PROFESSOR
RELACIÓ ACTUAL
ENTITAT
ÀMBIT





EXP. NÚM.	36-03	NOM DE PLANDI	PROPOSTA	ESCALA	PLANDI
DATA	ABRIL 2017	EQUIPAMENT	SENYALITZACIÓ VIÀRIA	1/750	P12



HIDRANT SOTERRAT

Frangia exterior vermella
Diàmetre del hidrant
Hidrant de 100mm
Fons Blanc
Signes Interns negres
Coordenades del hidrant
Segons la situació de placa x,y

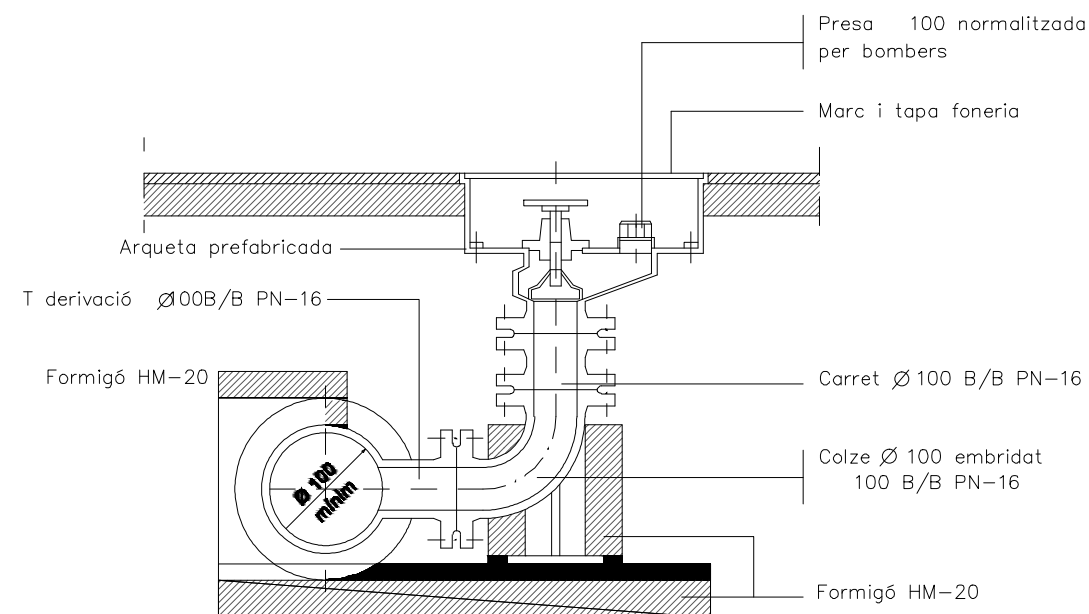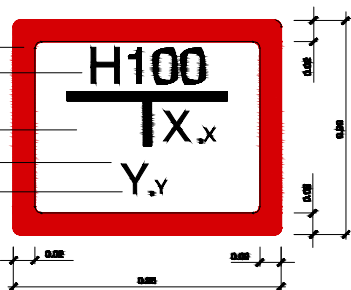

SECCIO A-A

E 1/10

PROJEC TE D'URBANITZACIÓ
URBANITZACIÓ AIGUAVIVA D'ARENYS DE MUNT (BARCELONA)

FRANJA PERIMETRAL DE BAIXA COMBUSTIBILITAT

HIDRANTS SOTERRATS





















H1
H2
H3

RADI 100M HIDRANTS


NUMERACIÓ POLICIA
PROTECTORA
RELACIÓ ACTUAL
ENTITATS
ÀMBIT




EXP. NÚM.
36-03
DATA
ABRIL 2017
NOM DE PLÀNOL
PROPOSTA
FRANJA PROTECCIÓ
D'INCENDIS I HIDRANTS
ESCALA
1/600
PLÀNOL
P13

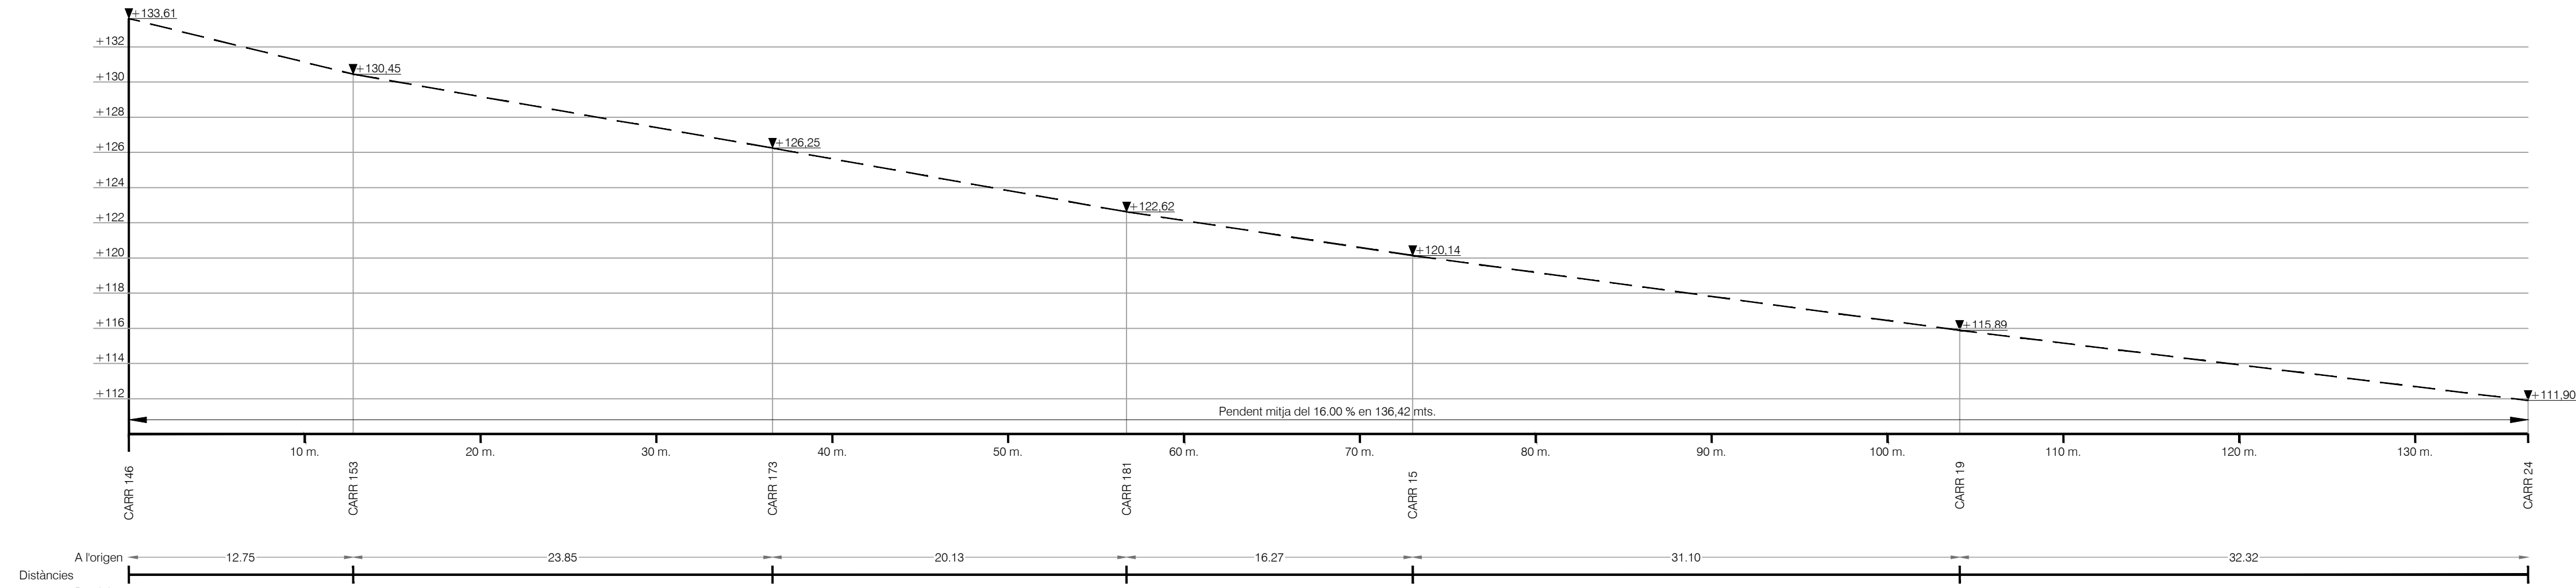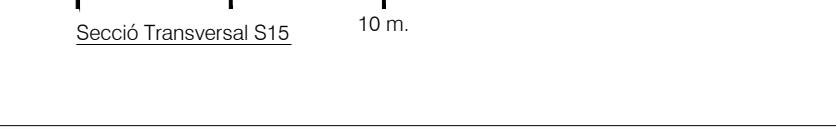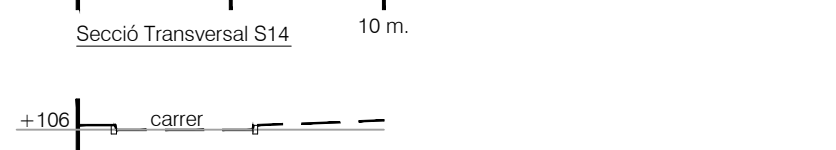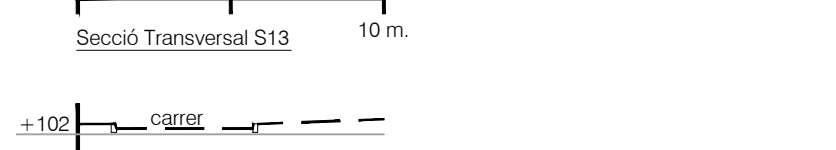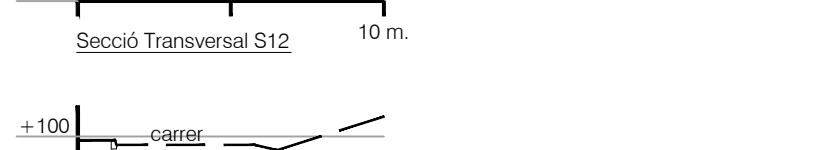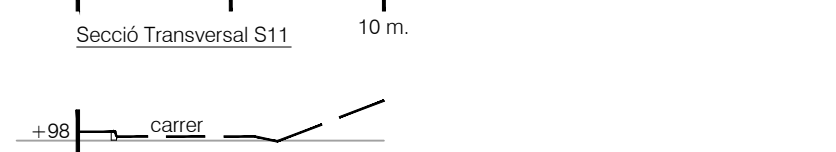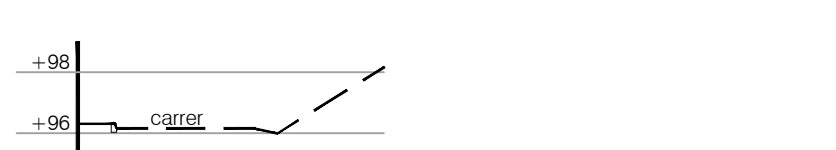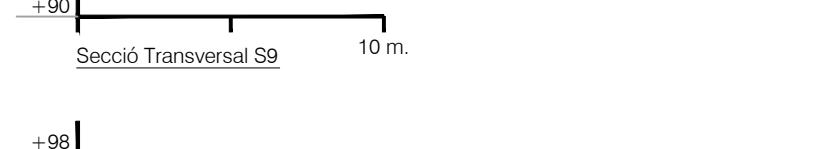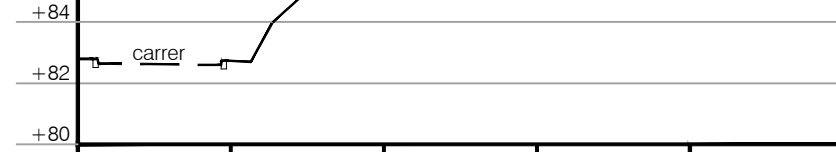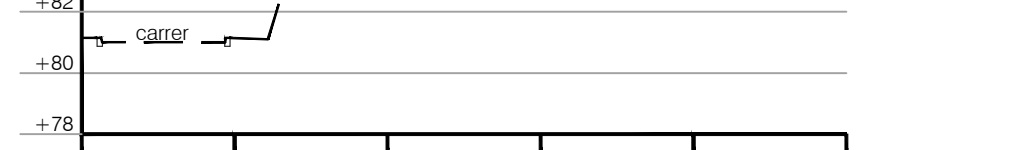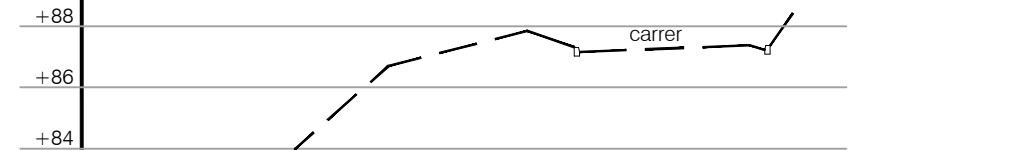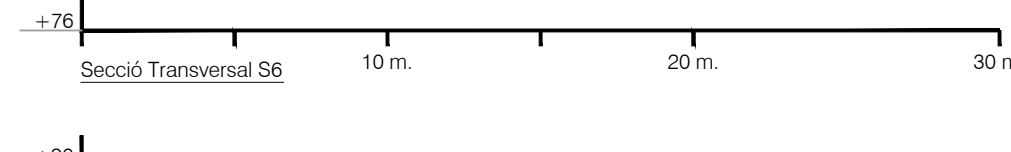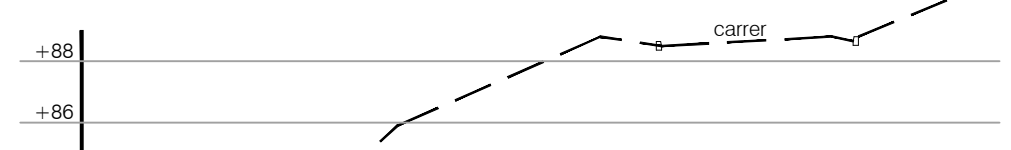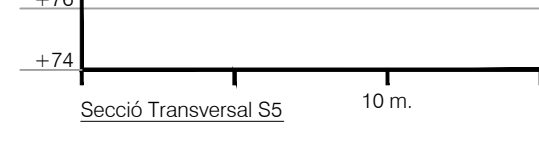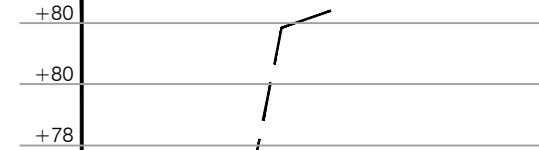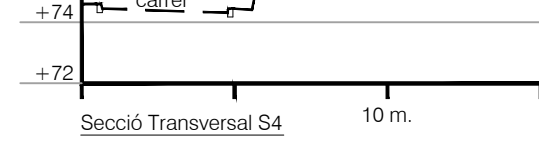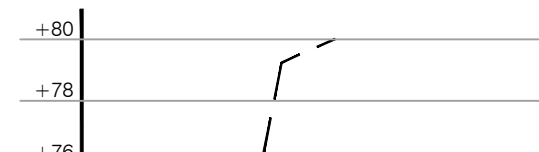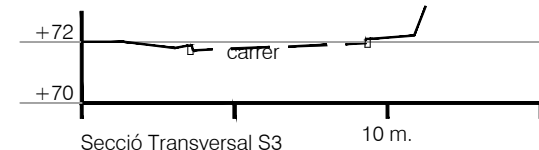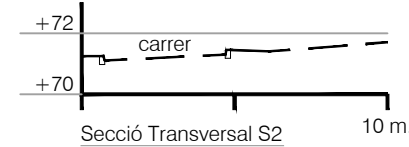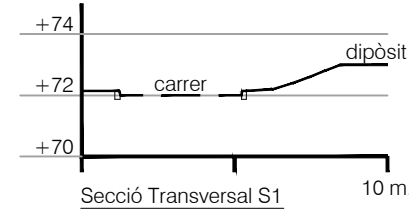

C/ Marià Fortuny

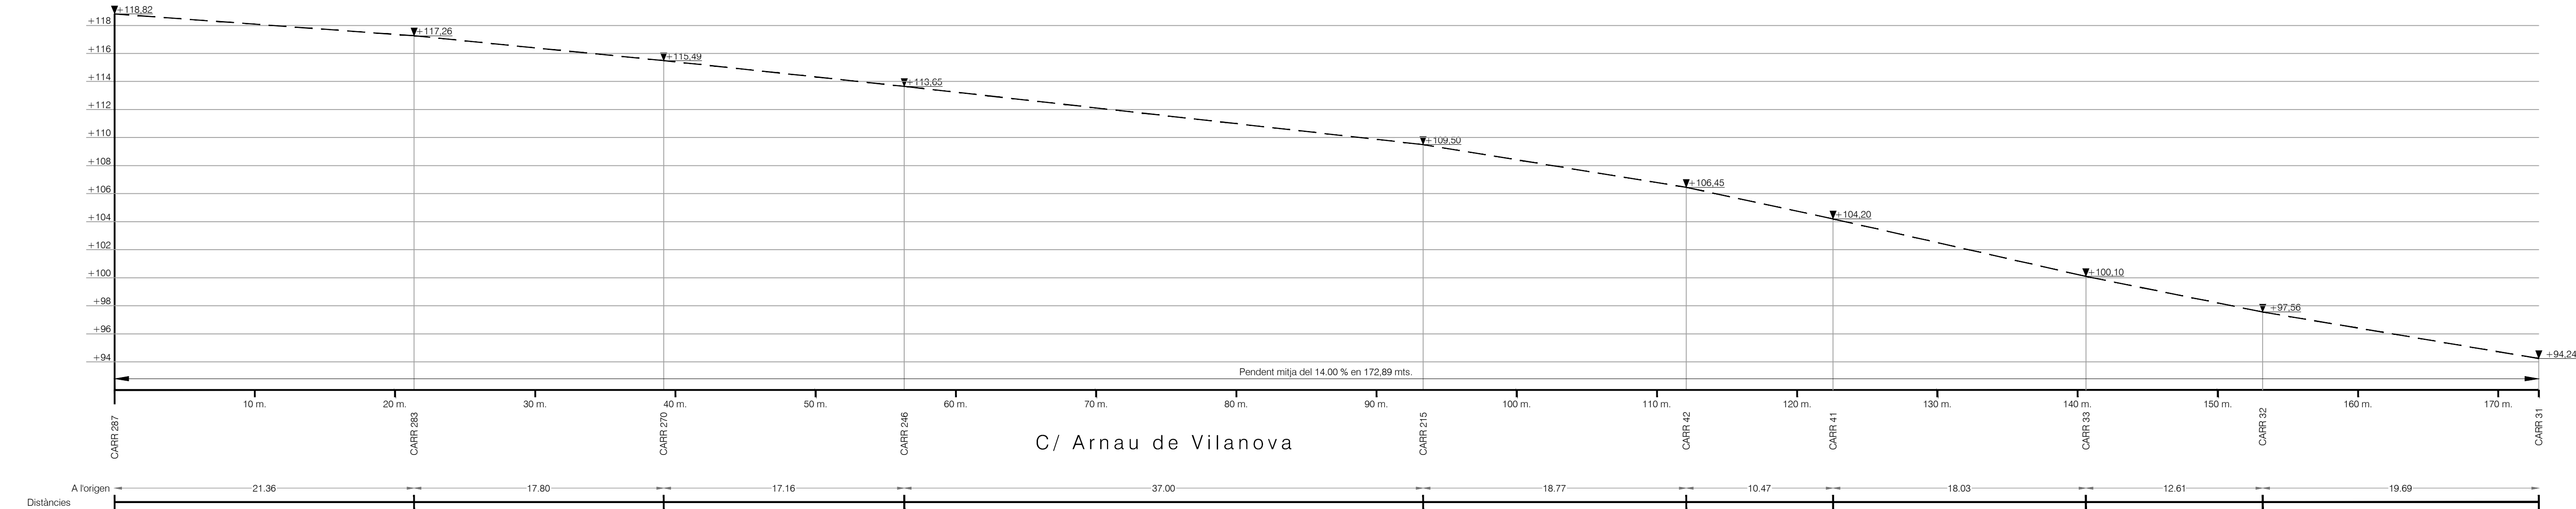

C/ Arnau de Vilanova

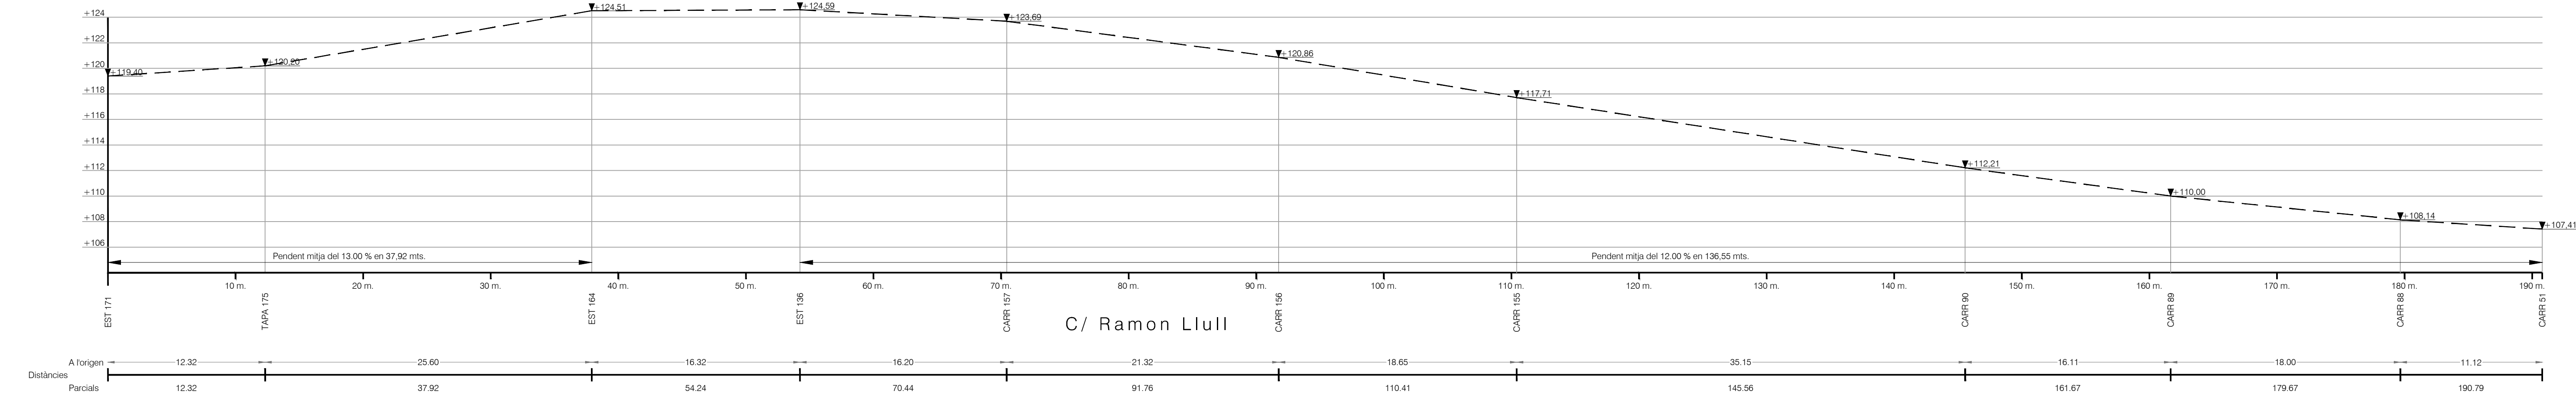


C/ Ramon Llull

PROJECTE D'URBANITZACIÓ

URBANITZACIÓ AIGUAVIVA D'ARENYS DE MUNT (BARCELONA)


— RASANT NATURAL	N		LLUÍS RONS D'ALENTE ARQUITECTE	AJUNTAMENT PROMOTOR	EXP. N.º 36.03	PROPOSTA	ESCALA
— RASANT MODIFICADA					DATA	SECCIONS	1/250
					ABRIL 2017		

Document signat electrònicament. La seva autenticitat es pot consultar a la seu electrònica a través del codi de verificació electrònica (CVE).

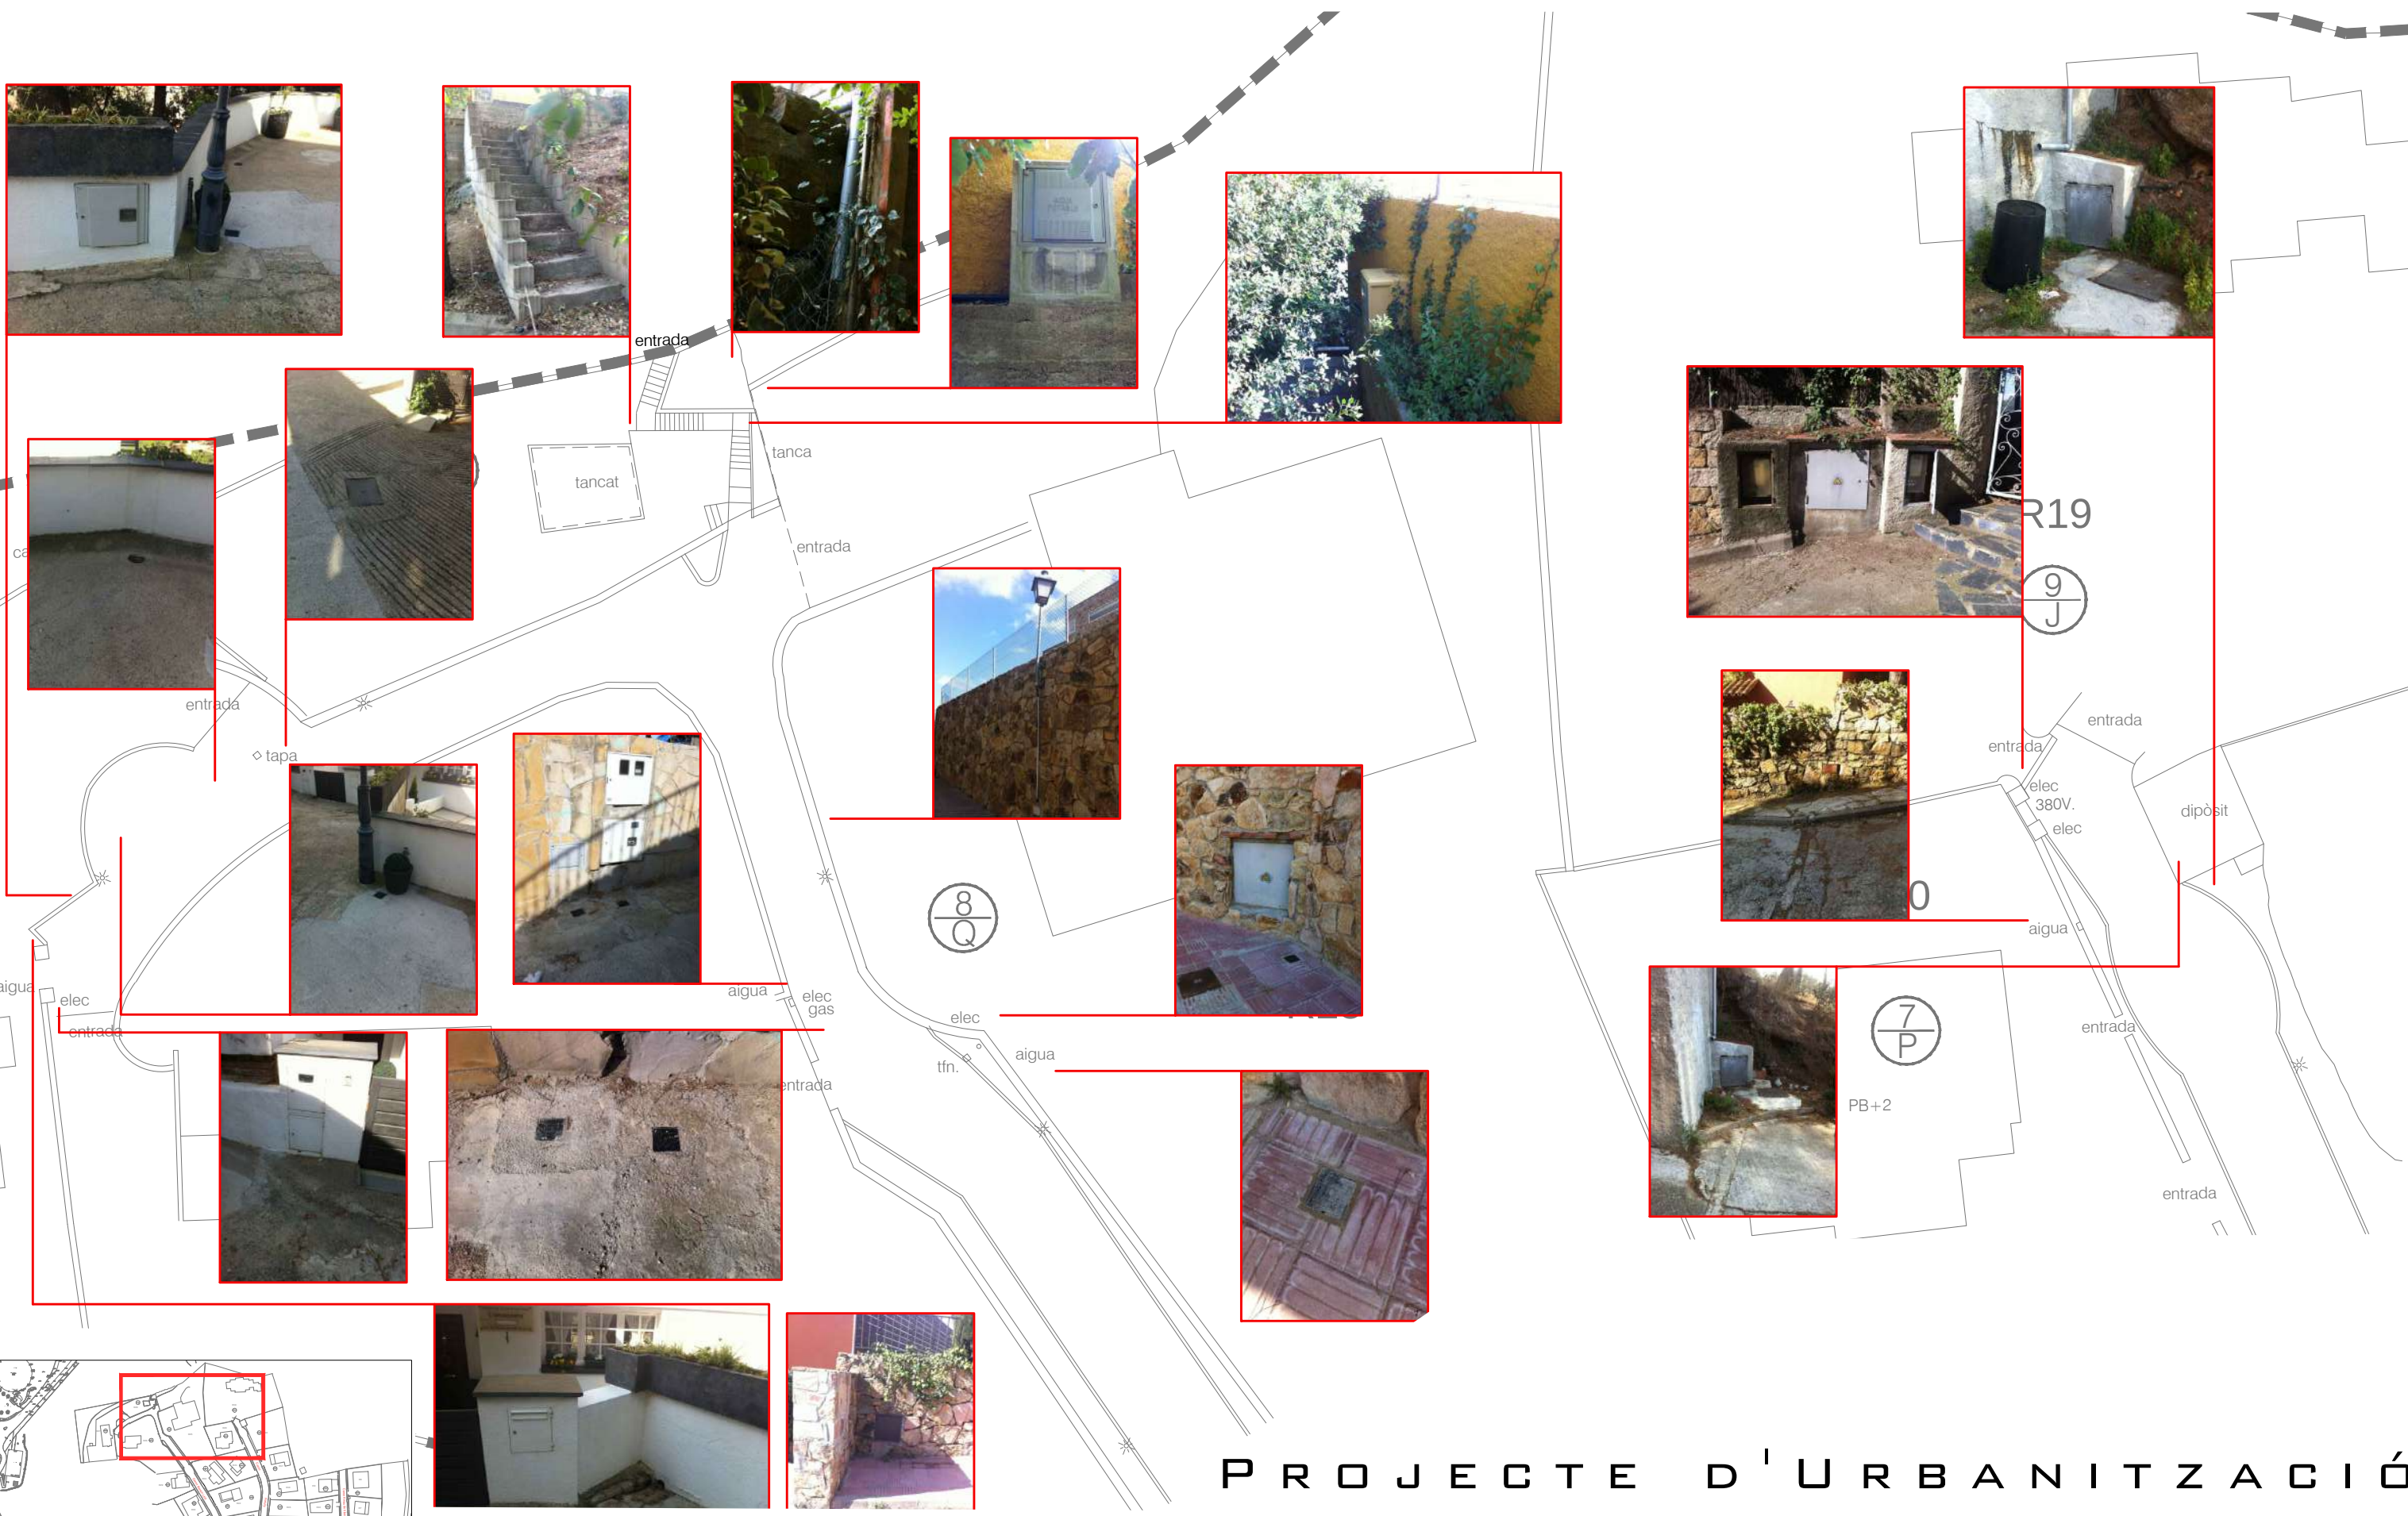


PROJECTE D'URBANITZACIÓ

 URBANITZACIÓ AIGUAVIVA D'ARENYS DE MUNT (BARCELONA)

 LLUÍS ROIG CLEMENTE ARQUITECTE	 AJUNTAMENT PROMOTOR	EXP. NUM.	NOM DE PLÀNOL:	ESCALA	PLÀNOL
		36-03	ESTAT ACTUAL		
		DATA	SERVEIS	1/300	P15.2
		ABRIL 2017			

TRIBUNA D'ARQUITECTURA, S.L. - O/CARRASCO I FORMIGUERA, 11 2n.1A. 08017 BARCELONA - RIERA BISBE POL 39 2n. 08350 ARENYS DE MAR - TEL/FAX: 93 795 70 98 - MÒBIL: 617 40 19 16 - EMAIL: TRIBUNA@COAC.NET


CVE: 20240-06208-24262-20035

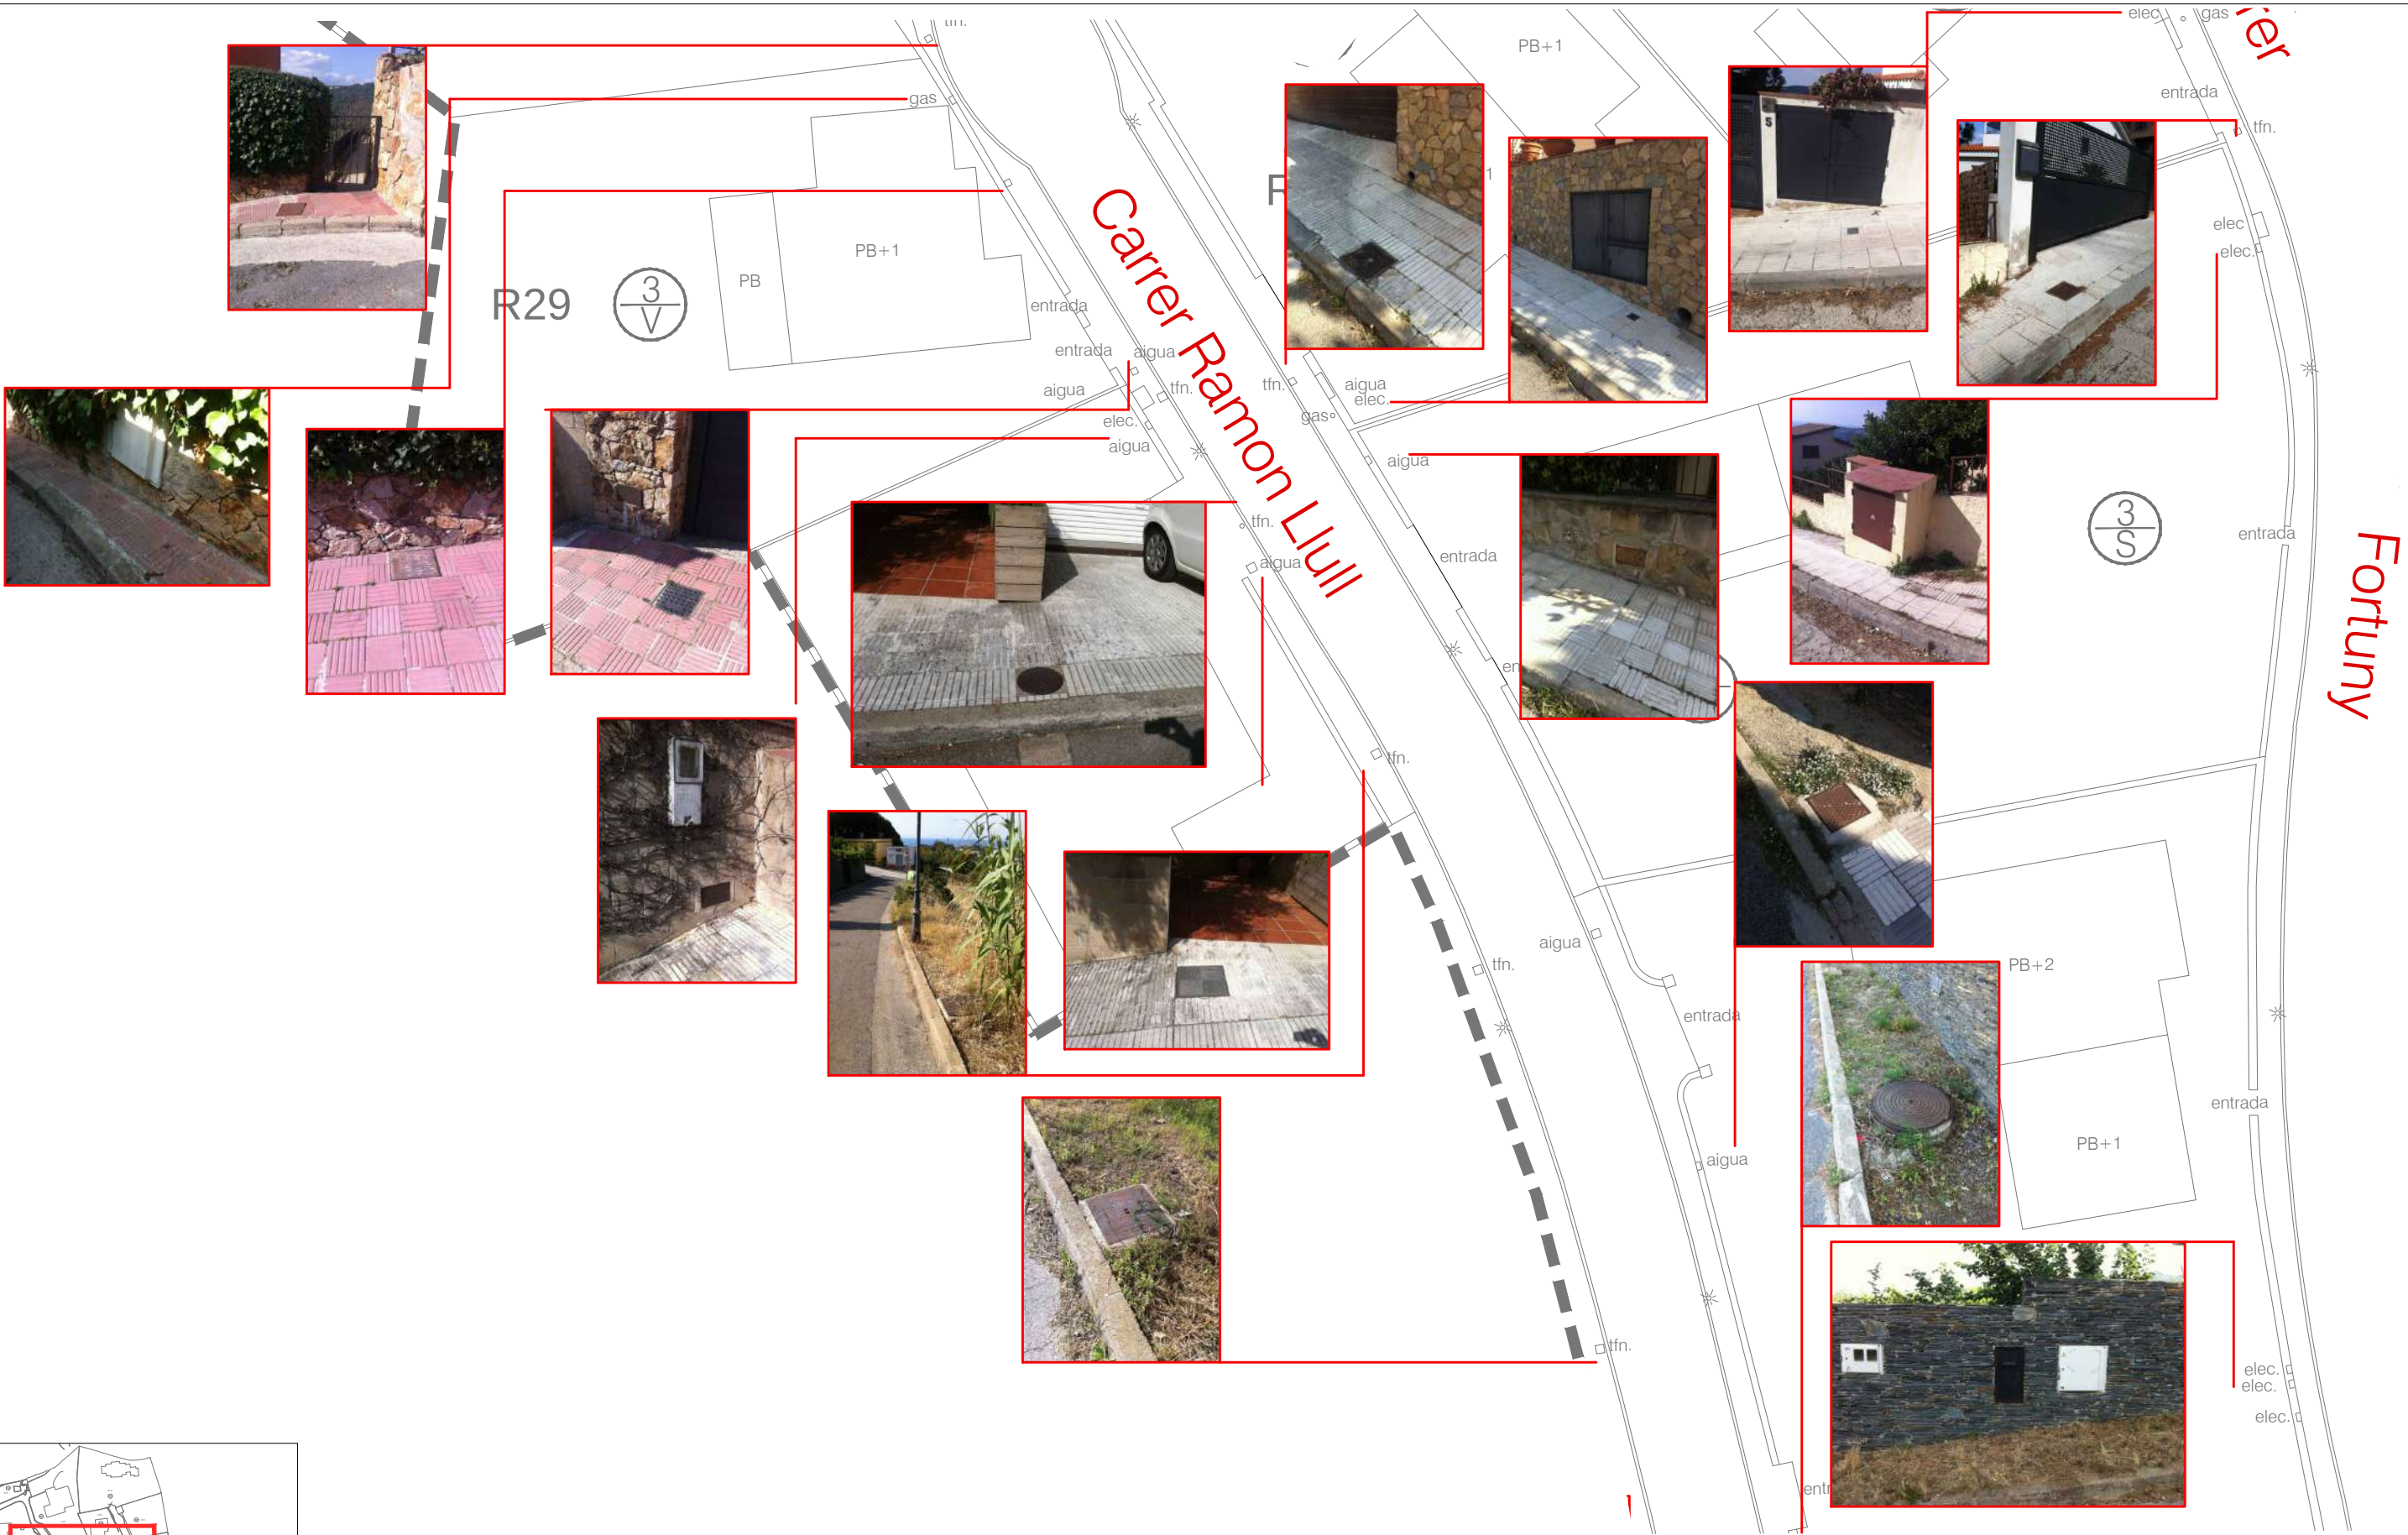

PROJECTE D'URBANITZACIÓ


URBANITZACIÓ AIGUAVIVA D'ARENYS DE MUNT (BARCELONA)

 LLUÍS ROIG CLEMENTE ARQUITECTE	 AJUNTAMENT PROMOTOR	EXP. NUM.	NOM DE PLÀNOL:	ESCALA	PLÀNOL
		36-03	ESTAT ACTUAL		
		D A T A	S E R V E I S	1/300	P15.3

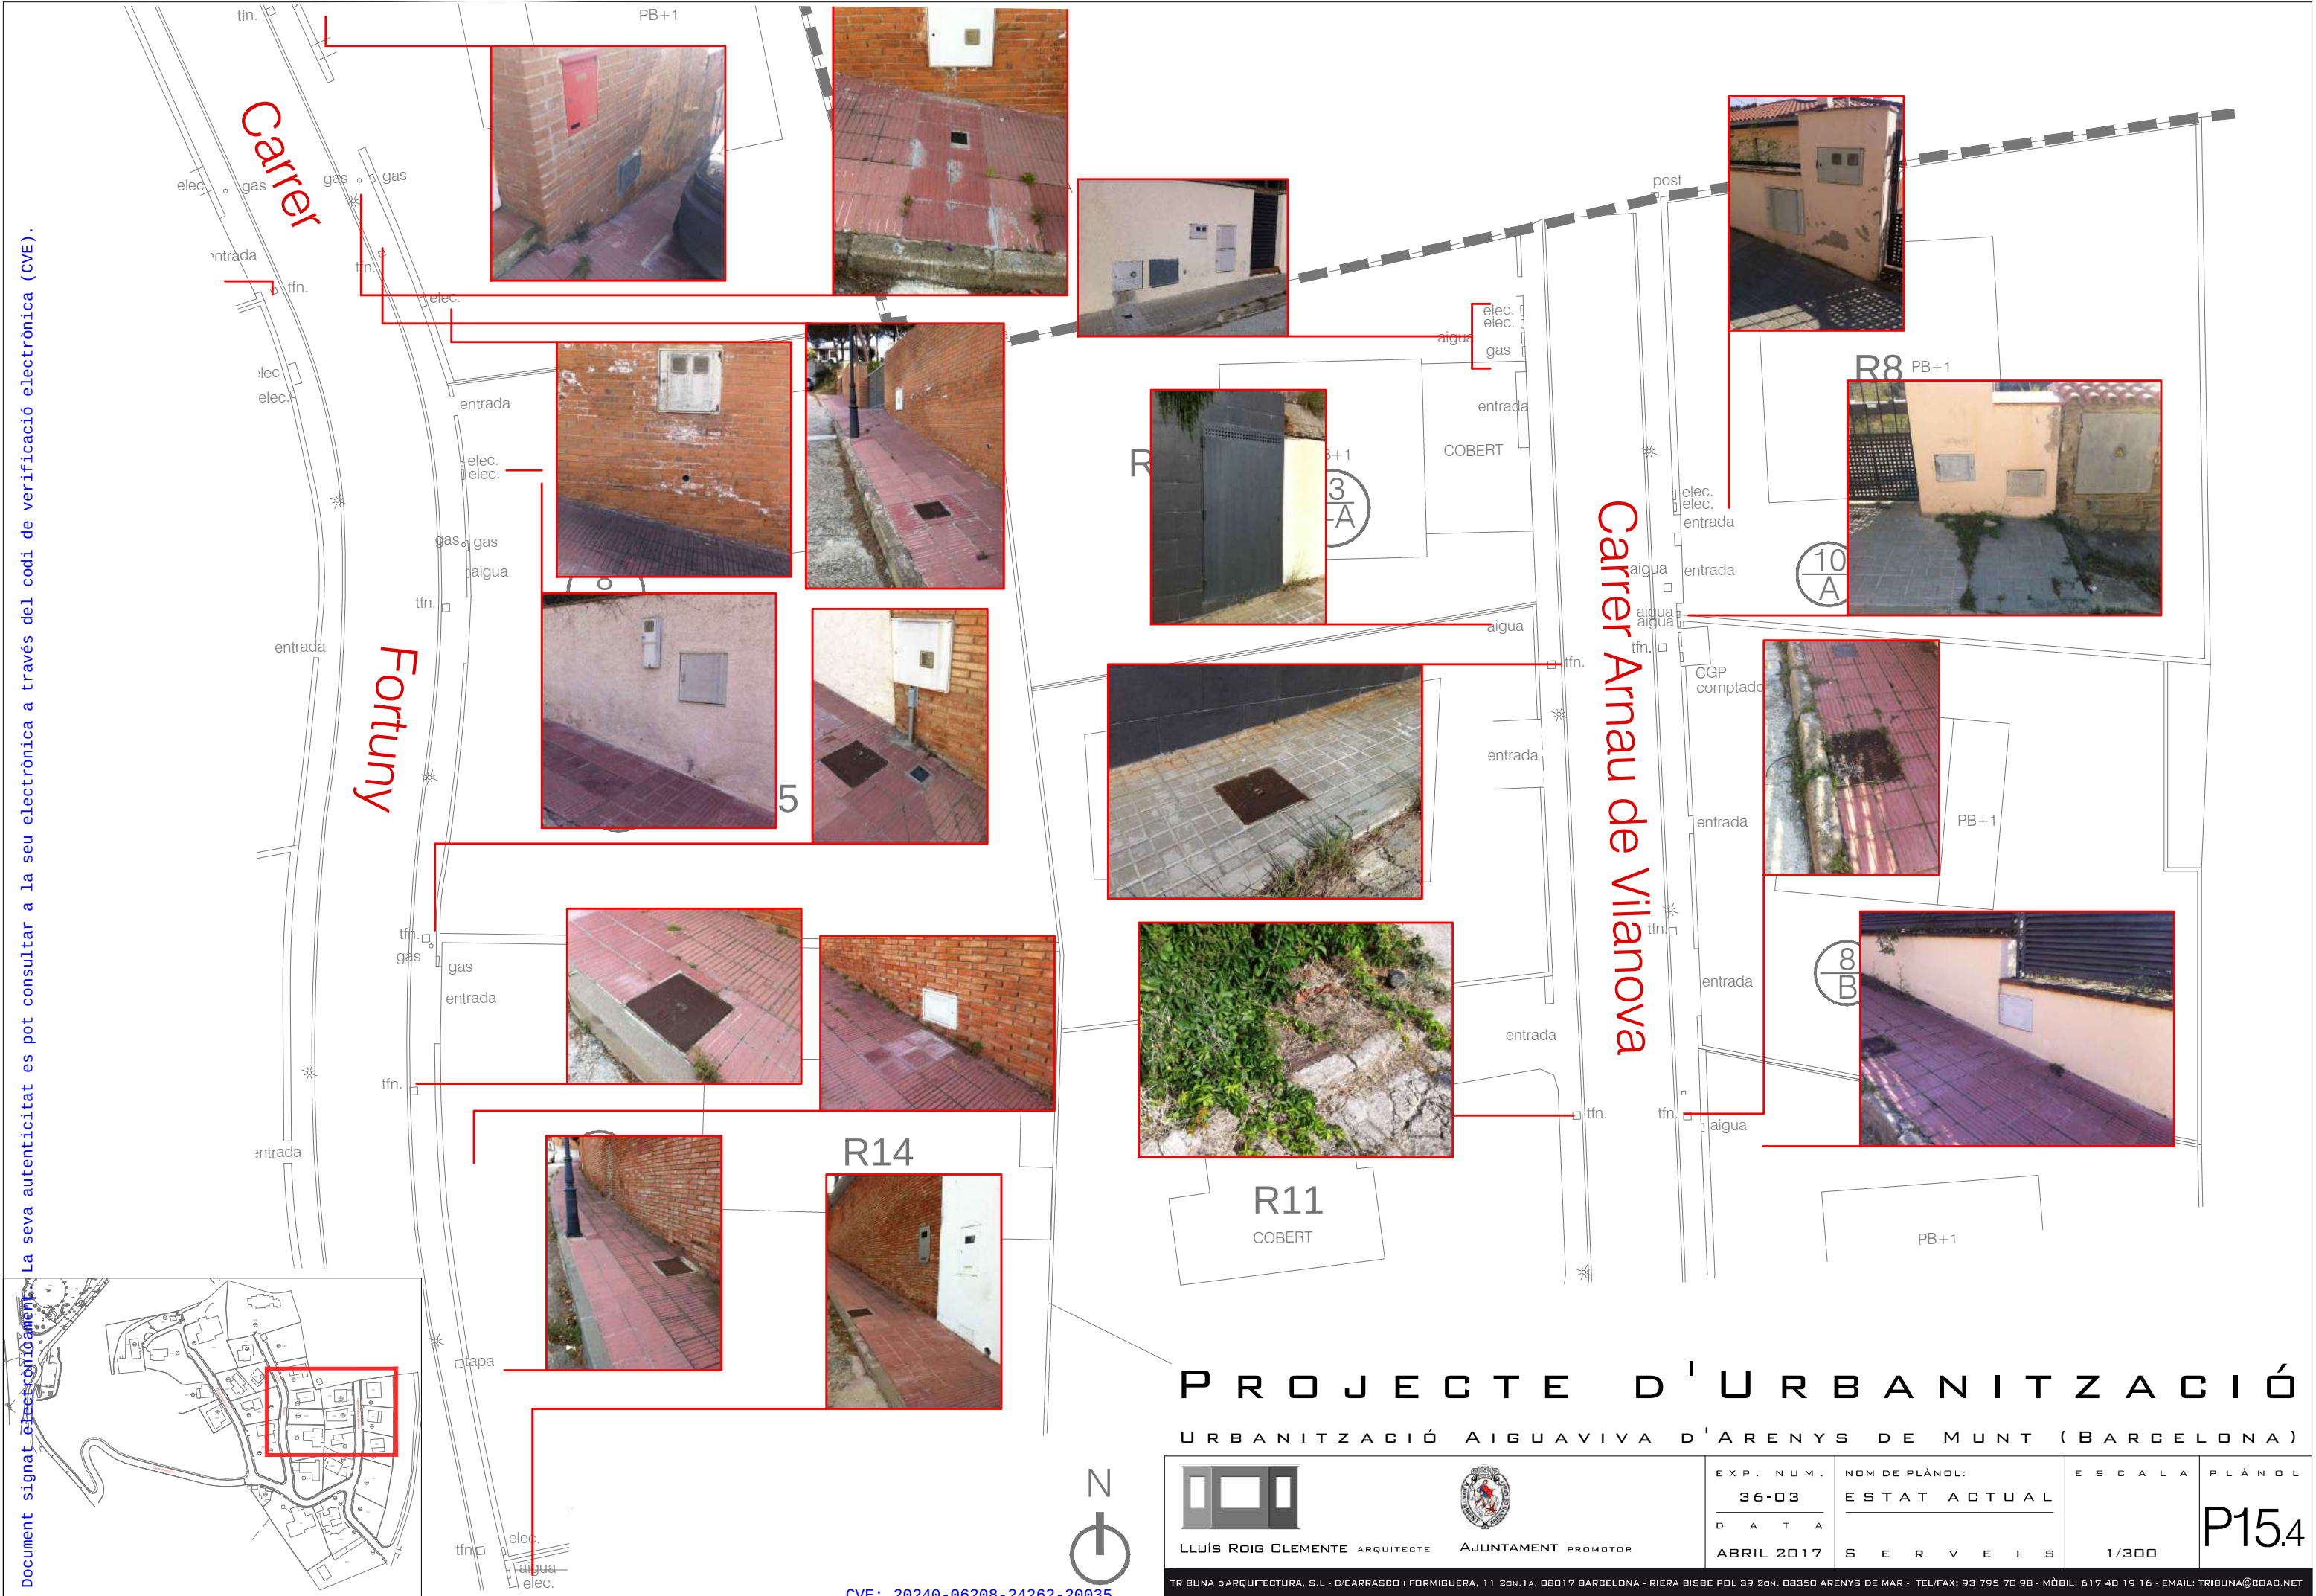

PROJECTE D'URBANITZACIÓ

 URBANITZACIÓ AIGUAVIVA D'ARENYS DE MUNT (BARCELONA)



LLUÍS ROIG CLEMENTE ARQUITECTE




AJUNTAMENT PROMOTOR

EXP. NUM.
36-03
DATA
ABRIL 2017


NOM DE PLÀNOL:
ESTAT ACTUAL
SERVEIS

ESCALA PLÀNOL
1/300
P15.4

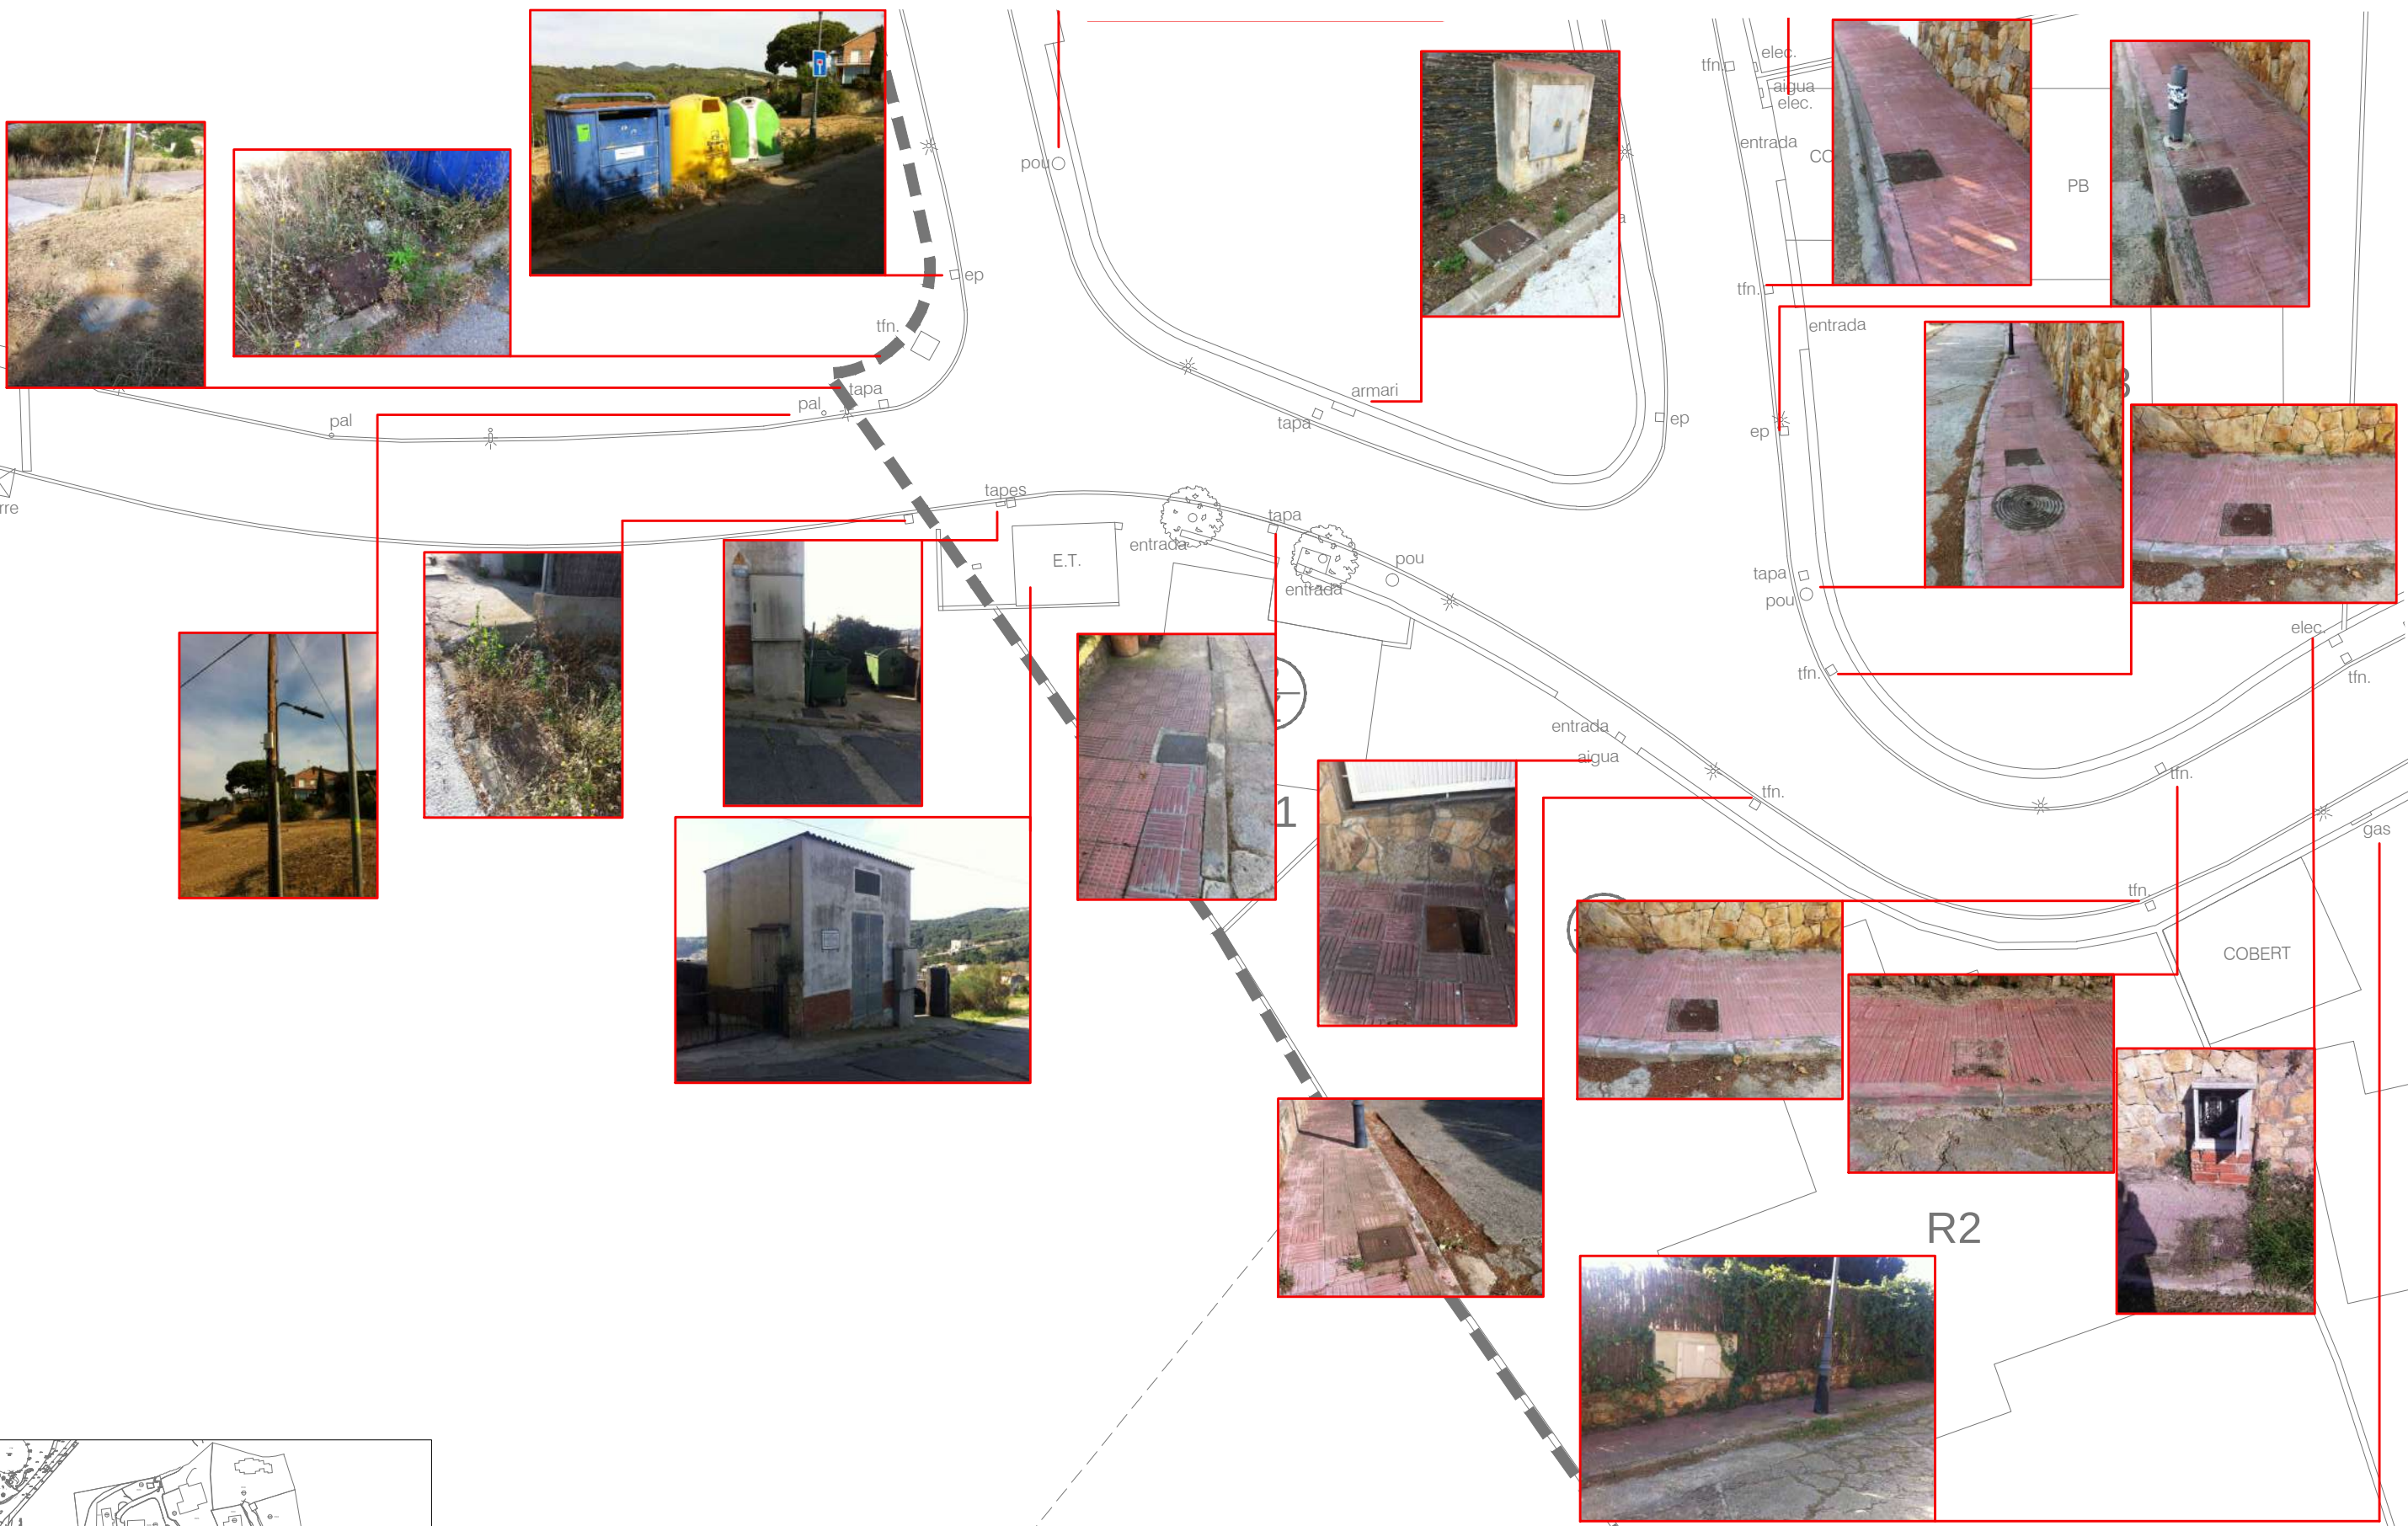

PROJECTE D'URBANITZACIÓ

 URBANITZACIÓ AIGUAVIVA D'ARENYS DE MUNT (BARCELONA)



LLUÍS ROIG CLEMENTE ARQUITECTE




AJUNTAMENT PROMOTOR

EXP. NUM.
36-03
DATA
ABRIL 2017

NOM DE PLÀNOL:
ESTAT ACTUAL
SERVEIS


ESCALA
1/300

PLÀNOL
P15.5

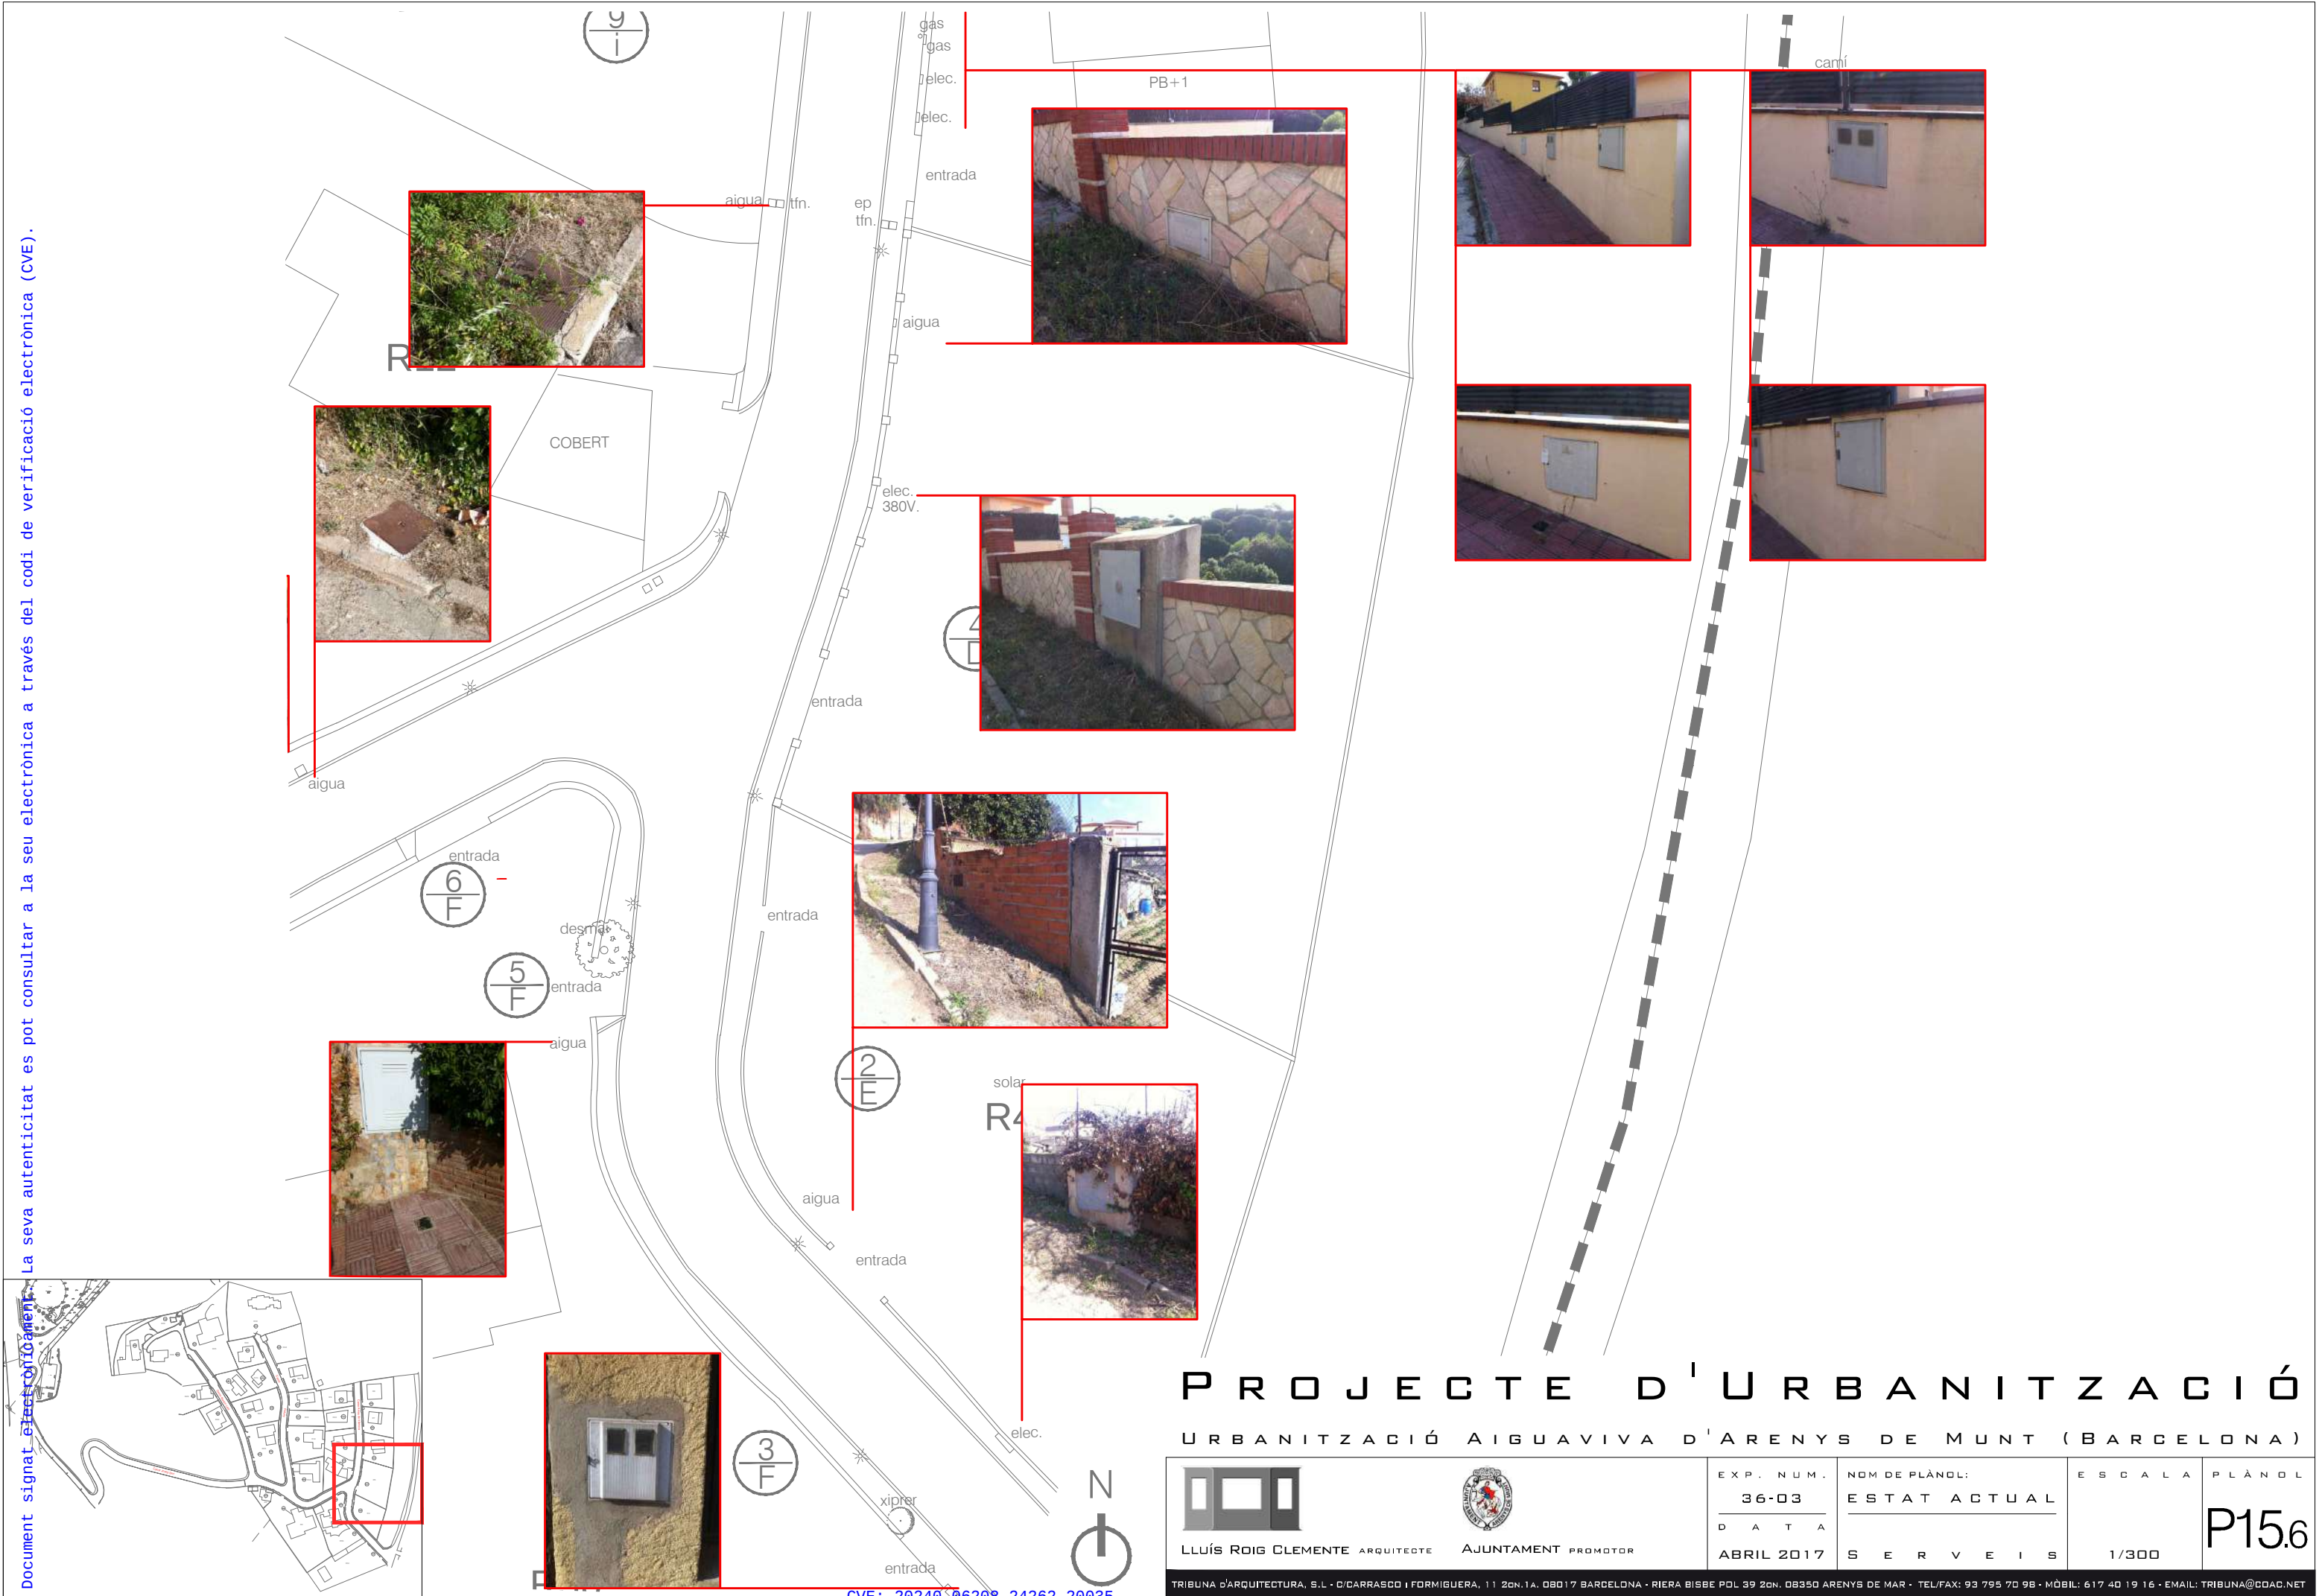

PROJECTE D'URBANITZACIÓ

 URBANITZACIÓ AIGUAVIVA D'ARENYS DE MUNT (BARCELONA)



LLUÍS ROIG CLEMENTE ARQUITECTE



AJUNTAMENT PROMOTOR

EXP. NUM.

36-03

DATA

ABRIL 2017

NOM DE PLÀNOL:

ESTAT ACTUAL

SERVEIS

ESCALA

1/300

PLÀNOL

P15.6