

Sife S.O.

EMPLAÇAMENT:

C/ ROVELLAT S/N

SANT CUGAT DEL VALLE'S (BARCELONA)

PROJECTE PER A LA LEGALITZACIÓ DE LA
INSTAL·LACIÓ ELÈCTRICA D'UNA ESCOLA BRESSOL
SITUADA A C/ ROVELLAT S/N (SANT CUGAT DEL VALLÈS)

ACTIVITAT:

DOCENT

Escala:

N/A

DENOMINACIÓ:

Nº plànol:

SITUACIÓ

1

Referència: 477/02

Modificació nCm:

Dibulxat: J. Daunis

Dibulxatı

Comprovat:

Comprova ti:

26/07/2002

Data:

EL TITULAR

EL TÈCNIC

JORDI DAUNIS CONGOST
COL·LEGIAT 15892



VISAT I REGISTRES

Col·legi d'Enginyers Tècnics Industrials
de Barcelona

05.02.02 019605A A

VISAT

sife S.A.

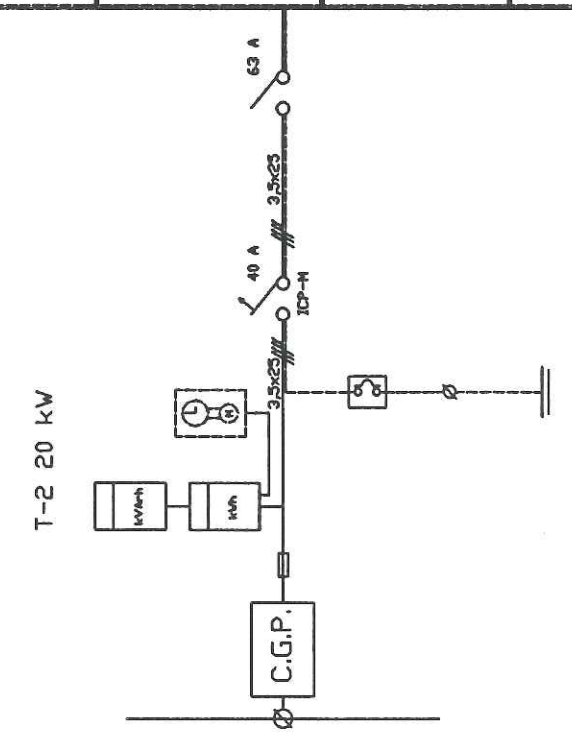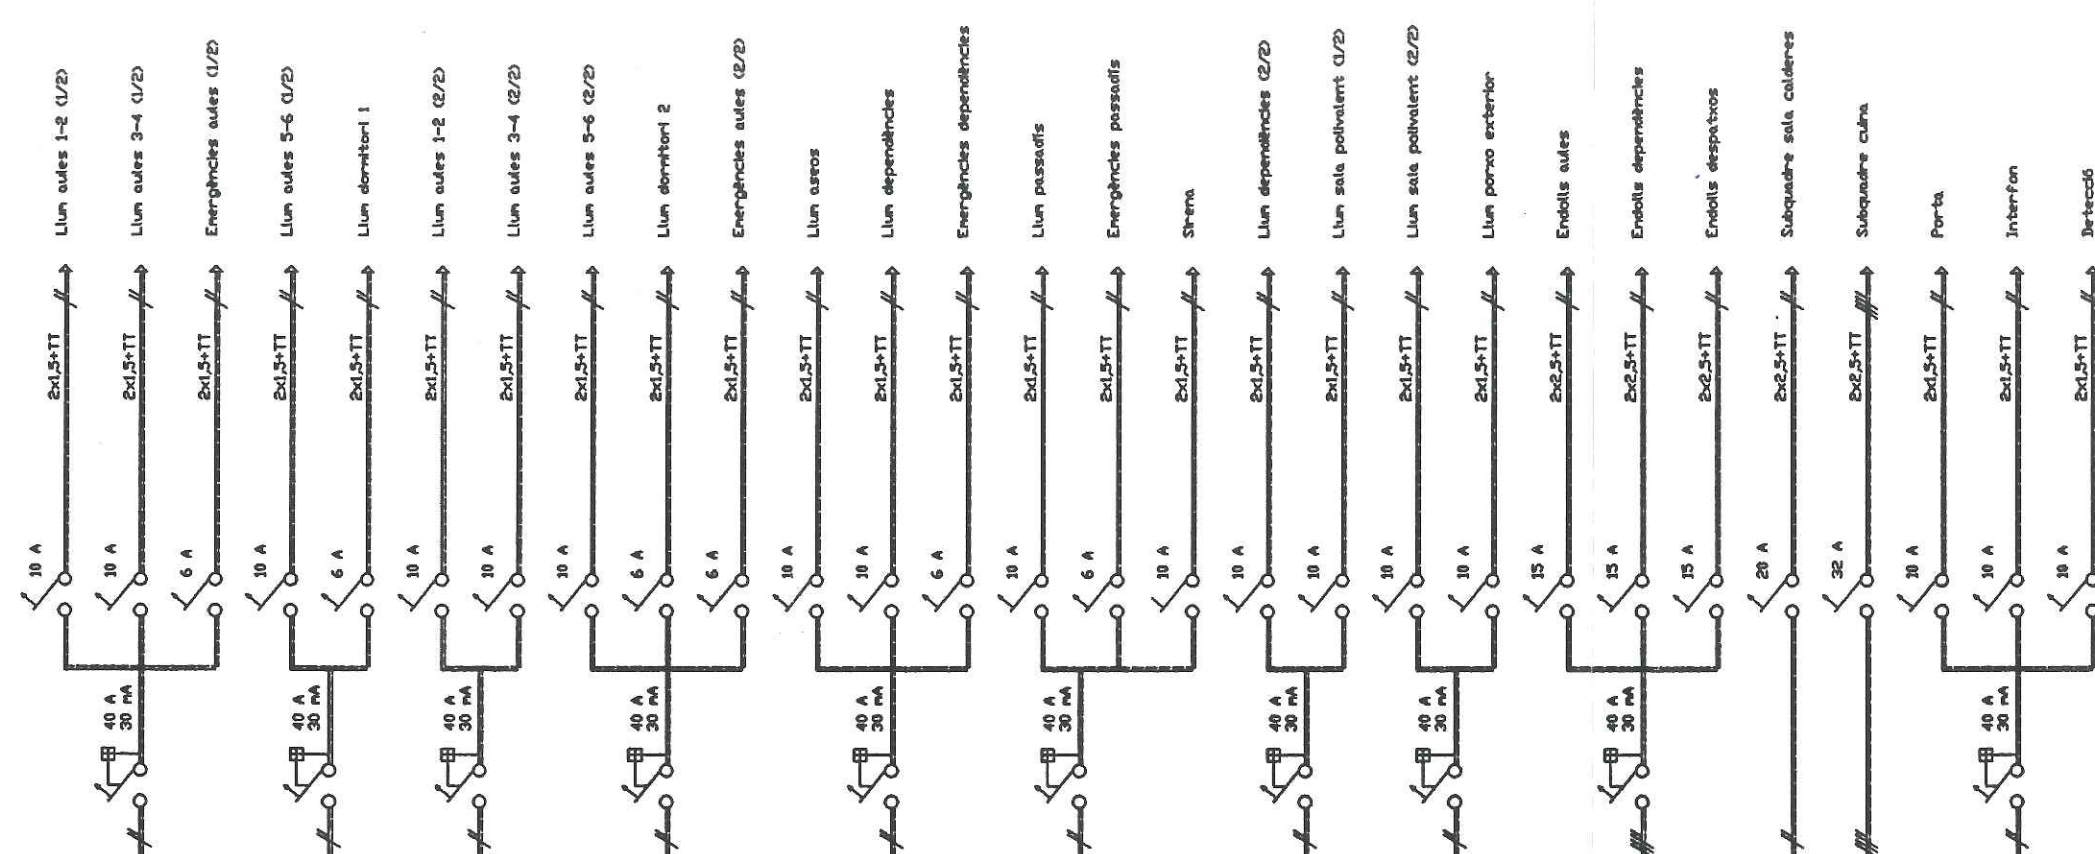


EMPLAÇAMENT: ESCOLA BRESSOL DOMÈNEC COLOMER C/ ROVELLAT S/N (SANT CUGAT DEL VALLÈS)	
PROJECTE: PROJECTE PER A LA LEGALITZACIÓ DE LA INSTAL·LACIÓ ELÈCTRICA D'UNA ESCOLA BRESSOL SITUADA A C/ ROVELLAT S/N (SANT CUGAT DEL VALLÈS)	
ACTIVITAT: DOCENT	Escala:
DENOMINACIÓ: ESQUEMA ELÈCTRIC QUADRE GENERAL	Nº plànol: 2
Referència: 477/02	Modificació núm:
Dibuixat: J. Daunis	Dibuixat:
Comprovat:	Comprovat:
27/08/2002	Data:
EL TITULAR	EL TÈCNIC


JORDI DAUNIS CONGOST
COL·LEGIAT 15892
Enginyer Tècnic Industrial
Sant Cugat núm. 15892

VISAT I REGISTRES
05.09.02 019605 A A
VISAT

SUBQUADRE CUINA

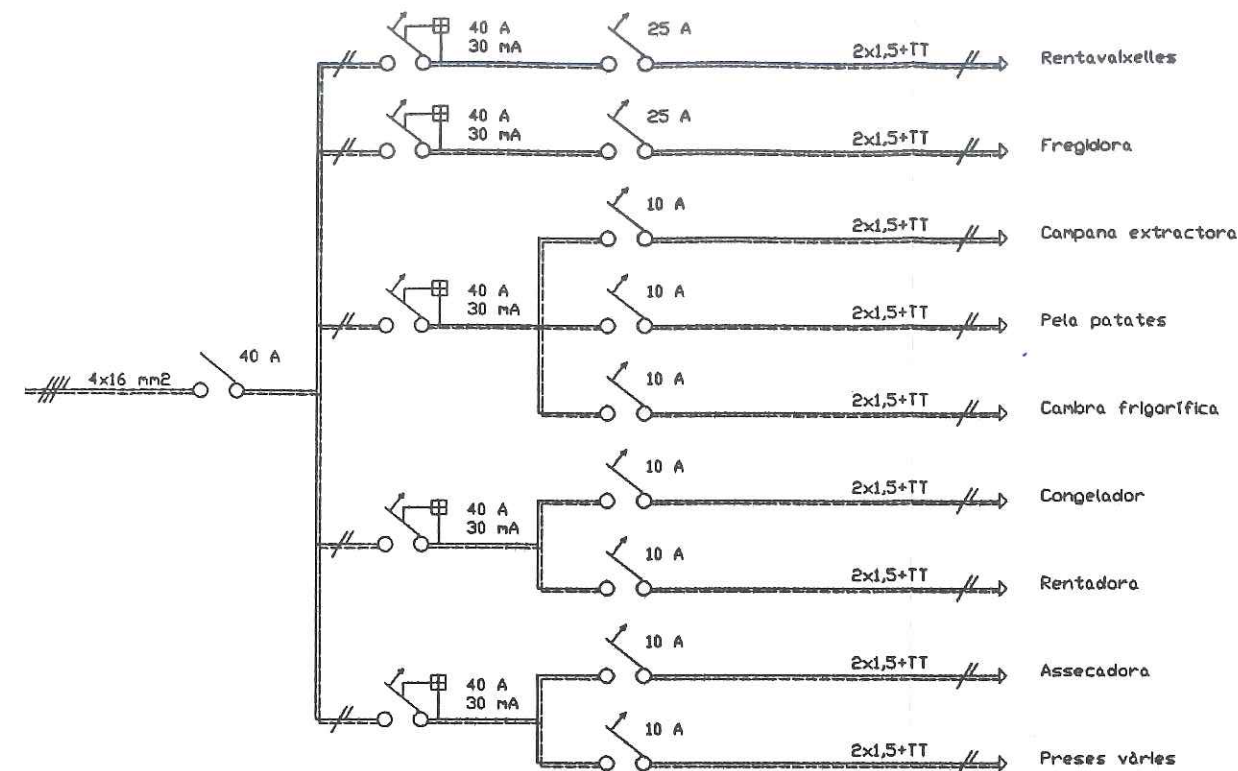

SUBQUADRE SALA DE CALDERES

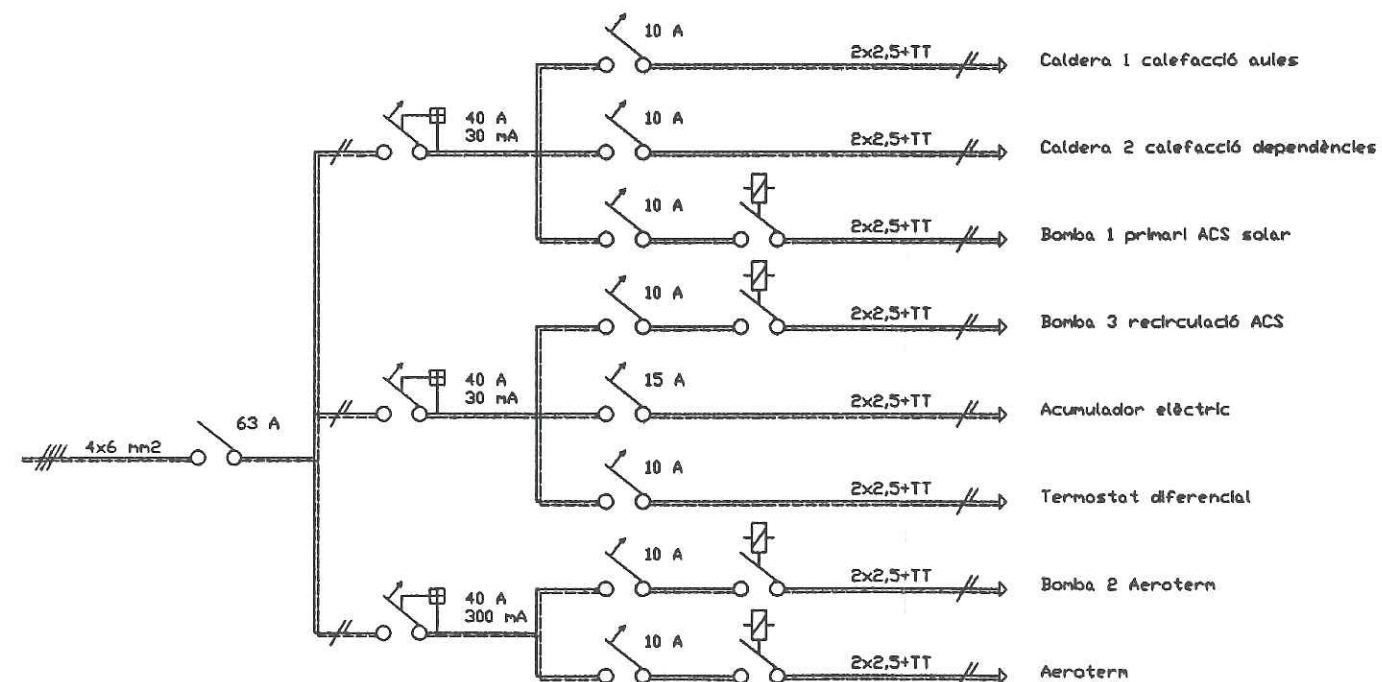

sife s.a.

EMPLAÇAMENT:
ESCOLA BRESSOL DOMÈNEC COLOMER
C/ ROVELLAT S/N (SANT CUGAT DEL VALLÈS)

PROJECTE:
PROJECTE PER A LA LEGALITZACIÓ DE LA
INSTAL·LACIÓ ELÈCTRICA D'UNA ESCOLA BRESSOL
SITUADA A C/ ROVELLAT S/N (SANT CUGAT DEL VALLÈS)

ACTIVITAT:
DOCENT

Escala:

DENOMINACIÓ:
ESQUEMA ELÈCTRIC
SUBQUADRES

Nº plànol:

3

Referència: 477/02

Modificació núm:

Dibuixat: J. Daunis

Dibuixat:

Comprovat:

Comprovat:

27/08/2002

Data:

EL TITULAR

EL TÈCNIC

JORDI DAUNIS CONGOST
COL·LEGIAT 15892

VISAT I REGISTRES

Col·legi d'Enginyers Tècnics Industrials
de Barcelona

05.09.02 0196054 A

VISAT

sife s.a.

EMPLAÇAMENT:
C/ ROVELLAT S/N
SANT CUGAT DEL VALLÈS (BARCELONA)

PROJECTE PER A LA LEGALITZACIÓ DE LA INSTAL·LACIÓ
ELÈCTRICA D'UNA ESCOLA BRESSOL SITUADA A
C/ ROVELLAT S/N DE SANT CUGAT DEL VALLÈS

ACTIVITAT:
DOCENT

Escala:
1:150

DENOMINACIÓ:
PLANTA BAIXA
ELECTRICITAT

Nº plànol:
4

Referència: 477/02

Modificació núm:

Dibuixat: J. Daunis

Dibuixat:

Comprovat:

Comprovat:

26/08/2002

Data:

EL TITULAR

EL TÈCNIC


JORDI DAUNIS CONGOST
COL·LEGIAT 15892

VISAT I REGISTRES

Col·legi d'Enginyers Tècnics Industrials
de Barcelona

05.08.02 019605A A

VISAT

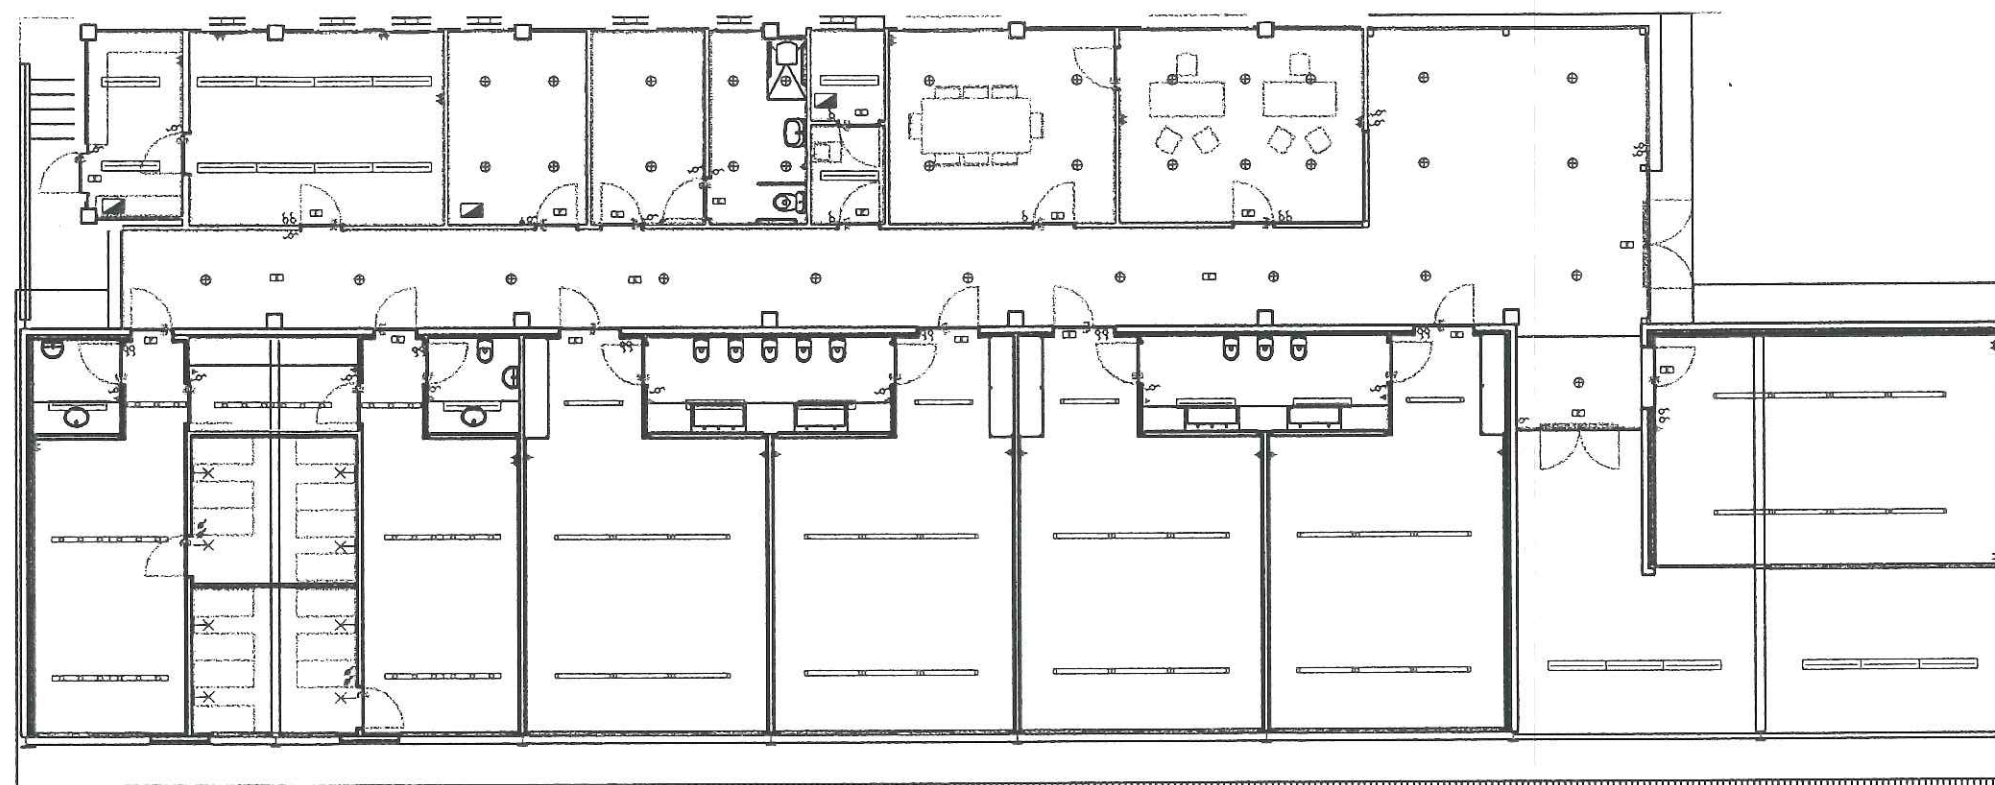

T-2	CENTRALITZACIÓ DE COMPTADORS
C.G.P.	CAIXA GENERAL DE PROTECCIÓ
	QUADRE O SUBQUADRE ELÈCTRIC DE DISTRIBUCIÓ
	LLUM FLUORESCENT DE 1x36 W AMB TUB PROTEGIT
	LLUM ESTÀNC DE 1x36 W
	LLUM CÀRRIL INCANDESCÈNCIA DE 3x40 W
	DOWNLIGHT EMPOTRABLE DE 2x26 W

	APLIC DE PARET LAMPARA 1x60 W INCANDESCENT
	LLUM EMERGÈNCIA
	PRESA DE CORRENT
	INTERRUPTOR
	COMUTADOR
	REGULADOR INTENSITAT TIPUS "DIMMER"