







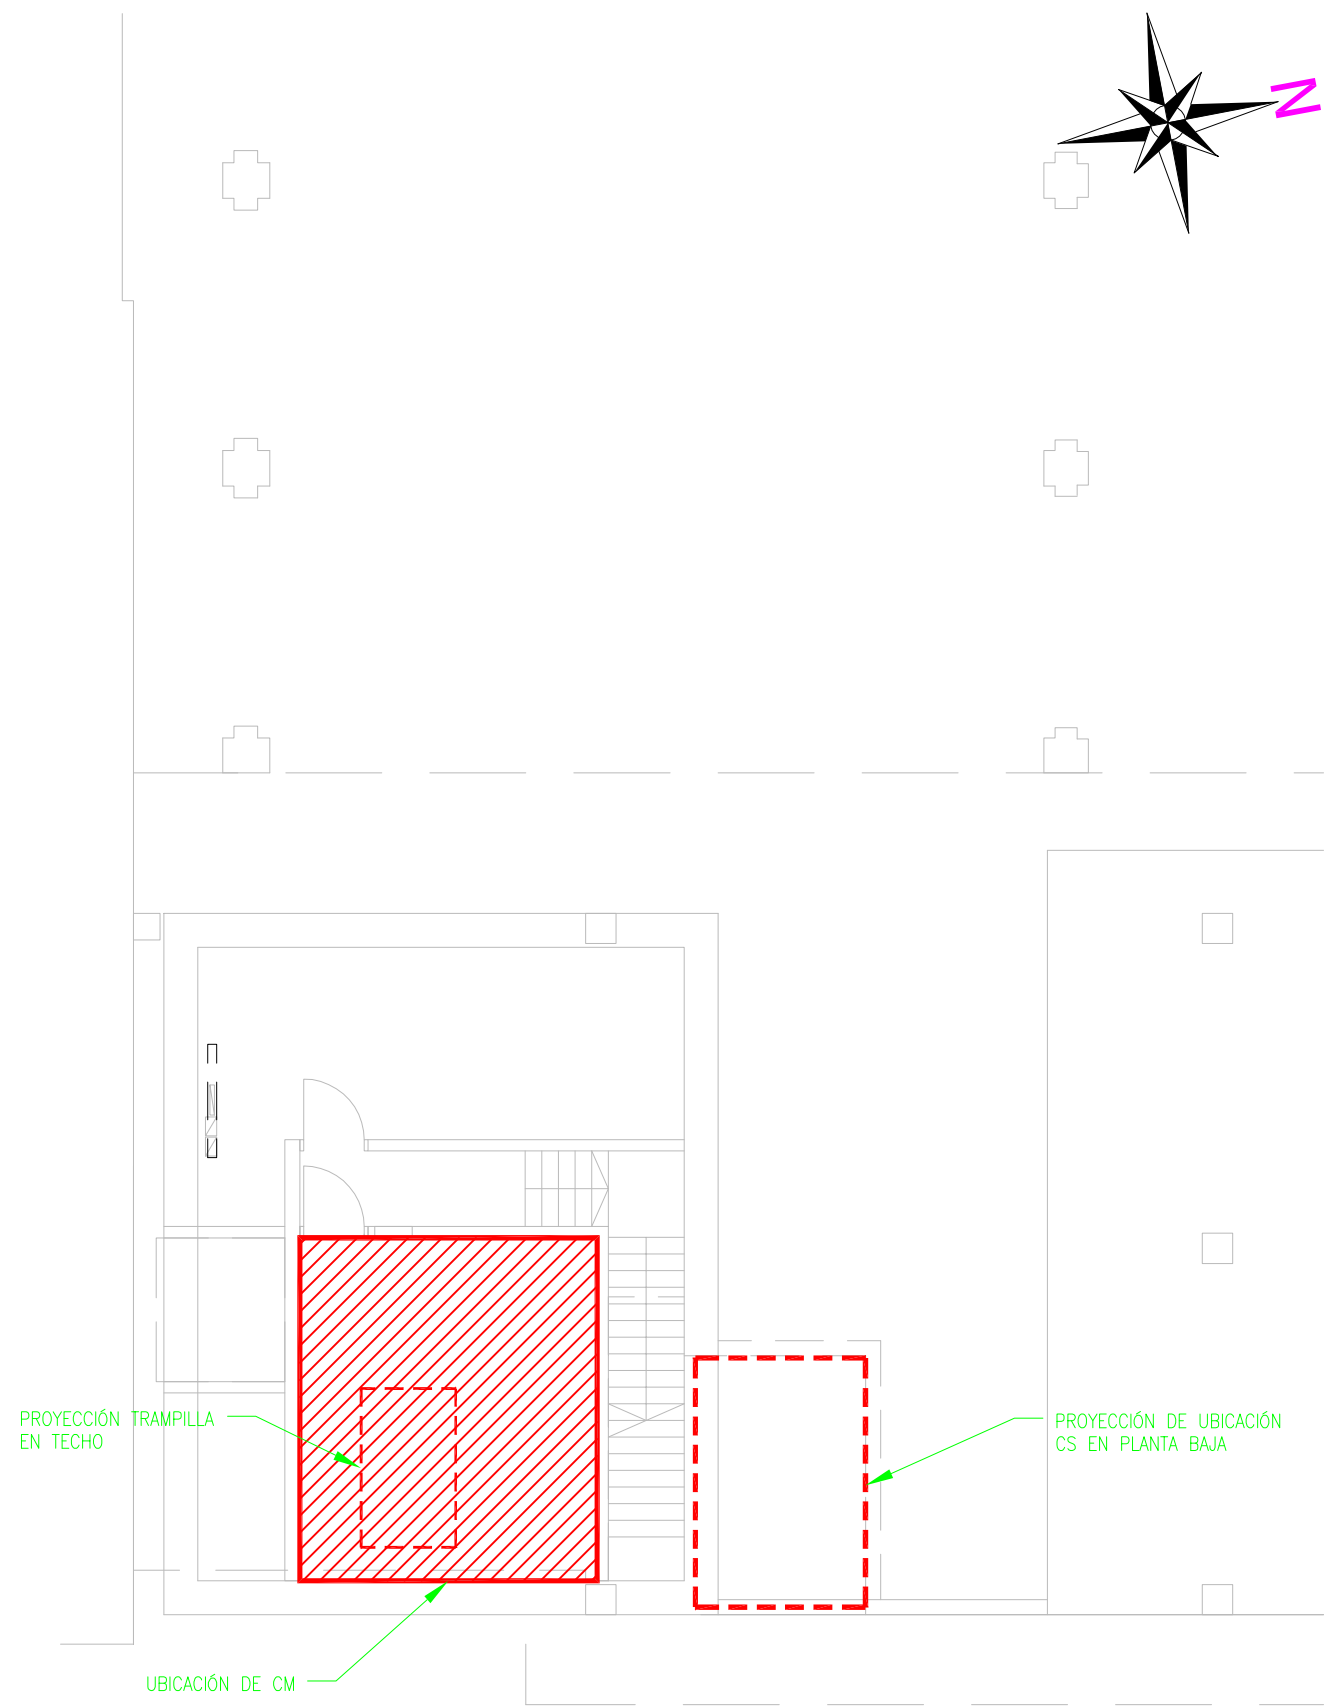
EMPLAZAMIENTO  
esc. 1:2.000

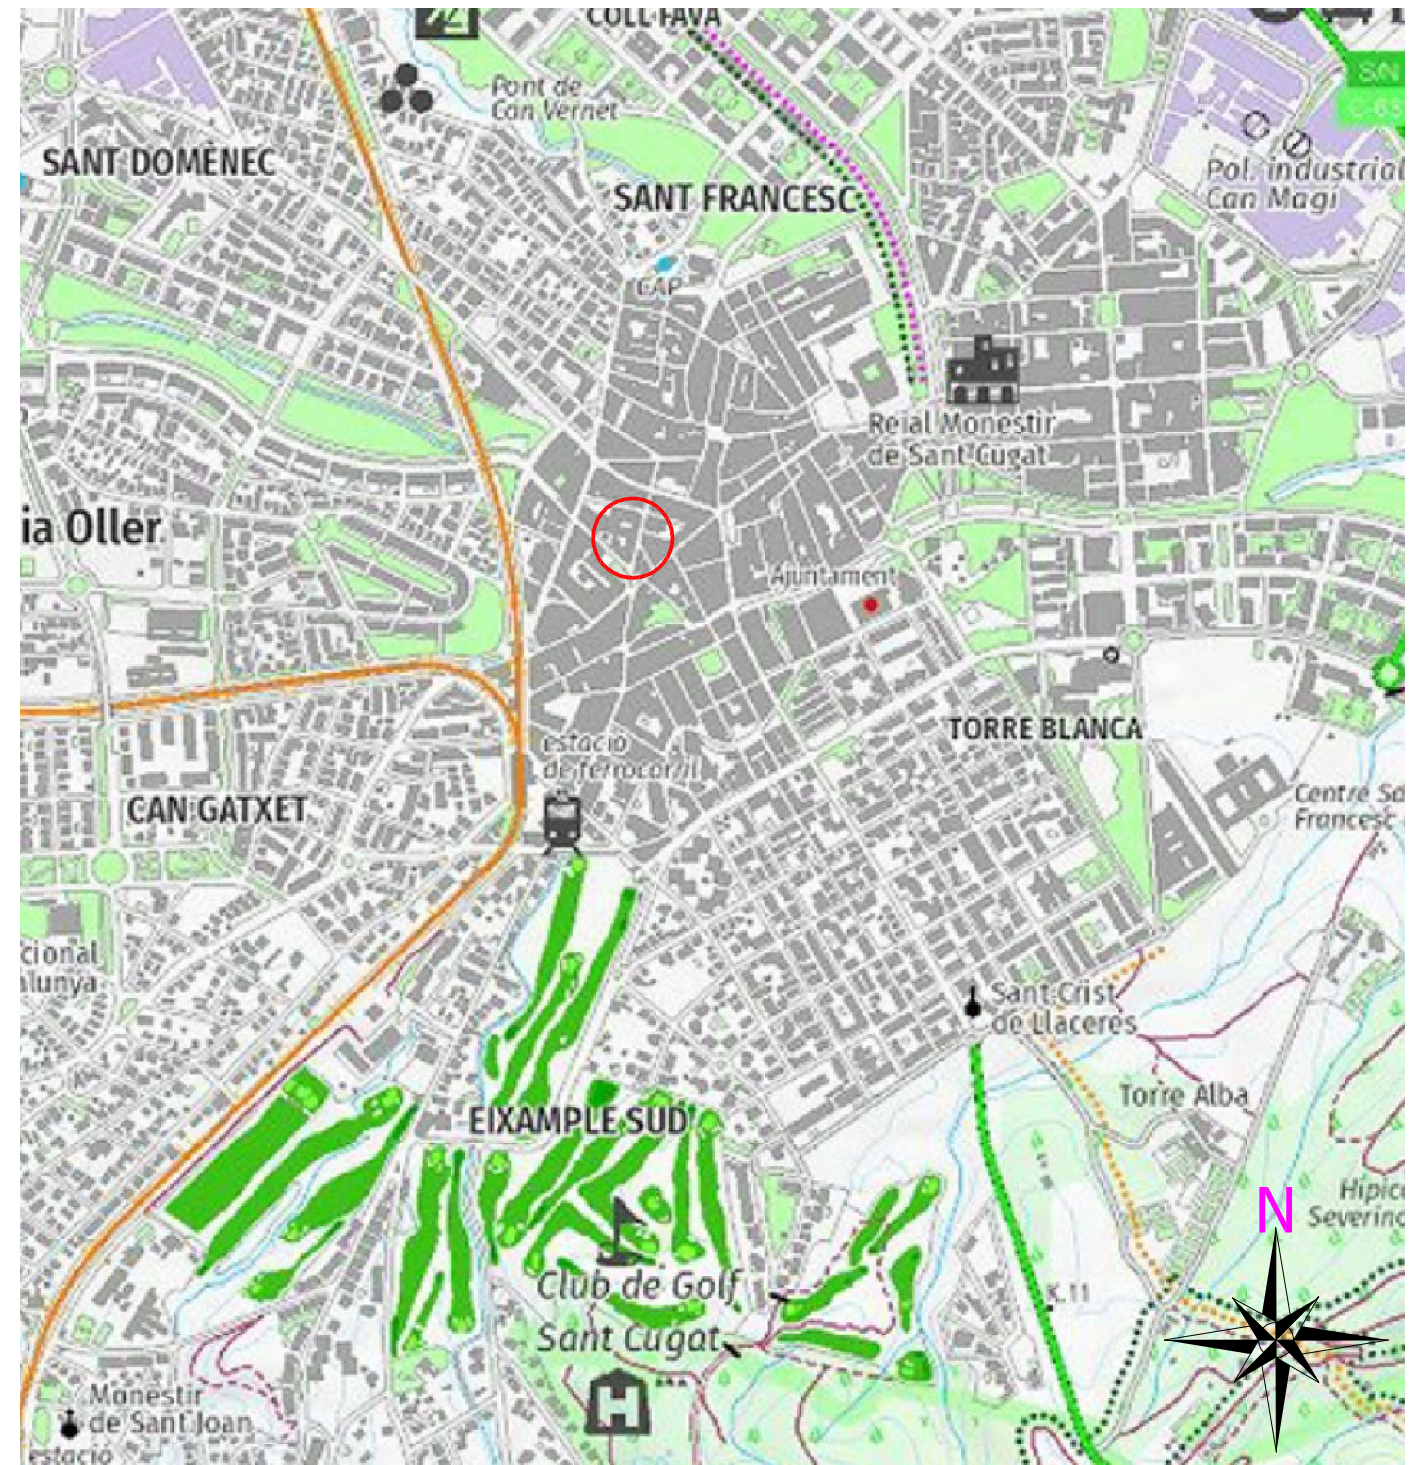


SITUACIÓN  
esc. 1:25.000

PROYECTADO POR: c/ Costa Brava, 19 08030 BARCELONA Tel: 934085064			PROYECTO: CENTROS DE SECCIONAMIENTO Y DE MEDIDA 25 kV TEATRE LA UNIÓN SANTCUGATENCA		TITULAR: AJ. SANT CUGAT DEL VALLES		Nº PLANO 01
<div><div></div><div> Enginyer tècnic industrial COL·LEGI D'ENGINYERS TÈCNICS INDUSTRIALS DE BARCELONA</div><div></div></div>			<div><div>SITUACIÓN Y EMPLAZAMIENTO</div><div>EN TÉRMINO MUNICIPAL DE SANT CUGAT DEL VALLÈS</div></div>			ESCALA VAR	
						FECHA 07-07-20	
						VERSIÓN: V1   COD.: SER014	
					ARCHIVO: SER014-V1 Planos.dwg		







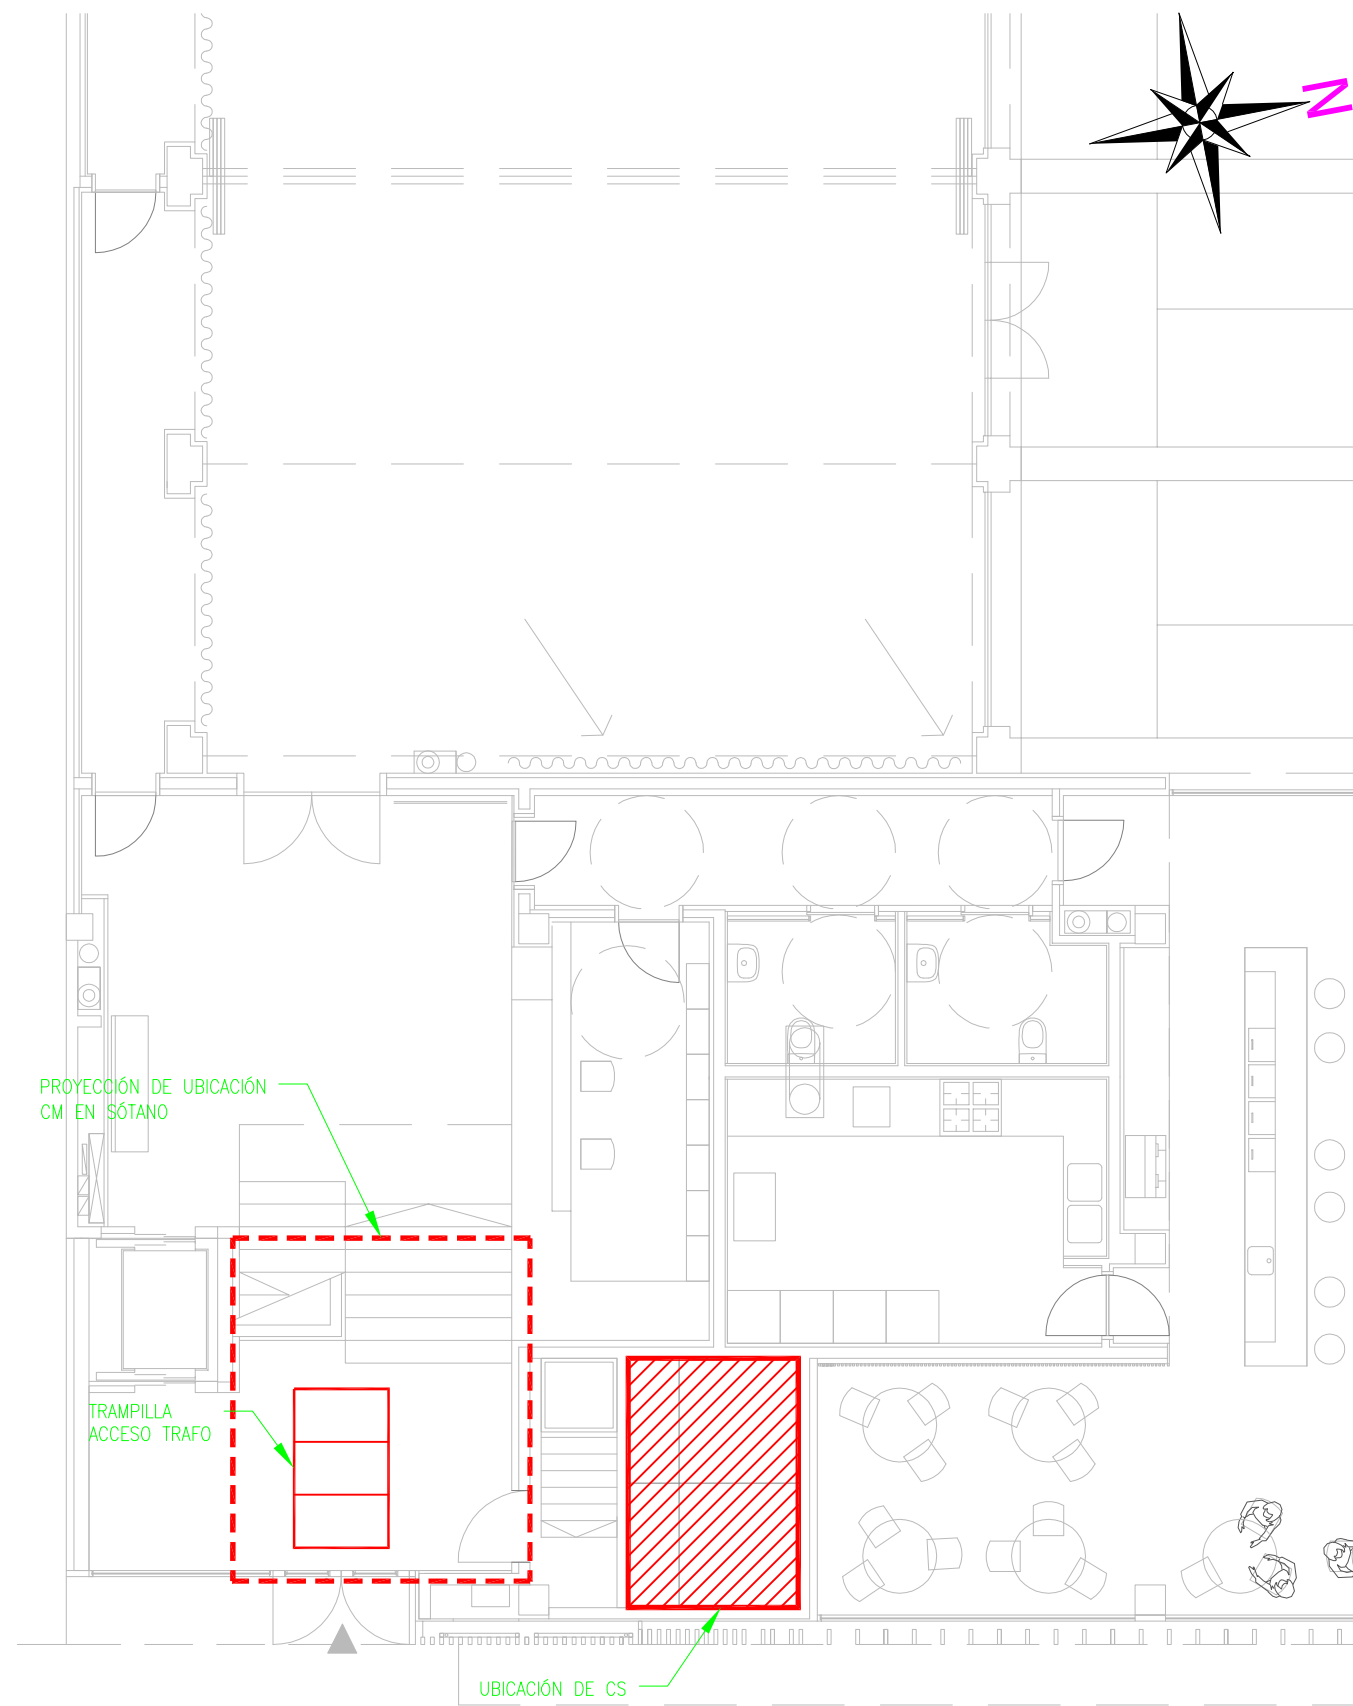


SÓTANO




PLANTA BAJA

PROYECTADO POR: c/ Costa Brava, 19 08030 BARCELONA Tel: 934085064	 <b>SERMAC</b> MANTENIMENTS INTEGRALS	PROYECTO: CENTROS DE SECCIONAMIENTO Y DE MEDIDA 25 kV TEATRE LA UNIÓN SANTCUGATENCA	TITULAR: AJ. SANT CUGAT DEL VALLES Nº PLANO 02	
José Luis Abad Merino Núm. de col·legiat: 12.777  <b>Enginyer tècnic industrial</b>	 <b>Icon</b> energia	PLANO: CENTRO SECCIONAMIENTO CS EN PLANTA BAJA CENTRO DE MEDIDA CM EN SÓTANO	 <b>AJUNTAMENT DE SantCugat</b>	
VERSIÓN: V1	COD.: SER014	FECHA 07-07-20	ARCHIVO: SER014-V1 Planos.dwg	

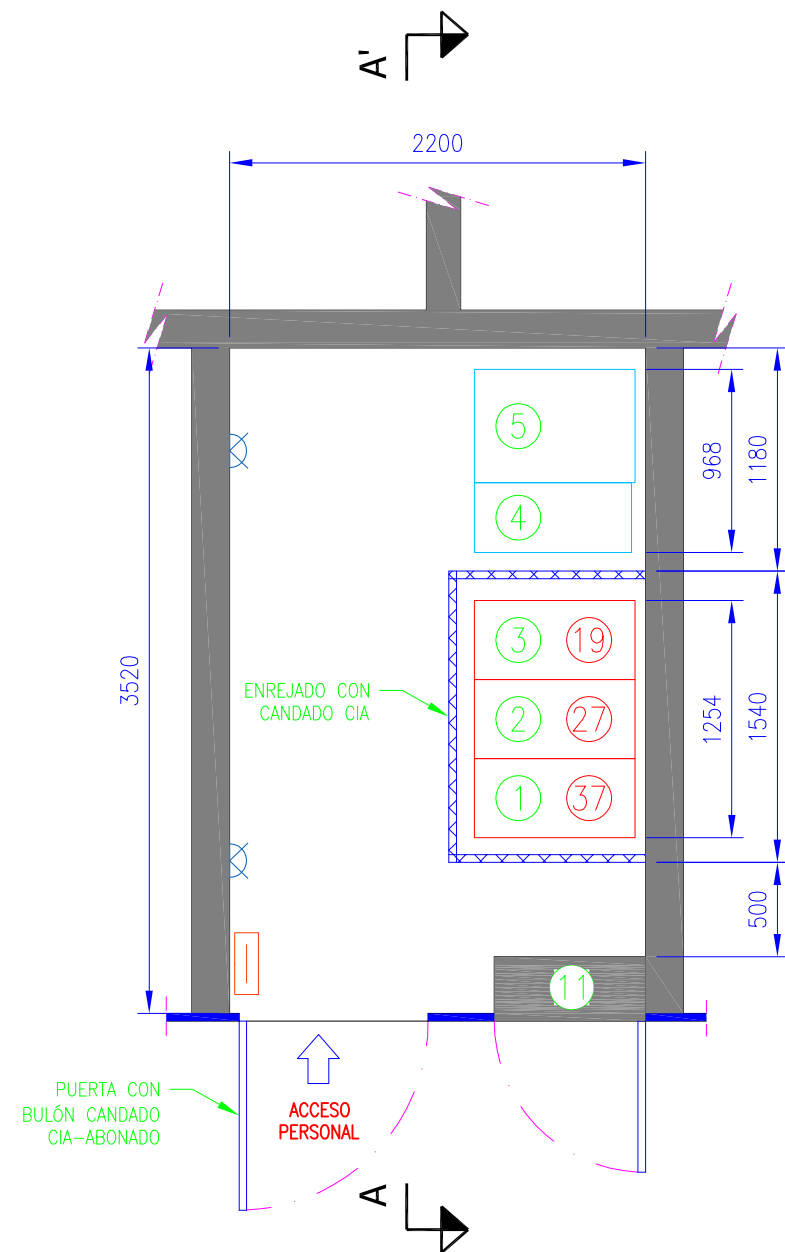


#### LEYENDA:



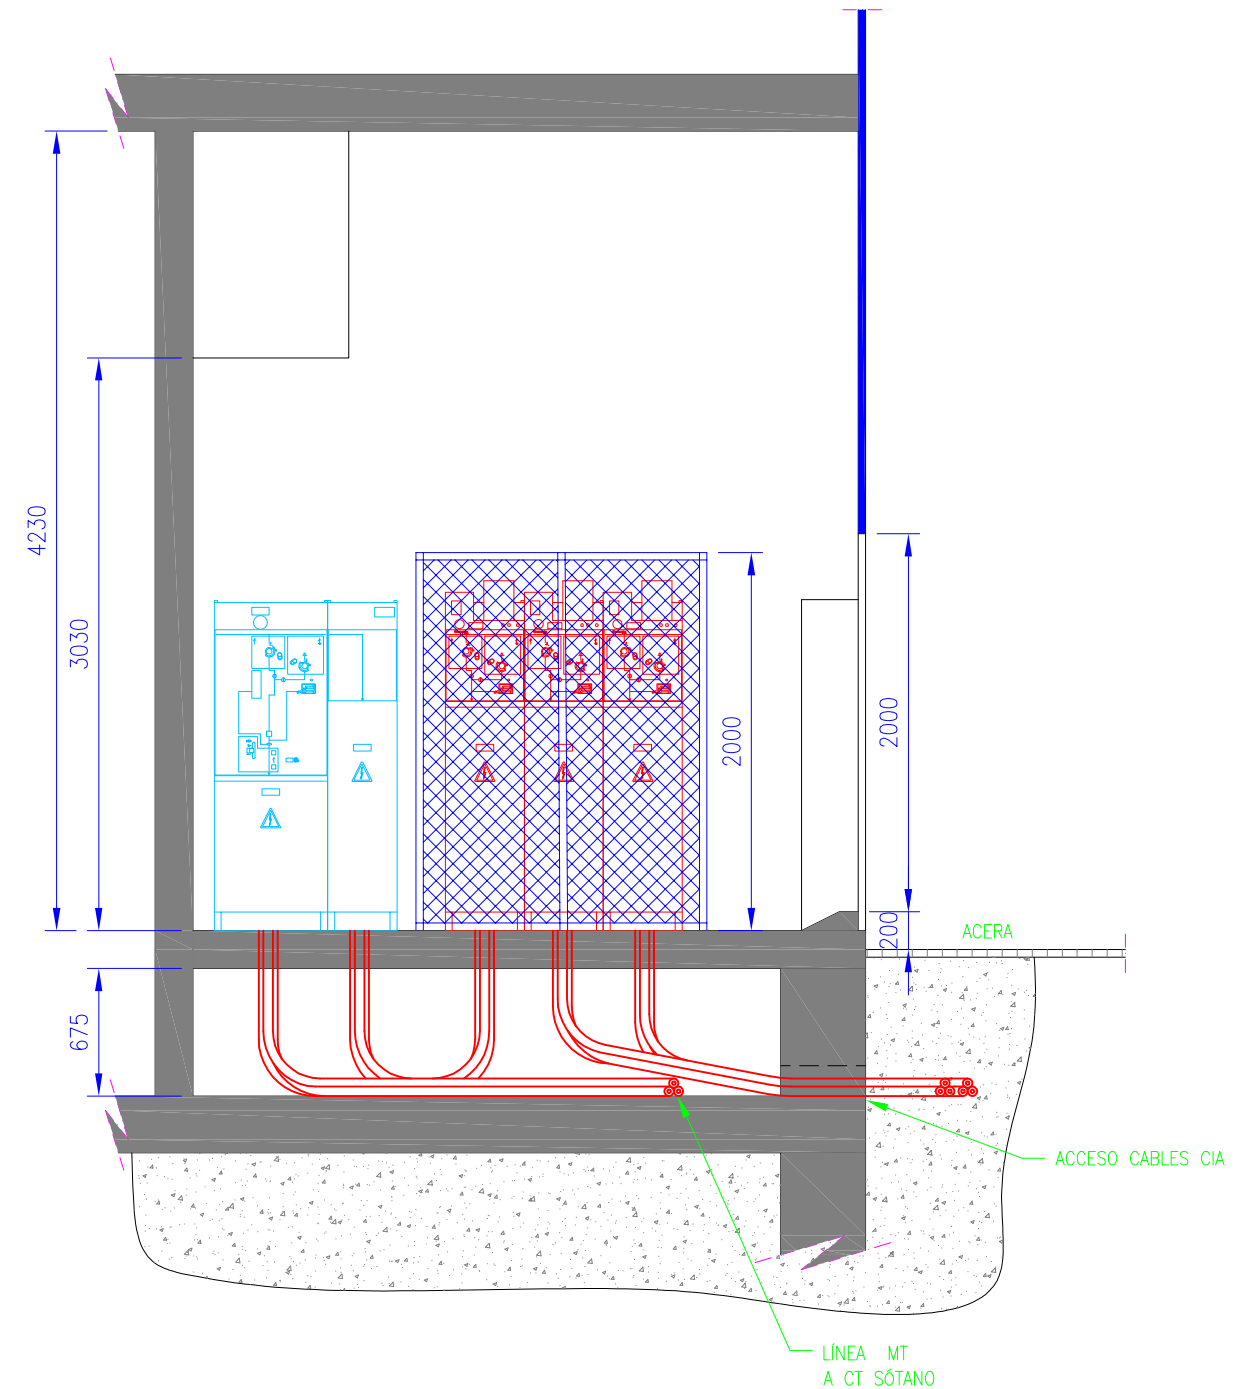

- 1- CELDA LINEA COMPAÑÍA N° 37, ORMAZABAL CGM.3-L MOTORIZADA, 36kV 630A.
- 2- CELDA LINEA COMPAÑÍA N° 27, ORMAZABAL CGM.3-L MOTORIZADA, 36kV 630A.
- 3- CELDA LINEA ABONADO N° 19, ORMAZABAL CGM.3-L MOTORIZADA, 36kV 630A.
- 4- CELDA REMONTE, ORMAZABAL CGM.3-RC, 36kV 630A.
- 5- CELDA INTERRUPTOR AUTOMÁTICO, ORMAZABAL CGM.3-V, 36kV 630A.
- 6- CELDA REMONTE, ORMAZABAL CGM.3-RC, 36kV 630A.
- 7- CELDA LINEA, ORMAZABAL CGM.3-L, 36kV 630A.
- 8- CELDA MEDIDA, ORMAZABAL CGM.3-M, CON 3TT Y 3TI, 36kV 630A.
- 9- CELDA RUPTOFUSIBLE TRAF0, ORMAZABAL CGM.3-P, 36kV 630A.
- 10- TRANSFORMADOR POTENCIA 630kVA 25/0,42kV
- 11- CUADRO CONTADORES
- 12- CUADRO BT

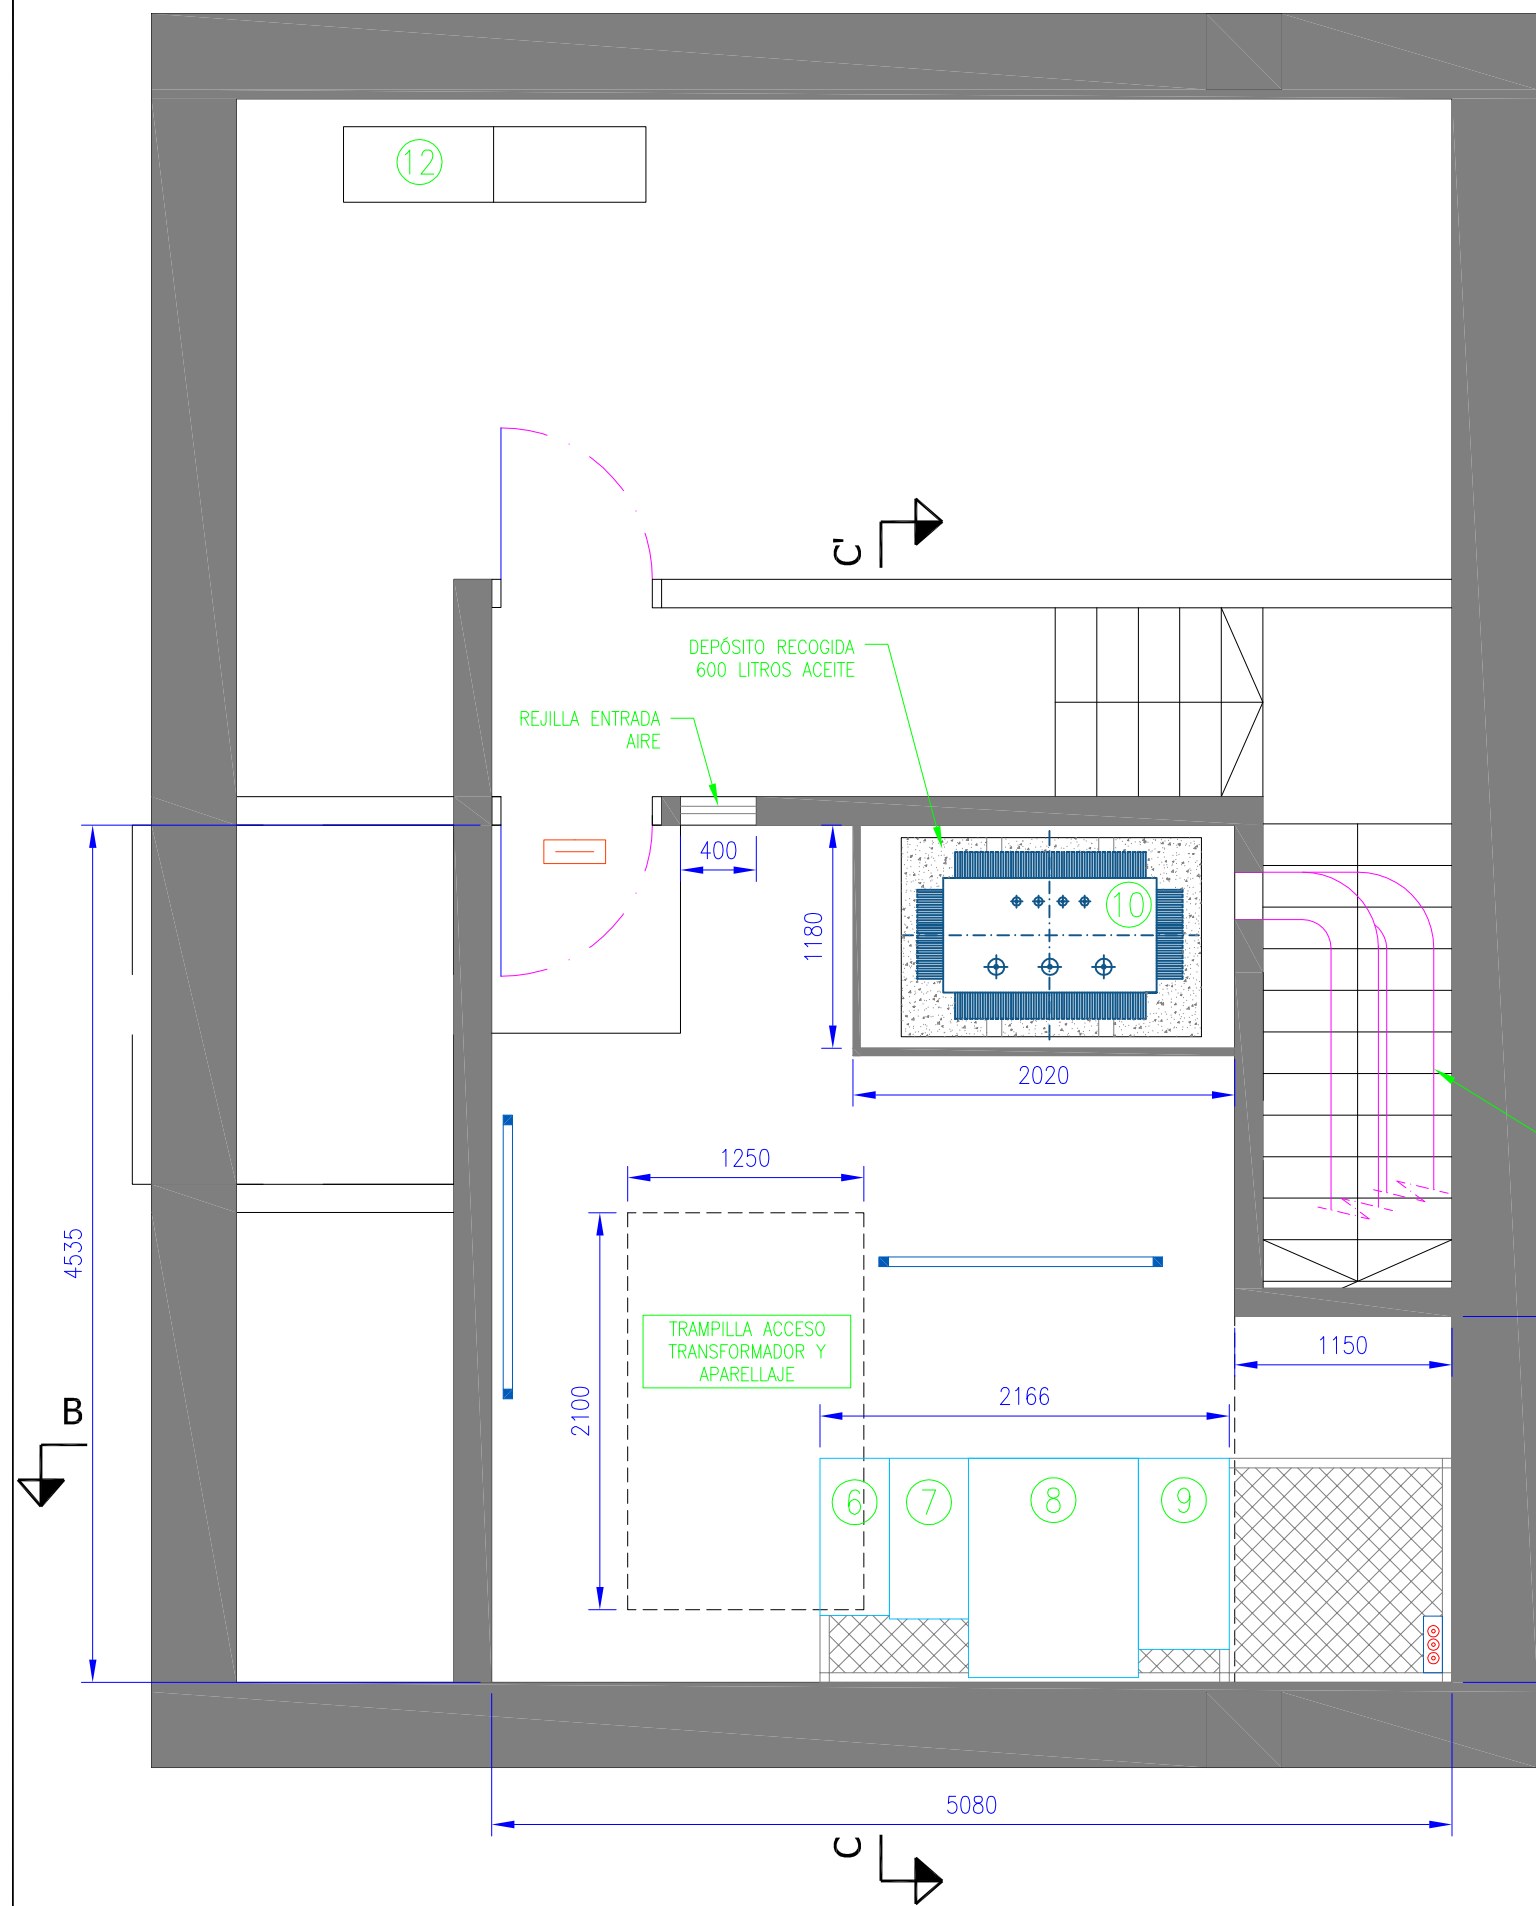






PROYECTADO POR: c/ Costa Brava, 19 08030 BARCELONA Tel: 934085064	PROYECTO: CENTROS DE SECCIONAMIENTO Y DE MEDIDA 25 kV TEATRE LA UNIO SANCUGATENCA	TITULAR: AJ. SANT CUGAT DEL VALLES N° PLANO 03	
José Luis Abad Merino N° de col·legiat: 12.777 Enginyer tècnic industrial	PLANO: CENTRO SECCIONAMIENTO CS VISTA EN PLANTA Y ALZADO A-A'	AJUNTAMENT DE <b>SantCugat</b> VERSIÓN: V1 COD.: SER014 ARCHIVO: SER014-V1 Planos.dwg	
		ESCALA 1:100 FECHA 07-07-20	




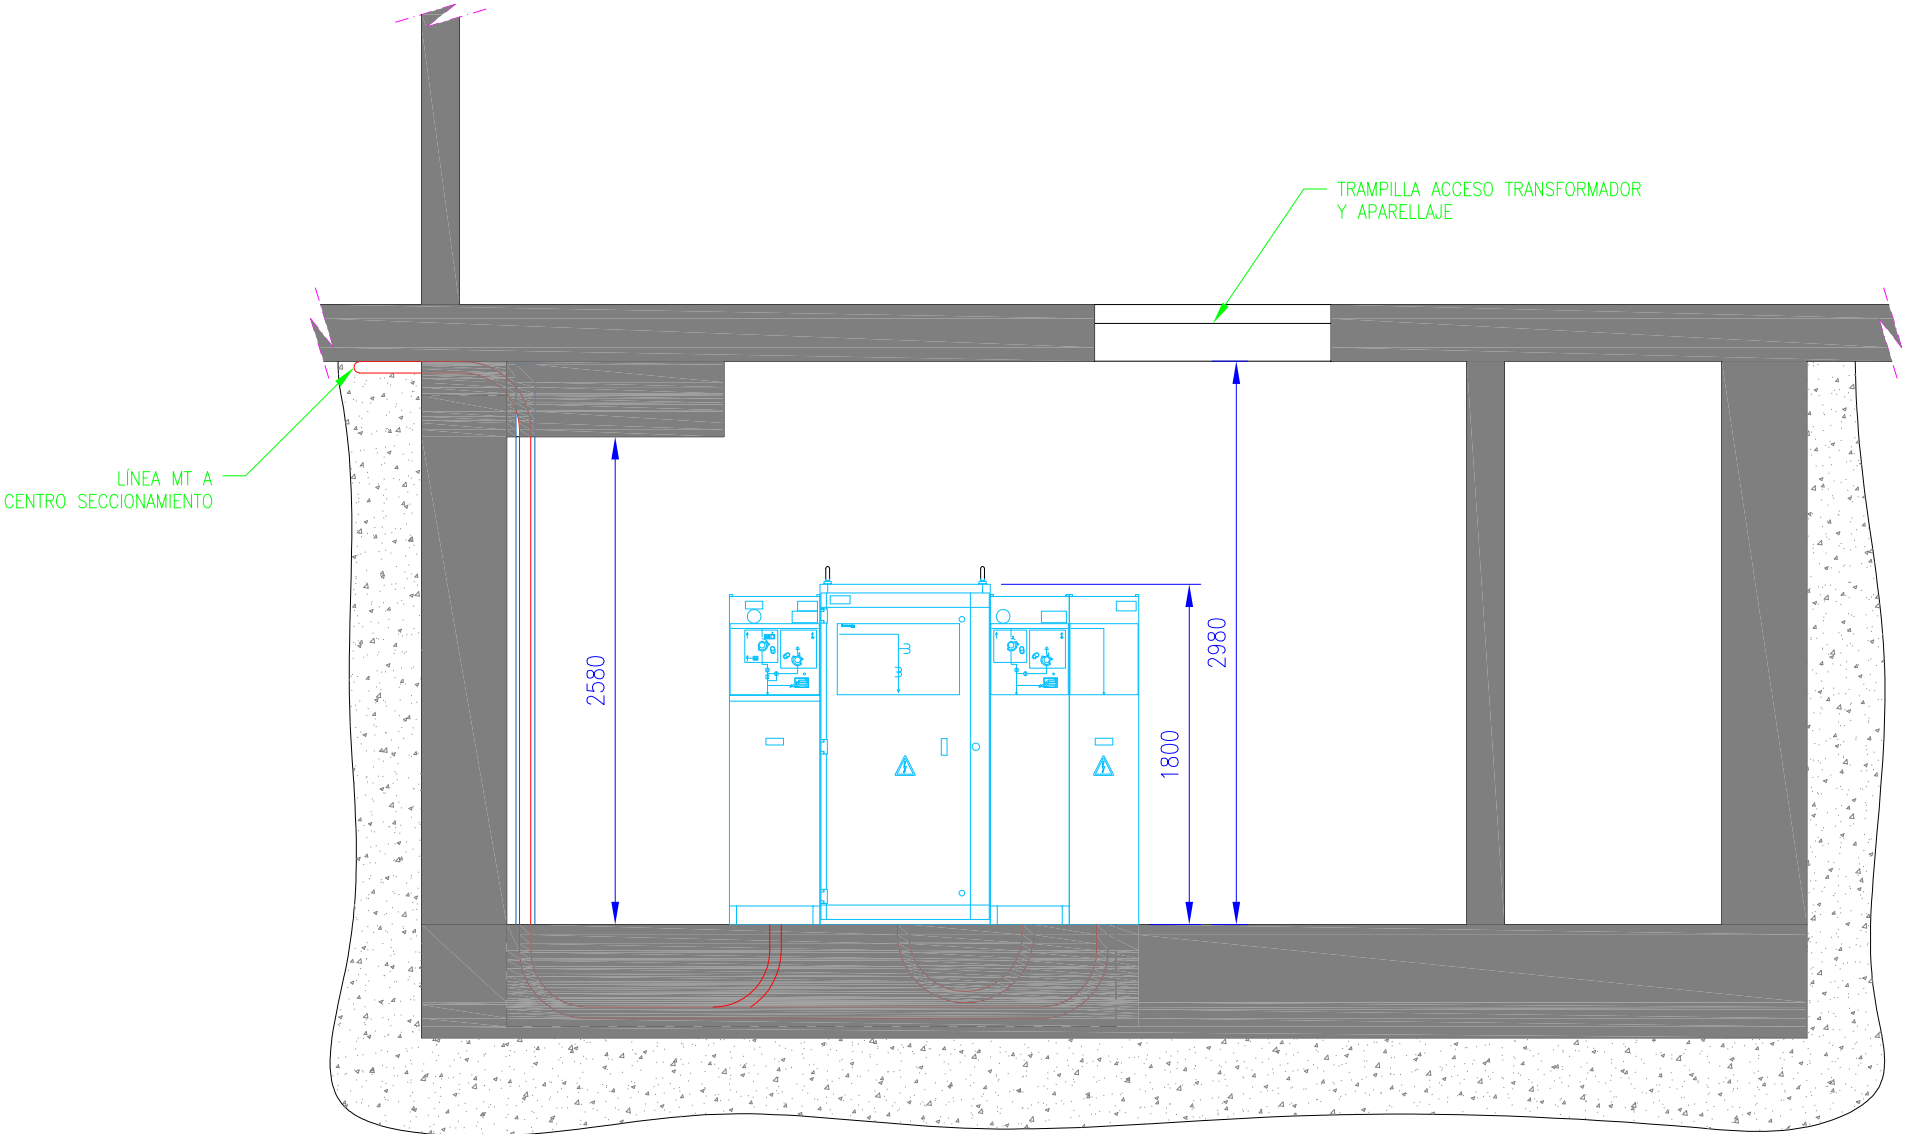



- LEYENDA:
- 1- CELDA LINEA COMPAÑÍA N° 37, ORMAZABAL CGM.3-L MOTORIZADA, 36kV 630A.
  - 2- CELDA LINEA COMPAÑÍA N° 27, ORMAZABAL CGM.3-L MOTORIZADA, 36kV 630A.
  - 3- CELDA LINEA ABONADO N° 19, ORMAZABAL CGM.3-L MOTORIZADA, 36kV 630A.
  - 4- CELDA REMONTE, ORMAZABAL CGM.3-RC, 36kV 630A.
  - 5- CELDA INTERRUPTOR AUTOMÁTICO, ORMAZABAL CGM.3-V, 36kV 630A.
  - 6- CELDA REMONTE, ORMAZABAL CGM.3-RC, 36kV 630A.
  - 7- CELDA LINEA, ORMAZABAL CGM-3-L, 36kV 630A.
  - 8- CELDA MEDIDA, ORMAZABAL CGM.3-M, CON 3TT Y 3TI, 36kV 630A.
  - 9- CELDA RUPTOFUSIBLE TRAF0, ORMAZABAL CGM-3-P, 36kV 630A.
  - 10- TRANSFORMADOR POTENCIA 630kVA 25/0,42kV
  - 11- CUADRO CONTADORES
  - 12- CUADRO BT


PROYECTADO POR: c/ Costa Brava, 19 08030 BARCELONA Tel: 934085064		PROYECTO: CENTROS DE SECCIONAMIENTO Y DE MEDIDA 25 kV TEATRE LA UNIÓN SANTCUGATENCA	TITULAR: AJ. SANT CUGAT DEL VALLES		Nº PLANO 04
					ESCALA 1:40
José Luis Abad Merino Núm. de col·legiat: 12.777 		PLANO: CENTRO MEDIDA Y TRANSFORMACIÓN CM VISTA EN PLANTA	VERSIÓN: V1	COD.: SER014	FECHA 16-06-20
			ARCHIVO: SER014-V1 Planos.dwg		

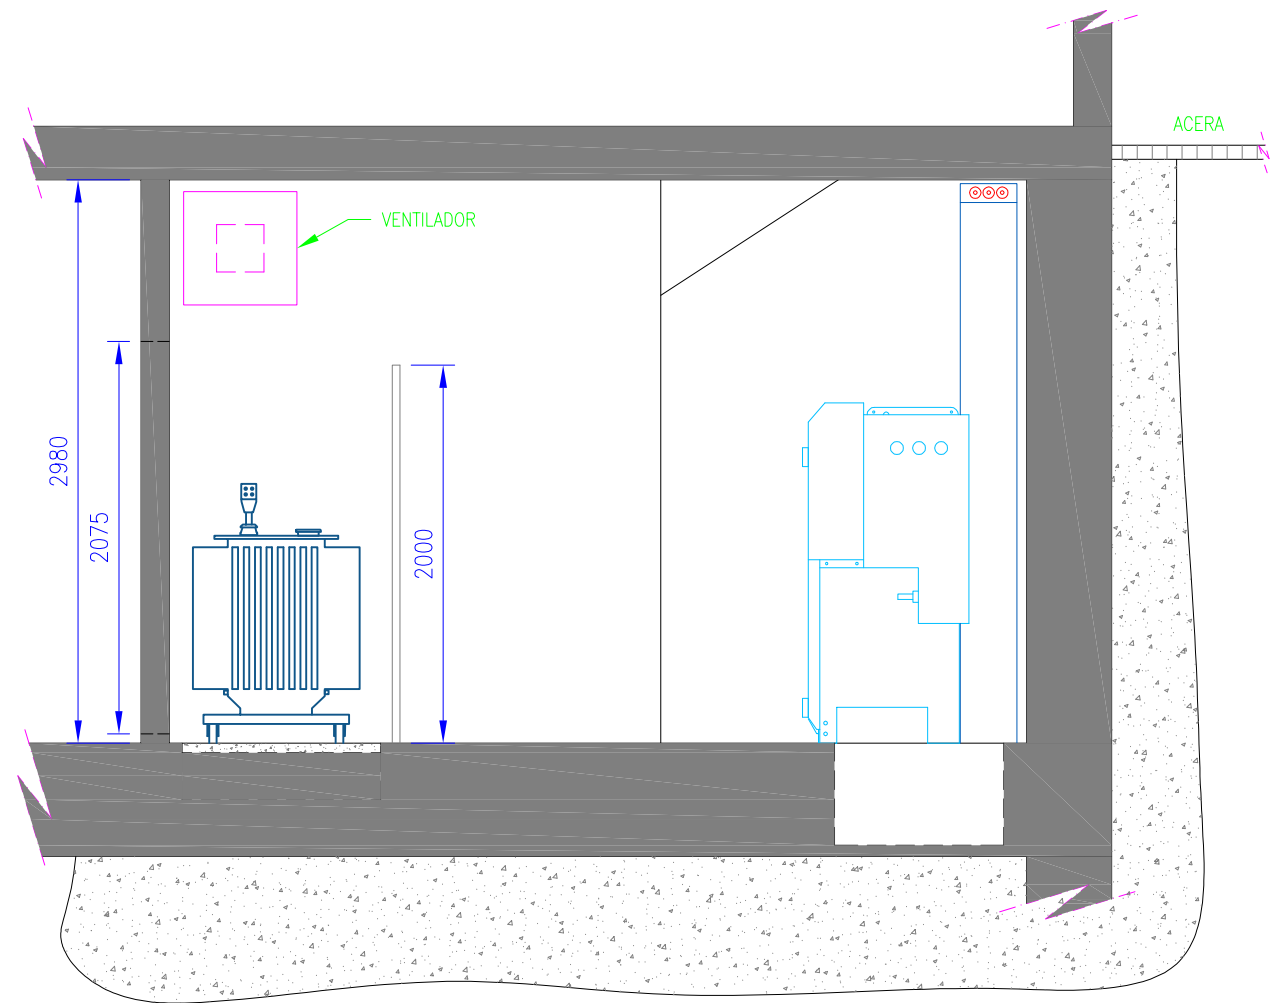


PROYECTADO POR:		PROYECTO:		TITULAR: AJ. SANT CUGAT DEL VALLES		Nº PLANO	
c/ Costa Brava, 19 08030 BARCELONA Tel: 934085064		CENTROS DE SECCIONAMIENTO Y DE MEDIDA 25 kV TEATRE LA UNIÓN SANTCUGATENÇA				05	
José Luis Abad Merino Núm. de col·legiat: 12.777   		PLANO:		AJuntament de <b>SantCugat</b>		ESCALA	
		CENTRO MEDIDA Y TRANSFORMACIÓN CM ALZADO B-B'		VERSIÓN: VO		1:40	
				COD.: SER014		FECHA	
				ARCHIVO: SER014-V1 Planos.dwg		16-06-20	



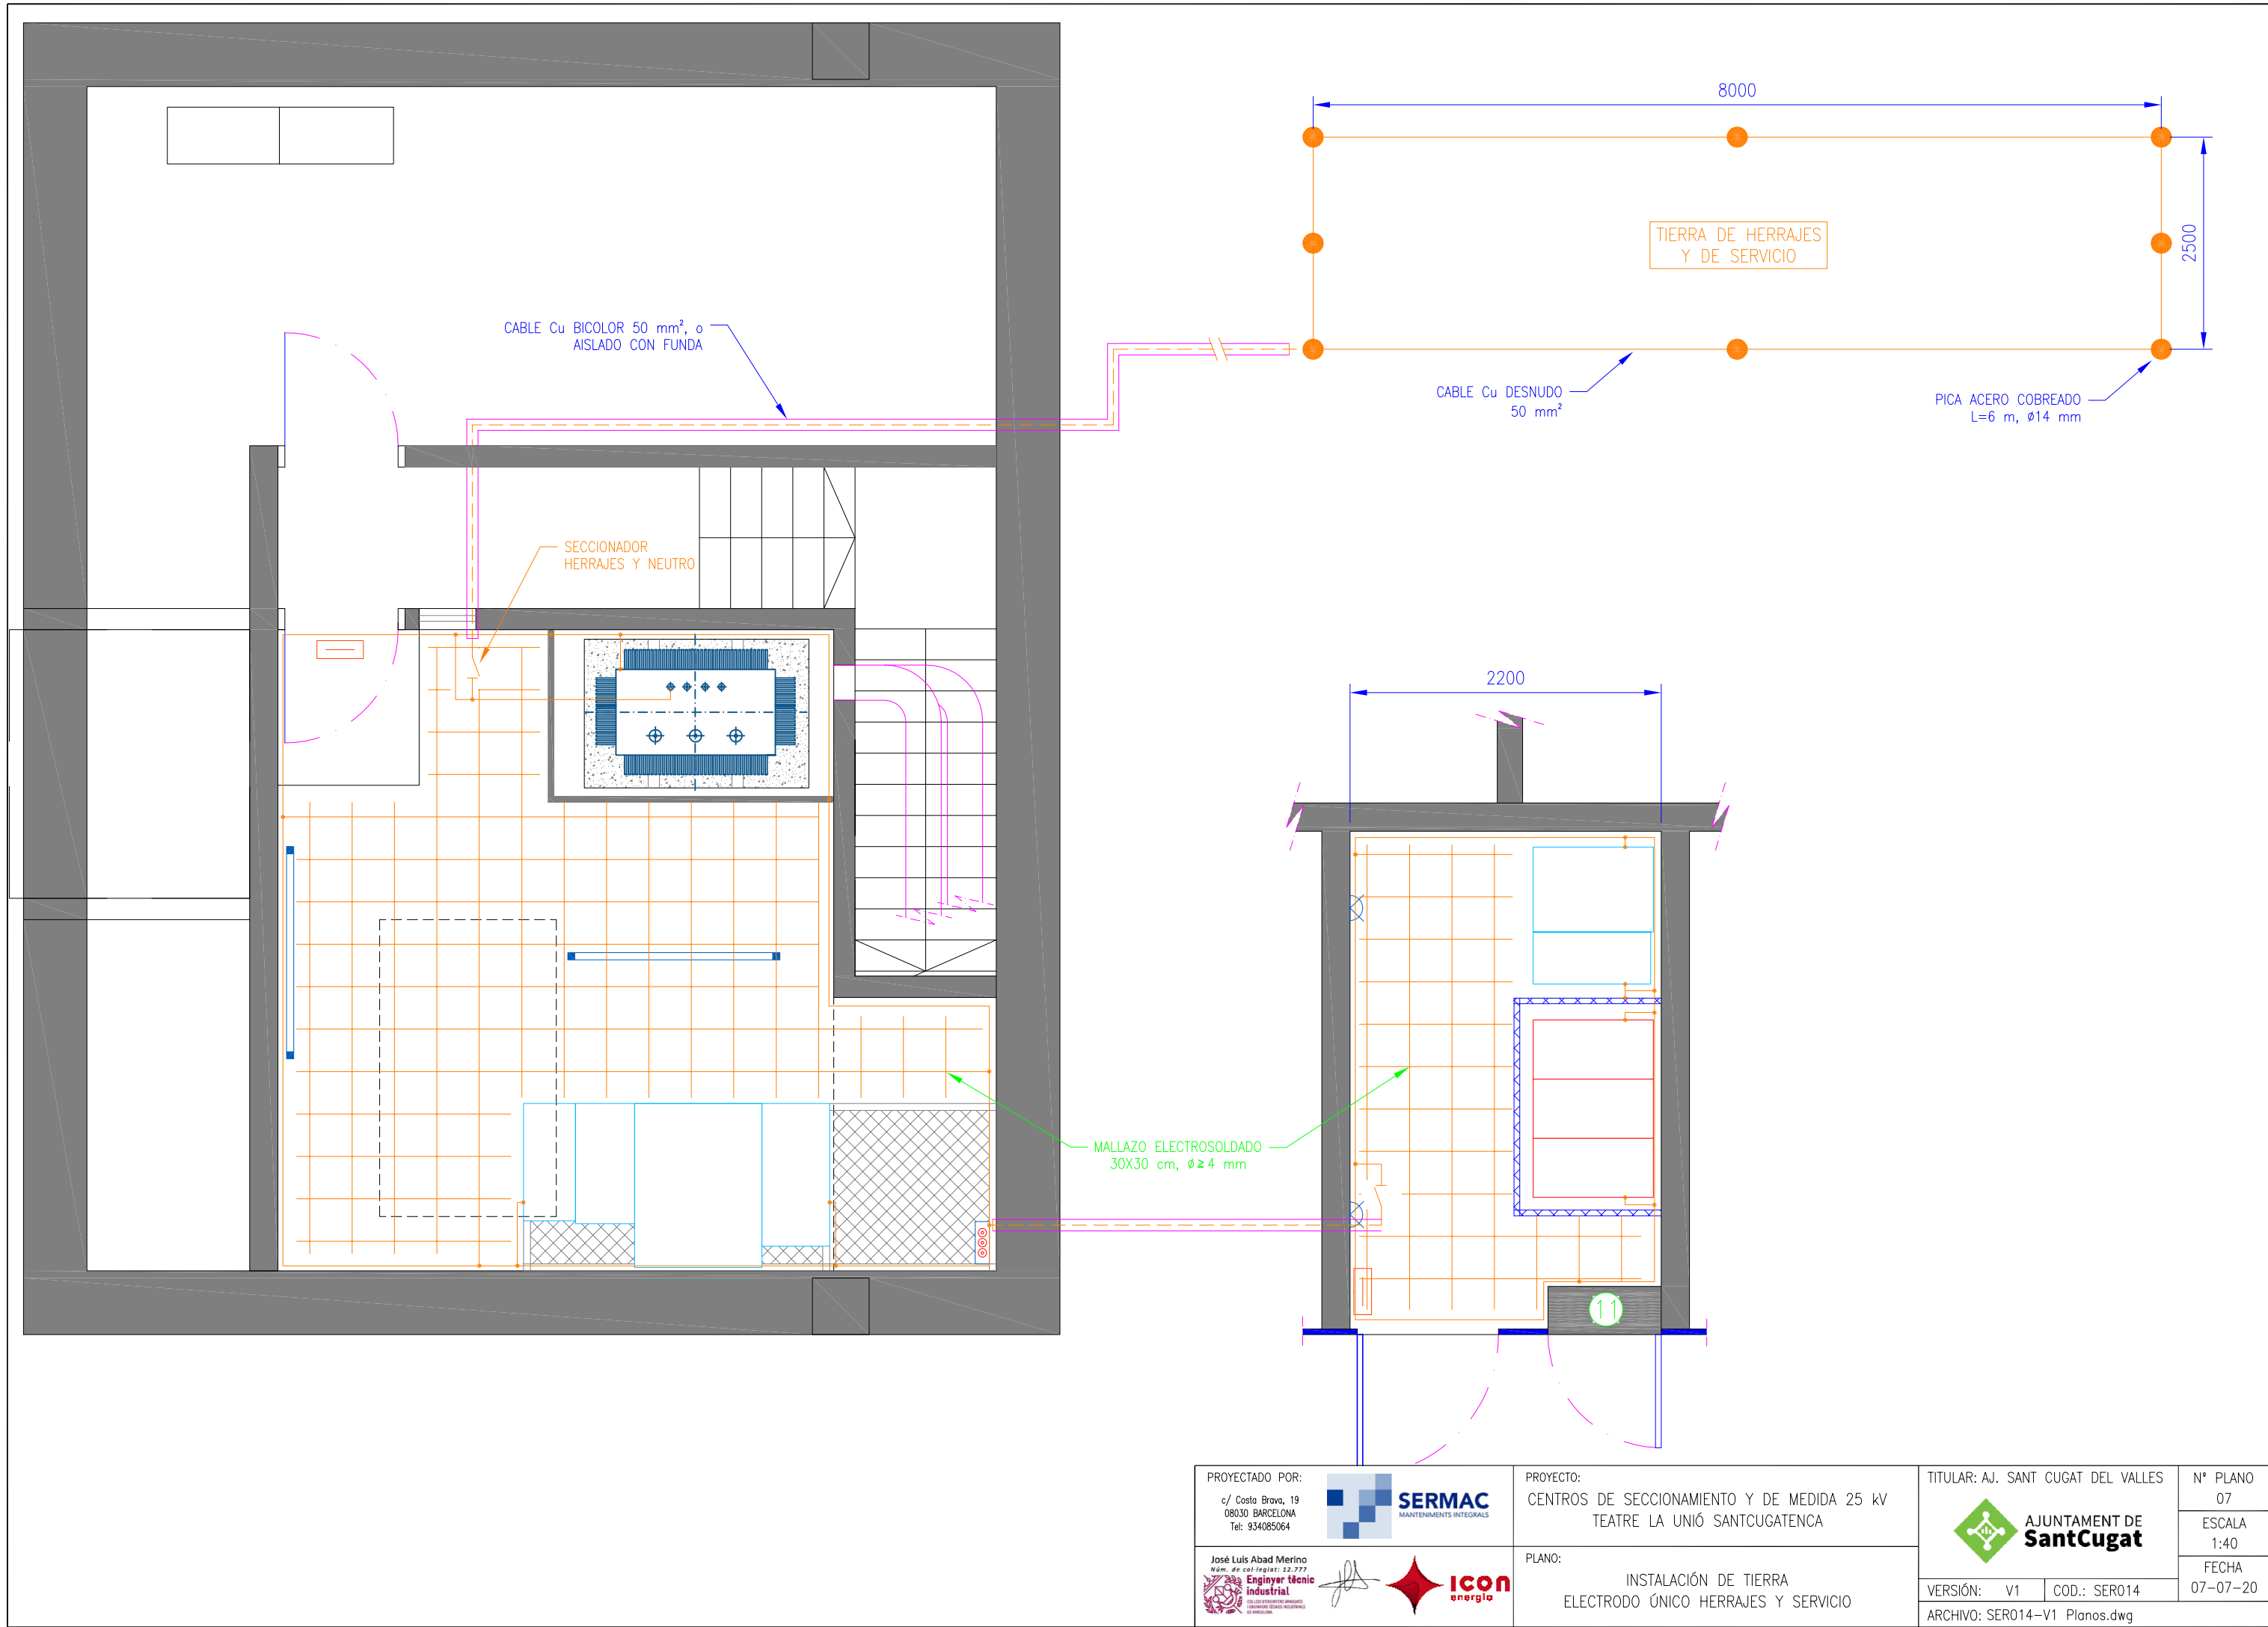


PROYECTADO POR:		PROYECTO:		TITULAR: AJ. SANT CUGAT DEL VALLES		Nº PLANO	
c/ Costa Brava, 19 08030 BARCELONA Tel: 934085064		CENTROS DE SECCIONAMIENTO Y DE MEDIDA 25 kV TEATRE LA UNIÓN SANTCUGATENCA		 <b>AJUNTAMENT DE SantCugat</b>		06	
José Luis Abad Merino Núm. de col·legiat: 12.777   		PLANO:		VERSIÓN: V1		ESCALA	
		CENTRO MEDIDA Y TRANSFORMACIÓN CM ALZADO C-C'		COD.: SER014		1:40	
				ARCHIVO: SER014-V1 Planos.dwg		FECHA	
						07-07-20	

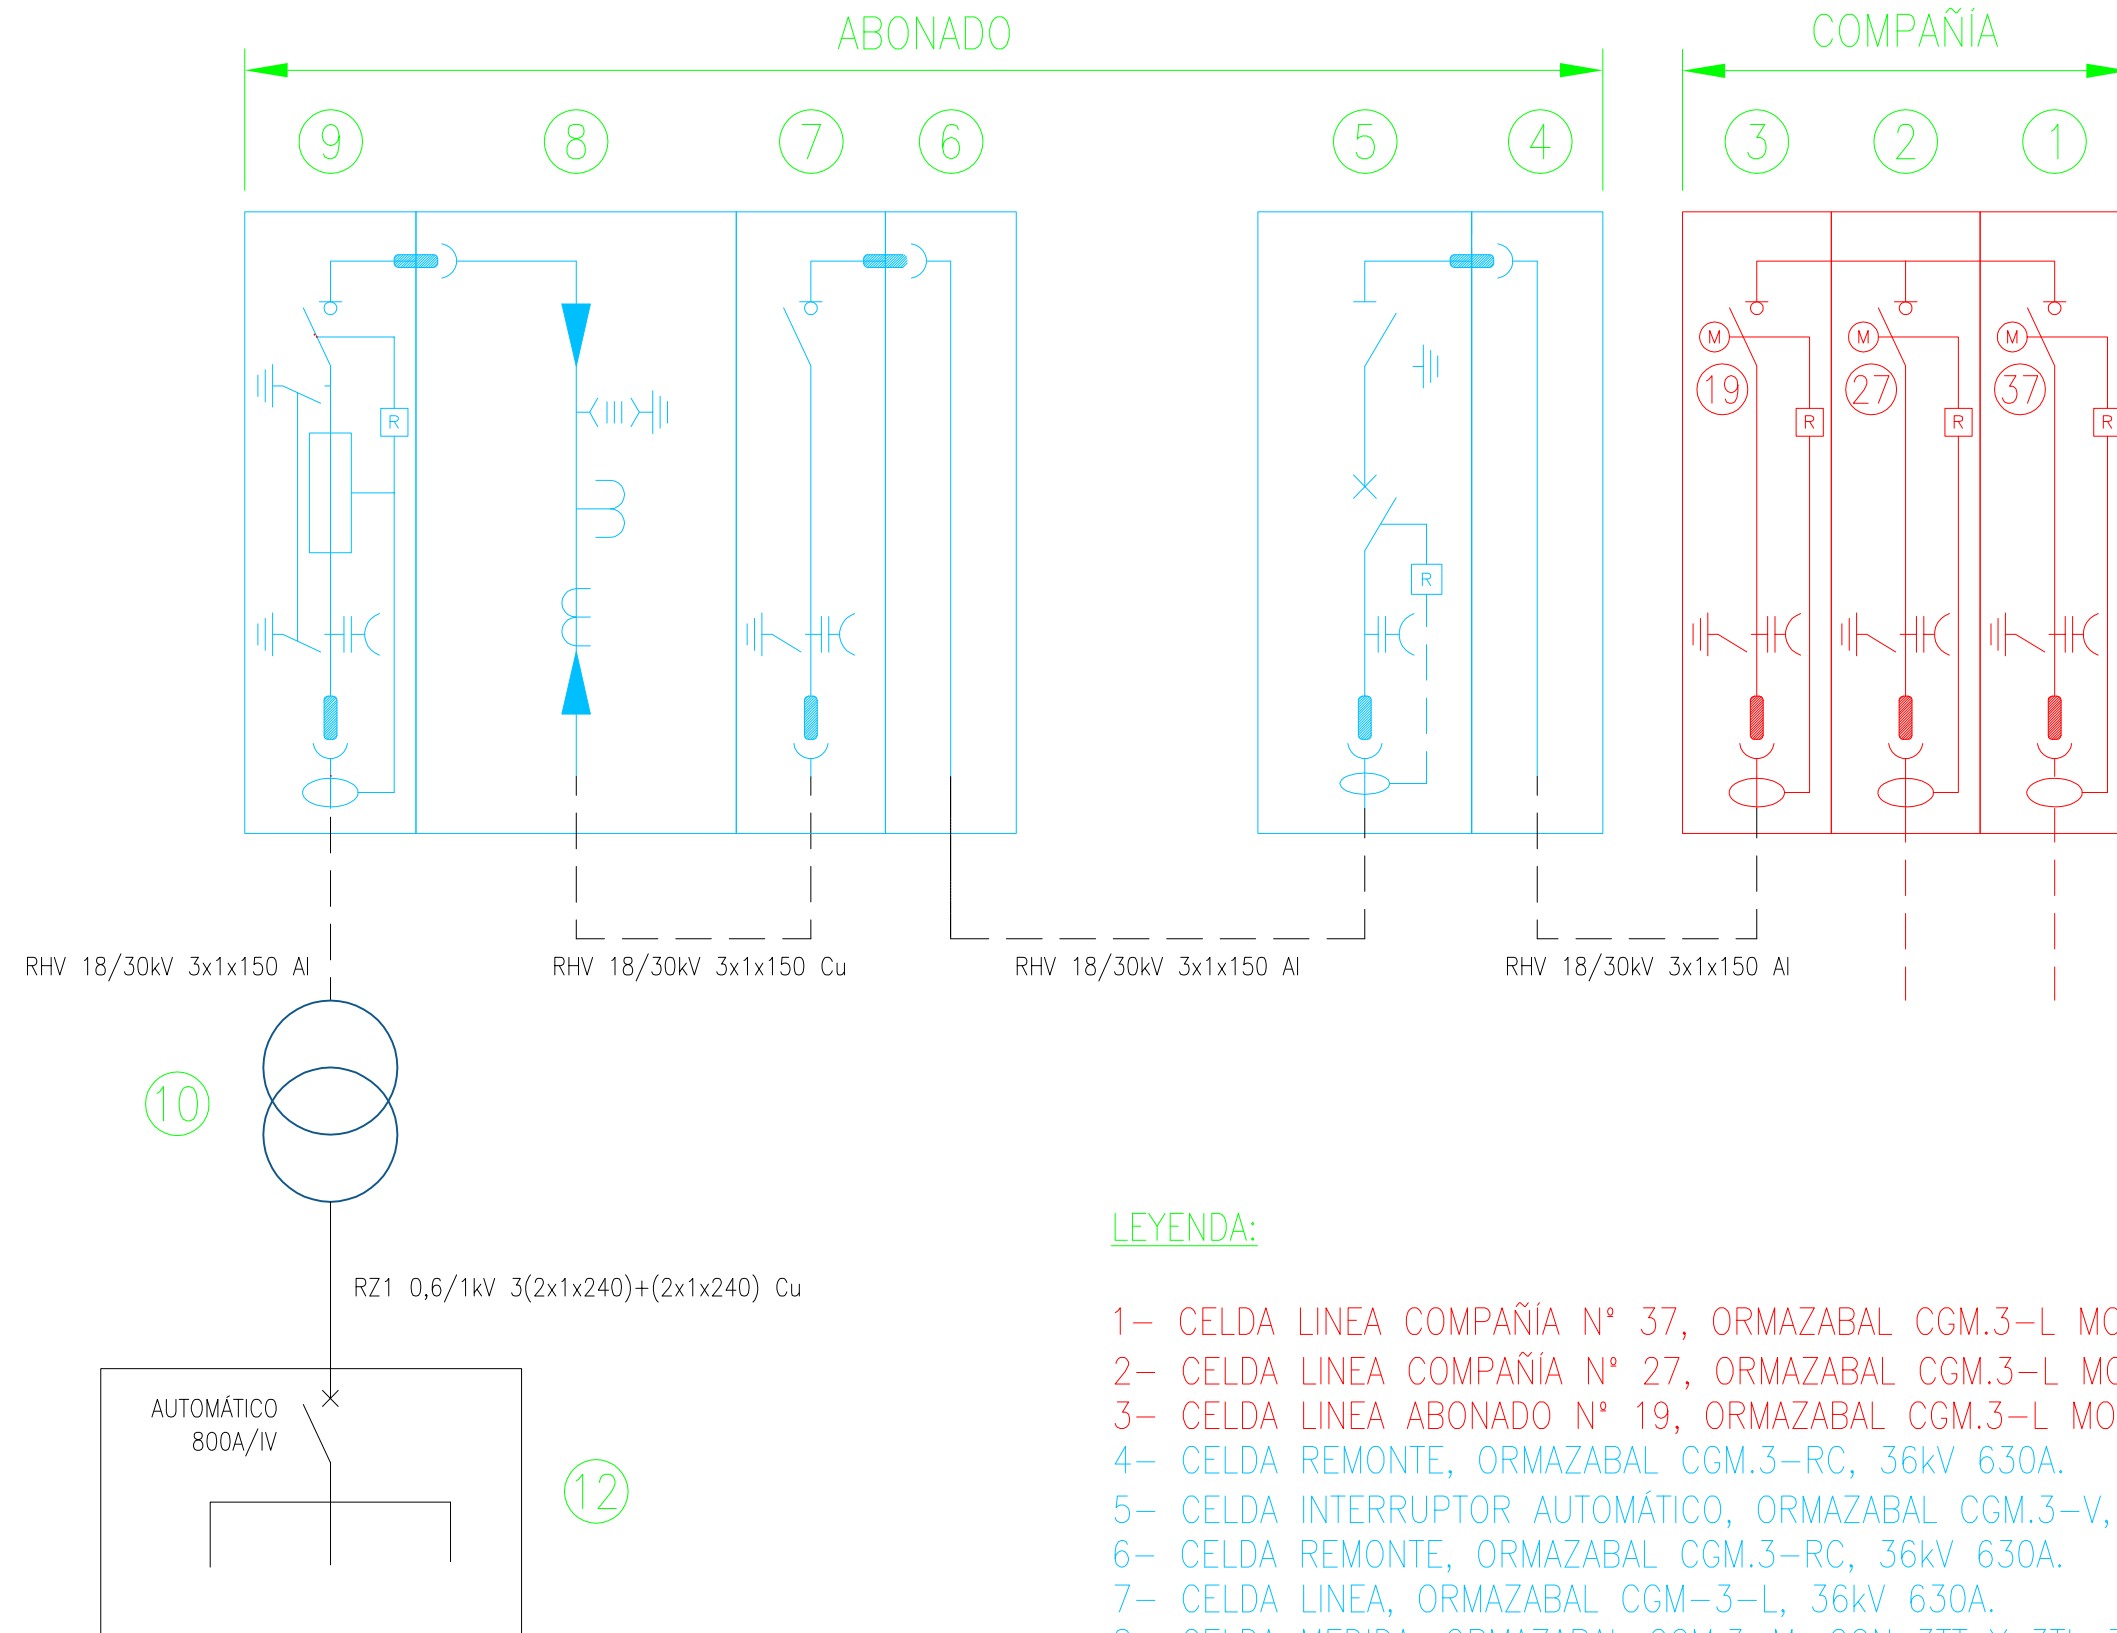



# LEYENDA:

- 1- CELDA LINEA COMPAÑIA N° 37, ORMAZABAL CGM.3-L MOTORIZADA, 36kV 630A.
- 2- CELDA LINEA COMPAÑIA N° 27, ORMAZABAL CGM.3-L MOTORIZADA, 36kV 630A.
- 3- CELDA LINEA ABONADO N° 19, ORMAZABAL CGM.3-L MOTORIZADA, 36kV 630A.
- 4- CELDA REMONTE, ORMAZABAL CGM.3-RC, 36kV 630A.
- 5- CELDA INTERRUPTOR AUTOMÁTICO, ORMAZABAL CGM.3-V, 36kV 630A.
- 6- CELDA REMONTE, ORMAZABAL CGM.3-RC, 36kV 630A.
- 7- CELDA LINEA, ORMAZABAL CGM.3-L, 36kV 630A.
- 8- CELDA MEDIDA, ORMAZABAL CGM.3-M, CON 3TT Y 3TI, 36kV 630A.
- 9- CELDA RUPTOFUSIBLE TRAF0, ORMAZABAL CGM.3-P, 36kV 630A.
- 10- TRANSFORMADOR POTENCIA 630kVA 25/0,42kV
- 11- CUADRO CONTADORES
- 12- CUADRO BT

PROYECTADO POR: c/ Costa Brava, 19 08030 BARCELONA Tel: 934085064	PROYECTO: CENTROS DE SECCIONAMIENTO Y DE MEDIDA 25 kV TEATRE LA UNIO SANTCUGATENCA	TITULAR: AJ. SANT CUGAT DEL VALLES N° PLANO 08	
José Luis Abad Merino Núm. de col·legiat: 12.777  	PLANO: ESQUEMA UNIFILAR	 AJUNTAMENT DE SantCugat VERSIÓN: V1 COD.: SER014 ARCHIVO: SER014-V1 Planos.dwg ESCALA -:- FECHA 07-07-20	