

Sife S.O.

EMPLAÇAMENT:  
C/ JOAN MARAGALL S/N  
SANT CUGAT DEL VALLES (BARCELONA)

PROJECTE PER A LA LEGALITZACIÓ DE LA  
INSTAL·LACIÓ ELÈCTRICA D'UNA ESCOLA BRESSOL  
SITUADA A C/ JOAN MARAGALL S/N (SANT CUGAT DEL VAL·LÈS)

ACTIVITATI  
DOCENT

Escala:  
N/A

DENOMINACIÓ:

Nº planol:

## SITUACIÓ

1

Referència: 476/02

Modificació núm:

Dilbulxatı J. Daunıs

Dibulxatı

Comprovati

Comprovati

26/07/2002

Data:

EL TITULAR

EL TÈCNIC

JORDI DAUNIS CONGOST  
COL·LEGIAT 15892


VISAT I REGISTRES

05.09.02 0196044 A

VISAT



sife S.A.

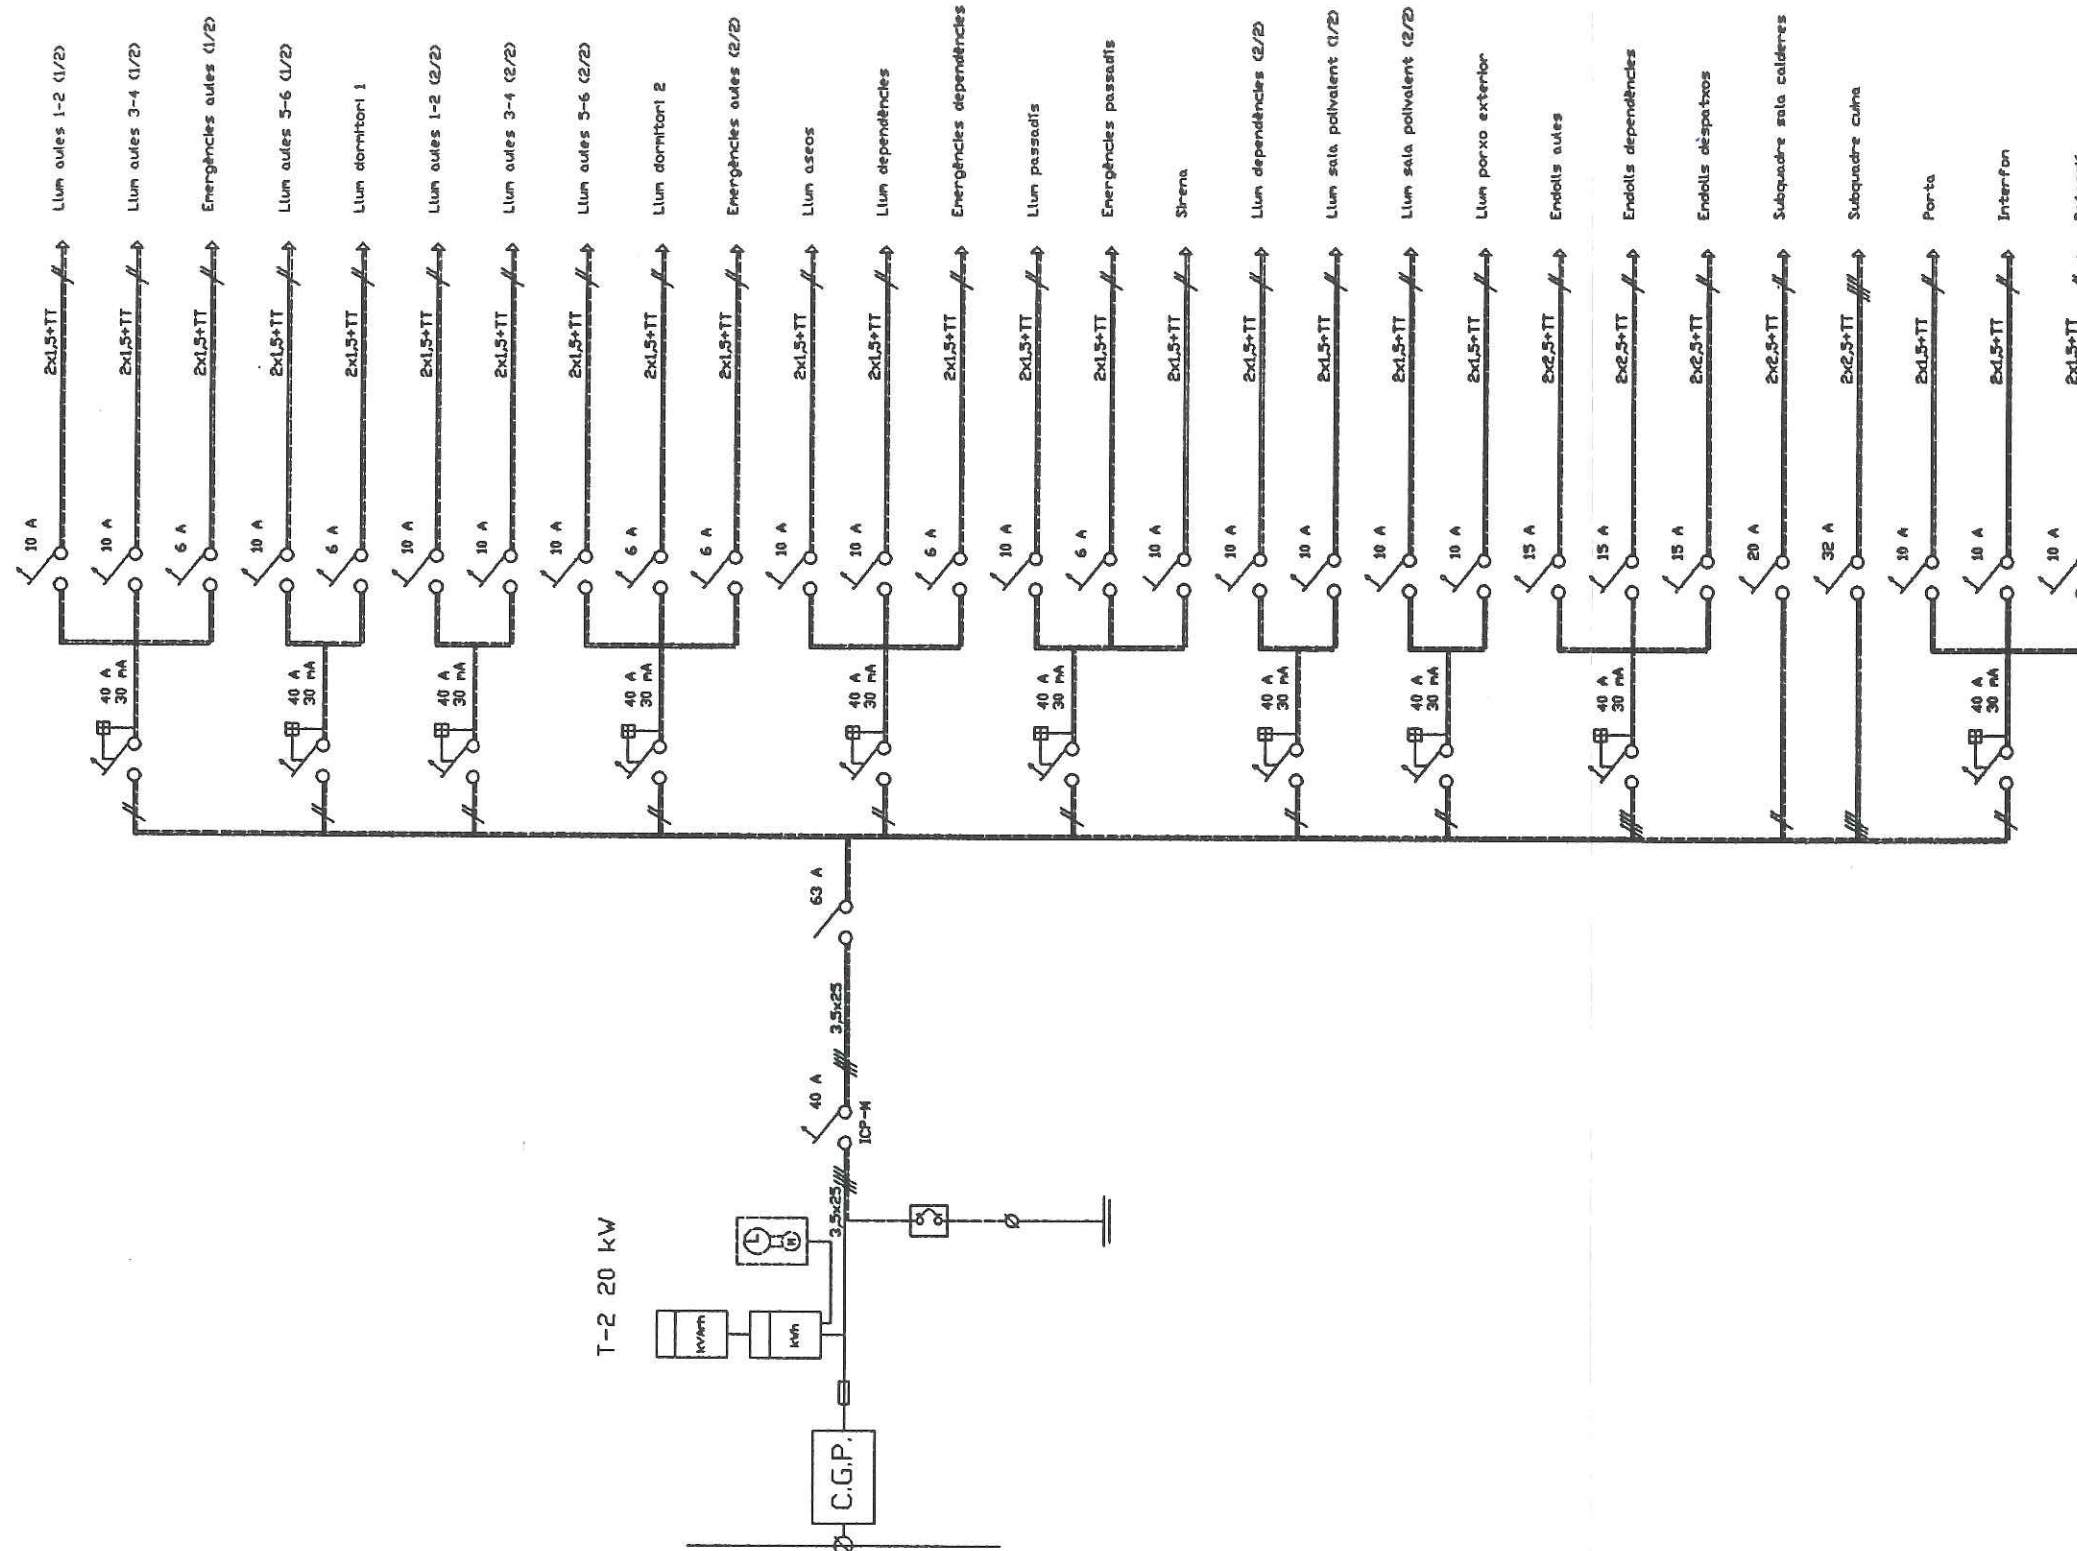

EMPLAÇAMENT:  
ESCOLA BRESSOL DOMÈNEC COLOMER  
C/ JOAN MARGALL S/N (SANT CUGAT DEL VALLES)

PROJECTE:  
PROJECTE PER A LA LEGALITZACIÓ DE LA  
INSTAL·LACIÓ ELÈCTRICA D'UNA ESCOLA BRESSOL  
SITUADA A C/ JOAN MARGALL S/N (SANT CUGAT DEL VALLES)

ACTIVITAT:  
DOCENT

Escala:

DENOMINACIÓ:  
ESQUEMA ELÈCTRIC  
QUADRE GENERAL

Nº plànol:

2

Referència: 476/02

Modificació núm:

Dibuixat: J. Daunis

Dibuixat:

Comprovat:

Comprovat:

27/08/2002

Data:

EL TITULAR

EL TÈCNIC


JORDI DAUNIS CONGOST  
COL·LEGIAT 15892

VISAT I REGISTRES


05.02.02 019604A A

VISAT

# SUBQUADRE CUINA

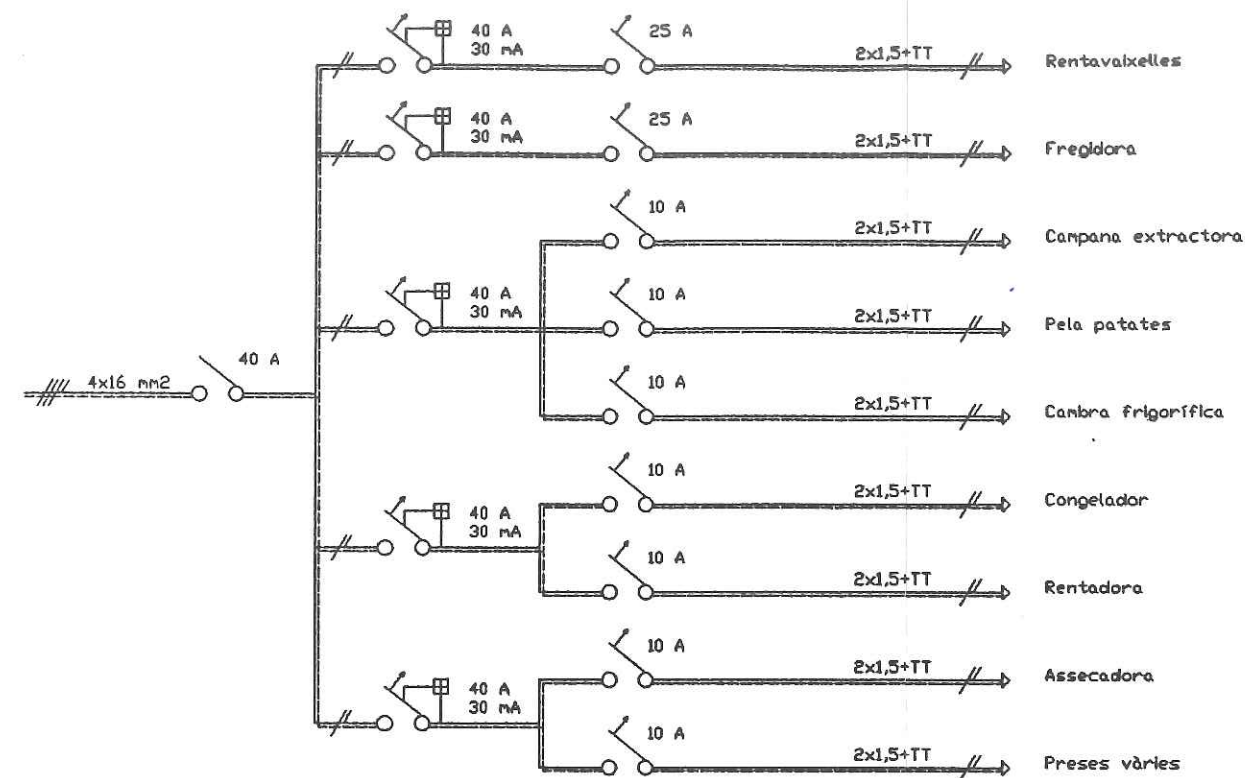

# SUBQUADRE SALA DE CALDERES

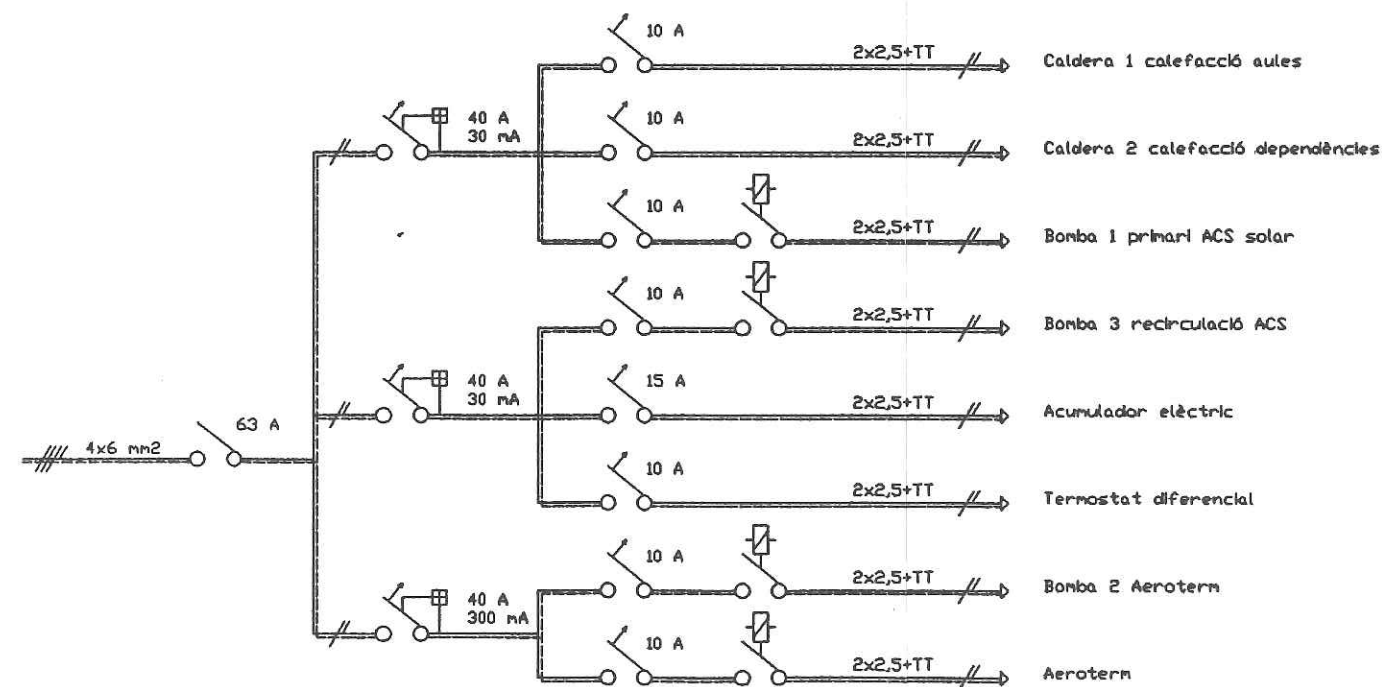

sife s.a.

EMPLAÇAMENT:  
ESCOLA BRESSOL COLL FAVA  
C/ JOAN MARAGALL S/N (SANT CUGAT DEL VALLÈS)

PROJECTE:  
PROJECTE PER A LA LEGALITZACIÓ DE LA  
INSTAL·LACIÓ ELÈCTRICA D'UNA ESCOLA BRESSOL  
SITUADA A C/ JOAN MARAGALL S/N (SANT CUGAT DEL VALLÈS)

ACTIVITAT:  
DOCENT

Escala:

DENOMINACIÓ:  
ESQUEMA ELÈCTRIC  
SUBQUADRES

Nº plànol:

3

Referència: 476/02

Modificació núm:

Dibuixat: J. Daunis

Dibuixat:

Comprovat:

Comprovat:

27/08/2002

Data:

EL TITULAR

EL TÈCNIC

JORDI DAUNIS CONGOST  
COL·LEGIAT 15892


VISAT I REGISTRES

05.08.02 019604A

VISAT



sife s.a.

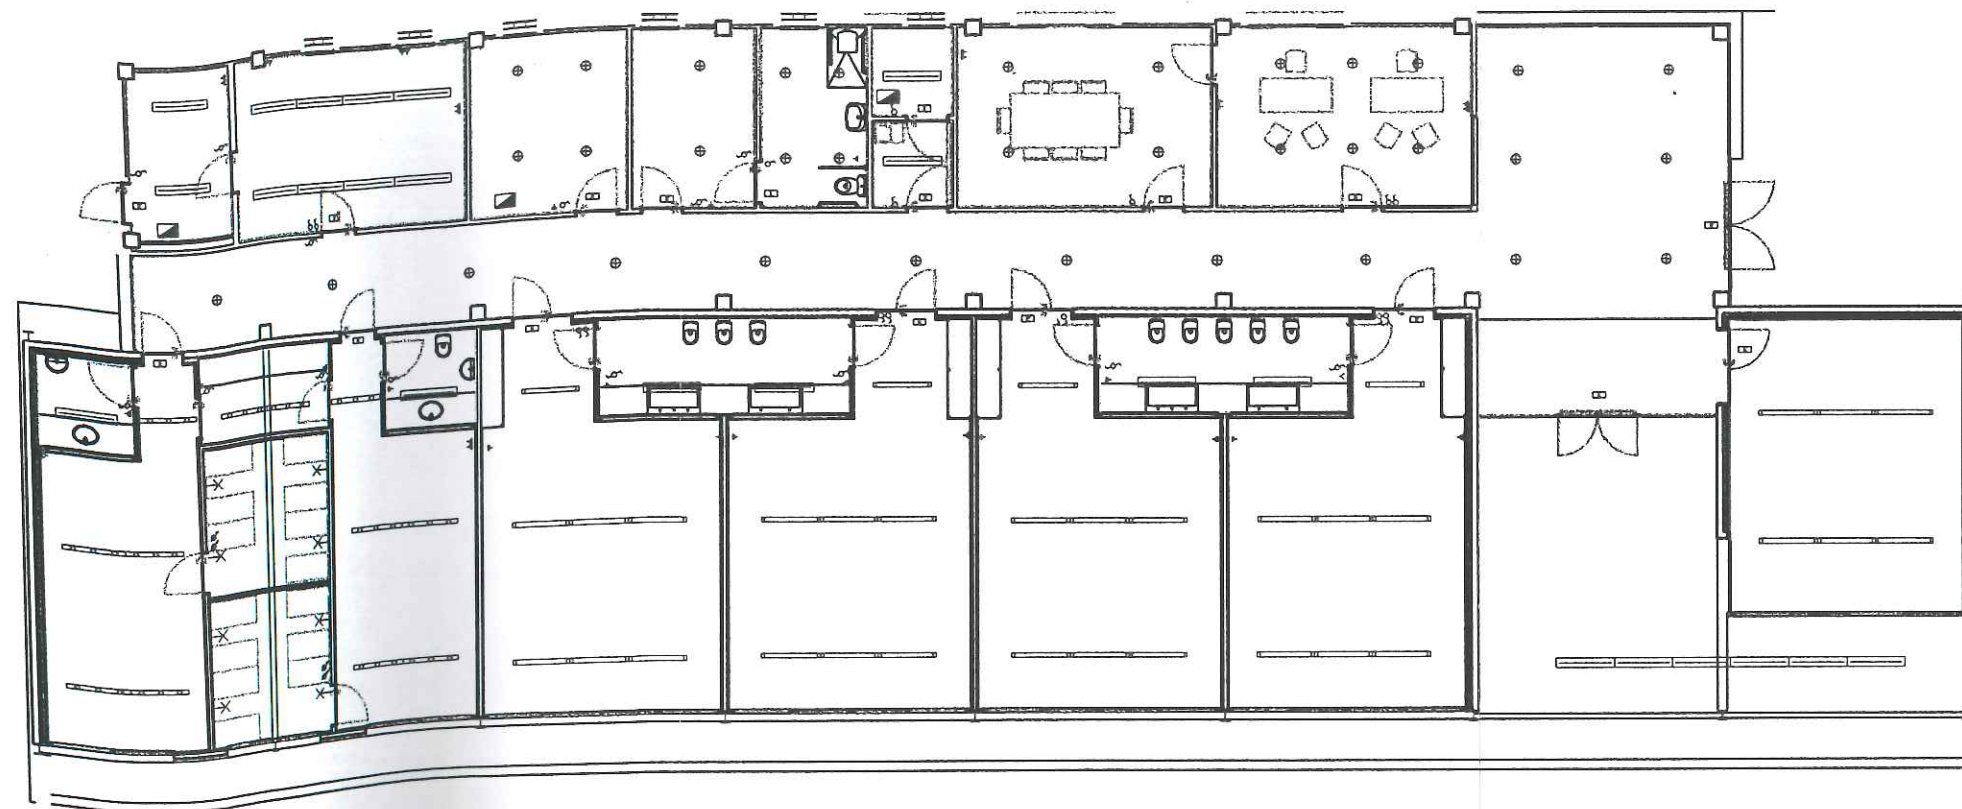

T-2	CENTRALITZACIÓ DE COMPTADORS
C.G.P.	CAIXA GENERAL DE PROTECCIÓ
	QUADRE O SUBQUADRE ELÈCTRIC DE DISTRIBUCIÓ
	LLUM FLUORESCENT DE 1x36 W AMB TUB PROTEGIT
	LLUM ESTANC DE 1x36 W
	LLUM CARRIL INCANDESCENT DE 3x40 W
	DOWNLIGHT EMPOTRABLE DE 2x26 W

	APUC DE PARET LAMPARA 1x60 W INCANDESCENT
	LLUM EMERGÈNCIA
	PRESA DE CORRENT
	INTERRUPTOR
	COMUTADOR
	REGULADOR INTENSITAT TIPUS "DIMMER"

EMPLAÇAMENT:  
C/ JOAN MARAGALL S/N  
SANT CUGAT DEL VALLES (BARCELONA)

PROJECTE PER A LA LEGALITZACIÓ DE LA INSTAL·LACIÓ  
ELÈCTRICA D'UNA ESCOLA BRESSOL SITUADA A  
C/ JOAN MARAGALL S/N DE SANT CUGAT DEL VALLES

ACTIVITAT: DOCENT	Escala: 1:150
DENOMINACIÓ: PLANTA BAIXA ELECTRICITAT	Nº plànol: 4

Referència: 476/02	Modificació núm:
Dibuixat: J. Daunis	Dibuixat:
Comprovat:	Comprovat:
26/08/2002	Data:

EL TITULAR	EL TÈCNIC
	 JORDI DAUNIS CONGOST COL·LEGIAT 15892

VISAT I REGISTRES

Col·legi d'Enginyers Tècnics Industrials de Barcelona

05.09.02 019604A A

VISAT