



INGENIERIABCN
SERVEIS D'ENGINYERIA

Barcelona, julio 2025

CONSORCI DE SERVEIS SOCIALS DE BARCELONA

PDF2. PLANOS

NÚMERO IDENTIFICADOR DE LA CONSULTA 106815091-31

**PROYECTO TÉCNICO PARA LA OBTENCIÓN DE
PERMISO MUNICIPAL DE OBRAS PARA LA
SUSTITUCIÓN DE CONDUCTO DE SALIDA DE
HUMOS DE COCINA DE LOCAL DESTINADO A
UNA ACTIVIDAD DE SERVICIOS SOCIALES**

Passeig Fabra i Puig, nº 443, Entresuelo
08042 Barcelona


Ingeniero Industrial:

JOSEP AGUILERA ESTRADA
*Col·legi d'Enginyers
Industrials de Catalunya
Col·legiat 19.504*



DG. DOCUMENTACIÓN GRÁFICA

- BCNPIC: Punt d'Informació Cartogràfica de Barcelona
- DG 1. SITUACIÓN y EMPLAZAMIENTO
- DG 2. CONSTRUCCIÓN Y DEMOLICIÓN
- DG 3. PLANTA CUBIERTA
- DG 4. SECCIÓN

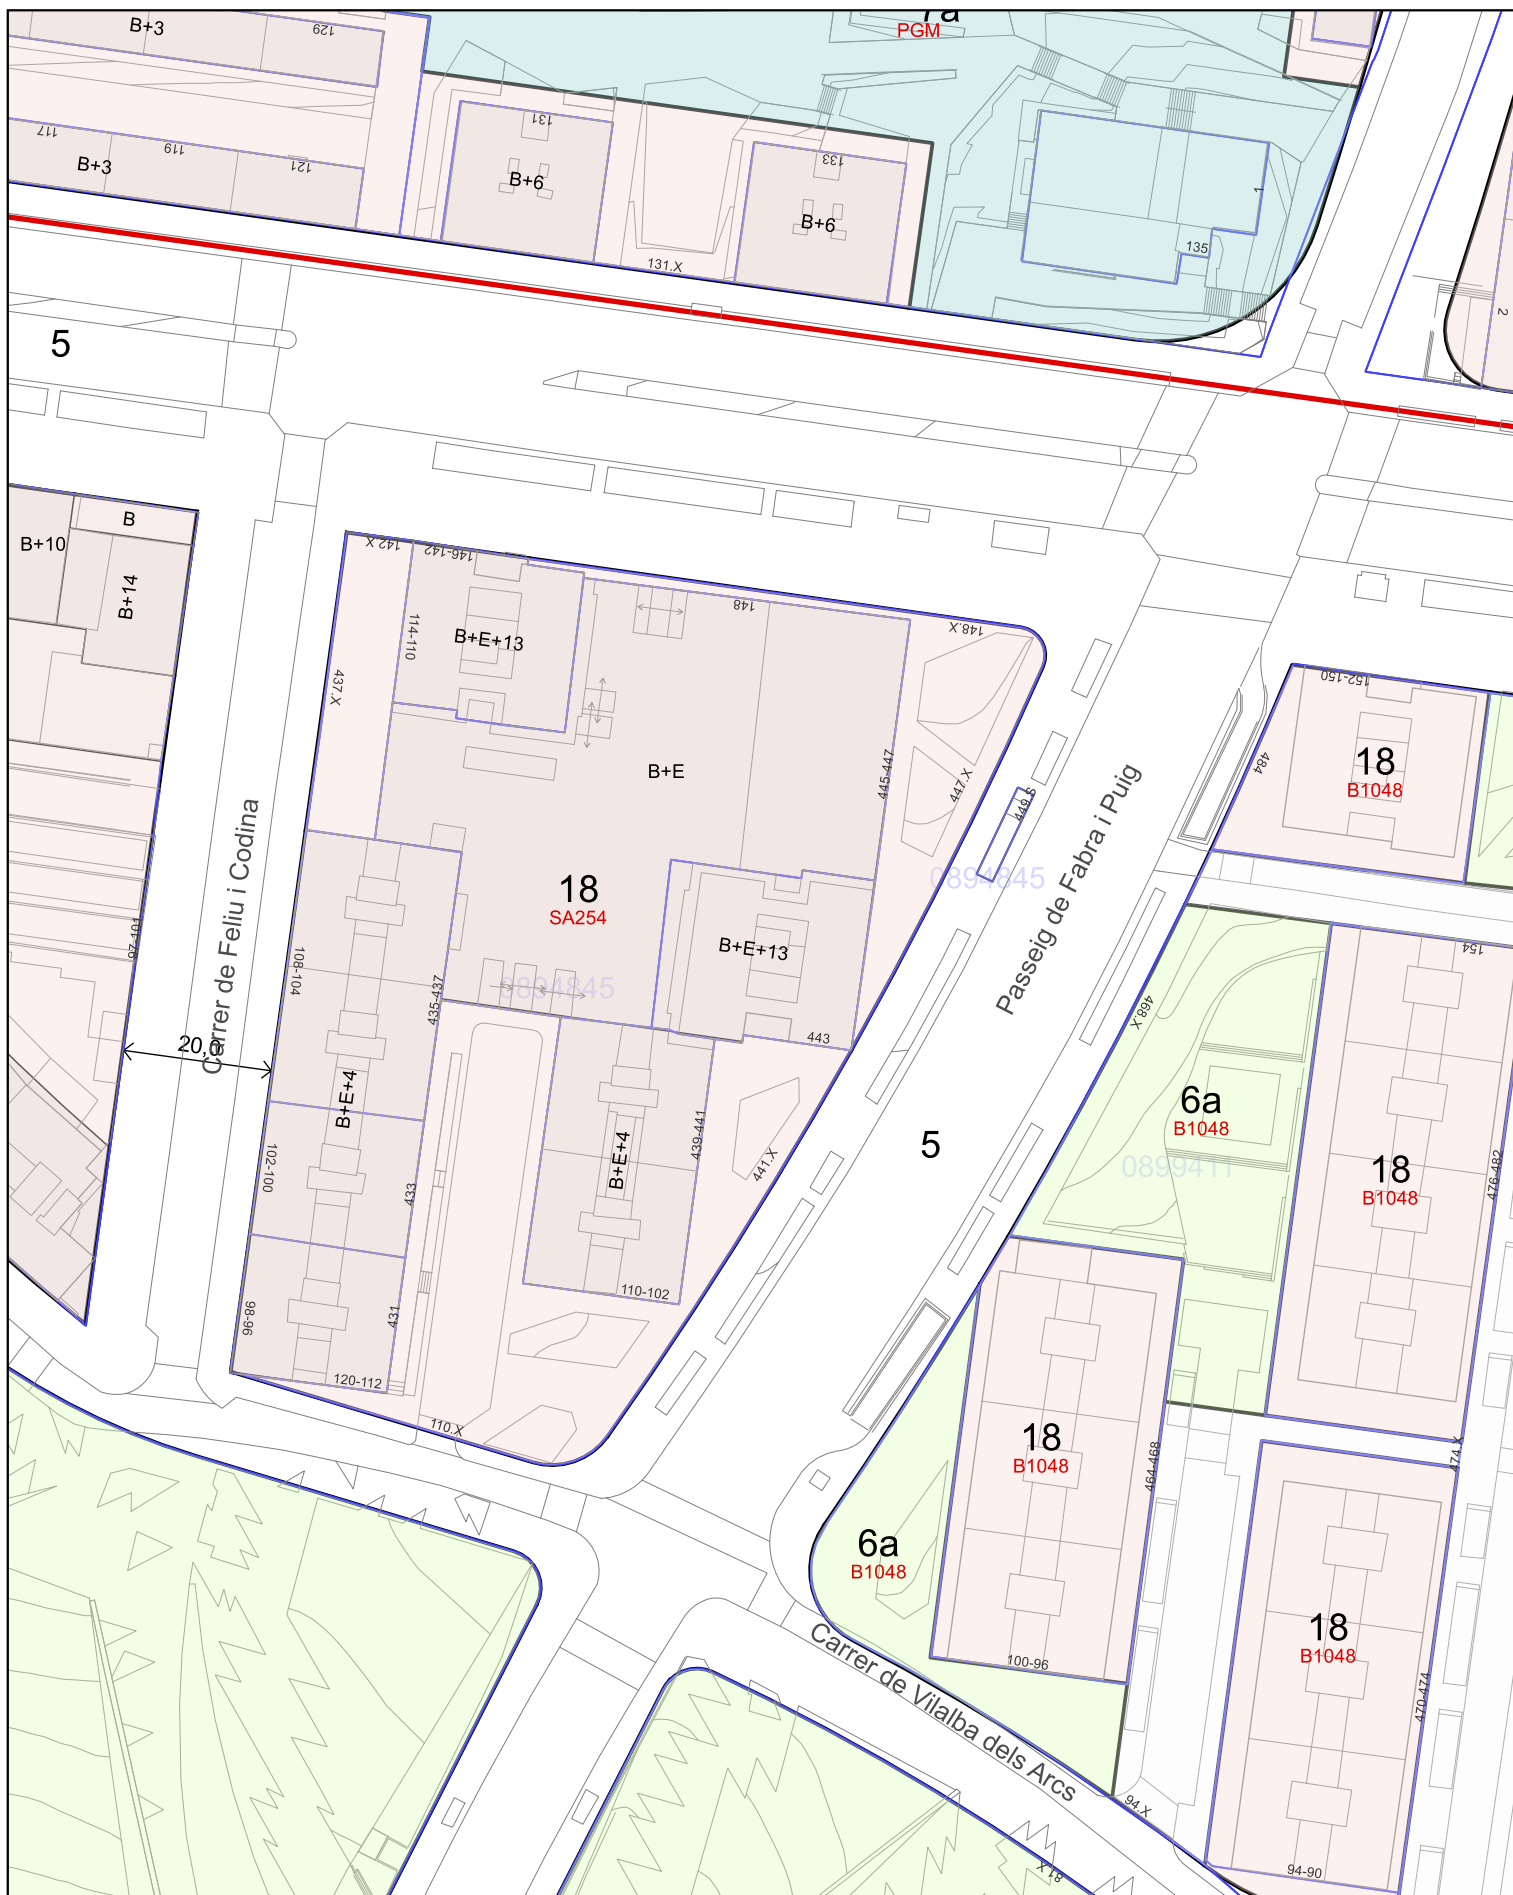


Dirección: Passeig de Fabra i Puig, 443 (Nou Barris)
Referencia Cadastral: 0380803DF3808A
Coordenadas UTM-ETRS89 (m): 430.291,602; 4.587.781,394


Escala: 1/1000
Fecha: 29/07/2025



 SITUACIÓN



Referencia Catastral:
0380803DF3808A

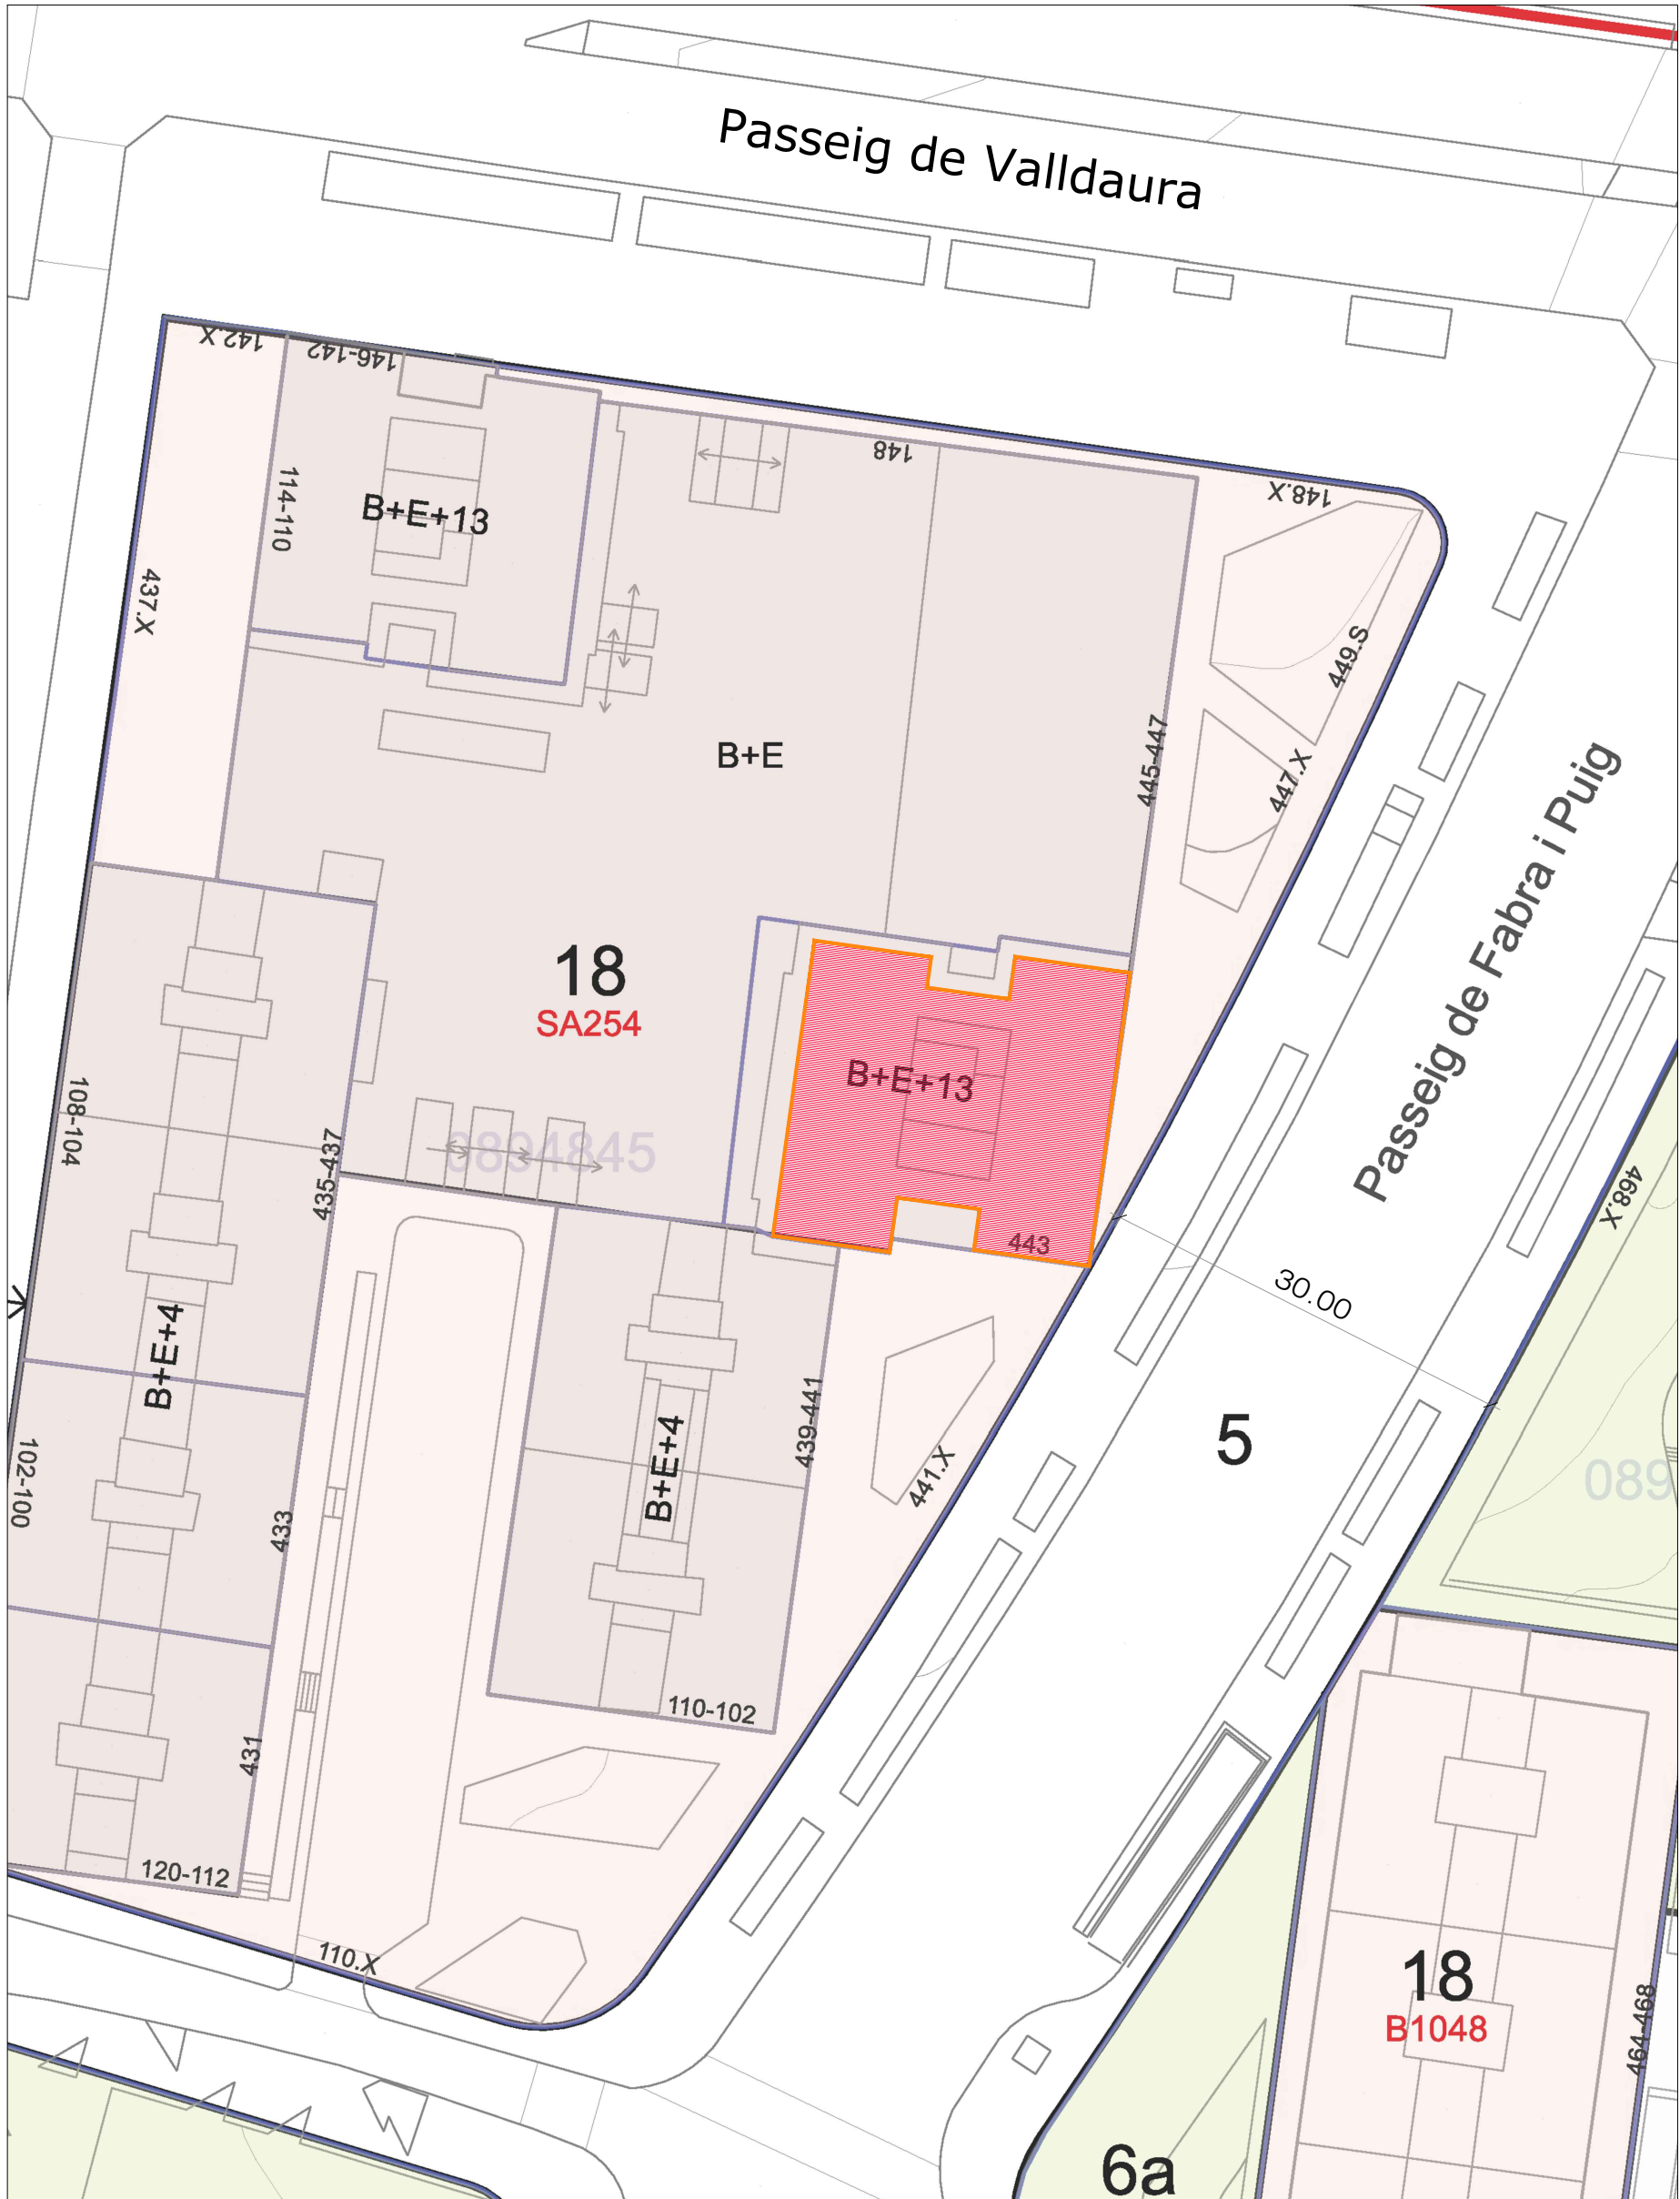

EMPLAZAMIENTO



INGENIERIABCN
SERVEIS D'ENGINYERIA

Plaça Catalunya nº 22-24, 2º 4º
Sant Boi de Llobregat · 08830 · Barcelona
Mòbil: 669 355 290
e-mail: info@ingenieriaenbarcelona.es
web: ingenieriaenbarcelona.es

PROYECTO TÉCNICO
LICENCIA OBRAS MENORES
Actividad Residencia servicios sociales
Sustitución de Conducto Existente
Ei-120 Humos y Vahos

FACULTATIVO

JOSEP AGUILERA ESTRADA
Ingeniero Industrial · Colegiado COEIC nº 19.504
Firma electrónica certificada según art.3 Ley 59/2003
TITULAR

CONSORCI DE SERVEIS SOCIALS DE BARCELONA
NIF: Q0801425J

DIRECCIÓN
Passeig Fabra i Puig nº 443
08042 - Barcelona



CONTENIDO
**Situación &
Emplazamiento**

ESCALAS 1 : 1.000 1 : 500 @ A2

JUNIO 2025



 
PLANTA BAJA

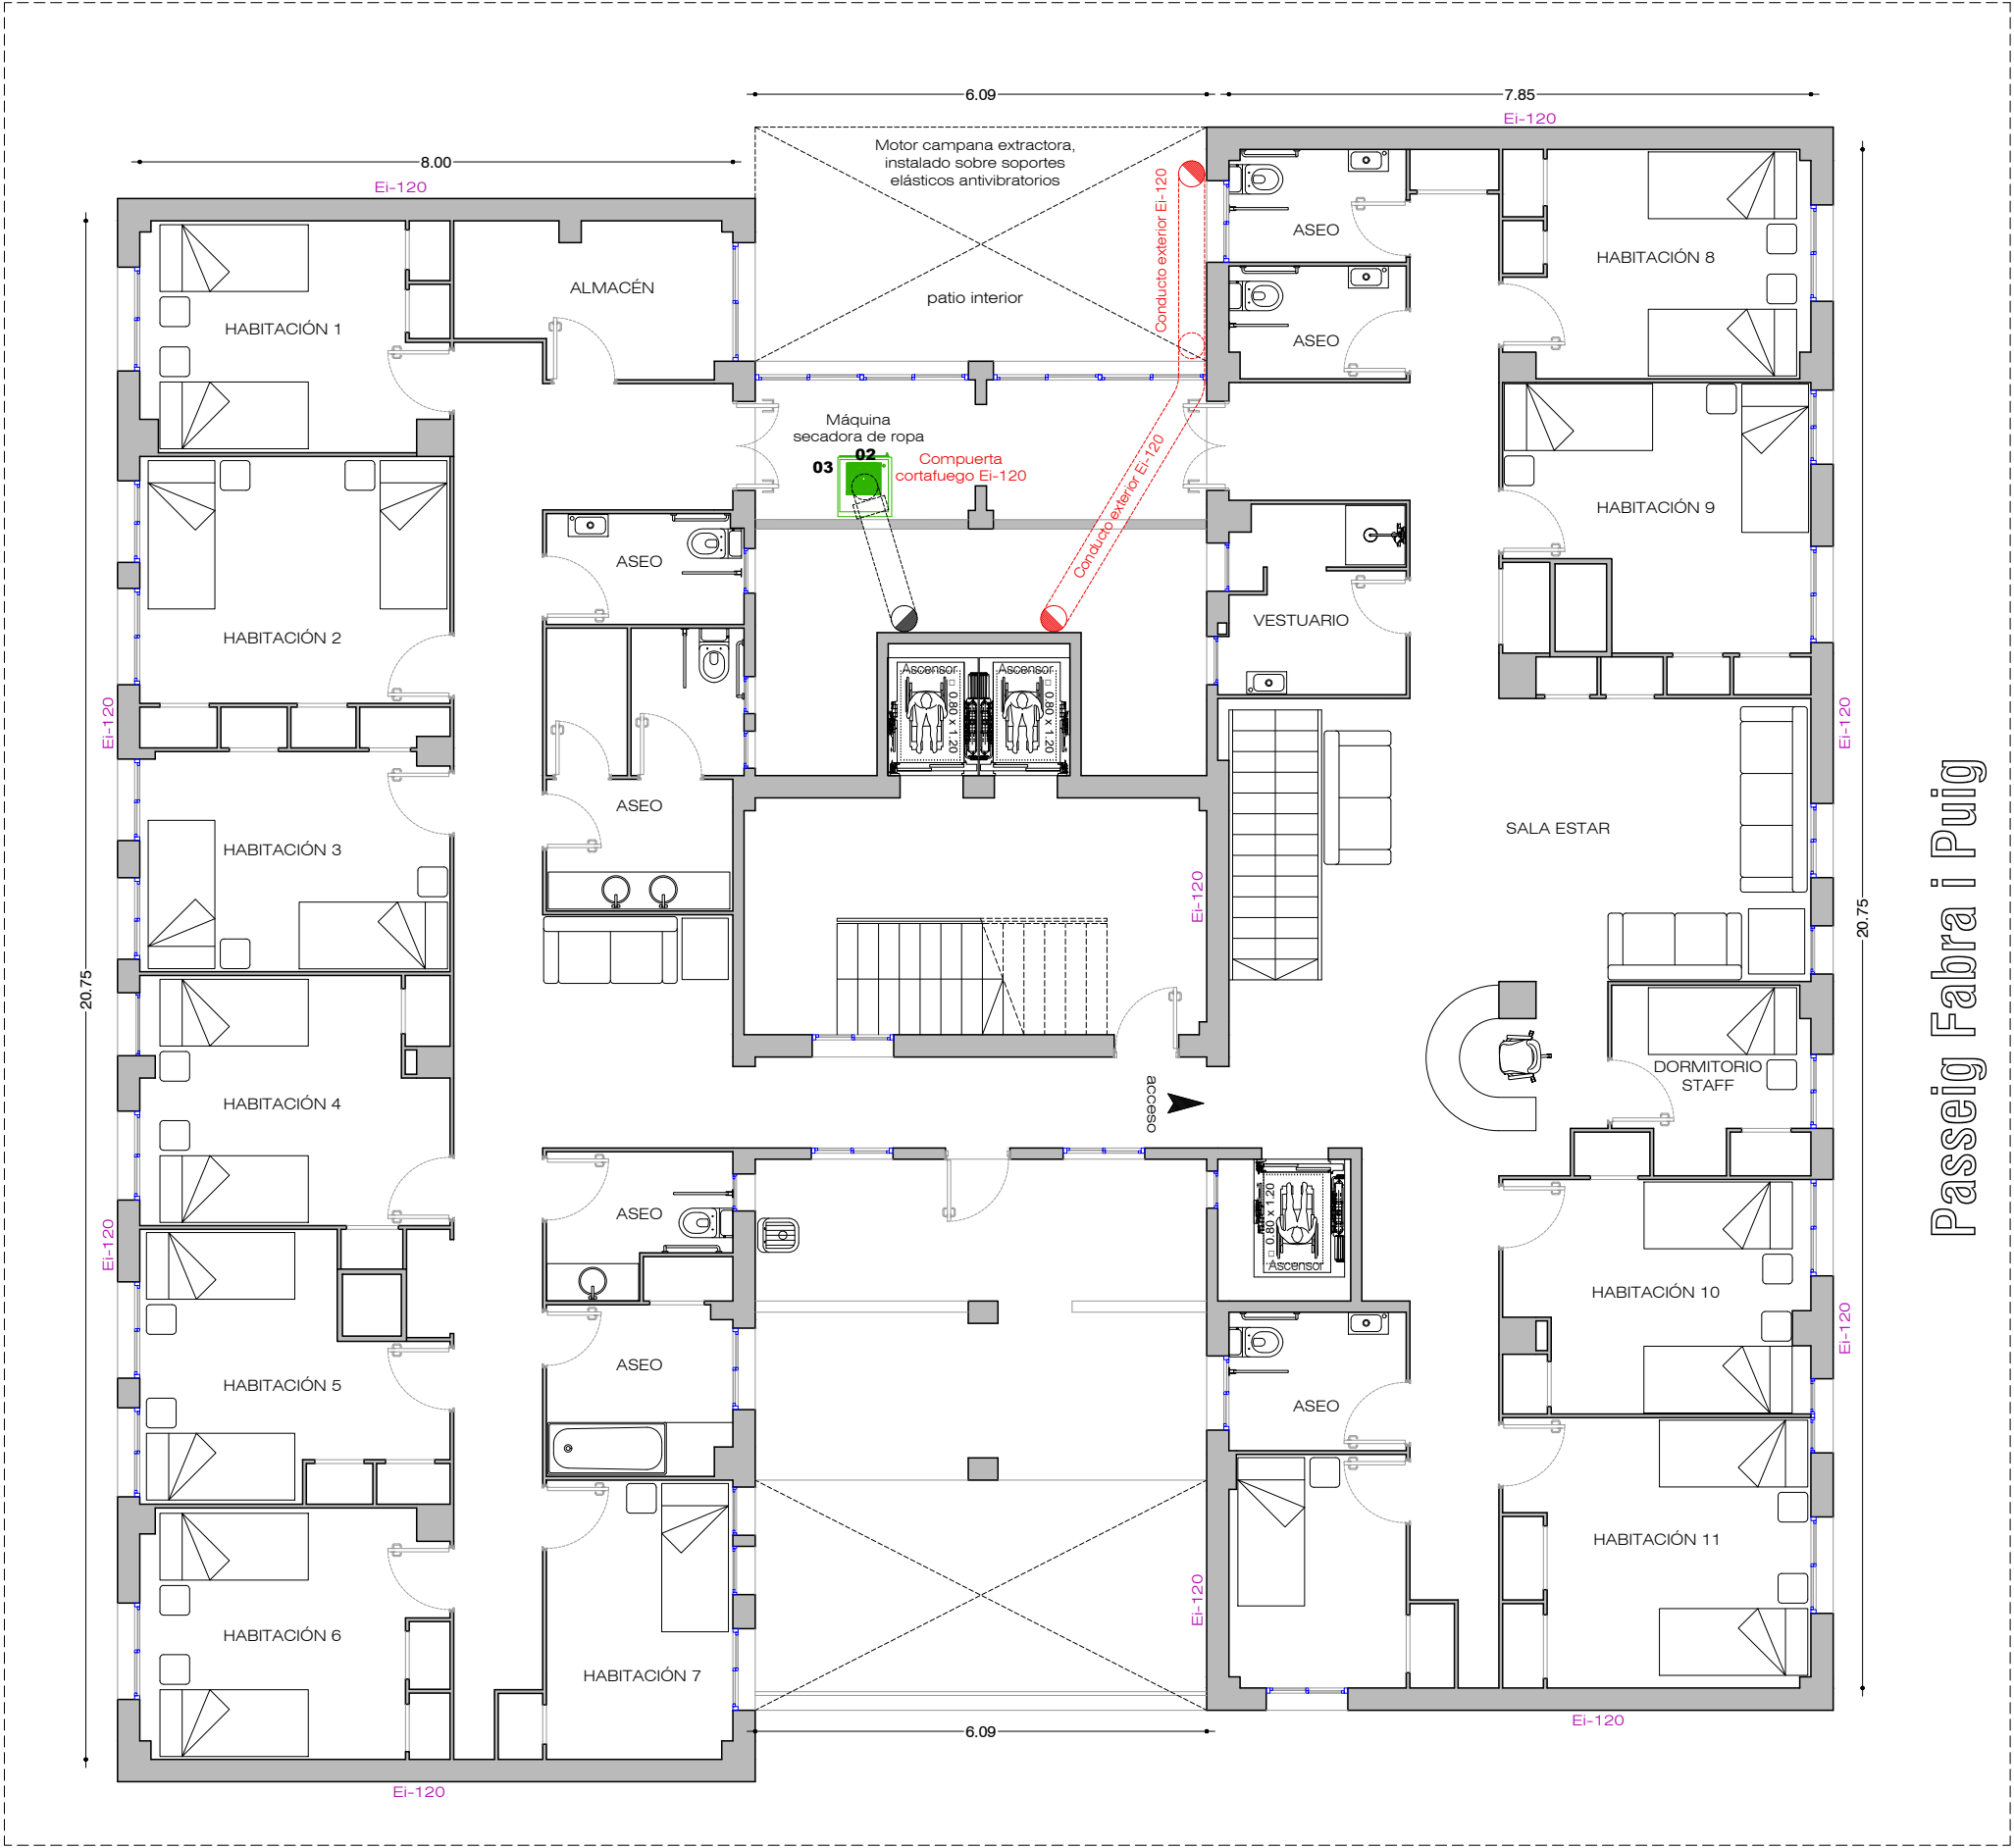

PLANTA PRIMERA

Planta Tipo

SUPERFICIES			
Total sup. útil Planta Baja		141.20 m²	
Total sup. útil Planta Primera		391.50 m²	
Total sup. construida Pl.Baja & 1ª		584.10 m²	
MAQUINARIA			
Descripción	m³	KW/Mecan/KW/Omnicos	
01 Motor campana extractora	--	2.50	--
02 Motor extractor secadora	--	2.50	--
03 Máquina secadora	--	3.50	--
Total potencia instalada	--	8.50	--

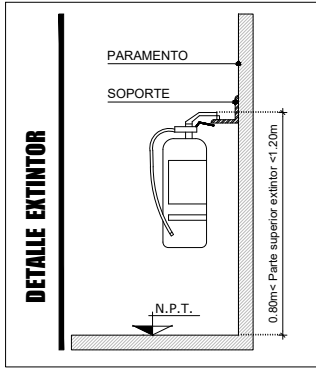

REFERENCIAS	
	Cuadro de mando y protección
	Luz de emergencia
	Extintor polvo 21A-144B 6kg
	Extintor CO2 34B 5kg
	Extinción automática campana extractora
	Señal fotoluminiscente de extintor portátil
	Señal fotoluminiscente de recorrido de evacuación
	Señal fotoluminiscente de salida de emergencia

REFERENCIAS	
	A demoler
	A construir
	Muros existentes



INGENIERIABCN
SERVEIS D'ENGINYERIA

Plaça Catalunya nº 22-24, 2º 4º
Sant Boi de Llobregat · 08830 · Barcelona
Mòbil: 669 355 290
e-mail: info@ingenieriaenbarcelona.es
web: ingenieriaenbarcelona.es

PROYECTO TÉCNICO
LICENCIA OBRAS MENORES
Actividad Residencia servicios sociales
Sustitución de Conducto Existente
EI-120 Humos y Vahos

FACULTATIVO

JOSEP AGUILERA ESTRADA
Ingeniero Industrial · Colegiado COEIC nº 19.504
Firma electrónica certificada según art.3 Ley 59/2003

TITULAR

CONSORCI DE SERVEIS SOCIALS DE BARCELONA
NIF: Q0801425J


DIRECCIÓN
Passeig Fabra i Puig nº 443
08042 - Barcelona

CONTENIDO
Planta Baja & Planta Primera

ESCALA 1 : 100 @ A2

JUNIO 2025

Passeig Fabra i Puig

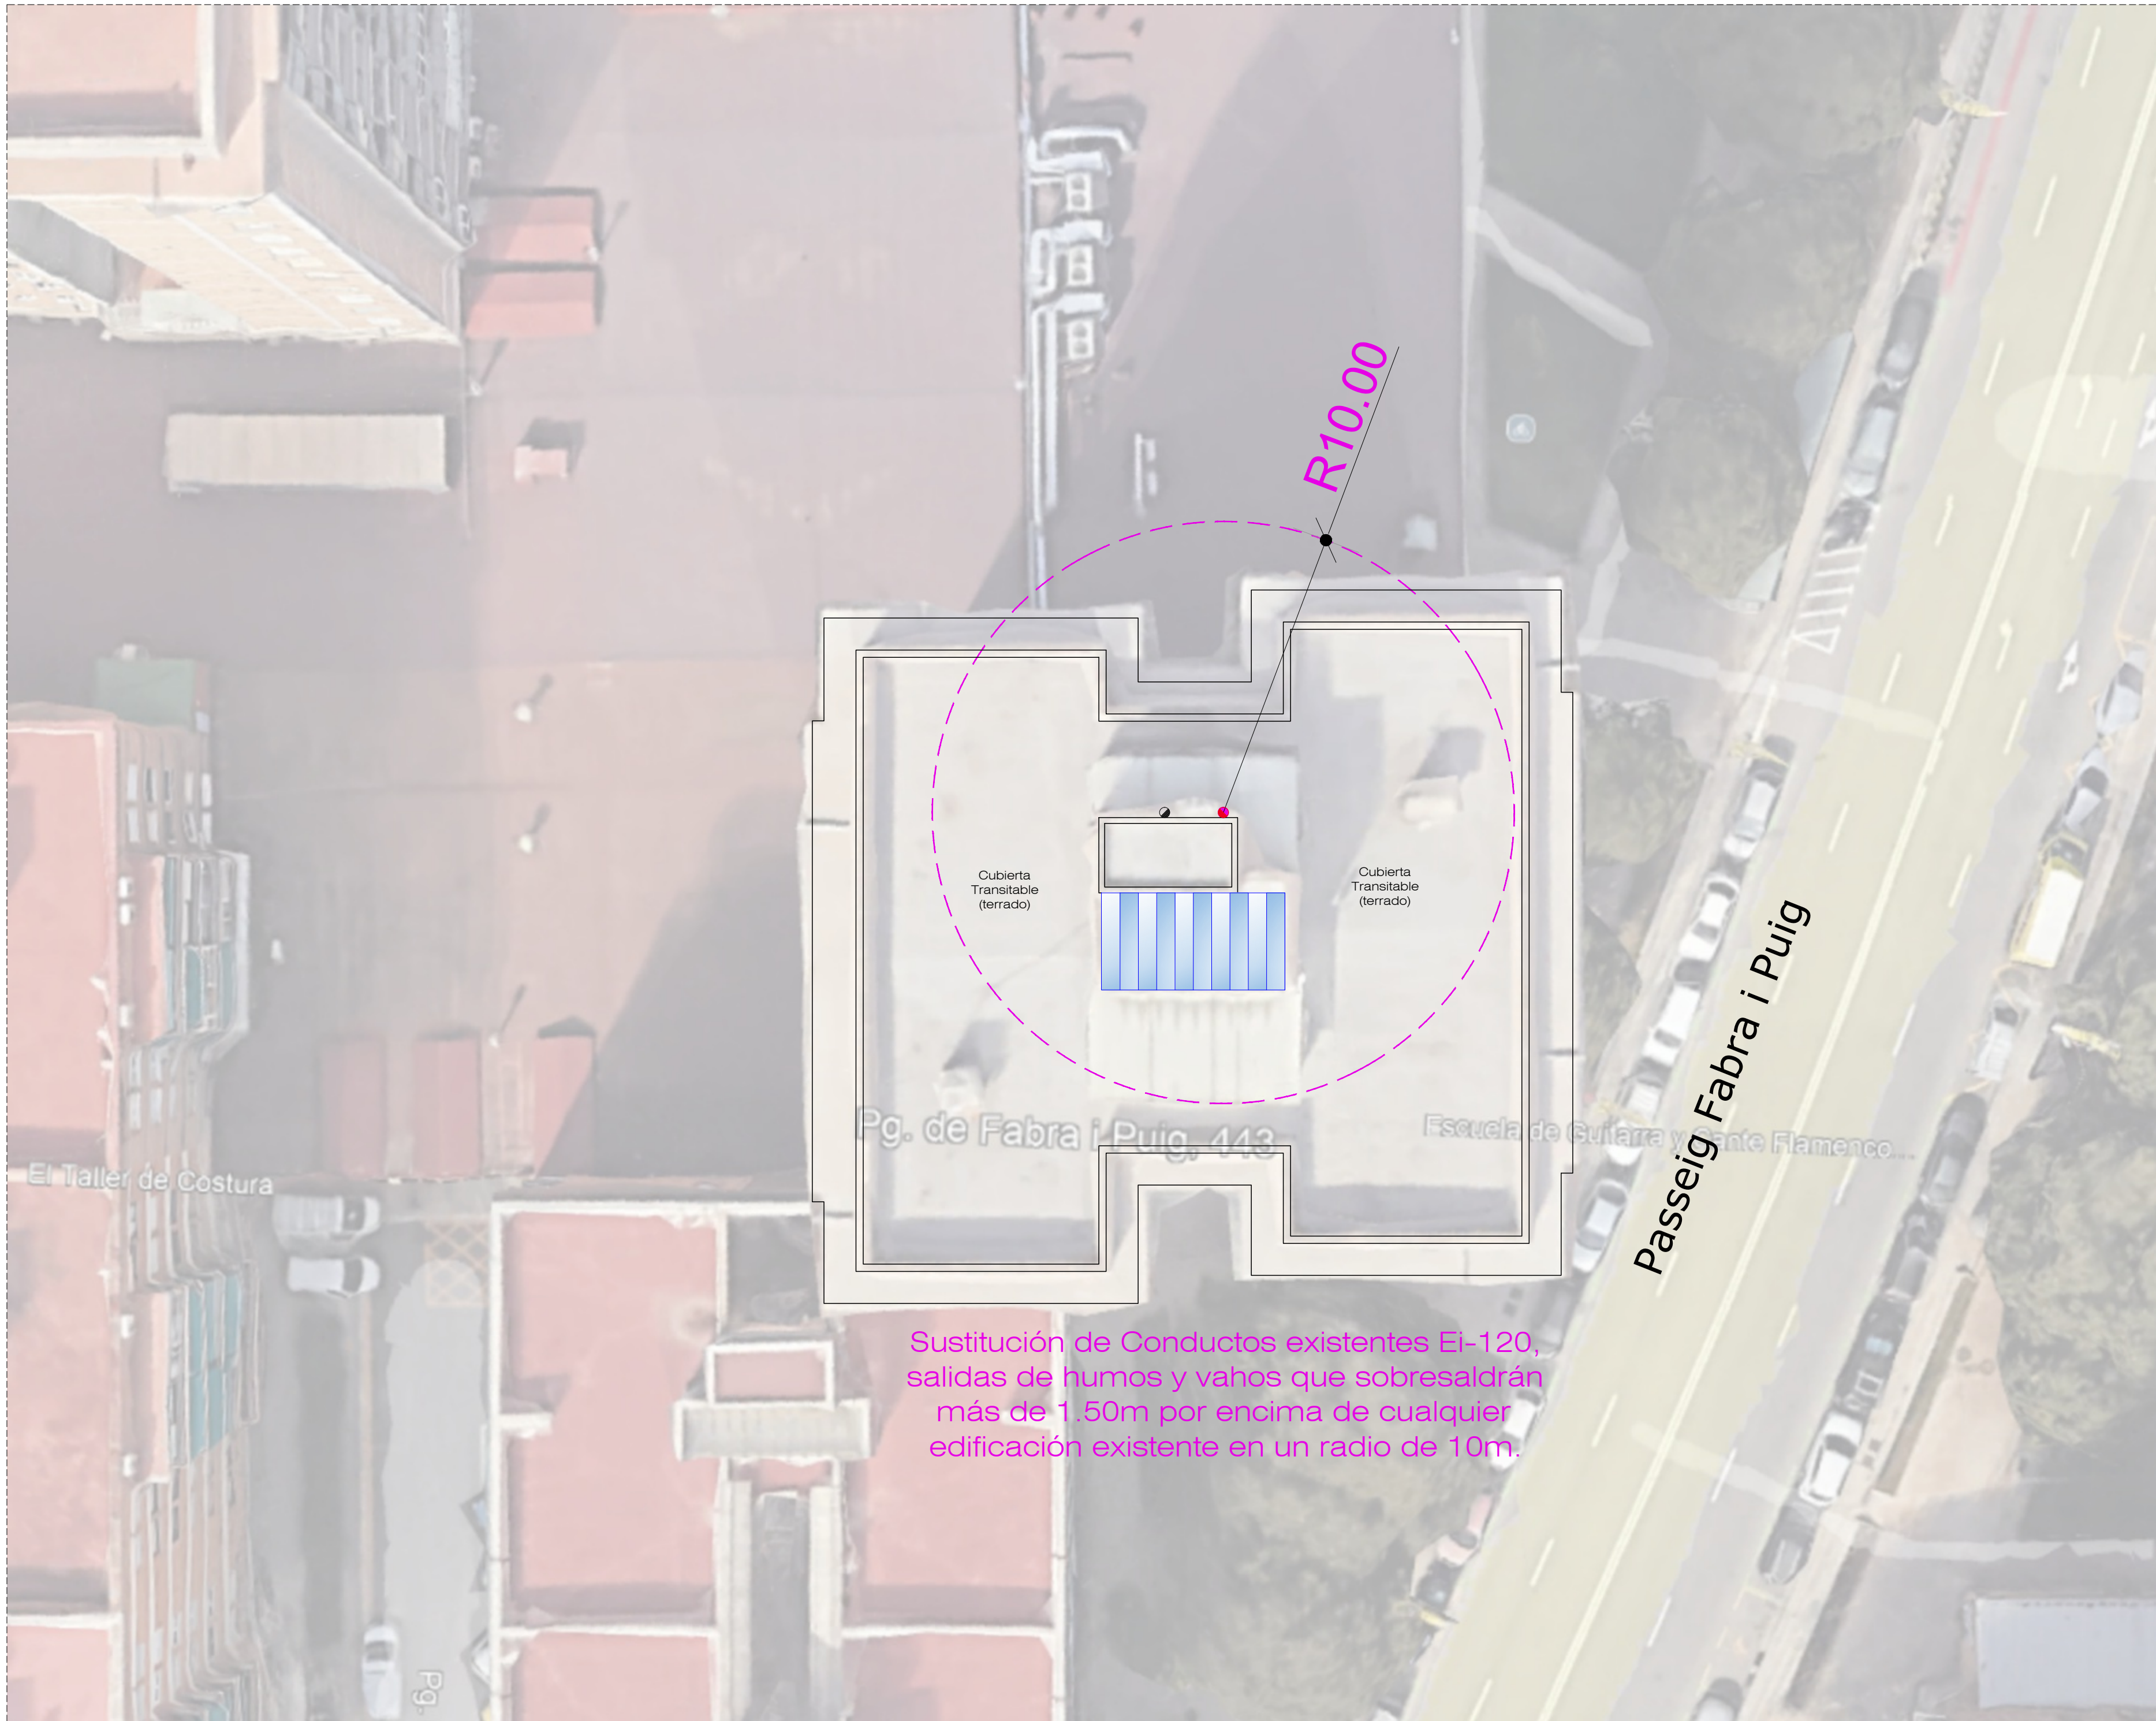

REFERENCIAS	
	A demoler
	A construir
	Muros existentes

PLANTA CUBIERTA



INGENIERIABCN
SERVEIS D'ENGINYERIA

Plaça Catalunya nº 22-24, 2º 4ª
Sant Boi de Llobregat · 08830 · Barcelona
Mòbil: 669 355 290
e-mail: info@ingenieriaenbarcelona.es
web: ingenieriaenbarcelona.es

PROYECTO TÉCNICO

LICENCIA OBRAS MENORES

Actividad Residencia servicios sociales
Sustitución de Conducto Existente
Ei-120 Humos y Vahos

FACULTATIVO

JOSEP AGUILERA ESTRADA
Ingeniero Industrial · Colegiado COEIC nº 19.504
Firma electrónica certificada según art.3 Ley 59/2003

TITULAR

CONSORCI DE SERVEIS SOCIALS DE BARCELONA
NIF: Q0801425J

DIRECCIÓ

Passeig Fabra i Puig nº 443
08042 - Barcelona

CONTENIDO

Planta Cubierta



PROYECTO TÉCNICO
LICENCIA OBRAS MENORES
Actividad Residencia servicios sociales
Sustitución de Conducto Existente
Ei-120 Humos y Vahos

CONSORCI DE SERVEIS SOCIALS DE BARCELONA
NIF: Q0801425J

CONTENIDO

Sección

04

JUNIO 2025