




DOCUMENT N.2
PLÀNOLS

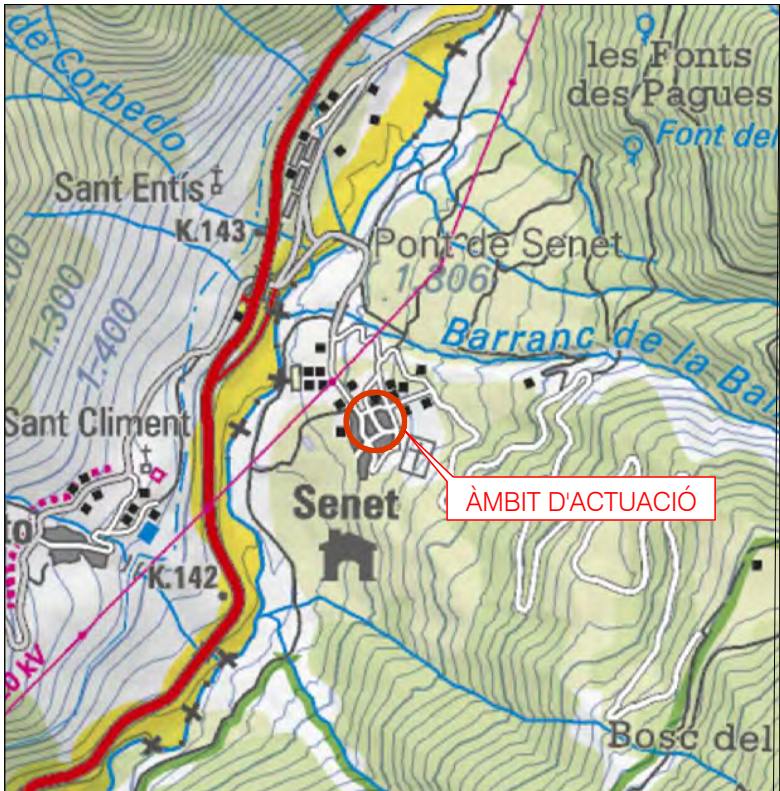

ESCALA 1/20.000

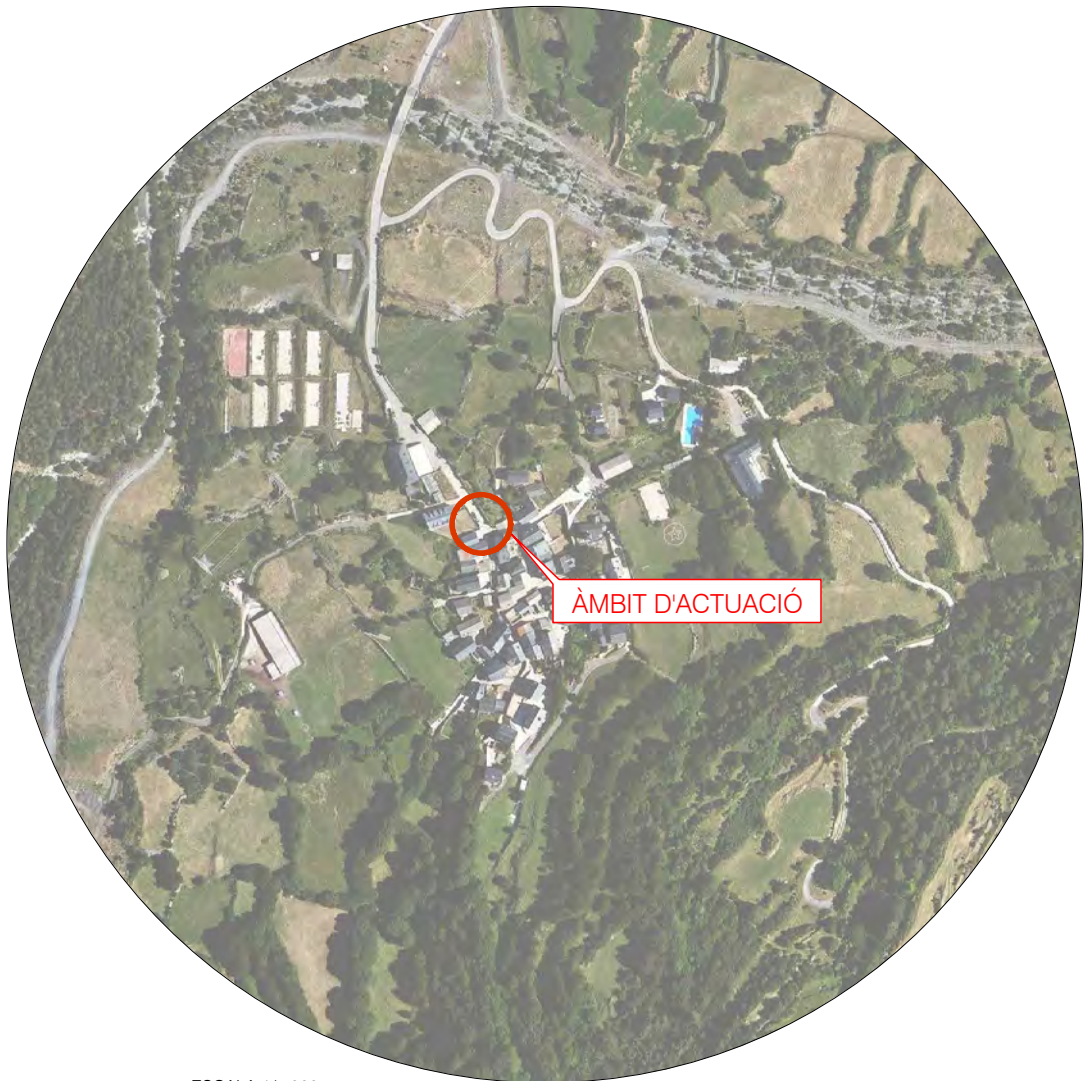


ESCALA 1/5.000

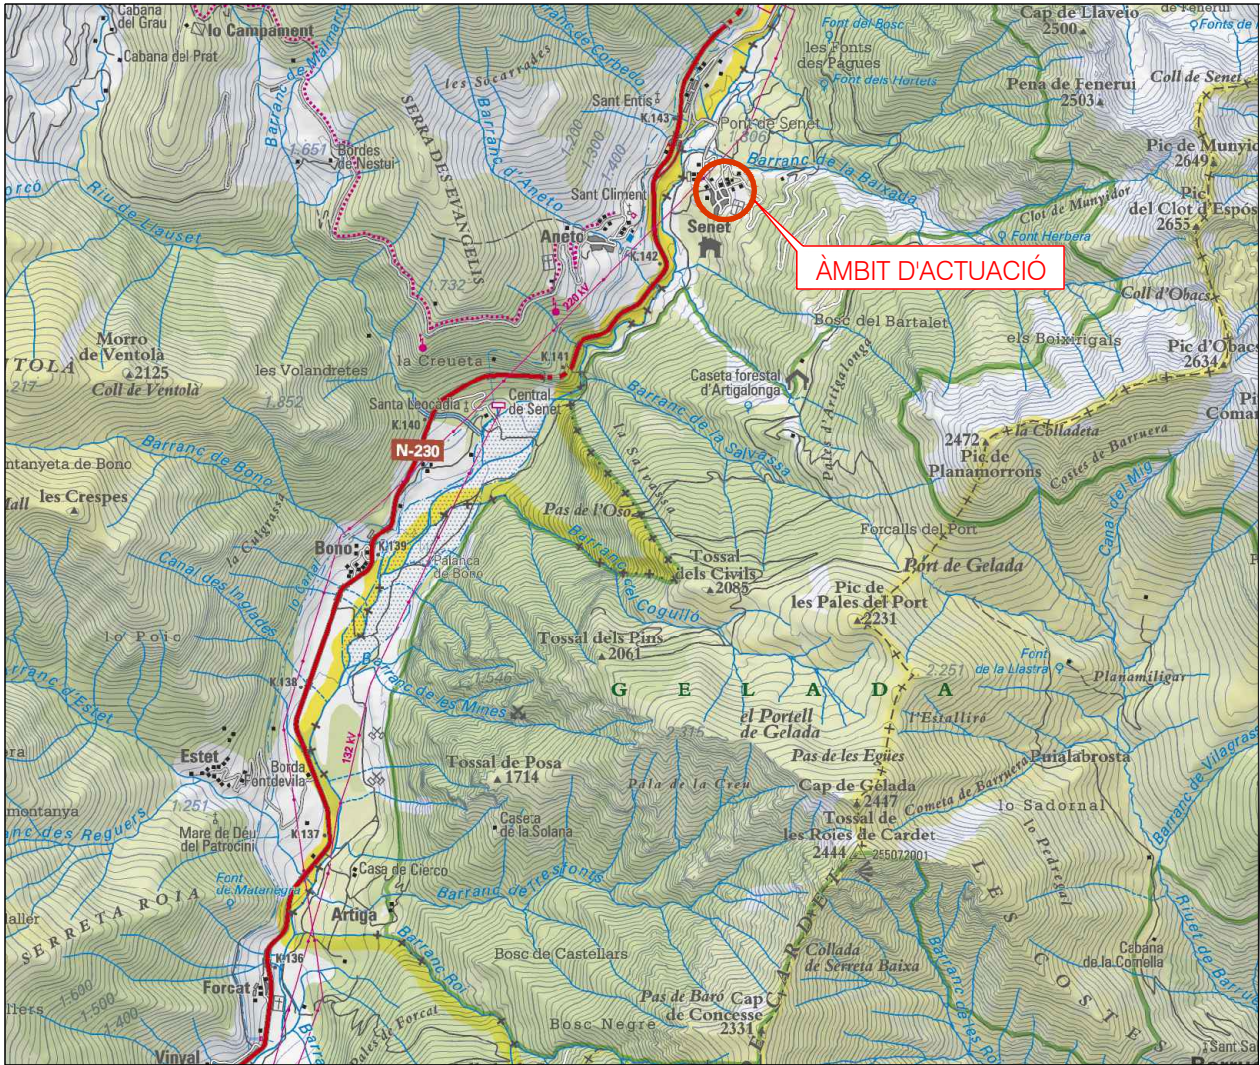


ESCALA 1/50.000

Nº	PLÀNOL	NºFulls
1	SITUACIÓ I ÍNDEX	1
2	PLANTA TOPOGRAFIA	1
3	ENDERROCS	1
4	PAVIMENTACIÓ	
4.1	Planta	1
4.2	Secció tipus	1
5	XARXA DE CLAVEGUERAM	
5.1	Planta xarxa clavegueram	1
5.2	Perfil longitudinal xarxa clavegueram	1
5.3	Detalls	1
6	ACTUACIONS EN XARXES SERVEIS	
6.1	Planta Xarxa d'abastament d'aigua potable	1
6.2	Planta Xarxa enllumenat	1
6.3	Planta Baixa tensió	1
6.4	Detalls	1
6.5	Serveis existents	1
TOTAL:		12



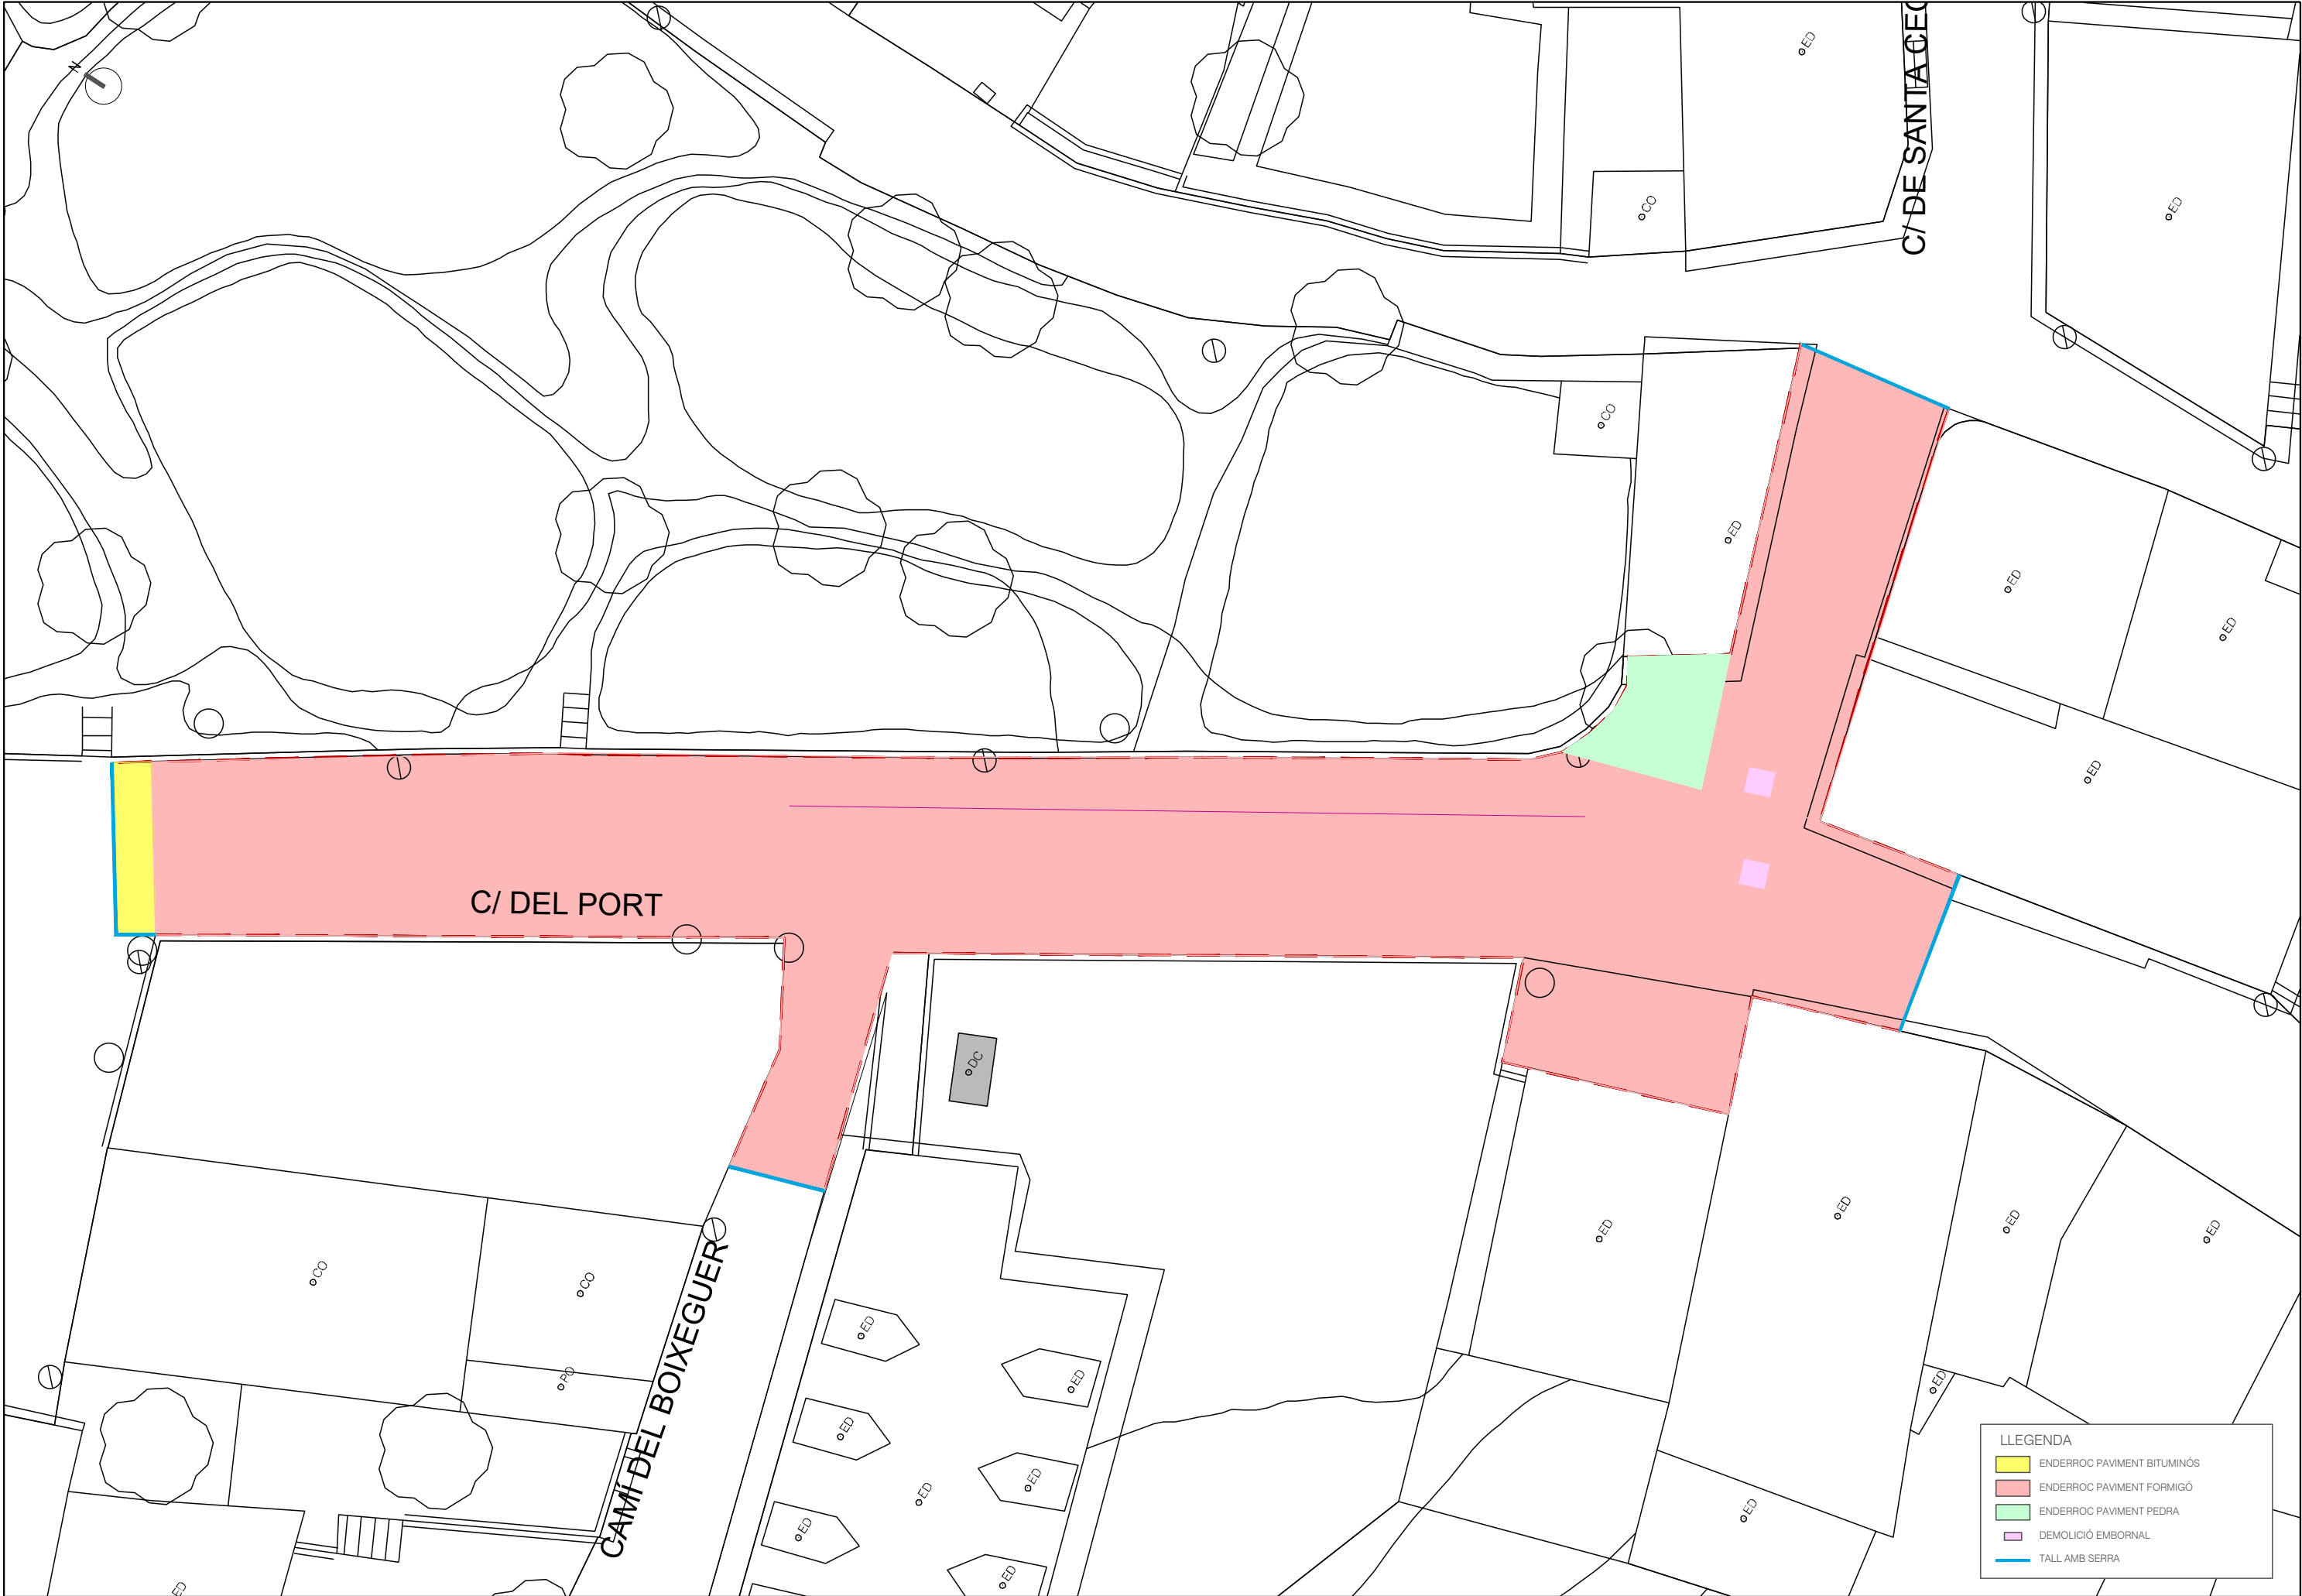

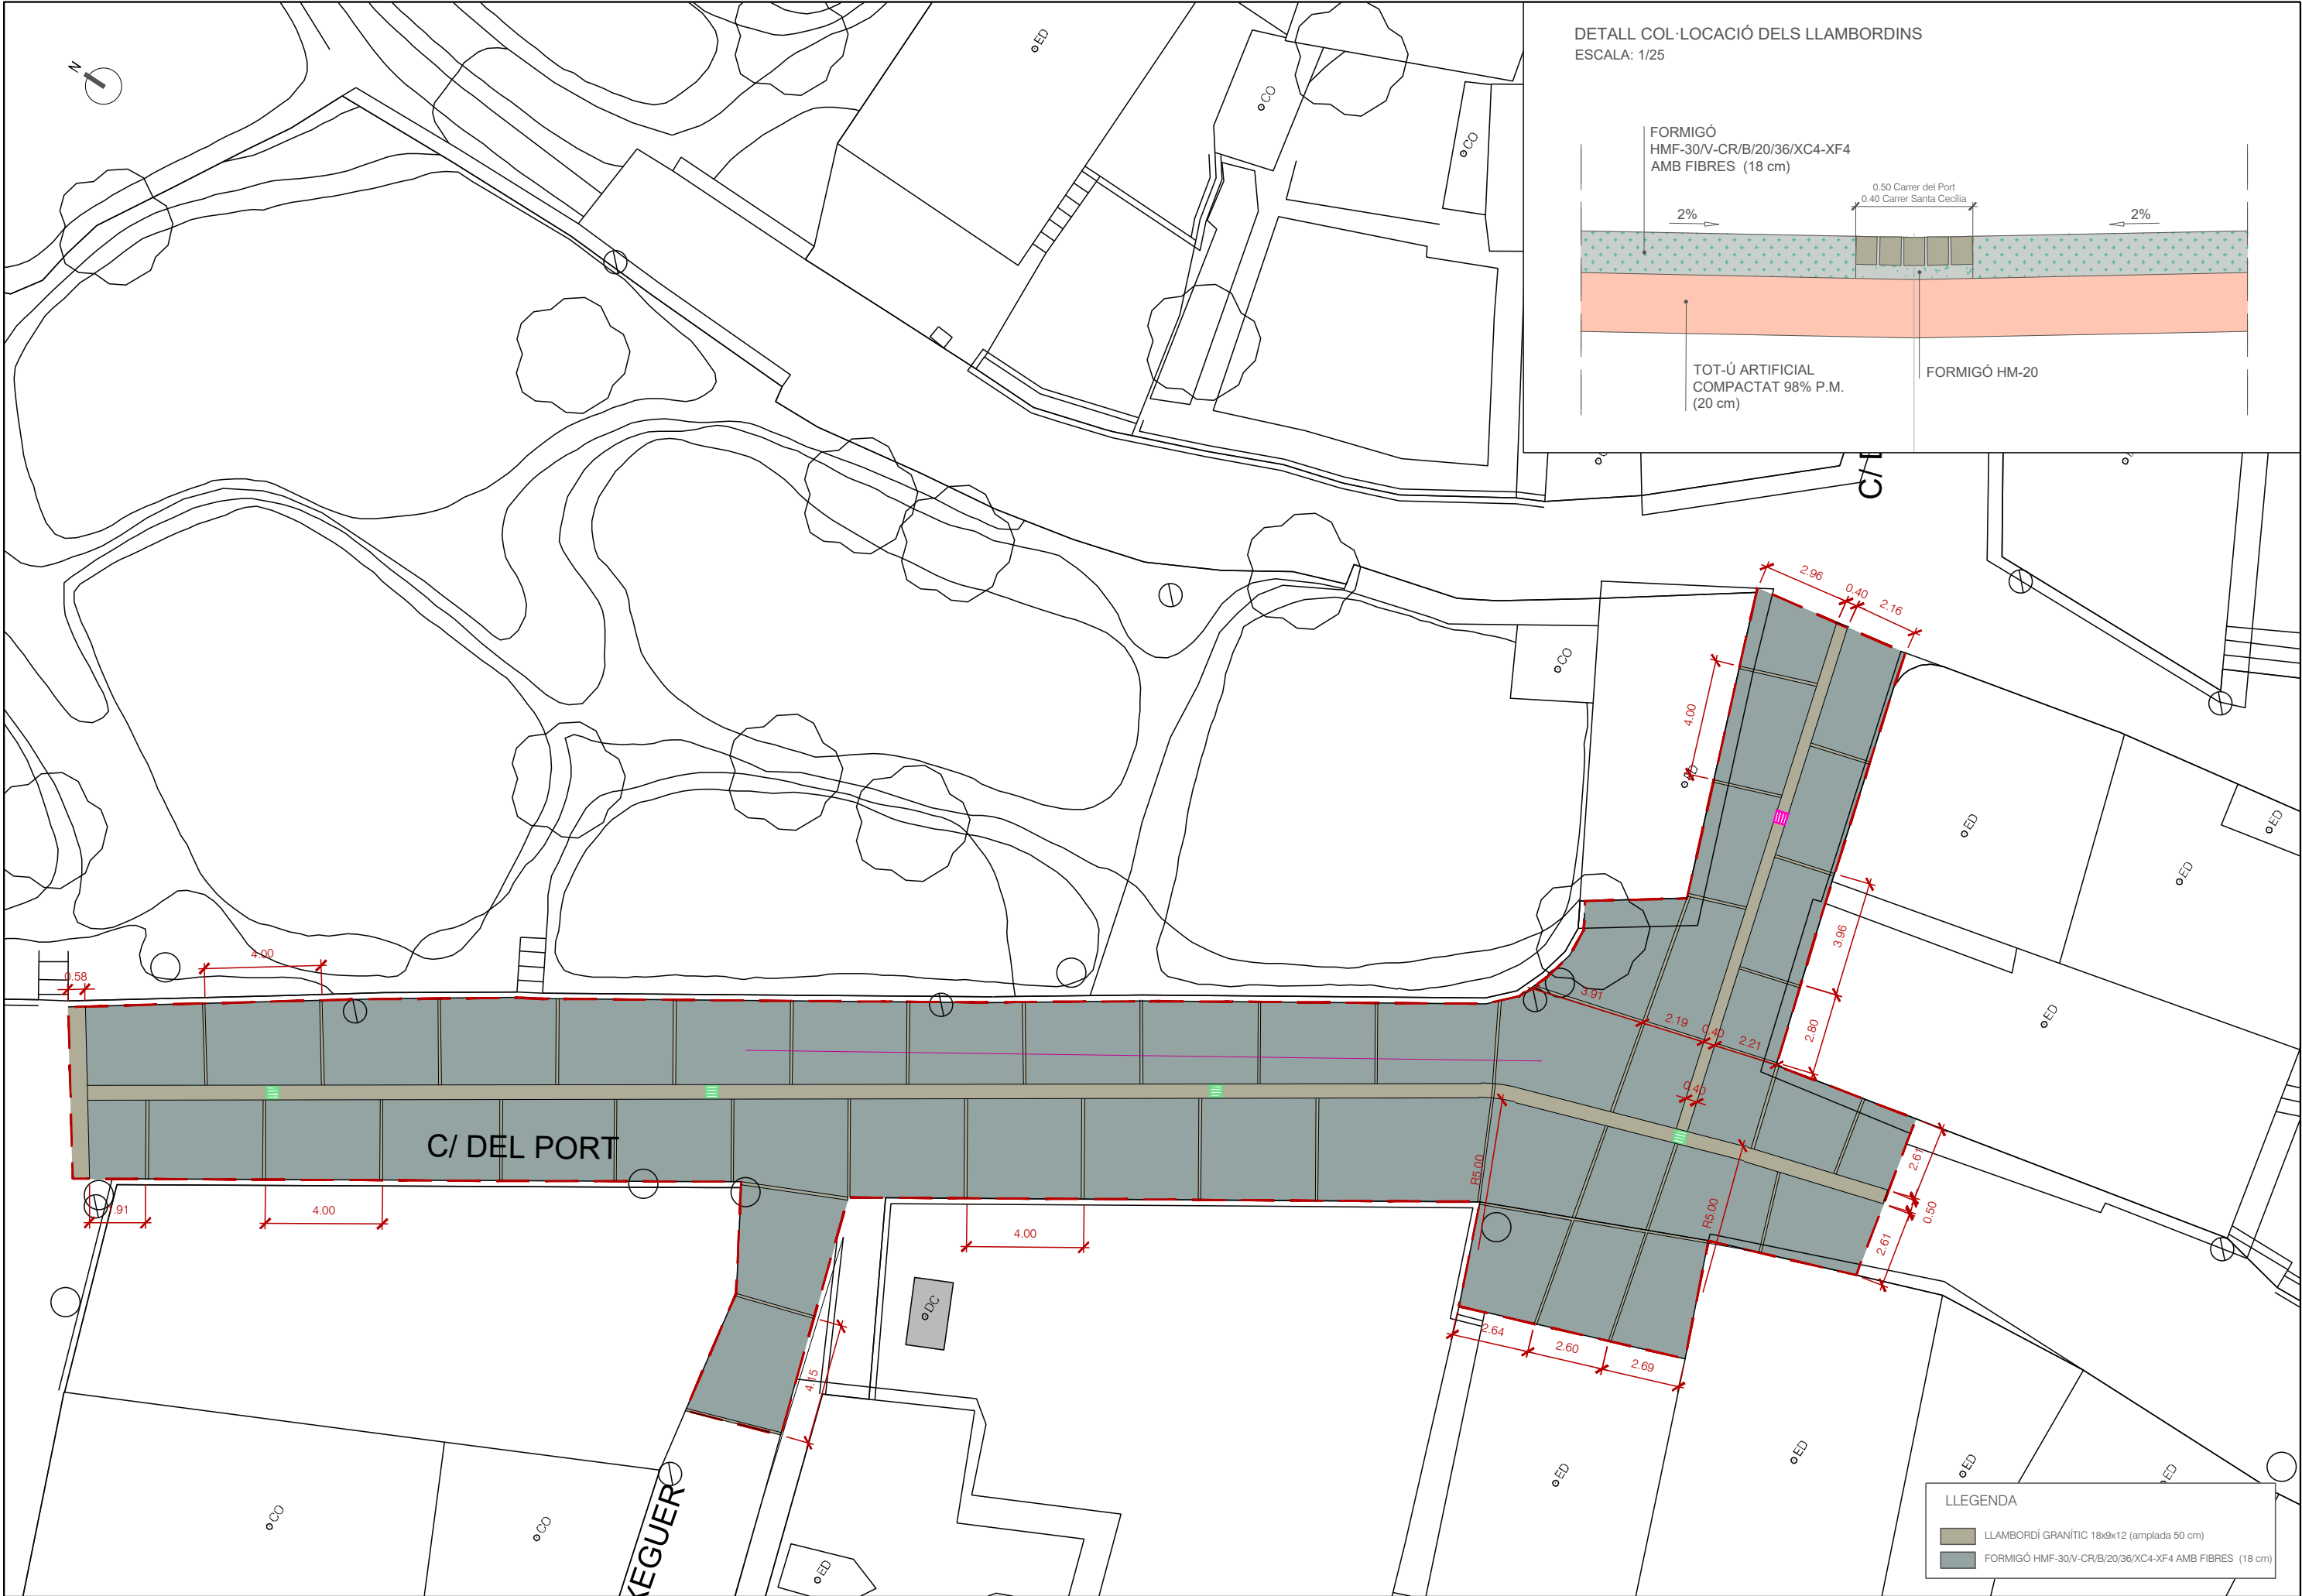

DETALL COL·LOCACIÓ DELS LLAMBORDINS
ESCALA: 1/25

FORMIGÓ
HMF-30/V-CR/B/20/36/XC4-XF4
AMB FIBRES (18 cm)

2%

0.50 Carrer del Port
0.40 Carrer Santa Cecília




2%

TOT-Ú ARTIFICIAL
COMPACTAT 98% P.M.
(20 cm)


FORMIGÓ HM-20

LLEGENDA

- LLAMBORDI GRANÍTIC 18x9x12 (amplada 50 cm)
- FORMIGÓ HMF-30/V-CR/B/20/36/XC4-XF4 AMB FIBRES (18 cm)

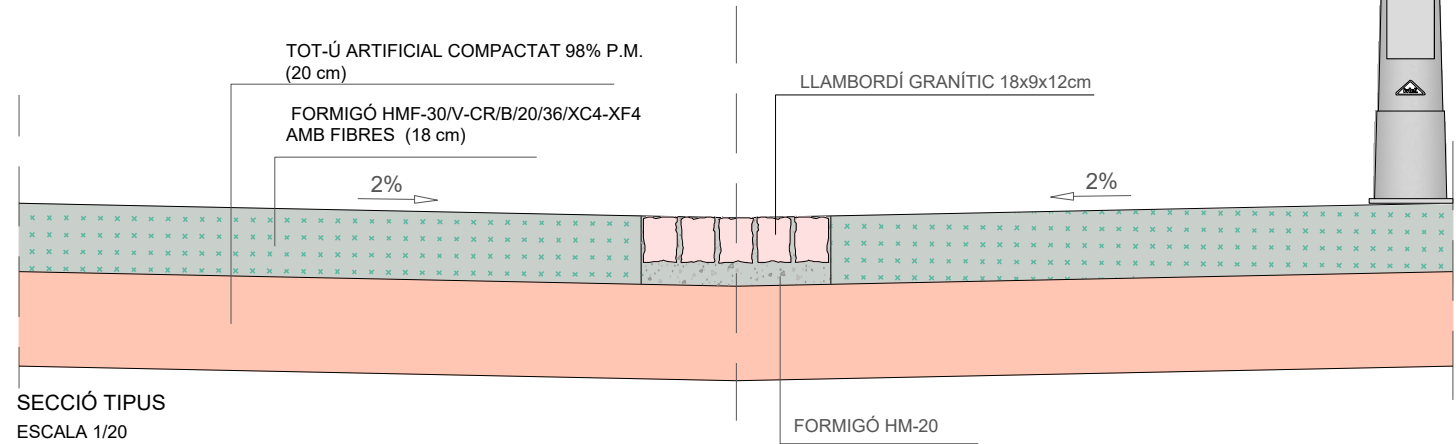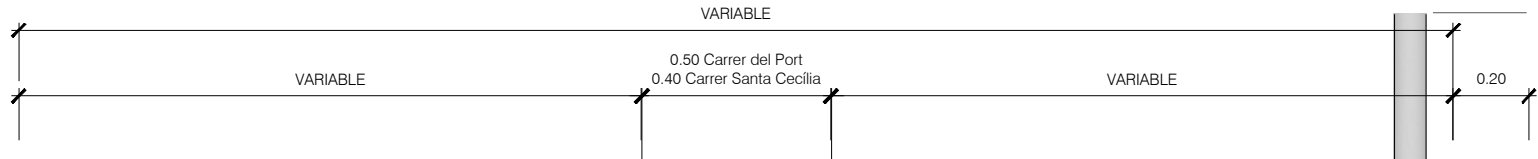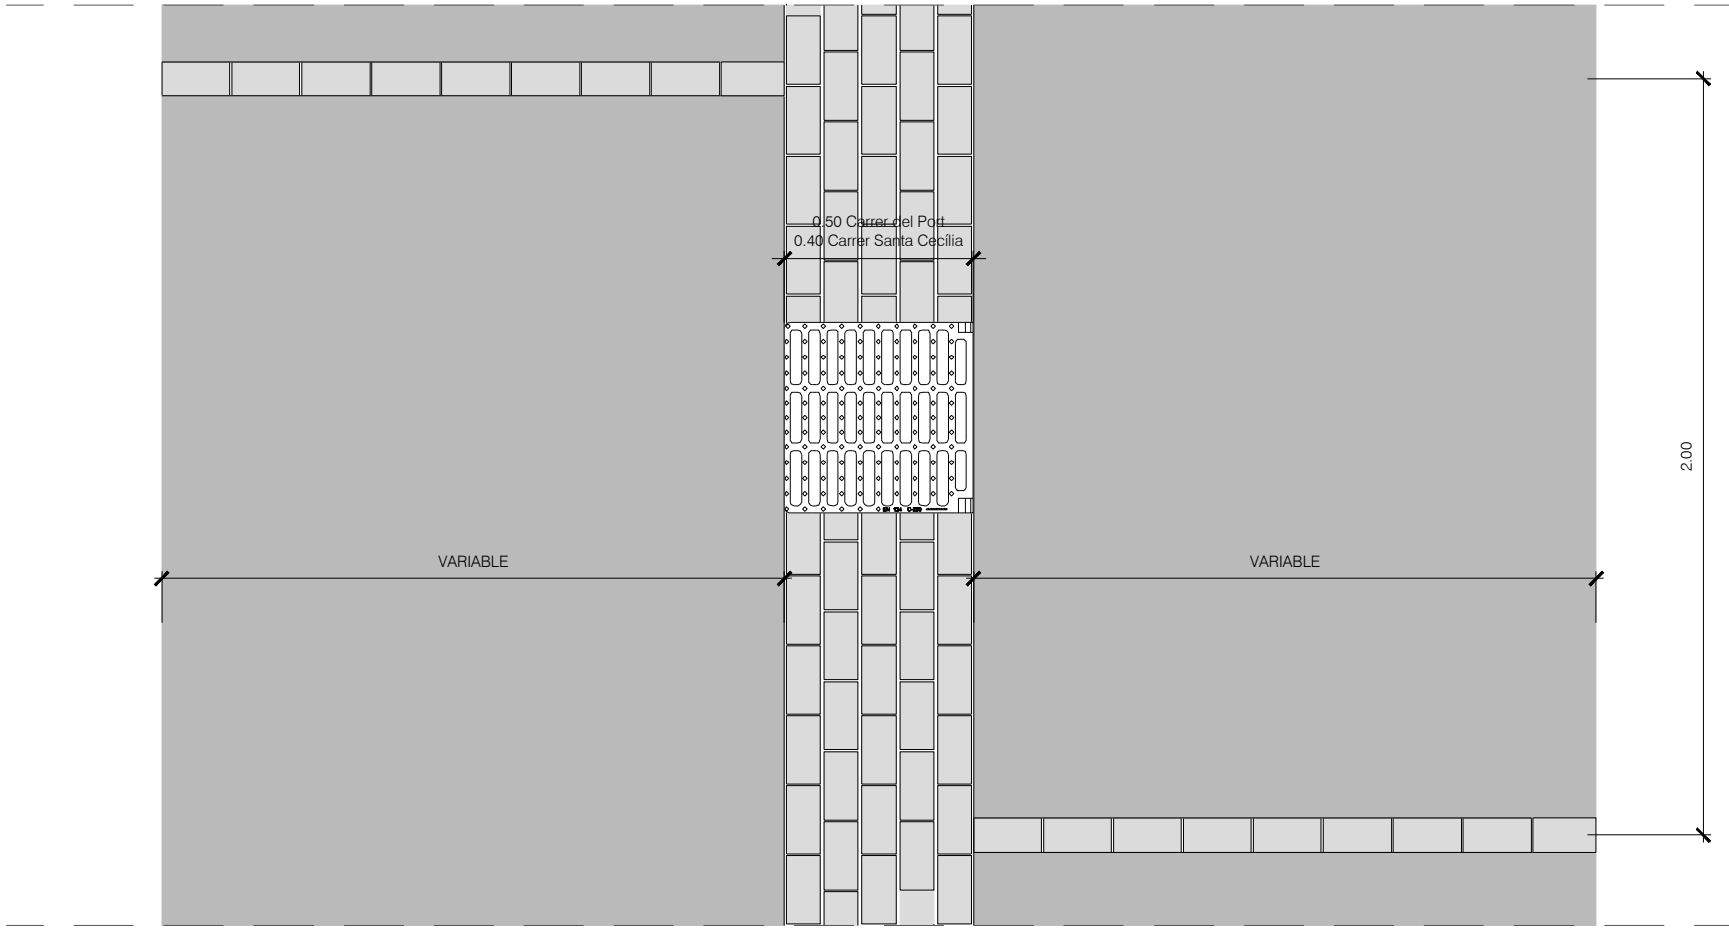


SECCIÓ TIPUS
ESCALA 1/20

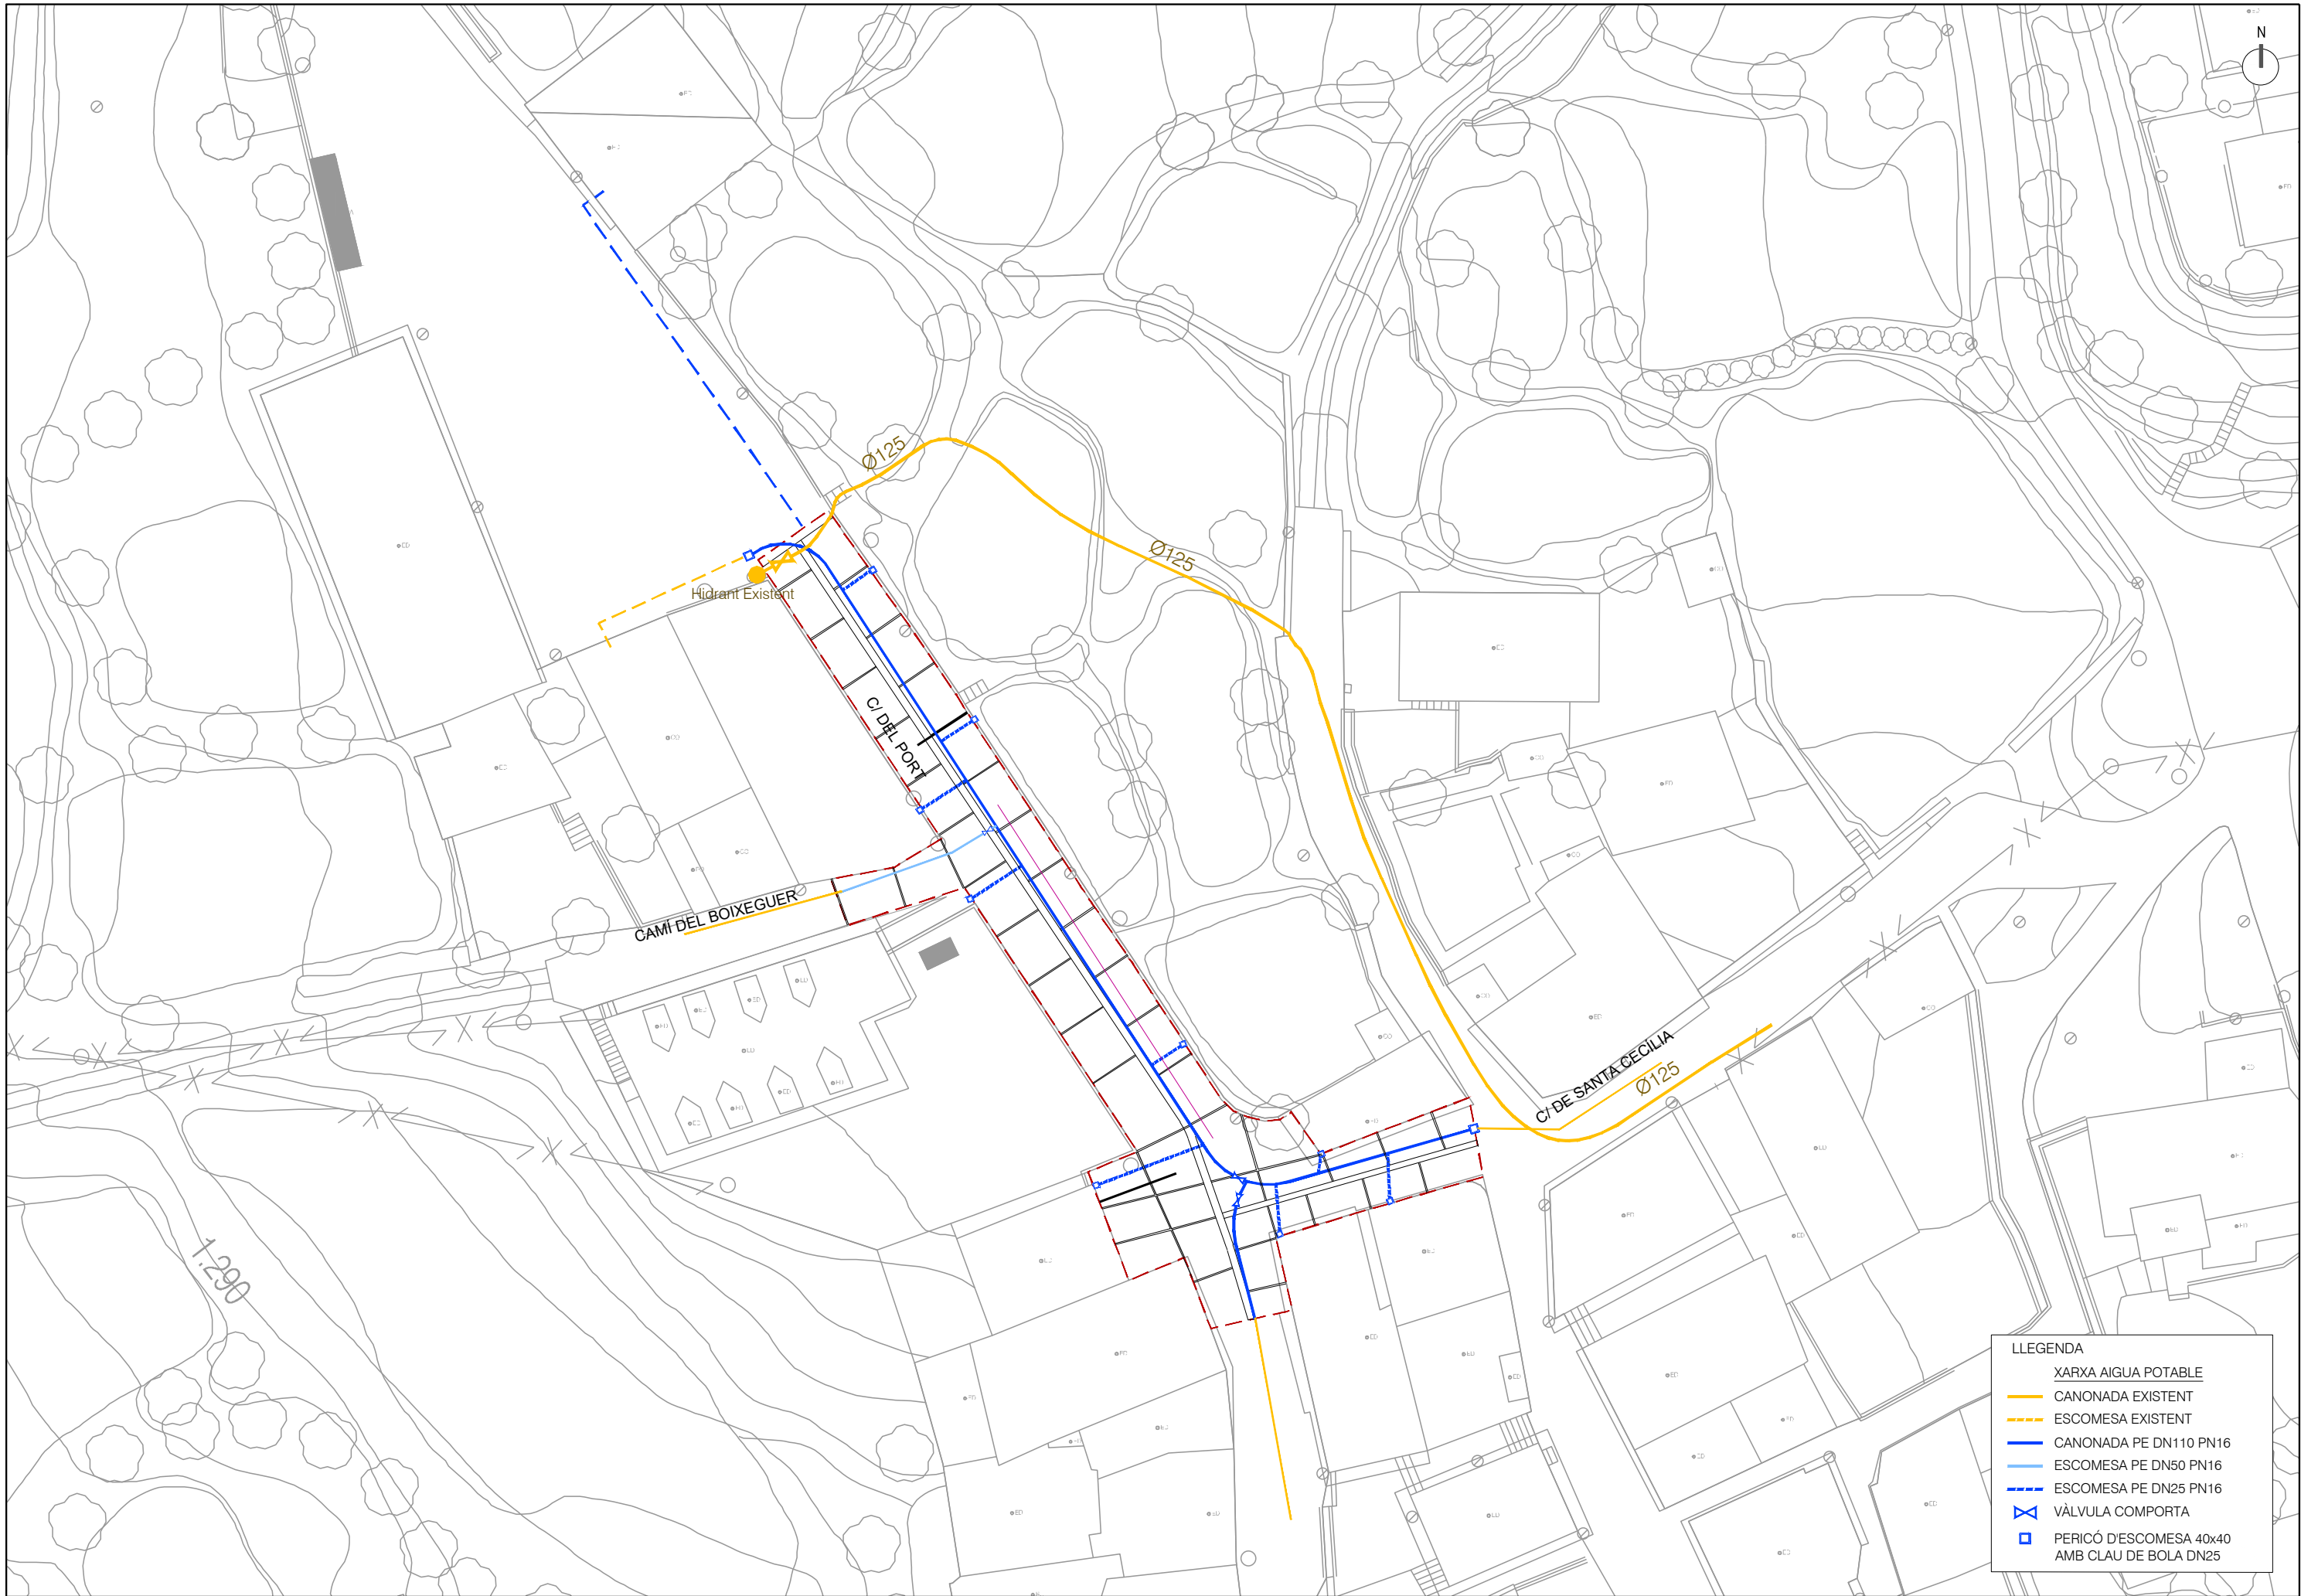

LLEENDA


XARXA AIGUA POTABLE

- CANONADA EXISTENT
- ESCOMESA EXISTENT
- CANONADA PE DN110 PN16
- ESCOMESA PE DN50 PN16
- ESCOMESA PE DN25 PN16
- VÀLVULA COMPORTA
- PERICÓ D'ESCOMESA 40x40 AMB CLAU DE BOLA DN25

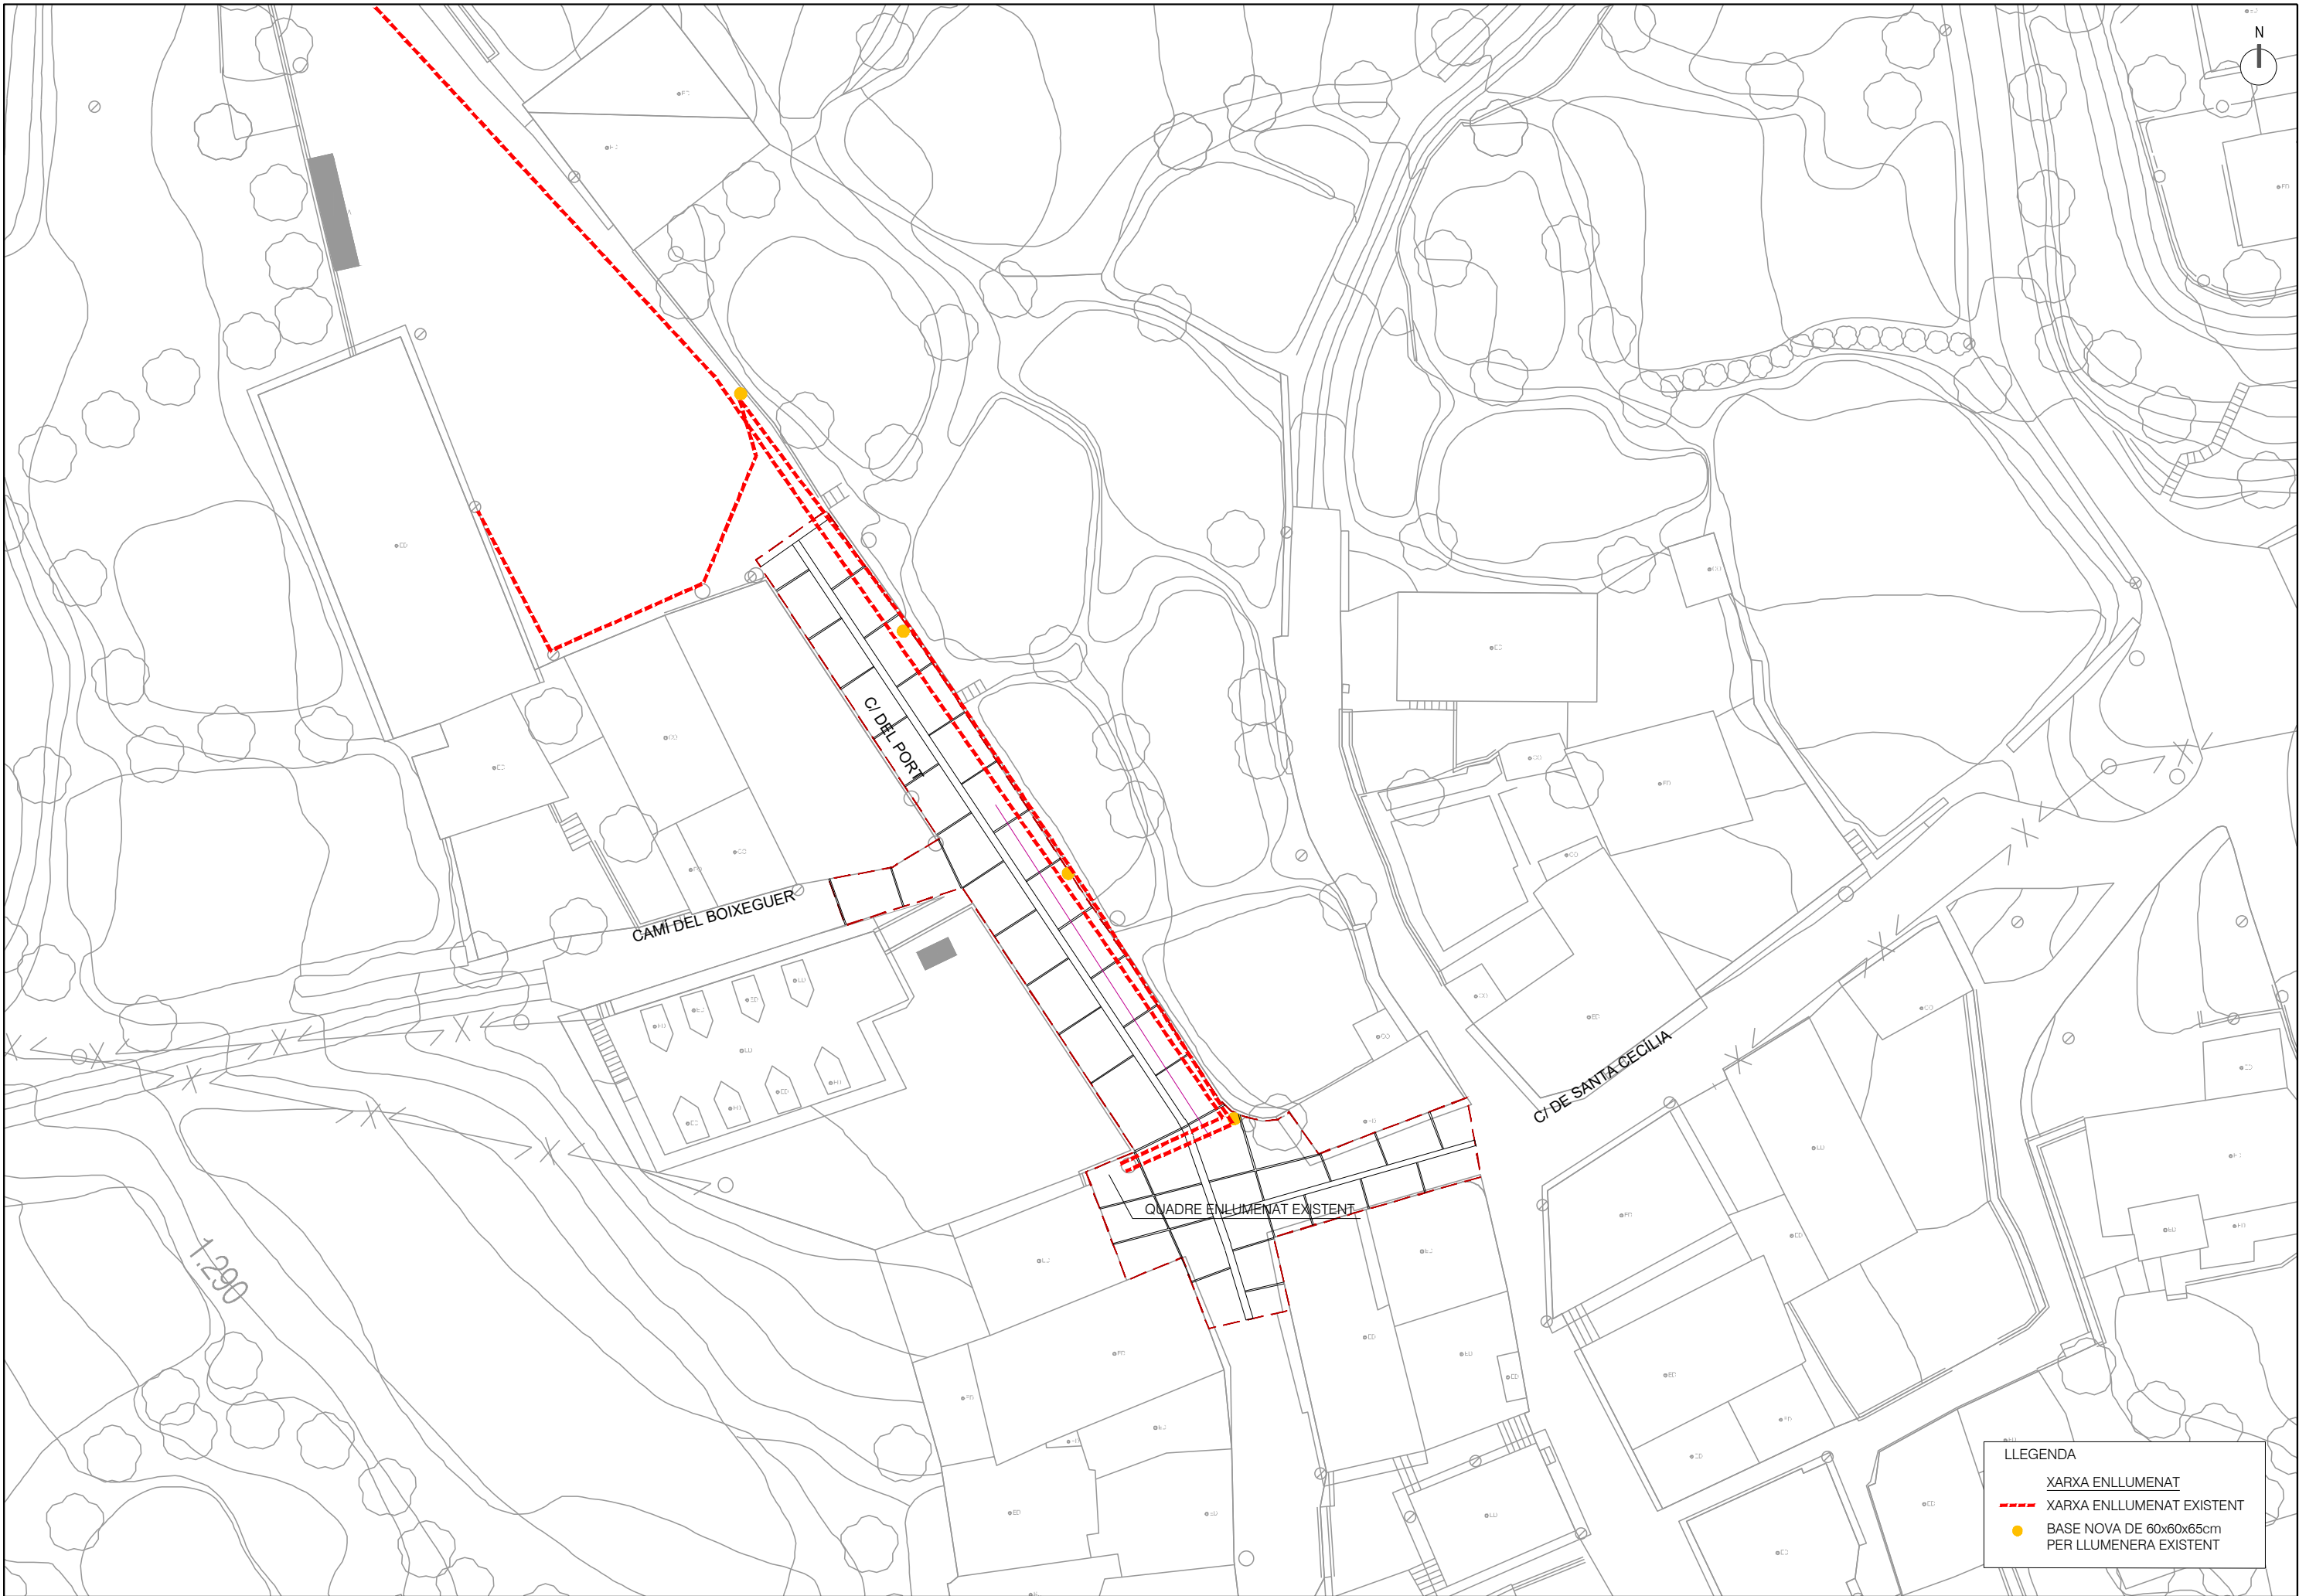


LLEENDA



- XARXA ENLLUMENAT
- XARXA ENLLUMENAT EXISTENT
- BASE NOVA DE 60x60x65cm PER LLUMENERA EXISTENT

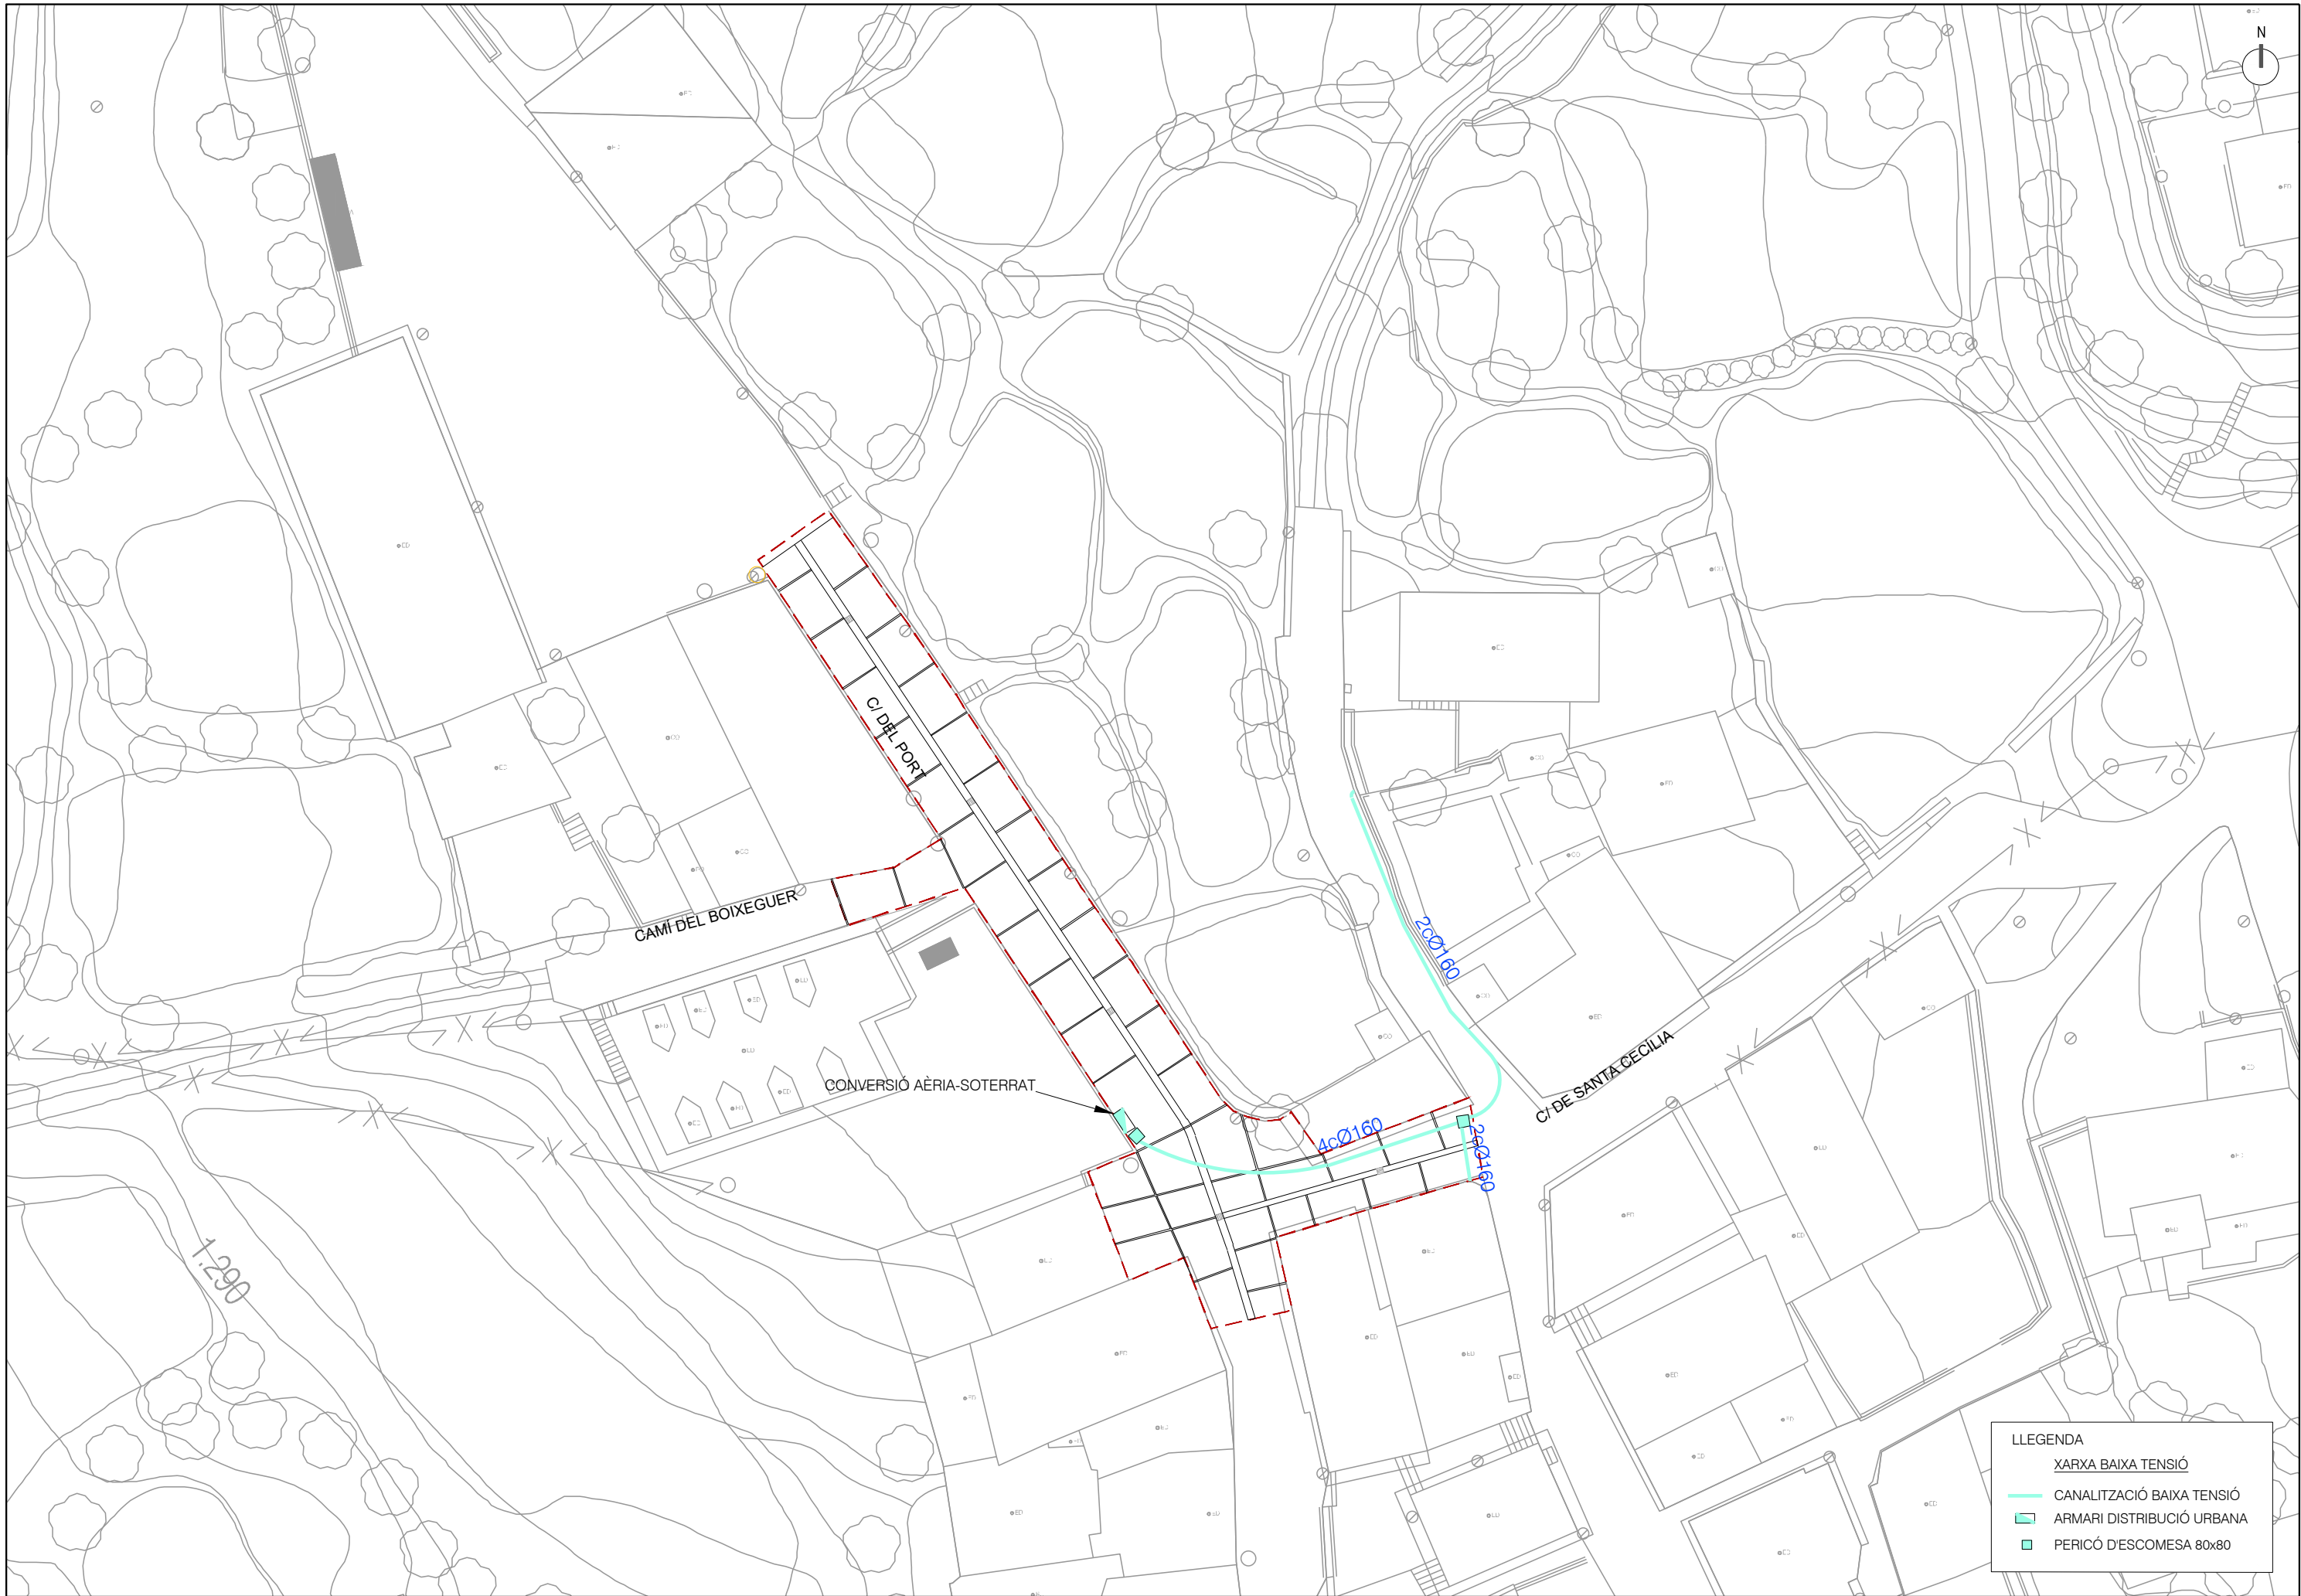

RASA TIPUS PER A CANONADA
PE DN25 PN16
ESCALA: 1/20

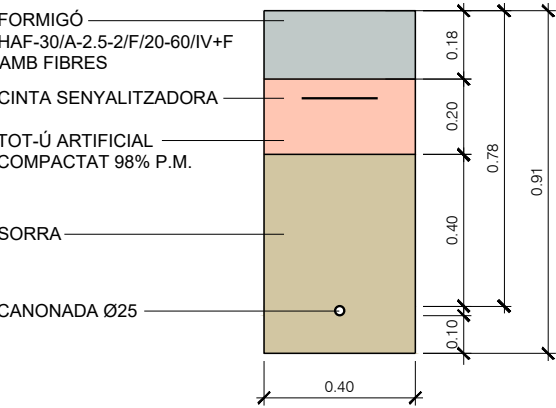


RASA TIPUS PER A CANONADA
PE DN110 PN16
ESCALA: 1/20

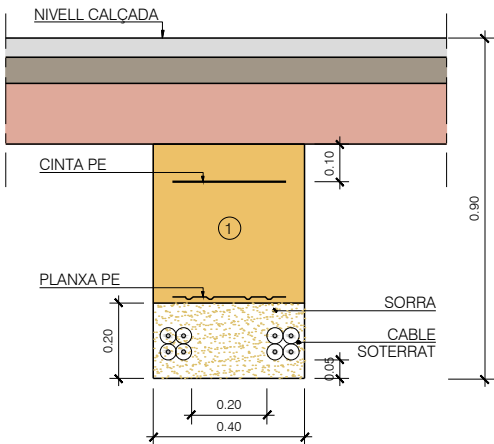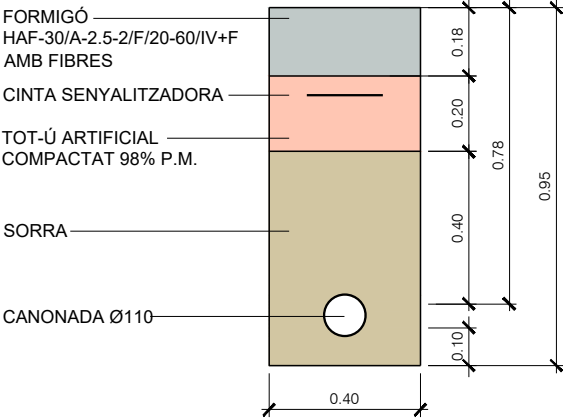

① REPLÈ DE LES RASES AMB MATERIAL PORCAT SENSE PEDRES SUPERIORS A 8 CM. COMPACTAT AL 95 % P.M.


RASA BT AMB 2 CIRCUITS
EN CALÇADA
ESCALA 1/10

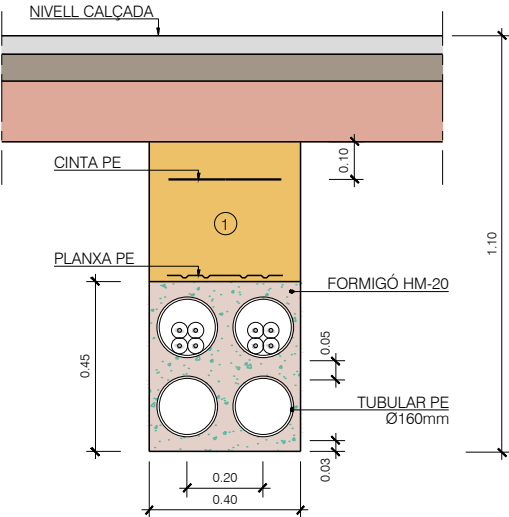


① REPLÈ DE LES RASES AMB MATERIAL PORCAT SENSE PEDRES SUPERIORS A 8 CM. COMPACTAT AL 95 % P.M.

RASA BT AMB 2 CIRCUITS
EN CALÇADA, TUB FORMIGONAT
ESCALA 1/10


PAVIMENT DE FORMIGÓ AMB FIBRES
ESCALA: 1/20

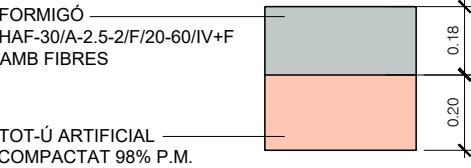


PAVIMENT FORMIGÓ AMB FIBRES
I LÀMINA DRENANT
ESCALA: 1/20

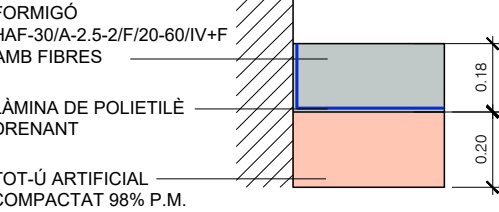


RASA FONAMENTACIÓ
PER LLUMENERES EXISTENTS
ESCALA: 1/20

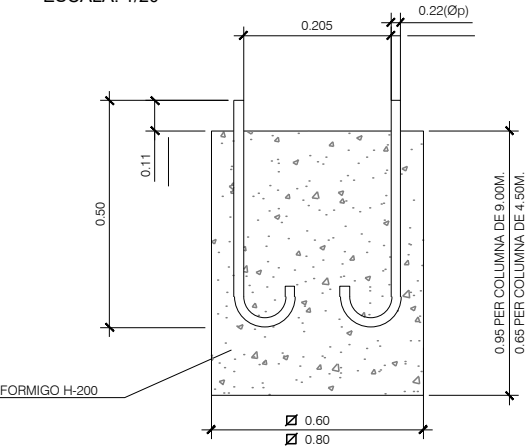

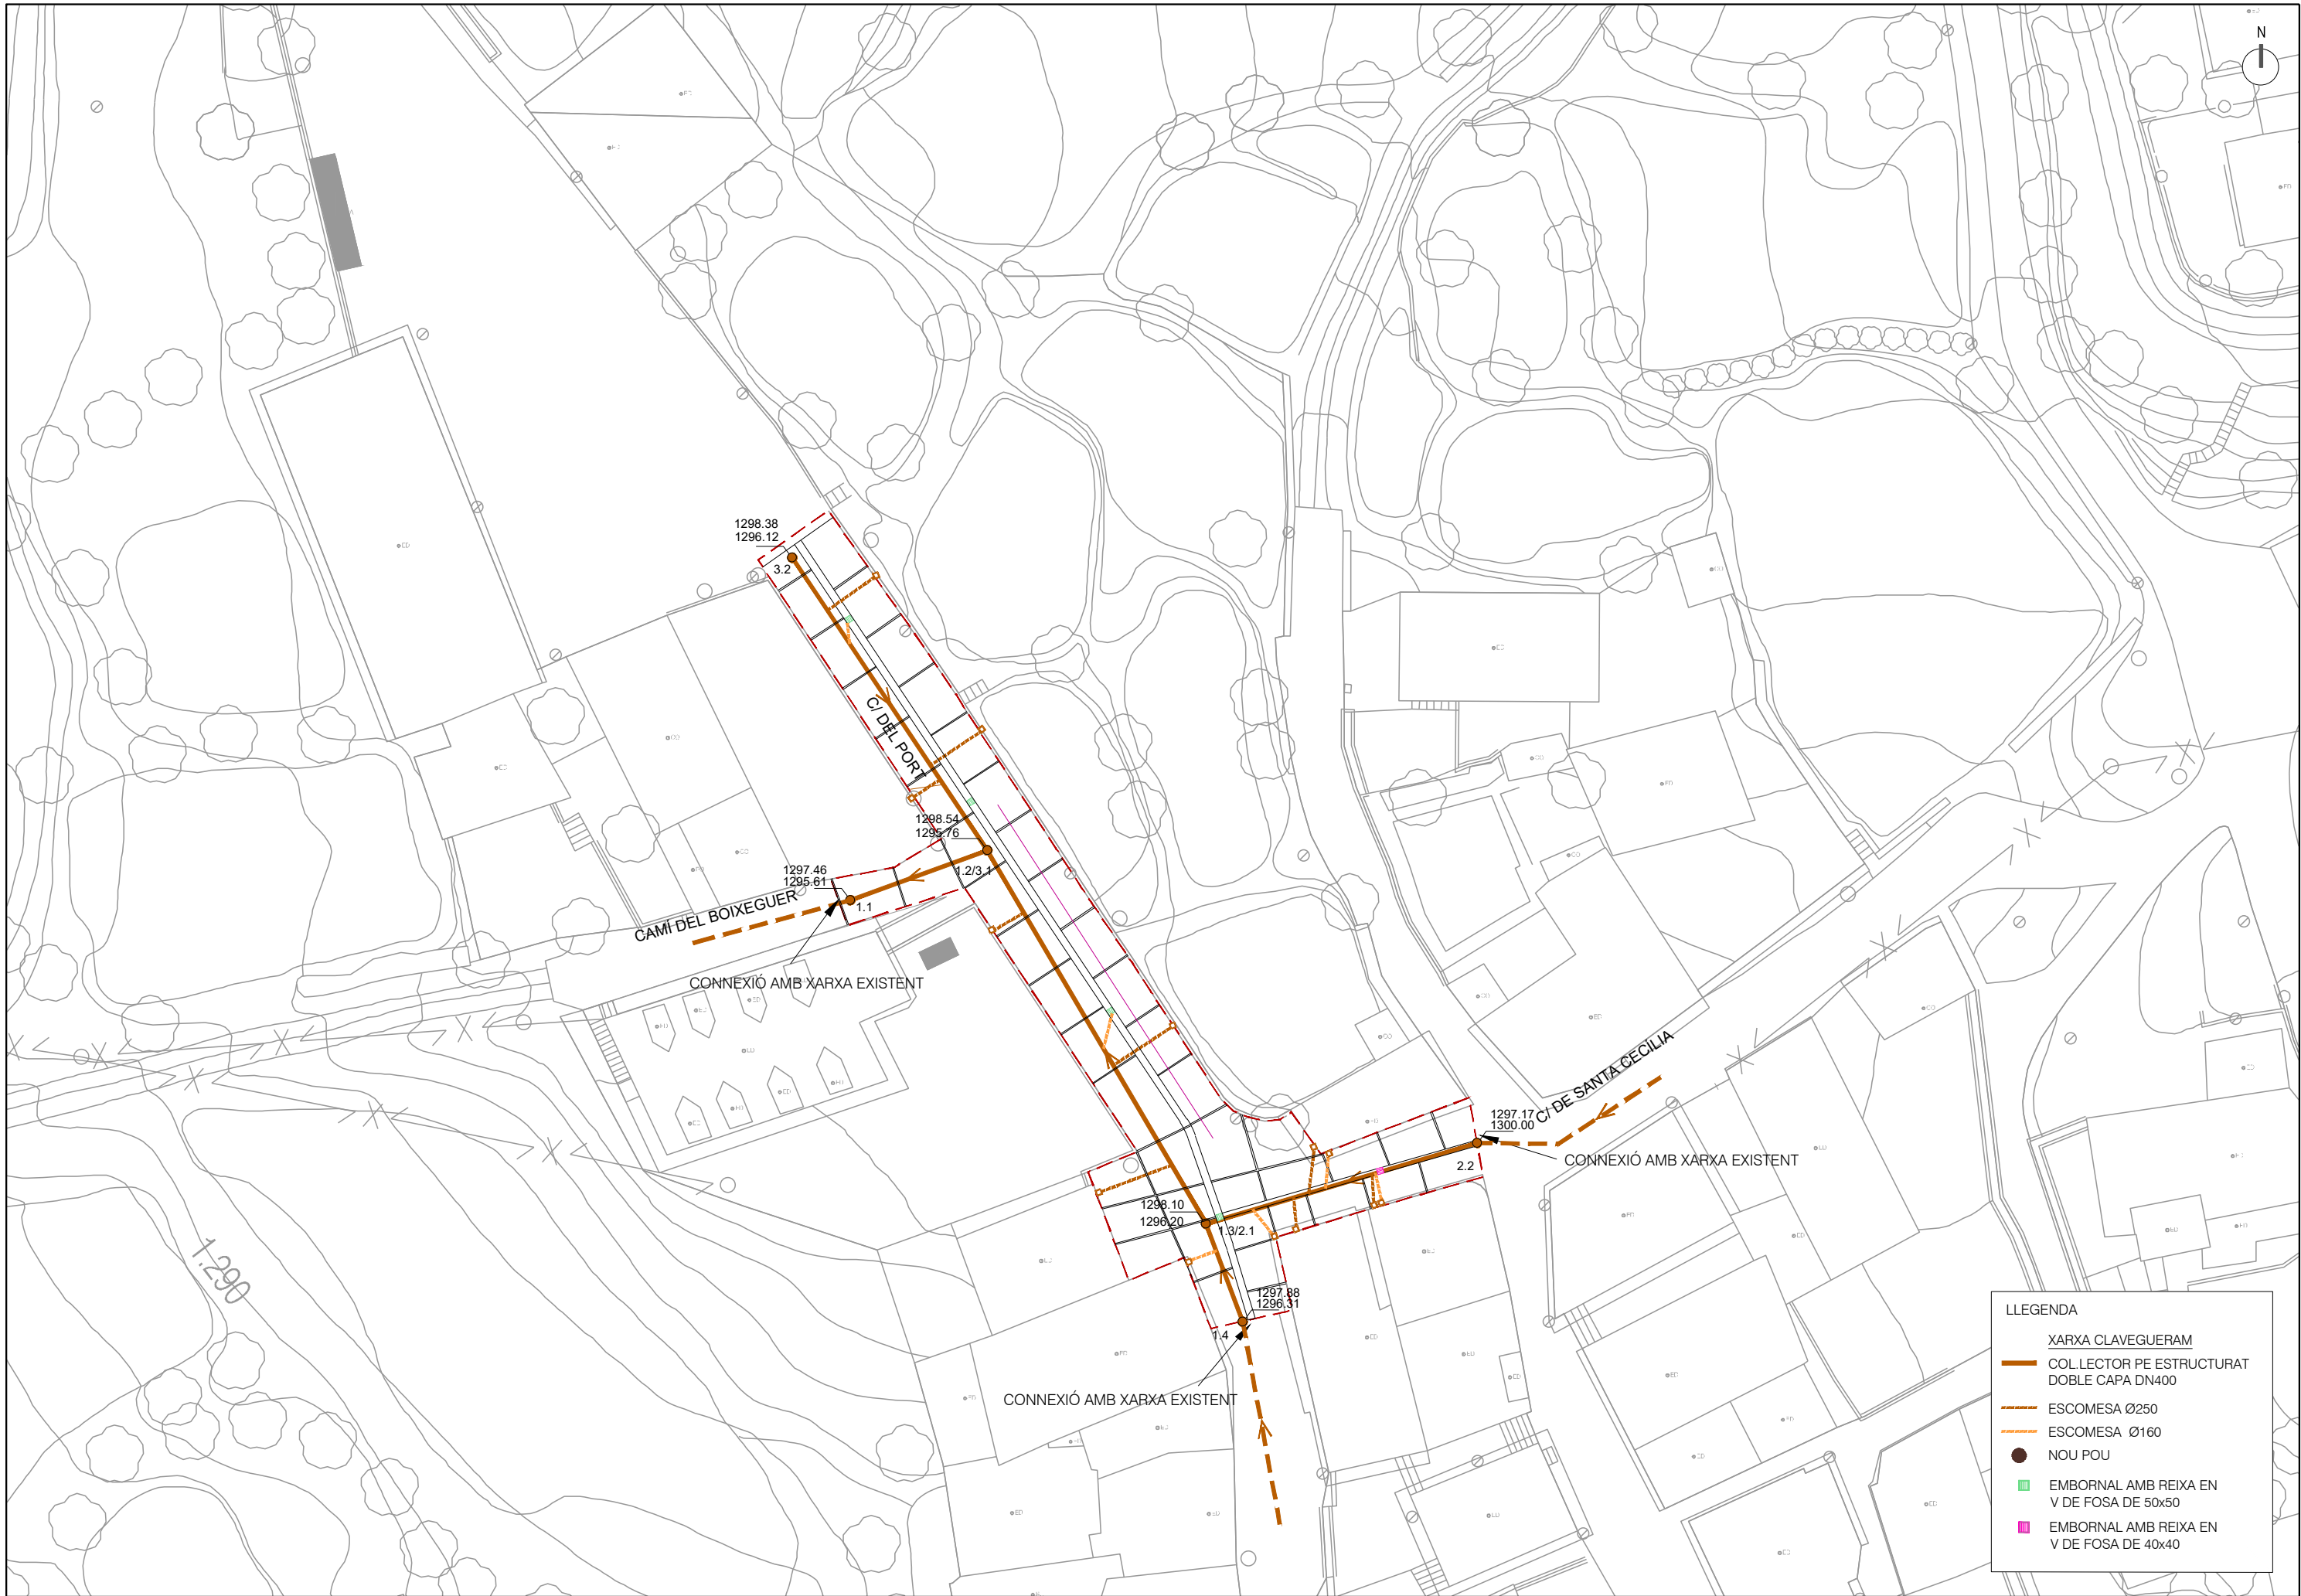


- LLEENDA
- XARXA CLAVEGUERAM
 - COL·LECTOR PE ESTRUCTURAT DOBLE CAPA DN400
 - ESCOMESA Ø250
 - ESCOMESA Ø160
 - NOU POU
 - EMBORNAL AMB REIXA EN V DE FOSA DE 50x50
 - EMBORNAL AMB REIXA EN V DE FOSA DE 40x40

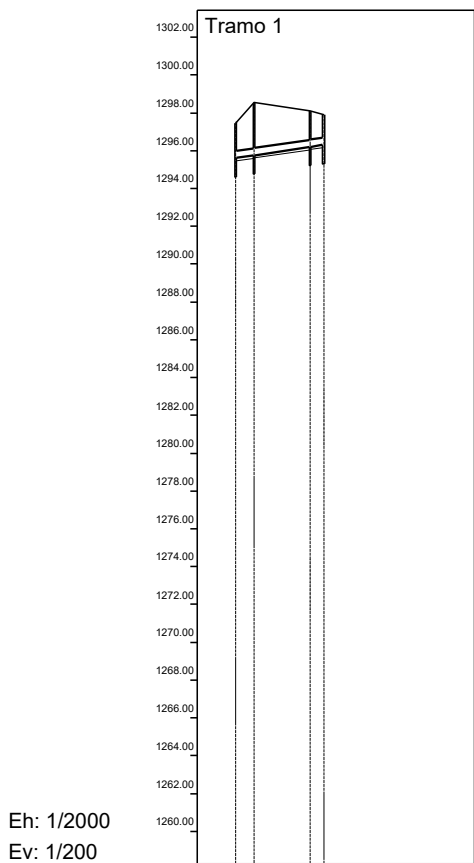


Eh: 1/2000
Ev: 1/200

Perfil	1	2	3	4
Sección	2-Poli D=400mm			
Pendiente	← 4.50% 4.50%			
Zanja Tipo	← Zanja 1 →			
Cota Roja	1.85	2.78	1.90	1.57
Cota rasante	1297.46	1295.61	1298.10	1296.20
Cota terreno	1297.46	1298.54	1298.10	1297.88
Distancia parcial	0.00	9.97	29.61	7.16
Distancia a origen	0.00	9.97	39.58	46.74

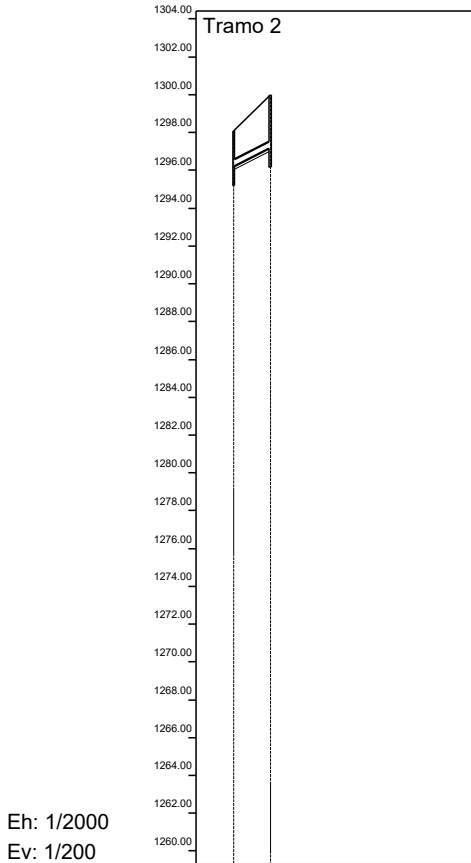



Eh: 1/2000
Ev: 1/200

Perfil	1	2
Sección	2-Poli D=400mm	
Pendiente	5.00%	
Zanja Tipo	Zanja 1	
Cota Roja	1.90	2.83
Cota rasante	1298.10	1296.20
Cota terreno	1298.10	1300.00
Distancia parcial	0.00	19.36
Distancia a origen	0.00	19.36

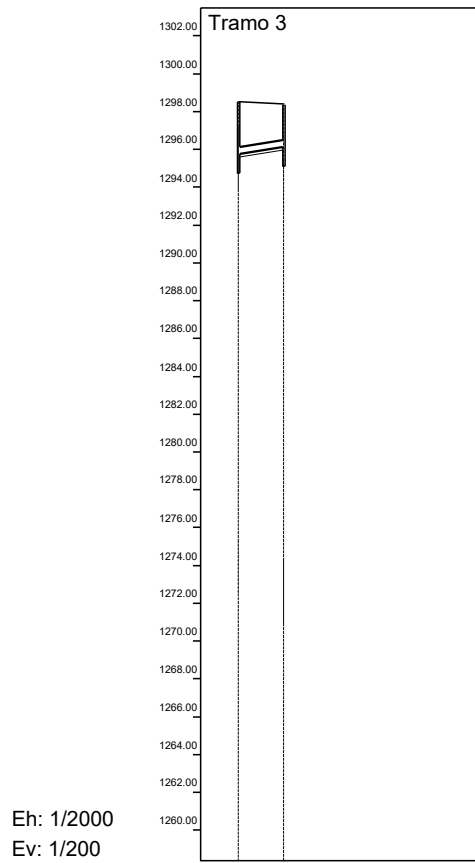


Eh: 1/2000
Ev: 1/200

Perfil	1	2
Sección	2-Poli D=400mm	
Pendiente	4.50%	
Zanja Tipo	Zanja 1	
Cota Roja	2.78	2.26
Cota rasante	1298.54	1295.76
Cota terreno	1298.54	1298.38
Distancia parcial	0.00	24.06
Distancia a origen	0.00	24.06

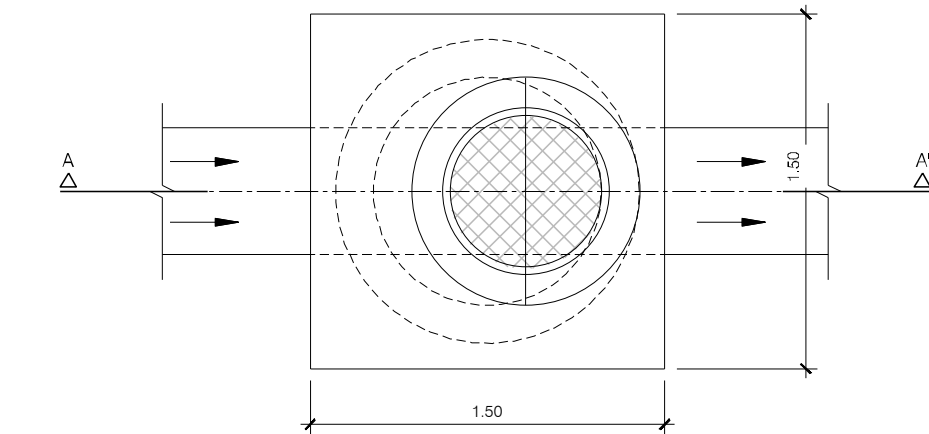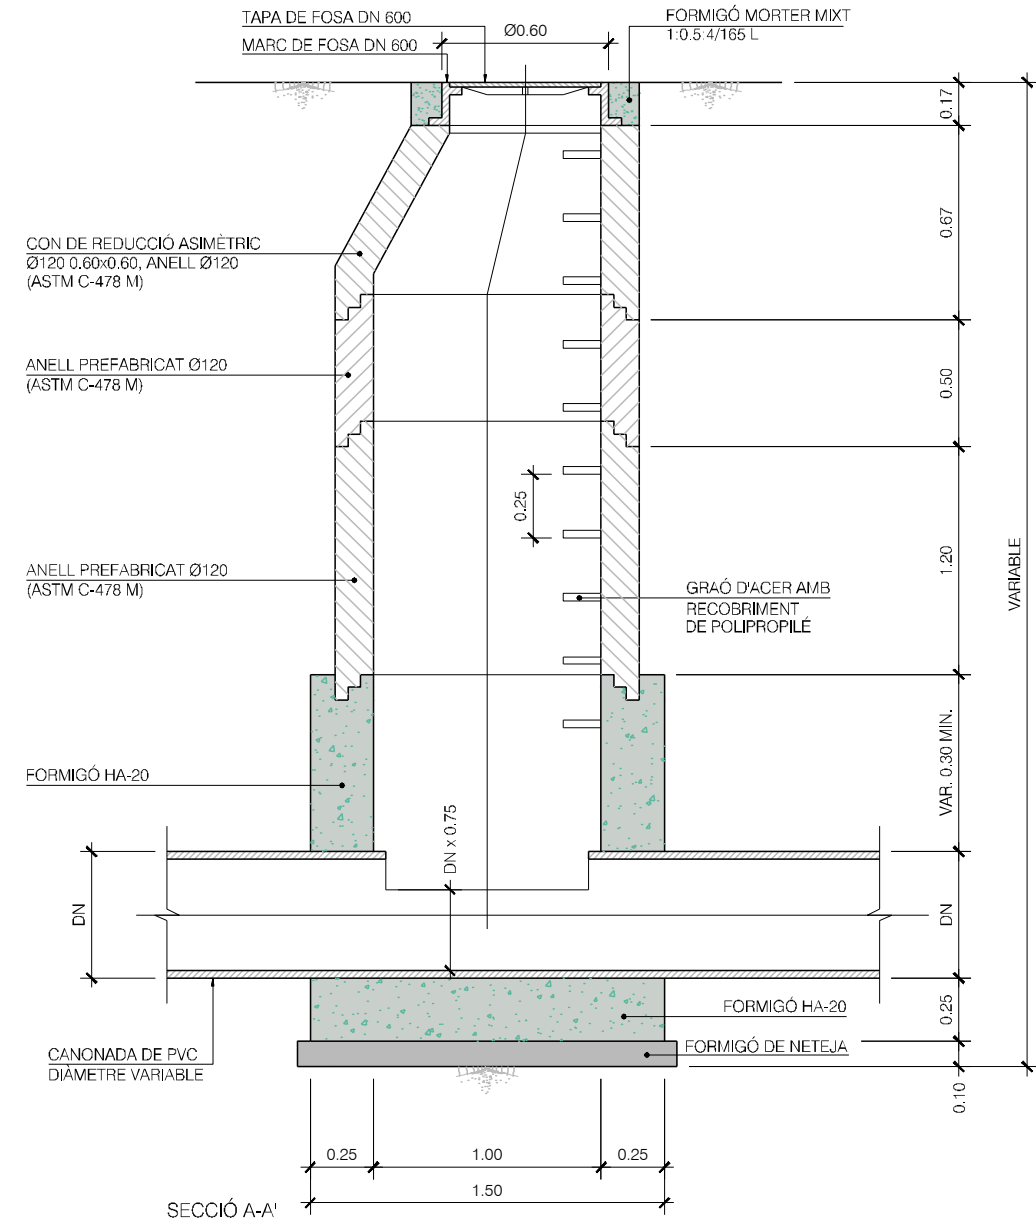


PLANTA
POU DE REGISTRE PREFABRICAT SENSE SALTS
ESCALA 1/20


RASA TIPUS PER A COL·LECTOR PE
ESTRUCTURAT DOBLE CAPA DN400
ESCALA: 1/25

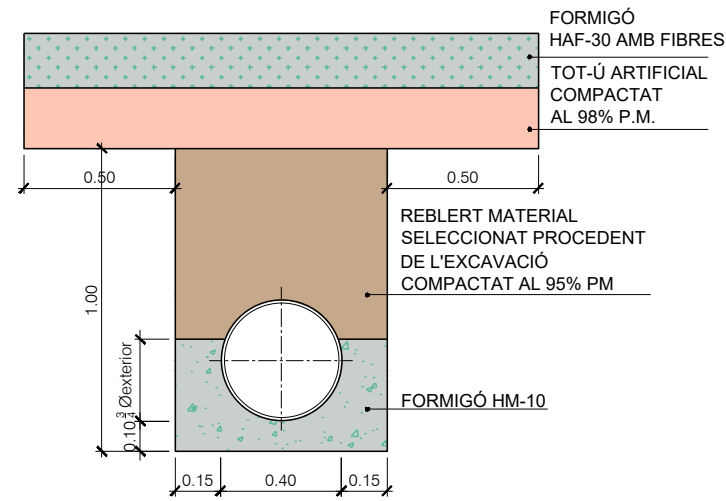

RASA TIPUS PER A COL·LECTOR PE
ESTRUCTURAT DOBLE CAPA DN250
ESCALA: 1/25


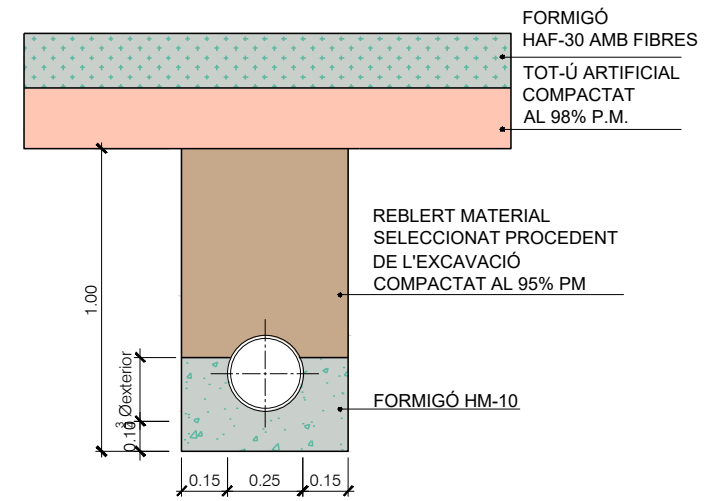


REIXA EMBORNAL EN V DE 40x40 i DE 50x50
ESCALA: 1/25

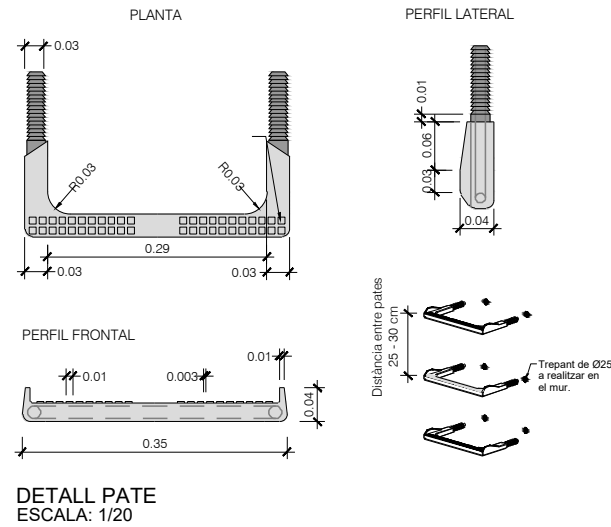

DETALL PATE
ESCALA: 1/20

TAPA CIRCULAR REGISTRE
ESCALA: 1/25

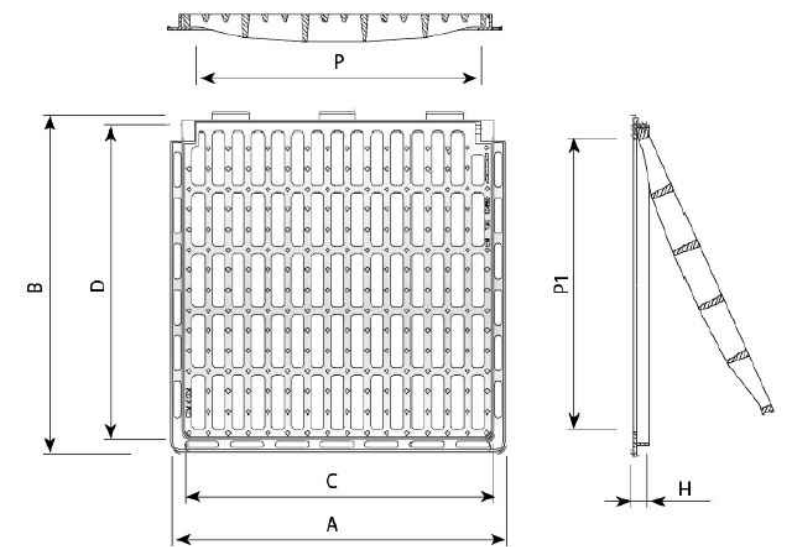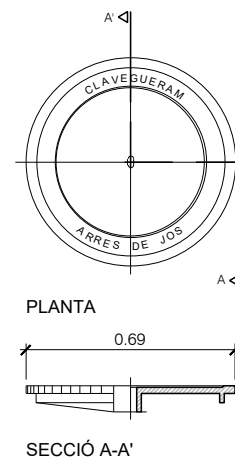

REF.		A	B	C	D	H	P	P1	dm2	UN.
RV40FR	C250	440	465	390	390	35	355	355	8	40
RV50FR	C250	525	555	480	480	35	440	440	12	40